
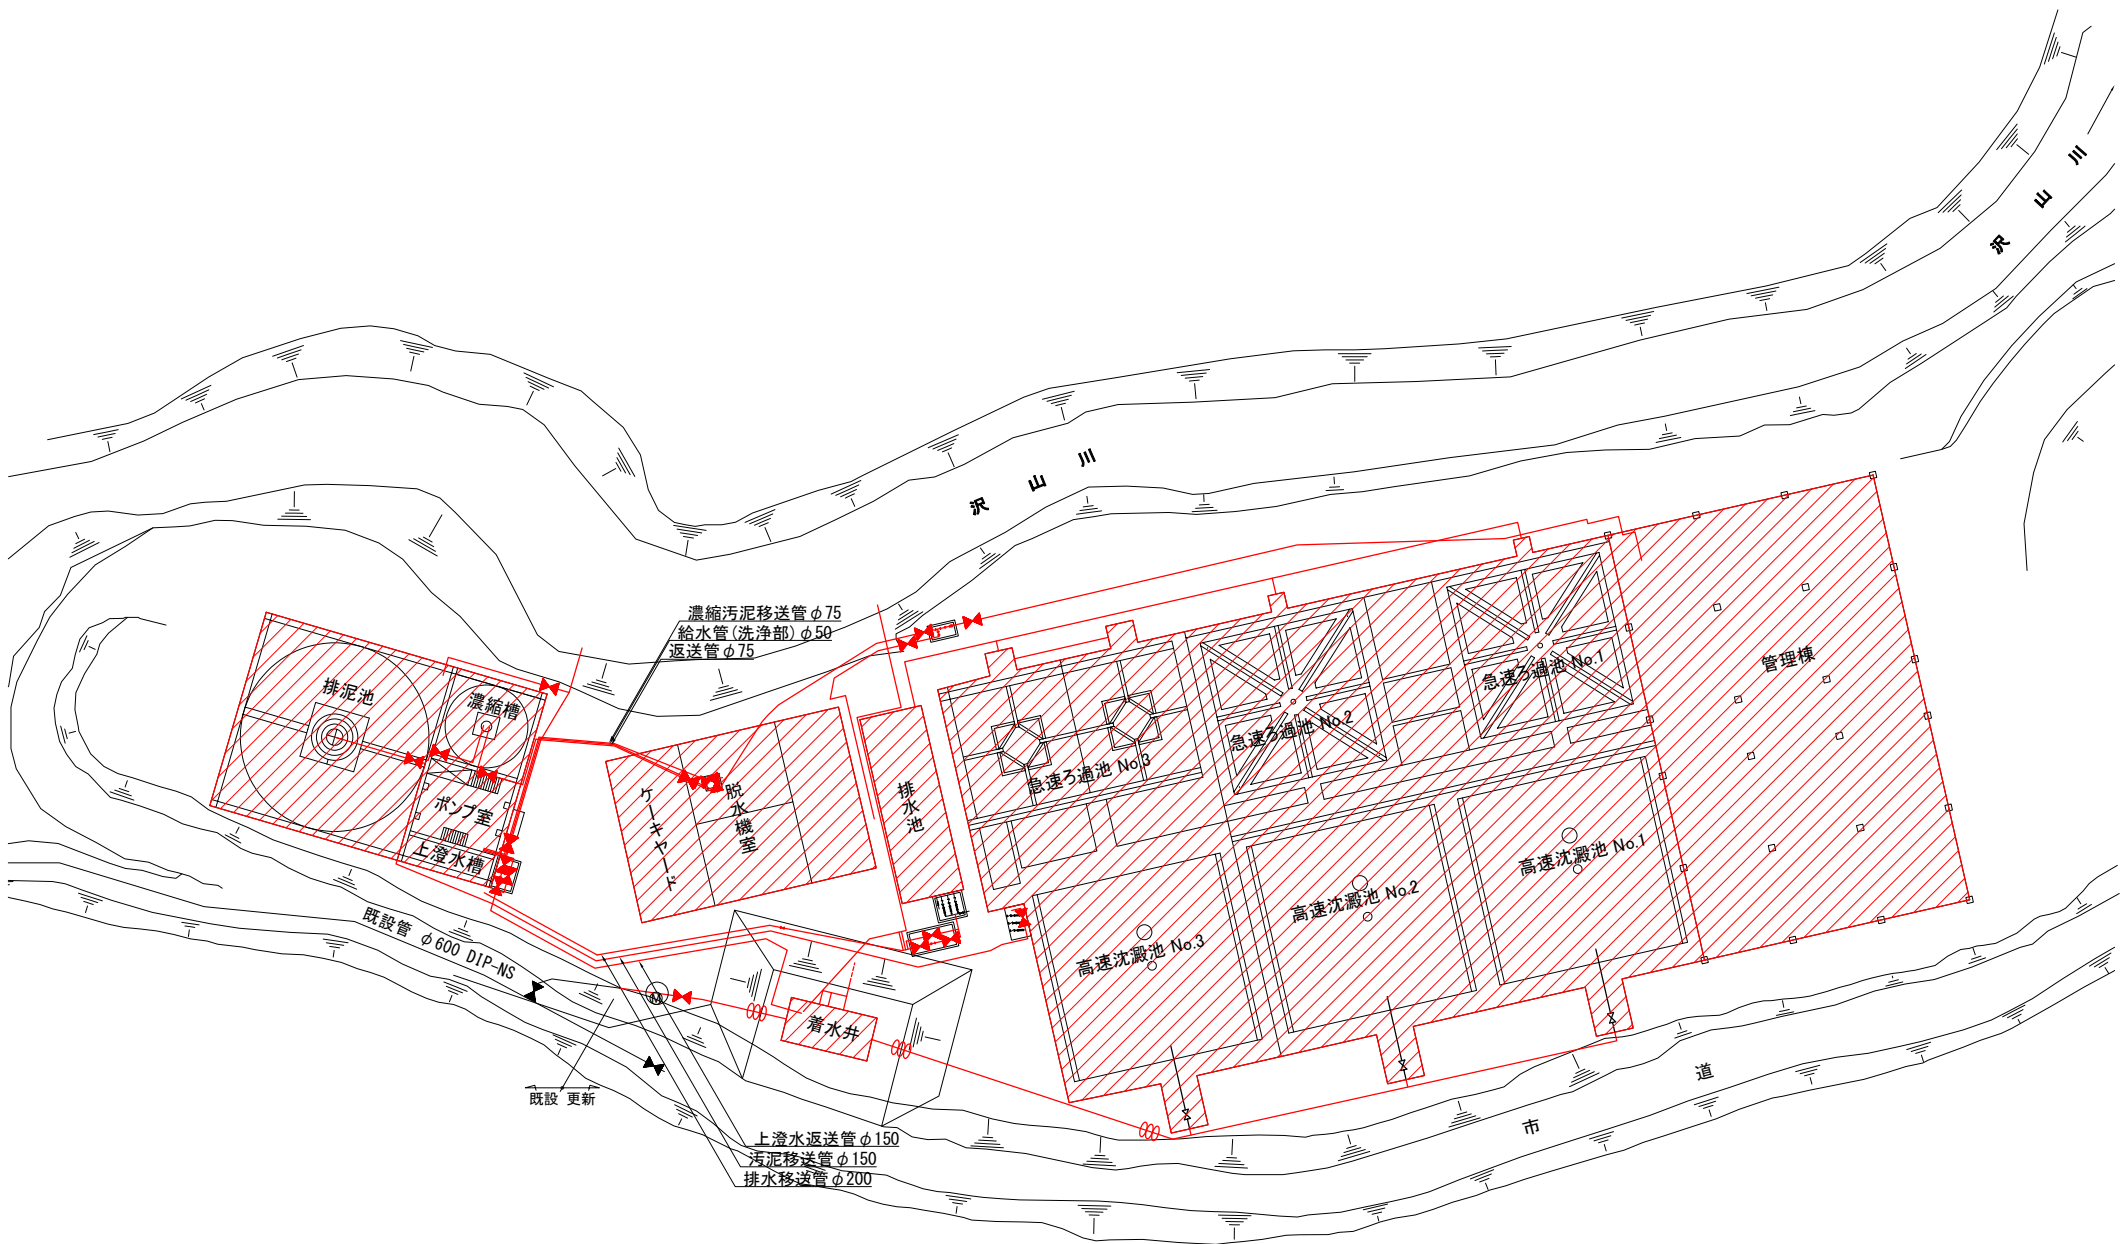


要求水準書(案)添付資料1 土木・建築改修範圍圖

[illegible]

事業対象範囲図

S = 1:300


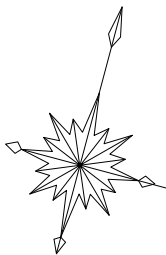


注記
1) 部は、更新範囲を示します。
2) 部は、既設設備を示します。

凡 例	
仕切弁	
可とう管	

工事場所及び工事名	上越市大字灰塚上山田920番地 城山浄水場大規模改修事業			
図面名	事業対象範囲図			
縮尺	1:300	図面番号	C-1	
課長	副課長	係長	検査	設計
上越市ガス水道局				

土建改修範囲① 屋根伏図
 S = 1:200

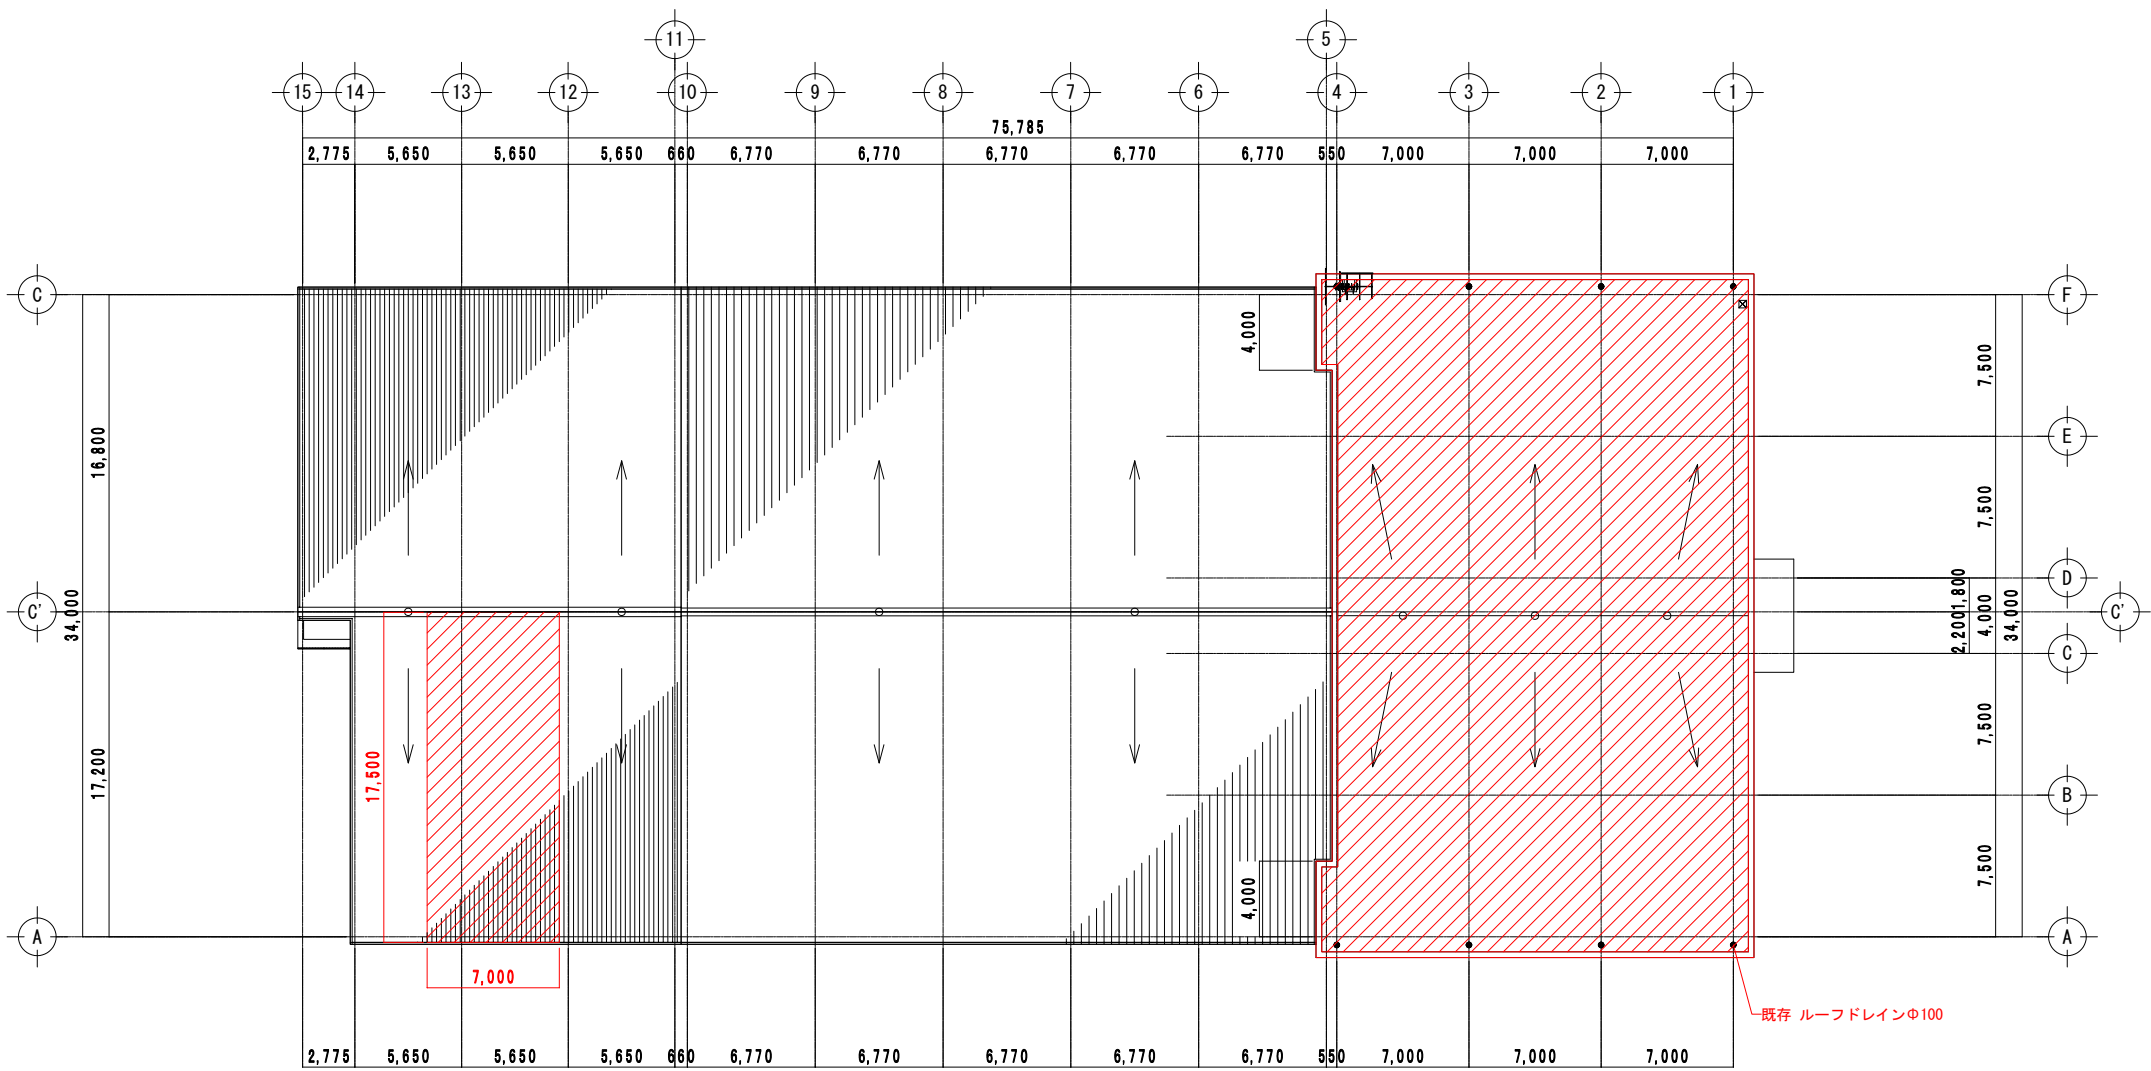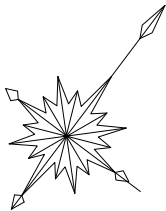


屋根伏図

注記
 1) 部は、改修範囲を示します。


工事場所 及び 工 事 名	上越市大字灰塚上山田920番地 城山浄水場大規模改修事業			
図 面 名	土建改修範囲① 屋根伏図			
縮 尺	1:200	図面番号	C - 2	
課 長	副 課 長	係 長	検 査	設 計
上 越 市 ガ ス 水 道 局				

土建改修範囲② 立面図
 S = 1:150

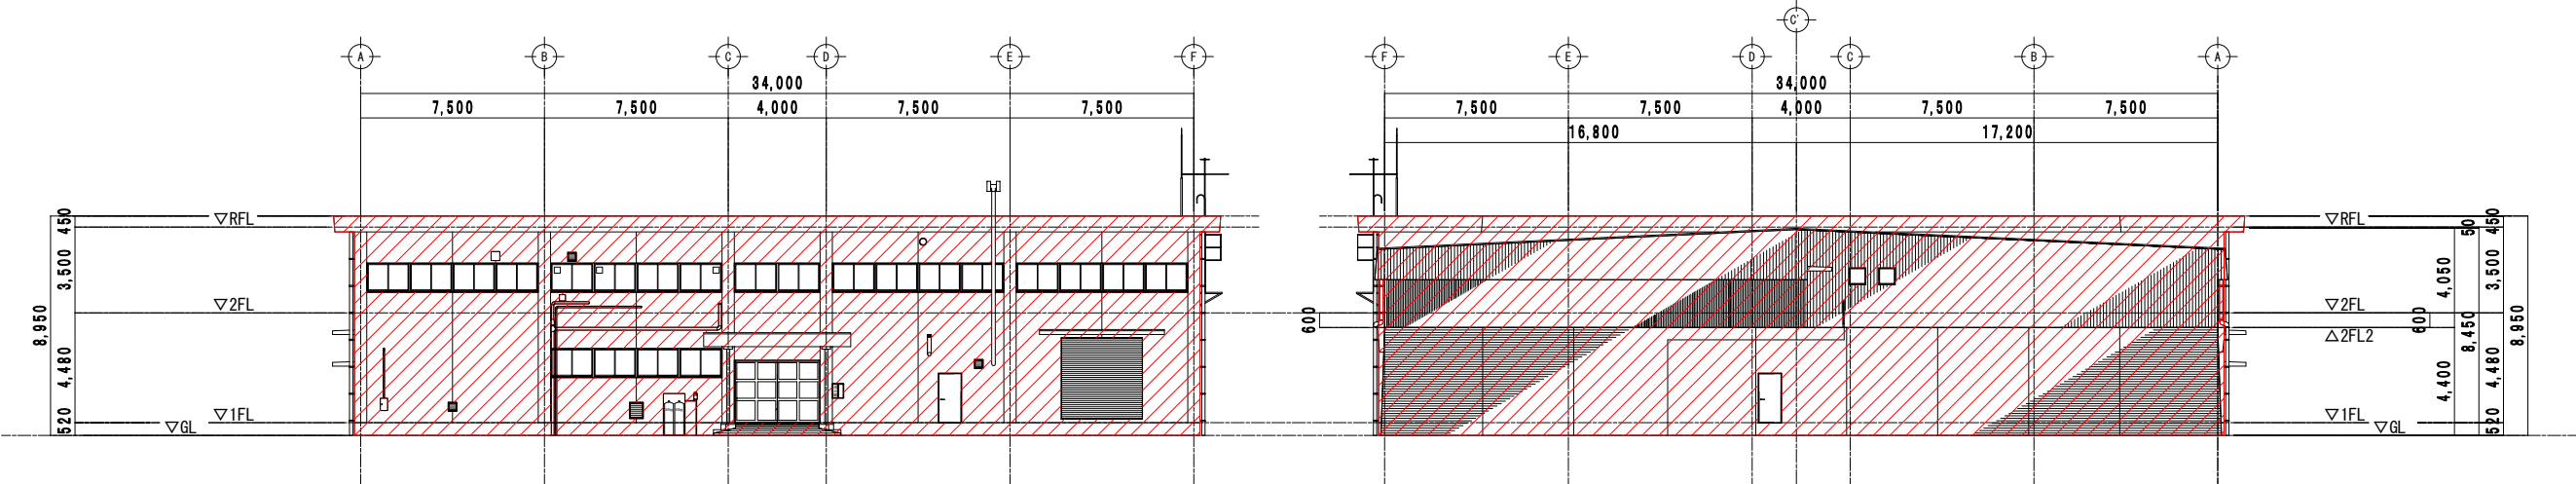


東側立面図

西側立面図

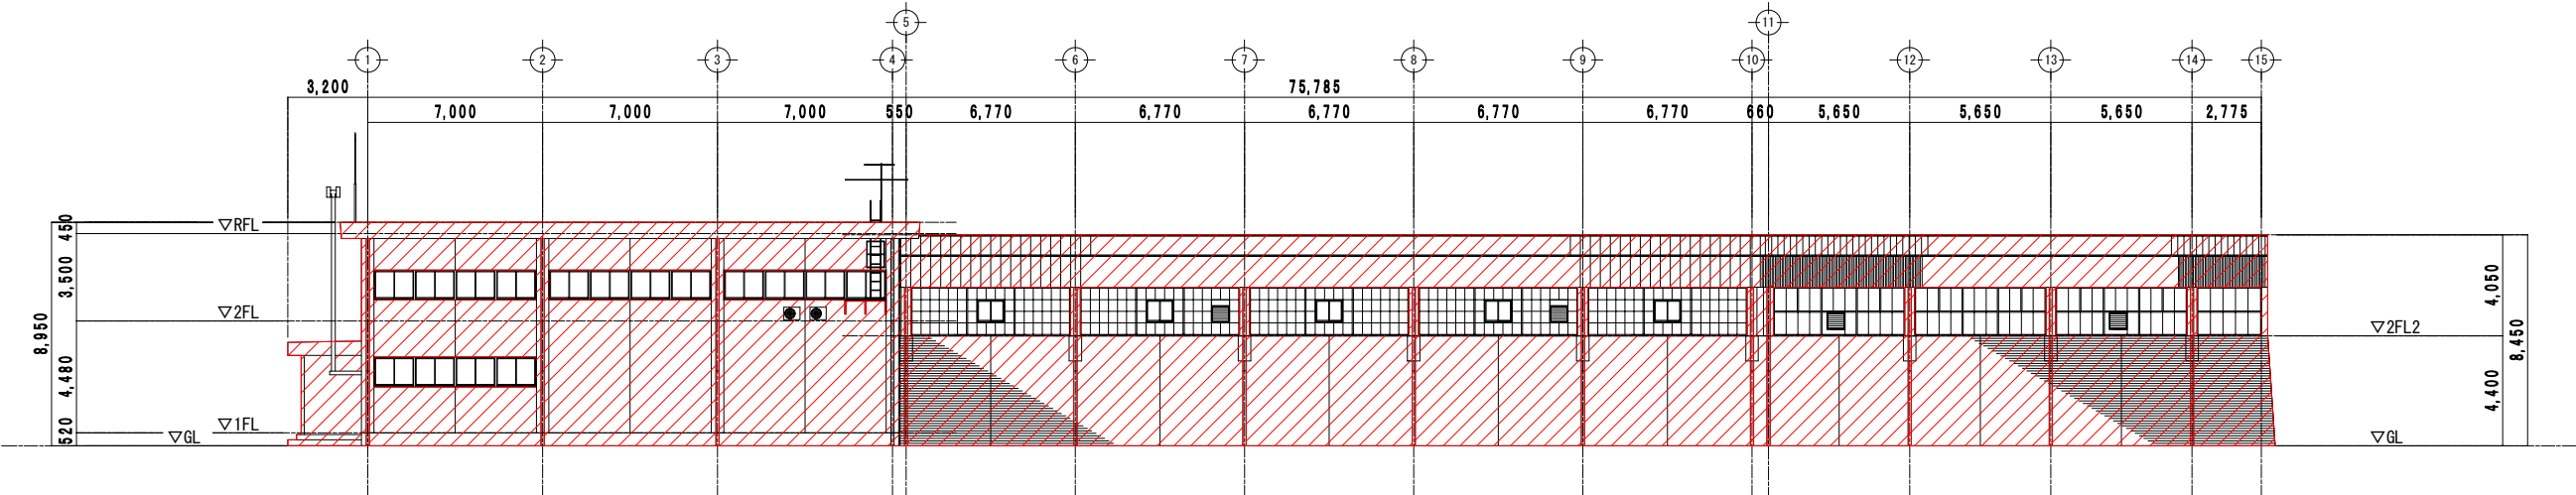

北側立面図

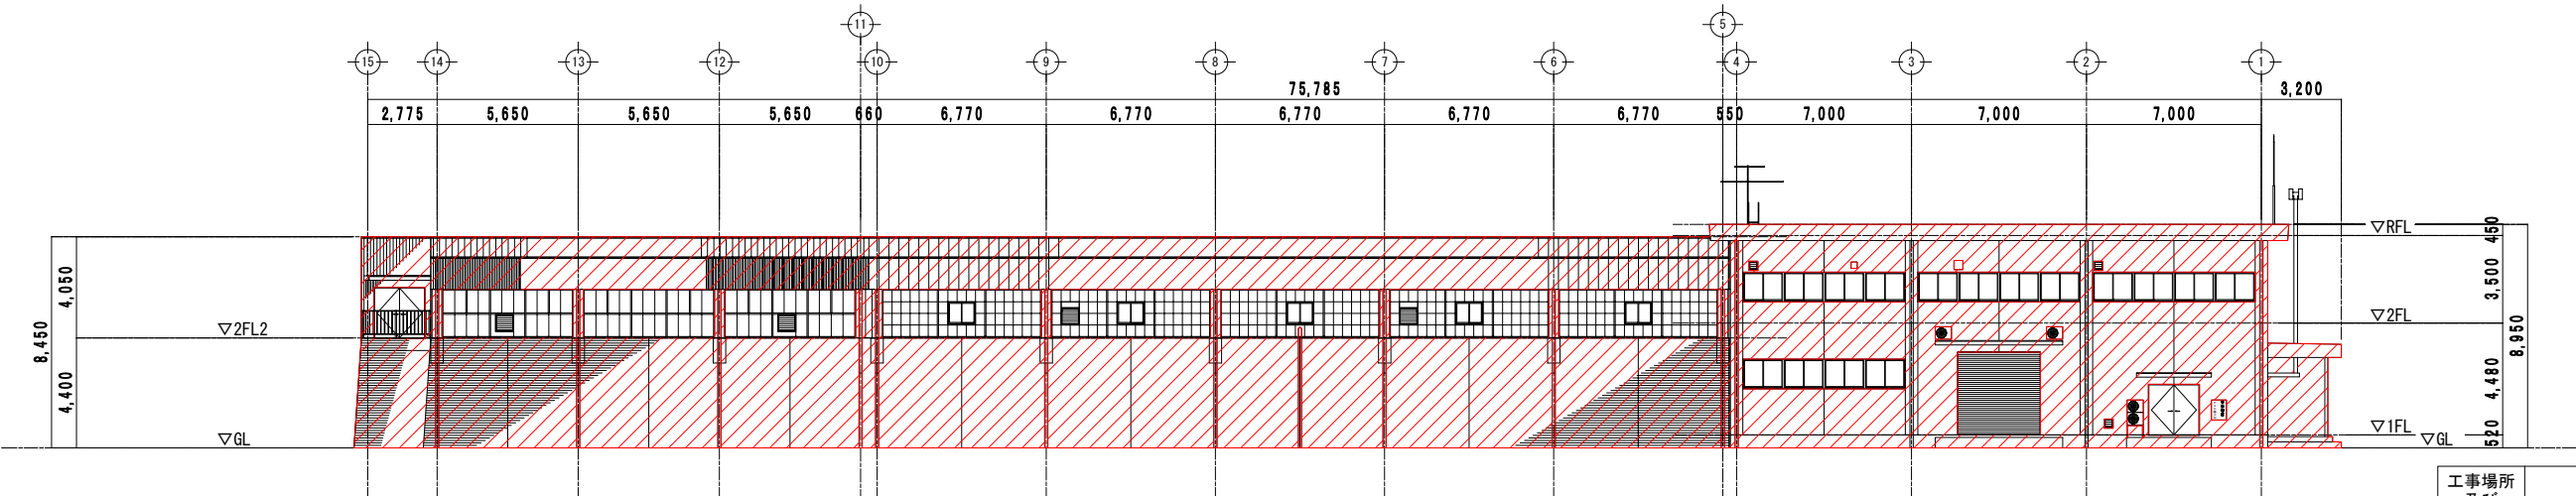


南側立面図


注記
 1) 部は、改修範囲を示します。

工事場所 及び 工 事 名	上越市大字灰塚上山田920番地 城山浄水場大規模改修事業			
図 面 名	土建改修範囲② 立面図			
縮 尺	1:150	図面番号	C - 3	
課 長	副 課 長	係 長	検 査	設 計
上 越 市 ガ ス 水 道 局				


土建改修範囲③ 脱水機棟 立面図
S = 1:100

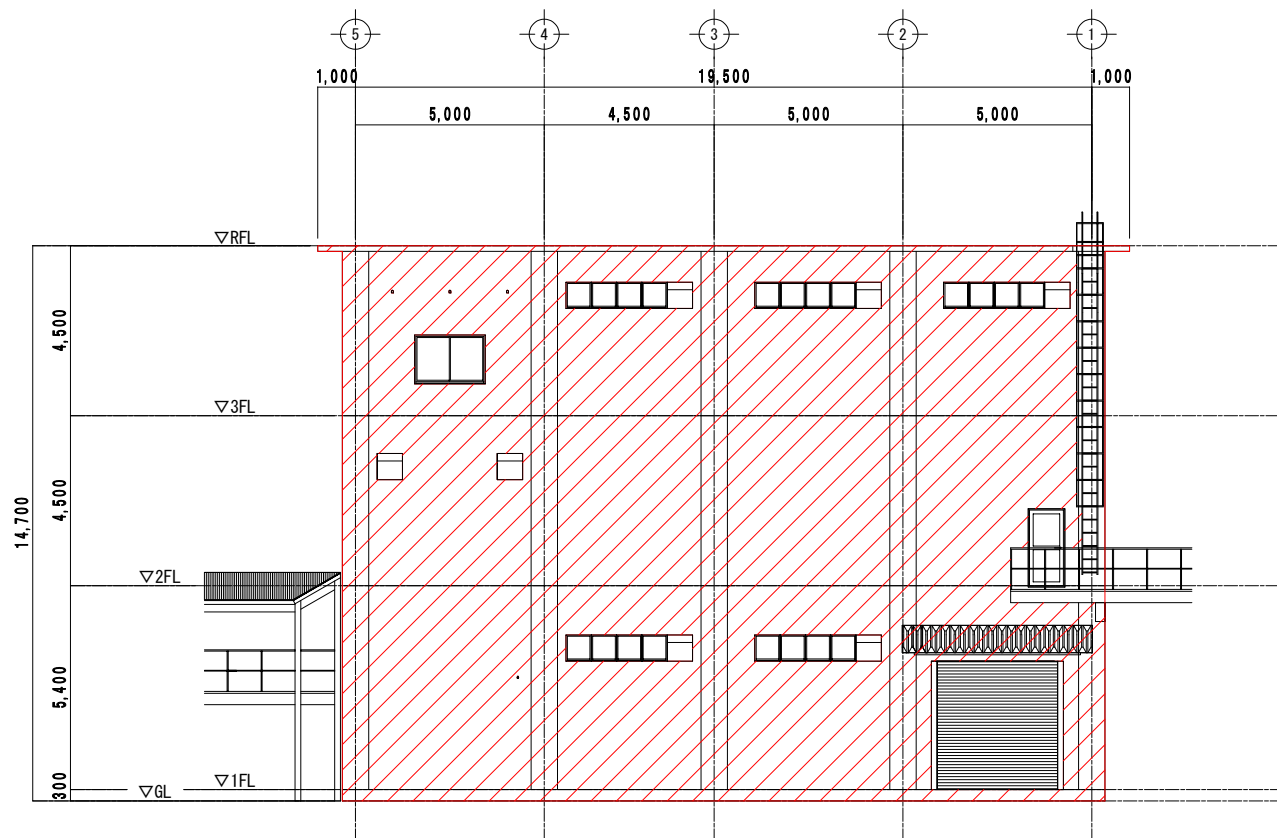


北側立面図

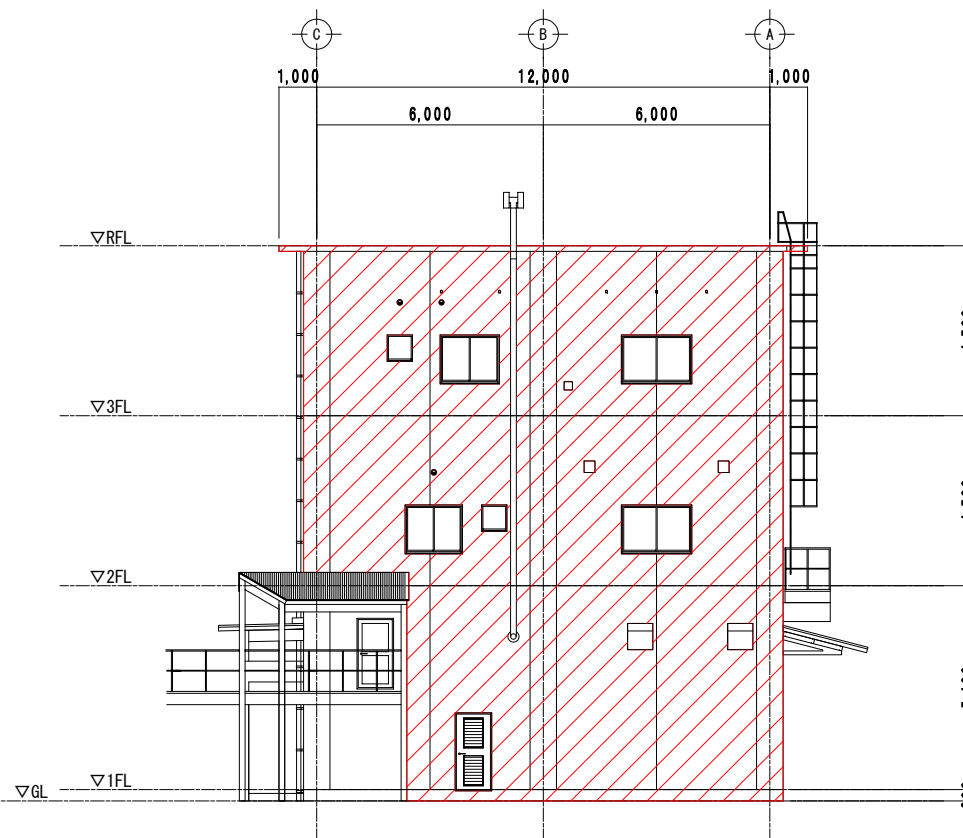

東側立面図

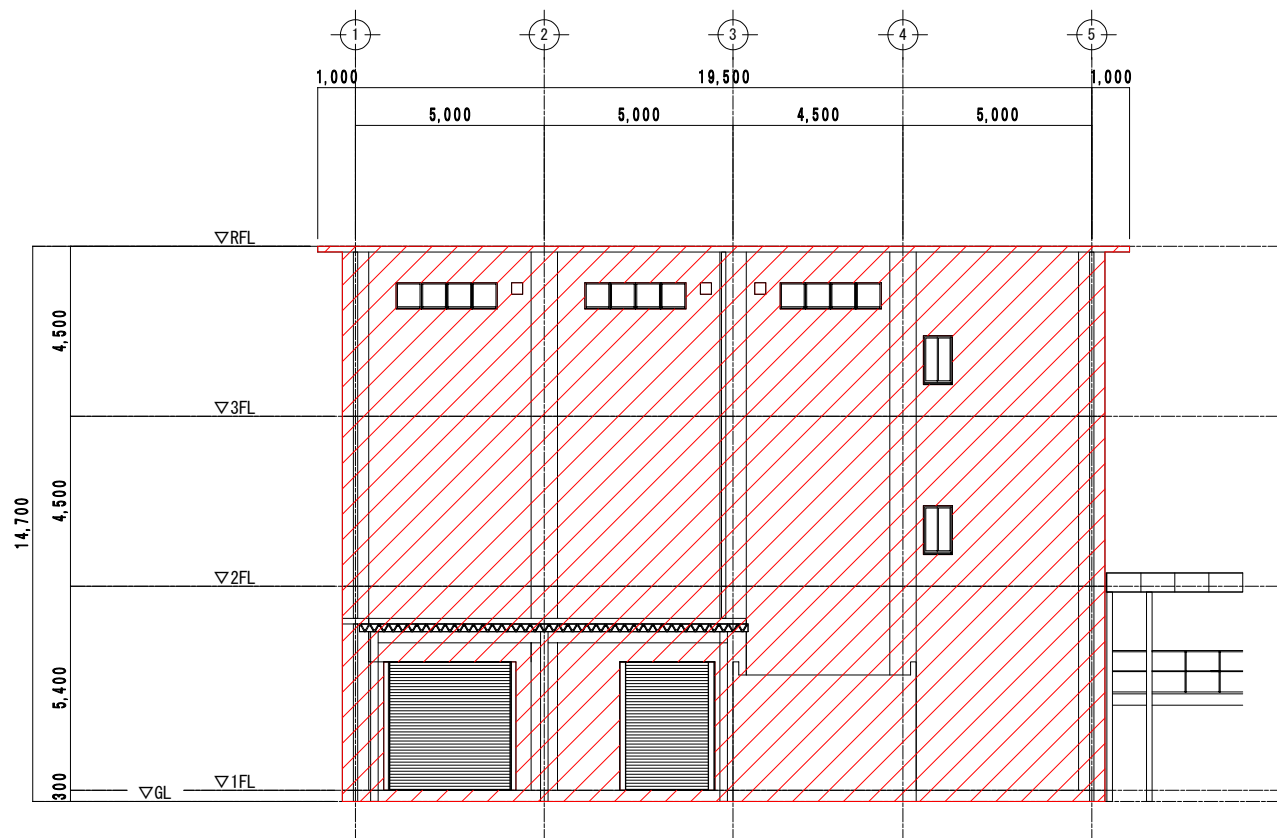

南側立面図

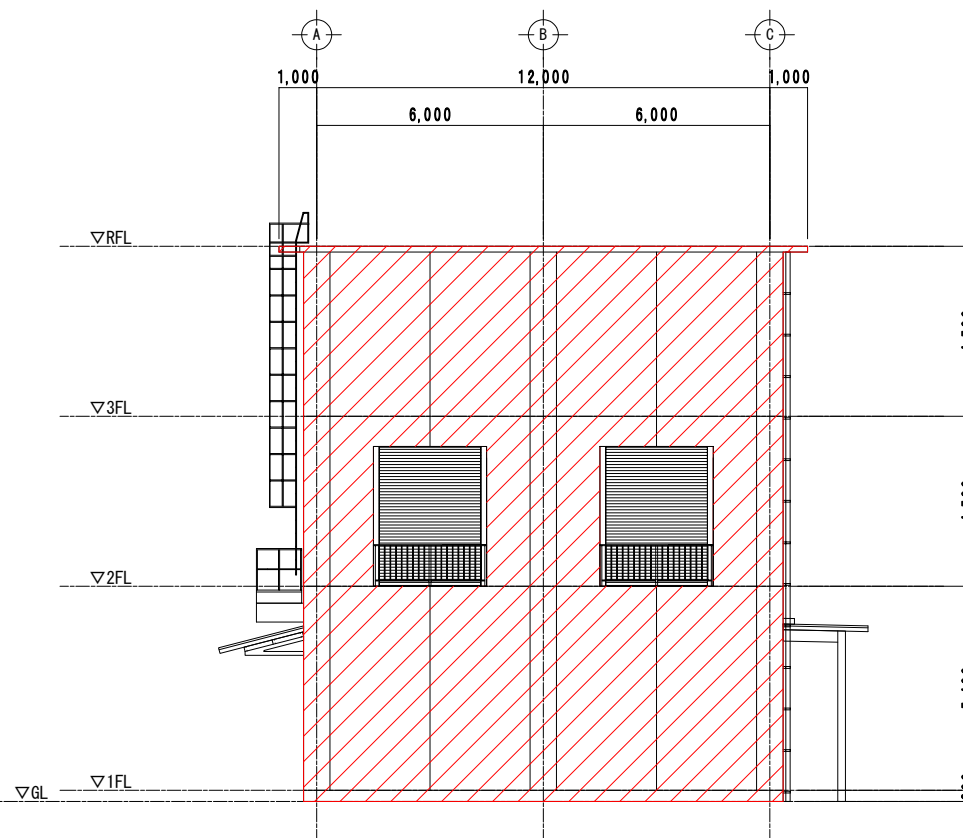


西側立面図

注記
1) 〰 部は、改修範囲を示します。

工事場所 及び 工事名	上越市大字灰塚上山田920番地 城山浄水場大規模改修事業			
図面名	土建改修範囲③ 脱水機棟 立面図			
縮尺	1:100	図面番号	C-4	
課長	副課長	係長	検査	設計
上越市ガス水道局				


土建改修範囲④ 着水井 躯体図
S = 1:50

平面図

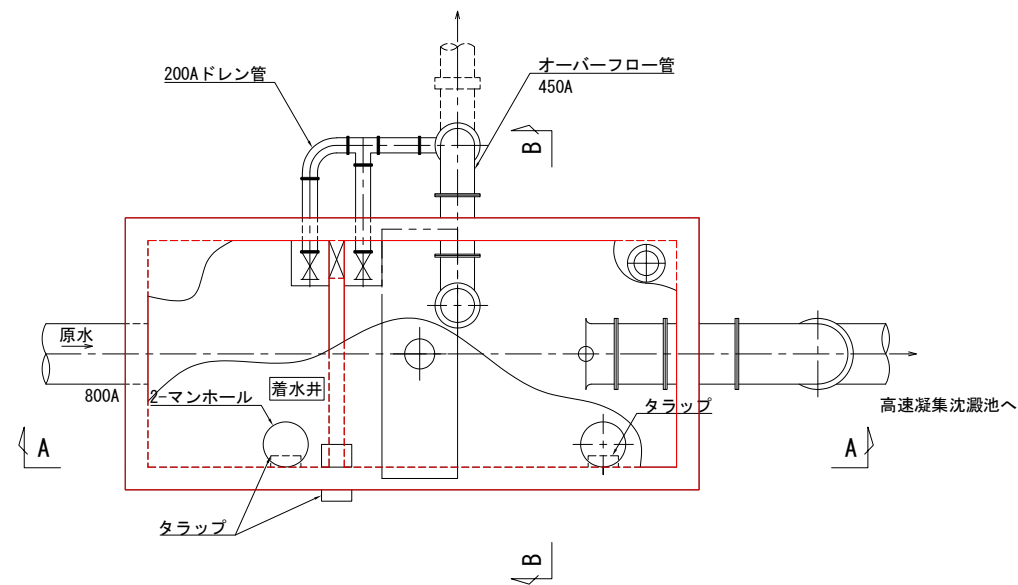


敷地境界線

A-A断面図

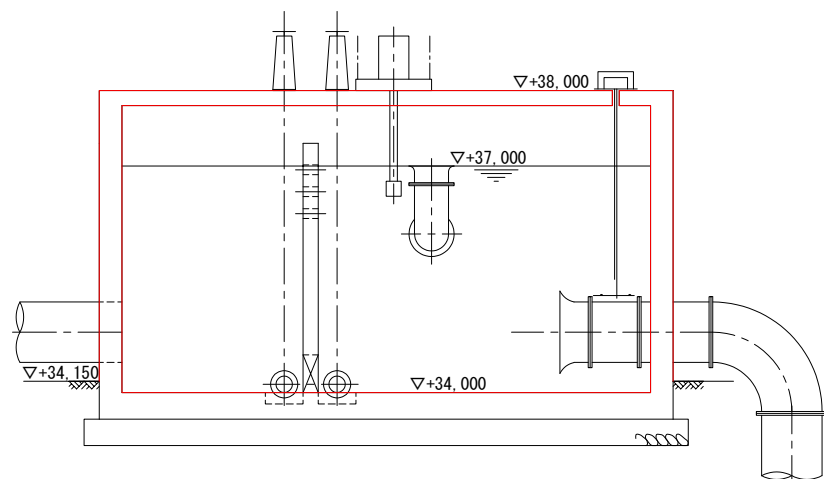

B-B断面図

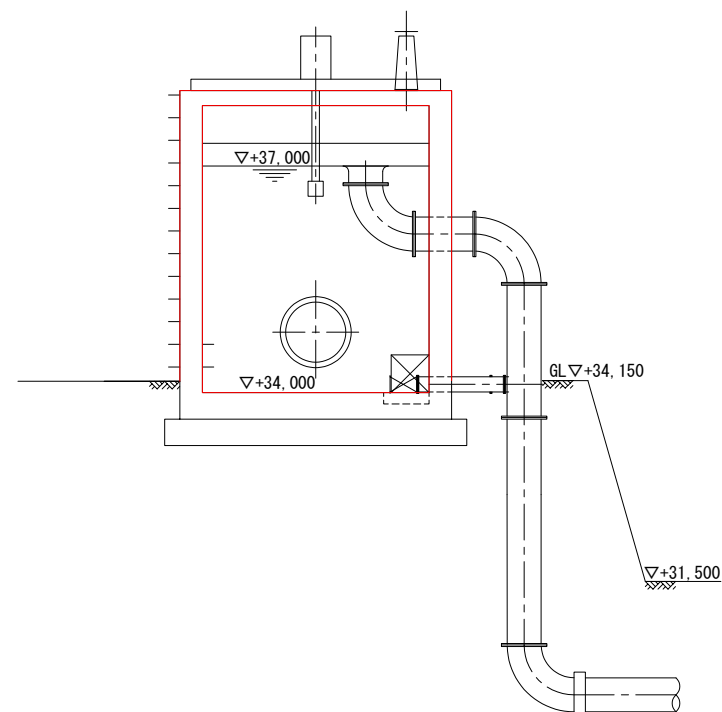


注記
1) 部は、改修範囲を示します。


工事場所 及び 工事名	上越市大字灰塚上山田920番地 城山浄水場大規模改修事業			
図面名	土建改修範囲④ 着水井 躯体図			
縮尺	1:50	図面番号	C-5	
課長	副課長	係長	検査	設計
上越市ガス水道局				

土建改修範囲⑤ 高速凝集沈澱池 急速ろ過池 躯体図


S = 1:150

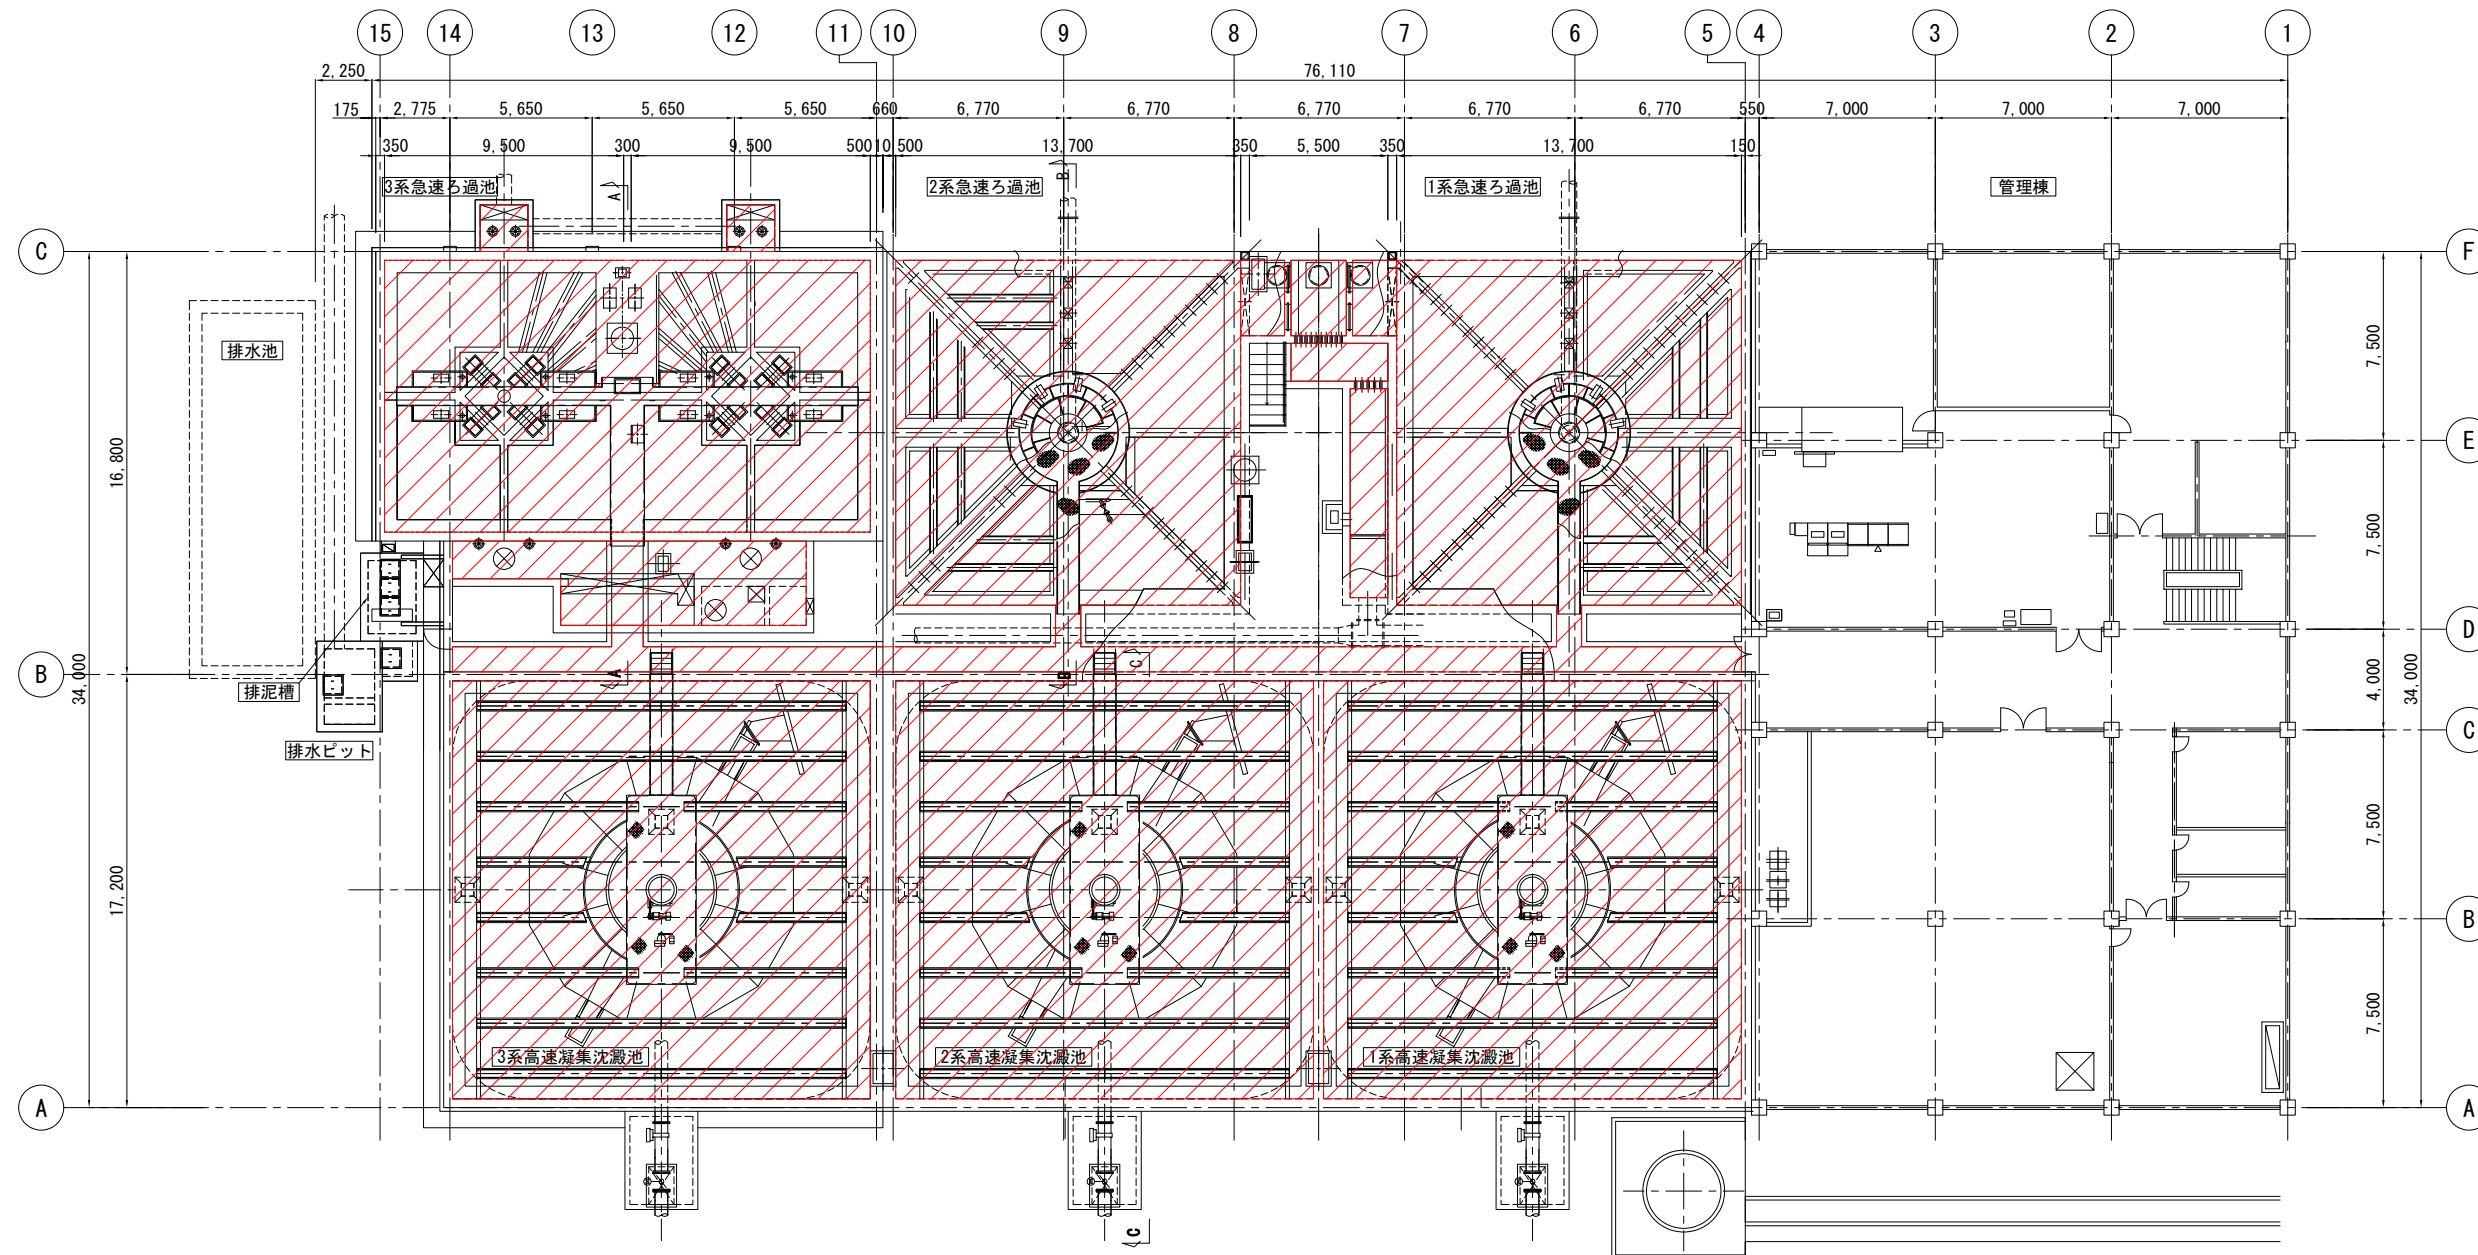


A-A断面図

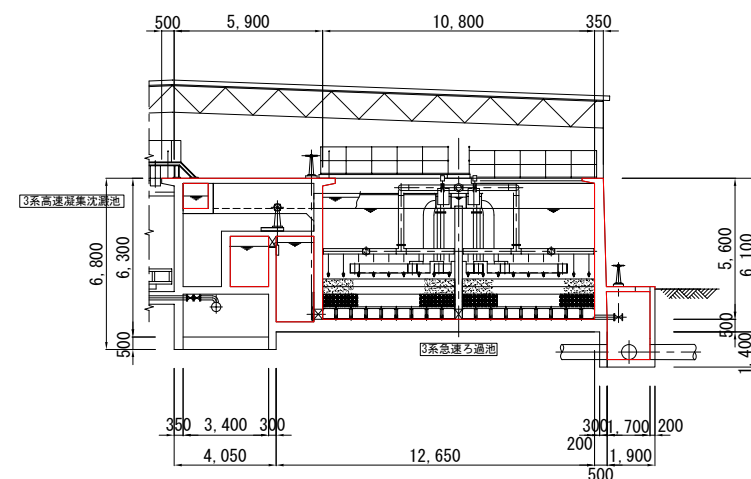

B-B断面図

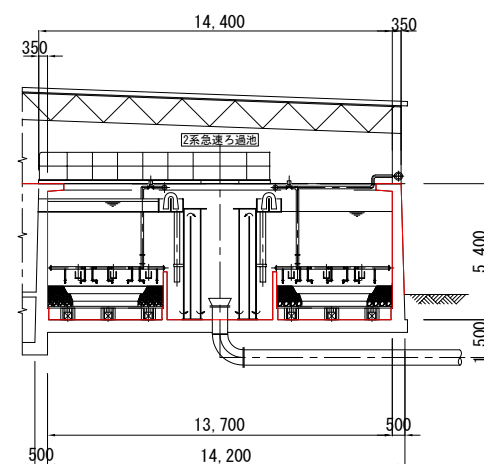

C-C断面図

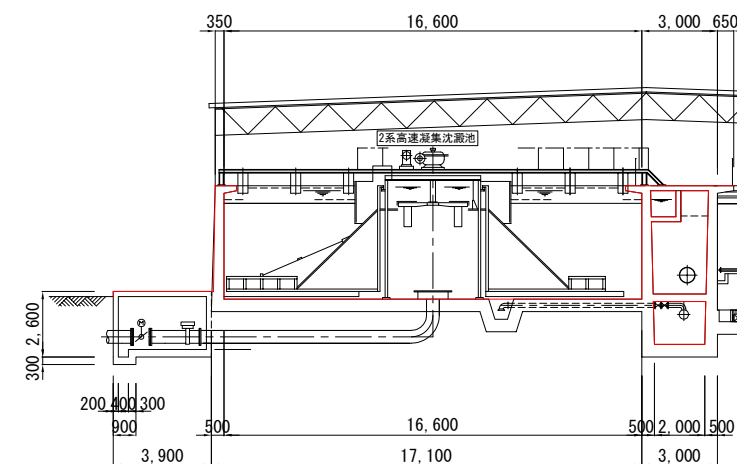

注記

1) 部は、改修範囲を示します。

工事場所 及び 工事名	上越市大字灰塚上山田920番地 城山浄水場大規模改修事業			
図面名	土建改修範囲⑤ 高速凝集沈澱池 急速ろ過池 躯体図			
縮尺	1:150	図面番号	C-6	
課長	副課長	係長	検査	設計
上越市ガス水道局				


土建改修範囲⑥ 浄水池 躯体図

S = 1:100

管理棟 平面図



管理棟 断面図

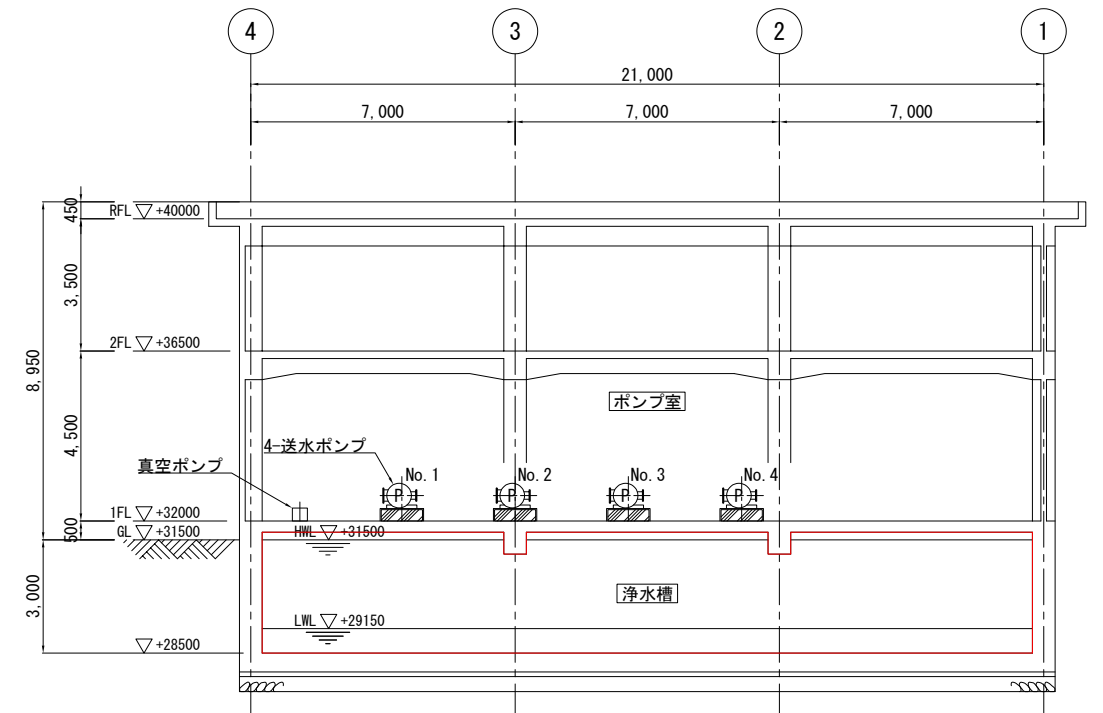

注記


1) 部は、改修範囲を示します。

工事場所 及び 工事名	上越市大字灰塚上山田920番地 城山浄水場大規模改修事業			
図面名	土建改修範囲⑥ 浄水池 躯体図			
縮尺	1:100	図面番号	C-7	
課長	副課長	係長	検査	設計
上越市ガス水道局				


土建改修範囲⑦ 排泥池・濃縮槽 躯体図

S = 1:100


排泥池・濃縮槽 平面図
(上部)

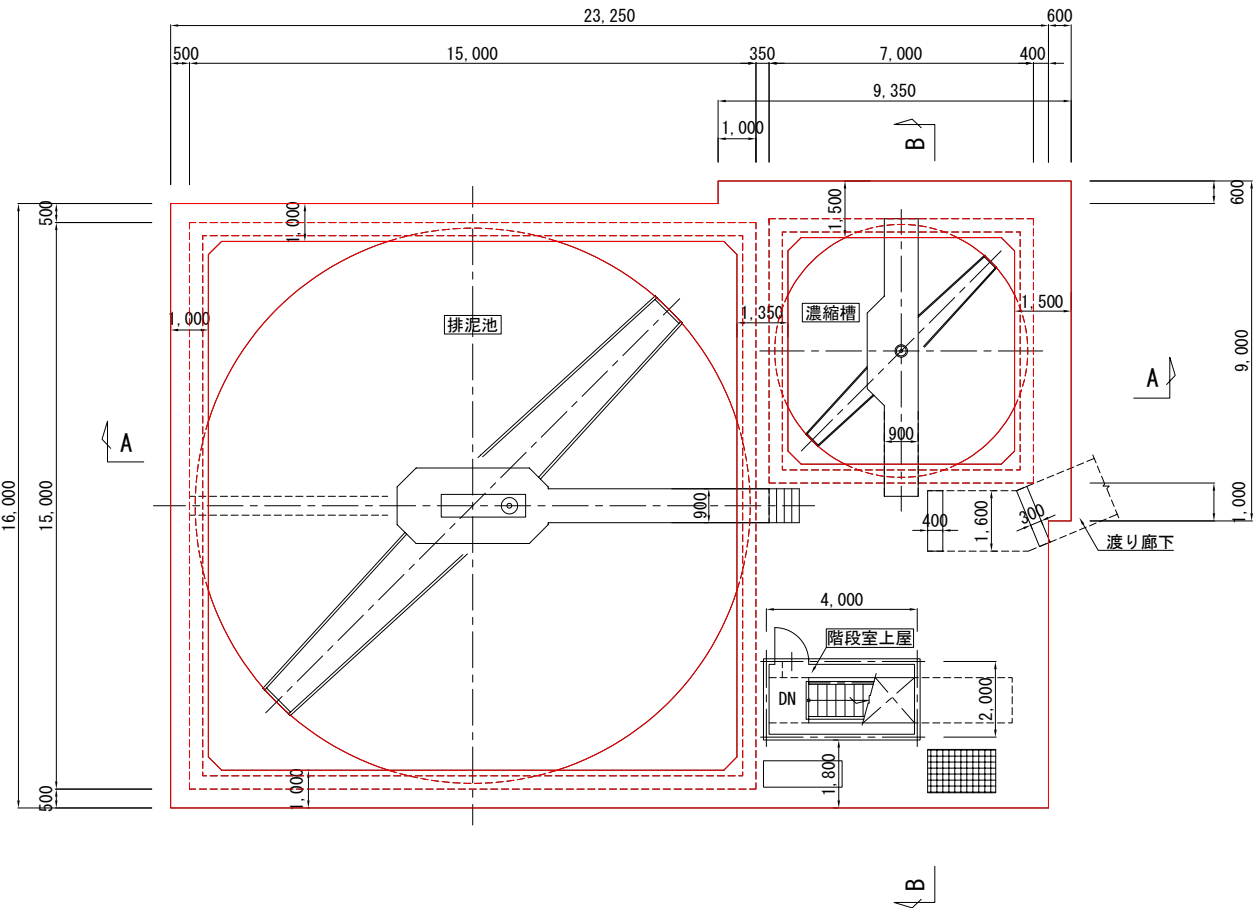


排泥池・濃縮槽 平面図
(下部)

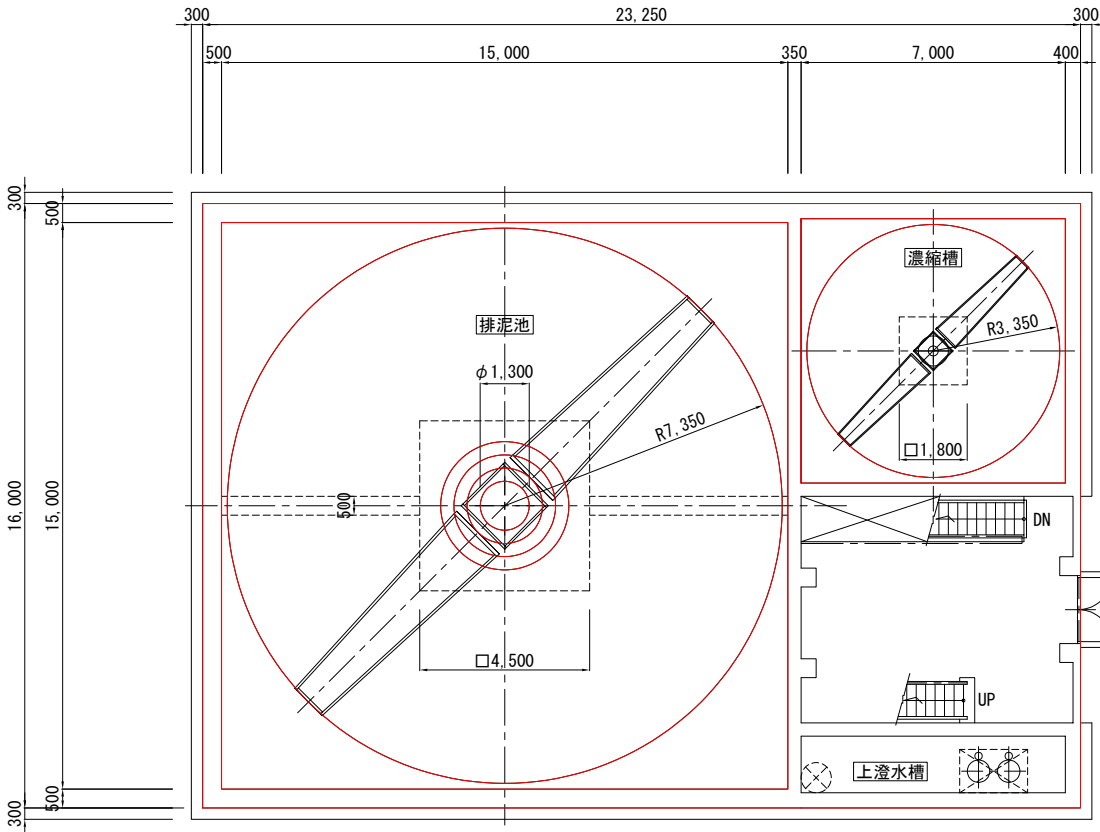


排泥池・濃縮槽 平面図
(最下部)

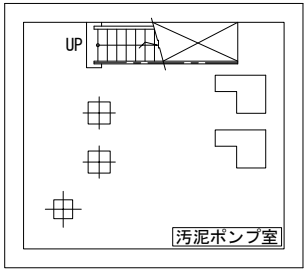

A-A断面図

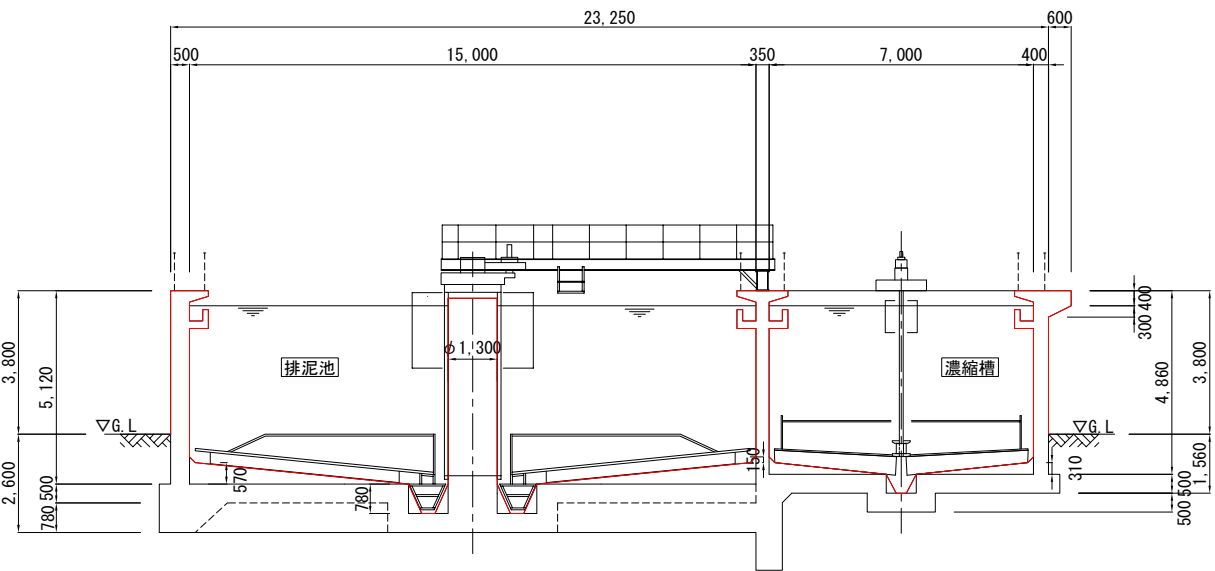

B-B断面図

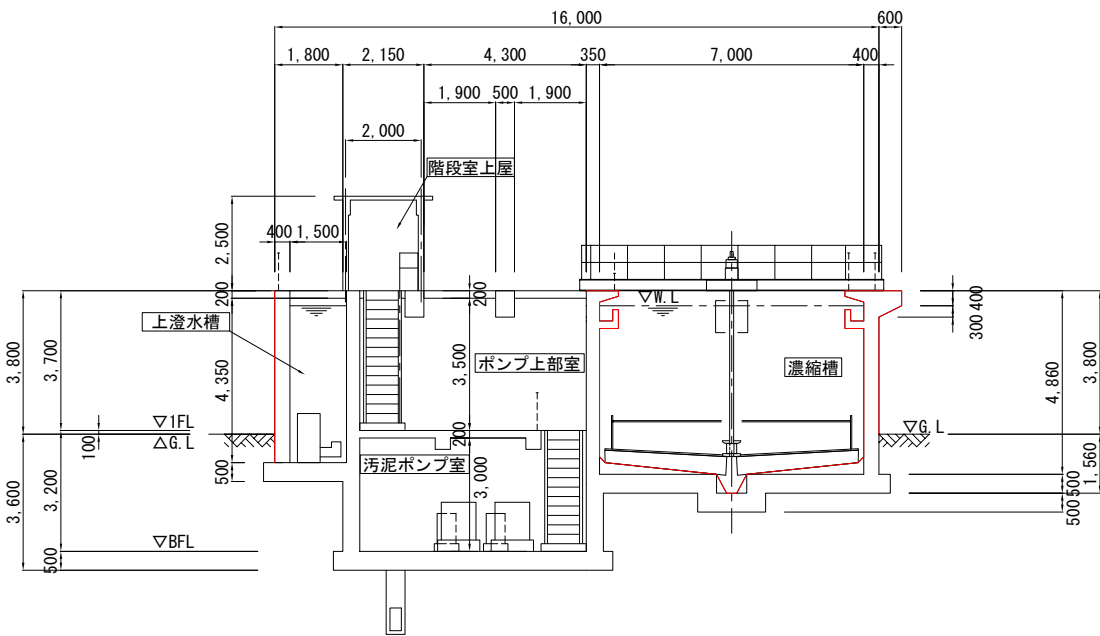


注記
1) 部は、改修範囲を示します。

工事場所 及び 工事名	上越市大字灰塚上山田920番地 城山浄水場大規模改修事業			
図面名	土建改修範囲⑦ 排泥池・濃縮槽 躯体図			
縮尺	1:100	図面番号	C-8	
課長	副課長	係長	検査	設計
上越市ガス水道局				

土建改修範囲⑧ 排水池 躯体図

S = 1:50

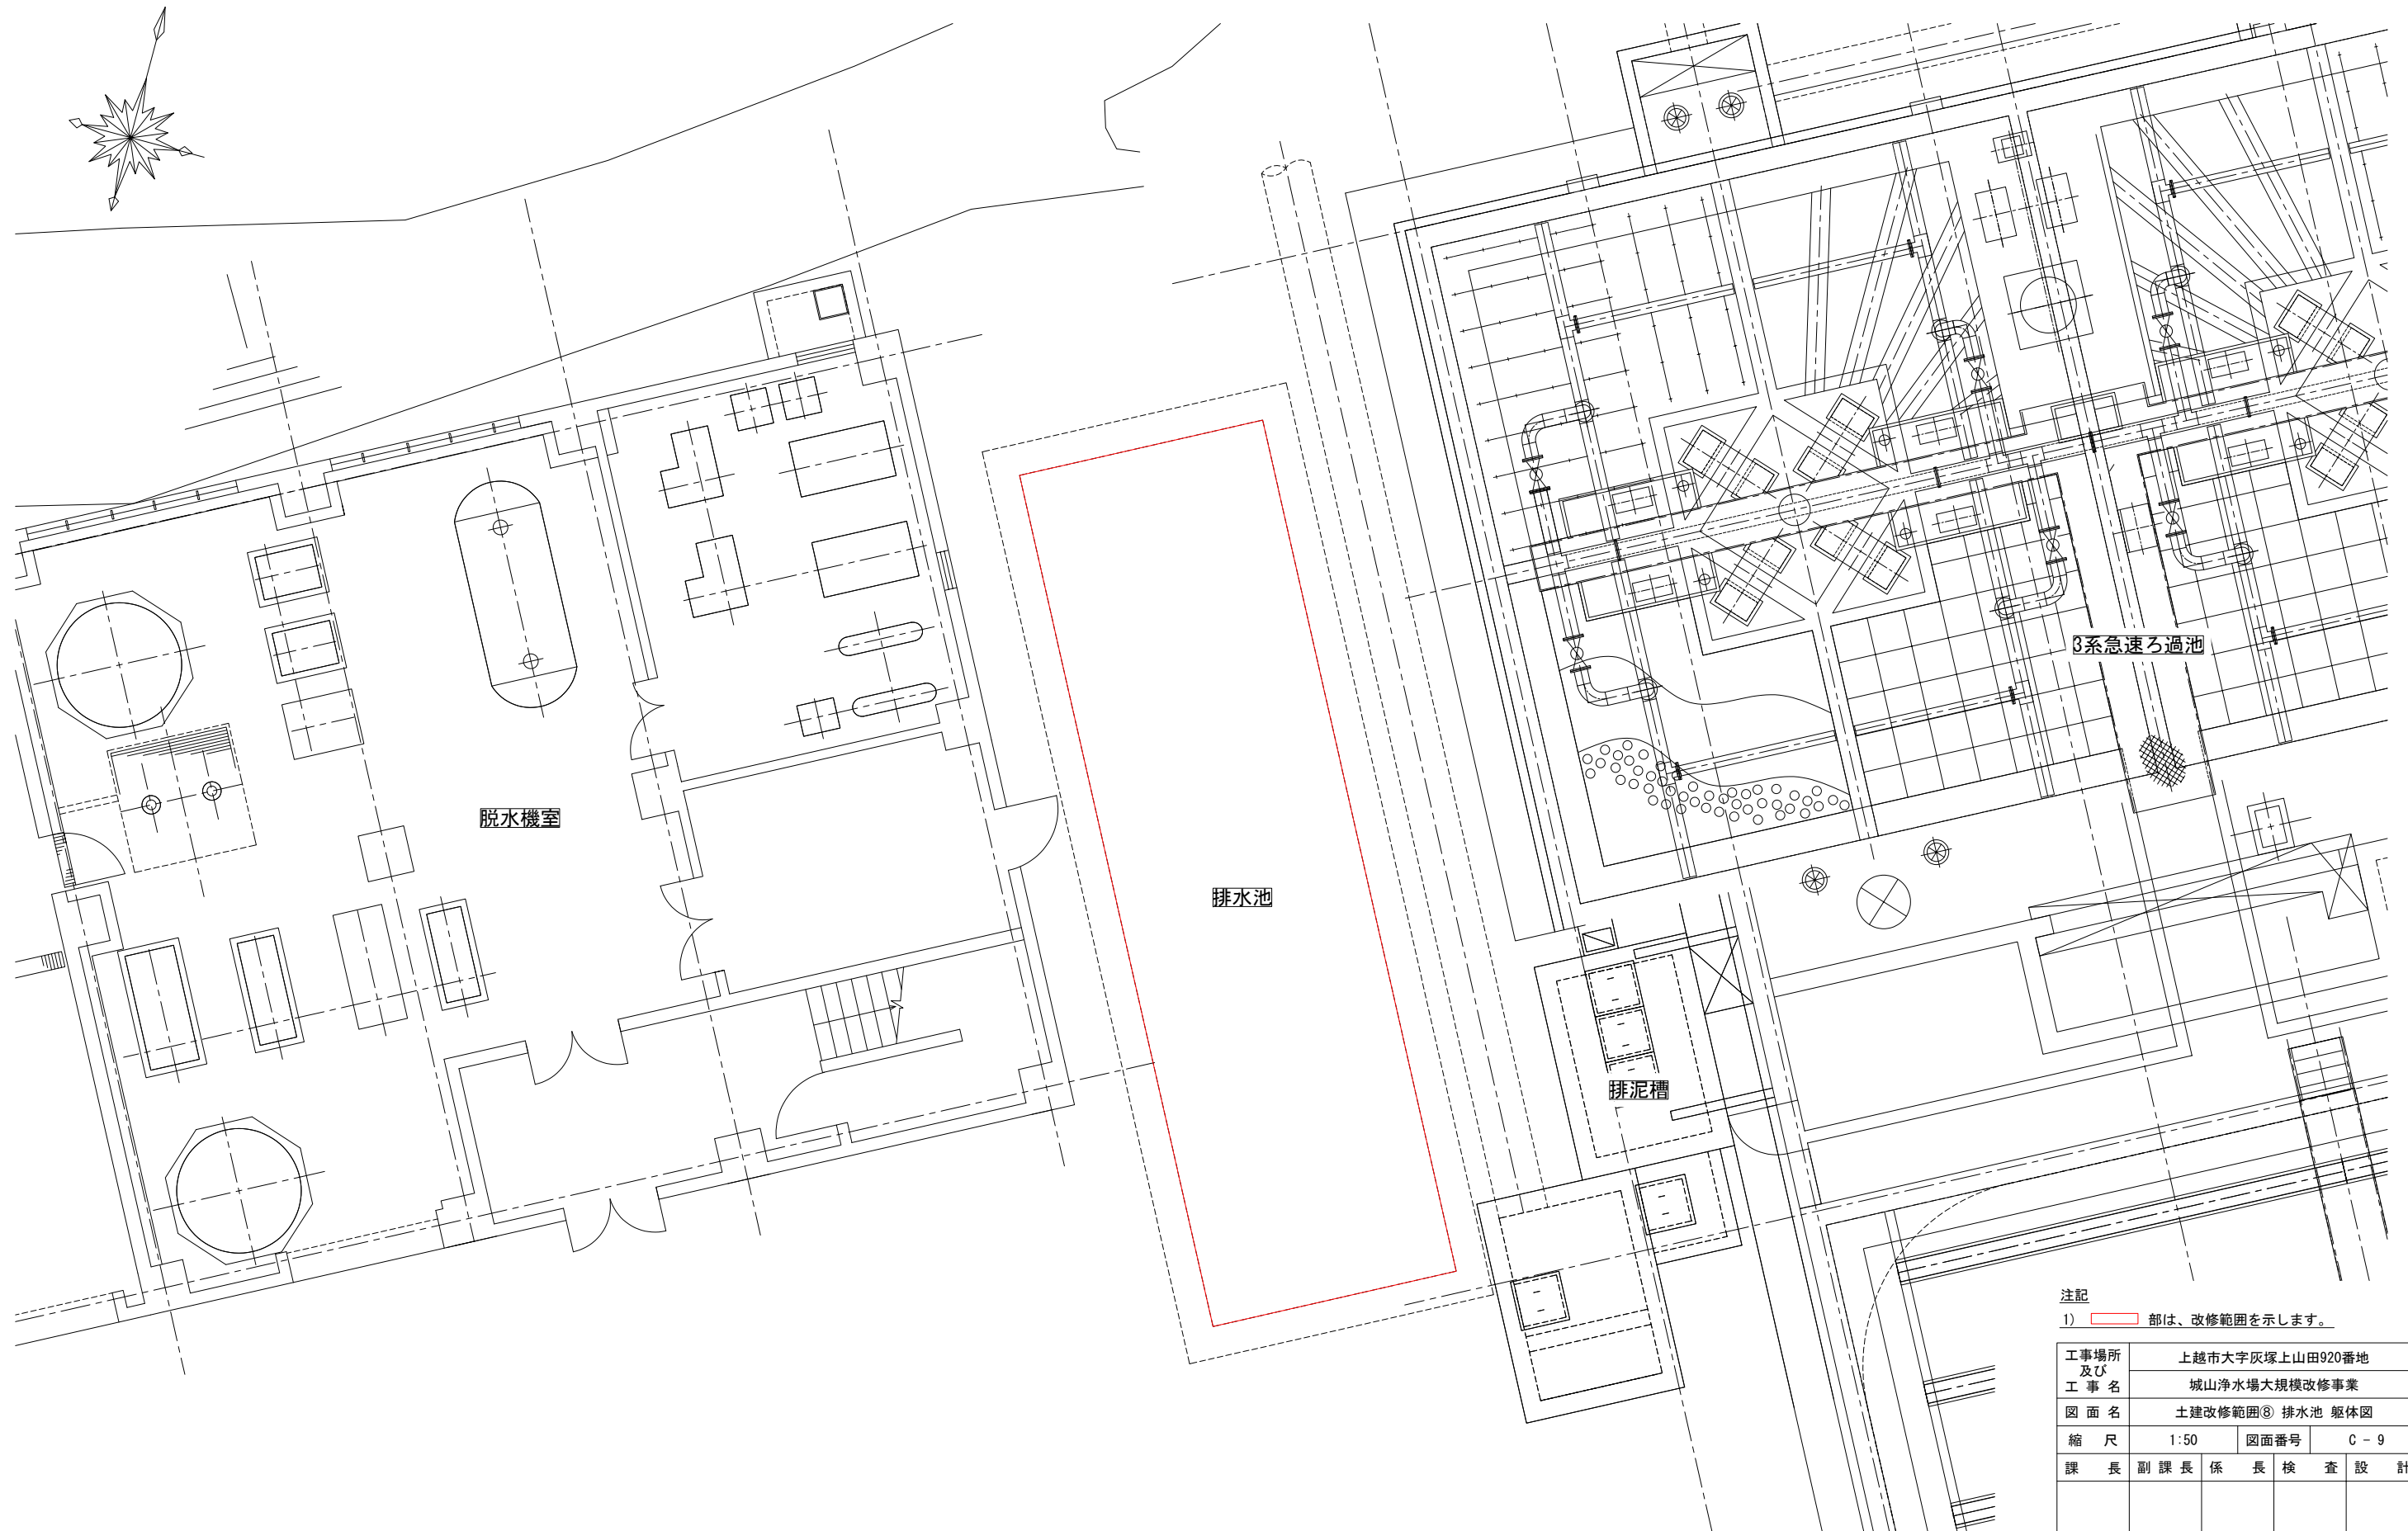


注記

1) 部は、改修範囲を示します。

工事場所 及び 工事名	上越市大字灰塚上山田920番地 城山浄水場大規模改修事業			
図面名	土建改修範囲⑧ 排水池 躯体図			
縮尺	1:50	図面番号	C-9	
課長	副課長	係長	検査	設計
上越市ガス水道局				


場内配管更新範囲図

S = 1:300

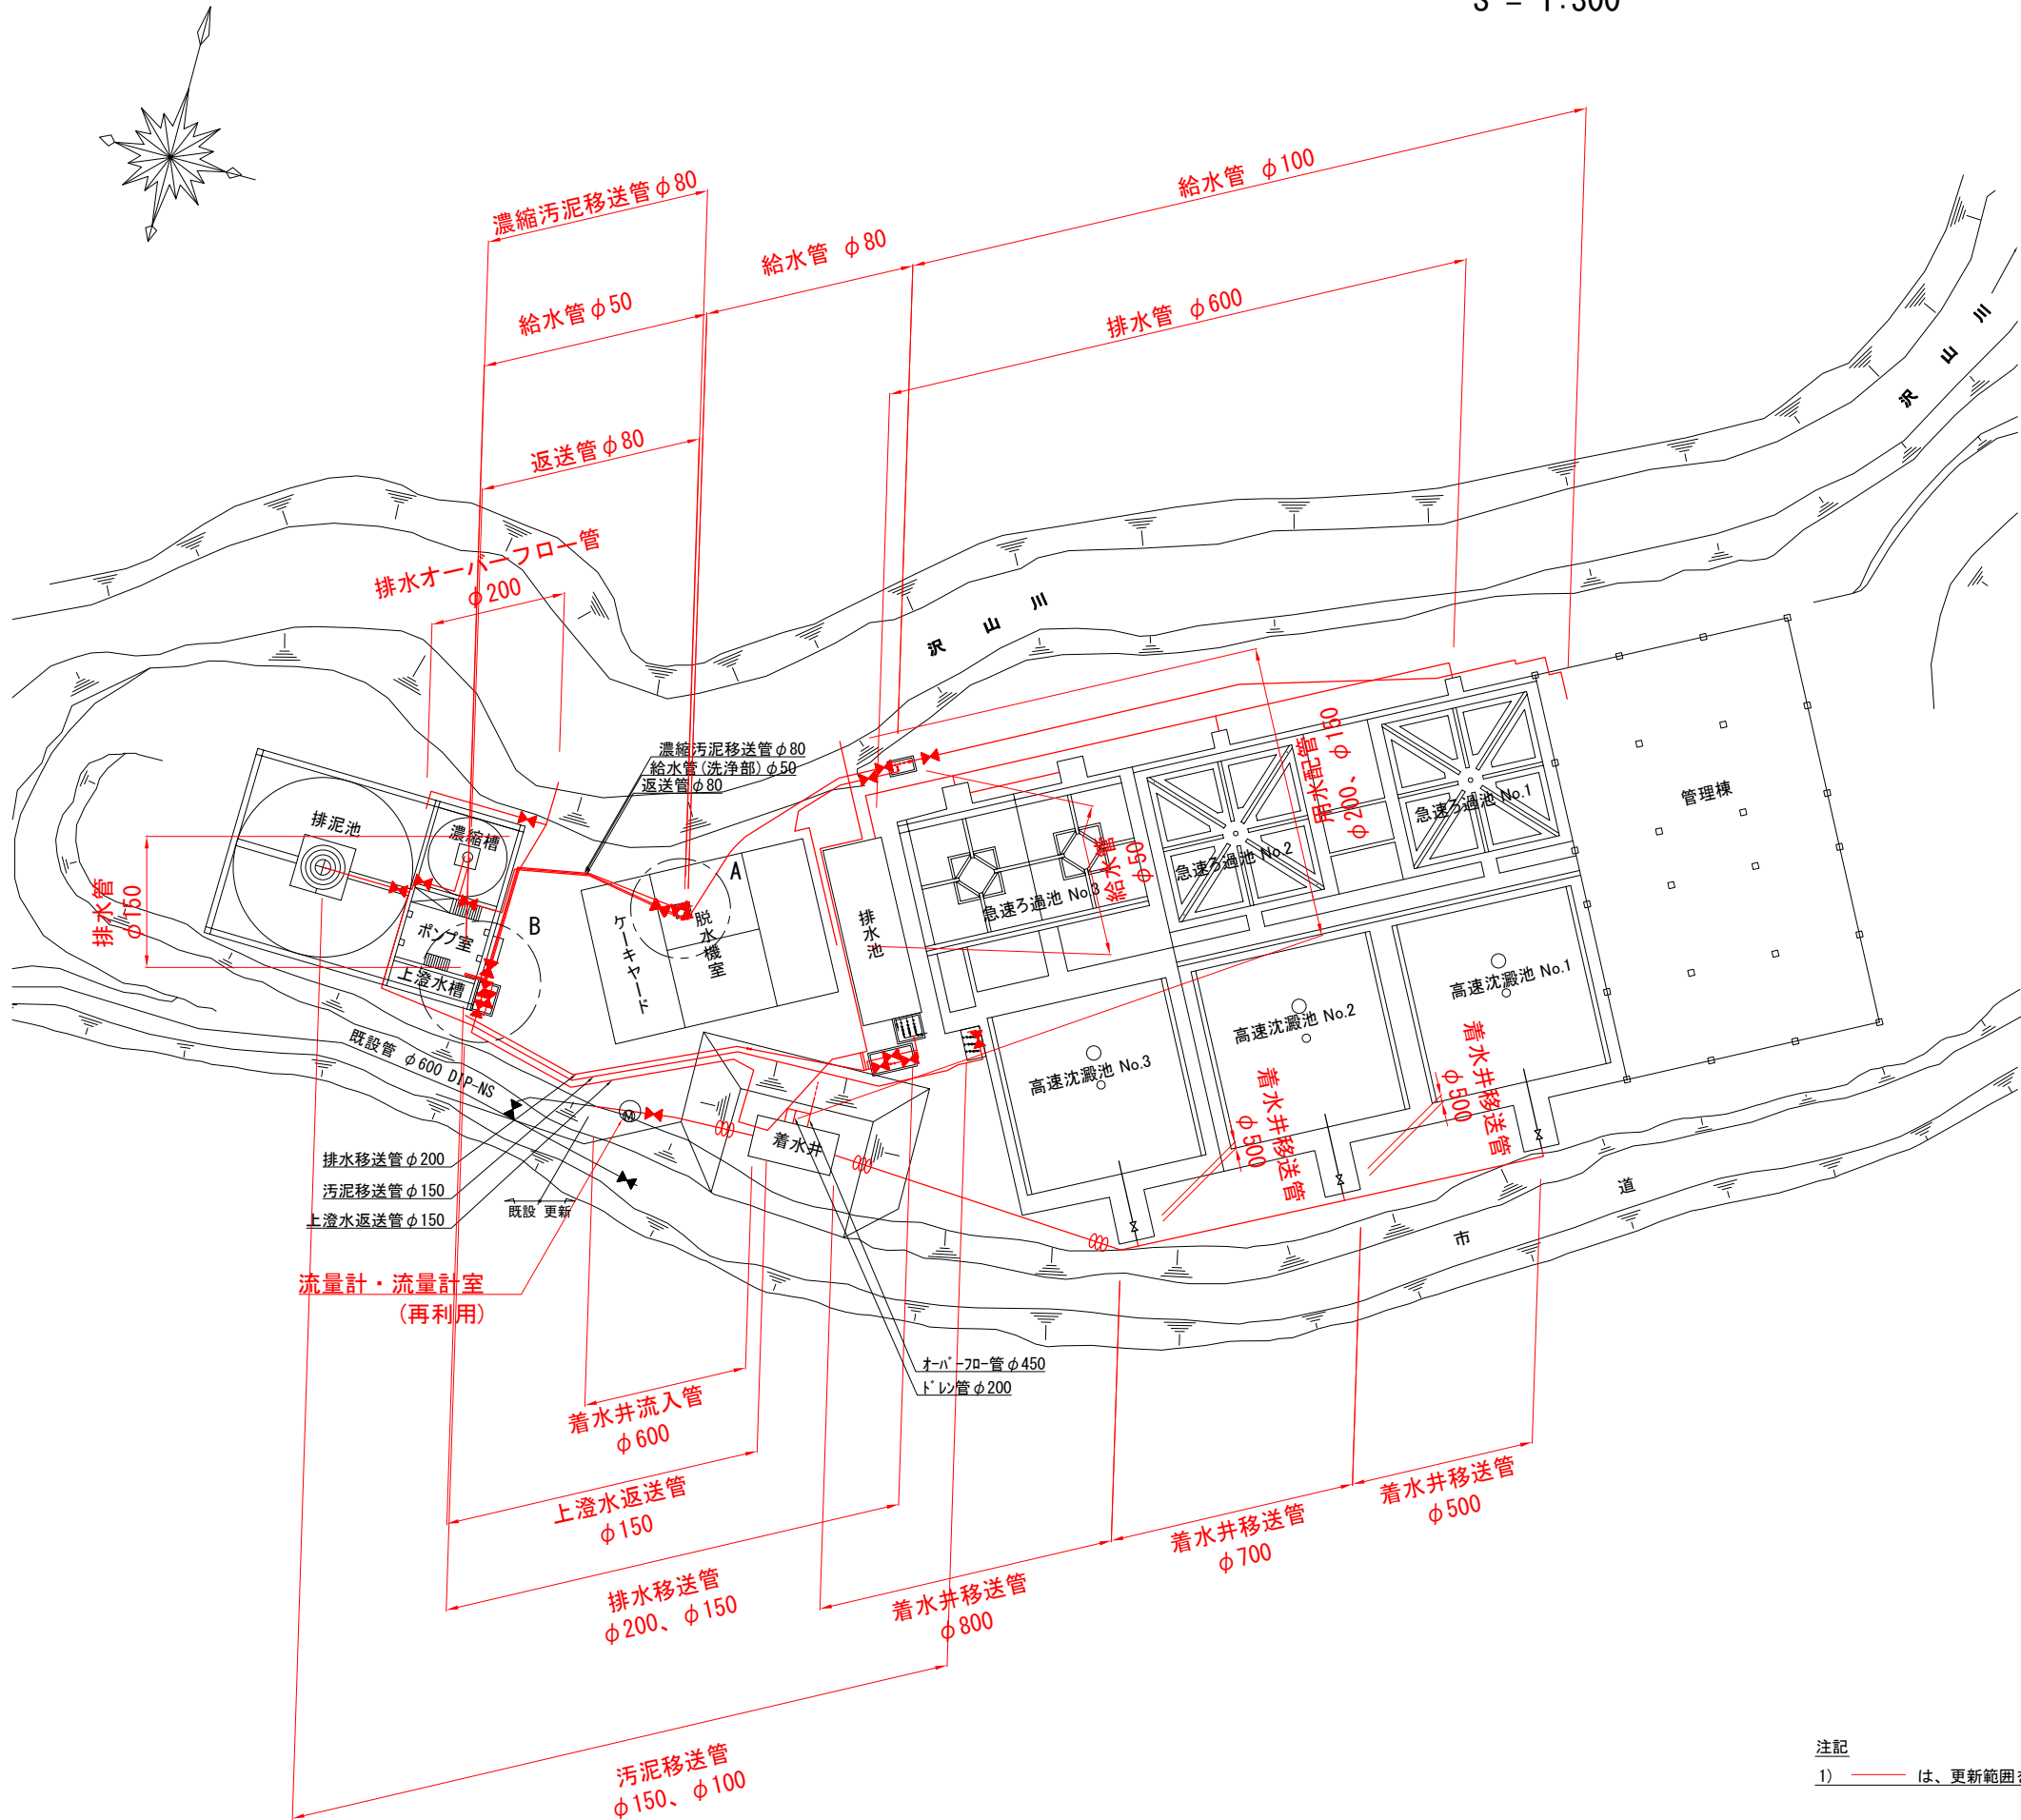


A詳細図

S = 1:30

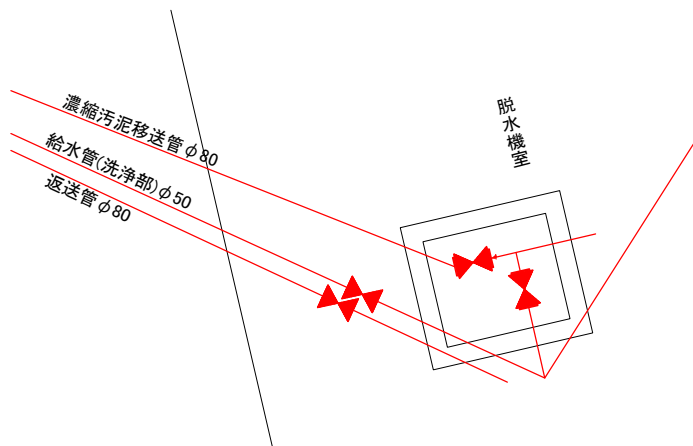

B詳細図

S = 1:30

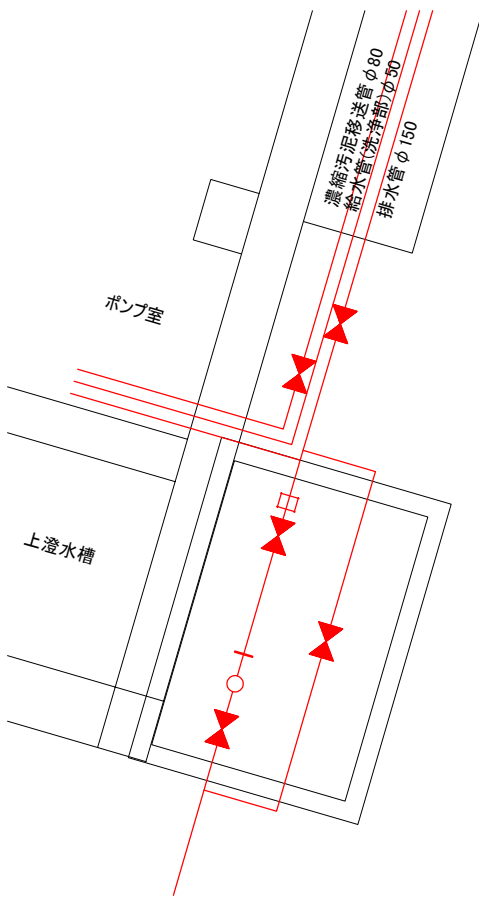

注記
1) — は、更新範囲を示します。

凡 例	
	仕 切 弁
	可 と う 管

工事場所 及び 工 事 名	上越市大字灰塚上山田920番地			
	城山浄水場大規模改修事業			
図 面 名	場内配管更新範囲図			
縮 尺	1:300	図面番号	C - 10	
課 長	副 課 長	係 長	検 査	設 計
上 越 市 ガ ス 水 道 局				