




平面図 縮尺 1:500

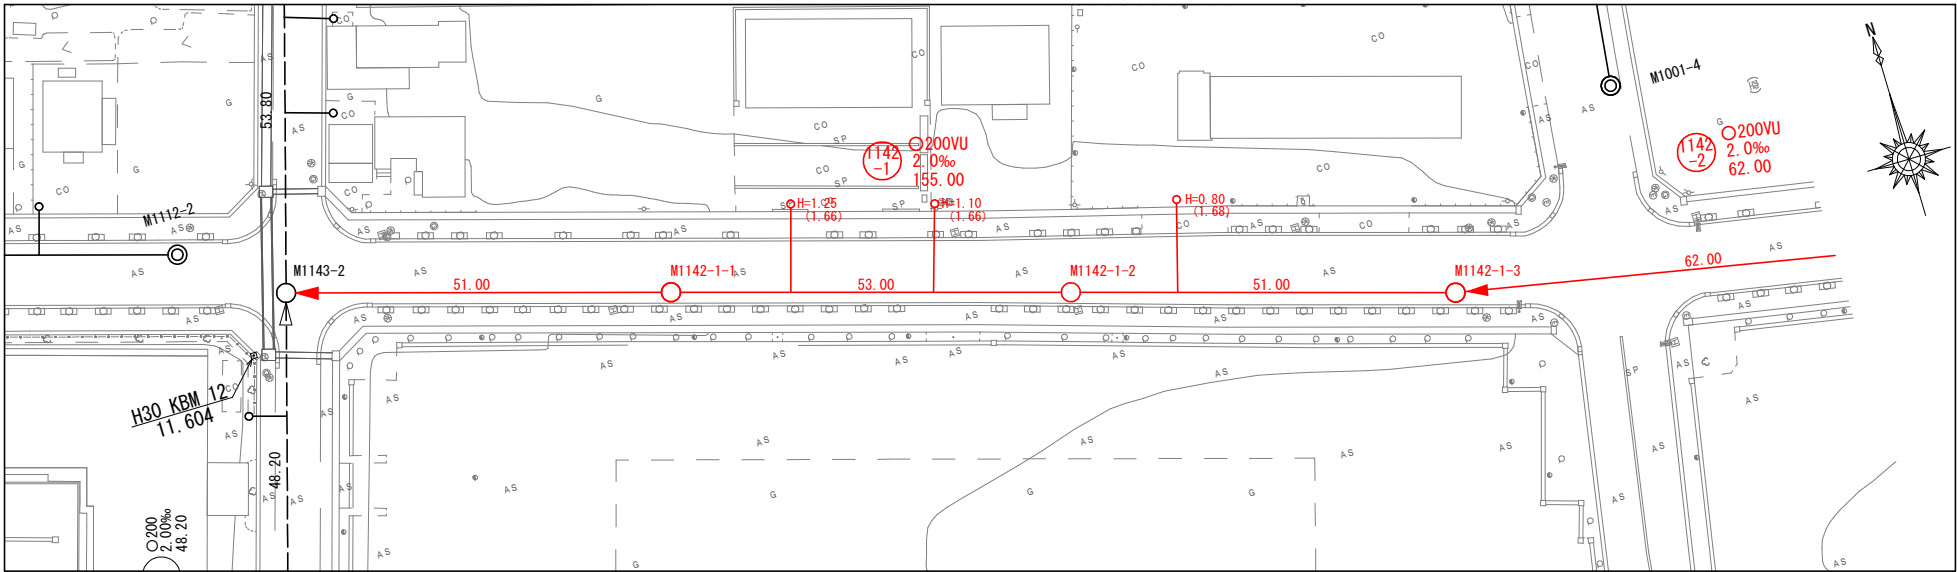

縦断面図 縮尺 縦1:100 横1:500

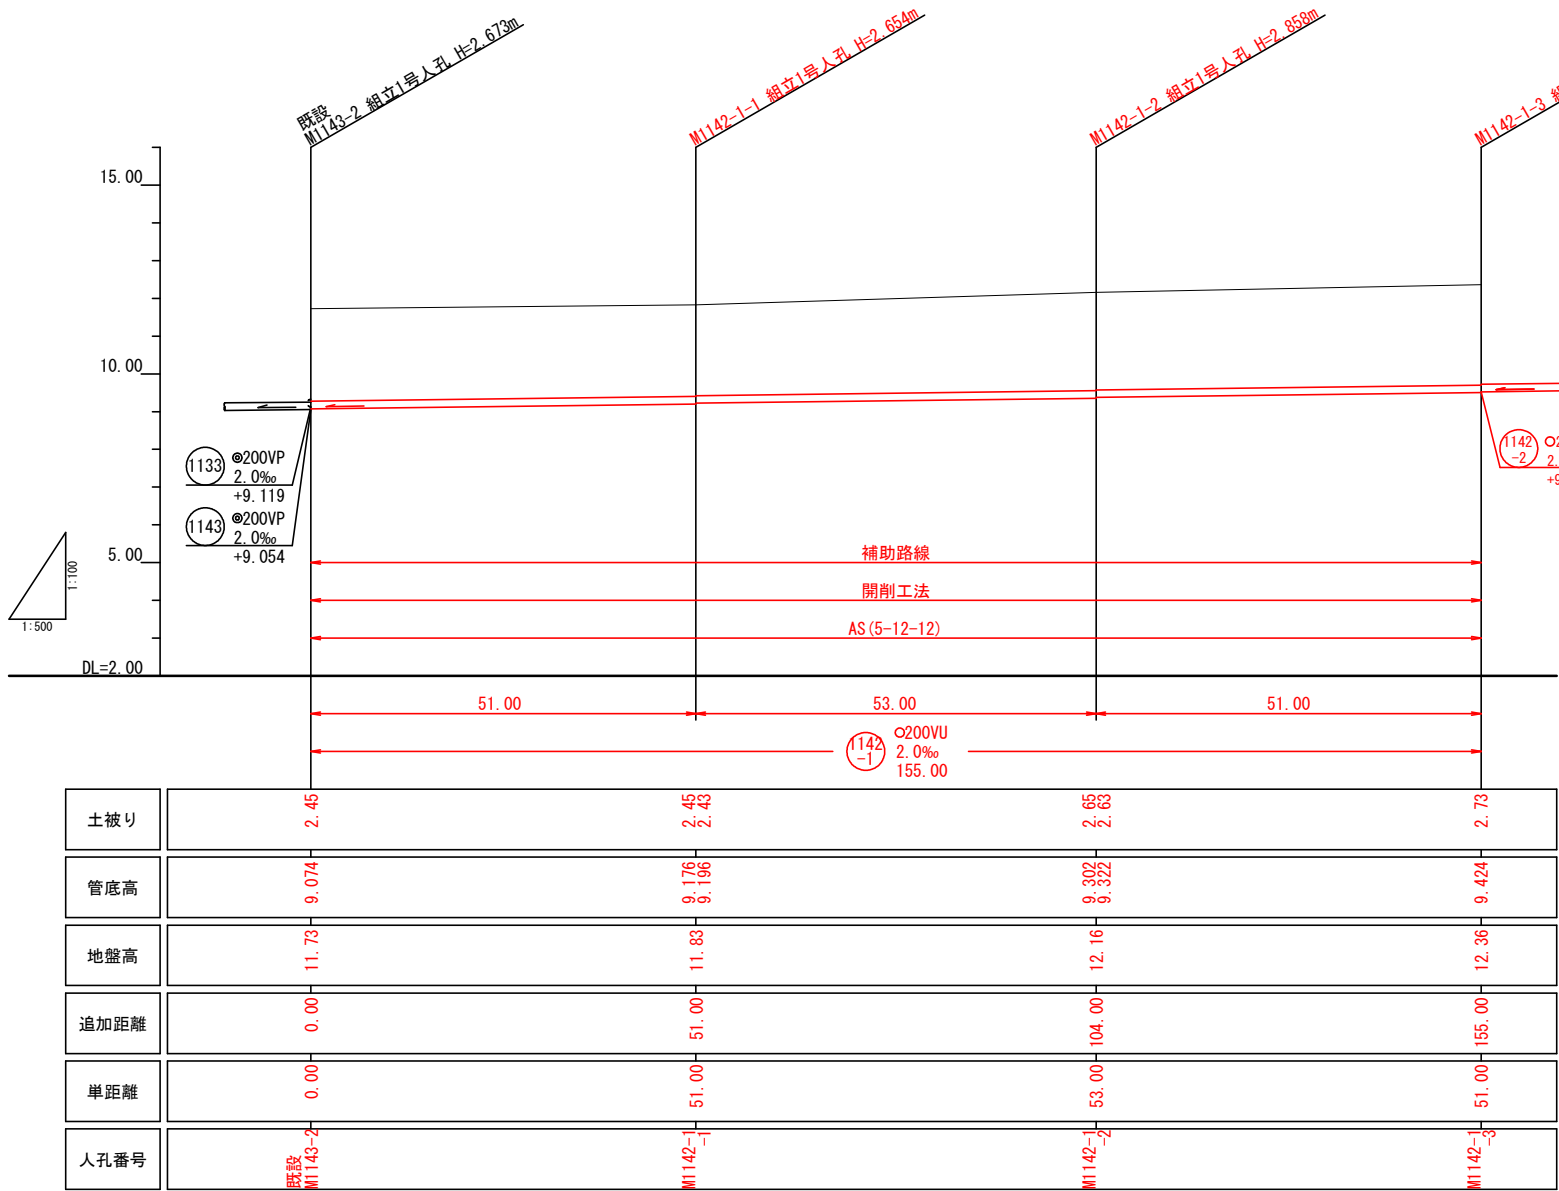


横断面図 縮尺 1:100

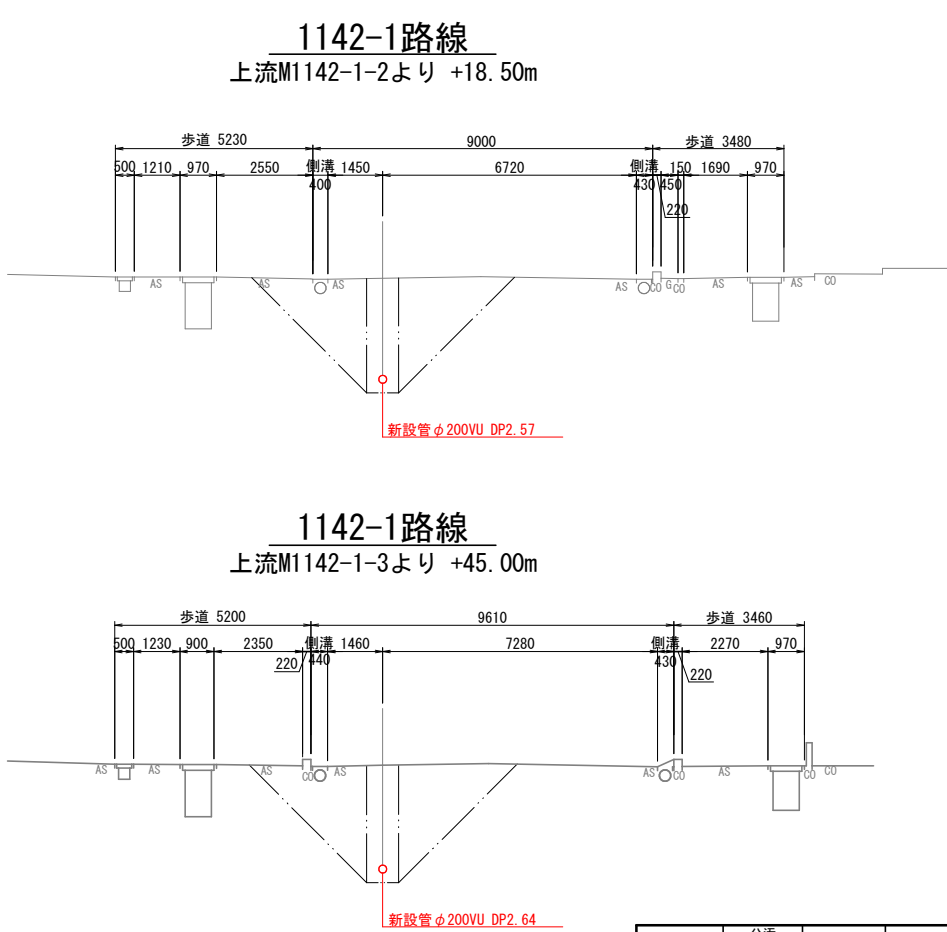


工事番号	公汚 第7-10-21号	図面番号	1 / 2
工 事 名	稲田水幹線1142-1他枝線 工事		
施工地名	上越市	とよば	地内
図 面 名	平面図・縦断面図・横断面図		
縮 尺	図 示		
設計年度			
設計会社名			
上 越 市 ガ ス 水 道 局			



平面図 縮尺 1:500

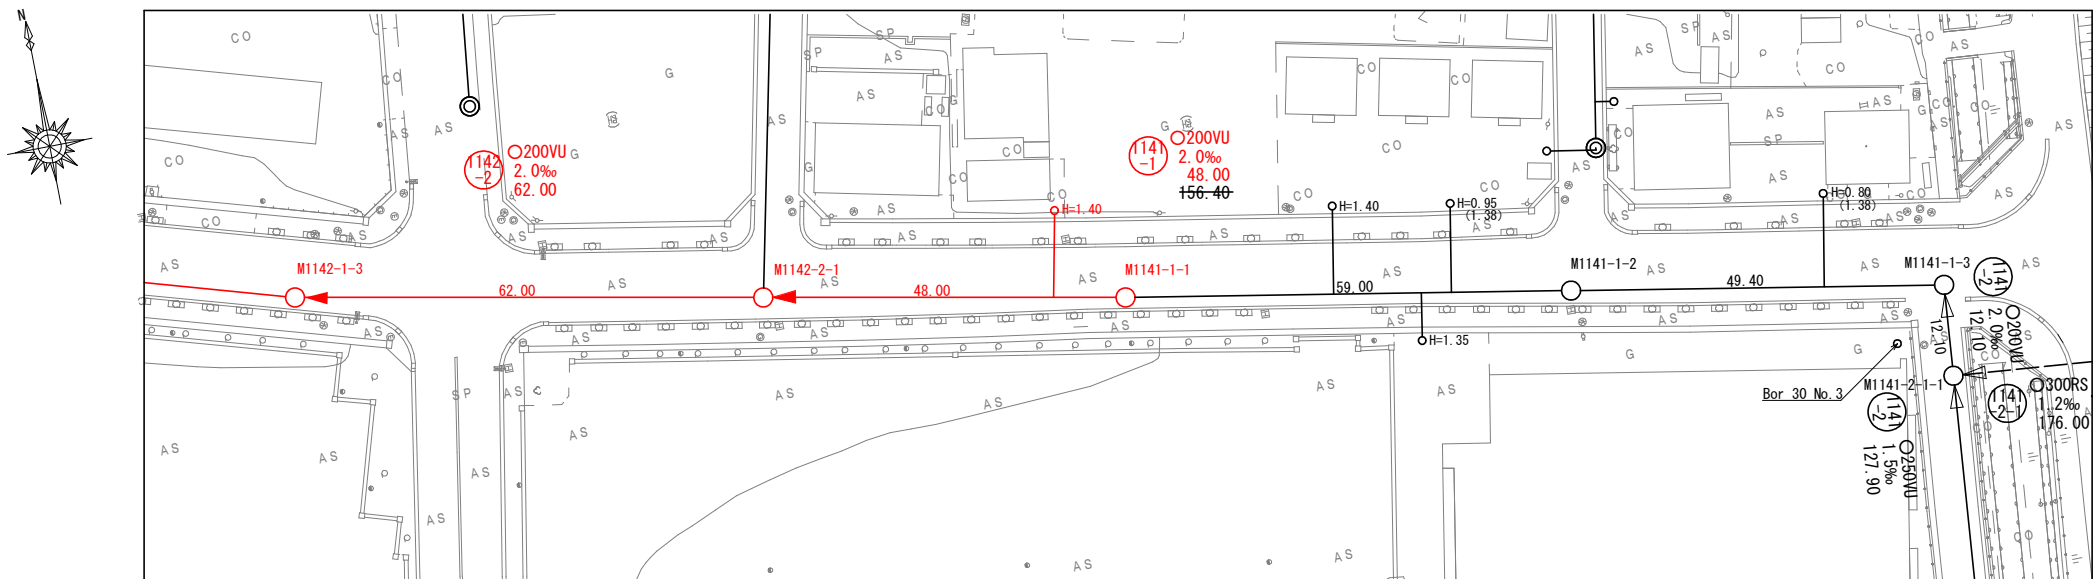

横断面図 縮尺 1:100

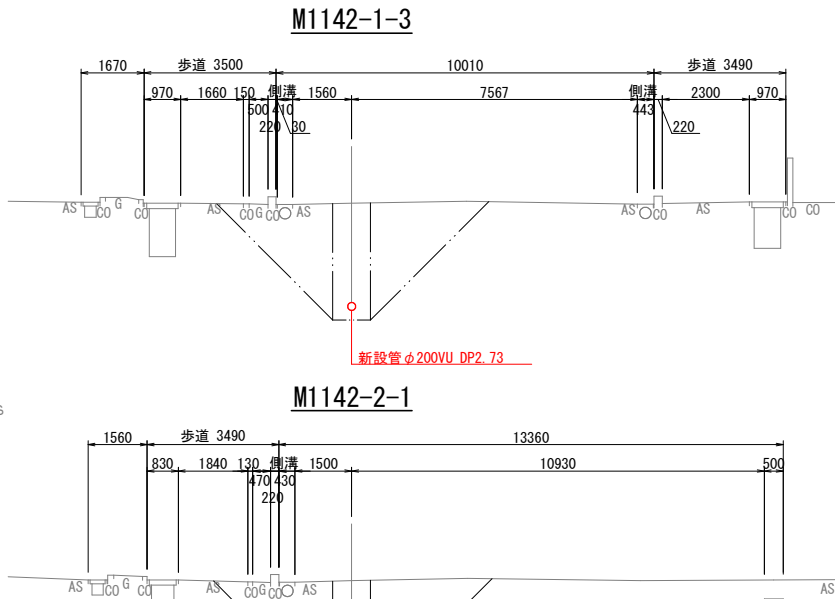

縦断面図 縮尺 縦1:100 横1:500

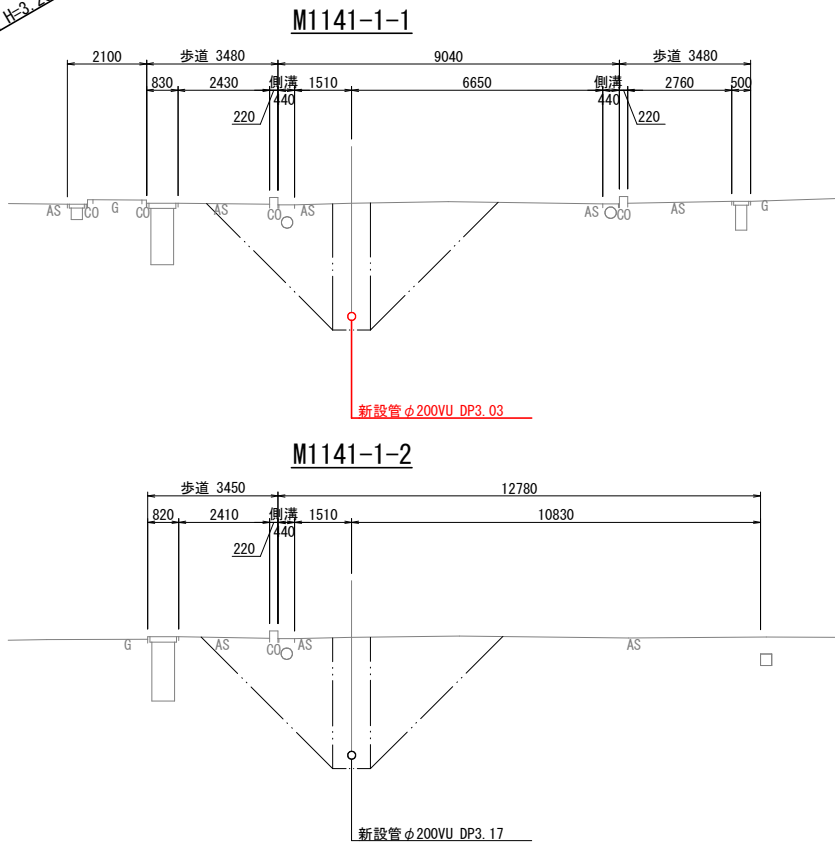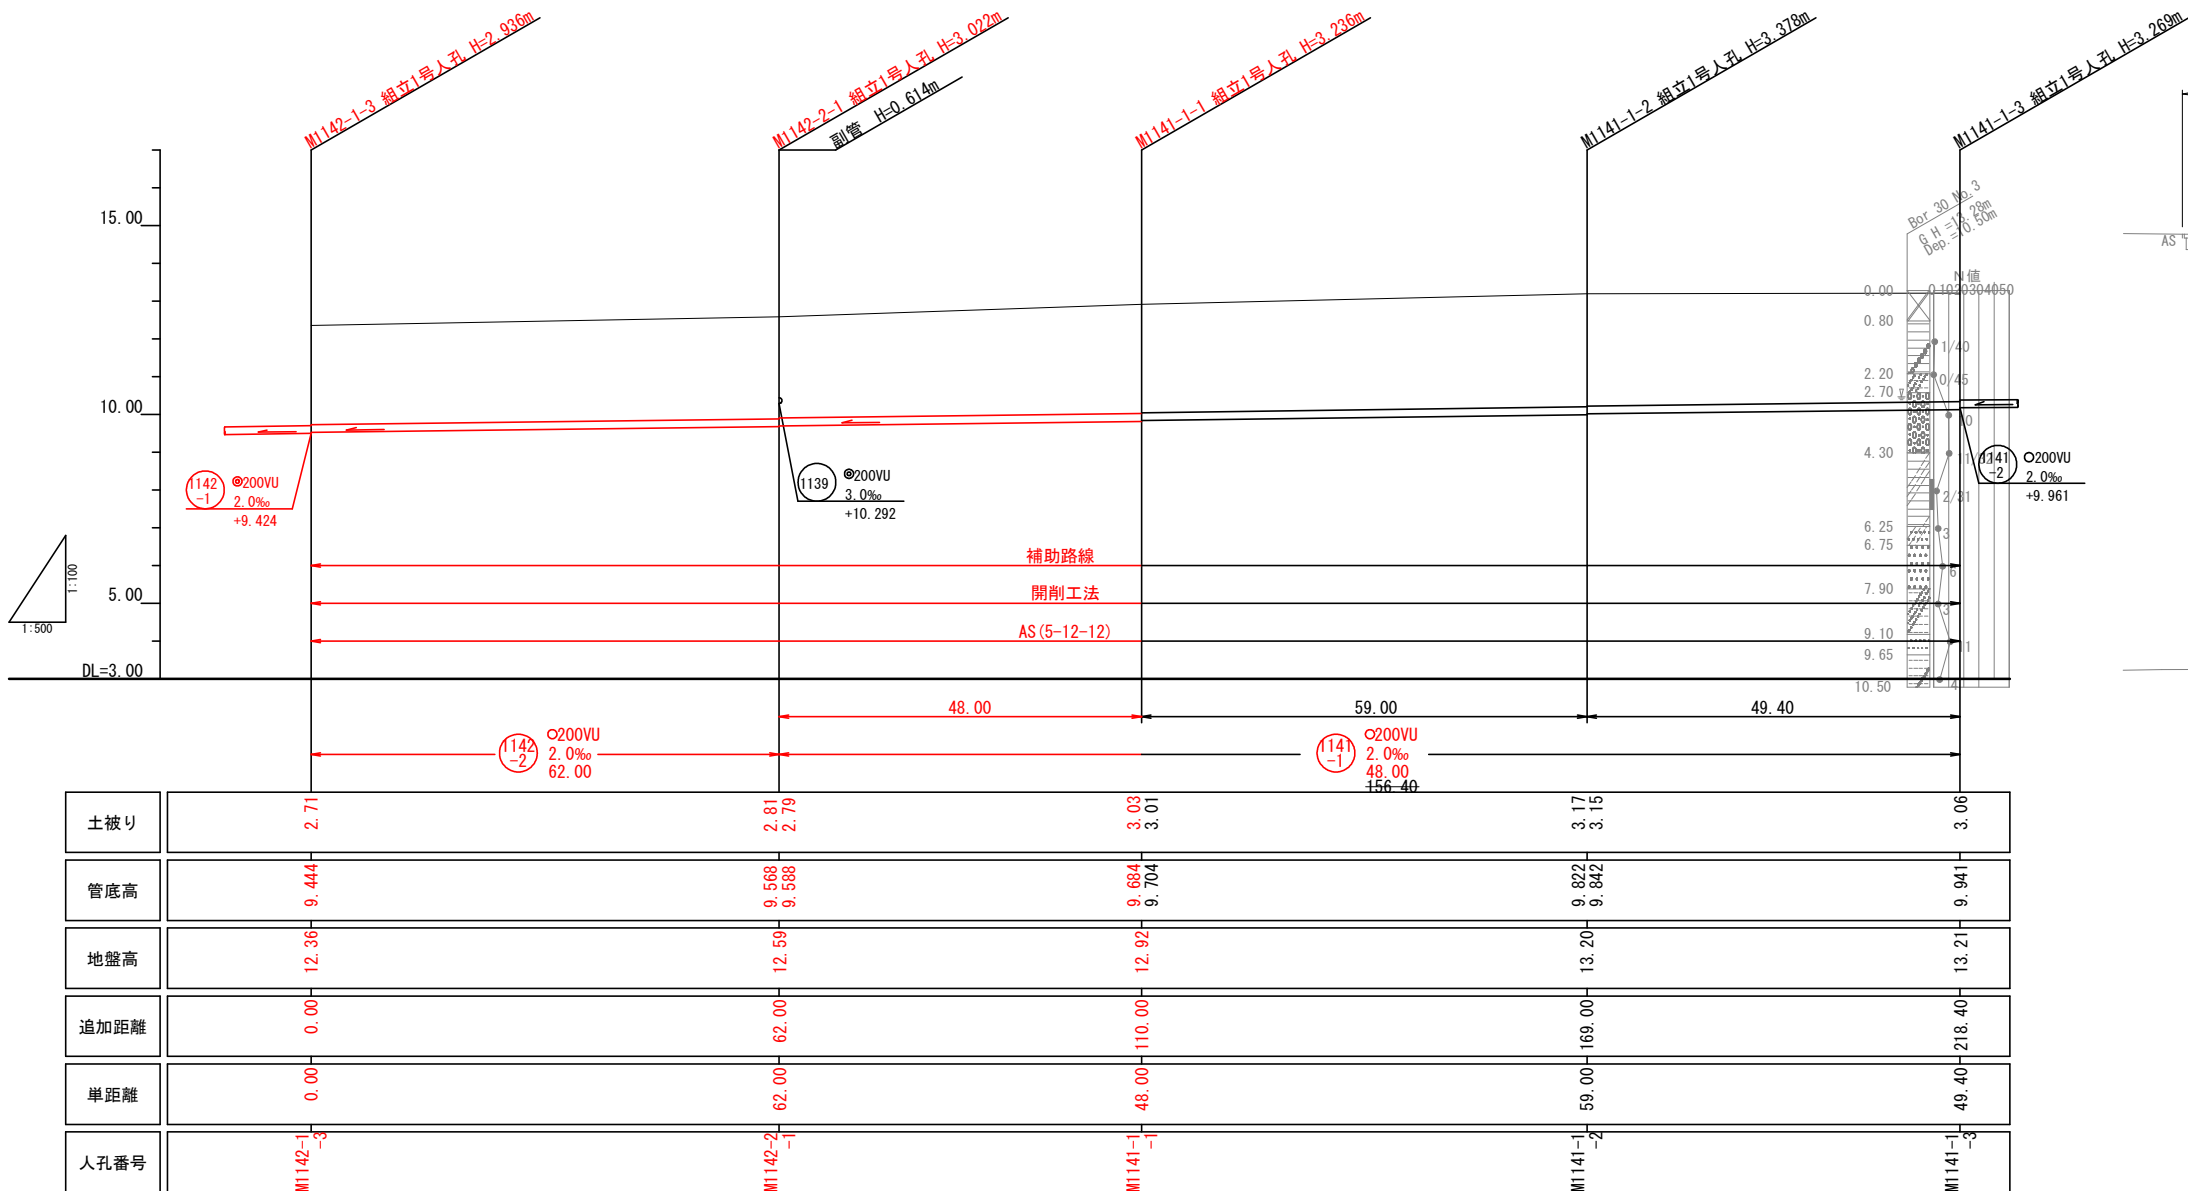

工事番号	公汚 第7-10-21号	図面番号	2 / 2
工 事 名	稲田水幹線1142-1他枝線 工事		
施工地名	上越市 とよば	地内	
図 面 名	平面図、縦断面図、横断面図		
縮 尺	図 示		
設計年度			
設計会社名			
上越市ガス水道局			