
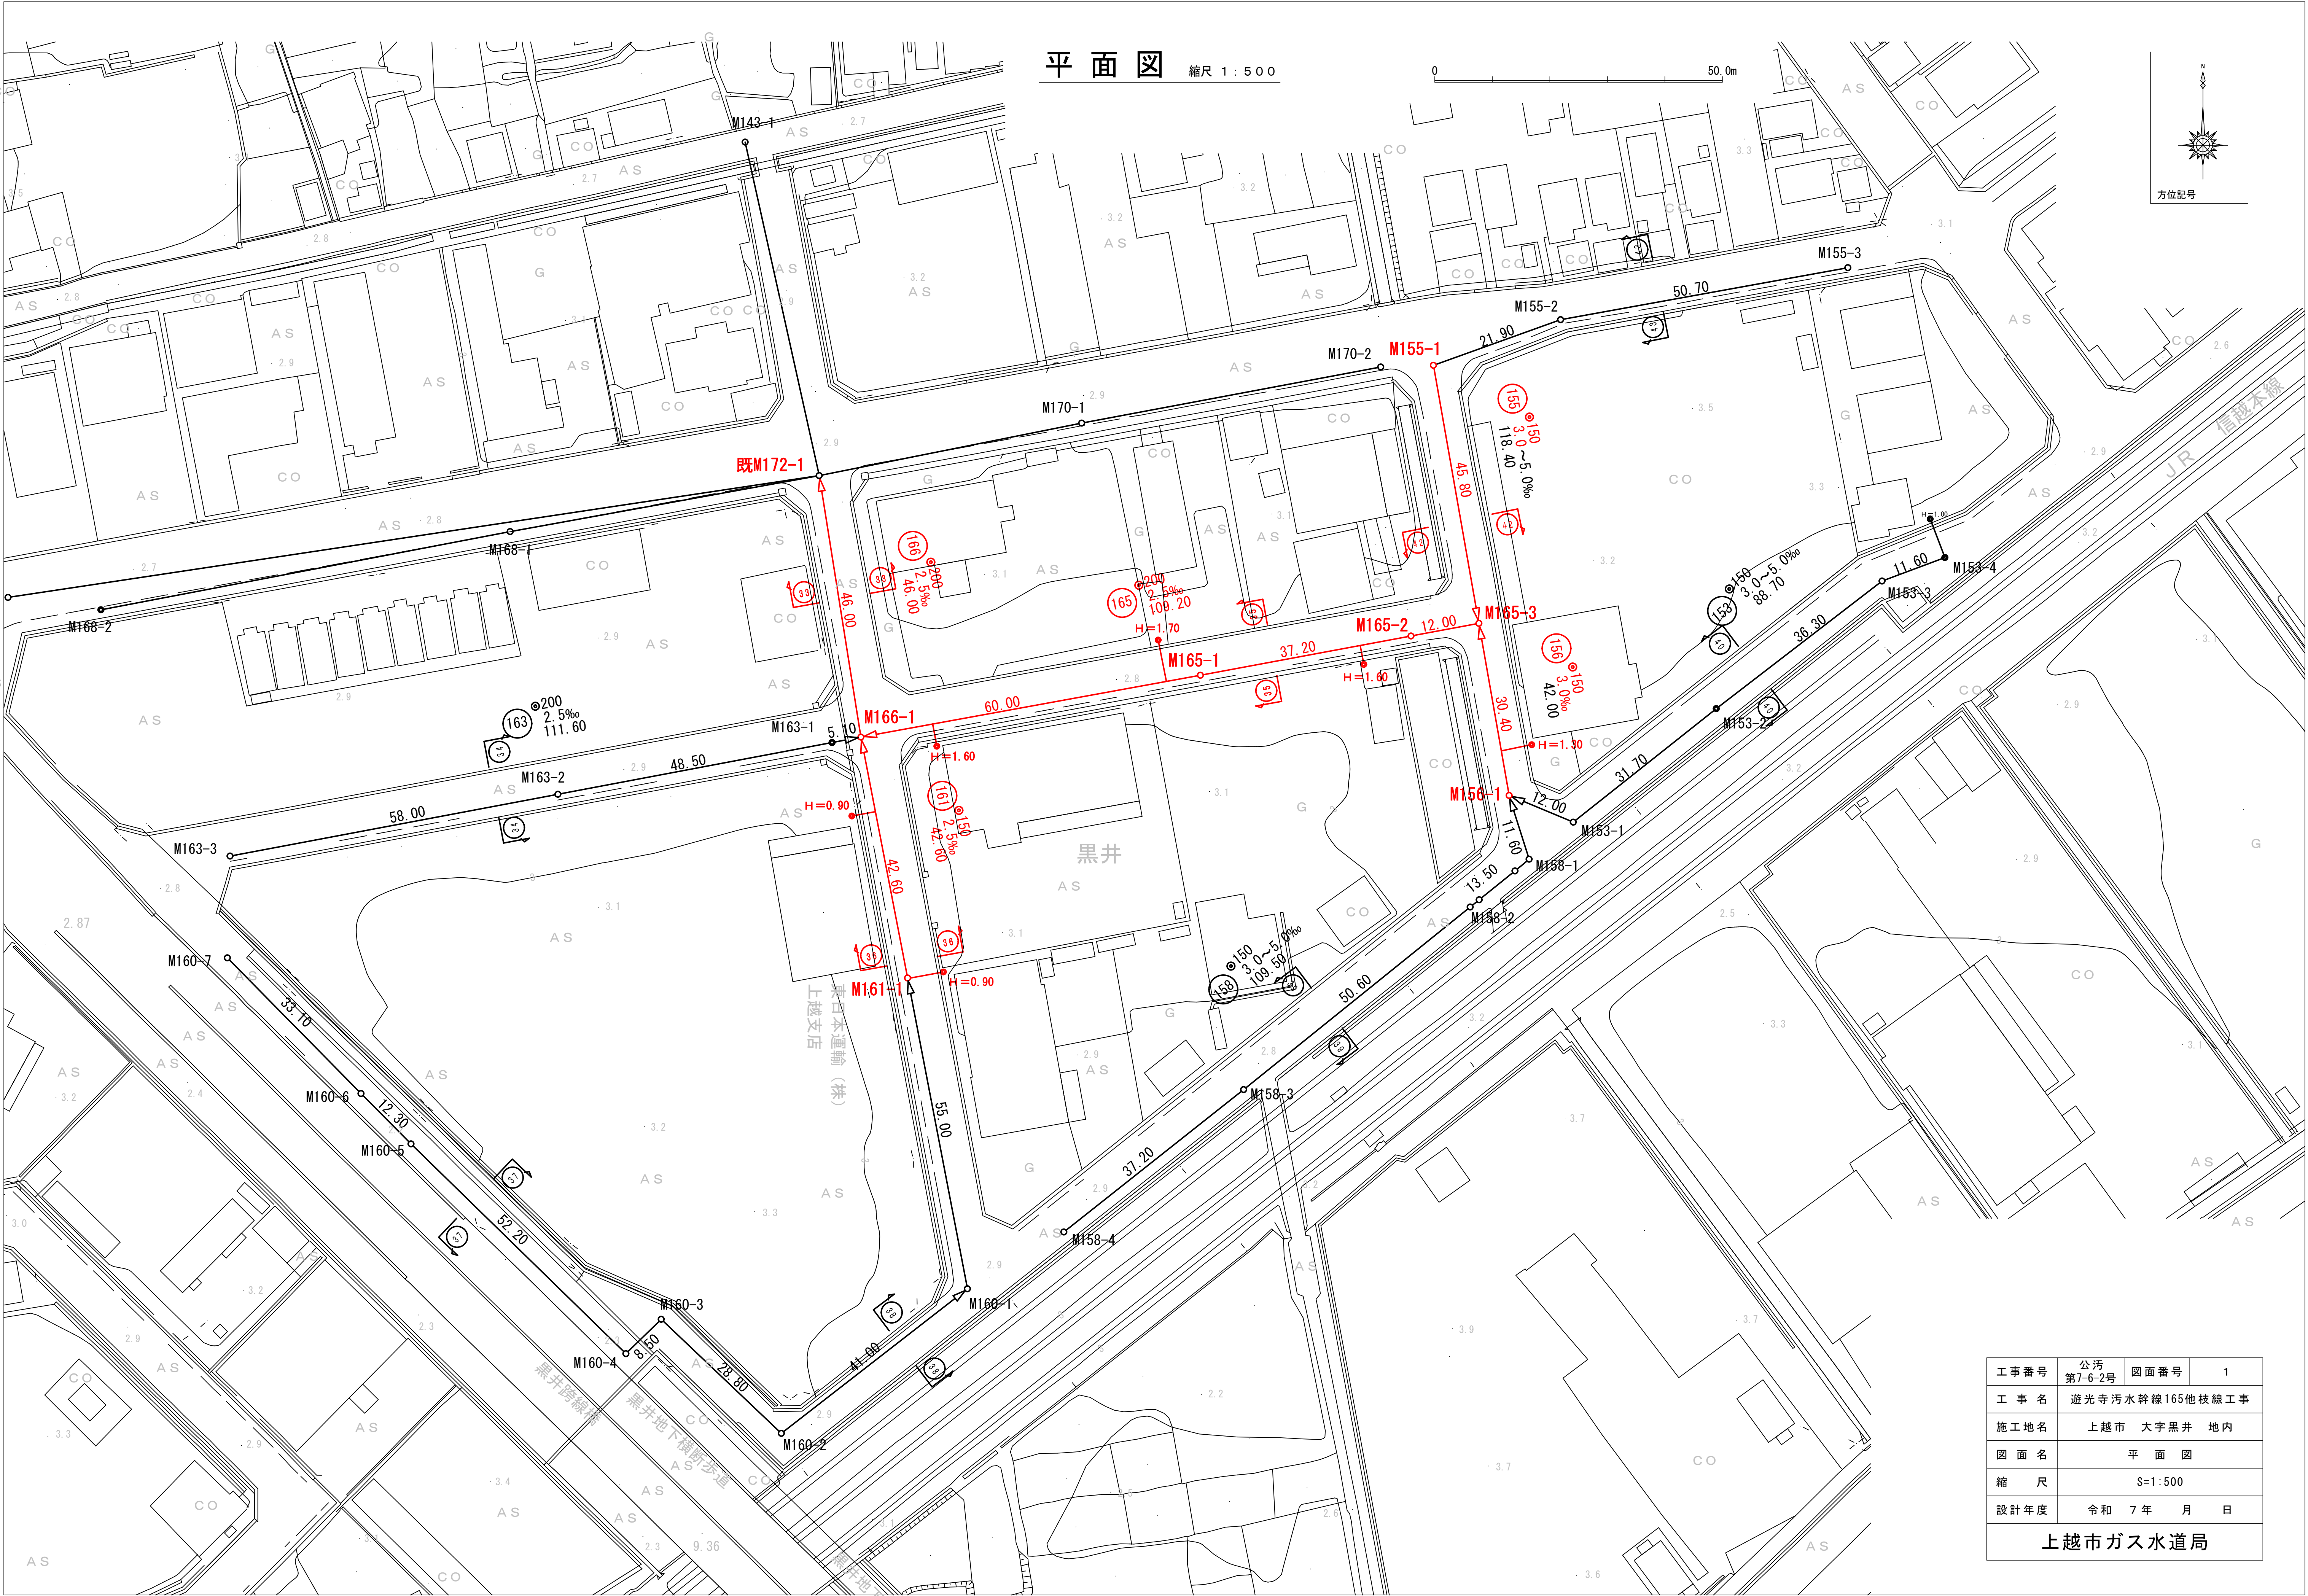


平面図 縮尺 1:500


0 50.0m

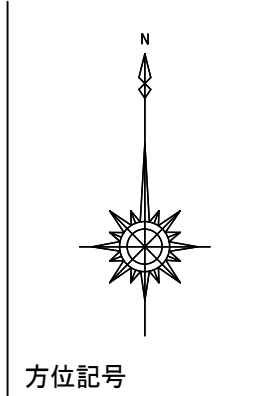

| | | | |
|----------|-----------------|------|---|
| 工事番号 | 公汚 第7-6-2号 | 図面番号 | 1 |
| 工 事 名 | 遊光寺汚水幹線165他枝線工事 | | |
| 施工地名 | 上越市 大字黒井 地内 | | |
| 図 面 名 | 平 面 図 | | |
| 縮 尺 | S=1:500 | | |
| 設計年度 | 令和 7 年 月 日 | | |
| 上越市ガス水道局 | | | |

縦断面図（ 1 ）

縮尺 縦1:100
横1:500

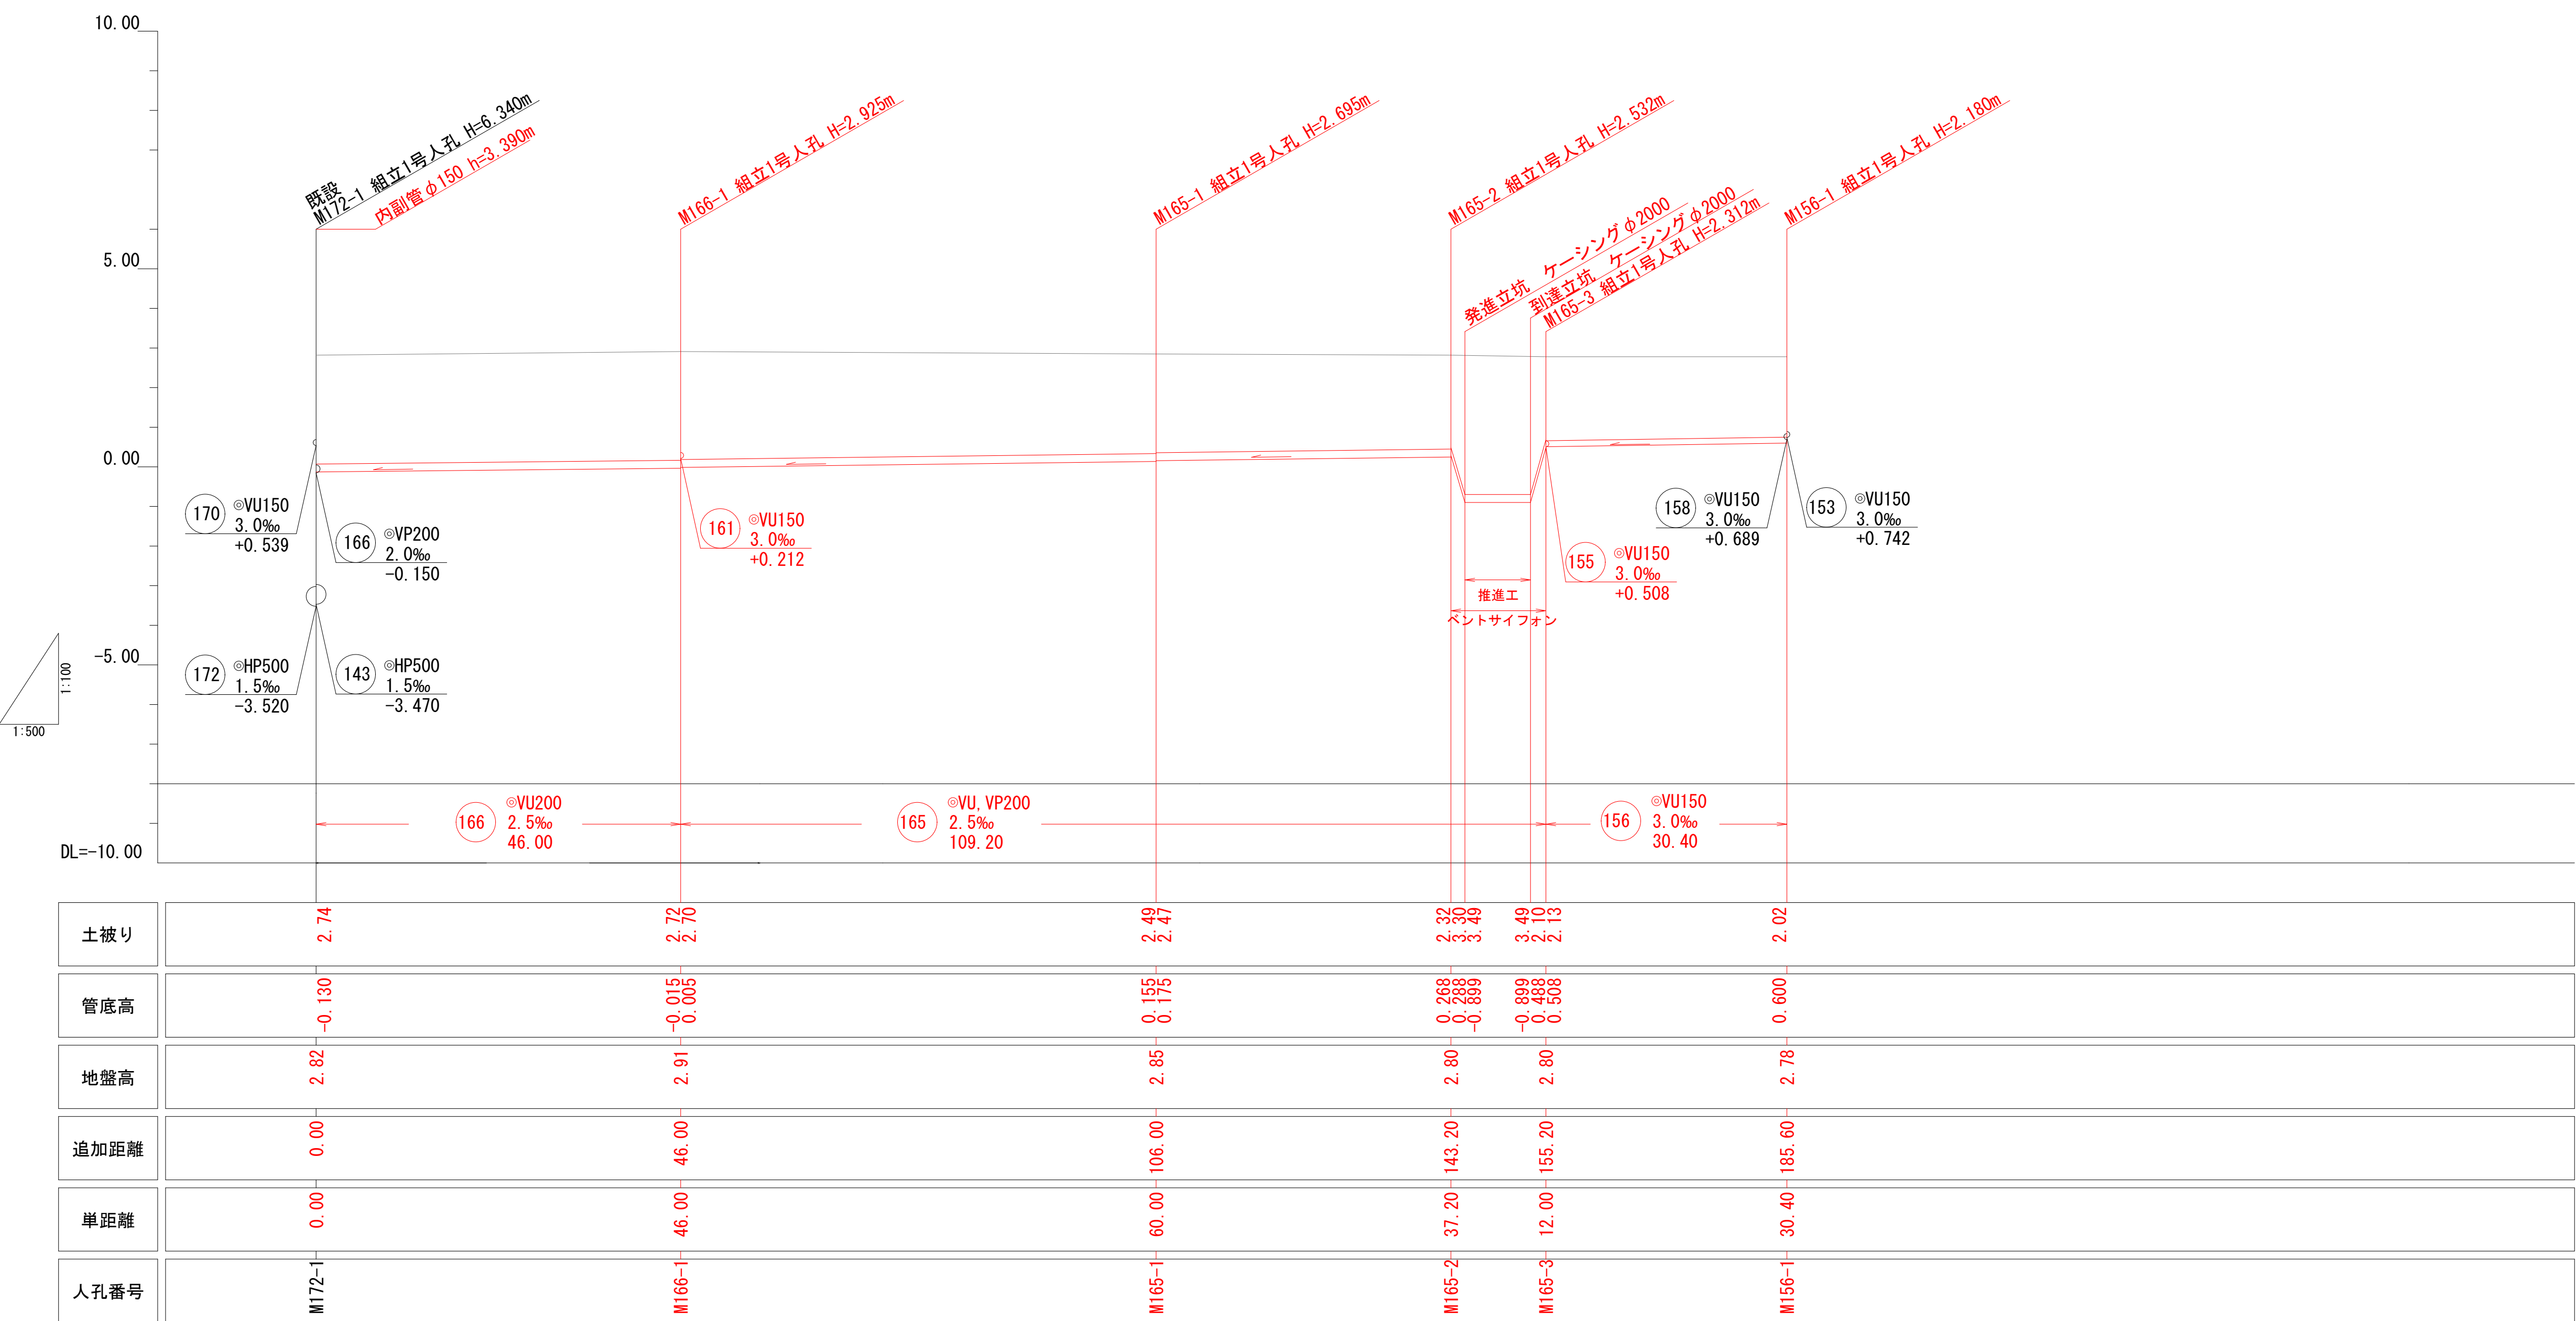


| | | | | |
|-----|-----|-----|--|--|
| 166 | 165 | 156 | | |
| | | | | |

| | | | |
|----------|-----------------|------|---|
| 工事番号 | 公汚 第7-6-2号 | 図面番号 | 2 |
| 工 事 名 | 遊光寺汚水幹線165他枝線工事 | | |
| 施工地名 | 上越市 大字黒井 地内 | | |
| 図 面 名 | 縦断面図（ 1 ） | | |
| 縮 尺 | 図 示 | | |
| 設計年度 | 令和 7 年 月 日 | | |
| 上越市ガス水道局 | | | |

縦断面図（2）

縮尺 縦1:100
横1:500

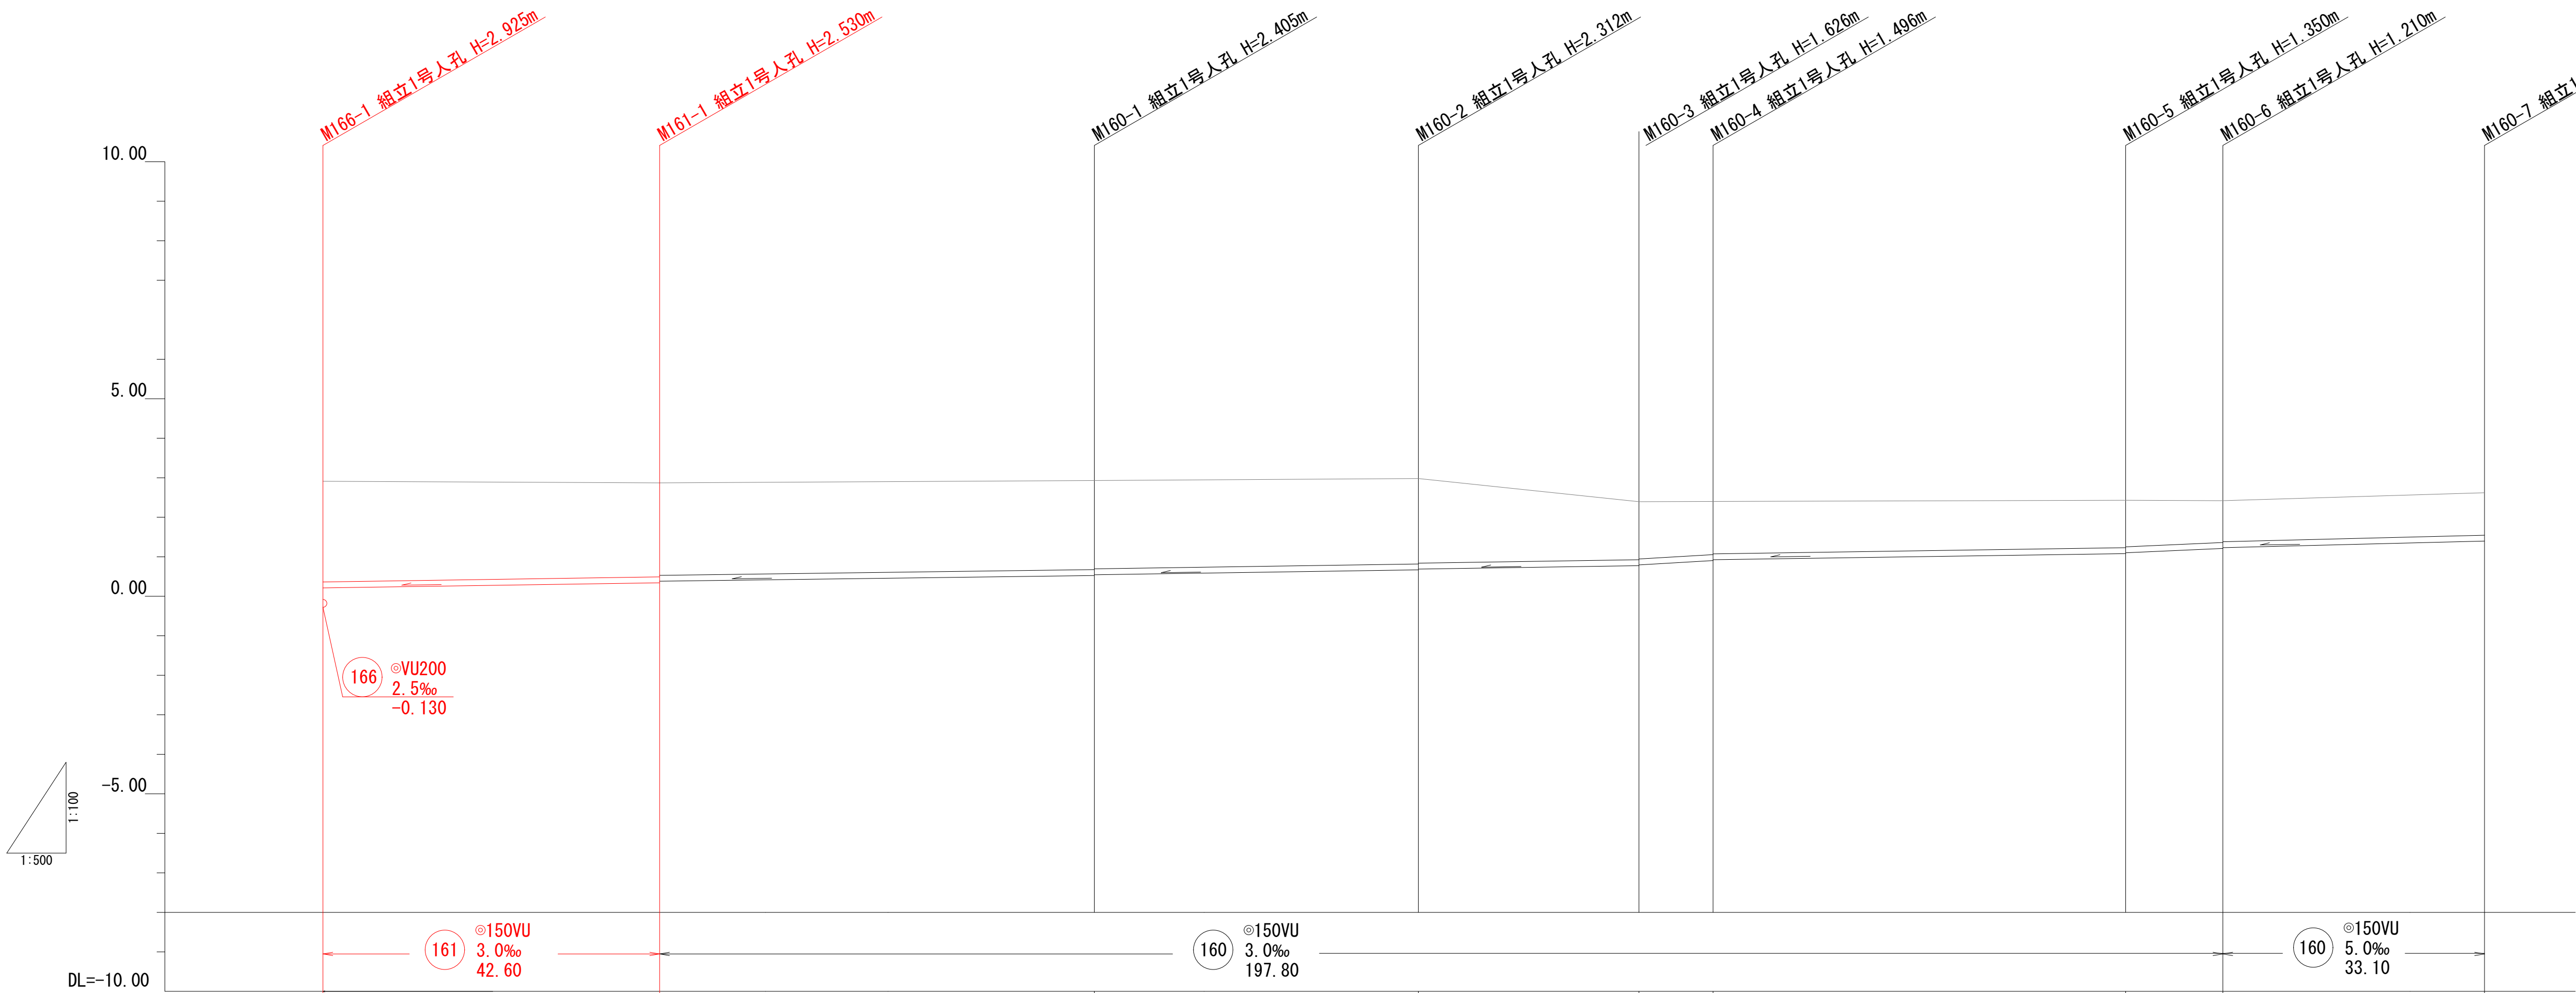


| | | | | | | | | | |
|------|--------|--------|--------|--------|--------|--------|--------|--------|--------|
| 土被り | 2.54 | 2.37 | 2.25 | 2.15 | 1.47 | 1.34 | 1.19 | 1.05 | 1.07 |
| 管底高 | 0.212 | 0.340 | 0.525 | 0.668 | 0.774 | 0.904 | 1.080 | 1.210 | 1.396 |
| 地盤高 | 2.91 | 2.87 | 2.93 | 2.98 | 2.40 | 2.40 | 2.43 | 2.42 | 2.62 |
| 追加距離 | 0.00 | 42.60 | 97.60 | 138.60 | 167.40 | 175.90 | 228.10 | 240.40 | 273.50 |
| 単距離 | 0.00 | 42.60 | 55.00 | 41.00 | 28.80 | 8.50 | 52.20 | 12.30 | 33.10 |
| 人孔番号 | M166-1 | M161-1 | M160-1 | M160-2 | M160-3 | M160-4 | M160-5 | M160-6 | M160-7 |

| | | | | |
|-----|-----|--|--|--|
| 160 | 161 | | | |
| | | | | |

| | | | |
|----------|-----------------|------|---|
| 工事番号 | 公汚 第7-6-2号 | 図面番号 | 3 |
| 工 事 名 | 遊光寺汚水幹線165他枝線工事 | | |
| 施工地名 | 上越市 大字黒井 地内 | | |
| 図 面 名 | 縦断面図（2） | | |
| 縮 尺 | 図 示 | | |
| 設計年度 | 令和 7 年 月 日 | | |
| 上越市ガス水道局 | | | |

縦断面図（3）

縮尺 縦1:100
横1:500




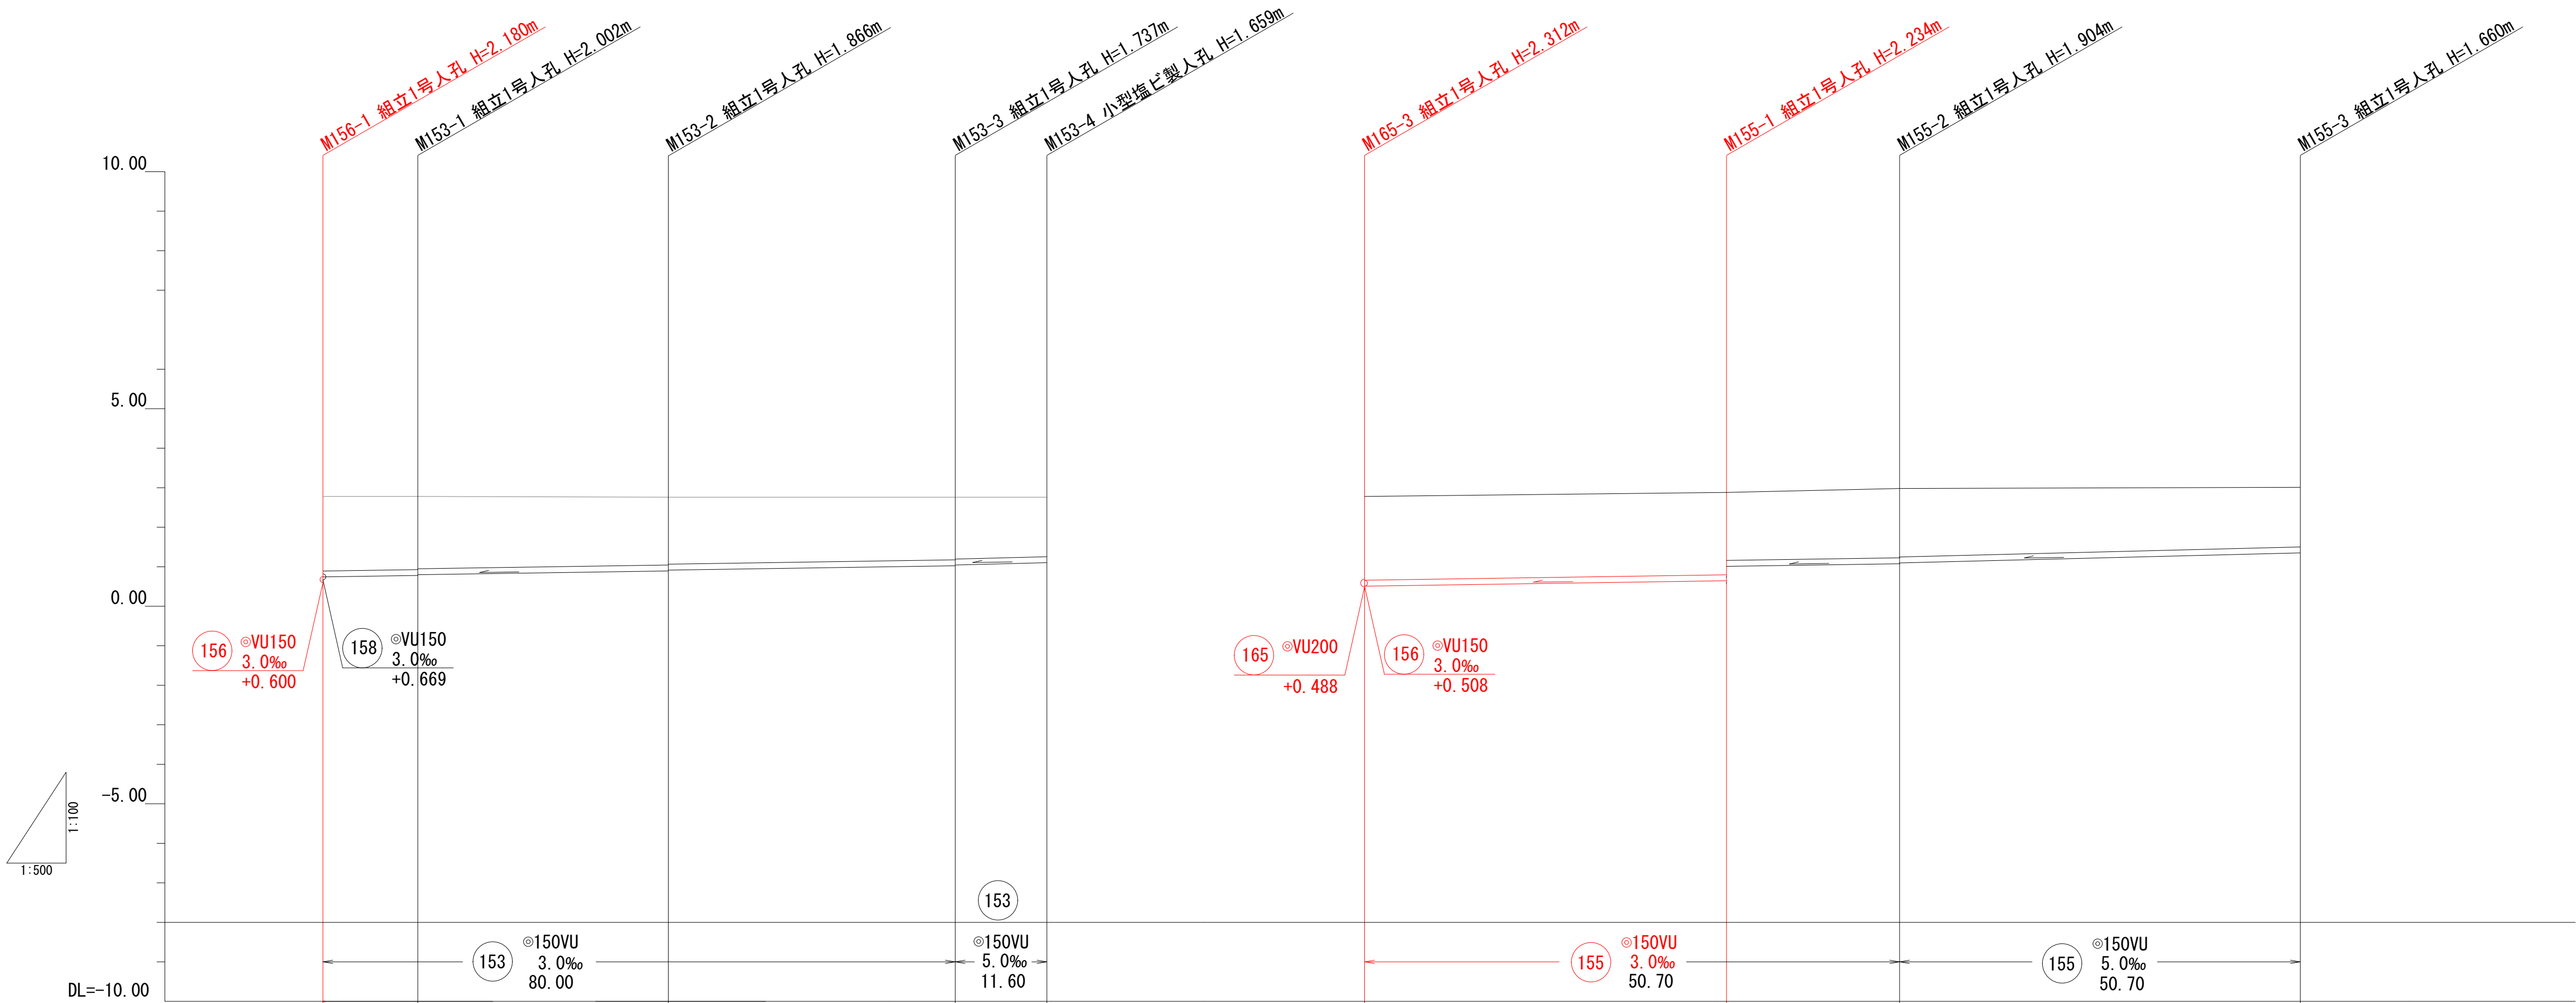


| | | | | | | | | | |
|------|--------|----------------|----------------|----------------|--------|--------|----------------|----------------|--------|
| 土被り | 1.88 | 1.84 1.82 | 1.71 1.69 | 1.58 1.56 | 1.50 | 2.11 | 2.07 1.71 | 1.74 1.72 | 1.50 |
| 管底高 | 0.742 | 0.778 0.788 | 0.894 0.914 | 1.023 1.043 | 1.101 | 0.508 | 0.646 1.010 | 1.076 1.086 | 1.350 |
| 地盤高 | 2.78 | 2.78 | 2.76 | 2.76 | 2.76 | 2.78 | 2.88 | 2.98 | 3.01 |
| 追加距離 | 0.00 | 12.00 | 43.70 | 80.00 | 91.60 | 0.00 | 45.80 | 67.70 | 118.40 |
| 単距離 | 0.00 | 12.00 | 31.70 | 36.30 | 11.60 | 0.00 | 45.80 | 21.90 | 50.70 |
| 人孔番号 | M156-1 | M153-1 | M153-2 | M153-3 | M153-4 | M165-3 | M155-1 | M155-2 | M155-3 |




| | | | | |
|-----|-----|--|--|--|
| 153 | 155 | | | |
| | | | | |

| | | | |
|----------|-----------------|------|---|
| 工事番号 | 公汚 第7-6-2号 | 図面番号 | 4 |
| 工 事 名 | 遊光寺汚水幹線165他枝線工事 | | |
| 施工地名 | 上越市 大字黒井 地内 | | |
| 図 面 名 | 縦断面図（3） | | |
| 縮 尺 | 図 示 | | |
| 設計年度 | 令和 7 年 月 日 | | |
| 上越市ガス水道局 | | | |

横断面図 縮尺 1 : 100

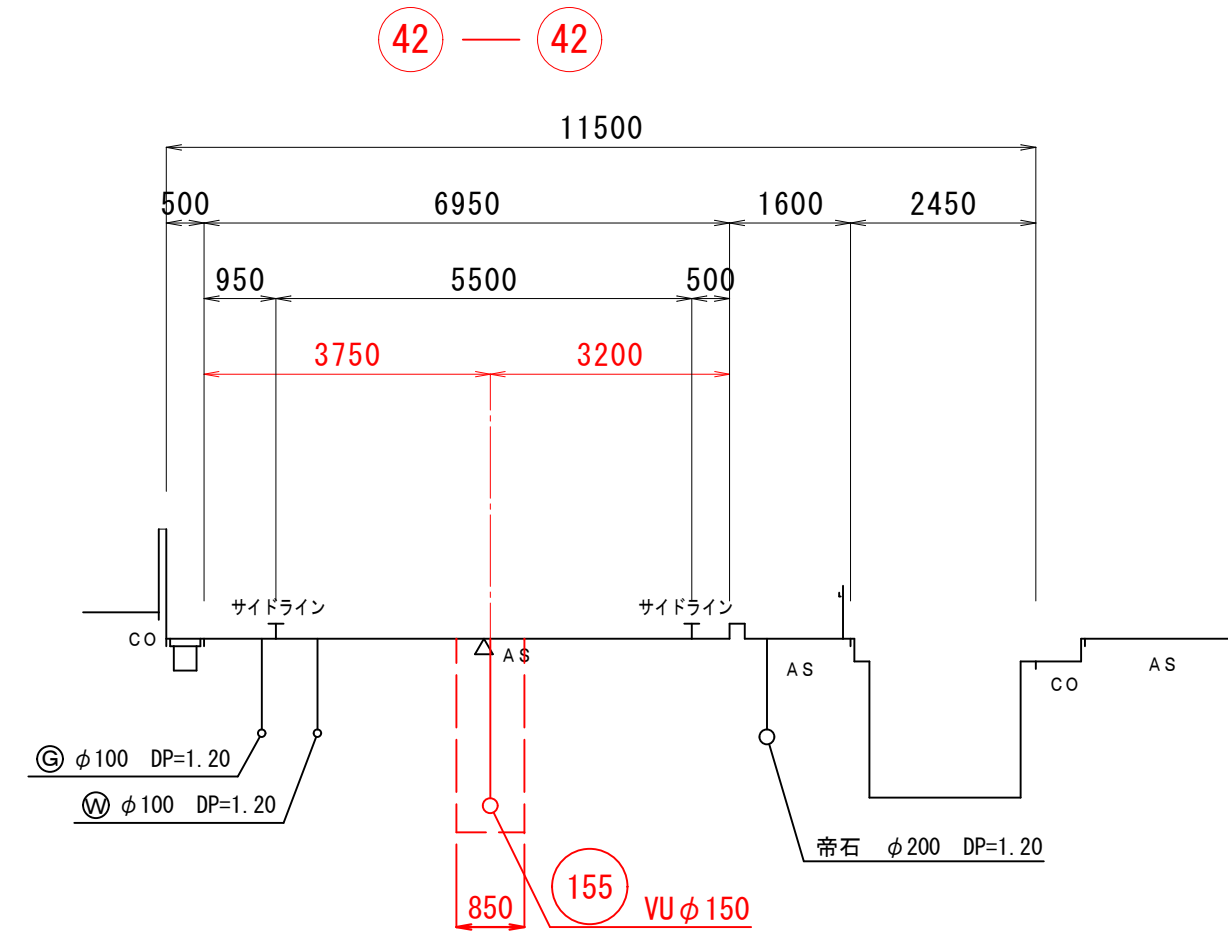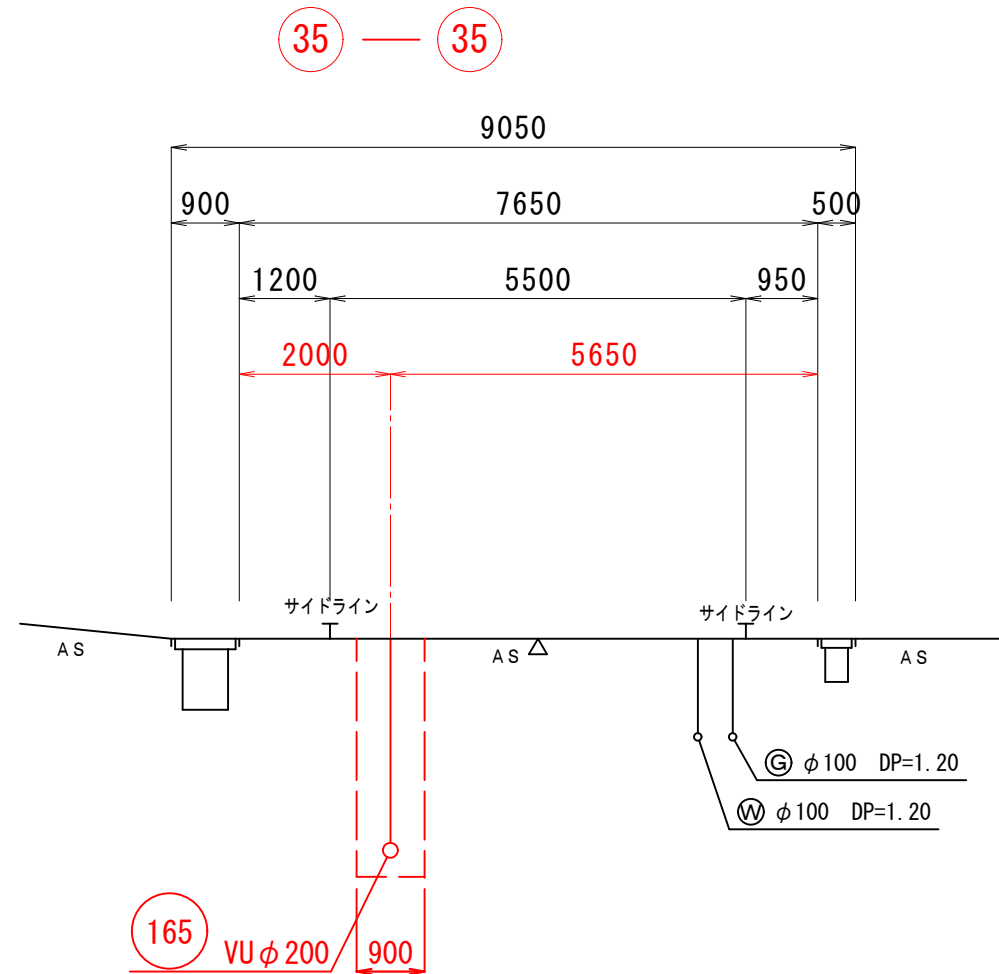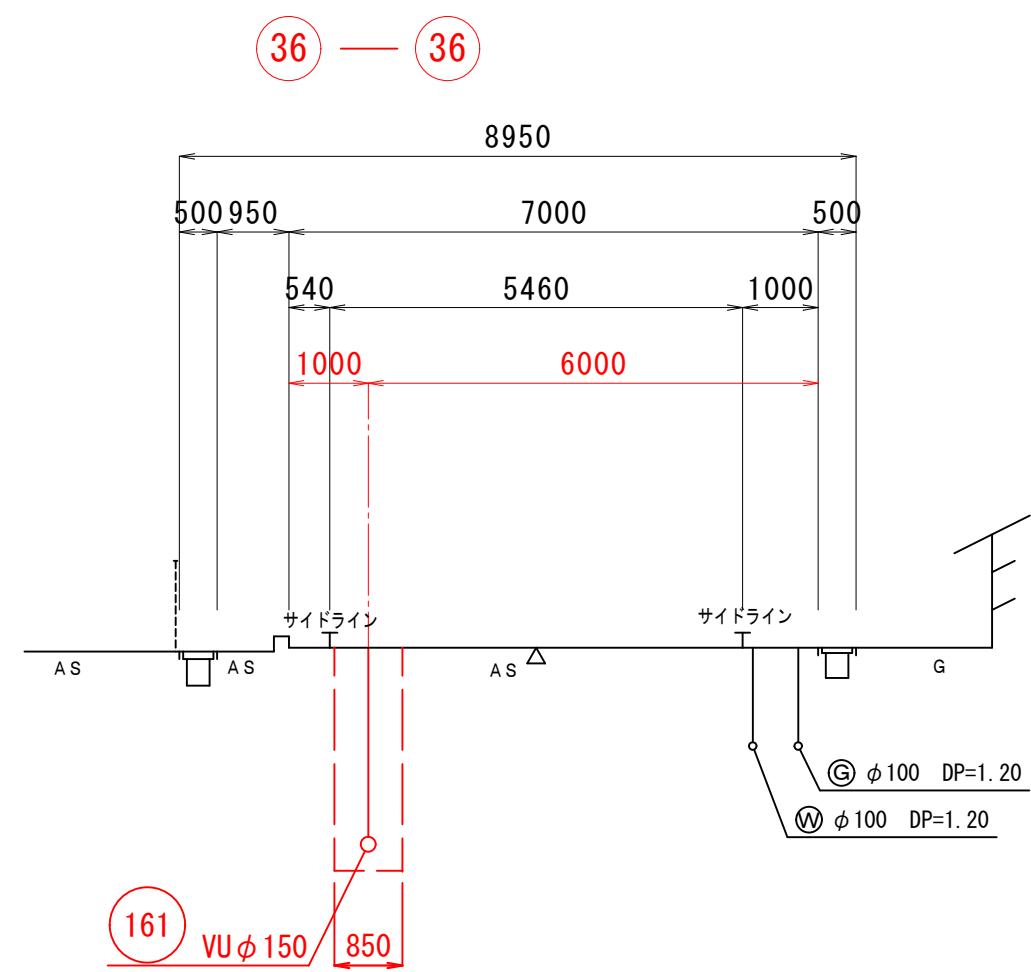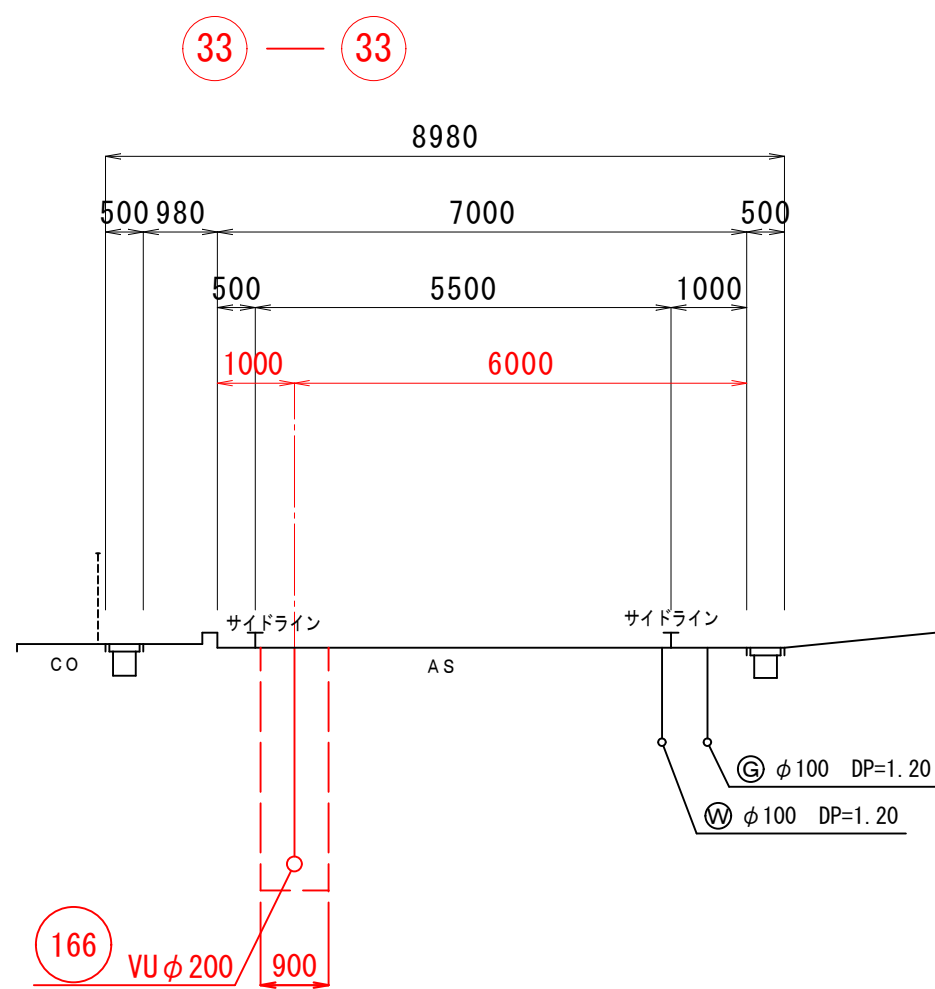


| | | | |
|----------|-----------------|------|---|
| 工事番号 | 公汚 第7-6-2号 | 図面番号 | 5 |
| 工 事 名 | 遊光寺汚水幹線165他枝線工事 | | |
| 施工地名 | 上越市 大字黒井 地内 | | |
| 図 面 名 | 横 断 面 図 | | |
| 縮 尺 | S=1:100 | | |
| 設計年度 | 令和 7 年 月 日 | | |
| 上越市ガス水道局 | | | |

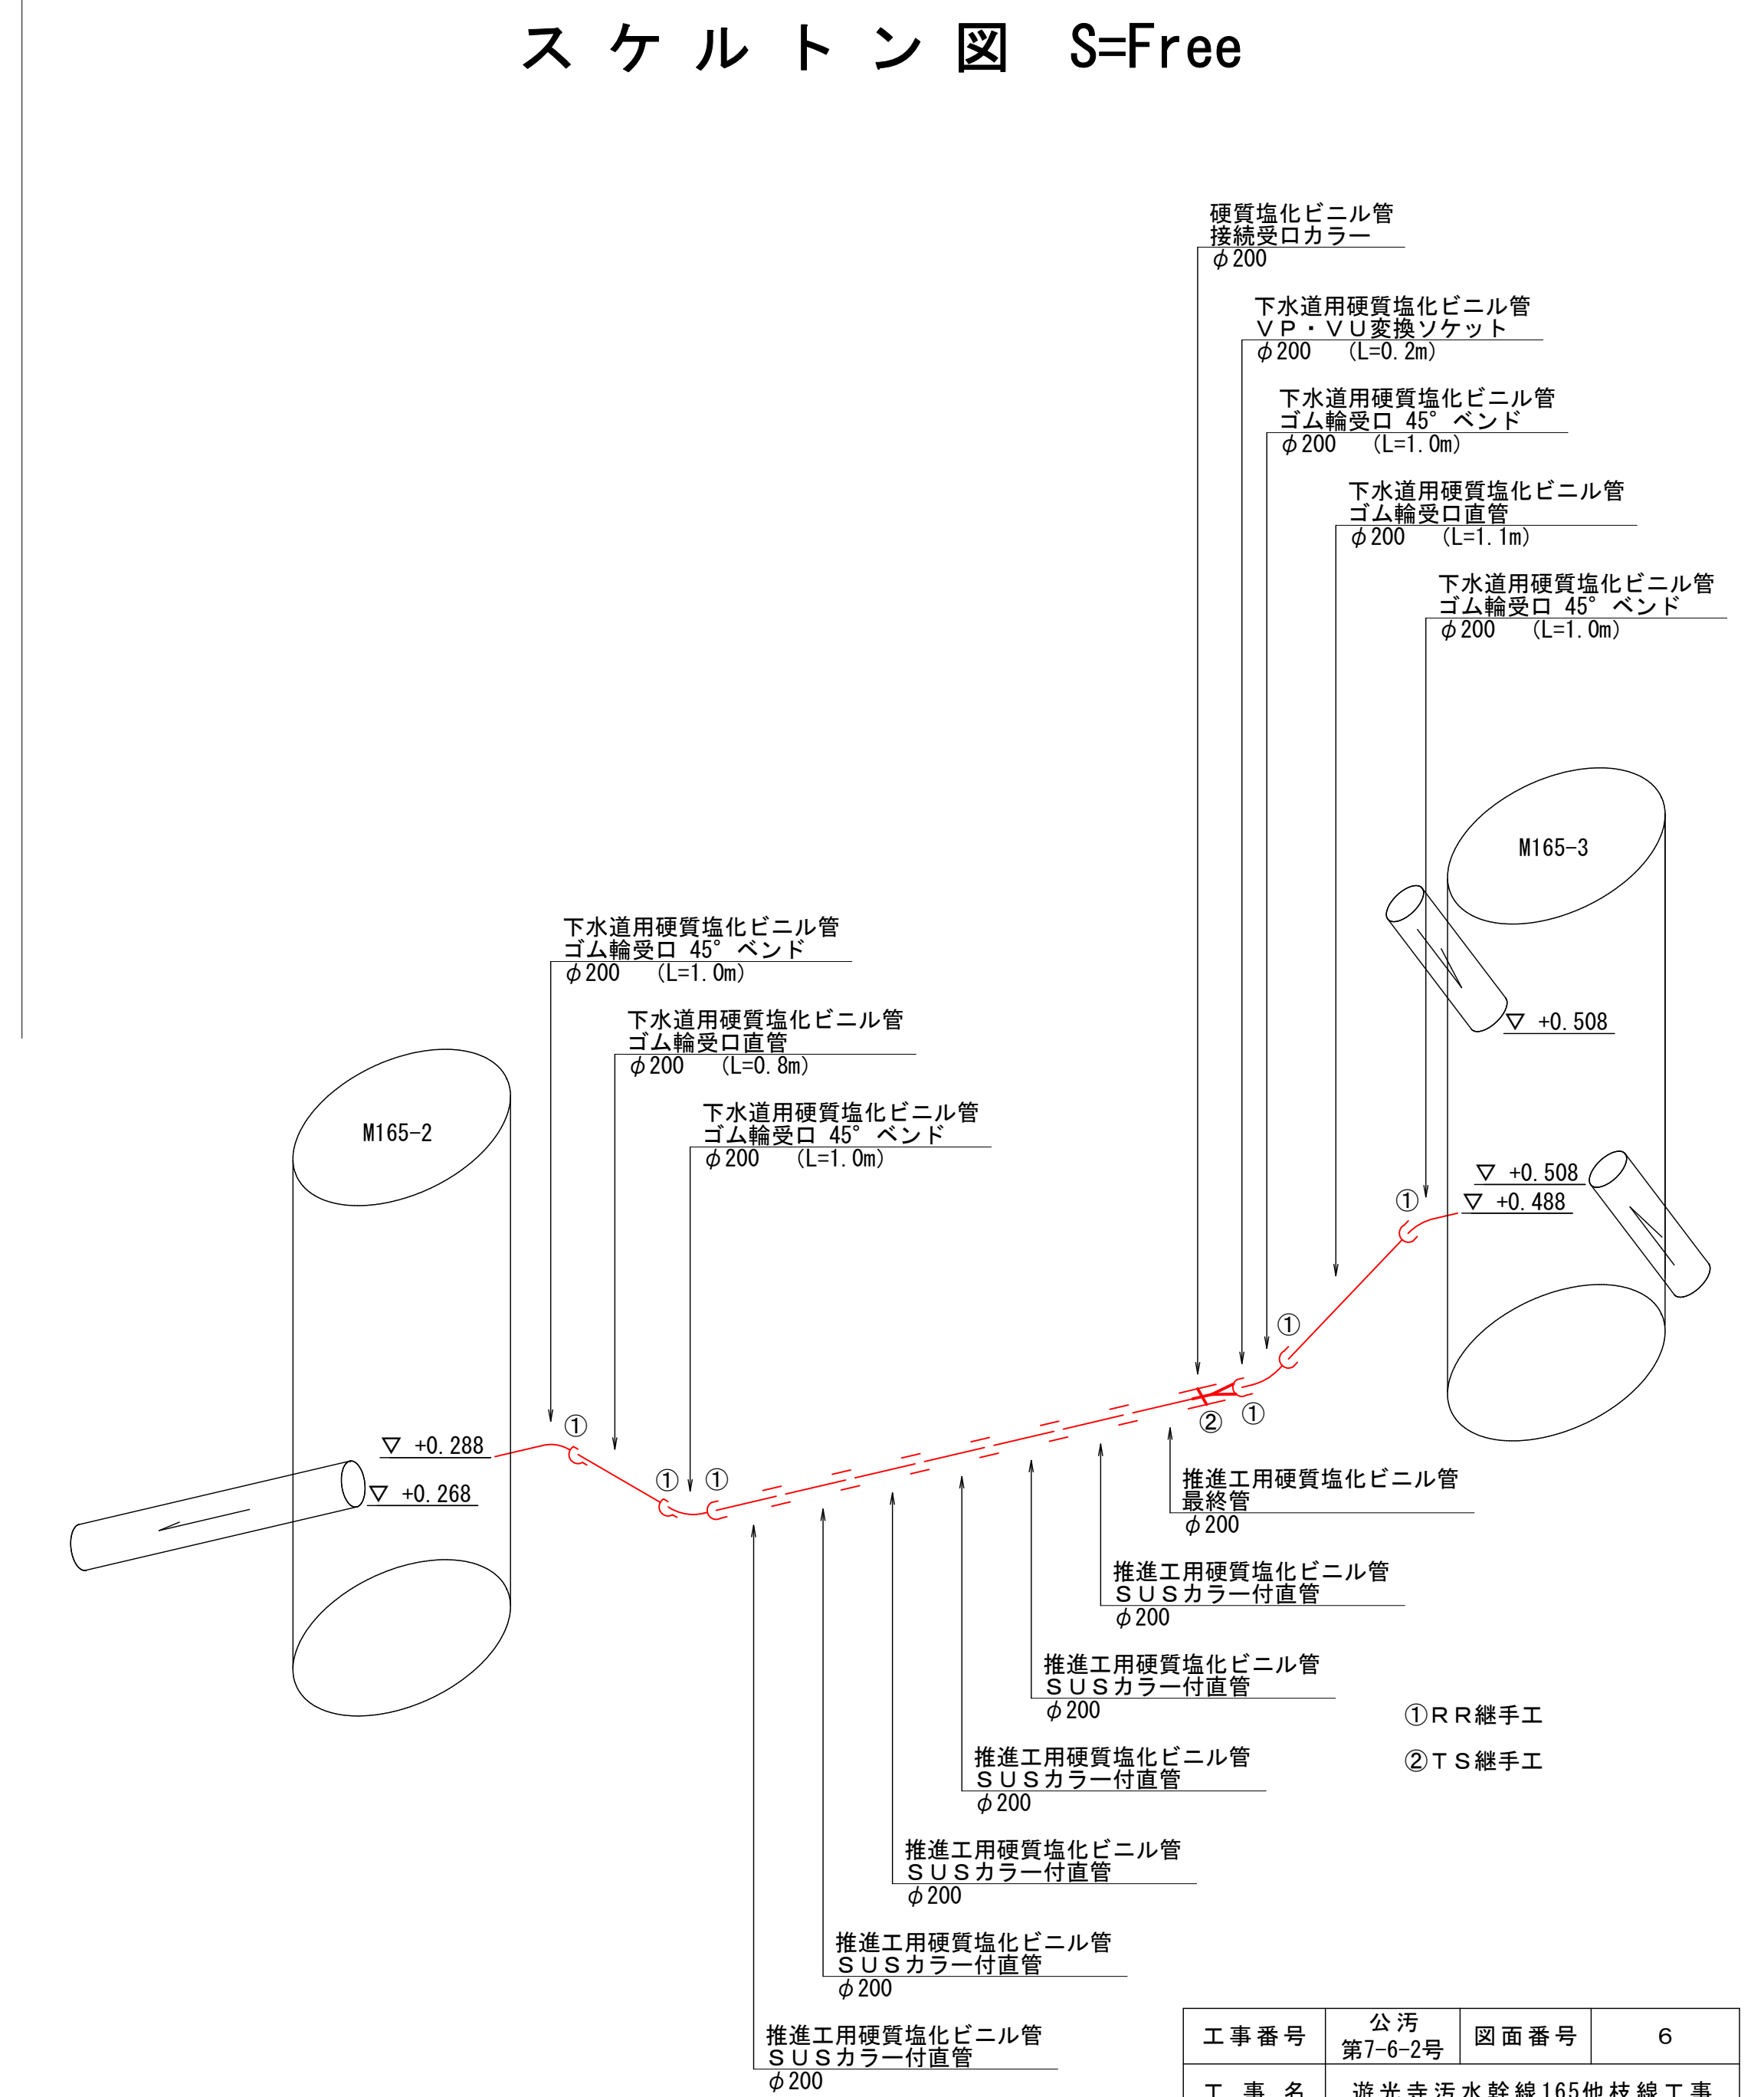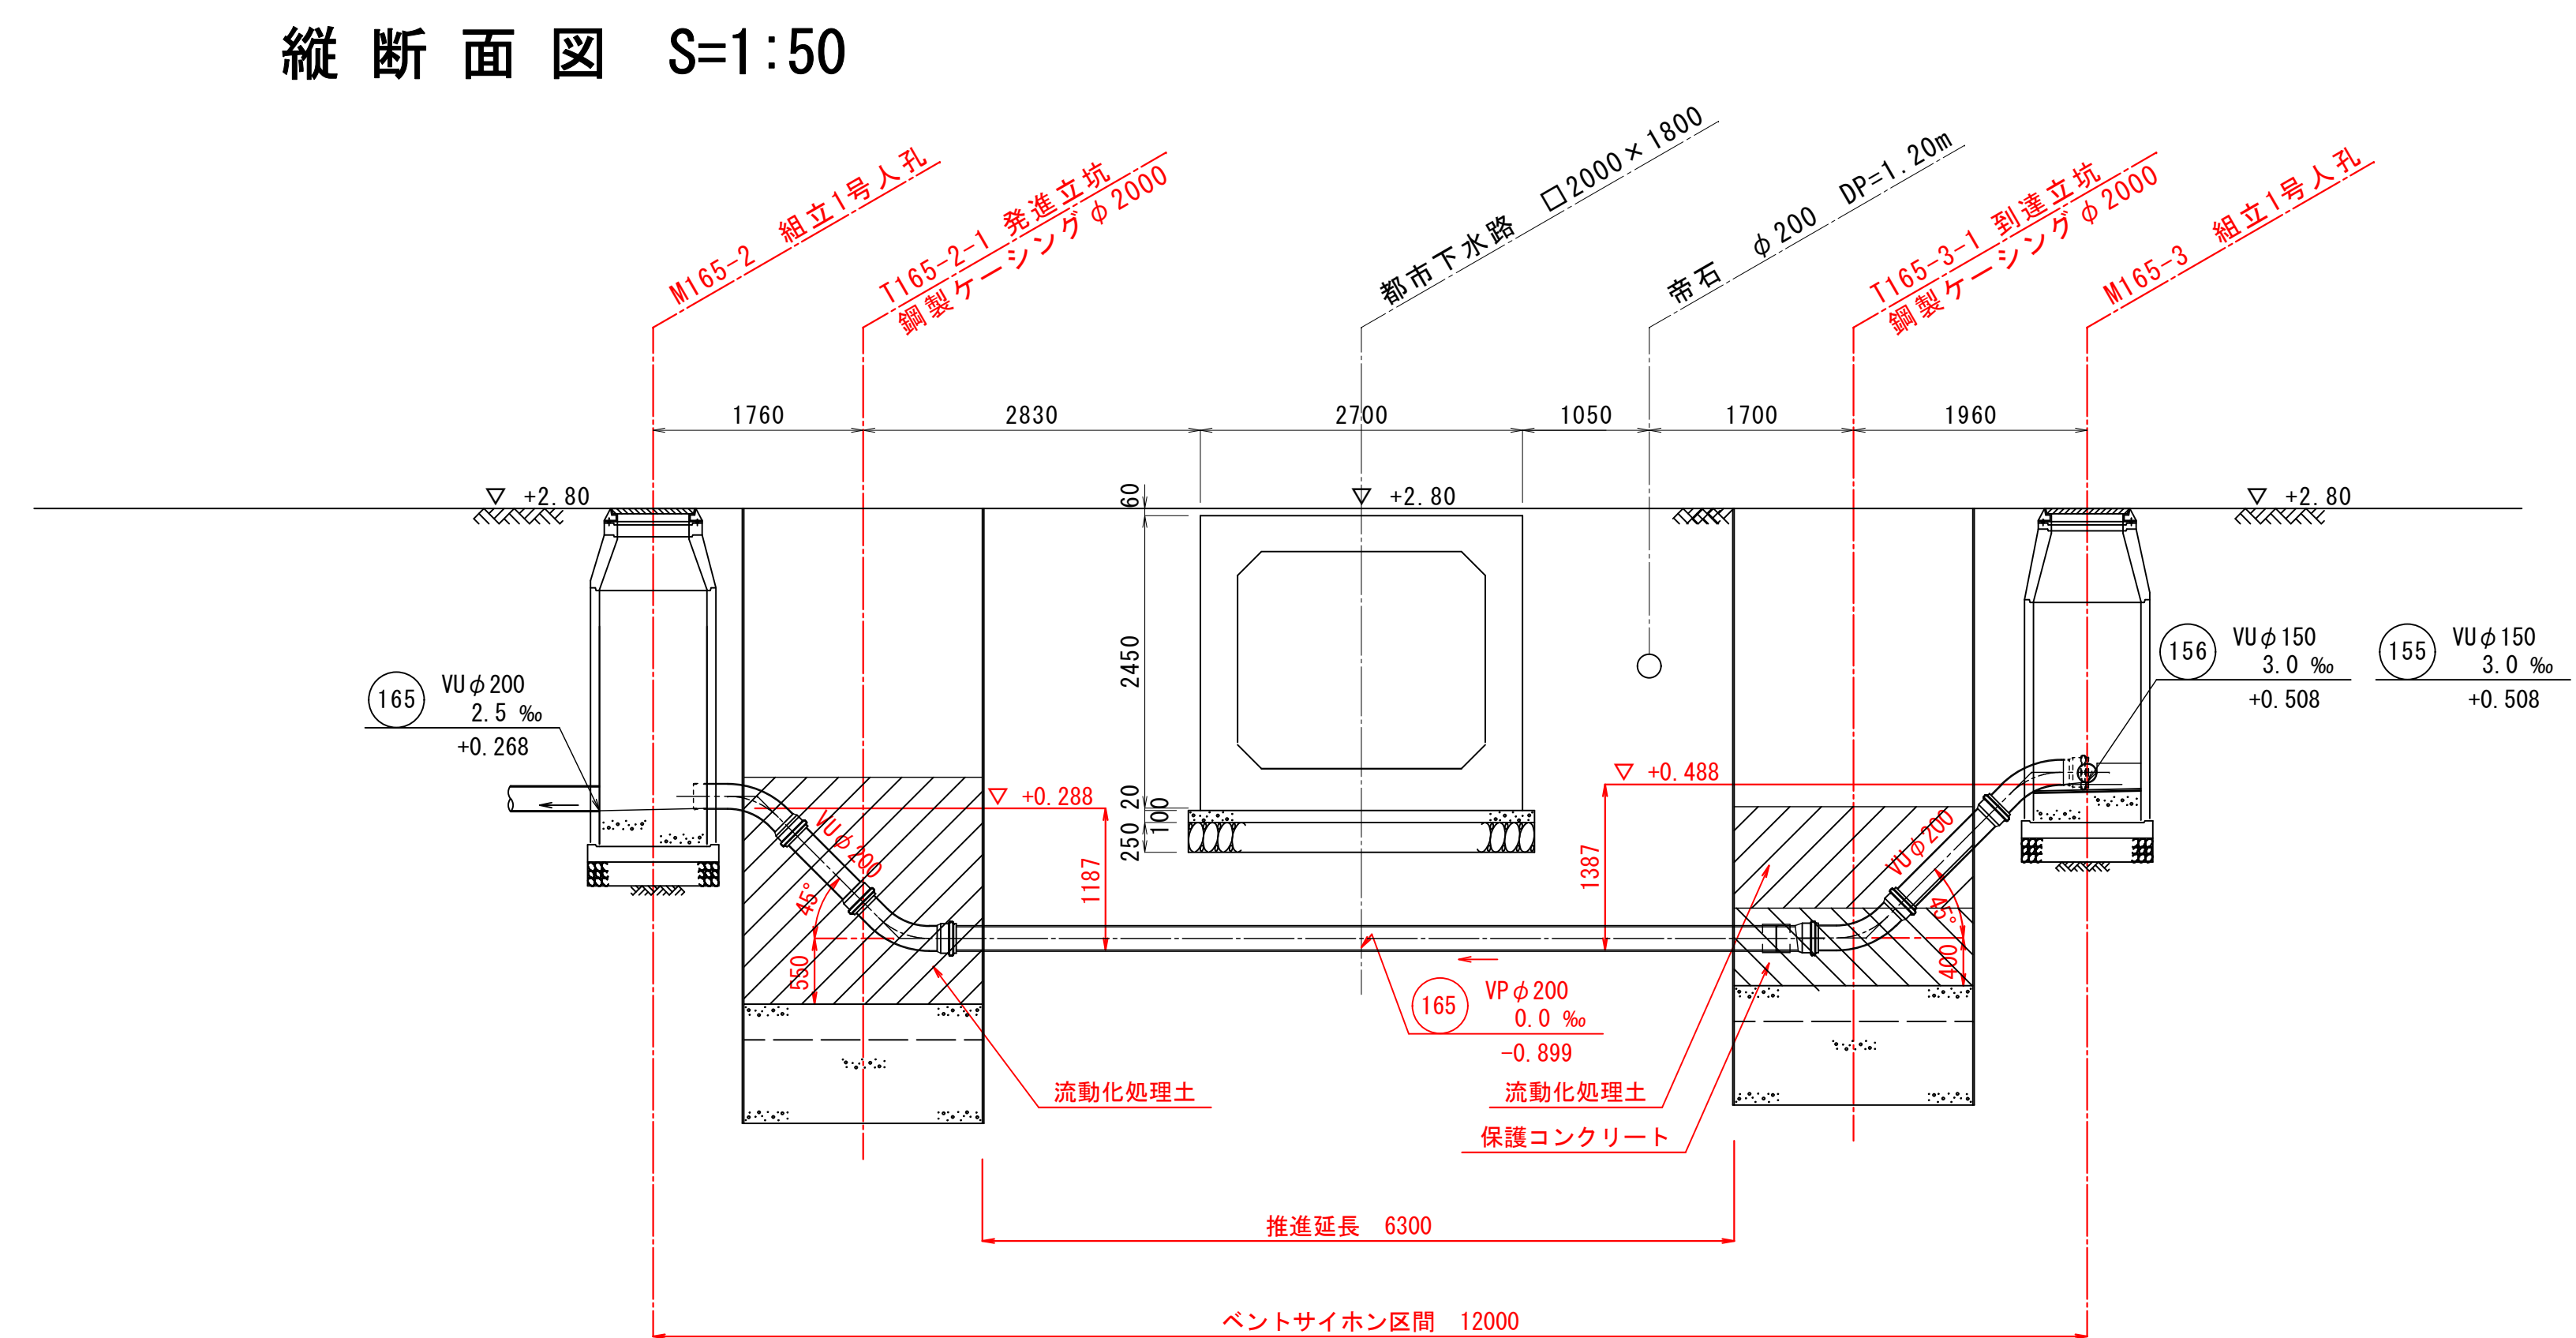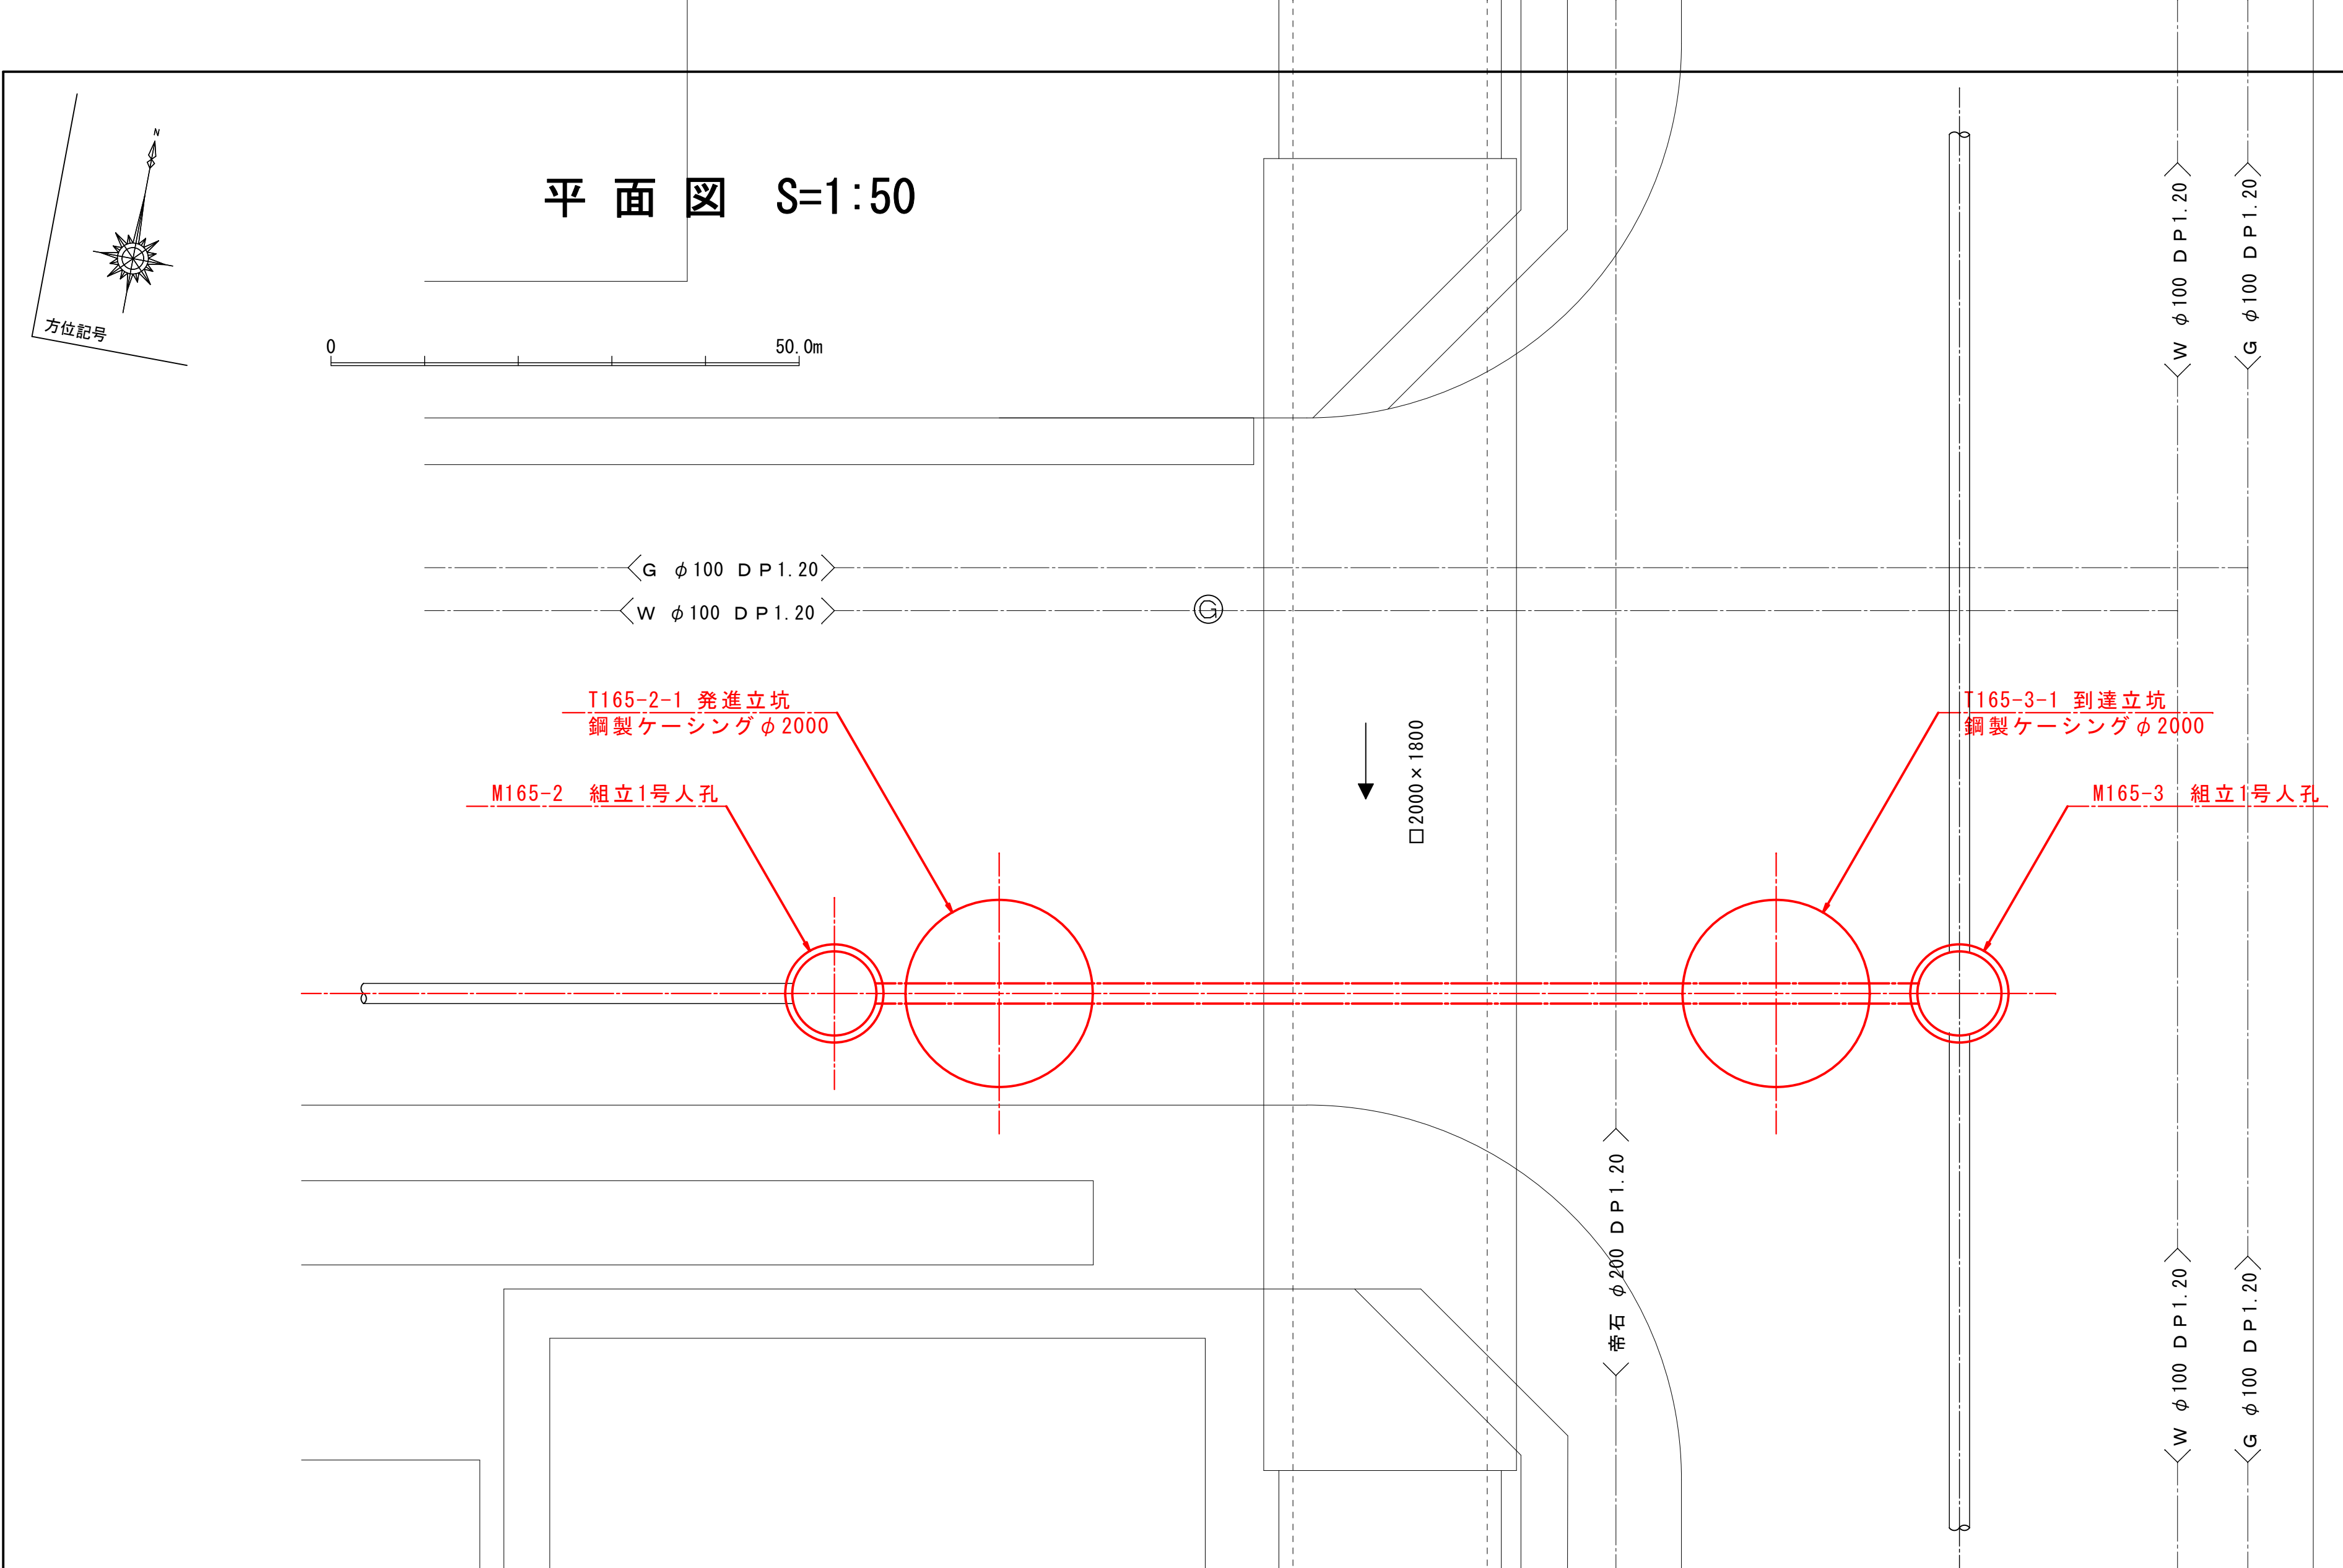


| | | | |
|----------|-----------------|------|---|
| 工事番号 | 公汚 第7-6-2号 | 図面番号 | 6 |
| 工事名 | 遊光寺汚水幹線165他枝線工事 | | |
| 施工地名 | 上越市 大字黒井 地内 | | |
| 図面名 | ベントサイホン構造図 | | |
| 縮尺 | 図 示 | | |
| 設計年度 | 令和 7 年 | 月 | 日 |
| 上越市ガス水道局 | | | |

立坑仮設図 S=1:50


覆工板仮設図
(T165-2-1)

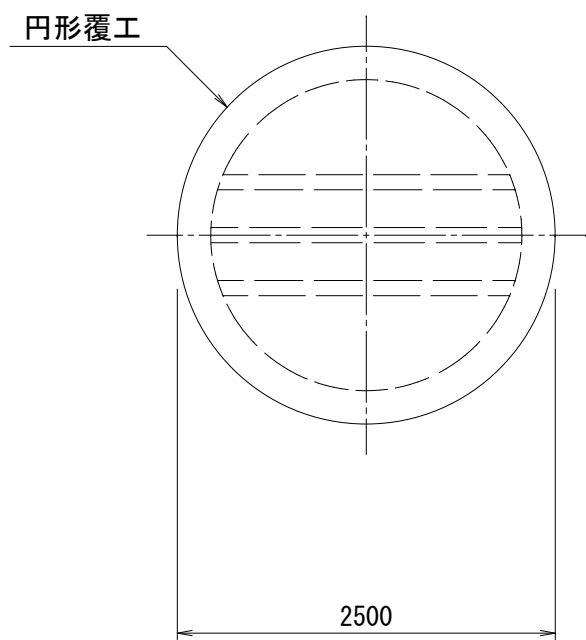


覆工板仮設図
(T165-3-1)

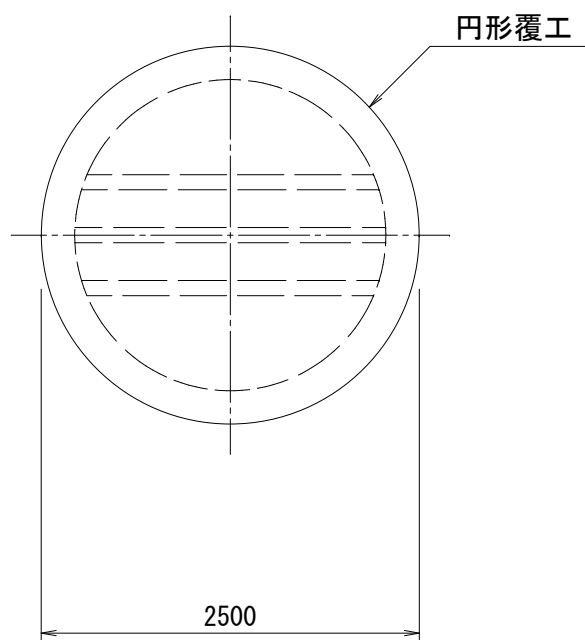


引抜完了図
(T165-2-1)

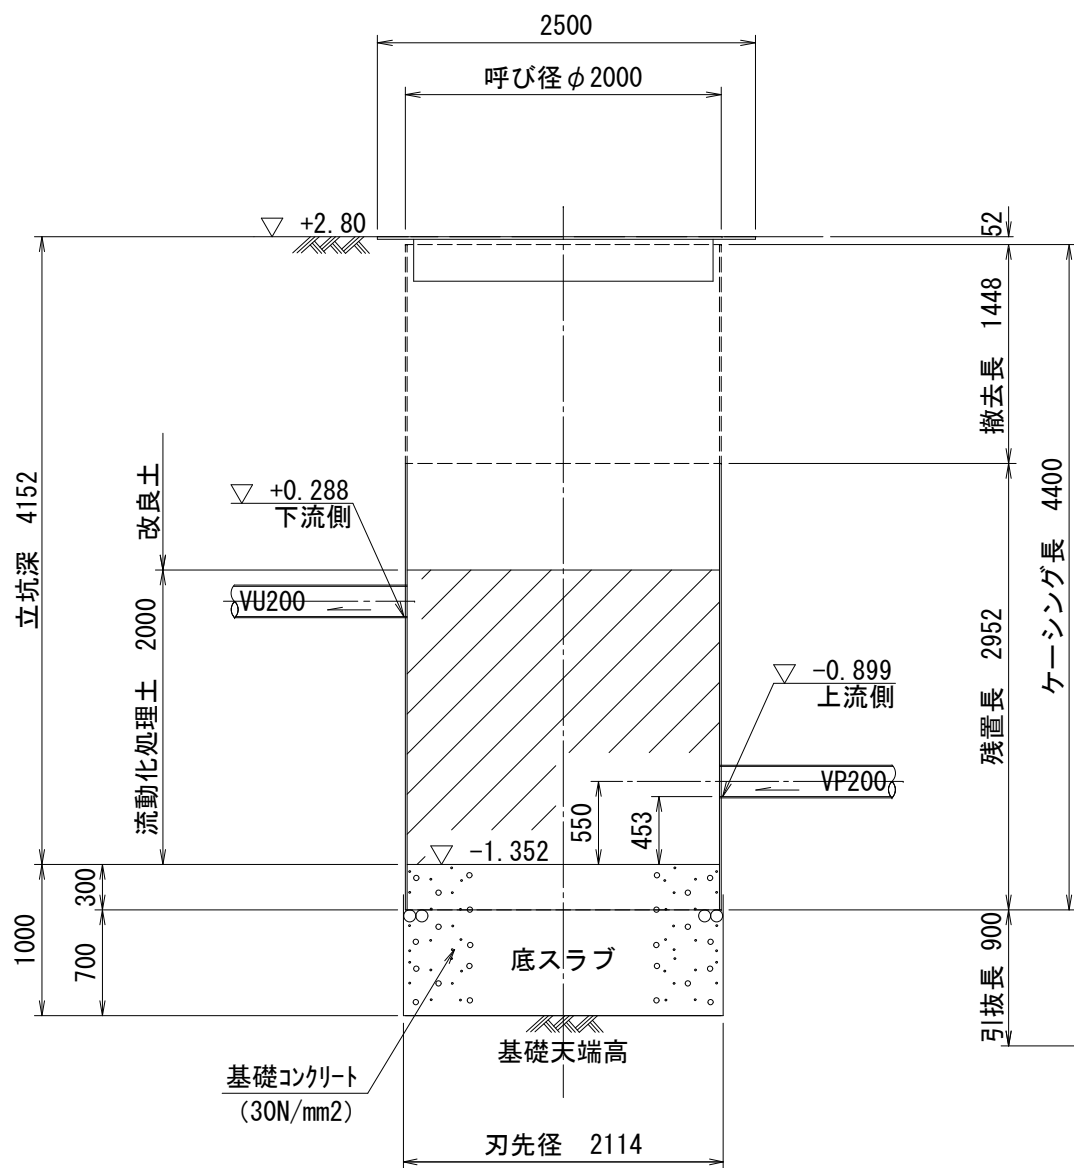


圧入掘削完了図
(T165-2-1)

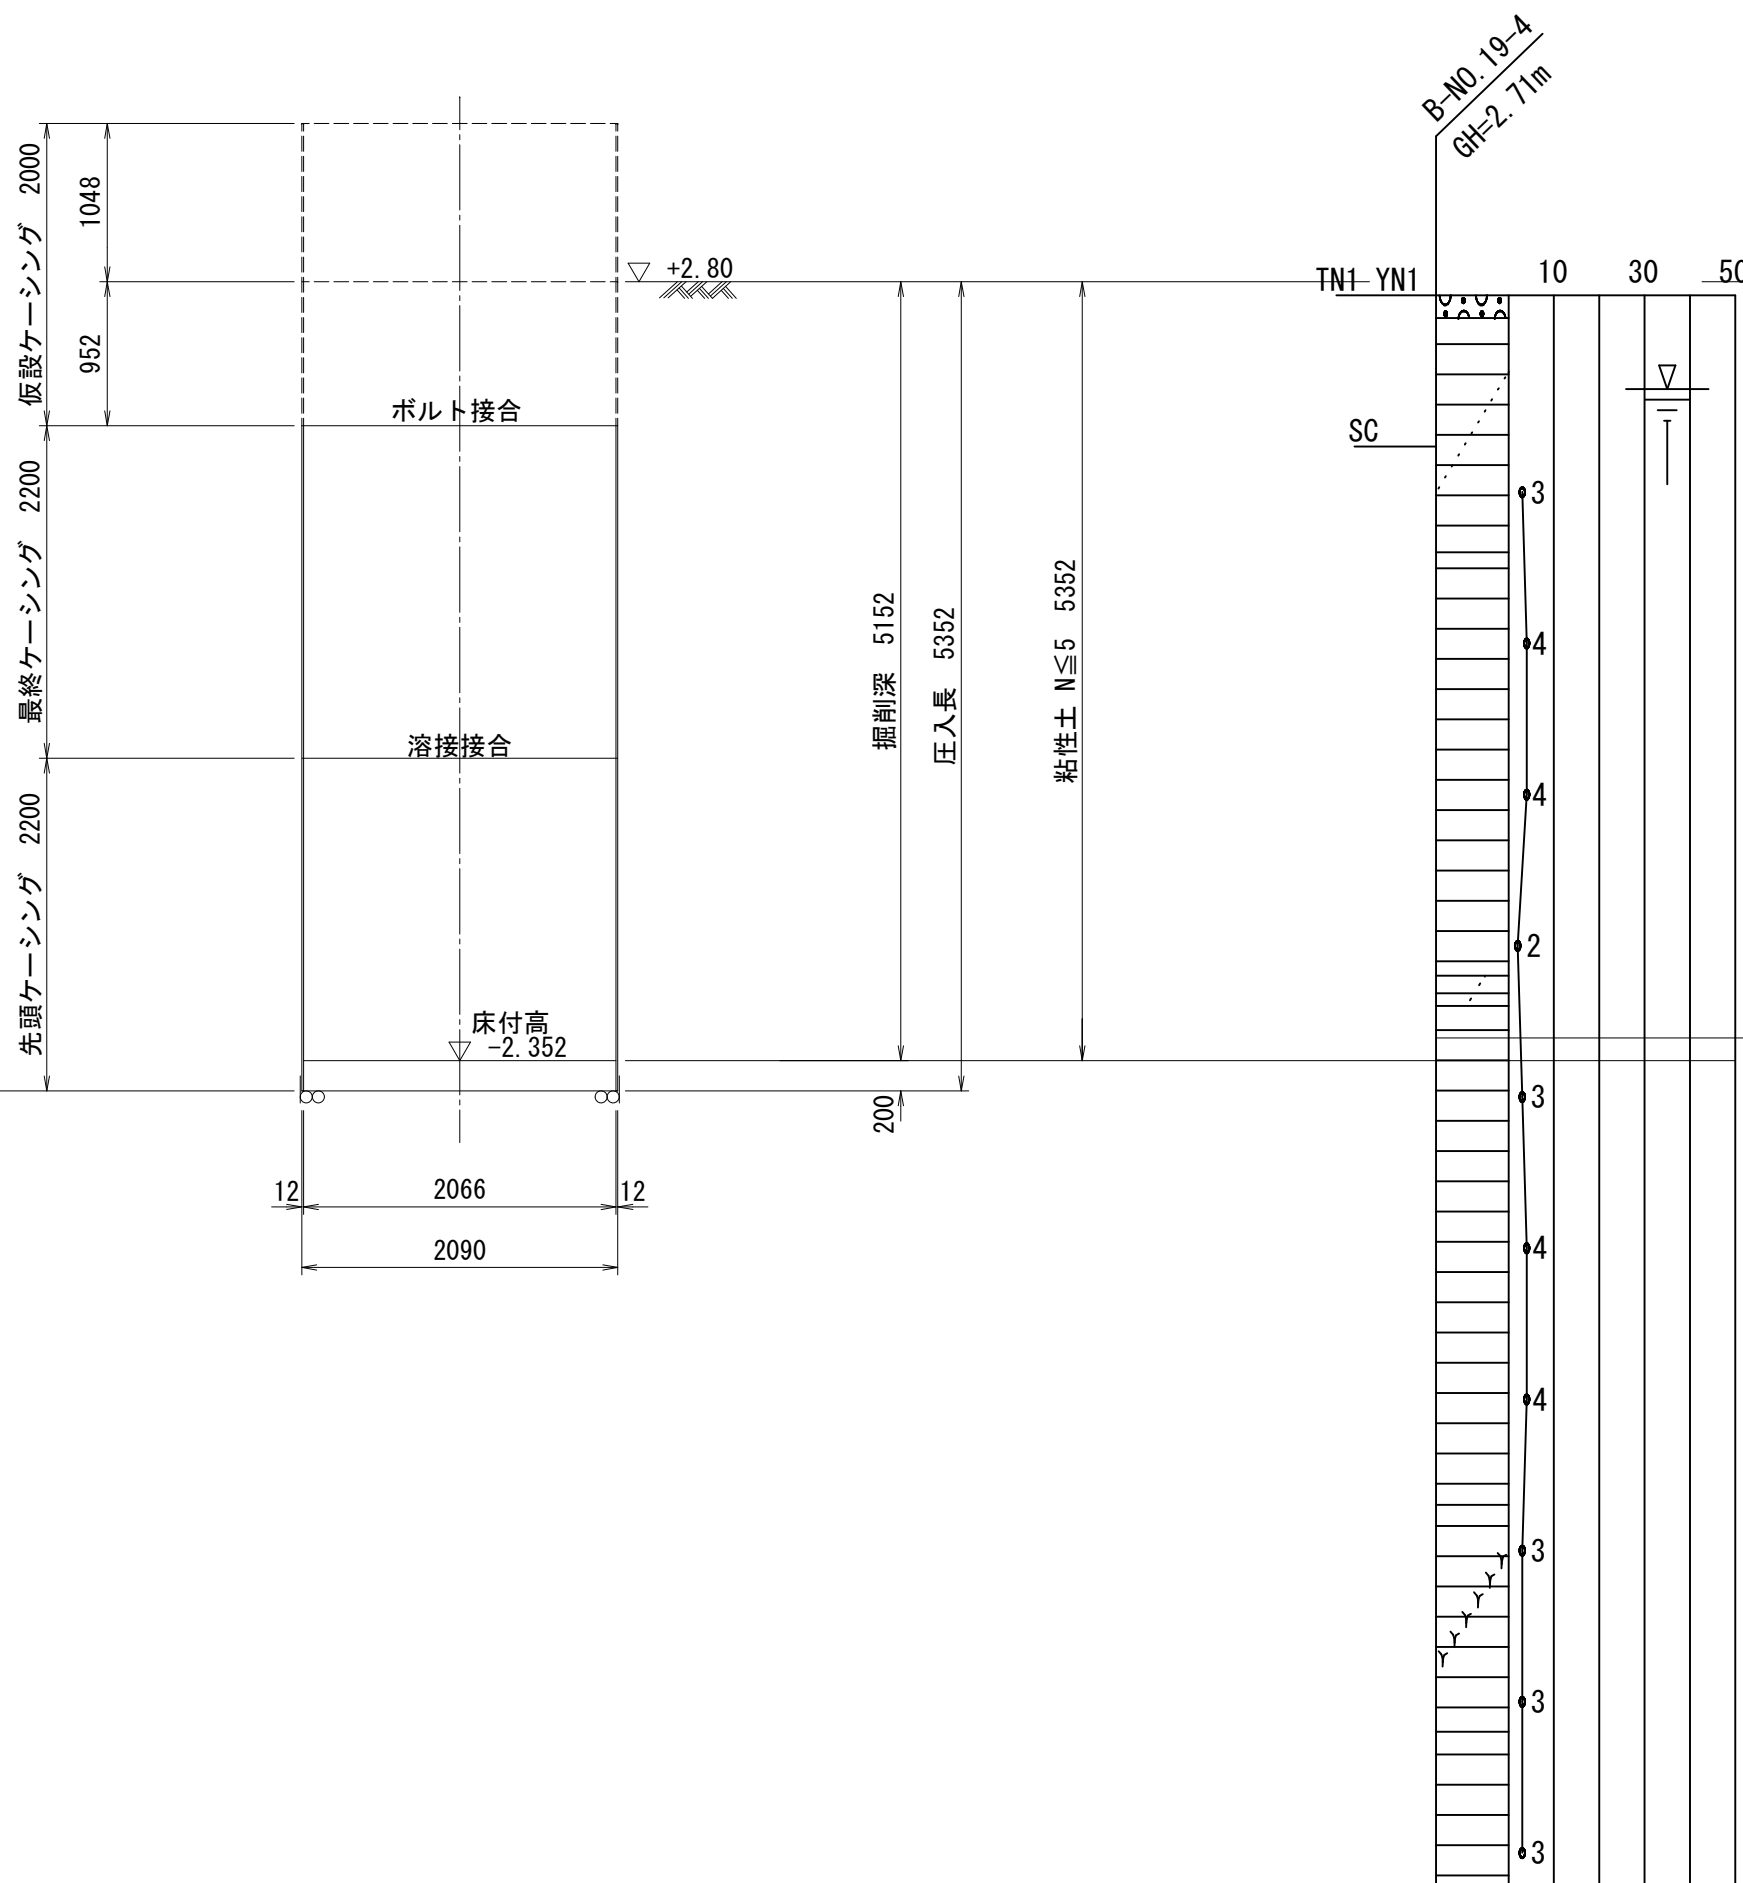

圧入掘削完了図
(T165-3-1)

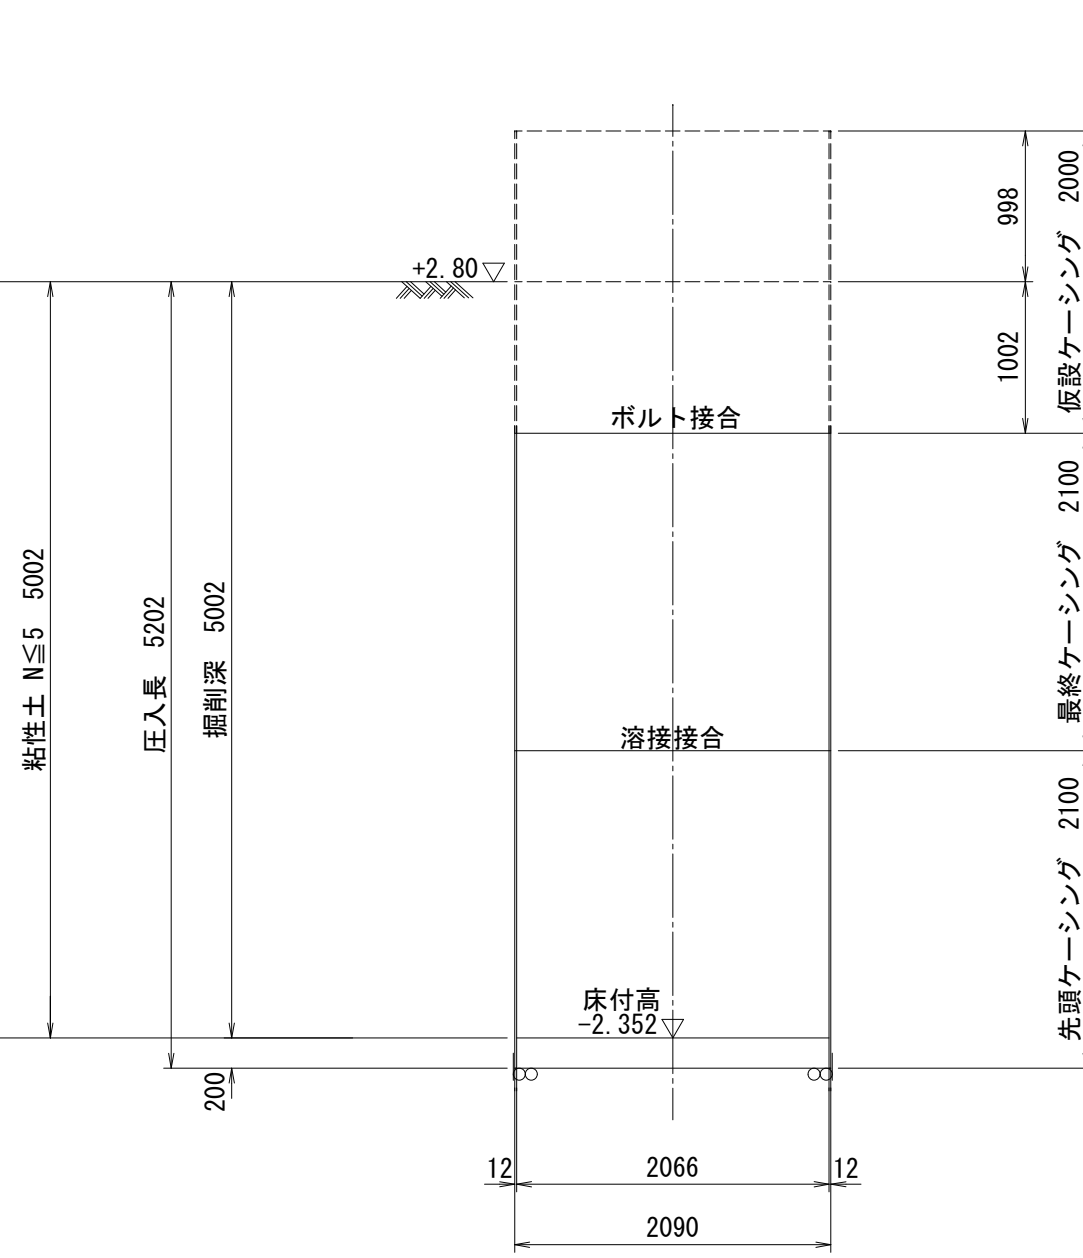


引抜完了図
(T165-3-1)

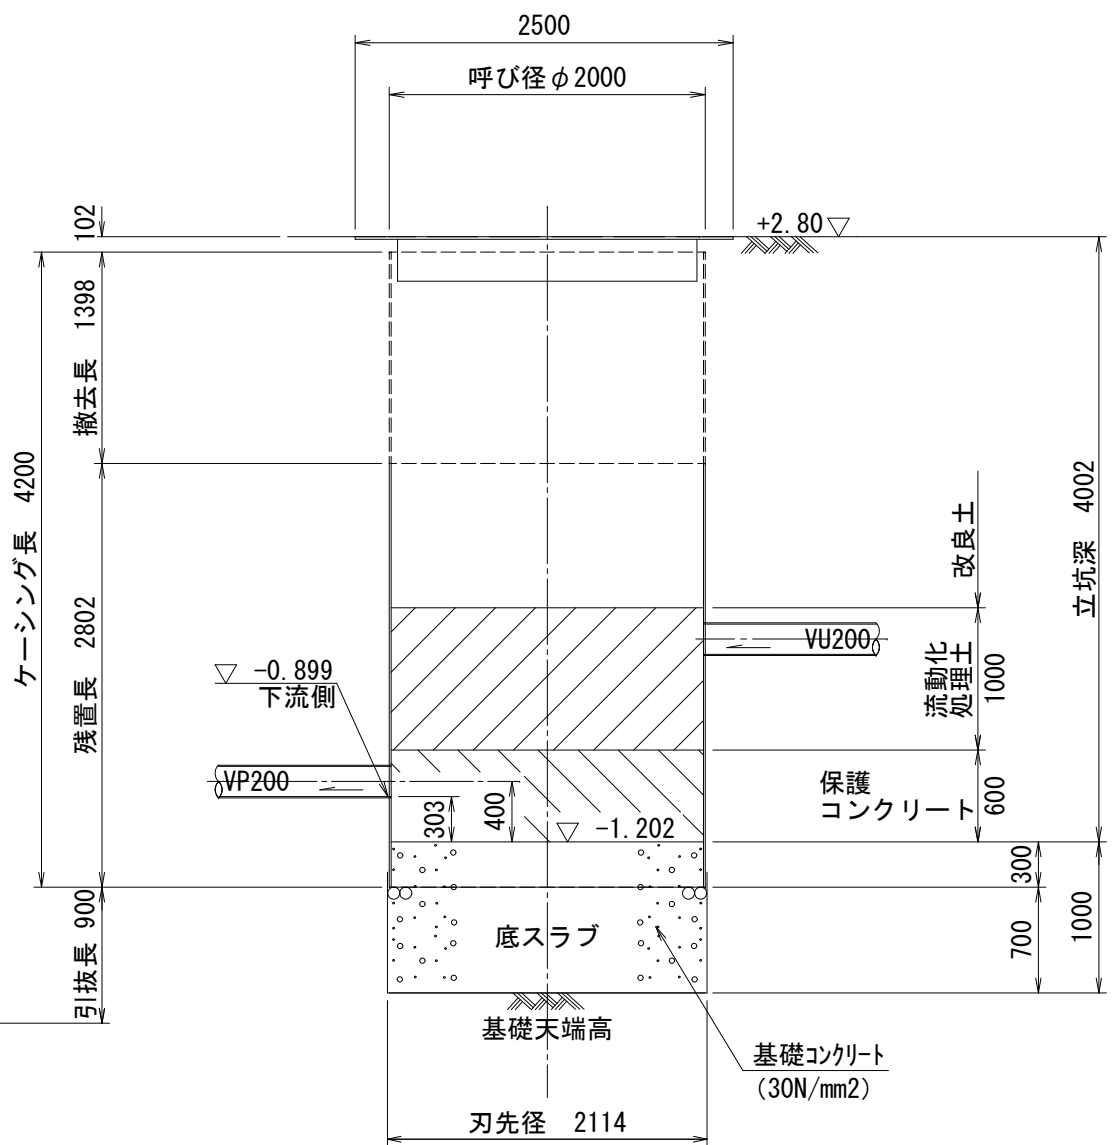


| | | | |
|----------|-----------------|------|---|
| 工事番号 | 公汚 第7-6-2号 | 図面番号 | 7 |
| 工事名 | 遊光寺汚水幹線165他枝線工事 | | |
| 施工地名 | 上越市 大字黒井 地内 | | |
| 図面名 | 立坑仮設図 | | |
| 縮尺 | S=1:50 | | |
| 設計年度 | 令和 7年 月 日 | | |
| 上越市ガス水道局 | | | |

平面图


(T165-2-1)

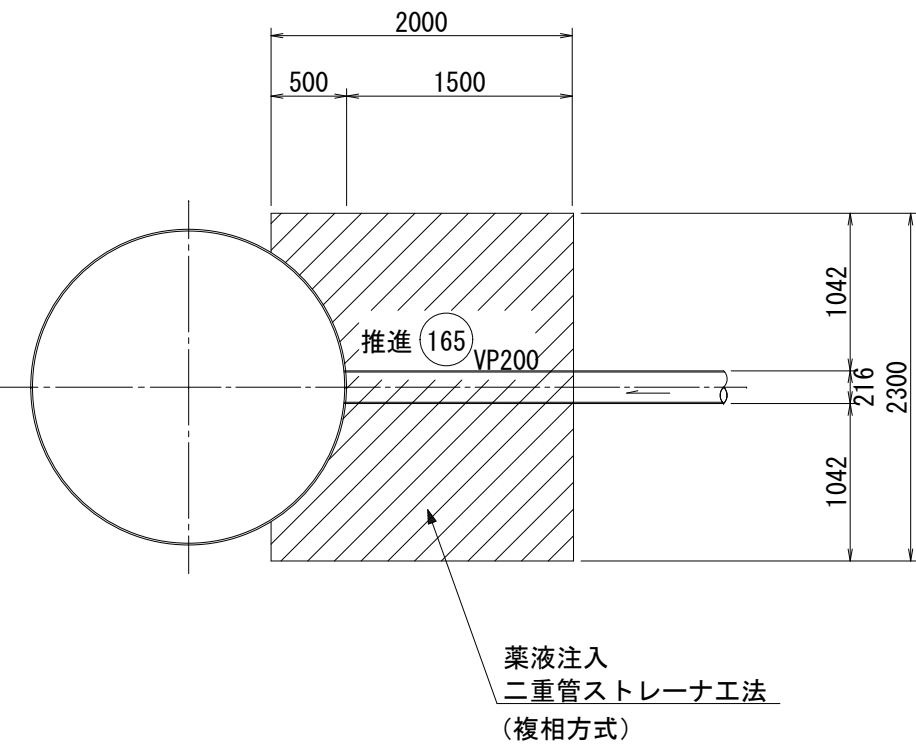

断面図
(T165-2-1)

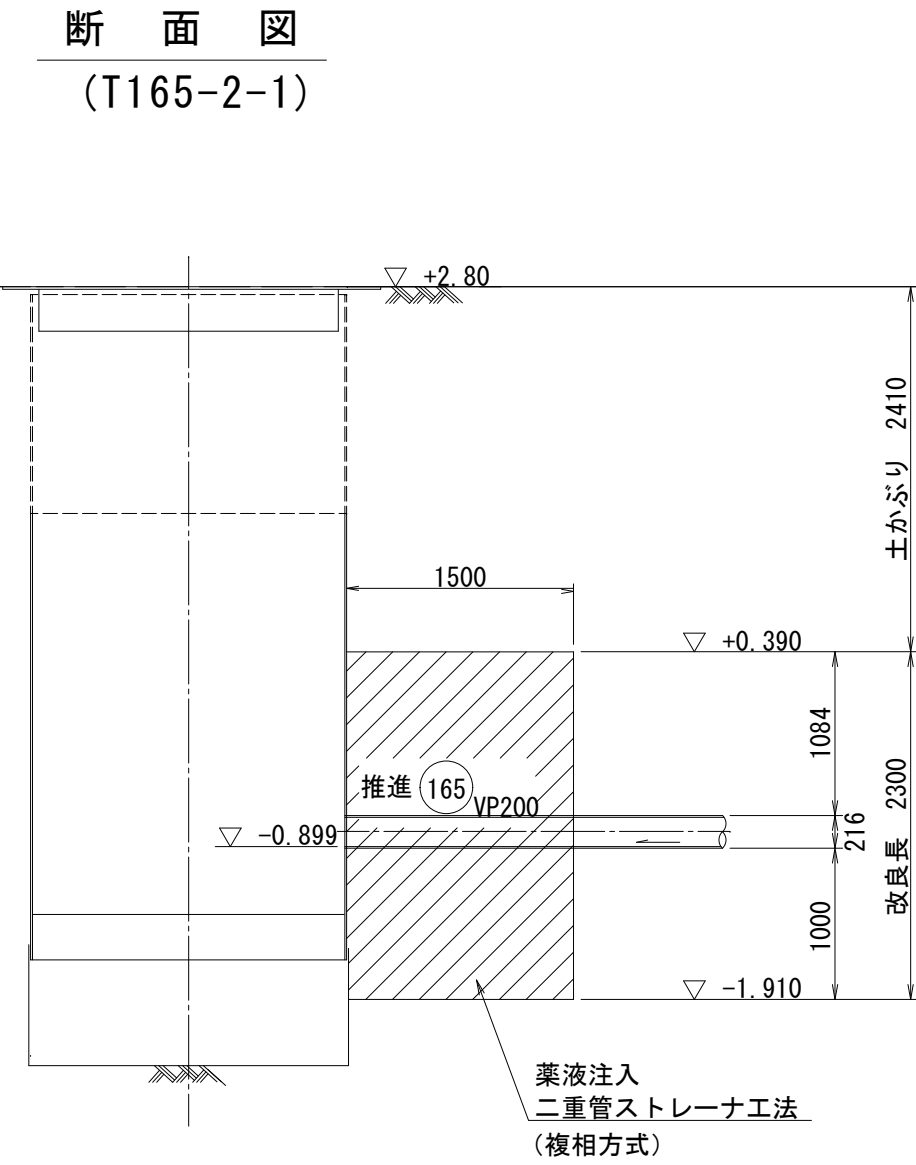


坑口断面图
(T165-2-1)

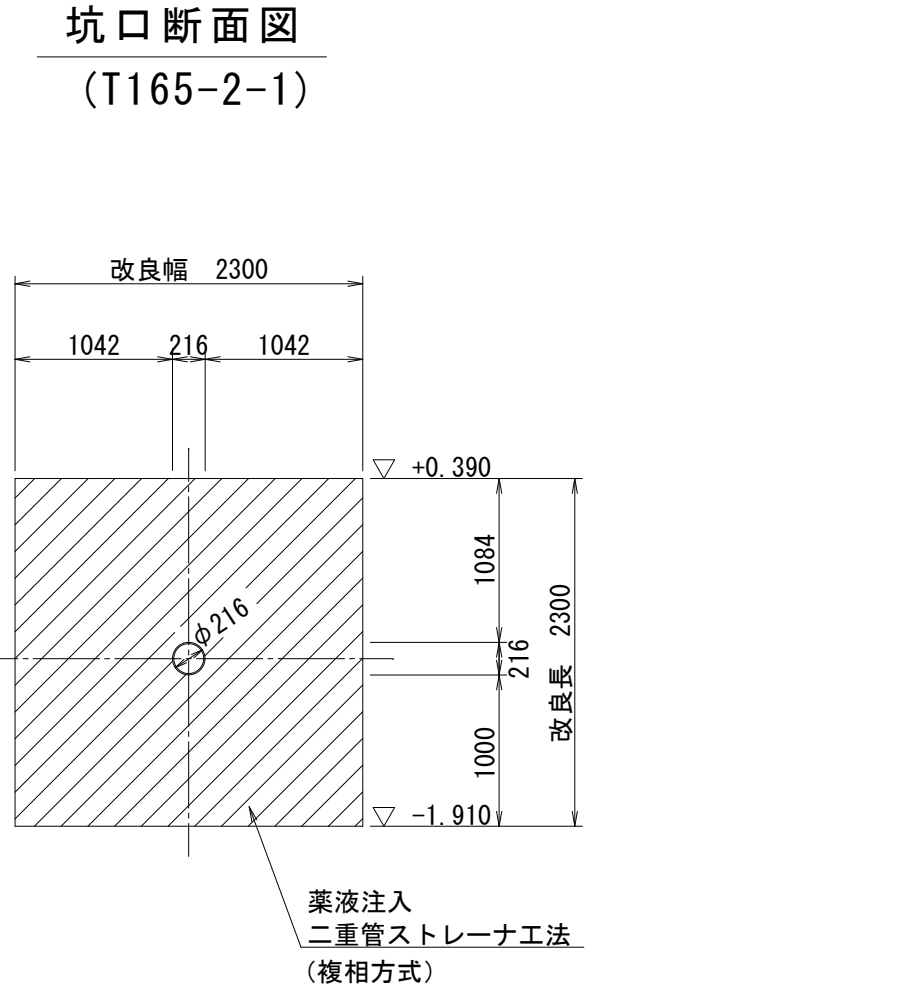


平面图

(T165-3-1)

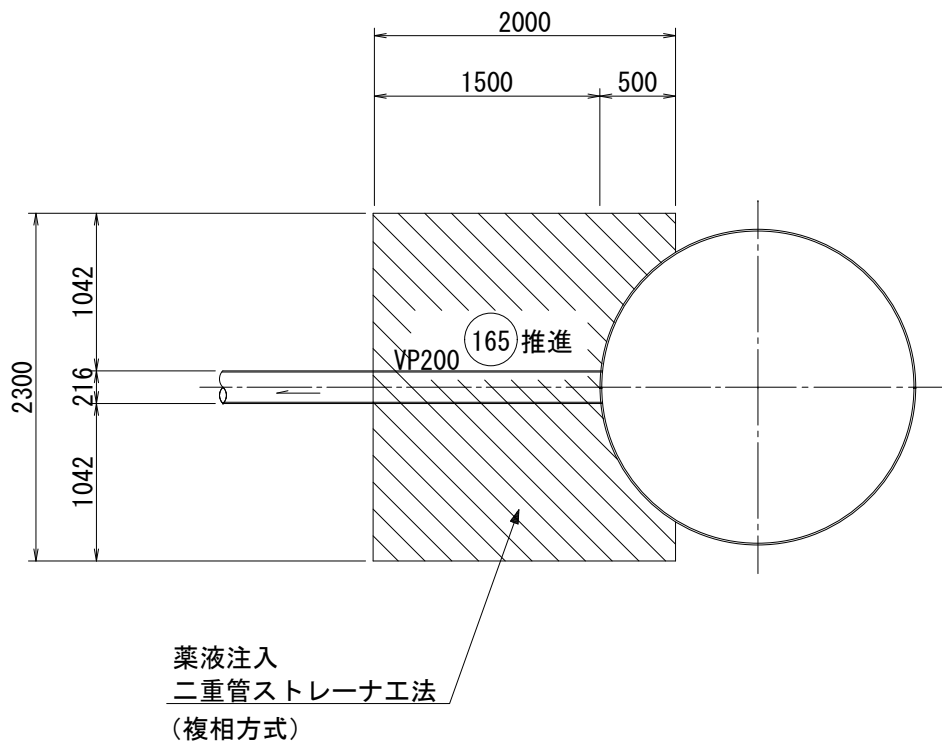


断 面 图

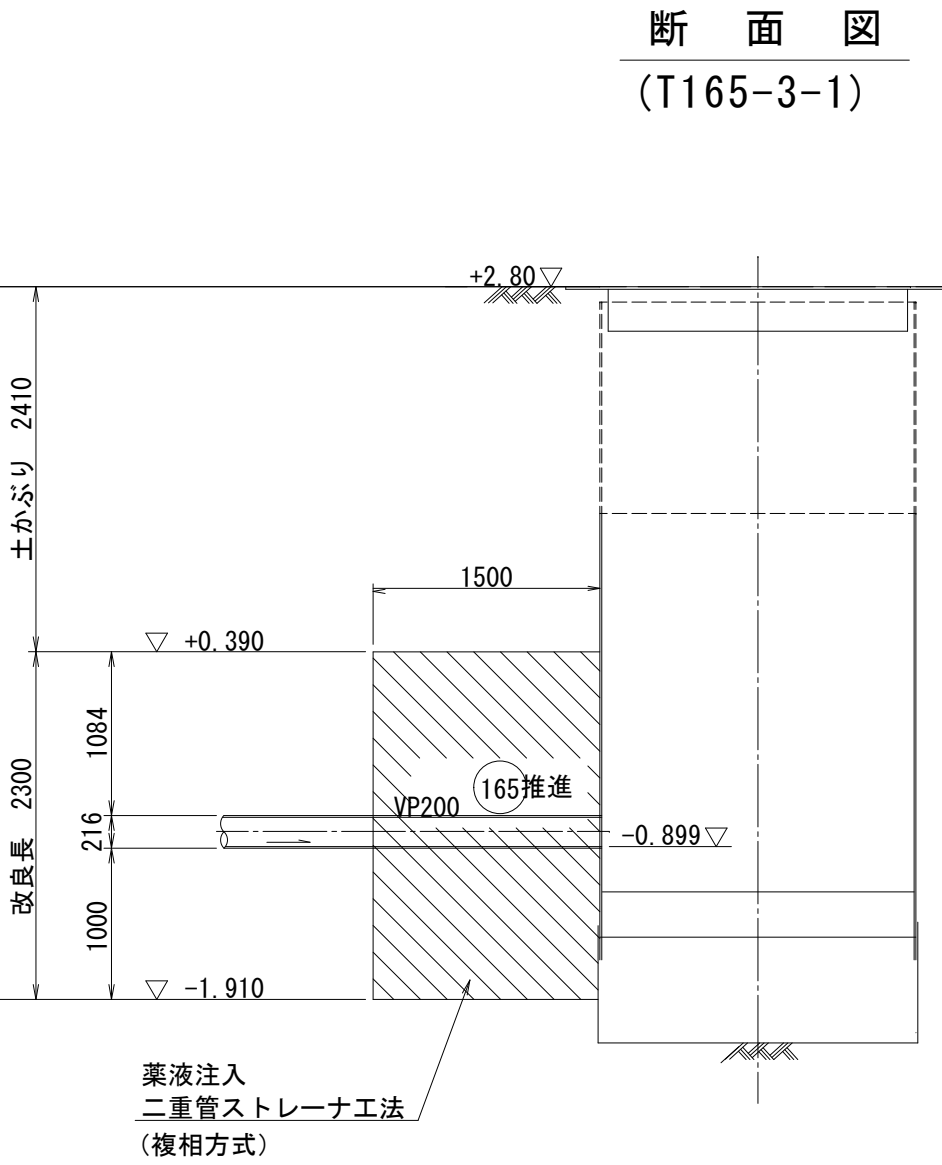

坑口断面图

(T165-3-1)

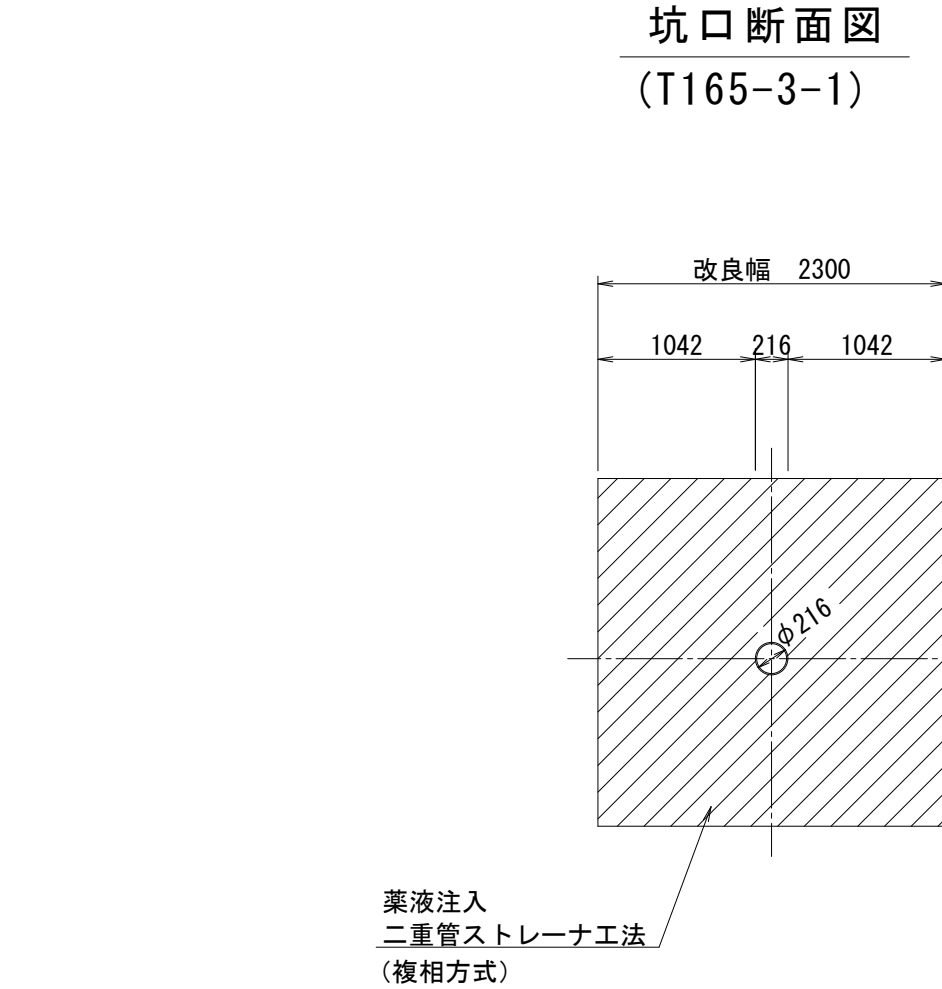

| | | | |
|------|-----------------|------|---|
| 工事番号 | 公汚 第7-6-2号 | 図面番号 | 8 |
| 工事名 | 遊光寺汚水幹線165他枝線工事 | | |
| 施工地名 | 上越市 大字黒井 地内 | | |
| 図面名 | 地盤改良図 | | |
| 縮尺 | S=1:50 | | |
| 設計年度 | 令和 7 年 | 月 | 日 |

上越市ガス水道局