




横断面図 縮尺 1:100

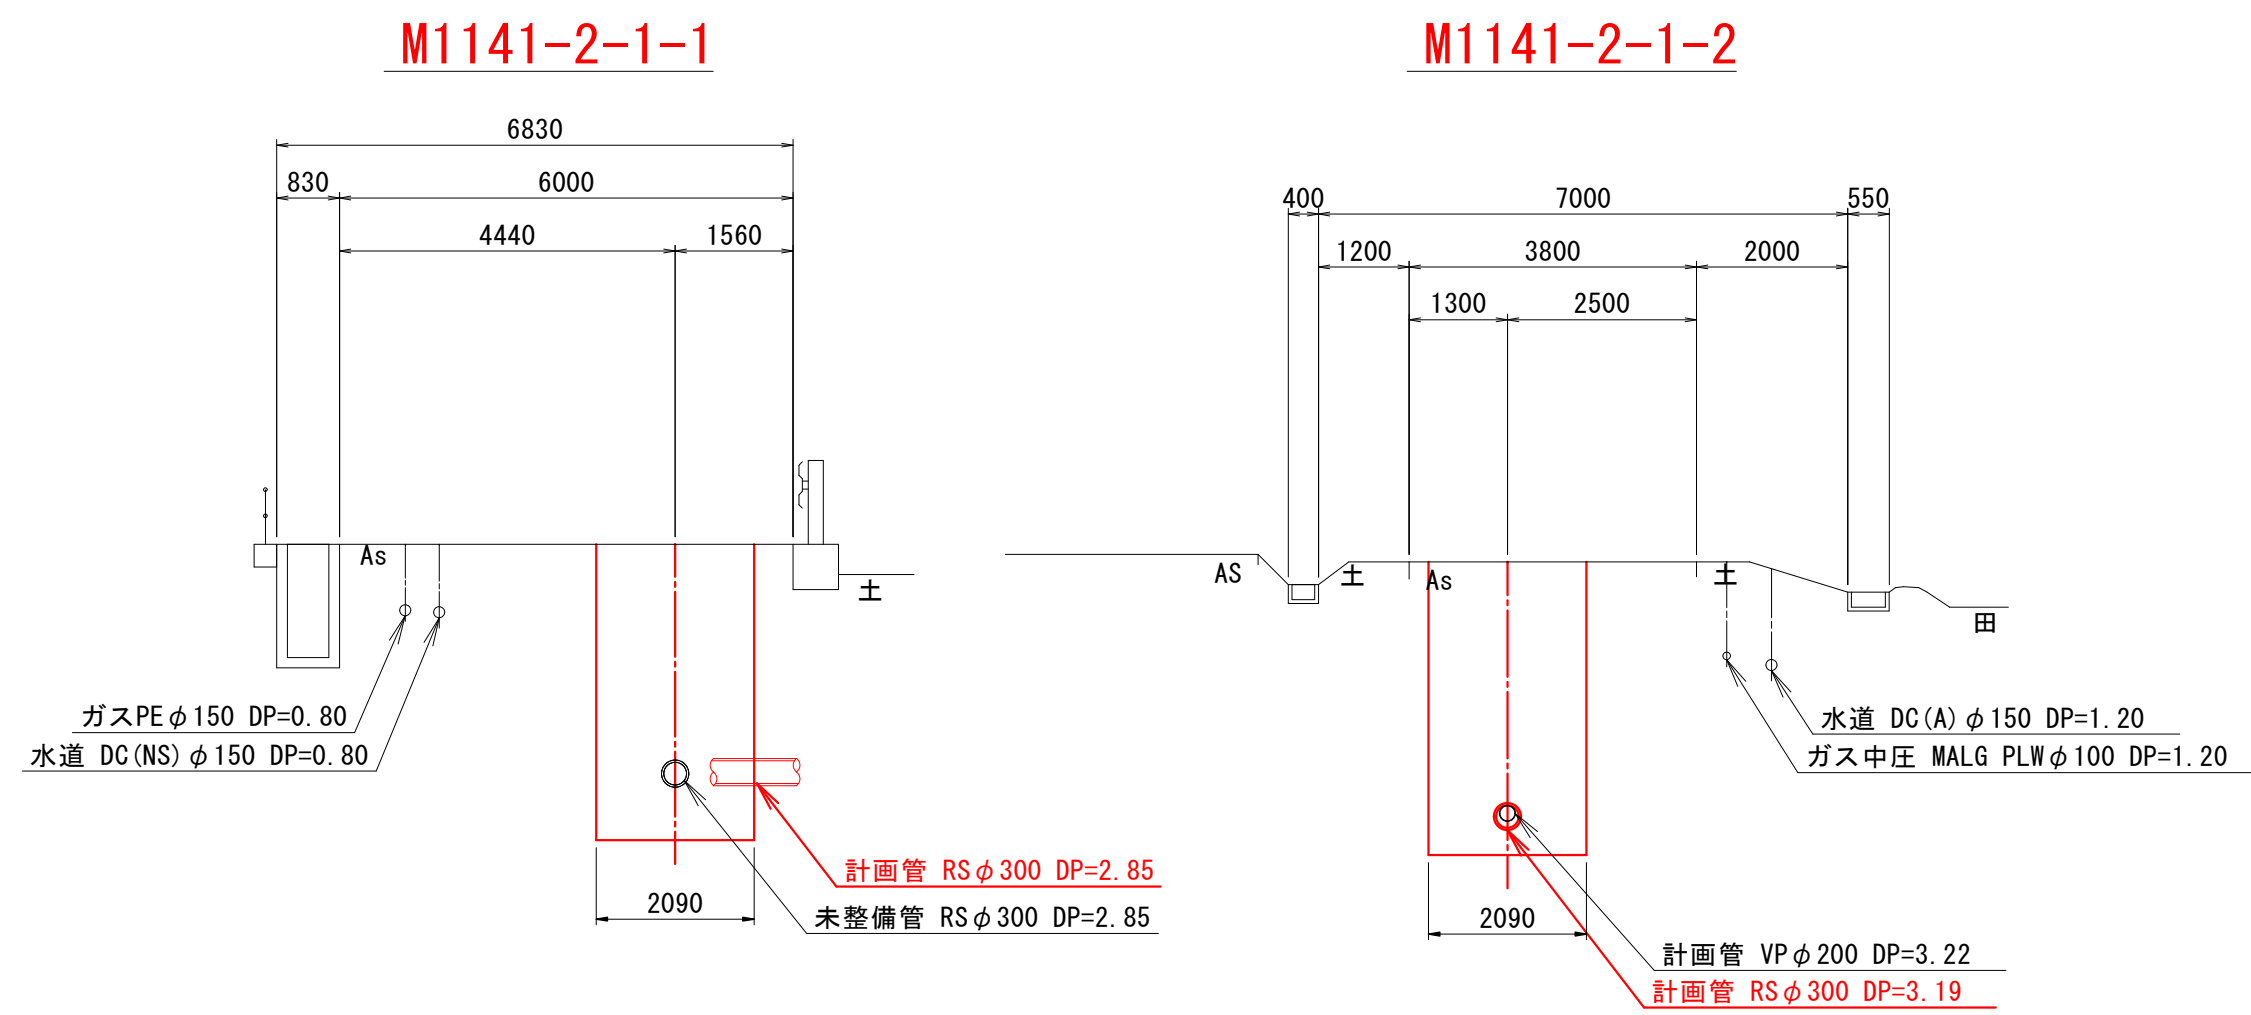

縦断面図 縮尺 縦 1/100  
横 1/500

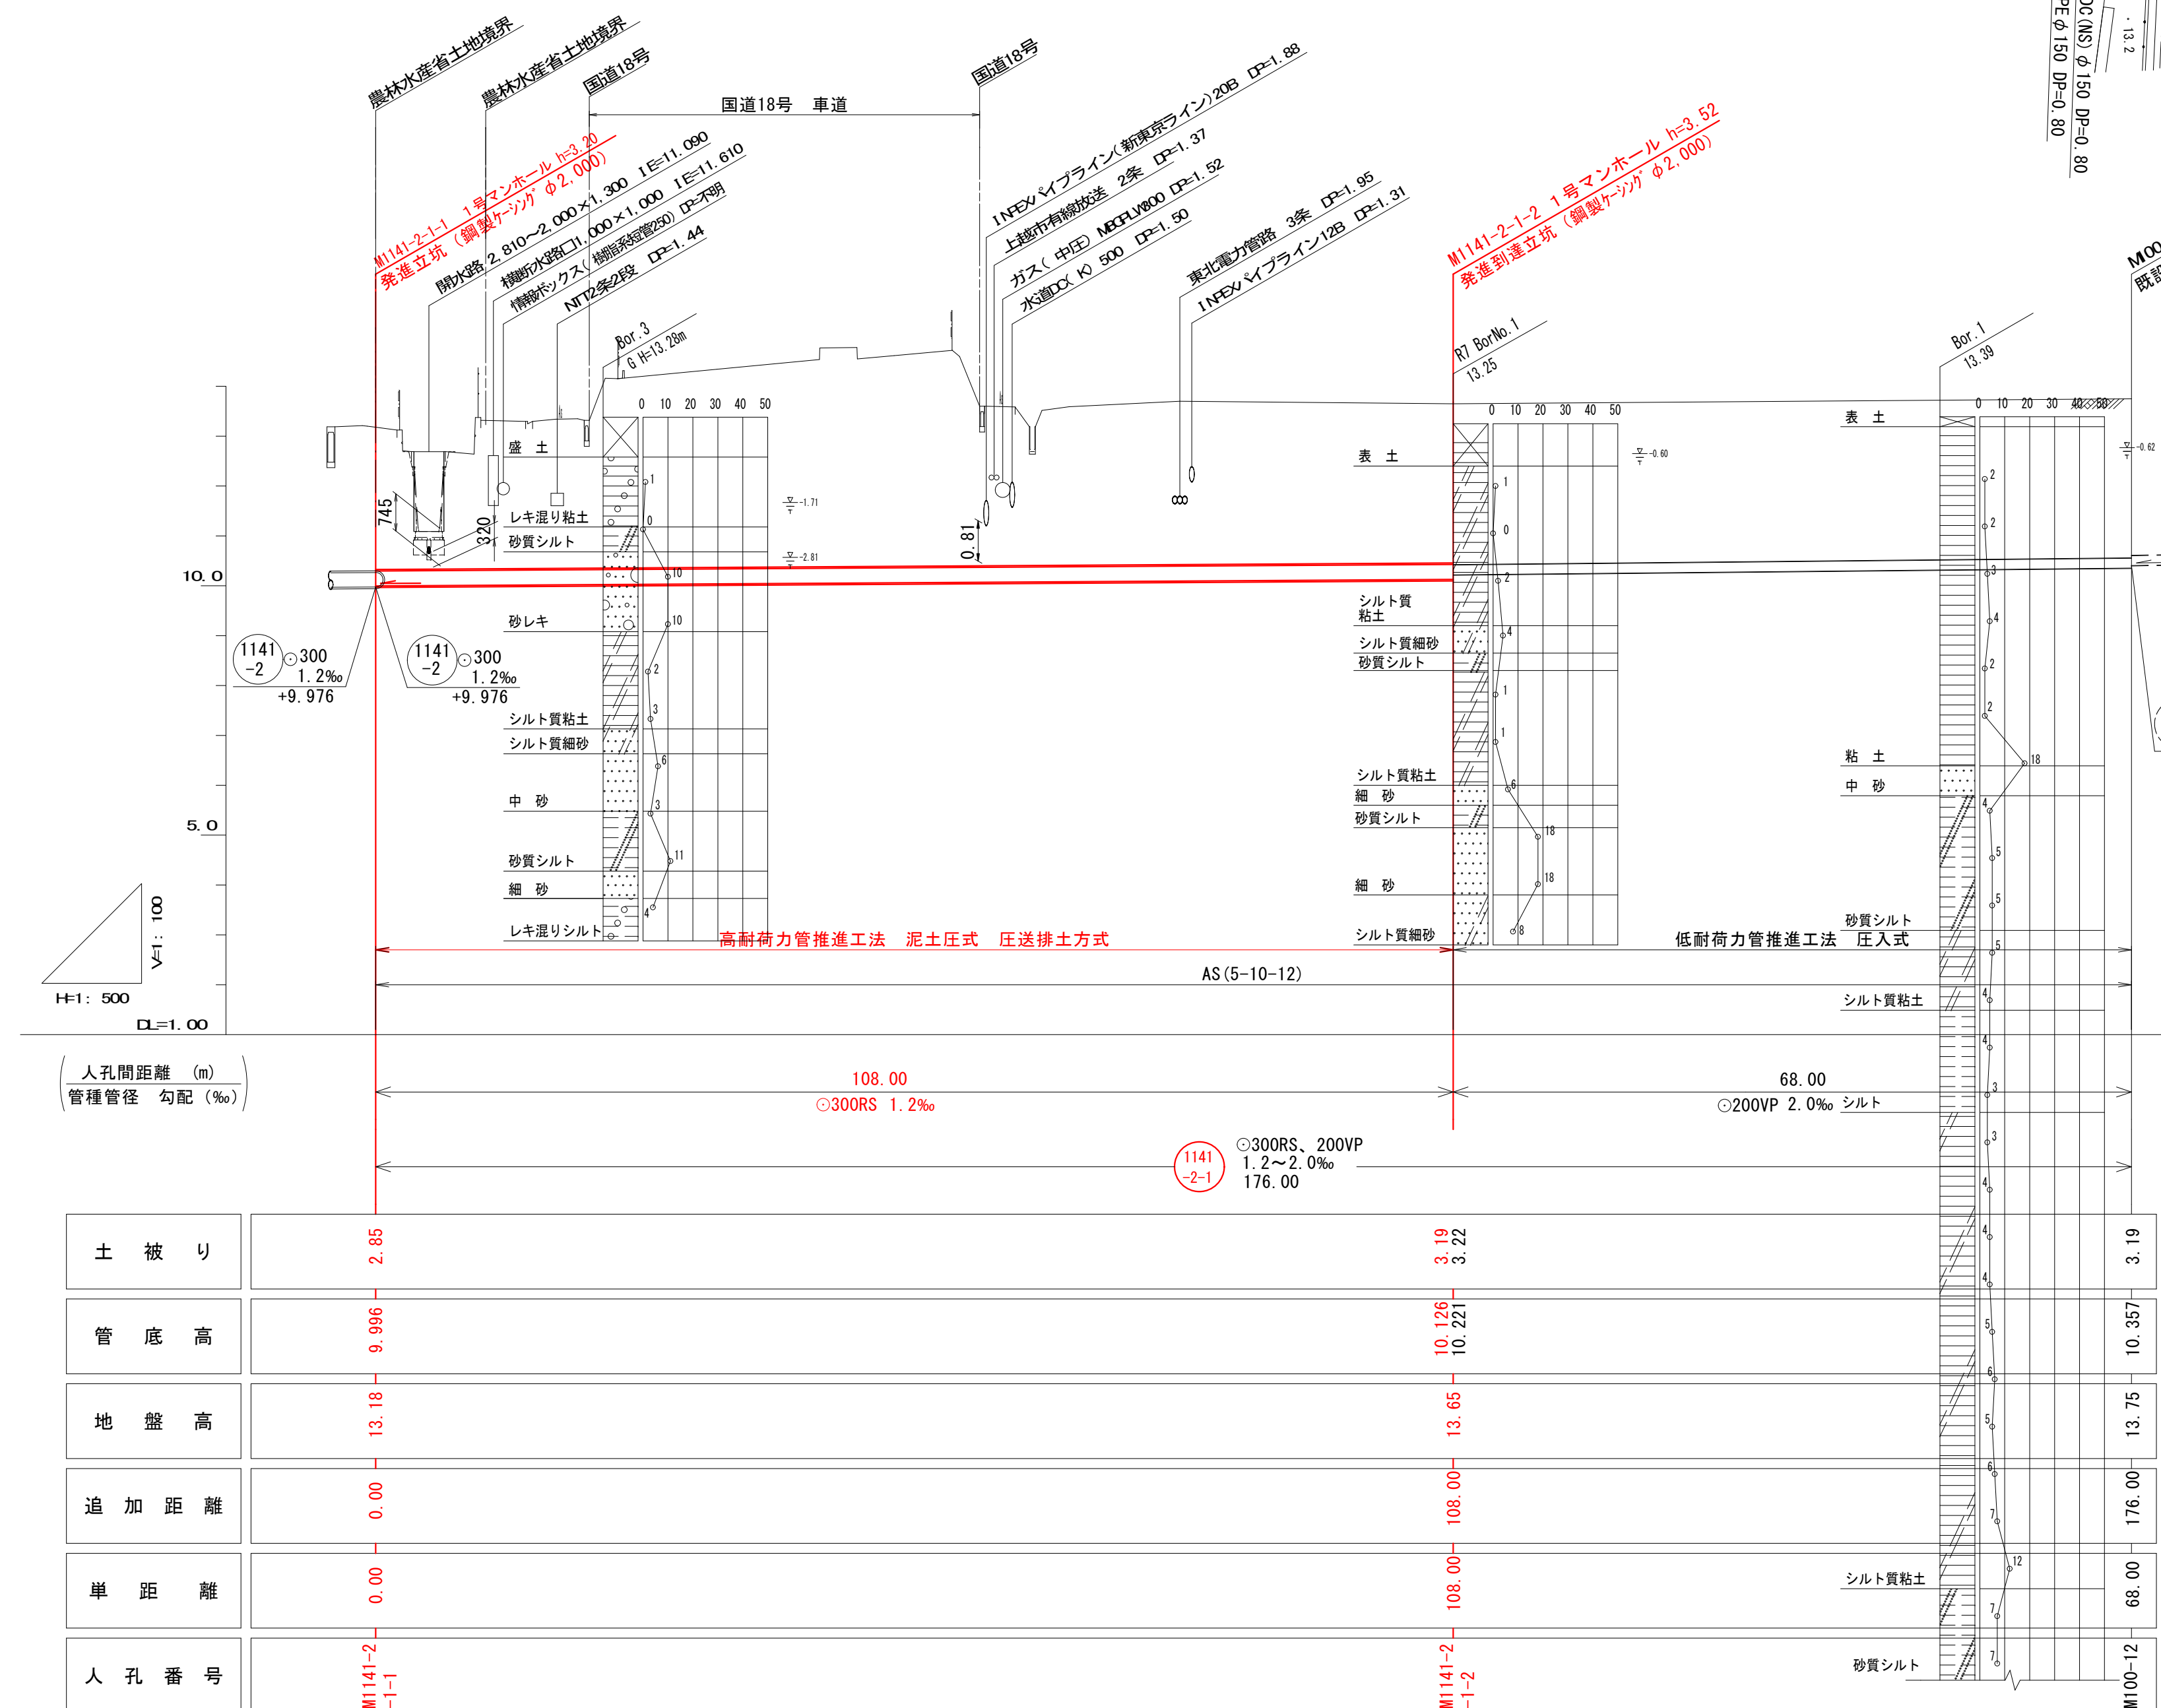

平 面 図 縮尺 1 : 500

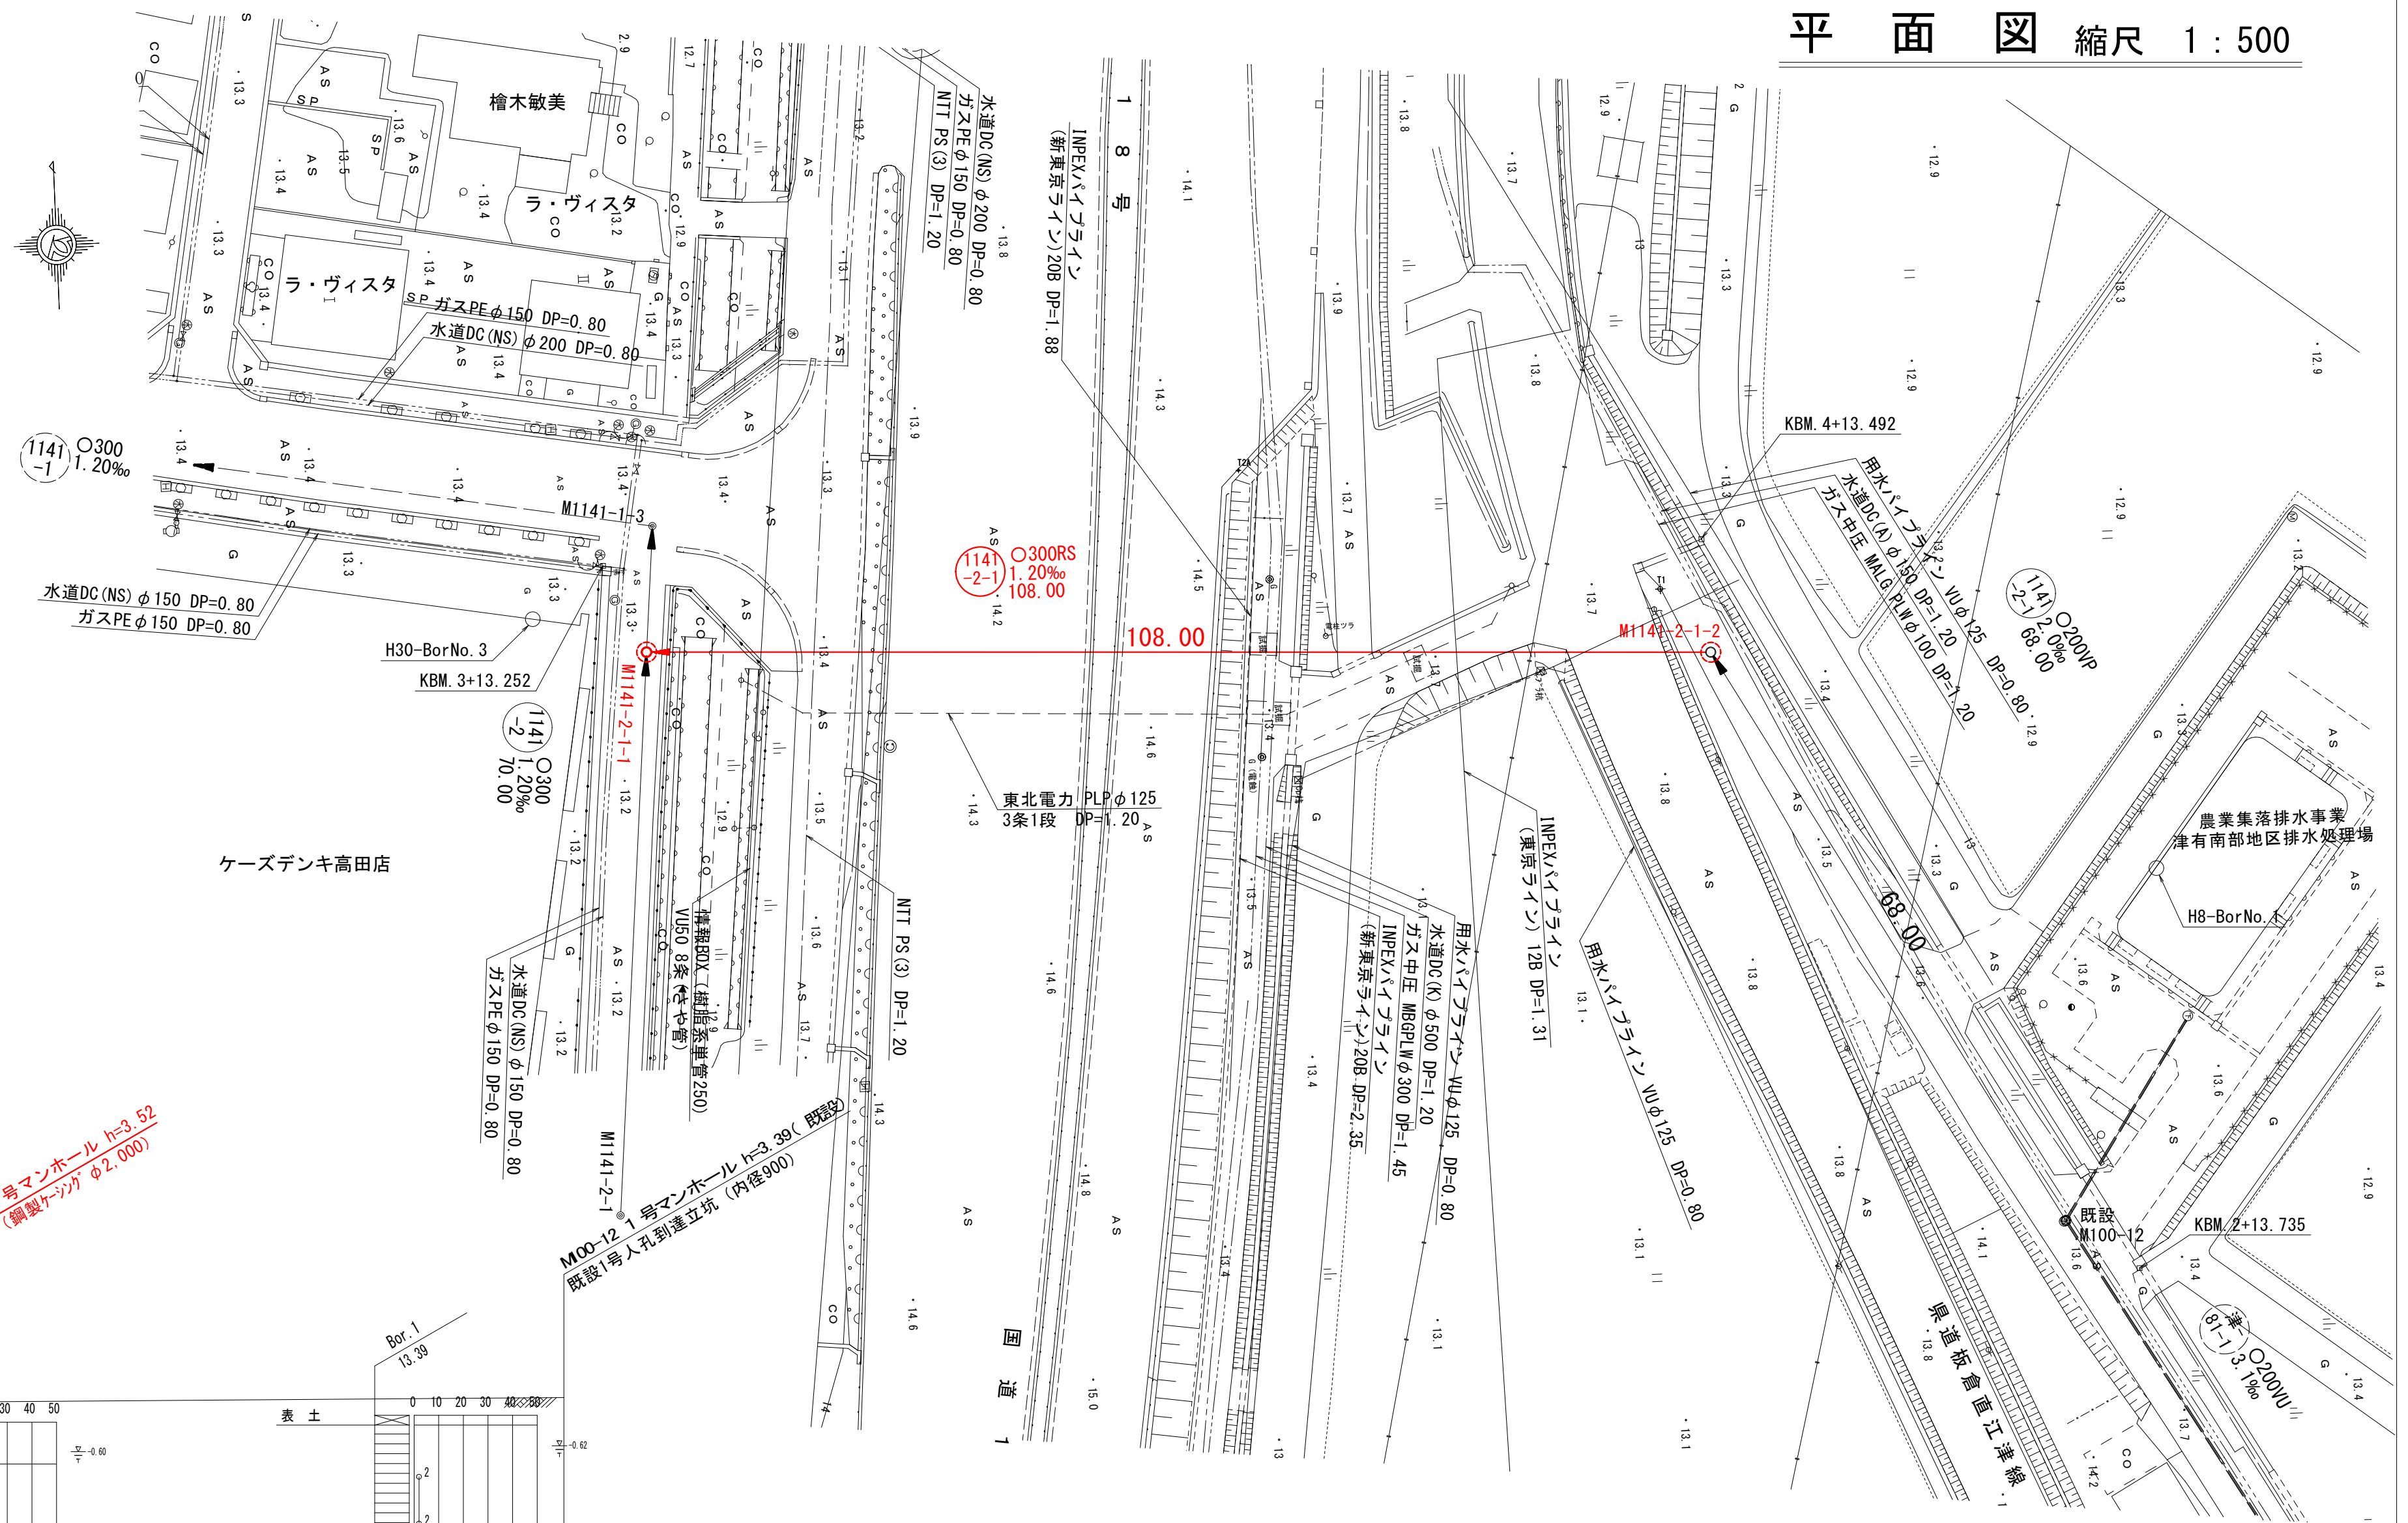

基準点座標一覧			
点 名	X座標	Y座標	Z座標
T1	122495.061	-19581.405	13.626
T2	122385.694	-19546.917	13.951
T3	122343.042	-19639.939	13.228
T4	122283.177	-19651.740	13.372
T5	122222.022	-19664.699	12.928
T6	122234.322	-19716.566	12.938
T7	122294.183	-19700.958	12.904
T8	122395.087	-19691.601	12.967
T2A	122508.848	-19623.680	14.659
KBM. 2	122424.192	-19535.657	13.735
KBM. 3	122501.835	-19688.510	13.252

点 名	X座標	Y座標	Z座標
M1141-2-1	122435.888	-19689.451	13.056
M1141-1-3	122505.659	-19683.338	13.207
既設M100-12	122429.333	-19542.924	13.745

Z座標値は間接水準による

点 名	X座標	Y座標	Z座標
M1141-2-1-1	122492.908	-19684.455	13.179
M1141-2-1-2	122488.438	-19576.548	13.652

Z座標値は直接水準による


路線番号

1141 -2-1				

工事番号	公汚連 第7-1号	図面番号	1
工 事 名	津有南部汚水連携管渠工事		
施工地名	上越市 下新町他 地内		
図 面 名	平面、縦断面、横断面図		
縮 尺	図 示		
設計年度	令和 7 年 月 日		


上越市ガス水道局

平面图

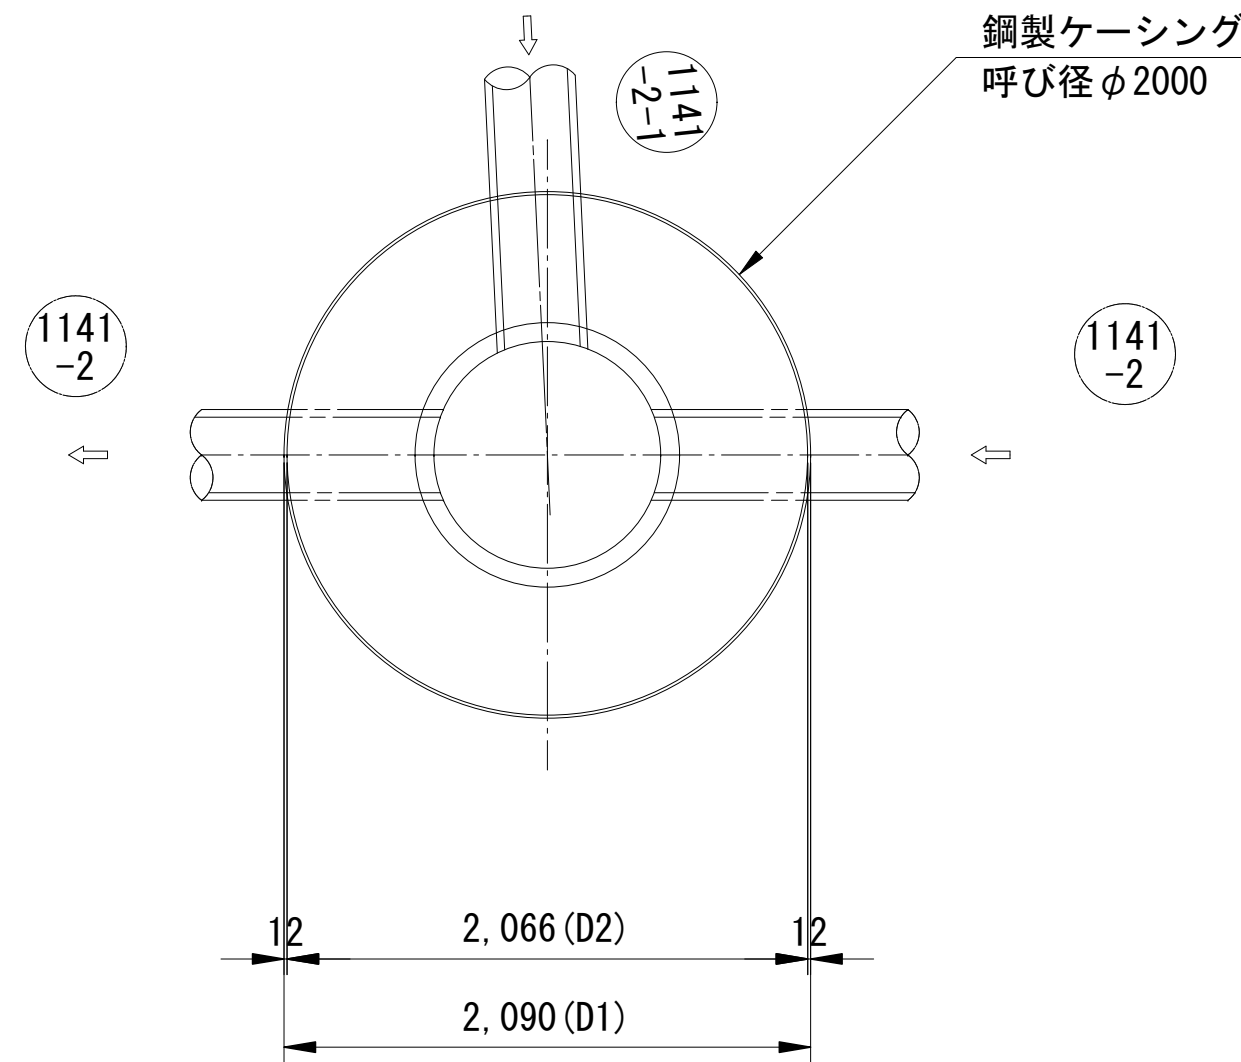


## 压入掘削完了図

円形覆工板(参考図)

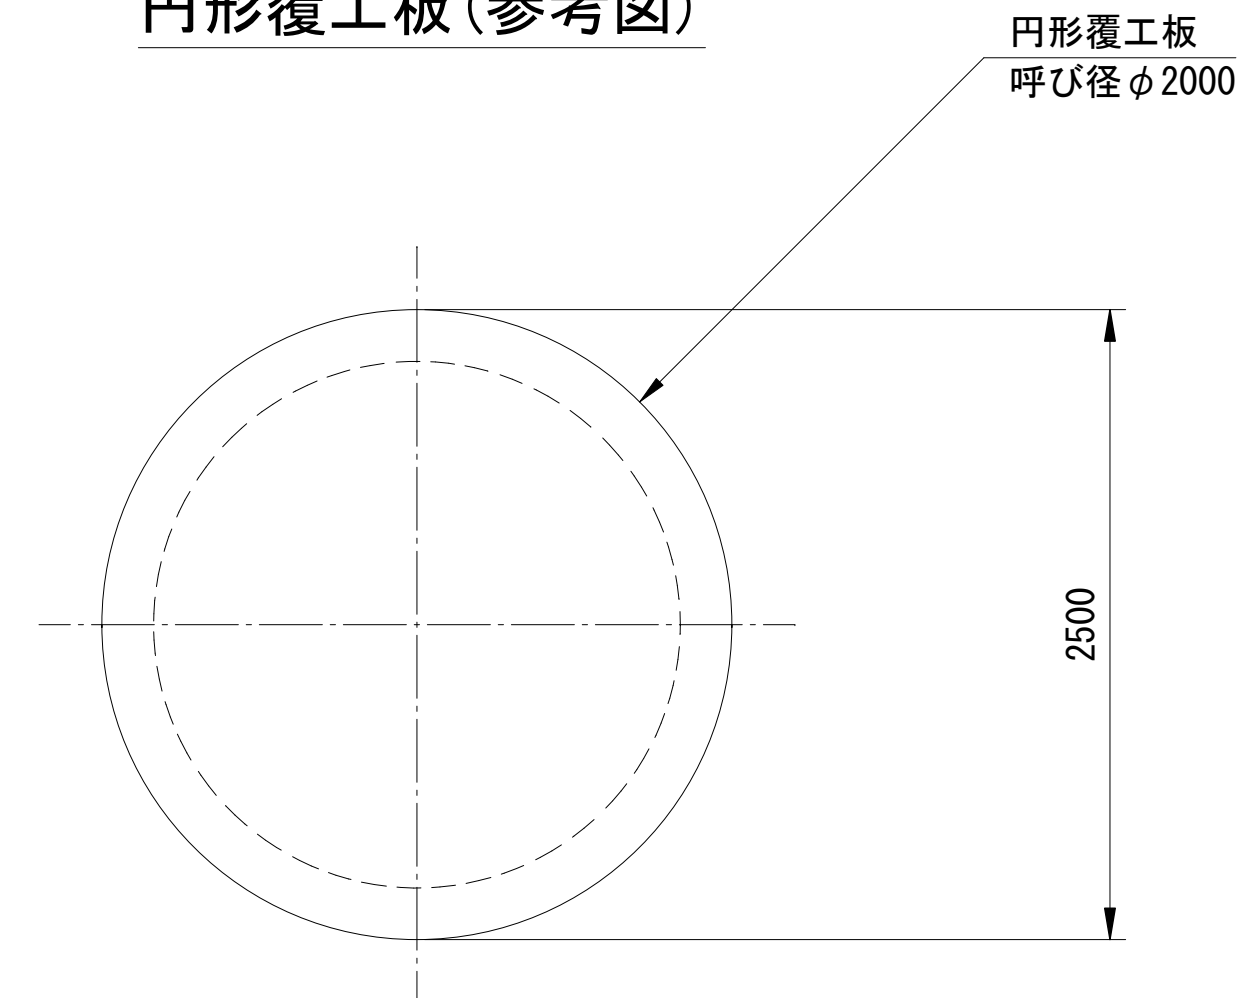

立坑築造完了図

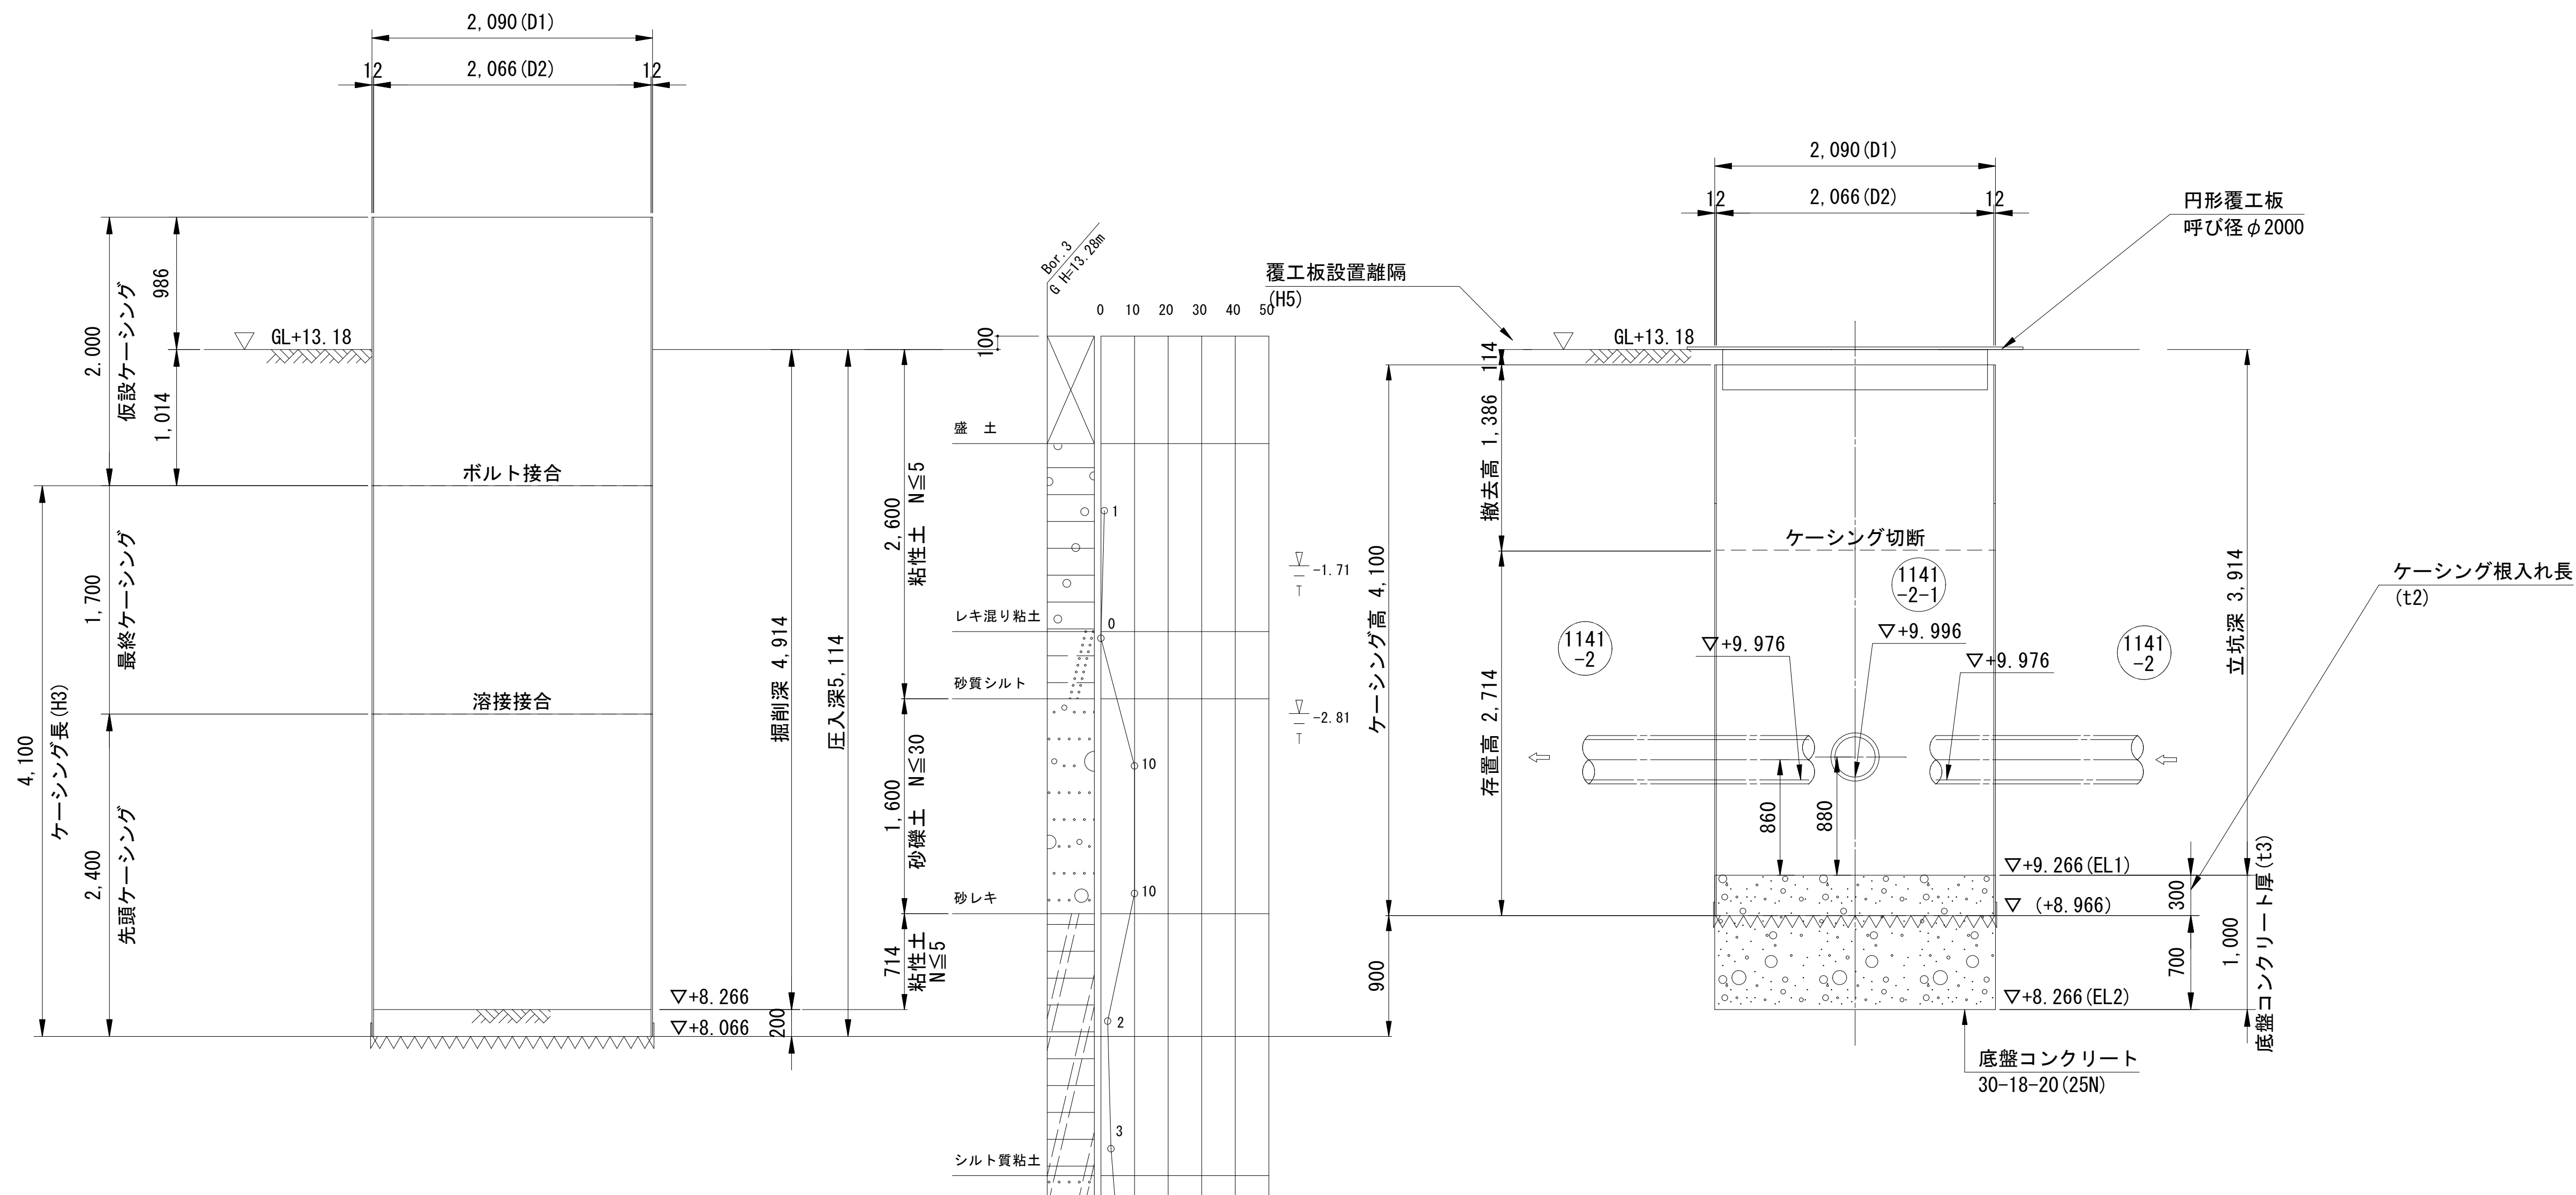


工事番号	公汚連第7-1号	図面番号	2
工事名	津有南部汚水連携管渠工事		
施工地名	上越市 下新町他 地内		
図面名	M1141-2-1-1発進立坑仮設図		
縮尺	S=1:30		
設計年度	令和 7 年	月	日


上越市ガス水道局




平面図

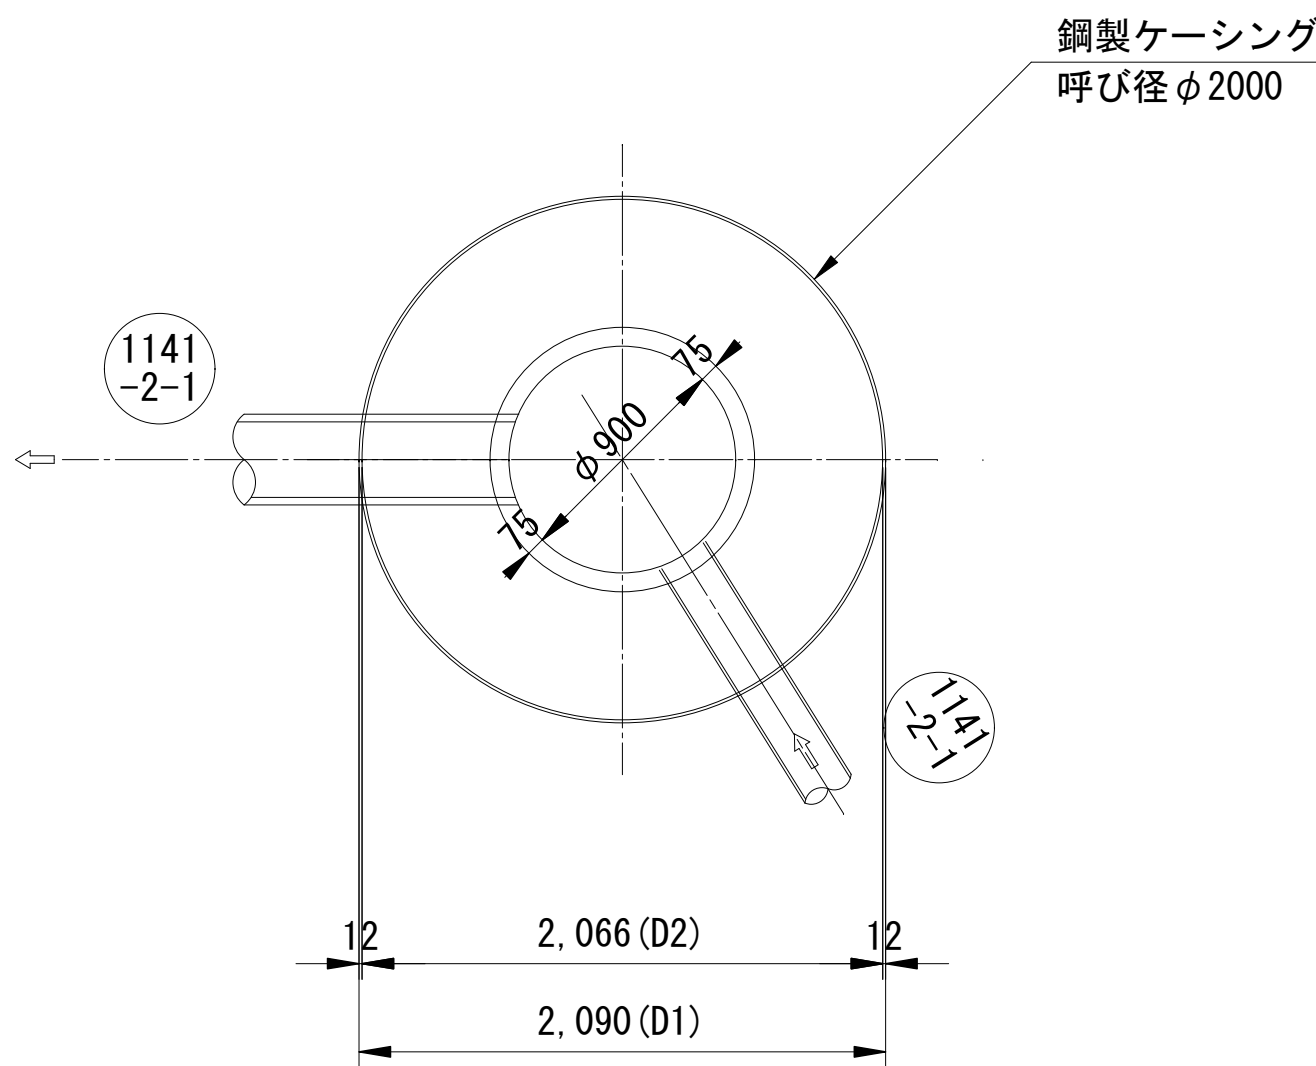


円形覆工板 (参考図)

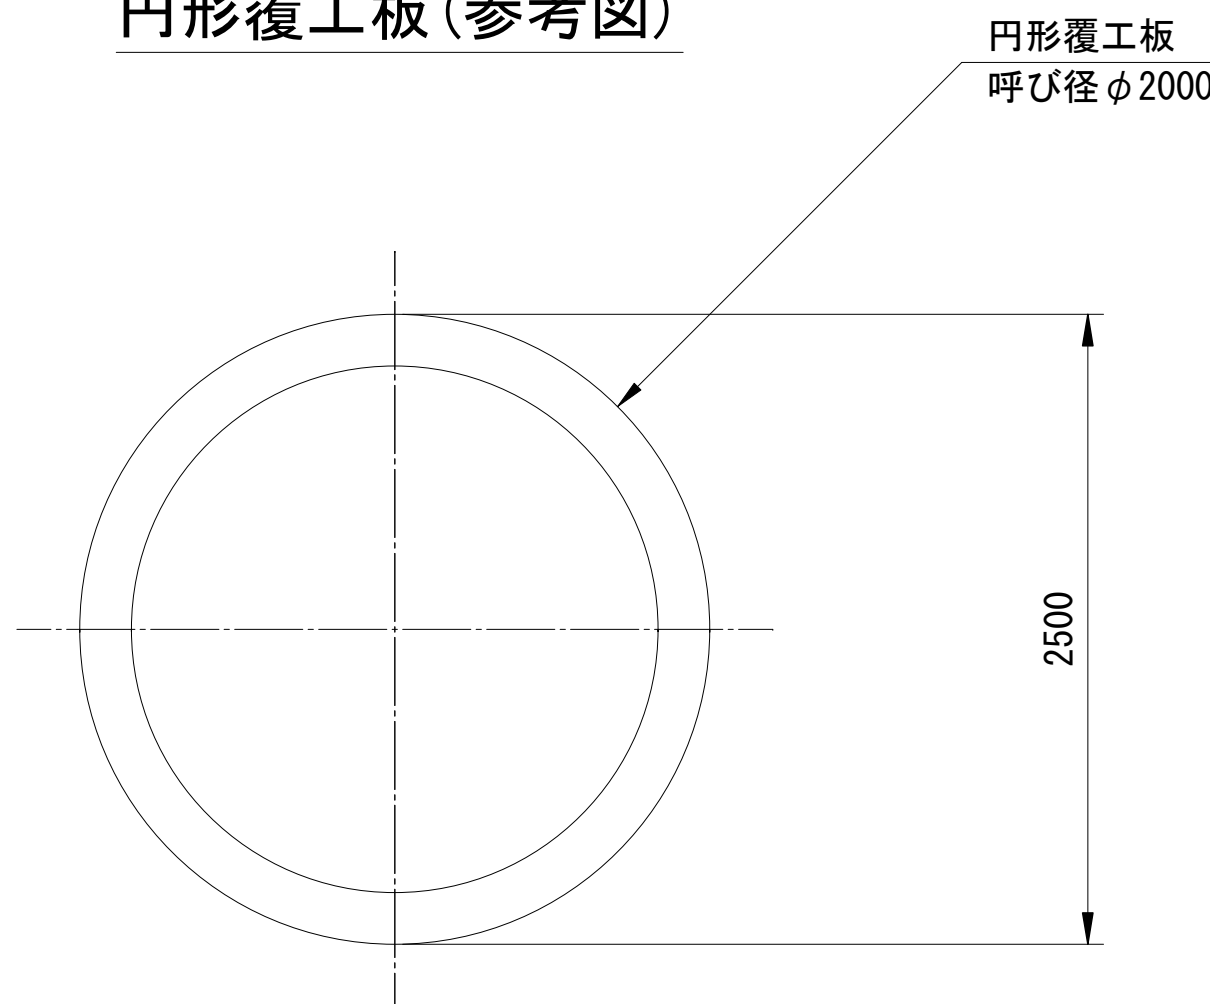

圧入掘削完了図

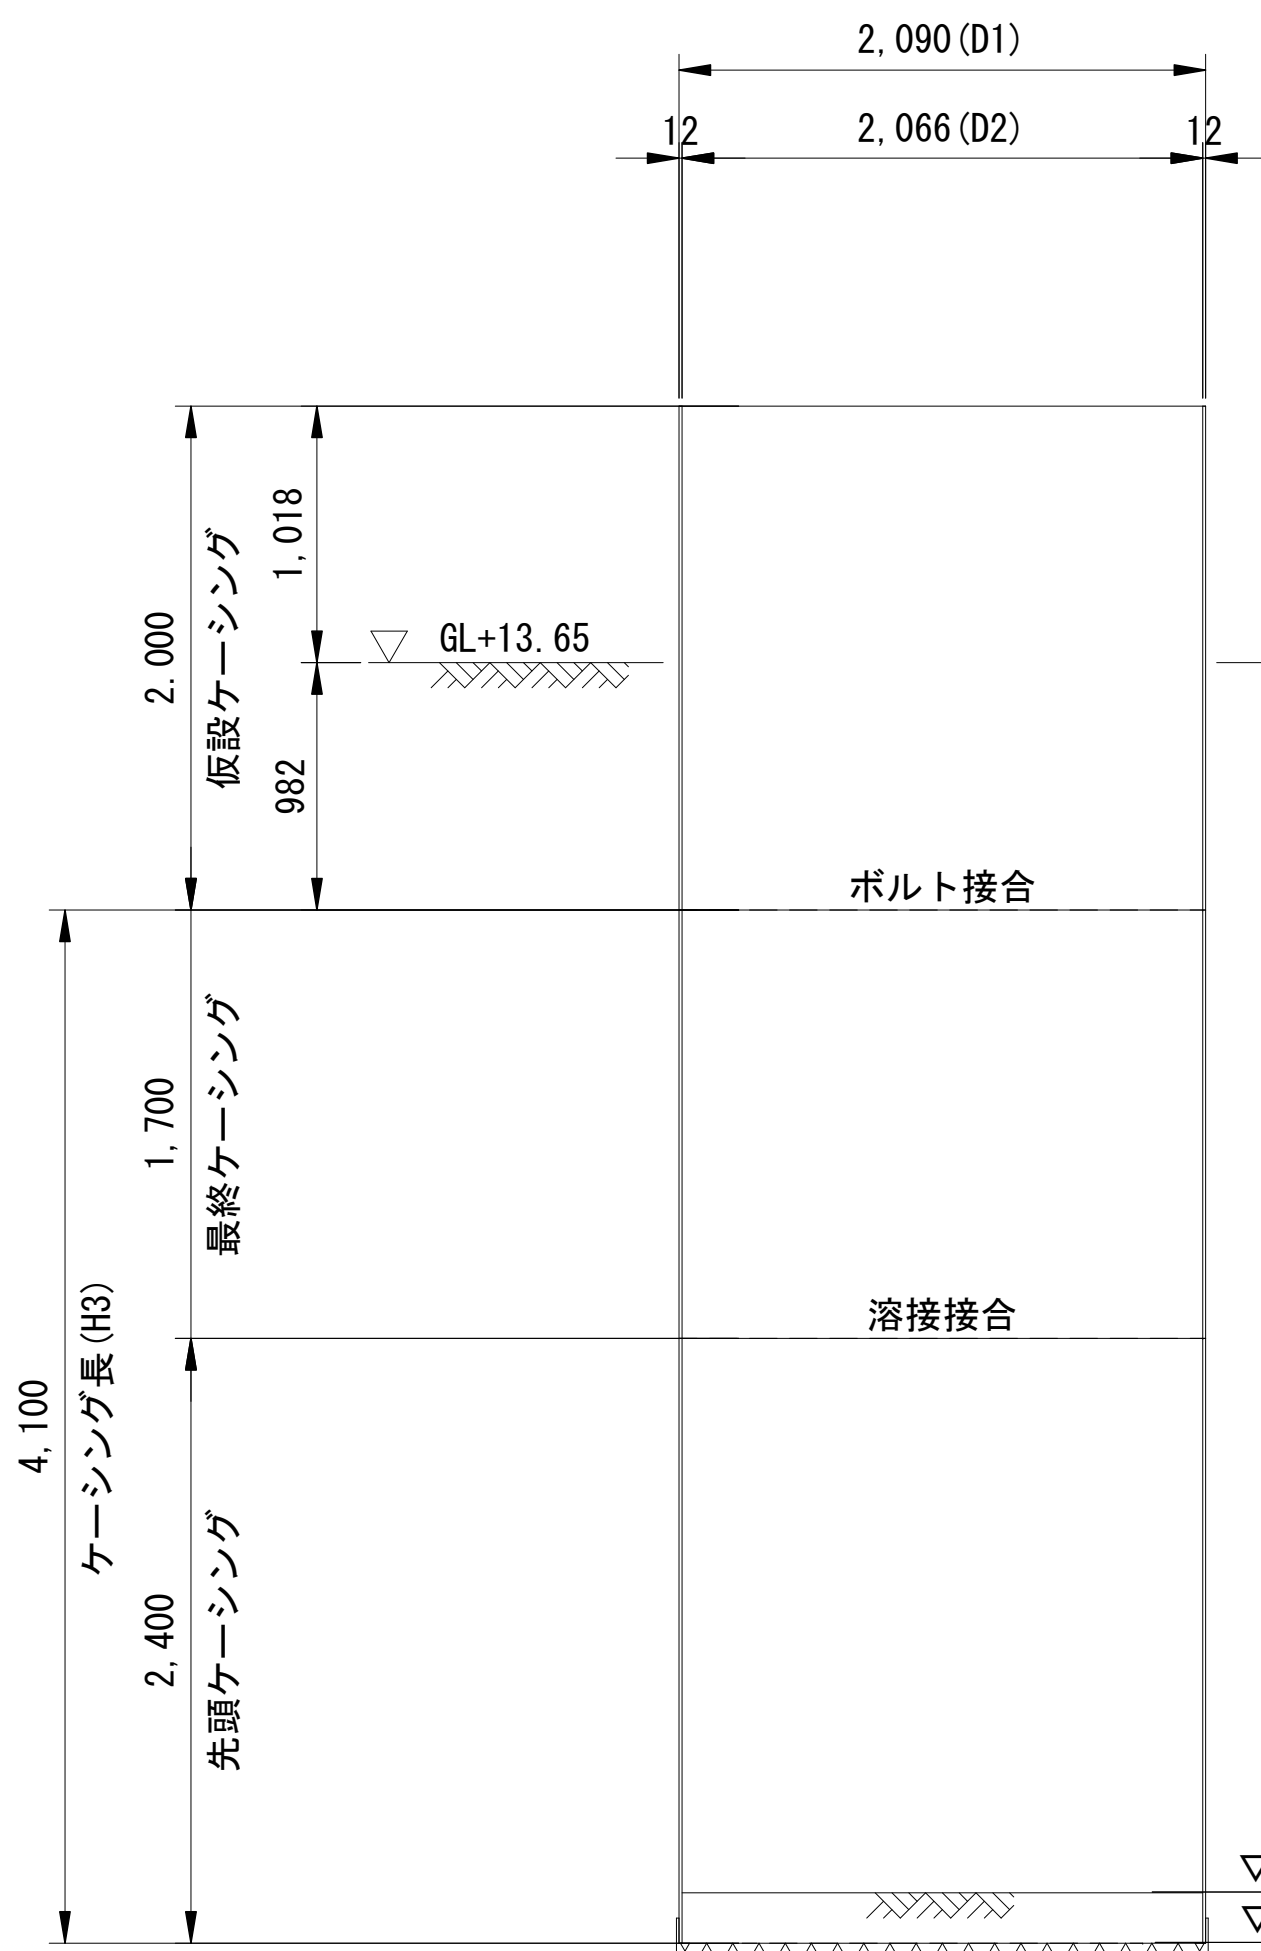


立坑築造完了図

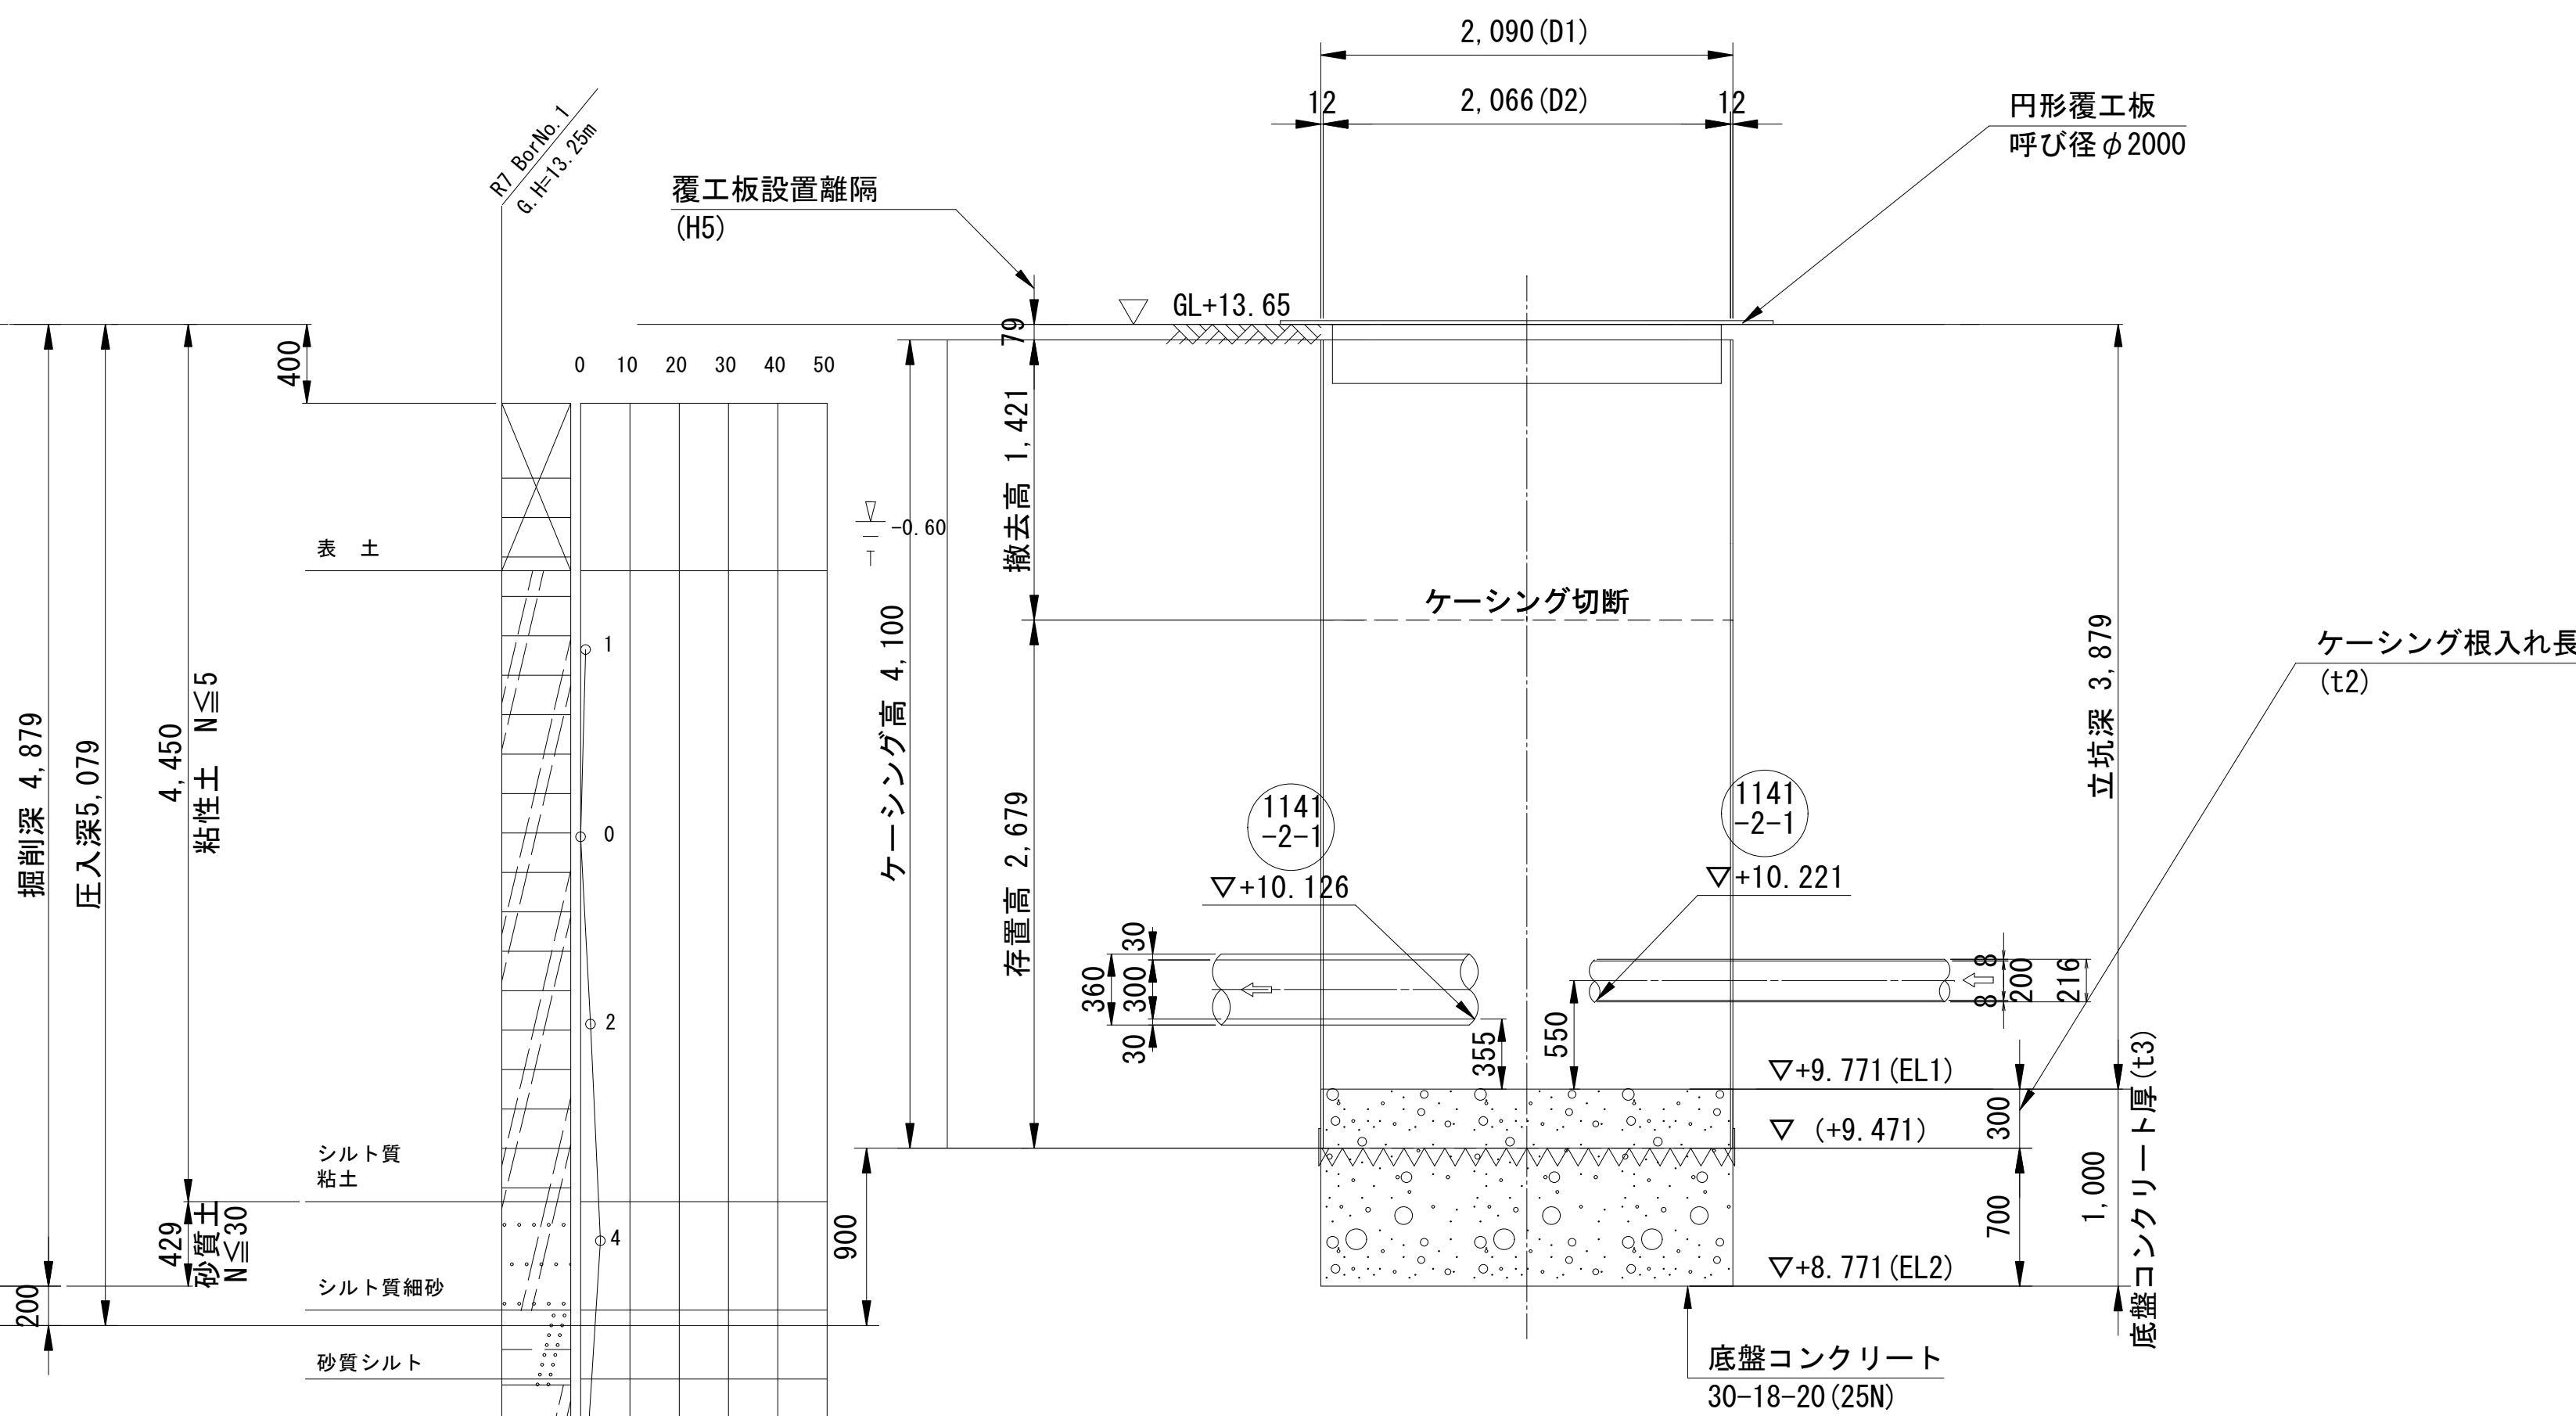

工事番号	公汚連 第7-1号	図面番号	3
工 事 名	津有南部汚水連携管渠工事		
施工地名	上越市 下新町他 地内		
図 面 名	M1141-2-1-2発進到達立坑仮設図		
縮 尺	S=1:30		
設計年度	令和 7 年 月 日		
上越市ガス水道局			


M1141-2-1-1 地盤改良図 縮尺 1:30

平面図

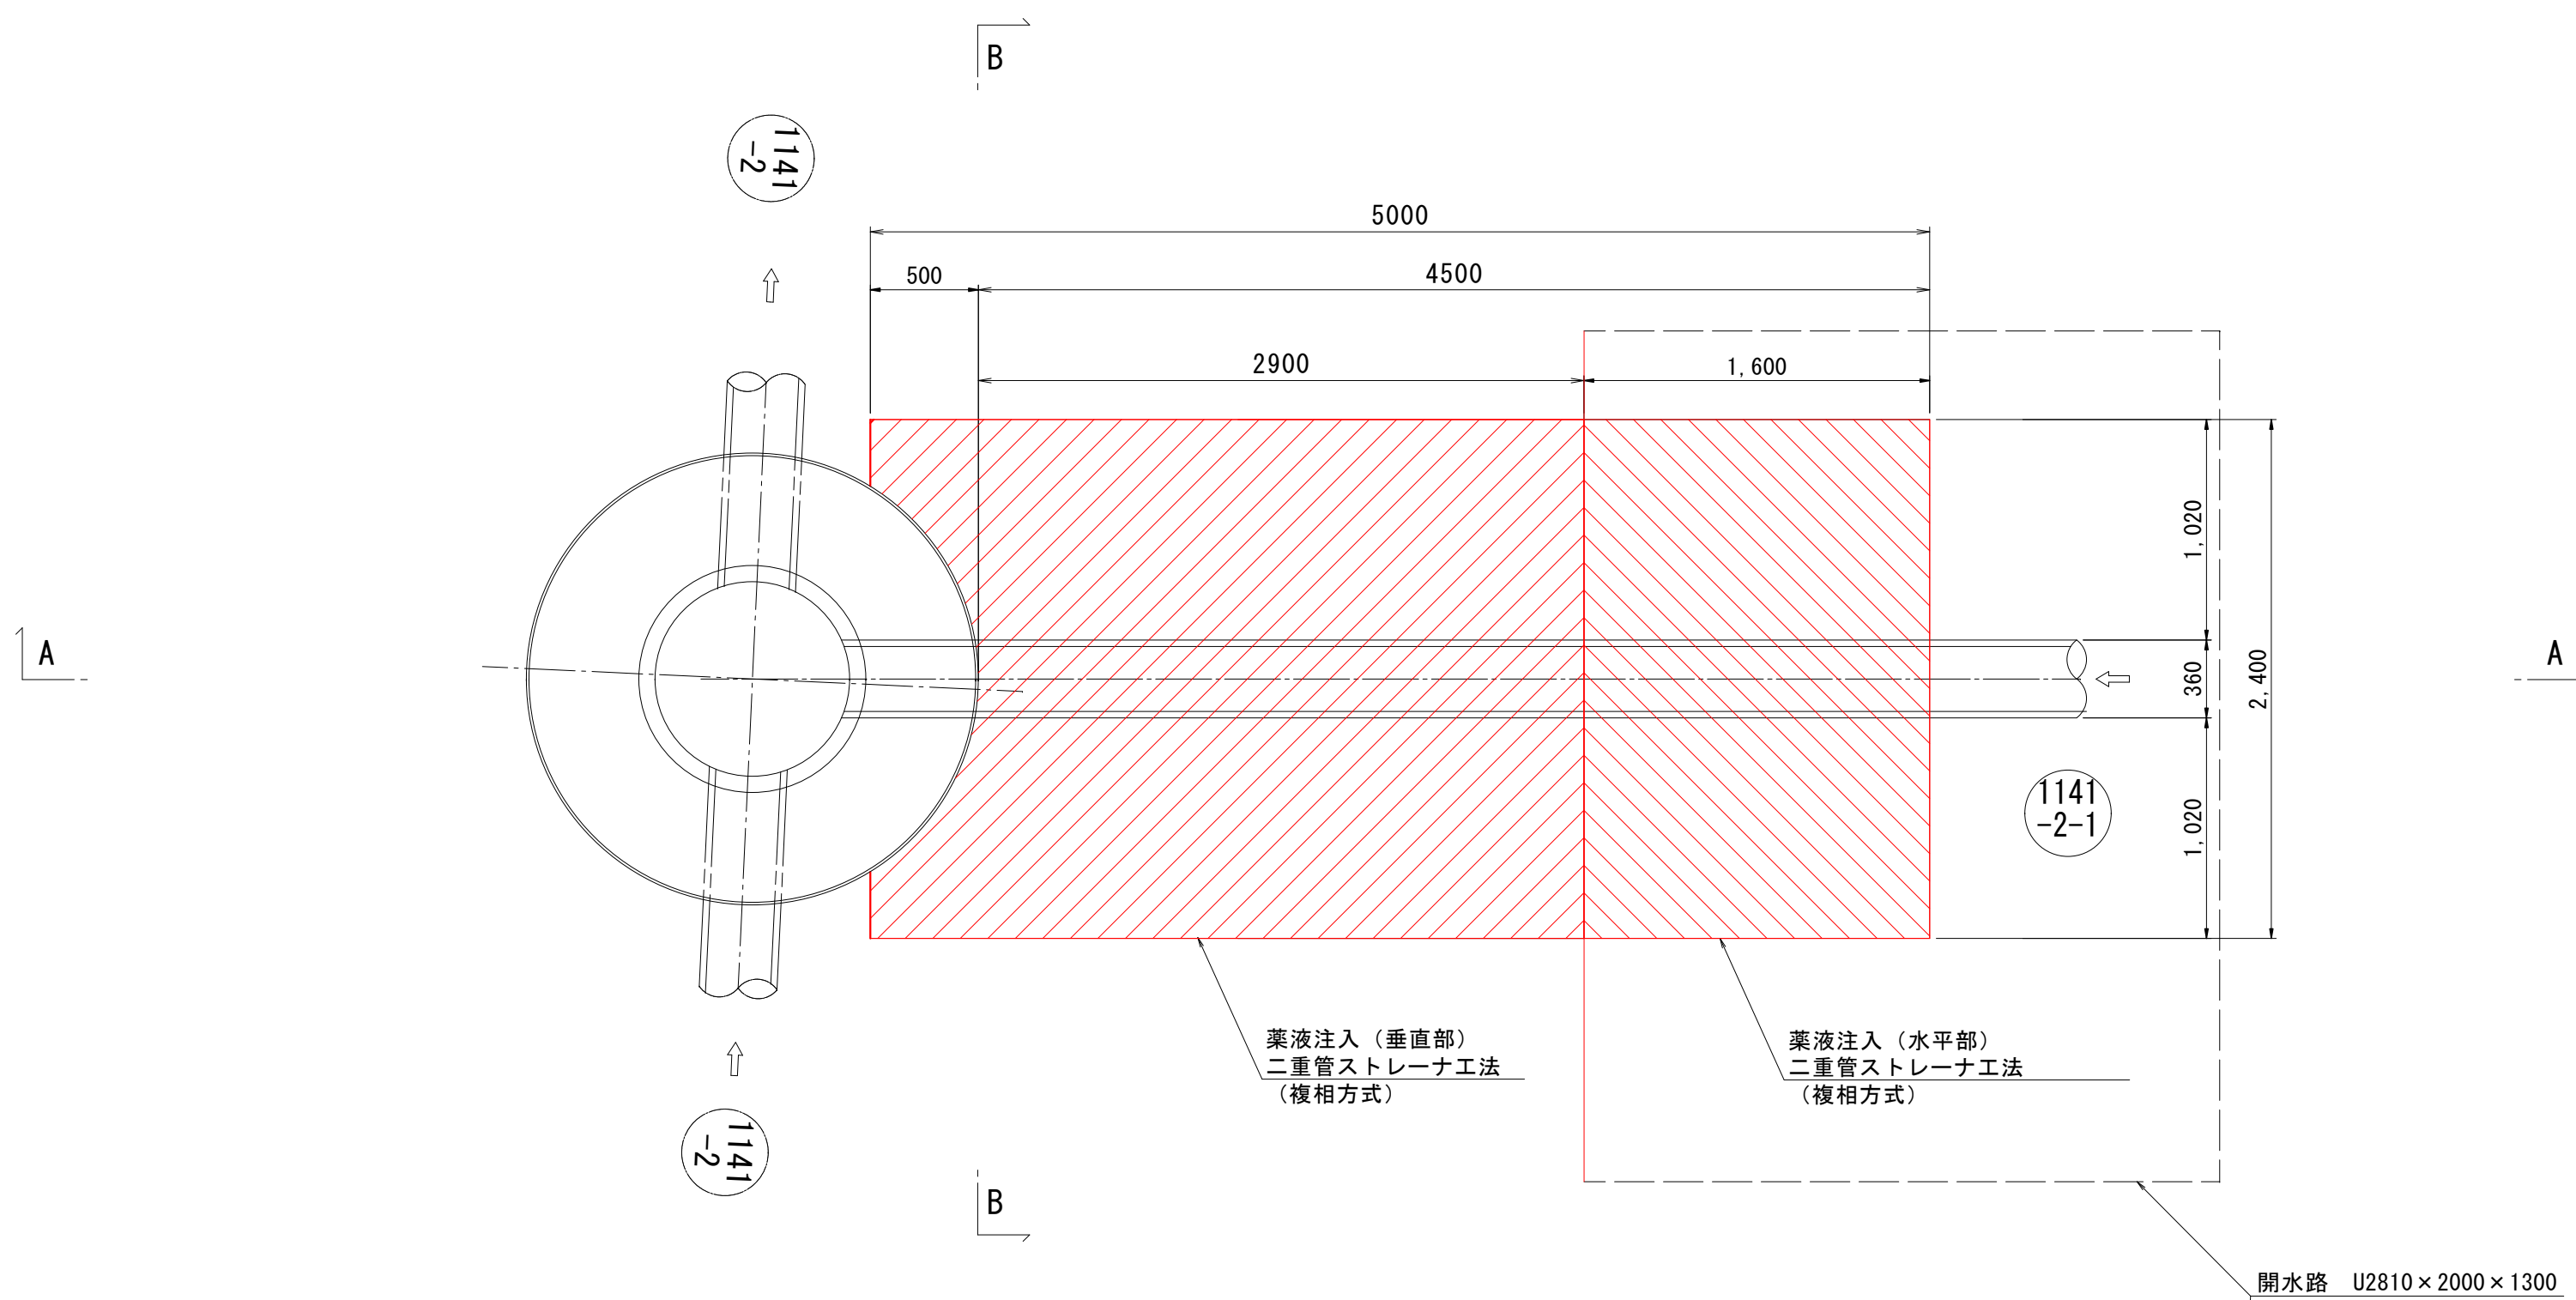

A-A断面図


B-B断面図

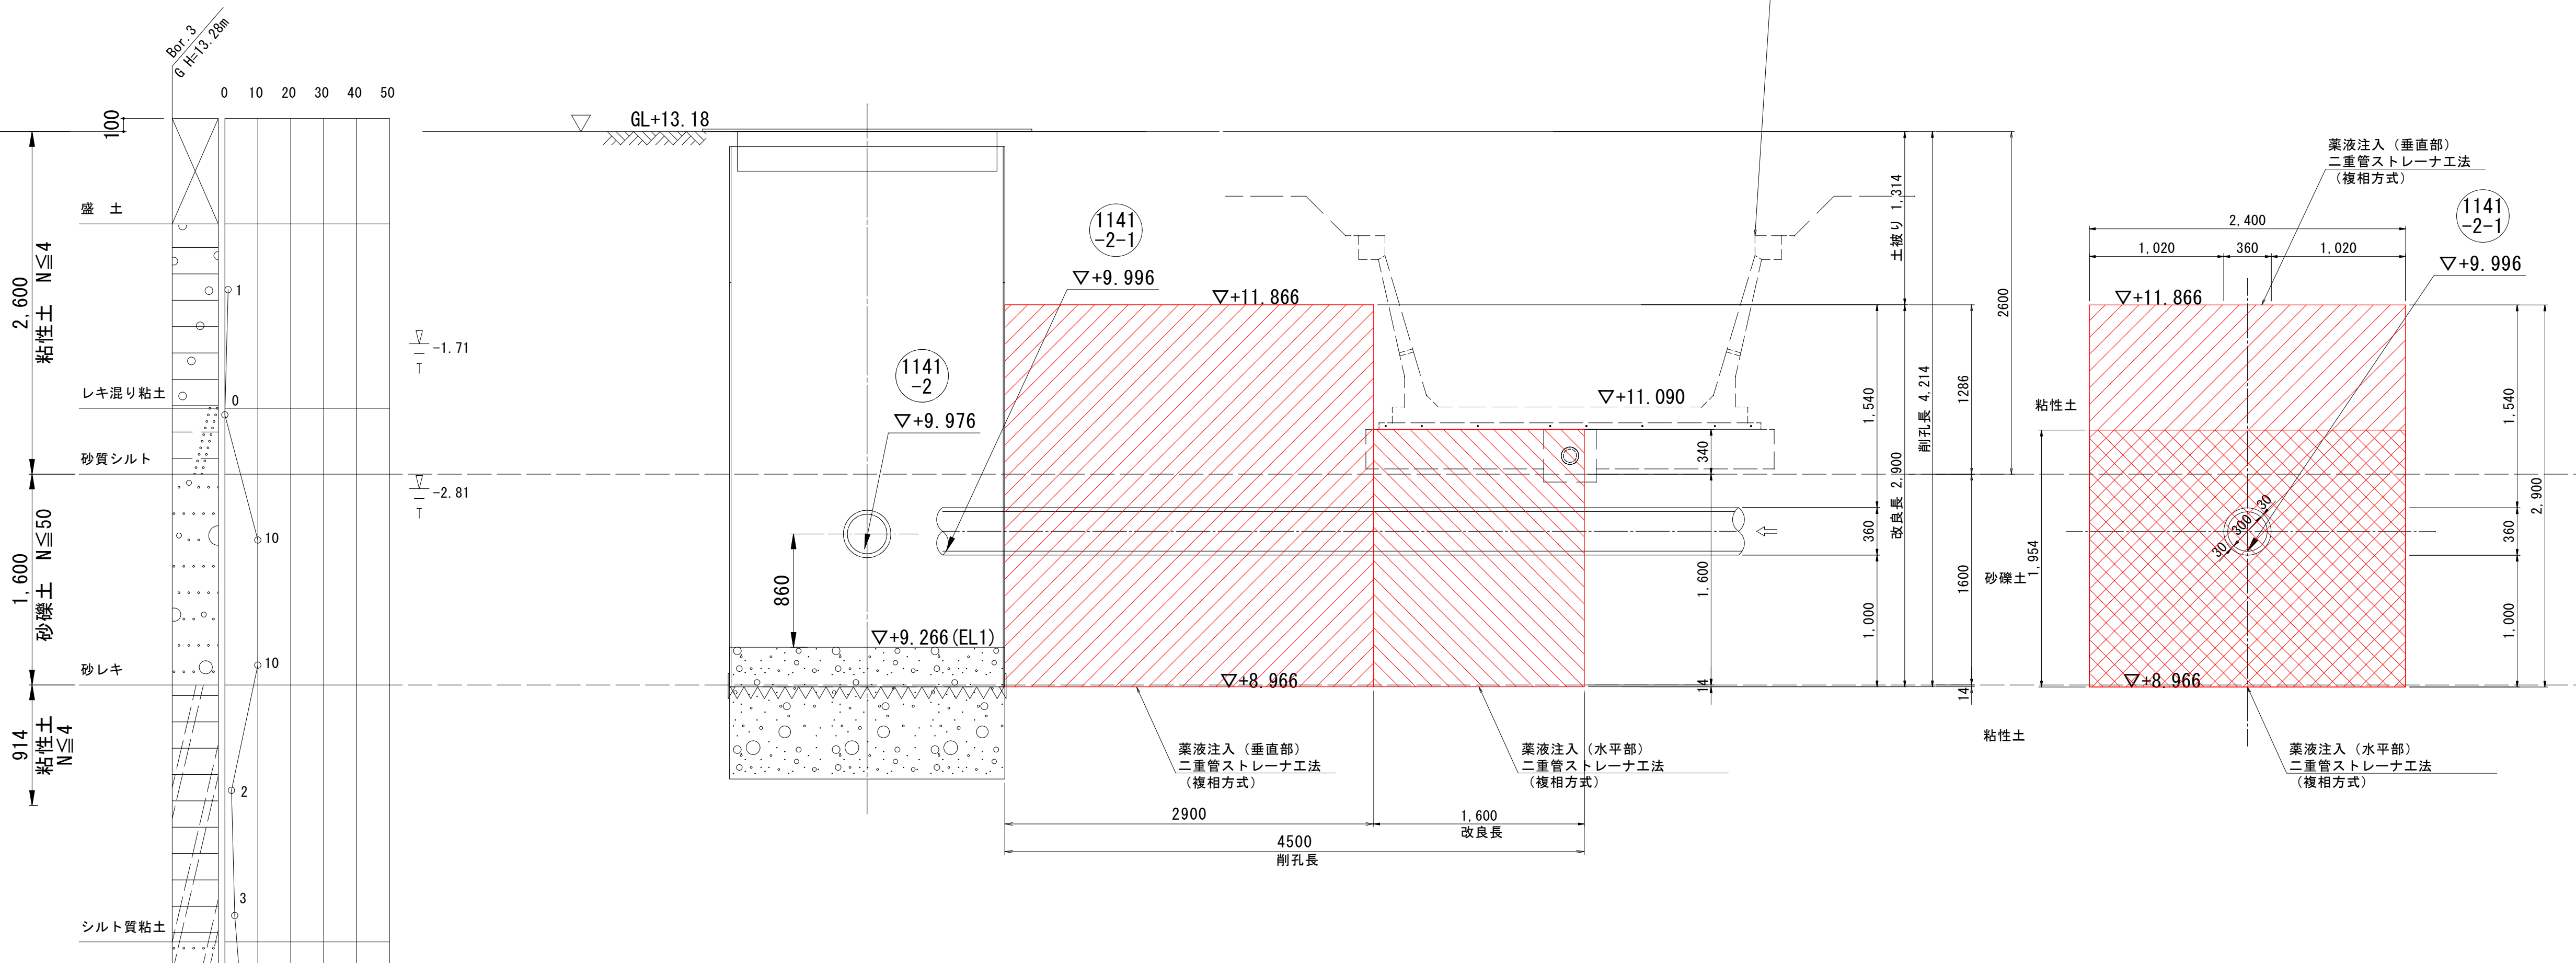

工事番号	公汚連 第7-1号	図面番号	4
工 事 名	津有南部汚水連携管渠工事		
施工地名	上越市 下新町他 地内		
図 面 名	M1141-2-1-1地盤改良図		
縮 尺	S=1:30		
設計年度	令和 7 年 月 日		
上越市ガス水道局			


M1141-2-1-2 地盤改良図 縮尺 1:30

平面图


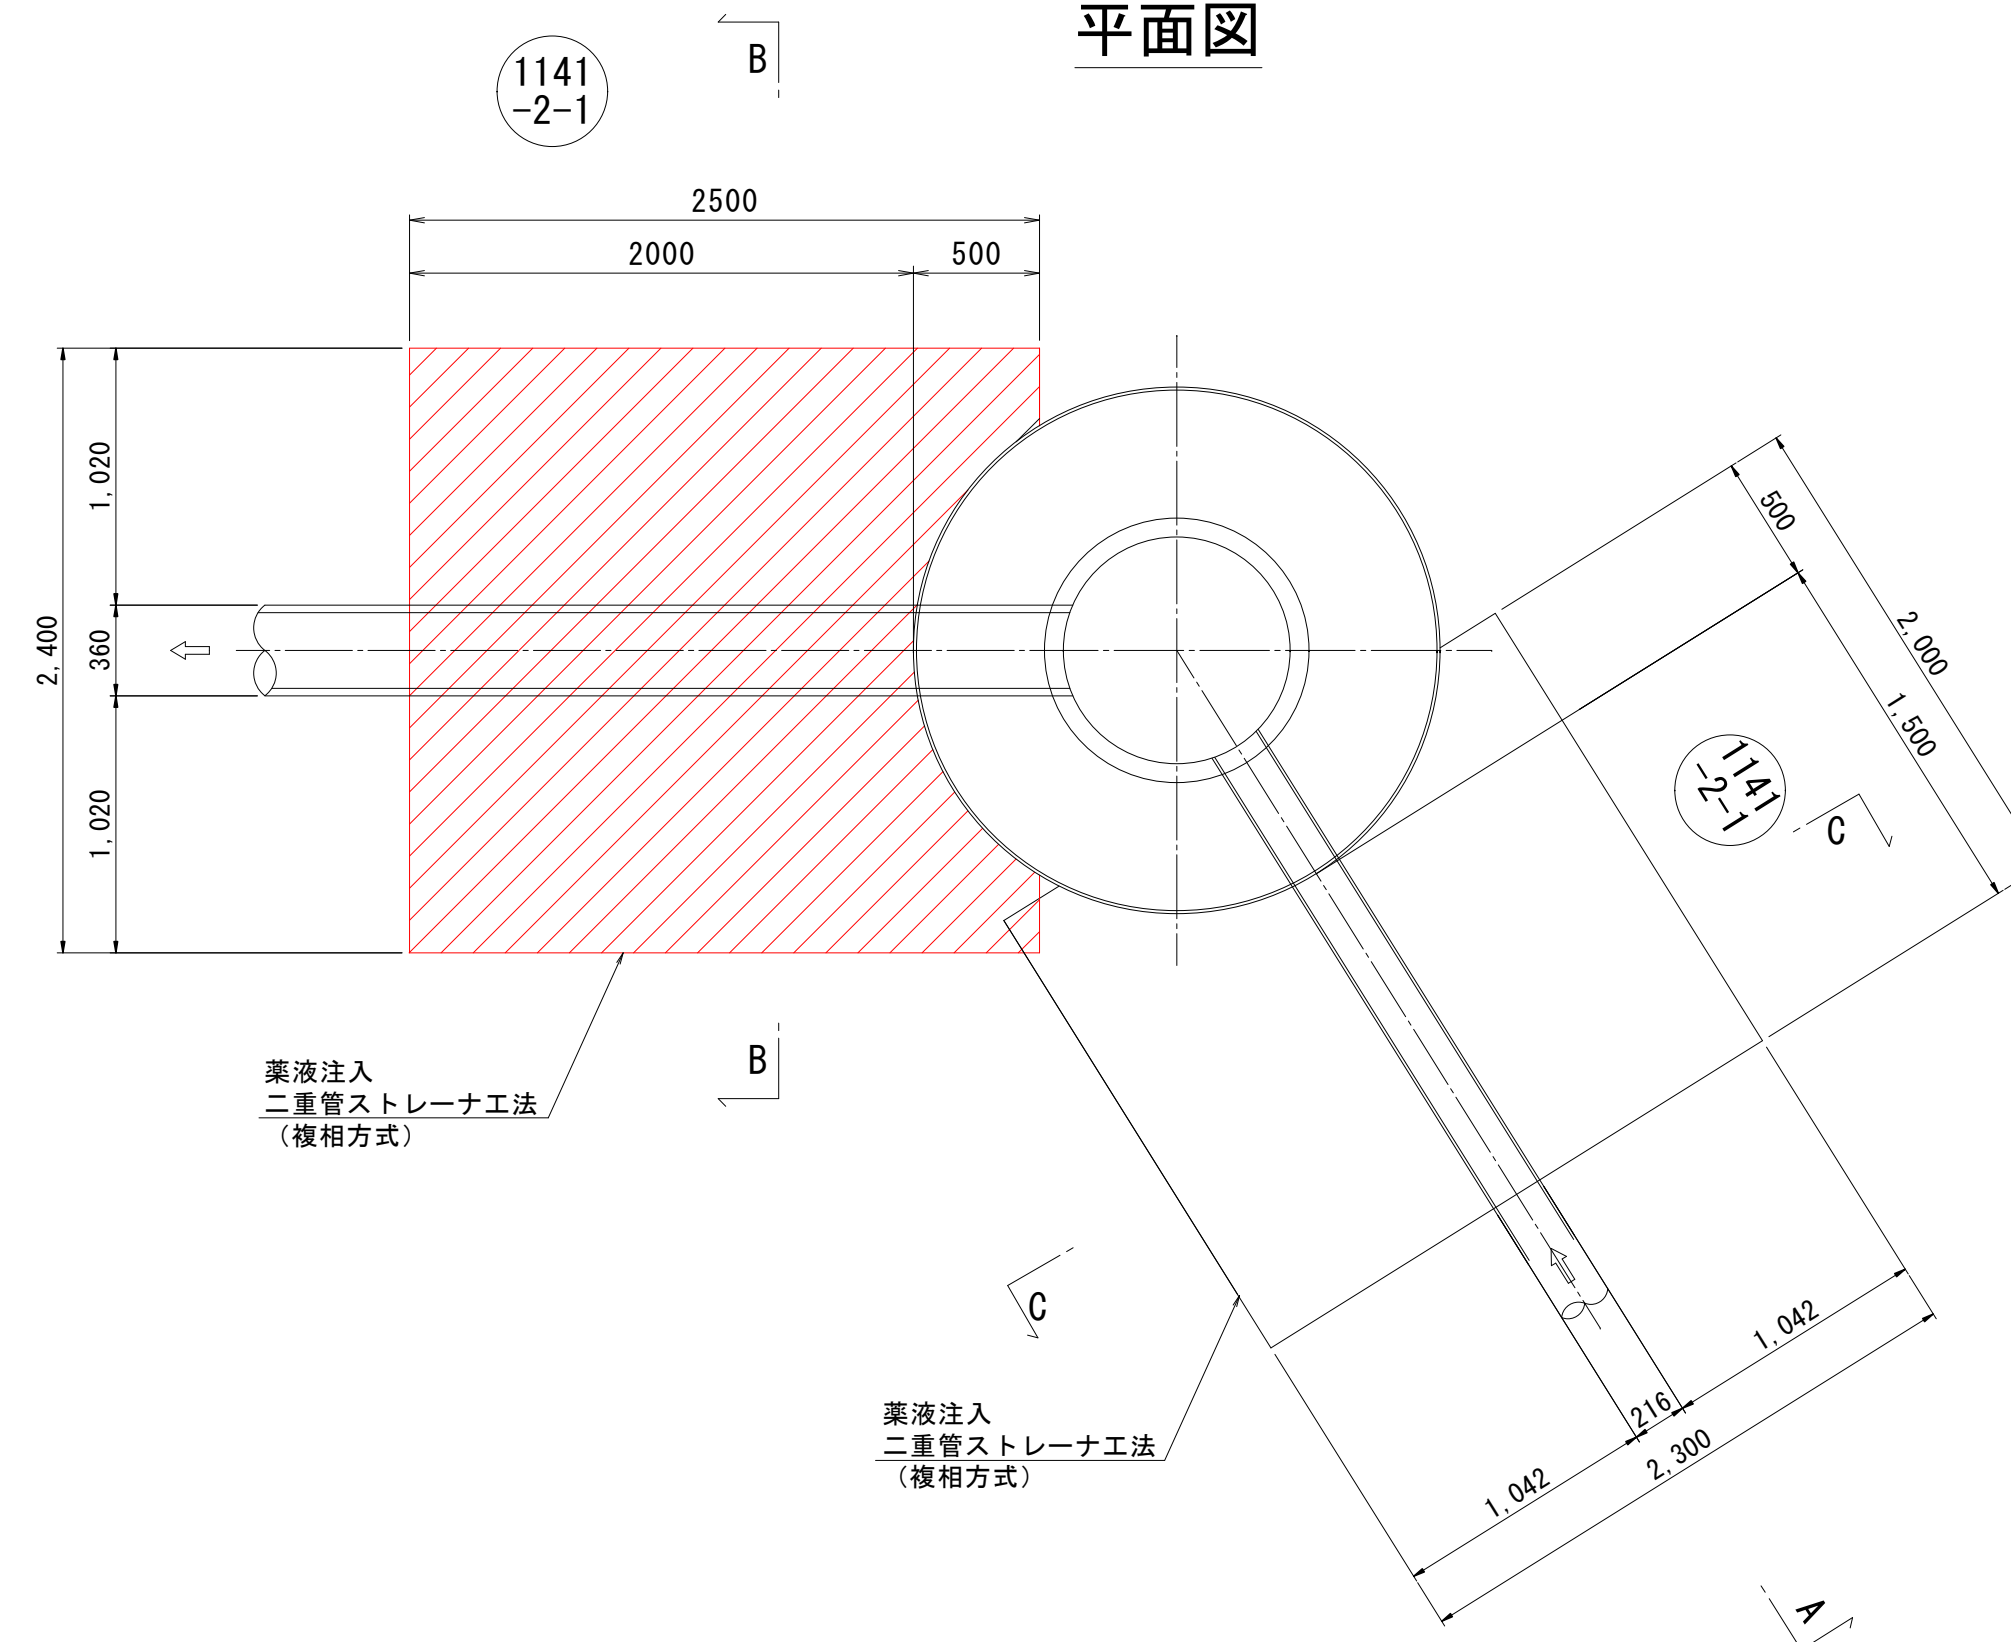


### A-A断面図

C-C断面図

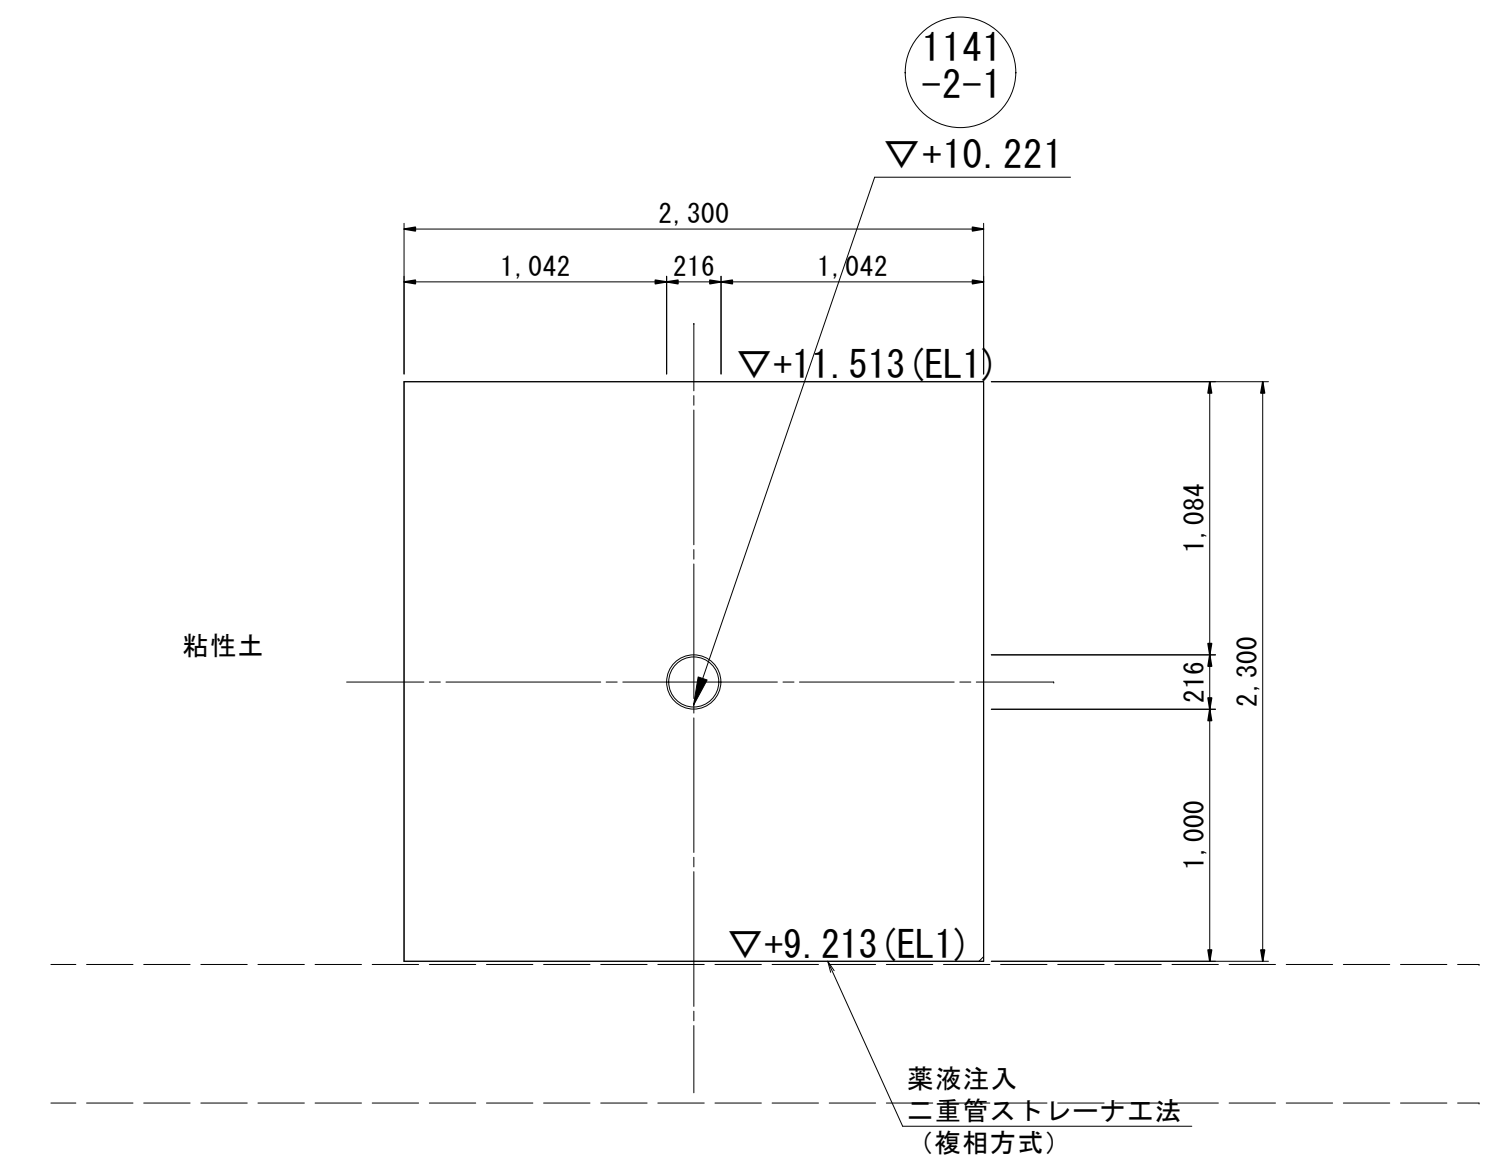

B-B断面図

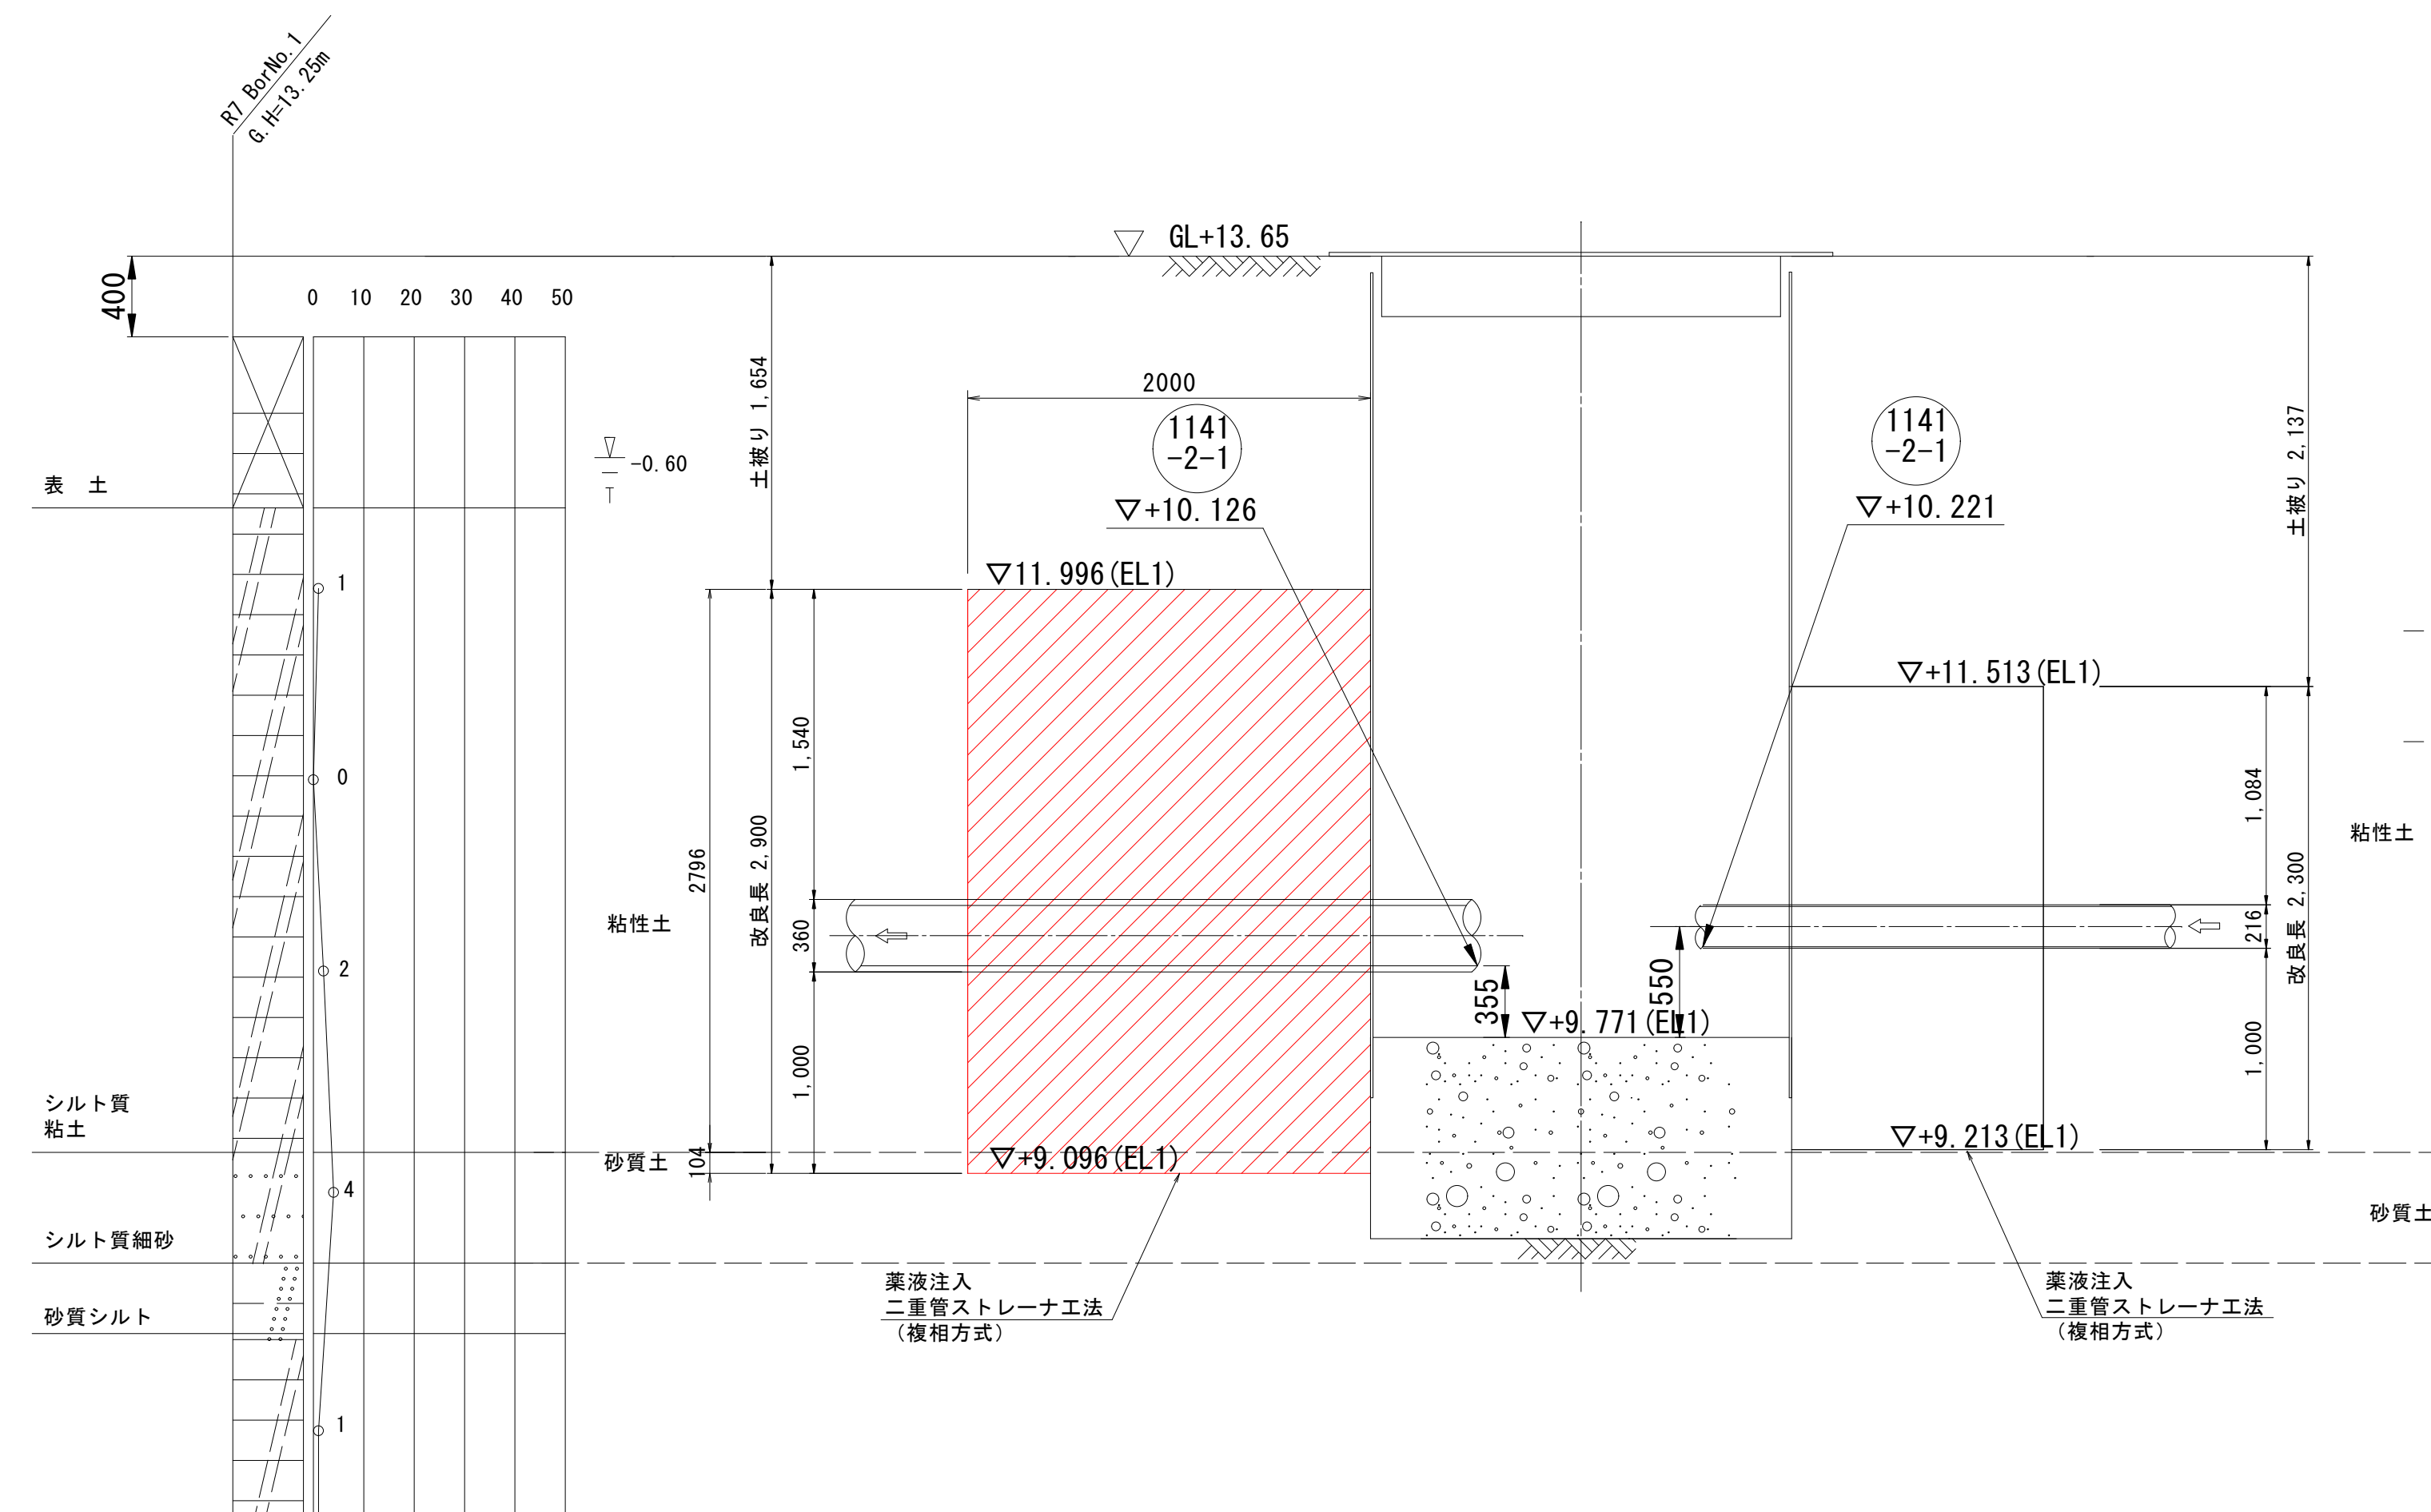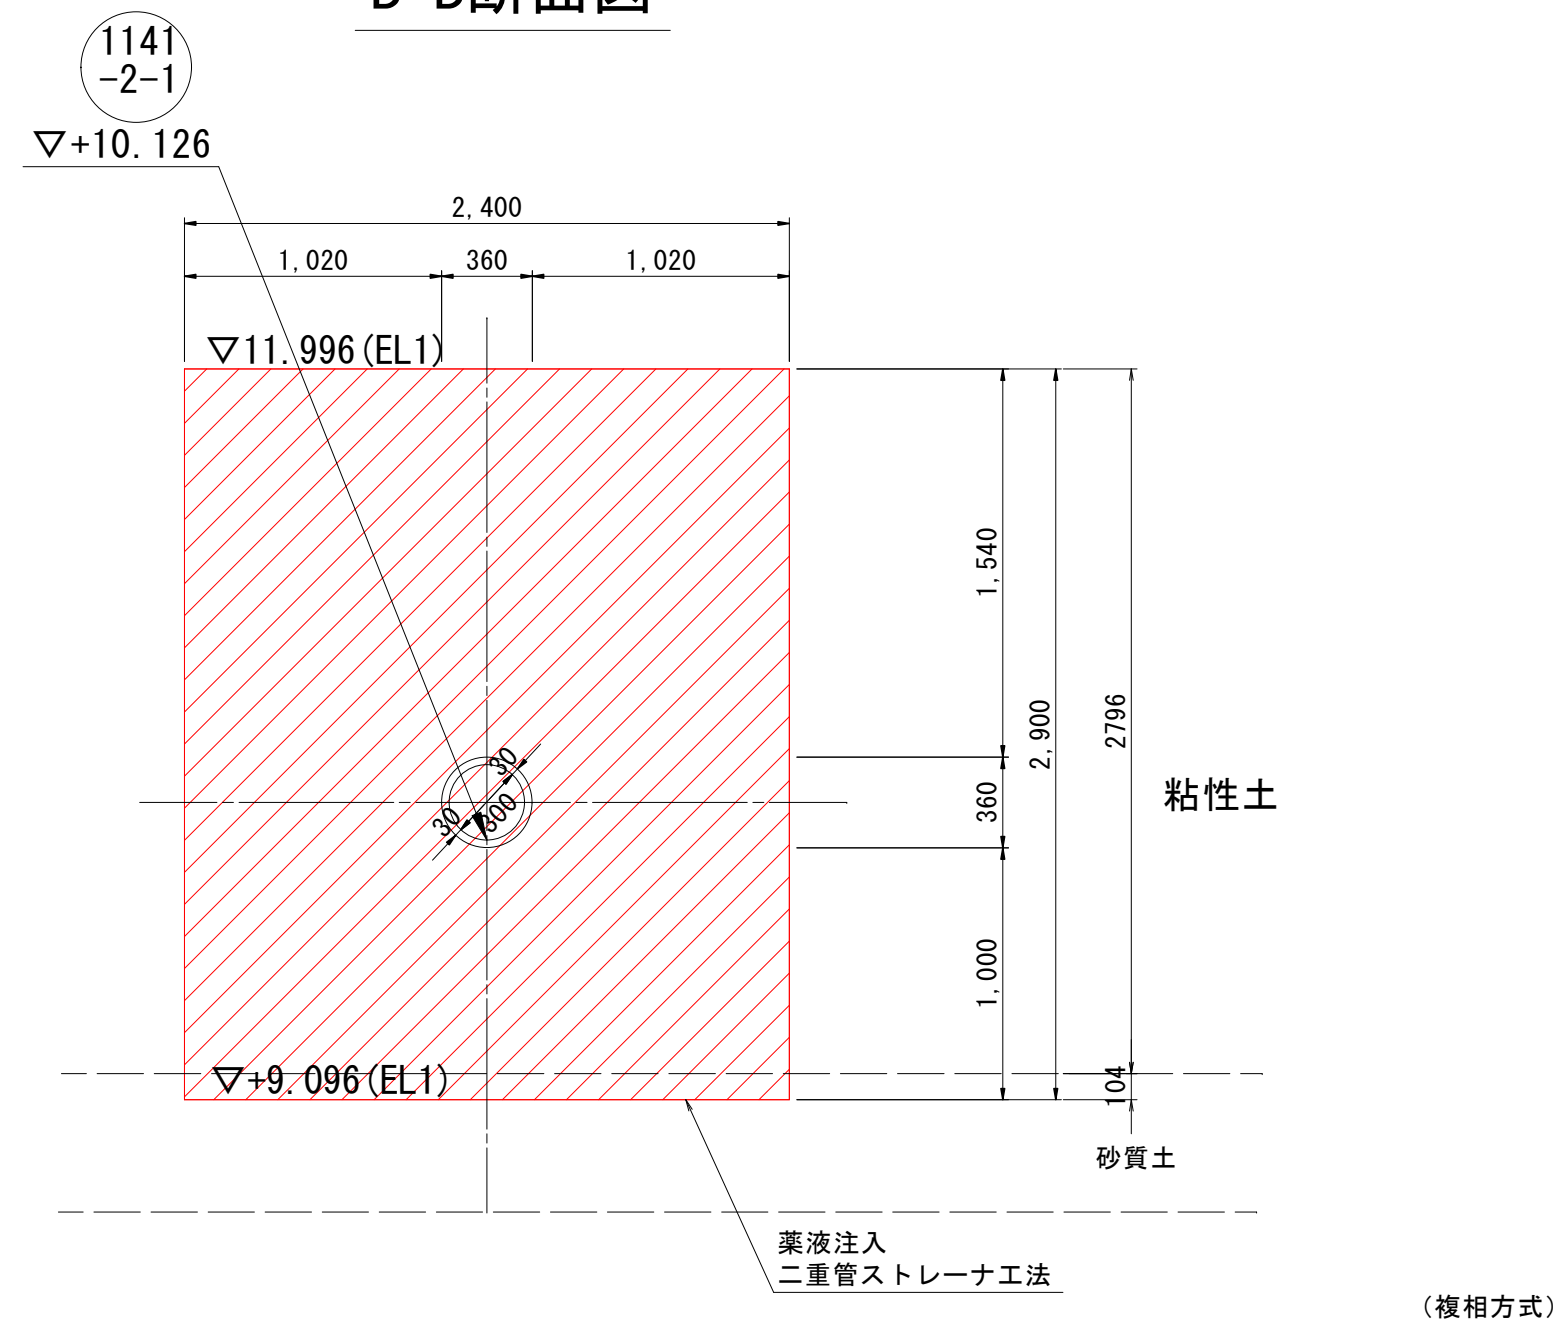

工事番号	公汚連 第7-1号	図面番号	5
工事名	津有南部汚水連携管渠工事		
施工地名	上越市 下新町他 地内		
図面名	M1141-2-1-2地盤改良図		
縮尺	S=1:30		
設計年度	令和 7 年	月	日

上越市ガス水道局