

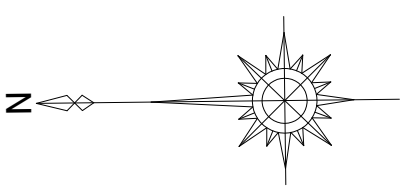
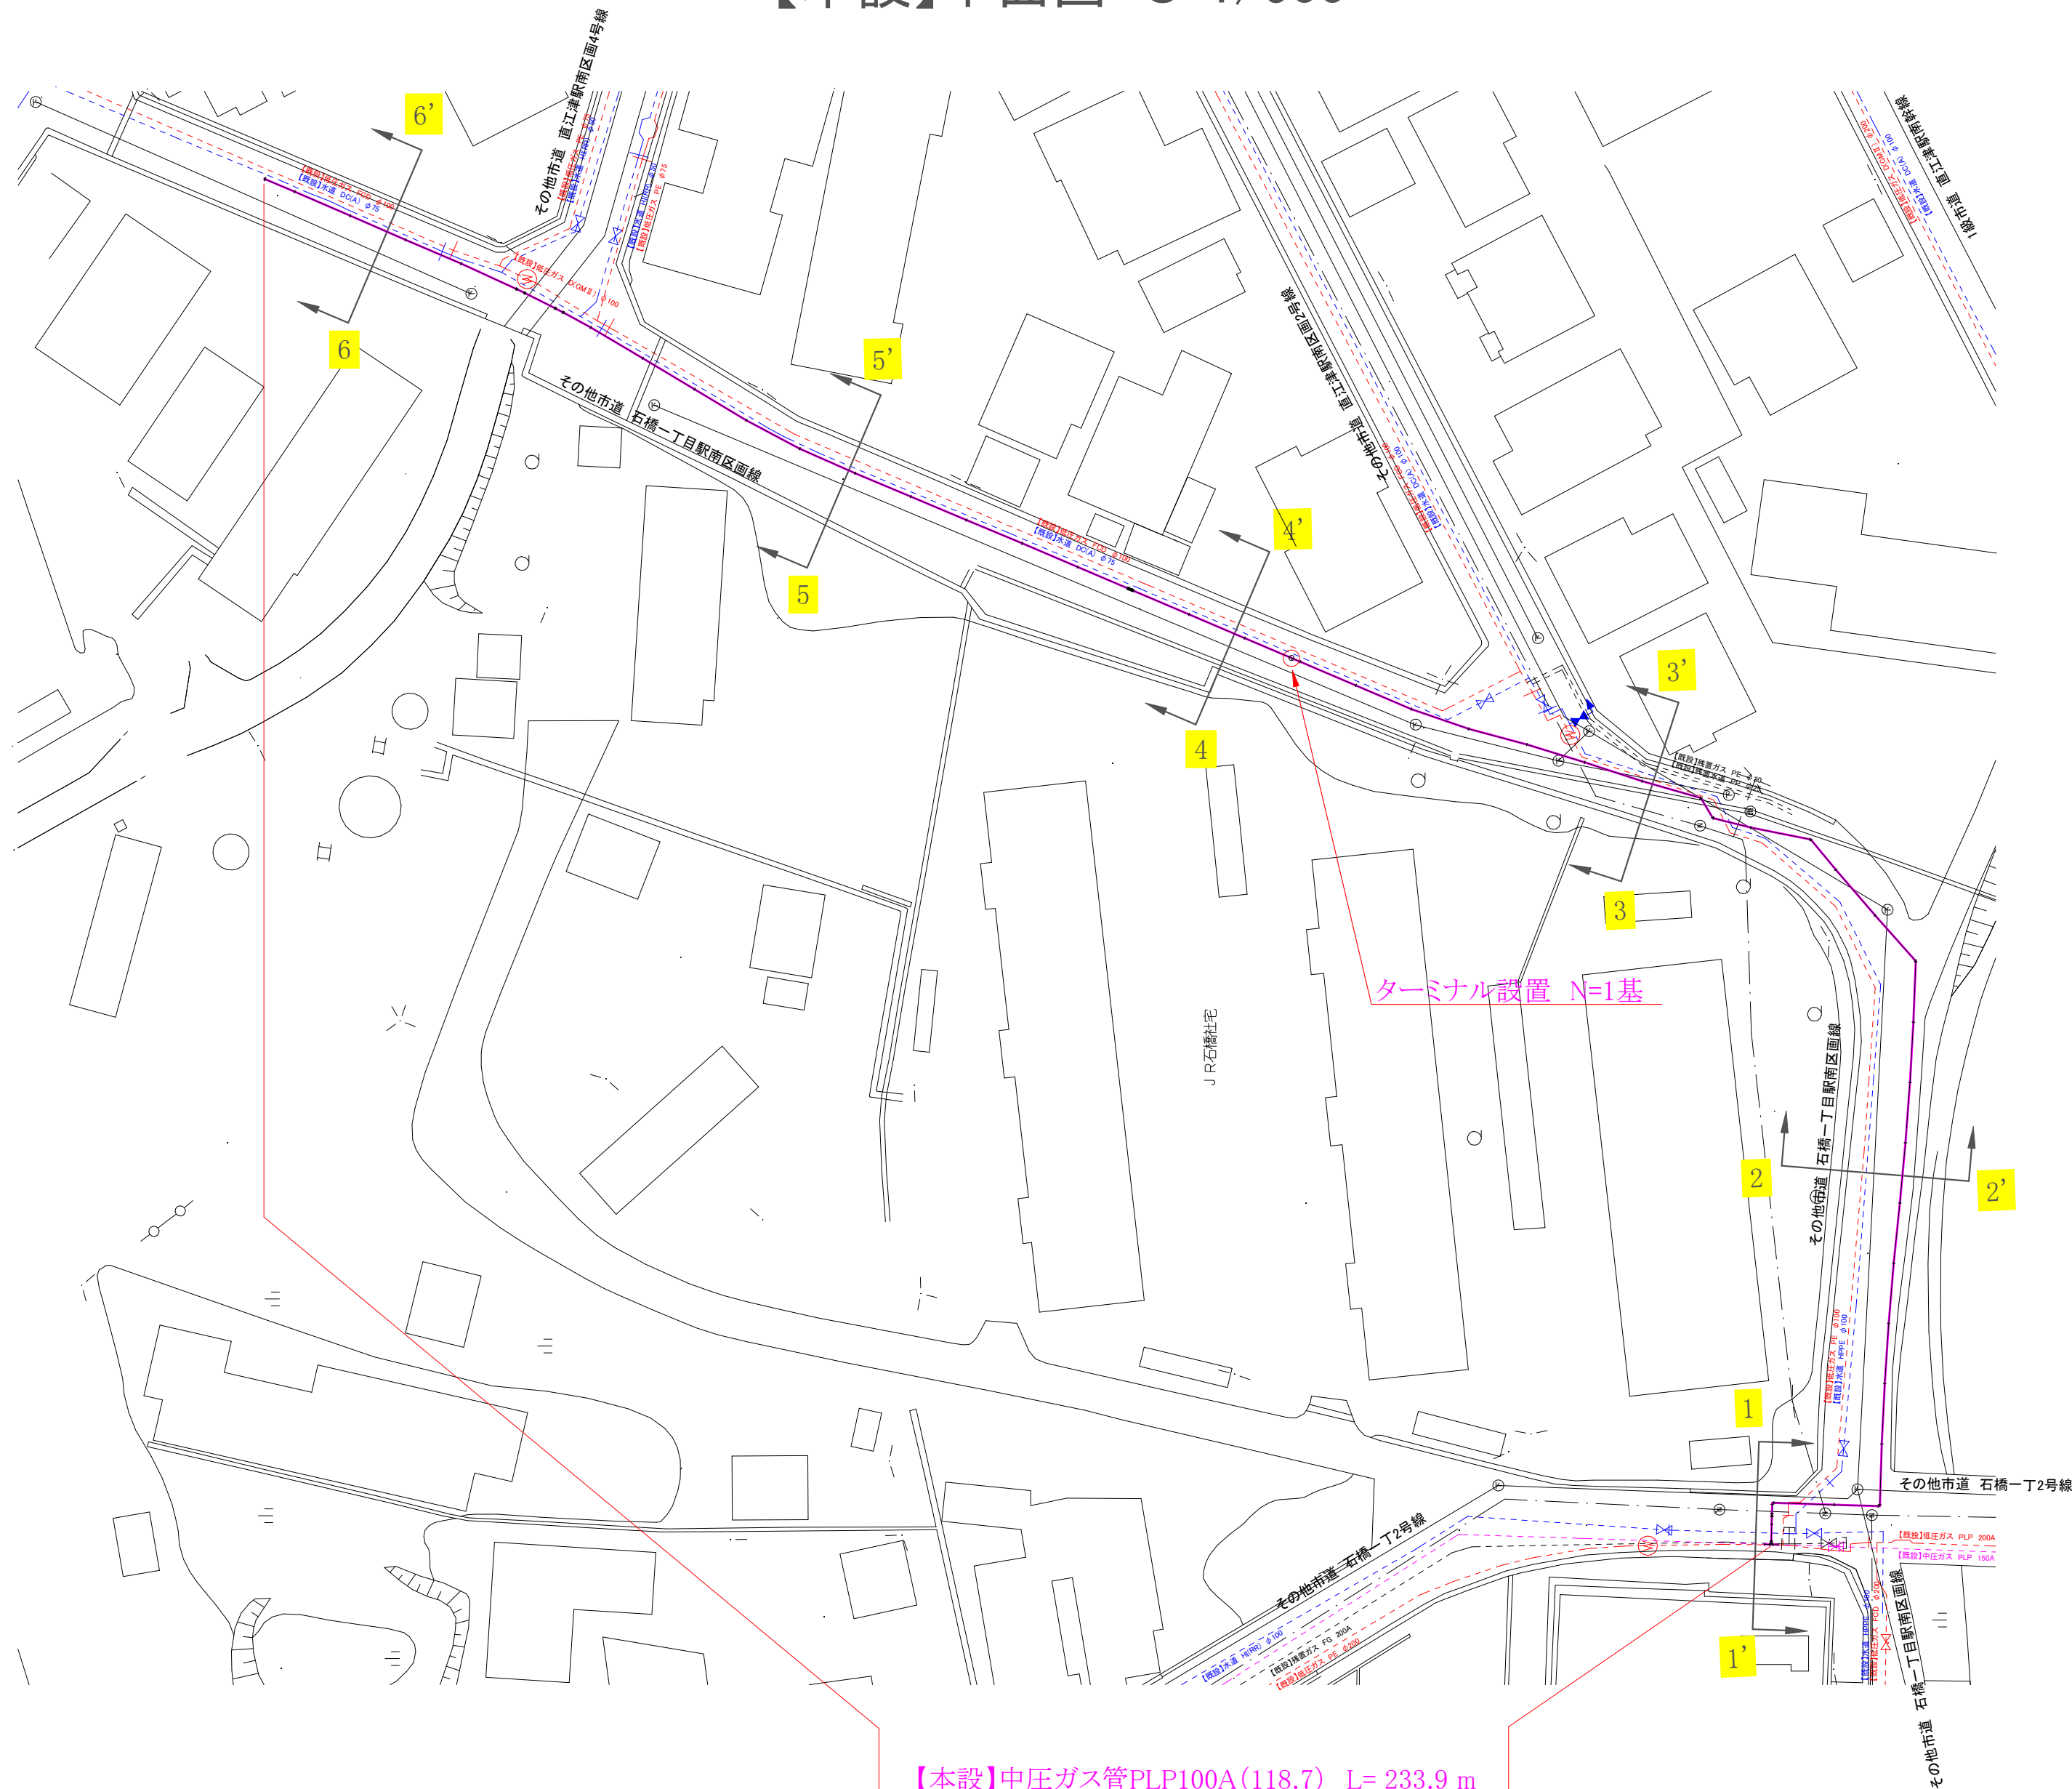
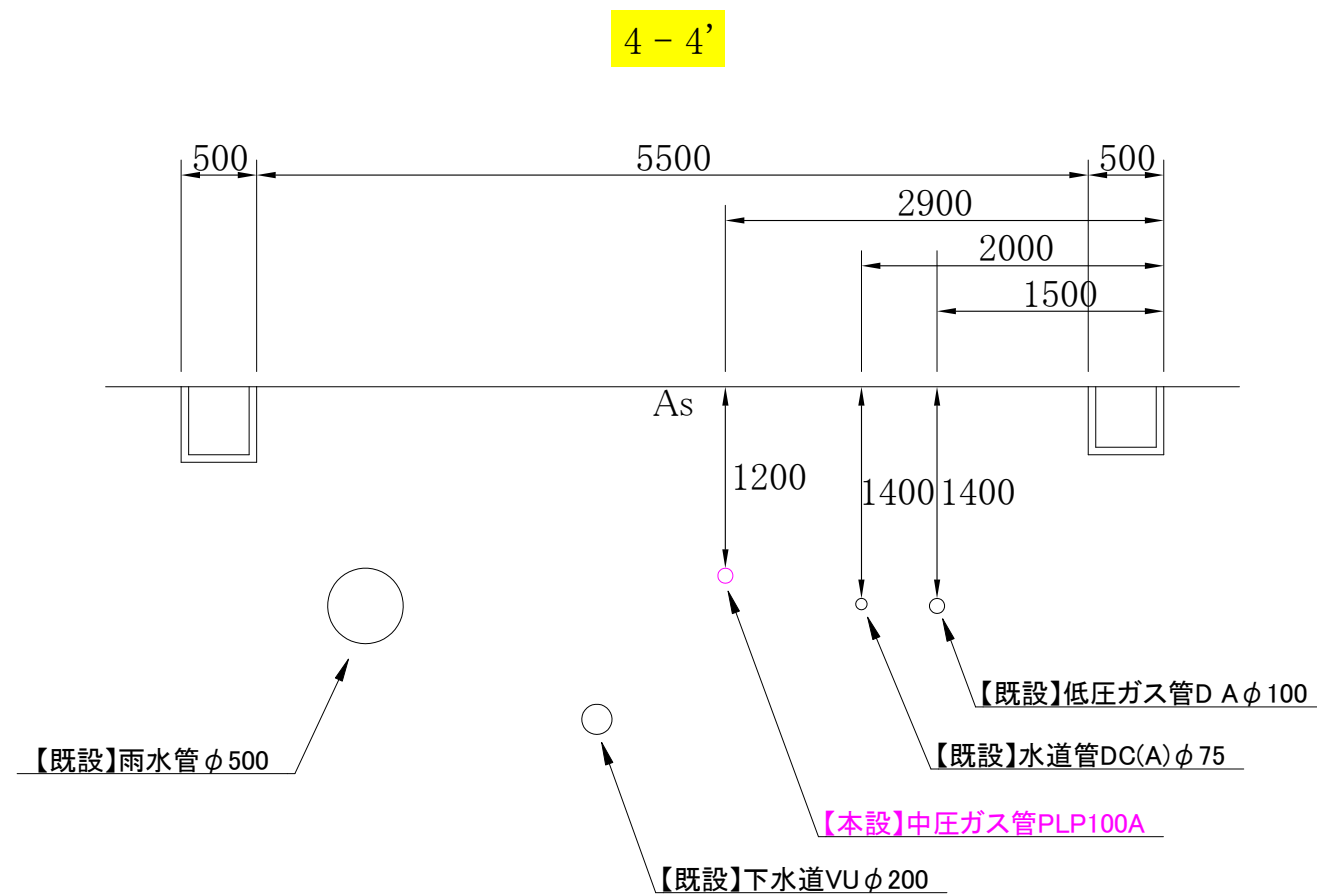
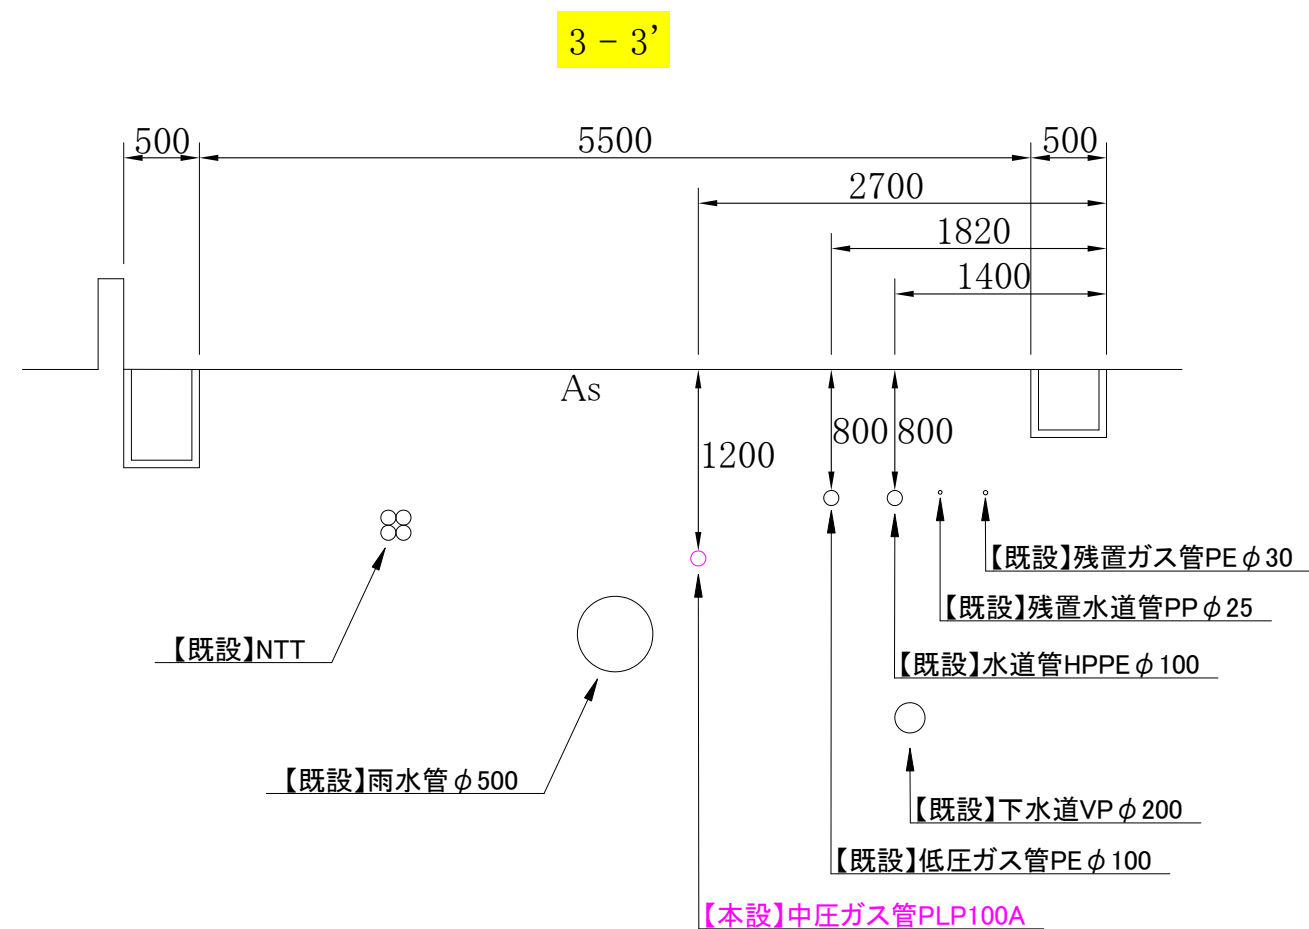


【本設】平面図 S=1/500

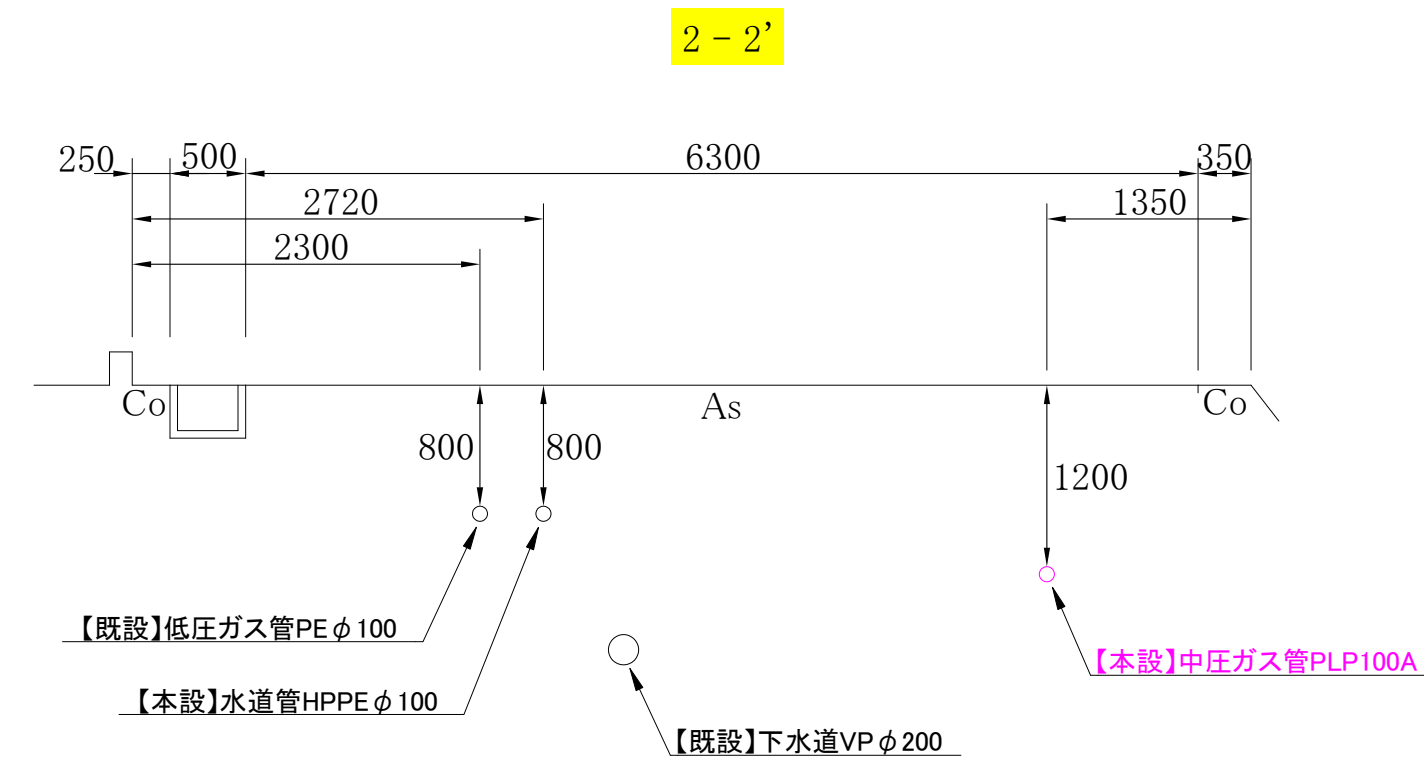



コメント					
路線・河川	その他市道石橋一丁目駅南区画線 他				
工事場所 及び 工事名	上越市 石橋1丁目他 地内				
	ガス管布設工事				
図面名	【本設】平面図				
縮尺	図示		図面番号		4-1
課長	副課長	係長	検査	設計	
上越市ガス水道局					

【本設】横断図 S=1/50①

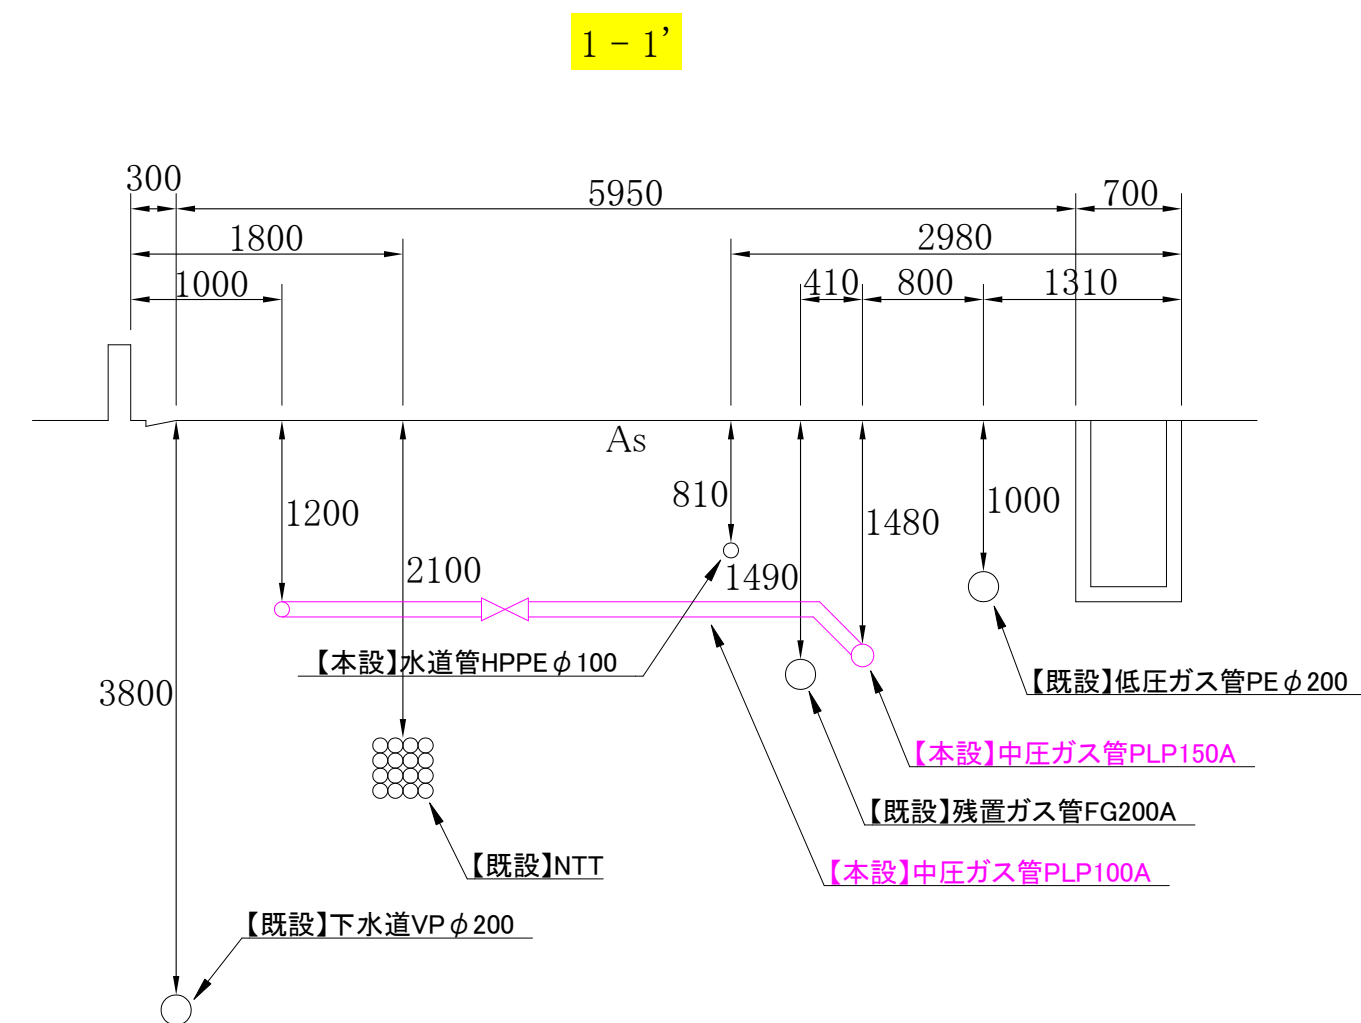


コメント					
路線・河川	その他市道石橋一丁目駅南区画線 他				
工事場所 及び 工 事 名	上越市 石橋1丁目他 地内				
	ガス管布設工事				
図 面 名	【本設】横断図①				
縮 尺	図示		図面番号		4-2
課 長	副課長	係 長	検 査	設 計	
上 越 市 ガ ス 水 道 局					

【本設】横断図 S=1/50②

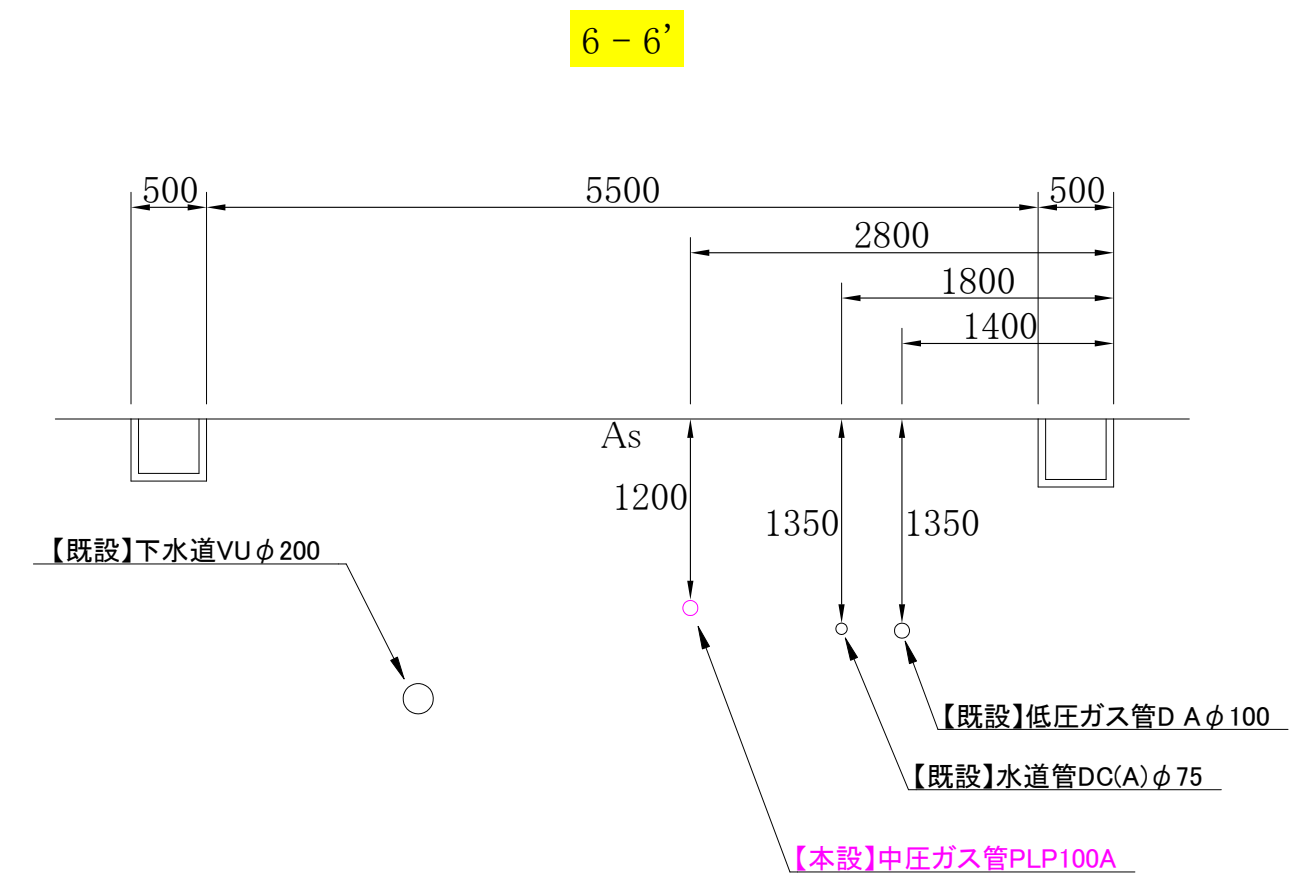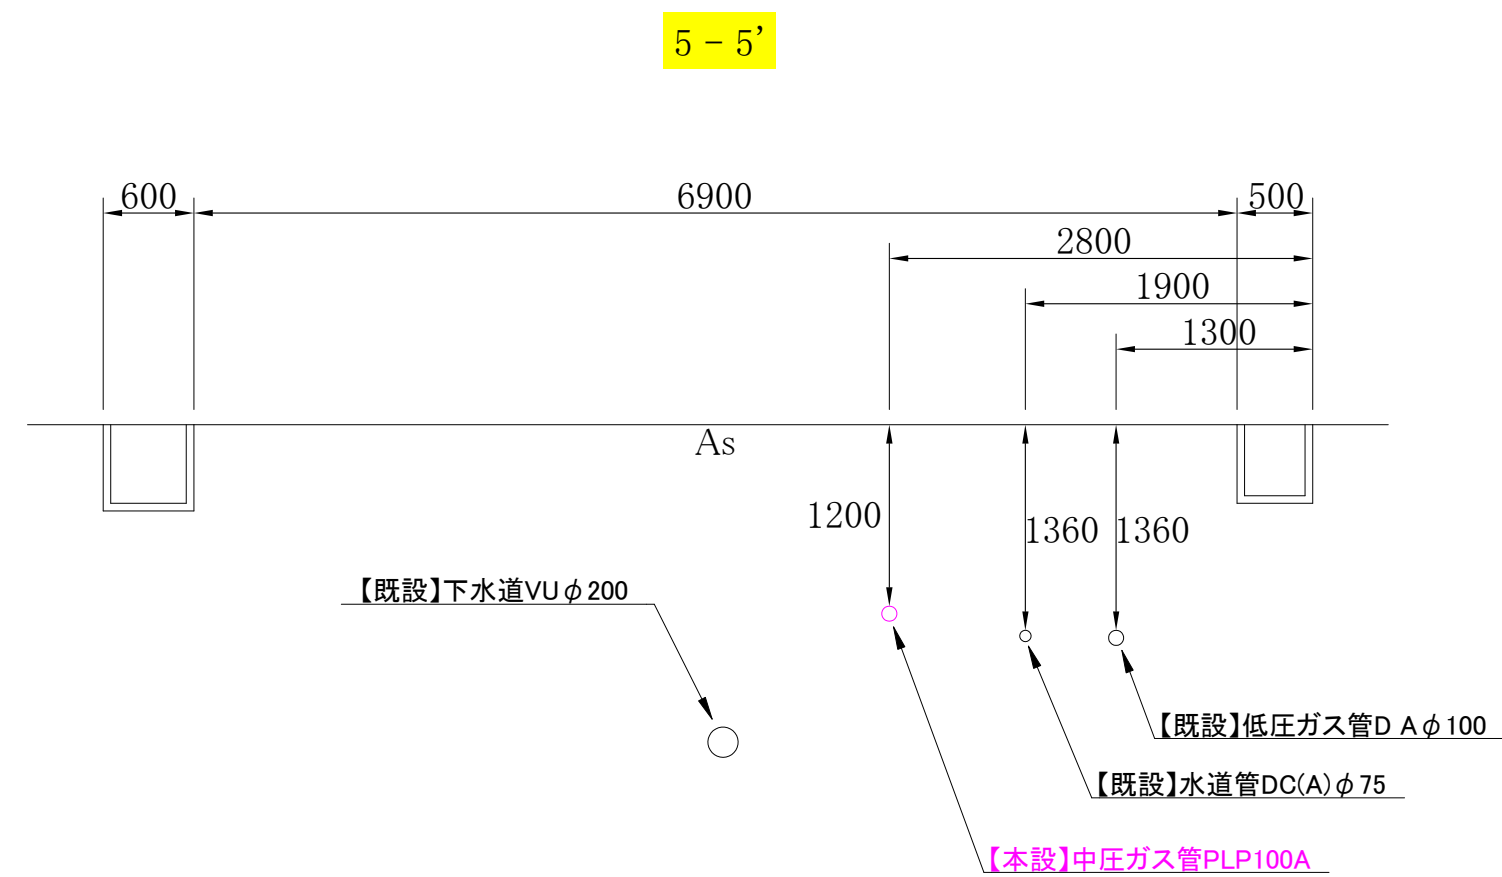

コメント					
路線・河川	その他市道石橋一丁目駅南区画線 他				
工事場所 及び 工 事 名	上越市 石橋1丁目 他 地内				
	ガス管布設工事				
図 面 名	【本設】横断図②				
縮 尺	図 示		図面番号		4-3
課 長	副課長	係	長	検 査	設 計
上 越 市 ガ ス 水 道 局					

【本設】配管詳細図 S=Free


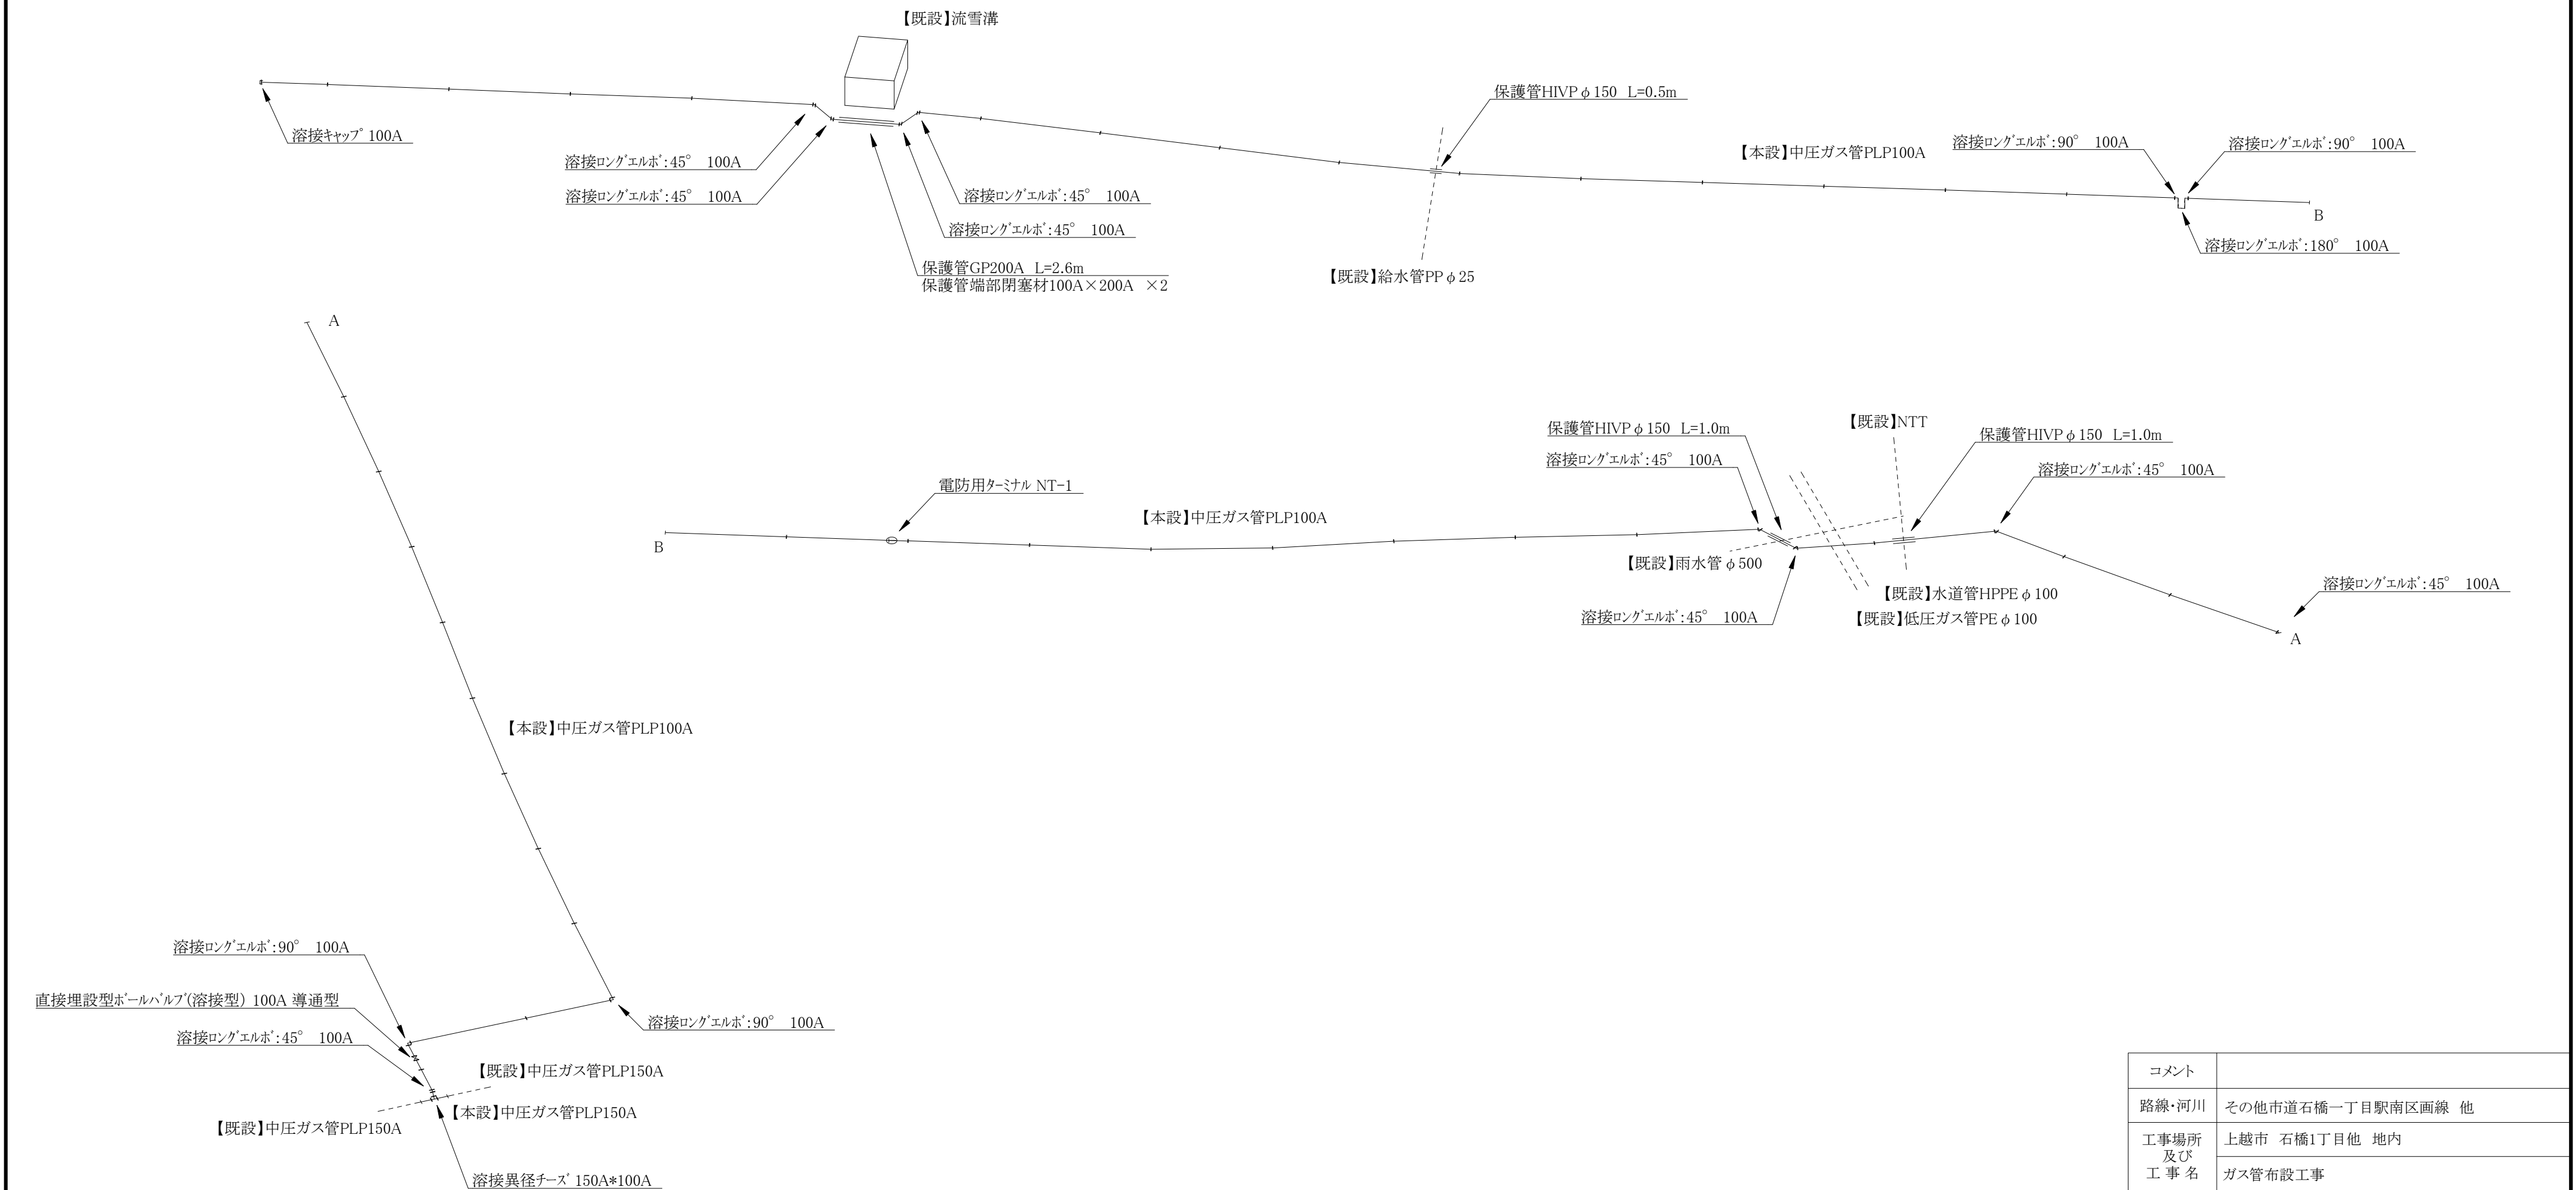


コメント					
路線・河川	その他市道石橋一丁目駅南区画線 他				
工事場所 及び 工 事 名	上越市 石橋1丁目他 地内				
	ガス管布設工事				
図 面 名	【本設】配管詳細図				
縮 尺	図示		図面番号		4-4
課 長	副課長	係 長	検 査	設 計	
上 越 市 ガ ス 水 道 局					

# 【撤去】平面図 S=Free



# 舗装本復旧平面図 S=Free

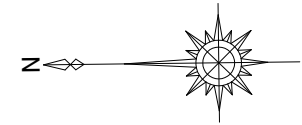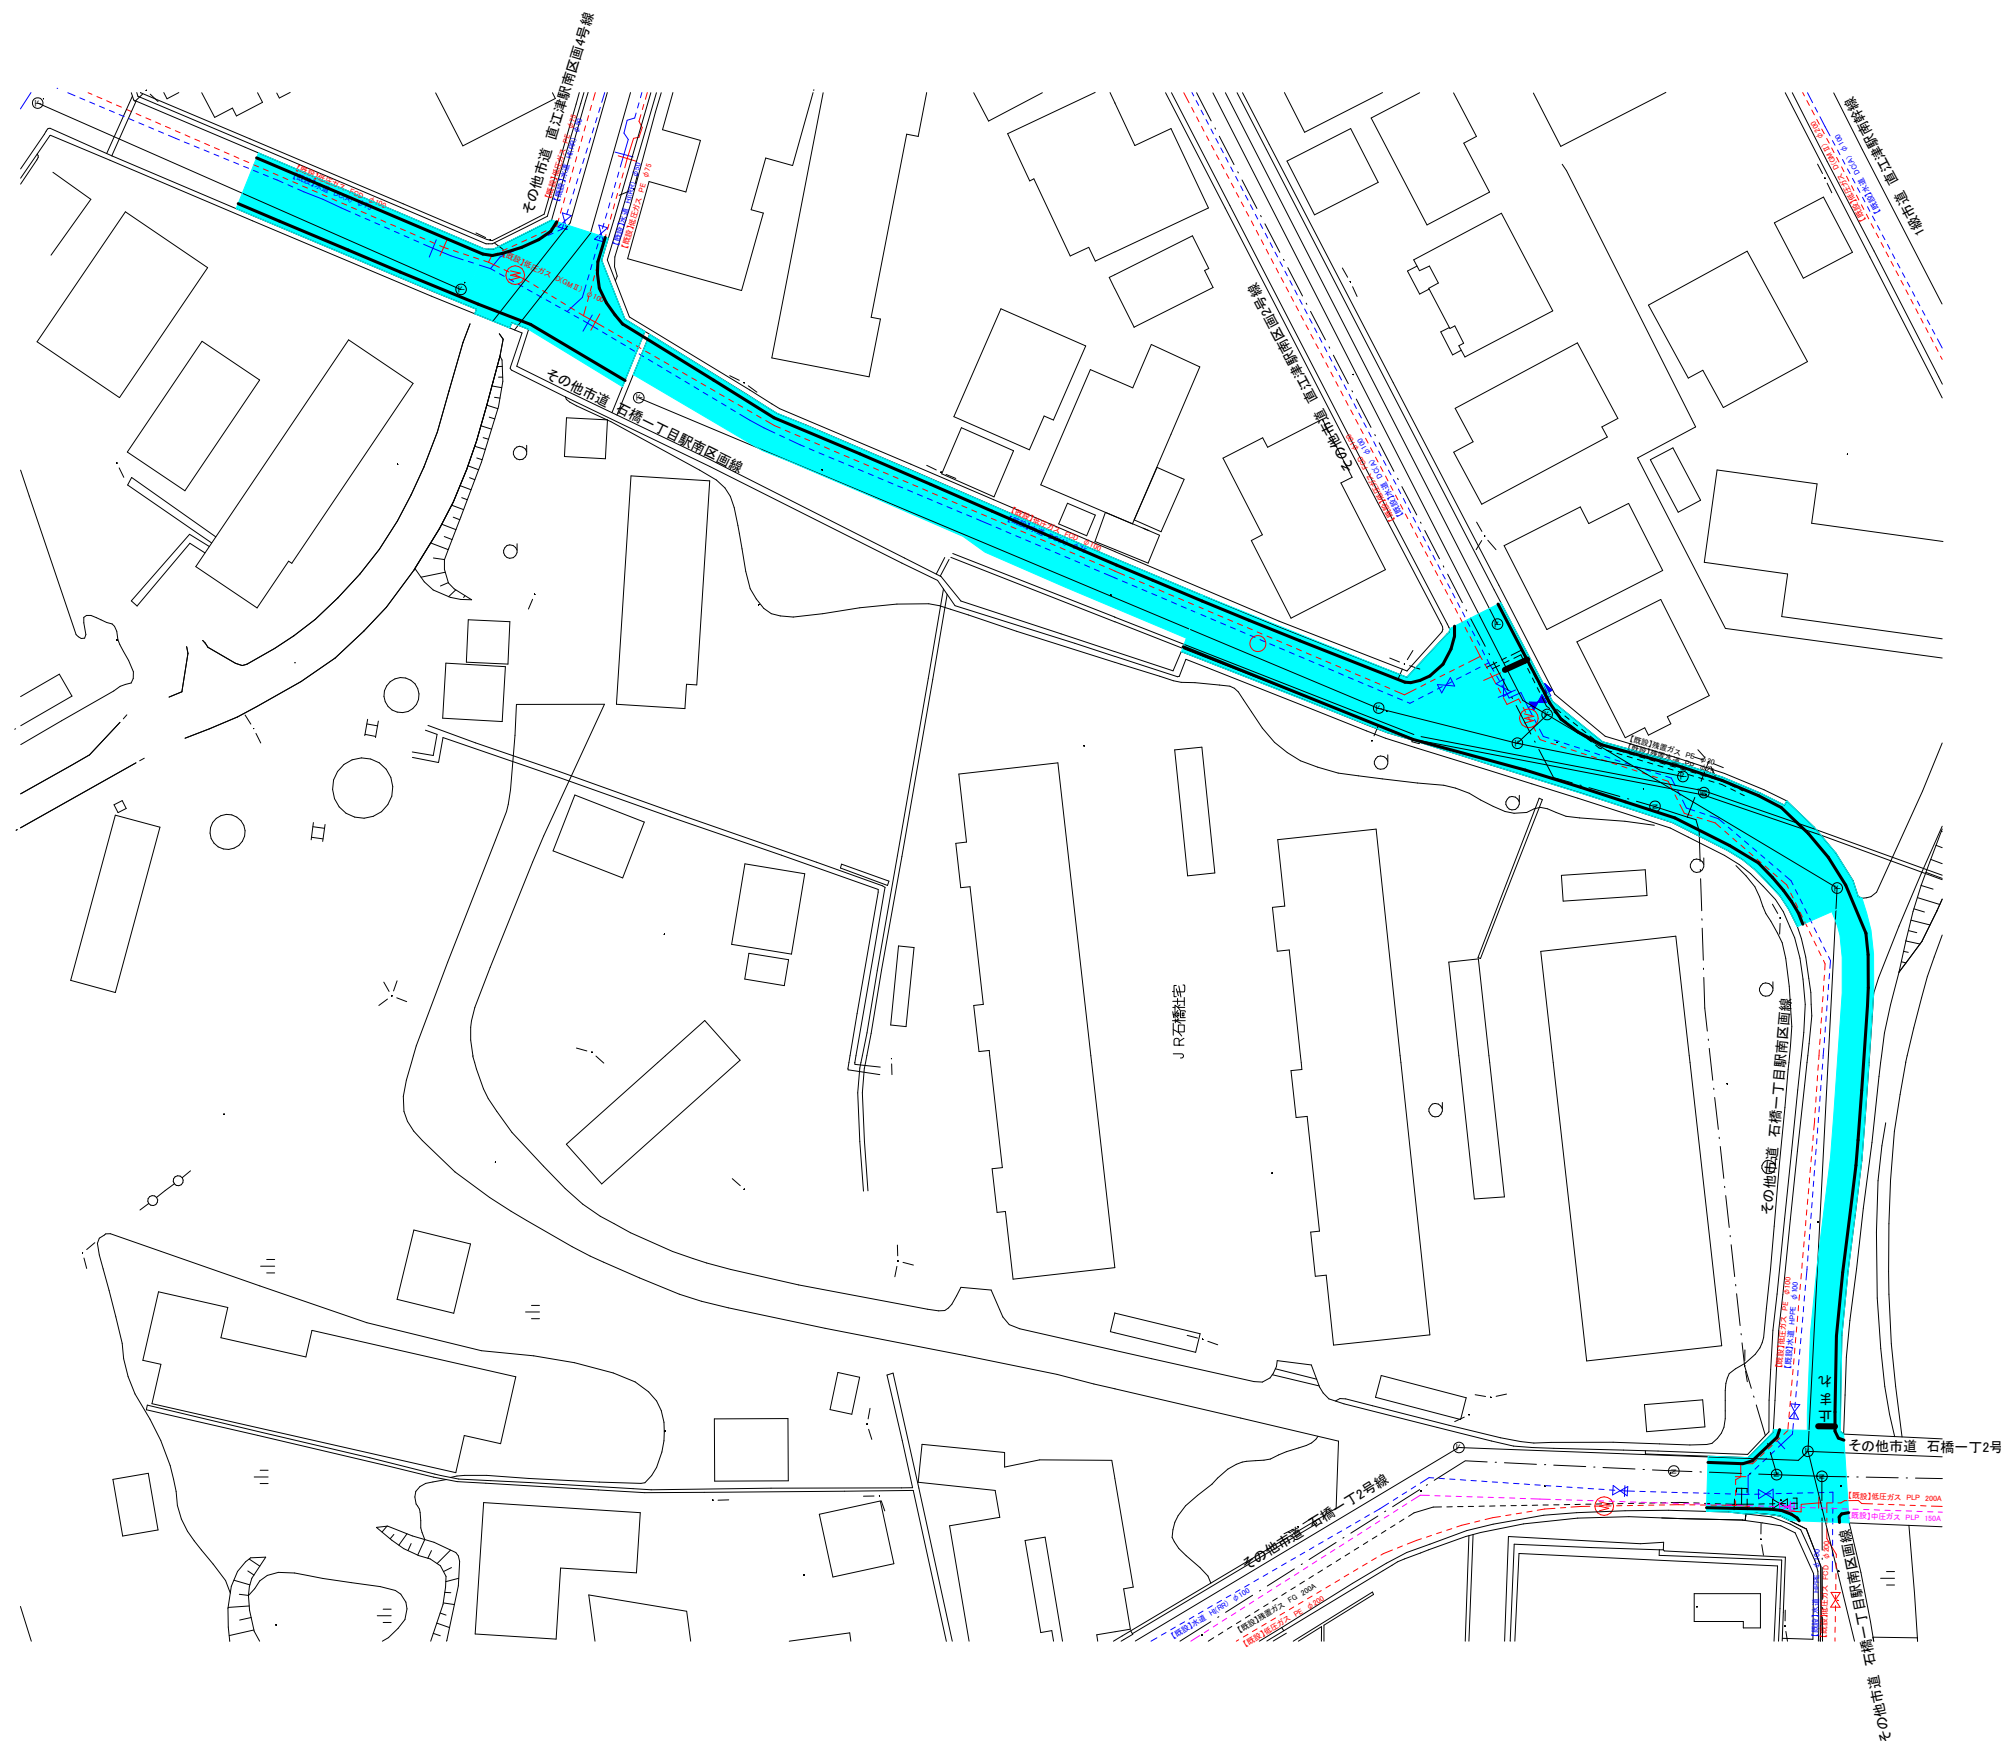

その他市道打換工範囲:1300㎡

区画線設置(実線 15cm):350m

区画線設置(ゼブラ 30cm):4m

区画線設置(文字・記号):19m

舗装版切断:160m