
 
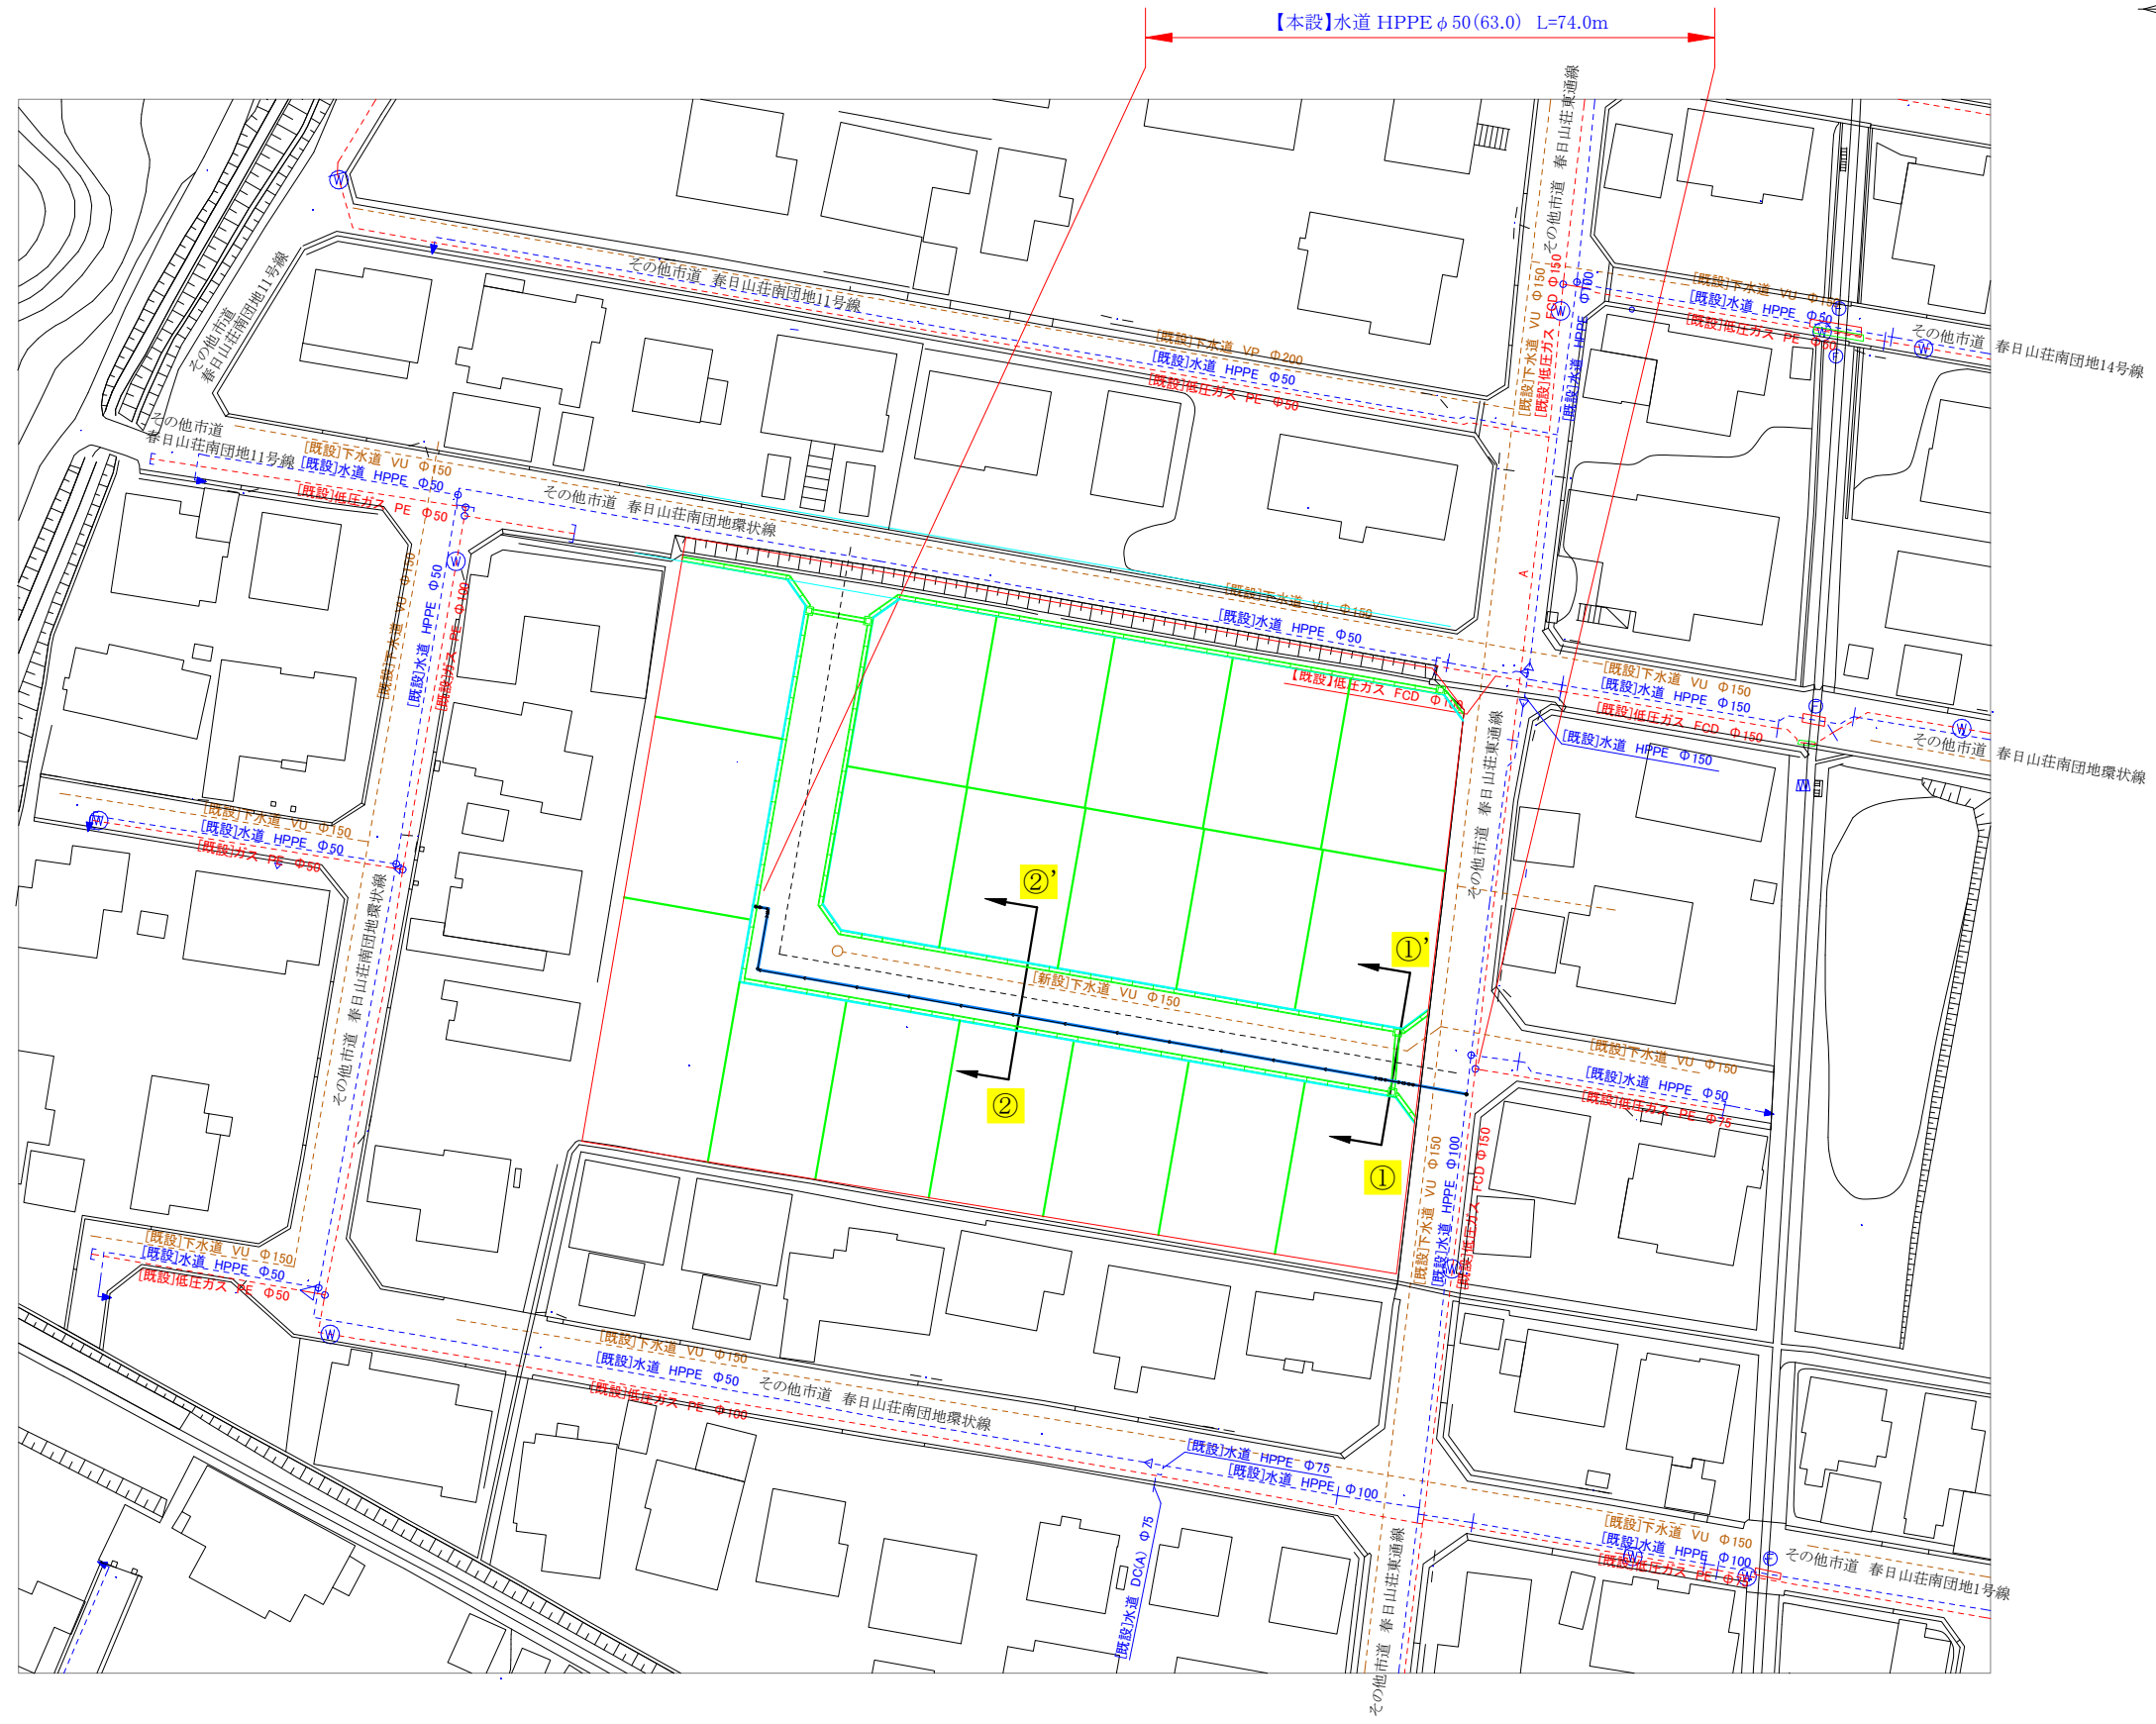



平面図 S=1:500

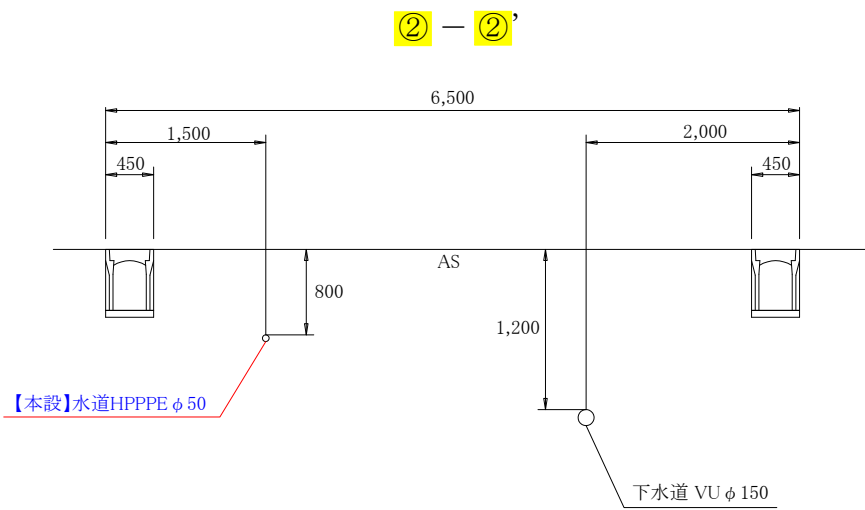


コメント						
路線・河川	市道 春日山荘東通線					
工事場所 及び 工 事 名	上越市 春日山町1丁目 地内					
	水道管布設工事					
図 面 名	平面図					
縮 尺	図示		図面番号		3-1	
課 長	副課長	係 長	検 査	設 計		
上 越 市 ガ ス 水 道 局						

横断図 S=1:50

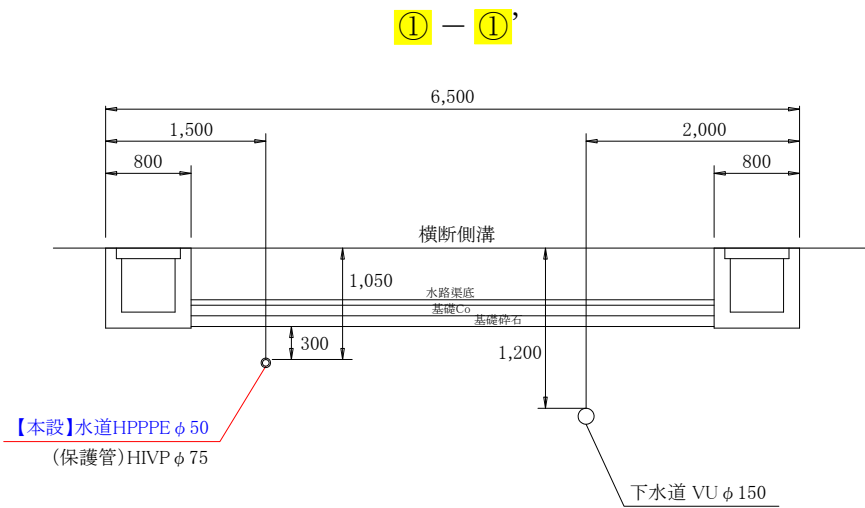

コメント					
路線・河川	市道 春日山荘東通線				
工事場所 及び 工 事 名	上越市 春日山町1丁目 地内				
	水道管布設工事				
図 面 名	横断図				
縮 尺	図示		図面番号		3-2
課 長	副課長	係 長	検 査	設 計	
上 越 市 ガ ス 水 道 局					

水道配管詳細図 S=FREE

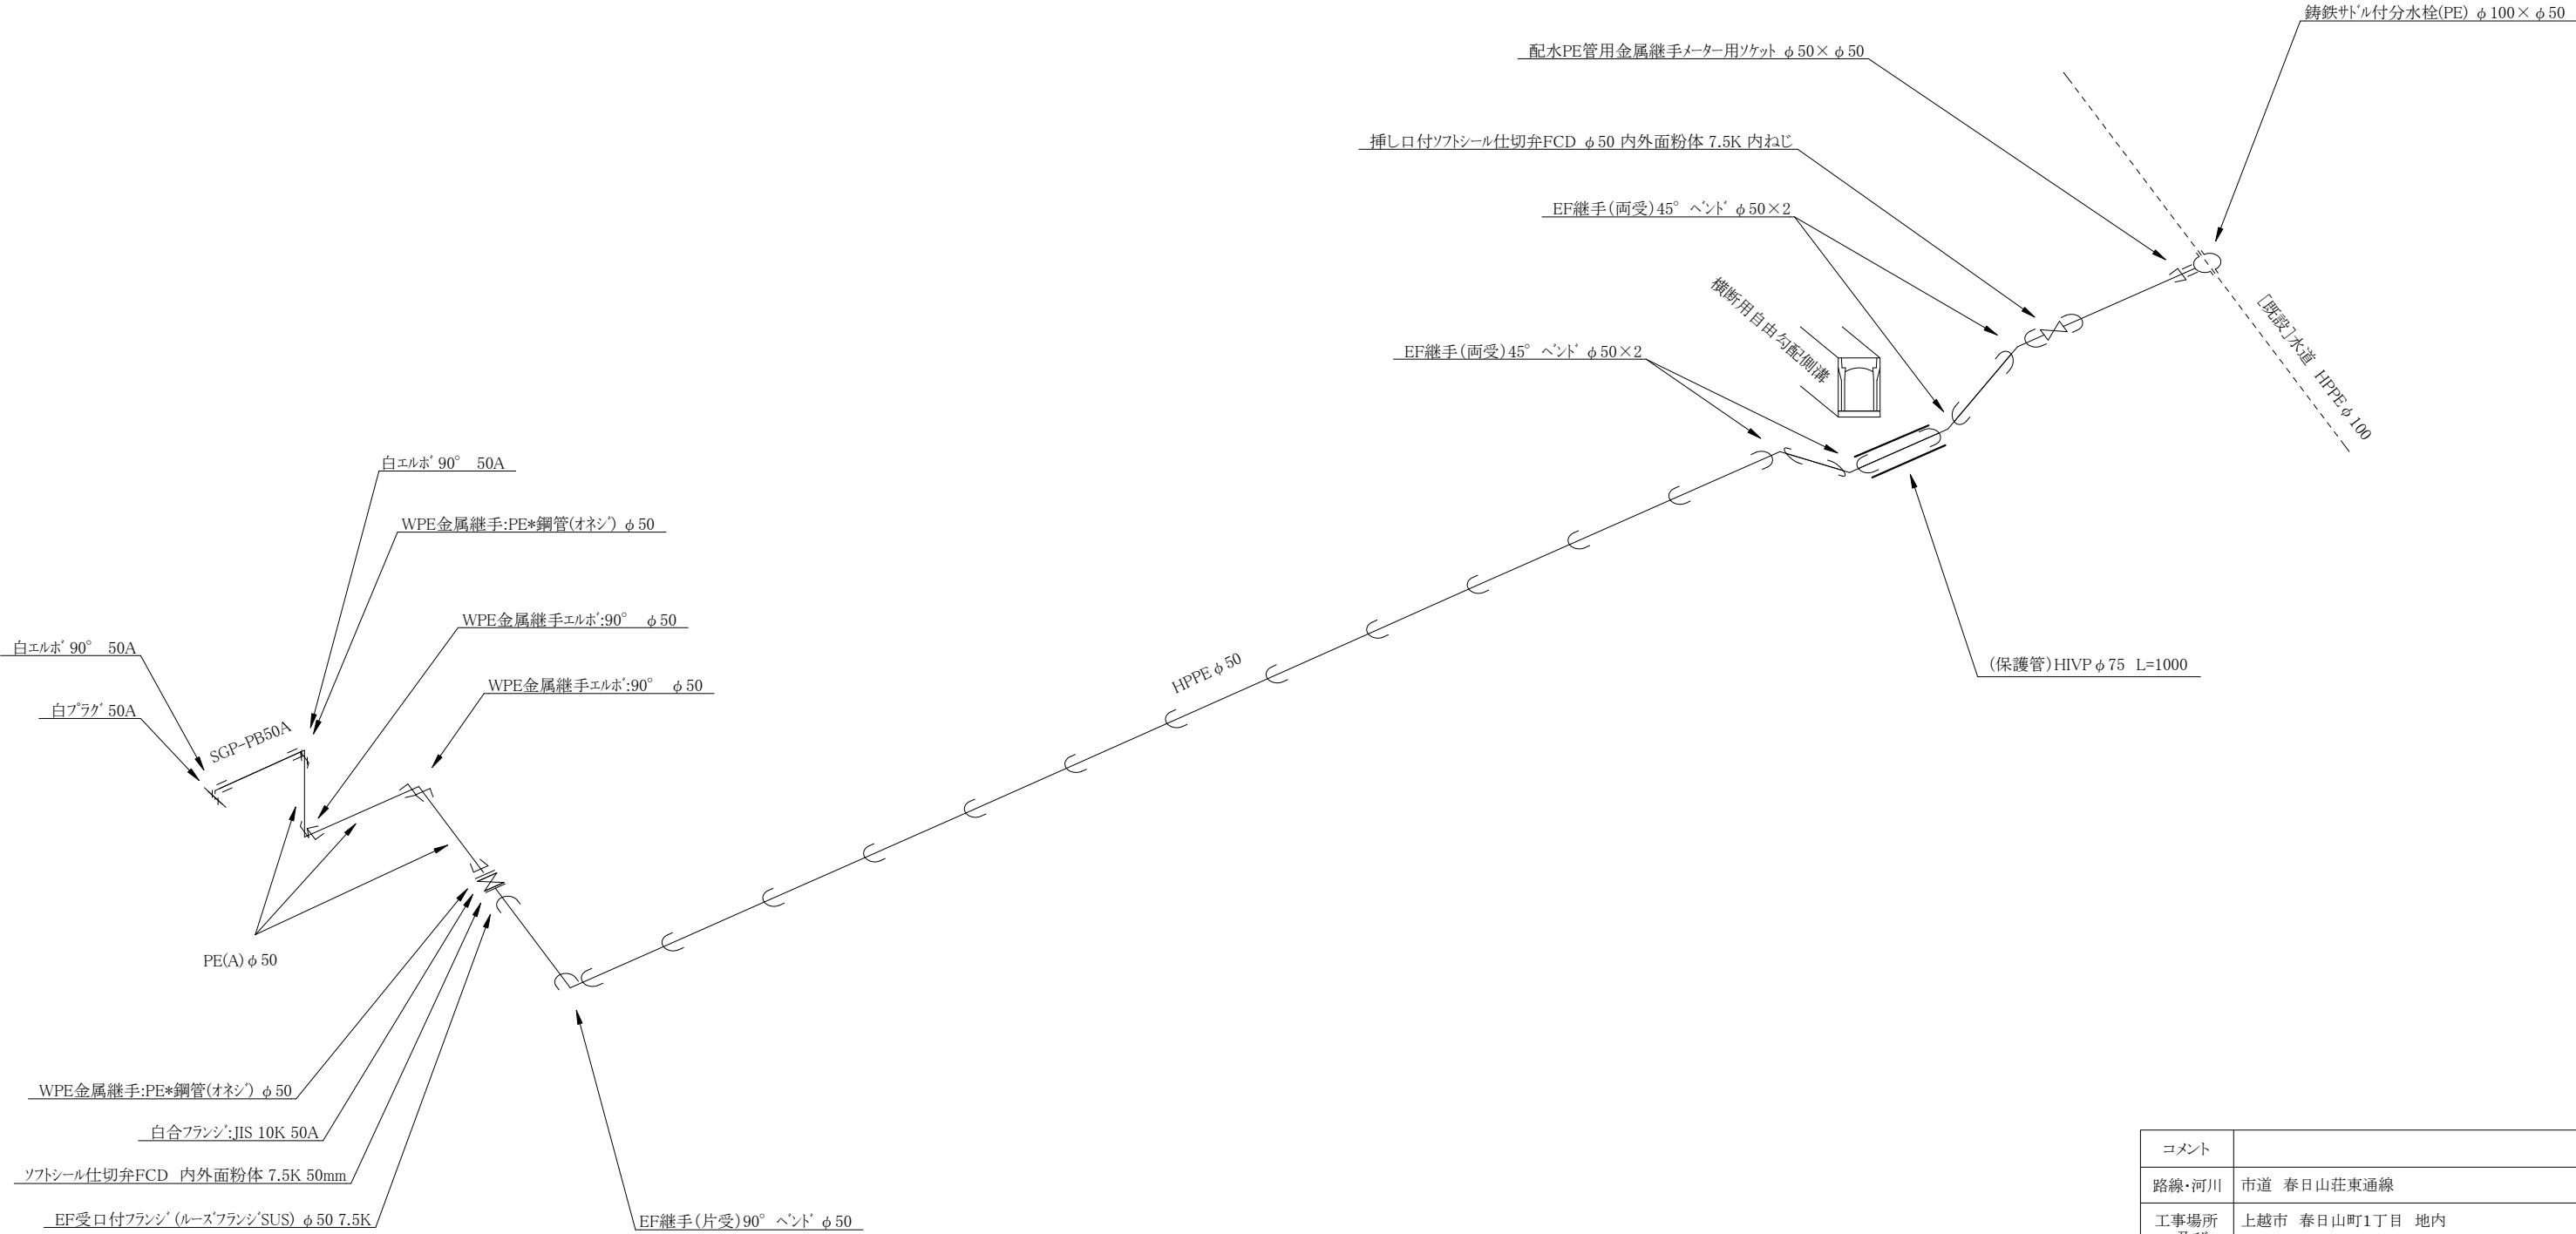

コメント					
路線・河川	市道 春日山荘東通線				
工事場所 及び 工事名	上越市 春日山町1丁目 地内				
	水道管布設工事				
図面名	水道配管詳細図				
縮尺	図示		図面番号		3-3
課長	副課長	係長	検査	設計	
上越市ガス水道局					