



【仮設】平面図1 S=1/500


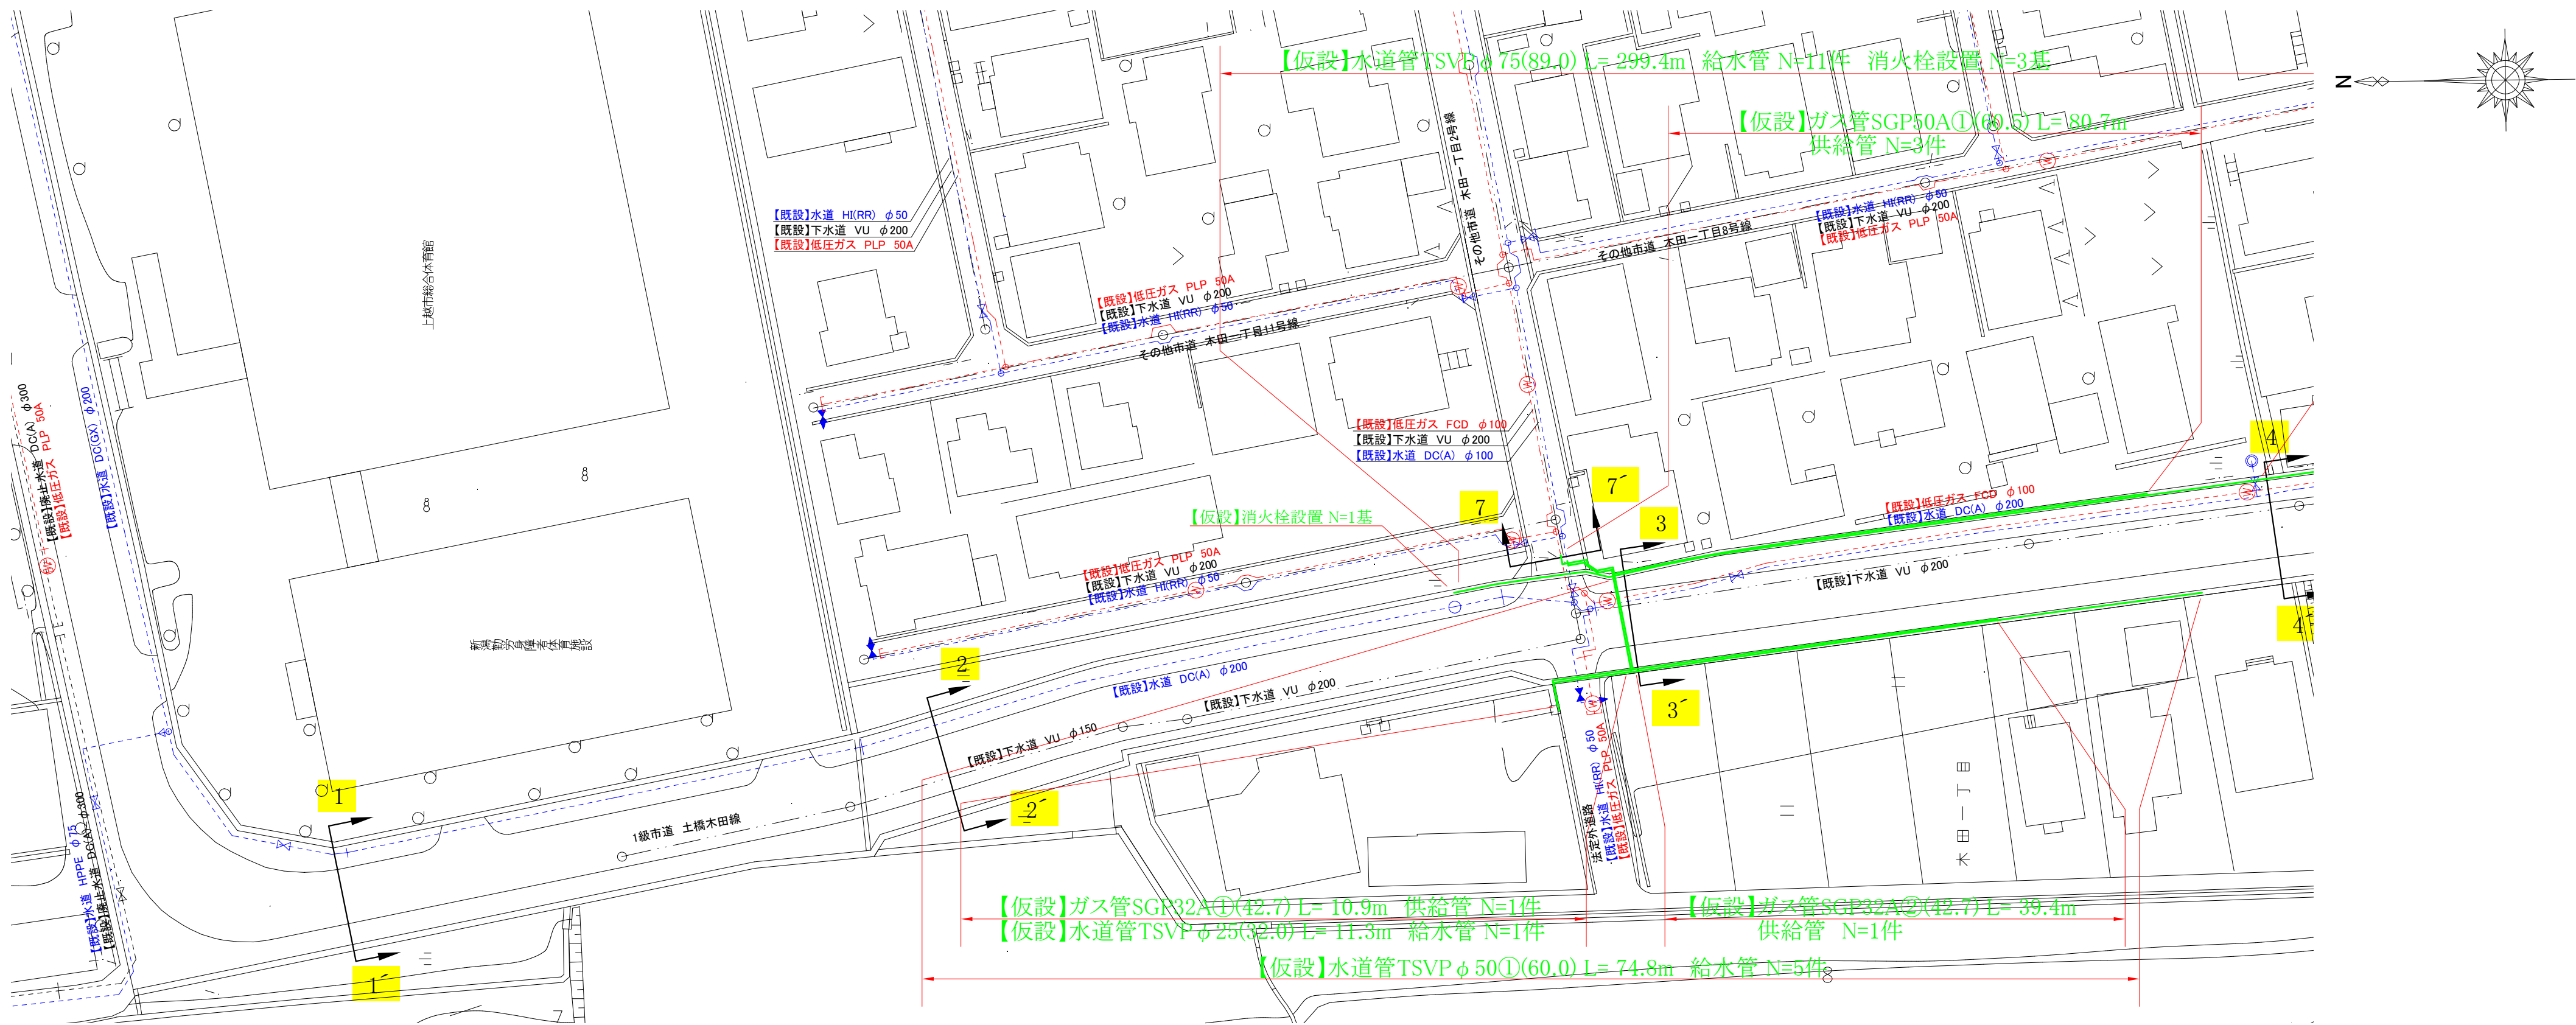


全体図 S=FREE

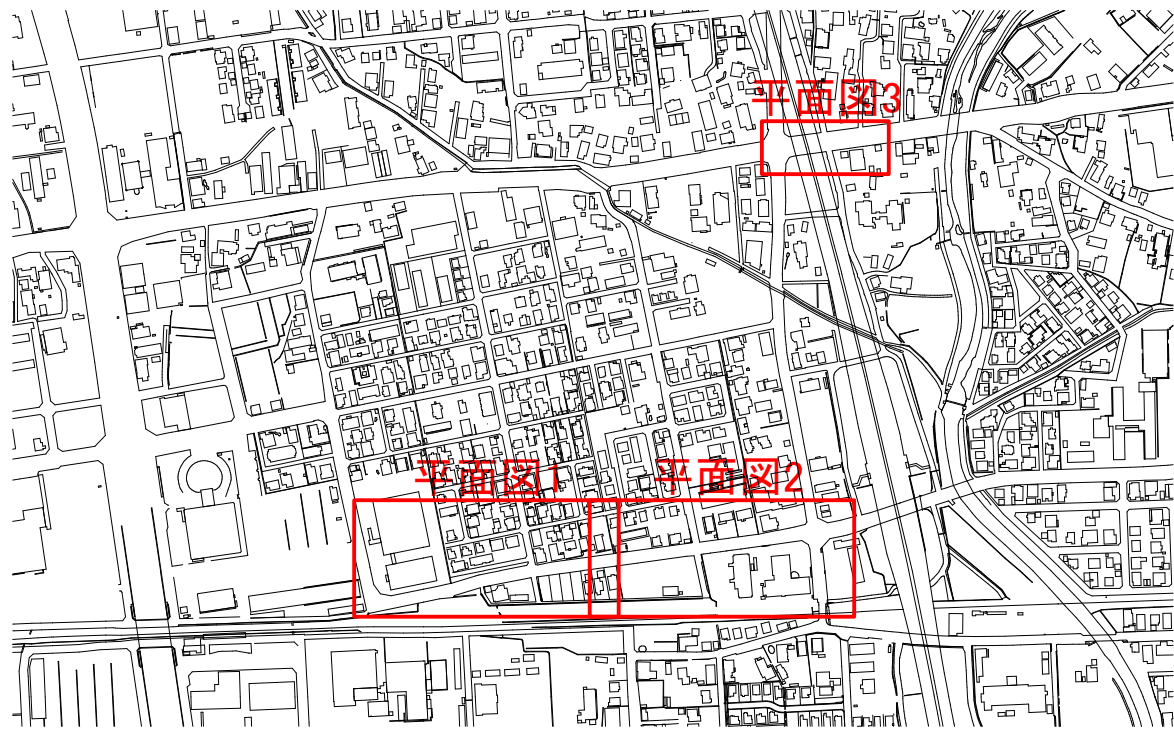


コメント					
路線・河川	1級市道土橋木田線 他				
工事場所 及び 工 事 名	上越市 木田1丁目 地内				
	ガス水道管入替工事				
図 面 名	【仮設】平面図1				
縮 尺	図示		図面番号		10-1
課 長	副課長	係 長	検 査	設 計	
上 越 市 ガ ス 水 道 局					

【仮設】平面図2 S=1/500

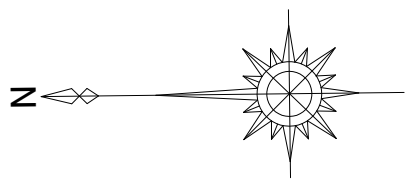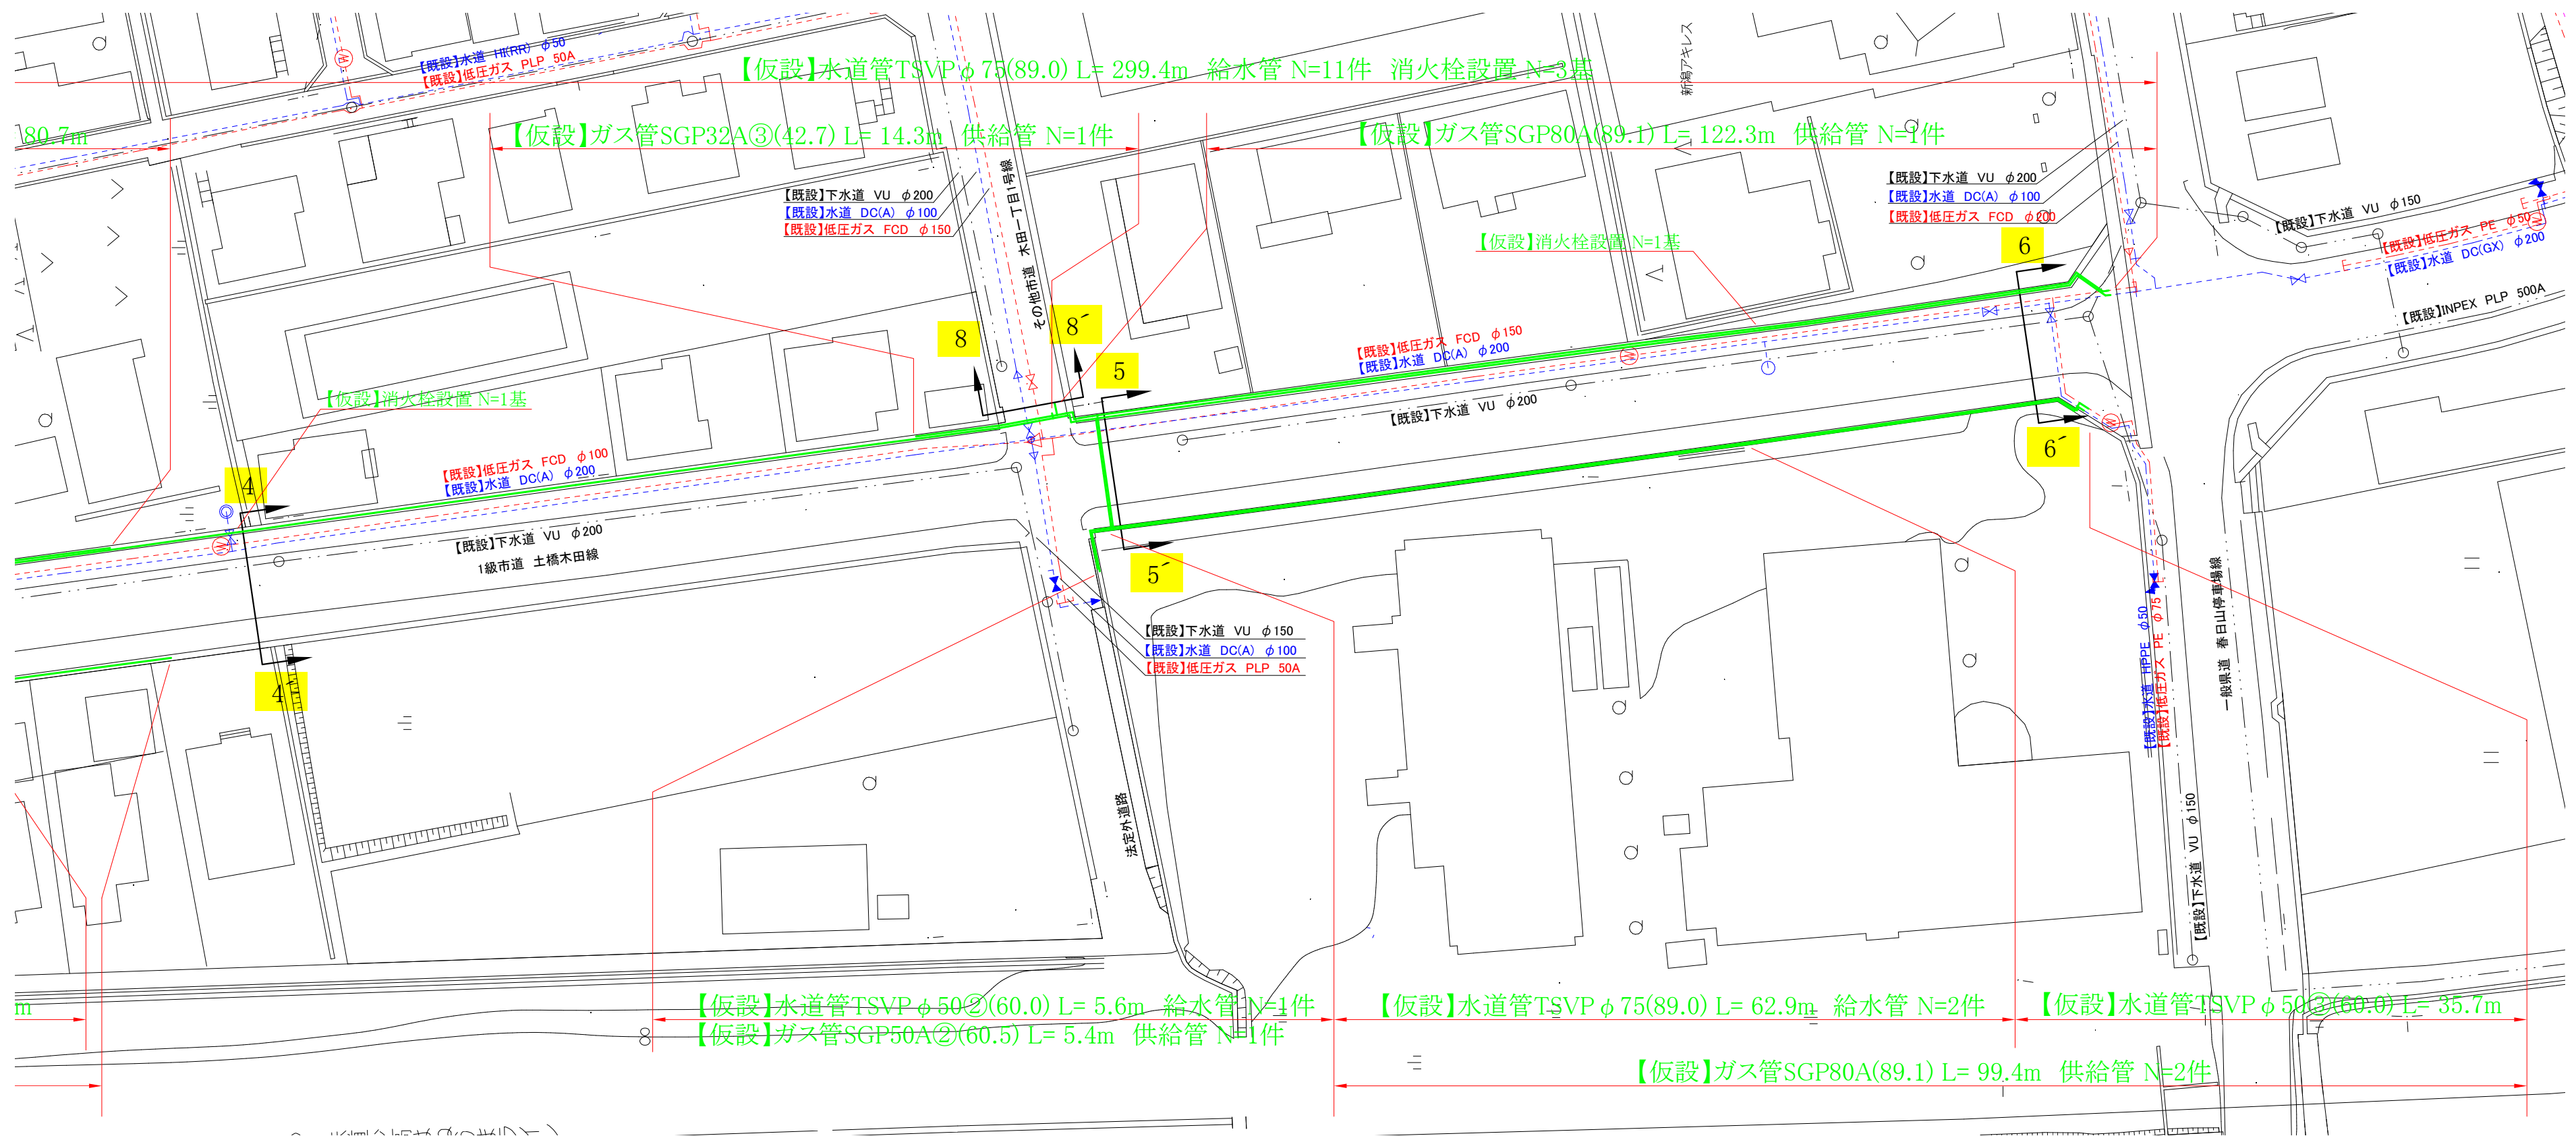


全体図 S=FREE

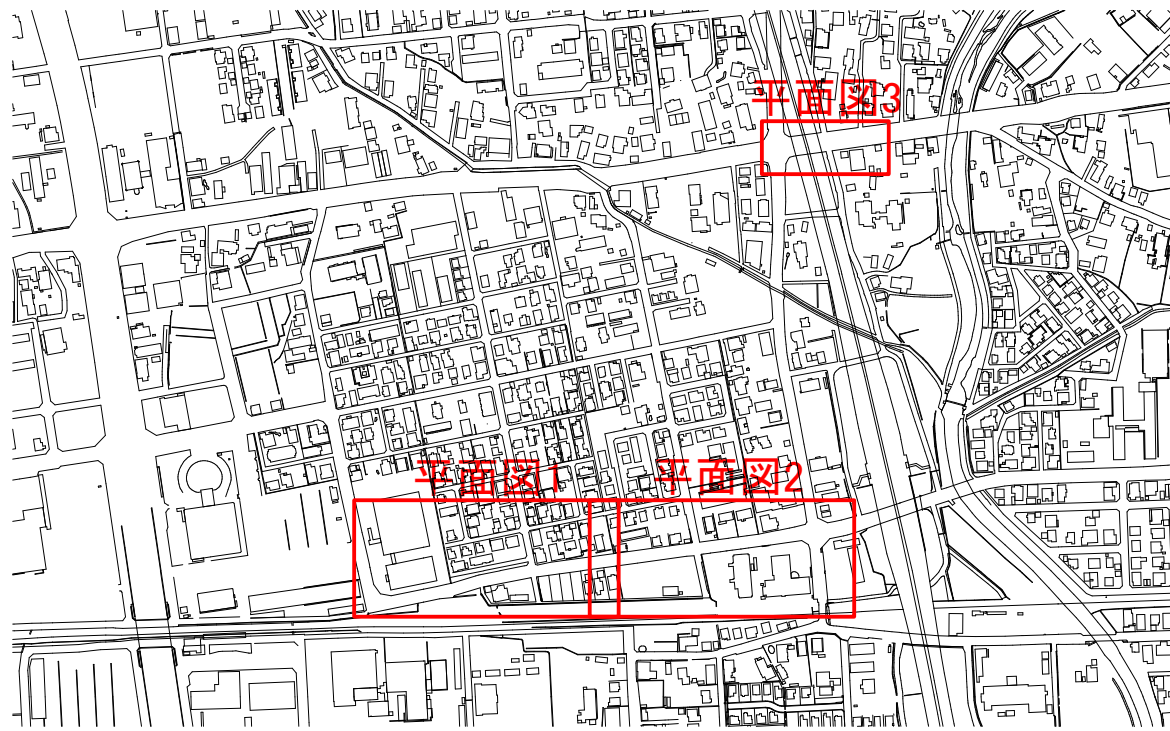

コメント					
路線・河川	1級市道土橋木田線 他				
工事場所 及び 工 事 名	上越市 木田1丁目 地内				
	ガス水道管入替工事				
図 面 名	【仮設】平面図2				
縮 尺	図 示		図面番号		10-2
課 長	副課長	係 長	検 査	設 計	
上 越 市 ガ ス 水 道 局					

【本設】平面図1 S=1/500

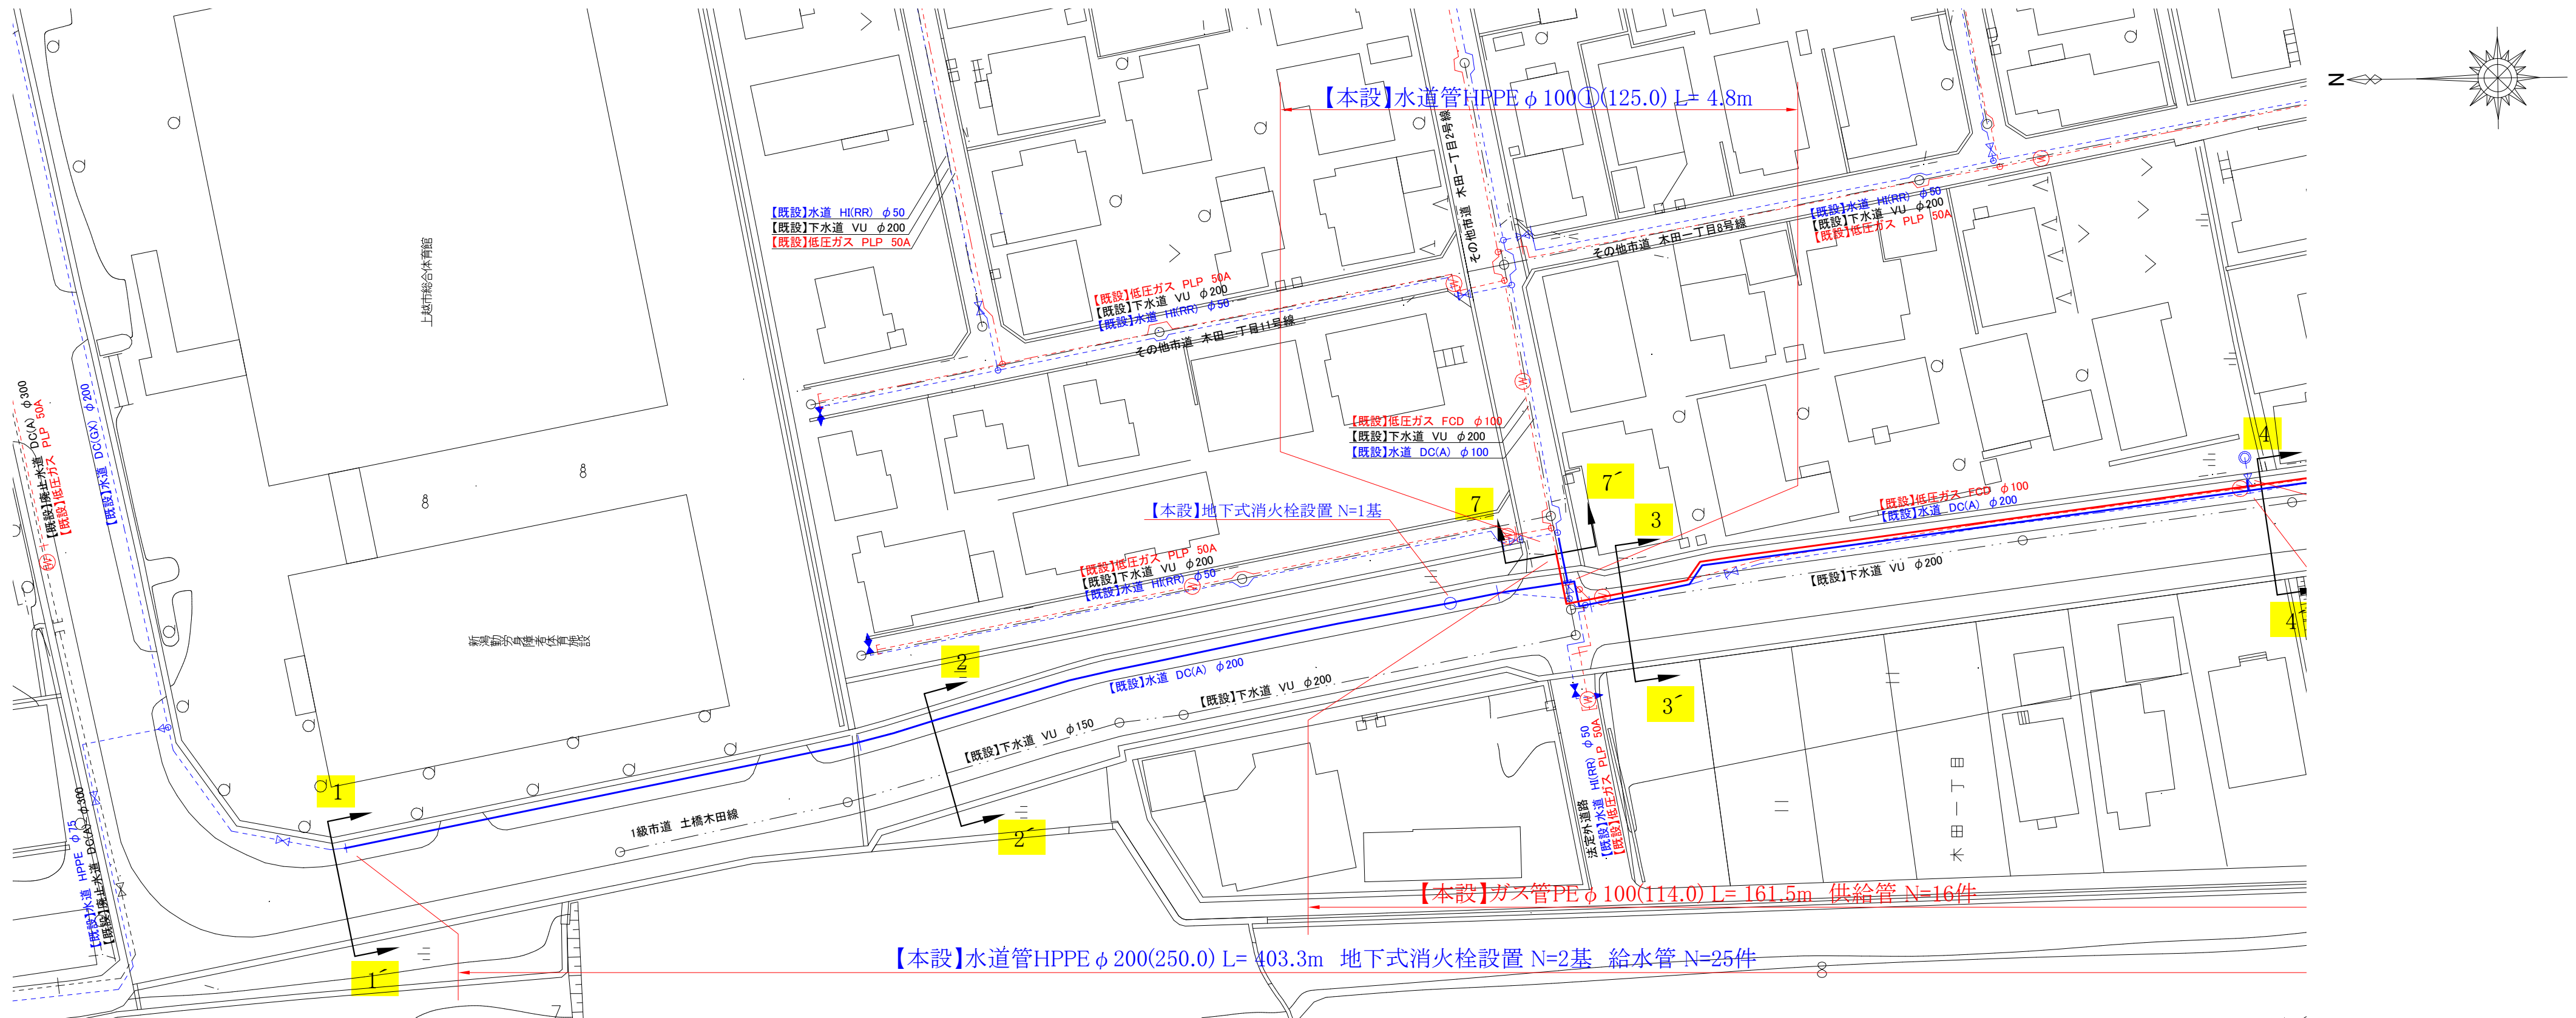
全体図 $S=FREE$ 

コメント					
路線・河川	1級市道土橋木田線 他				
工事場所 及び 工 事 名	上越市 木田1丁目 地内				
	ガス水道管入替工事				
図 面 名	【本設】平面図1				
縮 尺	図 示		図面番号		10-3
課 長	副課長	係	長	検 査	設 計
上 越 市 ガ ス 水 道 局					


【本設】平面図2 S=1/500



【本設】平面図3 S=1/500

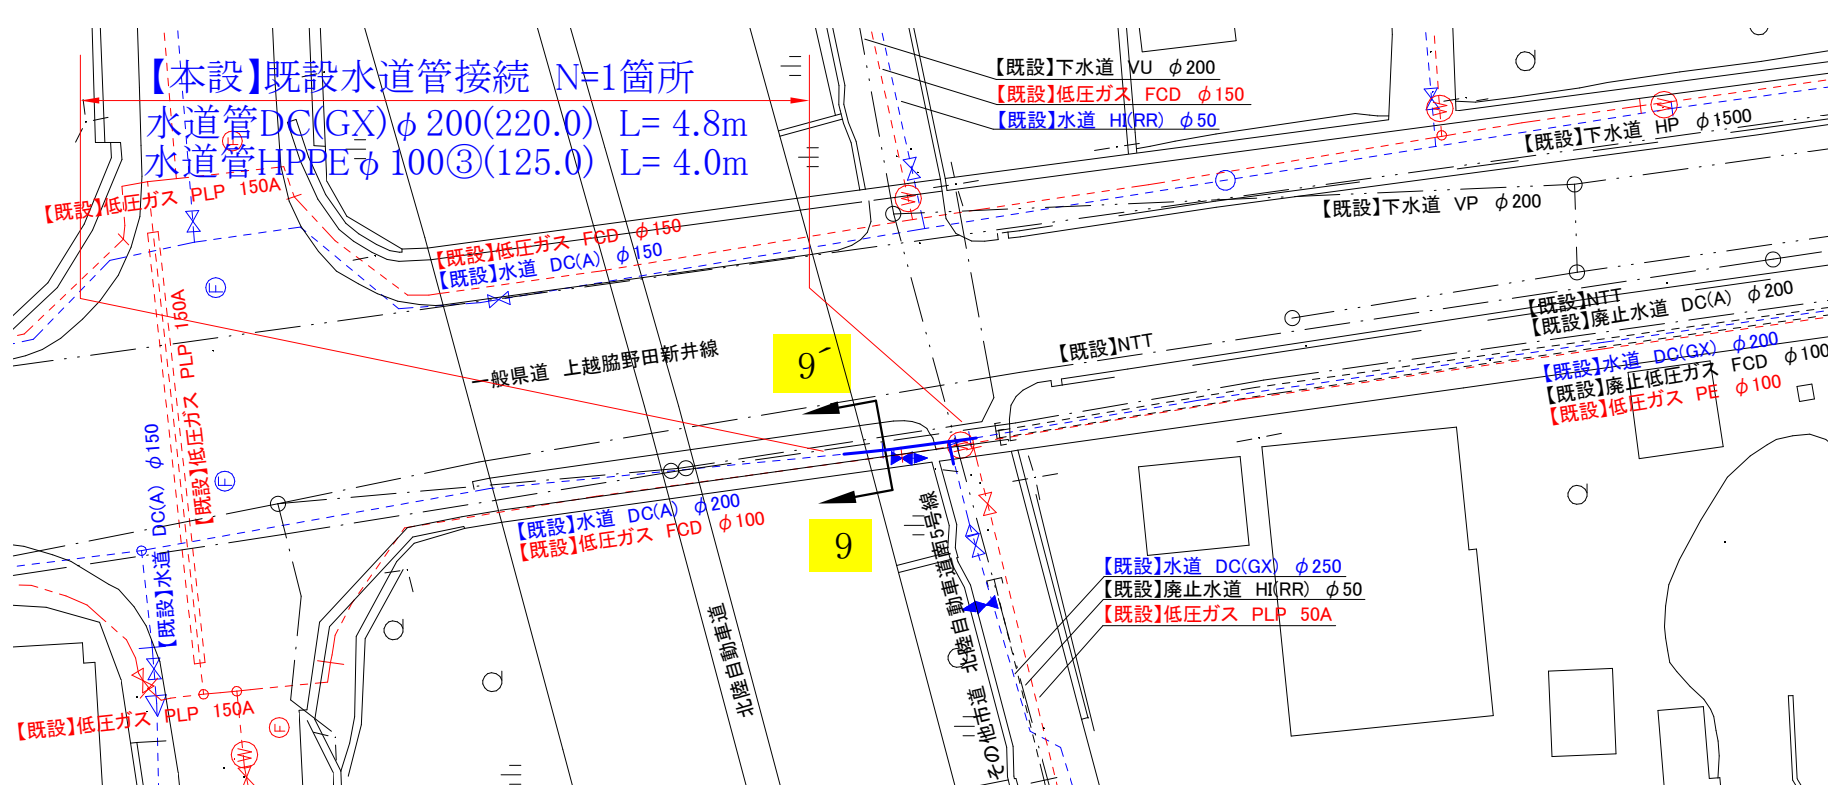


全体図 S=FREE

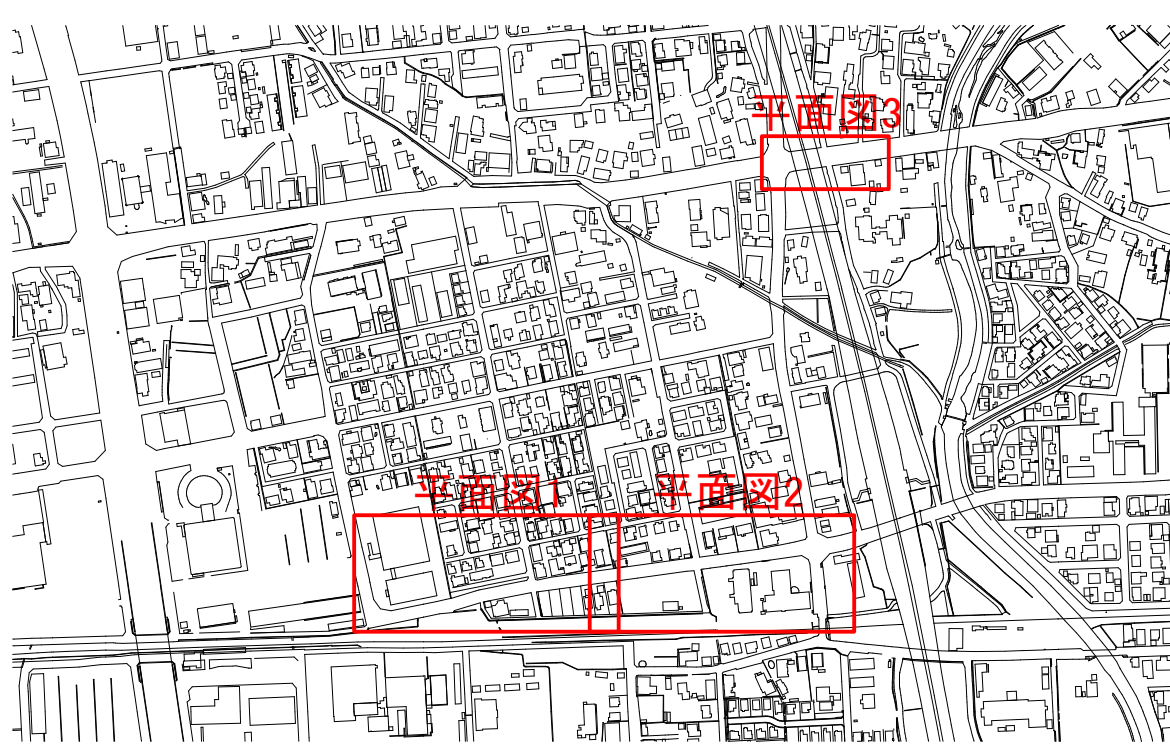


コメント				
路線・河川	1級市道土橋木田線 他			
工事場所 及び 工事名	上越市 木田1丁目 地内 ガス水道管入替工事			
図面名	【本設】平面図2・3			
縮尺	図示	図面番号	10-4	
課長	副課長	係長	検査	設計
上越市ガス水道局				

横断図1 S=1/50


1 - 1'

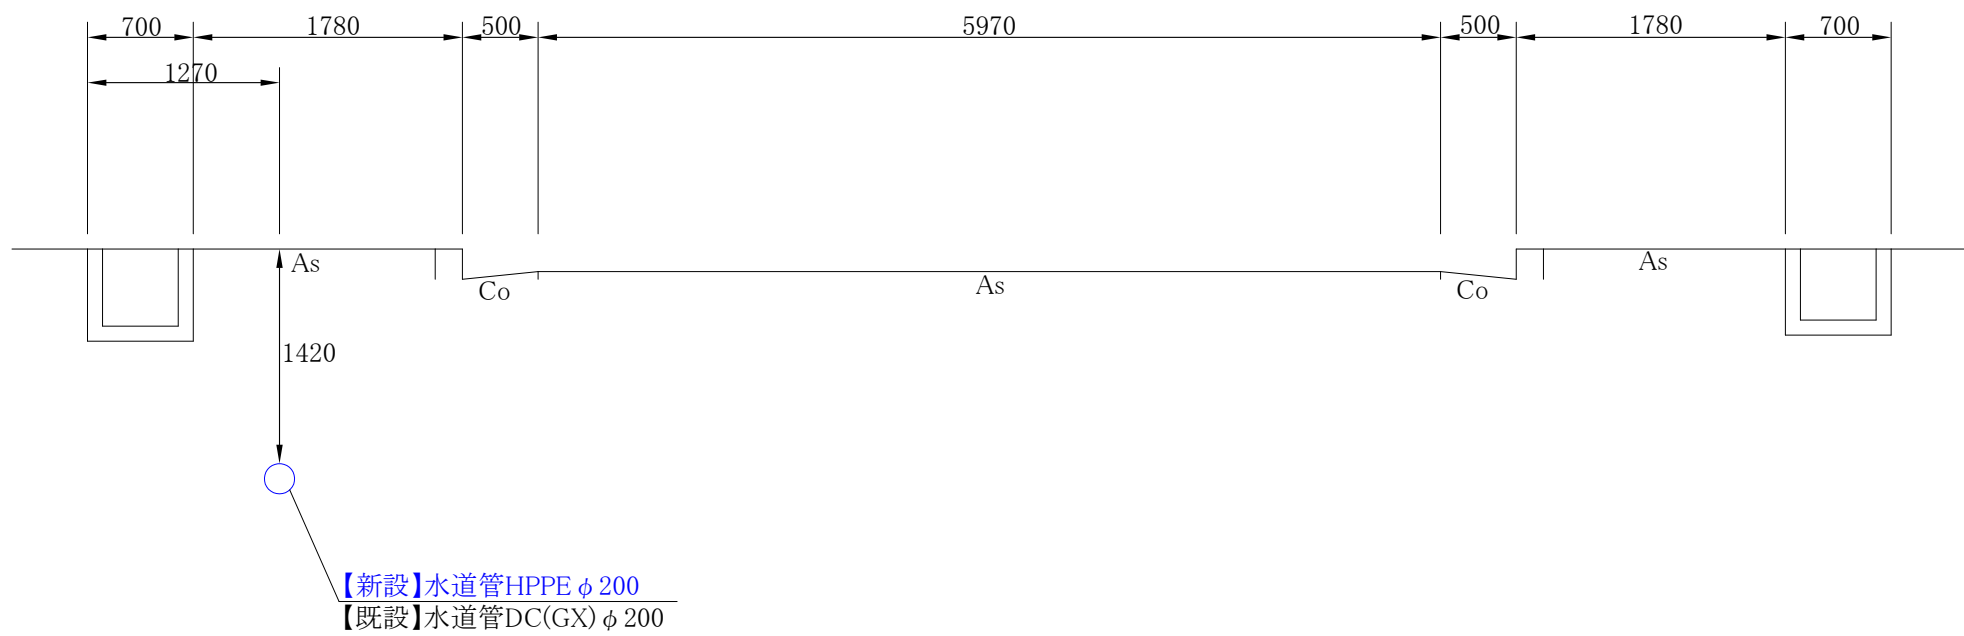


2 - 2'

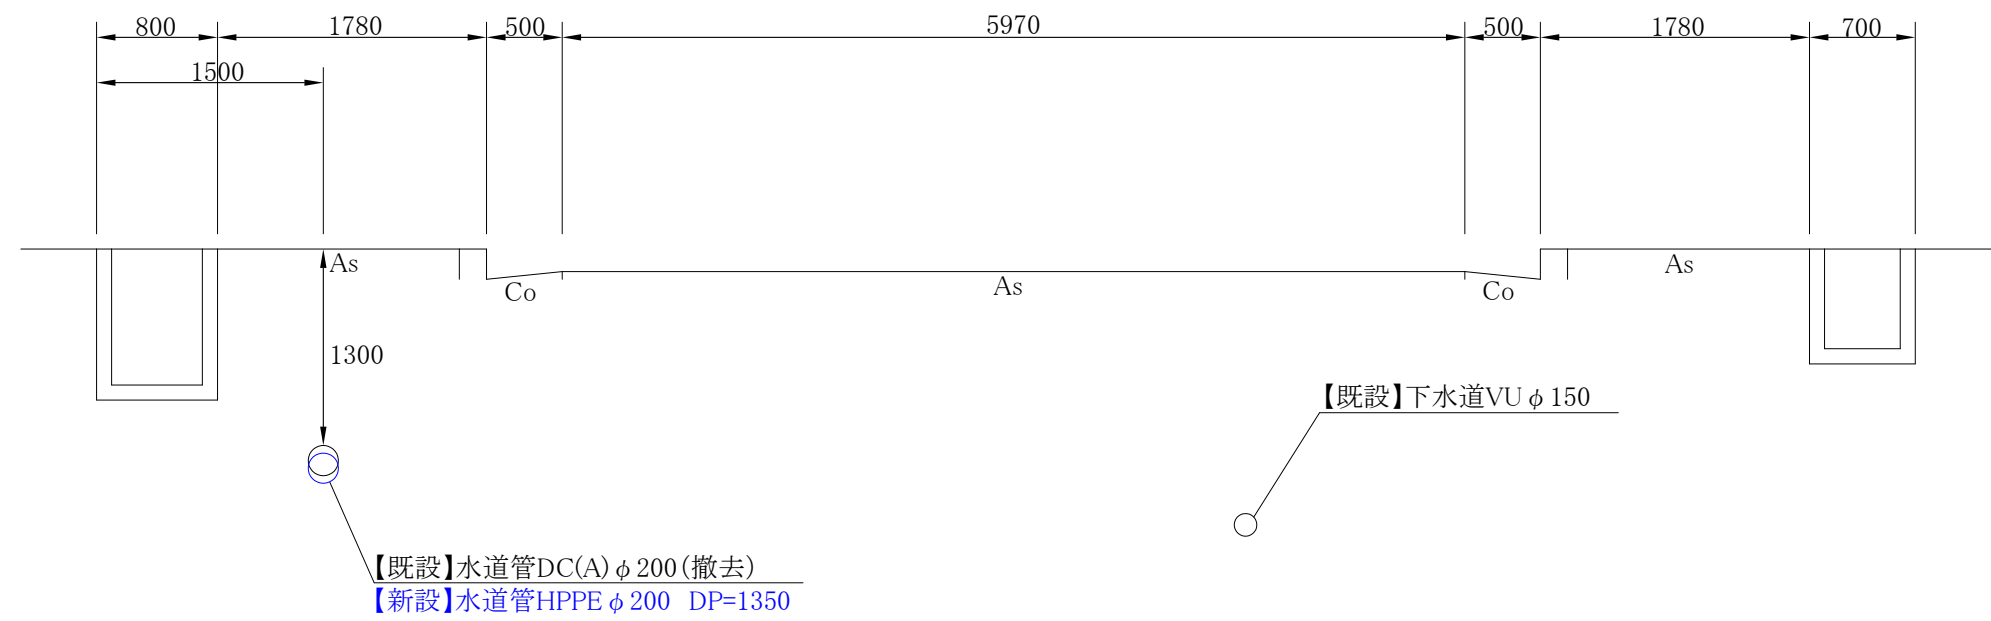

3 - 3'

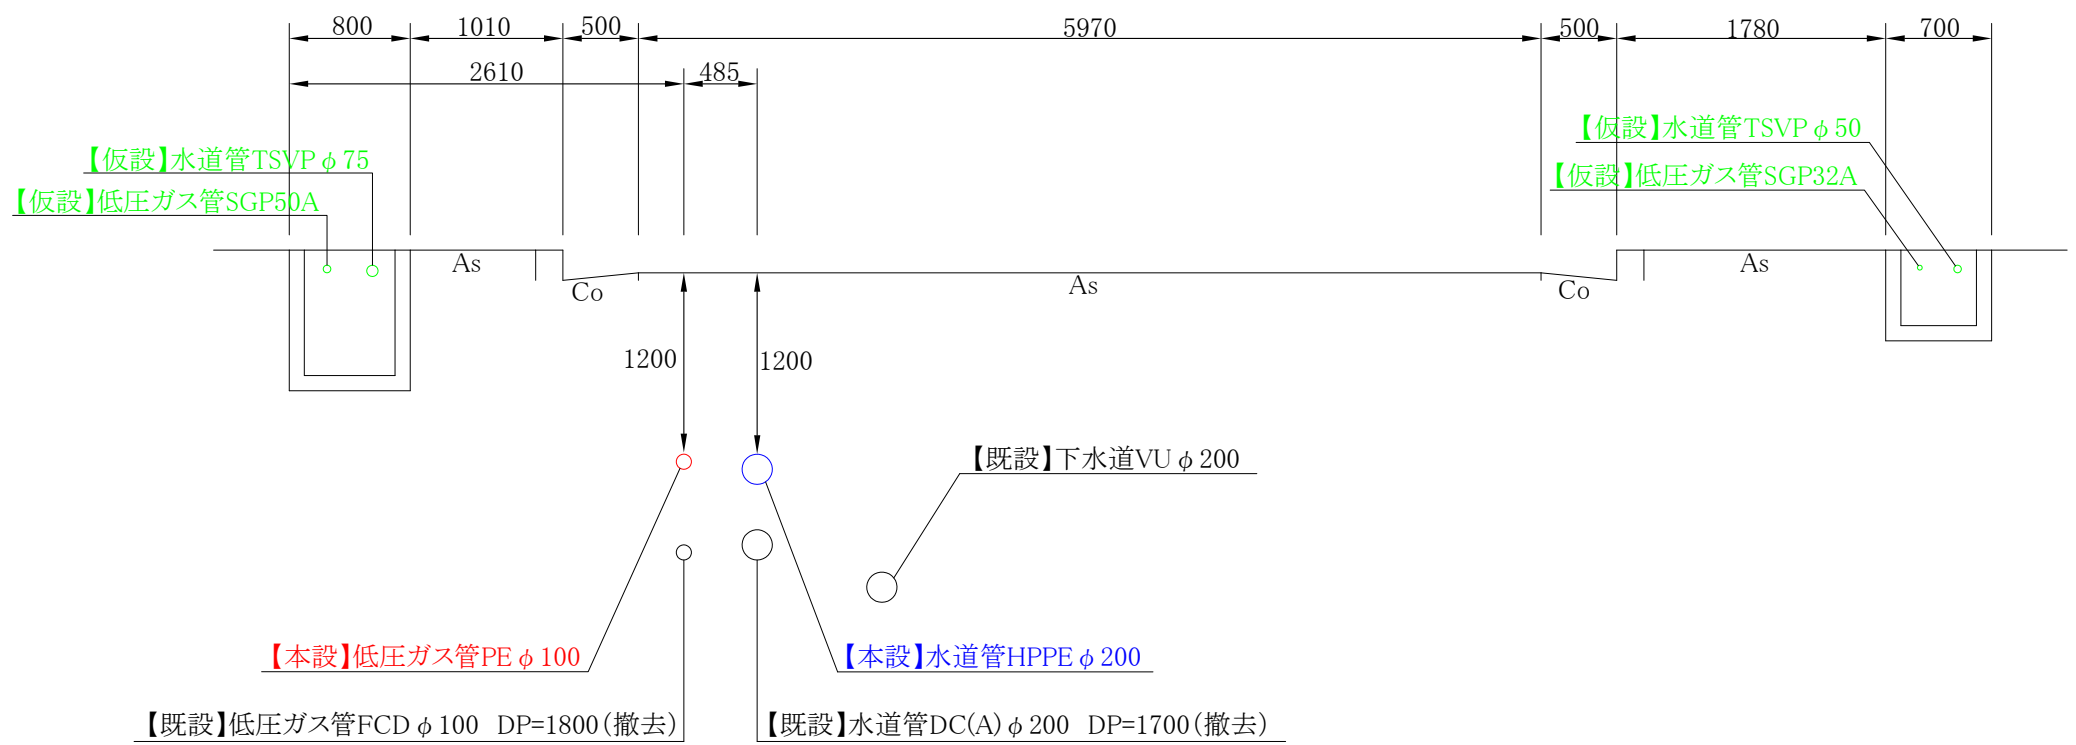


4 - 4'

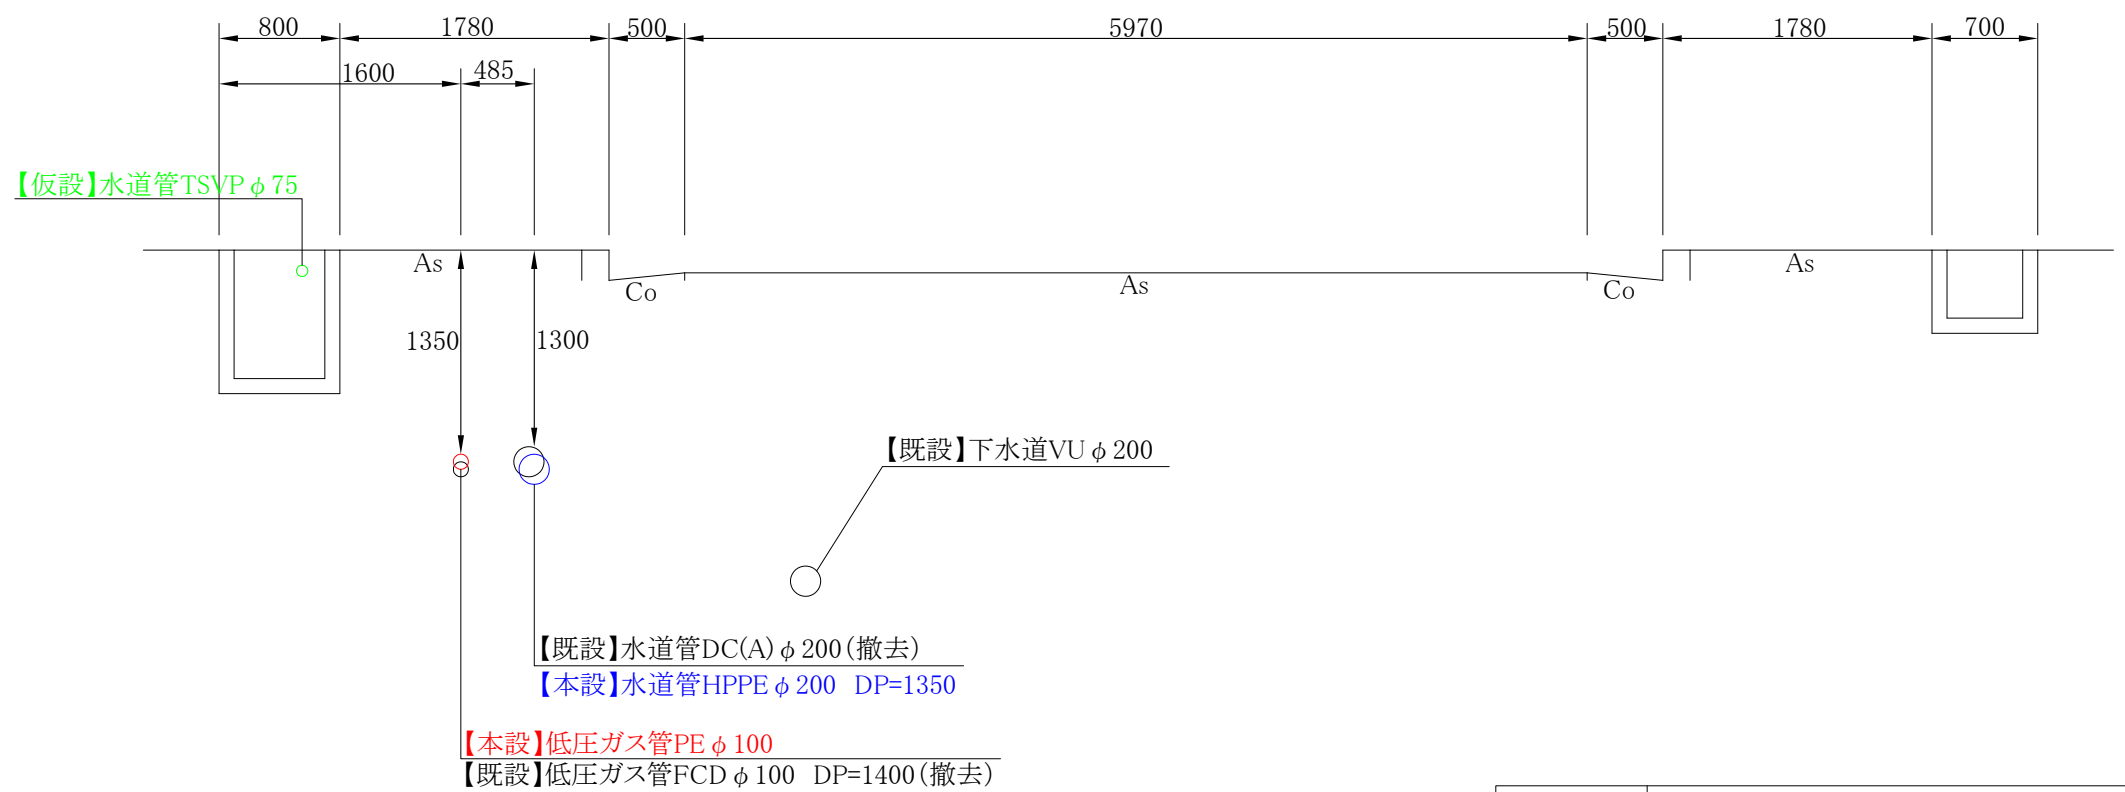


コメント					
路線・河川	1級市道土橋木田線 他				
工事場所 及び 工 事 名	上越市 木田1丁目 地内				
	ガス水道管入替工事				
図 面 名	横断図1				
縮 尺	図 示		図面番号		10ー5
課 長	副課長	係 長	検 査	設 計	
上 越 市 ガ ス 水 道 局					

横断図2 S=1/50


5 - 5

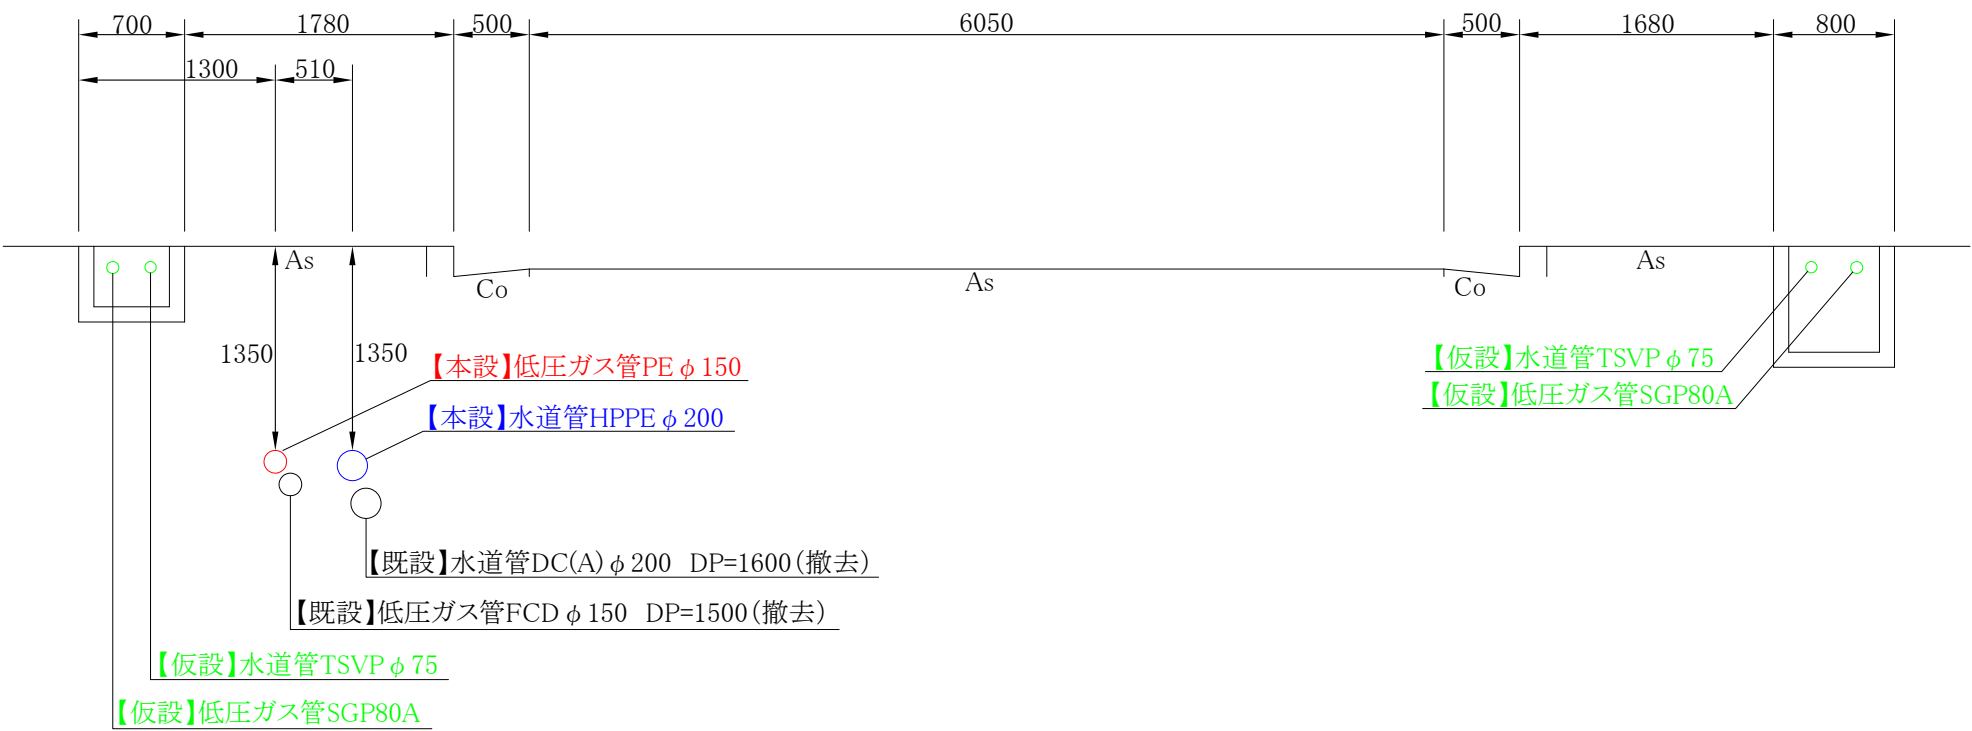


6 - 6

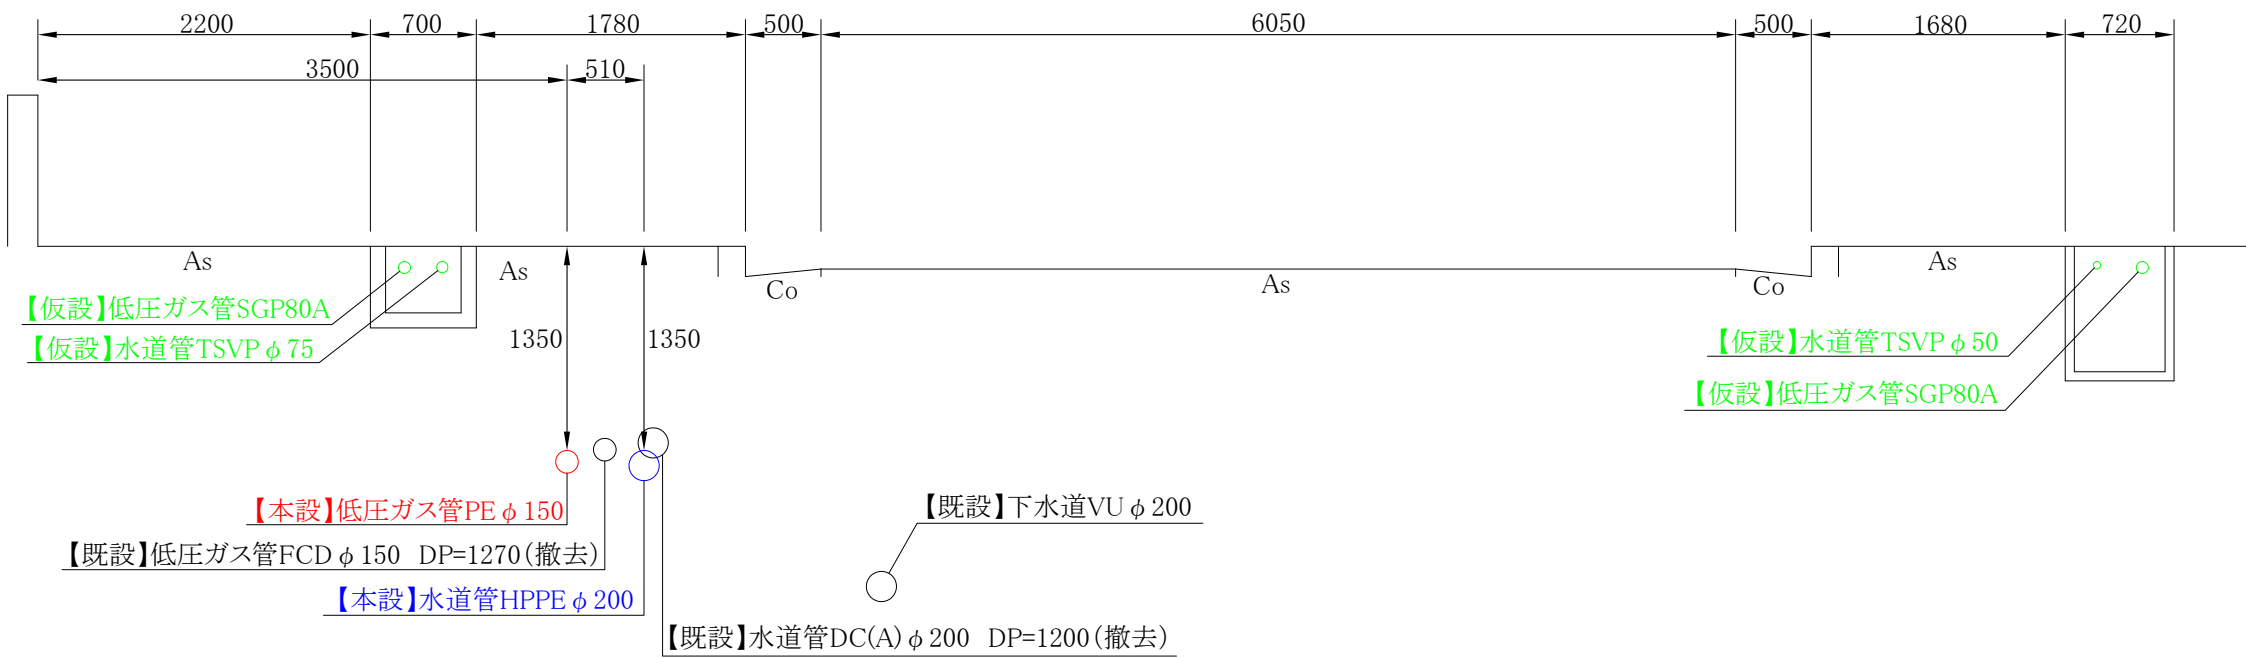


7 - 7

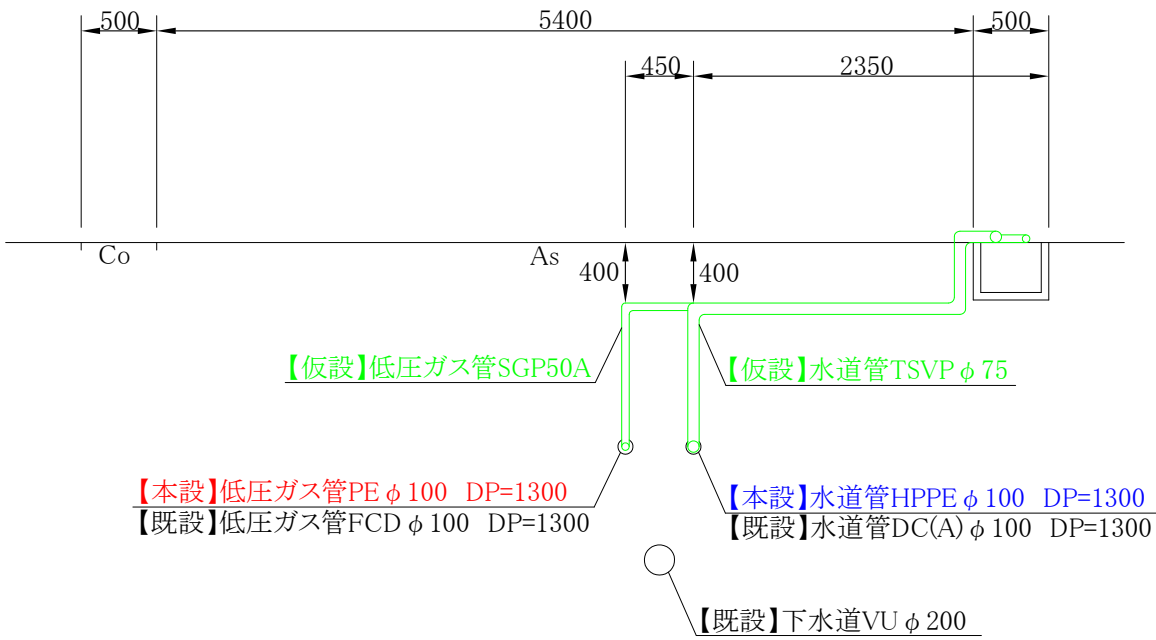

8 - 8

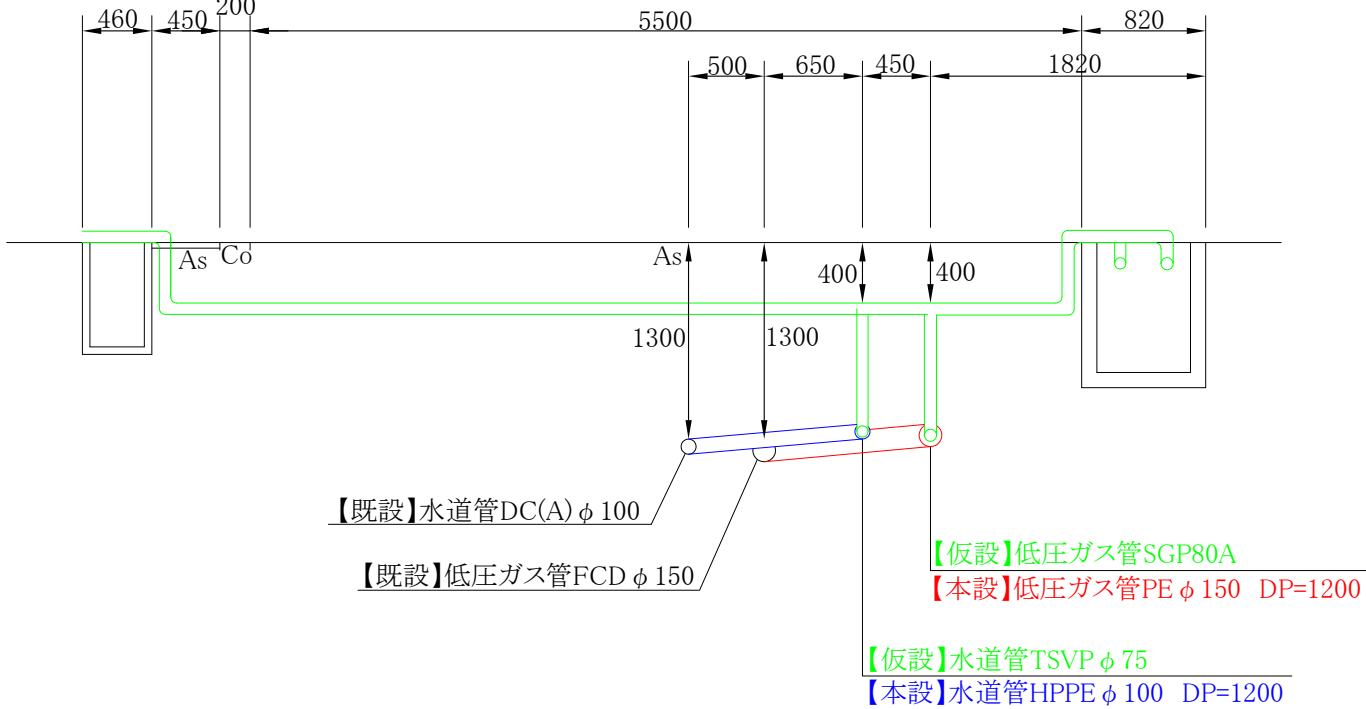


9 - 9

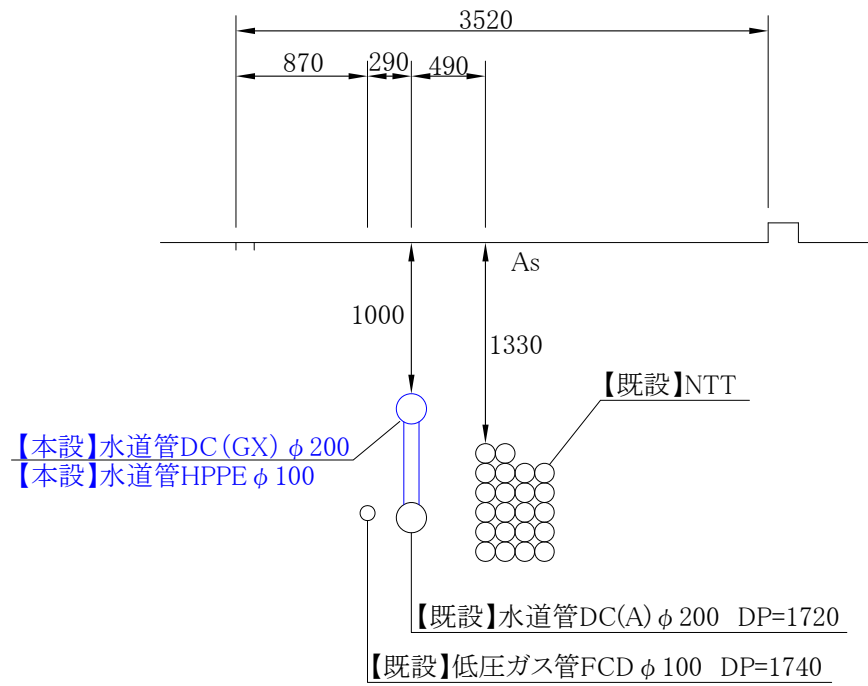


コメント				
路線・河川	1級市道土橋木田線 他			
工事場所 及び 工事名	上越市 木田1丁目 地内			
	ガス水道管入替工事			
図面名	横断図2			
縮尺	図示	図面番号	10-6	
課長	副課長	係長	検査	設計
上越市ガス水道局				

【仮設】ガス配管詳細図 S=FREE

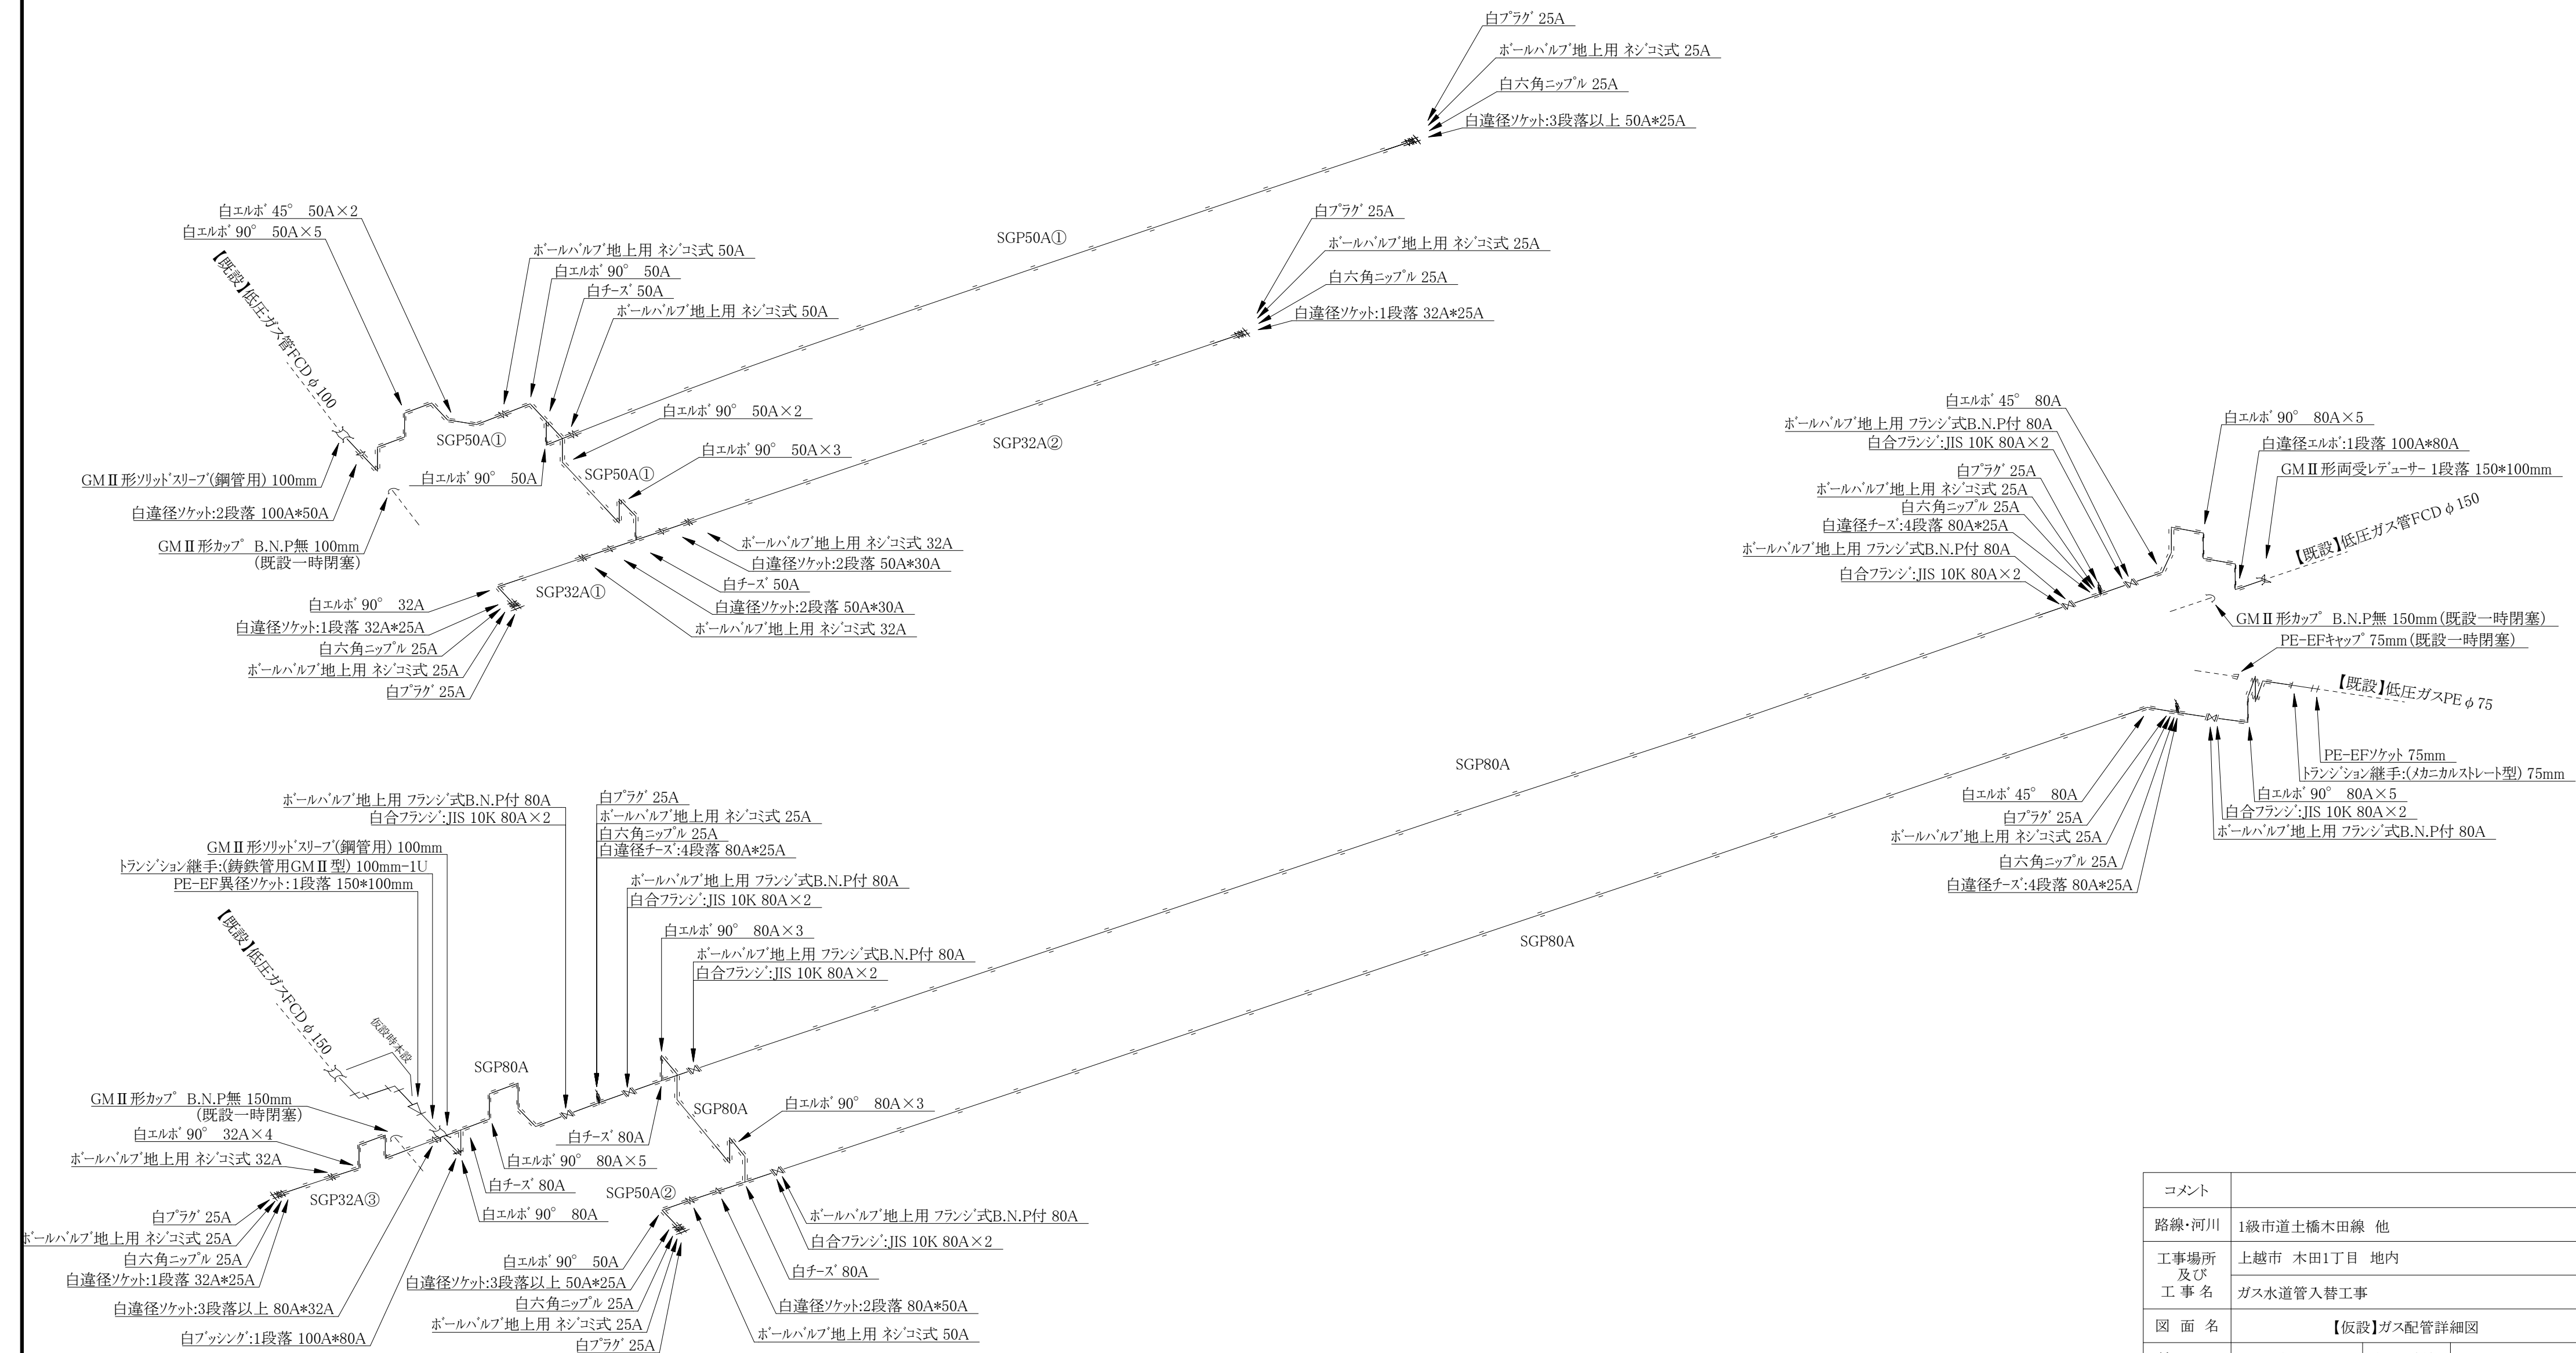

コメント					
路線・河川	1級市道土橋木田線 他				
工事場所 及び 工事名	上越市 木田1丁目 地内				
	ガス水道管入替工事				
図面名	【仮設】ガス配管詳細図				
縮尺	図示		図面番号		10-7
課長	副課長	係長	検査	設計	
上越市ガス水道局					


【仮設】水道配管詳細図 S=FREE

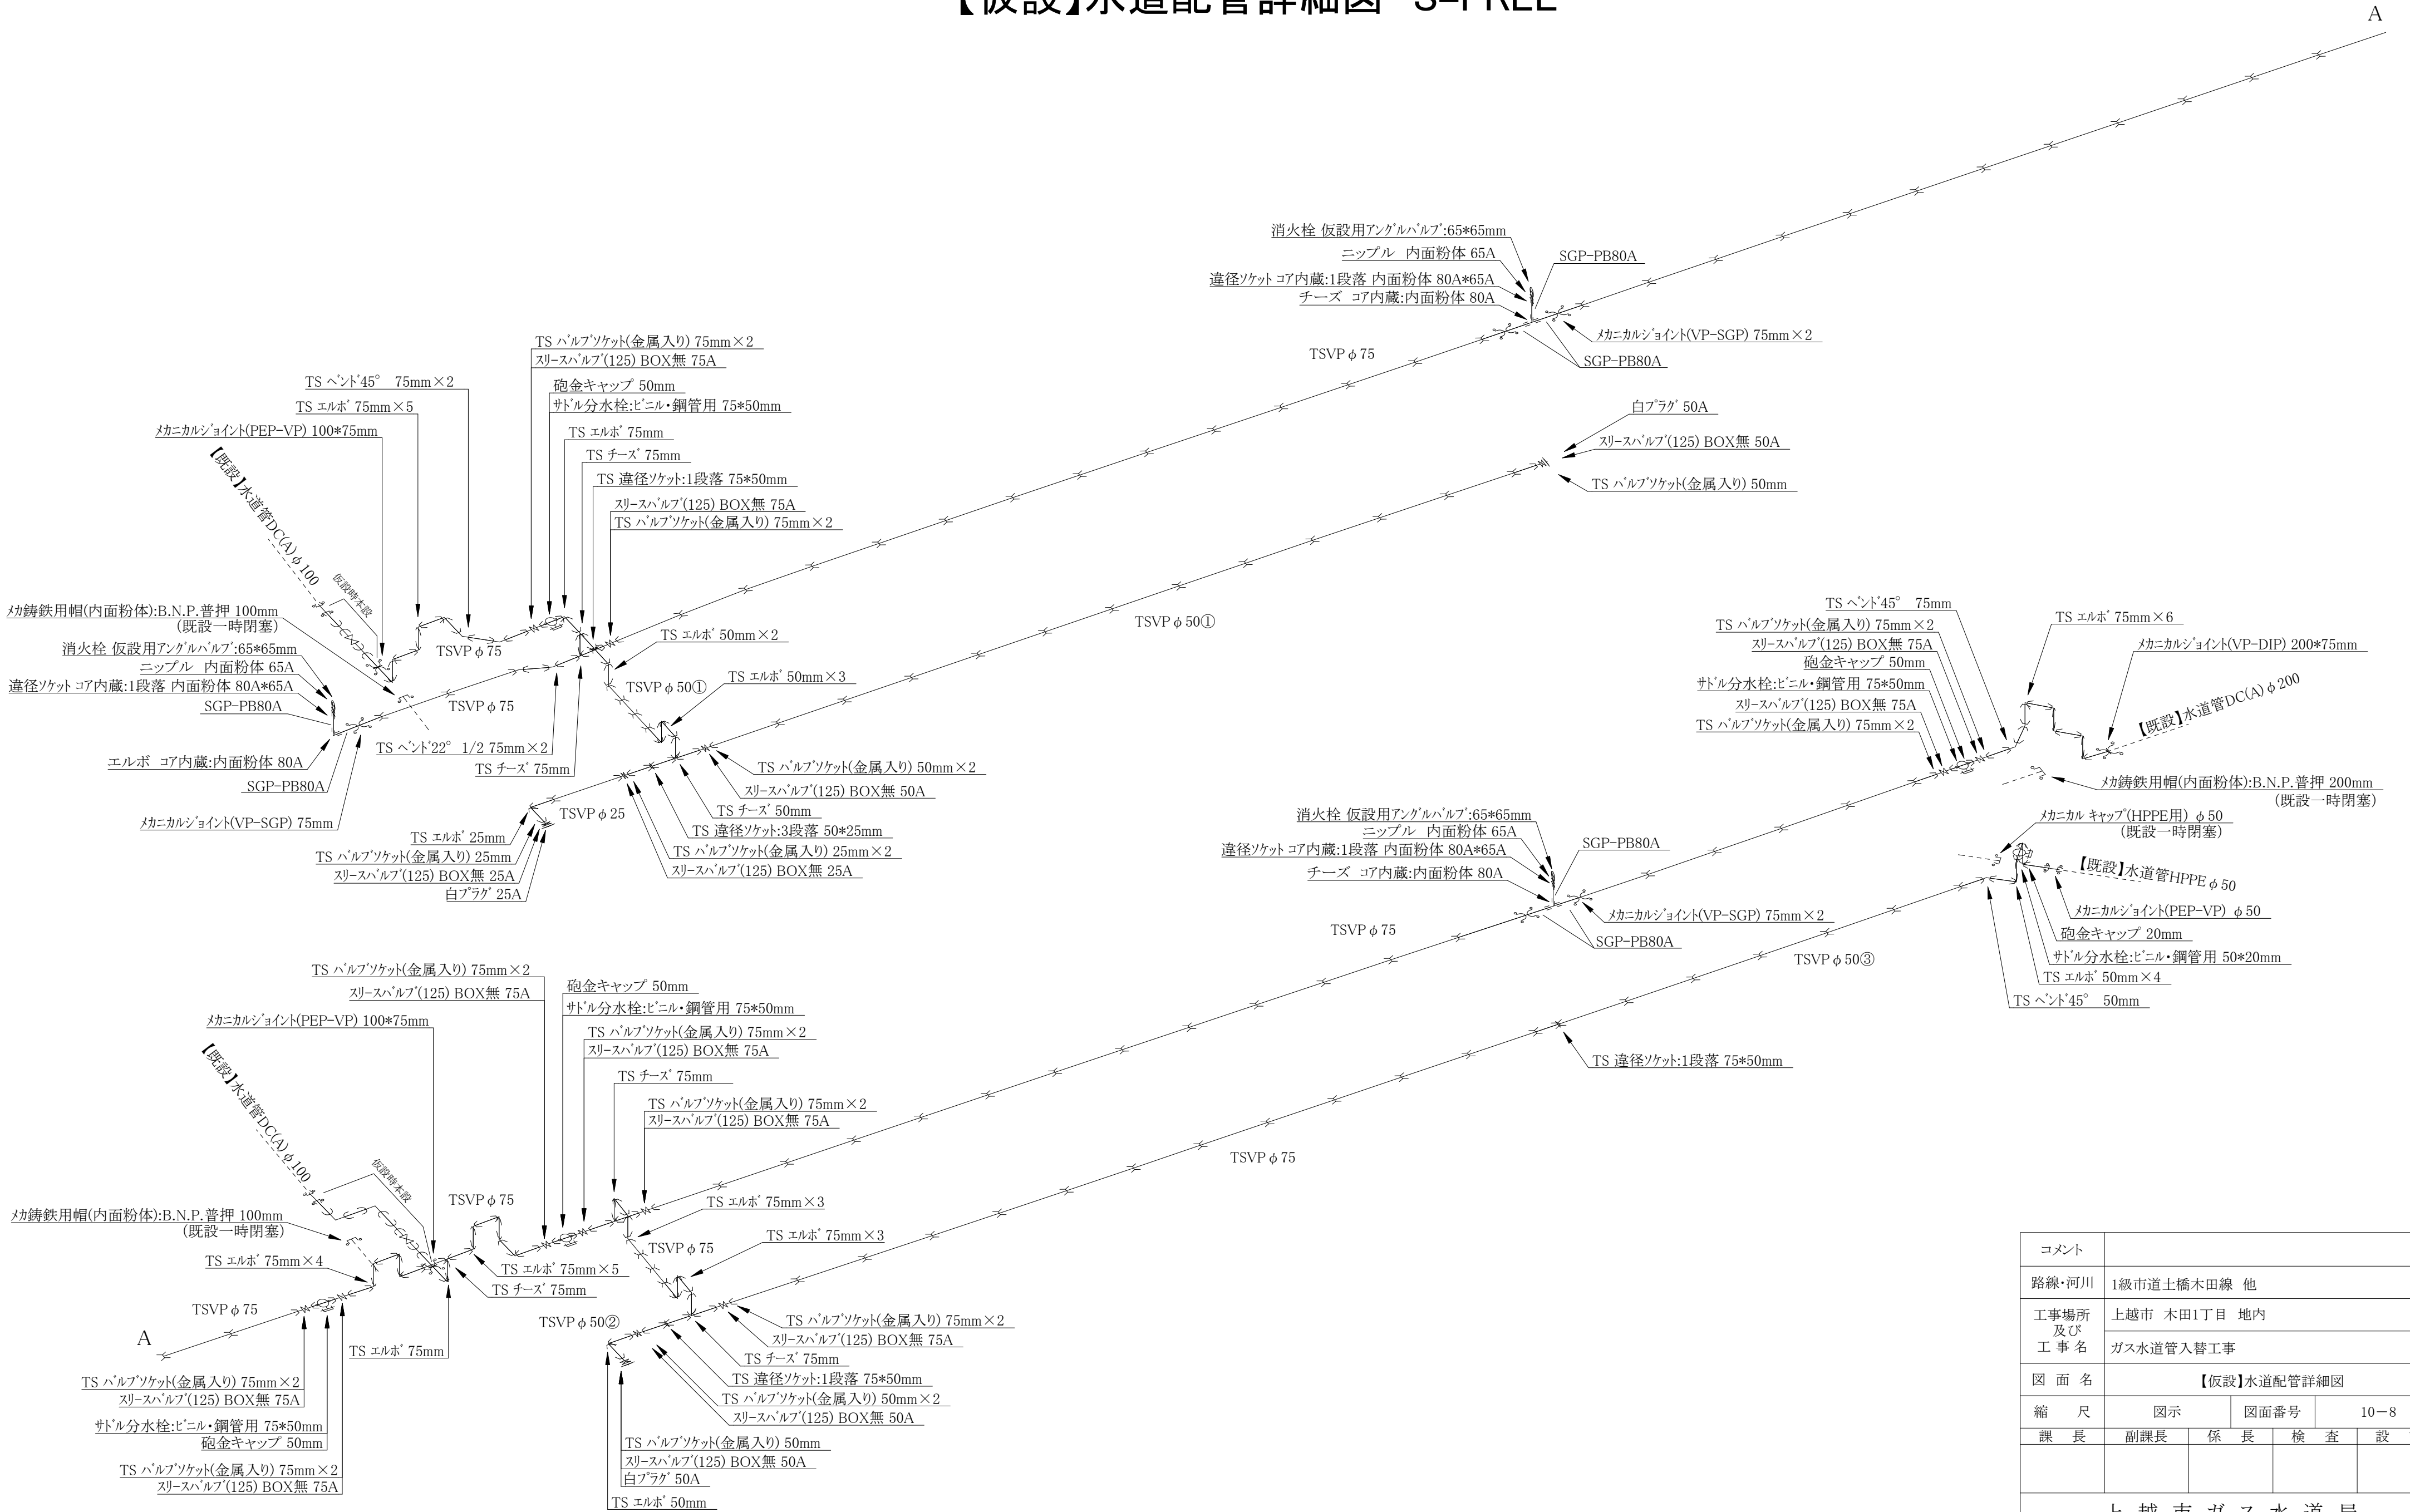

コメント				
路線・河川	1級市道土橋木田線 他			
工事場所 及び 工事名	上越市 木田1丁目 地内			
	ガス水道管入替工事			
図面名	【仮設】水道配管詳細図			
縮尺	図示		図面番号	10-8
課長	副課長	係長	検査	設計


上越市ガス水道局

【本設】ガス配管詳細図 S=FREE

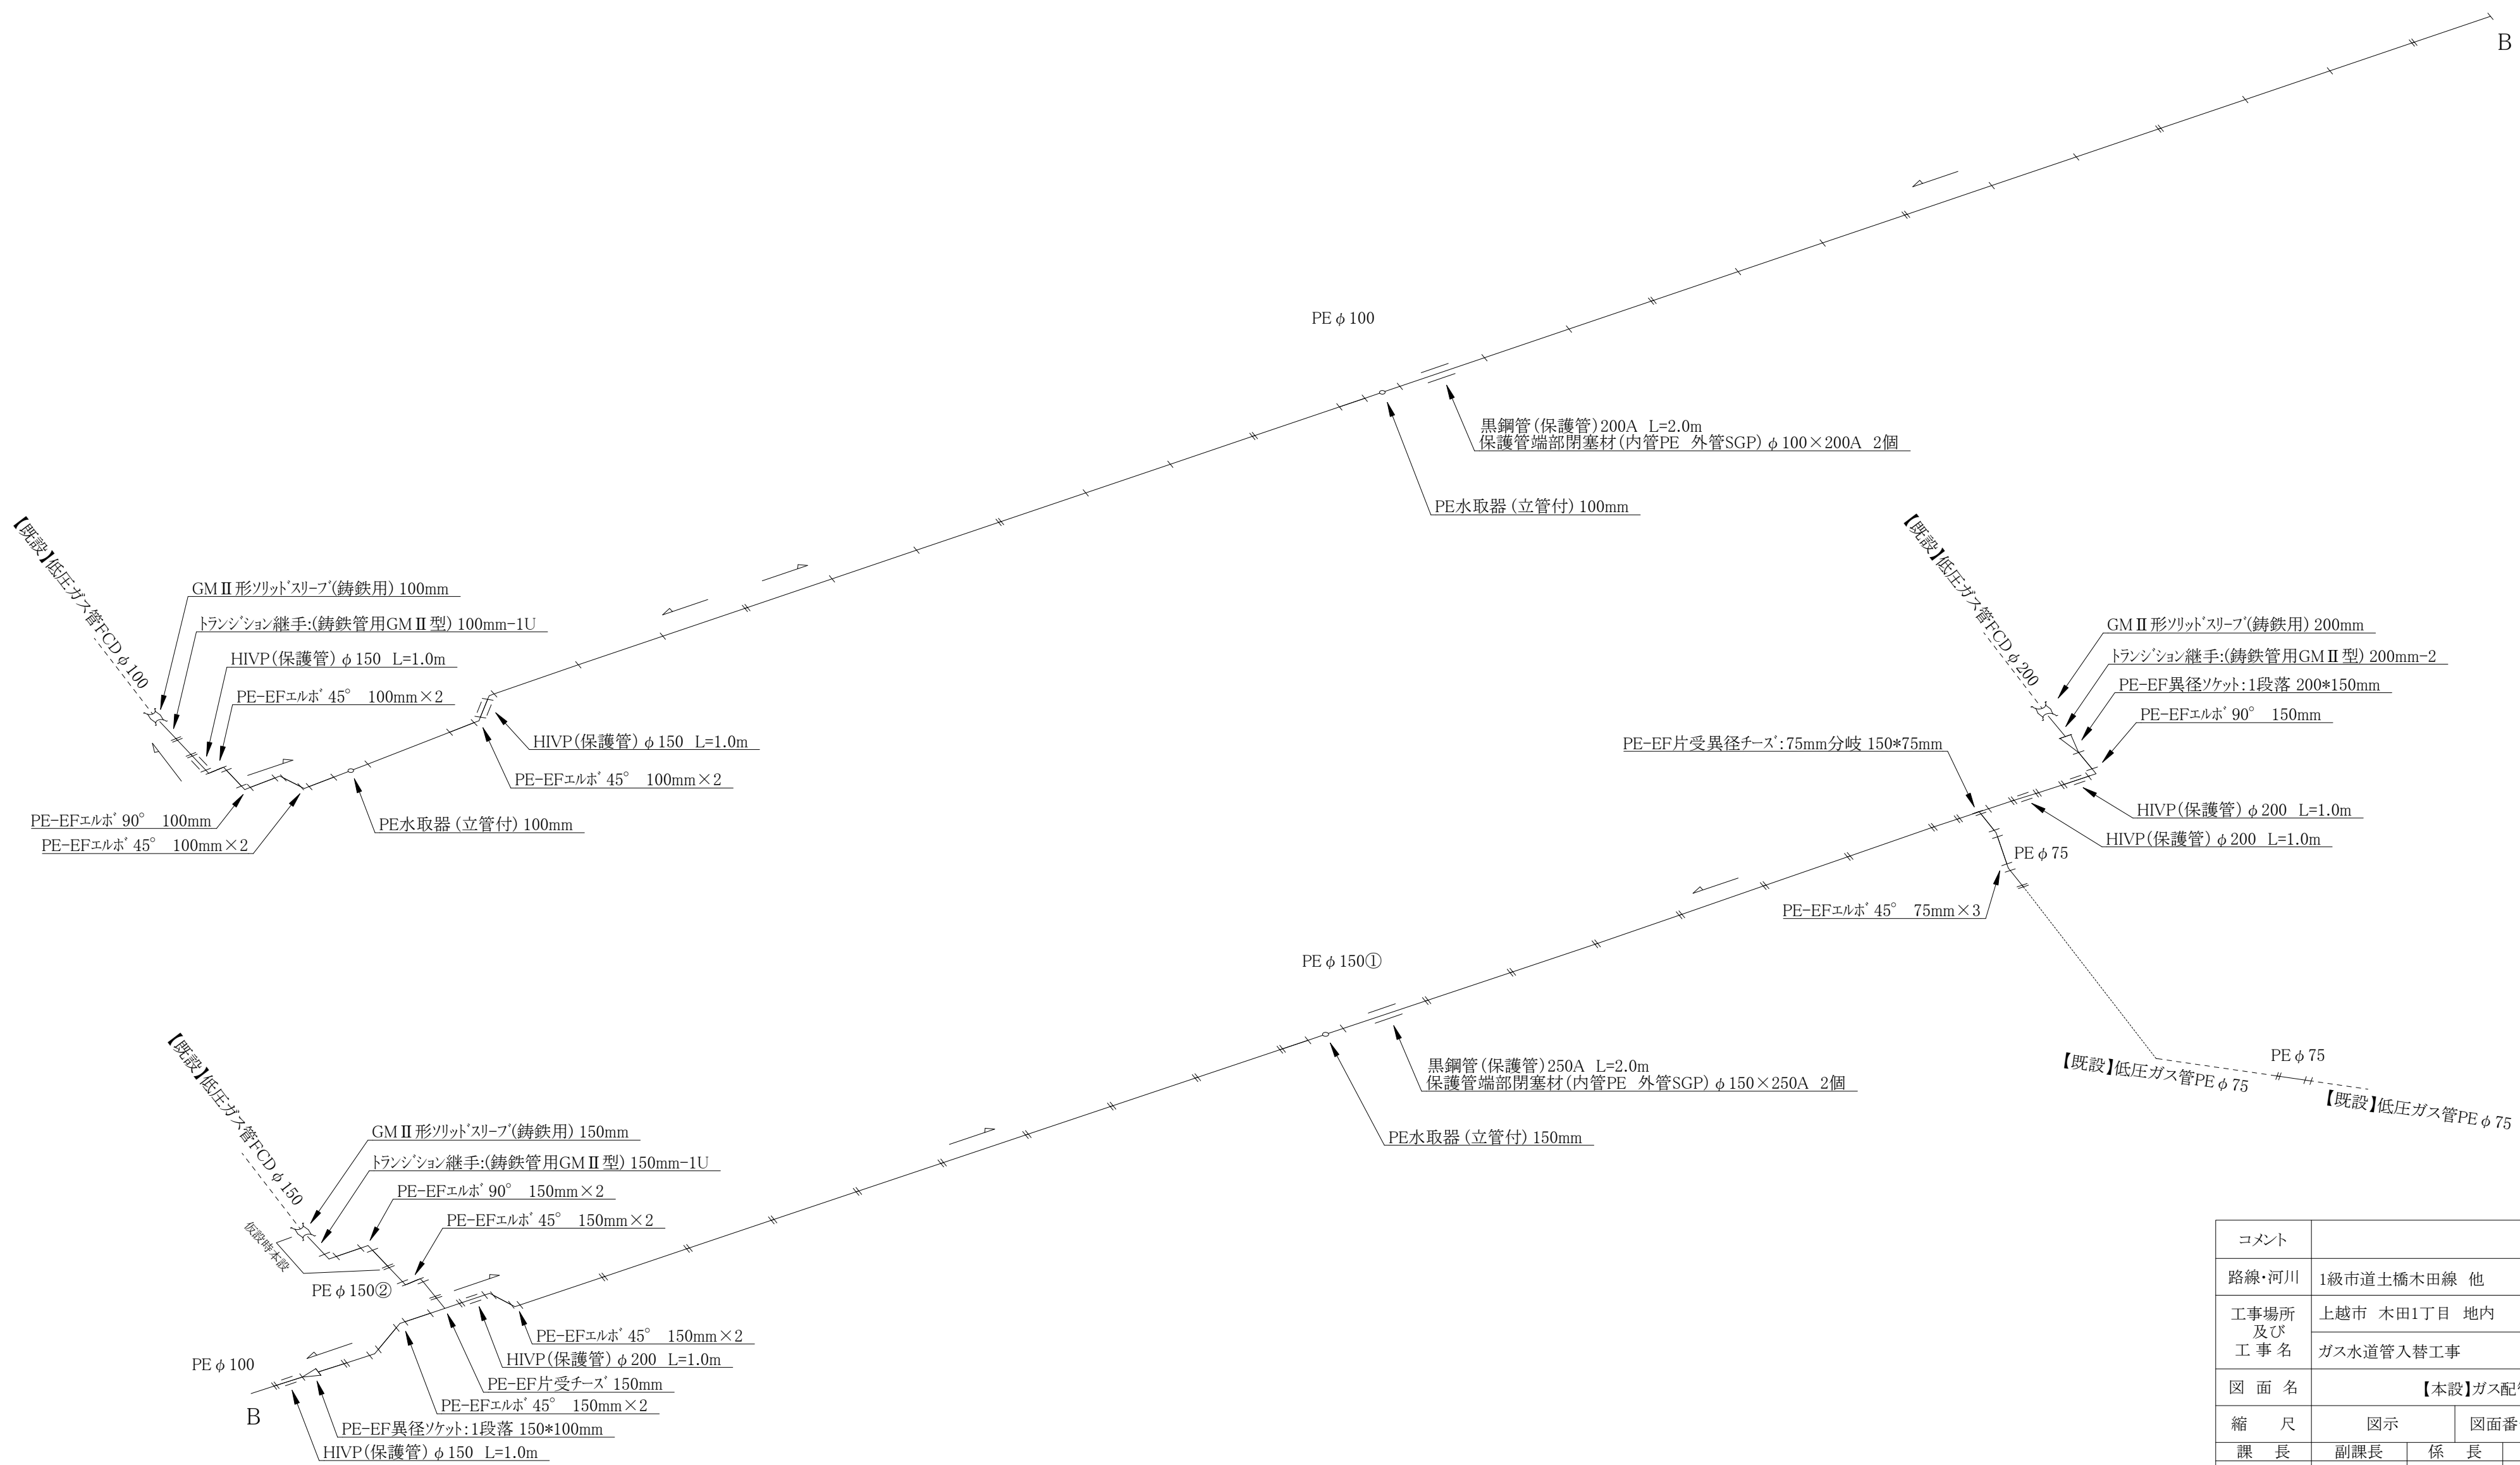

コメント					
路線・河川	1級市道土橋木田線 他				
工事場所 及び 工事名	上越市 木田1丁目 地内				
	ガス水道管入替工事				
図 面 名	【本設】ガス配管詳細図				
縮 尺	図示		図面番号		10-9
課 長	副課長	係	長	検 査	設 計
上 越 市 ガ ス 水 道 局					


【本設】水道配管詳細図 S=FREE

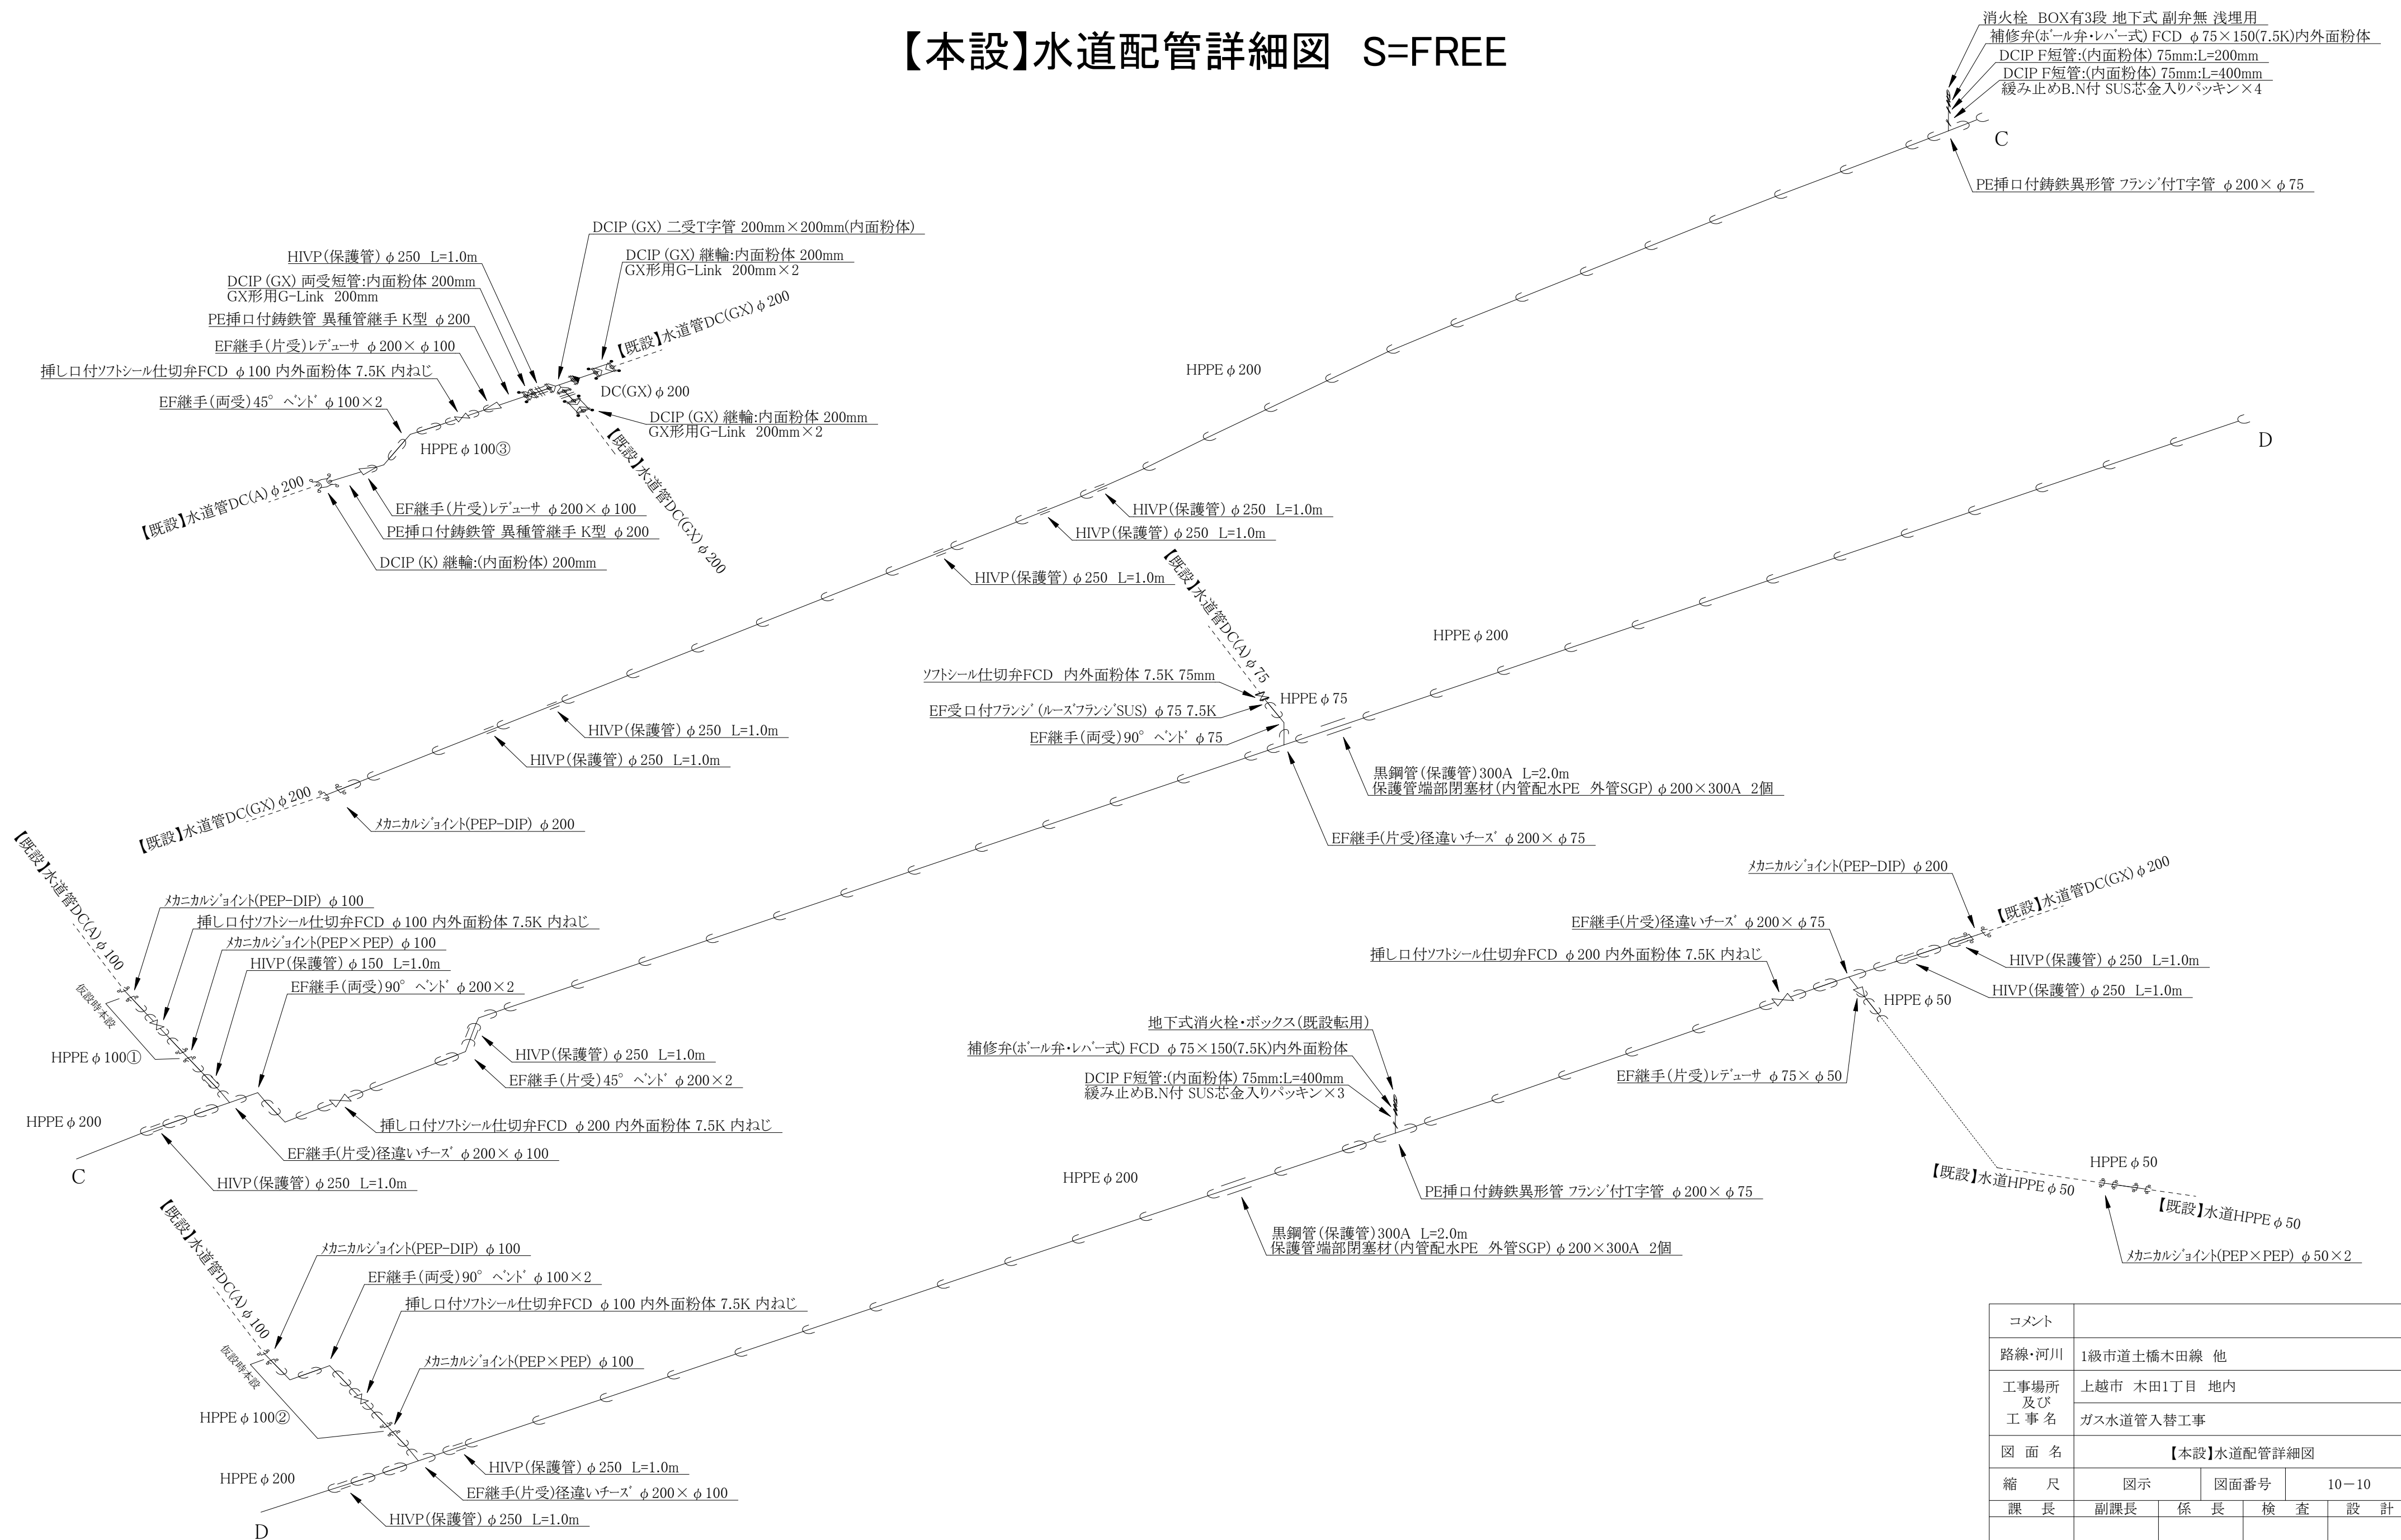

コメント				
路線・河川	1級市道土橋木田線 他			
工事場所 及び 工事名	上越市 木田1丁目 地内 ガス水道管入替工事			
図 面 名	【本設】水道配管詳細図			
縮 尺	図 示		図面番号	10-10
課 長	副課長	係 長	検 査	設 計

上 越 市 ガ ス 水 道 局


【撤去】平面図1 S=FREE

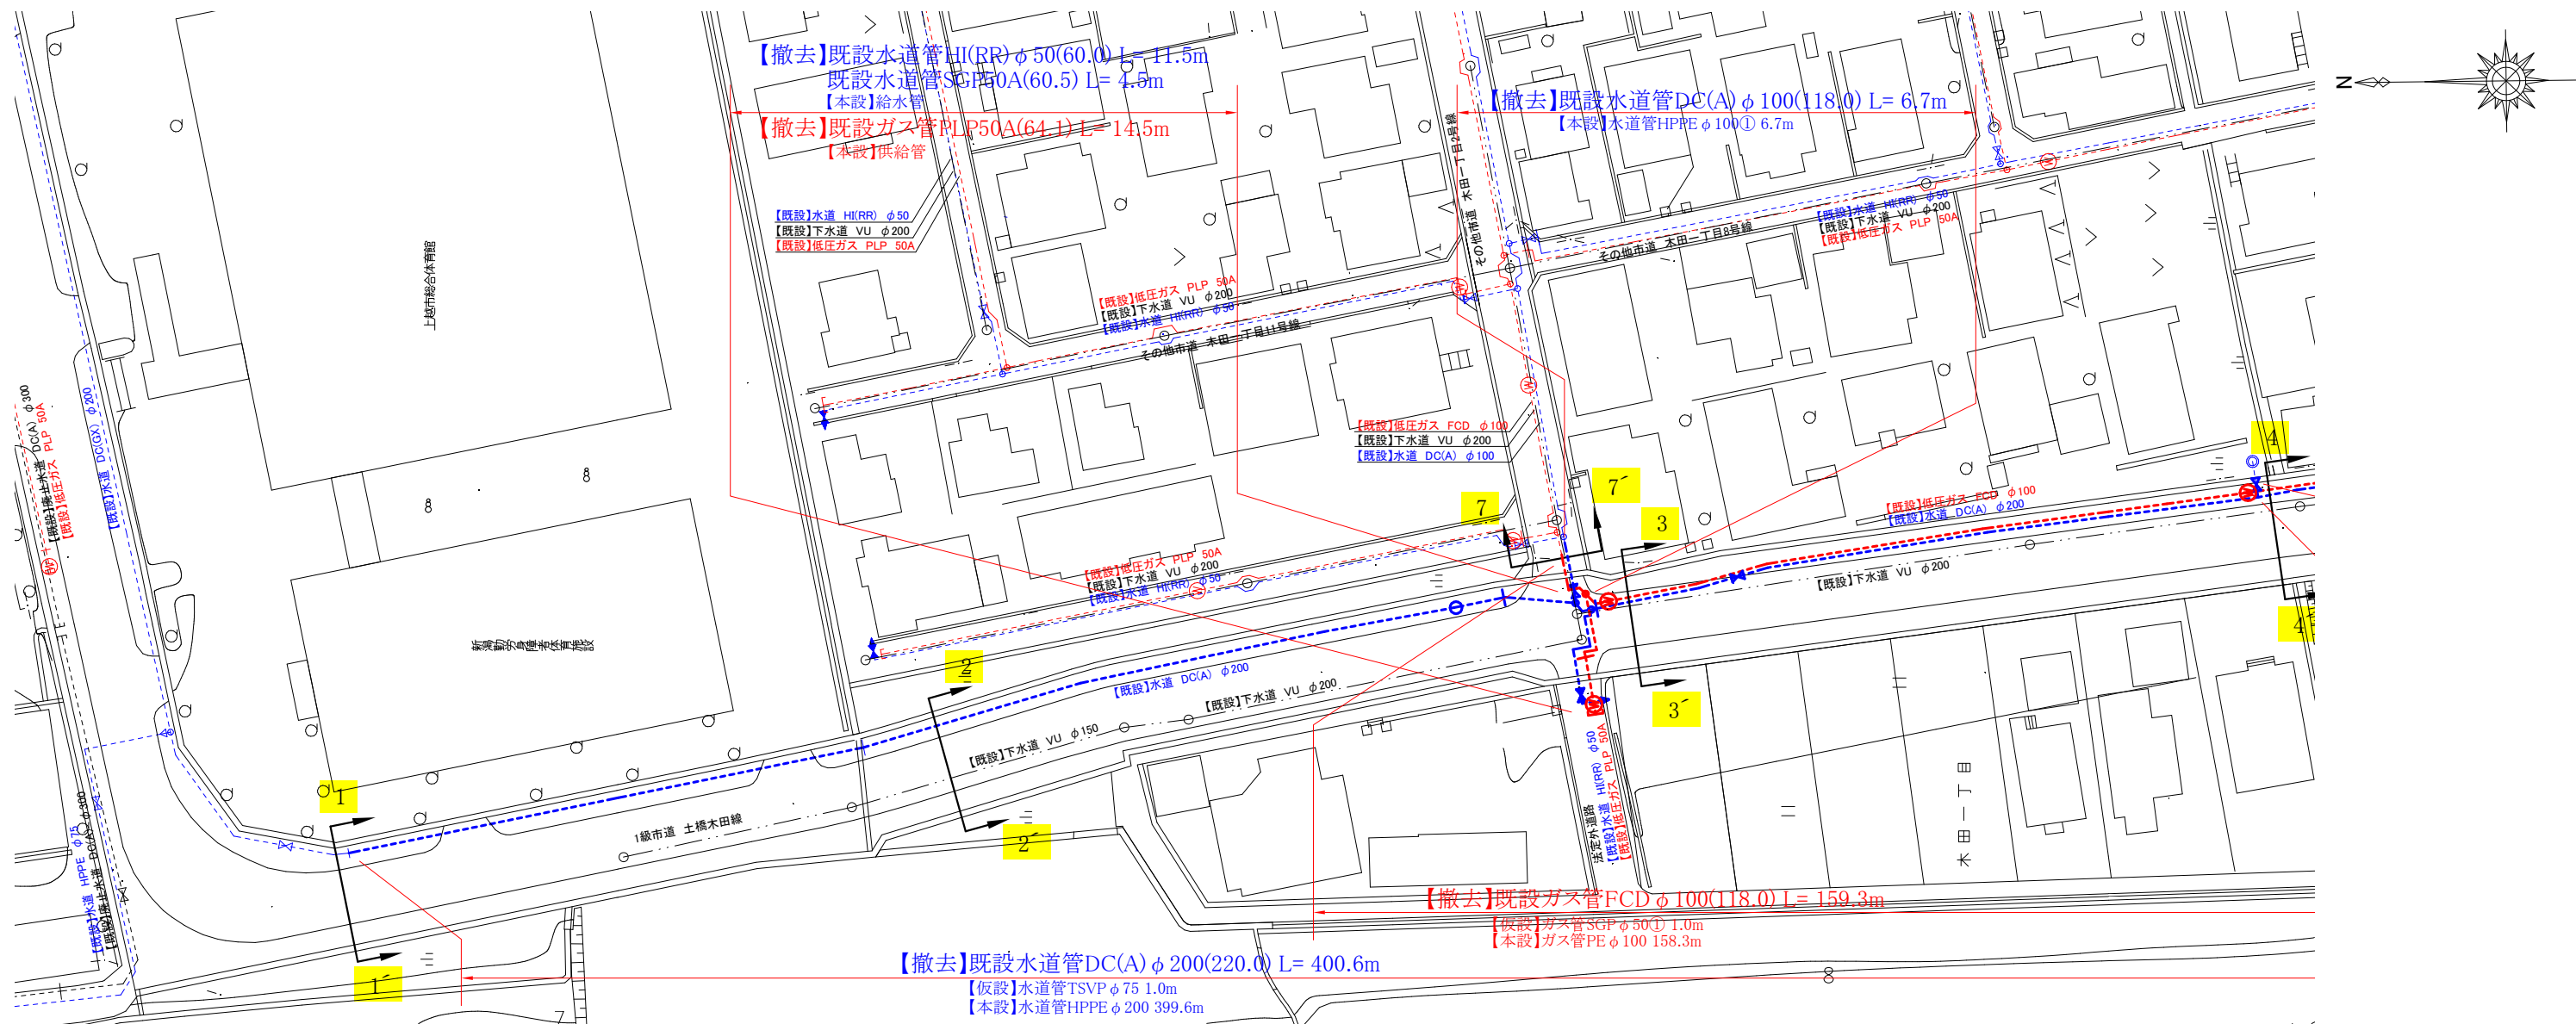


全体図 S=FREE



【撤去】平面図2 S=FREE

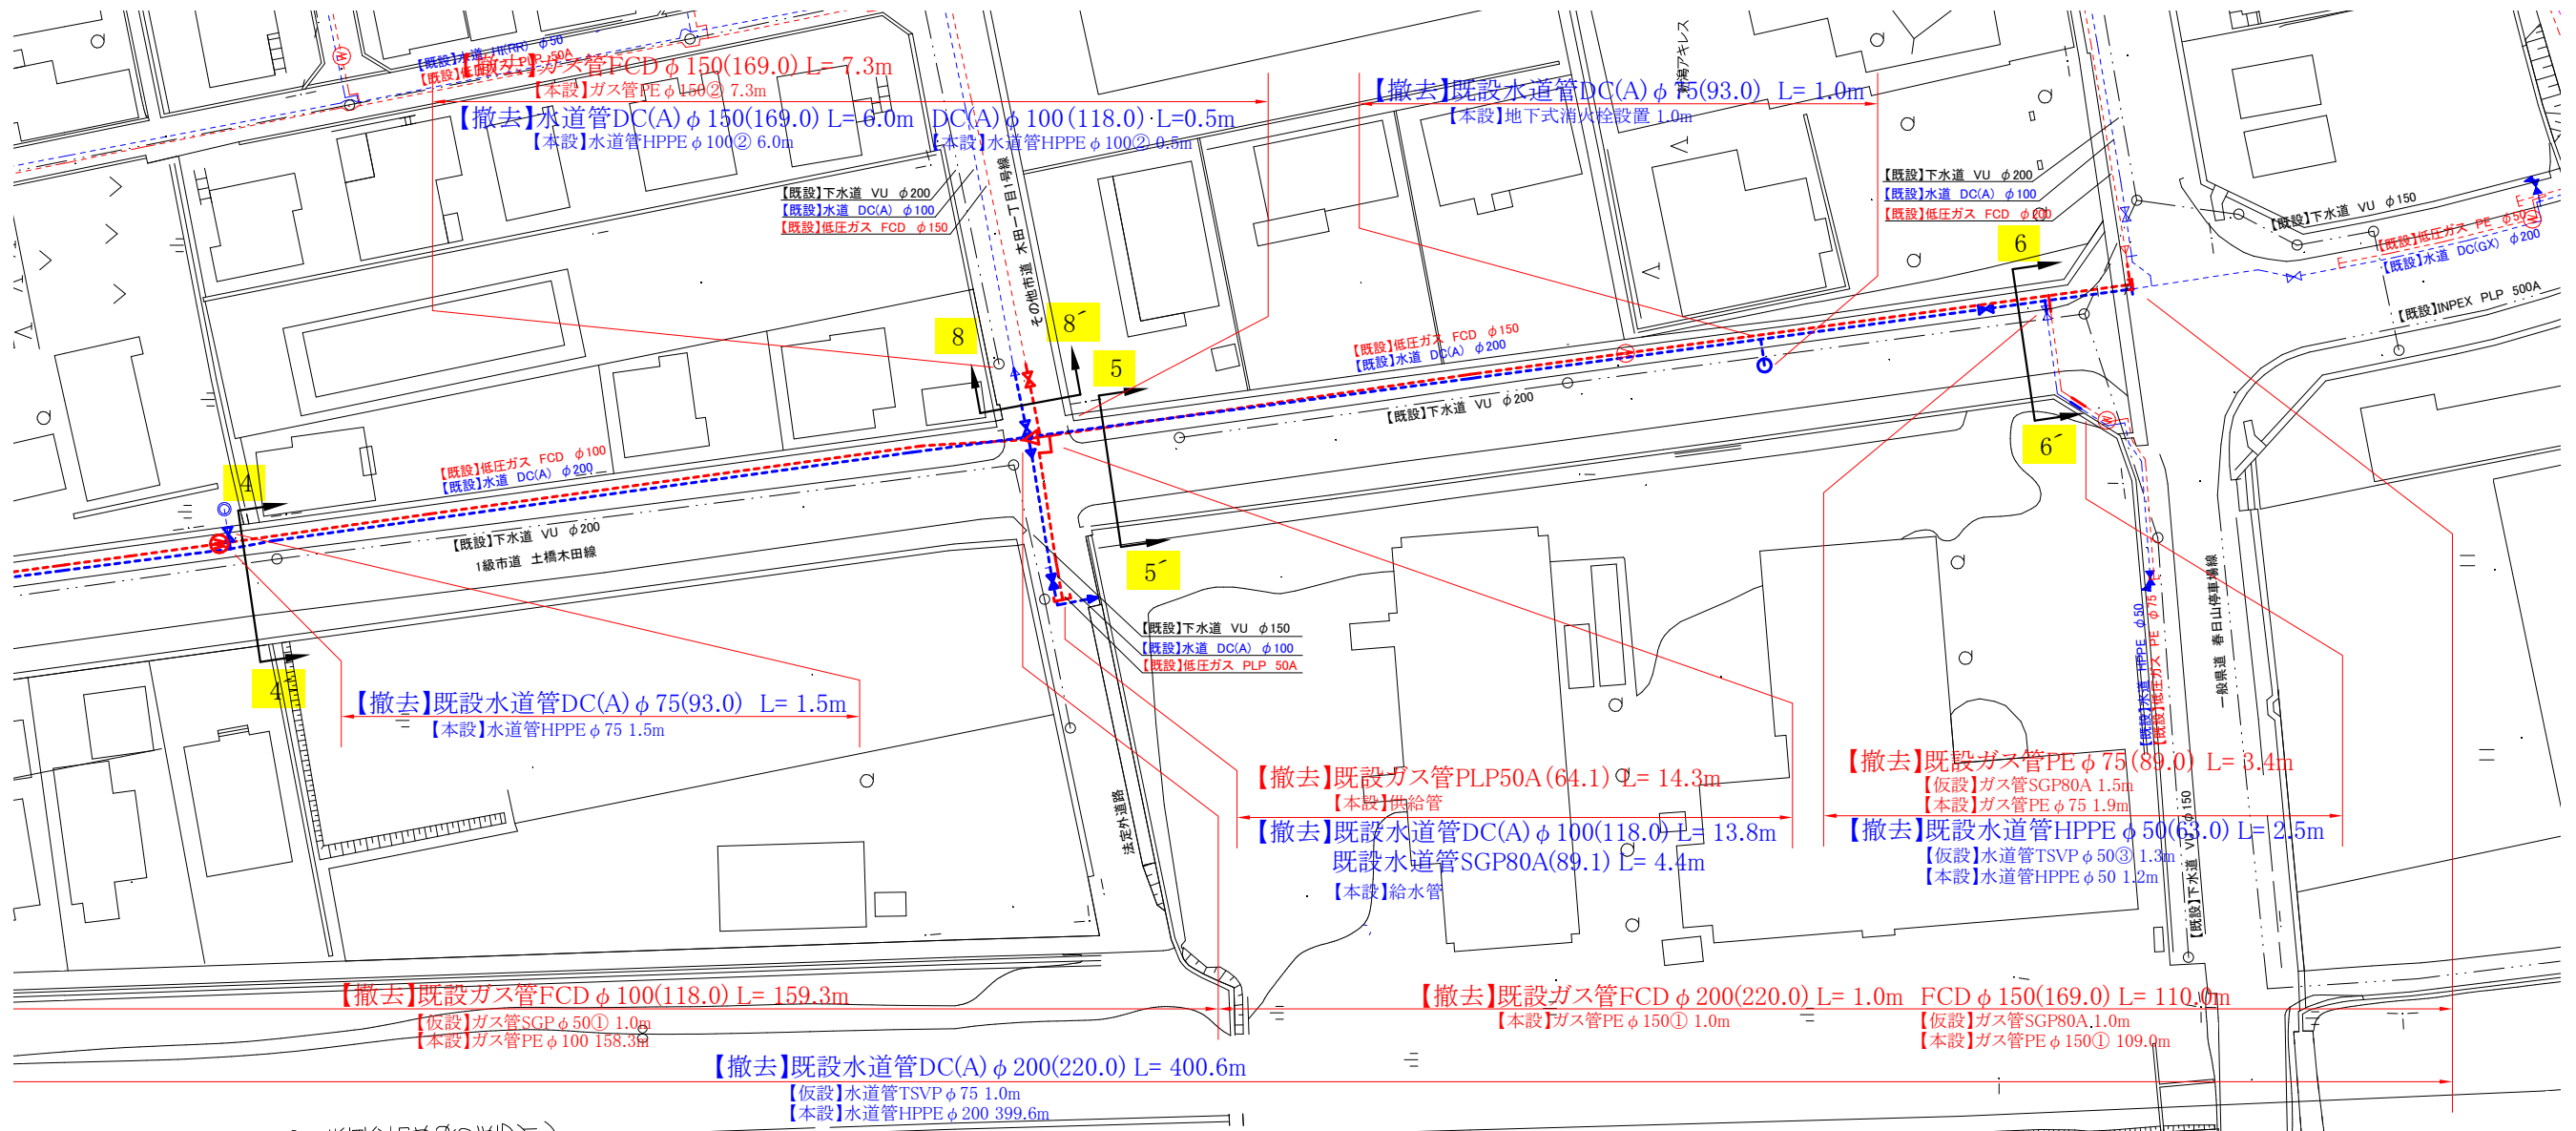


【撤去】平面図3 S=FREE

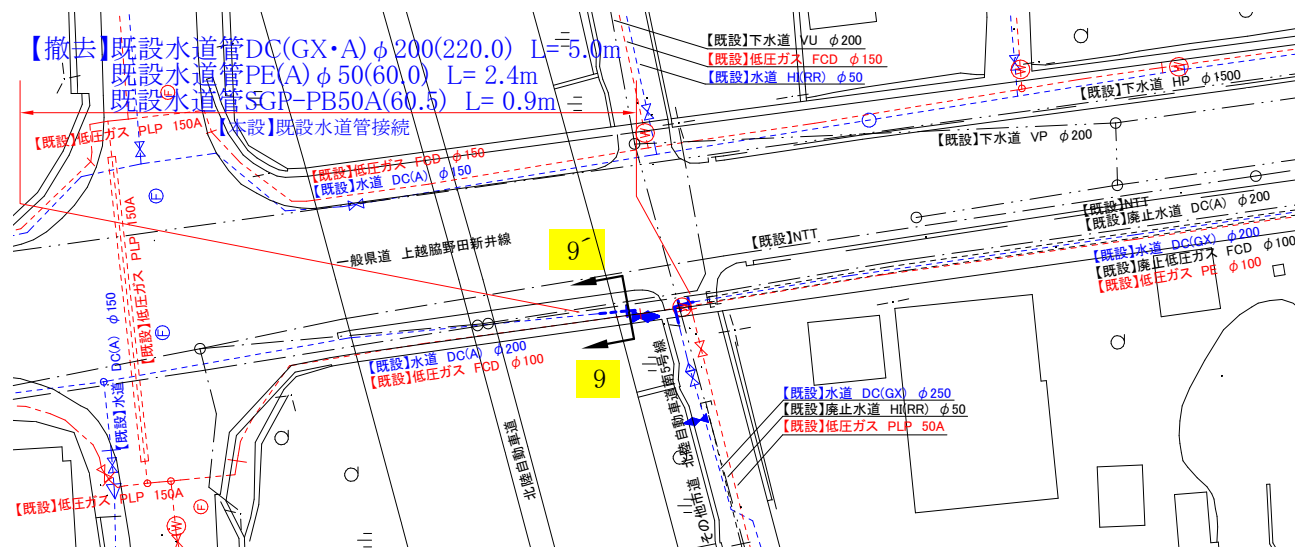

全体図 S=FREE



本復旧平面図1 S=FREE

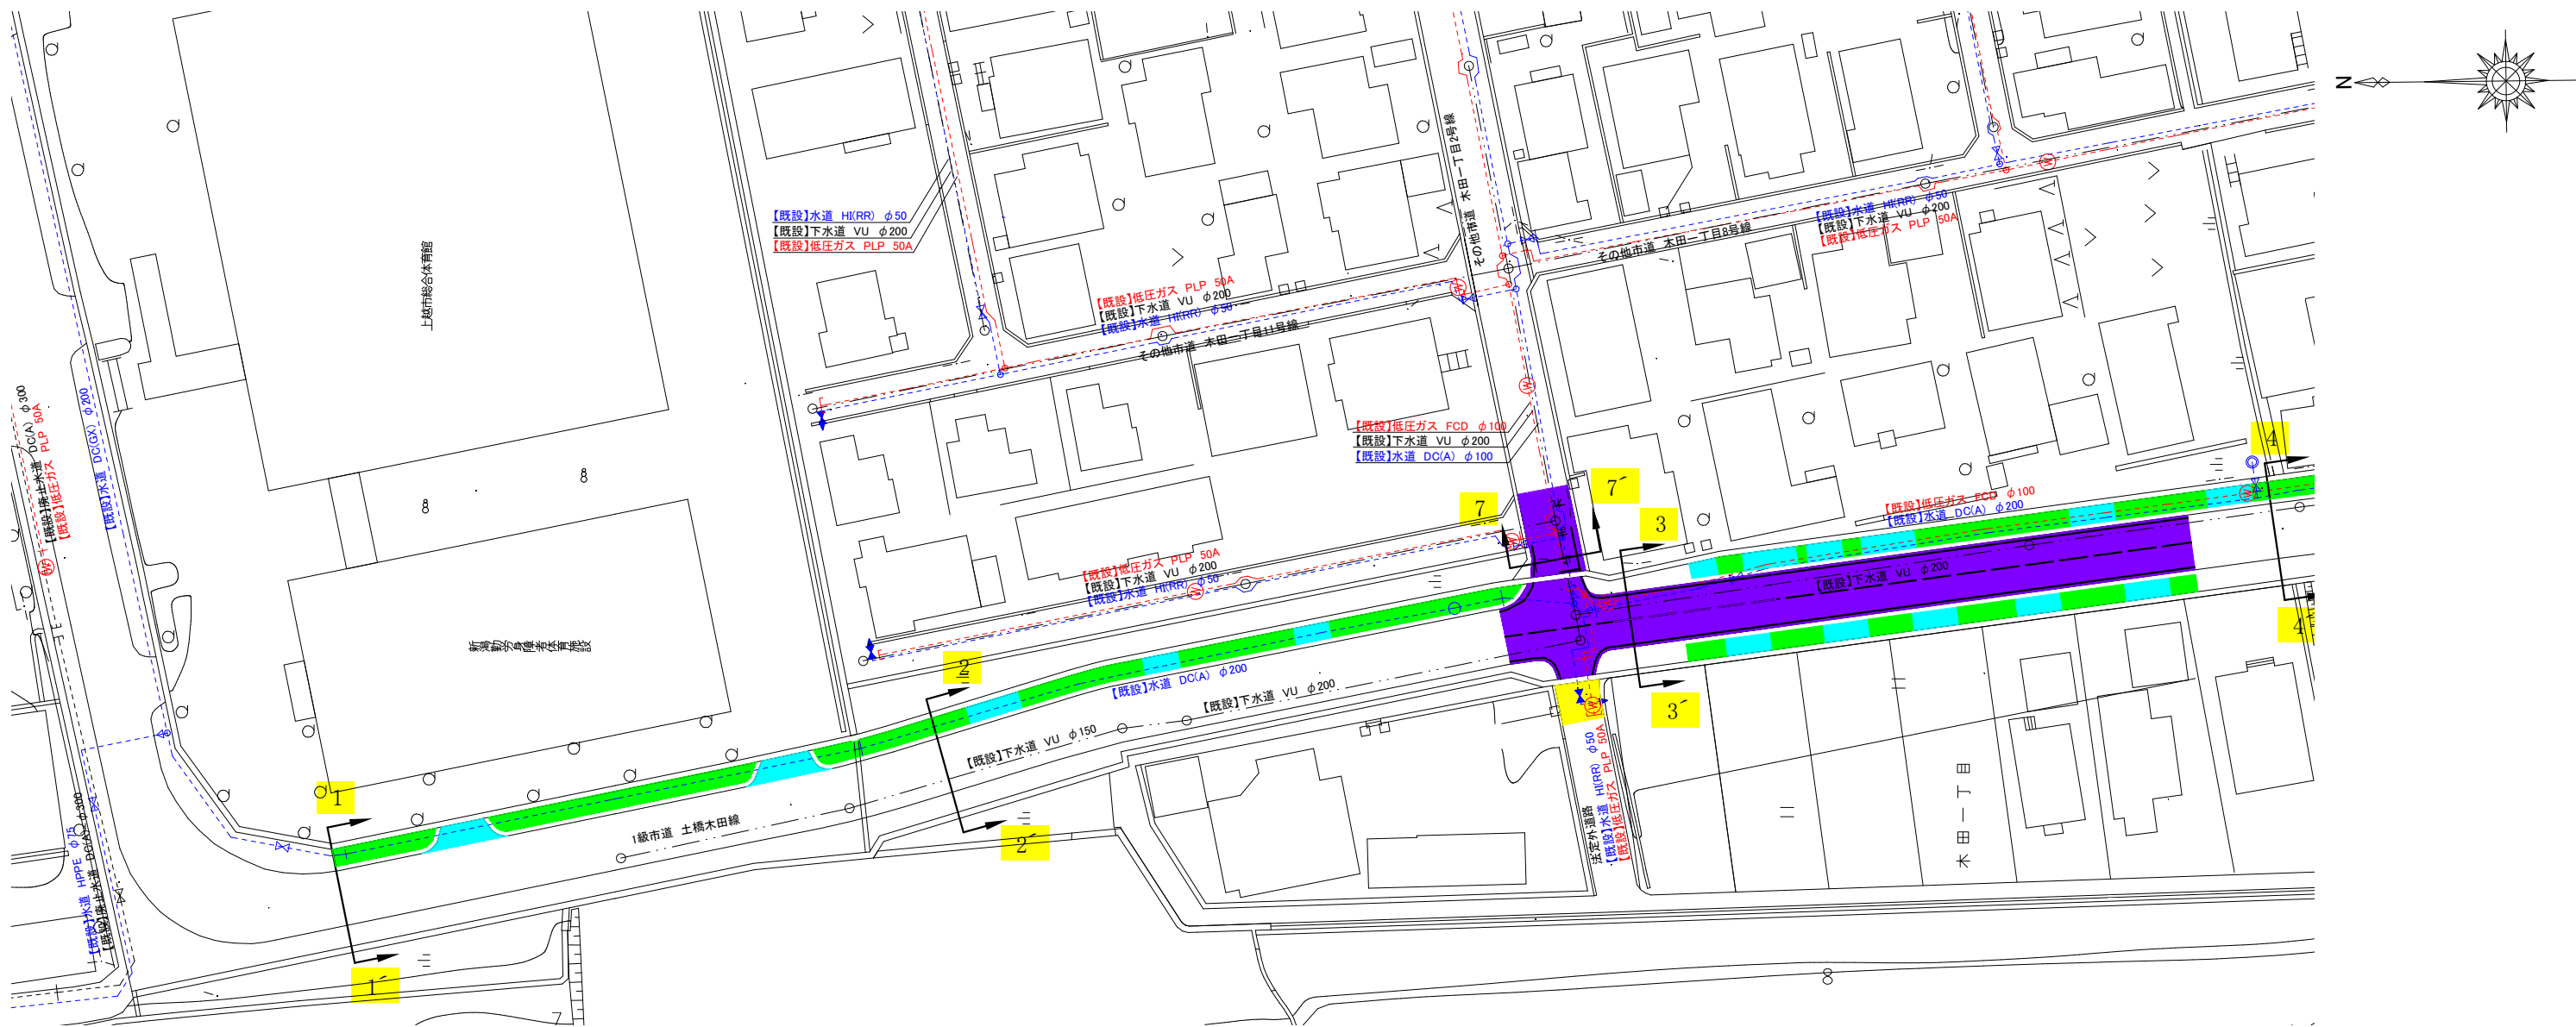


全体図 S=FREE



- 市歩道打換工 A=590㎡(ガス:200㎡ 水道:390㎡)
- 市歩道乗入Ⅰ種打換工 A=234㎡(ガス:89㎡ 水道:145㎡)
- 市道打換工 A=868㎡(ガス:434㎡ 水道:434㎡)
- 法定外道打換工 A=61㎡(ガス:31㎡ 水道:30㎡)
- 県道N5-1打換工 A=50㎡(ガス:25㎡ 水道:25㎡)
- 県道N4(市道取付部)打換工 A=17㎡(ガス:-㎡ 水道:17㎡)
- 県道N4(市道取付部)打換工(仮復旧部) A=6㎡(ガス:-㎡ 水道:6㎡)
- 県歩道インターロッキングブロック復旧 A=4㎡(ガス:-㎡ 水道:4㎡)
- 県歩道インターロッキングブロック復旧(仮復旧部) A=7㎡(ガス:-㎡ 水道:7㎡)

- 舗装版切断 L=289m(ガス:126m 水道:163m)
- 区画線設置(実線 15cm) L=250m(ガス:125m 水道:125m)
- 区画線設置(破線 15cm) L=100m(ガス:50m 水道:50m)
- 区画線設置(ゼブラ 30cm) L=7m(ガス:4m 水道:3m)
- 区画線設置(ゼブラ 45cm) L=36m(ガス:18m 水道:18m)
- 区画線設置(文字・記号) L=16m(ガス:8m 水道:8m)

本復旧平面図2 S=FREE

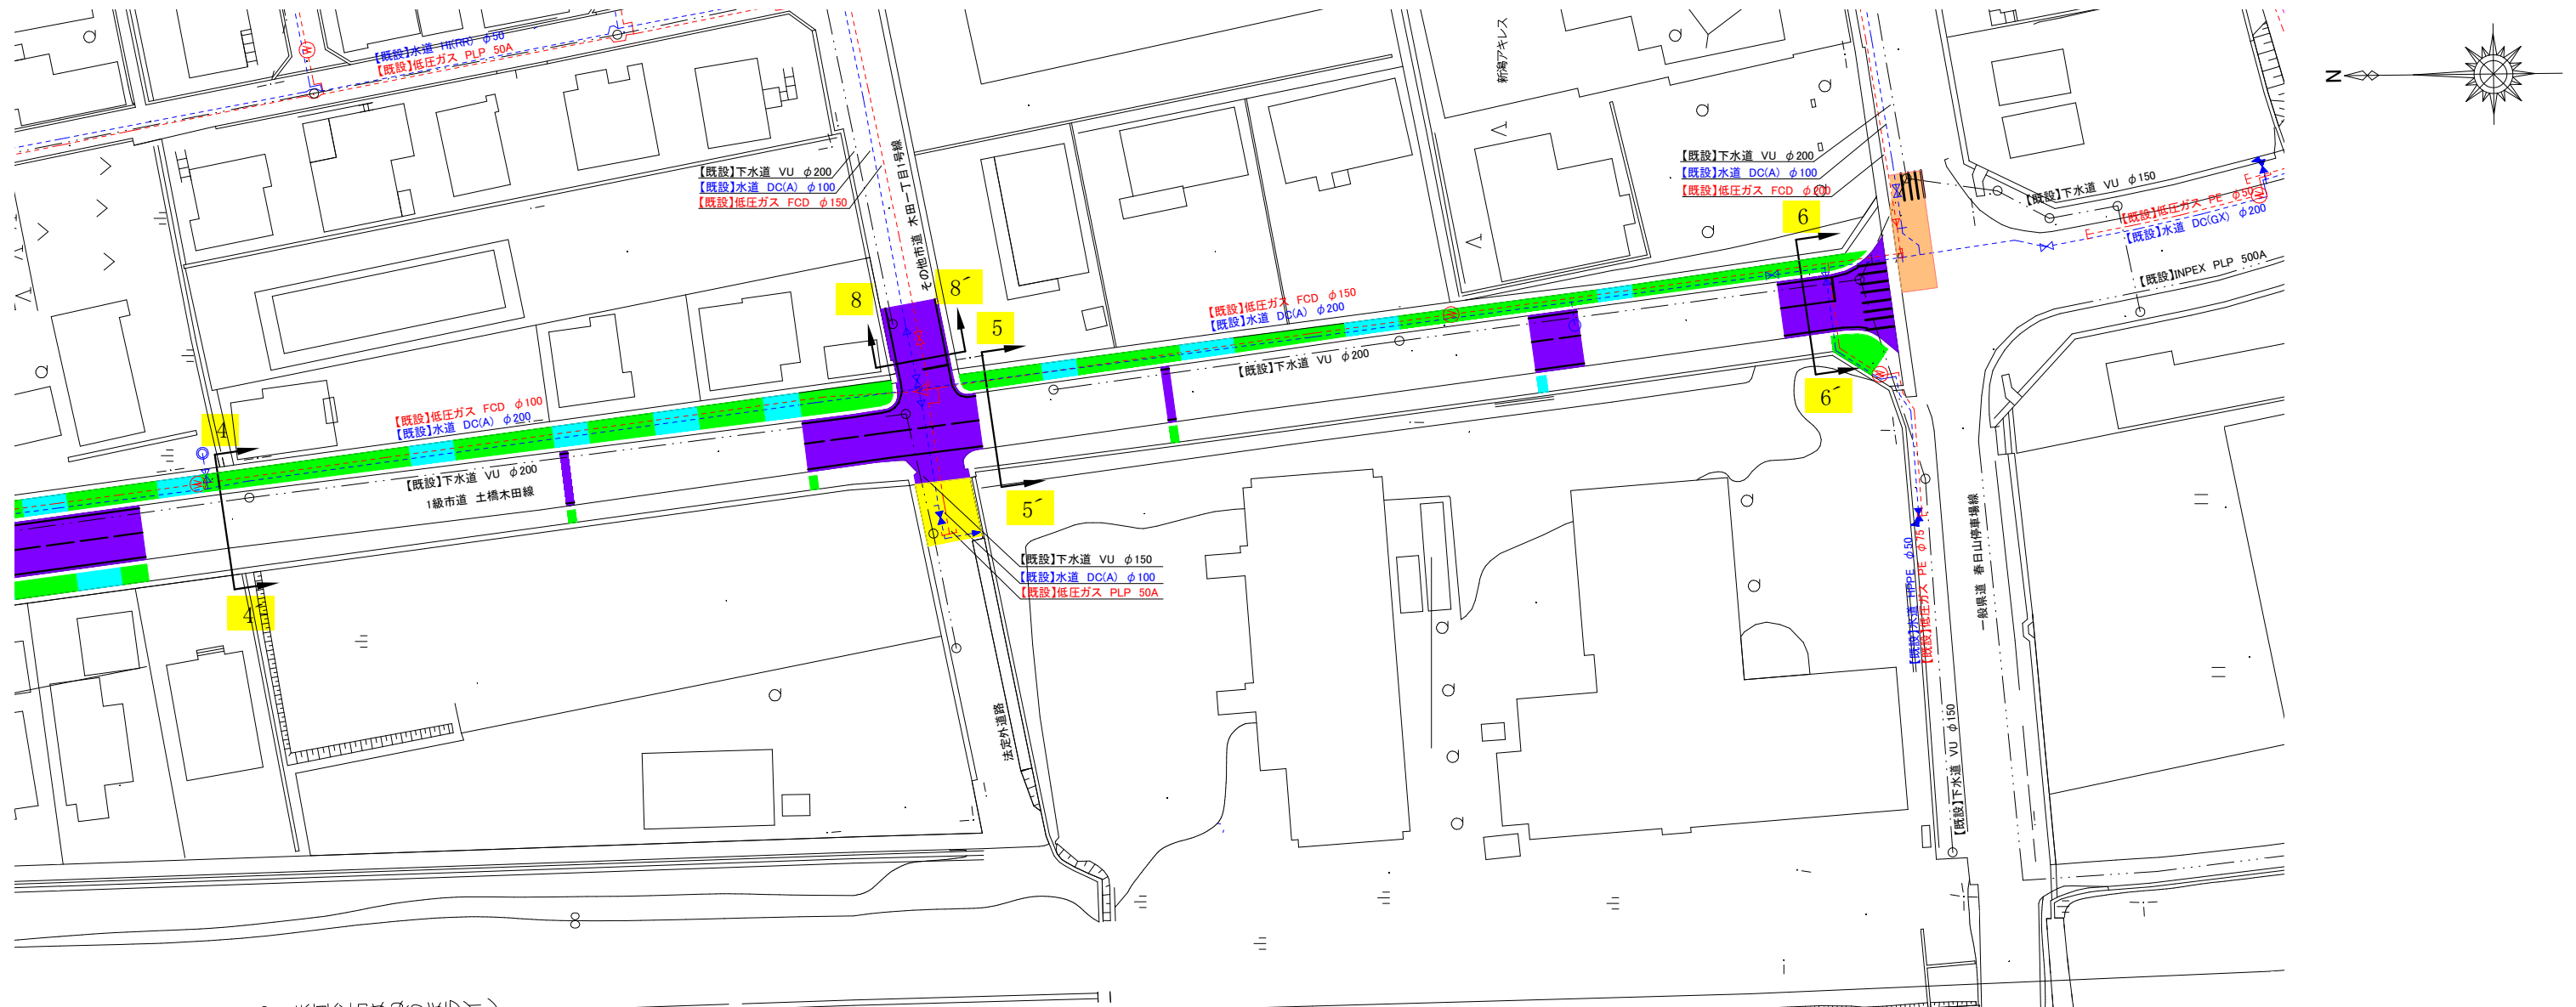


全体図 S=FREE



- 市歩道打換工 A=590㎡(ガス:200㎡ 水道:390㎡)
- 市歩道乗入 I 種打換工 A=234㎡(ガス:89㎡ 水道:145㎡)
- 市道打換工 A=868㎡(ガス:434㎡ 水道:434㎡)
- 法定外道打換工 A=61㎡(ガス:31㎡ 水道:30㎡)
- 県道N5-1打換工 A=50㎡(ガス:25㎡ 水道:25㎡)
- 県道N4(市道取付部)打換工 A=17㎡(ガス:-㎡ 水道:17㎡)
- 県道N4(市道取付部)打換工(仮復旧部) A=6㎡(ガス:-㎡ 水道:6㎡)
- 県歩道インターロッキングブロック復旧 A=4㎡(ガス:-㎡ 水道:4㎡)
- 県歩道インターロッキングブロック復旧(仮復旧部) A=7㎡(ガス:-㎡ 水道:7㎡)

- 舗装版切断 L=289m(ガス:126m 水道:163m)
- 区画線設置(実線 15cm) L=250m(ガス:125m 水道:125m)
- 区画線設置(破線 15cm) L=100m(ガス:50m 水道:50m)
- 区画線設置(ゼブラ 30cm) L=7m(ガス:4m 水道:3m)
- 区画線設置(ゼブラ 45cm) L=36m(ガス:18m 水道:18m)
- 区画線設置(文字・記号) L=16m(ガス:8m 水道:8m)

本復旧平面図3 S=FREE

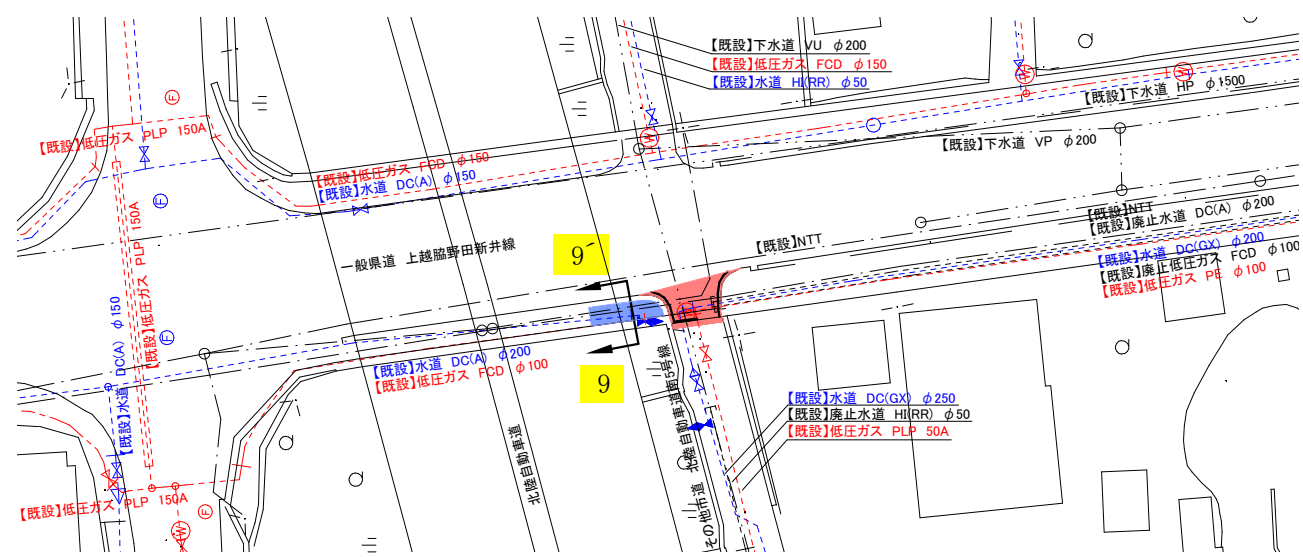

全体図 S=FREE



- 市歩道打換工 A=590㎡(ガス:200㎡ 水道:390㎡)
- 市歩道乗入 I 種打換工 A=234㎡(ガス:89㎡ 水道:145㎡)
- 市道打換工 A=868㎡(ガス:434㎡ 水道:434㎡)
- 法定外道打換工 A=61㎡(ガス:31㎡ 水道:30㎡)
- 県道N5-1打換工 A=50㎡(ガス:25㎡ 水道:25㎡)
- 県道N4(市道取付部)打換工 A=17㎡(ガス:-㎡ 水道:17㎡)
- 県道N4(市道取付部)打換工(仮復旧部) A=6㎡(ガス:-㎡ 水道:6㎡)
- 県歩道インターロッキングブロック復旧 A=4㎡(ガス:-㎡ 水道:4㎡)
- 県歩道インターロッキングブロック復旧(仮復旧部) A=7㎡(ガス:-㎡ 水道:7㎡)

- 舗装版切断 L=289m(ガス:126m 水道:163m)
- 区画線設置(実線 15cm) L=250m(ガス:125m 水道:125m)
- 区画線設置(破線 15cm) L=100m(ガス:50m 水道:50m)
- 区画線設置(ゼブラ 30cm) L=7m(ガス:4m 水道:3m)
- 区画線設置(ゼブラ 45cm) L=36m(ガス:18m 水道:18m)
- 区画線設置(文字・記号) L=16m(ガス:8m 水道:8m)