




【仮設】平面図 S=1:500

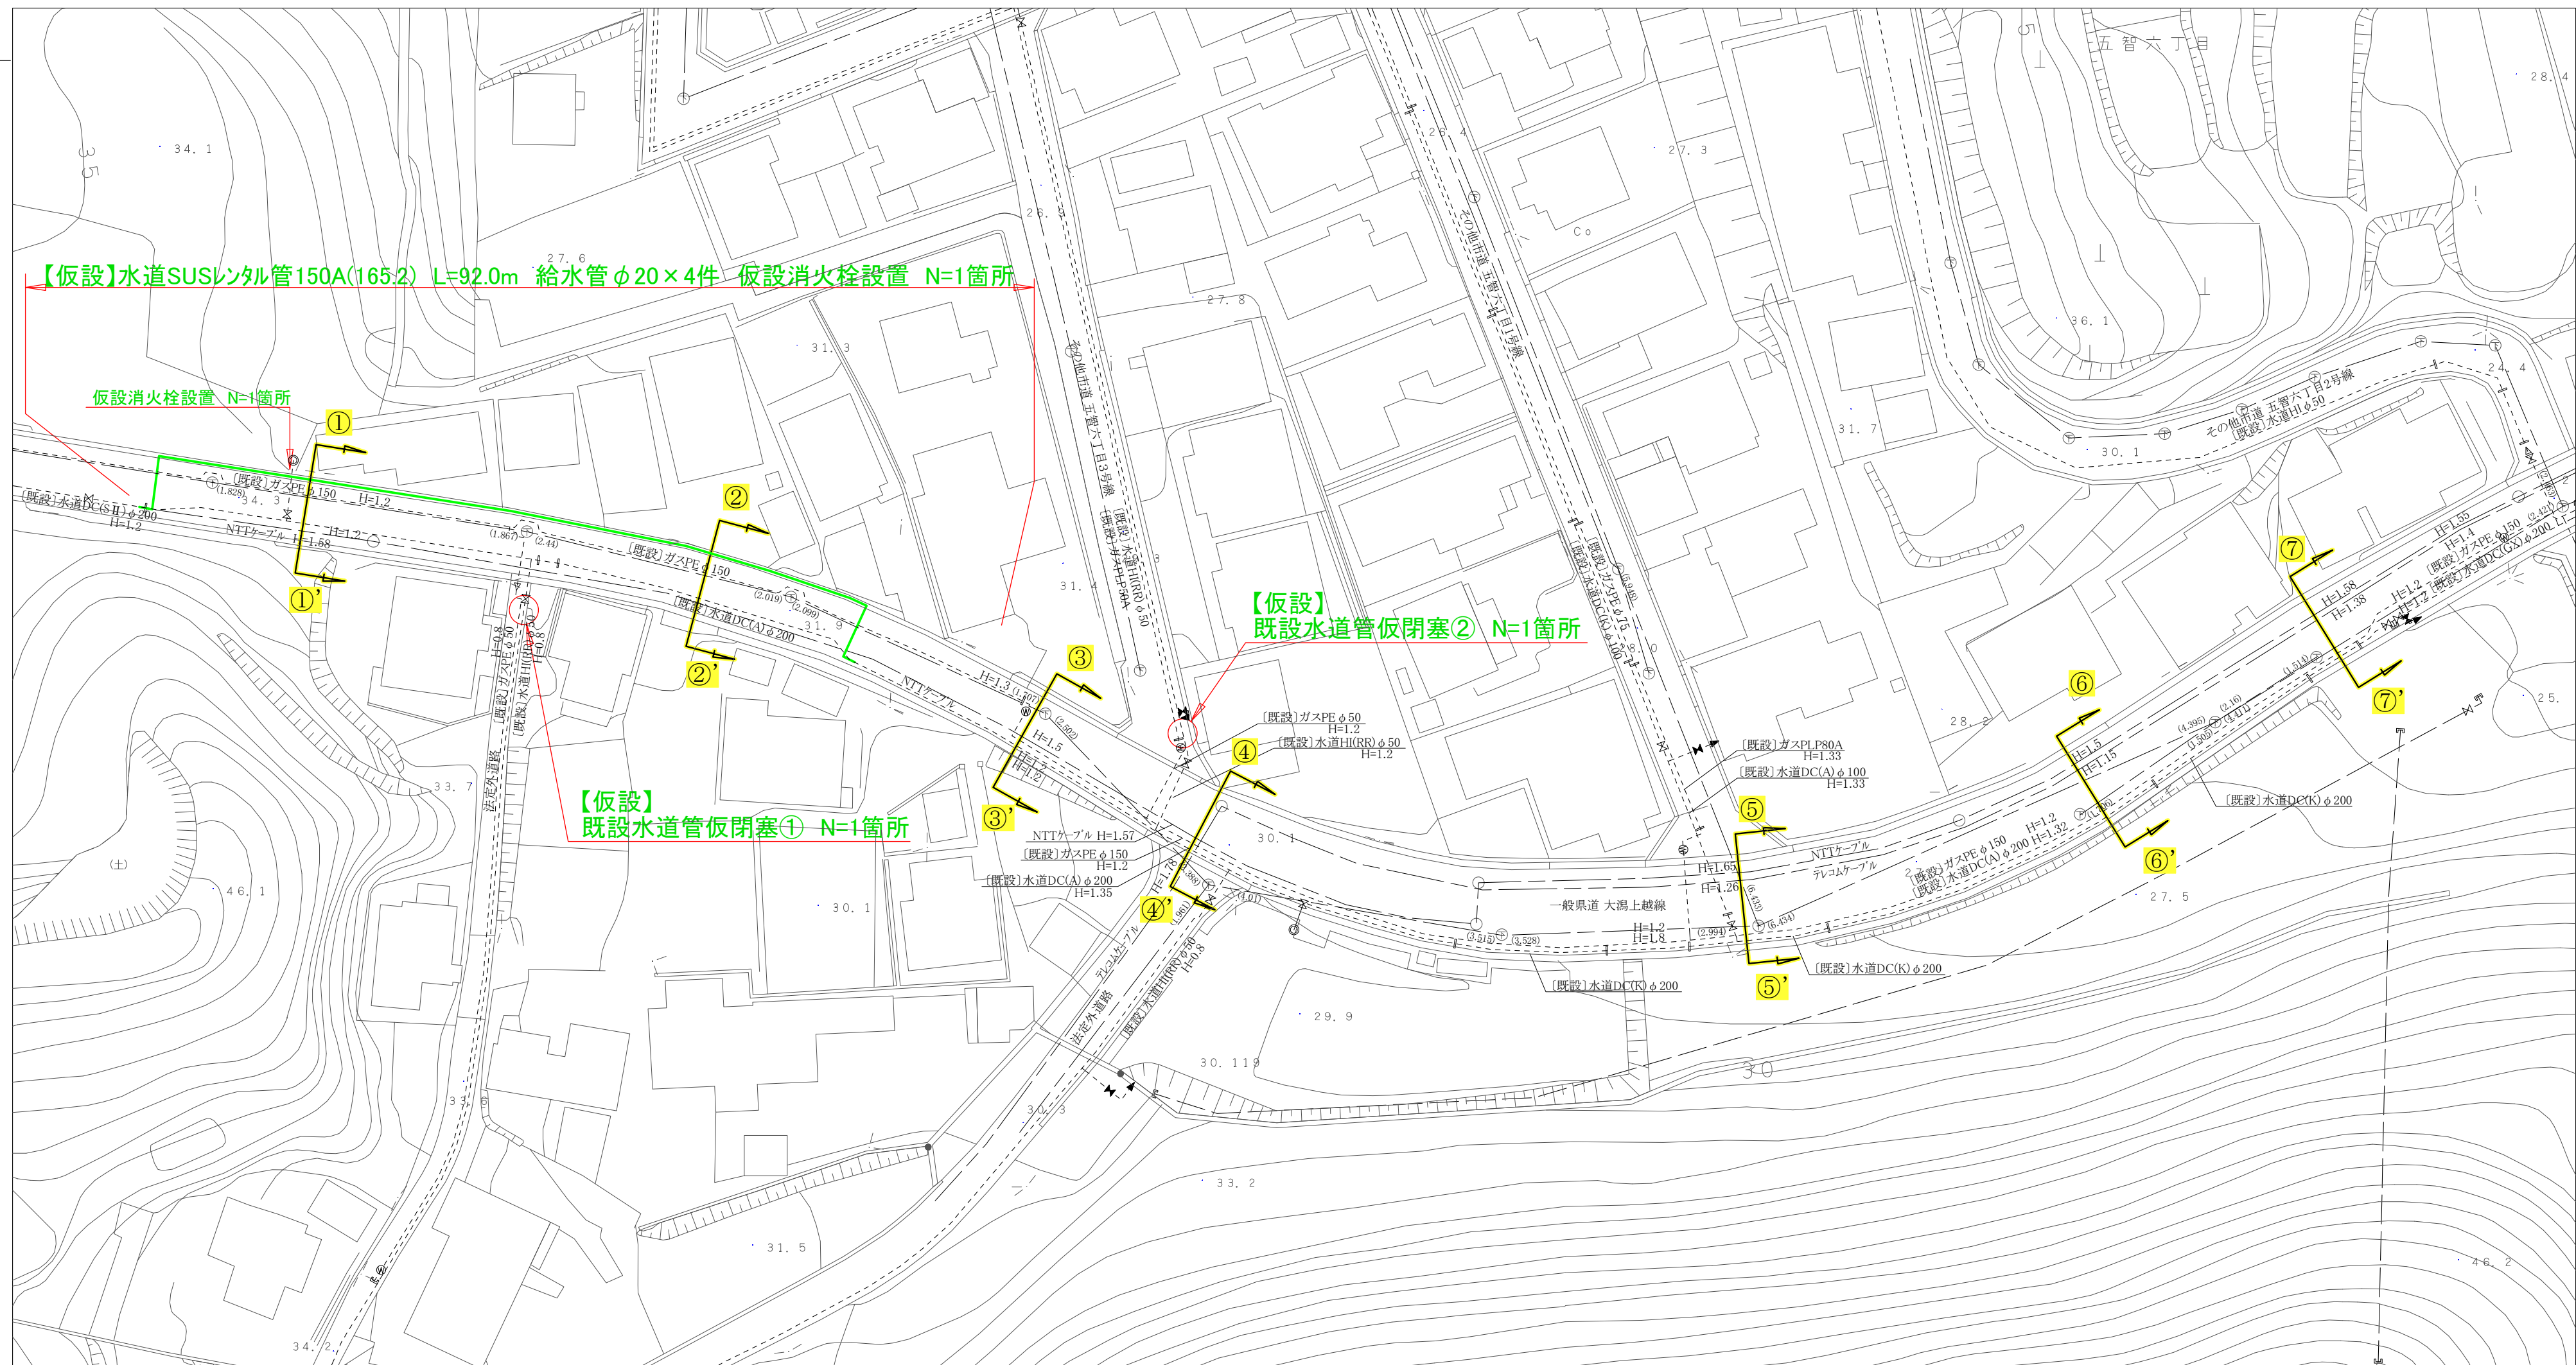

コメント					
路線・河川	一般県道 大湯上越線 他				
工事場所 及び 工事名	上越市 五智6丁目 地内				
	水道管入替工事				
図面名	【仮設】平面図				
縮尺	図示		図面番号		5-1
課長	副課長	係長	検査	設計	
上越市ガス水道局					







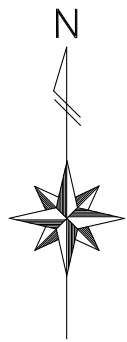


【本設】平面図 S=1:500

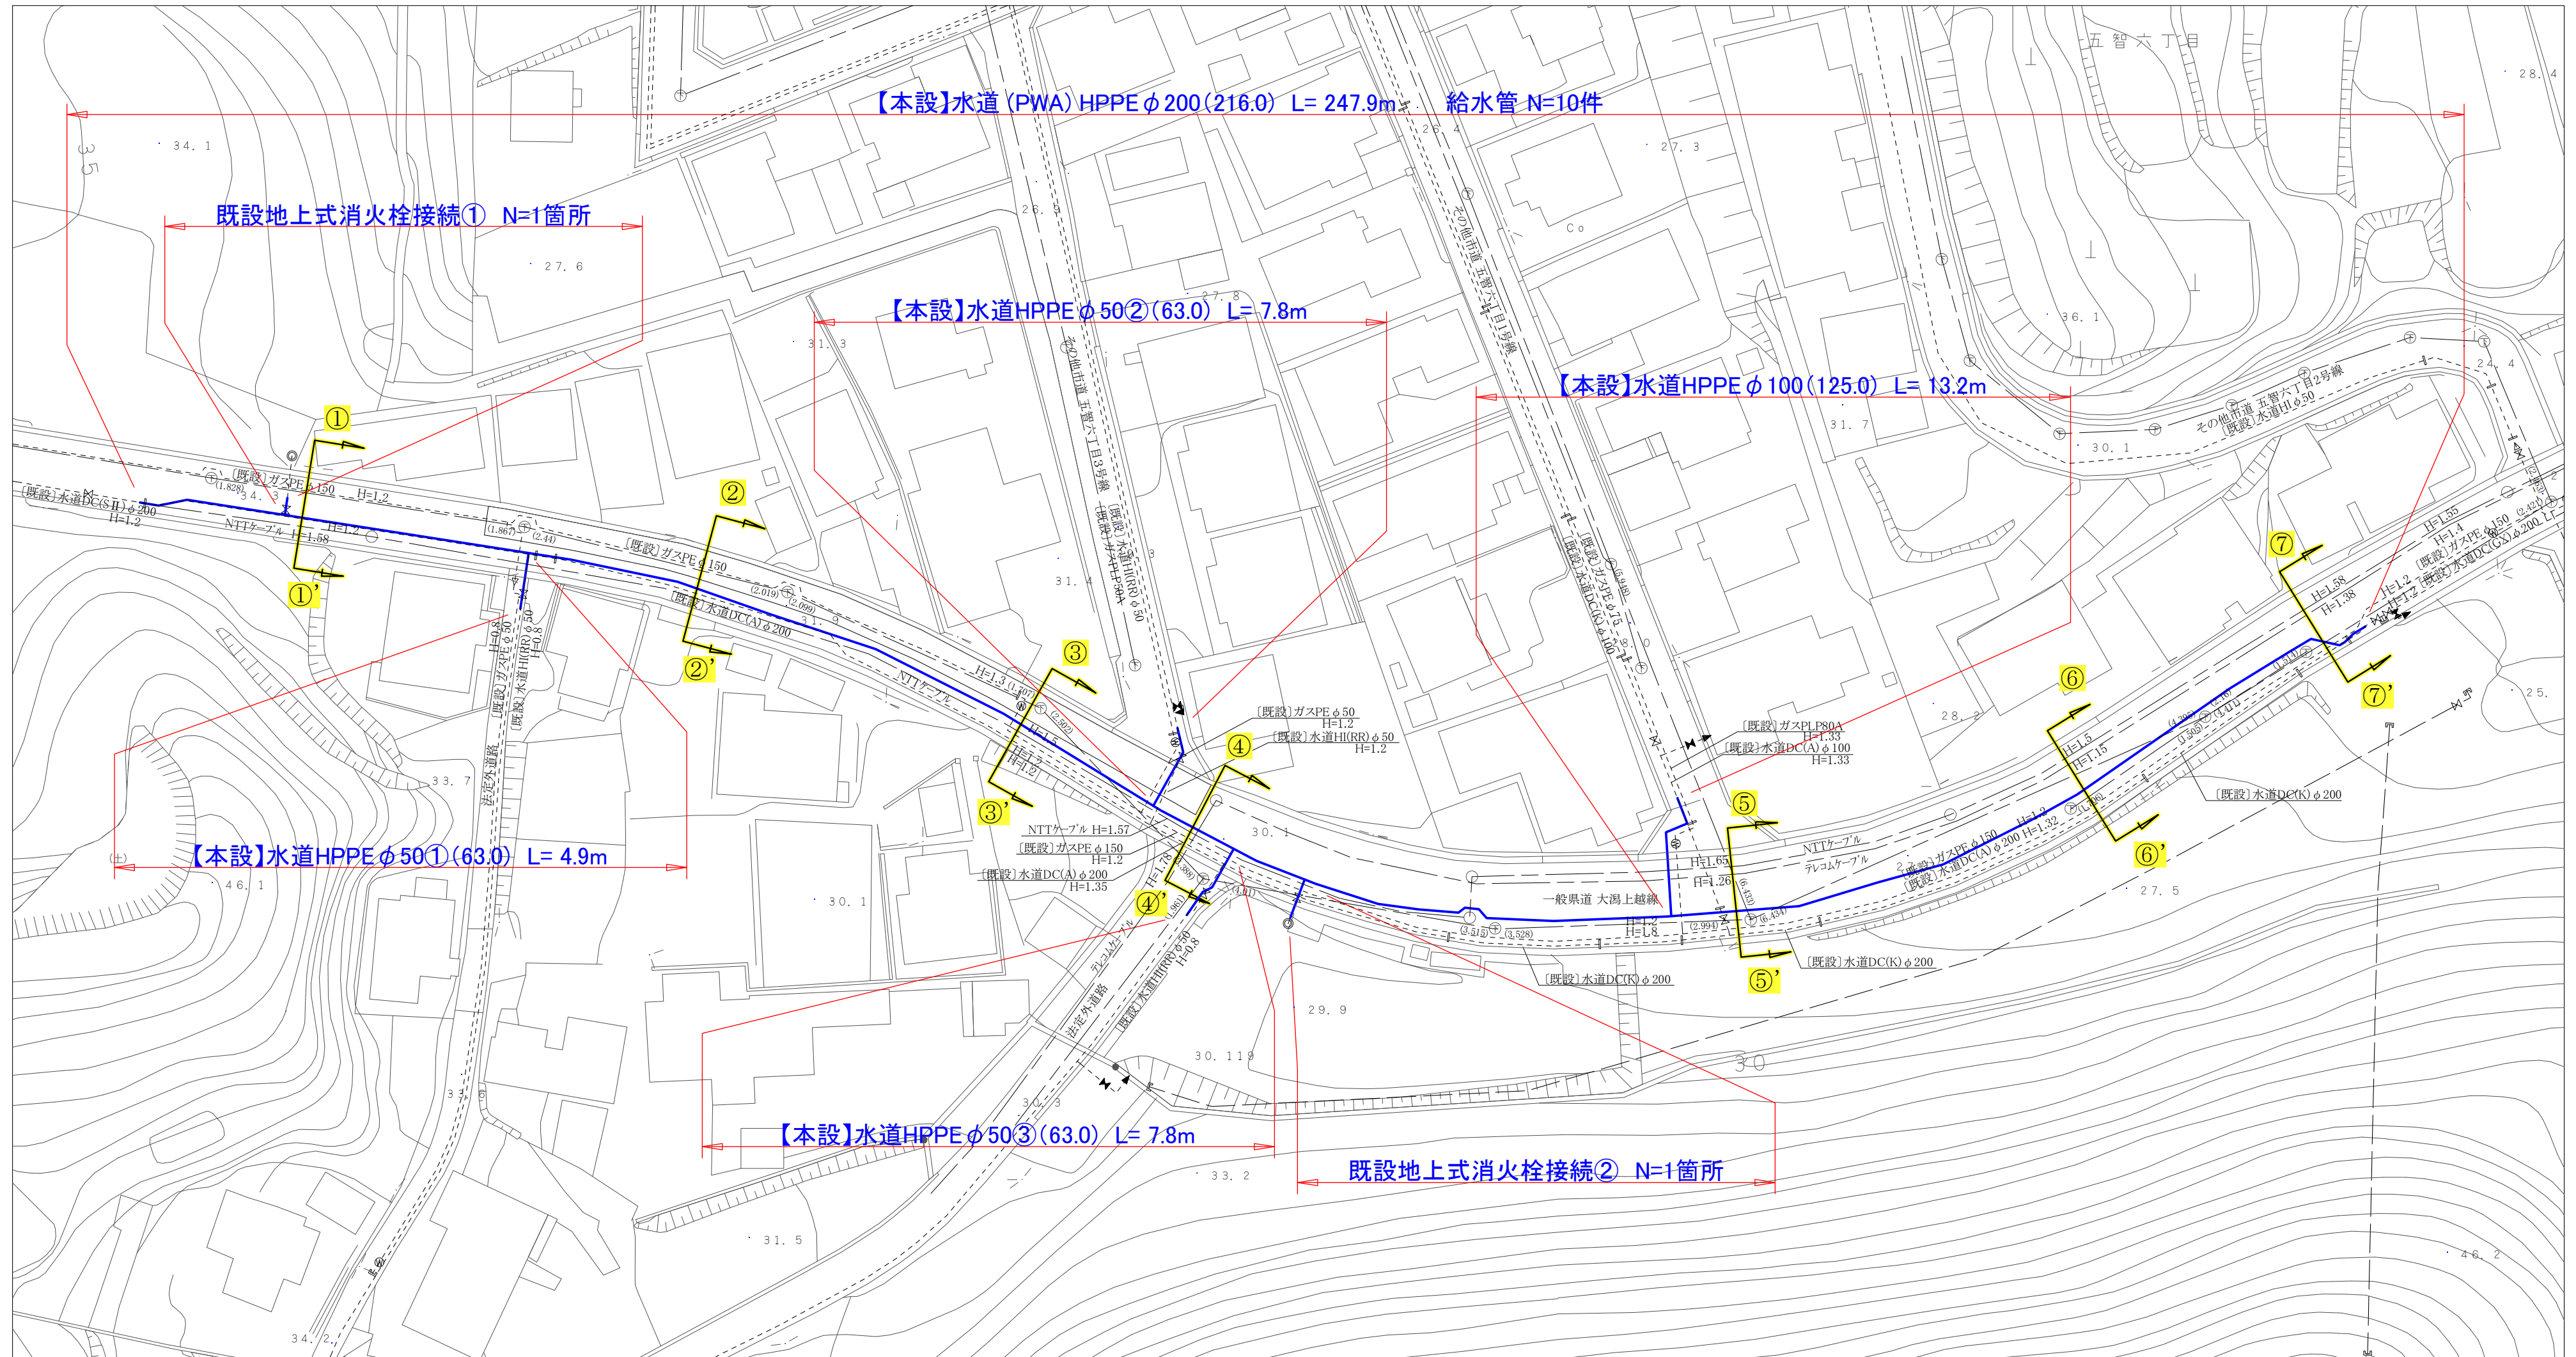

コメント					
路線・河川	一般県道 大潟上越線 他				
工事場所 及び 工事名	上越市 五智6丁目 地内				
	水道管入替工事				
図面名	【本設】平面図				
縮尺	図示		図面番号		5-2
課長	副課長	係長	検査	設計	
上越市ガス水道局					


横断図 S=1:100

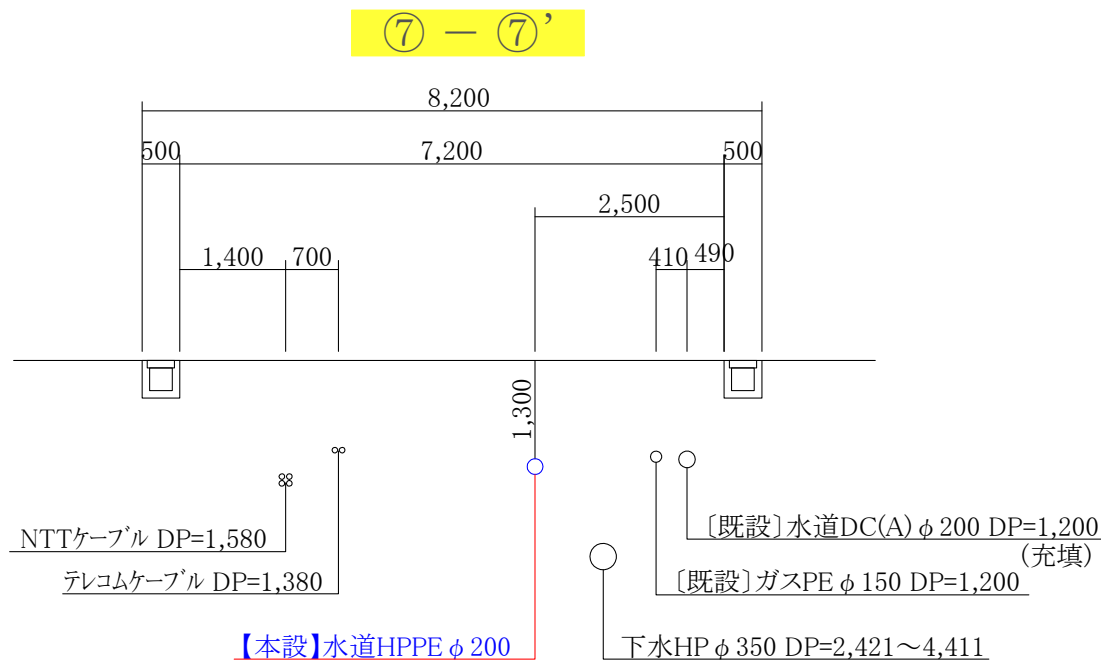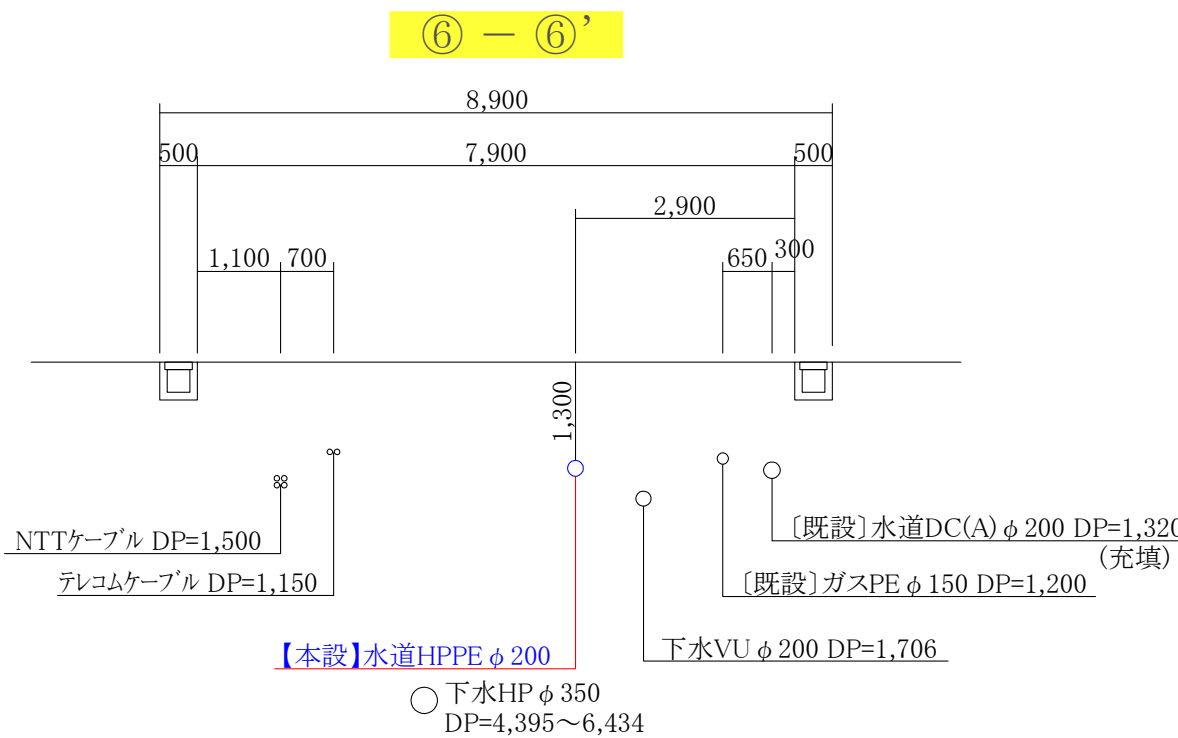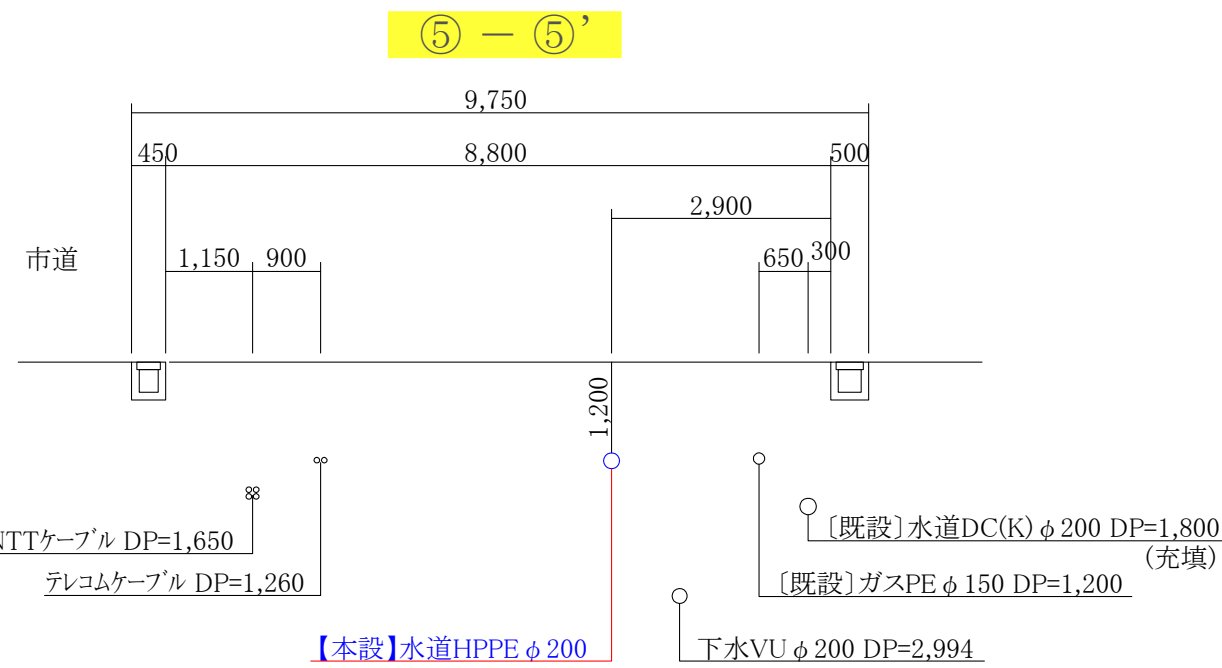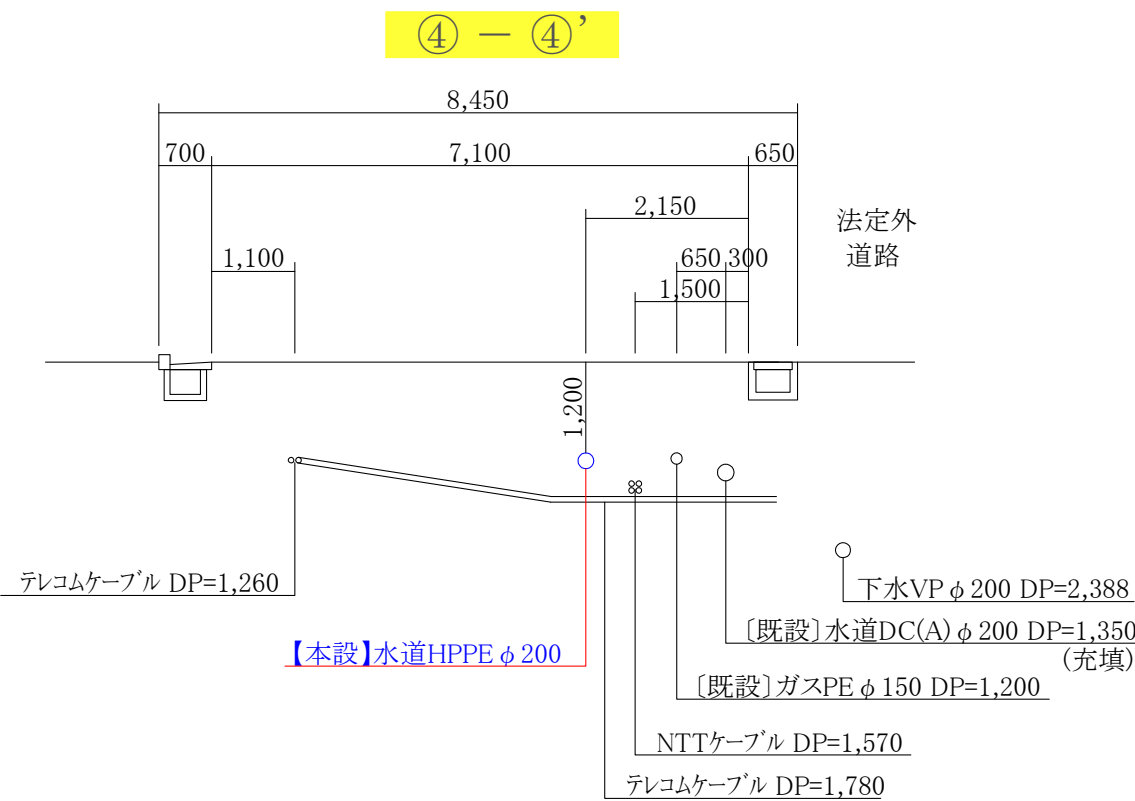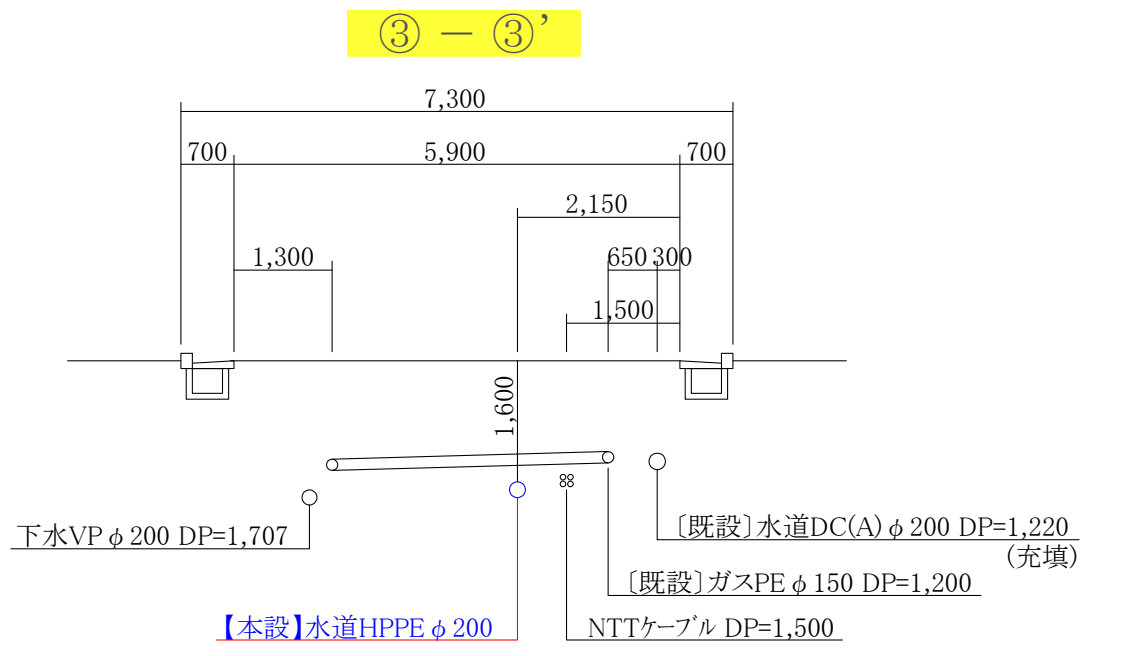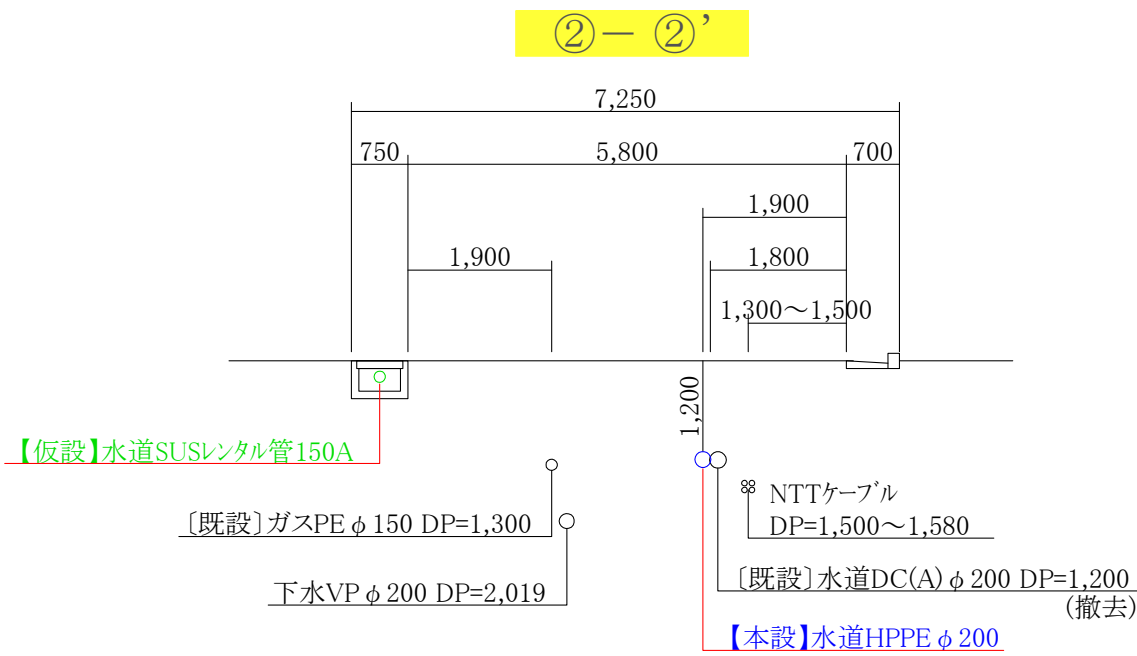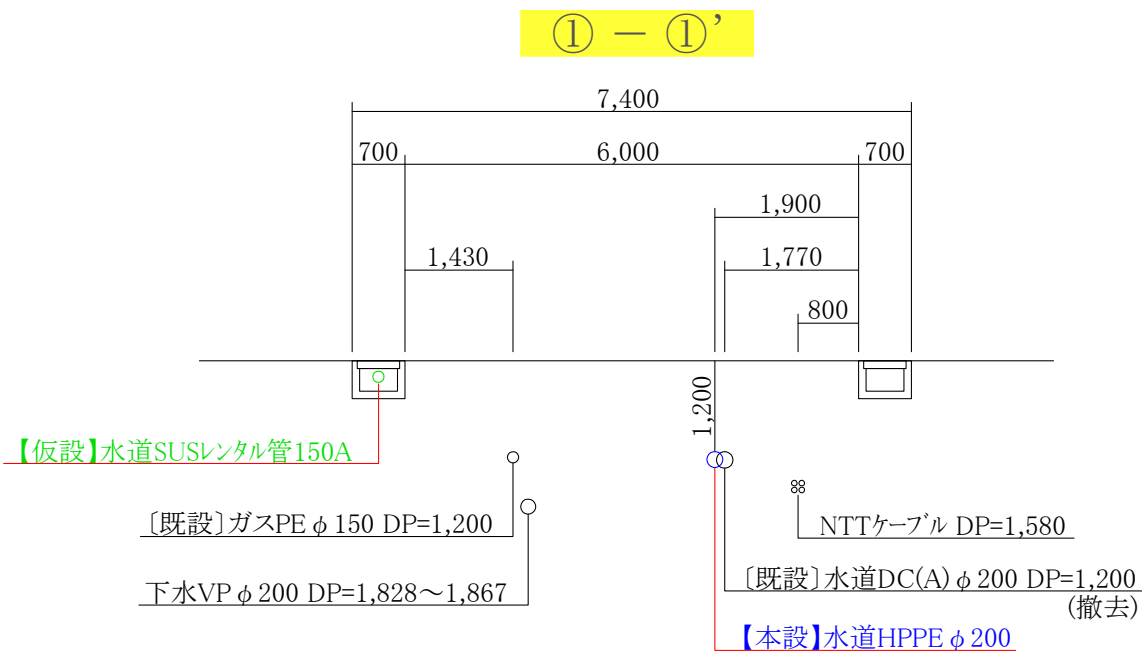

コメント					
路線・河川	一般県道 大潟上越線 他				
工事場所 及び 工事名	上越市 五智6丁目 地内				
	水道管入替工事				
図面名	横断図				
縮尺	図示		図面番号		5-3
課長	副課長	係長	検査	設計	
上越市ガス水道局					


【仮設】水道配管詳細図 S=FREE

REPCS-G型 資材表記 一覧			
資材名称	記号	資材名称	記号
直 管	〰	レギュレーター	△
フレキ管	〰〰〰	取り出し短管	●
エルボ	┐	仮設 消火栓	⊕
チーズ	┐┐		
バルブ	⌵	仮設 空気弁	Ⓐ
受け×受け	⌵⌵		
受け×グルーピング、リング	○—	撤去用直管	〰—
挿し×グルーピング、リング	—○		

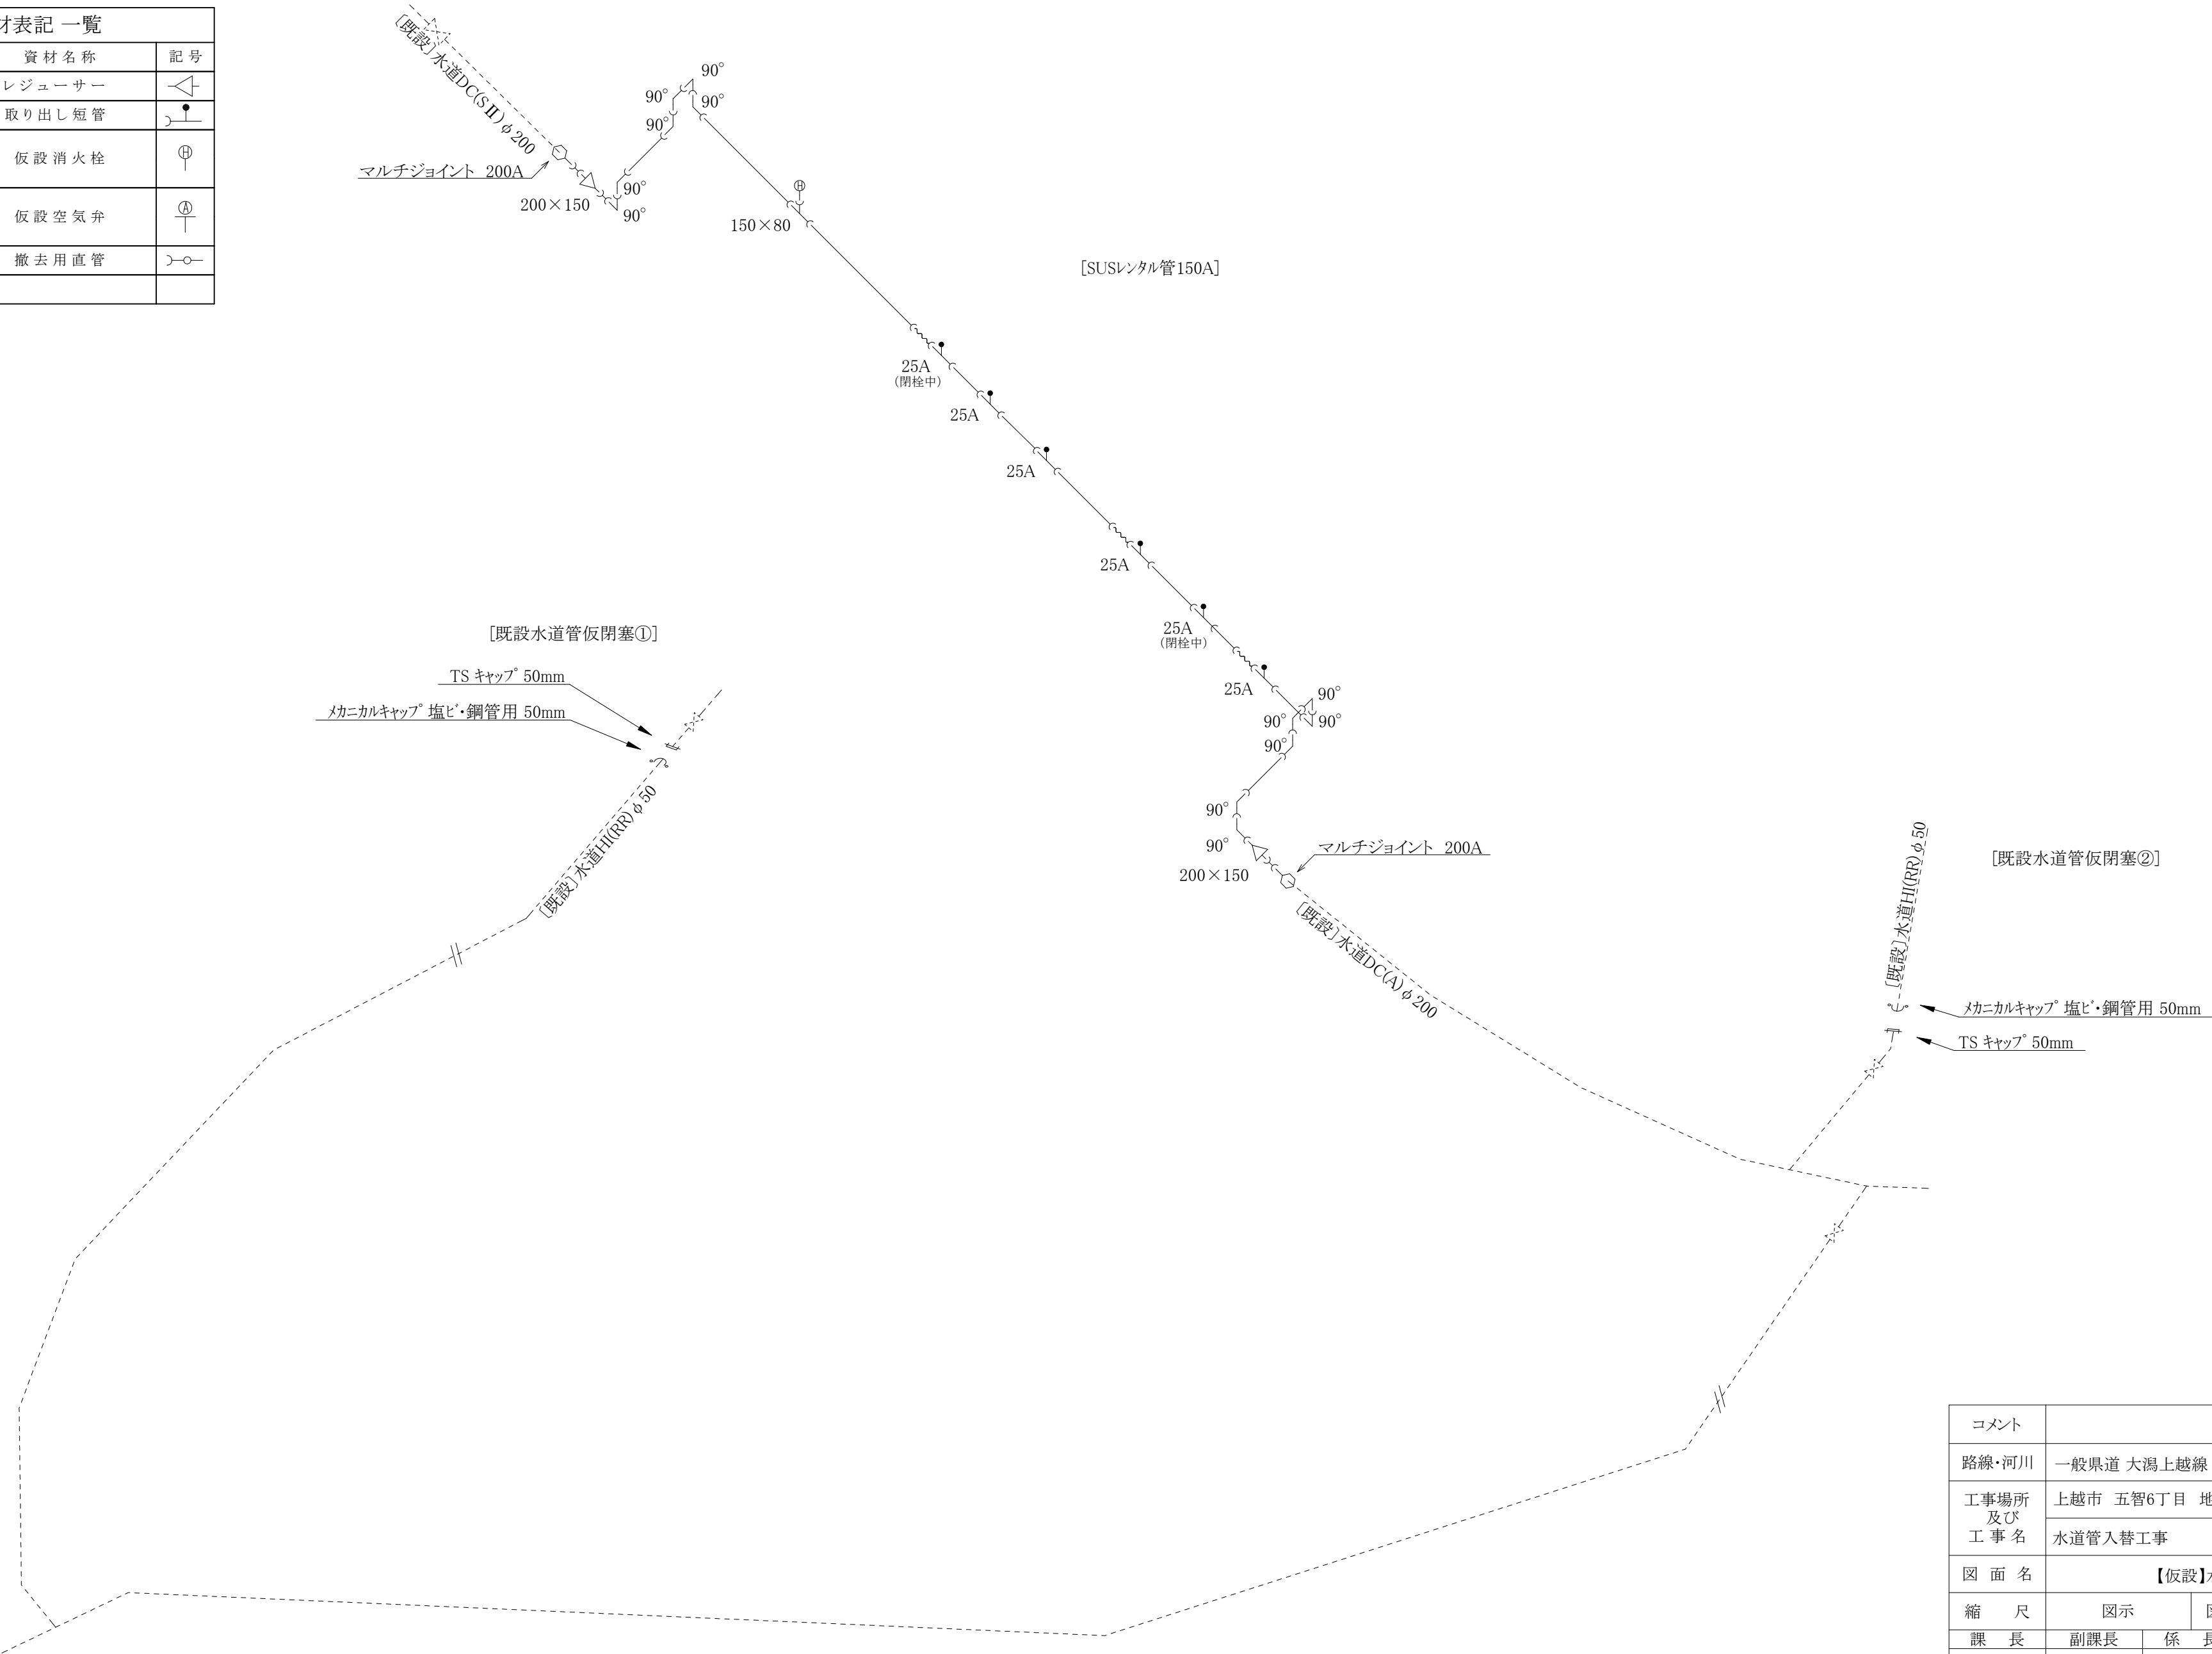



コメント					
路線・河川	一般県道 大潟上越線 他				
工事場所 及び 工 事 名	上越市 五智6丁目 地内				
	水道管入替工事				
図 面 名	【仮設】水道配管詳細図				
縮 尺	図示		図面番号		5-4
課 長	副課長	係 長	検 査	設 計	
上 越 市 ガ ス 水 道 局					

【本設】水道配管詳細図 S=FREE

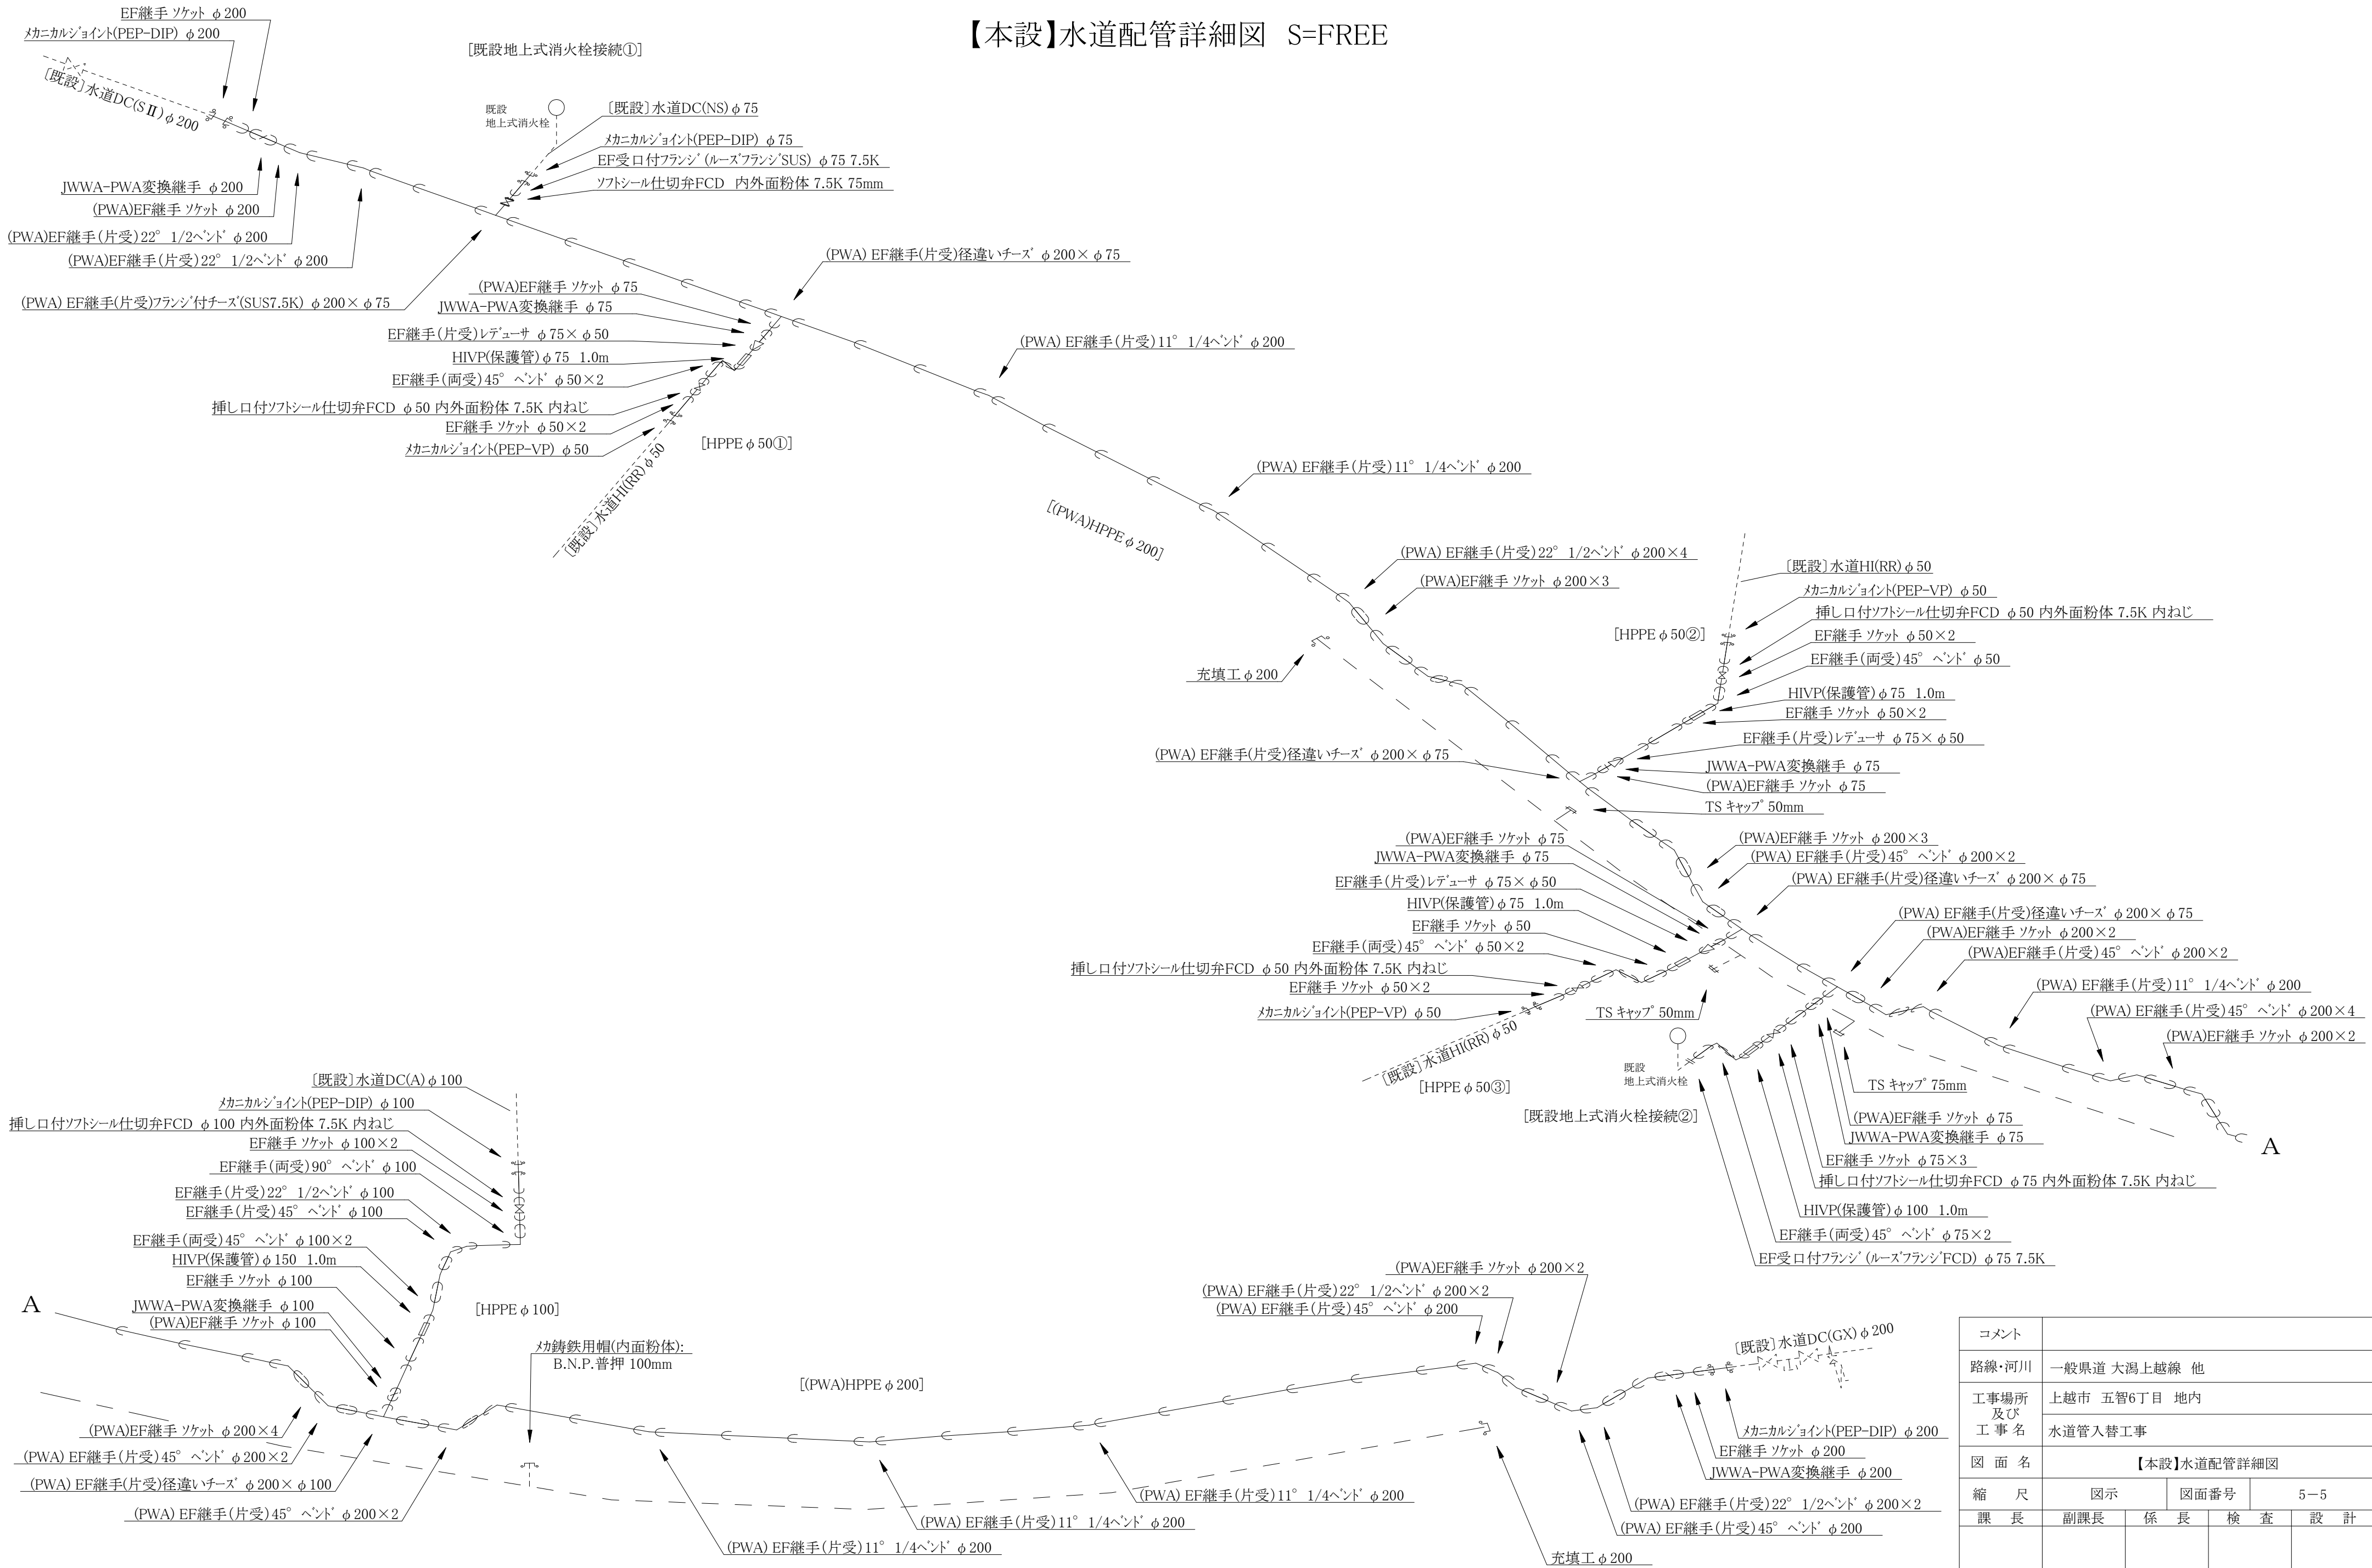

コメント				
路線・河川	一般県道 大潟上越線 他			
工事場所 及び 工事名	上越市 五智6丁目 地内 水道管入替工事			
図 面 名	【本設】水道配管詳細図			
縮 尺	図示	図面番号	5-5	
課 長	副課長	係 長	検 査	設 計
上 越 市 ガ ス 水 道 局				

 本復旧平面図 S=FREE

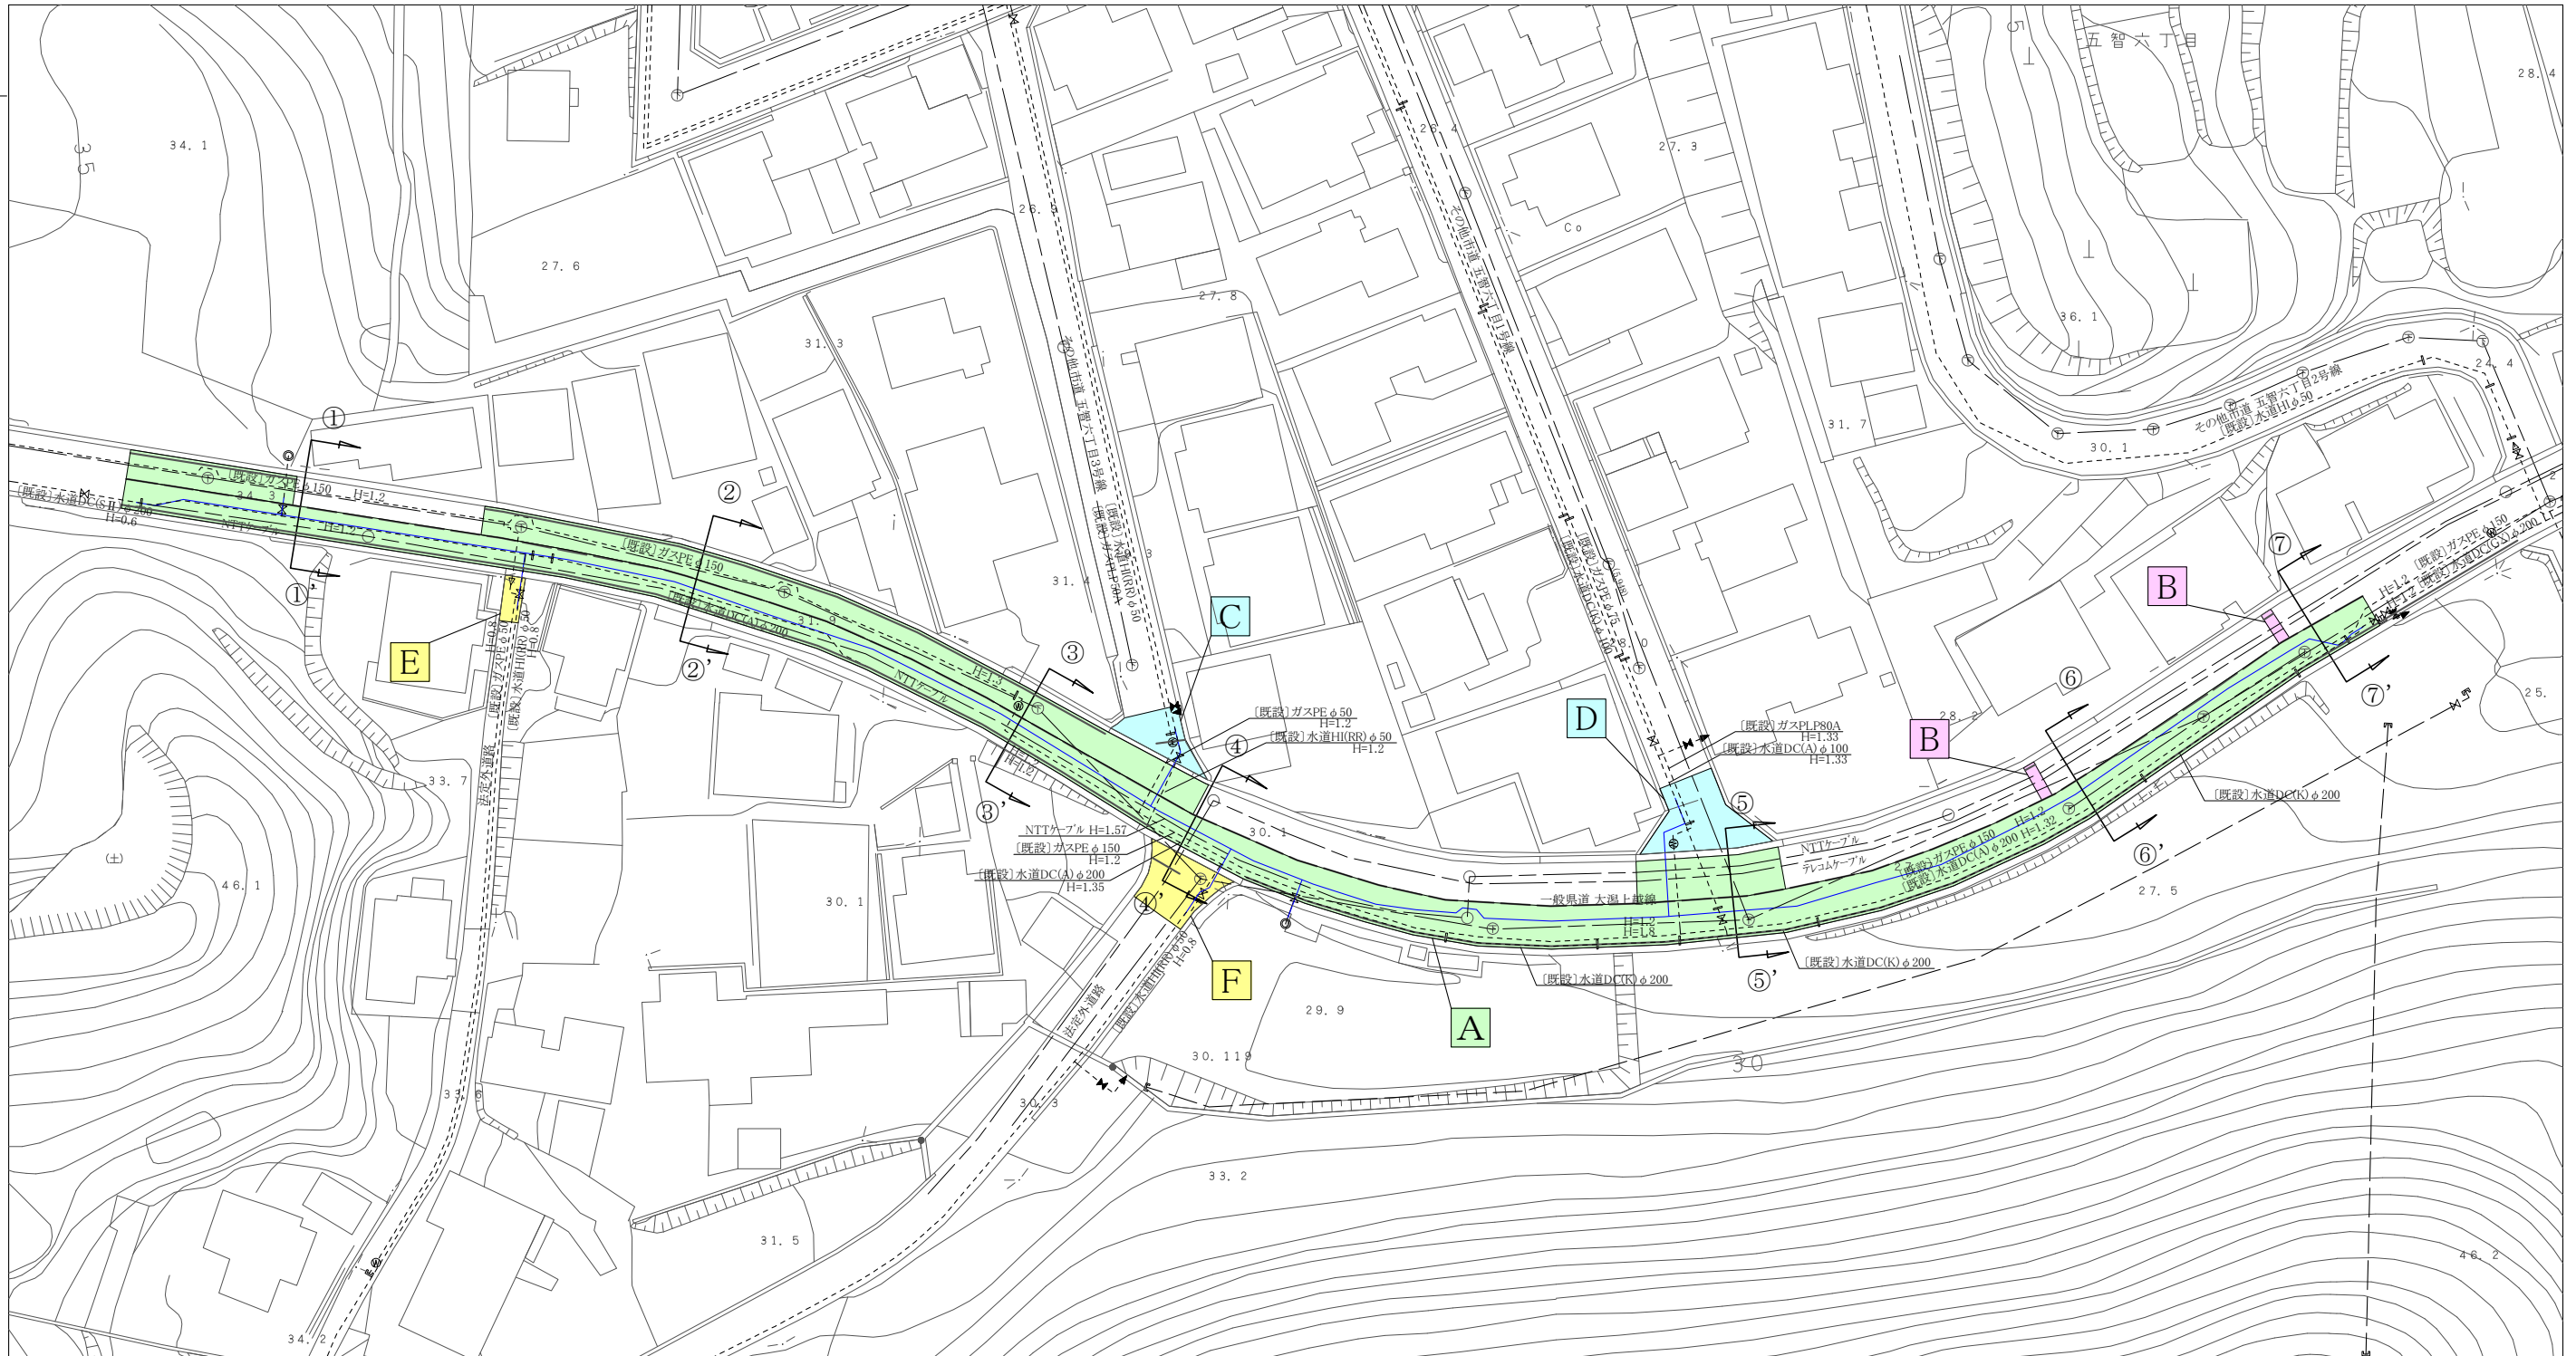


本復旧面積

<div style="background-color: #90EE90; border: 1px solid black; padding: 2px;">県道N5-1 切削 オーバーレイ</div>	: 1260m ² (表層工:⑤)	A: 1260m ²
<div style="background-color: #FFB6C1; border: 1px solid black; padding: 2px;">県道N5-1 打換工</div>	: 9m ² (表層工:⑤)	B: 9m ² (仮復旧部6m ² 影響部3m ²)
<div style="background-color: #AFEEEE; border: 1px solid black; padding: 2px;">その他市道 打換工</div>	: 92m ² (表層工:⑤)	C: 30.0m ² D: 62.0m ²
<div style="background-color: #FFFF00; border: 1px solid black; padding: 2px;">法定外道路 打換工</div>	: 56m ² (表層工:⑤)	E: 10.0m ² F: 46.0m ²

舗装版切断	L= 34m
区画線設置(実 線15cm)	L=340m
区画線設置(点 線15cm)	L=120m
区画線設置(ゼブラ30cm)	L= 6m

撤去平面図 S=FREE

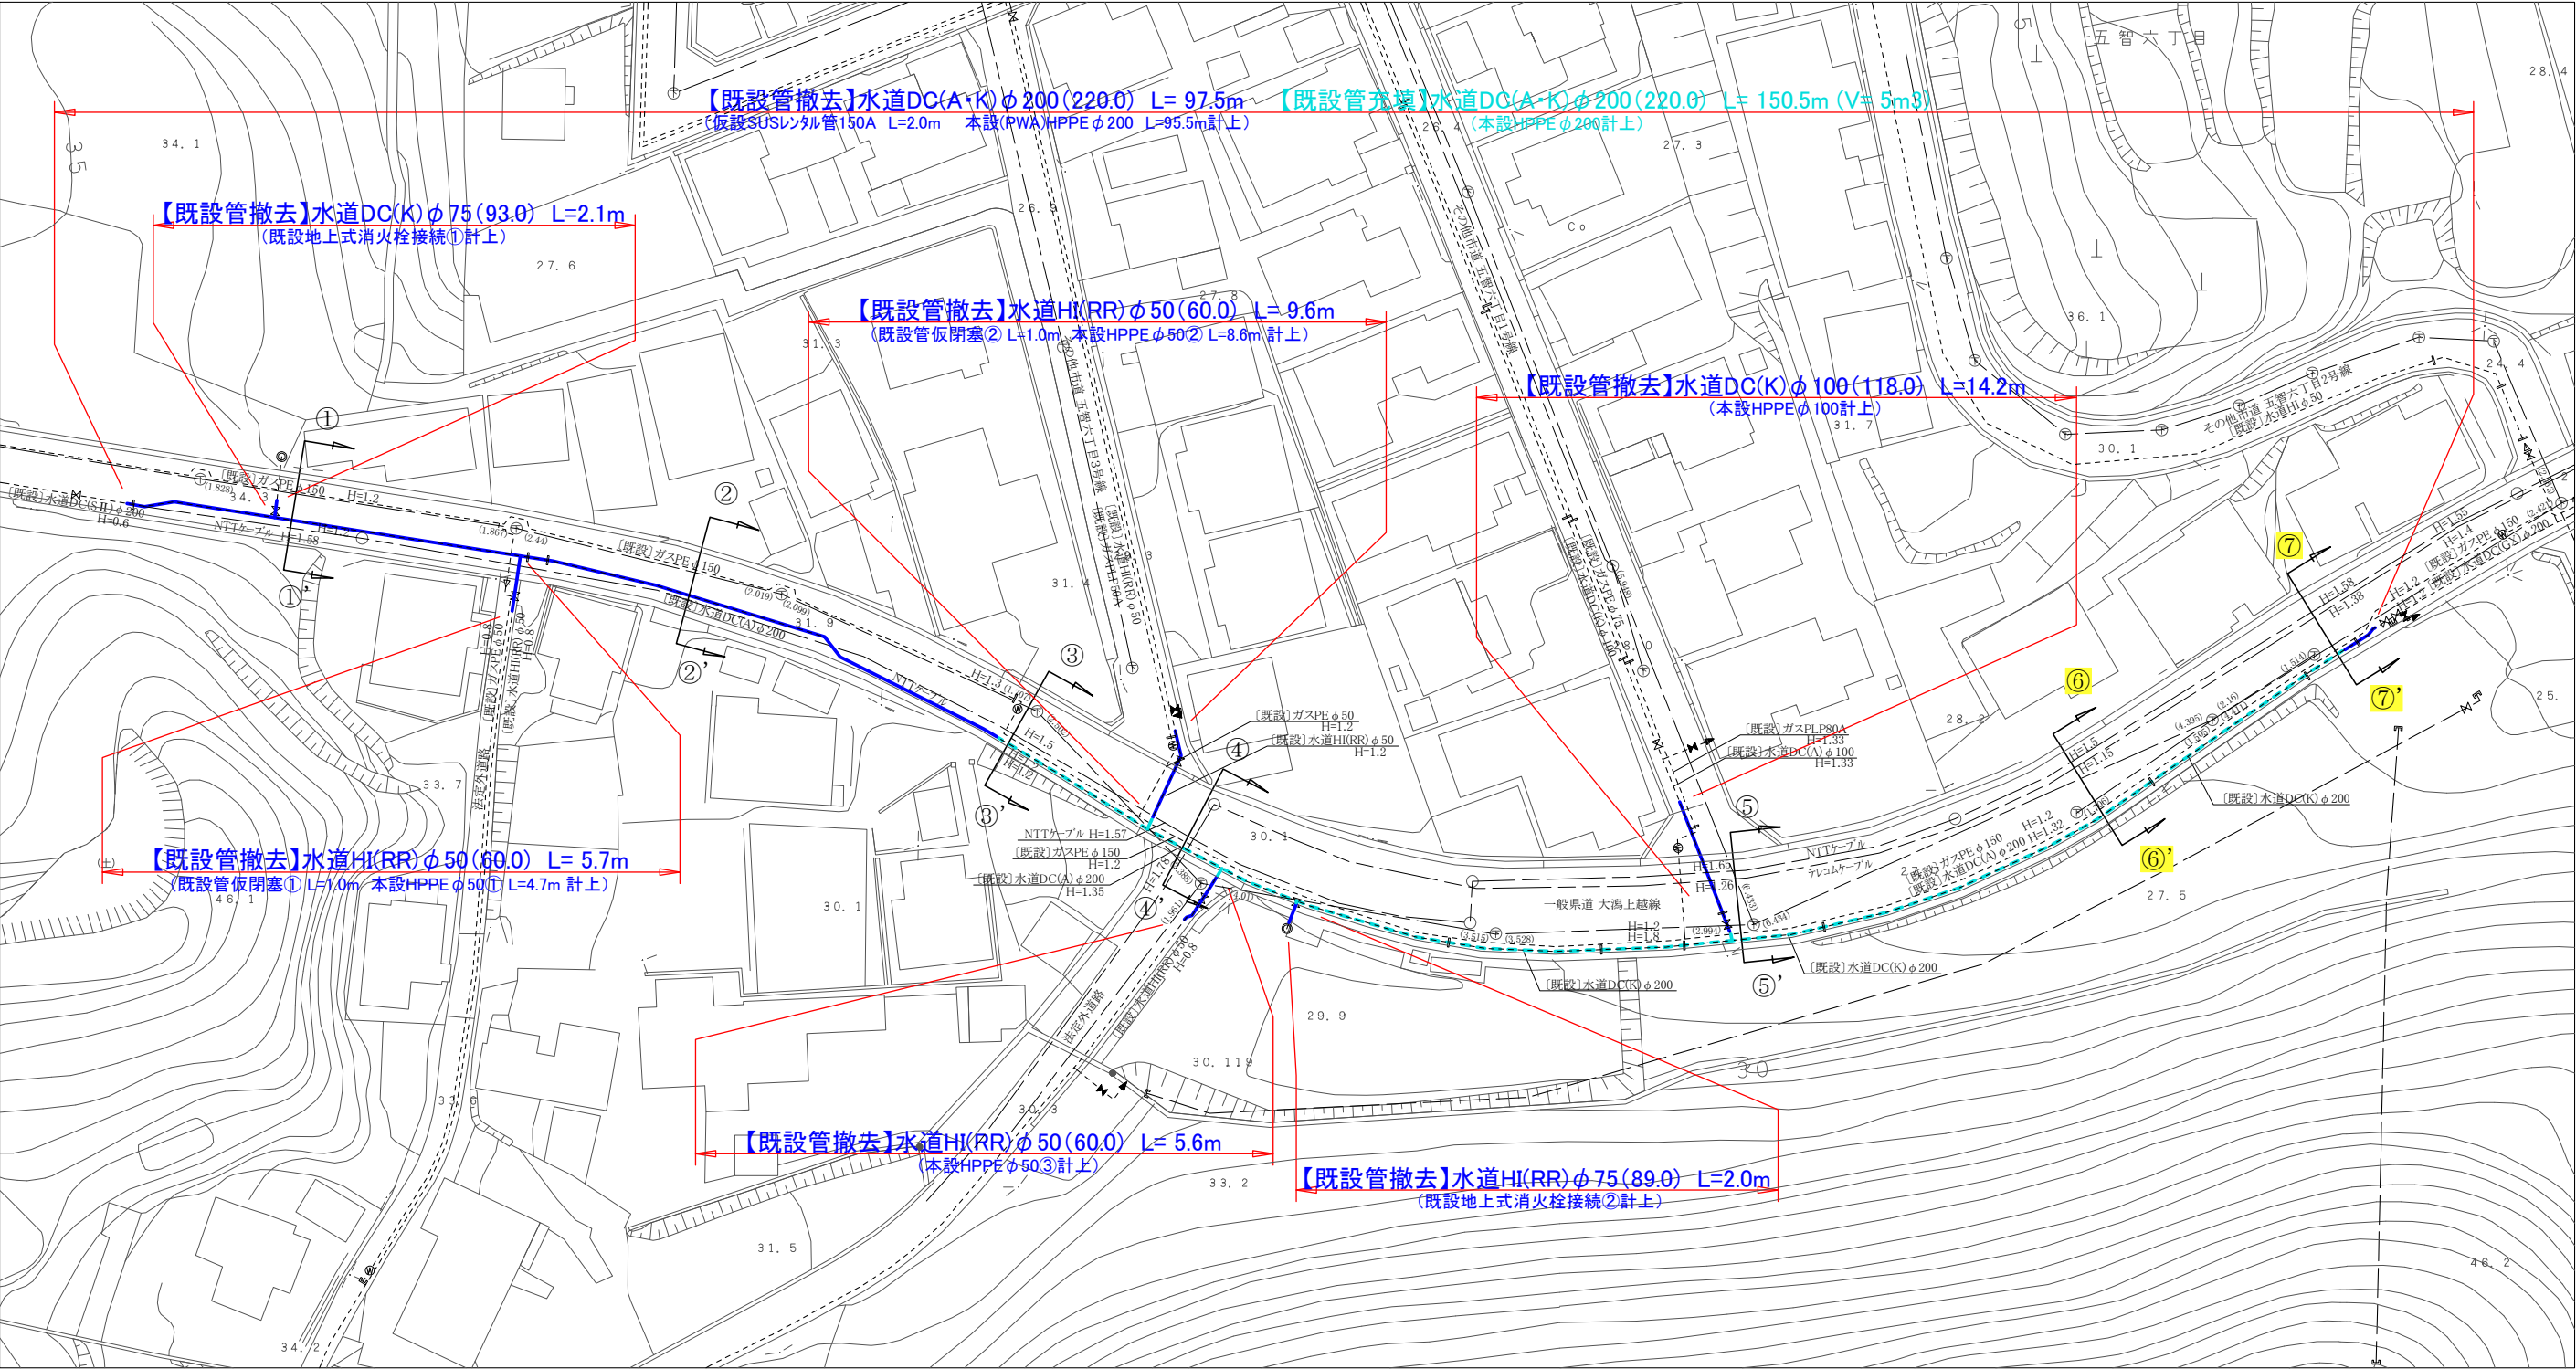

凡例

- : 撤去水道管
- - - : 残置水道管(充填)