

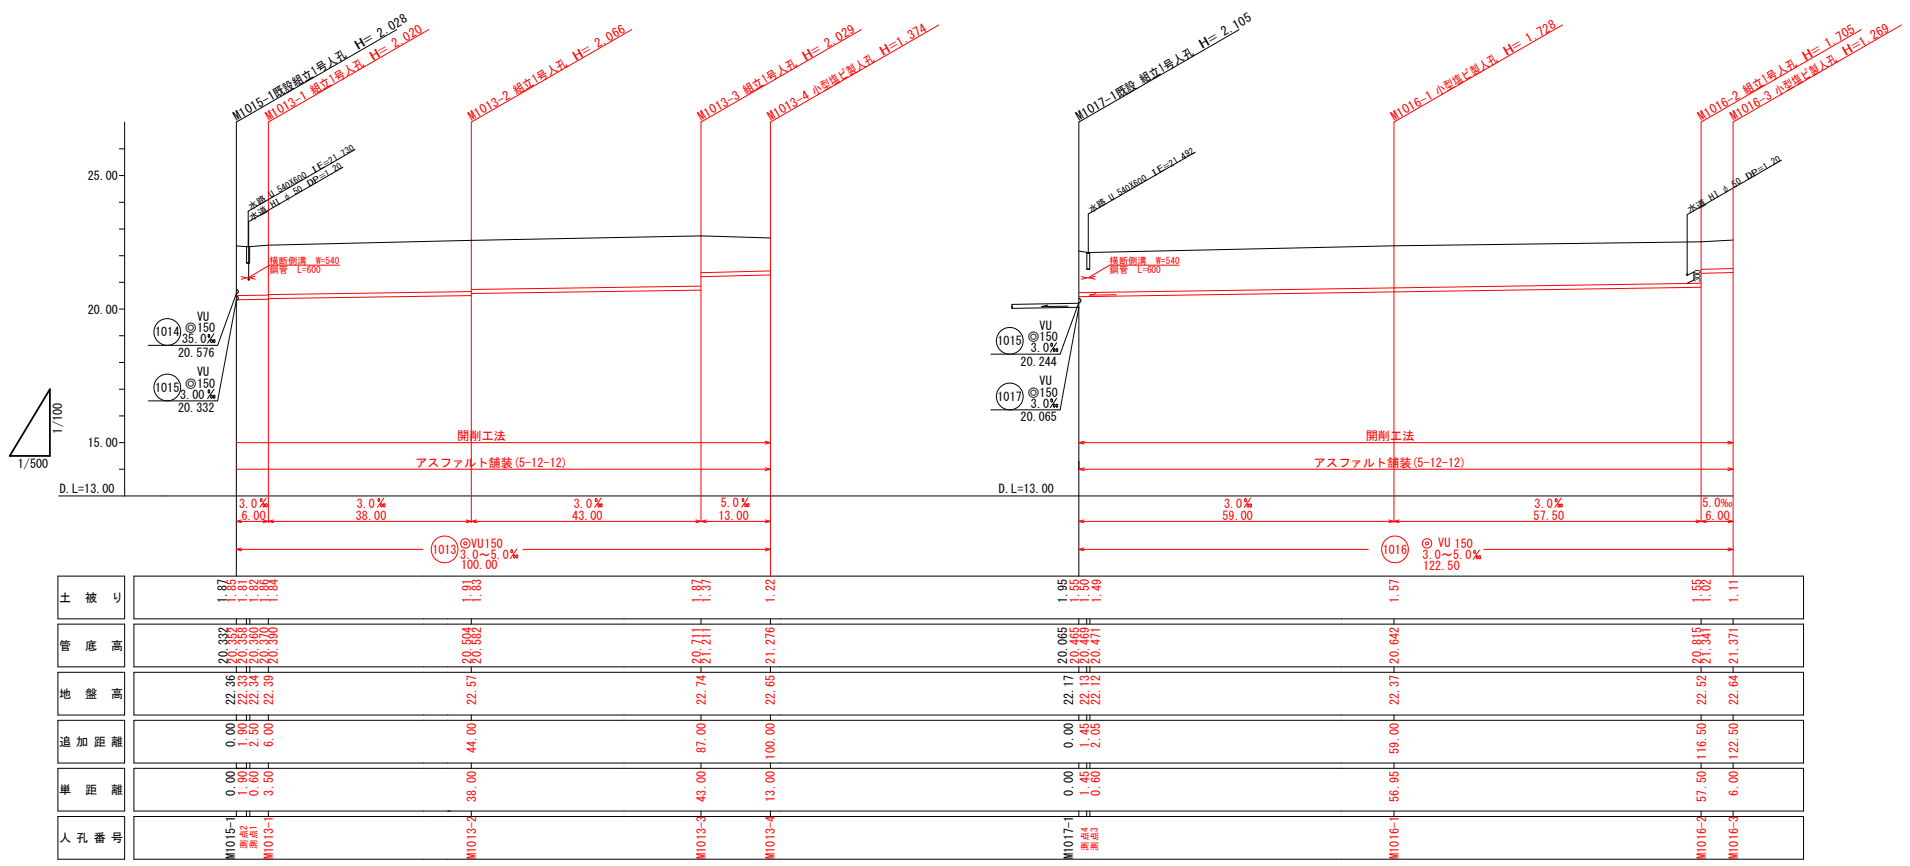


縦断面図 縮尺 縦 1:100 横 1:500

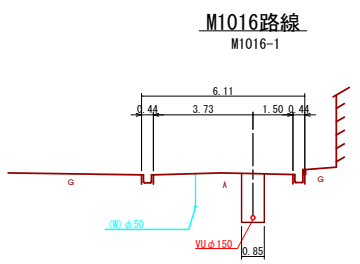

縦断面図 縮尺 縦 1:100 横 1:500

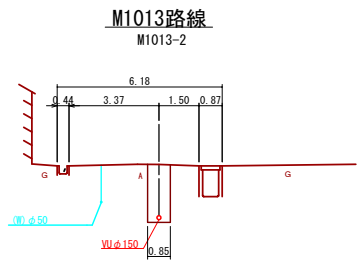

1020	1020	1017	1015	1013
1016				

工事番号	8-2-6	図面番号	2 / 2
工 事 名	藤新田汚水幹線1013他枝線 工事		
施工地名	上越市 大字岩木	地内	
図 面 名	縦断面図・横断面図		
縮 尺	図 示		
上越市ガス水道局			