

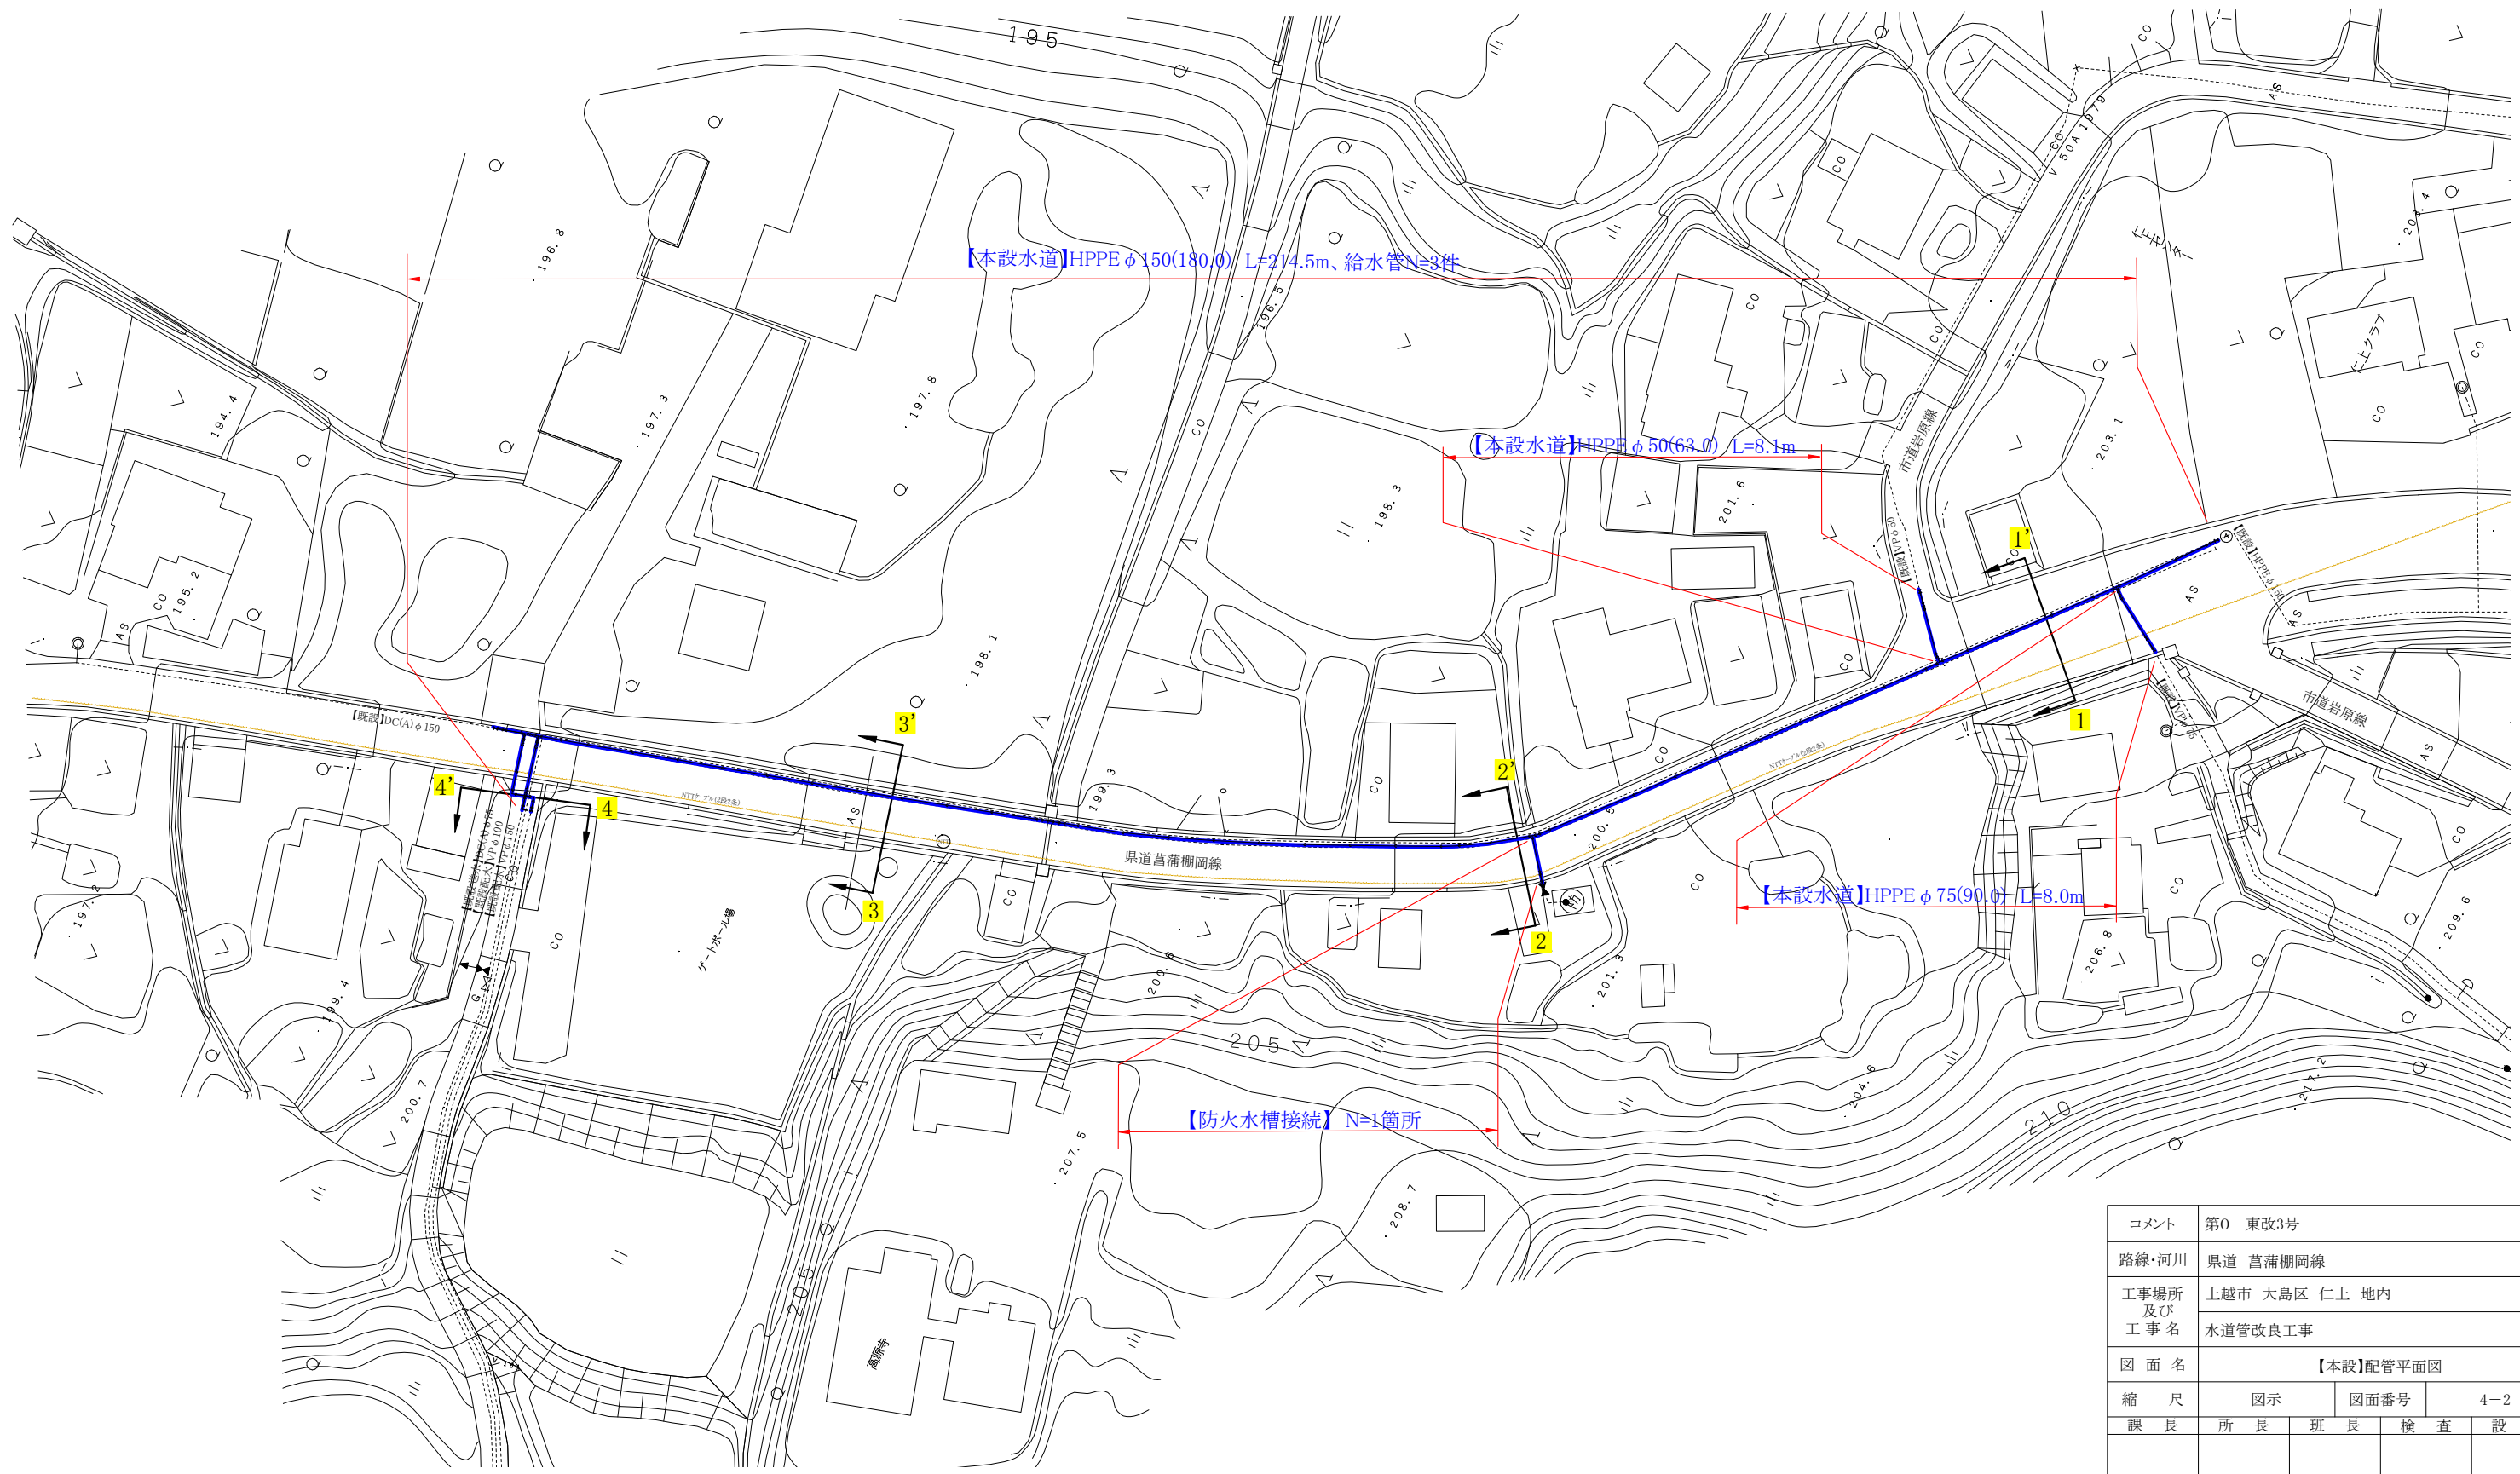


【本設】配管平面図 S=1:500

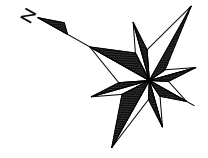

コメント	第0－東改3号				
路線・河川	県道 菖蒲棚岡線				
工事場所 及び 工 事 名	上越市 大島区 仁上 地内 水道管改良工事				
図 面 名	【本設】配管平面図				
縮 尺	図示		図面番号		4－2
課 長	所 長	班 長	検 査	設 計	
上 越 市 ガ ス 水 道 局					


横断図 S=1:50

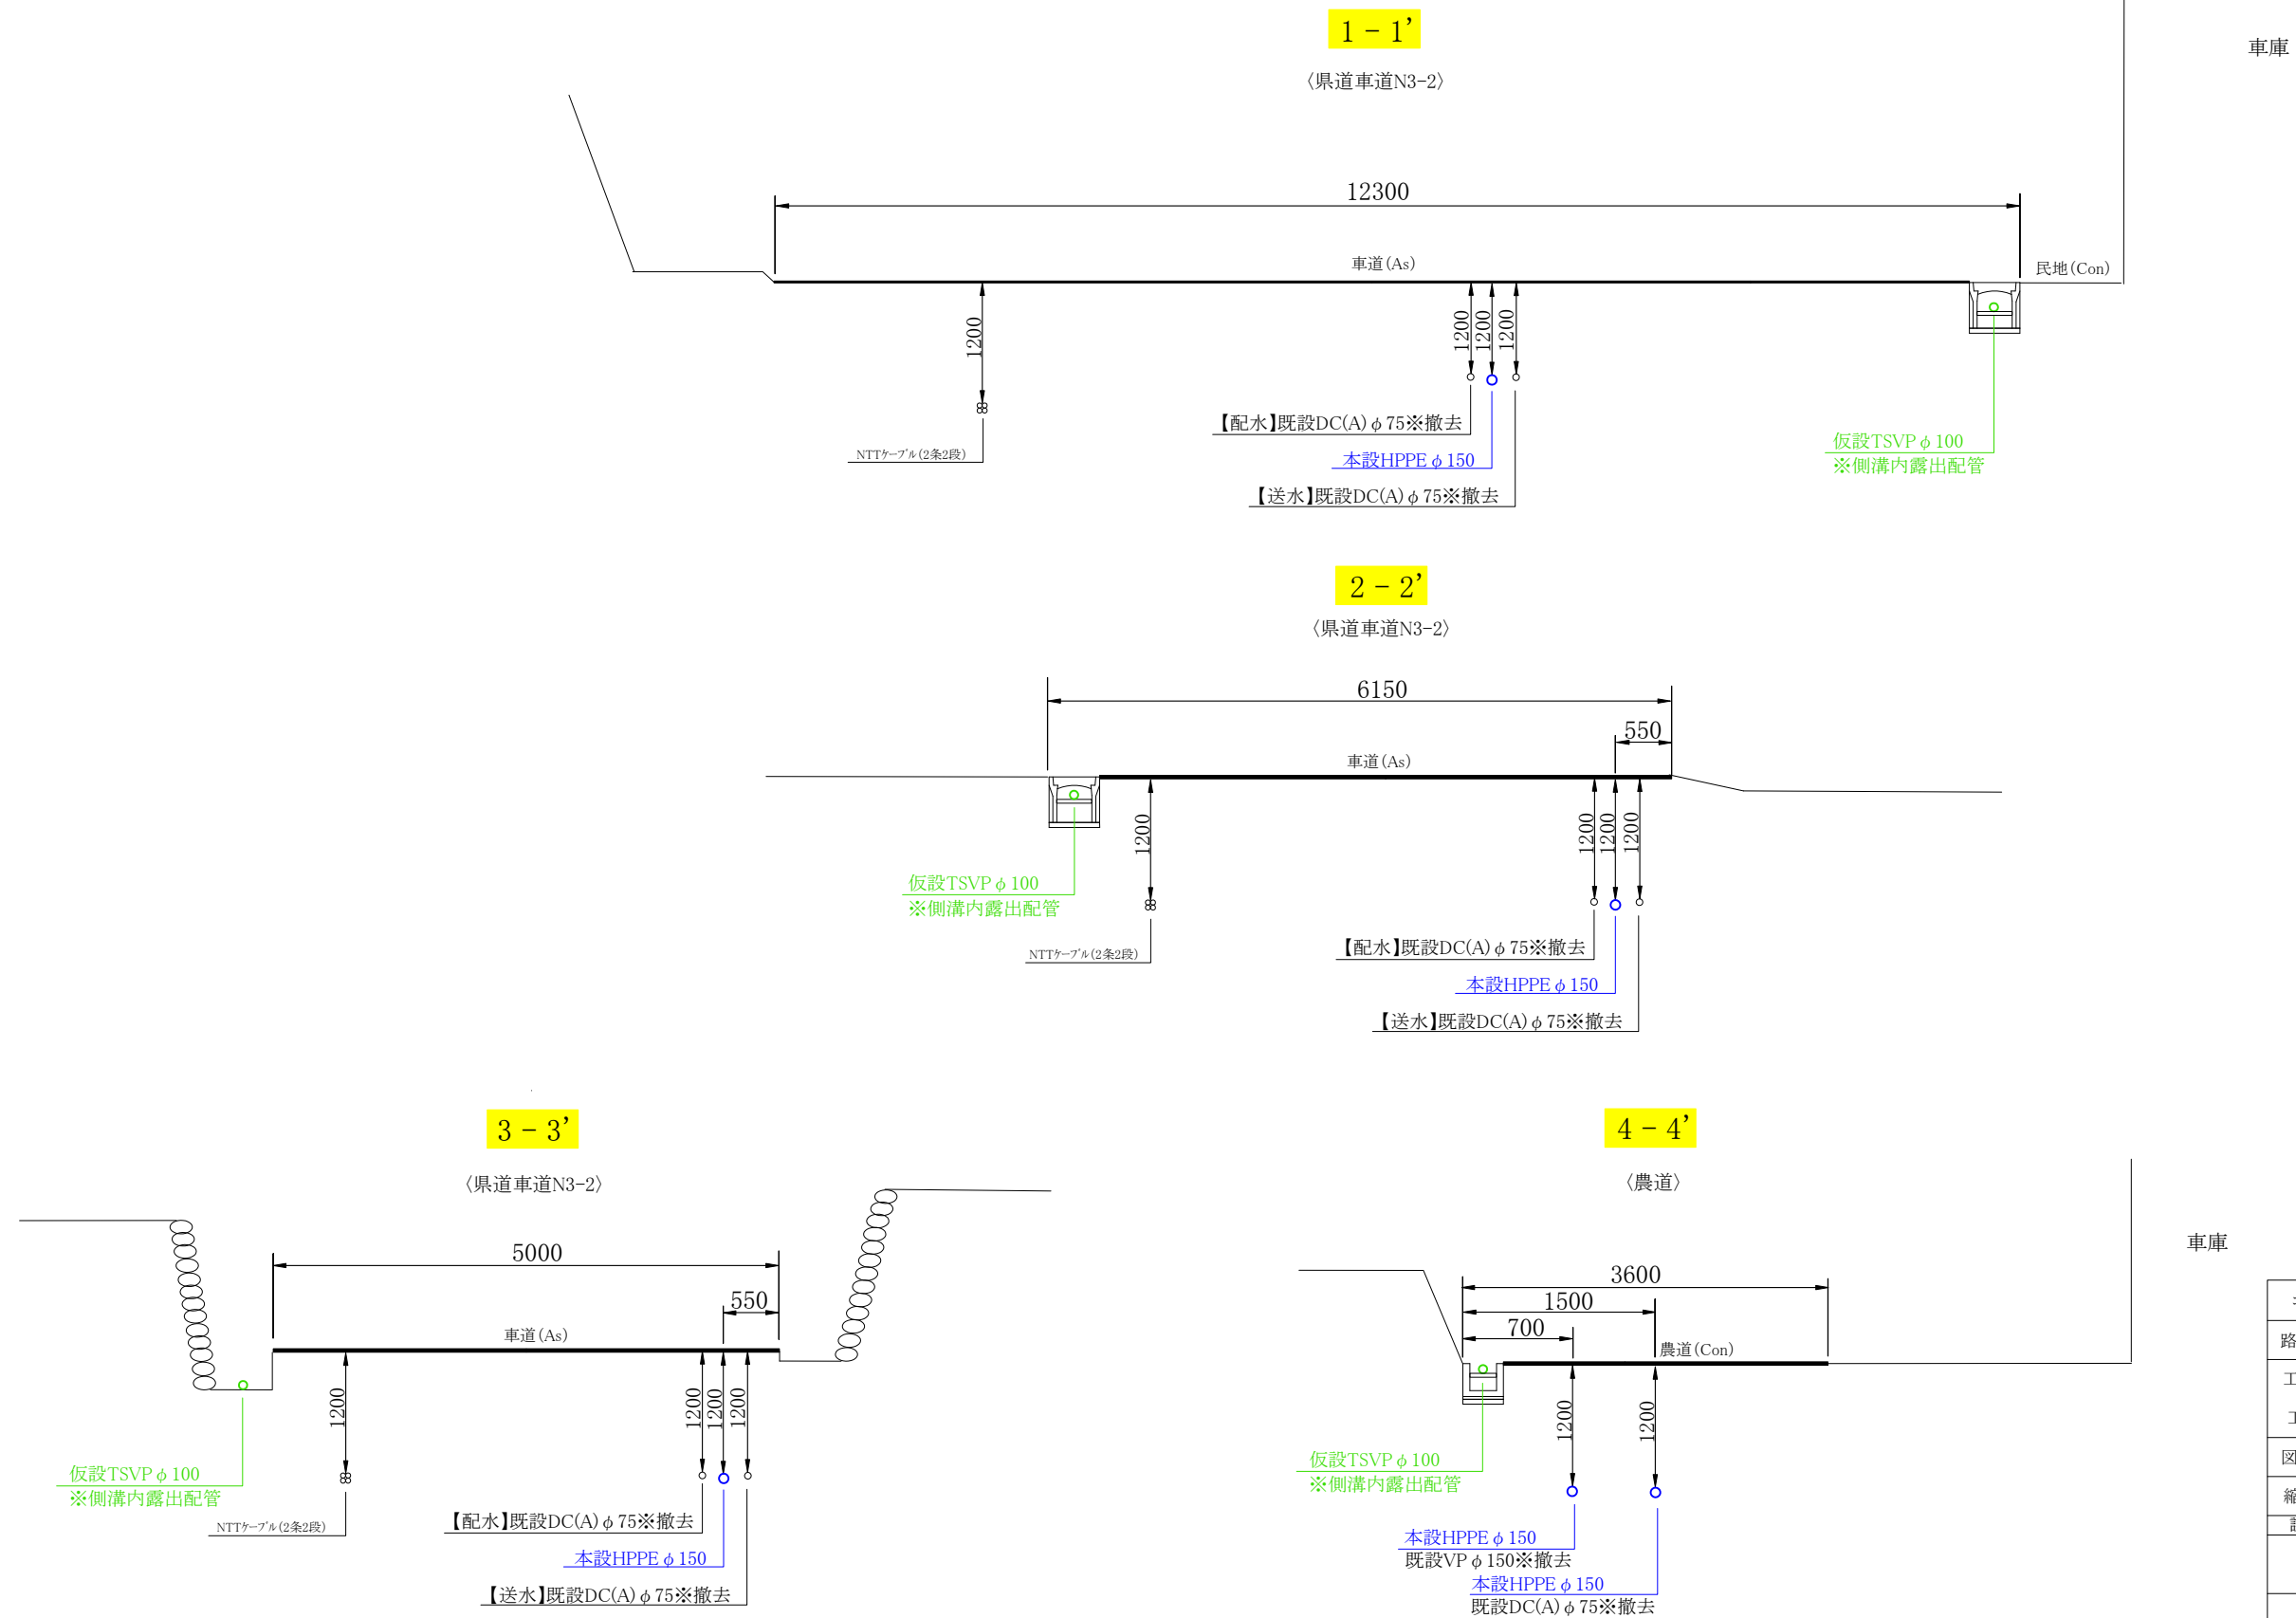


コメント	第0－東改3号									
路線・河川	県道 菖蒲棚岡線									
工事場所 及び 工事名	上越市 大島区 仁上 地内									
	水道管改良工事									
図面名	横断図									
縮尺	図示				図面番号			4－3		
課長	所長		班長		検査		設計			

上越市ガス水道局


【仮設】配管詳細図 S=Free

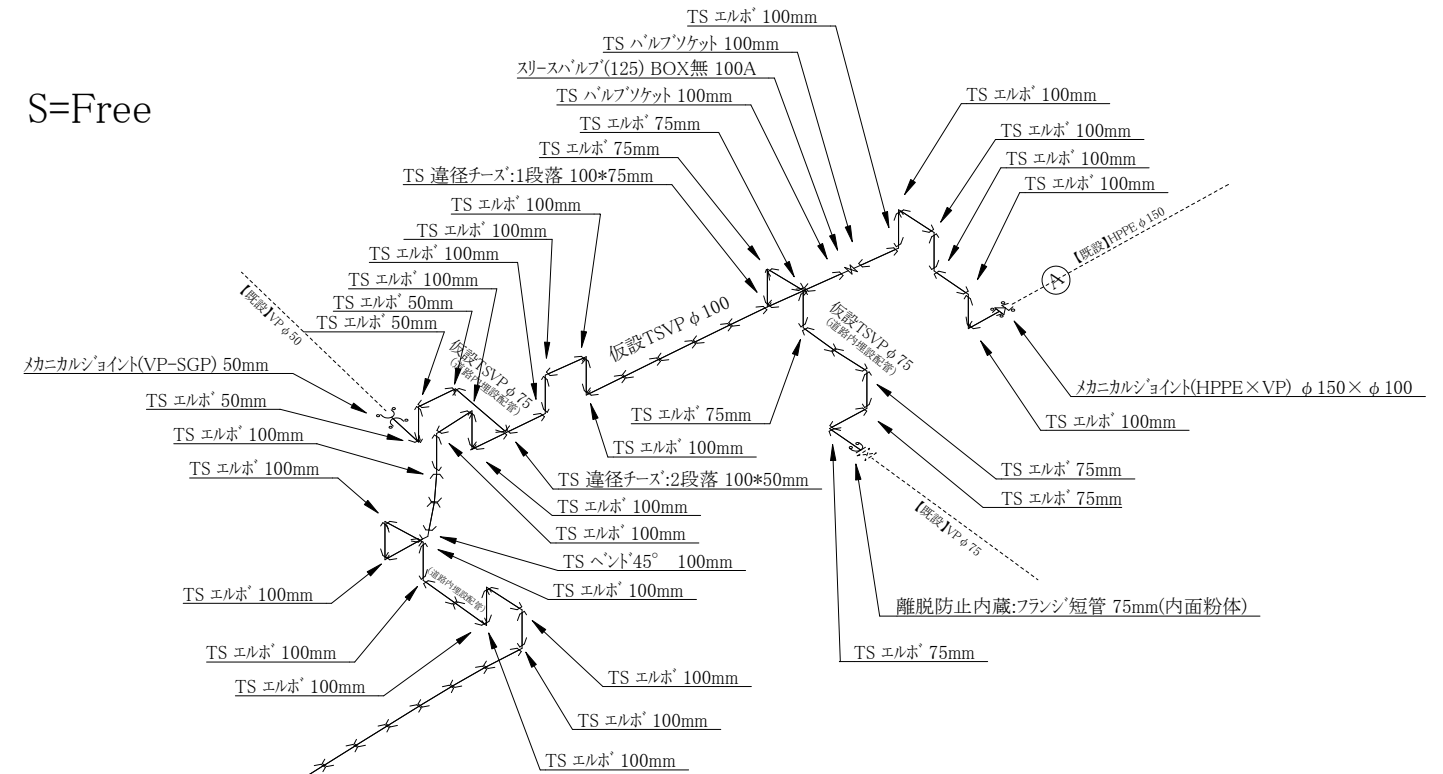

【本設】配管詳細図 S=Free

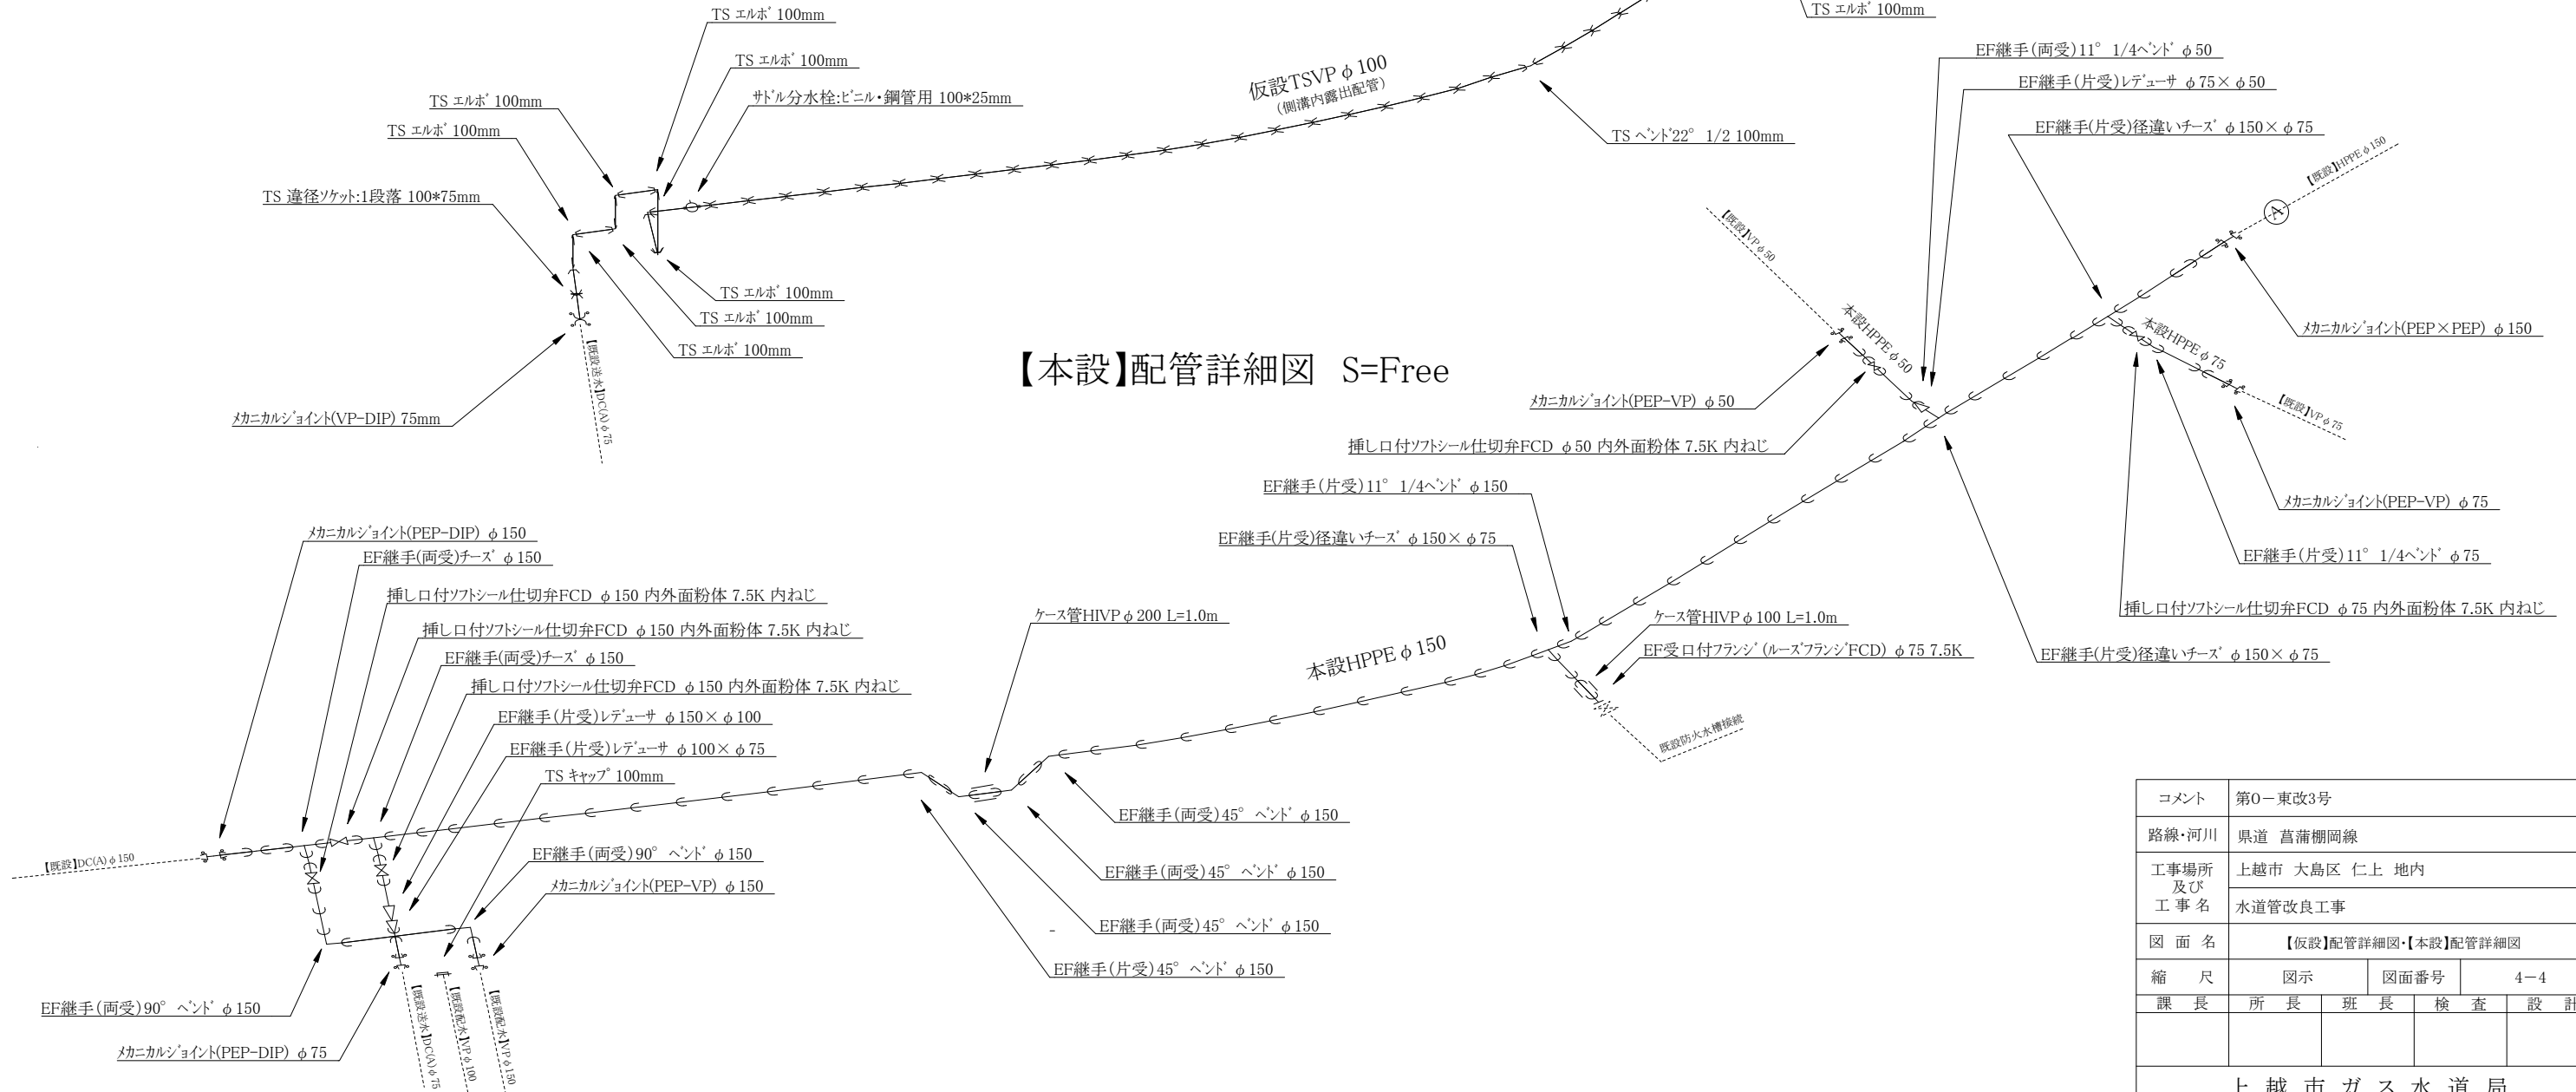

コメント	第0—東改3号				
路線・河川	県道 菫蒲棚岡線				
工事場所 及び 工事名	上越市 大島区 仁上 地内				
	水道管改良工事				
図面名	【仮設】配管詳細図・【本設】配管詳細図				
縮尺	図示		図面番号		4—4
課長	所長	班長	検査	設計	
上越市ガス水道局					

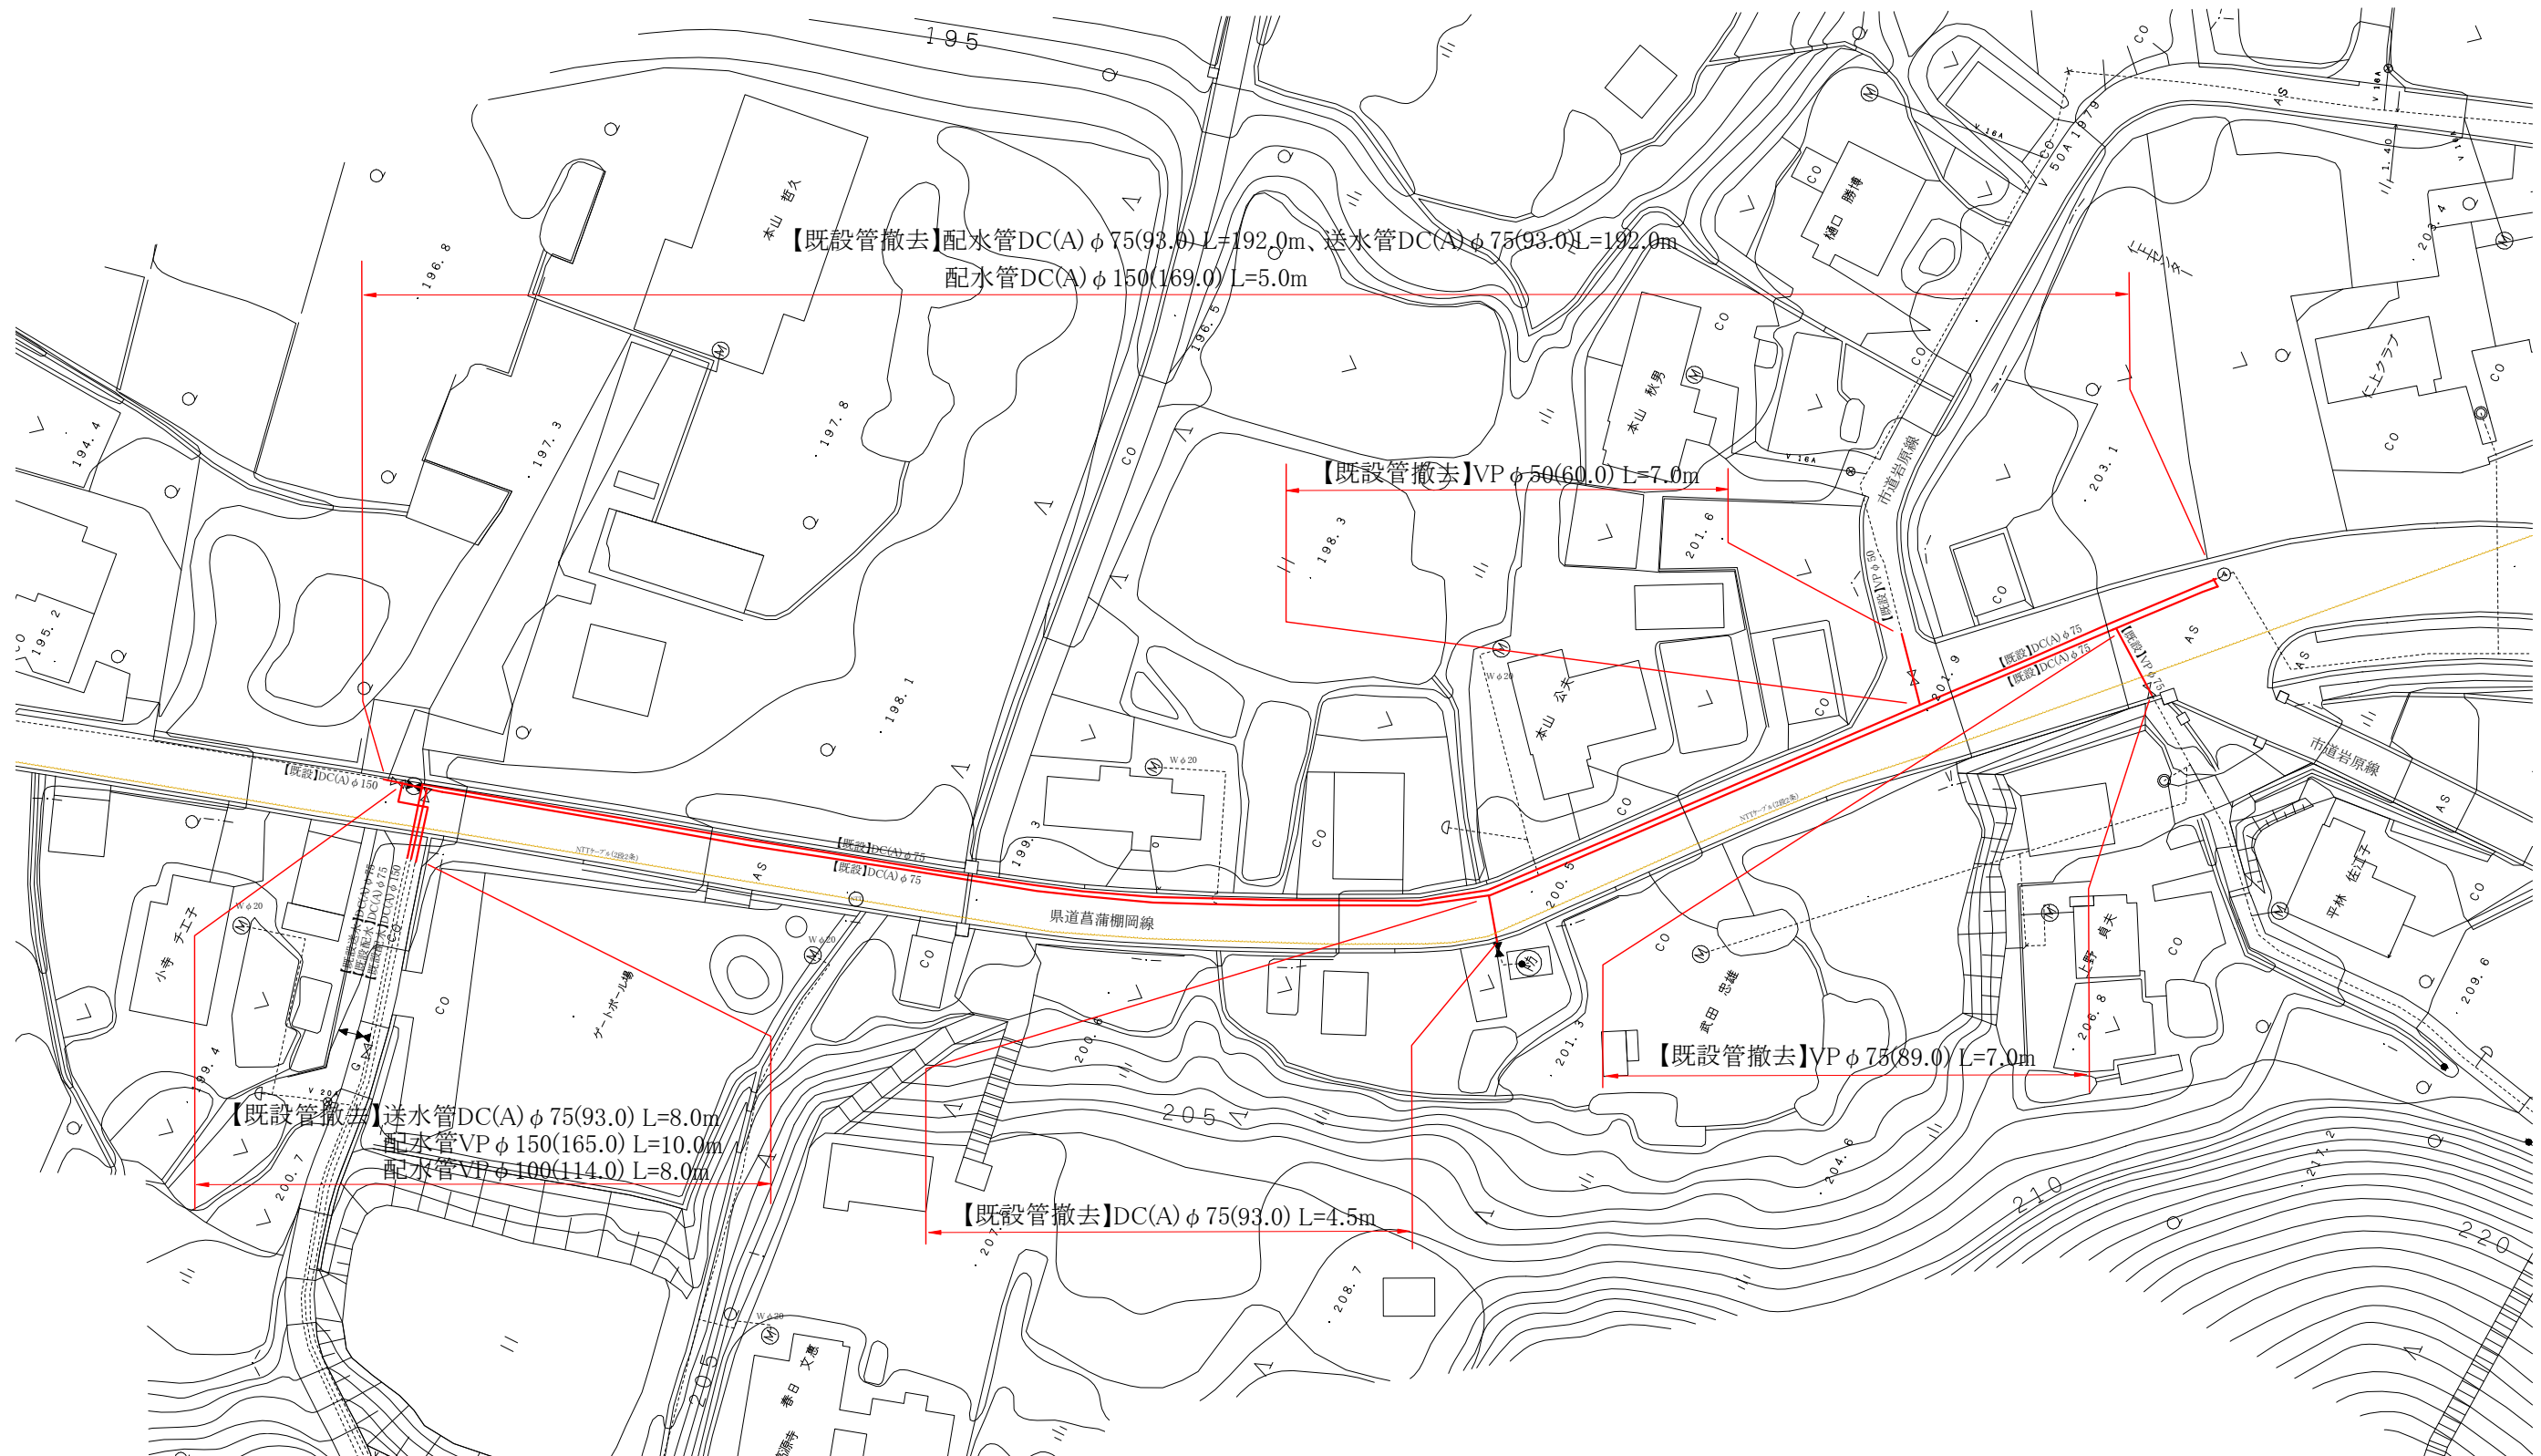

舗装本復旧平面図 S=Free

