



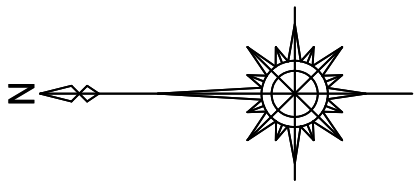

【本設】平面図 (S=1:500)

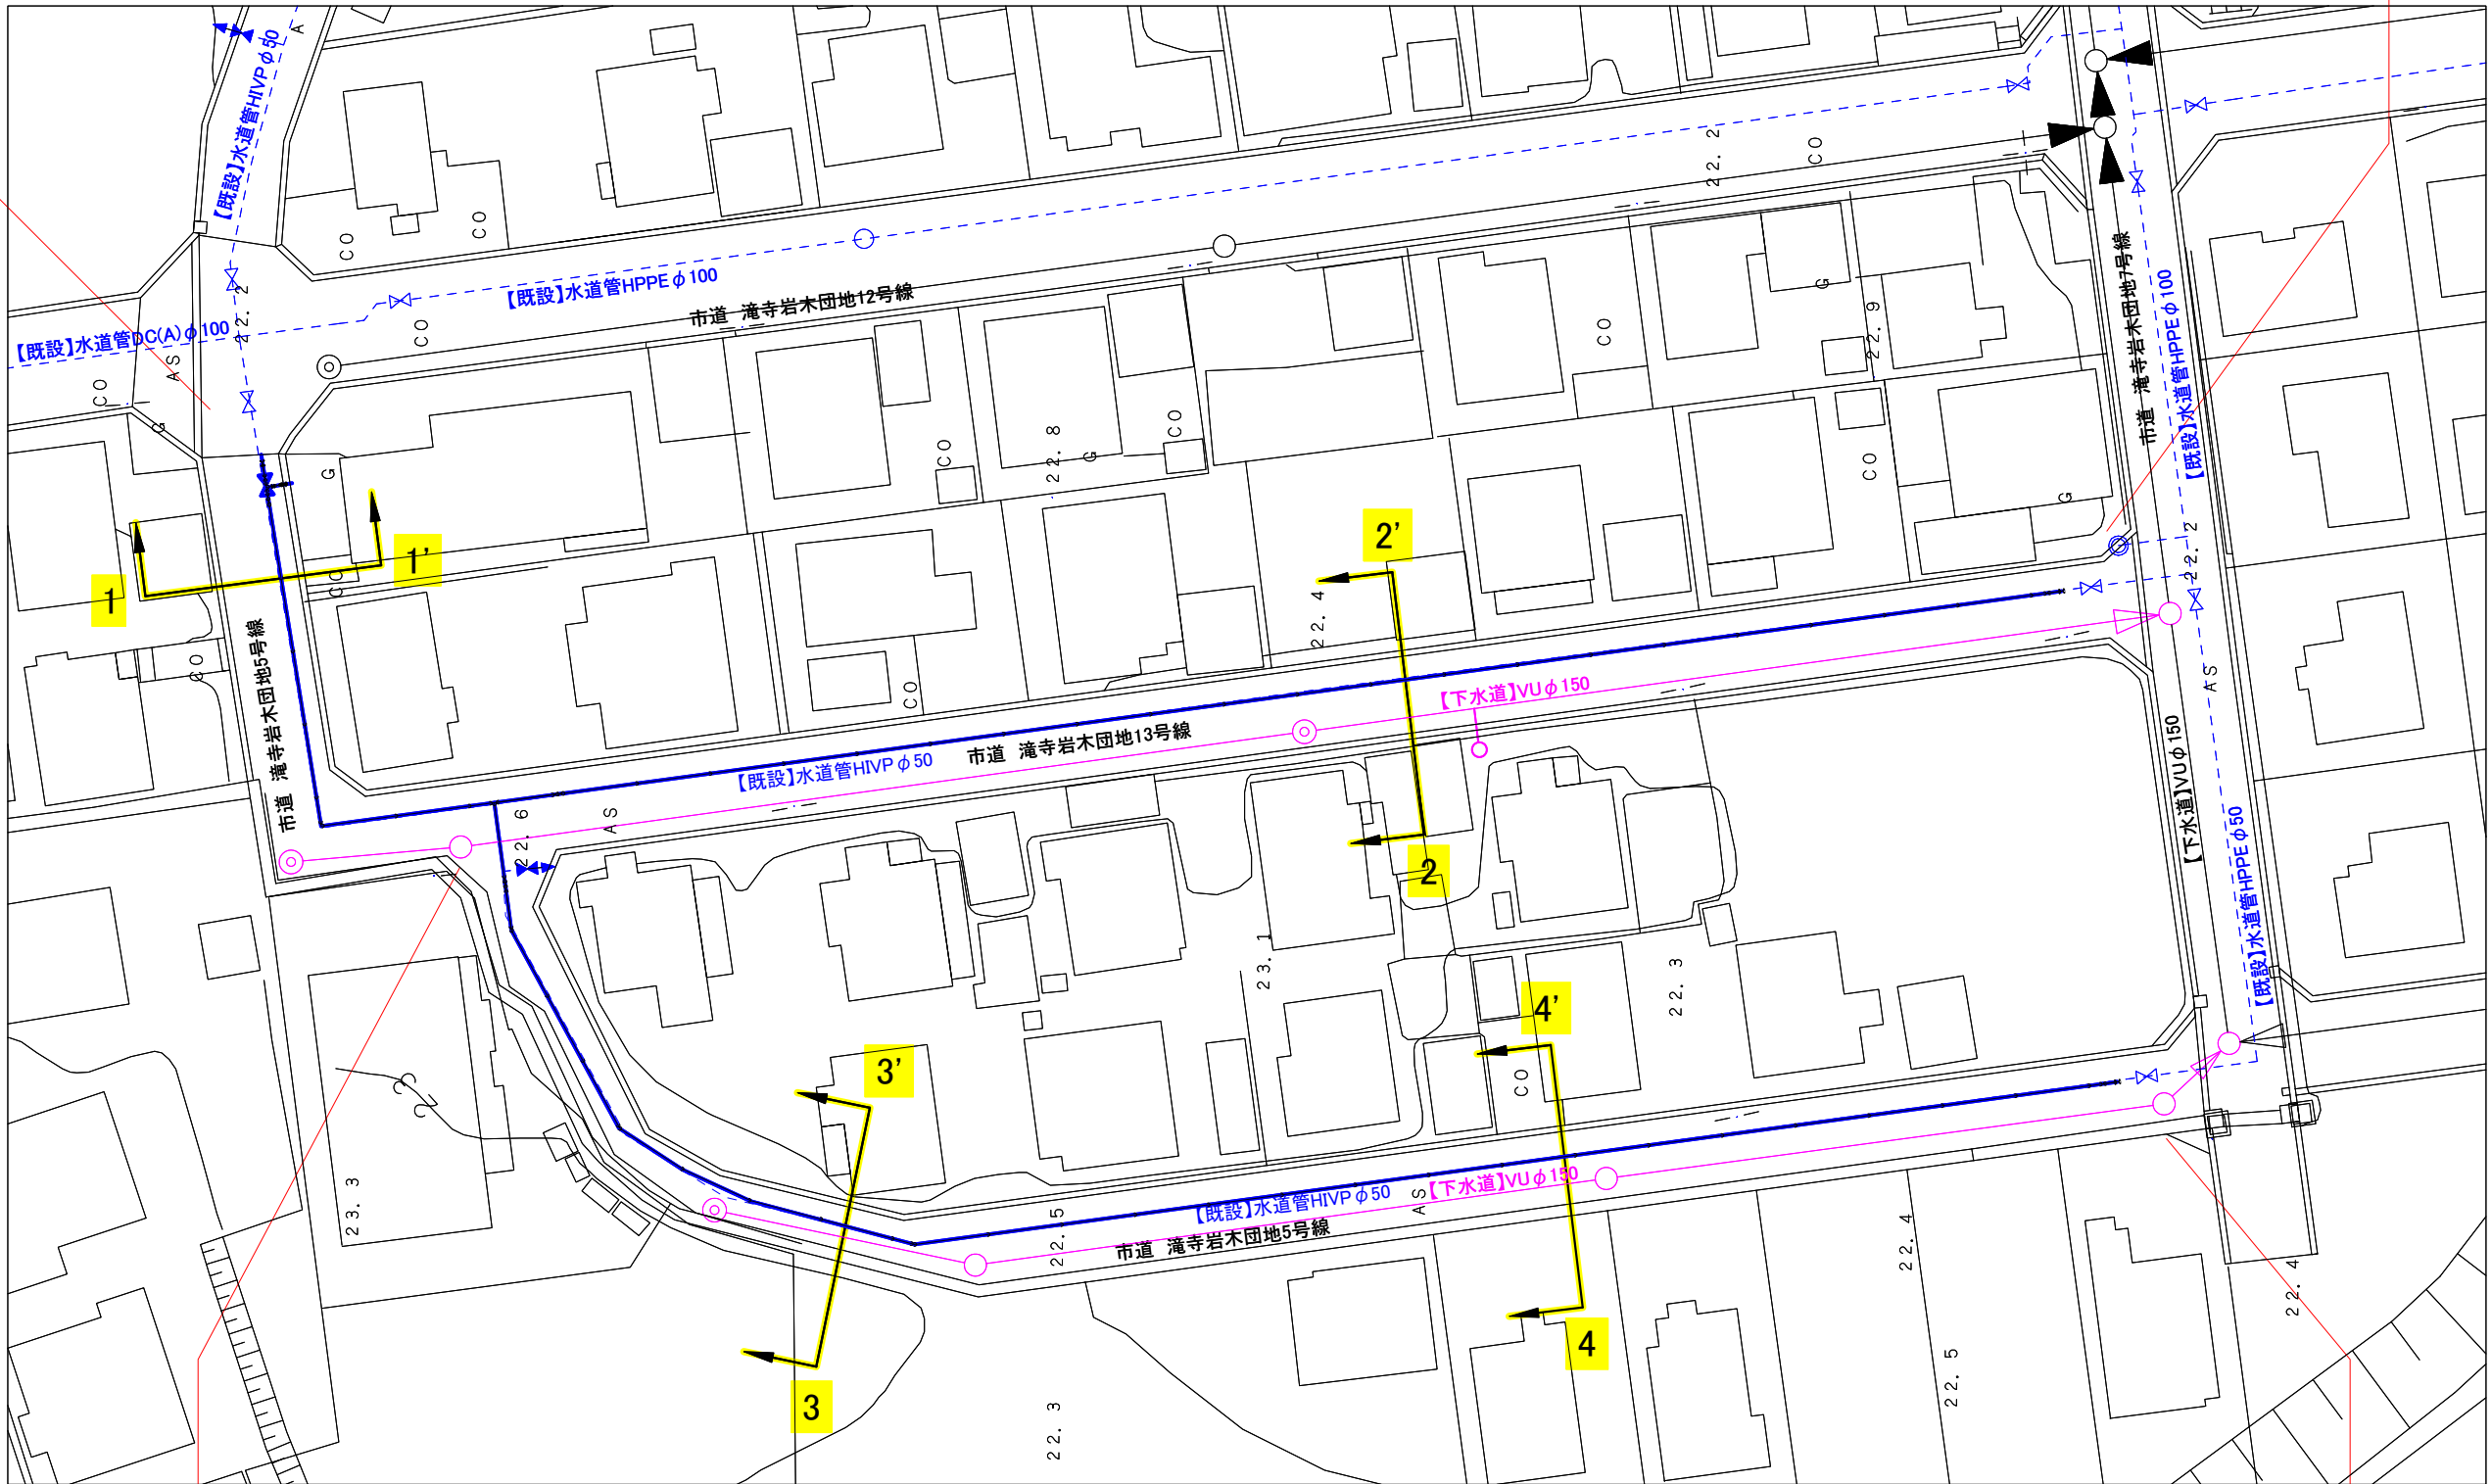





【本設】水道管HPPEφ50①(63.0) L= 144.0 m 給水管 N= 17 件



【本設】水道管HPPEφ50②(63.0) L= 127.5 m 給水管 N= 12 件


コメント					
路線・河川	市道 滝寺岩木団地13号線 他				
工事場所 及び 工事名	上越市 大字岩木 地内				
	水道管入替工事				
図面名	【本設】平面図				
縮尺	図示		図面番号		5-2
課長	副課長	係長	検査	設計	
上越市ガス水道局					

横断図 (S=1:50)

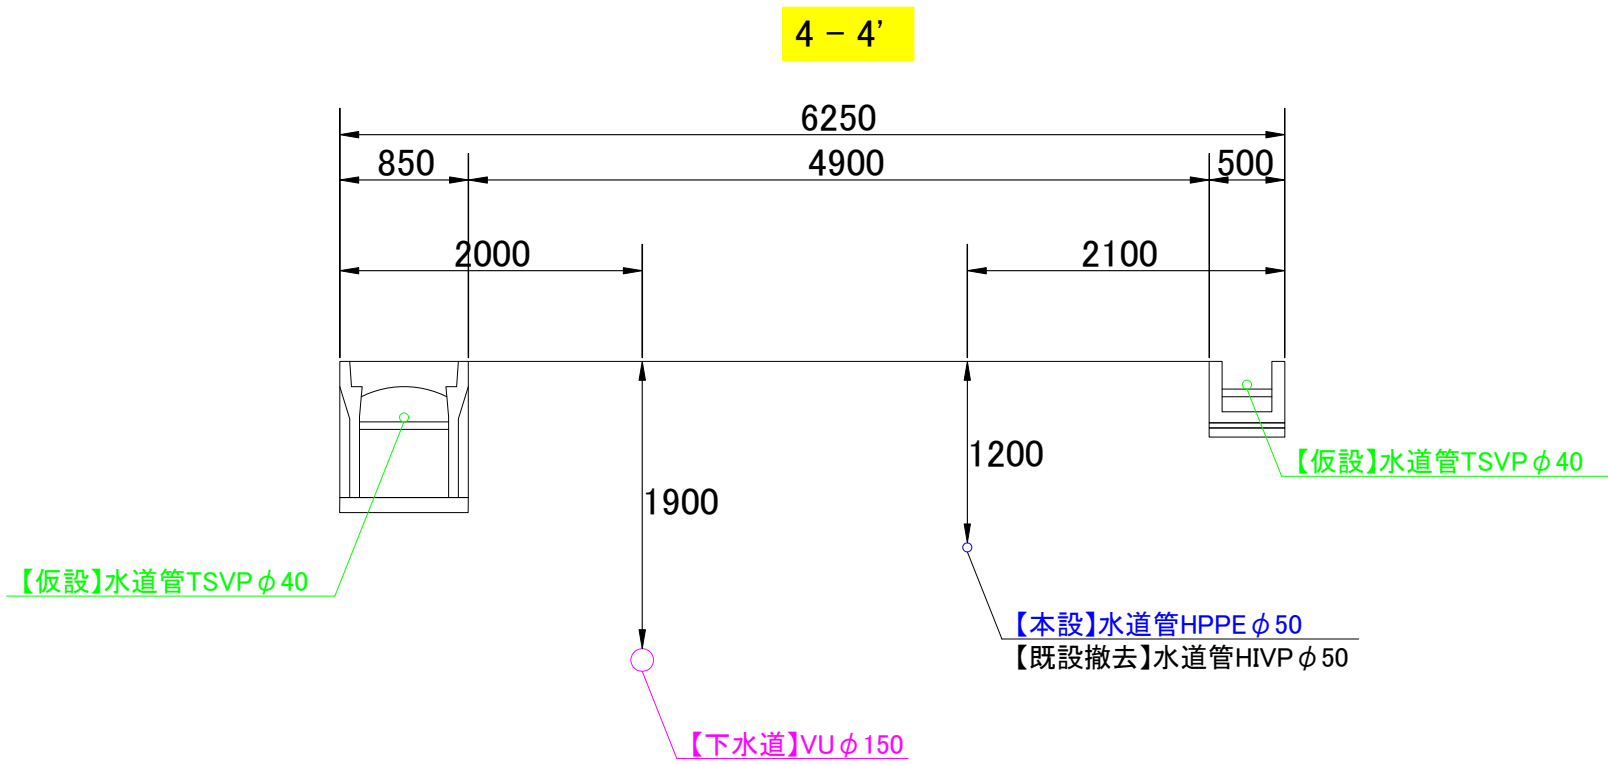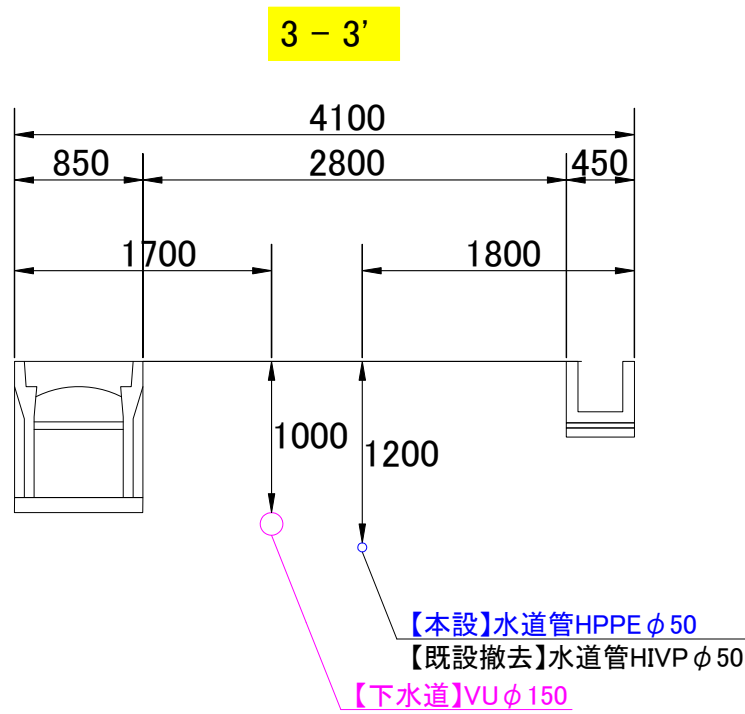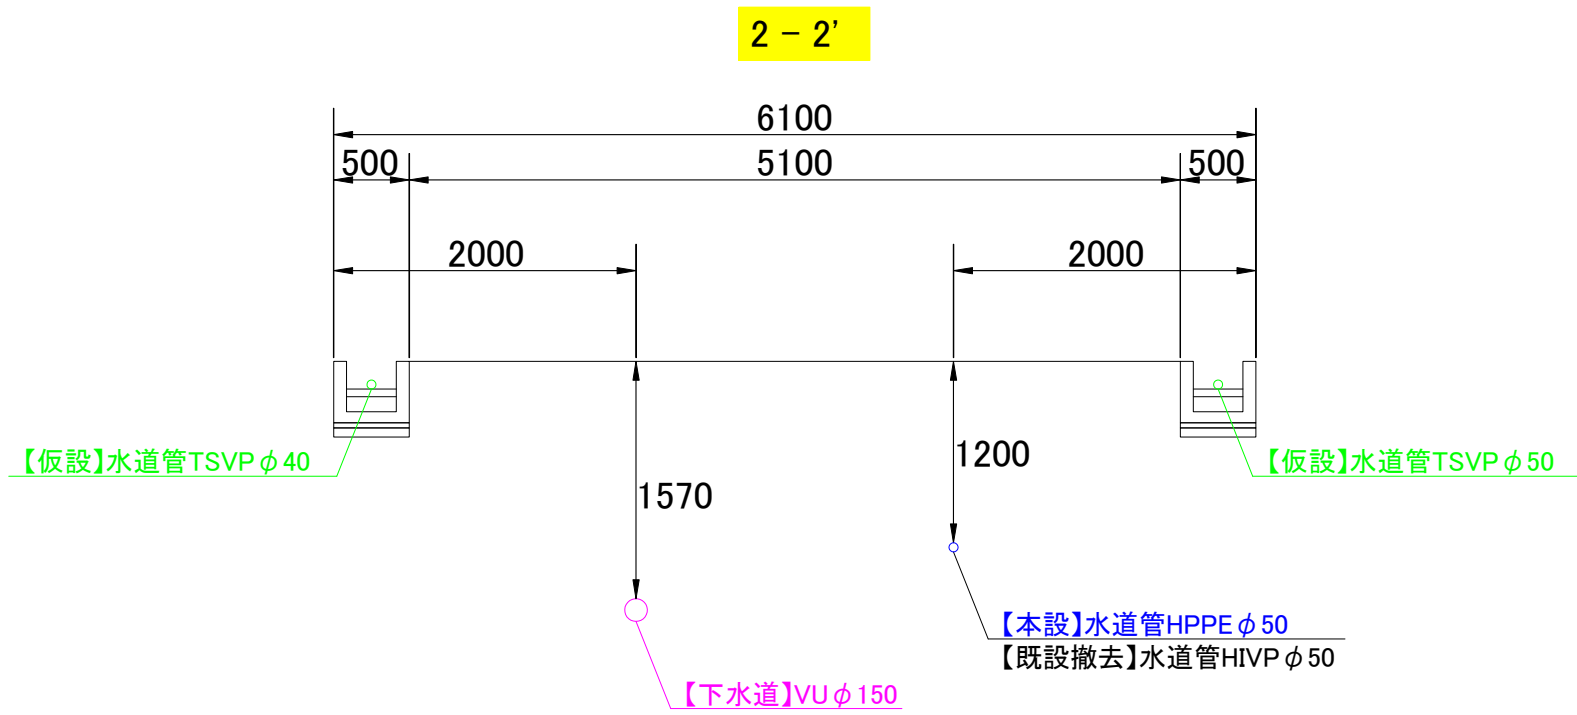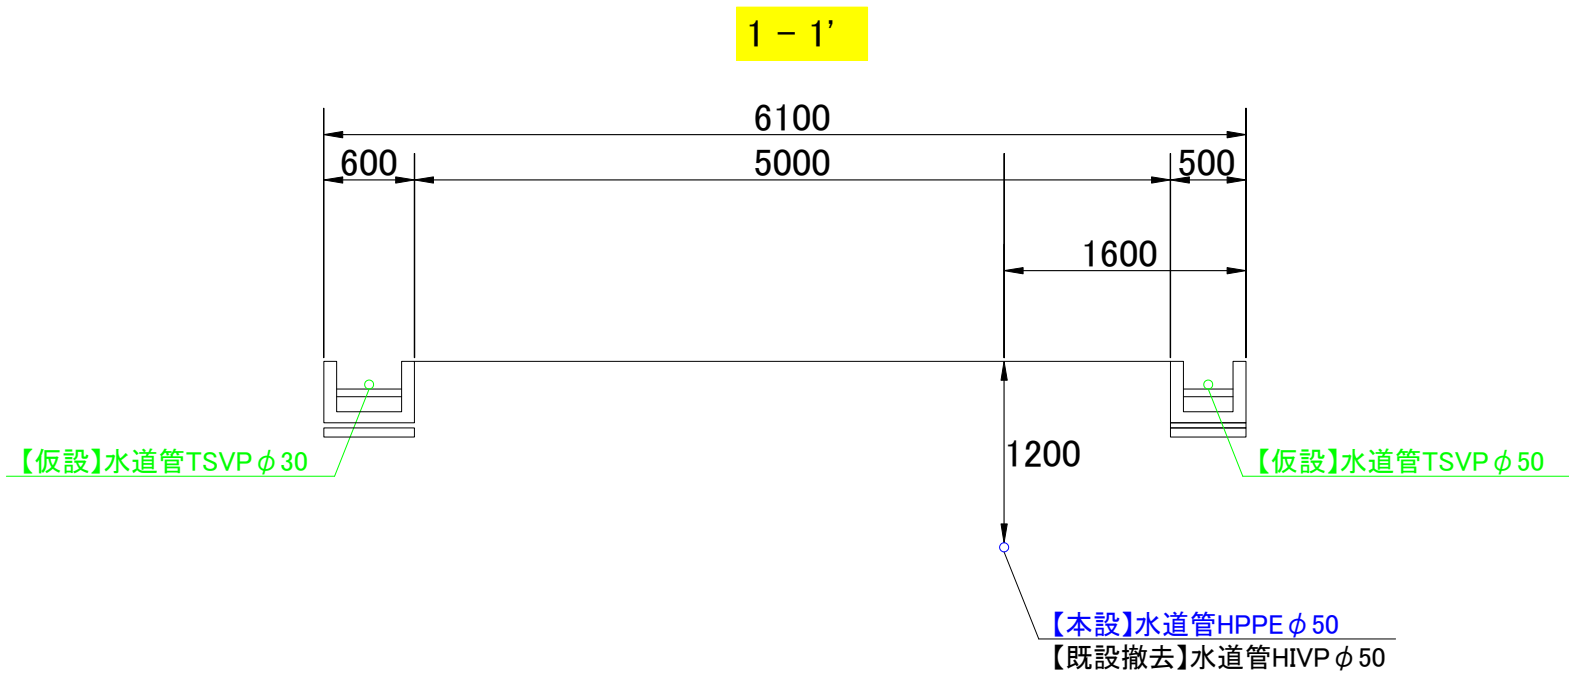

コメント				
路線・河川	市道 滝寺岩木団地13号線 他			
工事場所 及び 工事名	上越市 大字岩木 地内			
	水道管入替工事			
図面名	横断図			
縮尺	図示	図面番号	5-3	
課長	副課長	係長	検査	設計
上越市ガス水道局				


### 【仮設】配管詳細図 (S=Free)

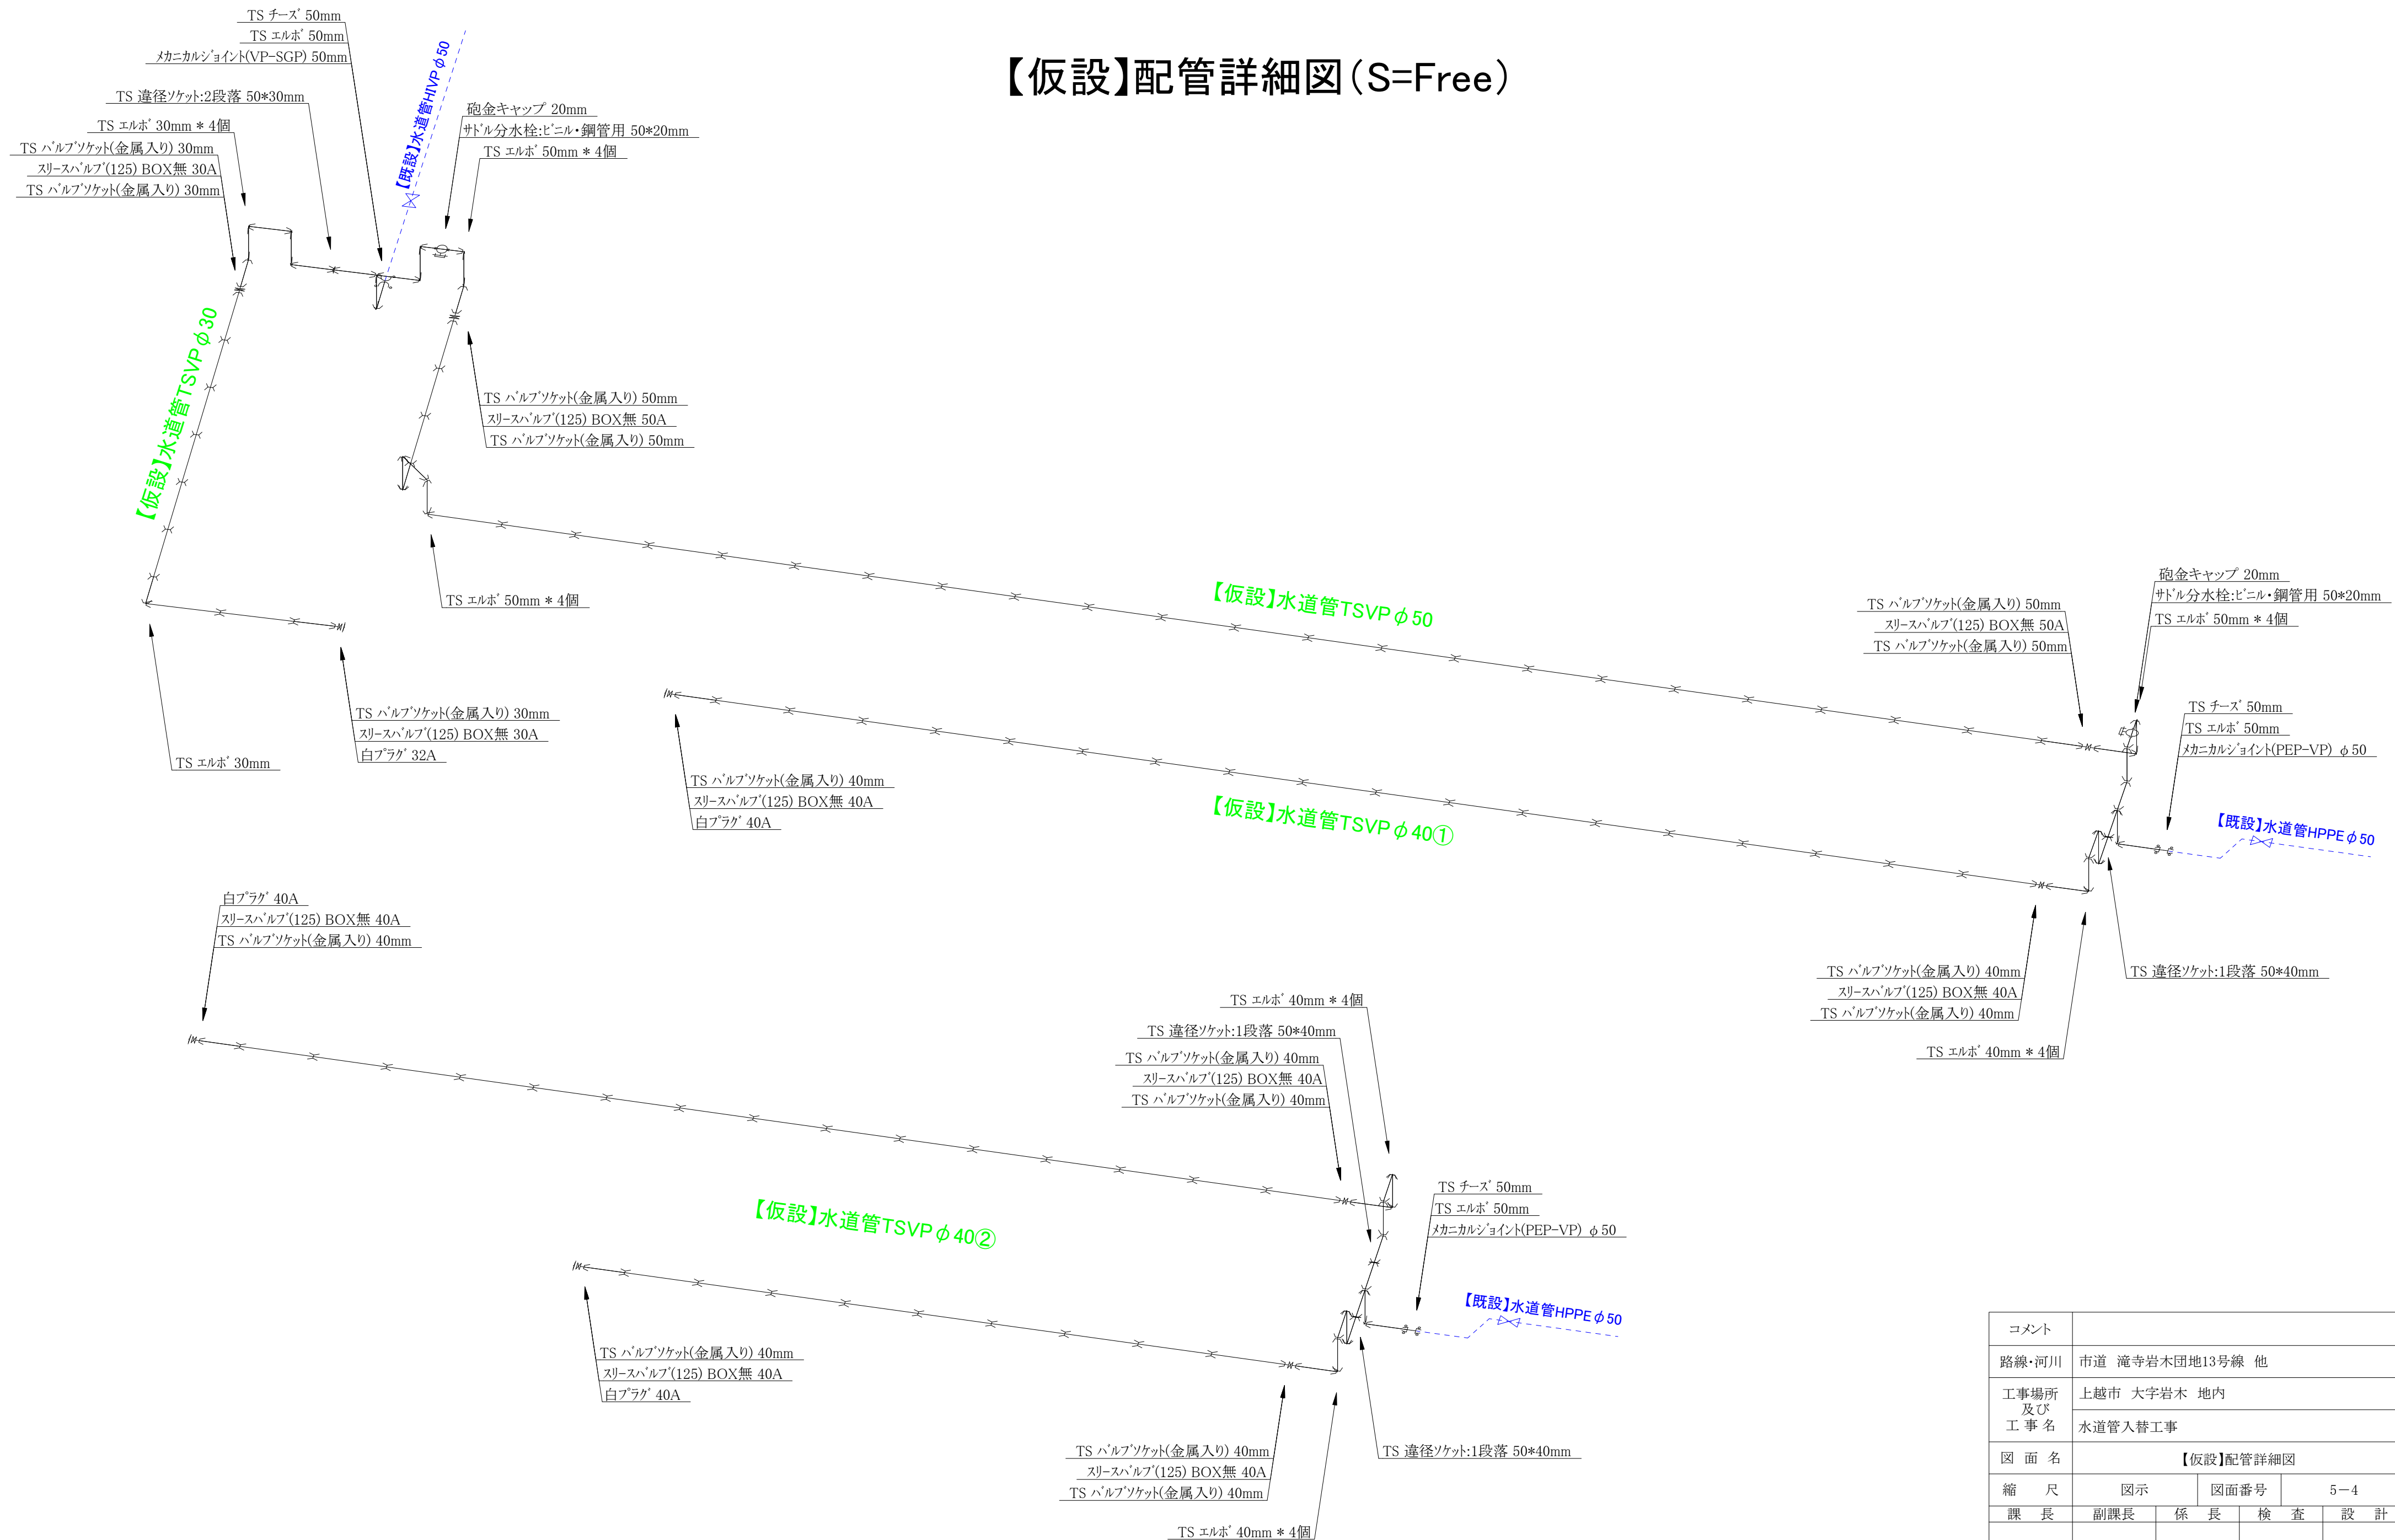


コメント					
路線・河川	市道 滝寺岩木団地13号線 他				
工事場所 及び 工事名	上越市 大字岩木 地内				
	水道管入替工事				
図面名	【仮設】配管詳細図				
縮尺	図示		図面番号		5-4
課長	副課長	係	長	検 査	設 計
上越市ガス水道局					



【本設】配管詳細図(S=Free)

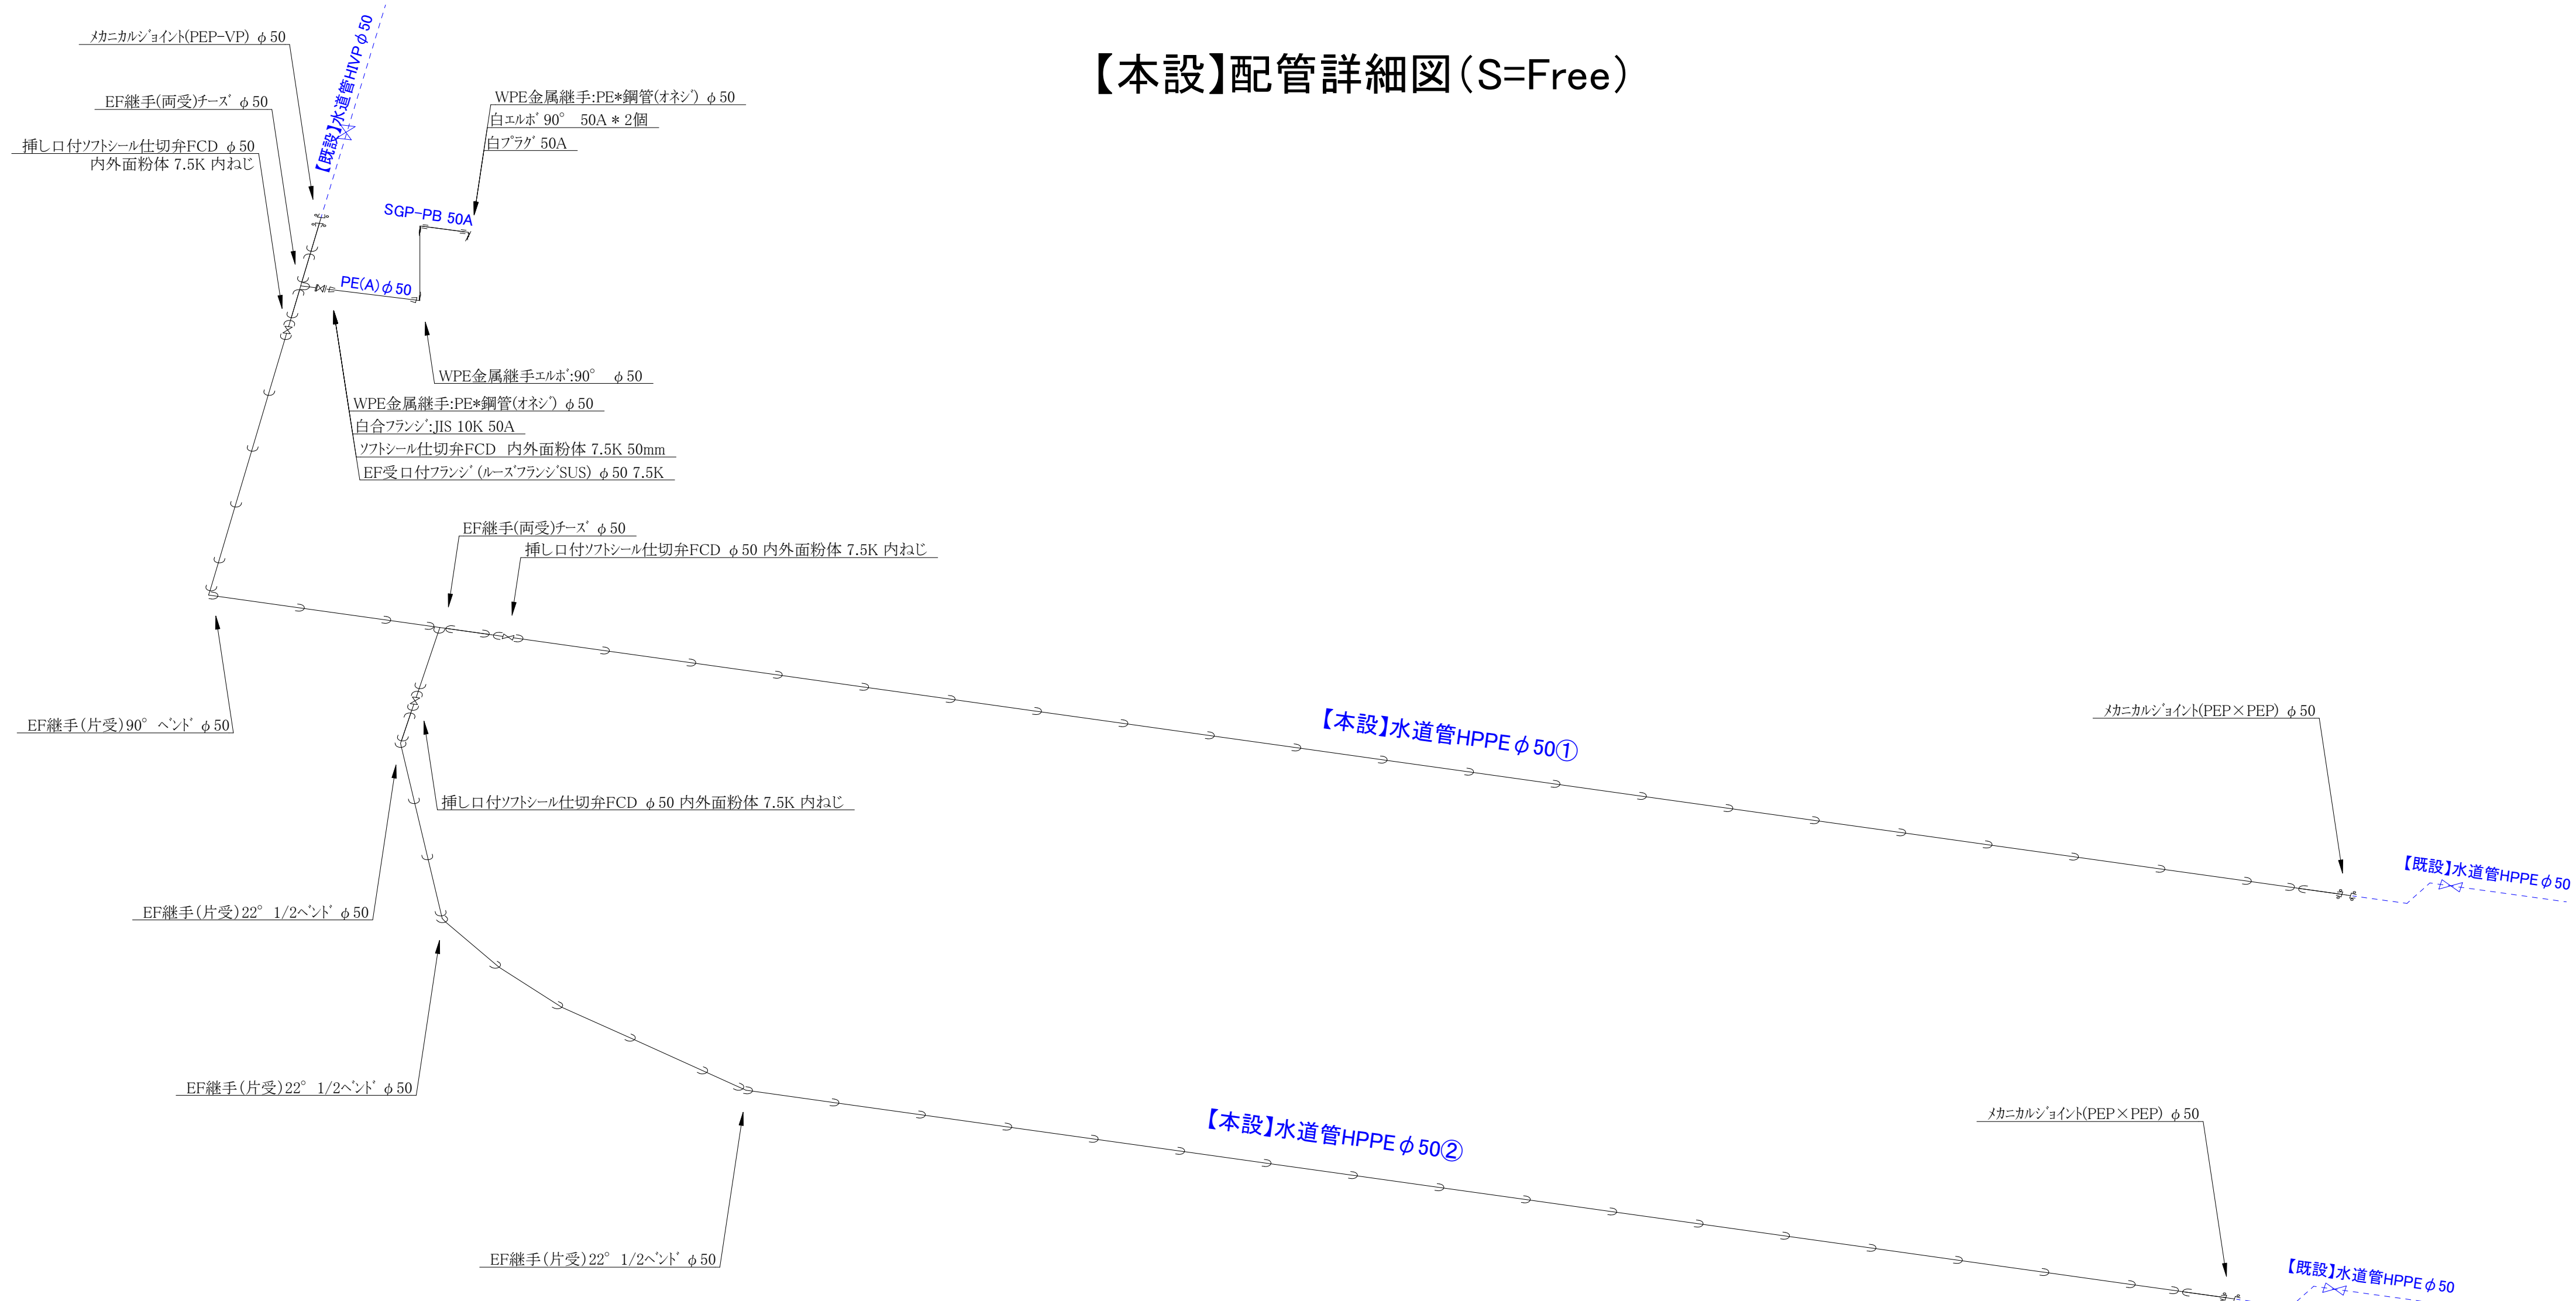

コメント				
路線・河川	市道 滝寺岩木団地13号線 他			
工事場所 及び 工事名	上越市 大字岩木 地内			
	水道管入替工事			
図面名	【本設】配管詳細図			
縮尺	図示		図面番号	5-5
課長	副課長	係長	検査	設計
上越市ガス水道局				

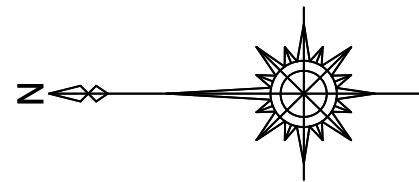

# 撤去平面図(S=Free)

