



配管平面図 S=1/500

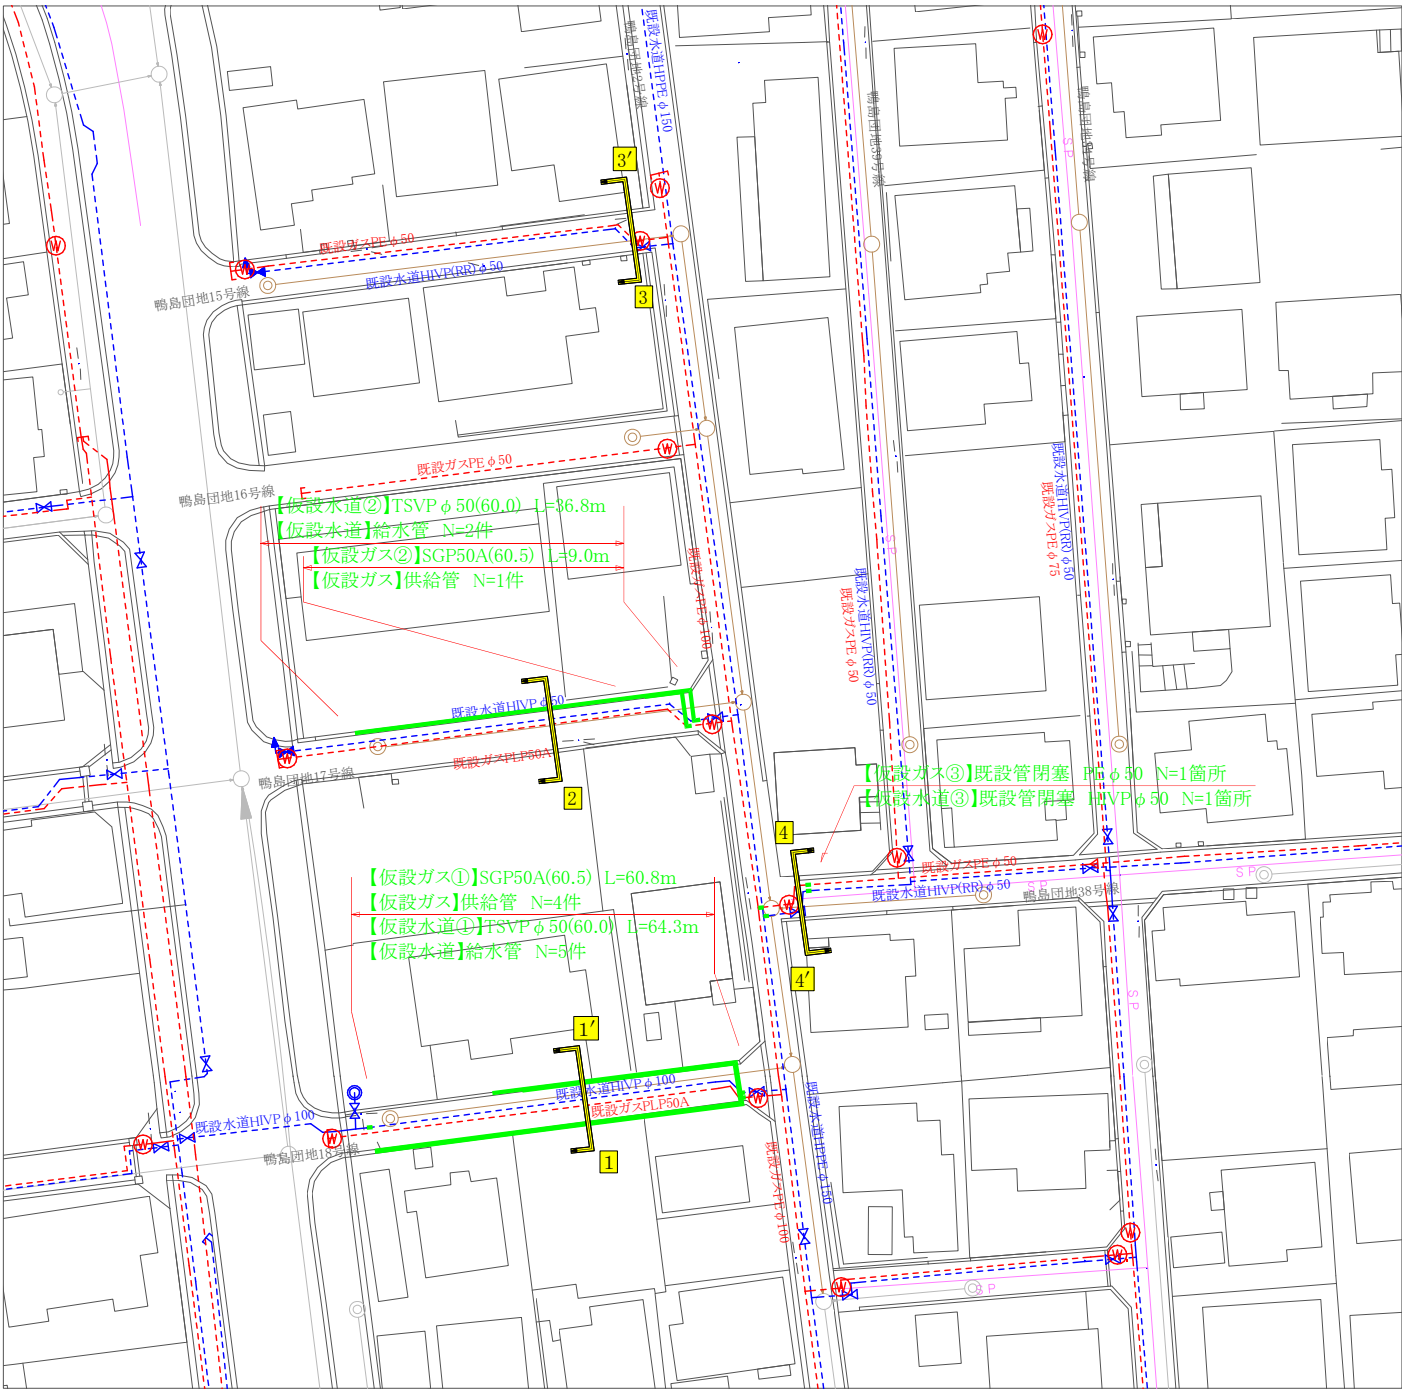

仮設







本設

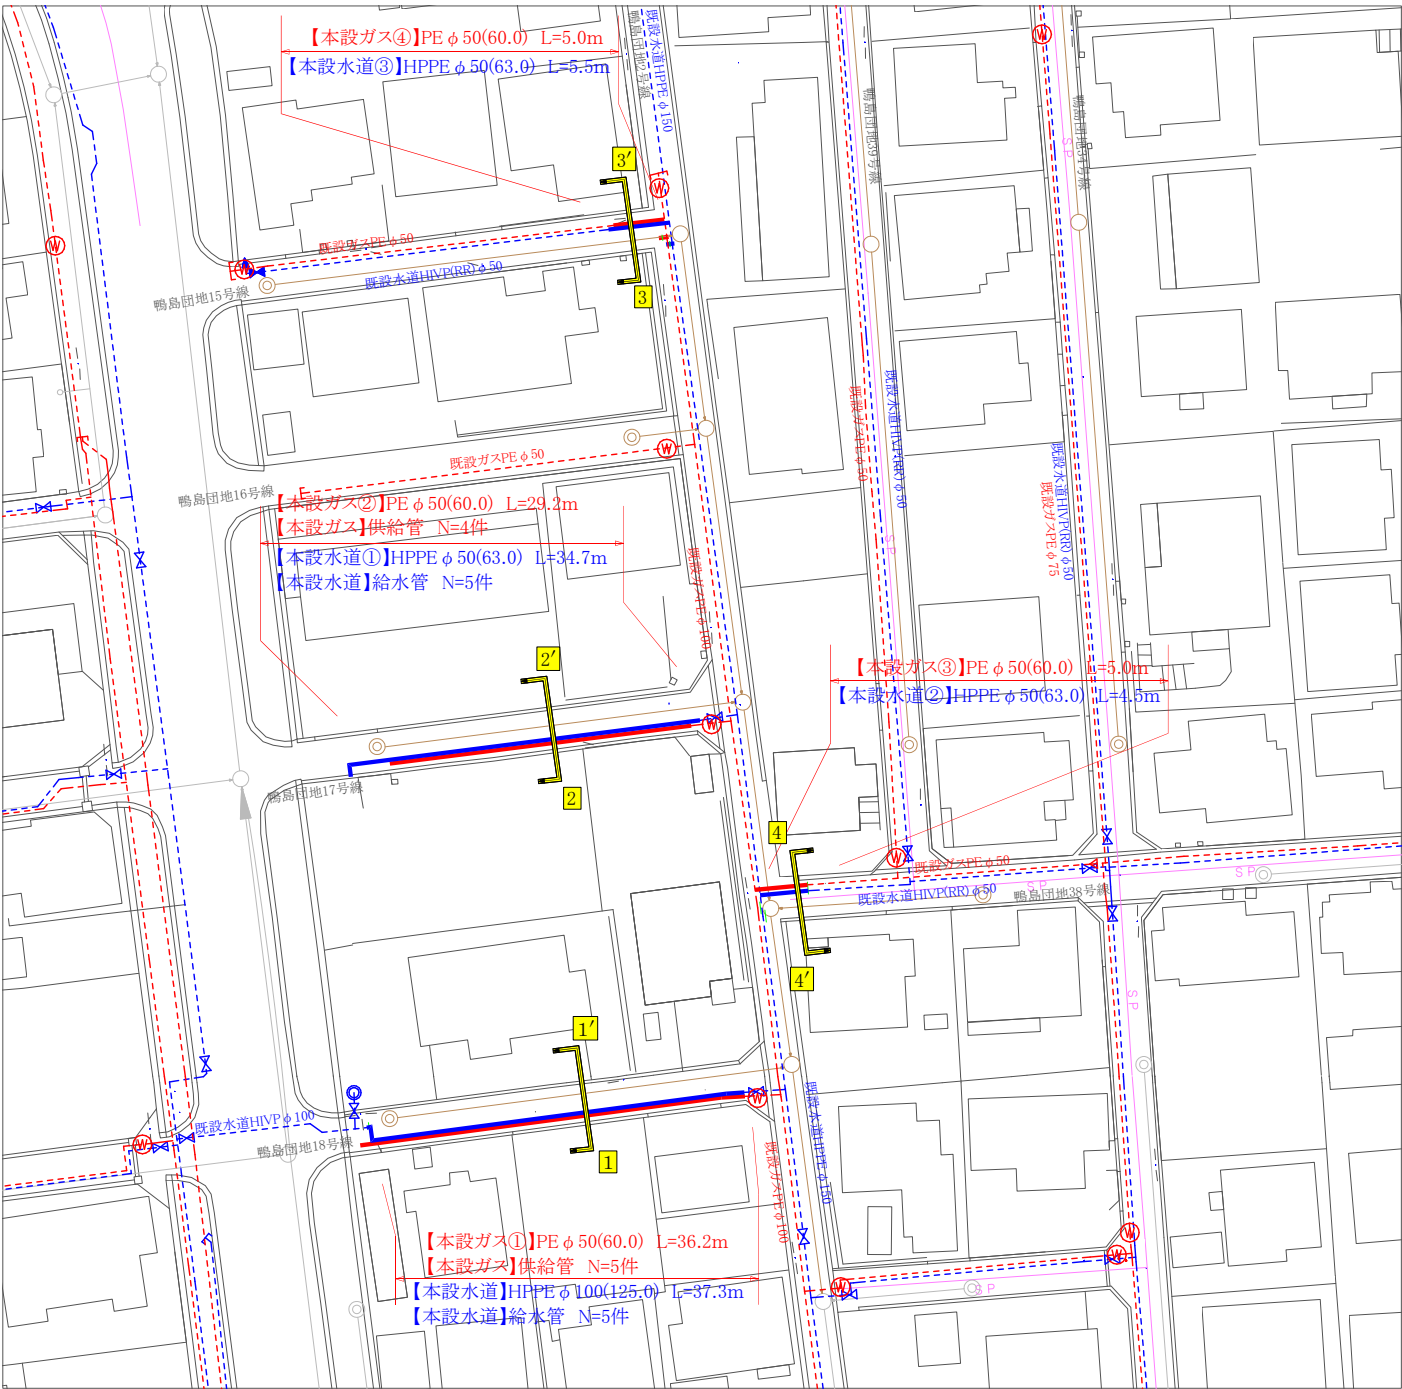


コメント					
路線・河川	市道鴨島団地2号線他				
工事場所 及び 工事名	上越市 鴨島3丁目 地内				
	ガス水道管入替(第1工区)工事				
図面名	配管平面図				
縮尺	図示	図面番号	6 - 1		
課長	副課長	係長	検査	設計	
上越市ガス水道局					

横断面図 S=1/50

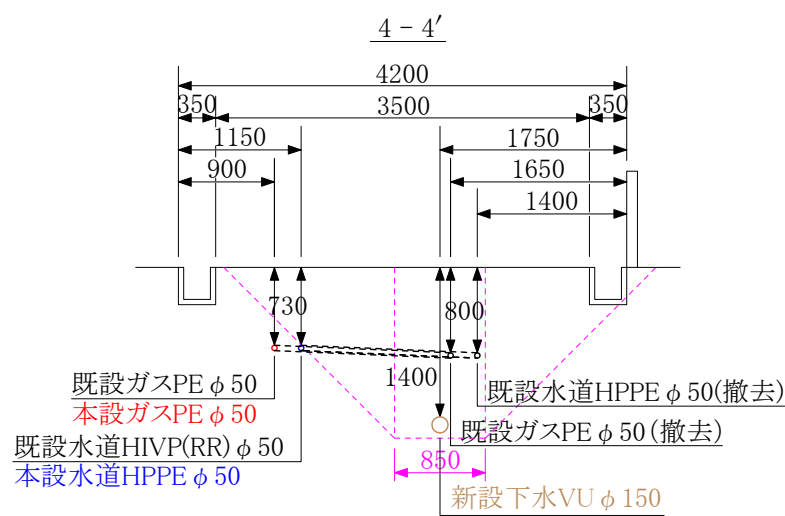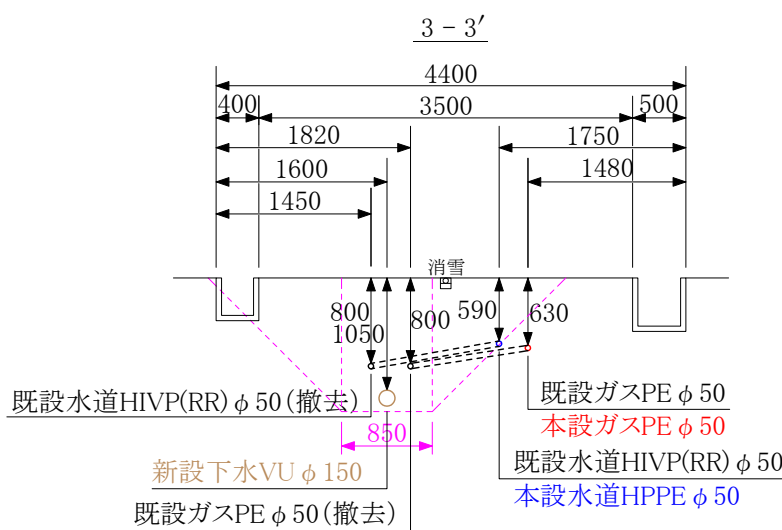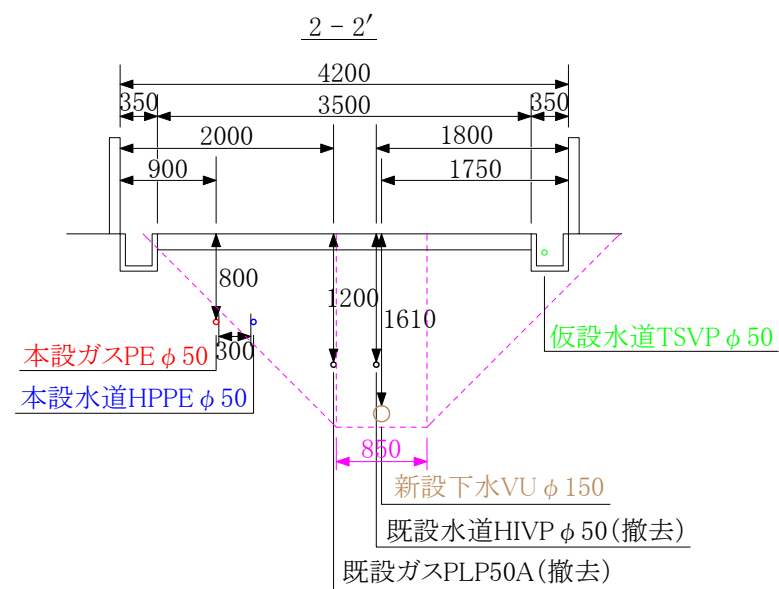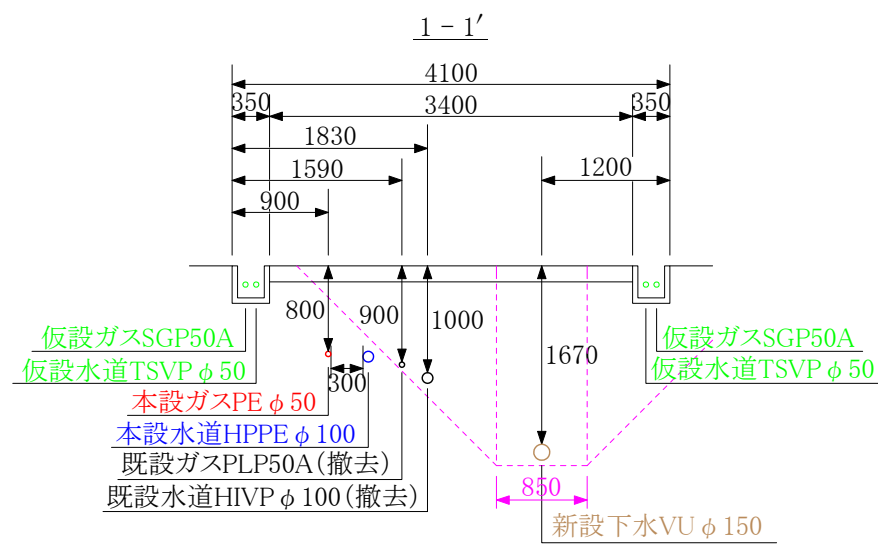


コメント					
路線・河川	市道鴨島団地2号線他				
工事場所 及び 工事名	上越市 鴨島3丁目 地内				
	ガス水道管入替(第1工区)工事				
図面名	横断面図				
縮尺	図示		図面番号		6 - 2
課長	副課長	係長	検査	設計	
上越市ガス水道局					

仮設ガス配管詳細図 S=Free

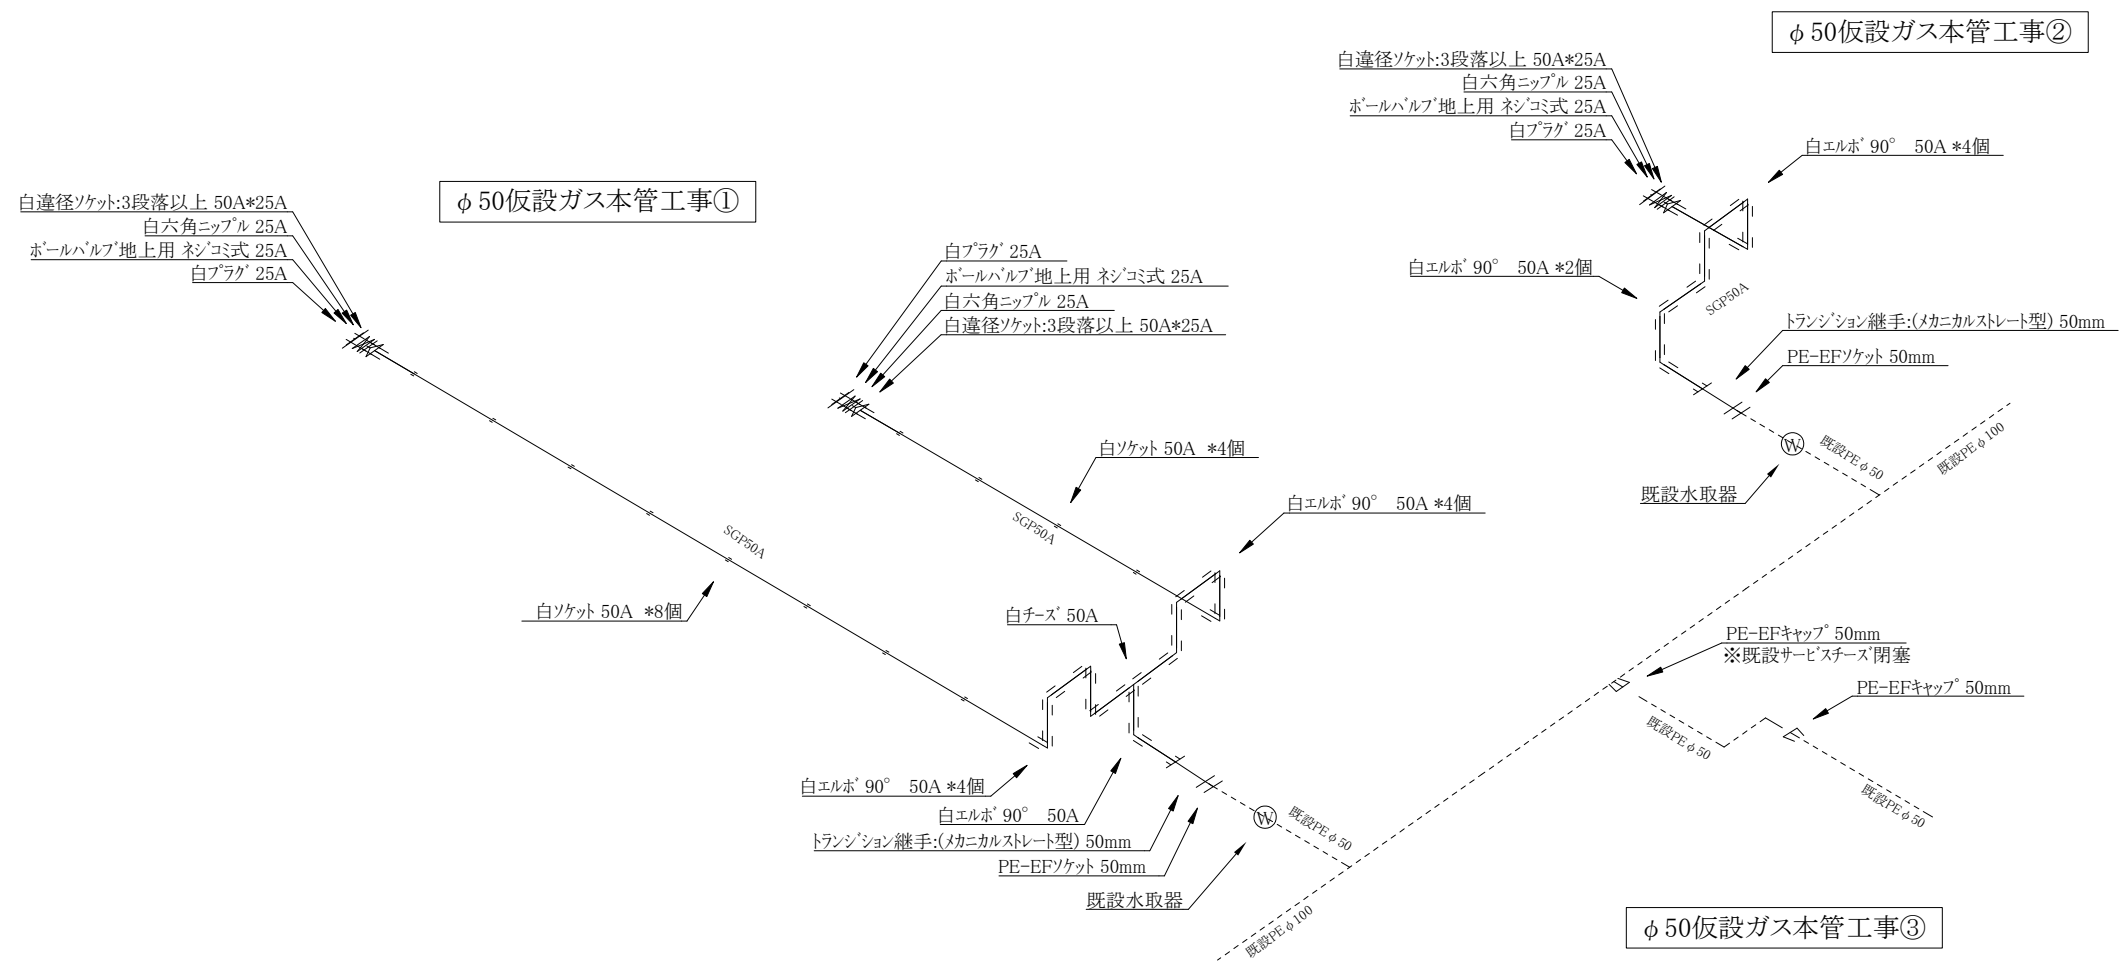


コメント				
路線・河川	市道鴨島団地2号線他			
工事場所 及び 工事名	上越市 鴨島3丁目 地内			
	ガス水道管入替(第1工区)工事			
図面名	仮設ガス配管詳細図			
縮尺	図示	図面番号	6 - 3	
課長	副課長	係長	検査	設計
上越市ガス水道局				

仮設水道配管詳細図 S=Free

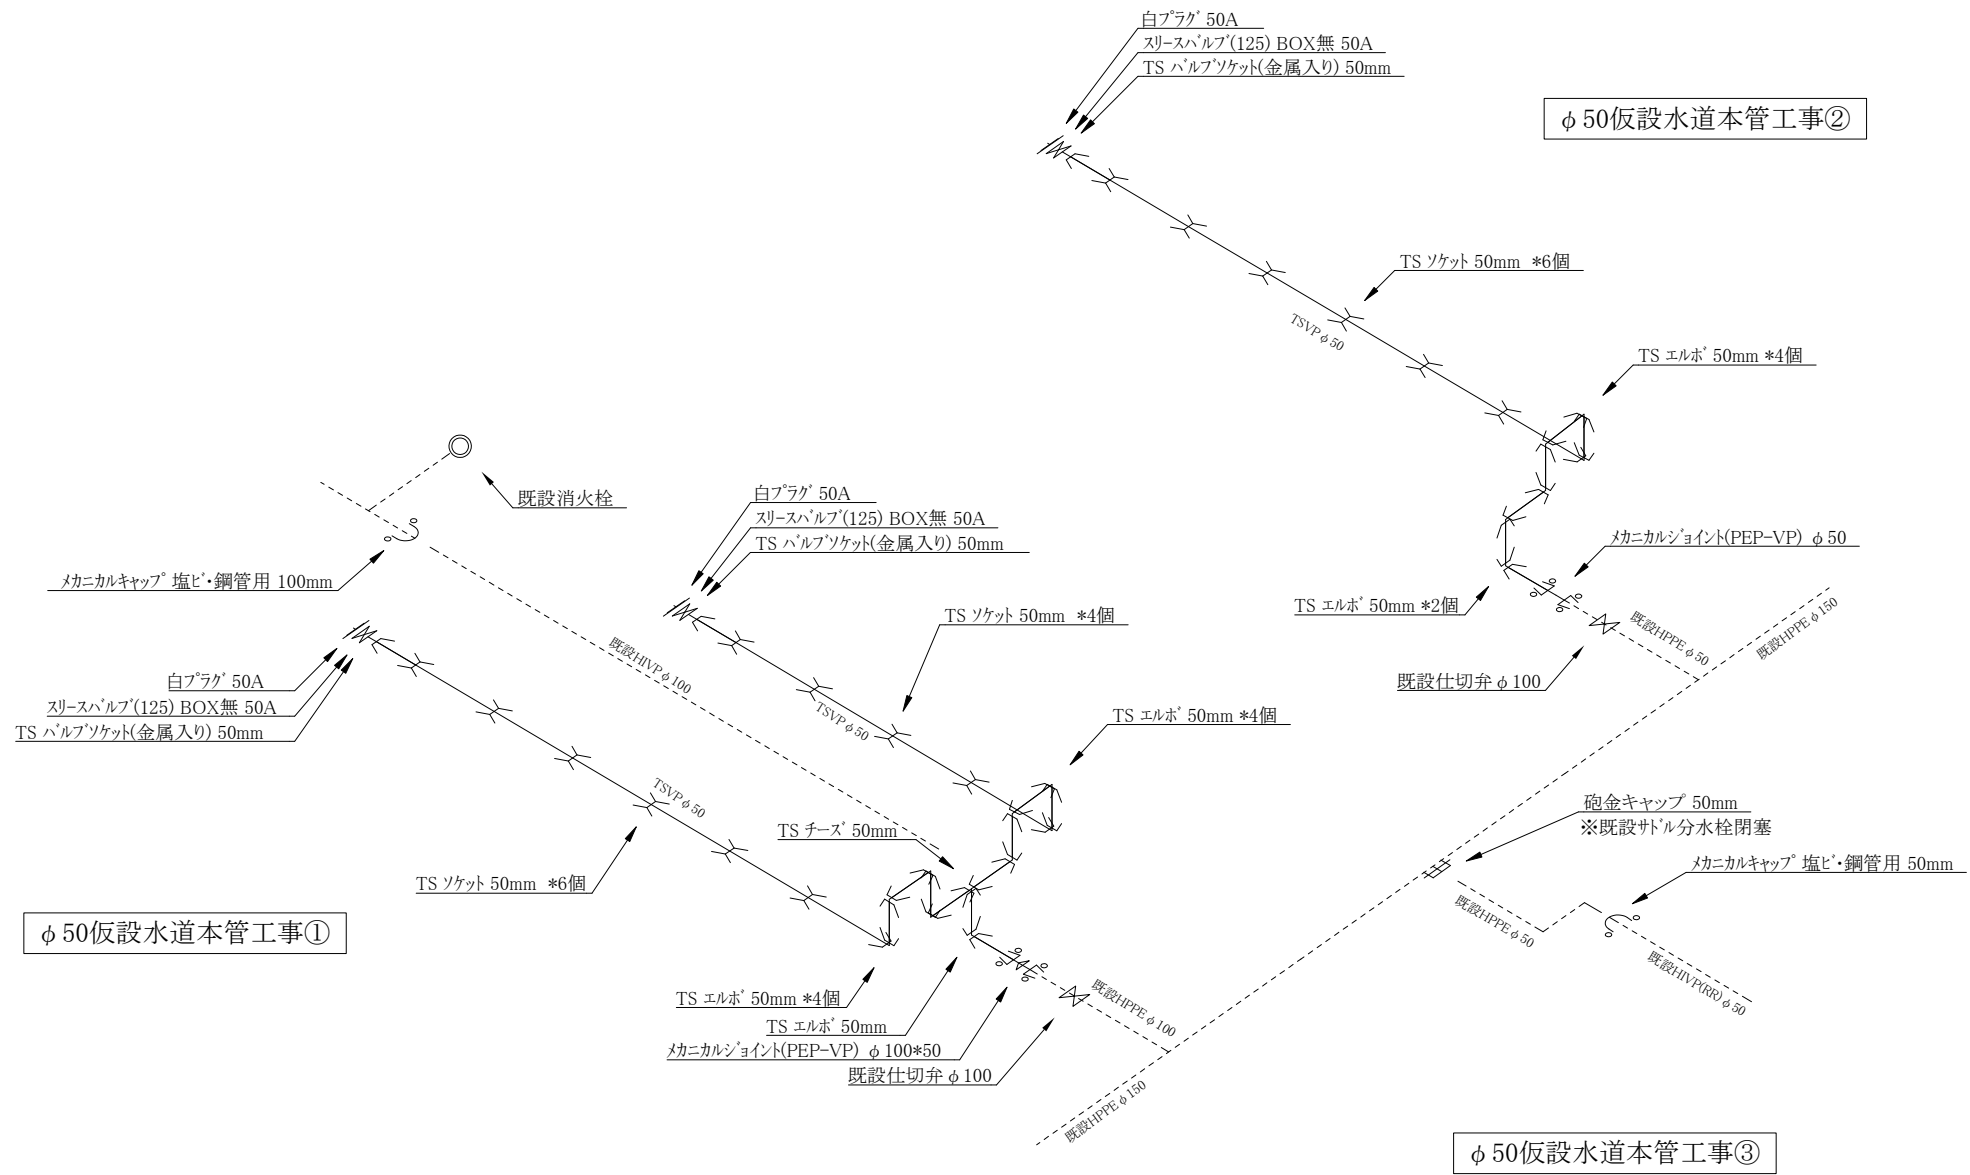


コメント					
路線・河川	市道鴨島団地2号線他				
工事場所 及び 工 事 名	上越市 鴨島3丁目 地内				
	ガス水道管入替(第1工区)工事				
図 面 名	仮設水道配管詳細図				
縮 尺	図示		図面番号		6 - 4
課 長	副課長	係 長	検 査	設 計	
上 越 市 ガ ス 水 道 局					

本設ガス配管詳細図 S=Free

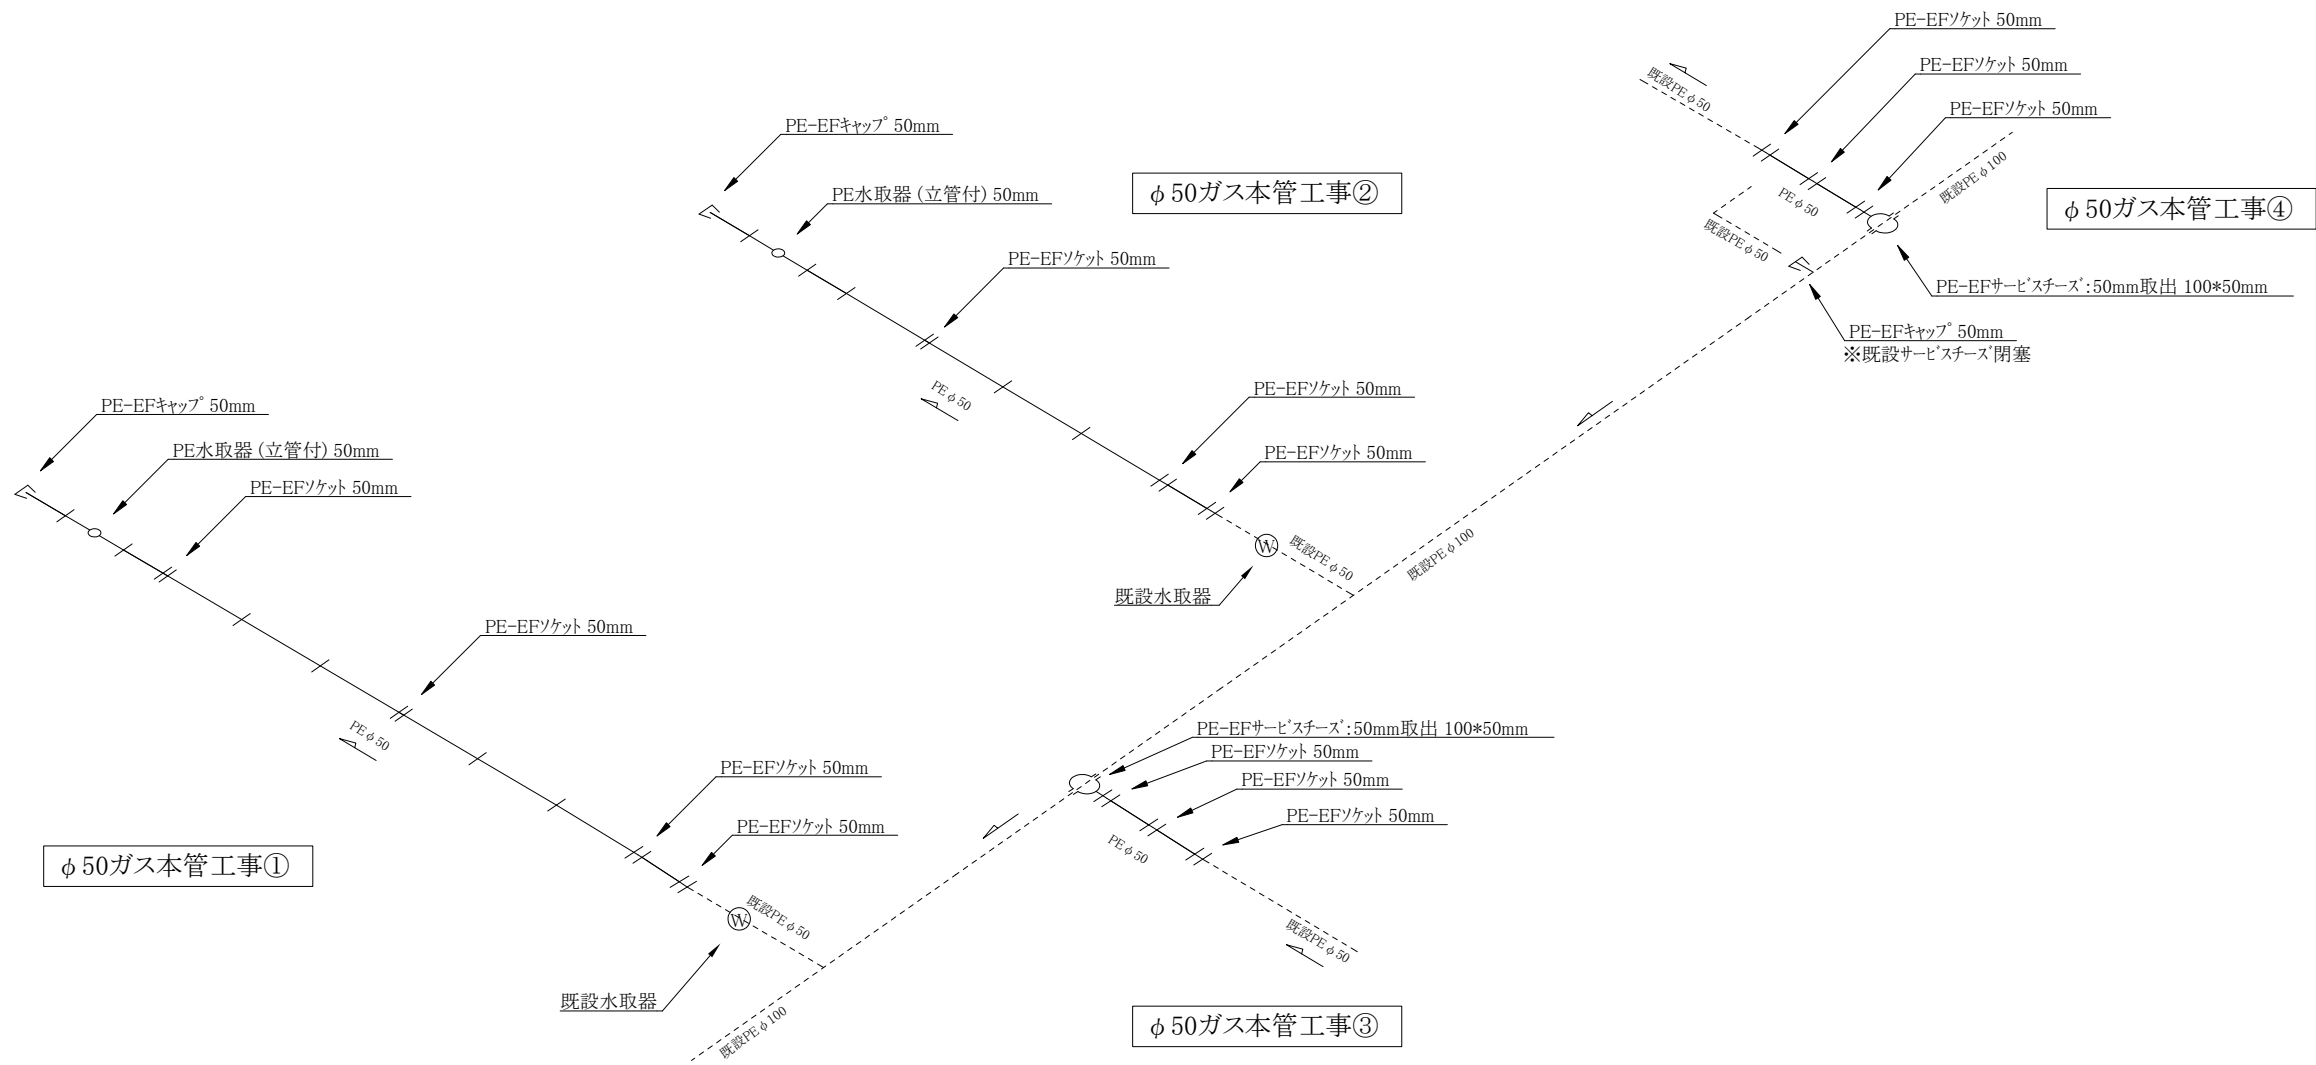

コメント					
路線・河川	市道鴨島団地2号線他				
工事場所 及び 工 事 名	上越市 鴨島3丁目 地内				
	ガス水道管入替(第1工区)工事				
図 面 名	本設ガス配管詳細図				
縮 尺	図示		図面番号		6 - 5
課 長	副課長	係 長	検 査	設 計	
上 越 市 ガ ス 水 道 局					

本設水道配管詳細図 S=Free

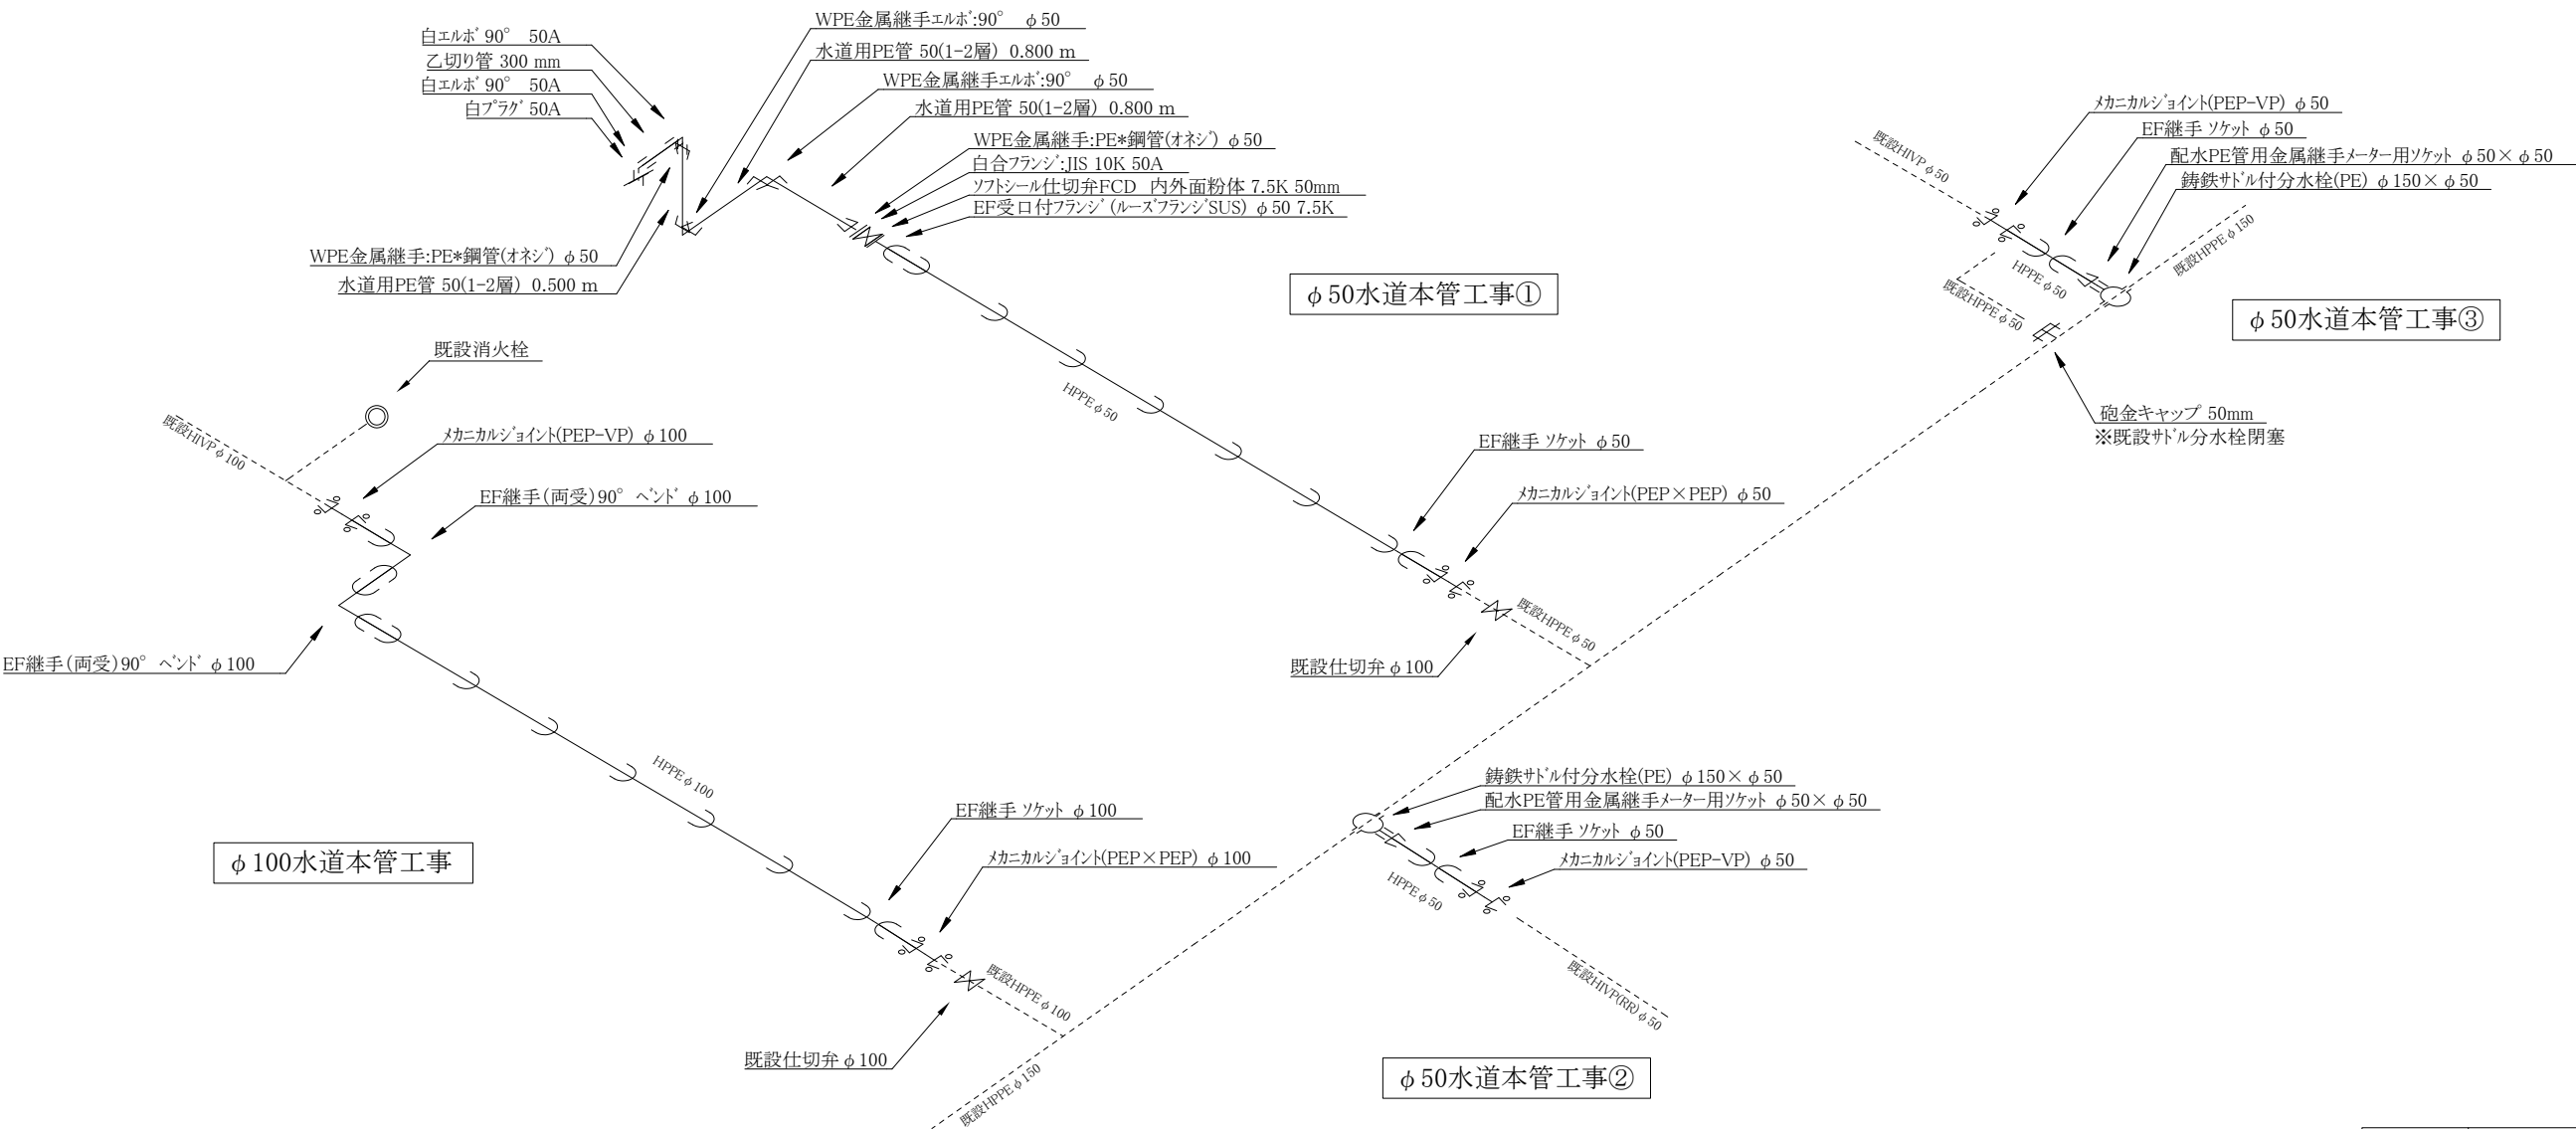

コメント				
路線・河川	市道鴨島団地2号線他			
工事場所 及び 工 事 名	上越市 鴨島3丁目 地内			
	ガス水道管入替(第1工区)工事			
図 面 名	本設水道配管詳細図			
縮 尺	図示	図面番号	6 - 6	
課 長	副課長	係 長	検 査	設 計
上 越 市 ガ ス 水 道 局				

