

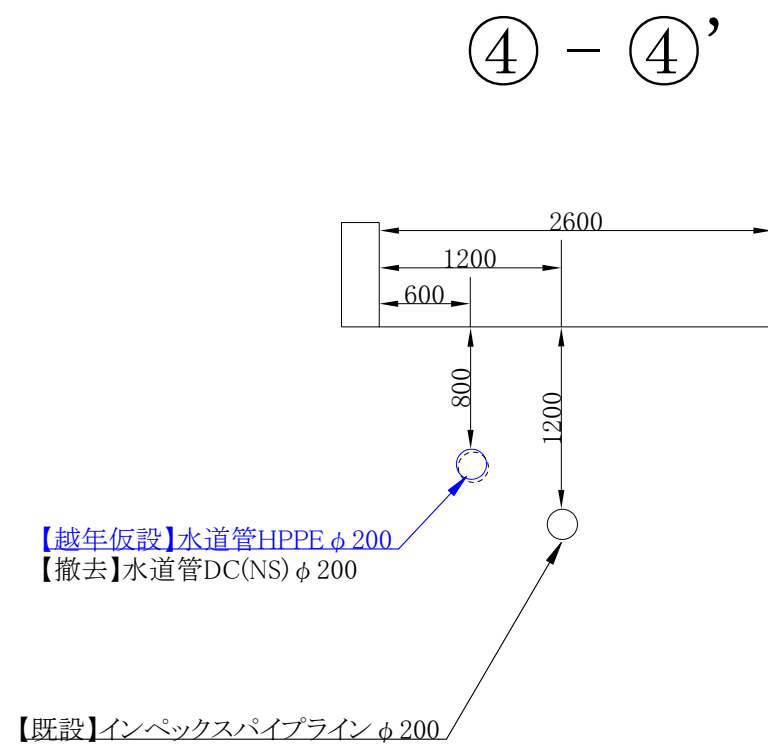
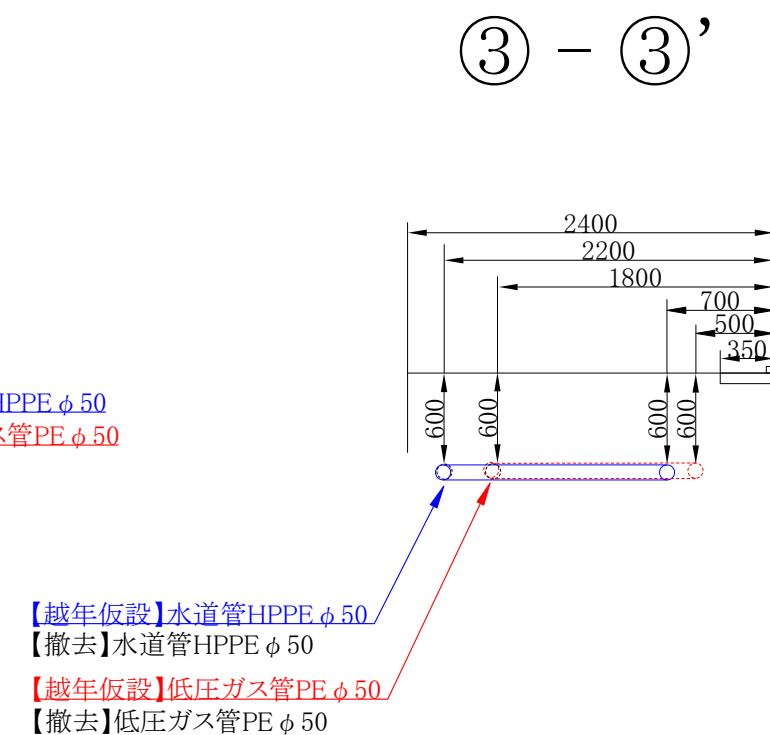


【越年仮設・本設】平面図 S=1:500

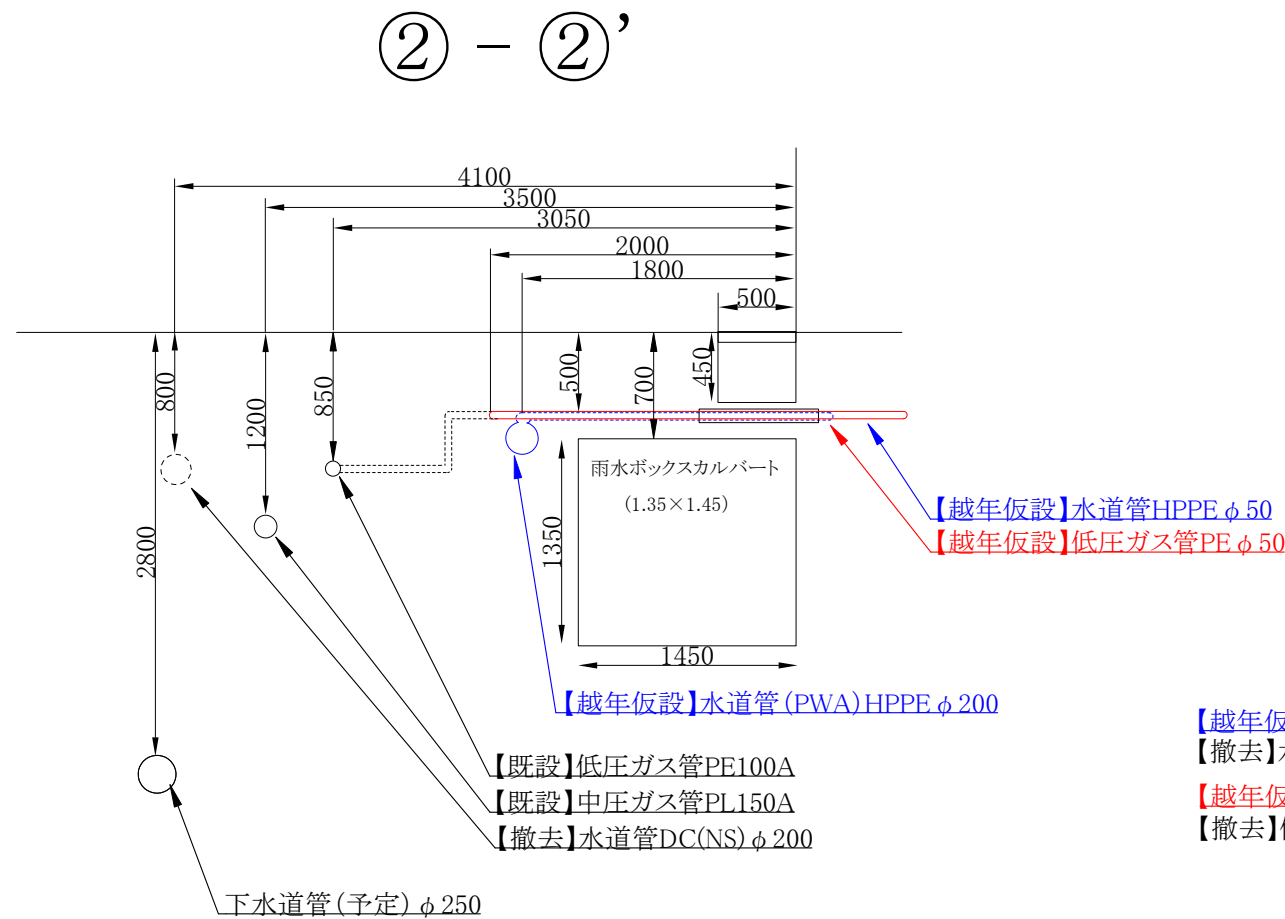


コメント					
路線・河川	市道 下荒浜幹線				
工事場所 及び 工事名	上越市大字下荒浜地内 ガス水道管入替(第2工区)工事				
図 面 名	【越年仮設・本設】平面図				
縮 尺	図示		図面番号		3-1
課 長	副課長	係 長	検 査	設 計	
上 越 市 ガ ス 水 道 局					

【越年仮設】横断図 S=1:50

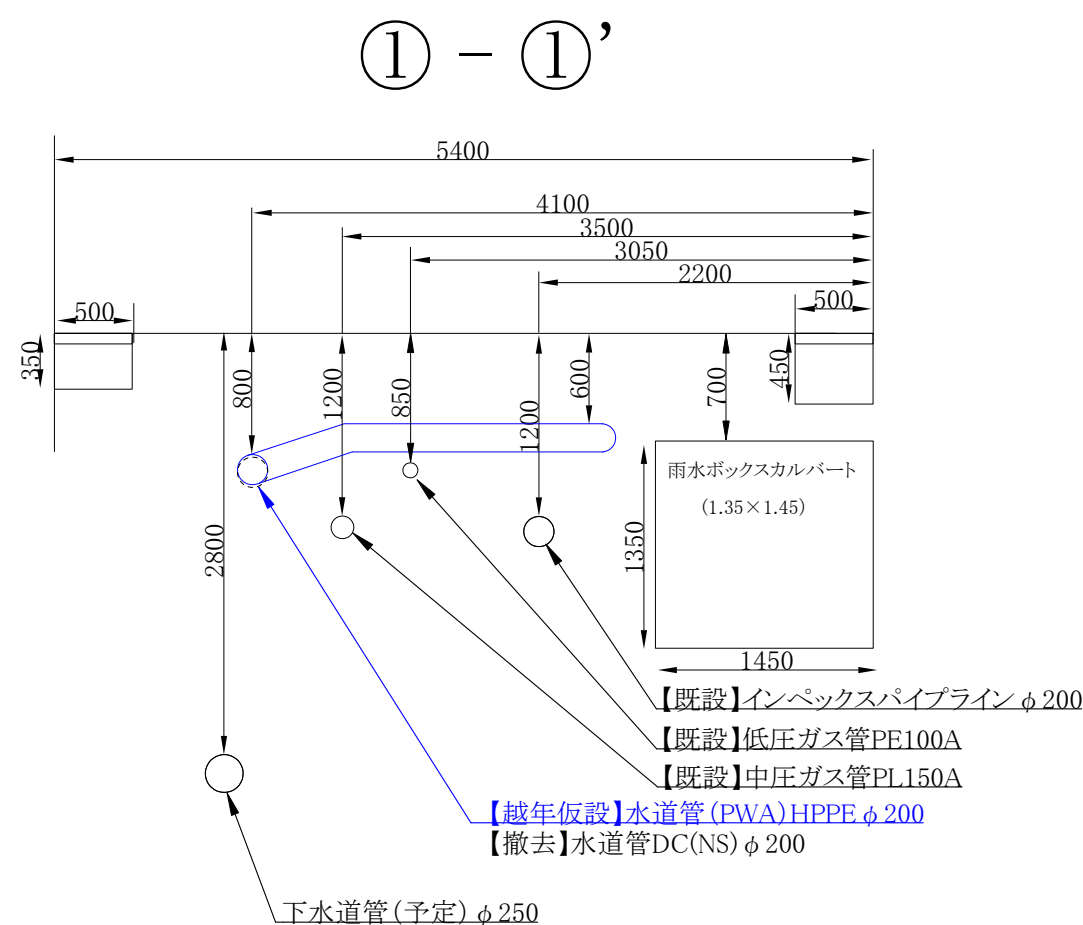


コメント				
路線・河川	市道 下荒浜幹線			
工事場所 及び 工事名	上越市大字下荒浜地内 ガス水道管入替(第2工区)工事			
図面名	【越年仮設】横断図			
縮尺	図示	図面番号	3-2	
課長	副課長	係長	検査	設計
上越市ガス水道局				

【越年仮設】低圧ガスパ配管詳細図 S=FREE

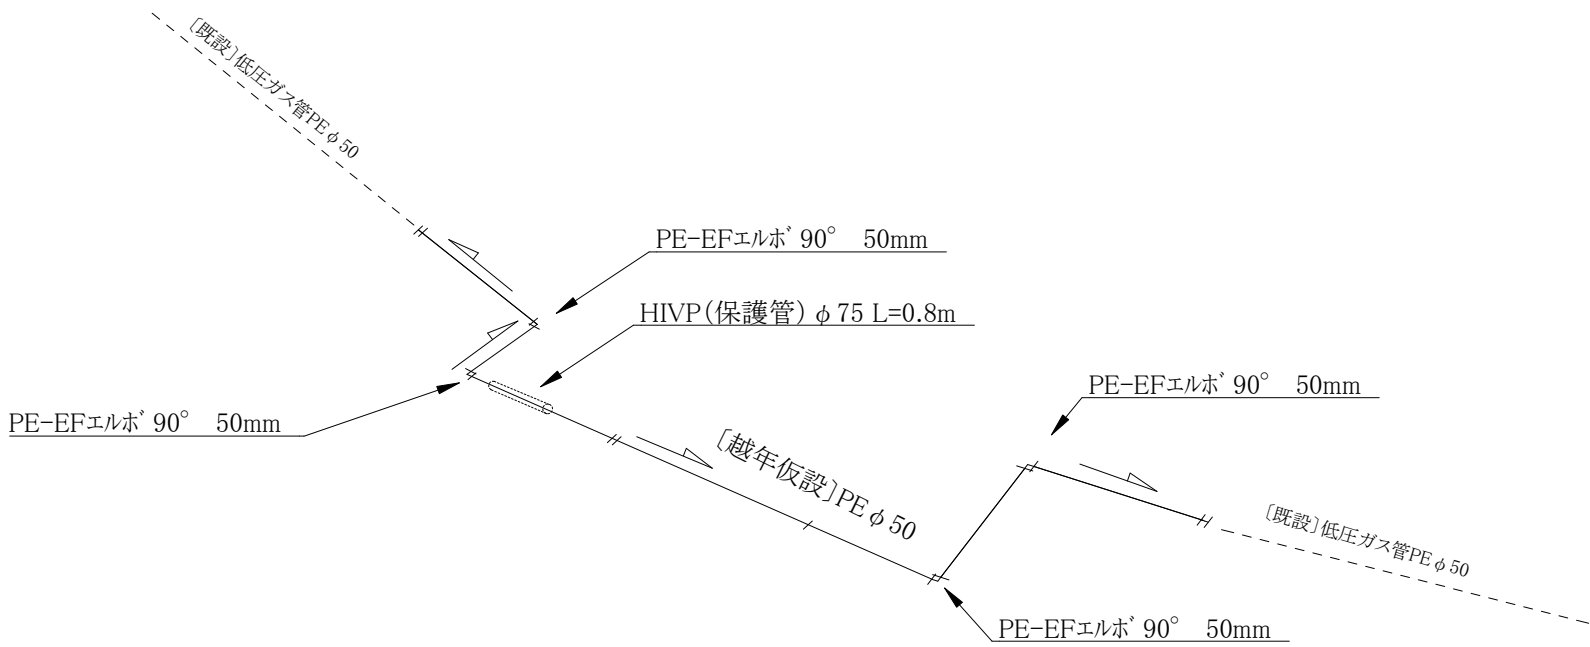


【越年仮設・本設】水道管配管詳細図 S=FREE

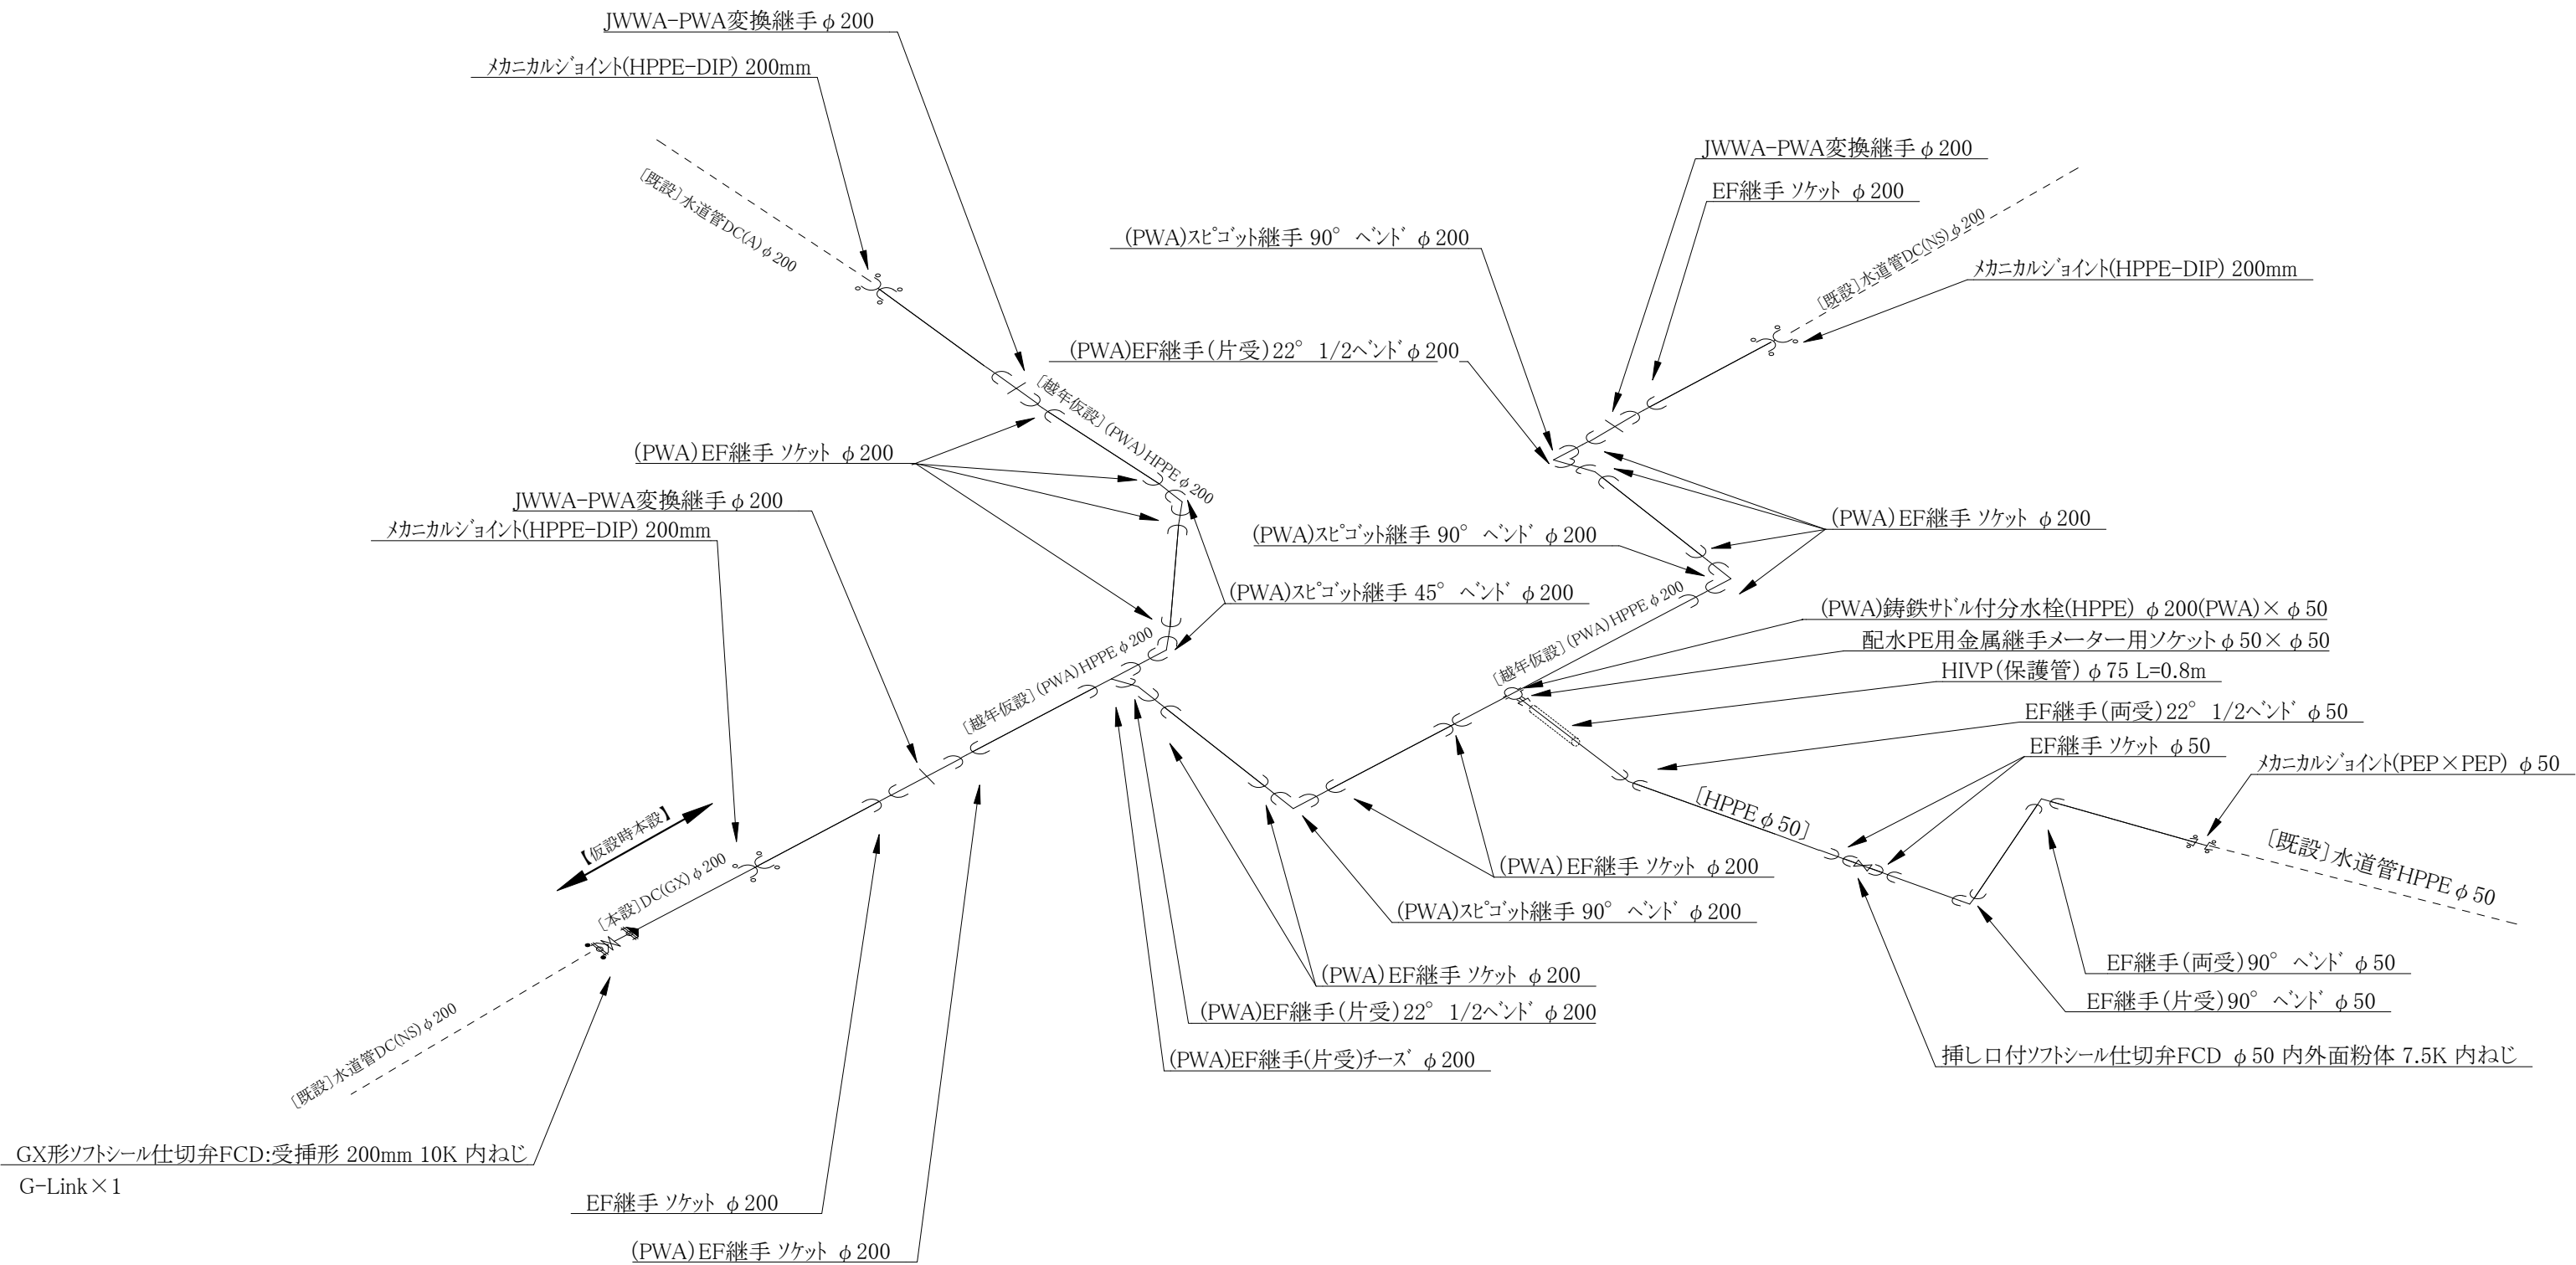

コメント					
路線・河川	市道 下荒浜幹線				
工事場所 及び 工 事 名	上越市大字下荒浜地内				
	ガス水道管入替(第2工区)工事				
図 面 名	【越年仮設・本設】ガス水道管配管詳細図				
縮 尺	図 示		図面番号		3-3
課 長	副課長	係 長	検 査	設 計	
上 越 市 ガ ス 水 道 局					

【撤去】平面図 S=FREE

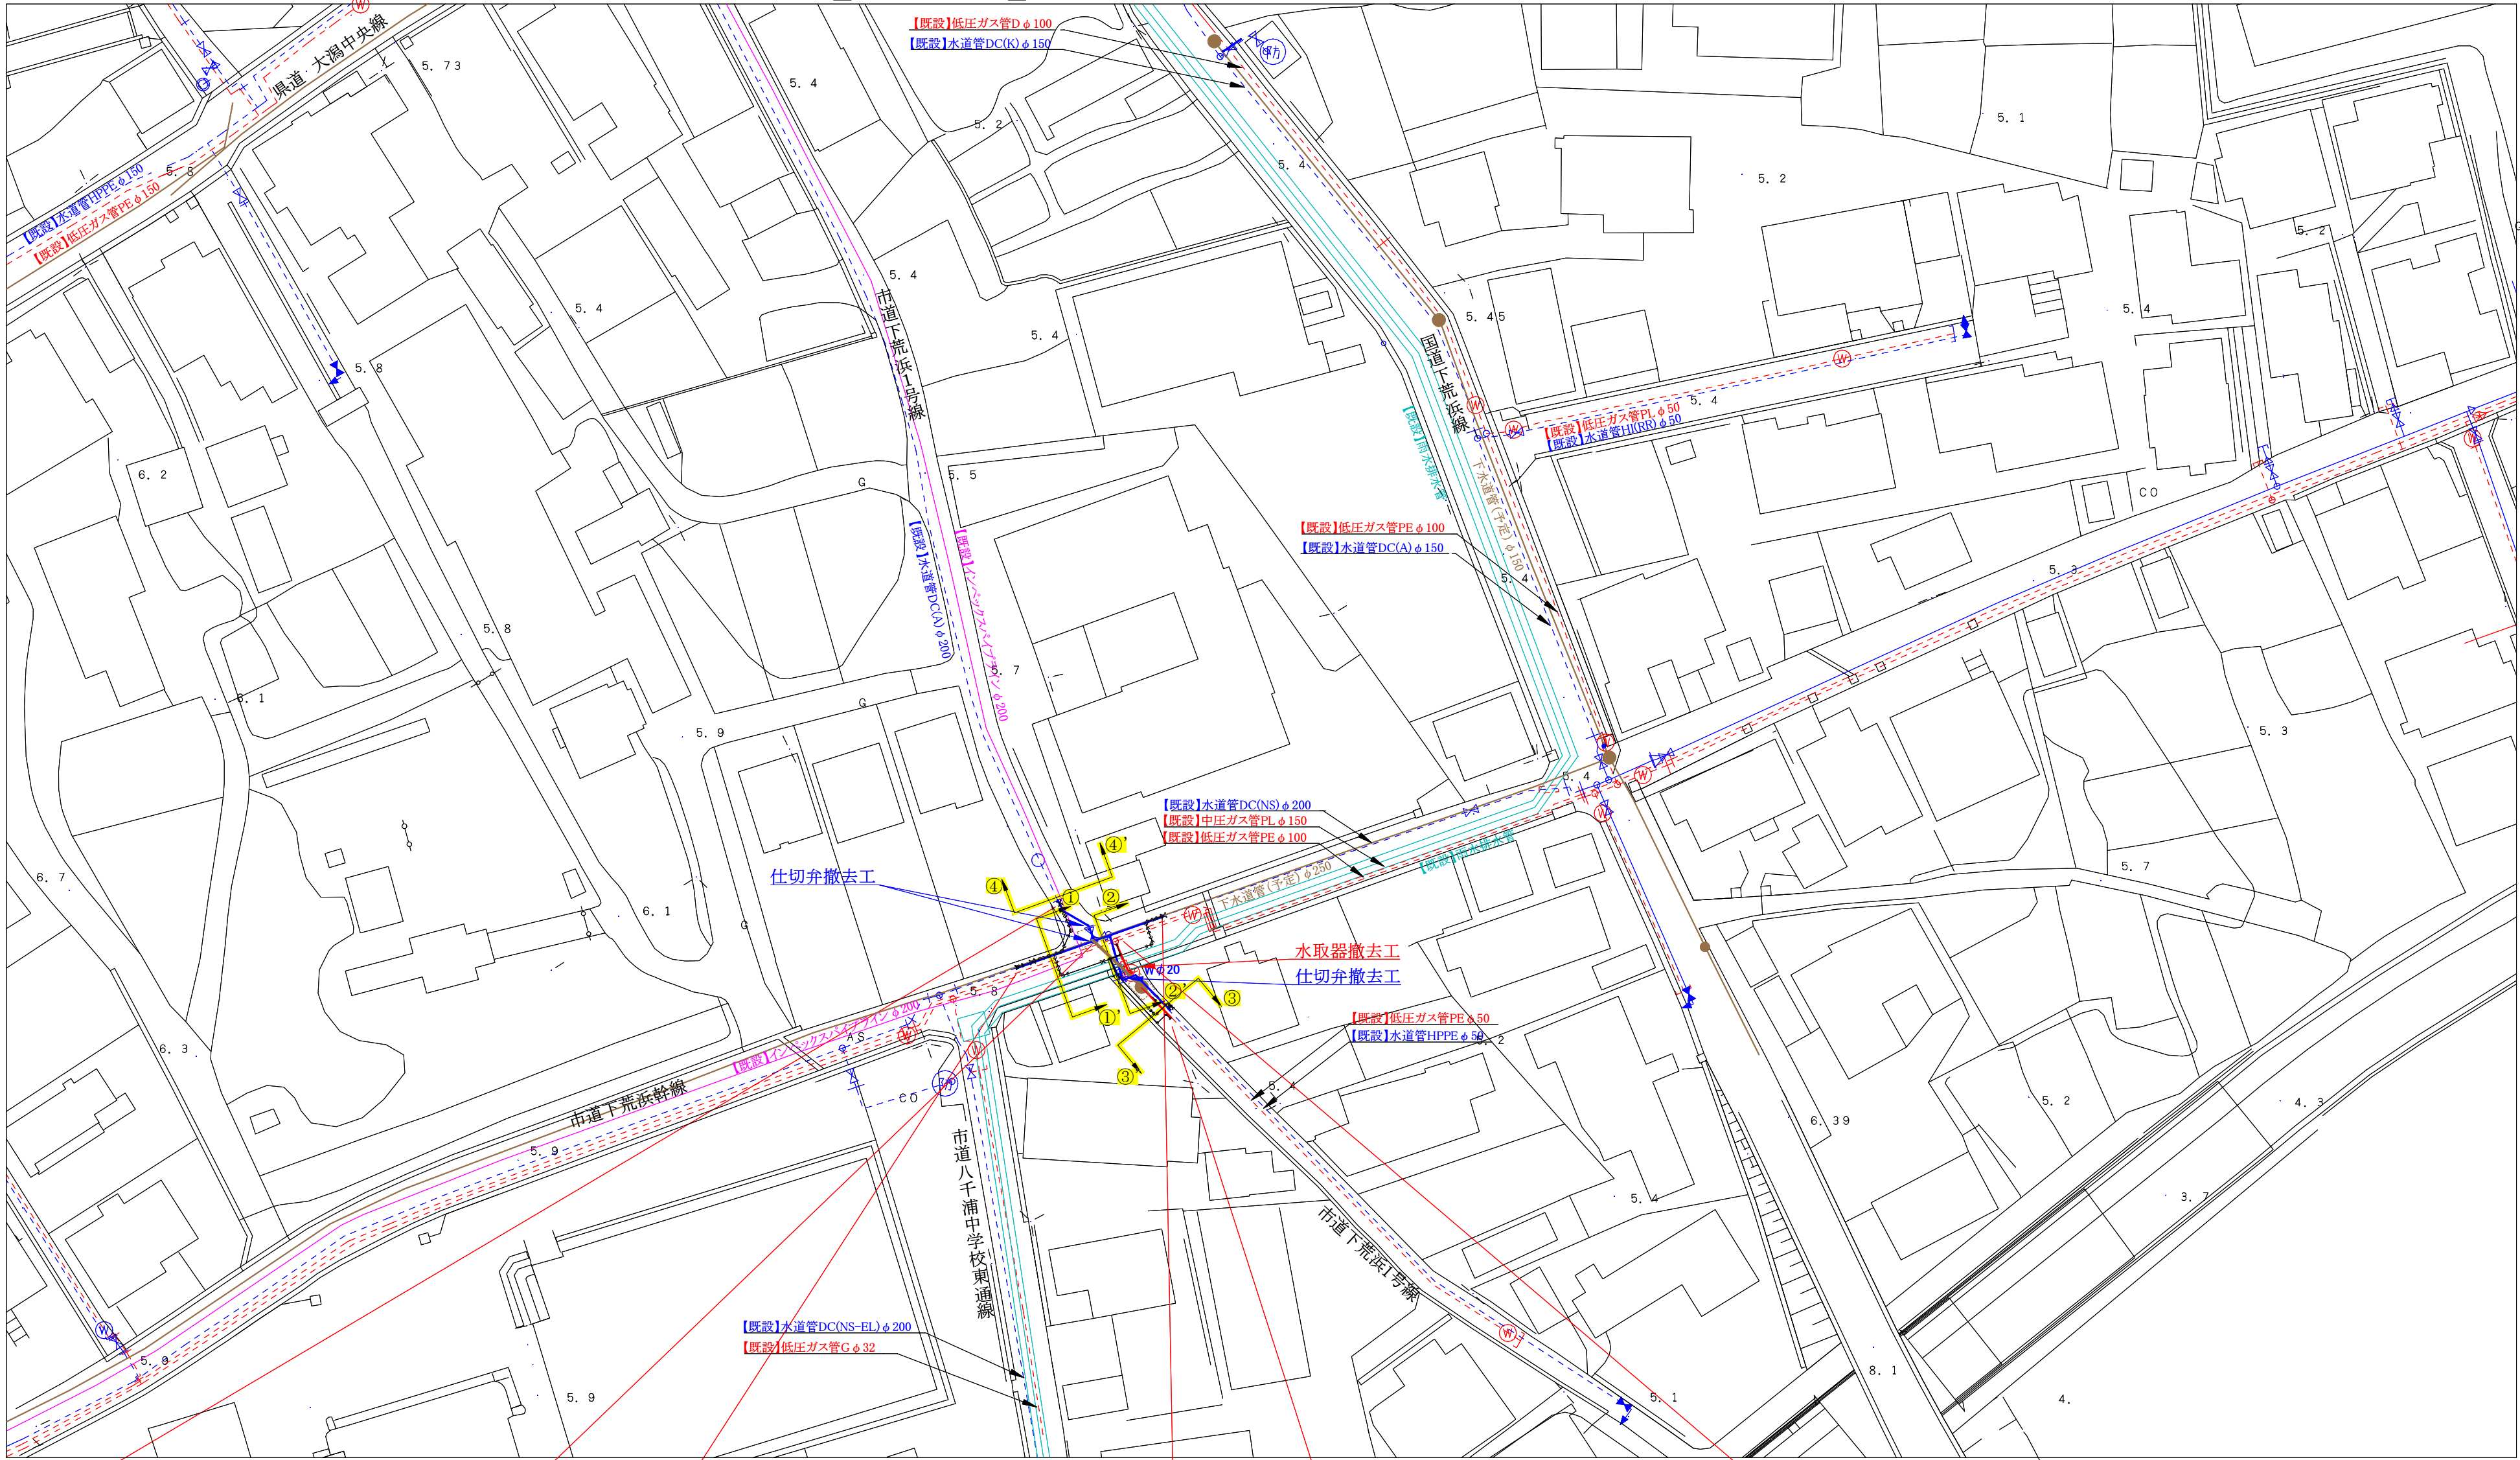

【撤去】水道管DC (A) 200(220.0) L=6.0m

【撤去】水道管DC (NS) φ 200(220.0) L=15.8m

【撤去】水道管HPPE φ 50(63.0) L=11.2m

【撤去】低圧ガス管PE φ 50(63.0) L=9.4m

コメント					
路線・河川	市道 下荒浜幹線				
工事場所 及び 工 事 名	上越市大字下荒浜地内				
	ガス水道管入替(第2工区)工事				
図 面 名	【撤去】平面図				
縮 尺	図示		図面番号		1-1
課 長	副課長	係 長	検 査	設 計	
上 越 市 ガ ス 水 道 局					