




【本設】平面図 S=1:500

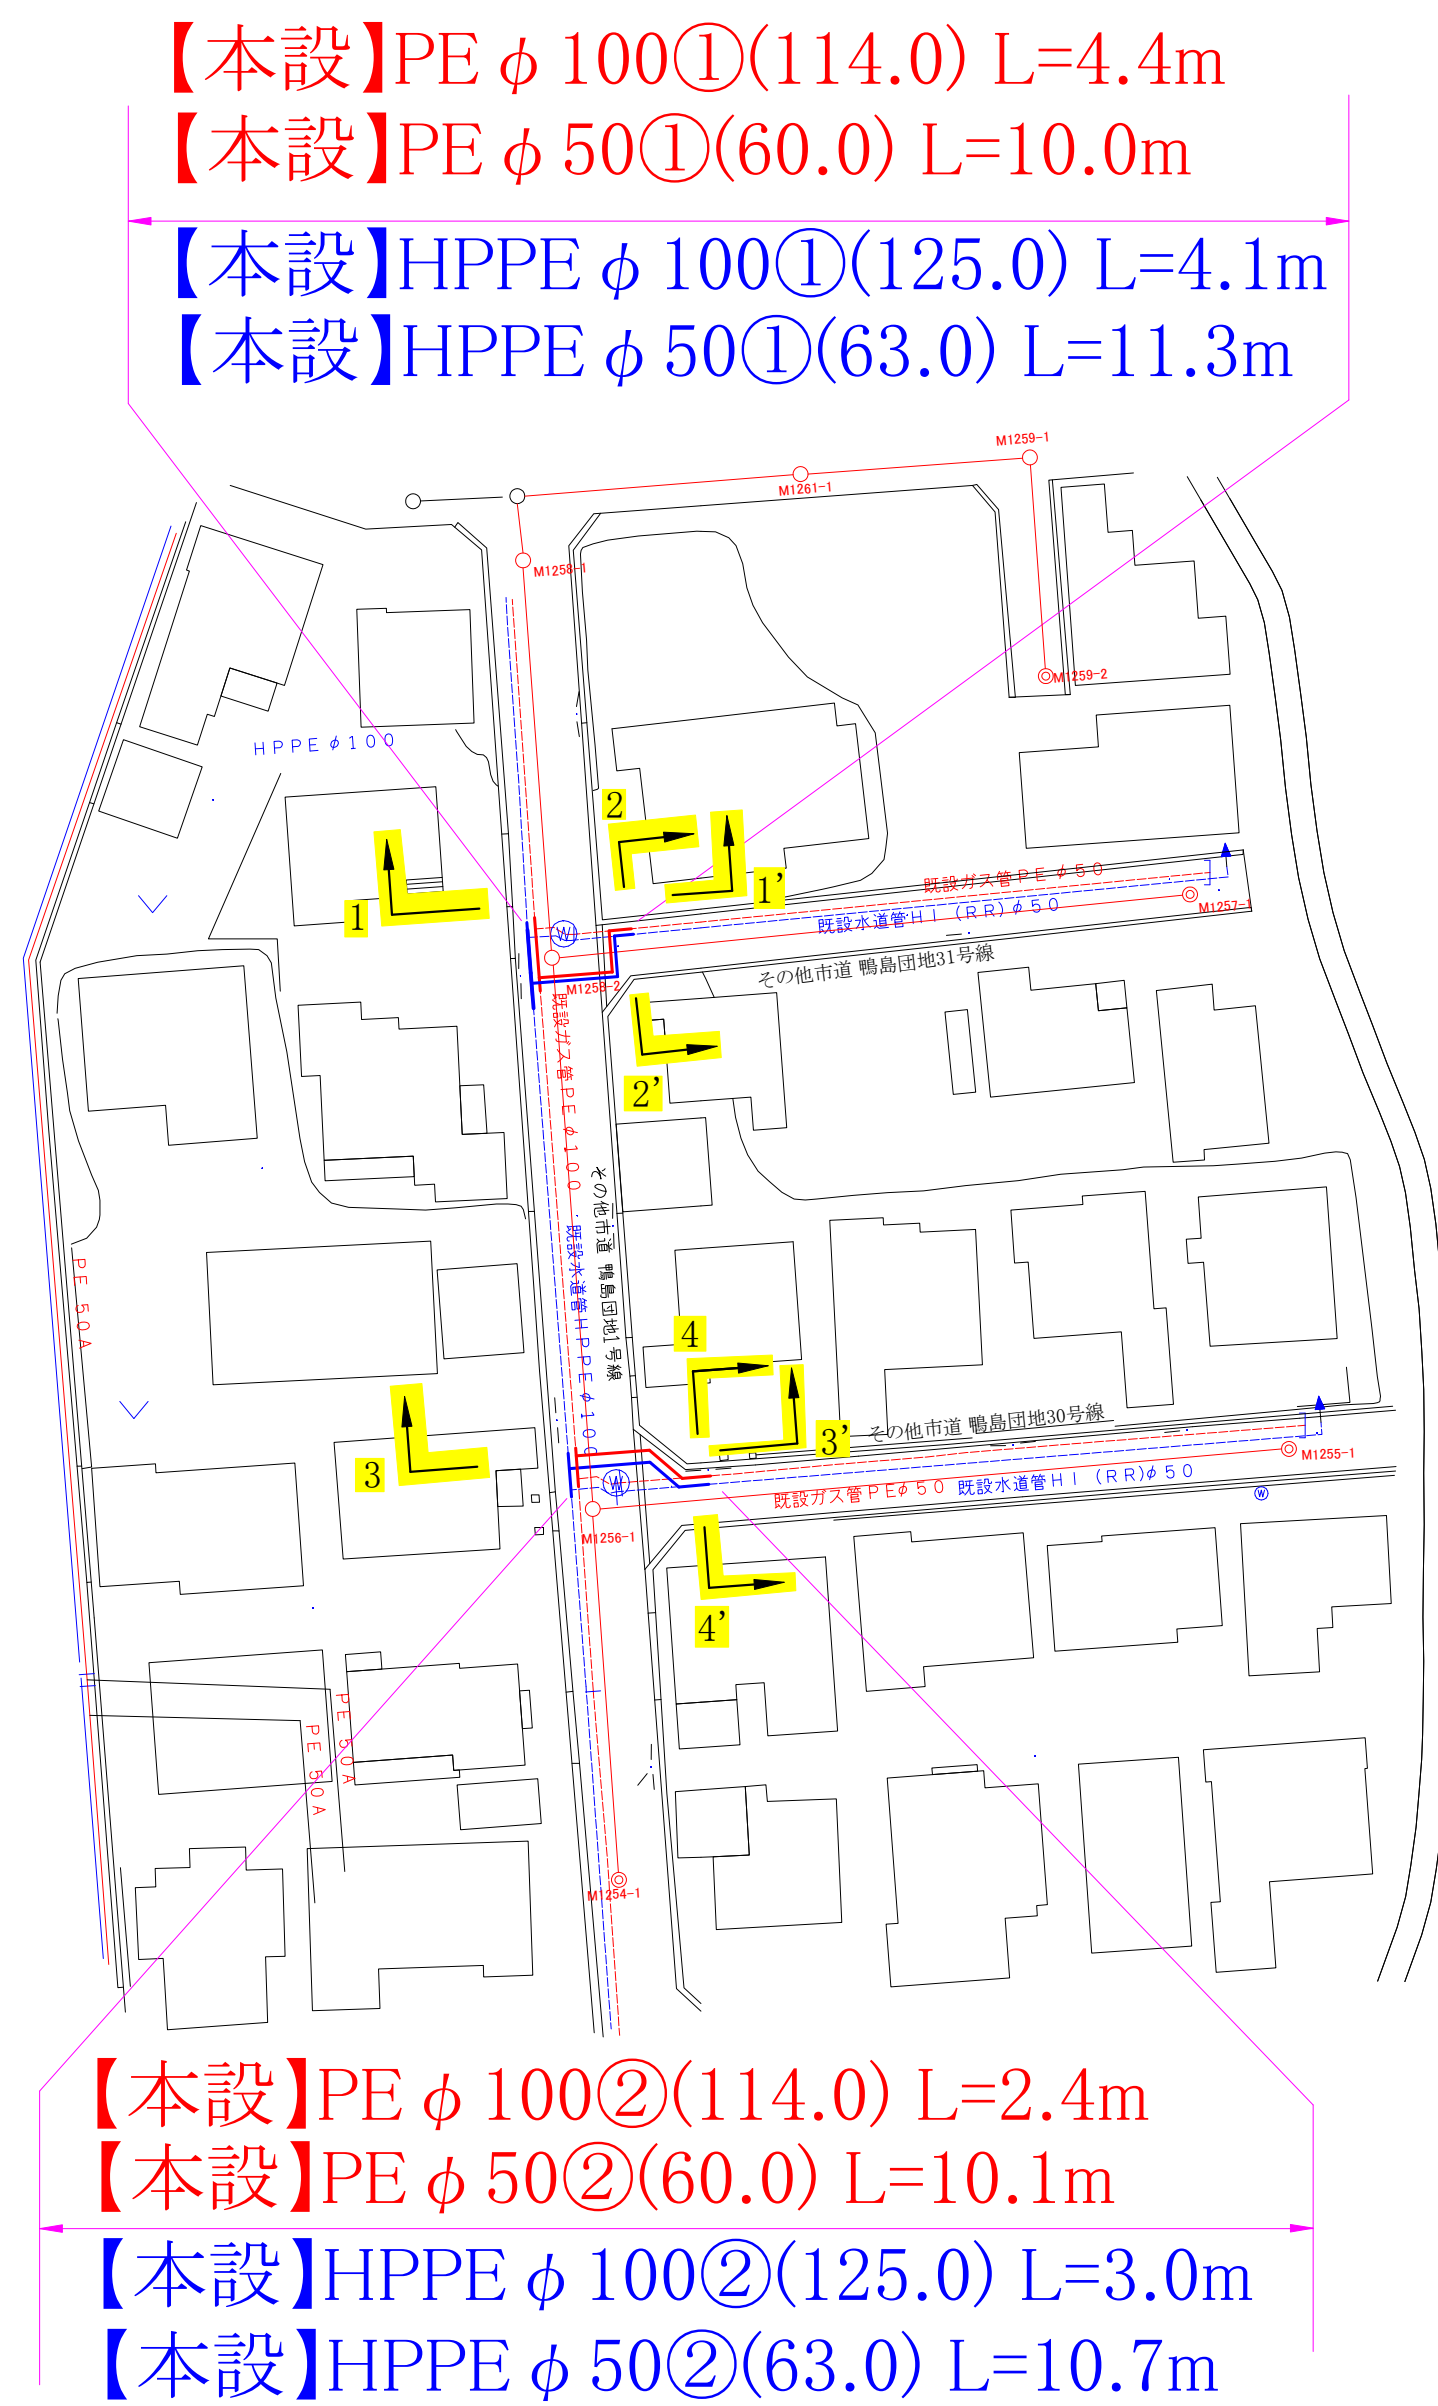

| | | | | |
|-------------------|-----------------|------|-----|----|
| コメント | | | | |
| 路線・河川 | 市道 鴨島団地1号線他 | | | |
| 工事場所 及び 工事名 | 上越市 鴨島3丁目 地内 | | | |
| | ガス水道管入替(第2工区)工事 | | | |
| 図面名 | 【本設】平面図 | | | |
| 縮尺 | 図示 | 図面番号 | 6-1 | |
| 課長 | 副課長 | 係長 | 検査 | 設計 |
| | | | | |
| 上越市ガス水道局 | | | | |

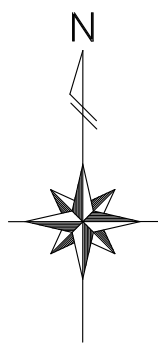


残置管撤去平面図 S=FREE

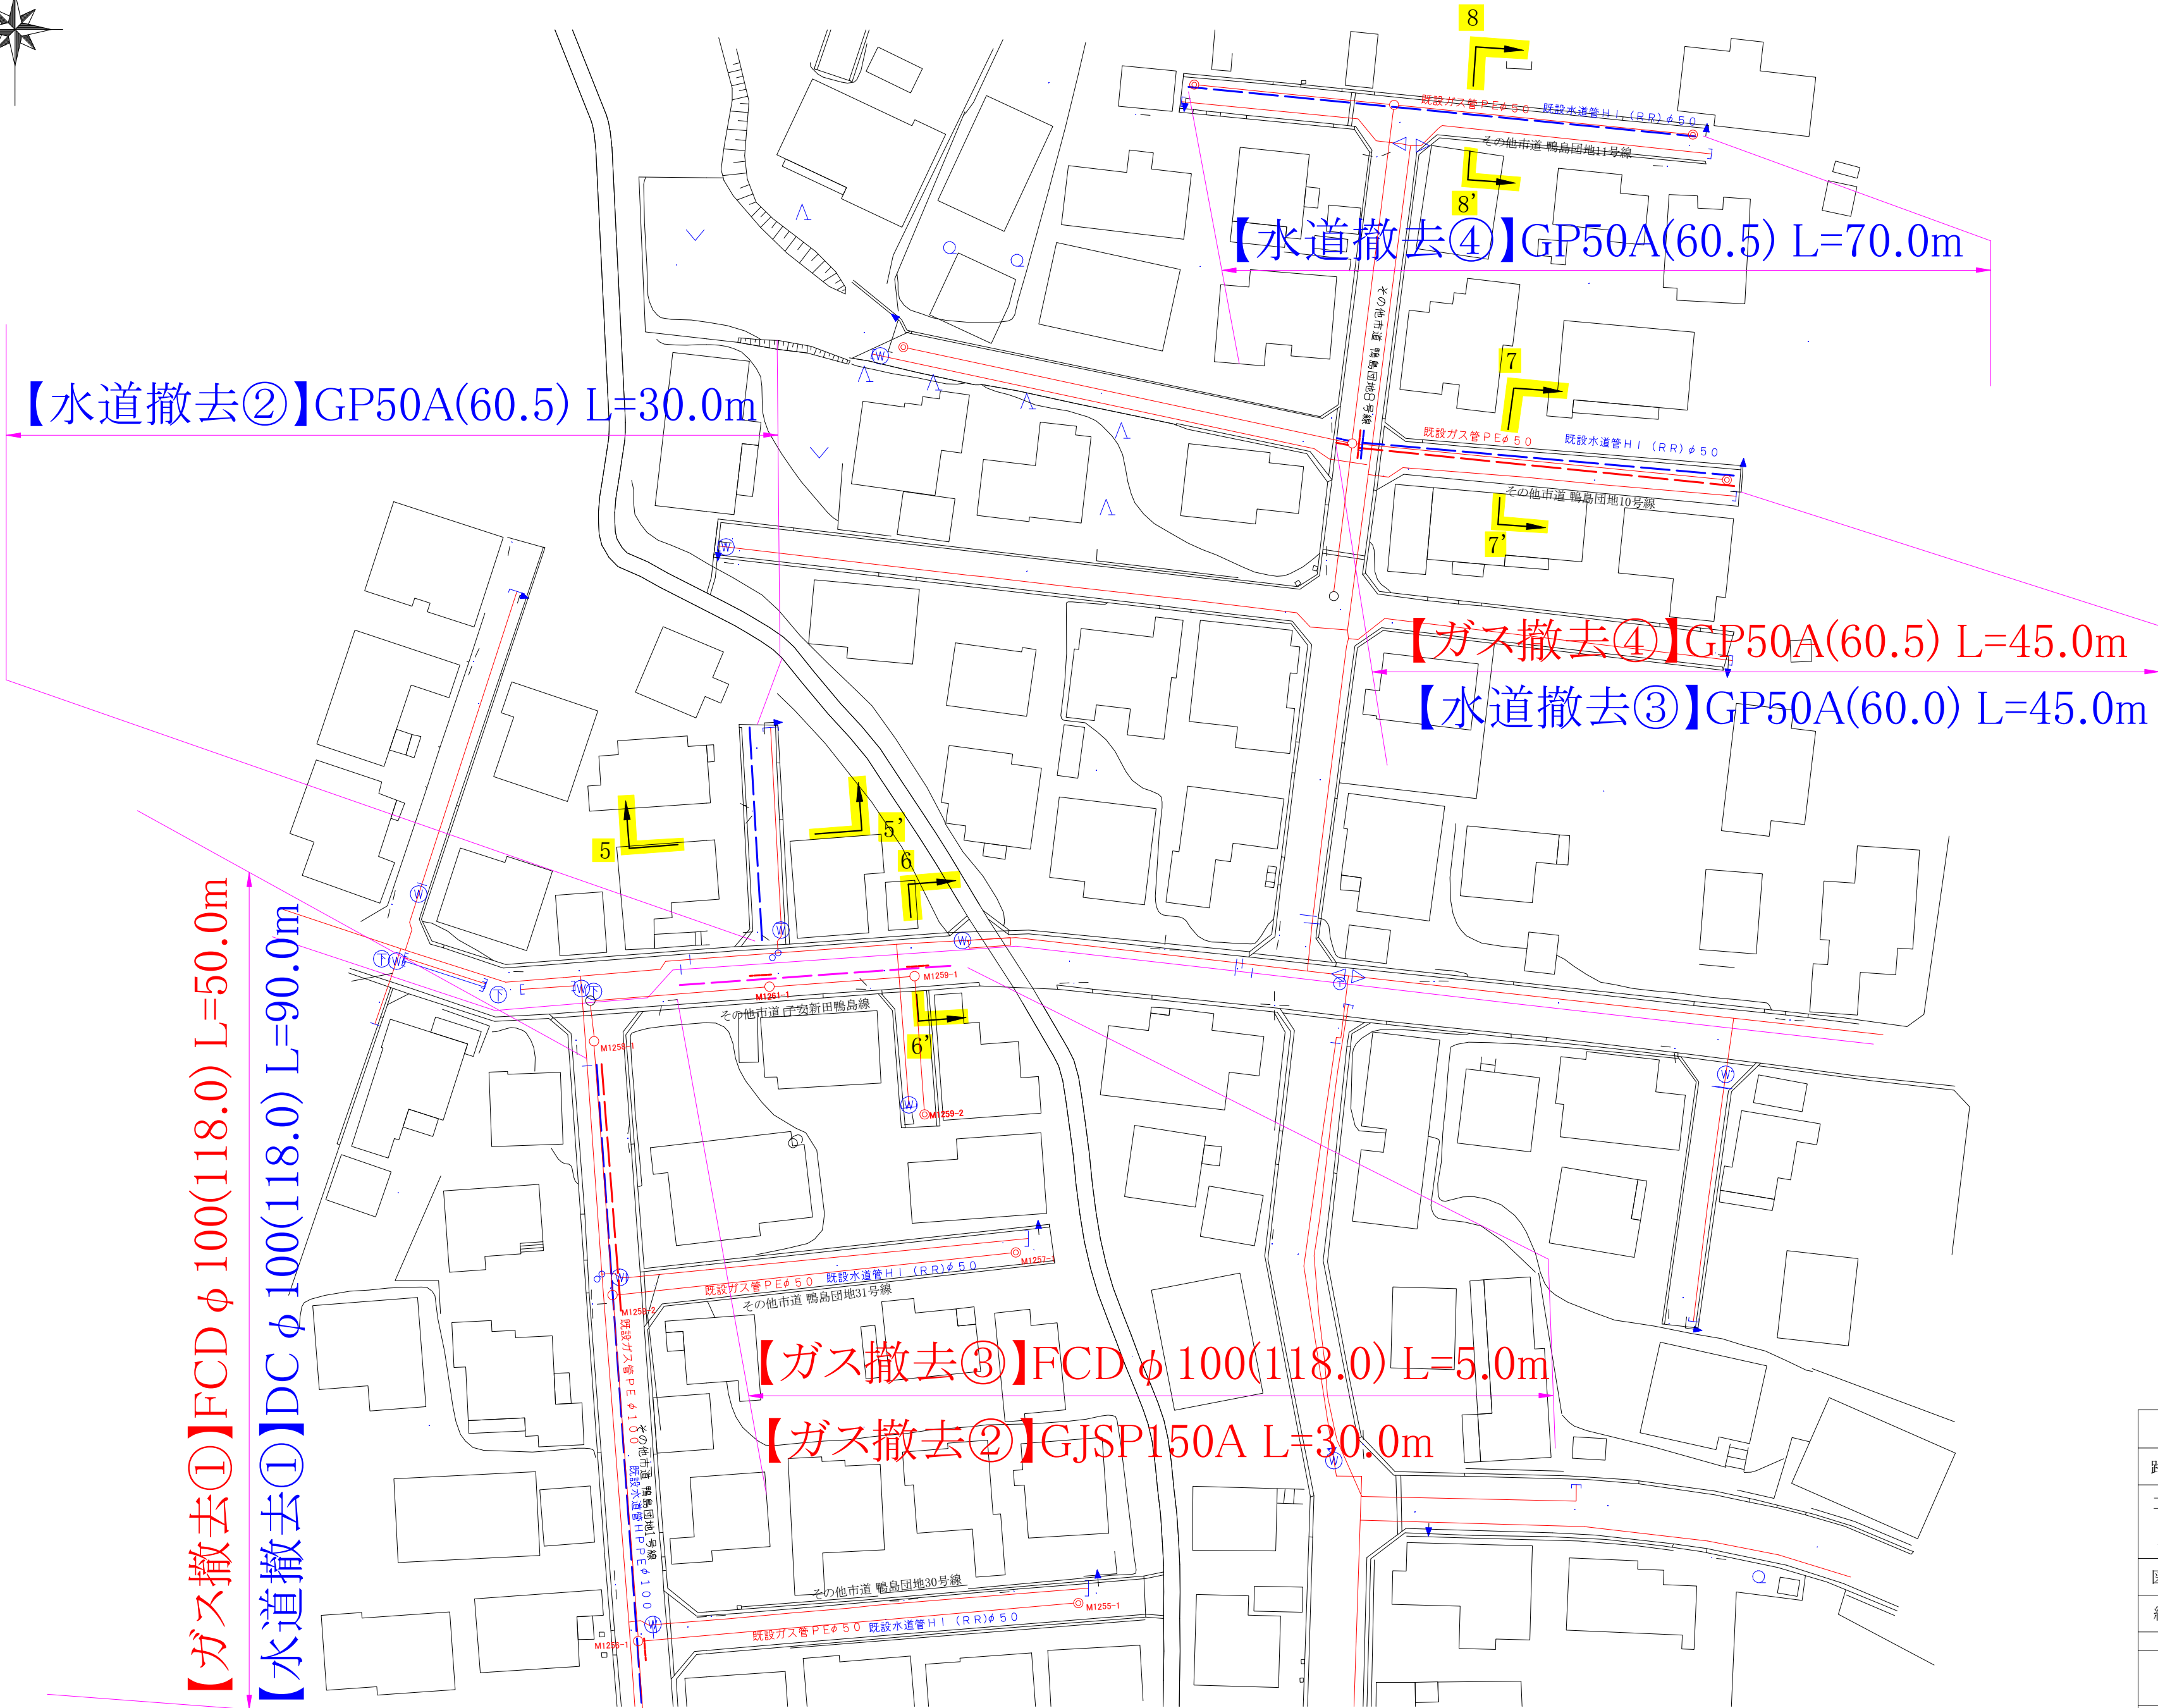


| | | | | |
|-------------------|-----------------|------|-----|----|
| コメント | | | | |
| 路線・河川 | 市道 鴨島団地1号線他 | | | |
| 工事場所 及び 工事名 | 上越市 鴨島3丁目 地内 | | | |
| | ガス水道管入替(第2工区)工事 | | | |
| 図面名 | 残置管撤去平面図 | | | |
| 縮尺 | 図示 | 図面番号 | 6-2 | |
| 課長 | 副課長 | 係長 | 検査 | 設計 |
| 上越市ガス水道局 | | | | |

横断図 S=1:50


1 - 1'

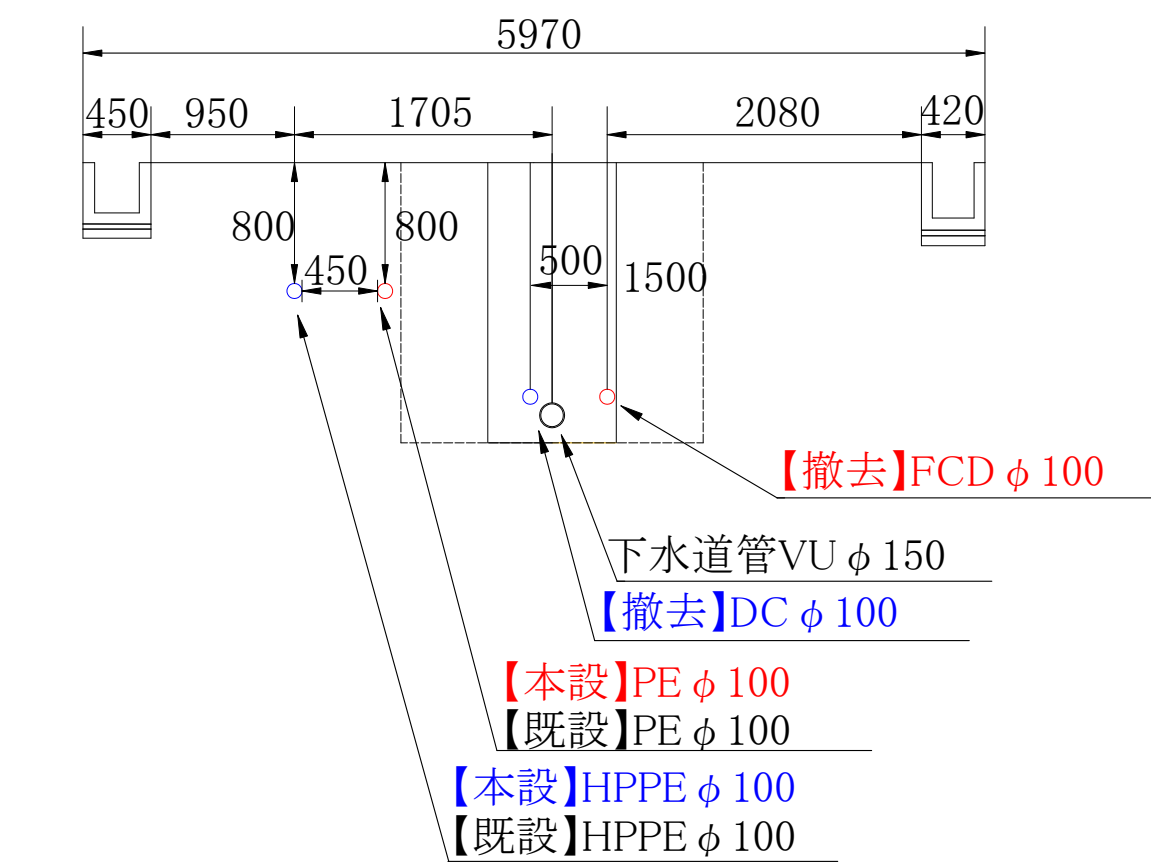


2 - 2'

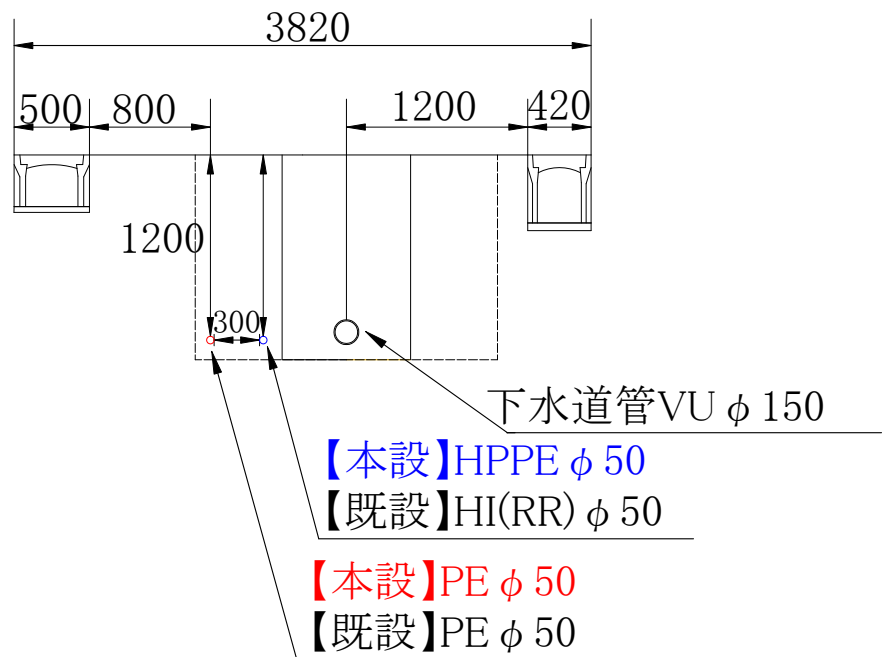

3 - 3'

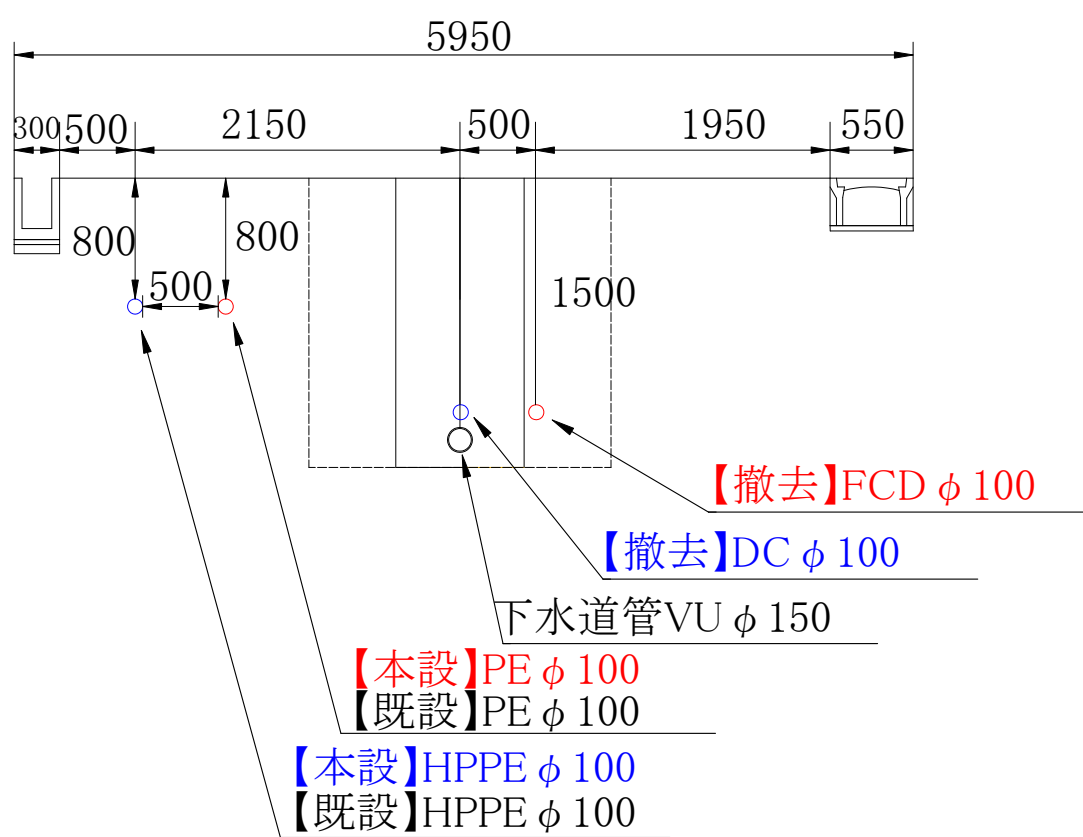


4 - 4'

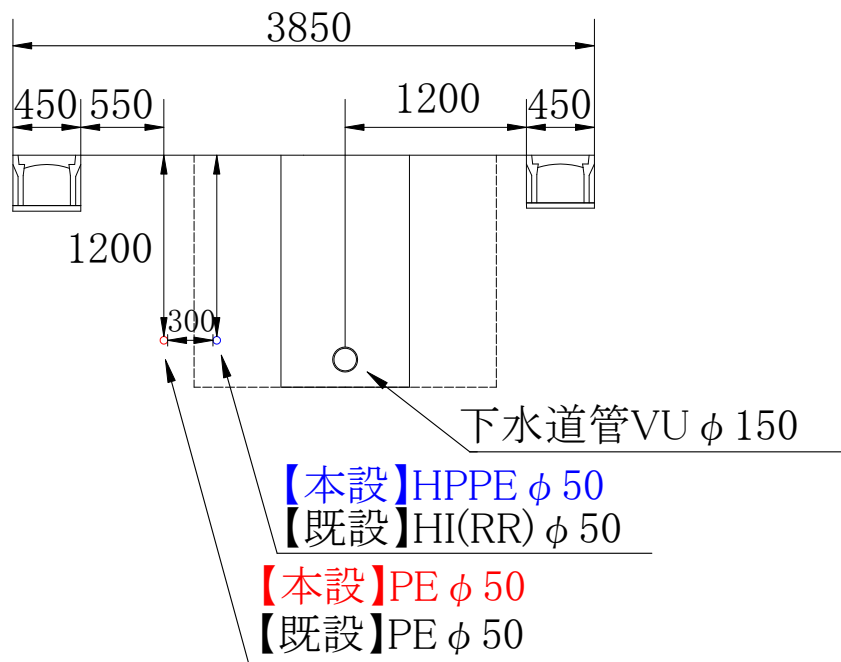


| | | | | |
|-------------------|-----------------|------|-----|----|
| コメント | | | | |
| 路線・河川 | 市道 鴨島団地1号線他 | | | |
| 工事場所 及び 工事名 | 上越市 鴨島3丁目 地内 | | | |
| | ガス水道管入替(第2工区)工事 | | | |
| 図面名 | 横断図 | | | |
| 縮尺 | 図示 | 図面番号 | 6-3 | |
| 課長 | 副課長 | 係長 | 検査 | 設計 |
| | | | | |
| 上越市ガス水道局 | | | | |

横断図 S=1:50


5 - 5'

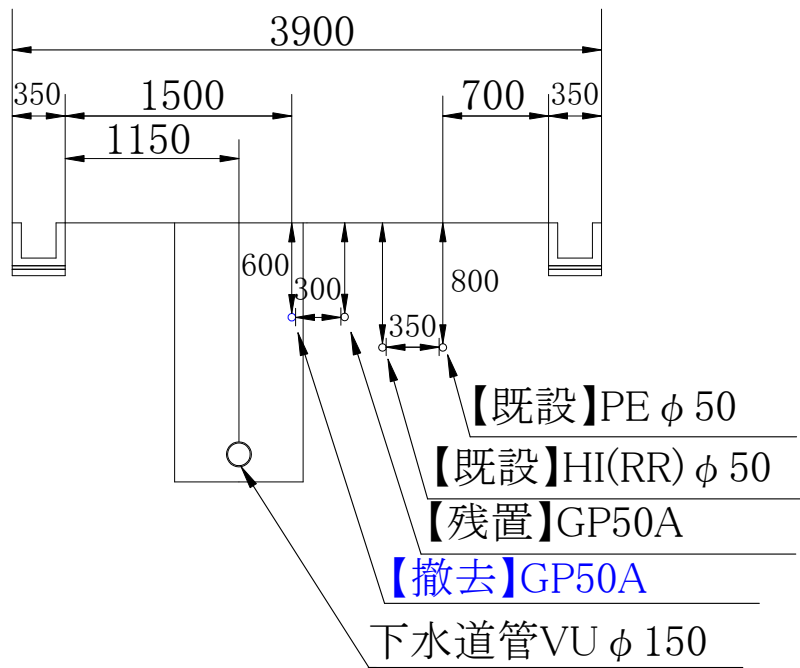


6 - 6'

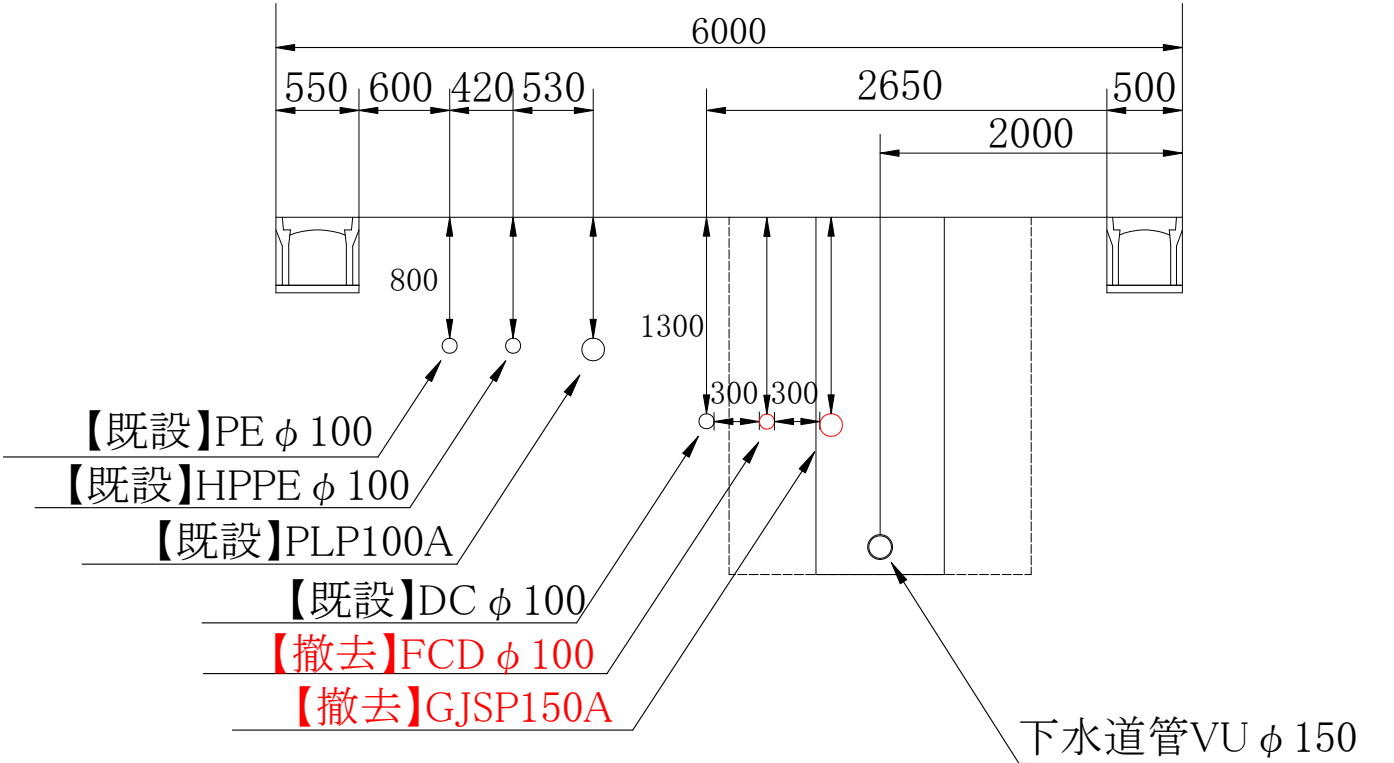

7 - 7'

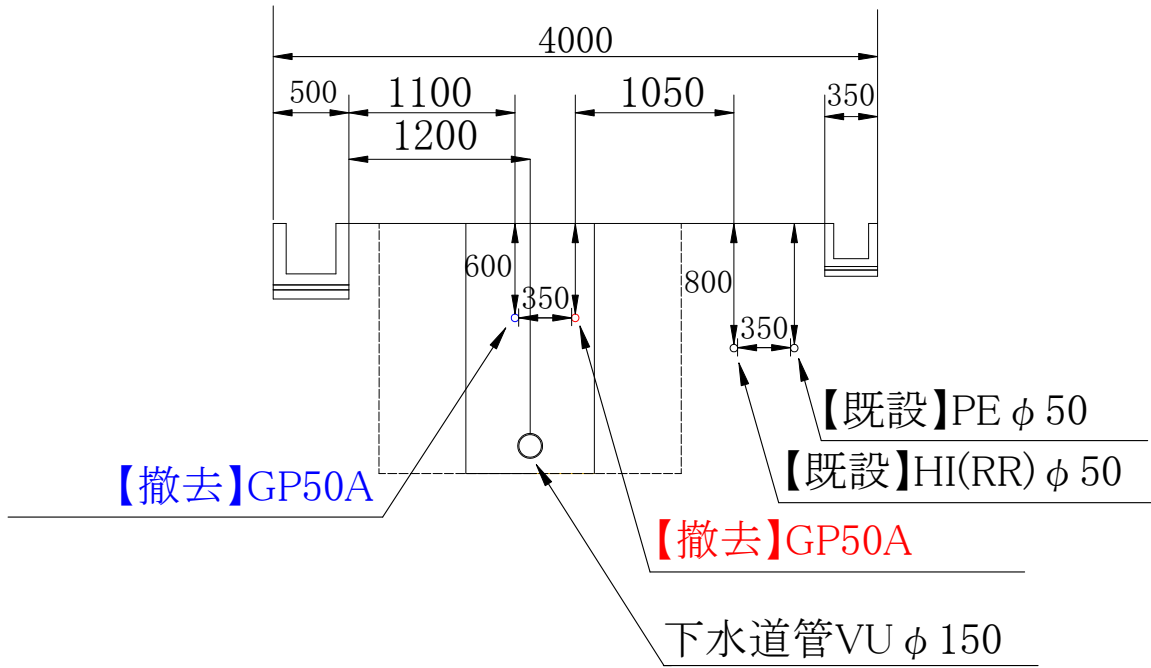

8 - 8'

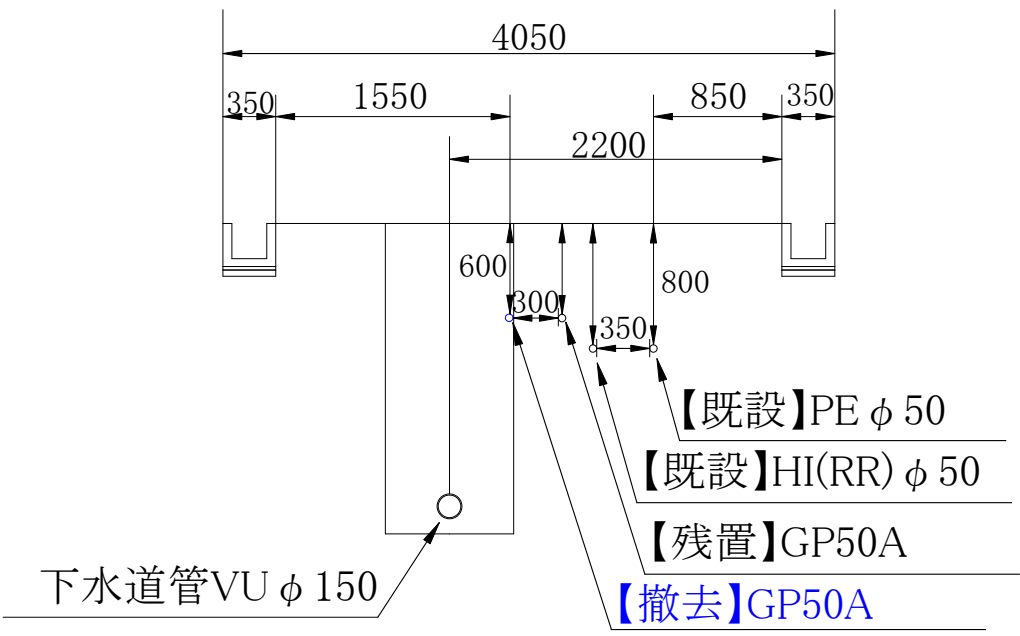


| | | | | |
|-------------------|-----------------|-----|------|-----|
| コメント | | | | |
| 路線・河川 | 市道 鴨島団地1号線他 | | | |
| 工事場所 及び 工事名 | 上越市 鴨島3丁目 地内 | | | |
| | ガス水道管入替(第2工区)工事 | | | |
| 図面名 | 横断図 | | | |
| 縮尺 | 図示 | | 図面番号 | 6-4 |
| | 課長 | 副課長 | 係長 | 検査 |
| | | | | |
| 上越市ガス水道局 | | | | |

【本設】ガス配管詳細図 S=FREE


【本設】水道配管詳細図 S=FREE

【本設】ガスPE φ 50本管工事①

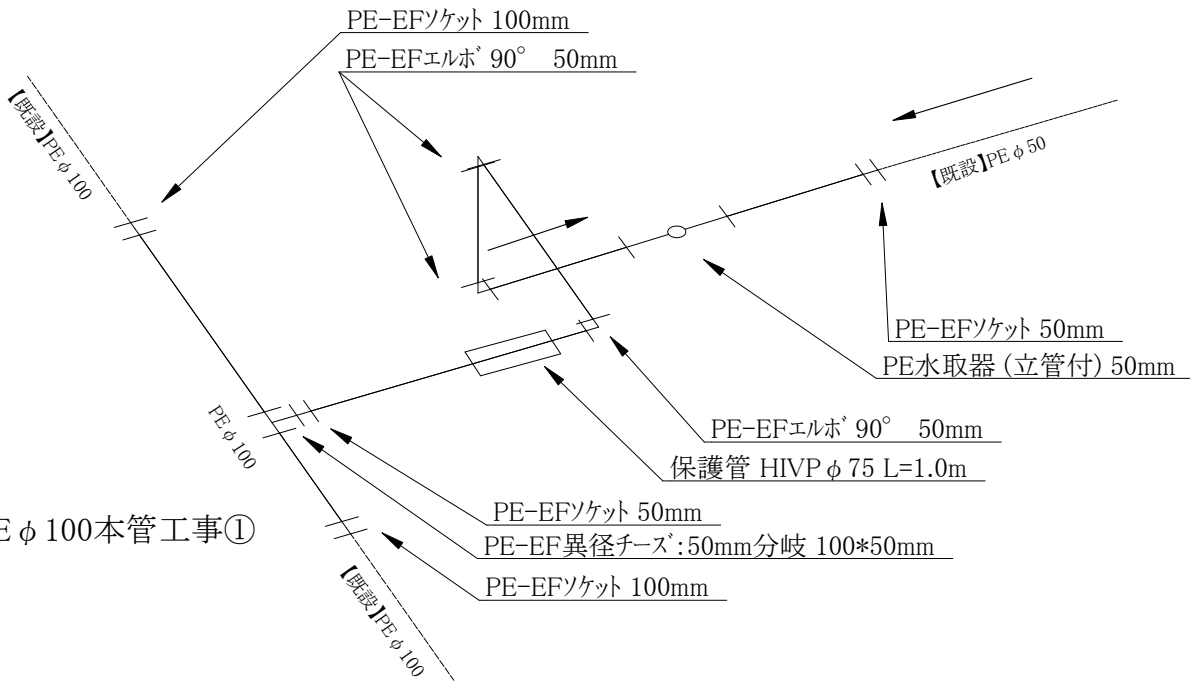


【本設】ガスPE φ 100本管工事①

【本設】水道HPPE φ 50本管工事①

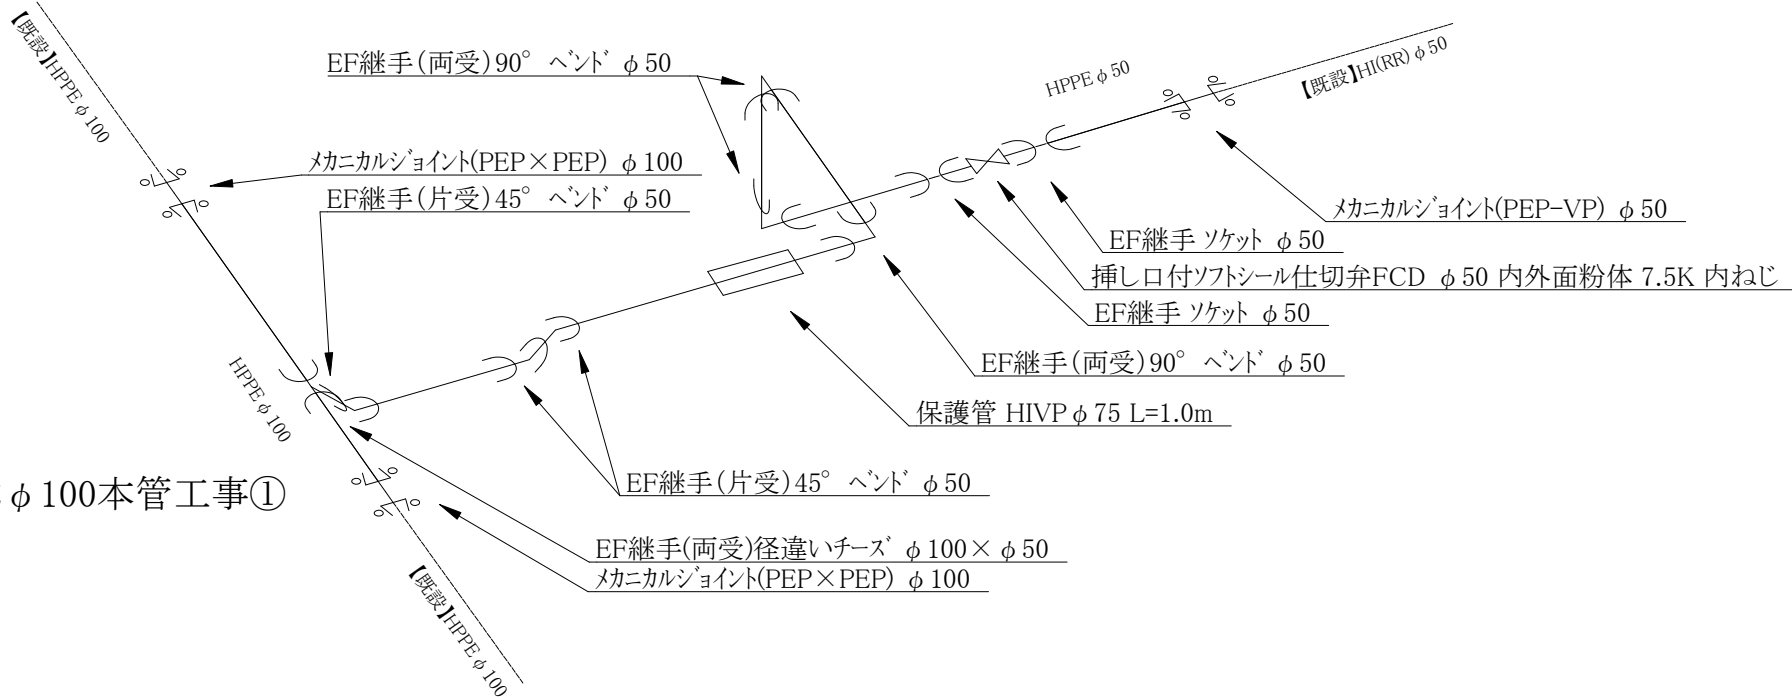


【本設】水道HPPE φ 100本管工事①

【本設】ガスPE φ 50本管工事②

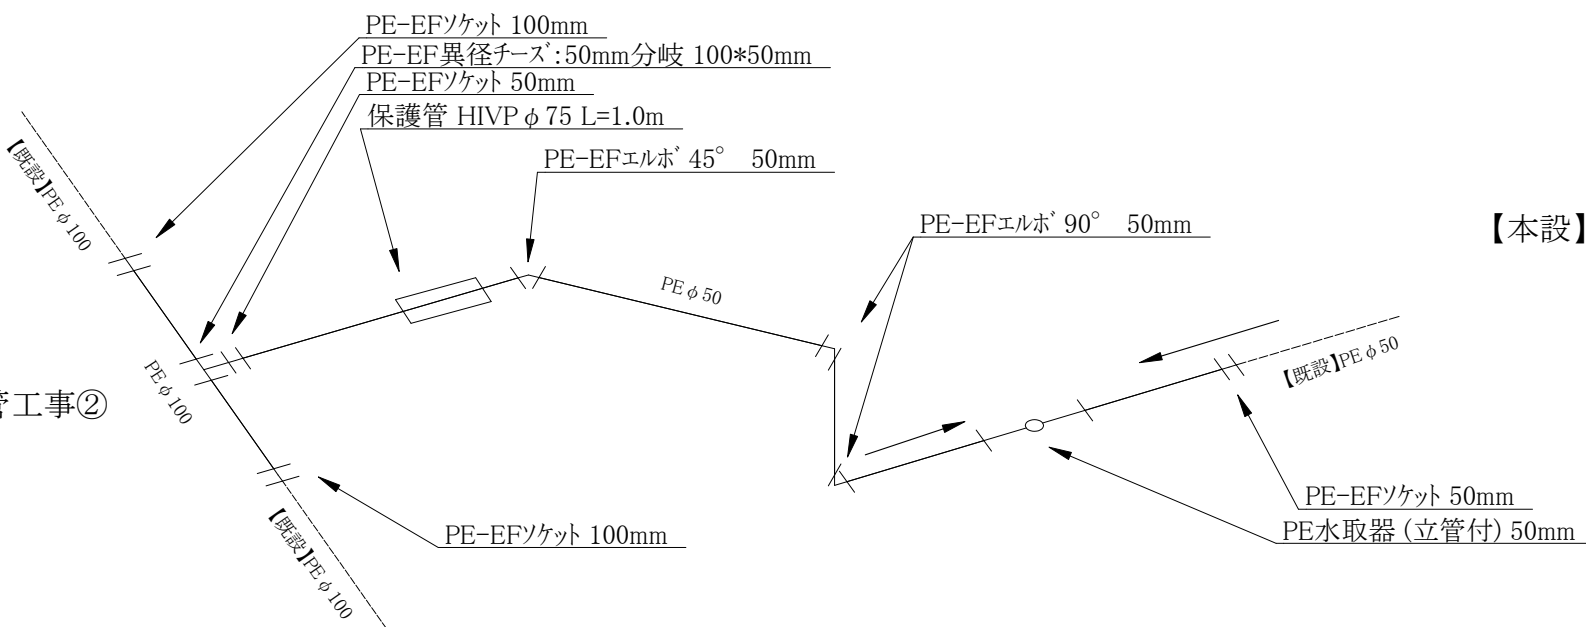

【本設】ガスPE φ 100本管工事②





【本設】水道HPPE φ 50本管工事②

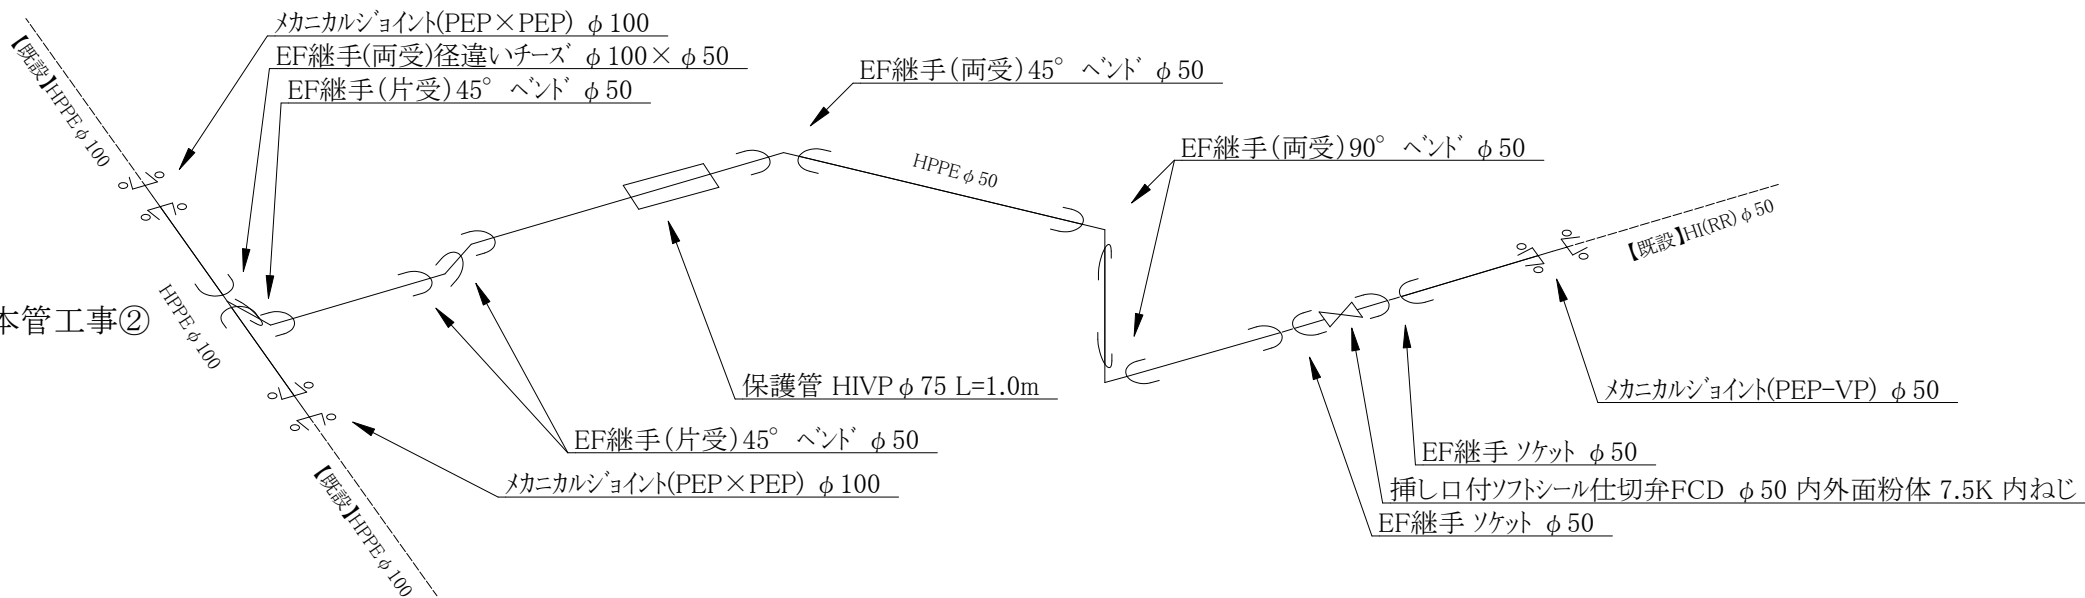

【本設】水道HPPE φ 100本管工事②

| | | | | |
|---------------------|-----------------|------|-----|-----|
| コメント | | | | |
| 路線・河川 | 市道 鴨島団地1号線他 | | | |
| 工事場所 及び 工 事 名 | 上越市 鴨島3丁目 地内 | | | |
| | ガス水道管入替(第2工区)工事 | | | |
| 図 面 名 | 【本設】ガス水道配管詳細図 | | | |
| 縮 尺 | 図示 | 図面番号 | 6-5 | |
| 課 長 | 副課長 | 係 長 | 検 査 | 設 計 |
| | | | | |
| 上 越 市 ガ ス 水 道 局 | | | | |

    残置管撤去詳細図 S=FREE



| | | | | | |
|-------------------|-----------------|-----|------|-----|-----|
| コメント | | | | | |
| 路線・河川 | 市道 鴨島団地1号線他 | | | | |
| 工事場所 及び 工事名 | 上越市 鴨島3丁目 地内 | | | | |
| | ガス水道管入替(第2工区)工事 | | | | |
| 図 面 名 | 残置管撤去詳細図 | | | | |
| 縮 尺 | 図示 | | 図面番号 | | 6-6 |
| 課 長 | 副課長 | 係 長 | 検 査 | 設 計 | |
| | | | | | |
| 上 越 市 ガ ス 水 道 局 | | | | | |



【撤去】HI(RR) ϕ 50(60.0) L=3.7m

