



平面図

S=1:500

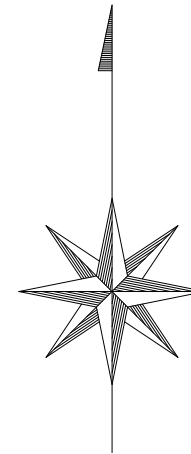

縦断面図（1）


縦1:100
縮尺 横1:500

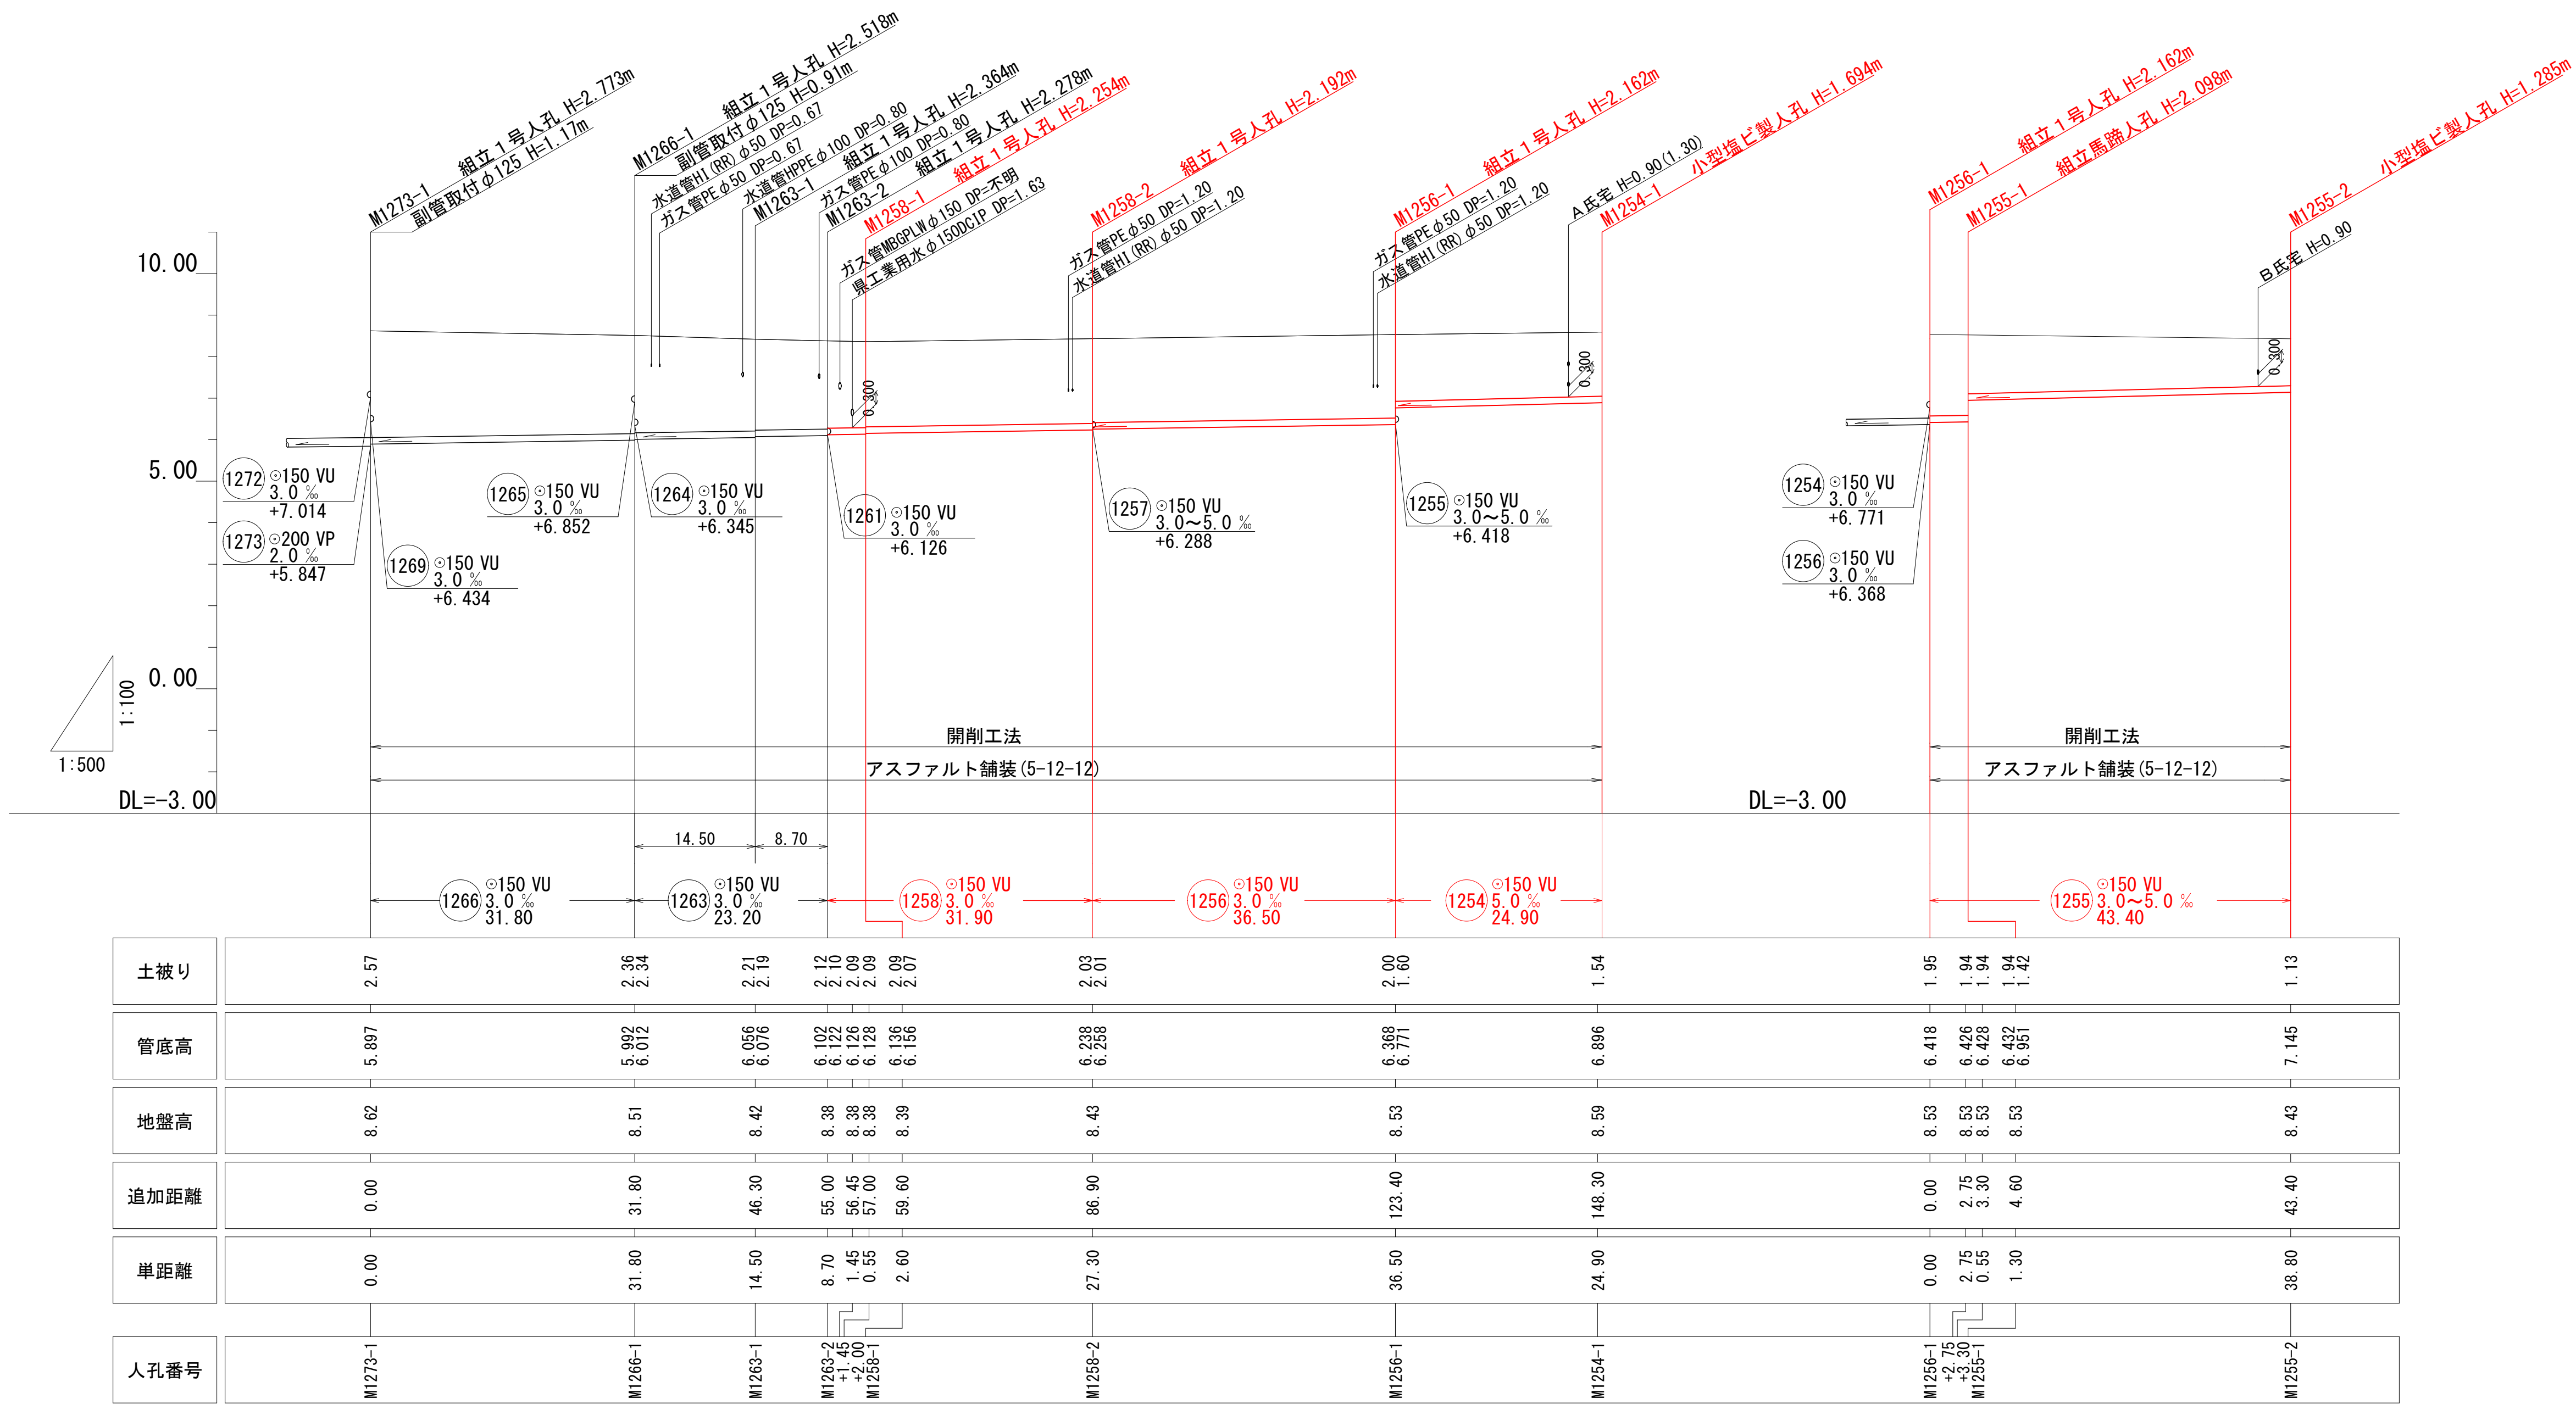

1266	1263	1258	1256	1254
1255				

工事番号	公汚 第8-10-14号	図面番号	2
工 事 名	稲田汚水幹線1254他枝線工事		
施工地名	上越市 鴨島 3丁目 地内		
図 面 名	縦 断 面 図 （ 1 ）		
縮 尺	図 示		
設計年度	令和 8 年 2 月 日		
上越市ガス水道局			


縮尺 縱1:100 横1:500

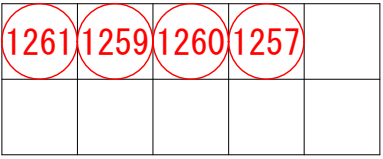


工事番号	公汚 第8-10-14号	図面番号	3
工事名	稲田汚水幹線1254号枝線工事		
施工地名	上越市 鴨島 3丁目 地内		
図面名	縦断面図 (2)		
縮尺	図示		
設計年度	令和 8年 2月 日		
上越市ガス水道局			

横断面図 縮尺 1:100


1258路線
M1258-2下流15.0m付近

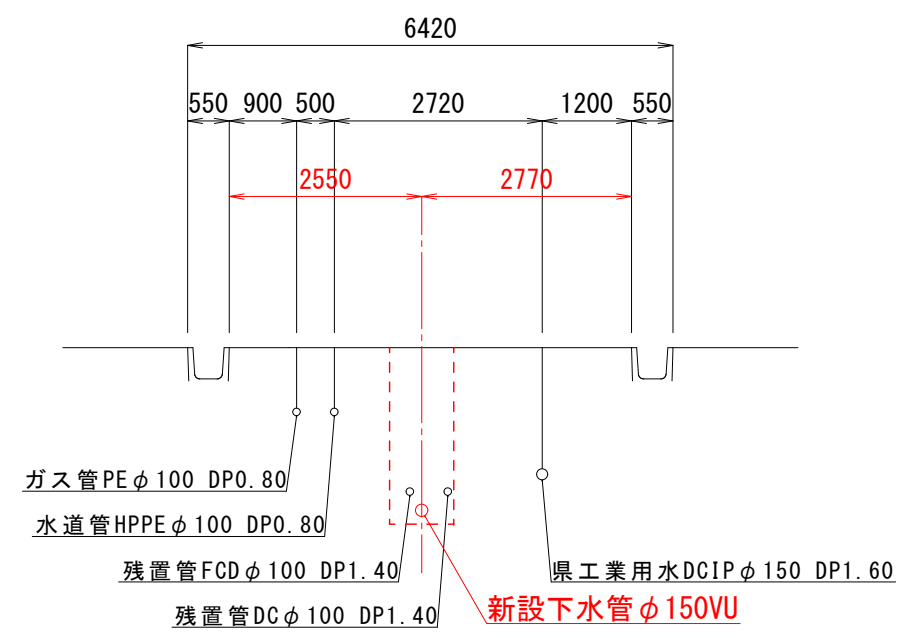


1261路線
M1261-1下流10.0m付近

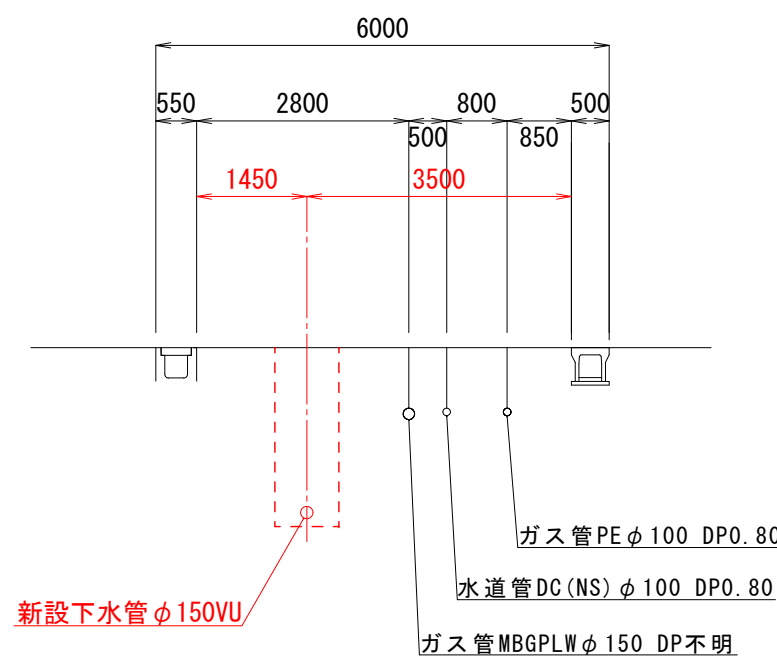


1257路線
M1257-1付近

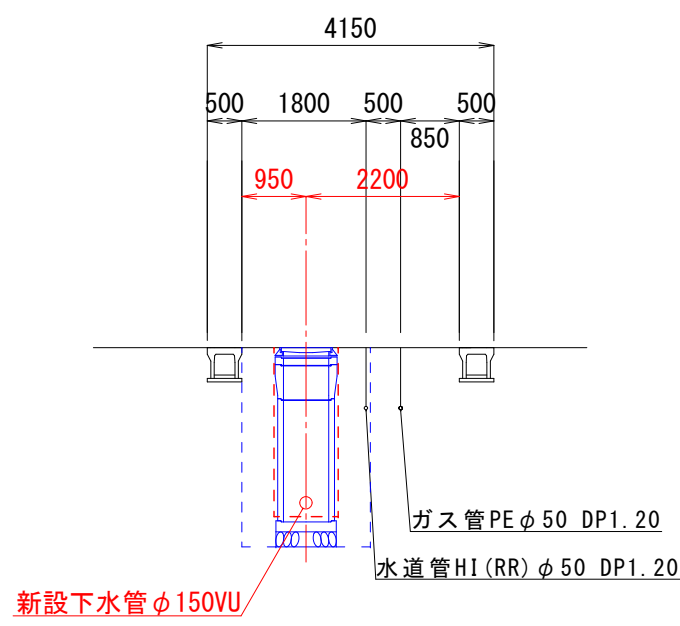


1256路線
M1258-2付近

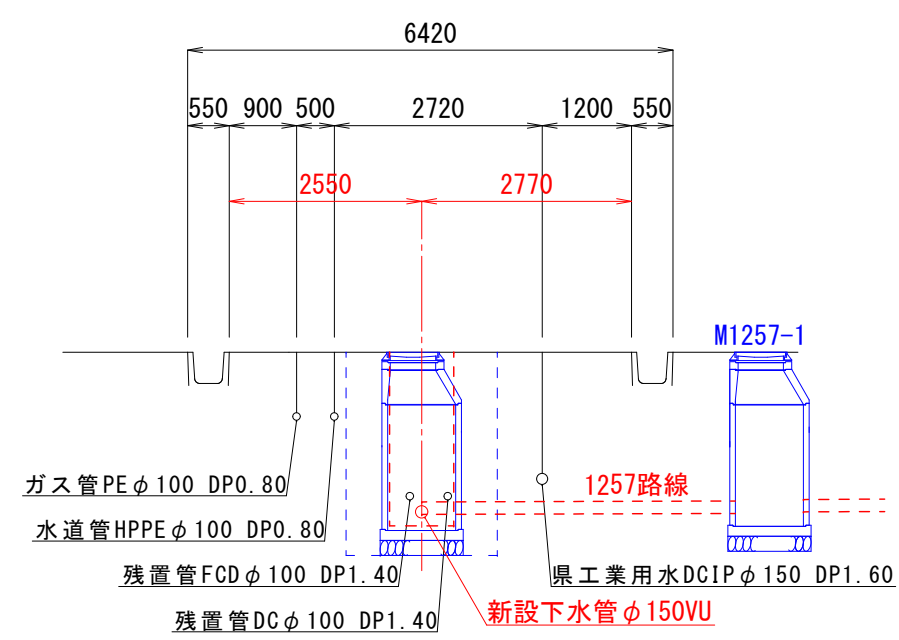


1260路線
M1260-1下流20.0m付近

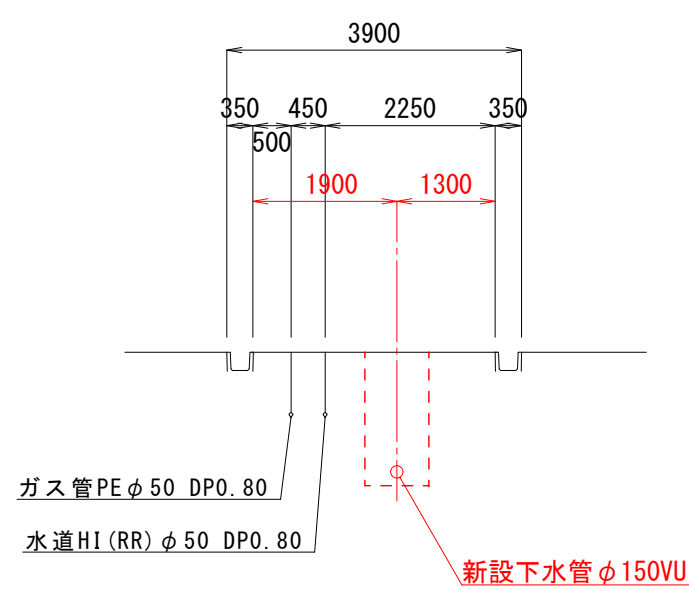


1255路線
M1255-1付近

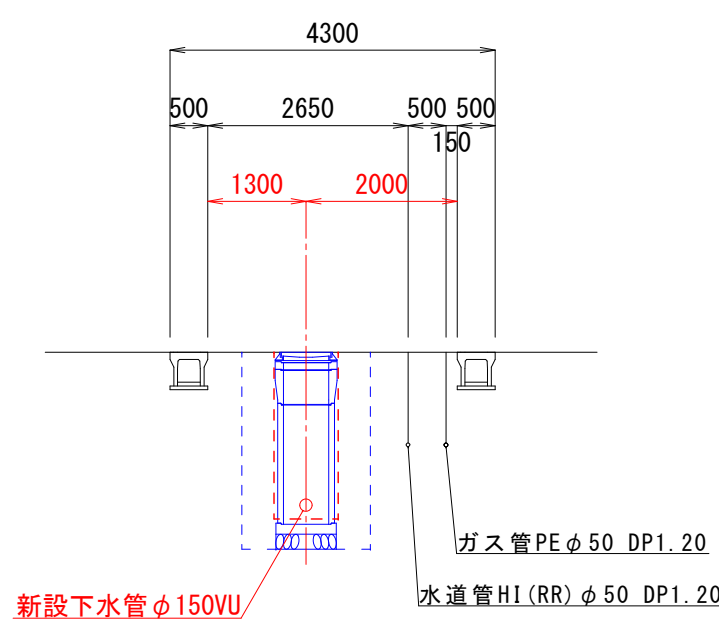

1254路線
M1256-1

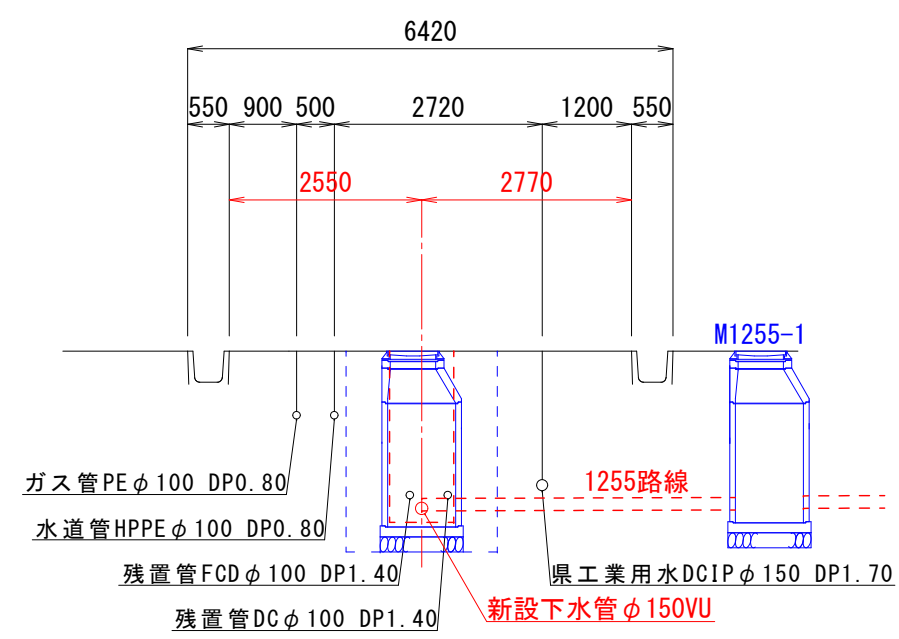

1259路線
M1259-2下流10.0m付近

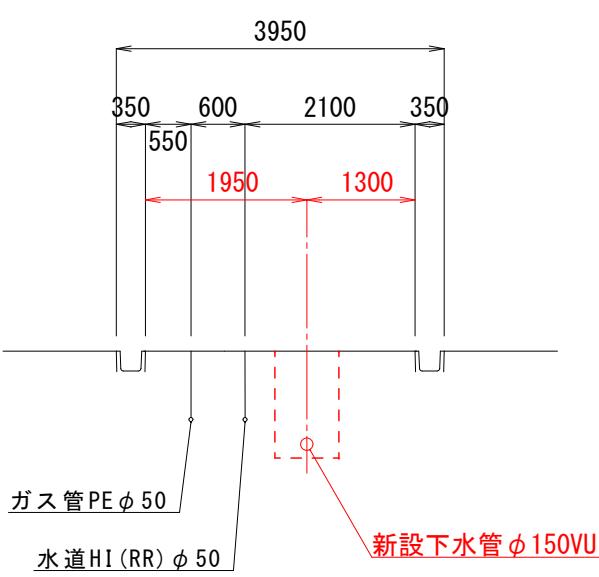

工事番号	公汚 第8-10-14号	図面番号	4
工 事 名	稲田汚水幹線1254他枝線工事		
施工地名	上越市 鴨島3丁目 地内		
図 面 名	横 断 面 図		
縮 尺	S=1:100		
設計年度	令和 8 年 2 月 日		
上越市ガス水道局			