
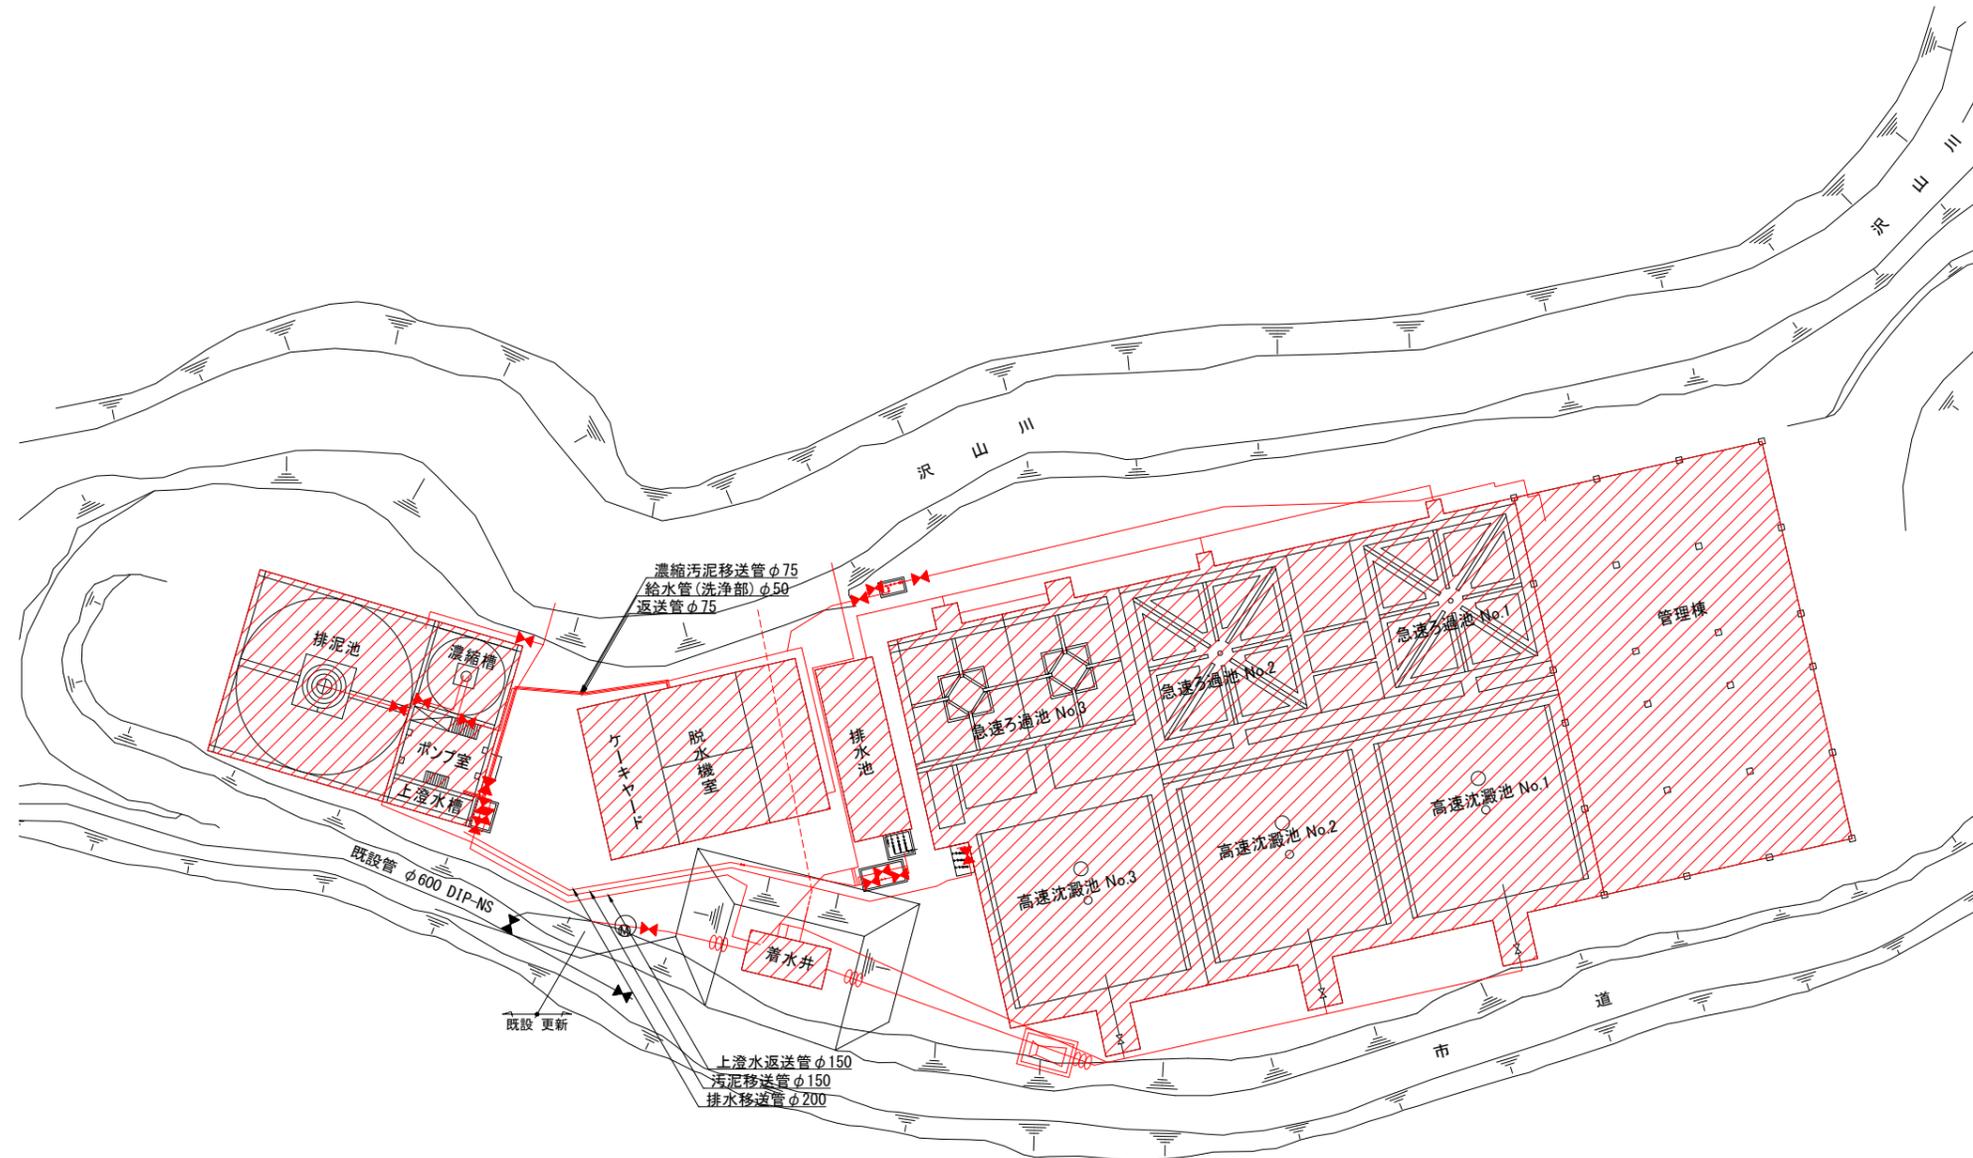


事業対象範囲図

S = 1:300

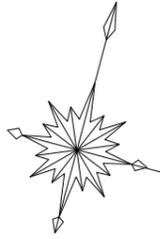

注記



- 1) 部は、更新範囲を示します。
- 2) 部は、既設設備を示します。

凡例	
	仕切弁
	可とう管

工事場所及び工事名	上越市大字灰塚上山田920番地 城山浄水場大規模改修事業			
図面名	事業対象範囲図			
縮尺	1:300	図面番号	C-1	
課長	副課長	係長	検査	設計
上越市ガス水道局				

土建改修範囲① 屋根伏図

S = 1:200

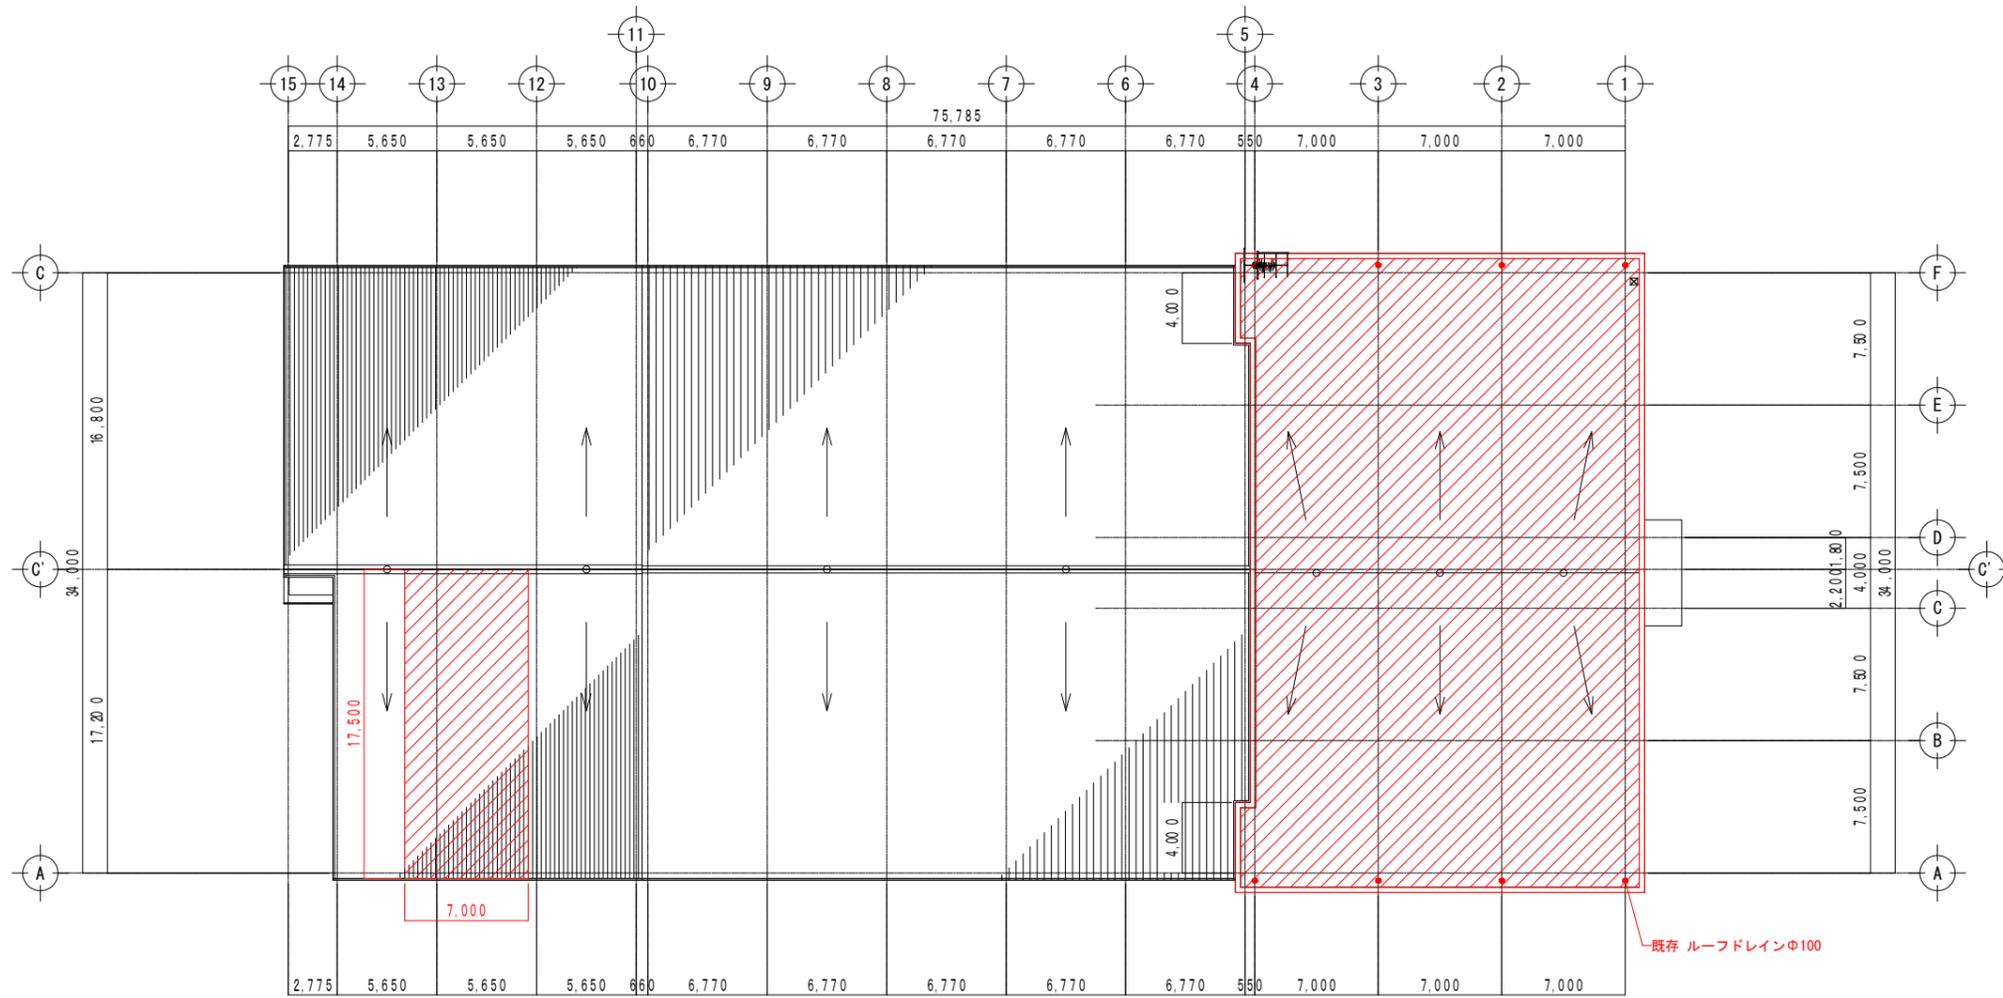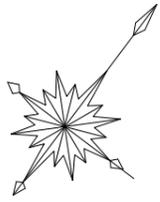

屋根伏図


注記

- 1) 部は、改修範囲を示します。

工事場所 及び 工事名	上越市大字灰塚上山田920番地 城山浄水場大規模改修事業			
図面名	土建改修範囲① 屋根伏図			
縮尺	1:200	図面番号	C-2	
課長	副課長	係長	検査	設計
上越市ガス水道局				


土建改修範囲② 立面図

S = 1:150

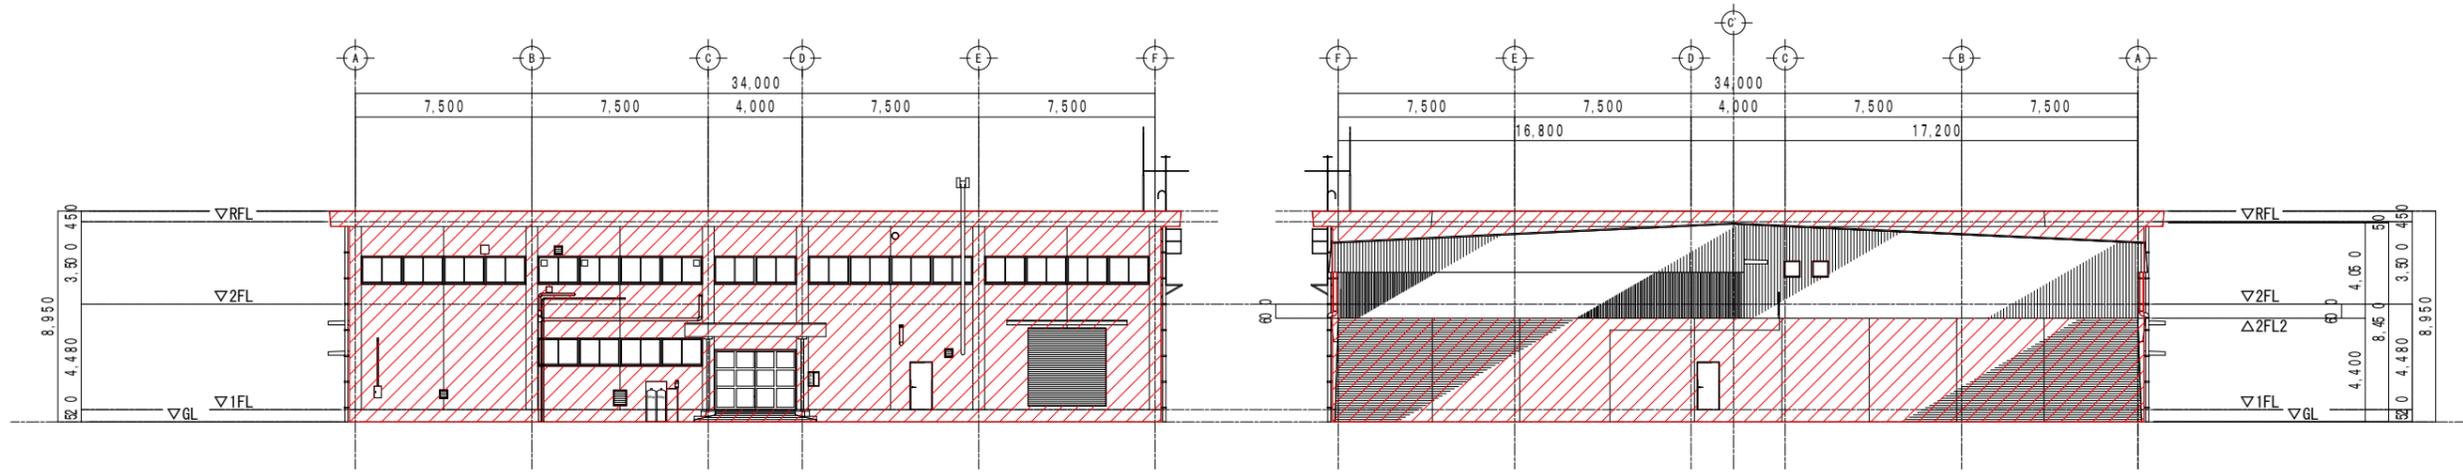


東側立面図

西側立面図

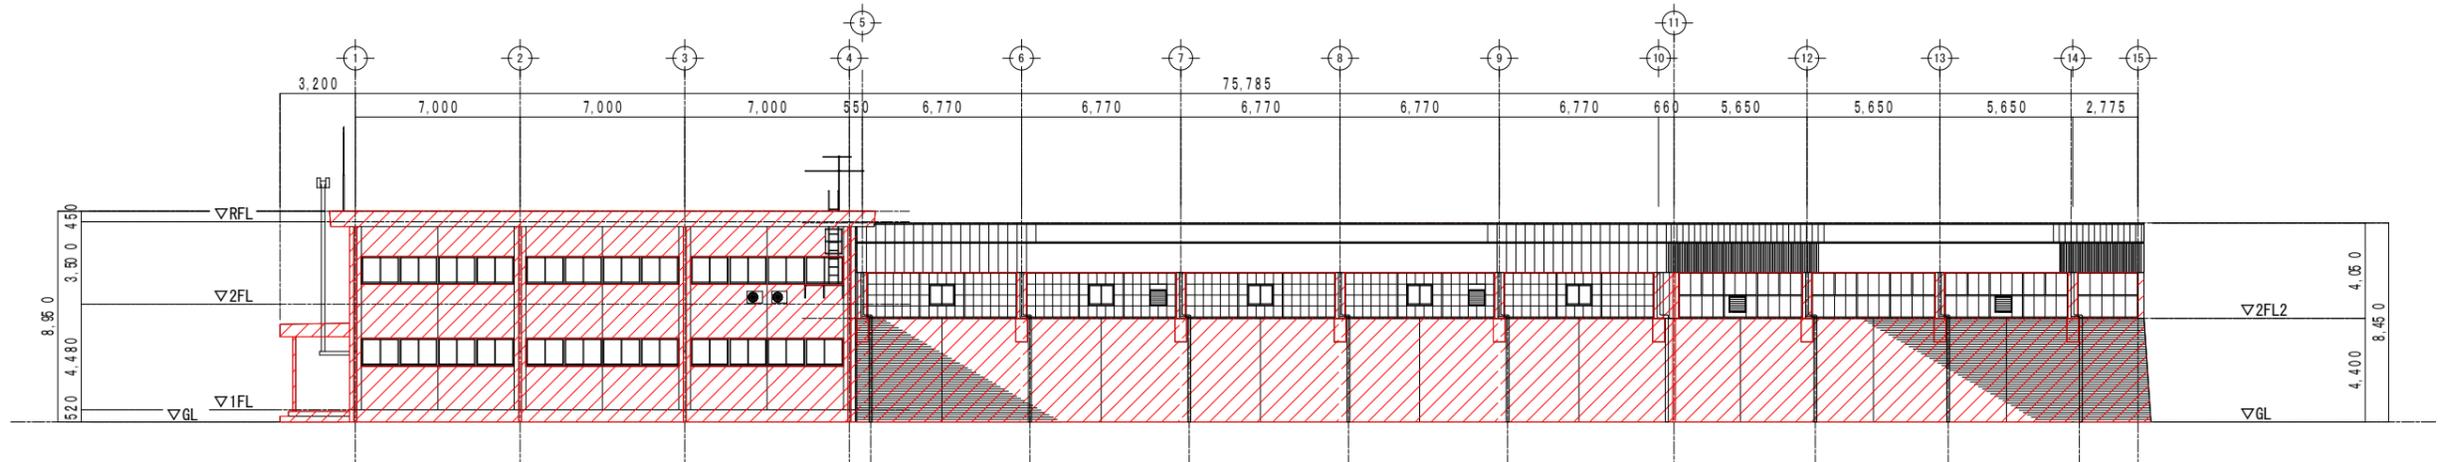

北側立面図

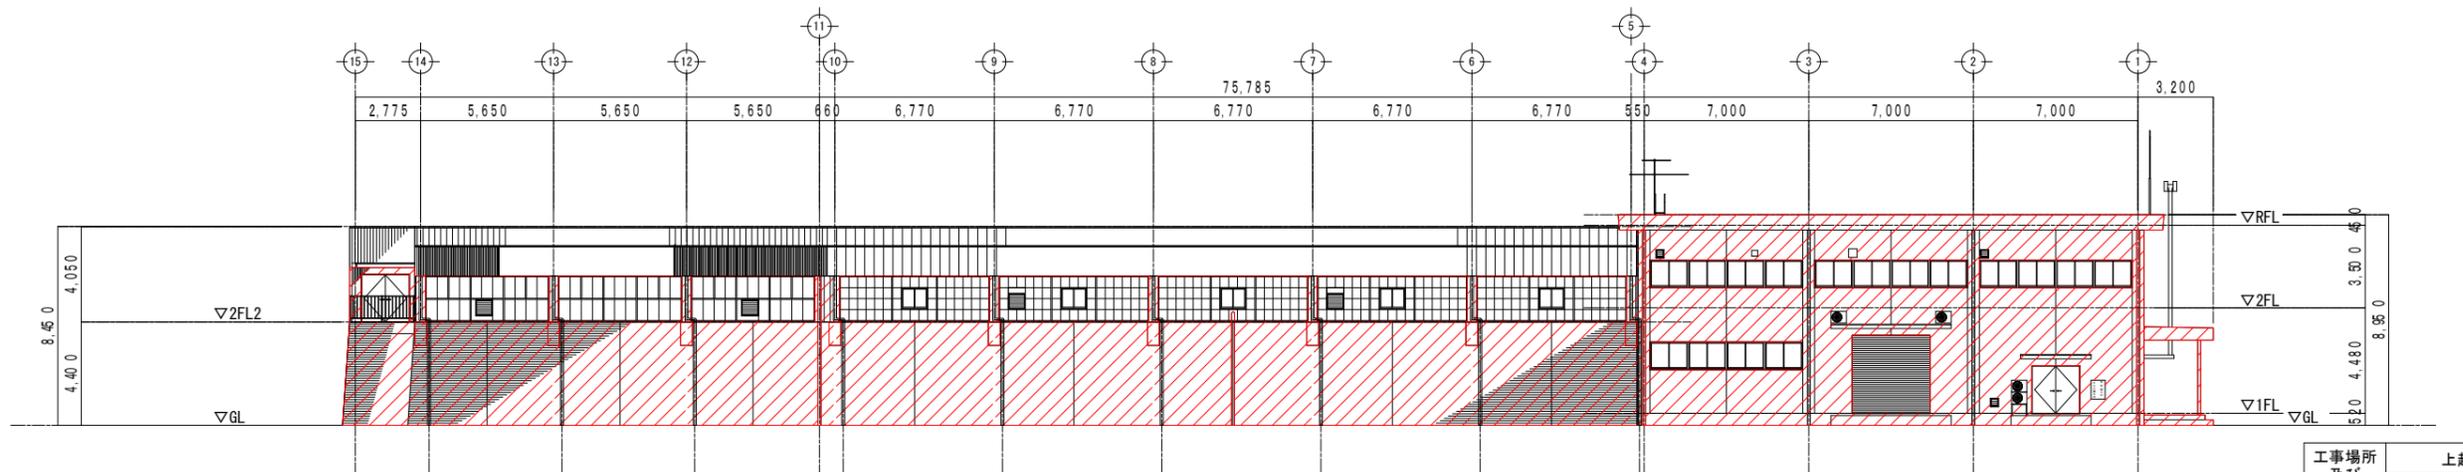

南側立面図


注記

1)  部は、改修範囲を示します。


工事場所 及び 工事名	上越市大字灰塚上山田920番地 城山浄水場大規模改修事業		
図面名	土建改修範囲② 立面図		
縮尺	1:150	図面番号	C-3
課長	副課長	係長	検査設計
上越市ガス水道局			

土建改修範囲③ 脱水機棟 立面図


S = 1:100

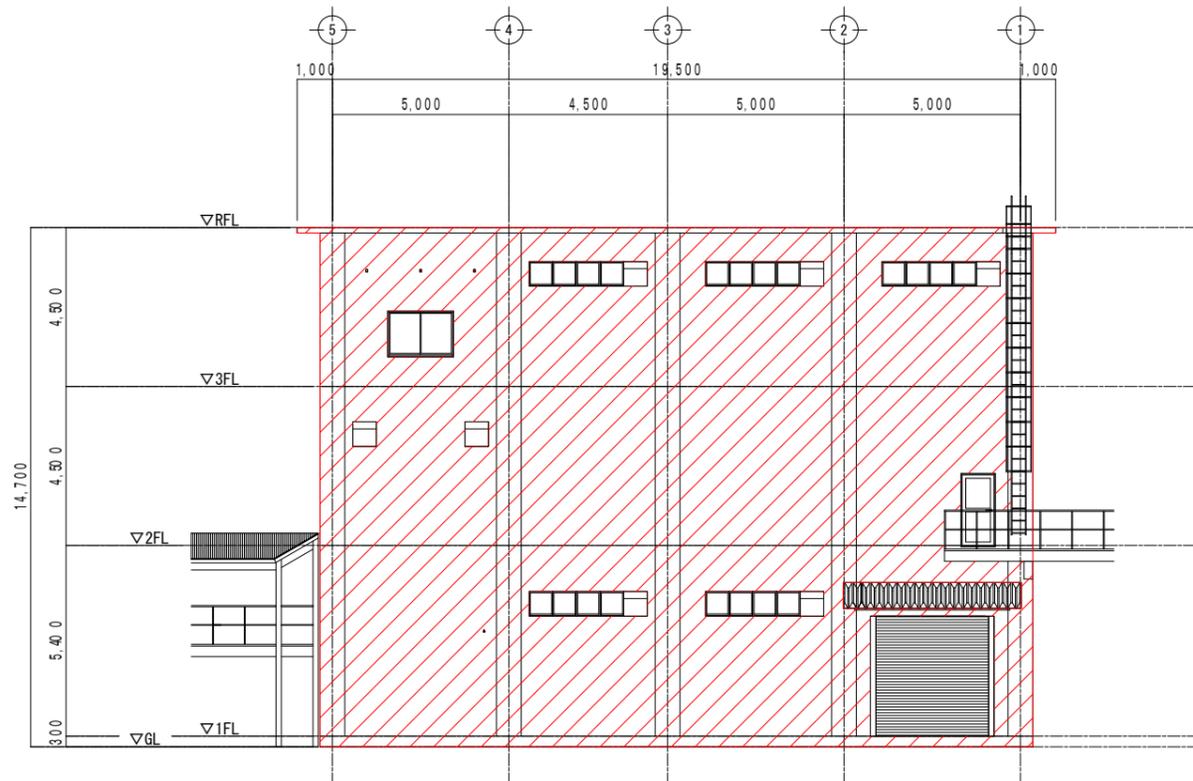


北側立面図

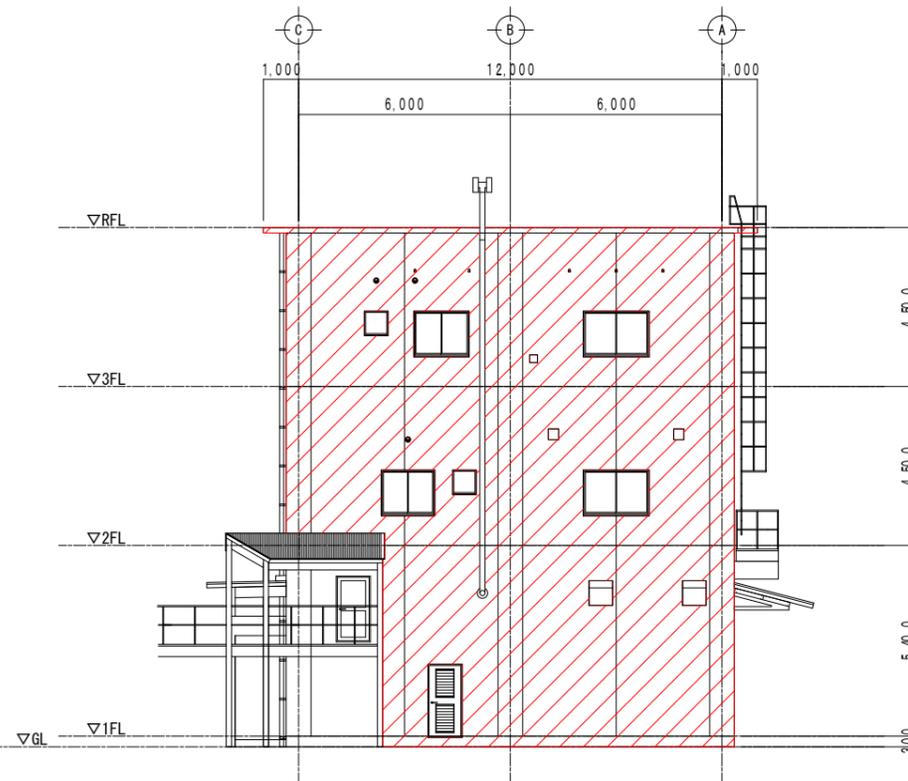

東側立面図

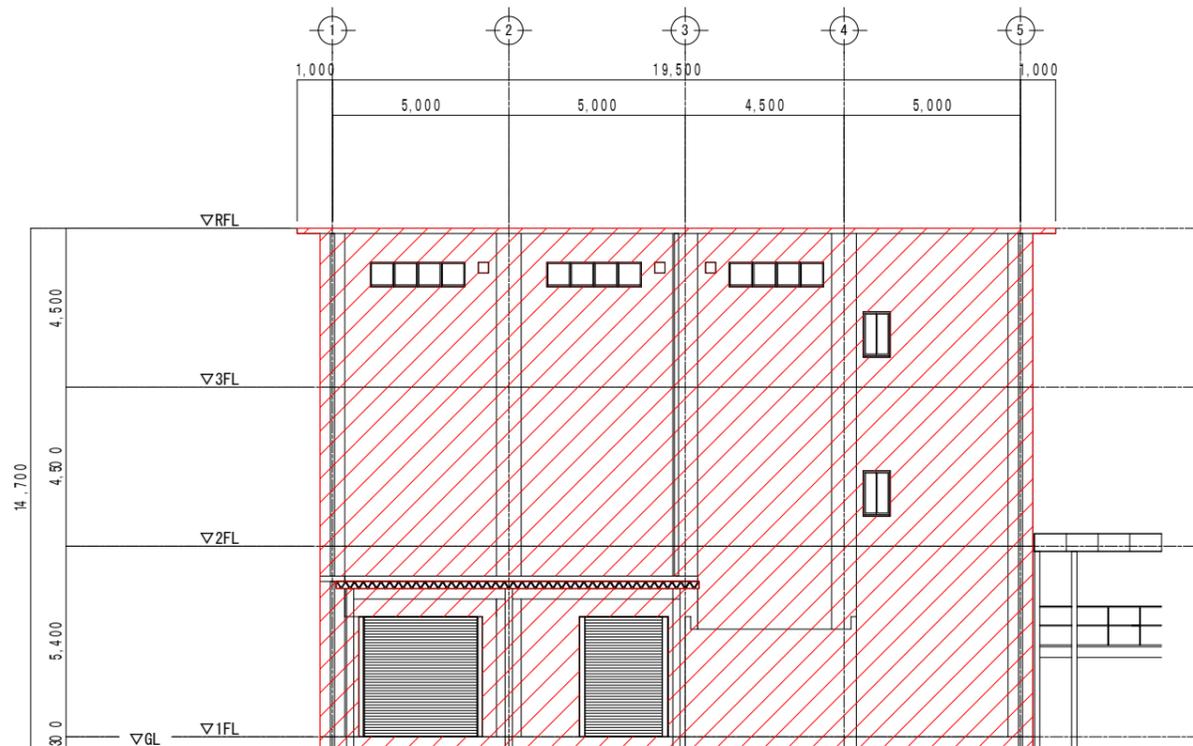

南側立面図

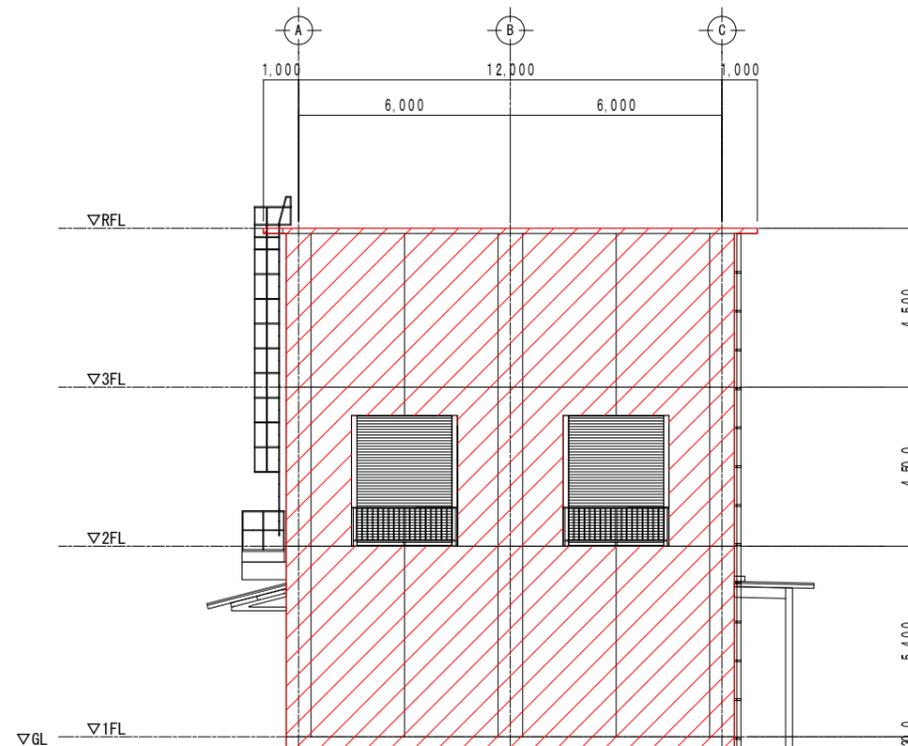

西側立面図


注記
1) 部は、改修範囲を示します。

工事場所 及び 工事名	上越市大字灰塚上山田920番地 城山浄水場大規模改修事業			
図面名	土建改修範囲③ 脱水機棟 立面図			
縮尺	1:100	図面番号	C-4	
課長	副課長	係長	検査	設計
上越市ガス水道局				

土建改修範囲④ 着水井 躯体図


S = 1:50

平面図

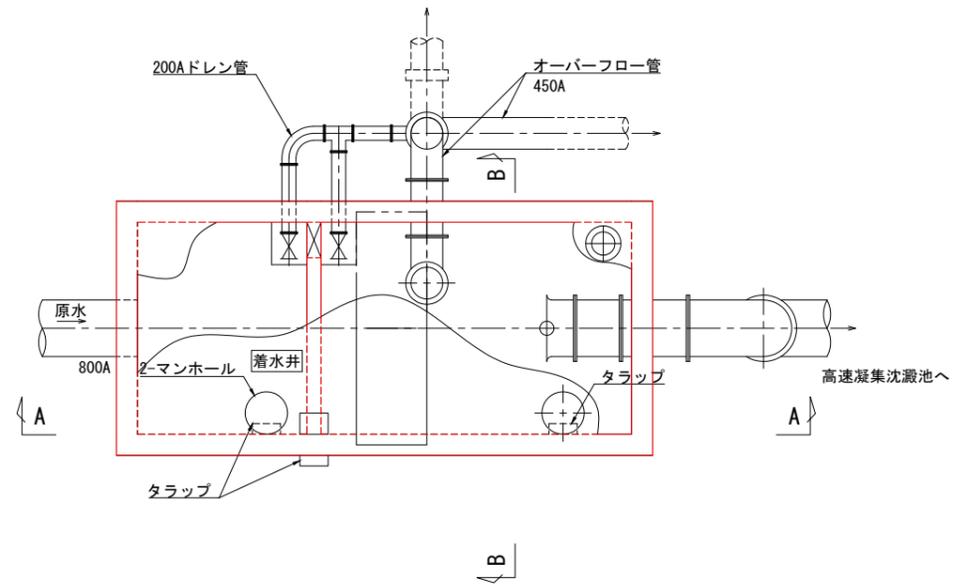


敷地境界線

A-A断面図

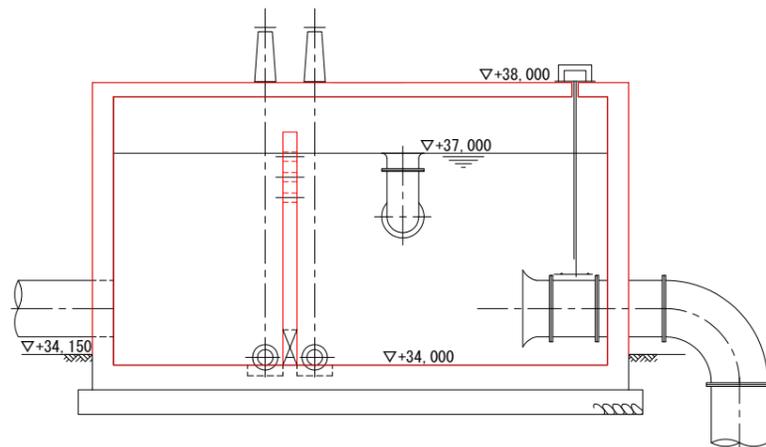

B-B断面図

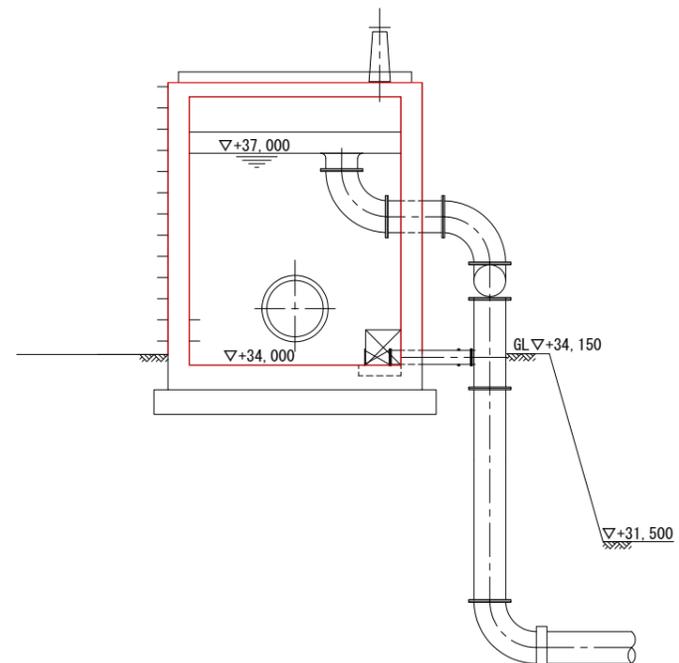


注記

1) 部は、改修範囲を示します。


工事場所 及び 工事名	上越市大字灰塚上山田920番地 城山浄水場大規模改修事業			
図面名	土建改修範囲④ 着水井 躯体図			
縮尺	1:50	図面番号	C-5	
課長	副課長	係長	検査	設計
上越市ガス水道局				

土建改修範囲⑤ 高速凝集沈澱池 急速ろ過池 躯体図


S = 1:150

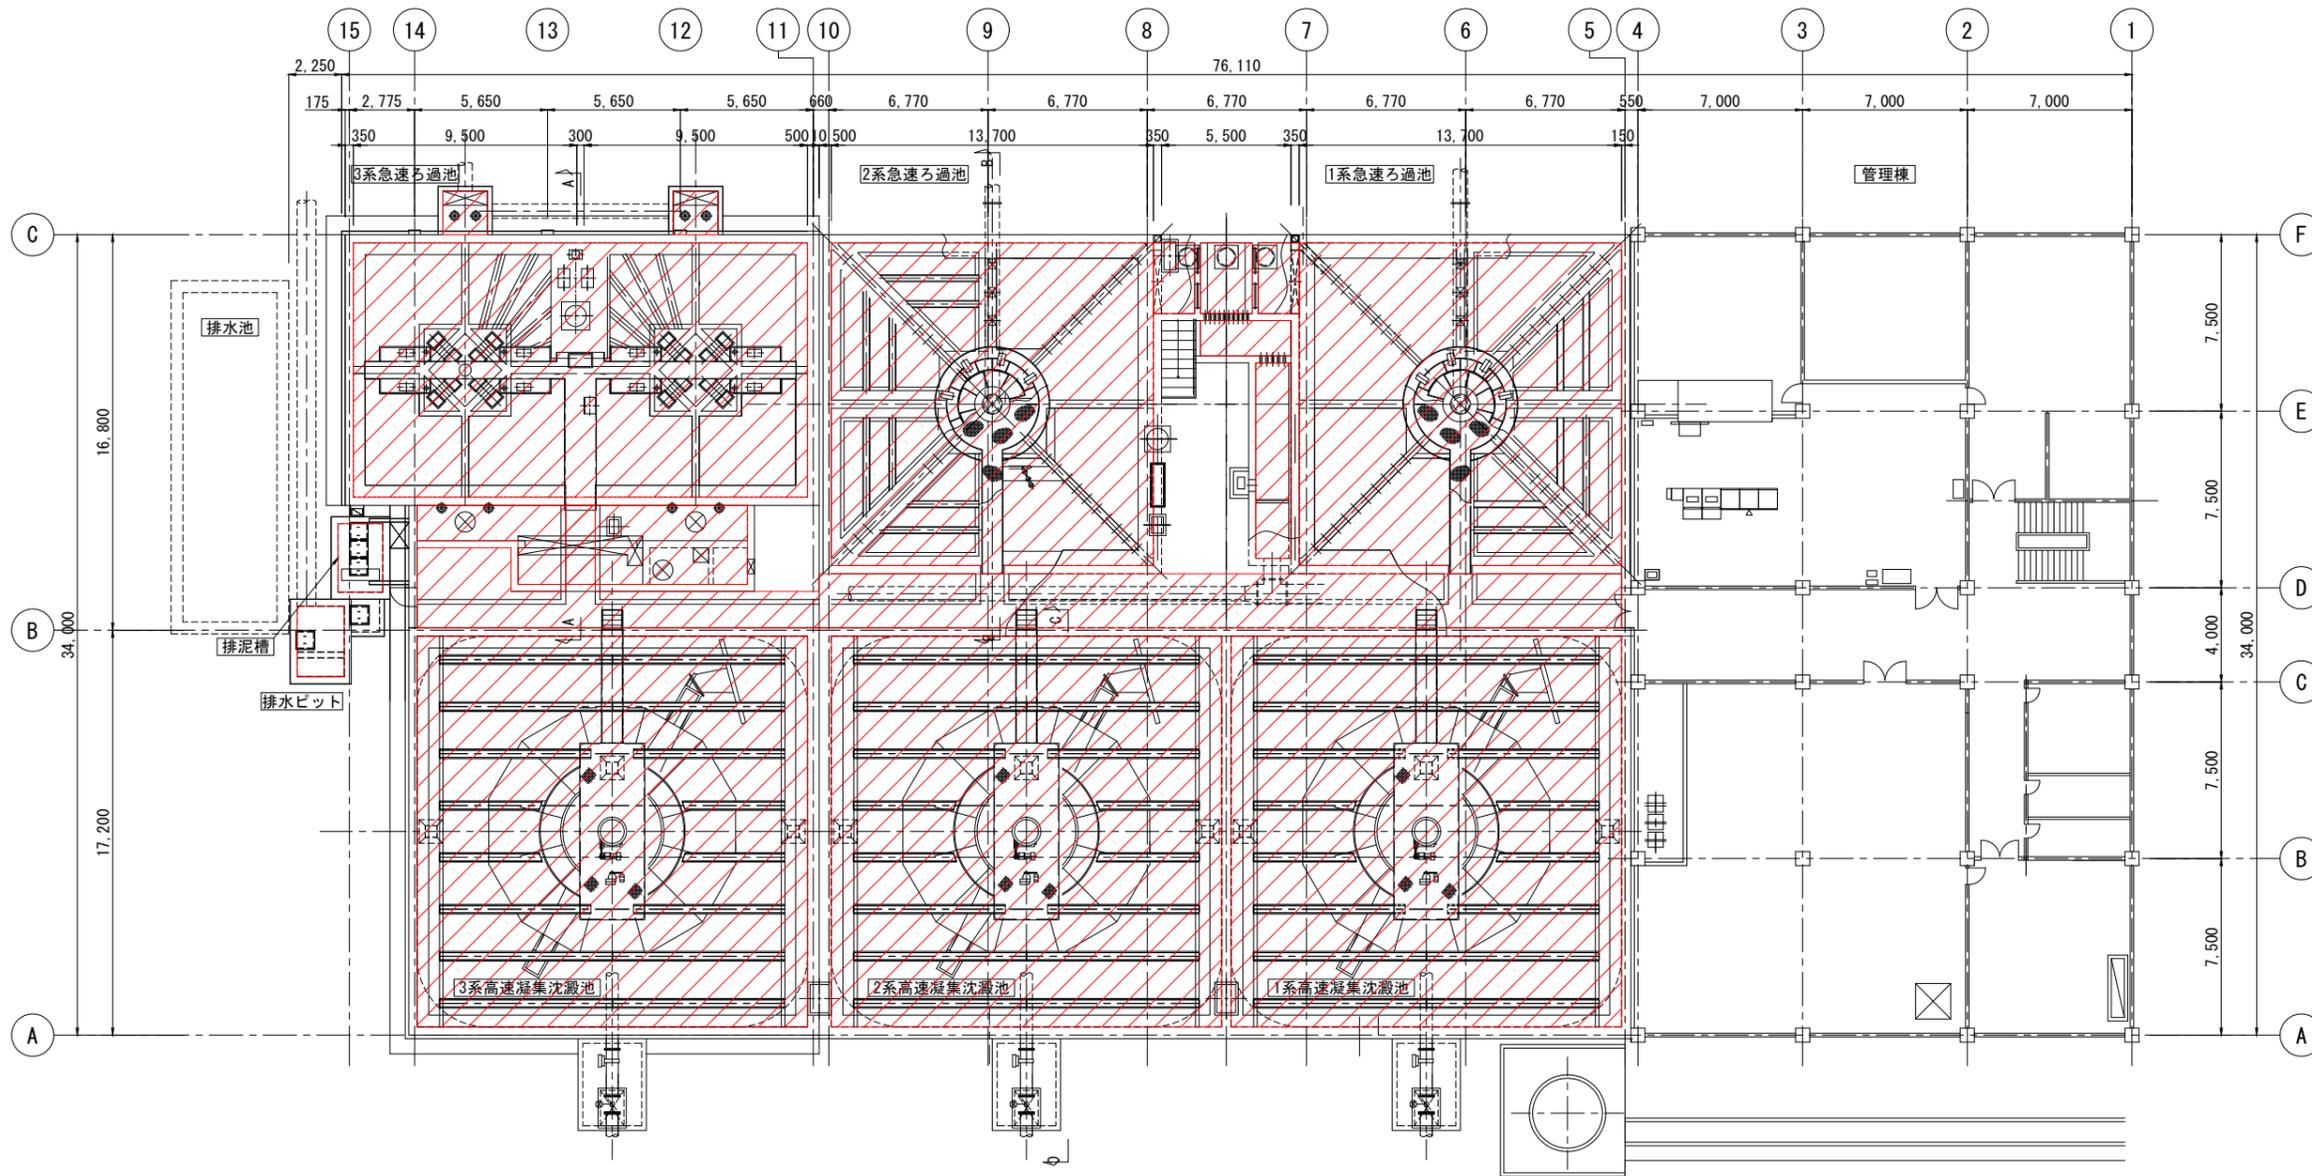


A-A断面図

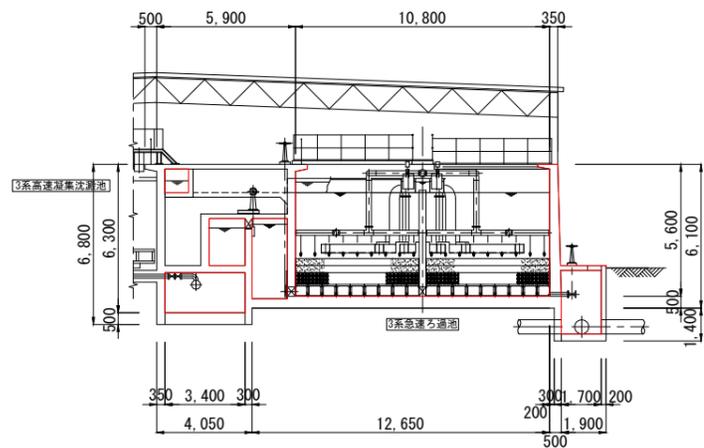

B-B断面図

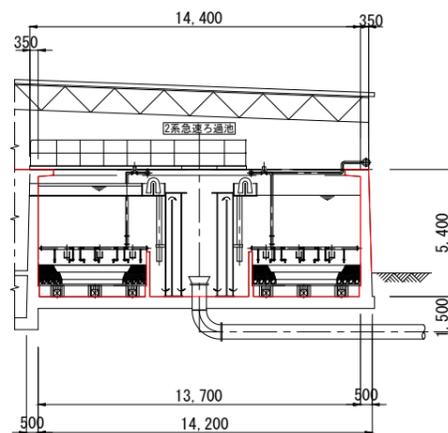

C-C断面図

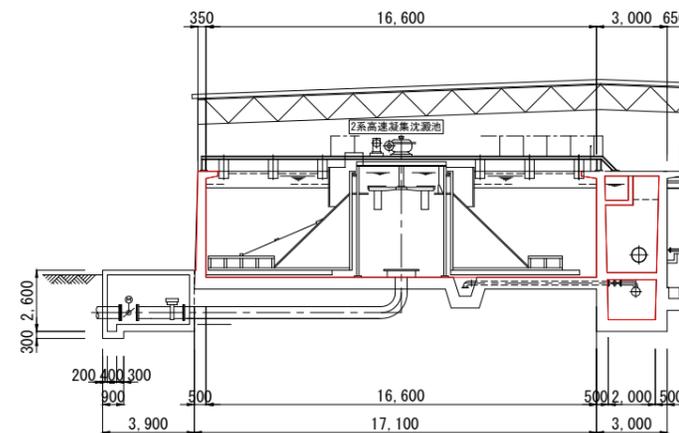

注記

1) 〇〇部は、改修範囲を示します。

工事場所 及び 工事名	上越市大字灰塚上山田920番地 城山浄水場大規模改修事業		
図面名	土建改修範囲⑤ 高速凝集沈澱池 急速ろ過池 躯体図		
縮尺	1:150	図面番号	C-6
課長	副課長	係長	検査設計
上越市ガス水道局			


土建改修範囲⑥ 浄水池 躯体図

S = 1:100

管理棟 平面図



管理棟 断面図

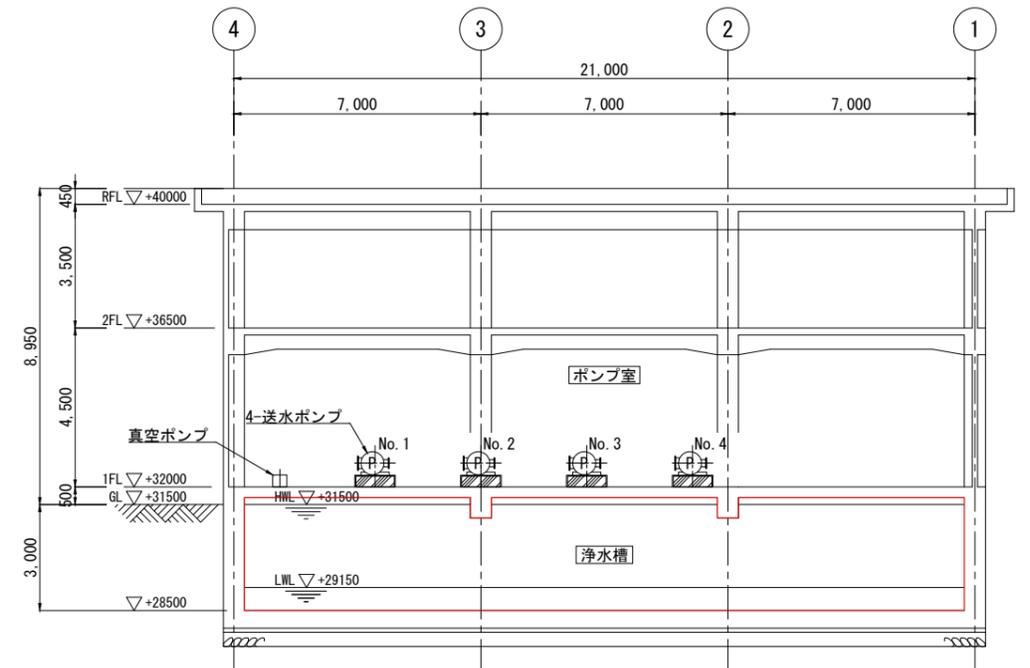


注記
1) 部は、改修範囲を示します。

工事場所 及び 工事名	上越市大字灰塚上山田920番地 城山浄水場大規模改修事業		
図面名	土建改修範囲⑥ 浄水池 躯体図		
縮尺	1:100	図面番号	C-7
課長	副課長	係長	検査設計
上越市ガス水道局			


土建改修範囲⑦ 排泥池・濃縮槽 躯体図

S = 1:100


排泥池・濃縮槽 平面図
(上部)

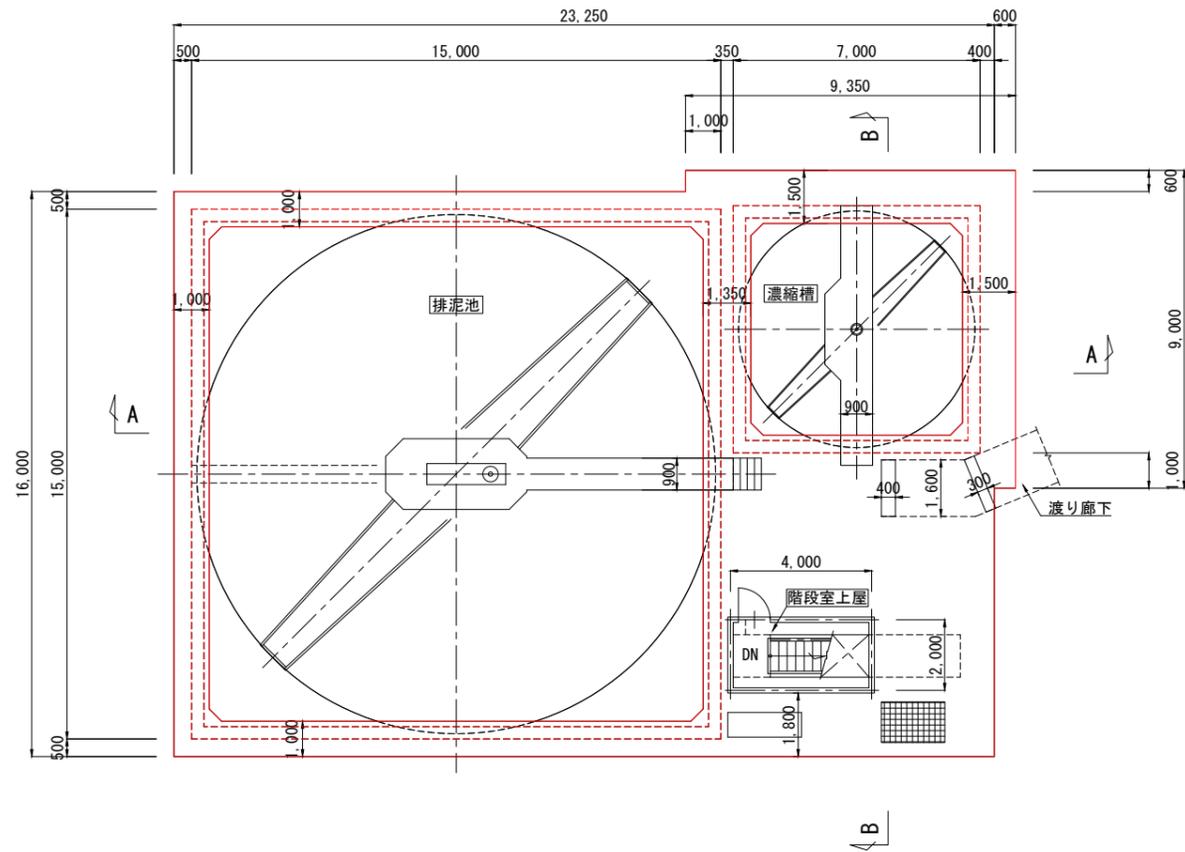


排泥池・濃縮槽 平面図
(下部)

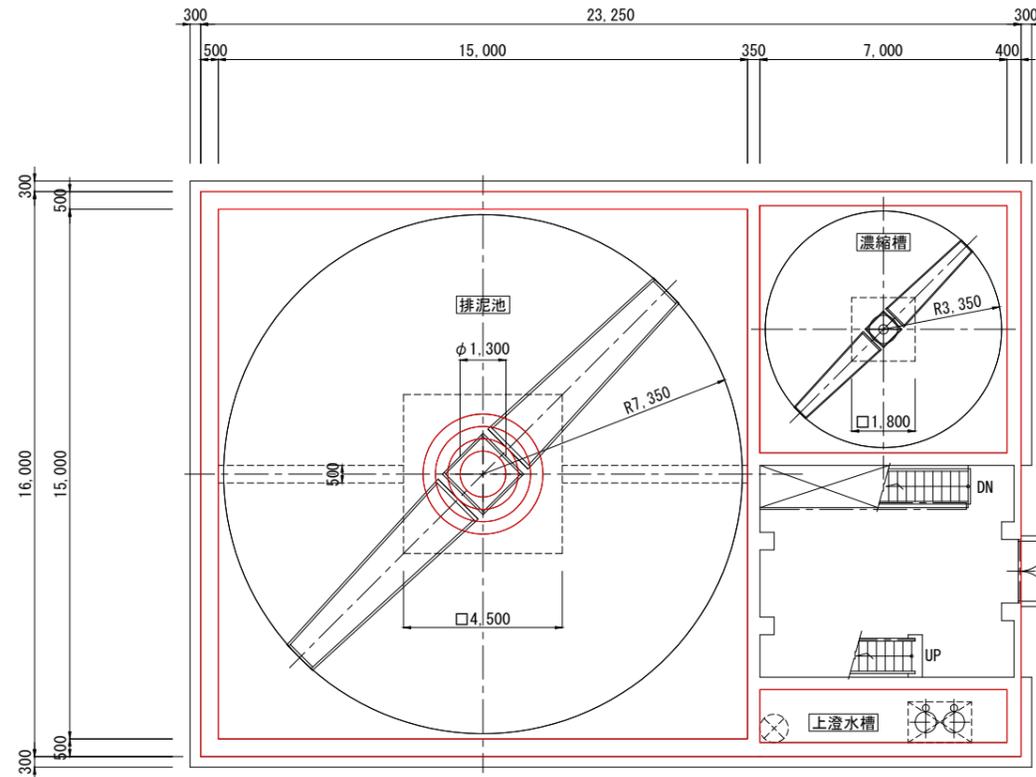


排泥池・濃縮槽 平面図
(最下部)

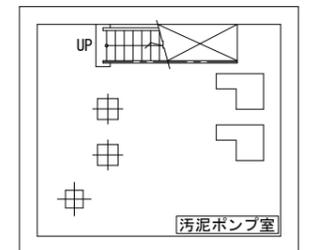

A-A断面図

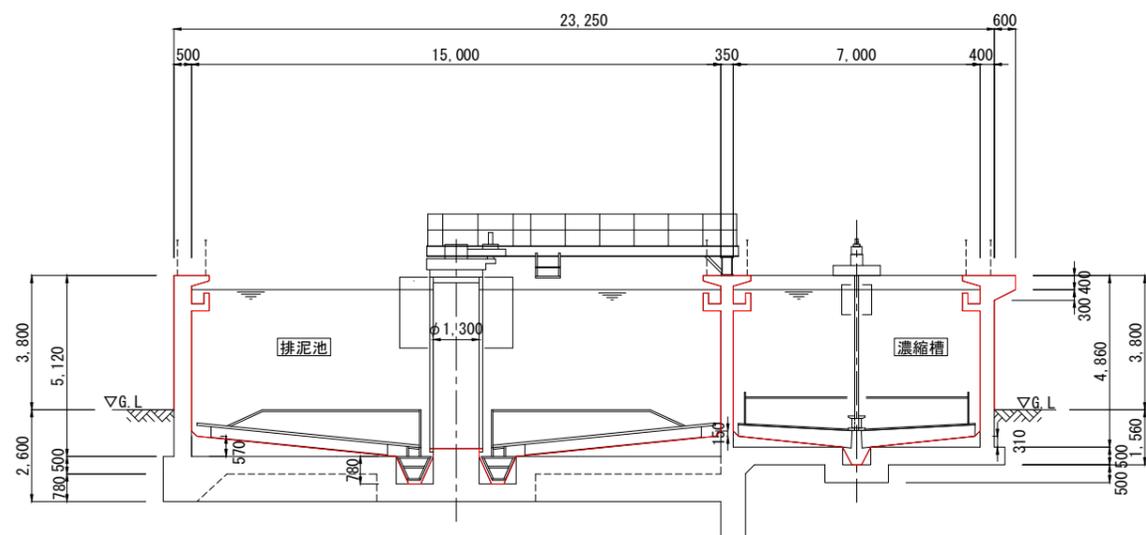

B-B断面図


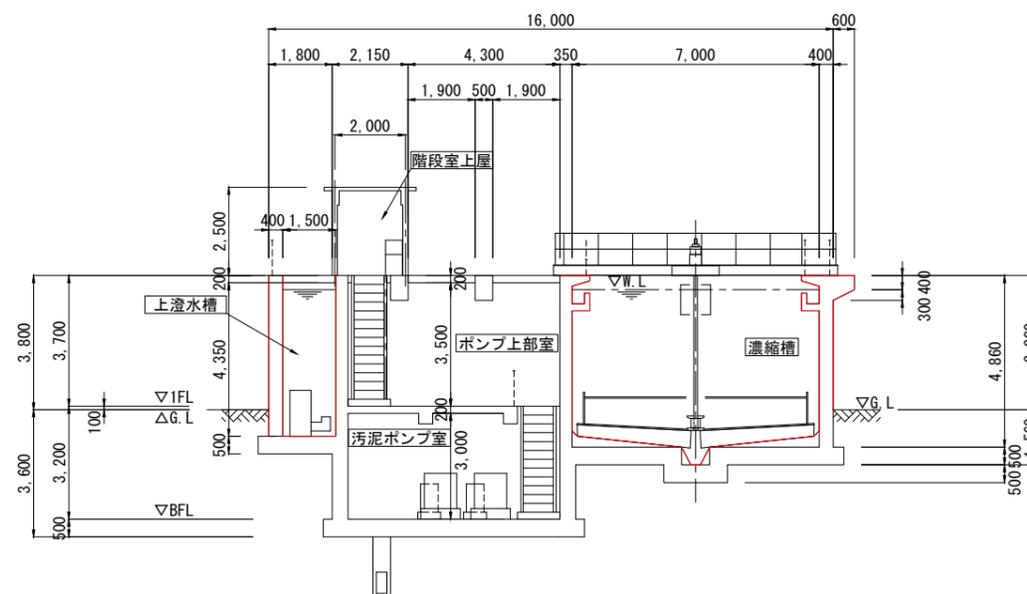


注記
1) 〇部は、改修範囲を示します。

工事場所 及び 工事名	上越市大字灰塚上山田920番地 城山浄水場大規模改修事業		
図面名	土建改修範囲⑦ 排泥池・濃縮槽 躯体図		
縮尺	1:100	図面番号	C-8
課長	副課長	係長	検査設計
上越市ガス水道局			

土建改修範囲⑧ 排水池 躯体図

S = 1:50

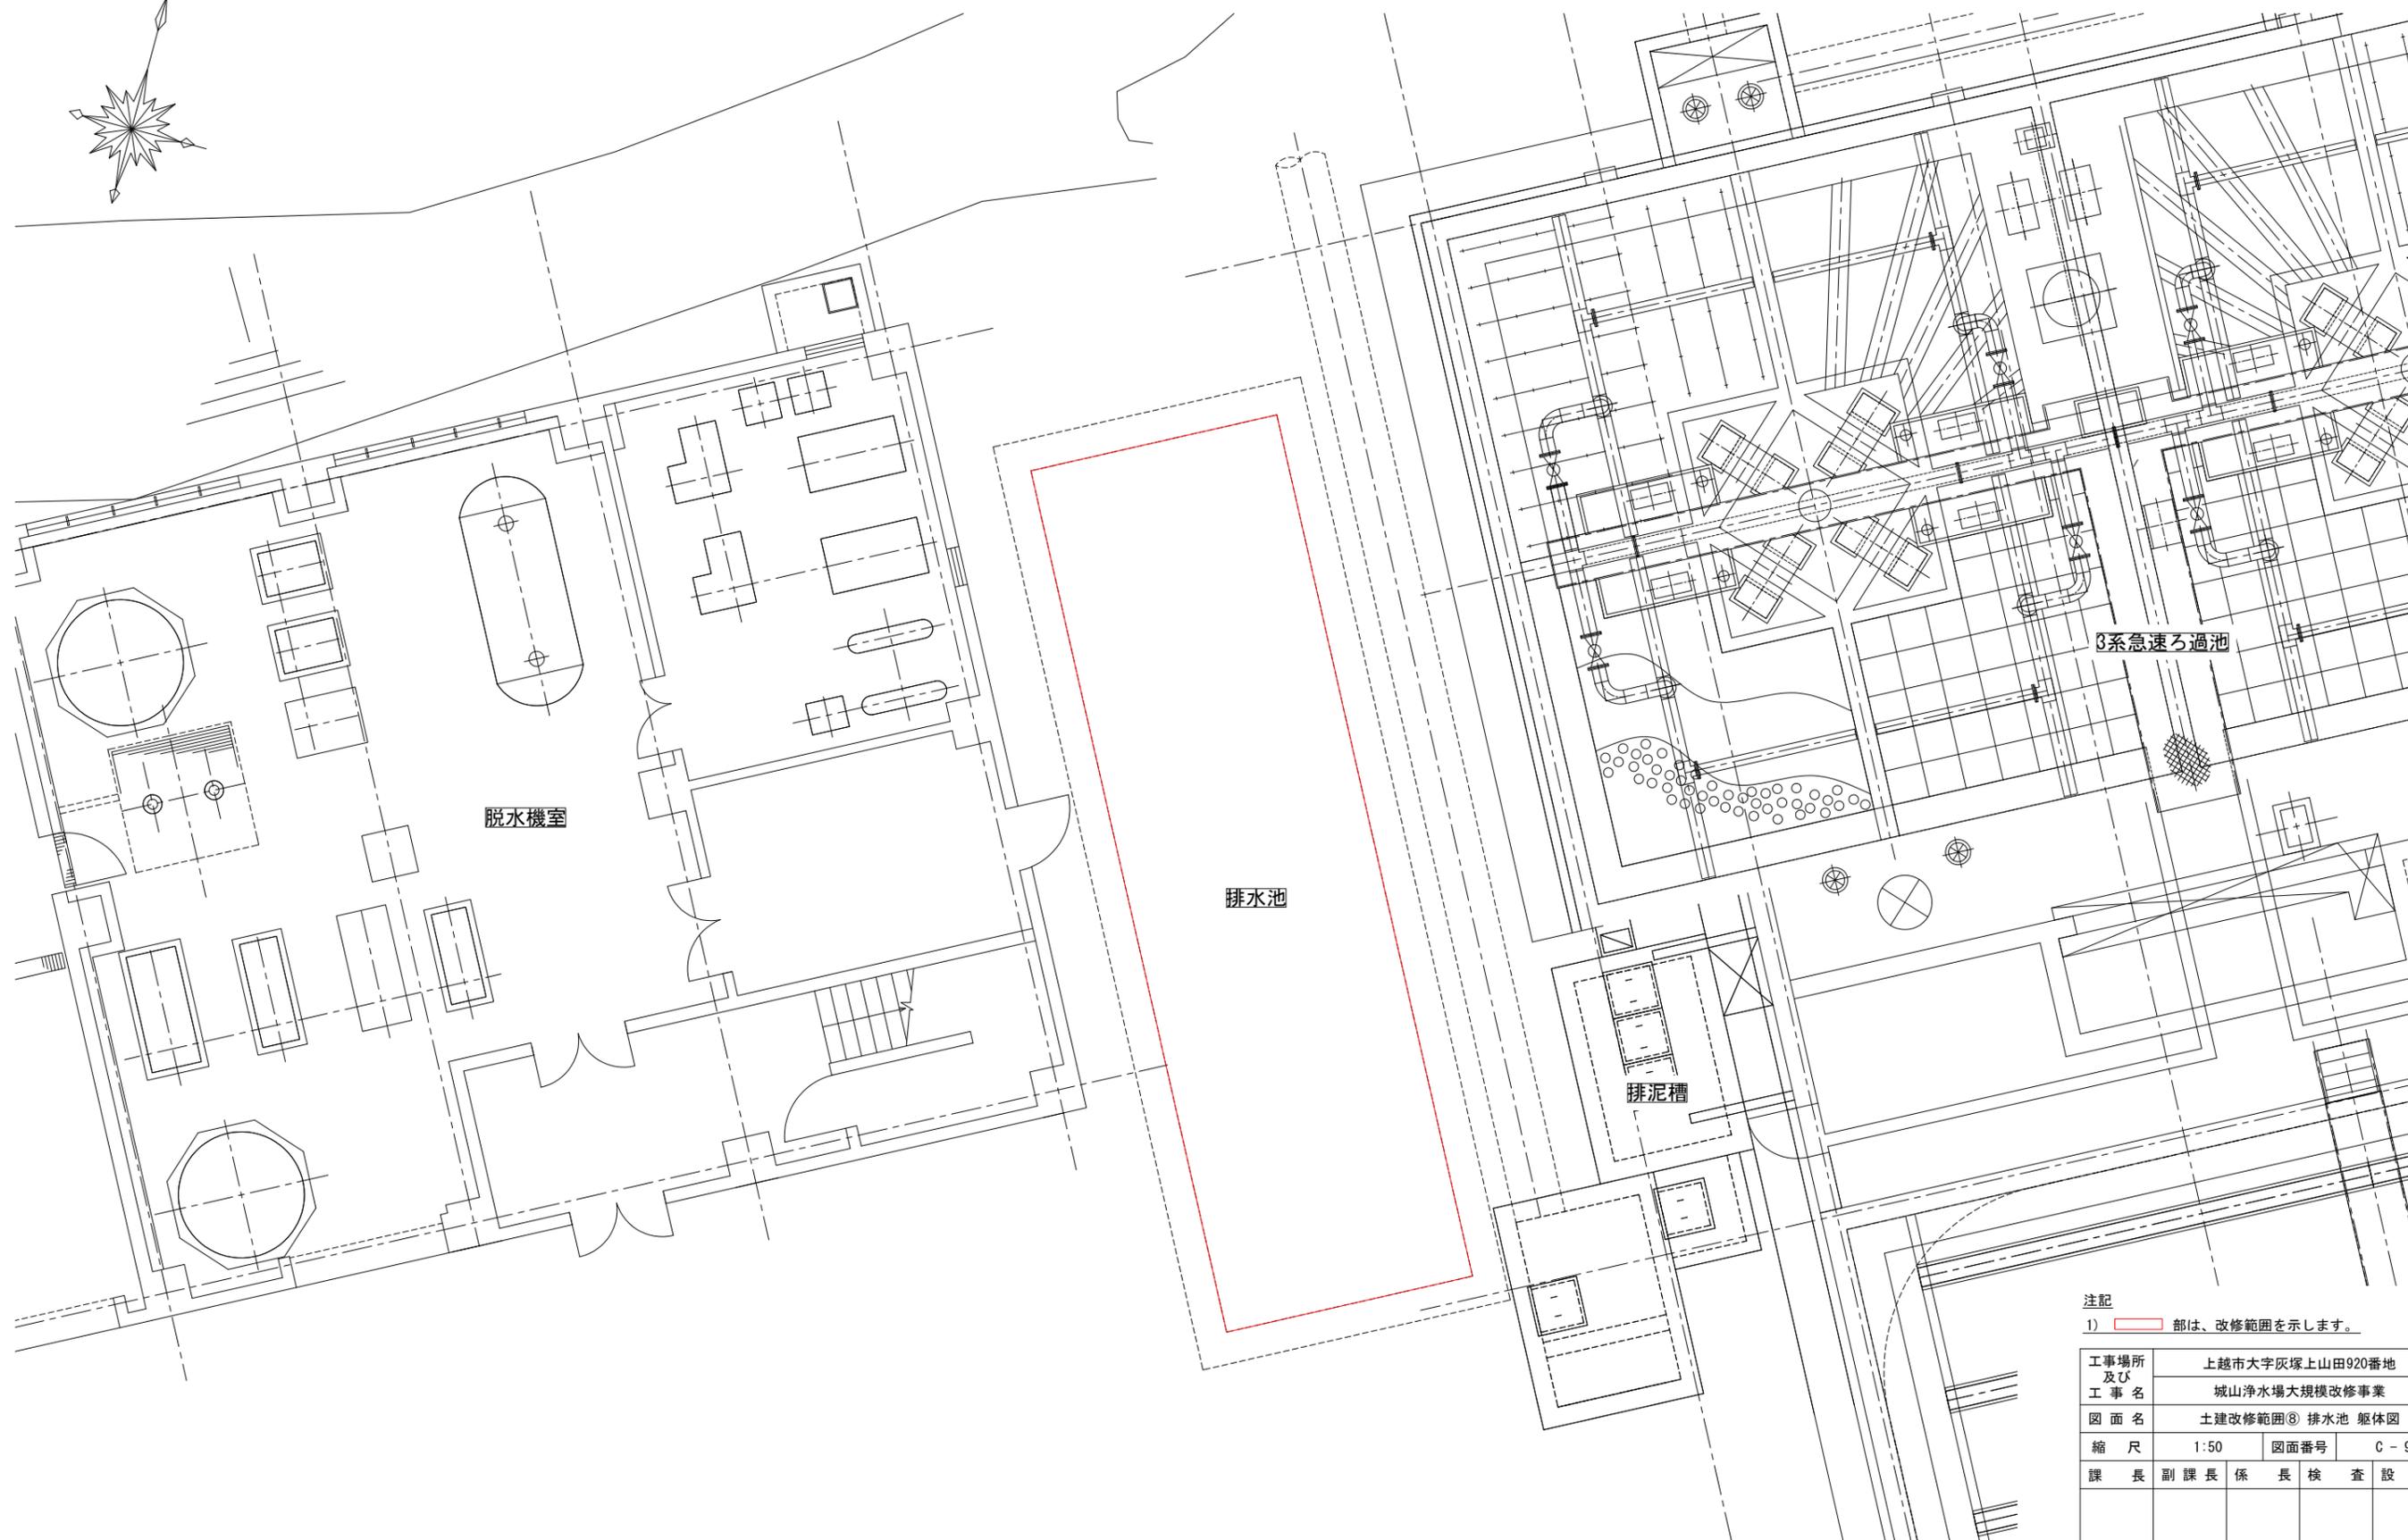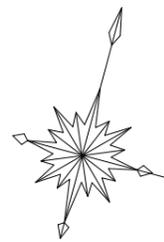

注記

1) 部は、改修範囲を示します。

工事場所 及び 工事名	上越市大字灰塚上山田920番地 城山浄水場大規模改修事業		
図面名	土建改修範囲⑧ 排水池 躯体図		
縮尺	1:50	図面番号	C-9
課長	副課長	係長	検査設計
上越市ガス水道局			

