



【本設】平面図 S=1:500



横断図 S=1:100

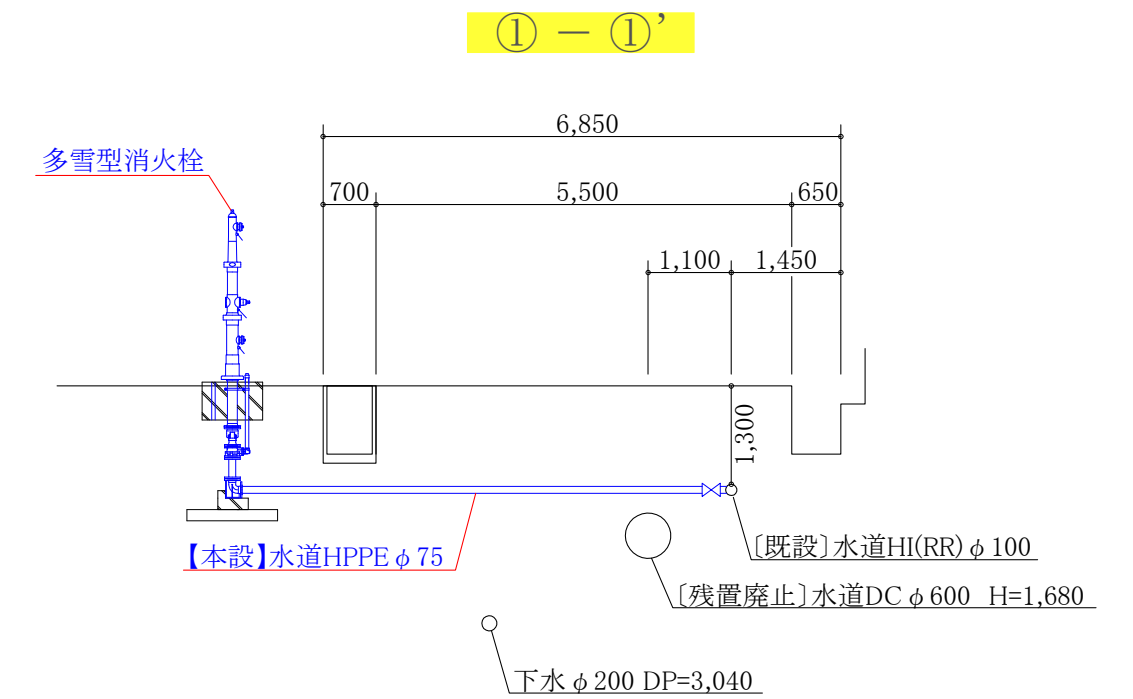

【本設】水道配管詳細図 S=FREE

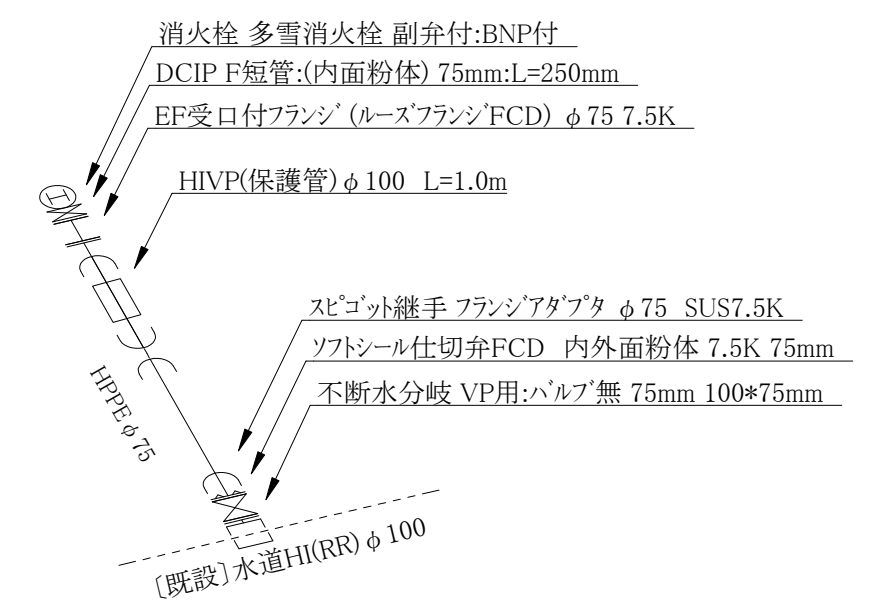

コメント				
路線・河川	その他市道 東中学校線			
工事場所 及び 工事名	上越市 大字安江 地内 消火栓設置工事			
図面名	【本設】平面図・横断図・【本設】水道配管詳細図			
縮尺	図示	図面番号	1-1	
課長	副課長	係長	検査	設計
上越市ガス水道局				