

S=1 : 500




工事番号	公汚第 8-10-12号	図面番号	1/3
工 事 名	稲田汚水幹線1070-2他枝線 工事		
施工地名	上越市	子安新田	地内
図 面 名	平面図		
縮 尺	1:500		
上越市ガス水道局			

縮尺 縱1:100
橫1:500




縦断面図 縮尺 縦1:100
横1:500

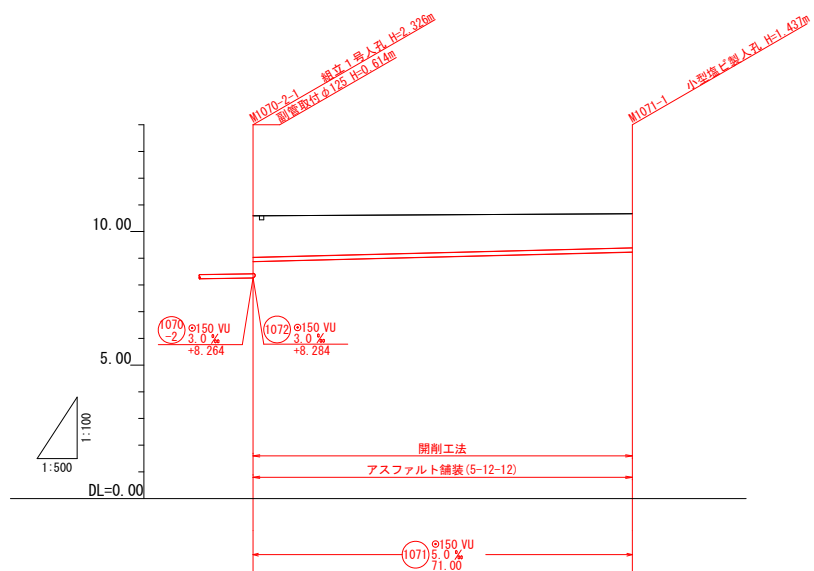


土被り	1.55 1.54	1.28
管底高	8.678 8.684 8.686	9.233
地盤高	10.59 10.59 10.59	10.67
追加距離	0.00 1.20 2.00	71.00
単距離	0.00 1.20 0.60	69.00
人孔番号	0009 2-1 溝底 溝底	001-1

横断面図 縮尺 1:100


1070-2路線
M1070-2-1 +23.25m

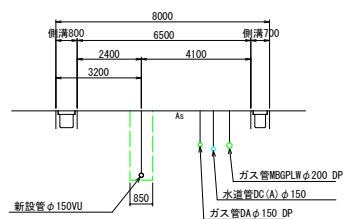


1073路線
M1073-1 +35.50m

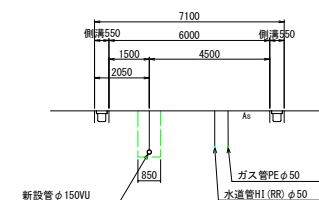


1072路線
M1072-1 23.50m

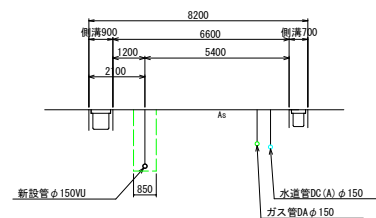


1075路線
M1075-1 +18.00m

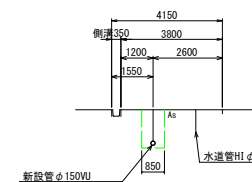

1074路線
M1074-2 +22.00m

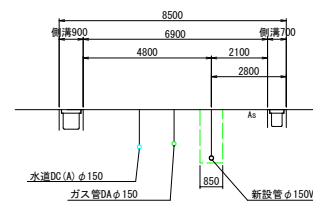

1071路線

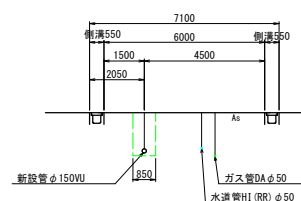

工事番号	公汚第 8-10-12号	図面番号	3 / 3
工 事 名	稲田汚水幹線1070-2他枝線 工		
施工地名	上越市 子安新田 地		
図 面 名	縦断面図・横断面図		
縮 尺	図 示		
上越市ガス水道局			