


平面図


S=1:500

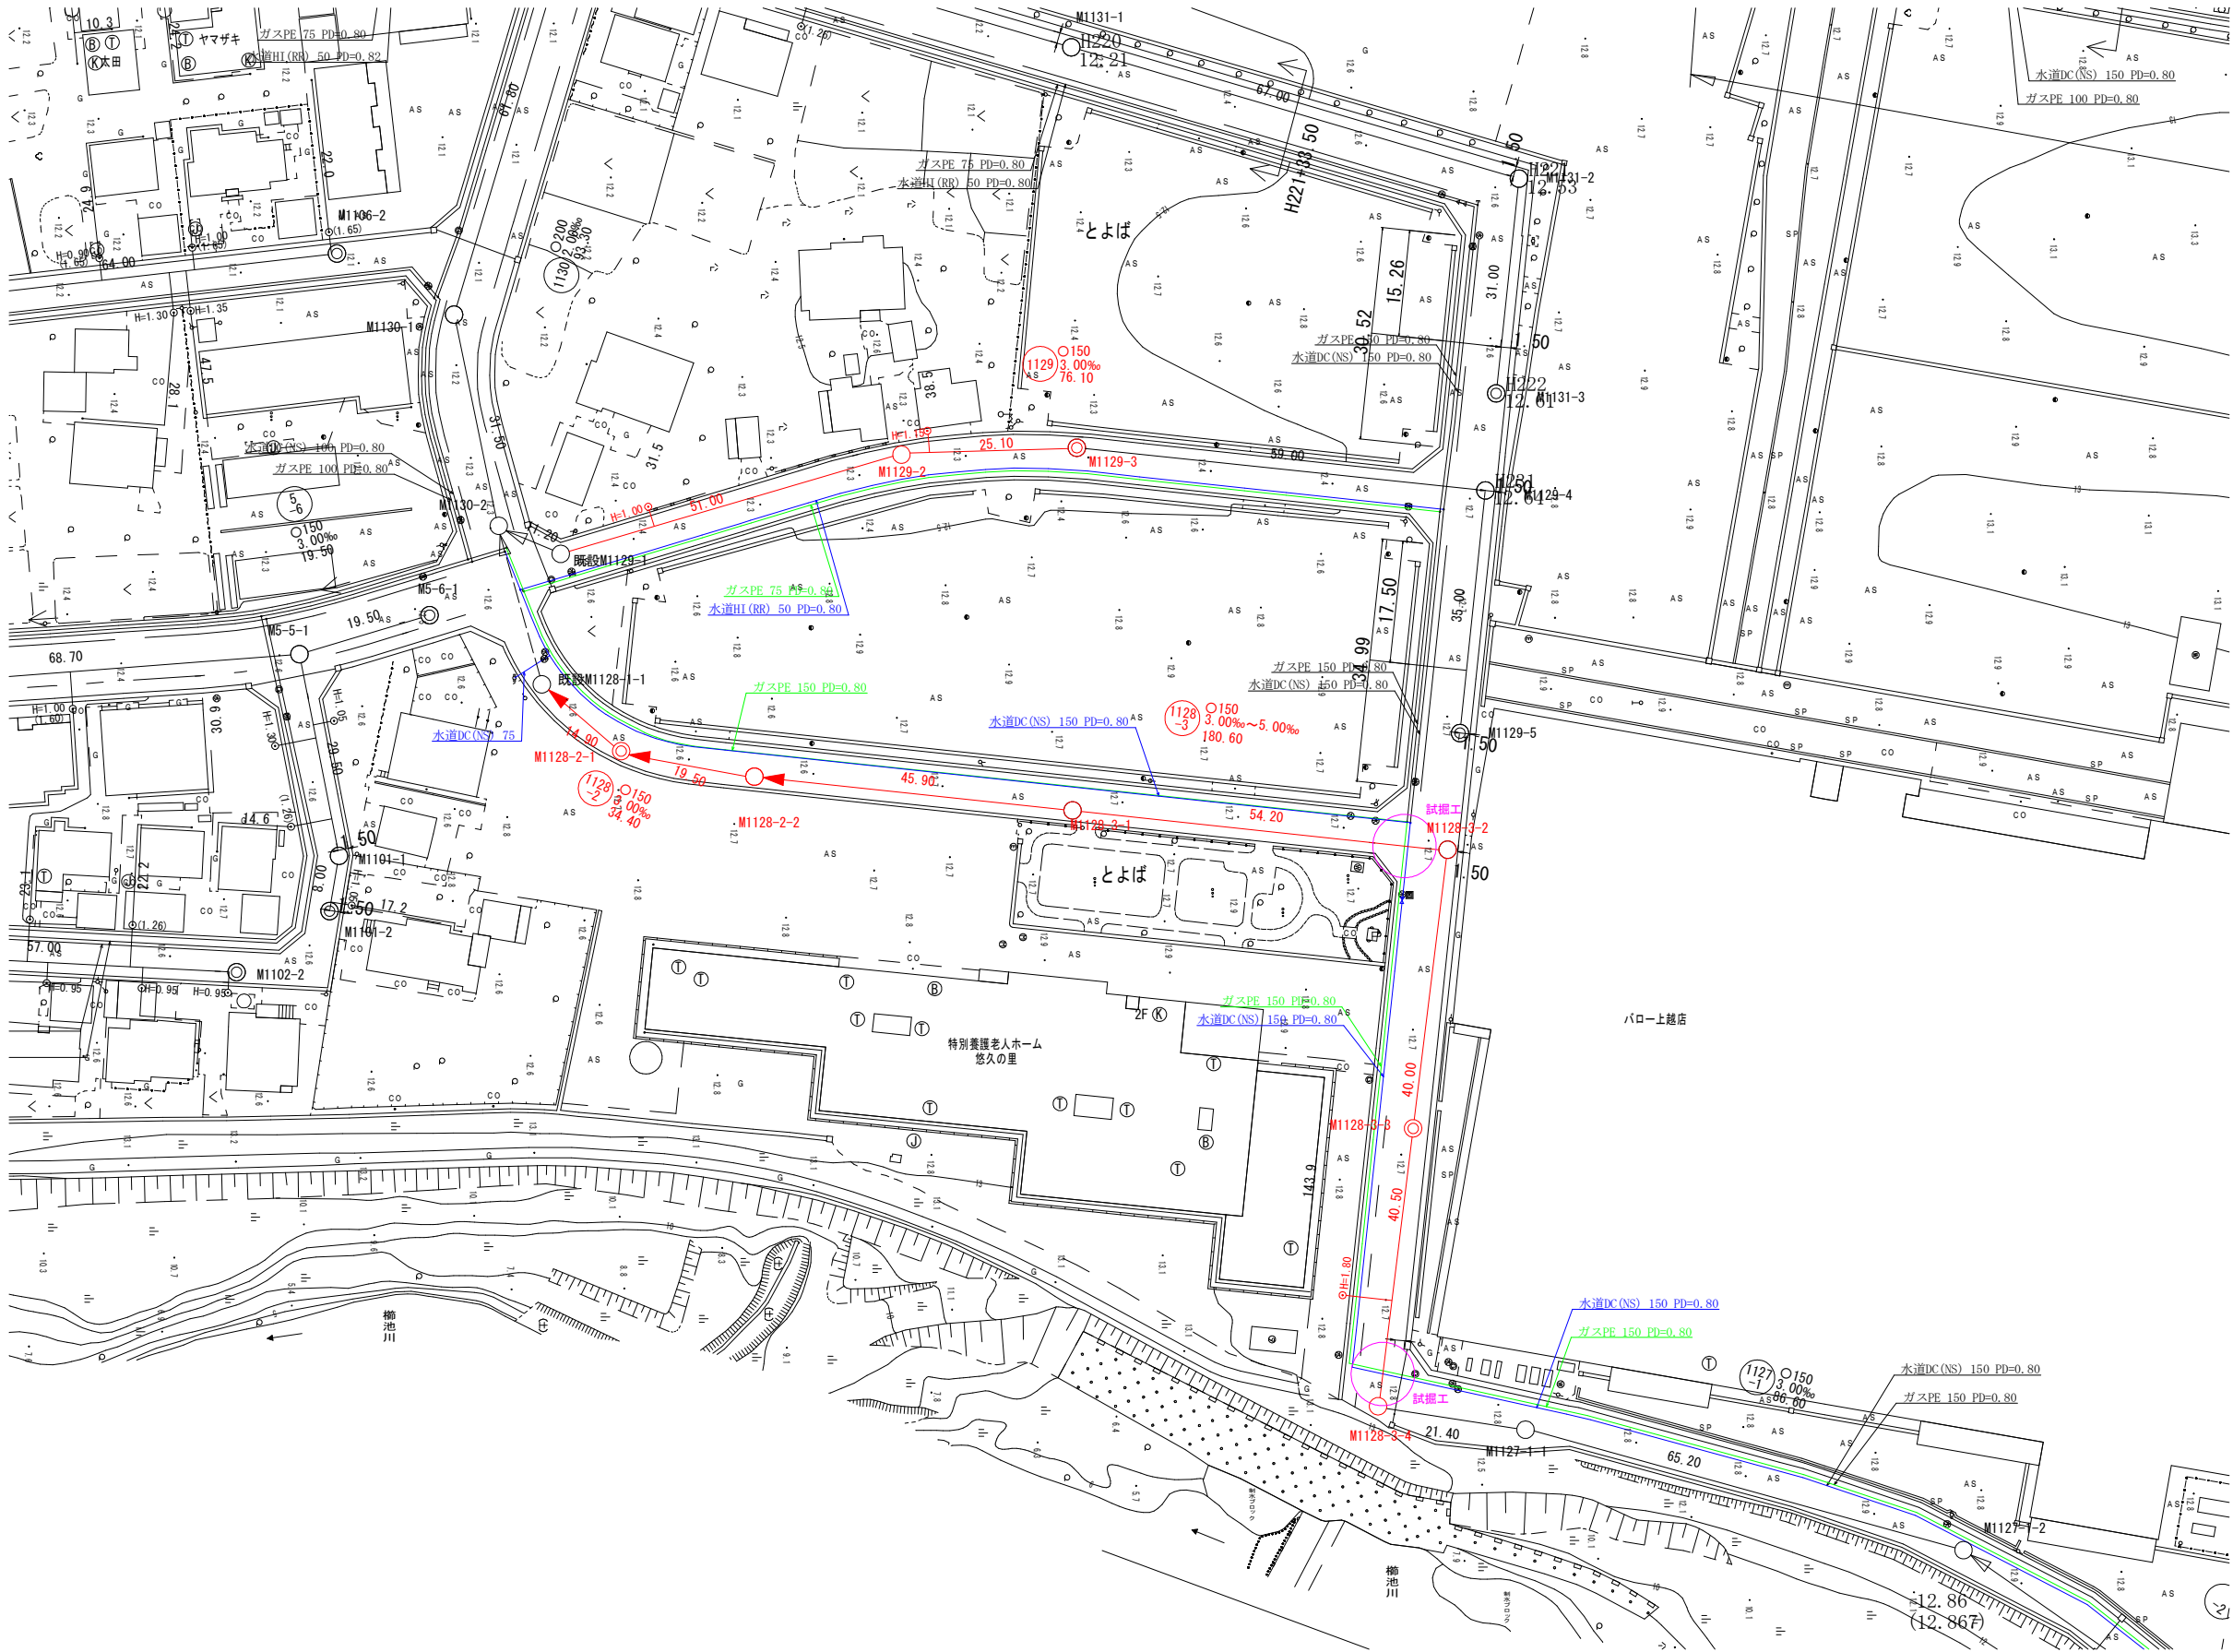

|          |                    |      |     |
|----------|--------------------|------|-----|
| 工事番号     | 公汚第<br>8-10-20号    | 図面番号 | 1/4 |
| 工 事 名    | 稲田汚水幹線1128-2他枝線 工事 |      |     |
| 施工地名     | 上越市                | とよば  | 地内  |
| 図 面 名    | 平面図                |      |     |
| 縮 尺      | 図 示                |      |     |
| 設計年度     |                    |      |     |
| 設計会社名    |                    |      |     |
| 上越市ガス水道局 |                    |      |     |

縦断面図

縮尺 縦1:100  
横1:500

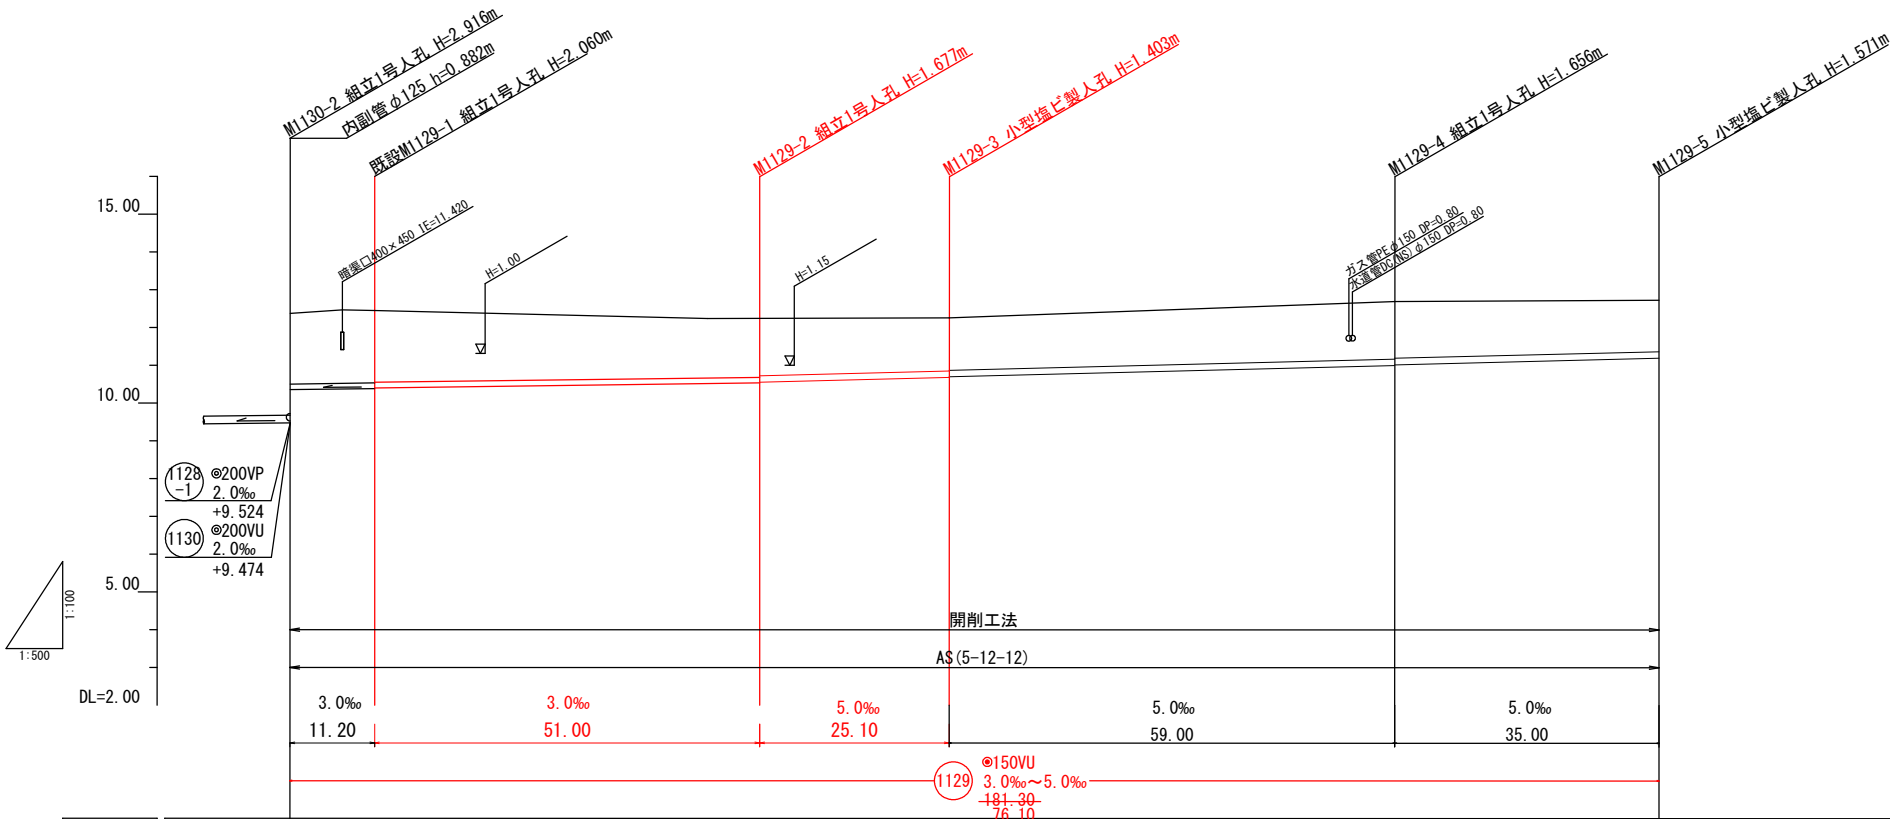


|      |         |               |         |         |         |         |
|------|---------|---------------|---------|---------|---------|---------|
| 土被り  | 1.88    | 1.80          | 1.52    | 1.38    | 1.52    | 1.36    |
| 管底高  | 10.356  | 10.390        | 10.583  | 10.709  | 11.004  | 11.199  |
| 地盤高  | 12.39   | 12.45         | 12.24   | 12.25   | 12.68   | 12.72   |
| 追加距離 | 0.00    | 11.20         | 62.20   | 87.30   | 146.30  | 181.30  |
| 単距離  | 0.00    | 11.20         | 51.00   | 25.10   | 59.00   | 35.00   |
| 人孔番号 | M1130-2 | 既設<br>M1129-1 | M1129-2 | M1129-3 | M1129-4 | M1129-5 |

|      |  |  |  |  |
|------|--|--|--|--|
| 1129 |  |  |  |  |
|      |  |  |  |  |

|          |                    |      |     |
|----------|--------------------|------|-----|
| 工事番号     | 公汚第<br>8-10-20号    | 図面番号 | 2/4 |
| 工 事 名    | 稲田汚水幹線1128-2他枝線 工事 |      |     |
| 施工地名     | 上越市                | とよば  | 地内  |
| 図 面 名    | 縦断面図               |      |     |
| 縮 尺      | 図 示                |      |     |
| 設計年度     |                    |      |     |
| 設計会社名    |                    |      |     |
| 上越市ガス水道局 |                    |      |     |


## 平面图

縮尺 1:500

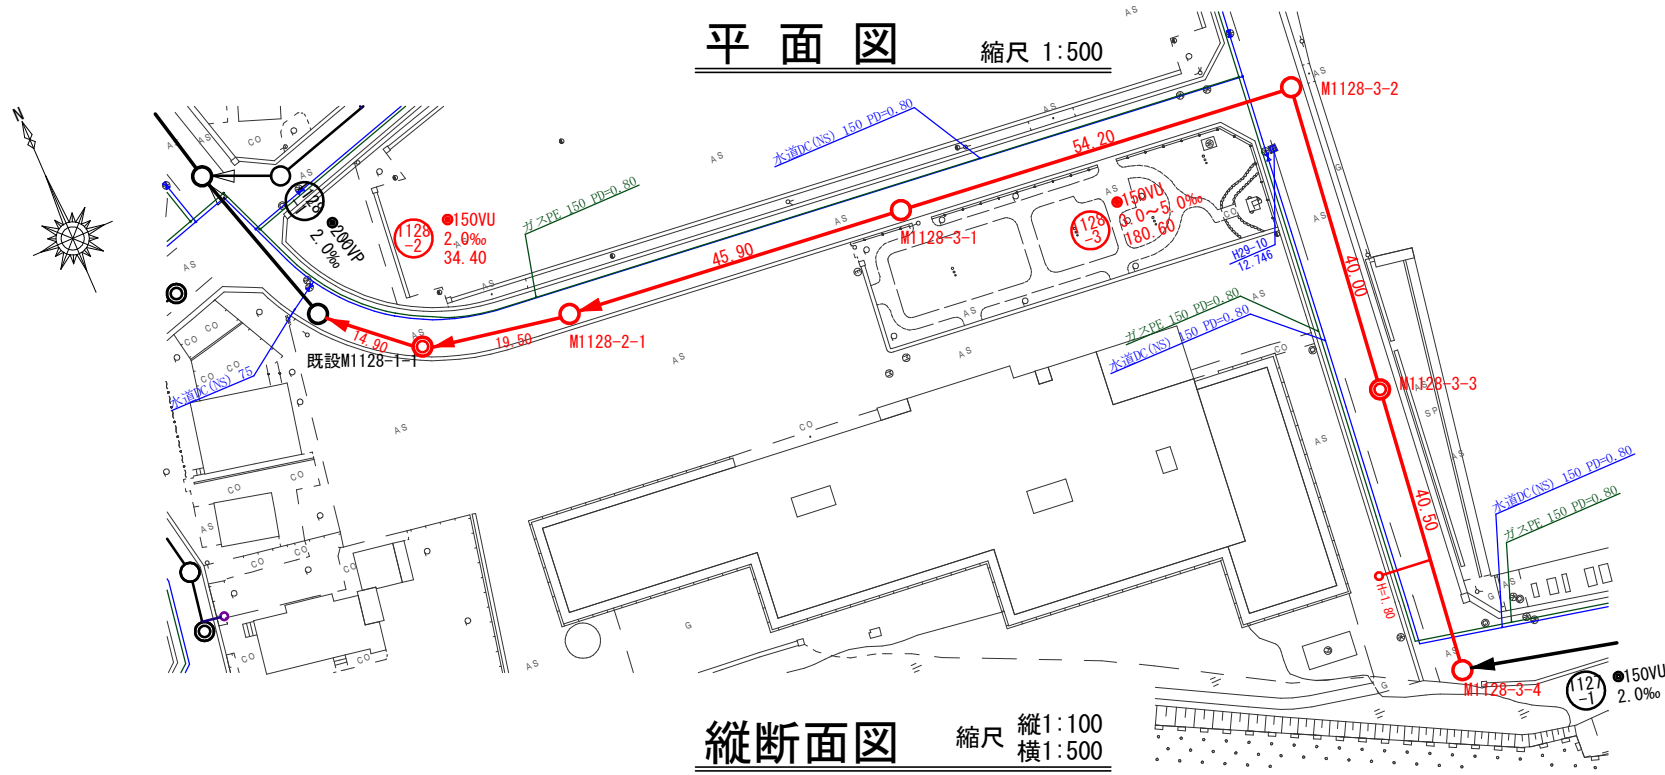

## 縦断面図

縮尺 縦1:100  
横1:500

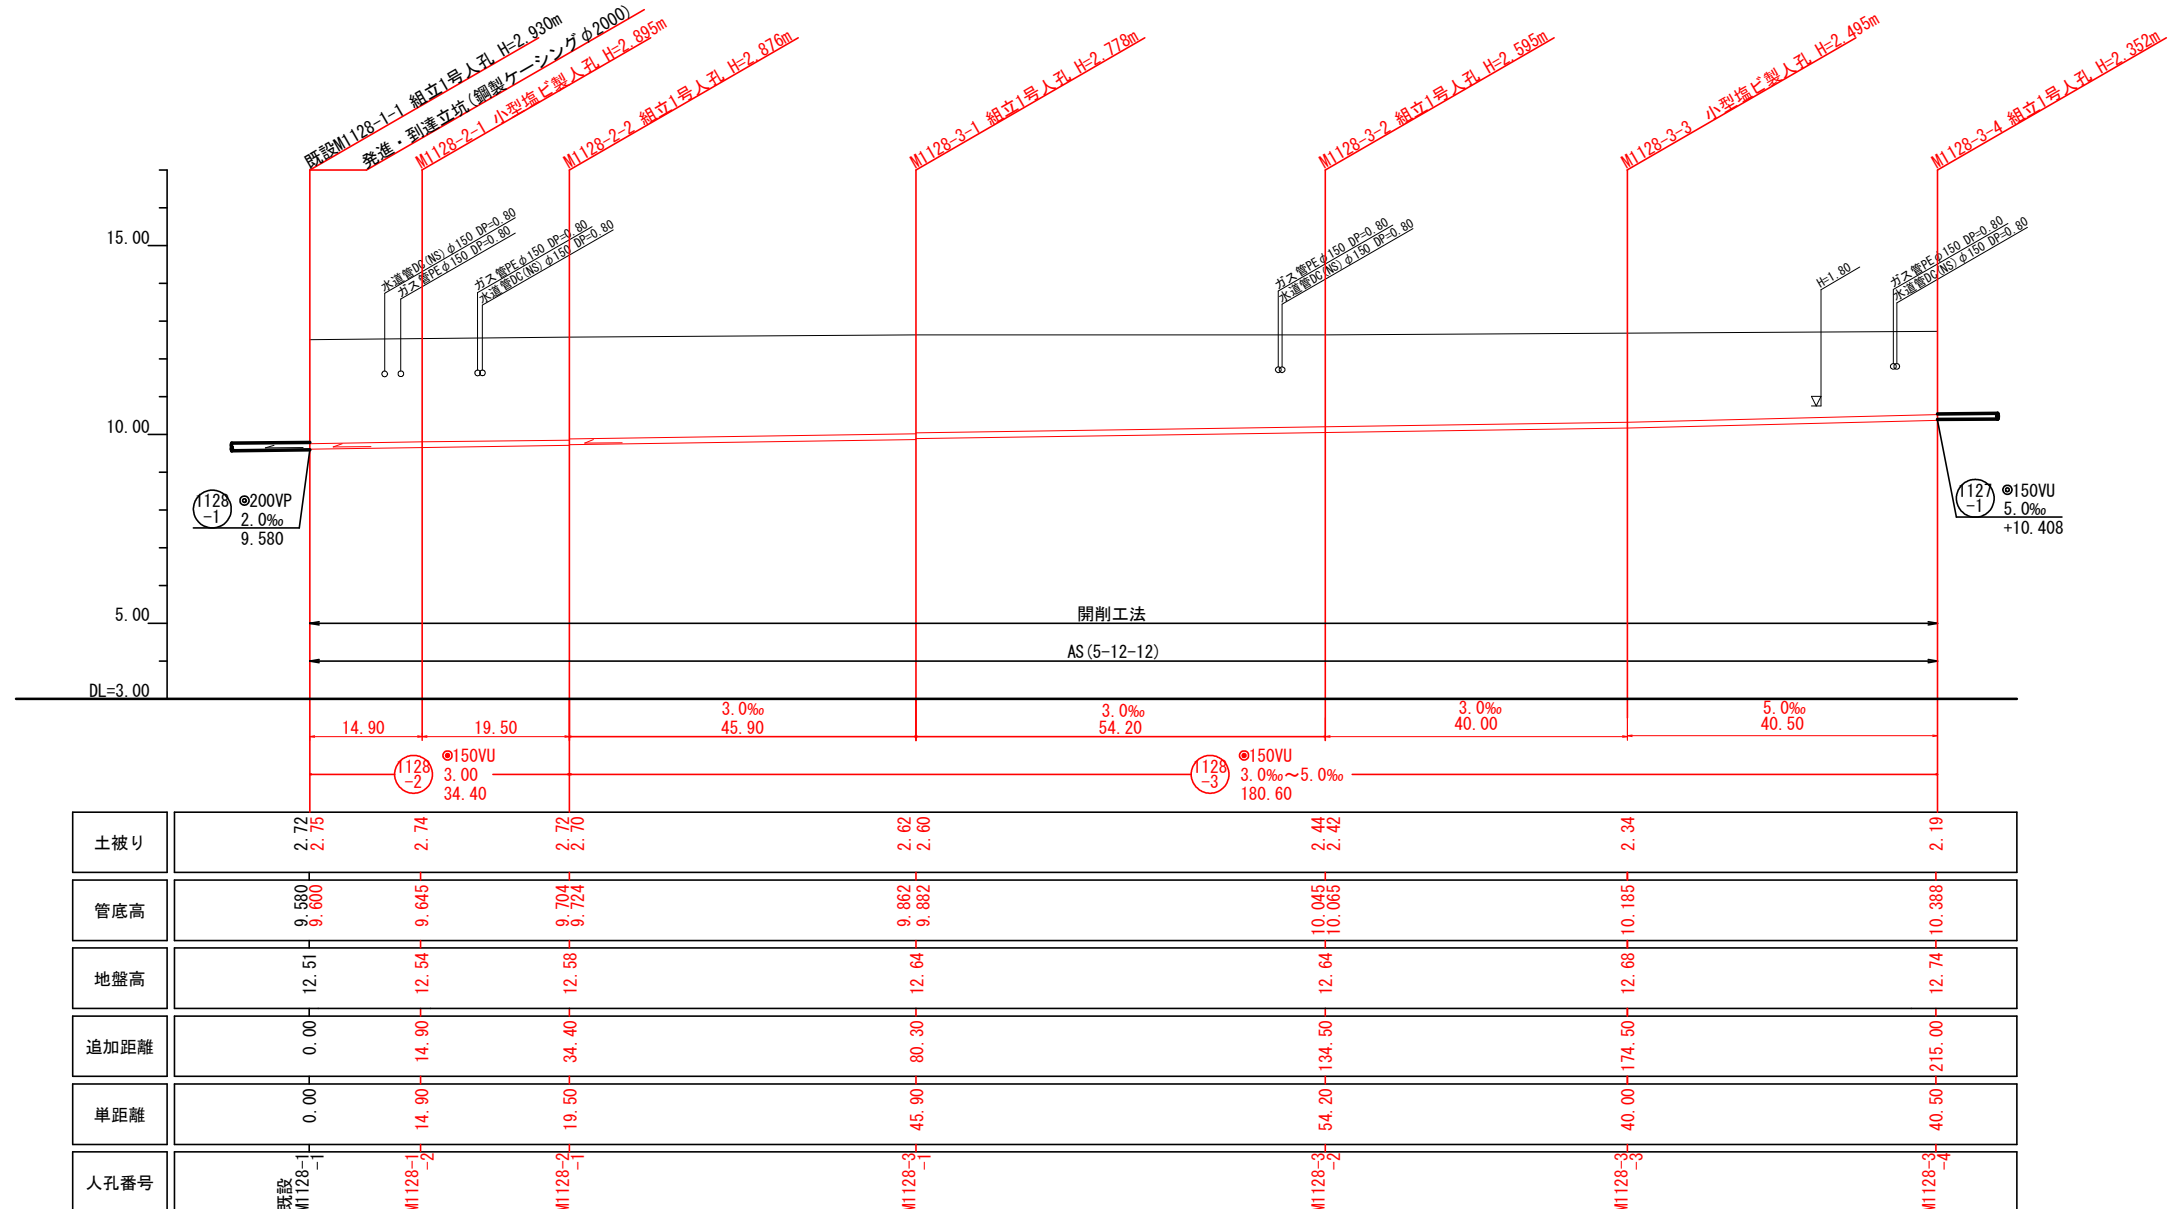


|          |                    |      |     |
|----------|--------------------|------|-----|
| 工事番号     | 公汚第<br>8-10-20号    | 図面番号 | 3/4 |
| 工 事 名    | 稲田汚水幹線1128-2他枝線 工事 |      |     |
| 施工地名     | 上越市                | とよば  | 地内  |
| 図 面 名    | 縦断面図               |      |     |
| 縮 尺      | 図 示                |      |     |
| 設計年度     |                    |      |     |
| 設計会社名    |                    |      |     |
| 上越市ガス水道局 |                    |      |     |


横断面図

縮尺 1:100


1128-2路線  
M1128-2-1

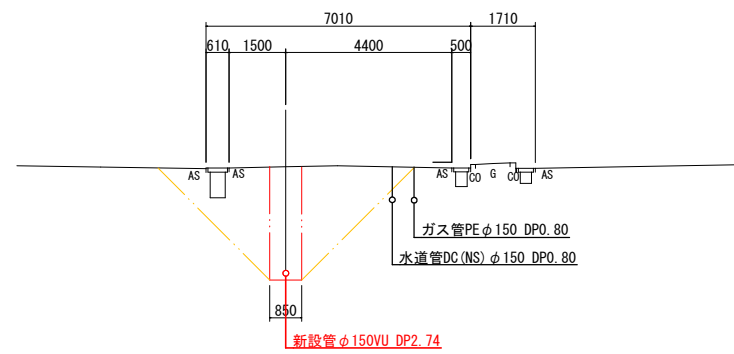


1128-1路線  
M1128-1-1

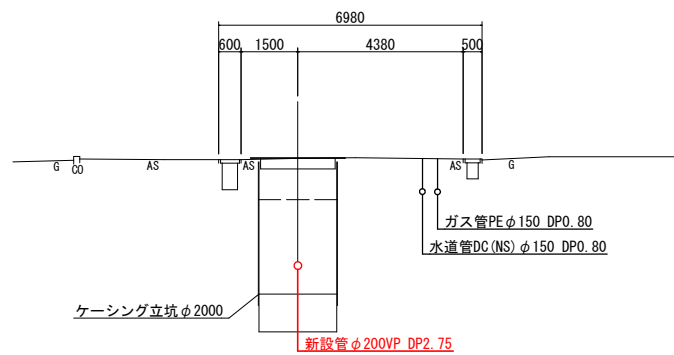


1128-3路線  
M1128-3-3+25.0

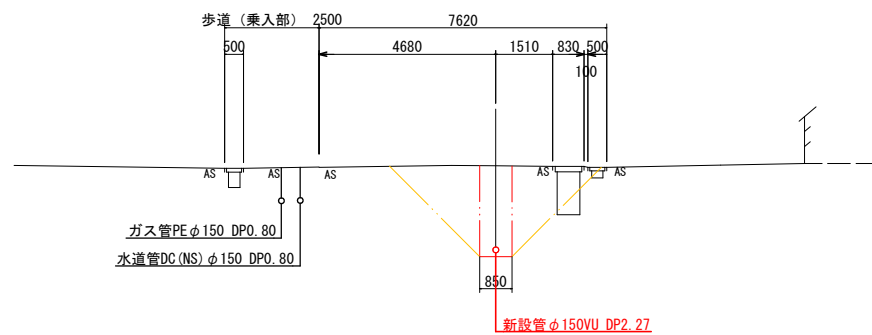

1128-3路線  
M1128-3-1

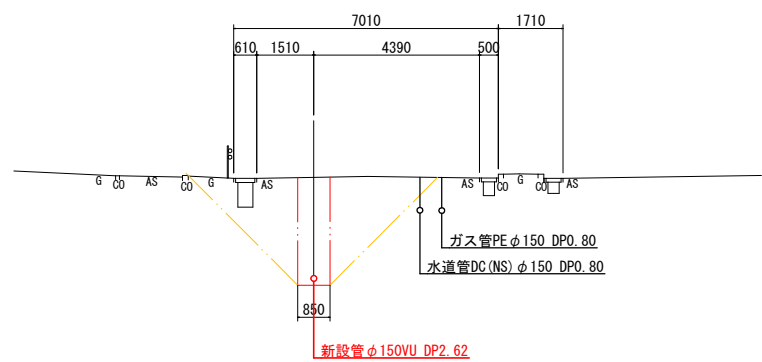

1129路線  
M1129-2

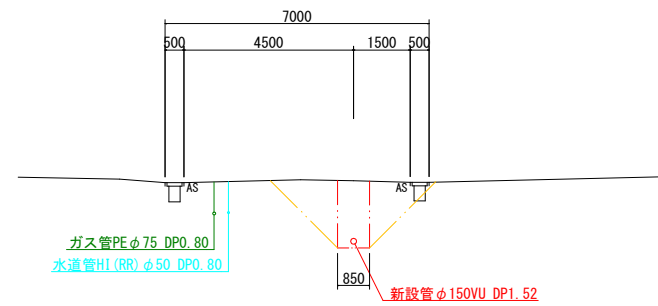

|          |                    |      |     |
|----------|--------------------|------|-----|
| 工事番号     | 公汚第<br>8-10-20号    | 図面番号 | 4/4 |
| 工 事 名    | 稲田汚水幹線1128-2他枝線 工事 |      |     |
| 施工地名     | 上越市 とよば            |      |     |
| 図 面 名    | 横断面図               |      |     |
| 縮 尺      | 図 示                |      |     |
| 設計年度     |                    |      |     |
| 設計会社名    |                    |      |     |
| 上越市ガス水道局 |                    |      |     |