


S=1 : 500

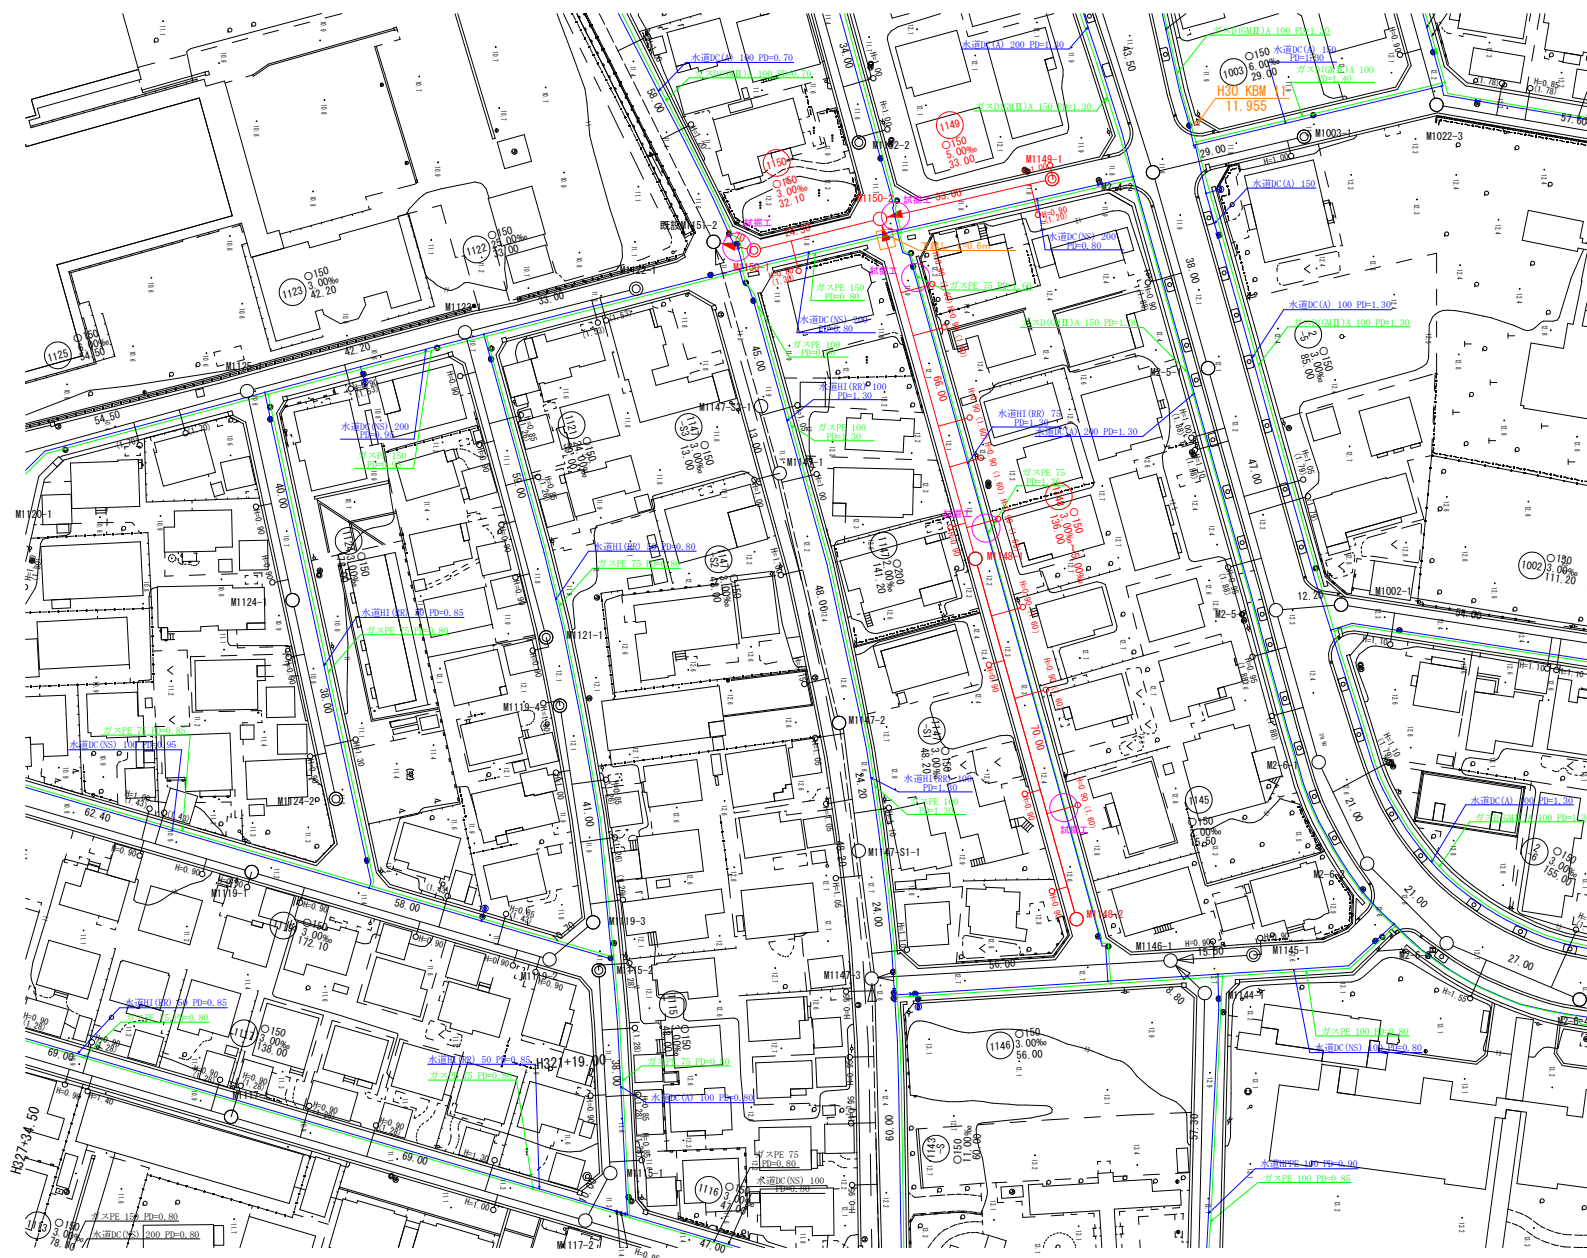

工事番号	公汚第 8-10-15	図面番号	1/3
工事名	稲田汚水幹線1148他枝線 工事		
施工地名	上越市 子安		地内
図面名	平面図		
縮尺	1 : 500		
設計年度			
上越市ガス水道局			


縮尺 縦1:100
横1:500



工事番号	公汚第 8-10-15	図面番号	2/3
工 事 名	稲田汚水幹線1148他枝線 工		
施工地名	上越市 子安 地		
図 面 名	縦断面図		
縮 尺	図 示		
設計年度			
上越市ガス水道局			

横断面図

縮尺 1:100

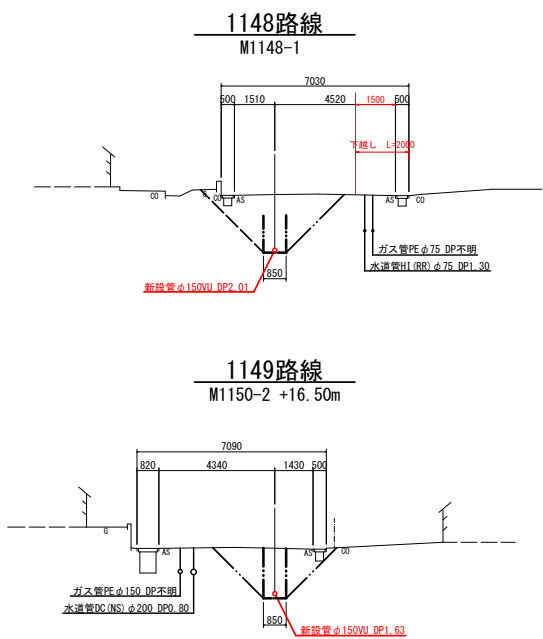

工事番号	公汚第 8-10-15	図面番号	3/3
工 事 名	稲田汚水幹線1148他枝線 工事		
施工地名	上越市 子安	地内	
図 面 名	横断面図		
縮 尺	S=1:100		
設計年度			
設計会社名			
上越市ガス水道局			