
 
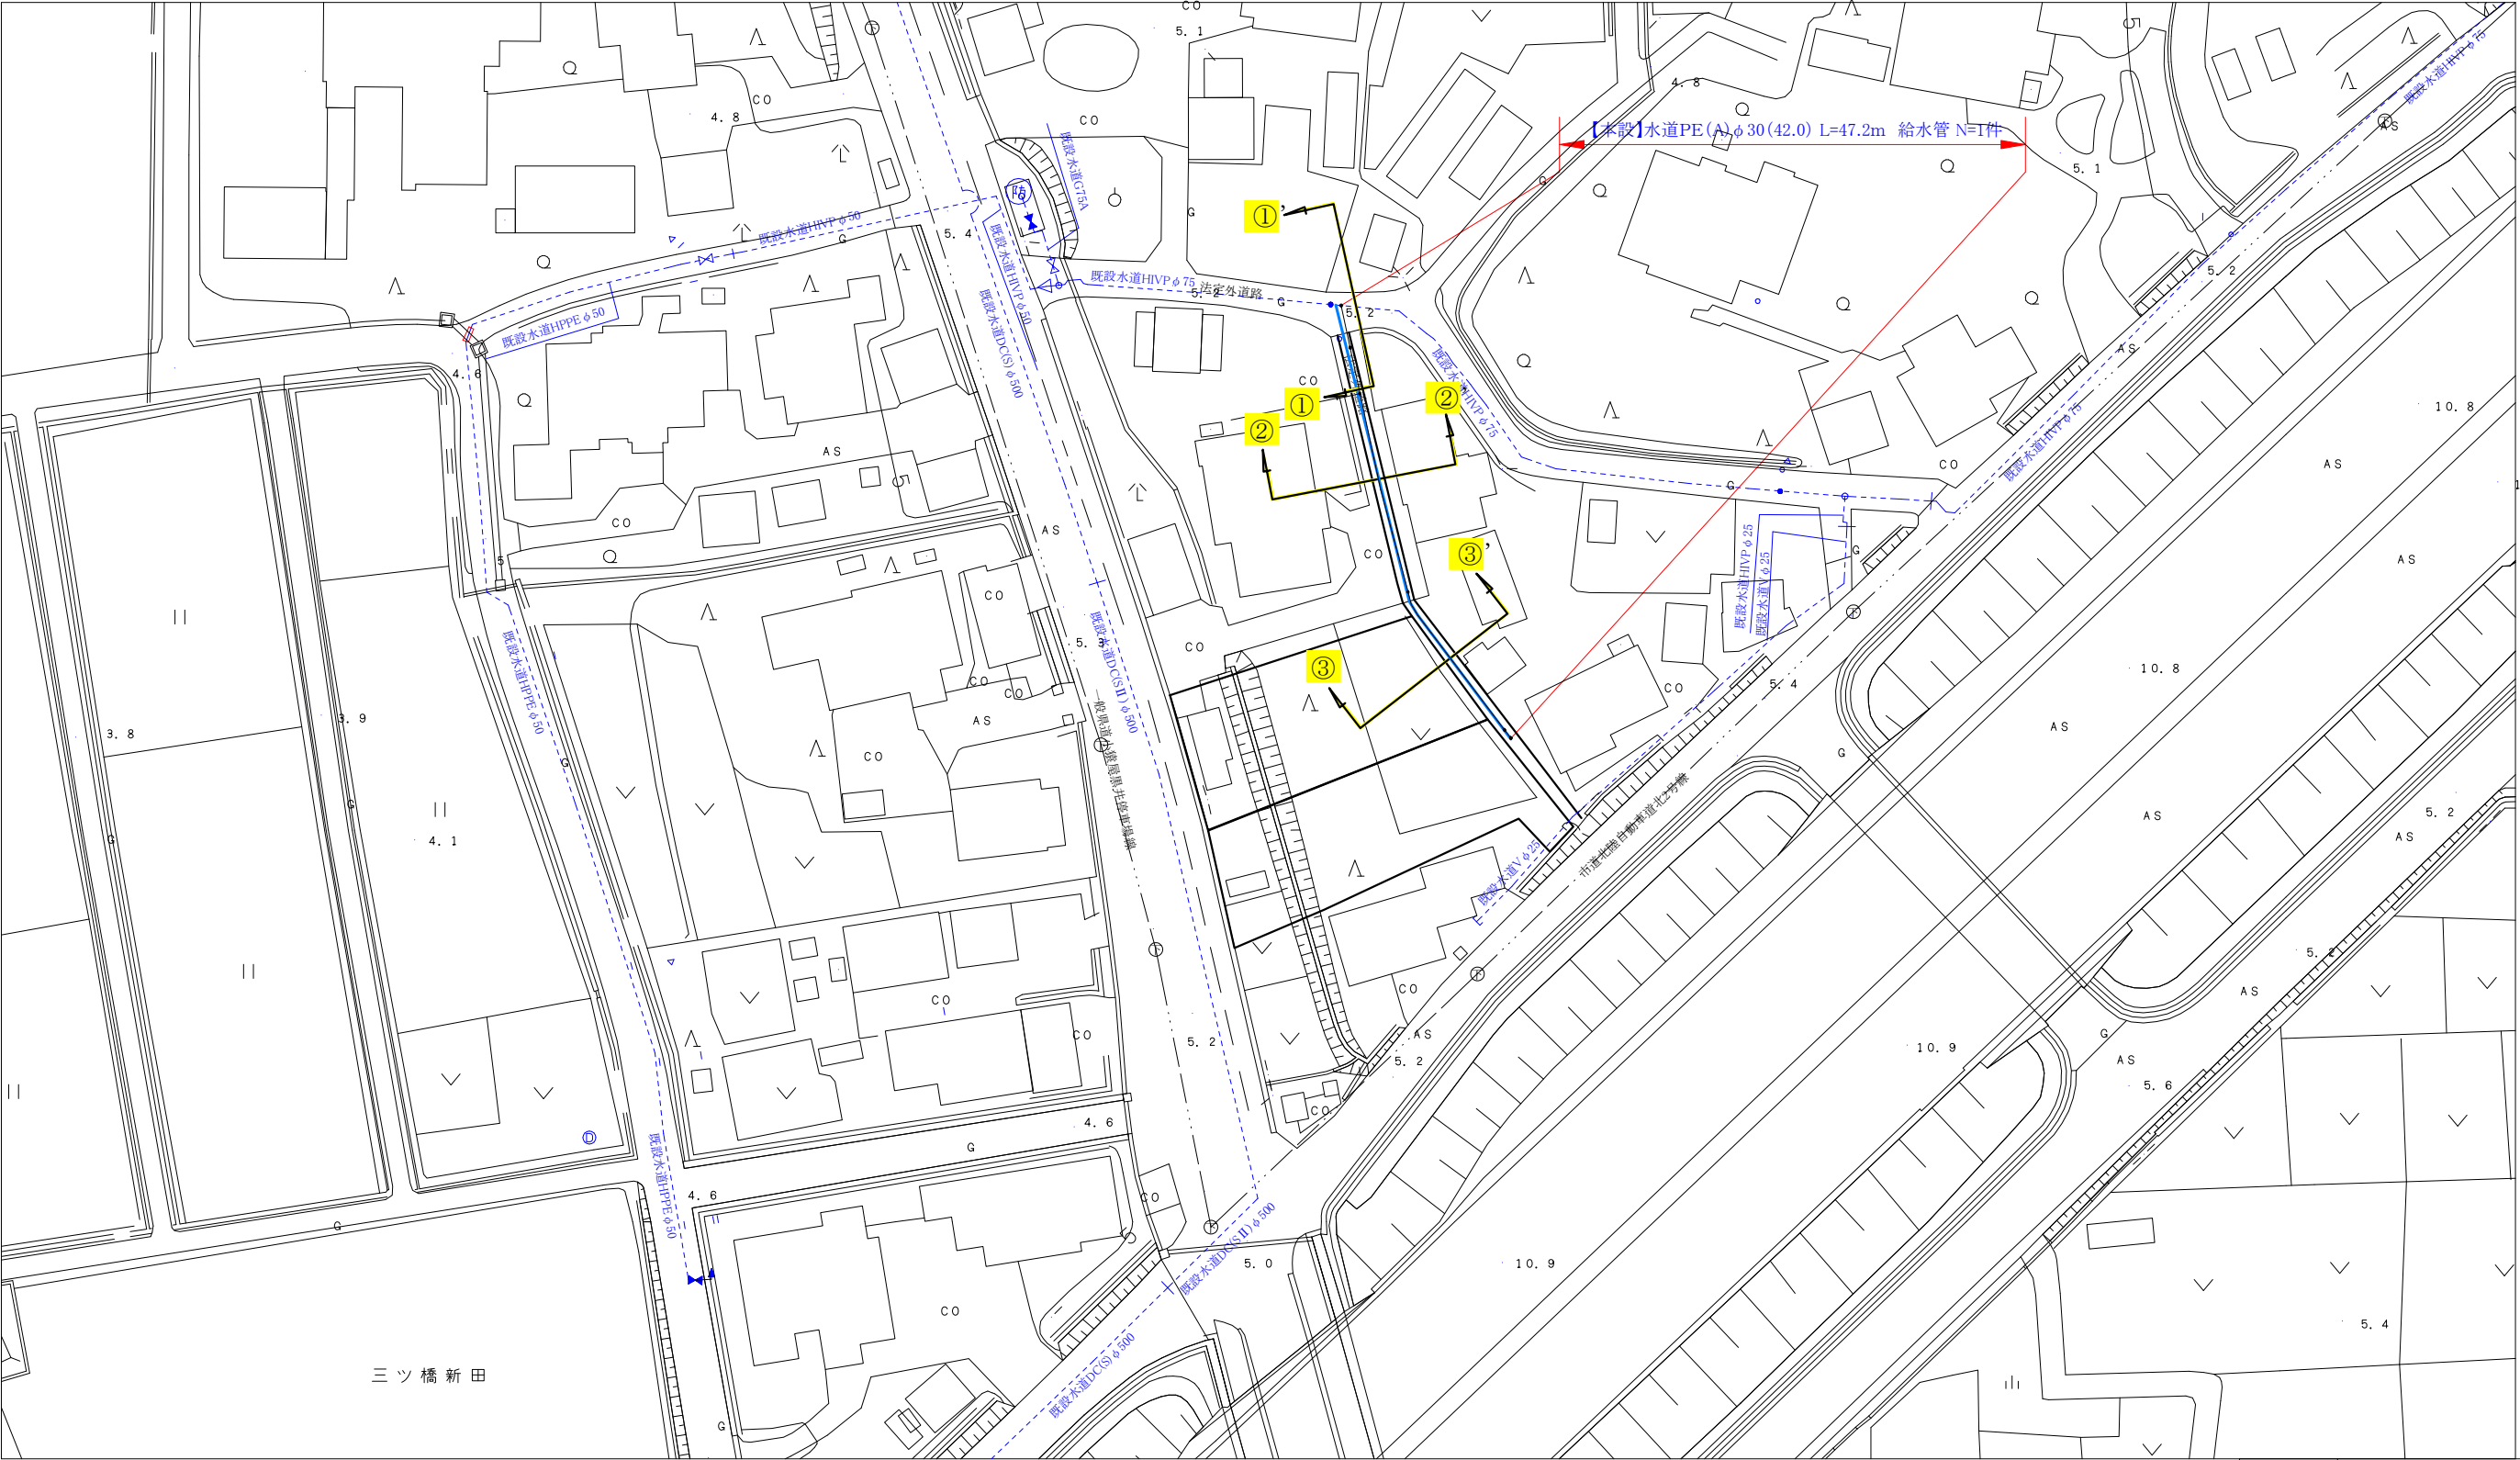


【本設】平面図 S=1:500




| | | | | | |
|---------------------|--------------|-----|------|-----|-----|
| コメント | | | | | |
| 路線・河川 | 法定外道路 | | | | |
| 工事場所 及び 工 事 名 | 上越市 三ツ橋新田 地内 | | | | |
| | 水道管布設工事 | | | | |
| 図 面 名 | 【本設】平面図 | | | | |
| 縮 尺 | 図 示 | | 図面番号 | | 2-1 |
| 課 長 | 副課長 | 係 長 | 検 査 | 設 計 | |
| | | | | | |
| 上 越 市 ガ ス 水 道 局 | | | | | |

【本設】横断図 S=1:100

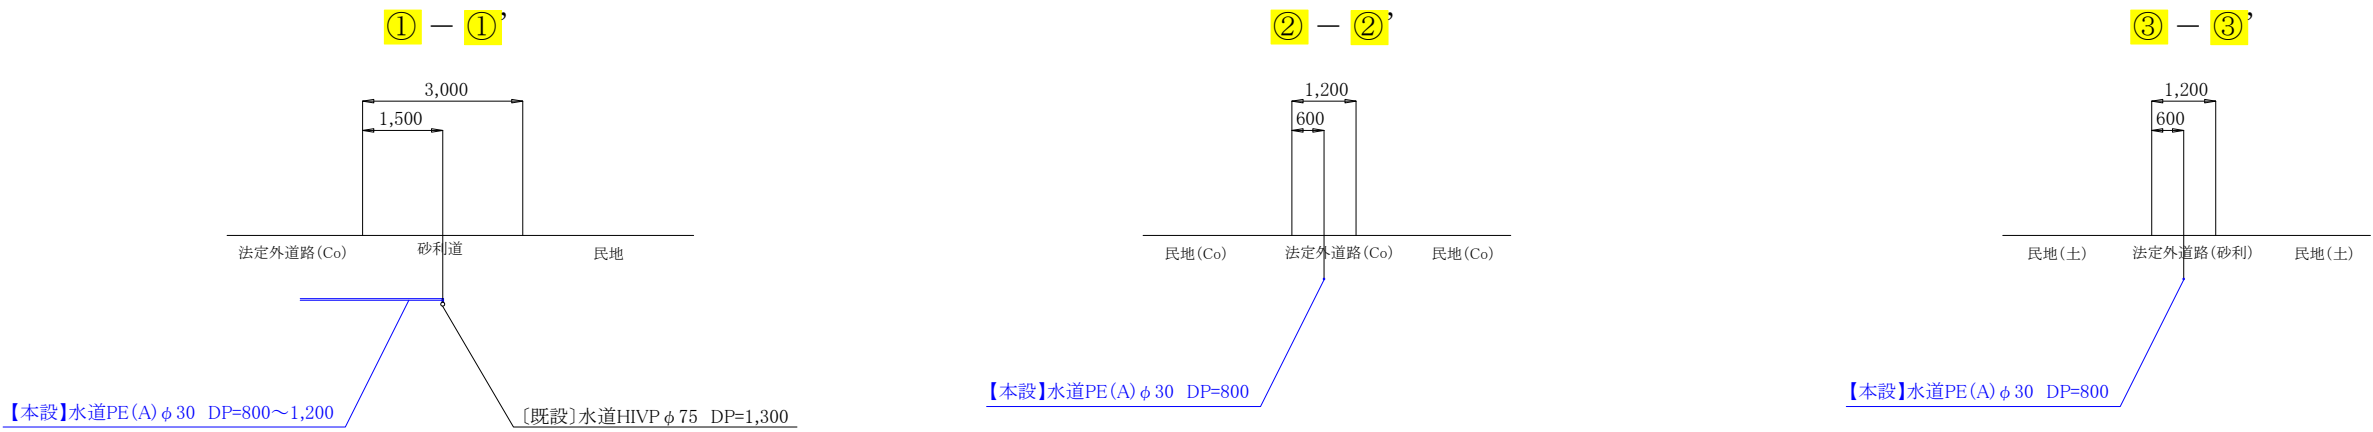

【本設】水道配管詳細図 S=FREE

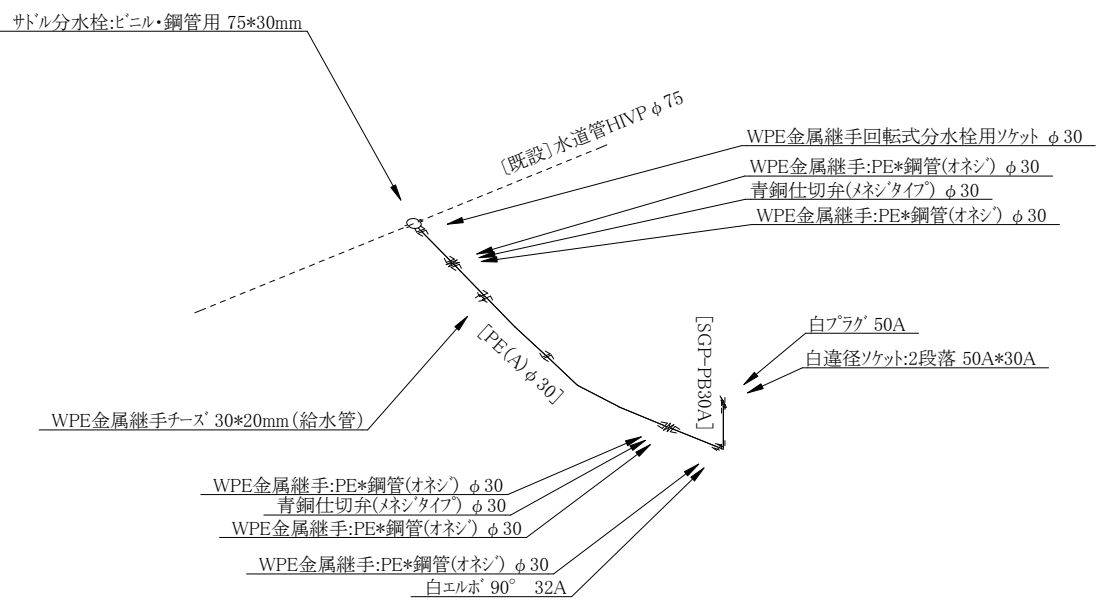

| | | | | |
|-------------------|---------------------|------|-----|----|
| コメント | | | | |
| 路線・河川 | 法定外道路 | | | |
| 工事場所 及び 工事名 | 上越市 三ツ橋新田 地内 | | | |
| | 水道管布設工事 | | | |
| 図面名 | 【本設】横断図・【本設】水道配管詳細図 | | | |
| 縮尺 | 図示 | 図面番号 | 2-2 | |
| 課長 | 副課長 | 係長 | 検査 | 設計 |
| | | | | |
| 上越市ガス水道局 | | | | |

舗装本復旧平面図 S=FREE

