
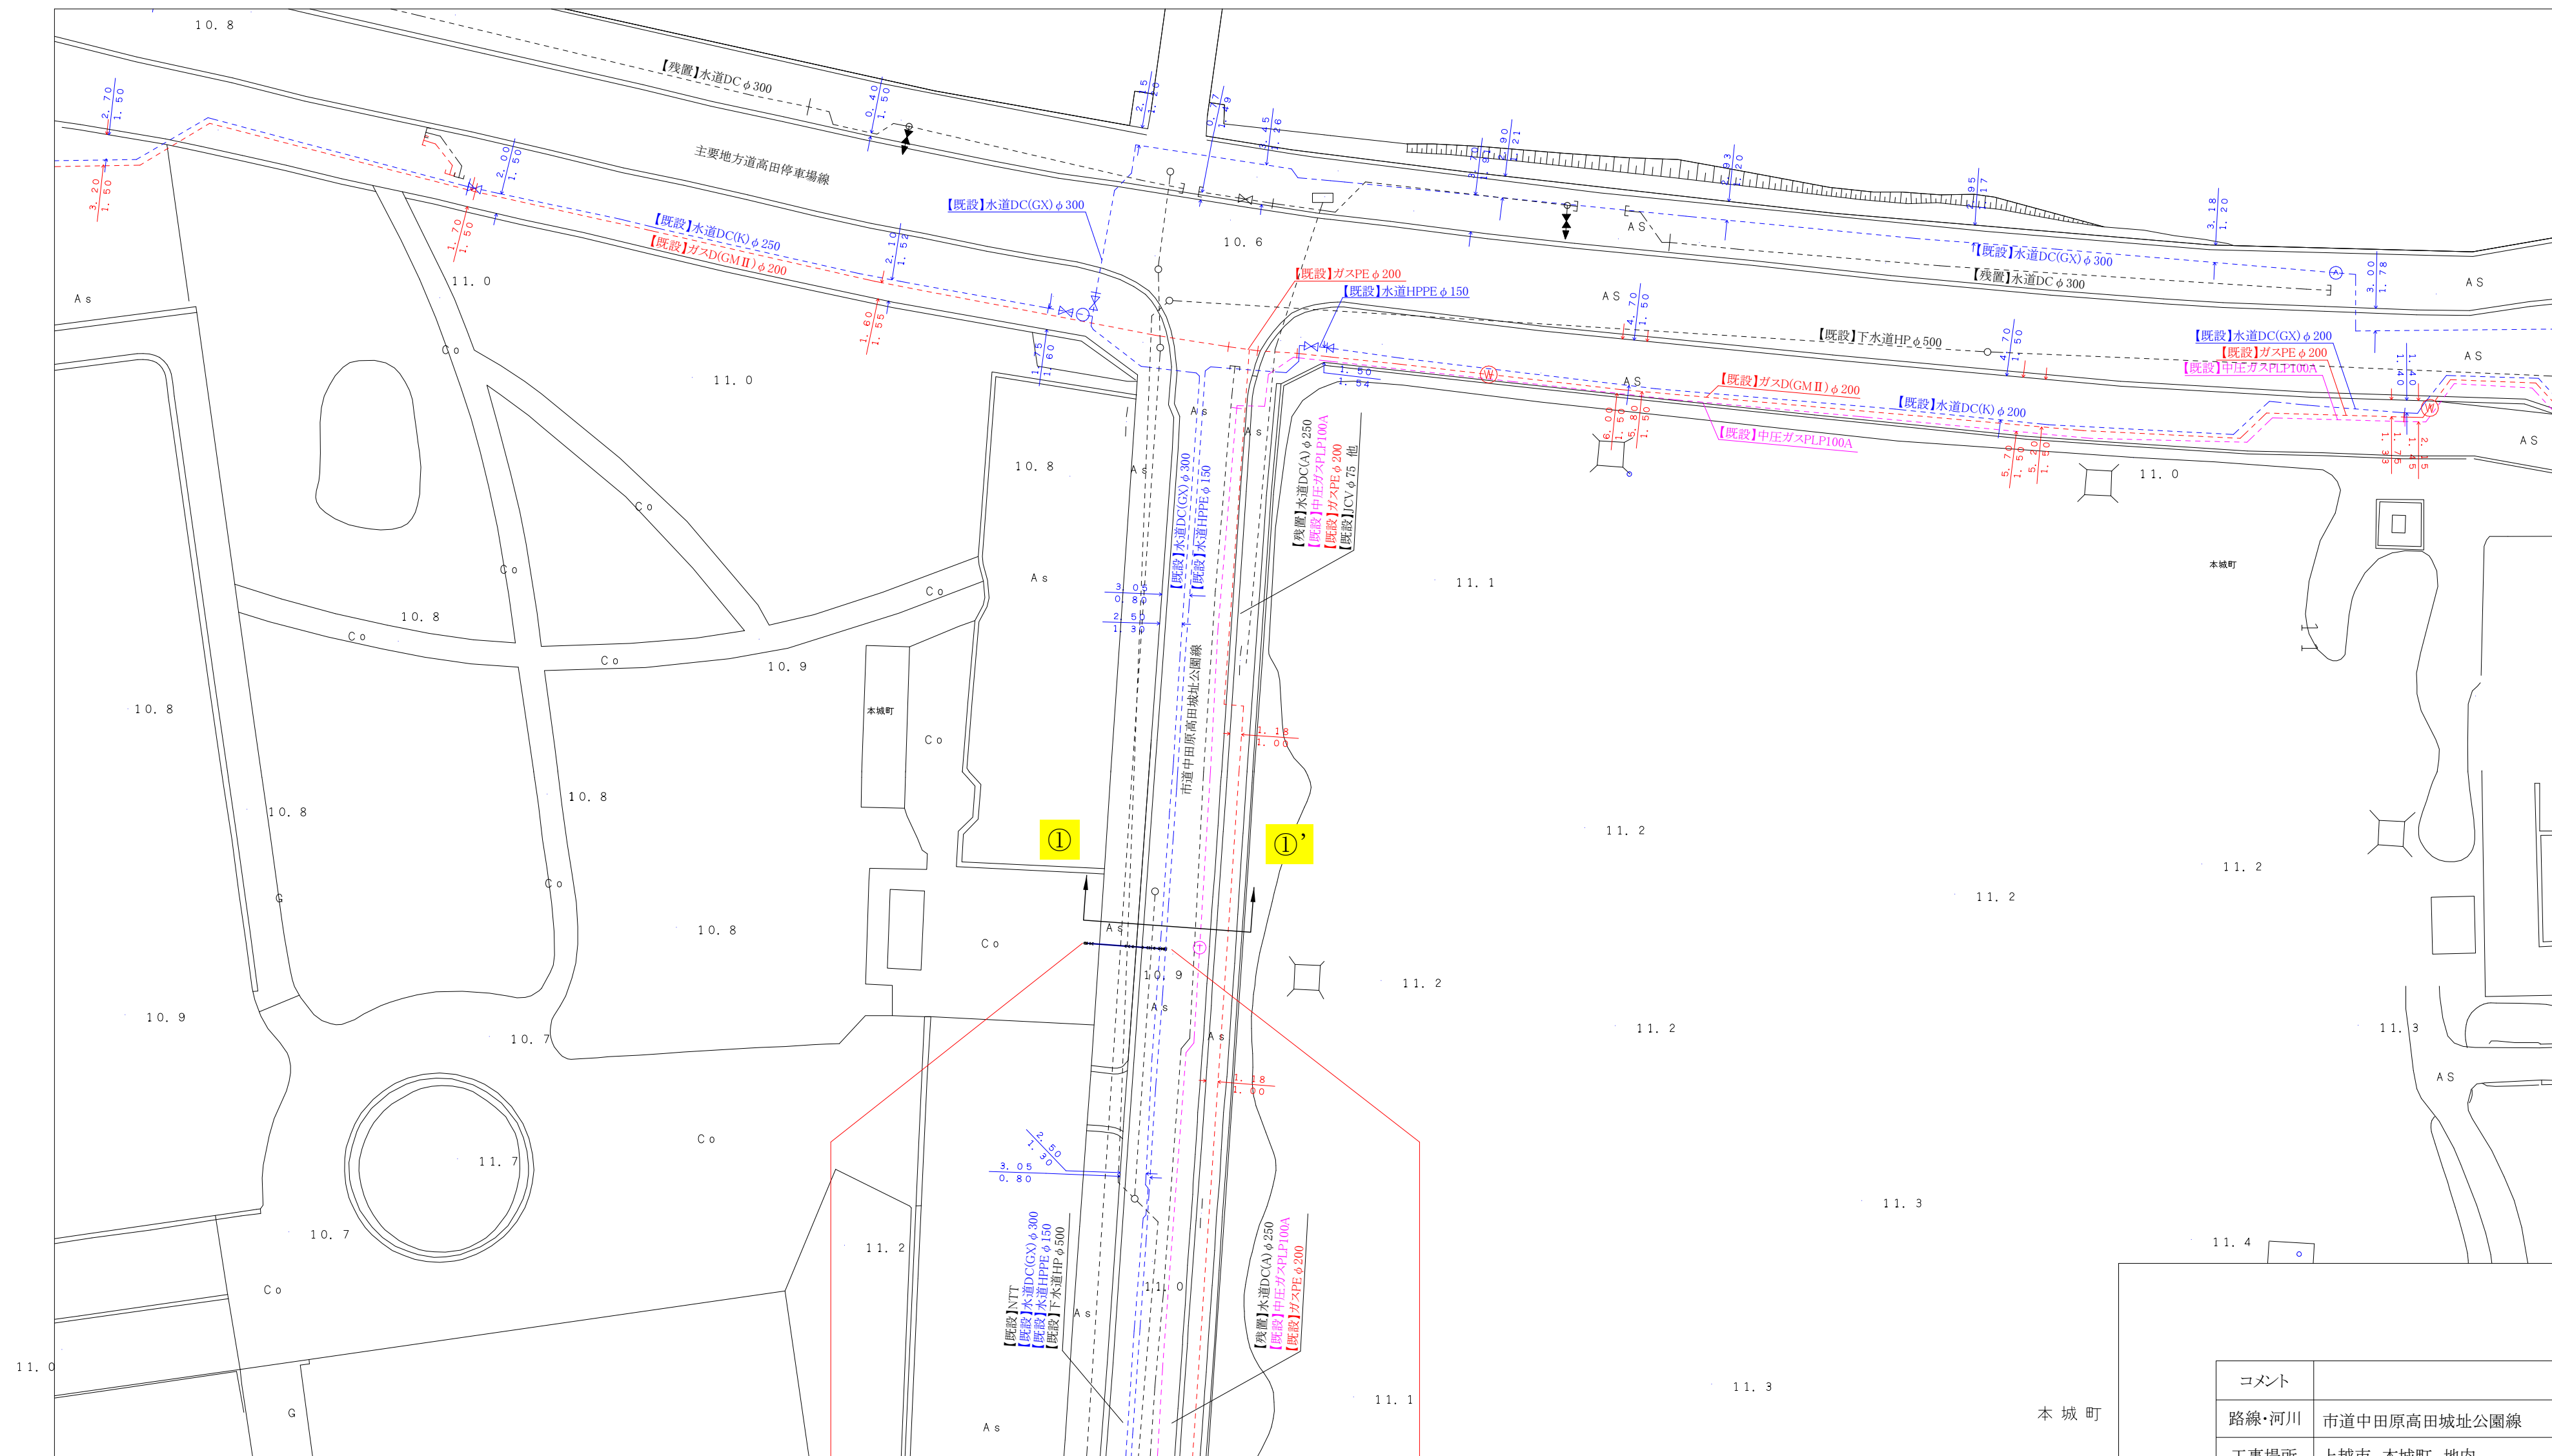



平面図 S=1:500

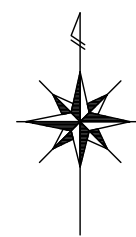


【本設】多雪型消火栓設置 N=1基 【本設】水道HPPE φ75(90.0) L=7.6m

コメント					
路線・河川	市道中田原高田城址公園線				
工事場所 及び 工事名	上越市 本城町 地内				
	消火栓設置工事				
図面名	平面図				
縮尺	図示		図面番号		2-1
課長	副課長	係長	検査	設計	
上越市ガス水道局					

横断面図 S=1:50
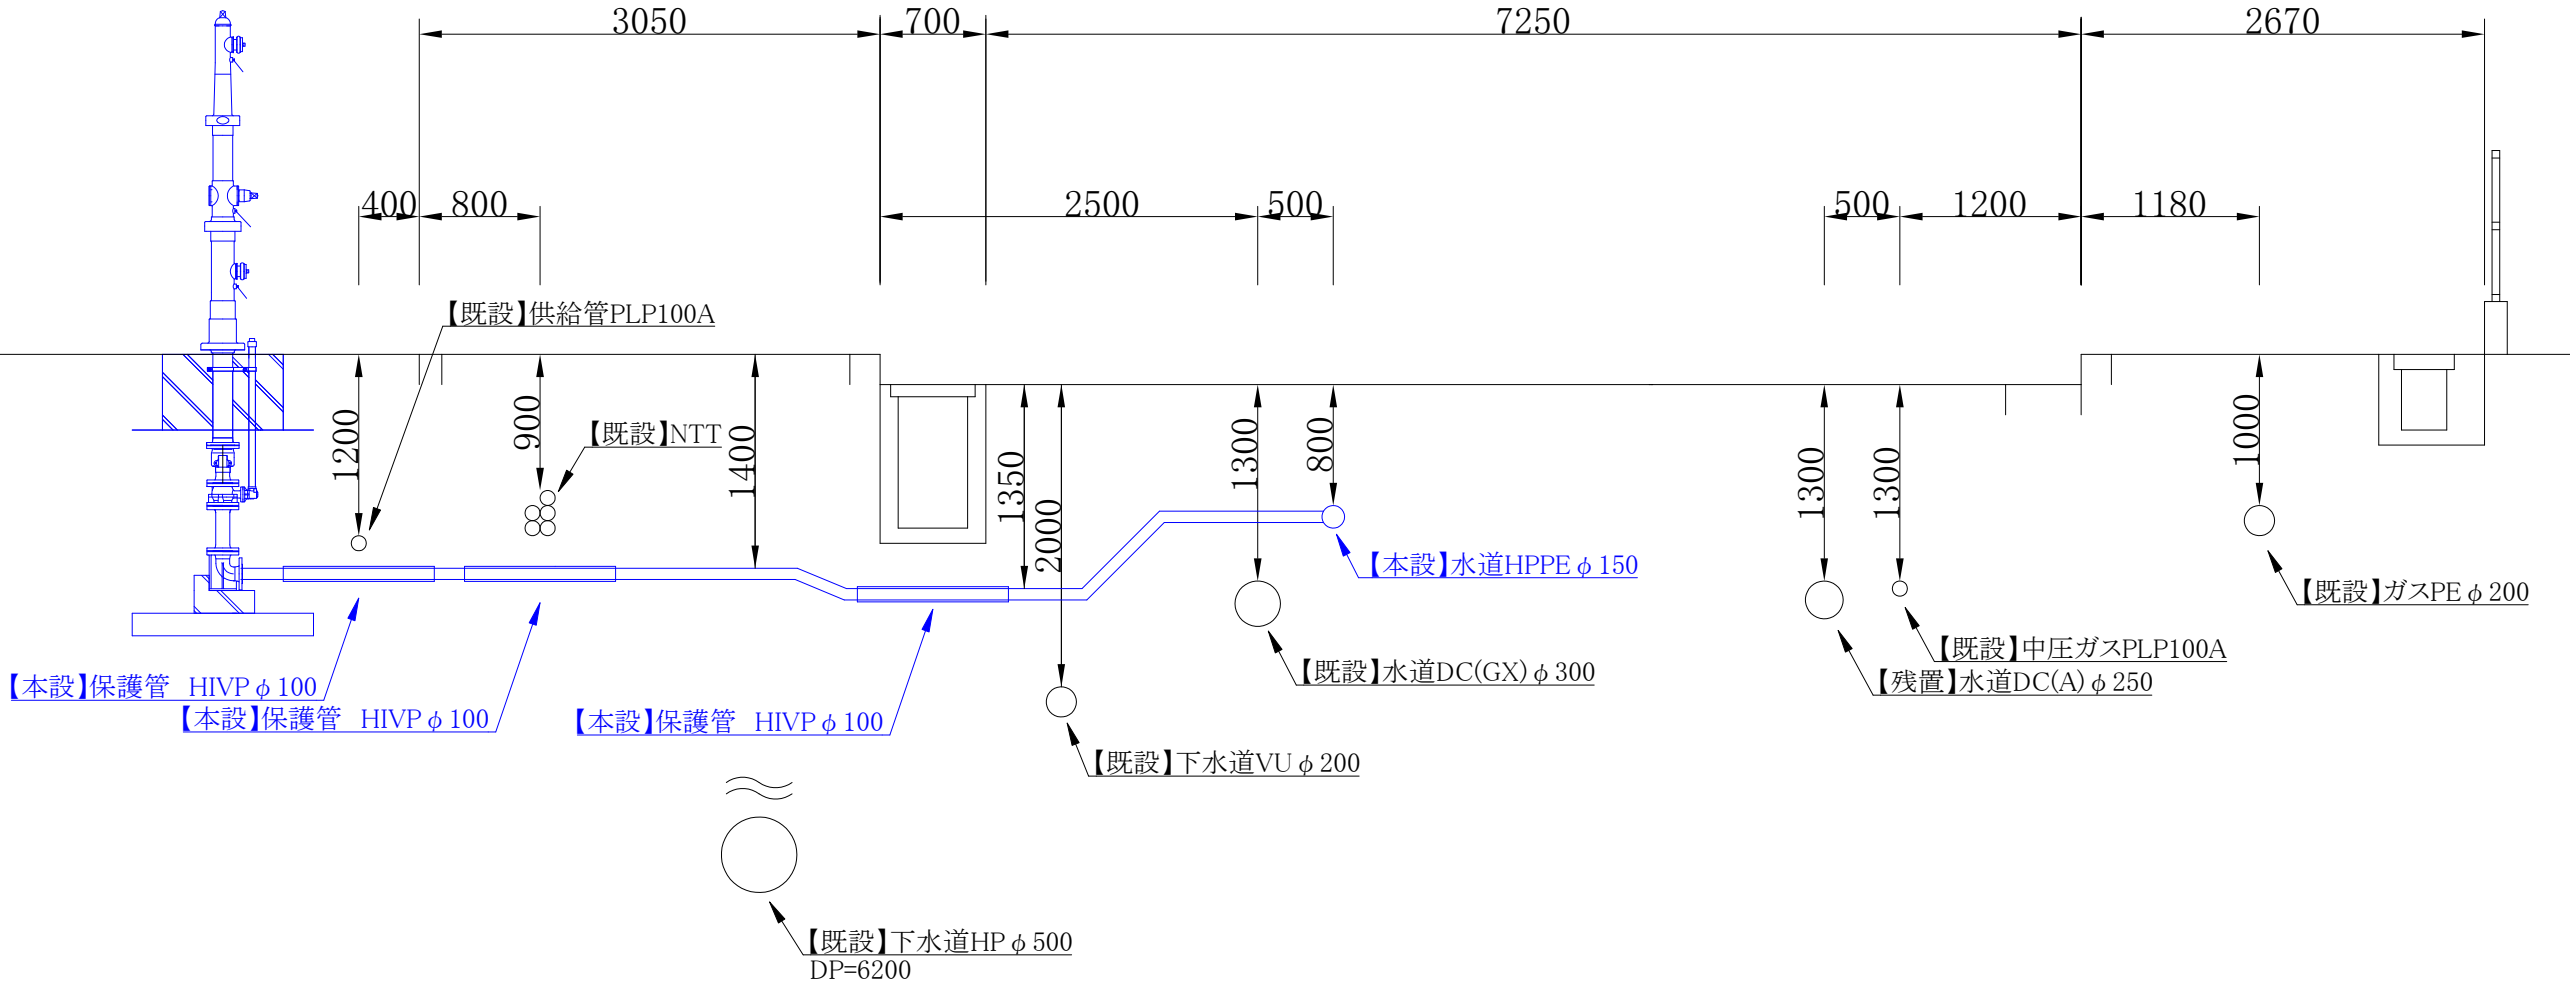
$$\textcircled{1} - \textcircled{1}',$$


## 配管詳細図 S=Free

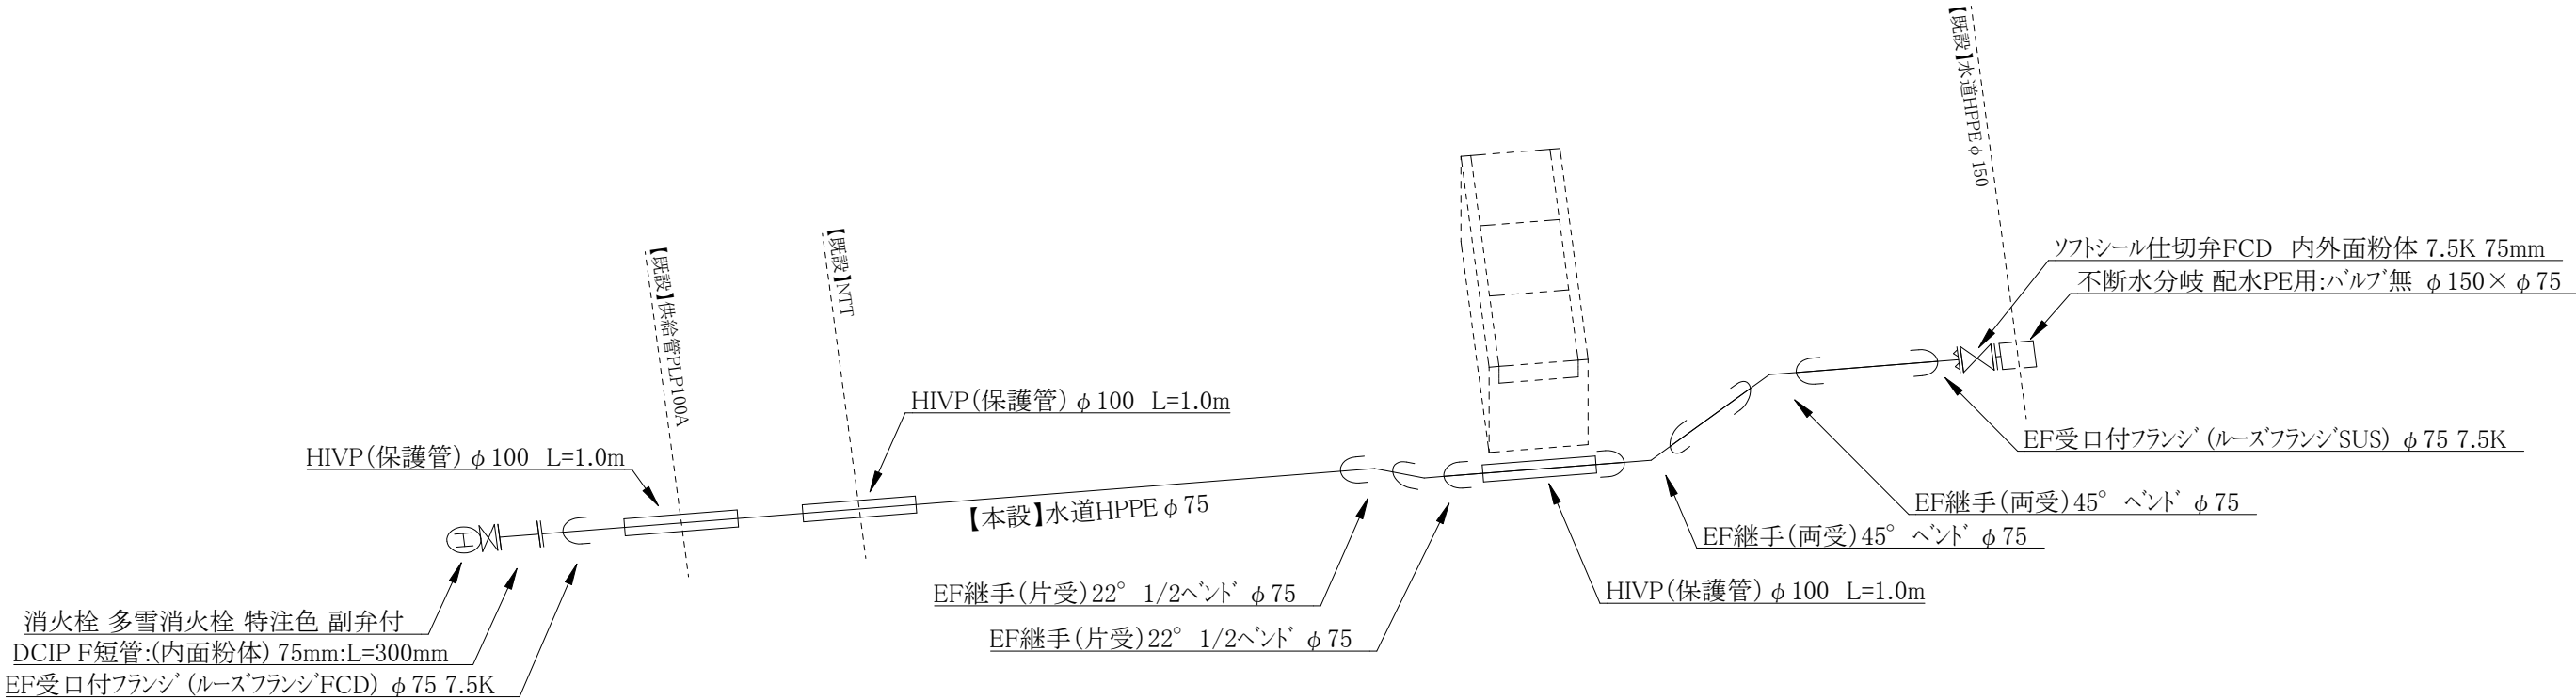

コメント				
路線・河川	市道中田原高田城址公園線			
工事場所 及び 工事名	上越市 本城町 地内 消火栓設置工事			
図 面 名	横断面図・配管詳細図			
縮 尺	図示	図面番号	2-2	
課 長	副課長	係 長	検 査	設 計

上 越 市 ガ ス 水 道 局

