
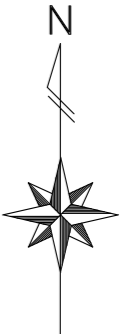



平面图 (S=1:500)

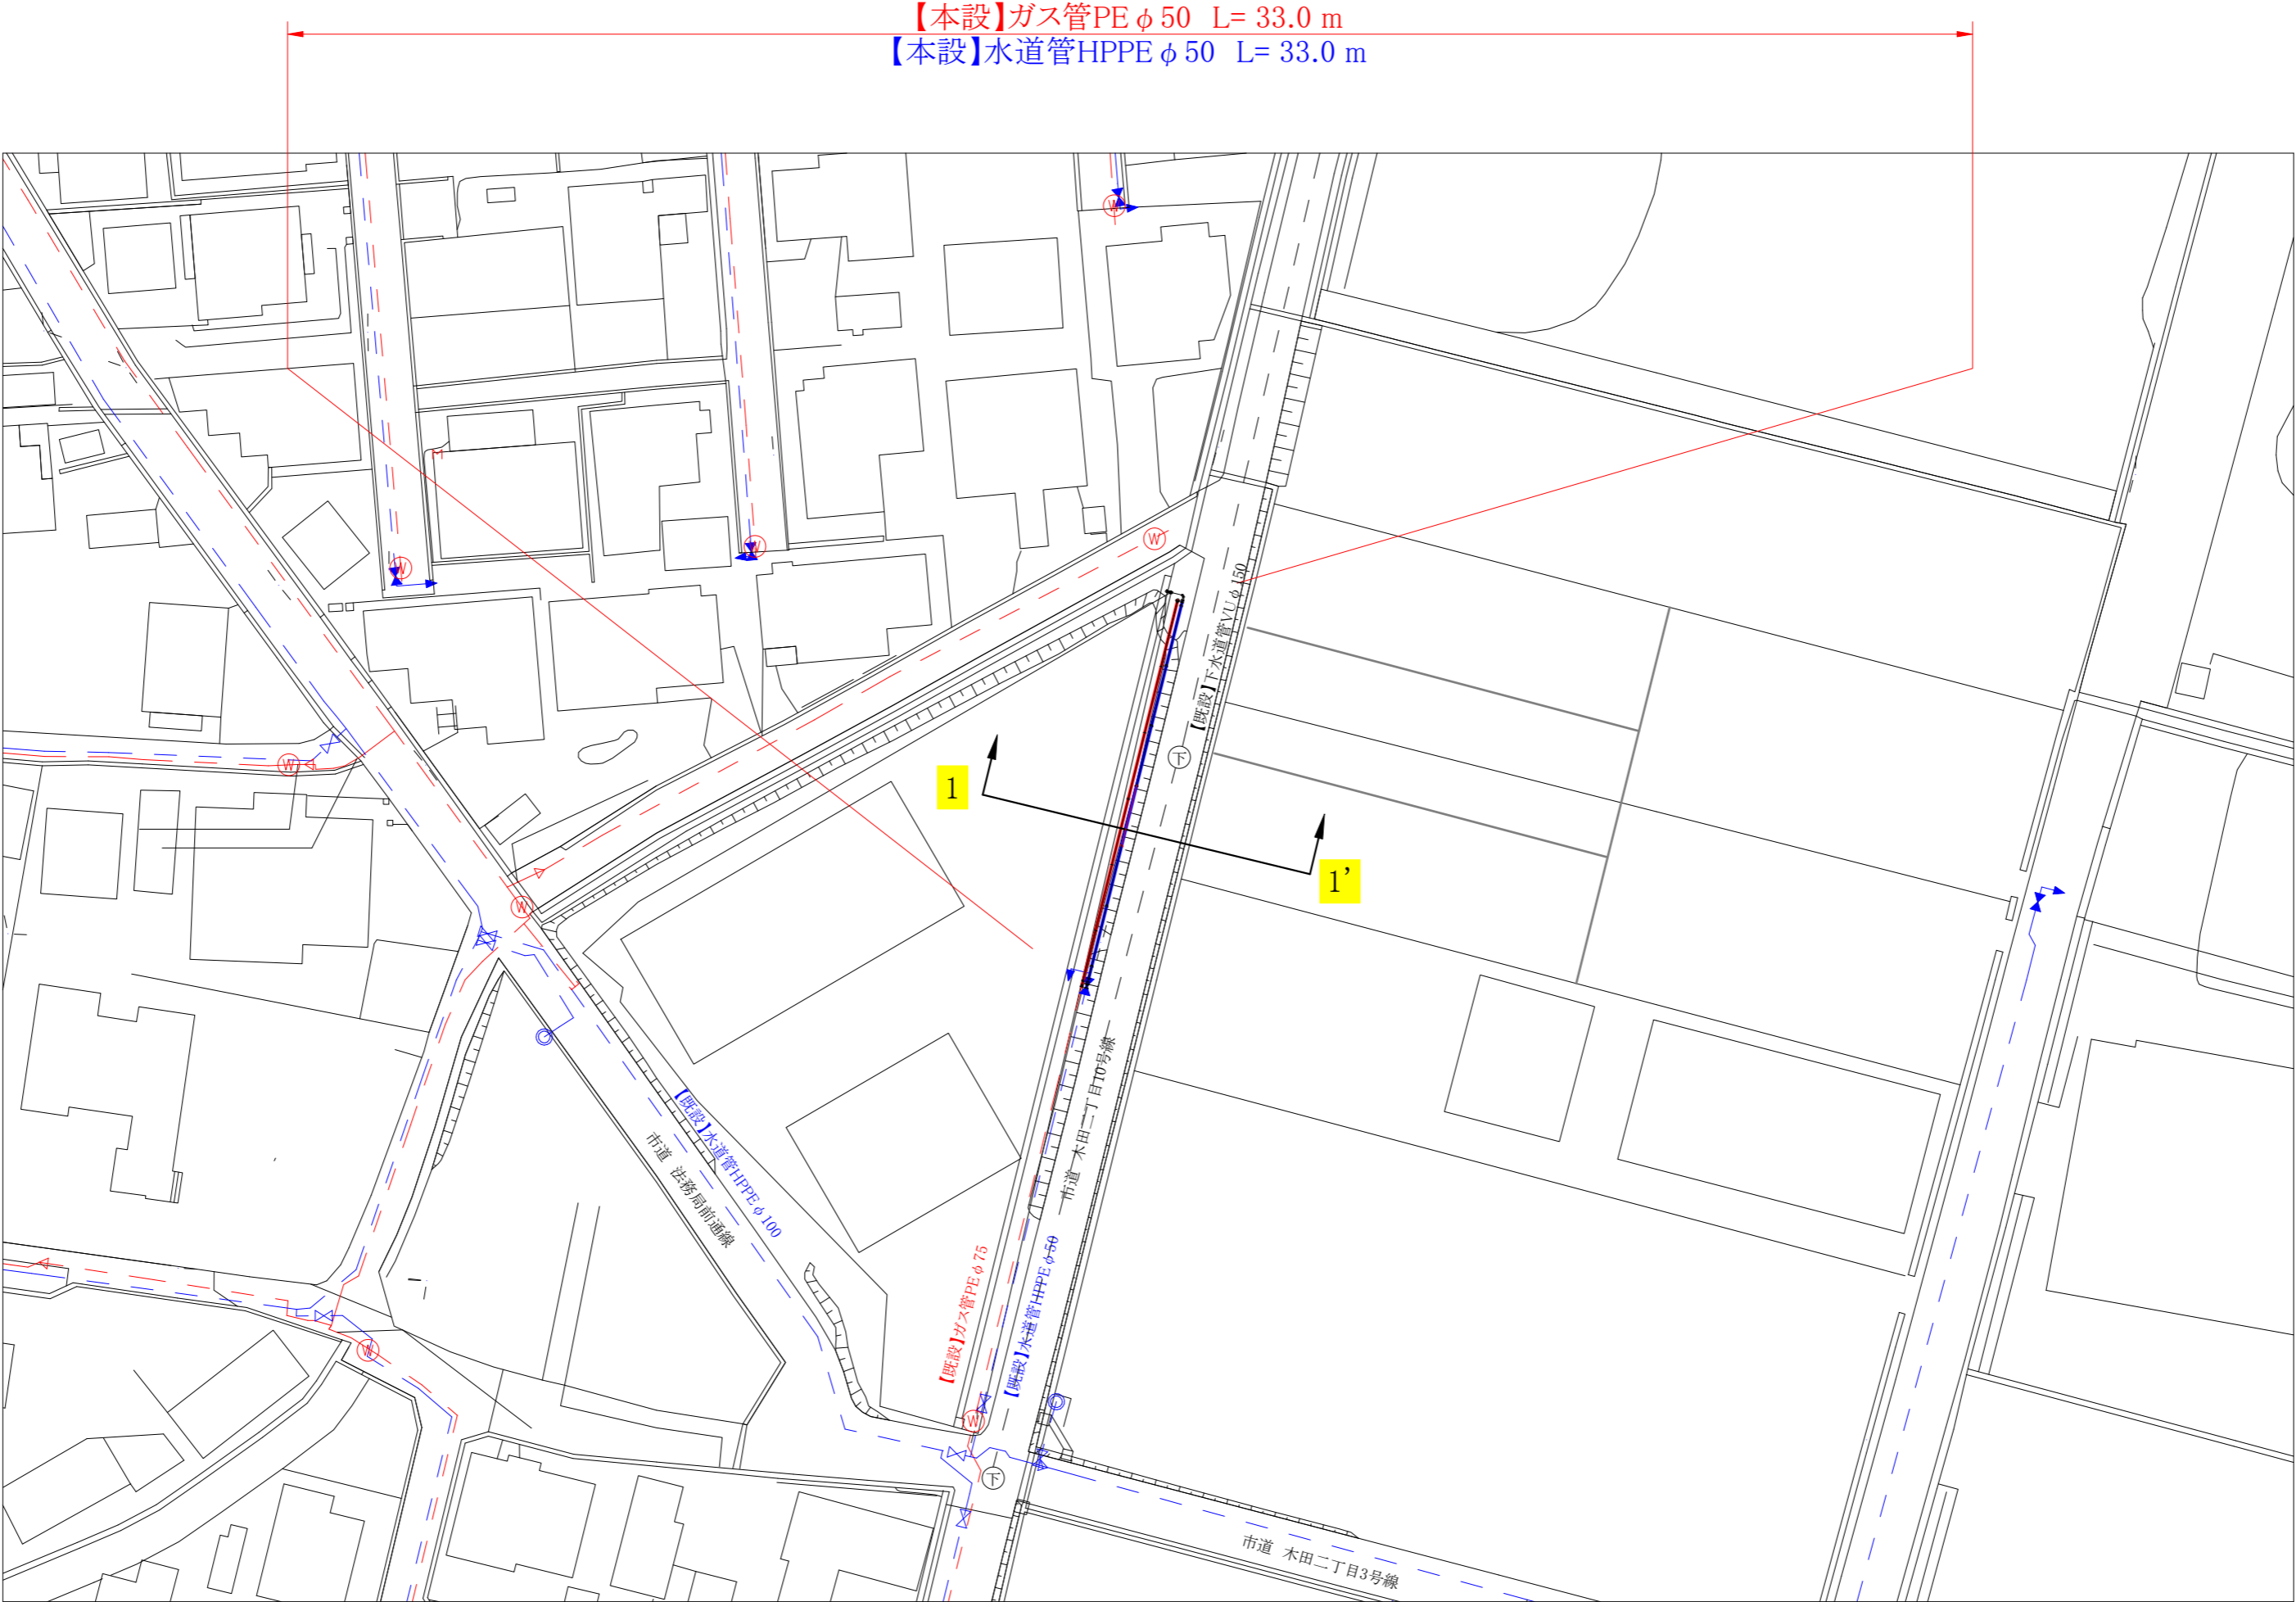

コメント				
路線・河川				
工事場所 及び 工事名	上越市 木田2丁目 地内			
	ガス水道管布設工事			
図面名	平面図			
縮尺	図示	図面番号	2-1	
課長	副課長	係長	検査	設計
上越市ガス水道局				

横断図 (S=1:50)

配管詳細図 (S=Free)

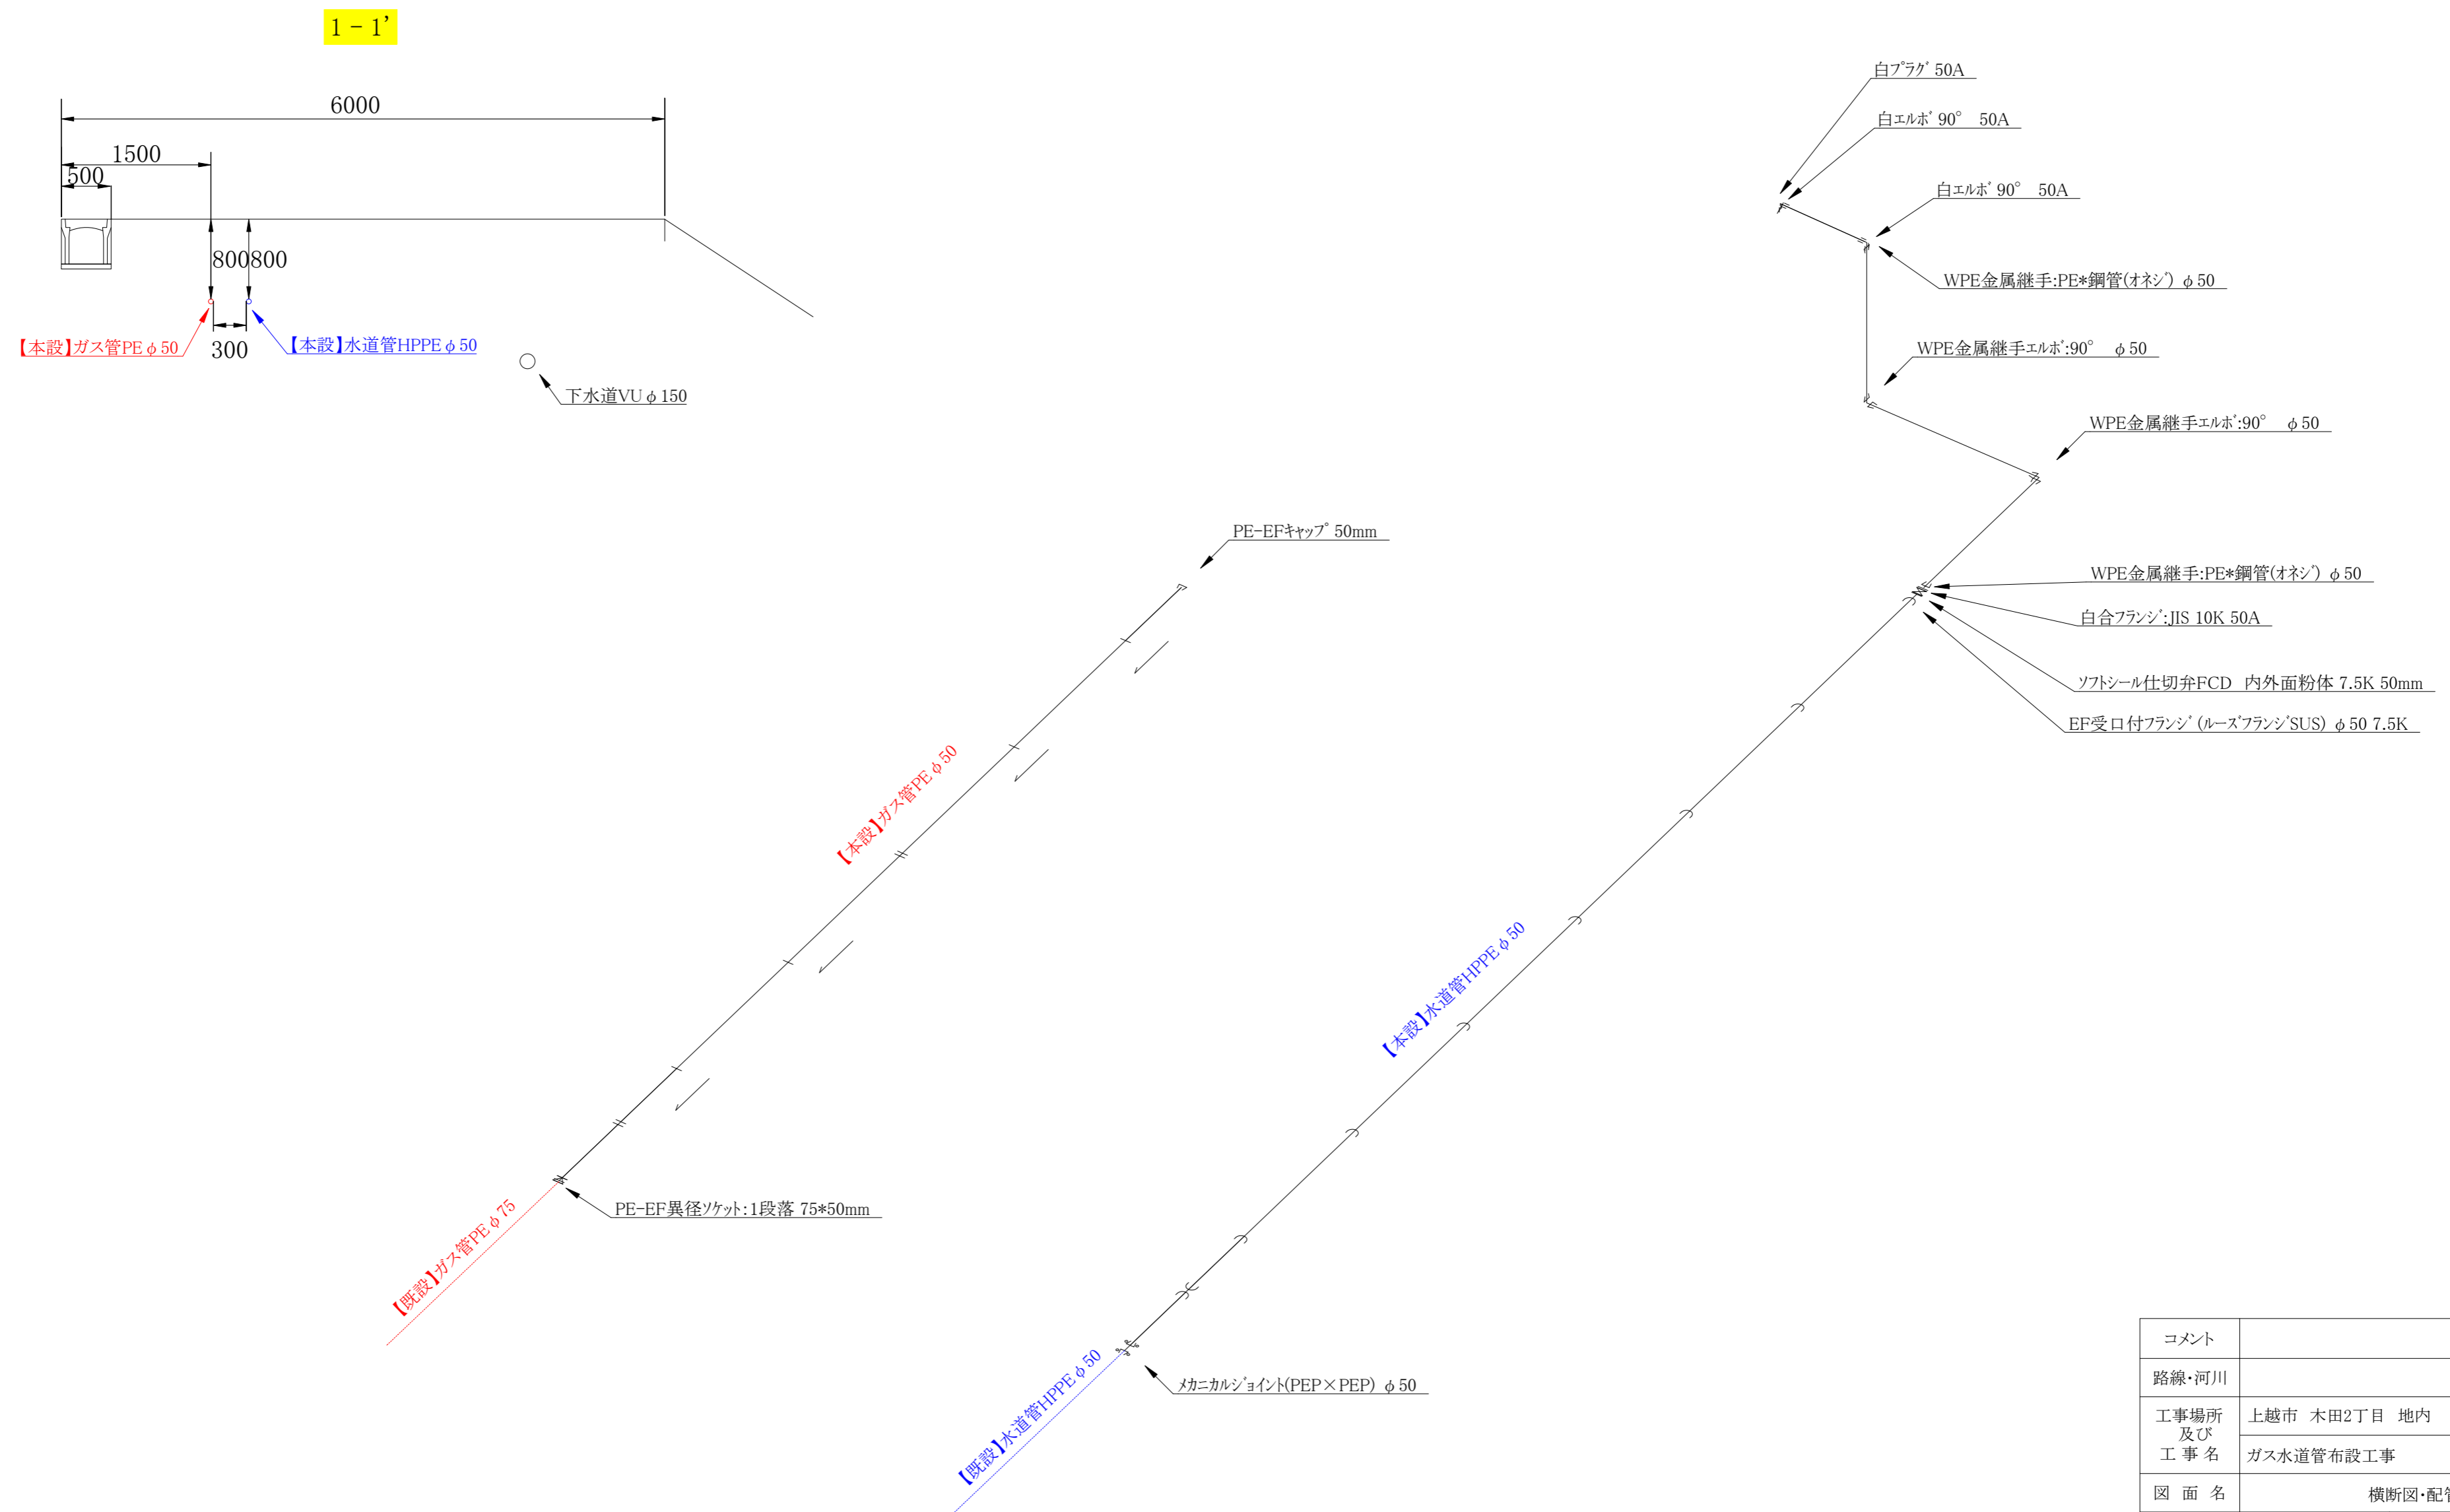

コメント					
路線・河川					
工事場所 及び 工 事 名		上越市 木田2丁目 地内			
		ガス水道管布設工事			
図 面 名		横断図・配管詳細図			
縮 尺		図 示		図面番号	
課 長		副課長		係 長	
				検 査	
				設 計	
上 越 市 ガ ス 水 道 局					