





平面図 縮尺 1:500

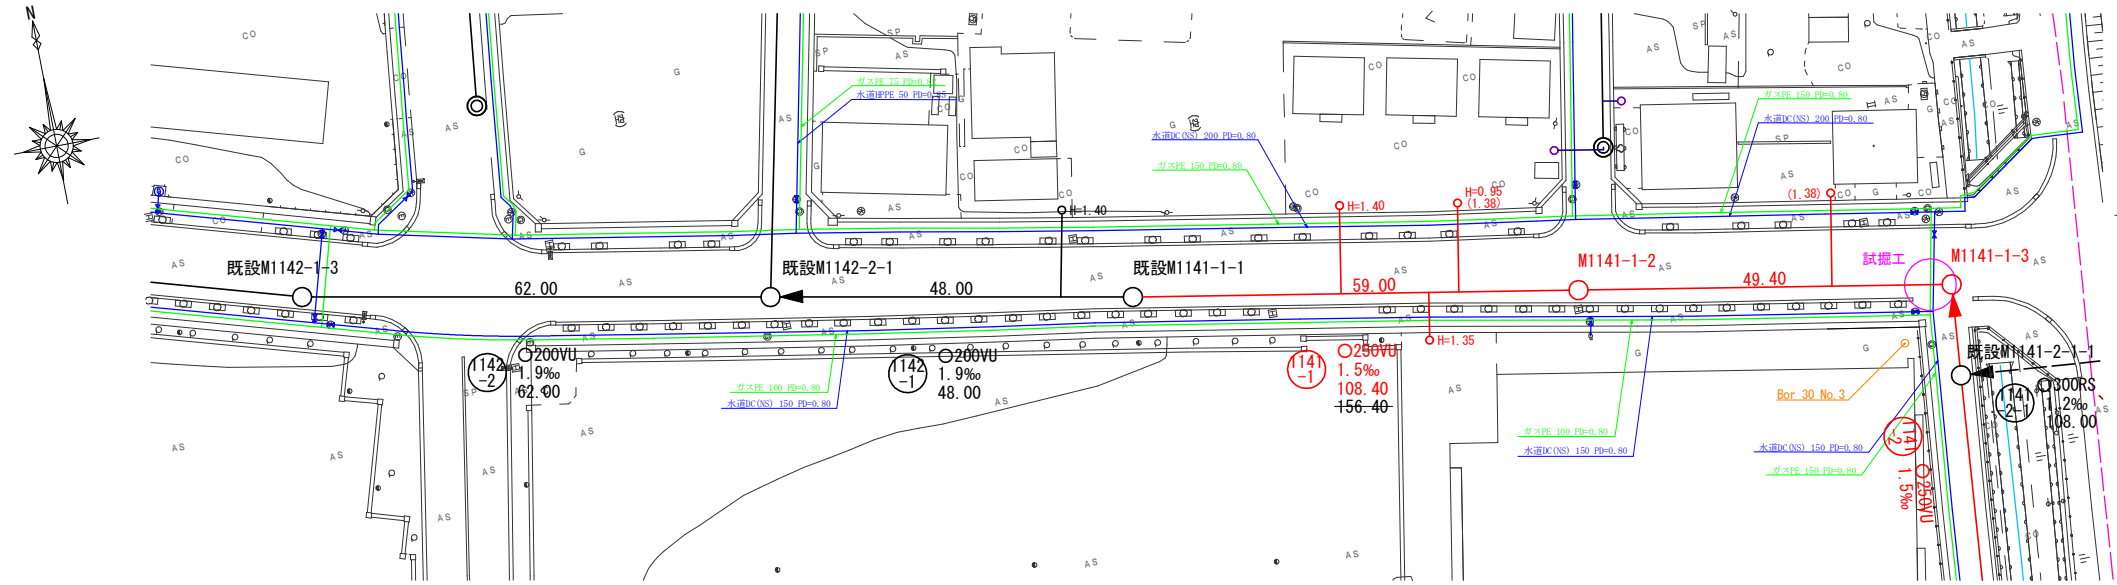

横断面図 縮尺 1:100

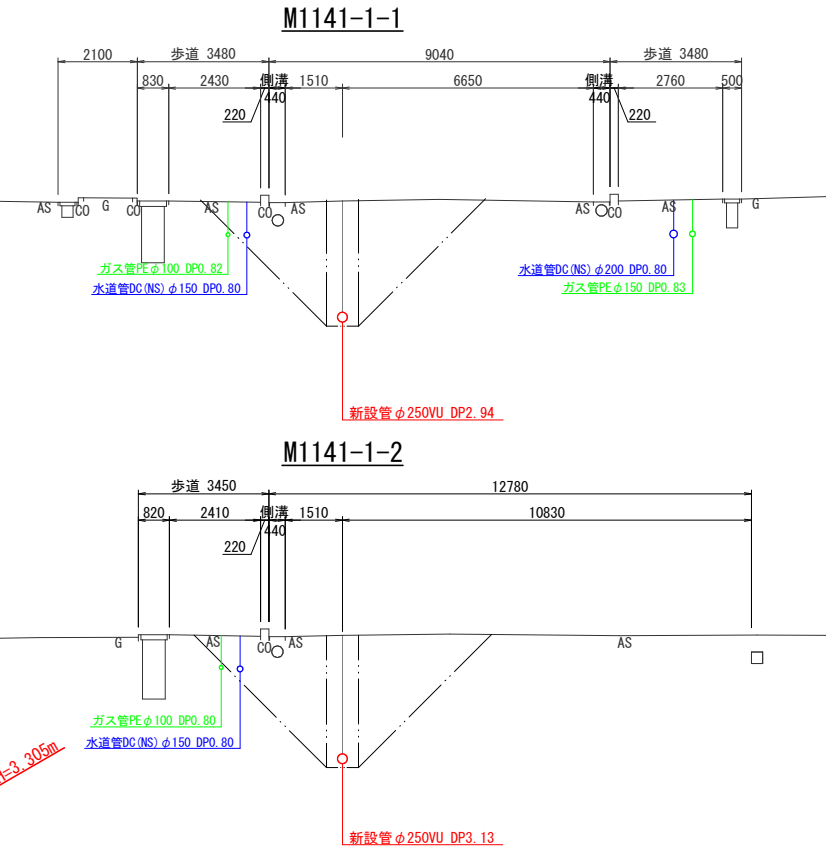


 縦断面図 縮尺 縦1:100 横1:500

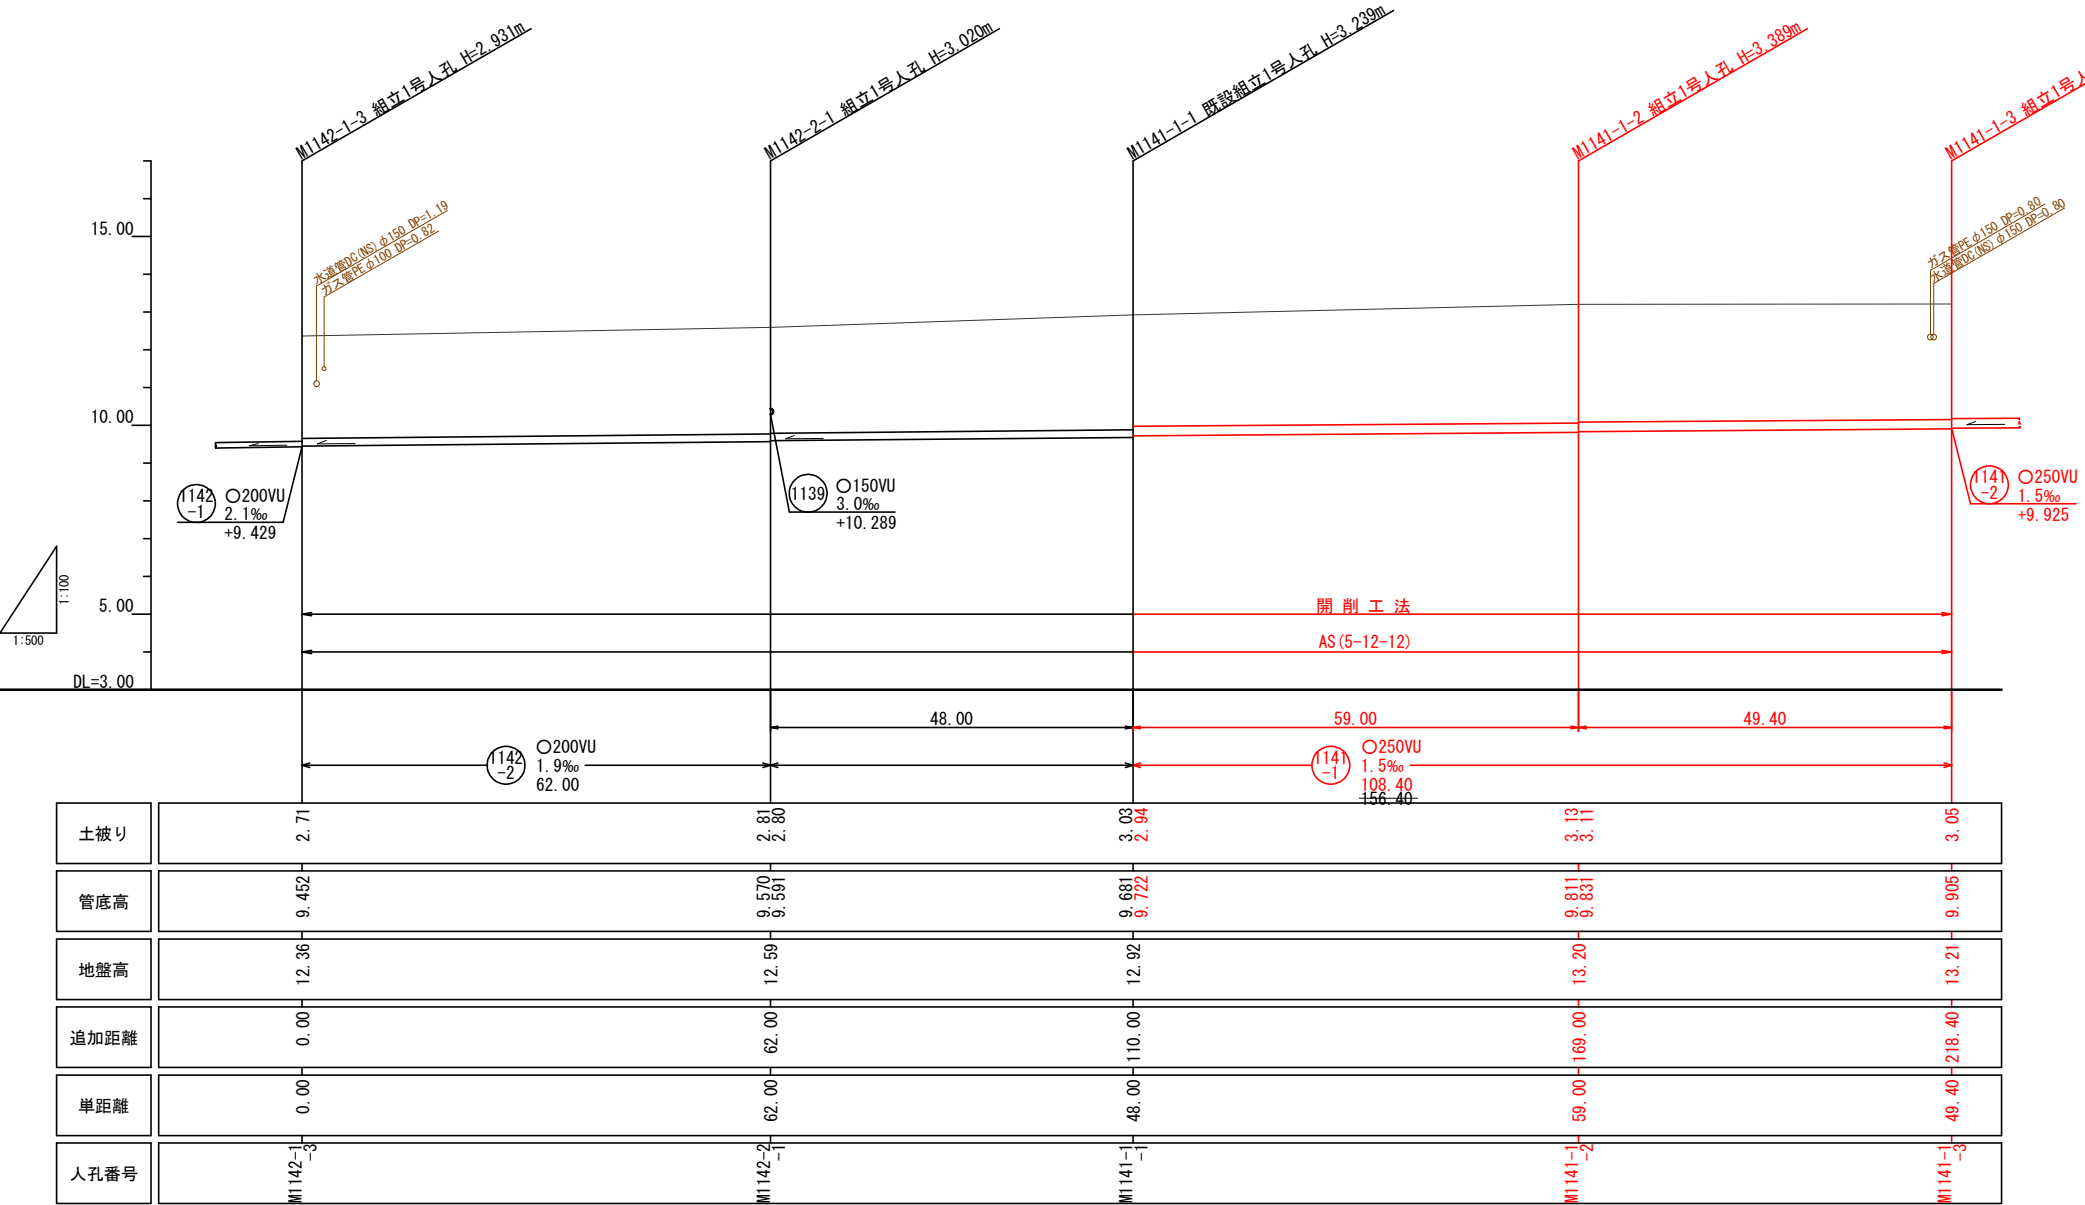


工事番号	公汚第 8-10-21号	図面番号	1/3
工 事 名	稲田汚水幹線1140他枝線工事		
施工地名	上越市 とよば 地内		
図 面 名	平面図、縦断面図・横断面図		
縮 尺	図 示		
設計年度			
上越市ガス水道局			


平面図 縮尺 1:500

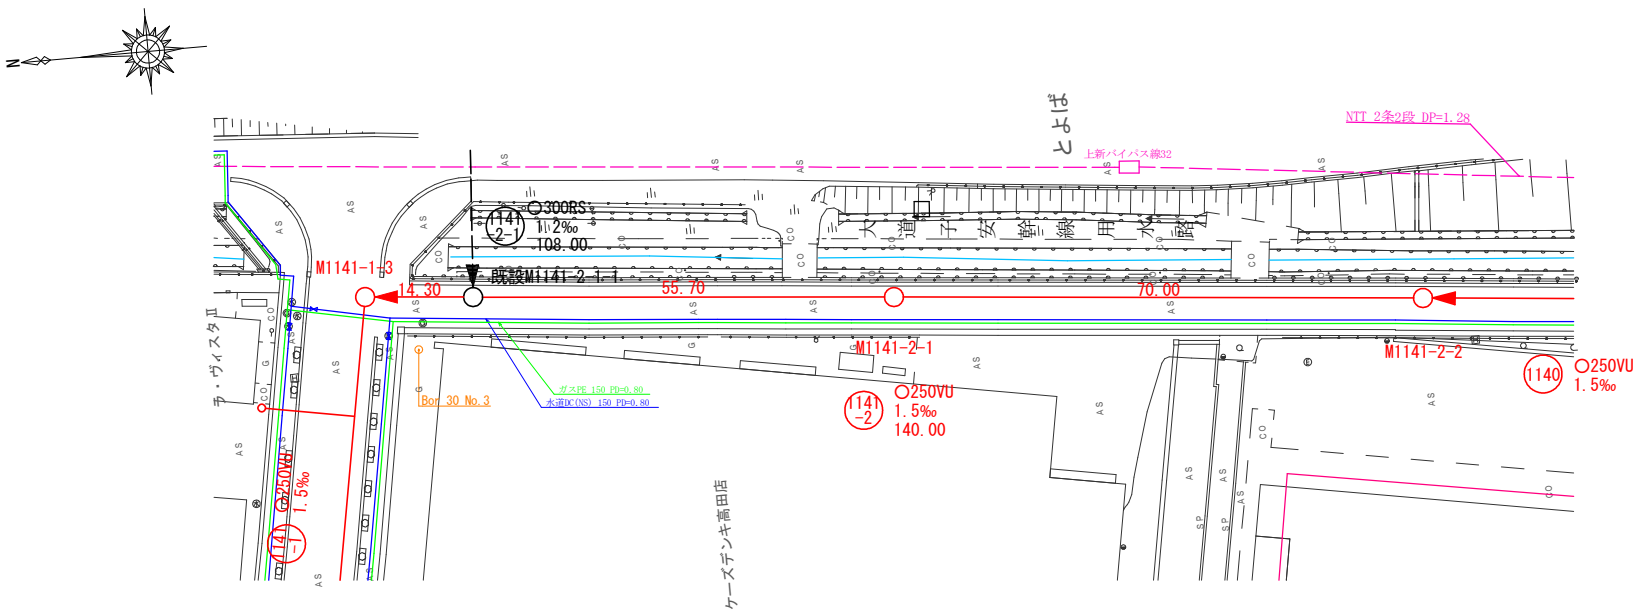

縦断面図 縮尺 縦1:100 横1:500

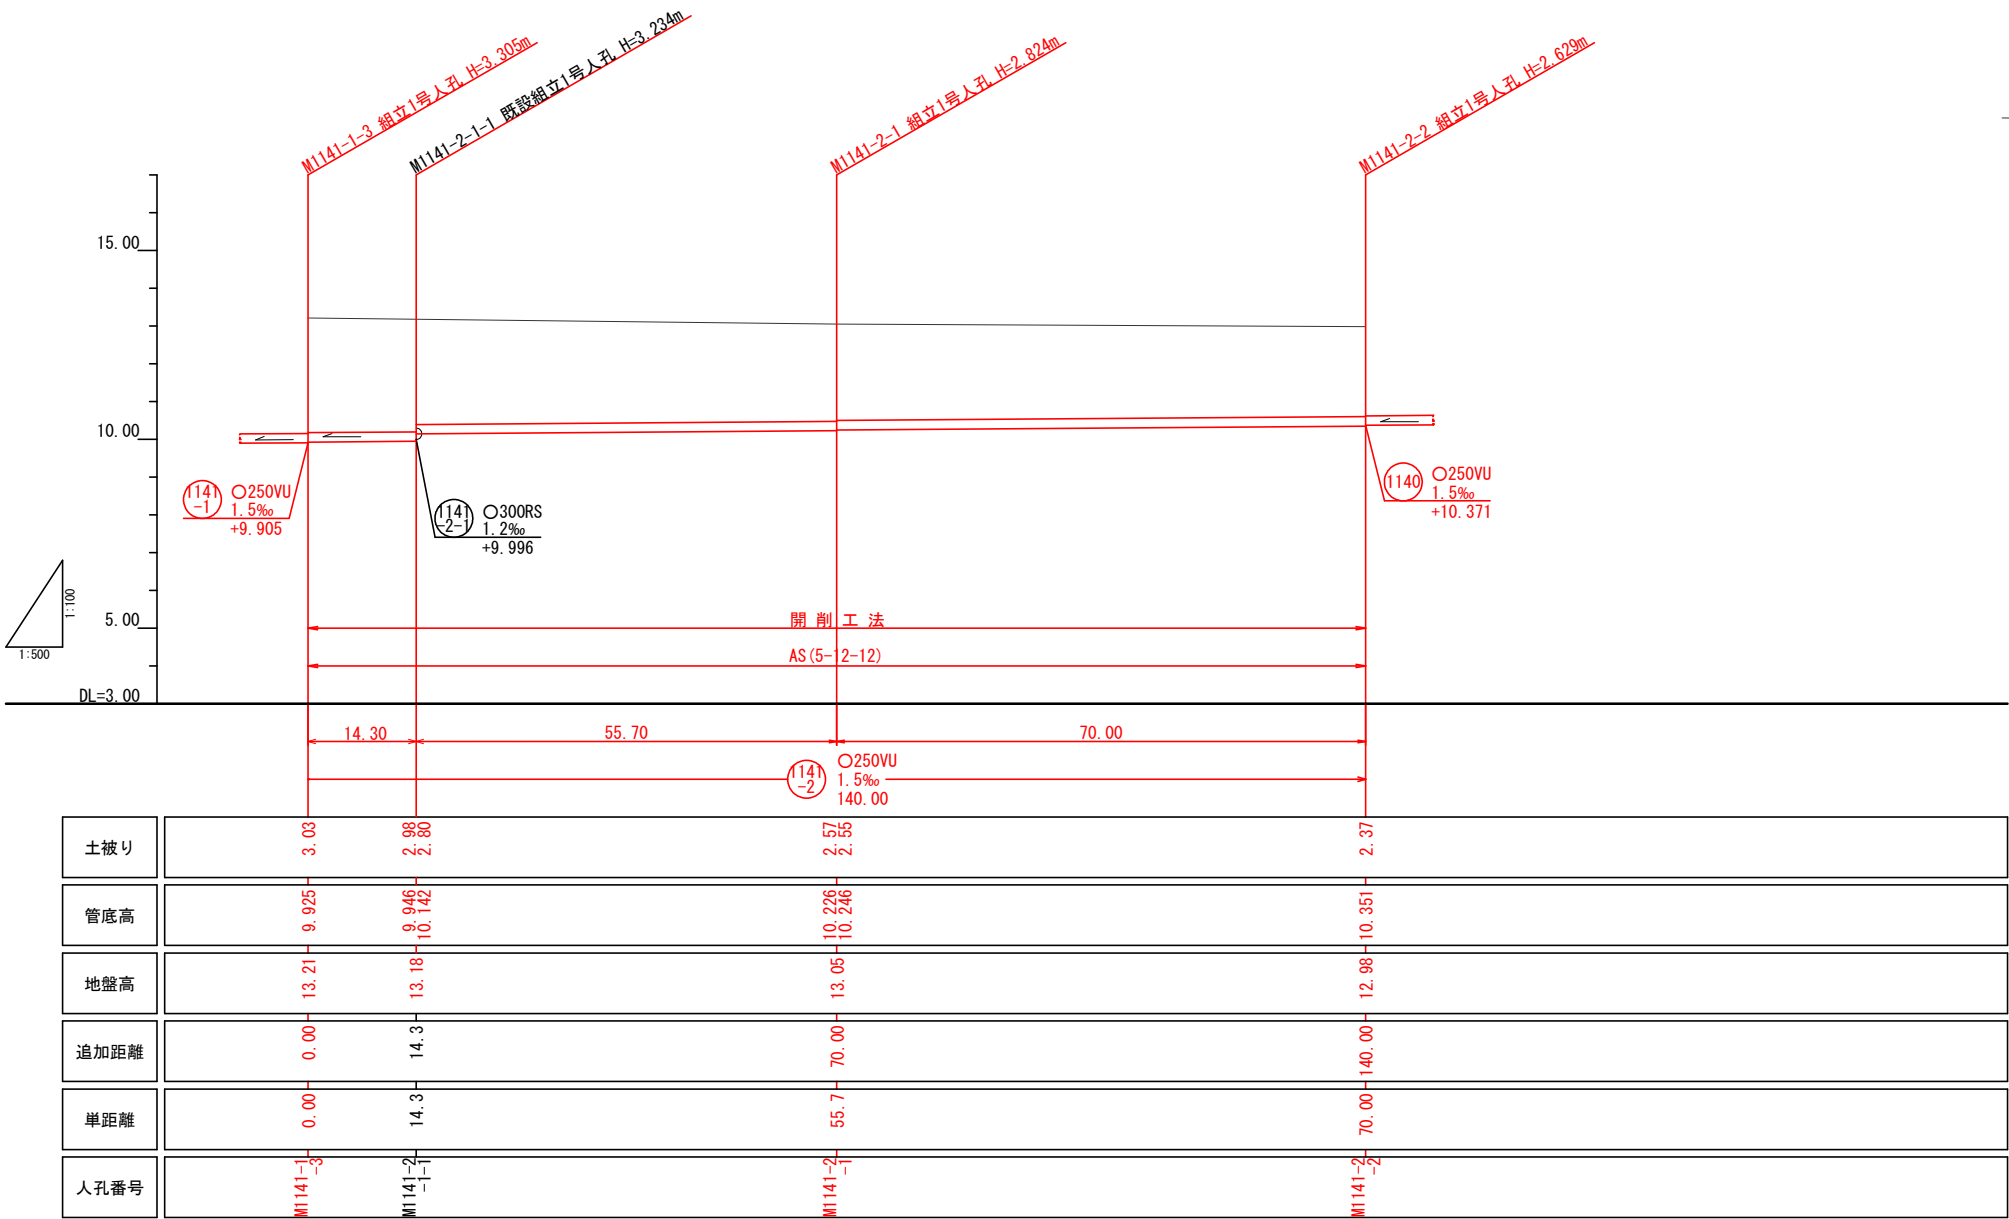

横断面図 縮尺 1:100

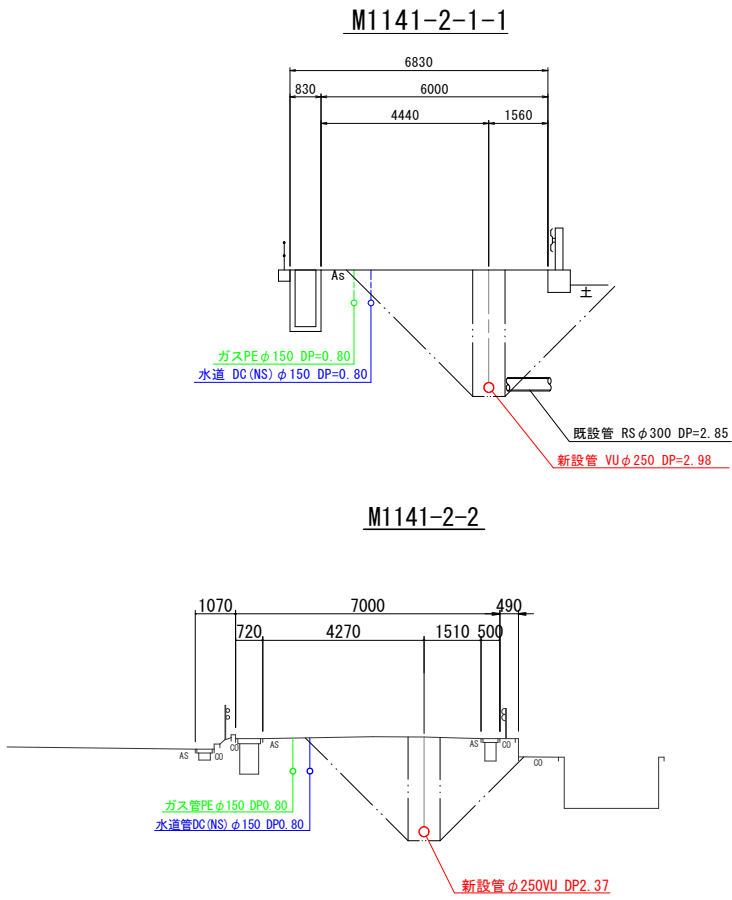


1141-2				

工事番号	公汚第 8-10-21号	図面番号	2/3
工 事 名	稲田汚水幹線1140他枝線工事		
施工地名	上越市 とよば 地内		
図 面 名	平面図・縦断面図・横断面図		
縮 尺	図 示		
設計年度			
上越市ガス水道局			

横断面図


縮尺 1:100

1140路線  
M1141-2-2 +35.25m

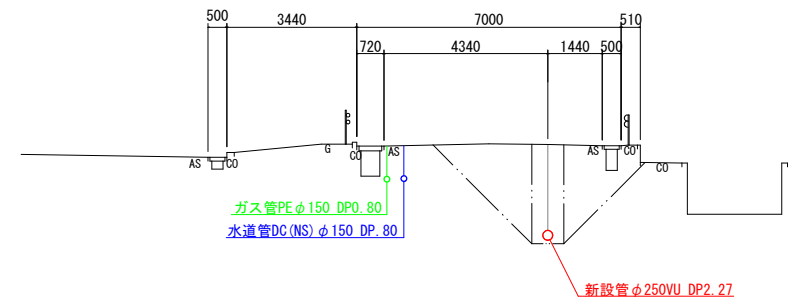


横断面図

縮尺 1:1000

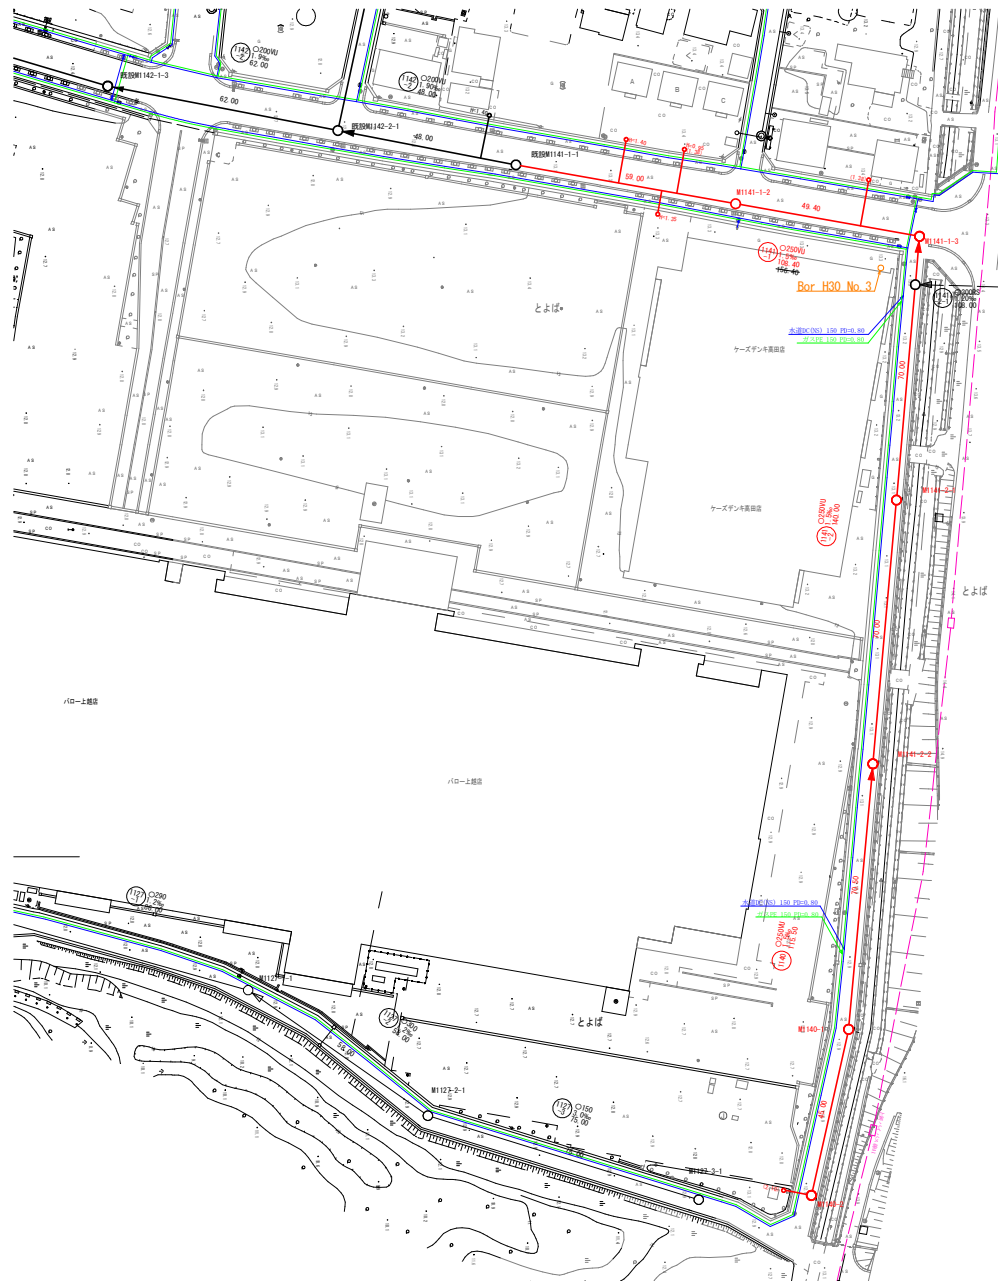

縦断面図

縮尺 縦1:100  
横1:500

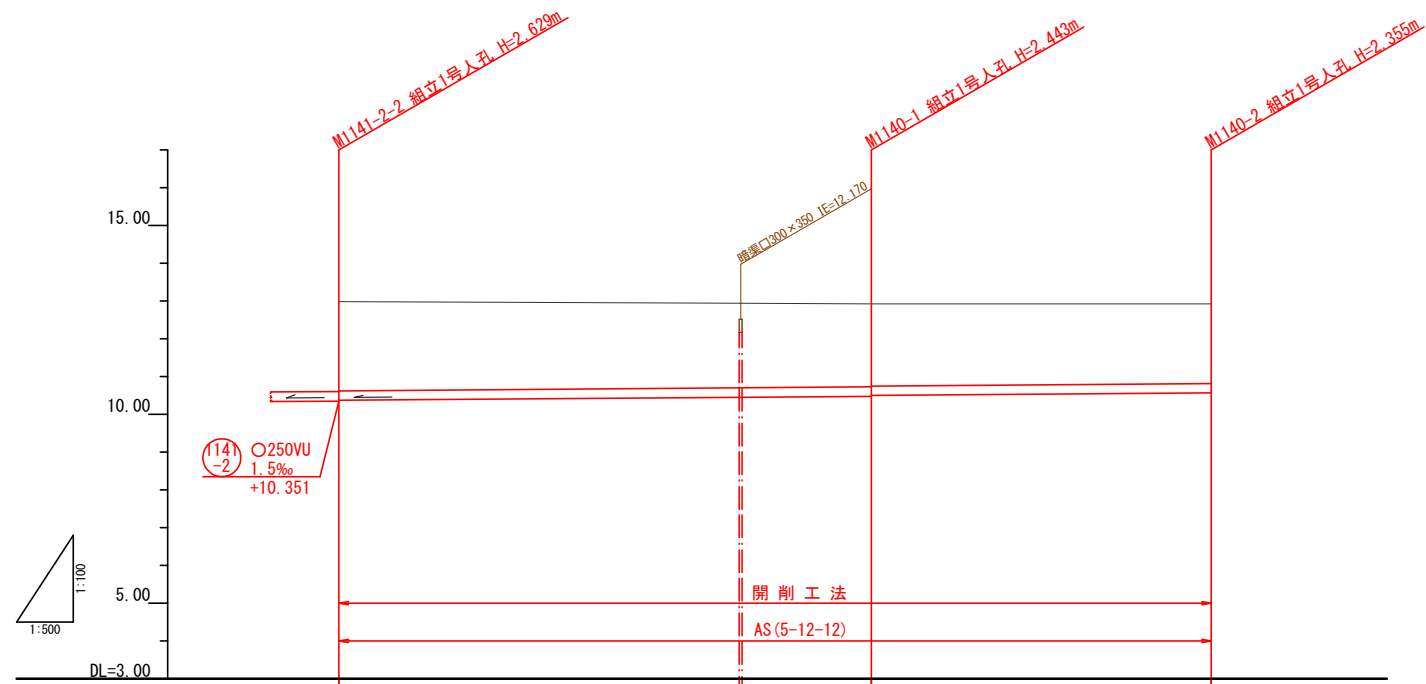

土被り	2.35	2.21	2.18	2.10
管底高	10.371	10.451	10.477	10.565
地盤高	12.88	12.92	12.92	12.92
追加距離	0.00	53.00	70.50	115.50
単距離	0.00	53.00	17.00	45.00
人孔番号	M1141-2-2	M1140-1	M1140-2	M1140-2

112	1140			
3				

工事番号	公汚第 8-10-21号	図面番号	3/3
工 事 名	稲田汚水幹線1140他枝線工事		
施工地名	上越市 とよば 地内		
図 面 名	平面図・横断面図・縦断面図		
縮 尺	図 示		
設計年度			
上越市ガス水道局			