



【仮設】平面図 S=1/500

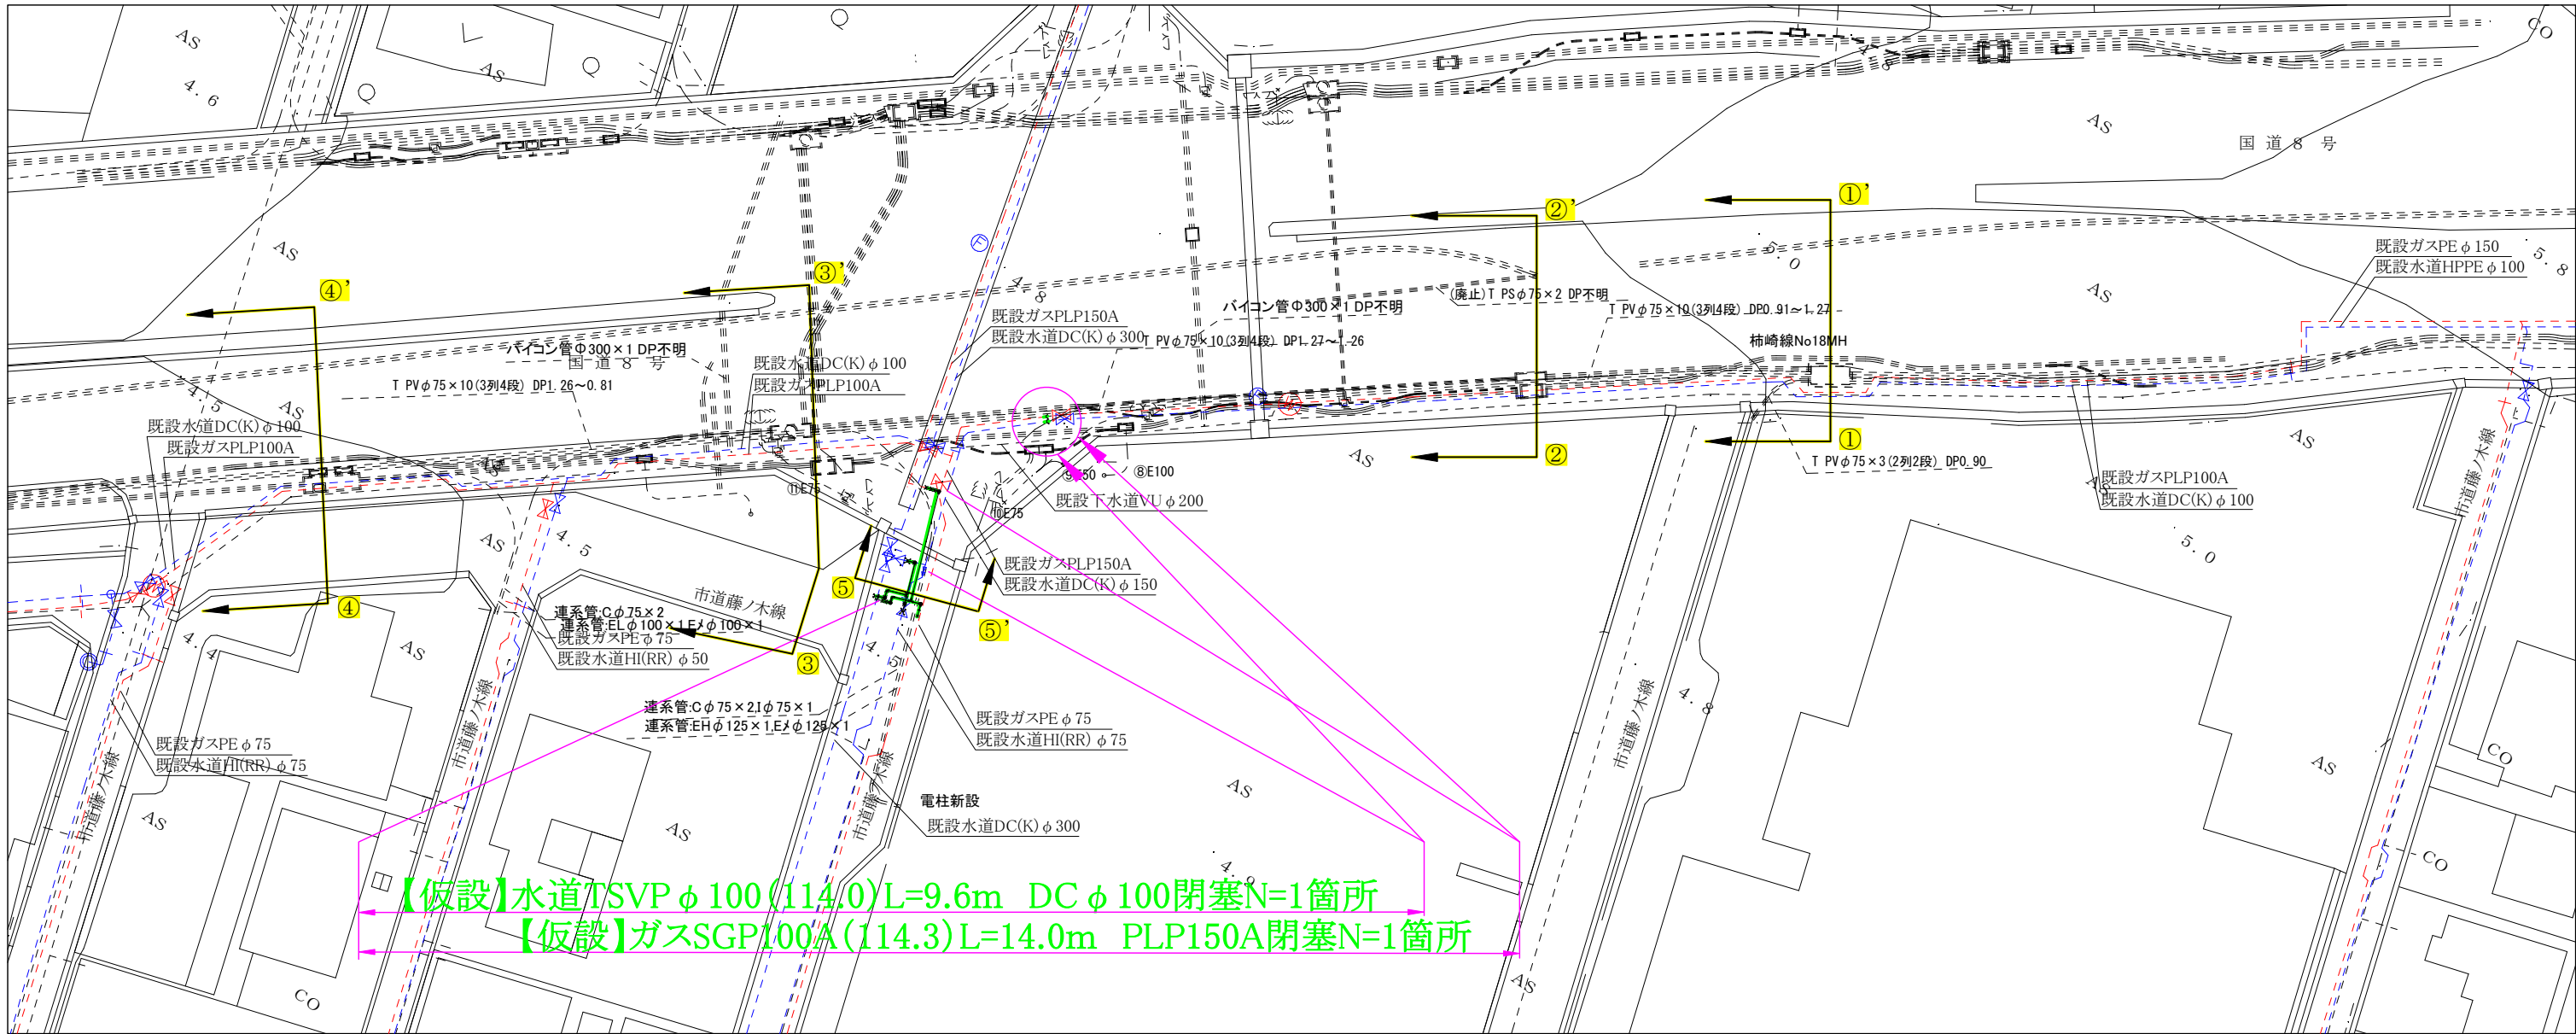


【本設】平面図 S=1/500

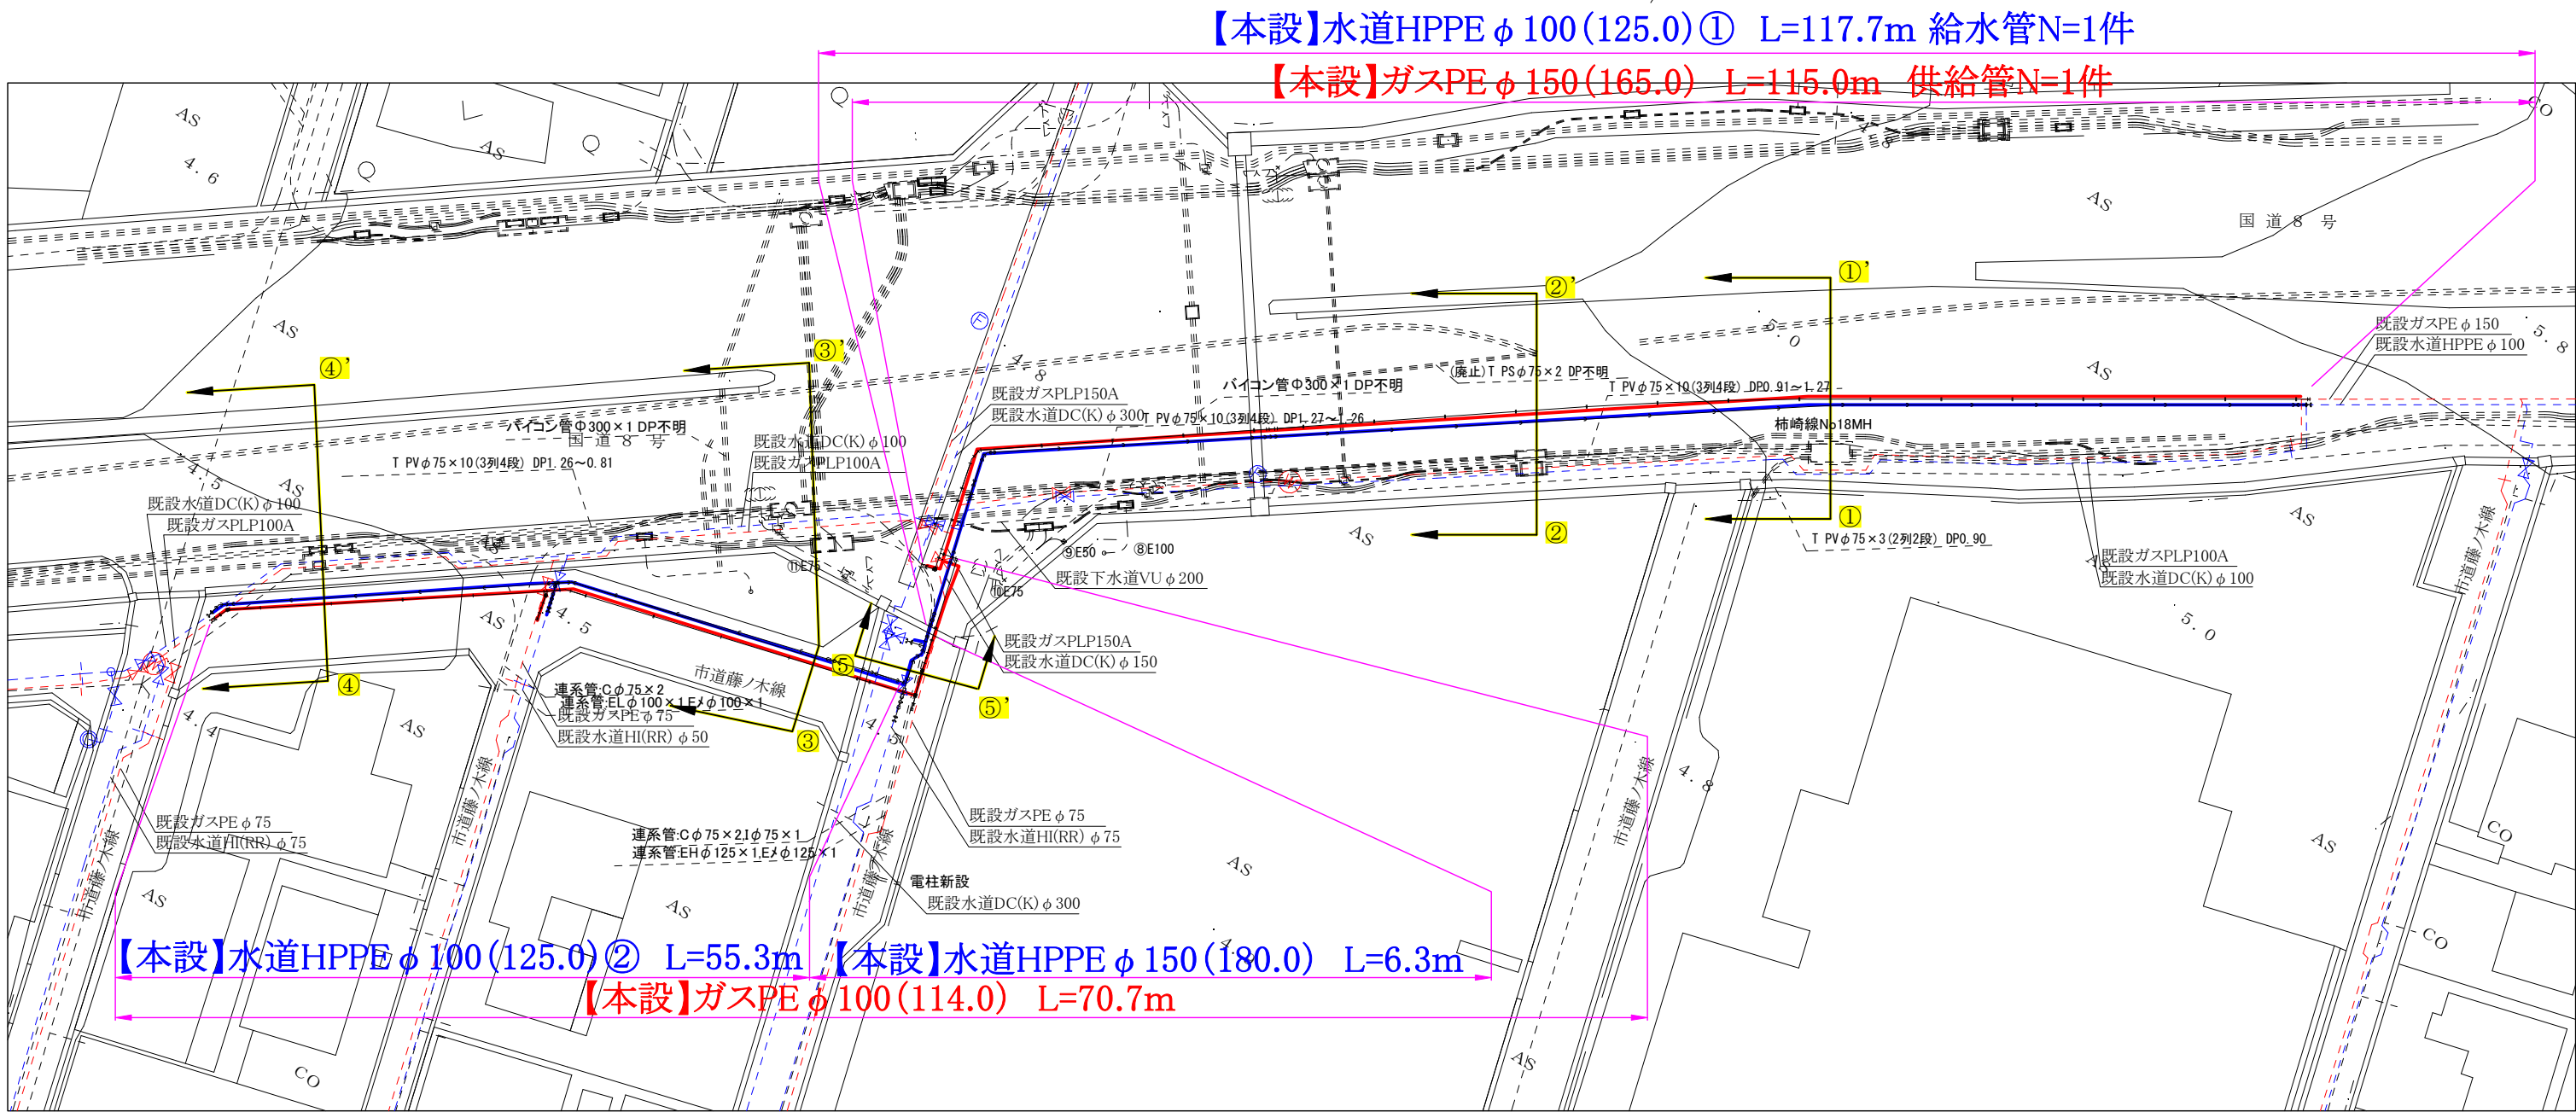


コメント				
路線・河川	国道8号他			
工事場所 及び 工事名	上越市 柿崎区柿崎6区 地内			
	ガス水道管入替工事			
図面名	平面図			
縮尺	図示	図面番号	4-1	
課長	所長	副所長	班長	検査設計
上越市ガス水道局				

横断図 S=1/100


①-①'

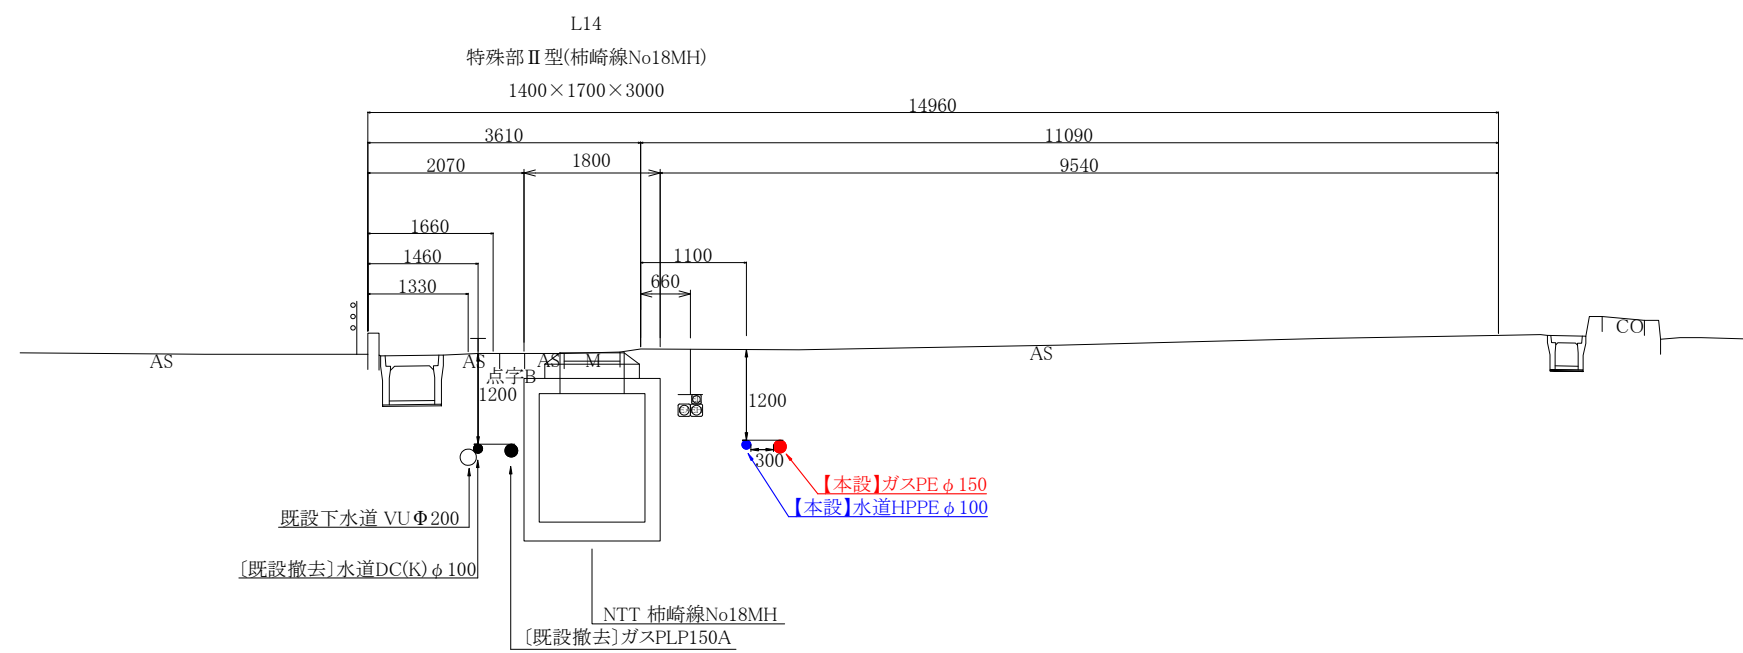


③-③'

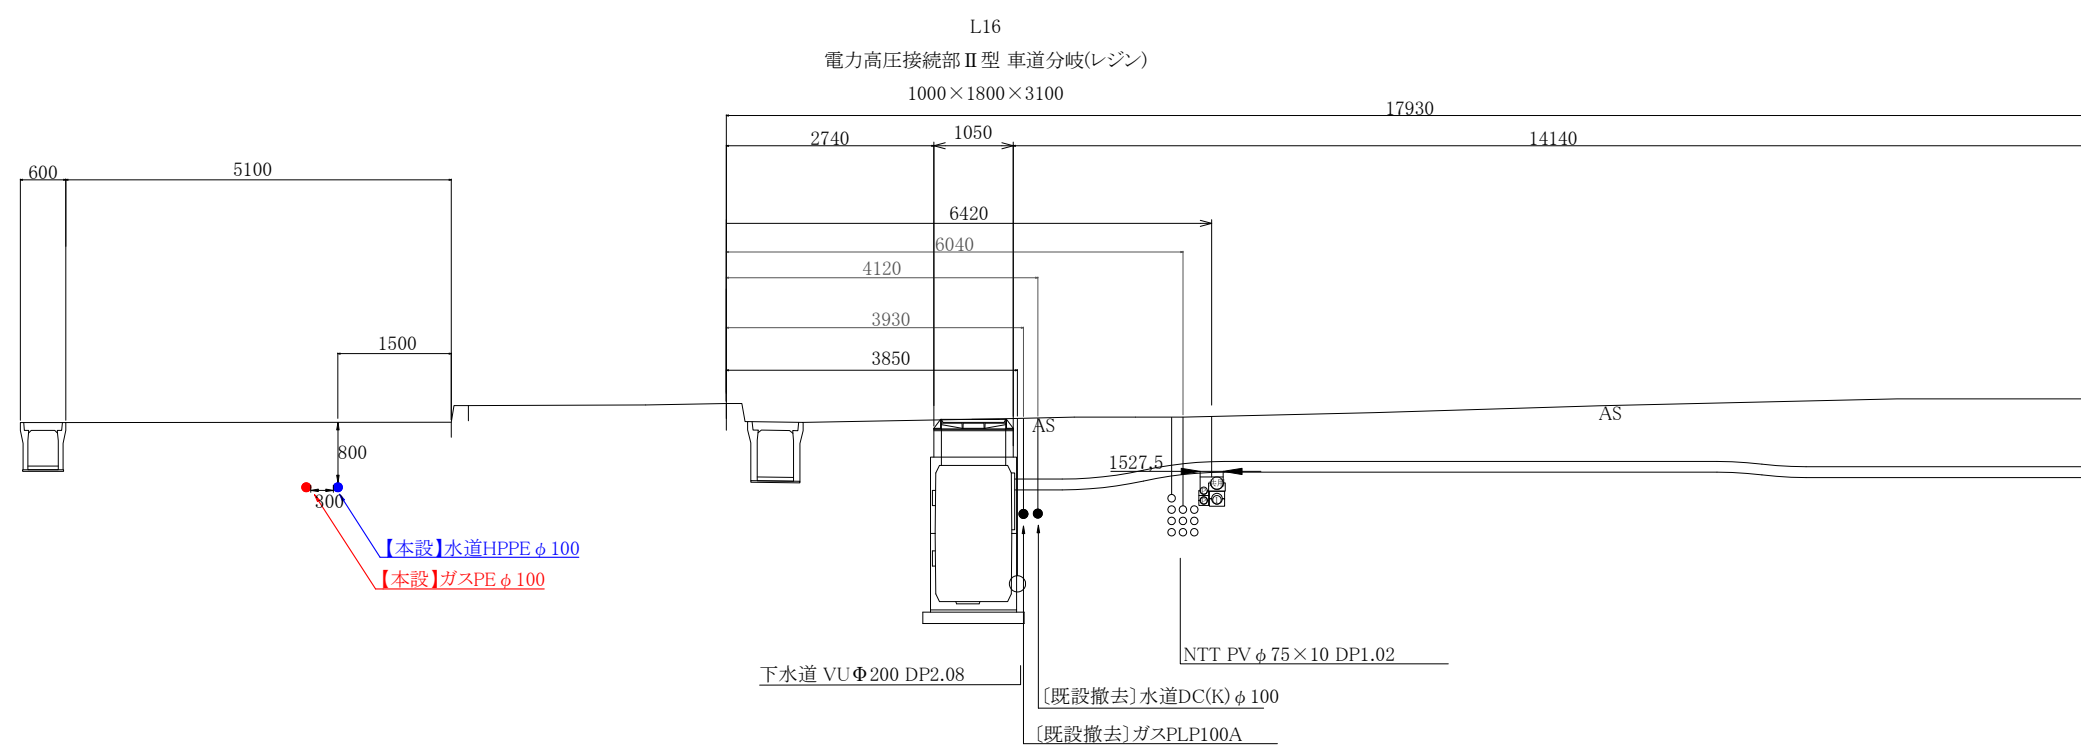


⑤-⑤'

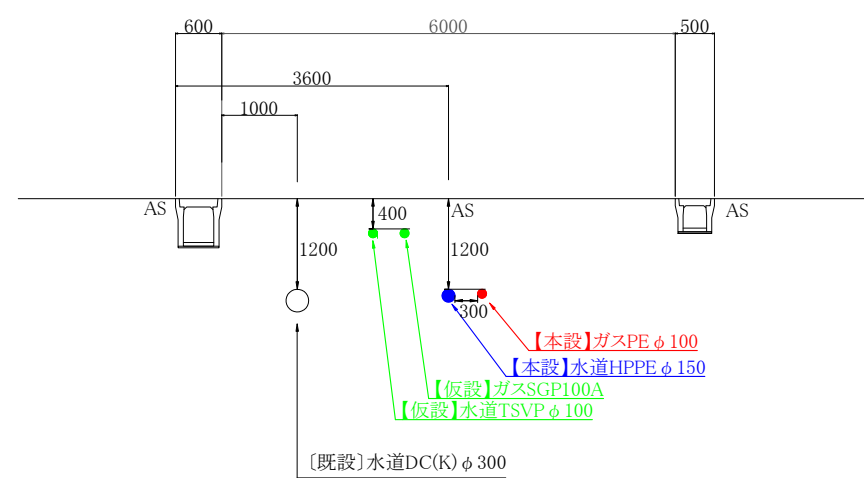

②-②

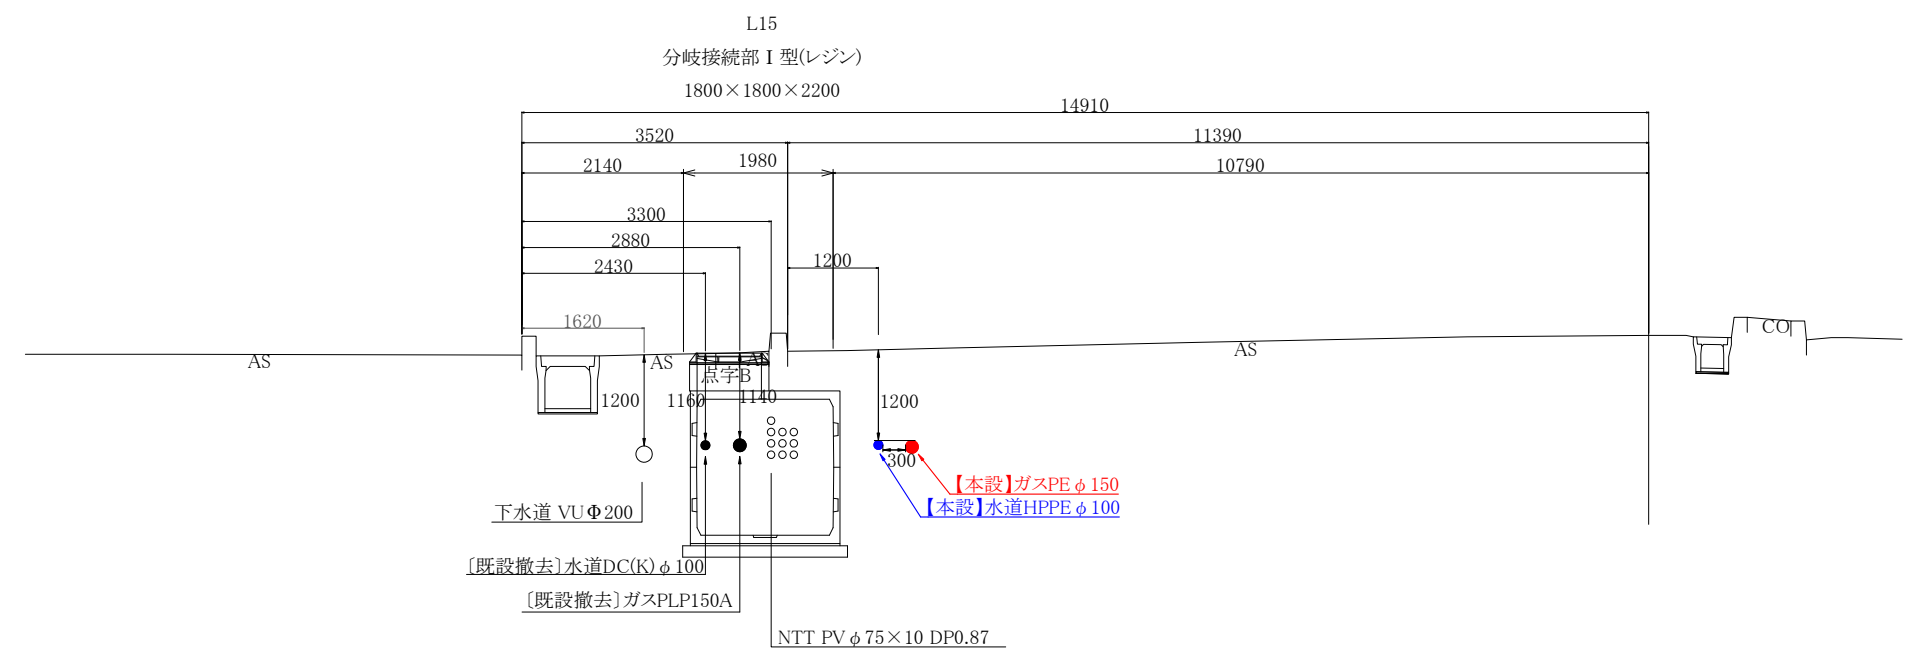


④—④：

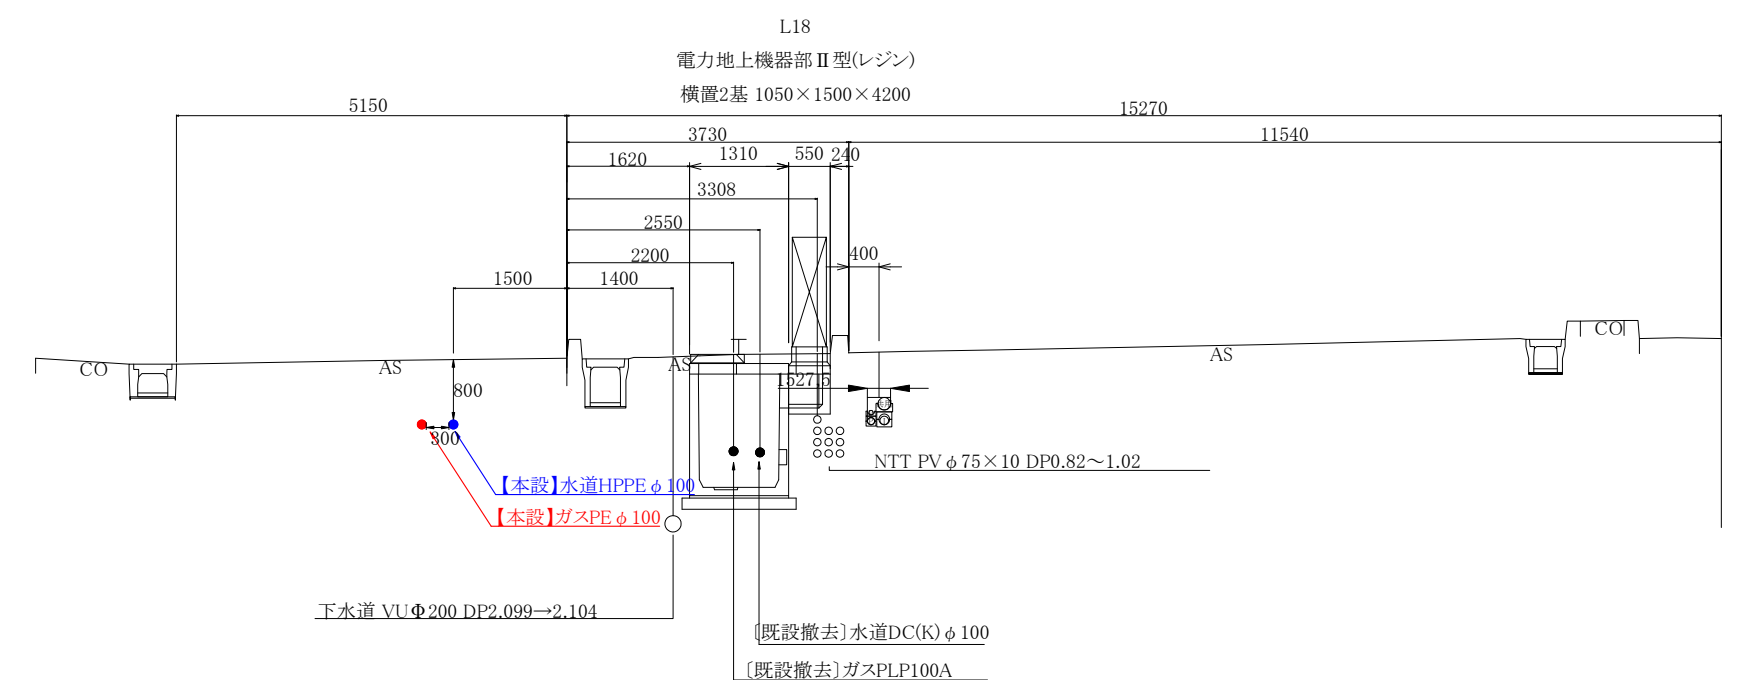


コメント					
路線・河川		国道8号他			
工事場所 及び 工事名		上越市 柿崎区柿崎6区 地内			
		ガス水道管入替工事			
図 面 名		横断図			
縮 尺		図示		図面番号	
				4-2	
課 長	所 長	副所長	班 長	検 査	設 計
上 越 市 ガ ス 水 道 局					

ガス配管詳細図 S=Free

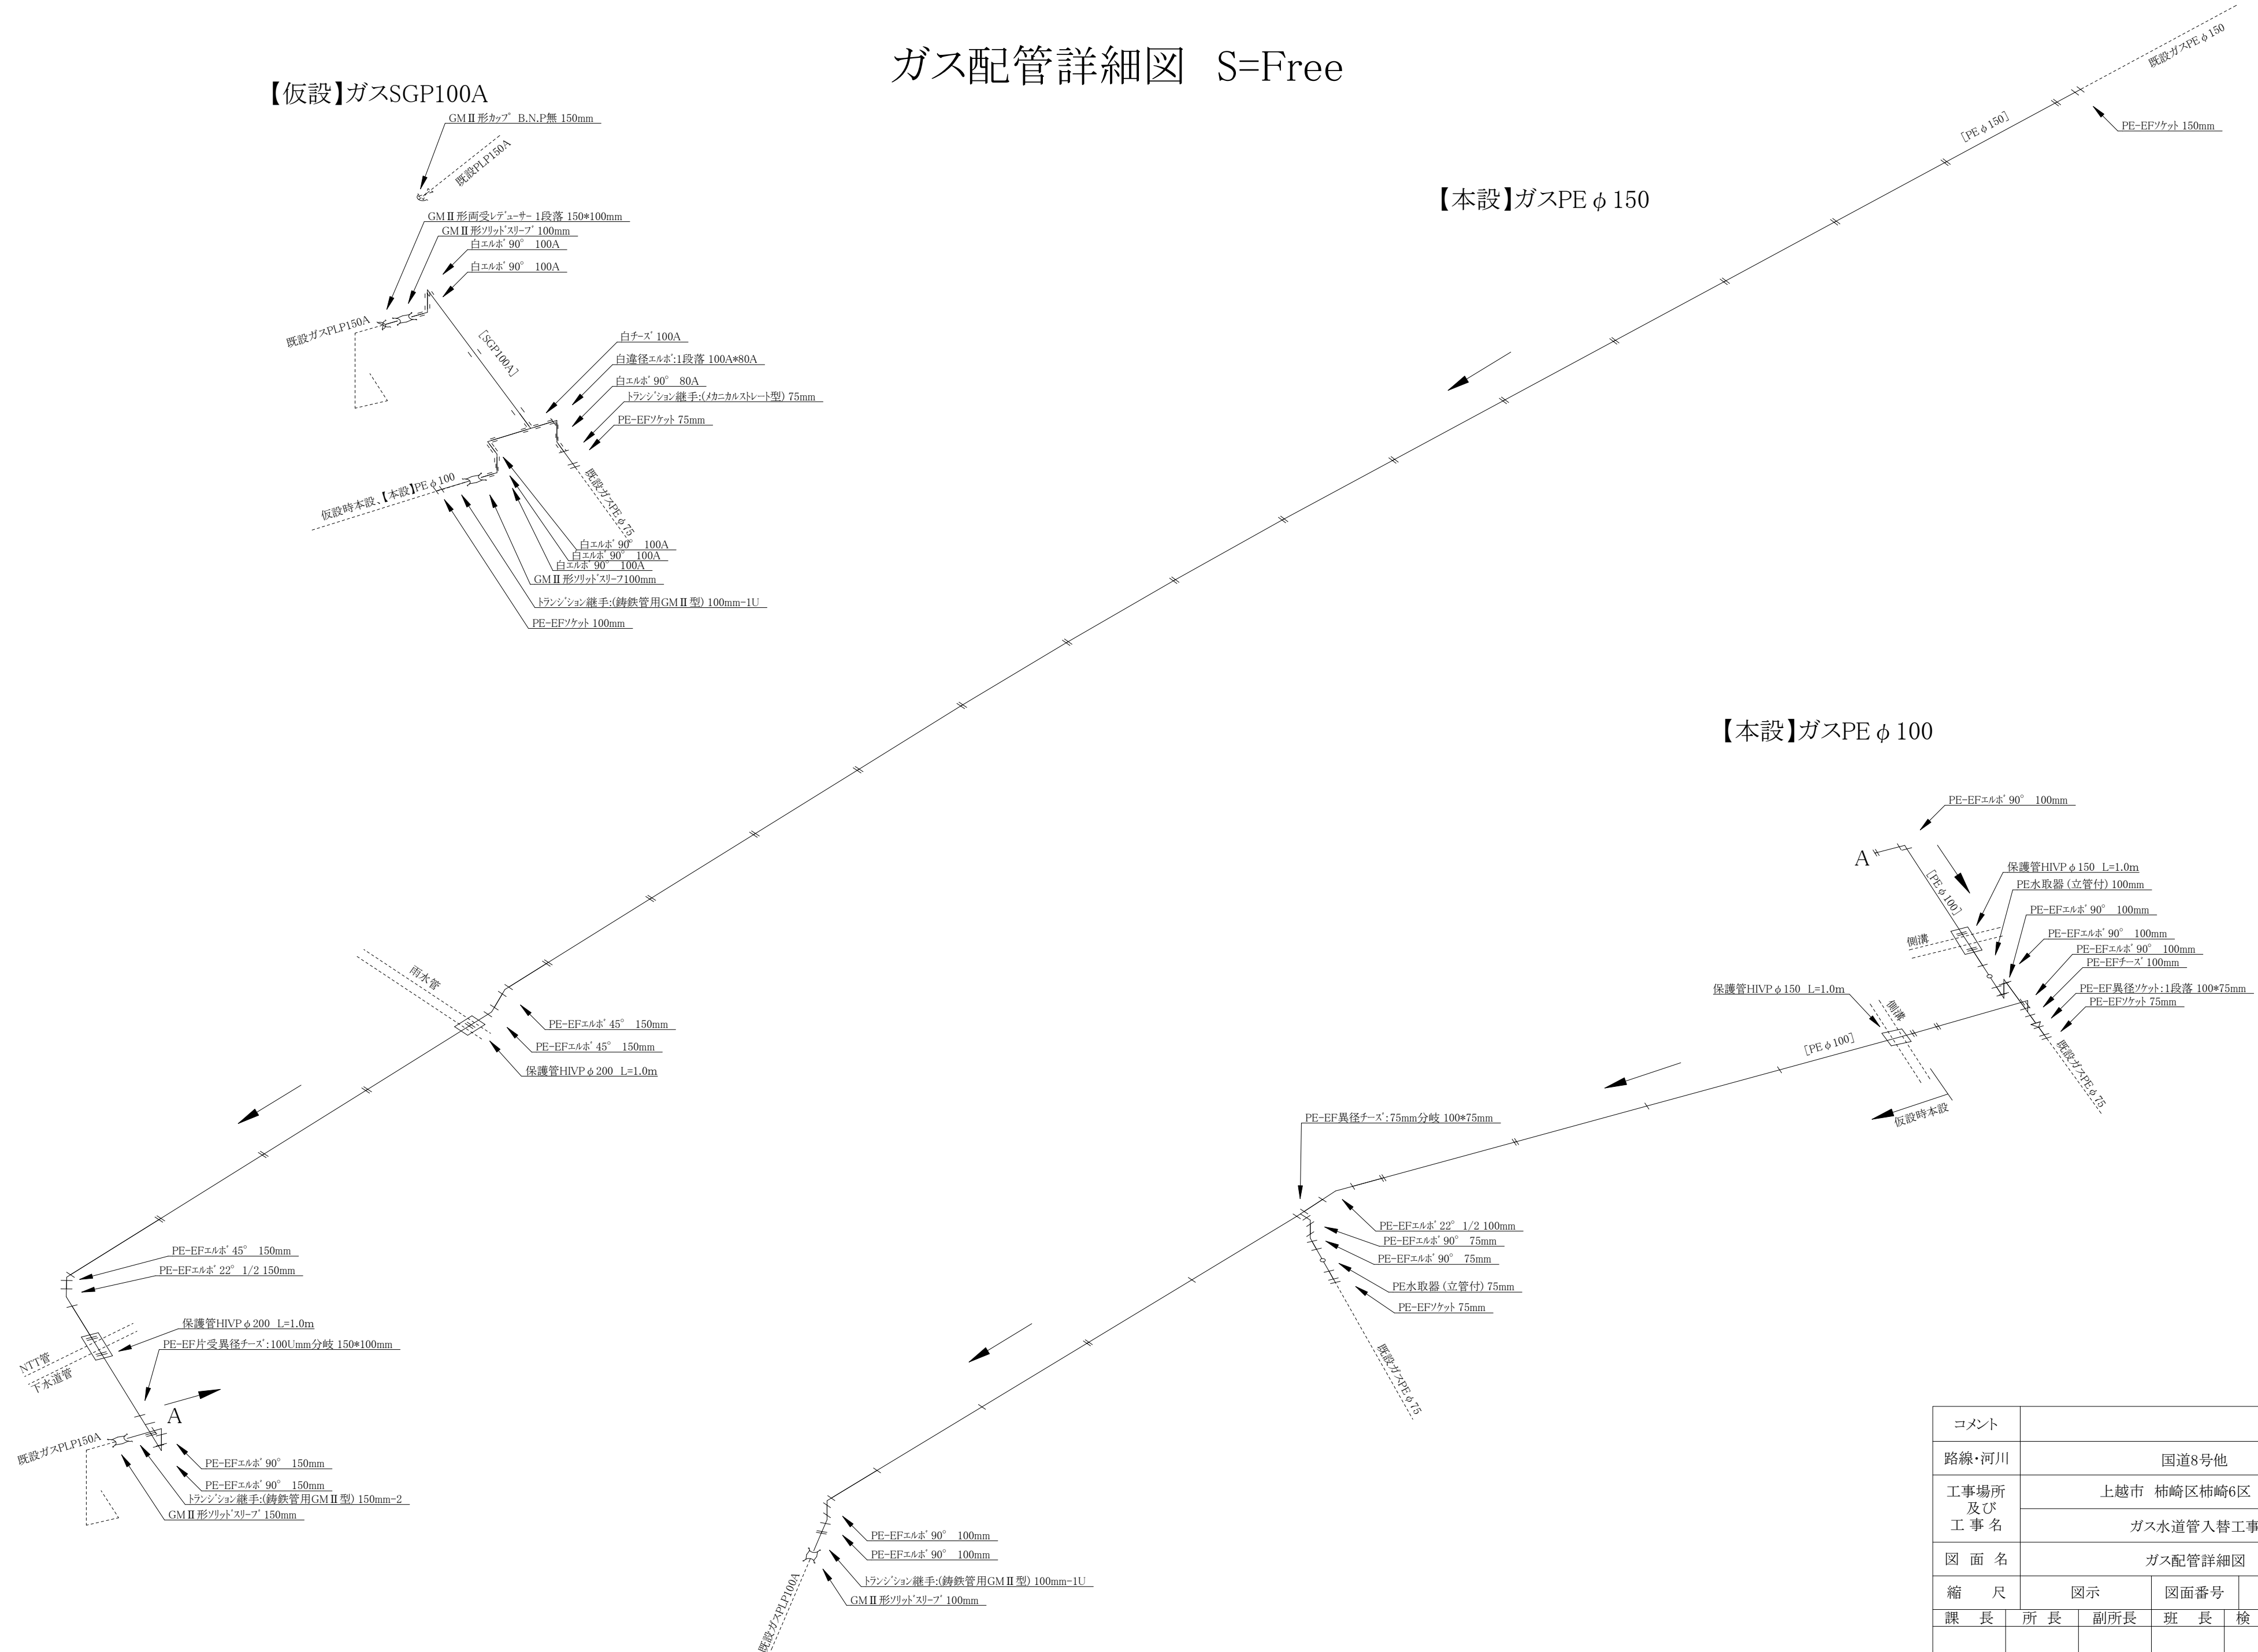


【本設】ガスPE φ 100

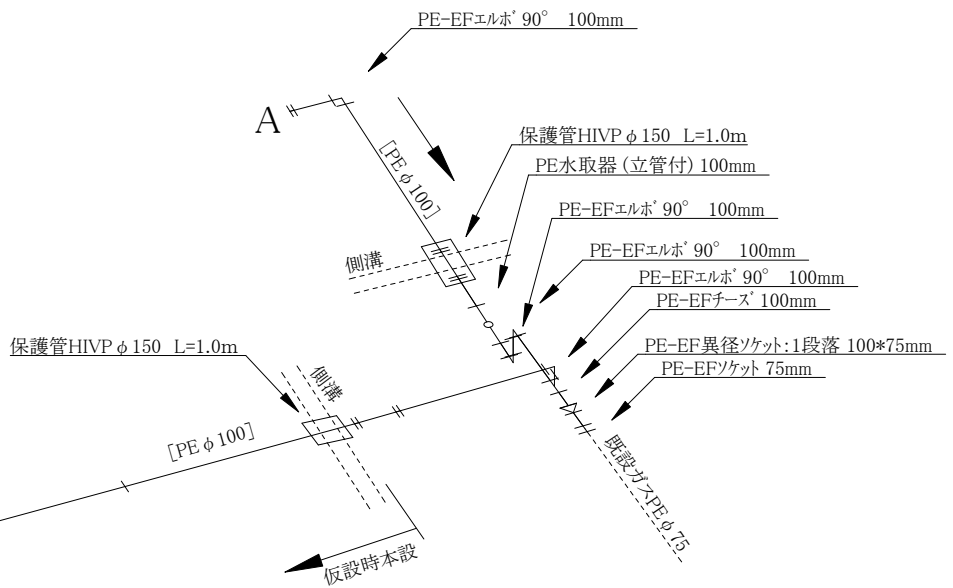

コメント					
路線・河川	国道8号他				
工事場所 及び 工事名	上越市 柿崎区柿崎6区 地内				
	ガス水道管入替工事				
図面名	ガス配管詳細図				
縮尺	図示	図面番号	4-3		
課長	所長	副所長	班長	検査	設計
上越市ガス水道局					

水道配管詳細図 S=Free

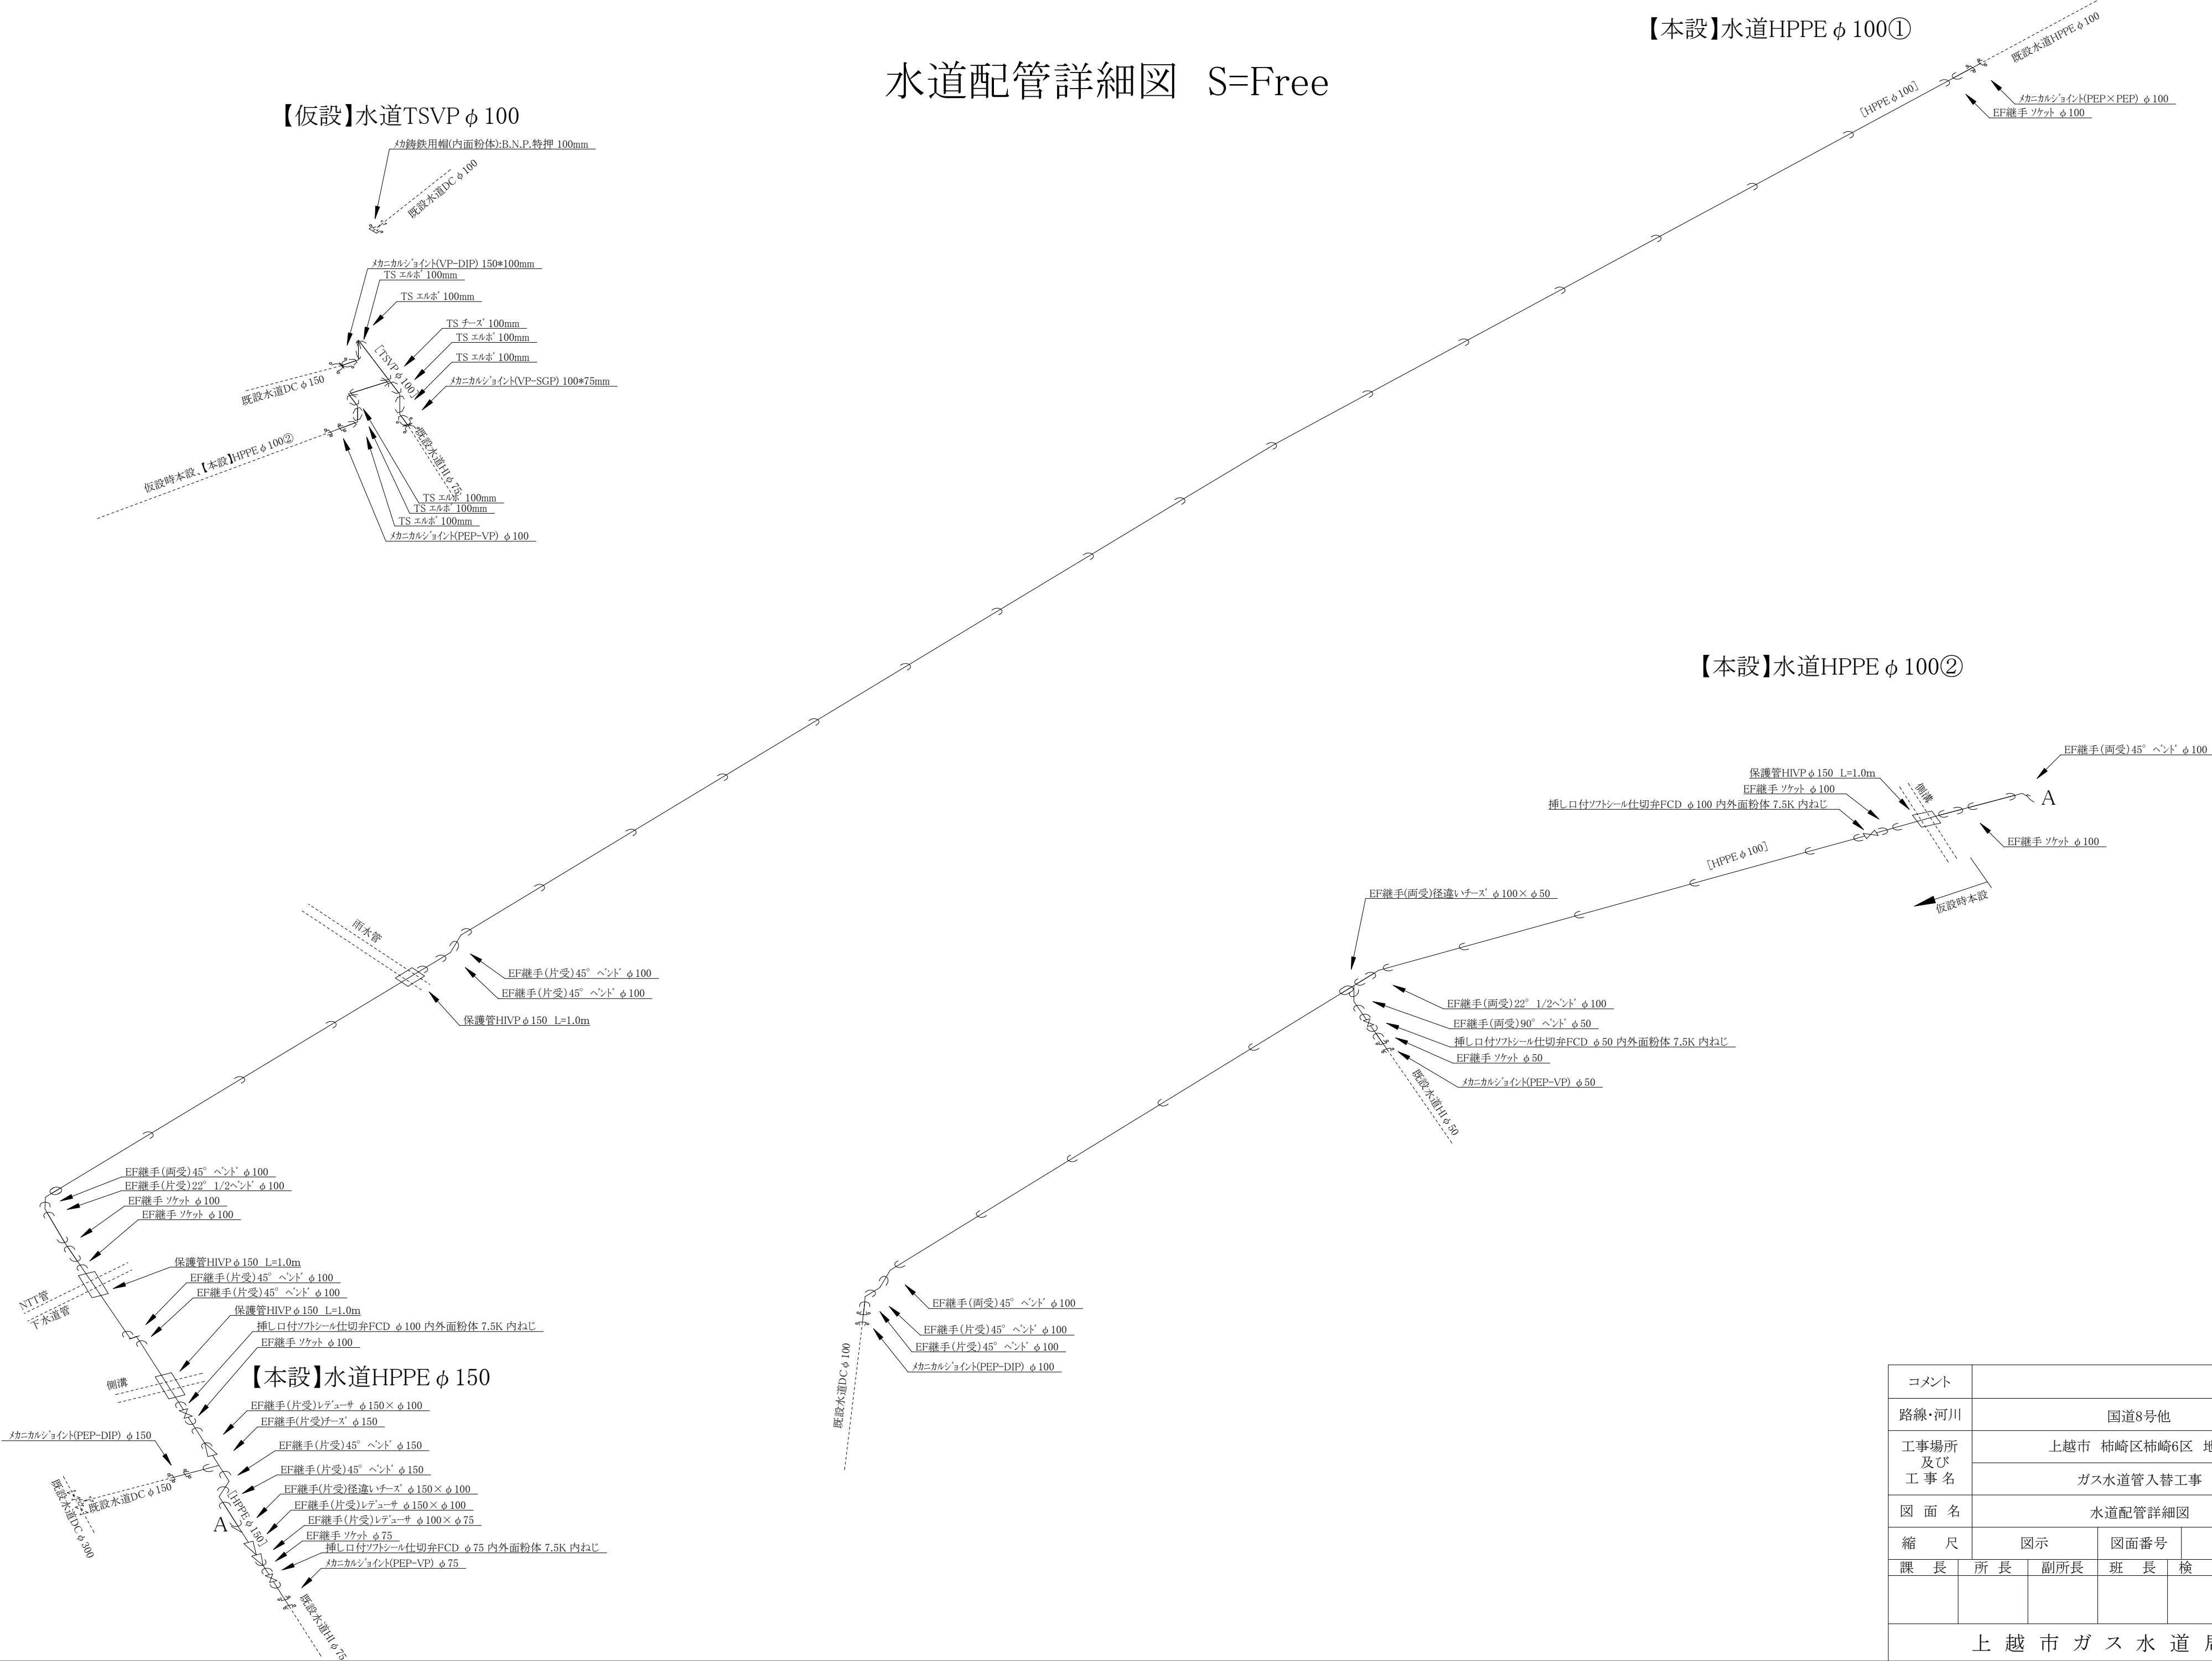

コメント					
路線・河川	国道8号他				
工事場所 及び 工事名	上越市 柿崎区柿崎6区 地内				
	ガス水道管入替工事				
図 面 名	水道配管詳細図				
縮 尺	図 示	図面番号	4-4		
課 長	所 長	副所長	班 長	検 査	設 計
上 越 市 ガ ス 水 道 局					

既設管撤去・舗装本復旧平面図 S=Free

- 切削オーバーレイ工 A=400㎡ (PE φ 150A=200㎡・HPPE φ 100①A=200㎡)
- 打ち換え工 A=240㎡ (PE φ 100A=120㎡・HPPE φ 150A=40㎡・HPPE φ 100②A=80㎡)
- 舗装切断工 L=190m (PE φ 150L=60m・PE φ 100L=35m・HPPE φ 150L=5m・HPPE φ 100①L=60m・HPPE φ 100②L=30m)
- 区画線工
- 外側線 L=185m (PE φ 150L=55m・PE φ 100L=35m・HPPE φ 150L=10m・HPPE φ 100①L=55m・HPPE φ 100②L=30m)
- 停止線 L=3m (HPPE φ 150L=3m)
- 横断歩道 L=24m (PE φ 150L=12m・HPPE φ 100①L=12m)
- 特殊ブロック舗装 A=24㎡ (PE φ 150A=12㎡・HPPE φ 100①A=12㎡)

