



【仮設】平面図 S=1:500

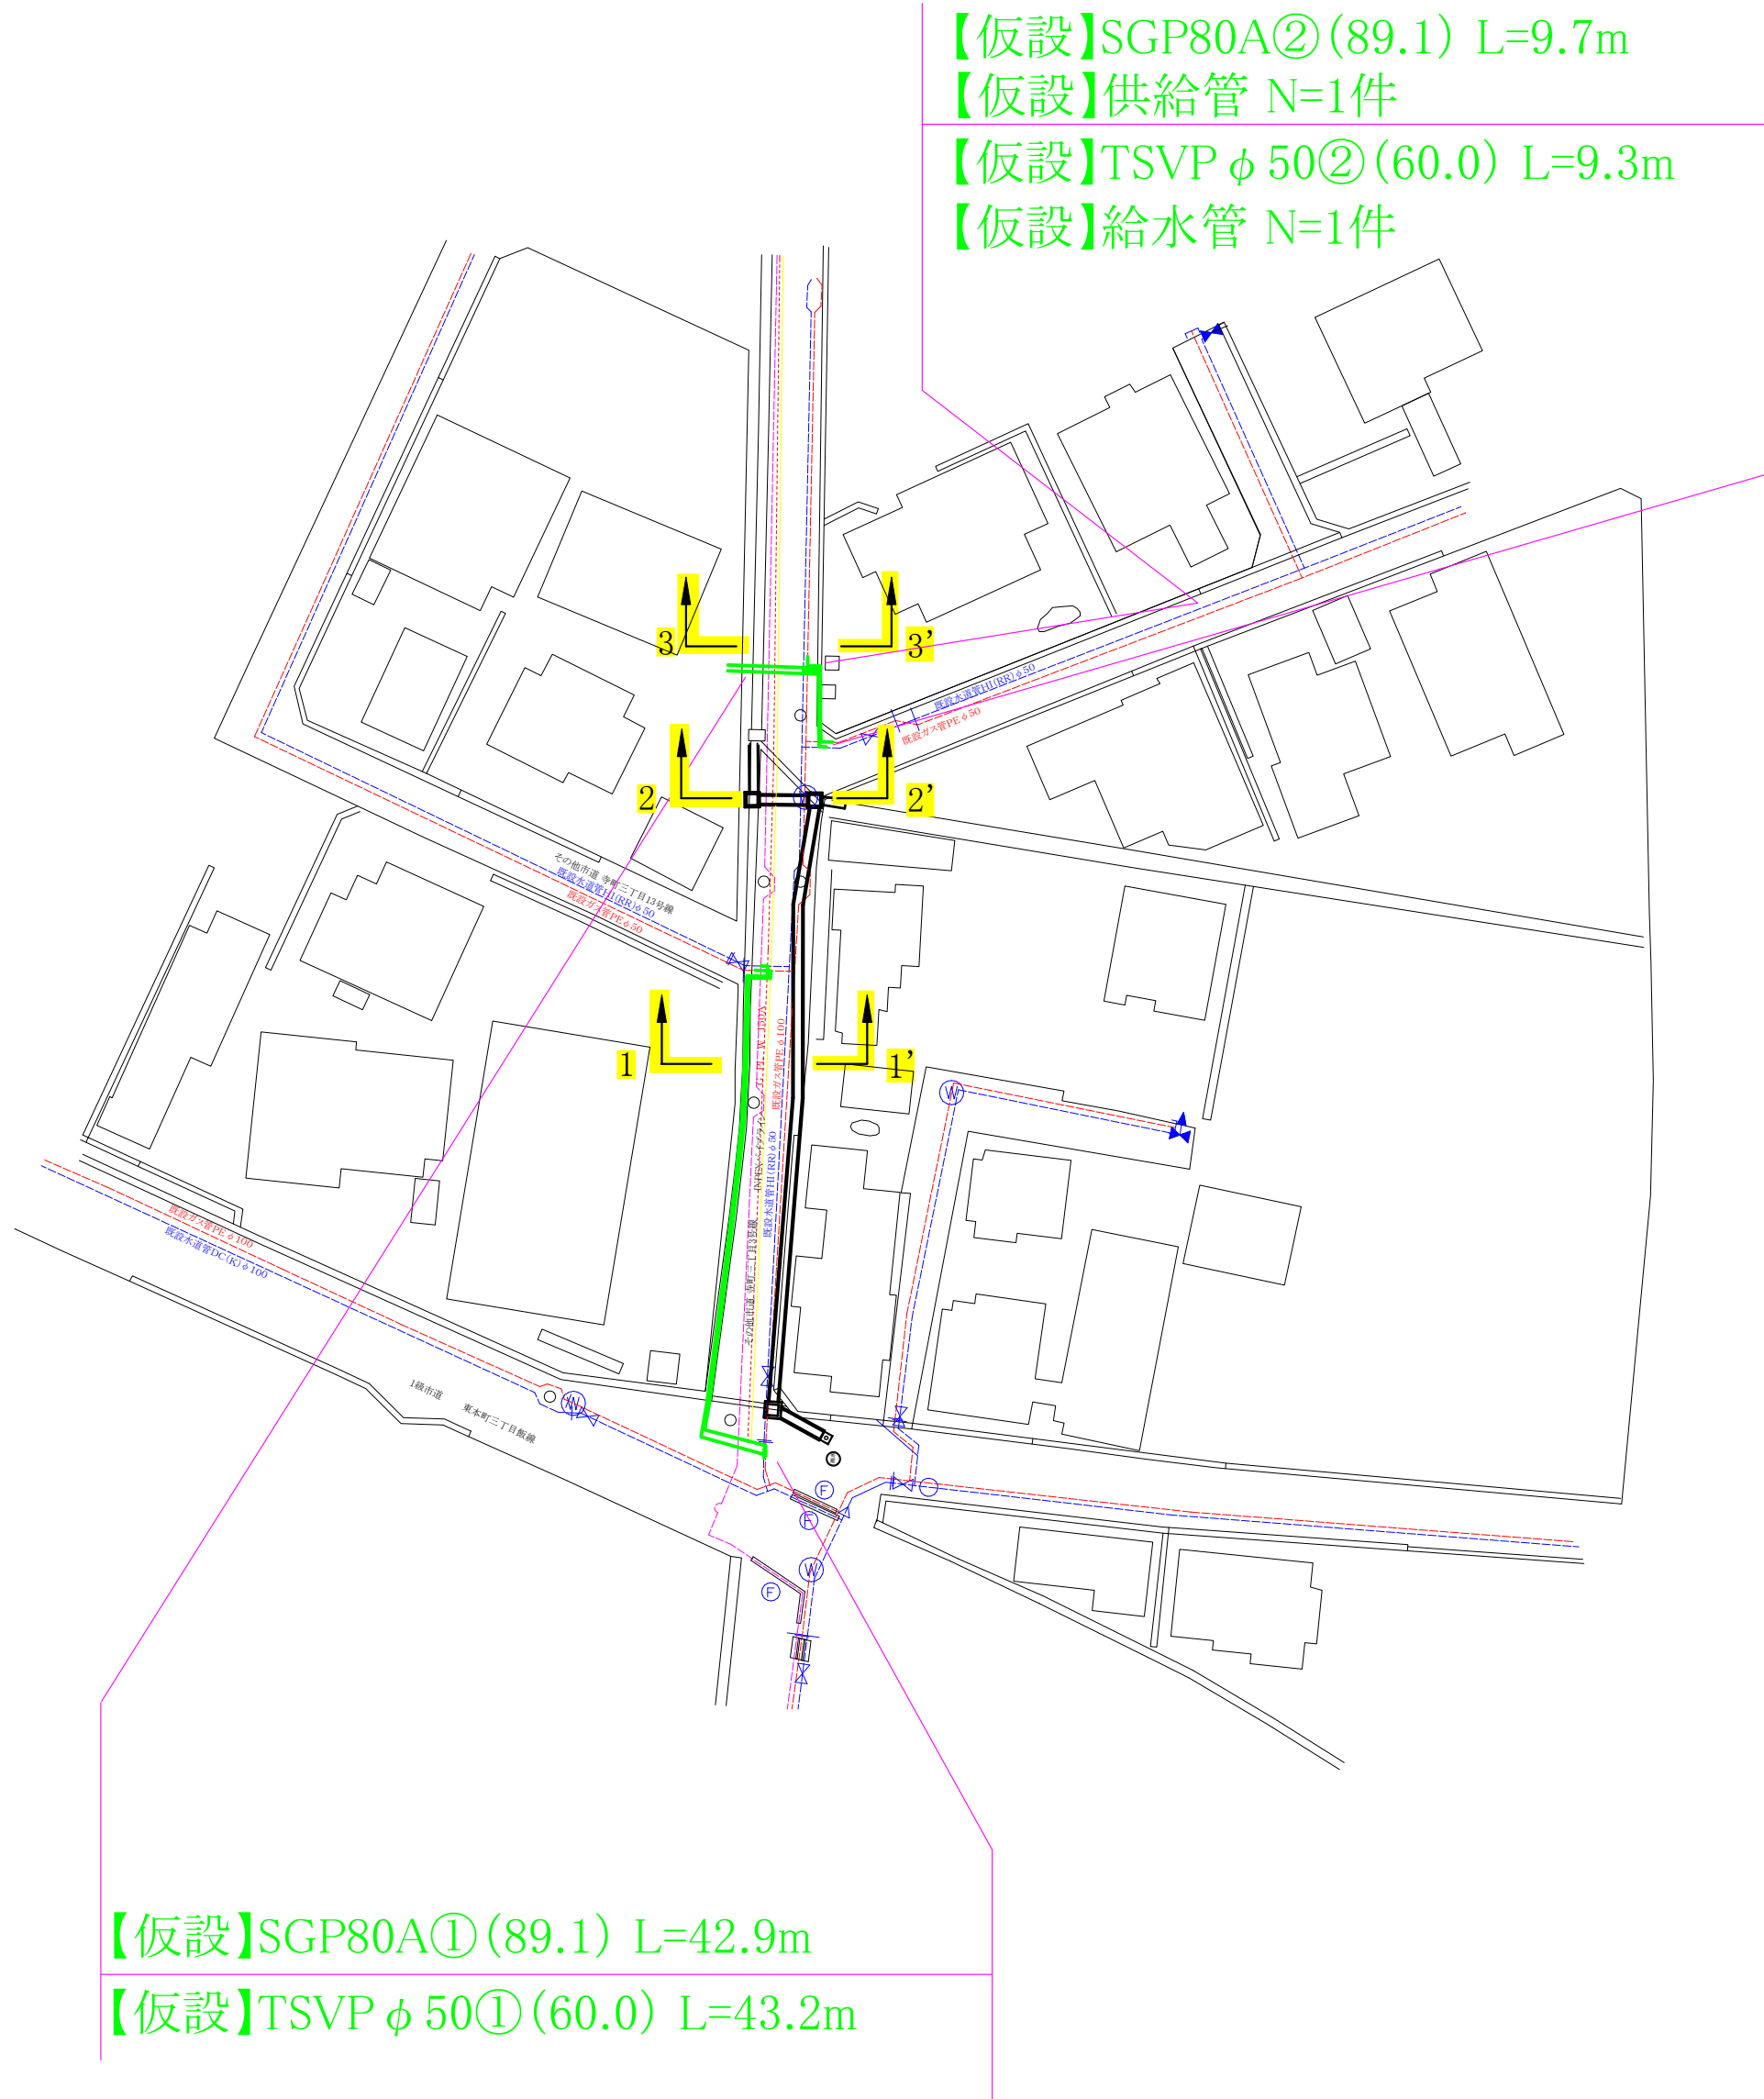


【本設】平面図 S=1:500

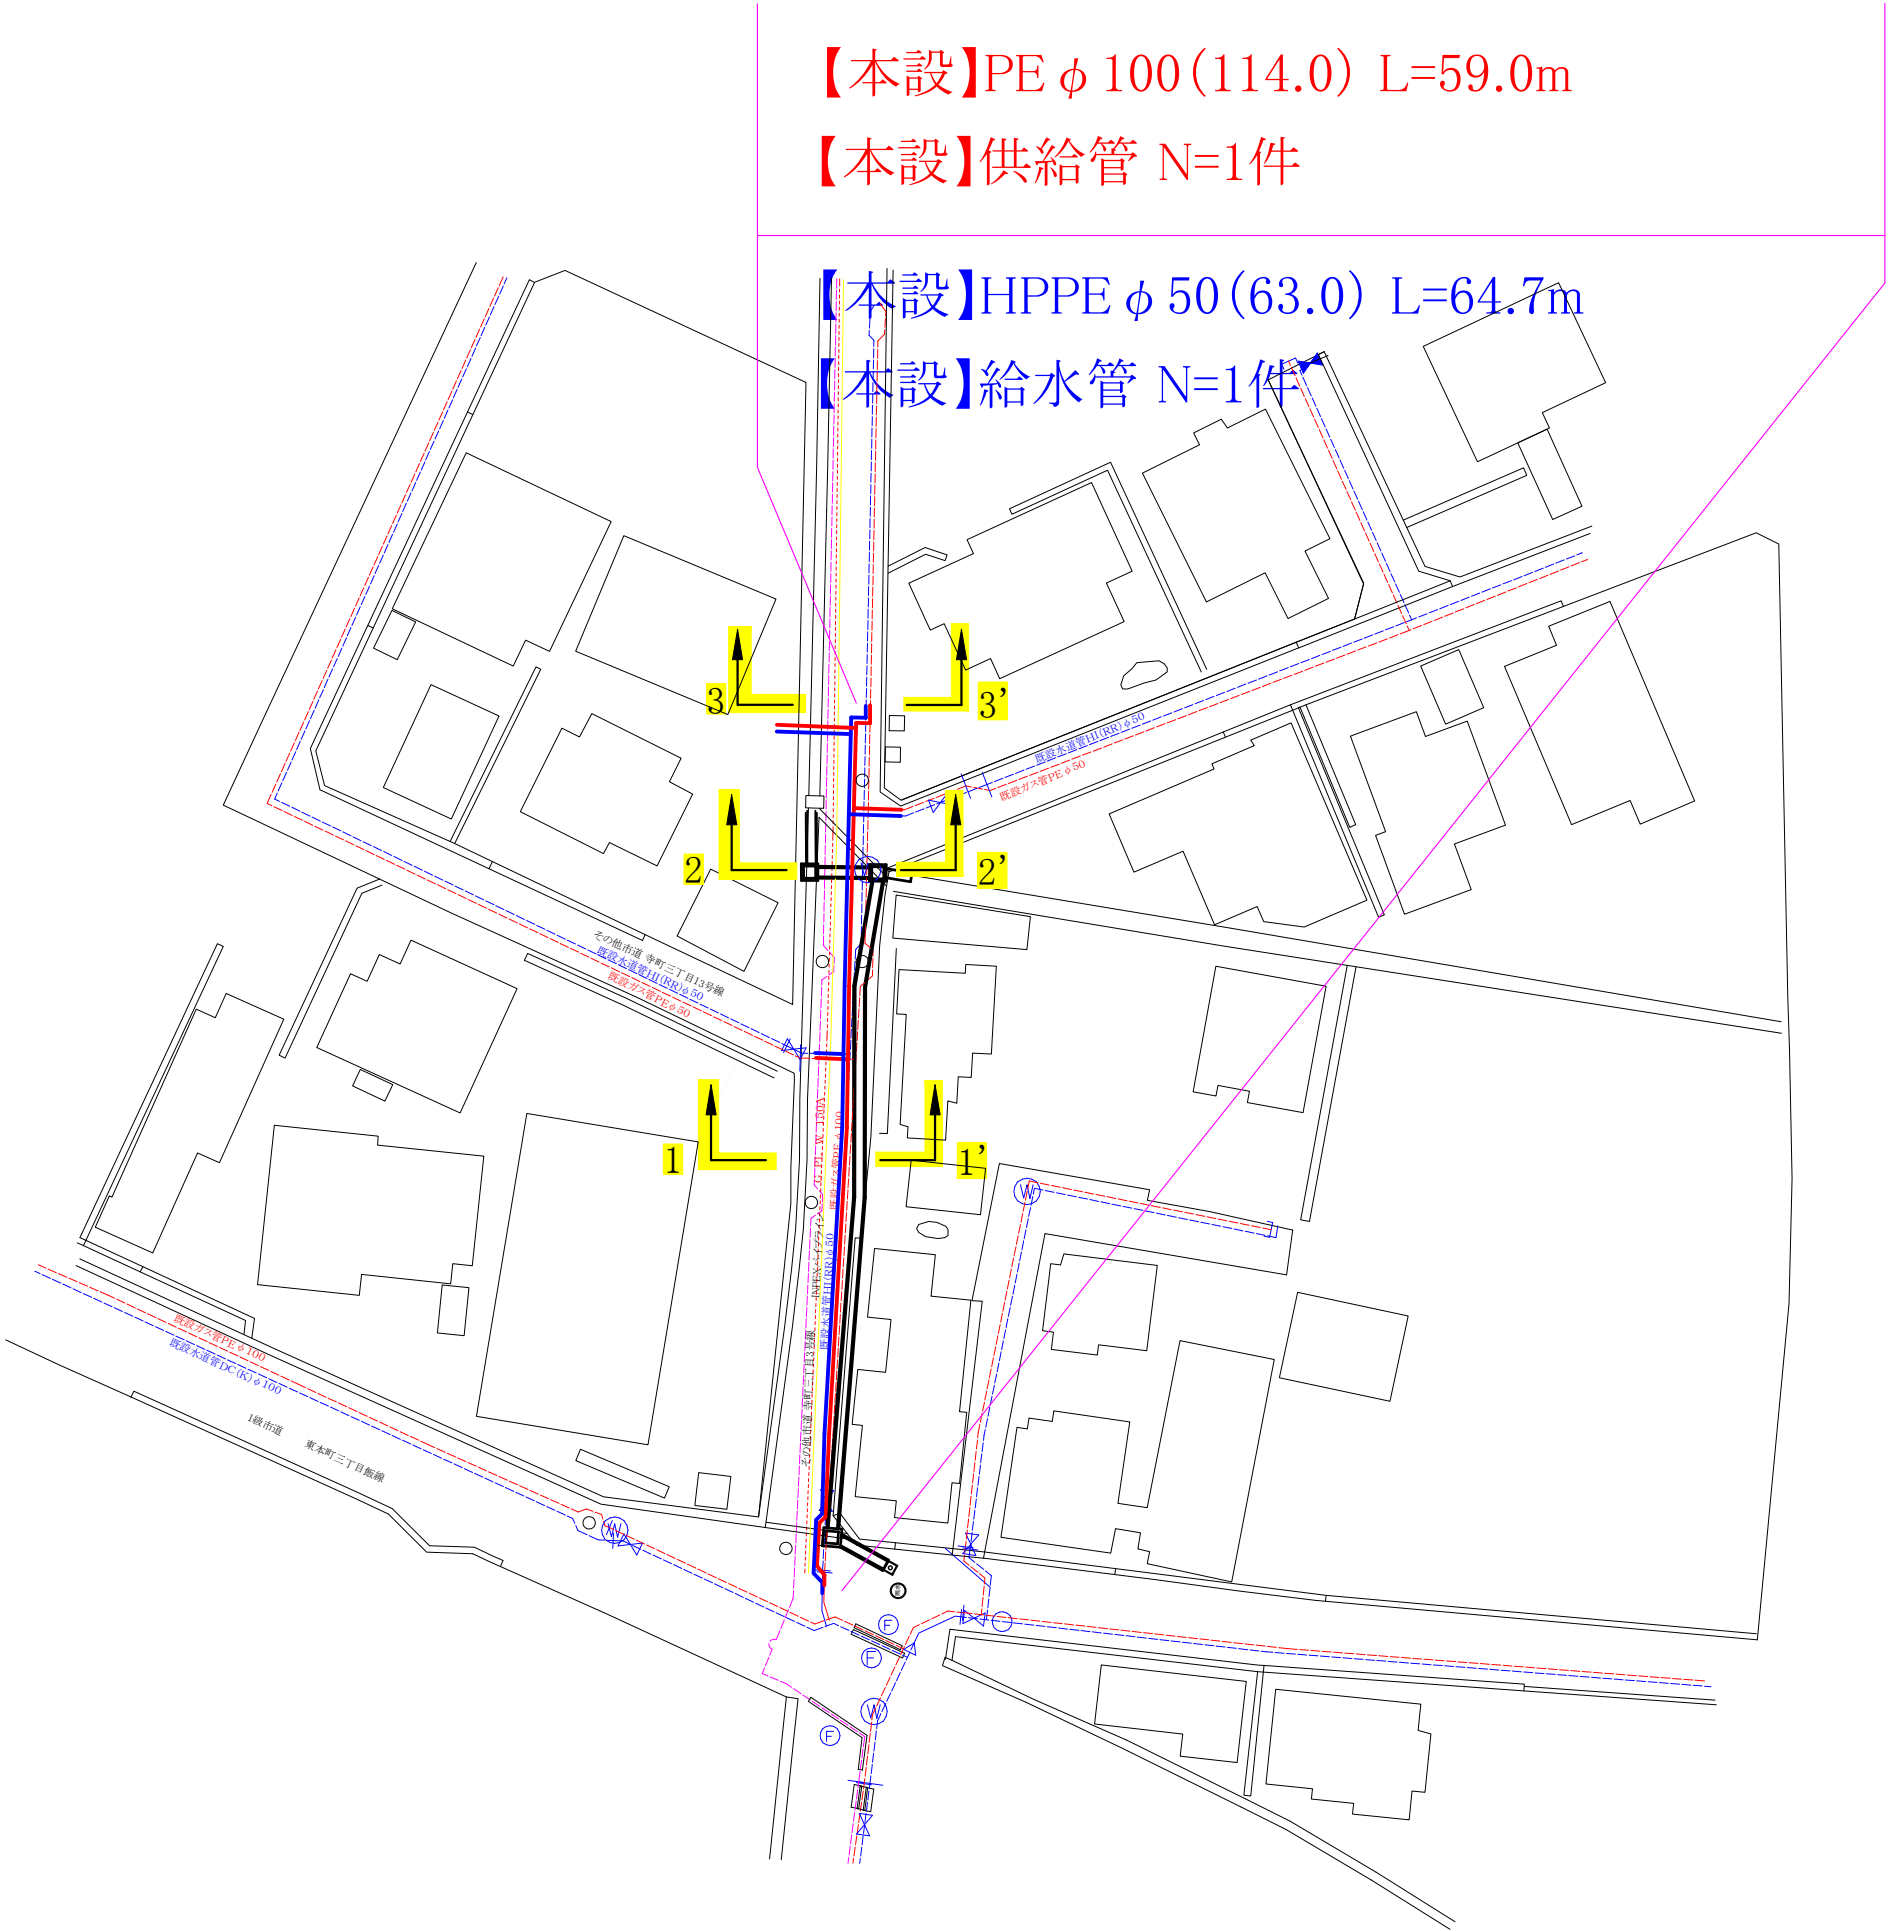


コメント				
路線・河川	その他市道 寺町三丁目3号線			
工事場所 及び 工事名	上越市 寺町3丁目 地内			
	ガス水道管入替工事			
図面名	【仮設】【本設】平面図			
縮尺	図示	図面番号	4-1	
課長	副課長	係長	検査	設計
上越市ガス水道局				

横断図 S=1:50


1 - 1'

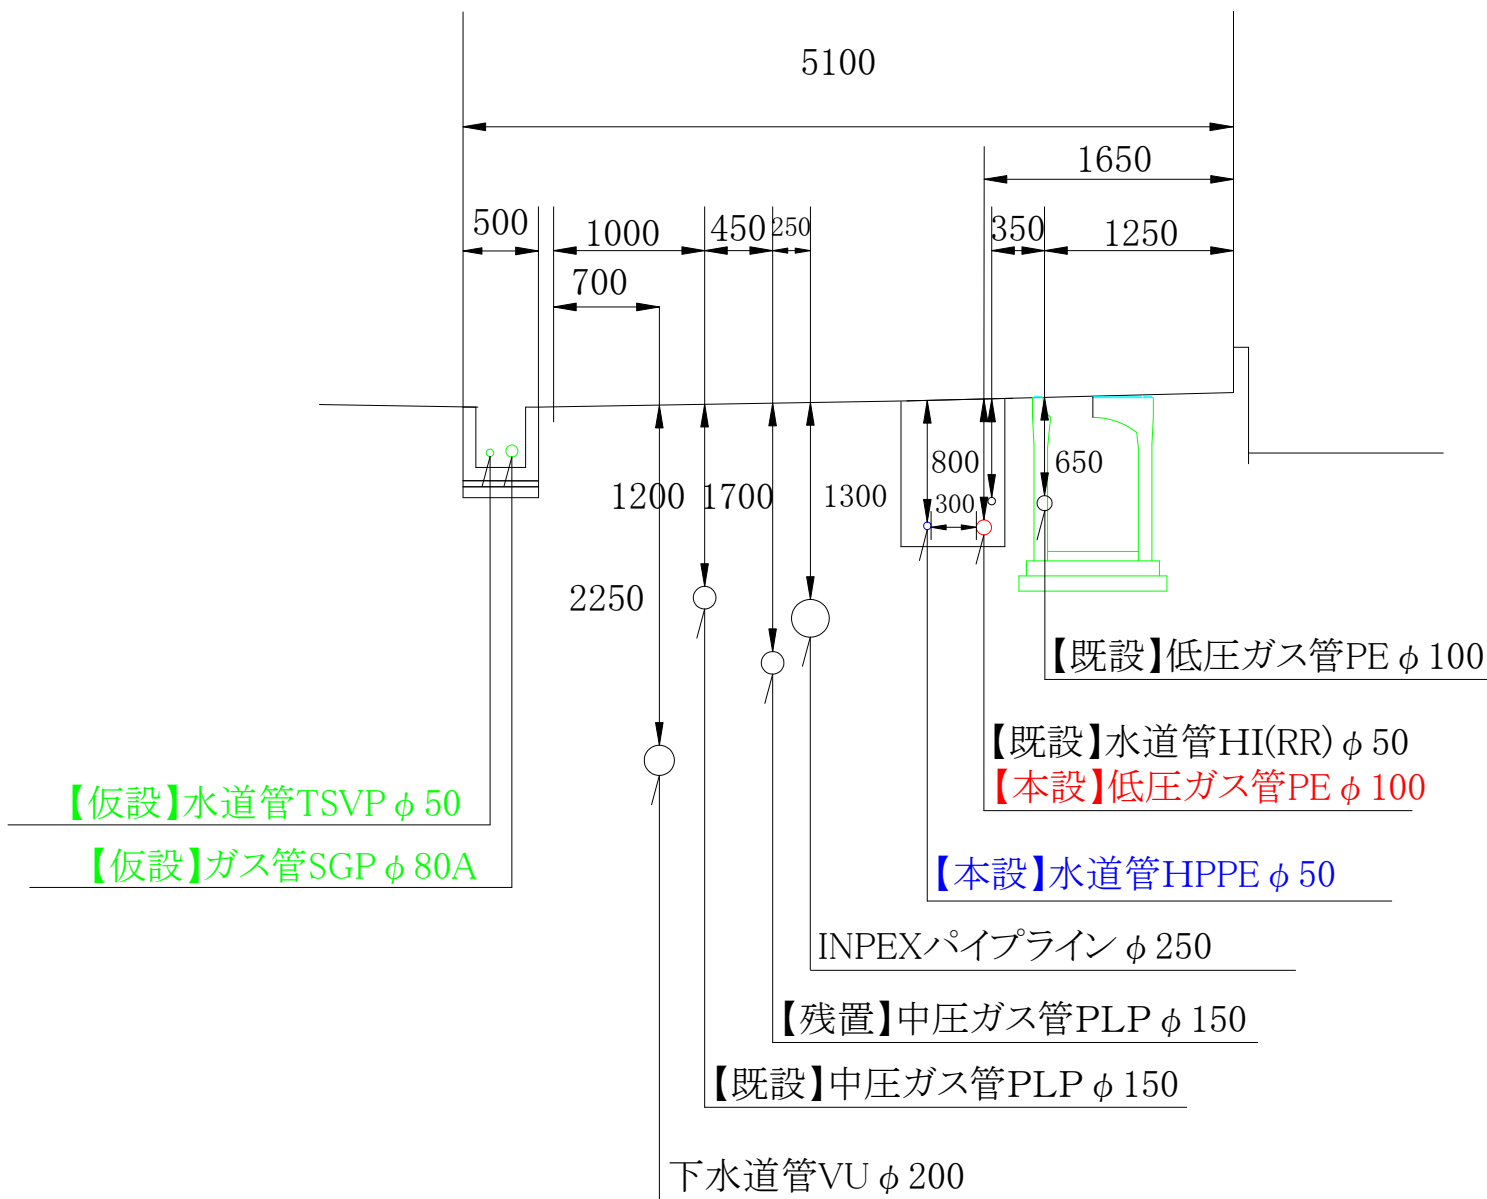

2 - 2'

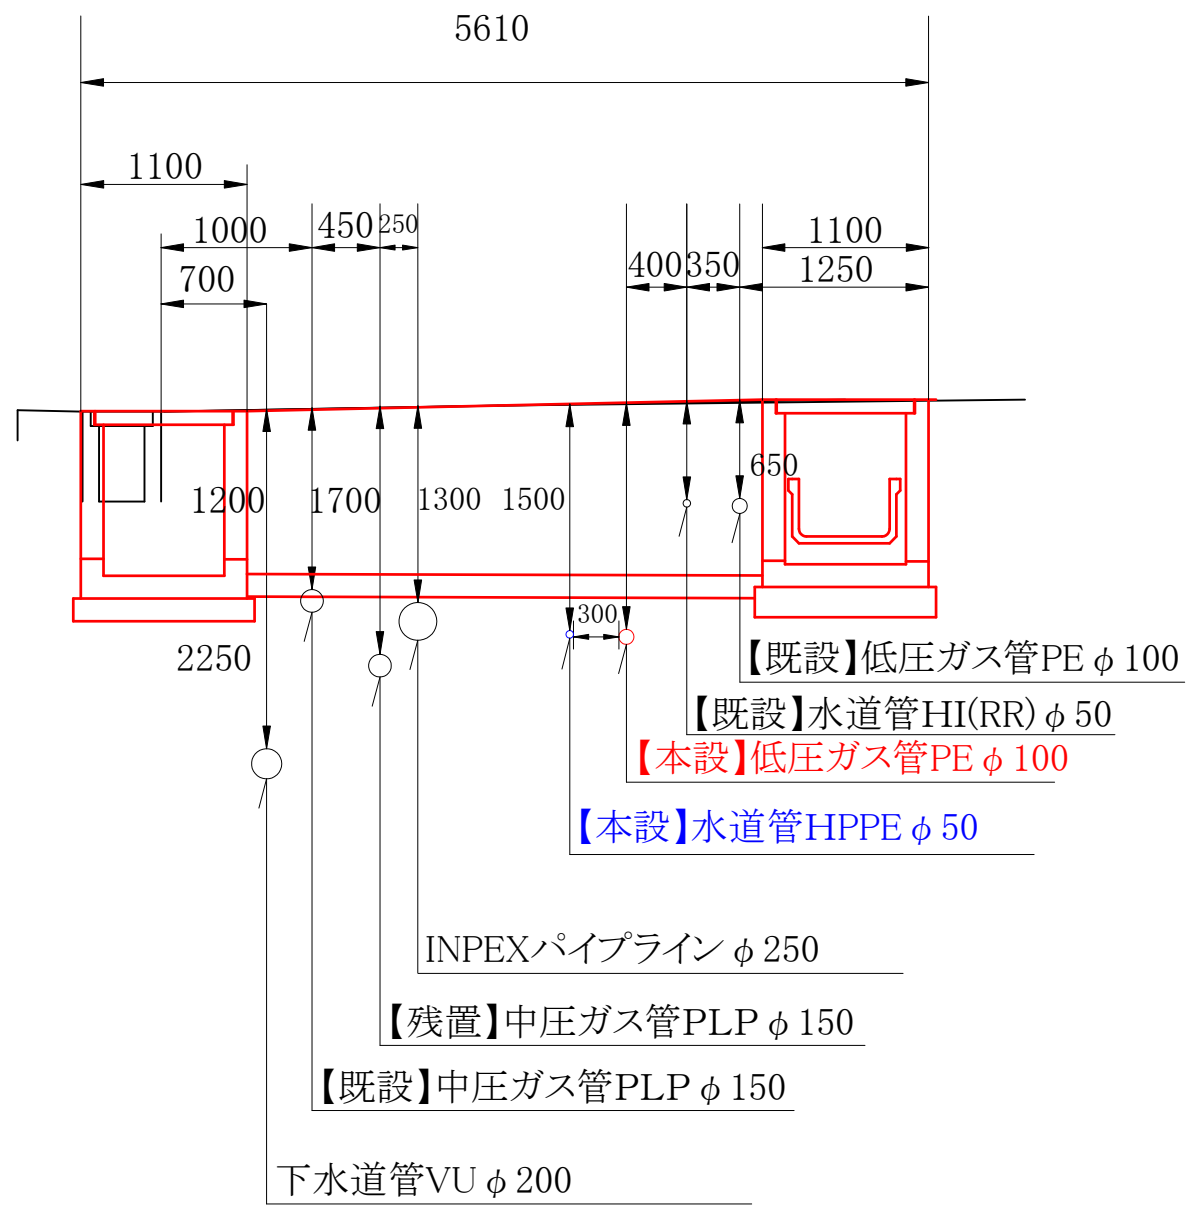


3 - 3'

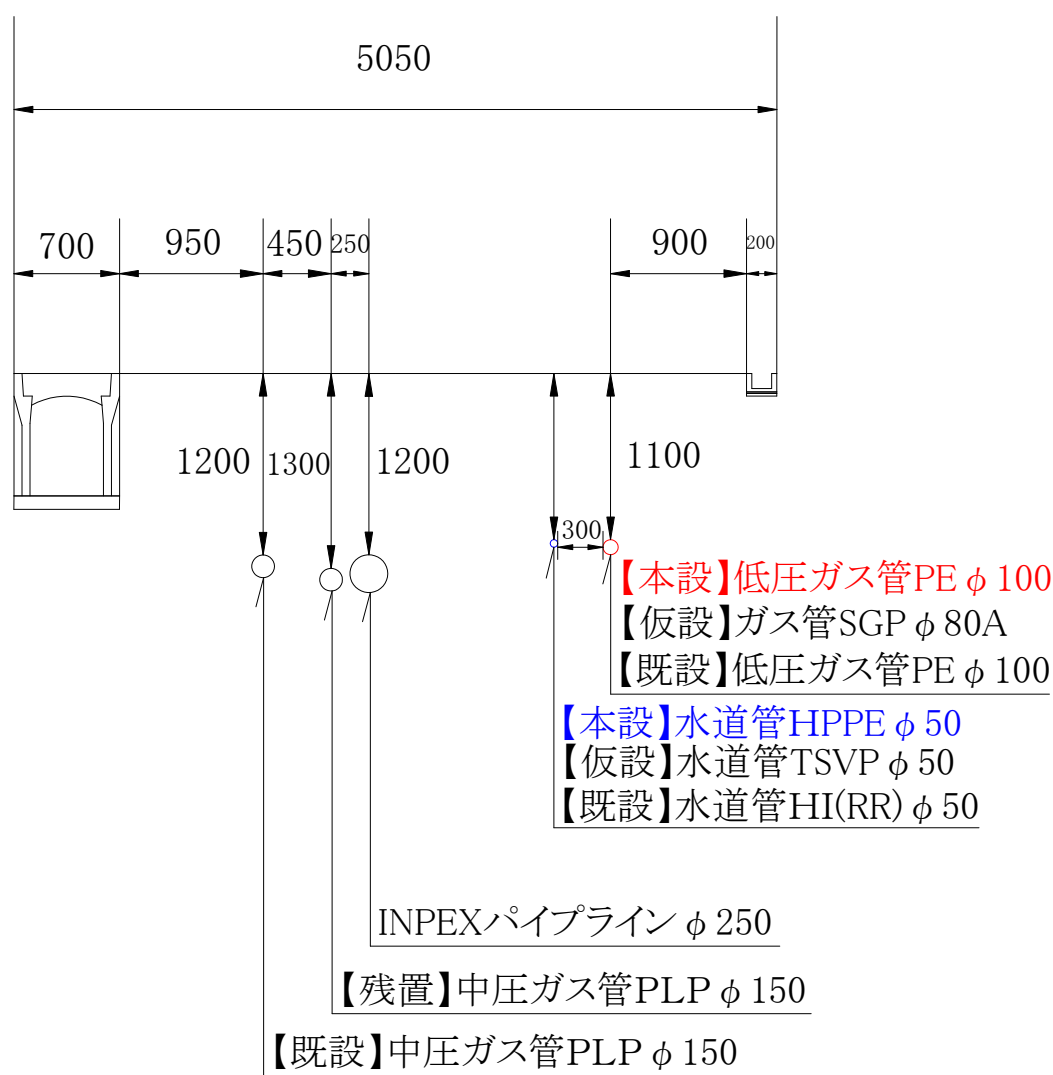

コメント				
路線・河川	その他市道 寺町三丁目3号線			
工事場所 及び 工事名	上越市 寺町3丁目 地内			
	ガス水道管入替工事			
図面名	横断図			
縮尺	図示		図面番号	4-2
	課長	副課長	係長	検査 設計
上越市ガス水道局				


【仮設】ガス配管詳細図 S=FREE

【仮設】水道配管詳細図 S=FREE

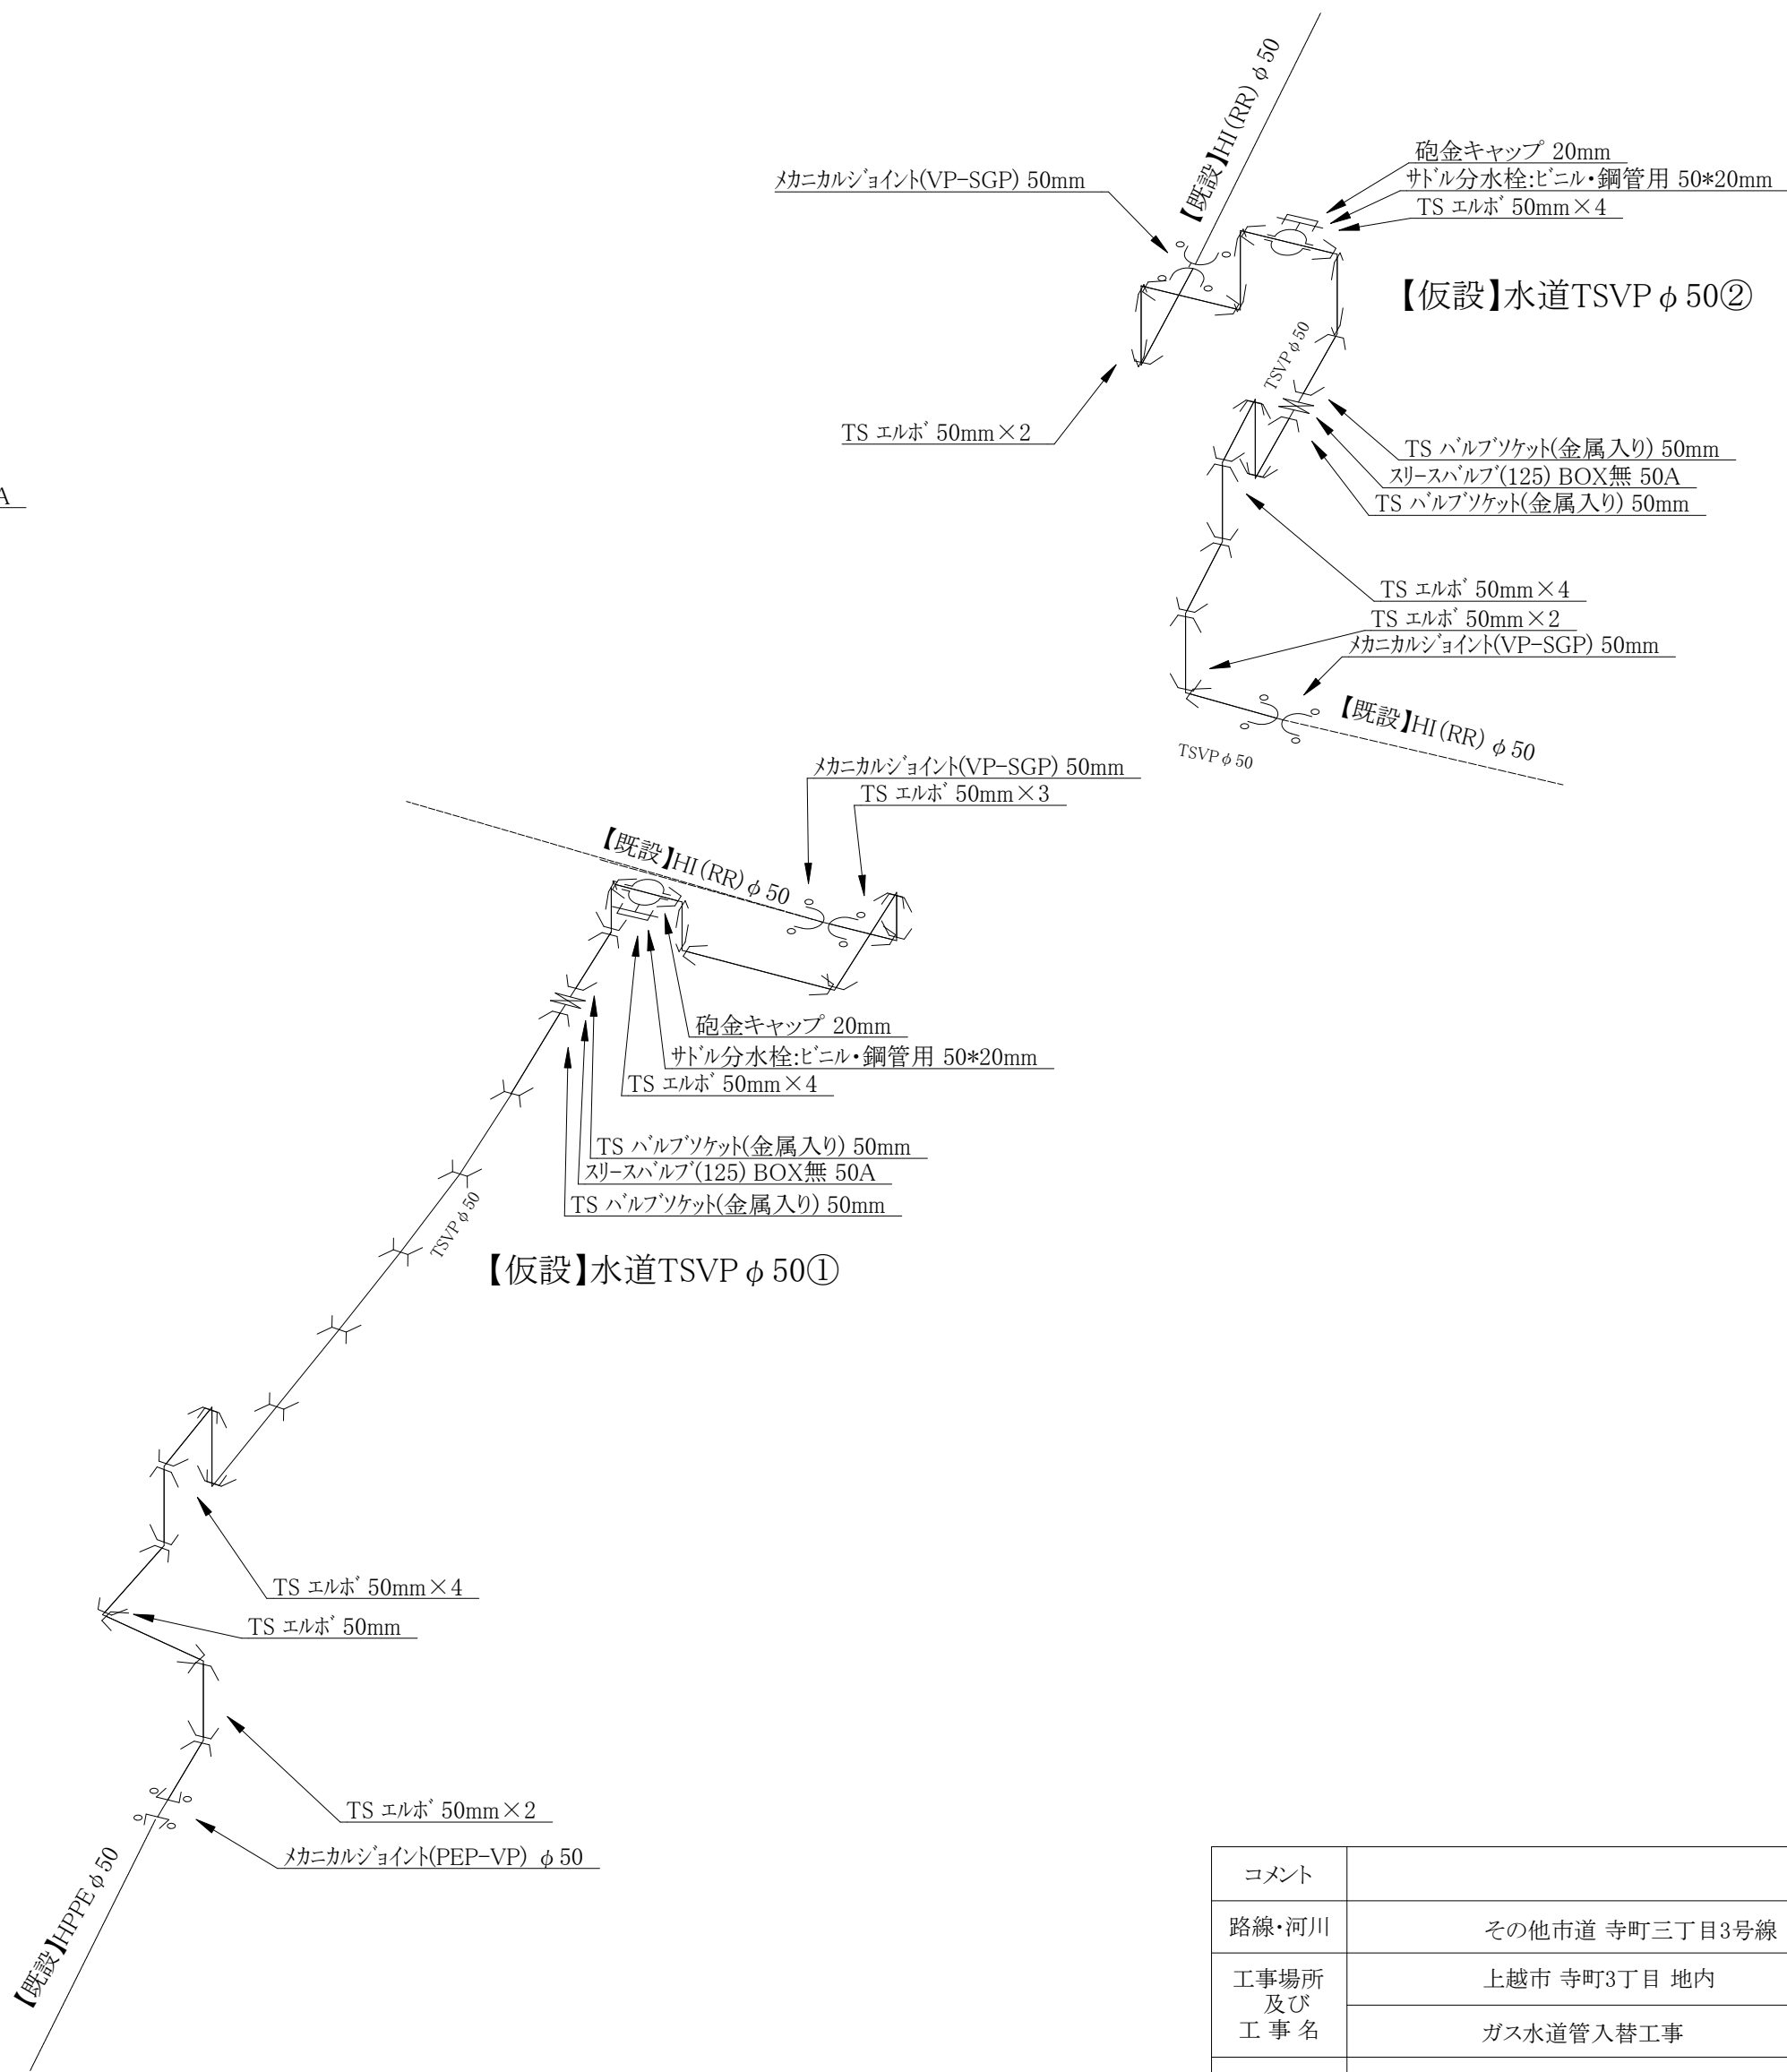


コメント				
路線・河川	その他市道 寺町三丁目3号線			
工事場所 及び 工事名	上越市 寺町3丁目 地内			
	ガス水道管入替工事			
図面名	【仮設】ガス水道配管詳細図			
縮尺	図示	図面番号	4-3	
課長	副課長	係長	検査	設計
上越市ガス水道局				

【本設】ガス配管詳細図 S=FREE

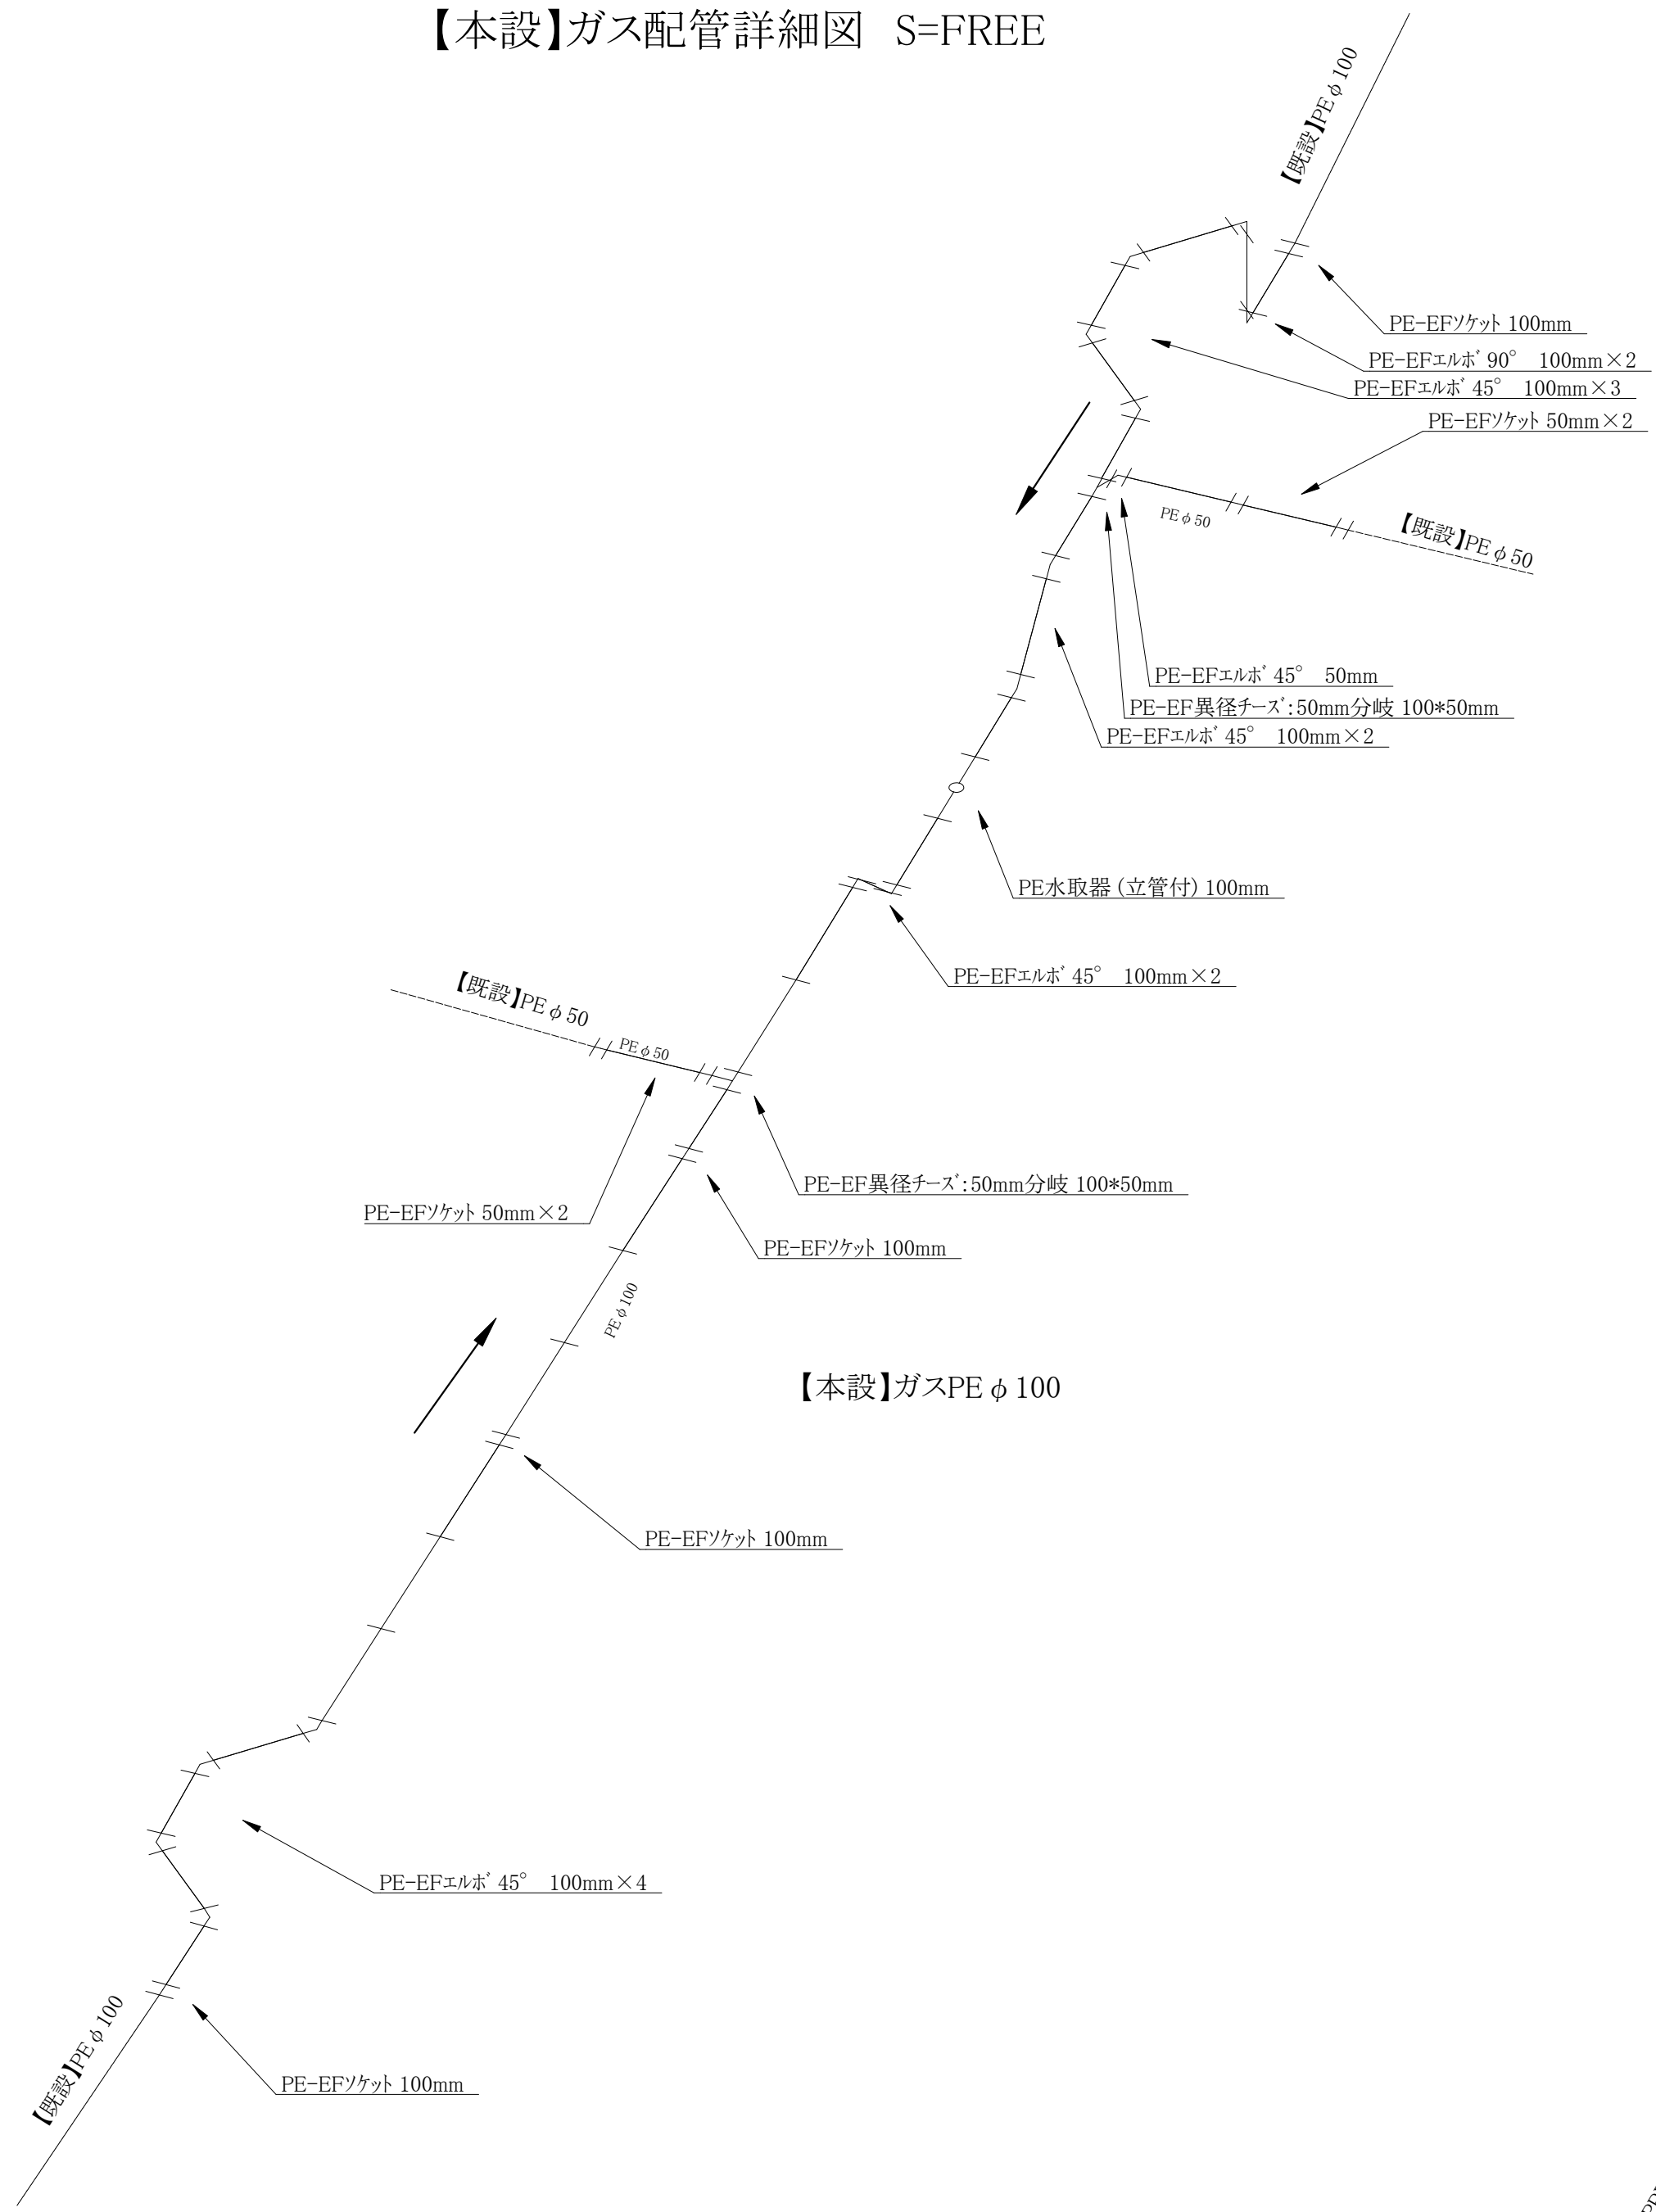


【本設】水道配管詳細図 S=FREE

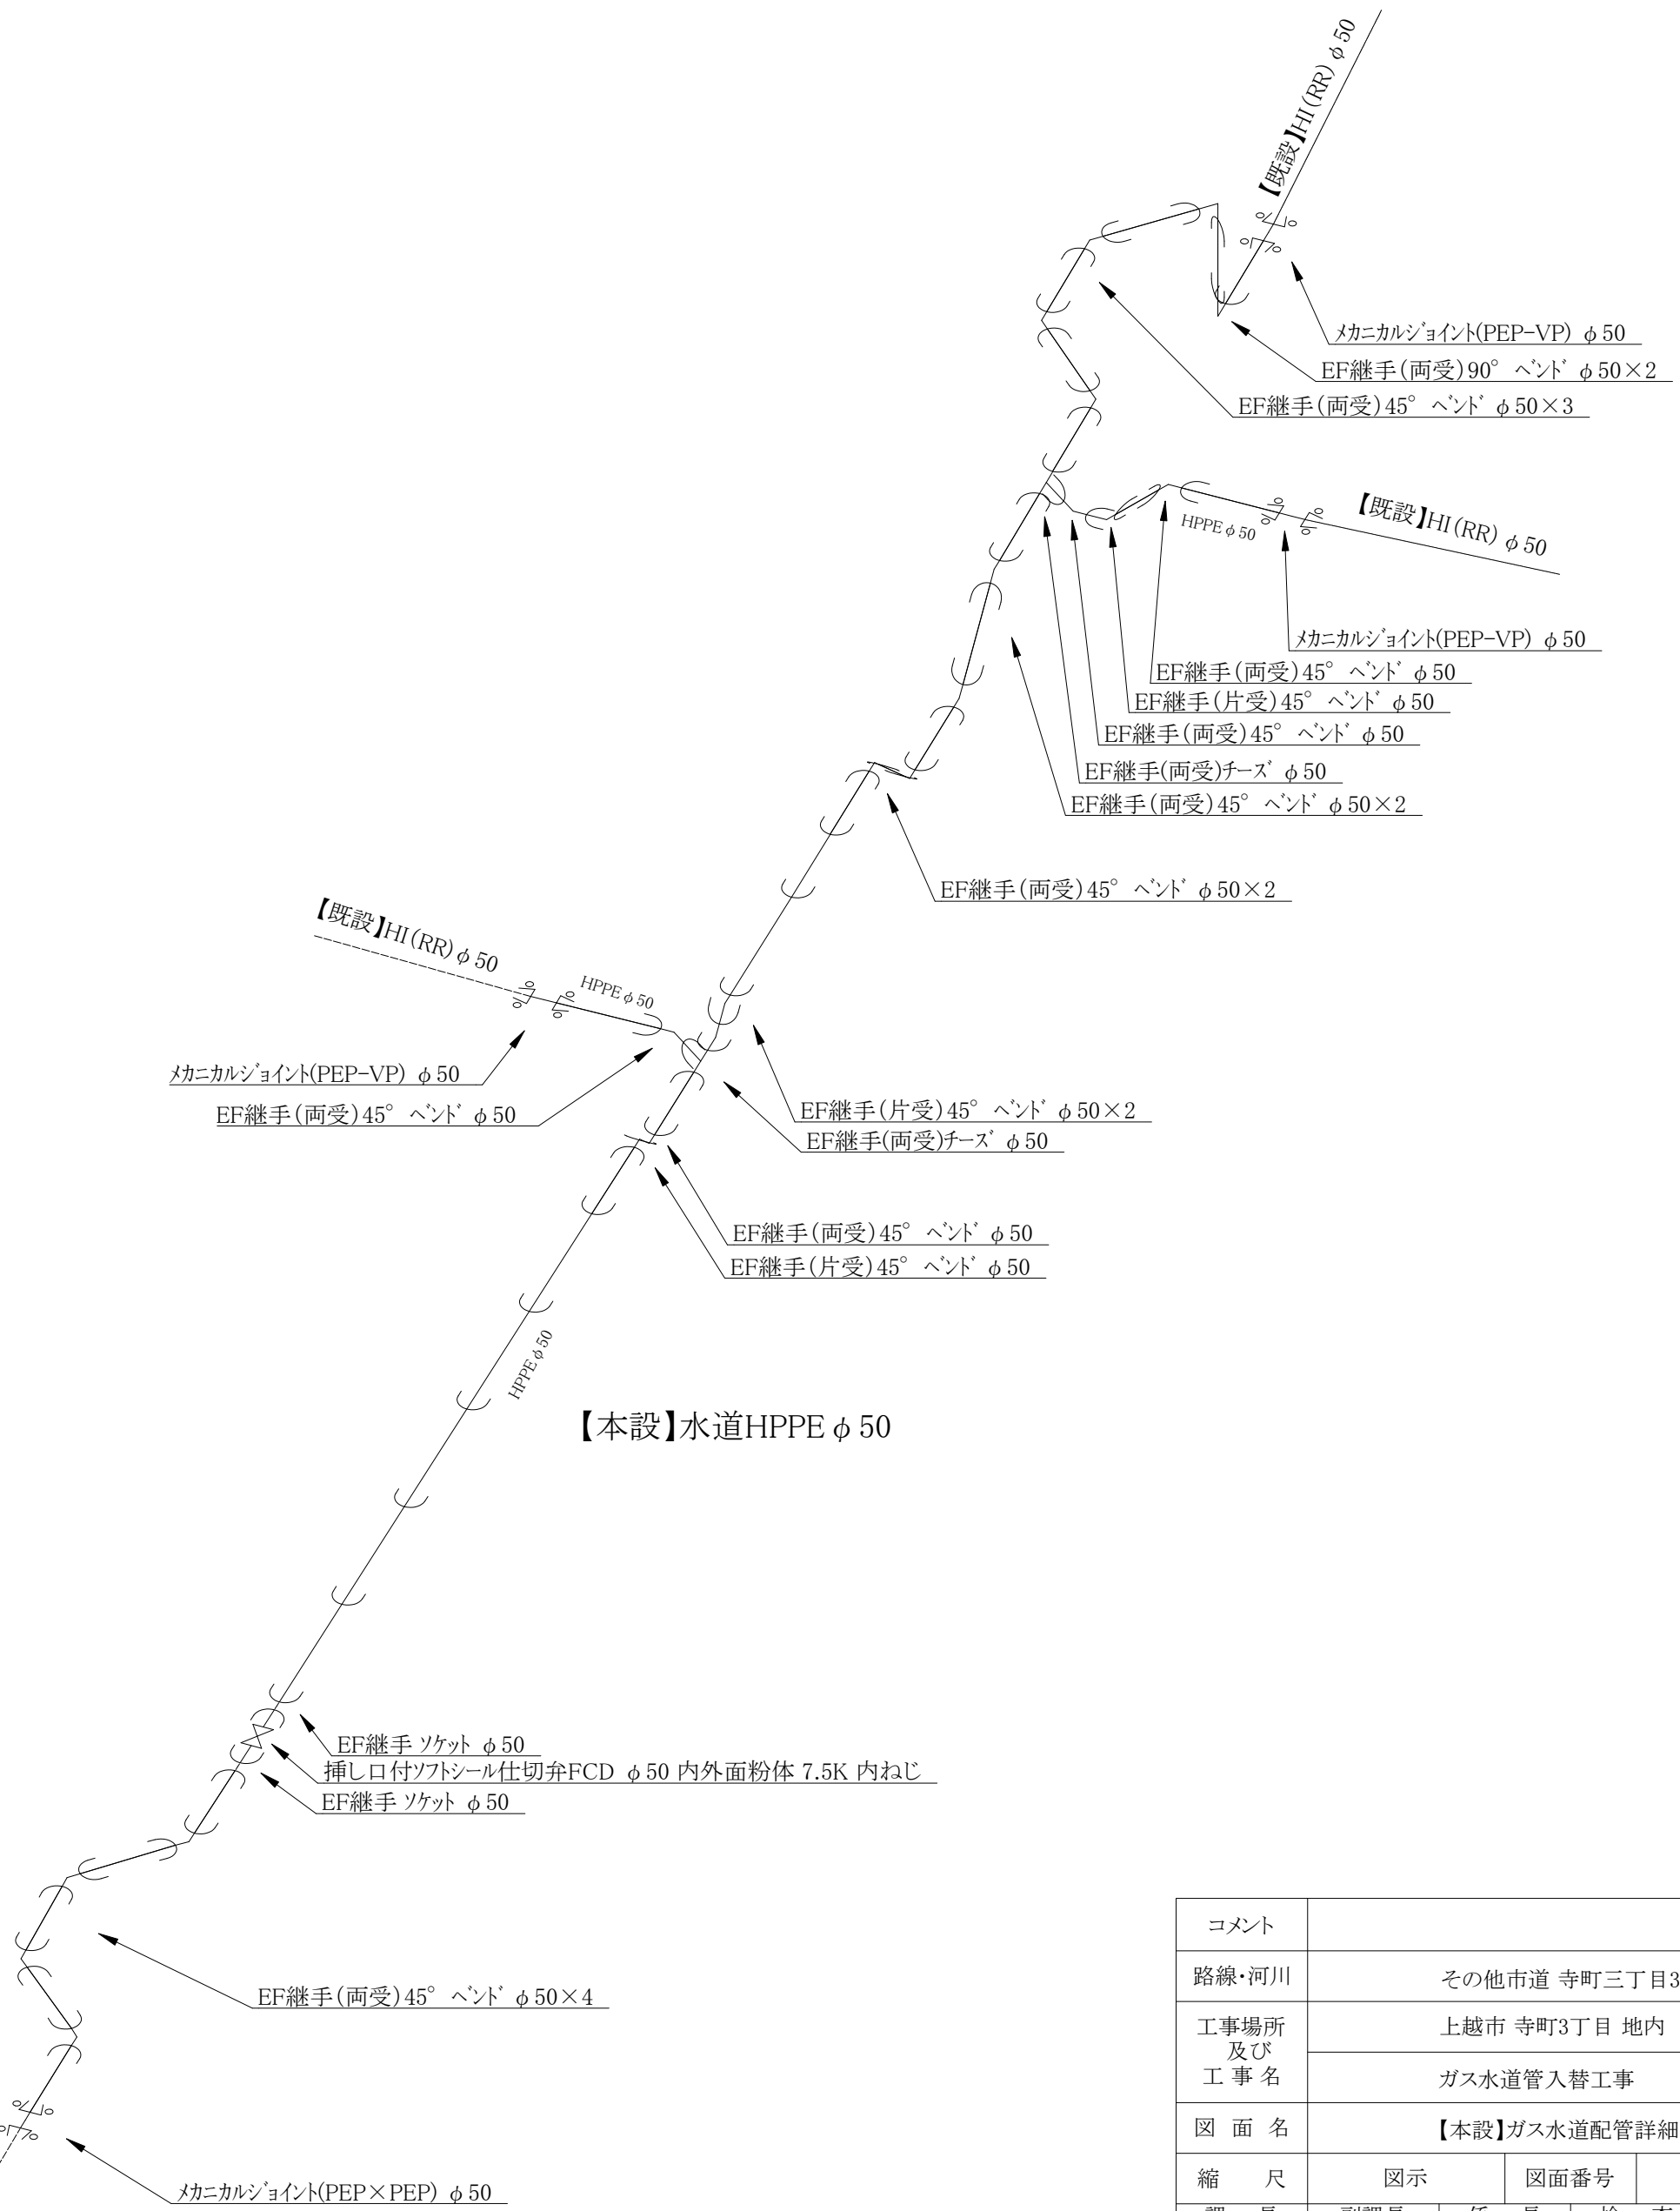

コメント				
路線・河川	その他市道 寺町三丁目3号線			
工事場所 及び 工事名	上越市 寺町3丁目 地内			
	ガス水道管入替工事			
図面名	【本設】ガス水道配管詳細図			
縮尺	図示	図面番号	4-4	
課長	副課長	係長	検査	設計
上越市ガス水道局				

舗装本復旧平面図

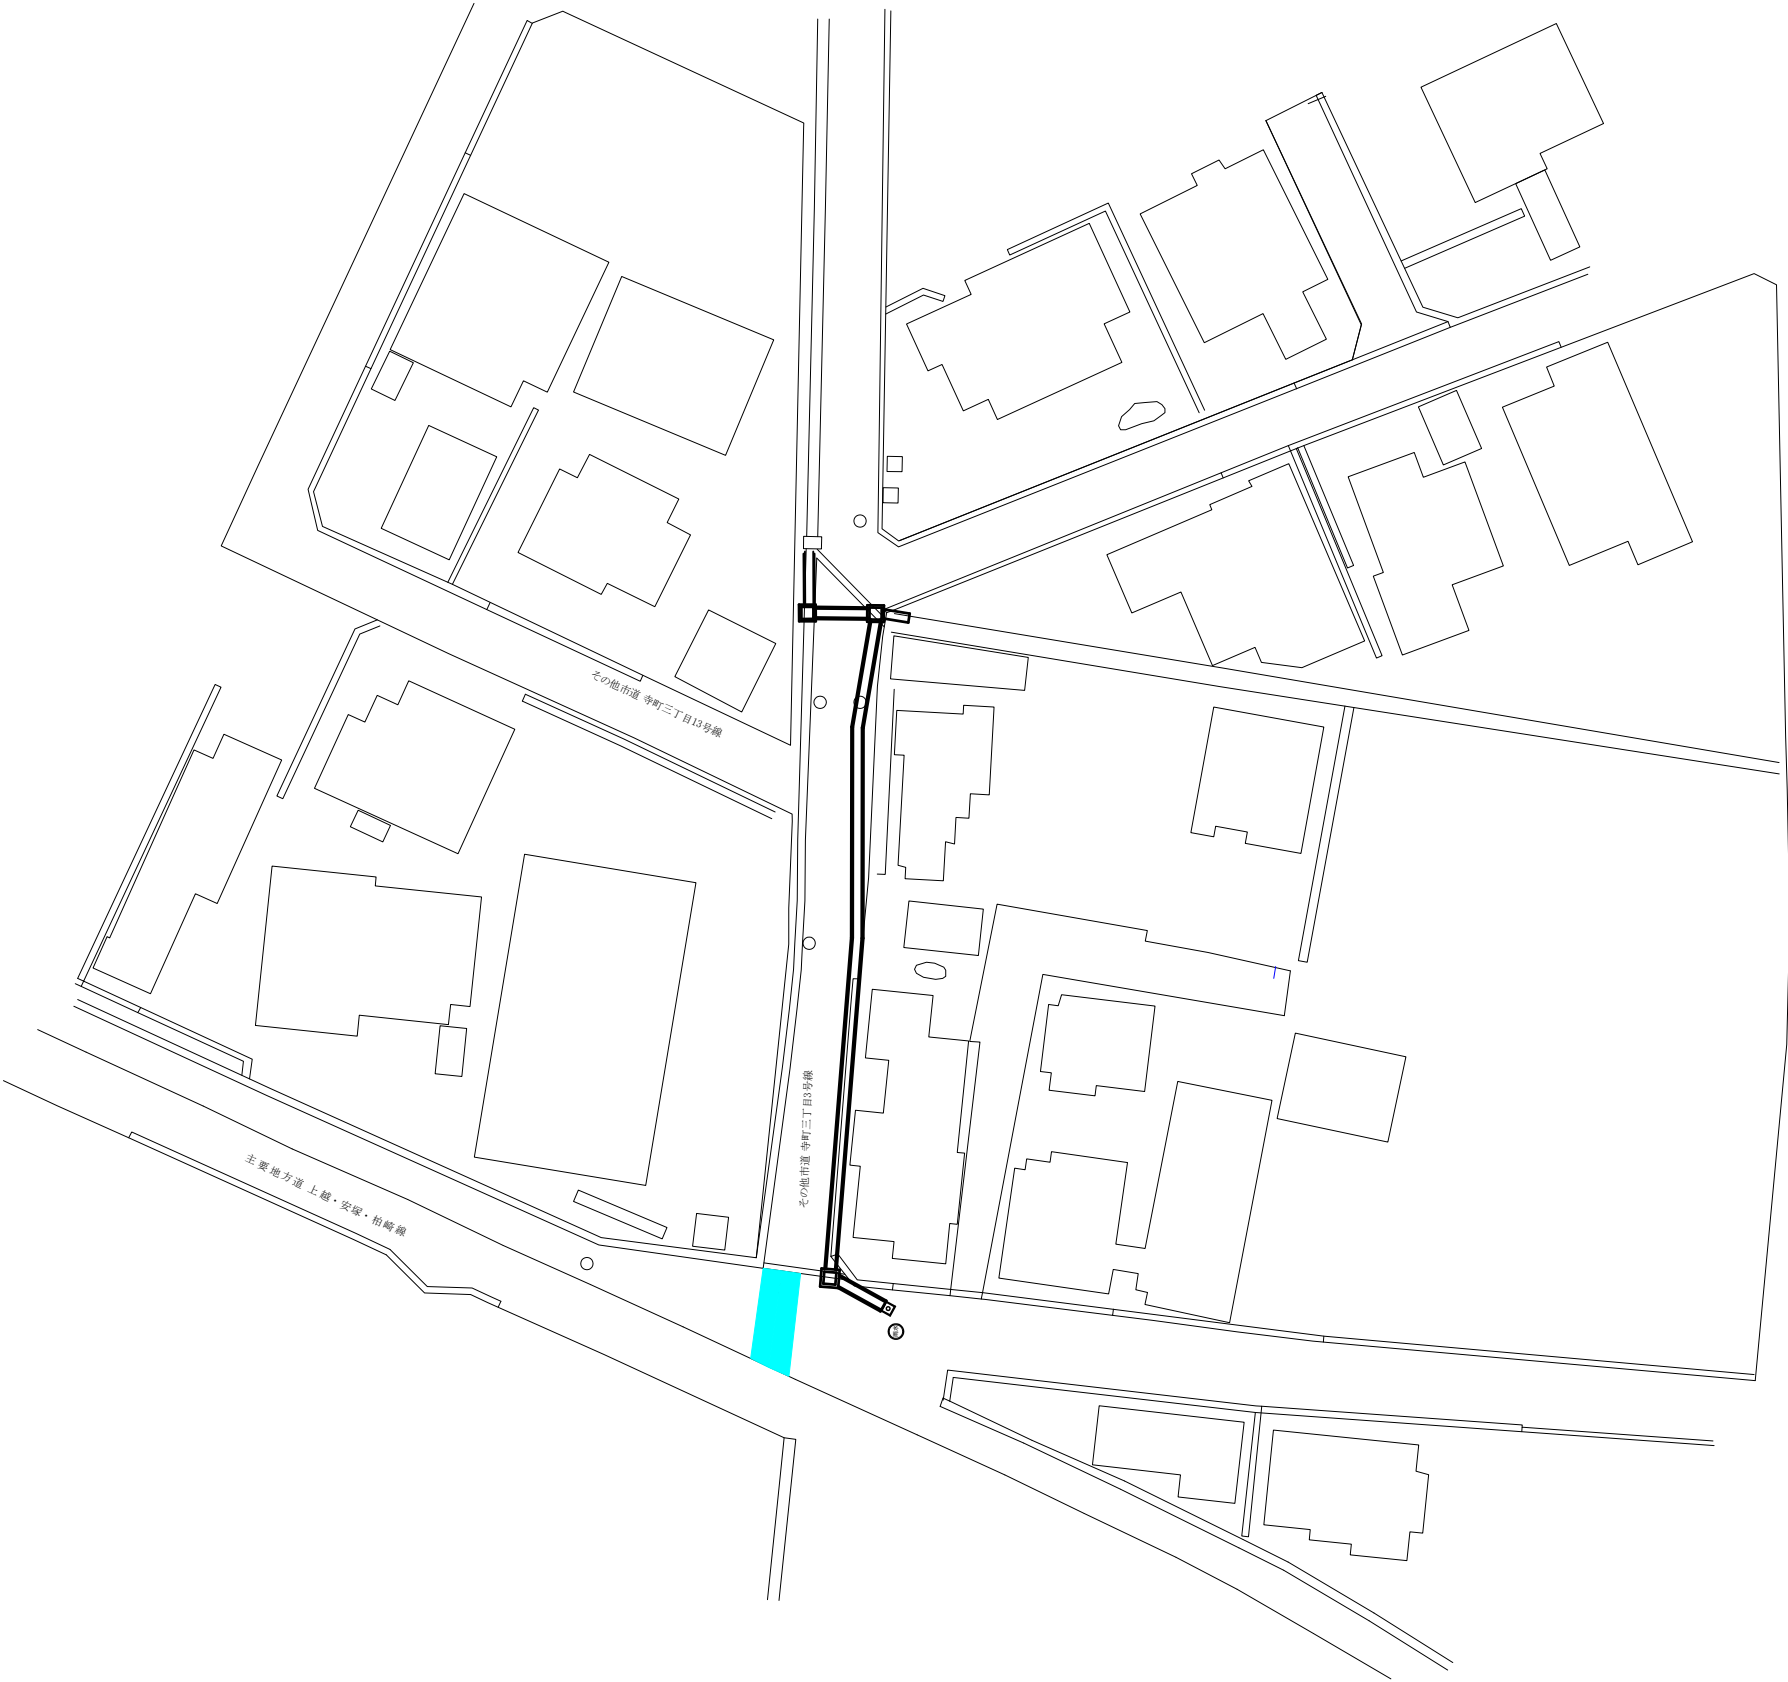

舗装版切断 10m(G:5m W:5m)
舗装本復旧 (As) A=20m²(G:10m² W:10m²)
区画線 2m(G:1m W:1m)

既設管撤去平面図



- 【撤去】PE φ 100 (114.0) L=59.0m (SGP80A①:1.0m SGP80A②:1.0m PE φ 100:57.0m)
【撤去】PE φ 50 (60.0) L=5.0m (SGP80A①:1.0m SGP80A②:1.0m PE φ 100:3.0m)
【撤去】HPPE φ 50 (63.0) L=2.0m (TSVP φ 50①:1.0m HPPE φ 50:1.0m)
【撤去】HI(RR) φ 50 (60.0) L=62.7m (TSVP φ 50①:1.0m TSVP φ 50②:2.0m HPPE φ 50:59.7m)