





[本設]平面図 S=1/500

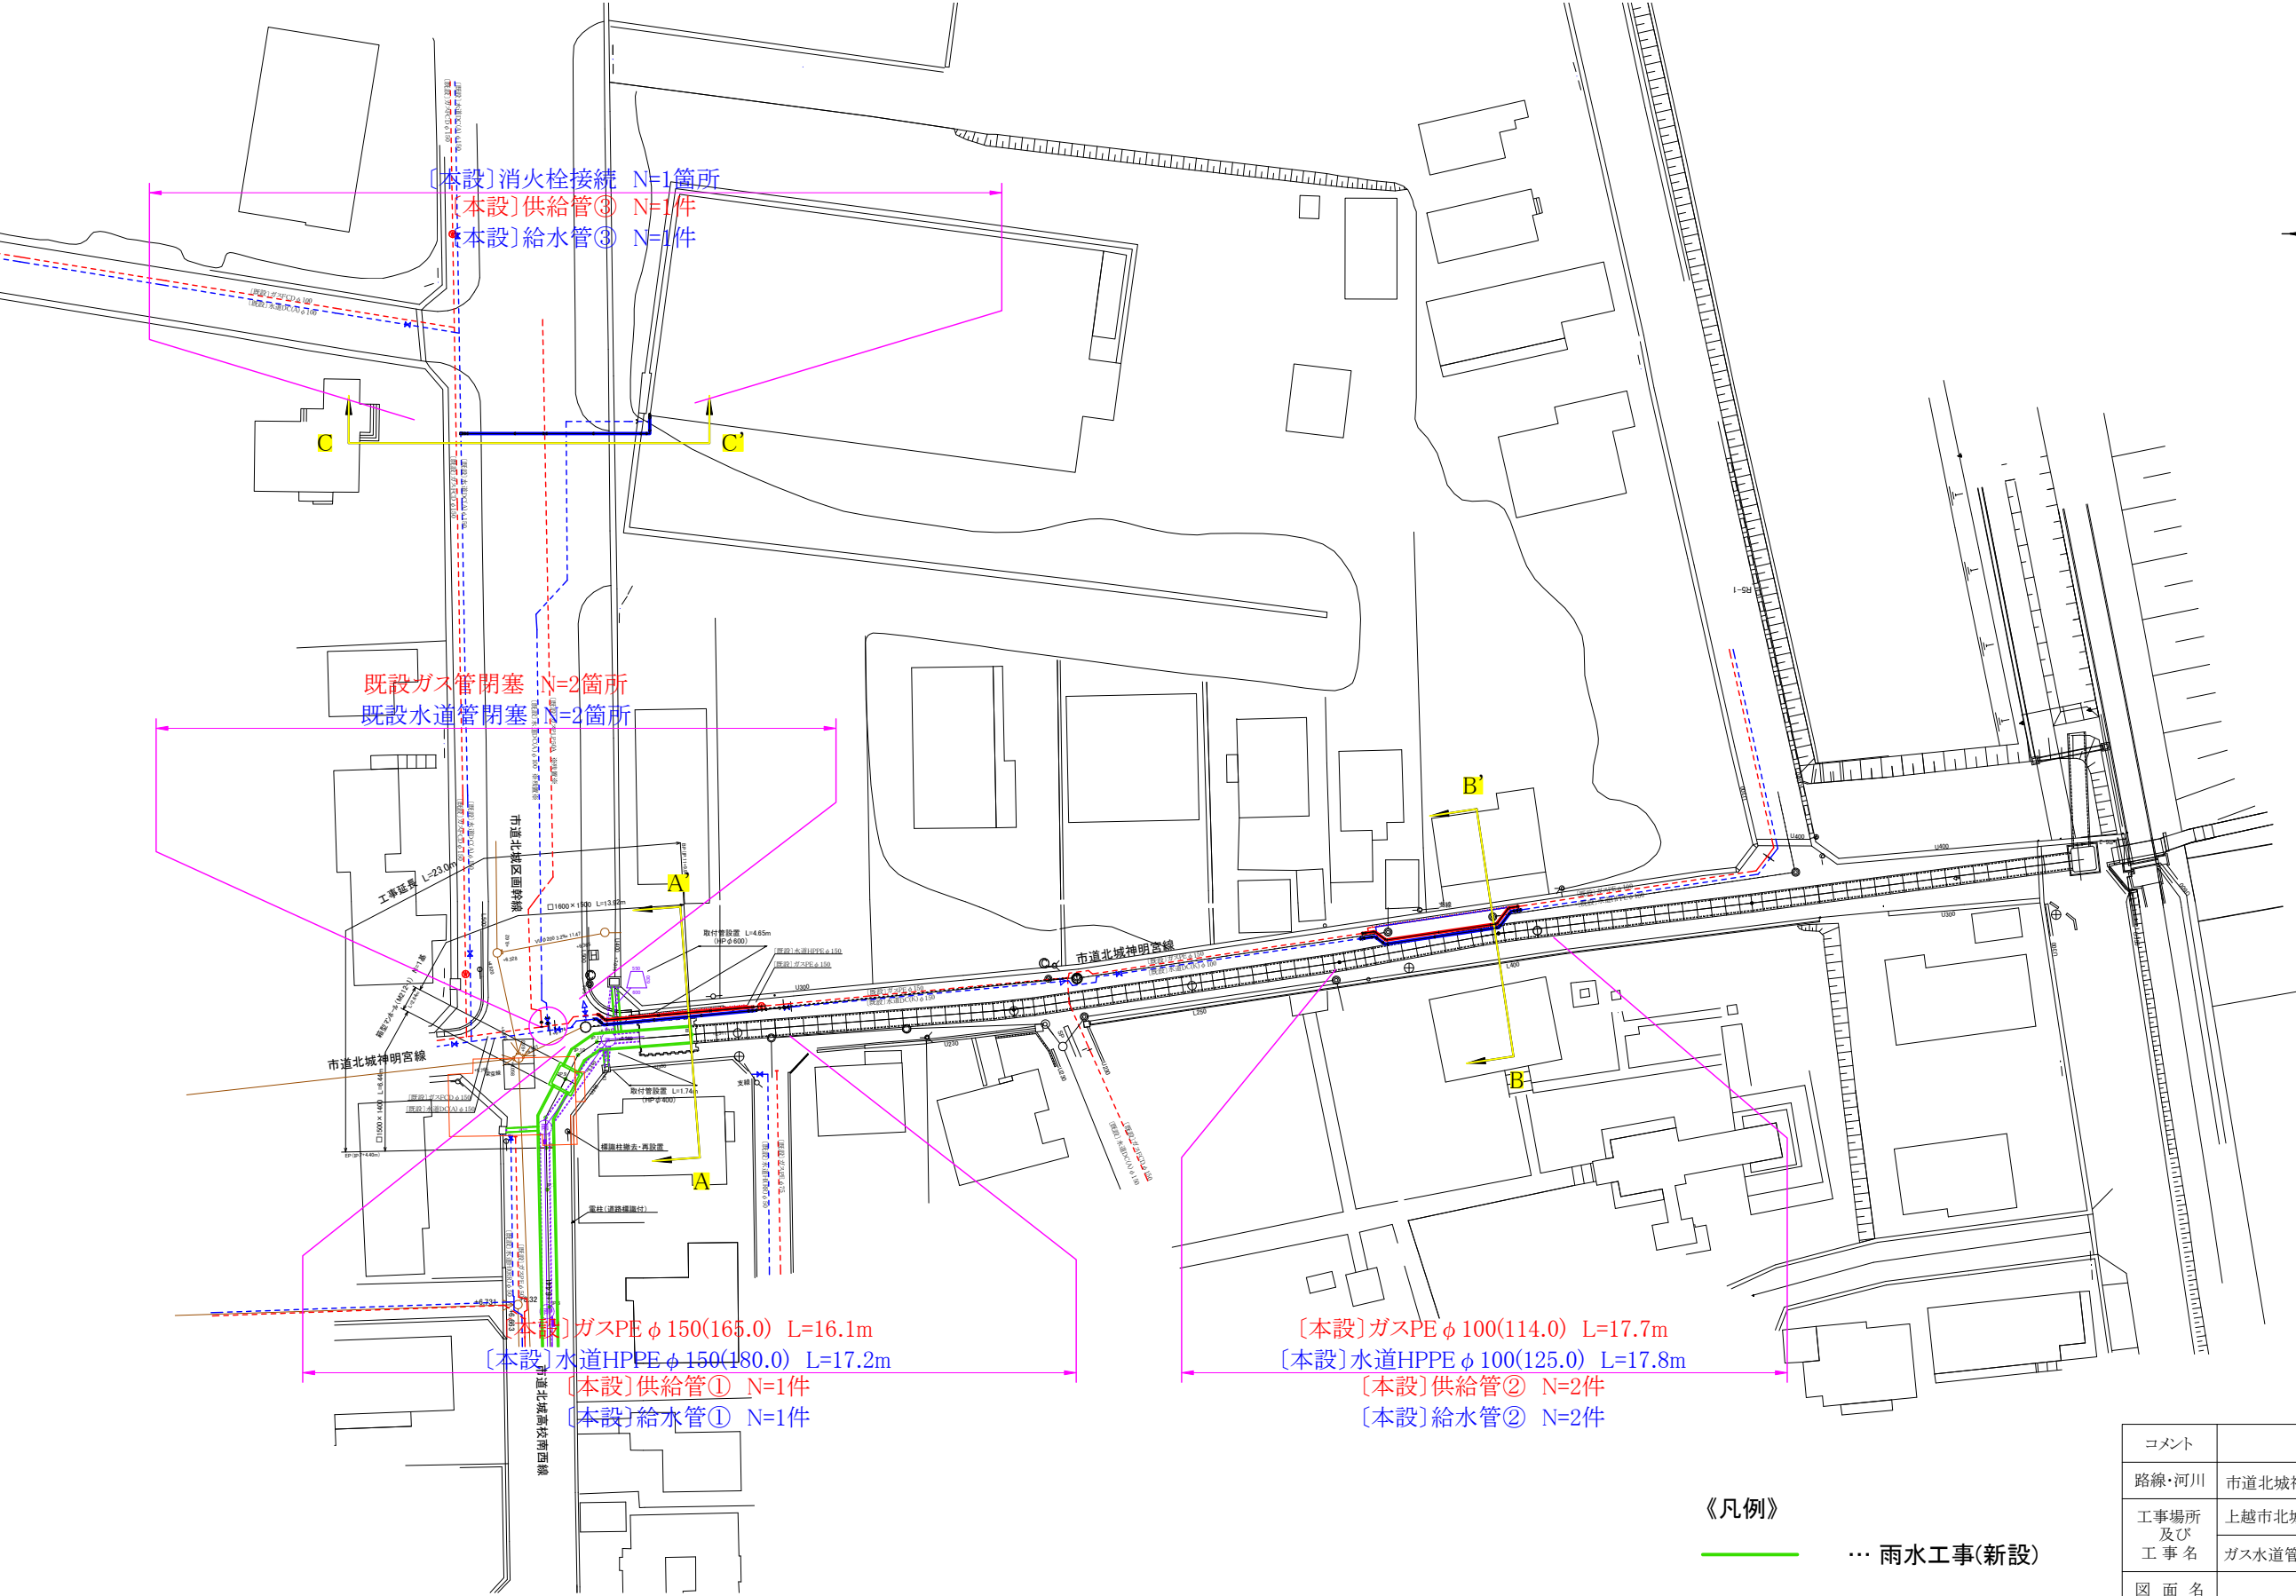

- 《凡例》
- 雨水工事(新設)
  - 雨水工事(撤去)

コメント				
路線・河川	市道北城神明宮線			
工事場所及び工事名	上越市北城町1丁目地内 ガス水道管入替工事			
図面名	[本設]平面図			
縮尺	図示	図面番号	4-1	
課長	副課長	係長	検査	設計
上越市ガス水道局				


横断面図 S=1/100

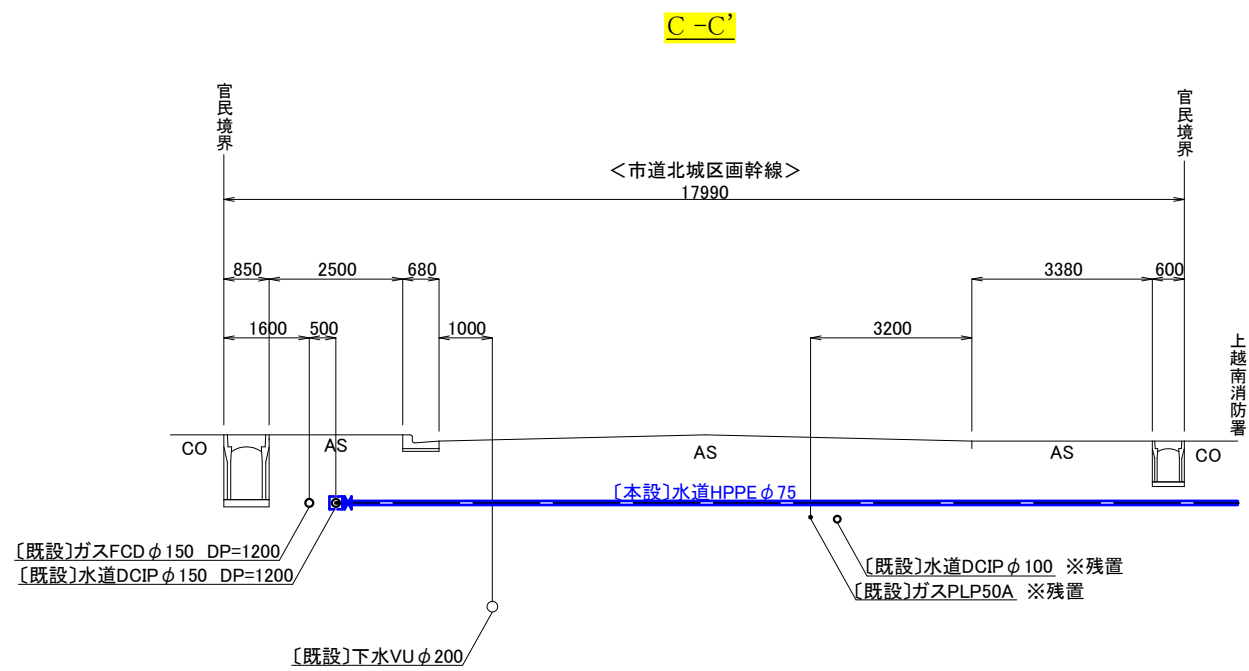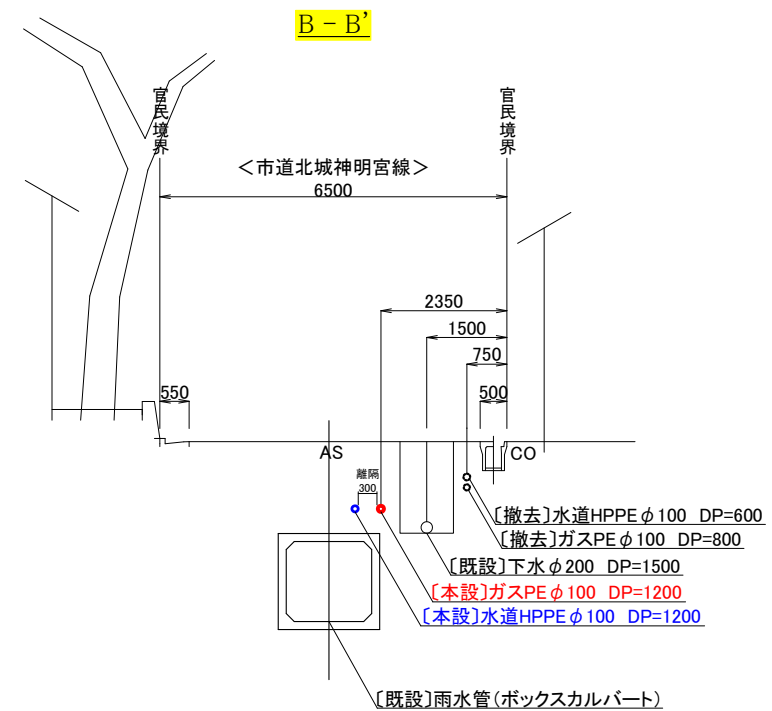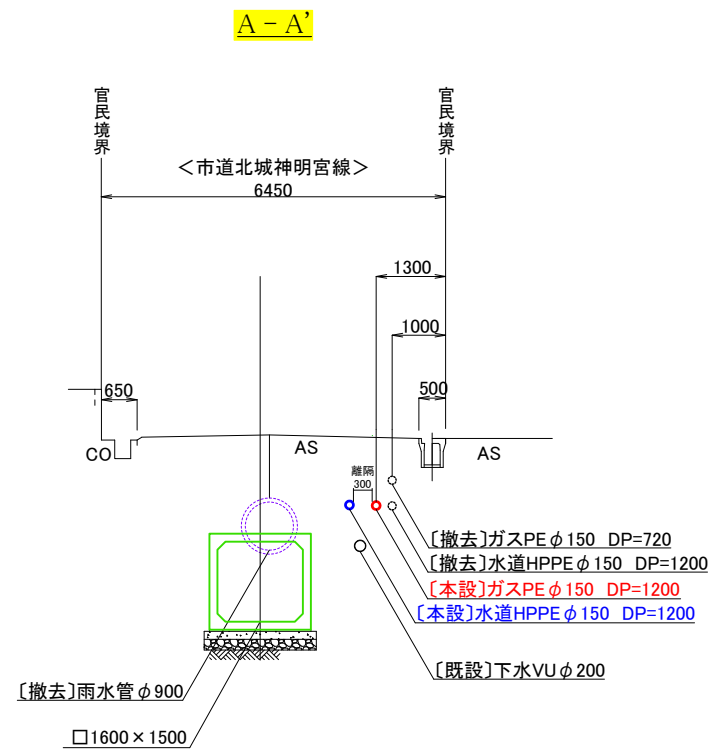


コメント				
路線・河川	市道北城神明宮線			
工事場所 及び 工事名	上越市北城町1丁目地内 ガス水道管入替工事			
図面名	横断面図			
縮尺	図示	図面番号	4-2	
課長	副課長	係長	検査	設計
上越市ガス水道局				

[本設]ガス配管詳細図 S=Free

[本設]ガスPE φ 100工事

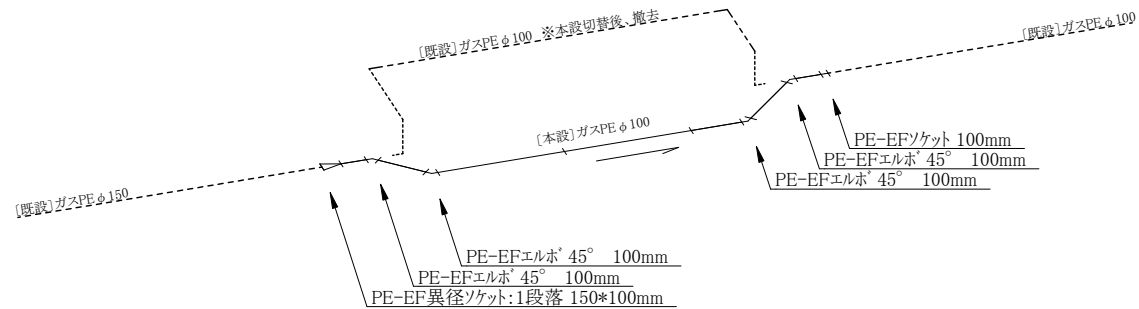

[本設]ガスPE φ 150工事

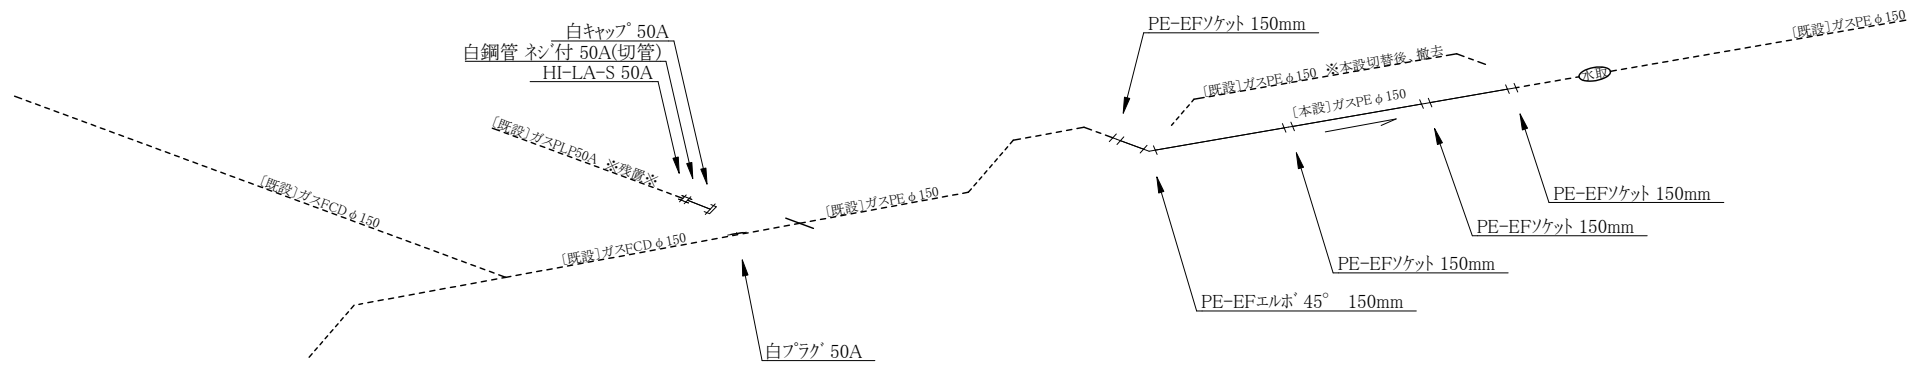


既設ガス管閉塞工事


コメント				
路線・河川	市道北城神明宮線			
工事場所 及び 工事名	上越市北城町1丁目地内			
	ガス水道管入替工事			
図面名	[本設]ガス配管詳細図			
縮尺	図示	図面番号	4-3	
課長	副課長	係長	検査	設計
上越市ガス水道局				

〔本設〕水道配管詳細図 S=Free


〔本設〕水道HPPE φ 100工事

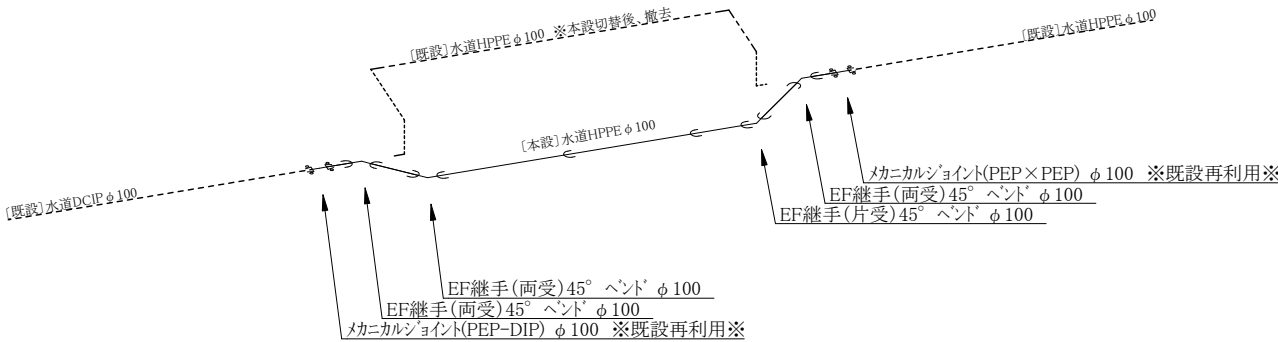

〔本設〕消火栓接続工事

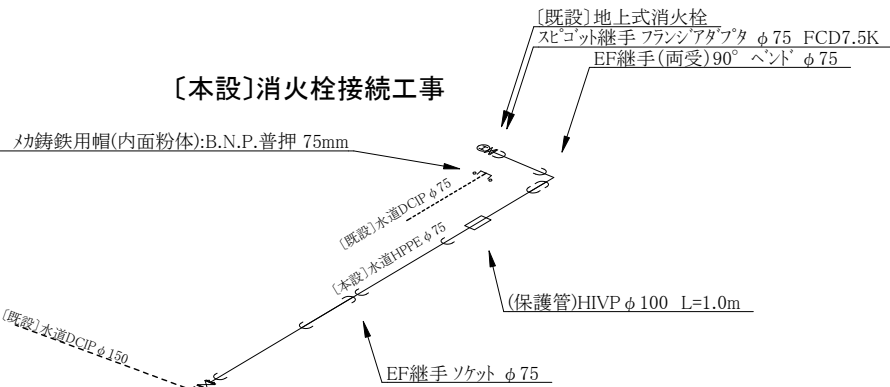


〔本設〕水道HPPE φ 150工事

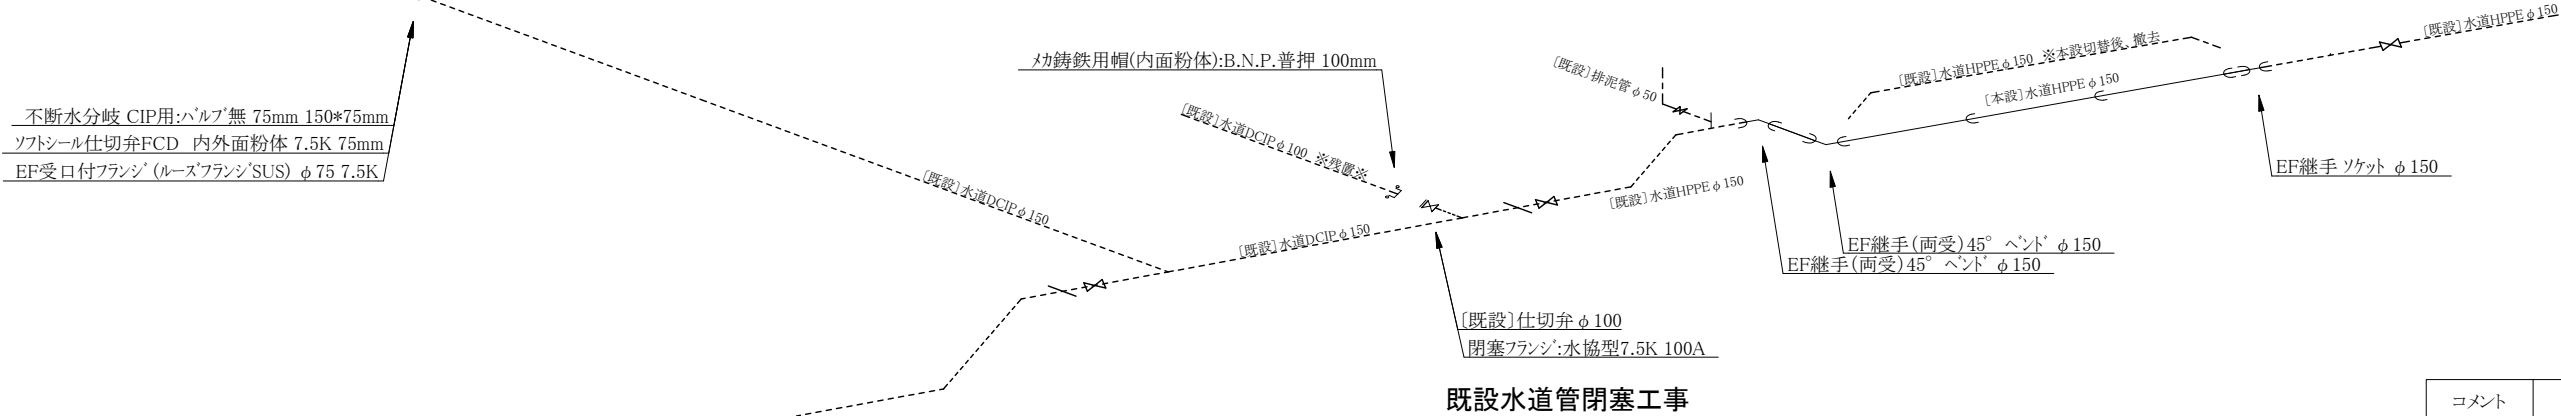

既設水道管閉塞工事

コメント				
路線・河川	市道北城神明宮線			
工事場所 及び 工事名	上越市北城町1丁目地内			
	ガス水道管入替工事			
図面名	〔本設〕水道配管詳細図			
縮尺	図示	図面番号	4-4	
課長	副課長	係長	検査	設計
上越市ガス水道局				

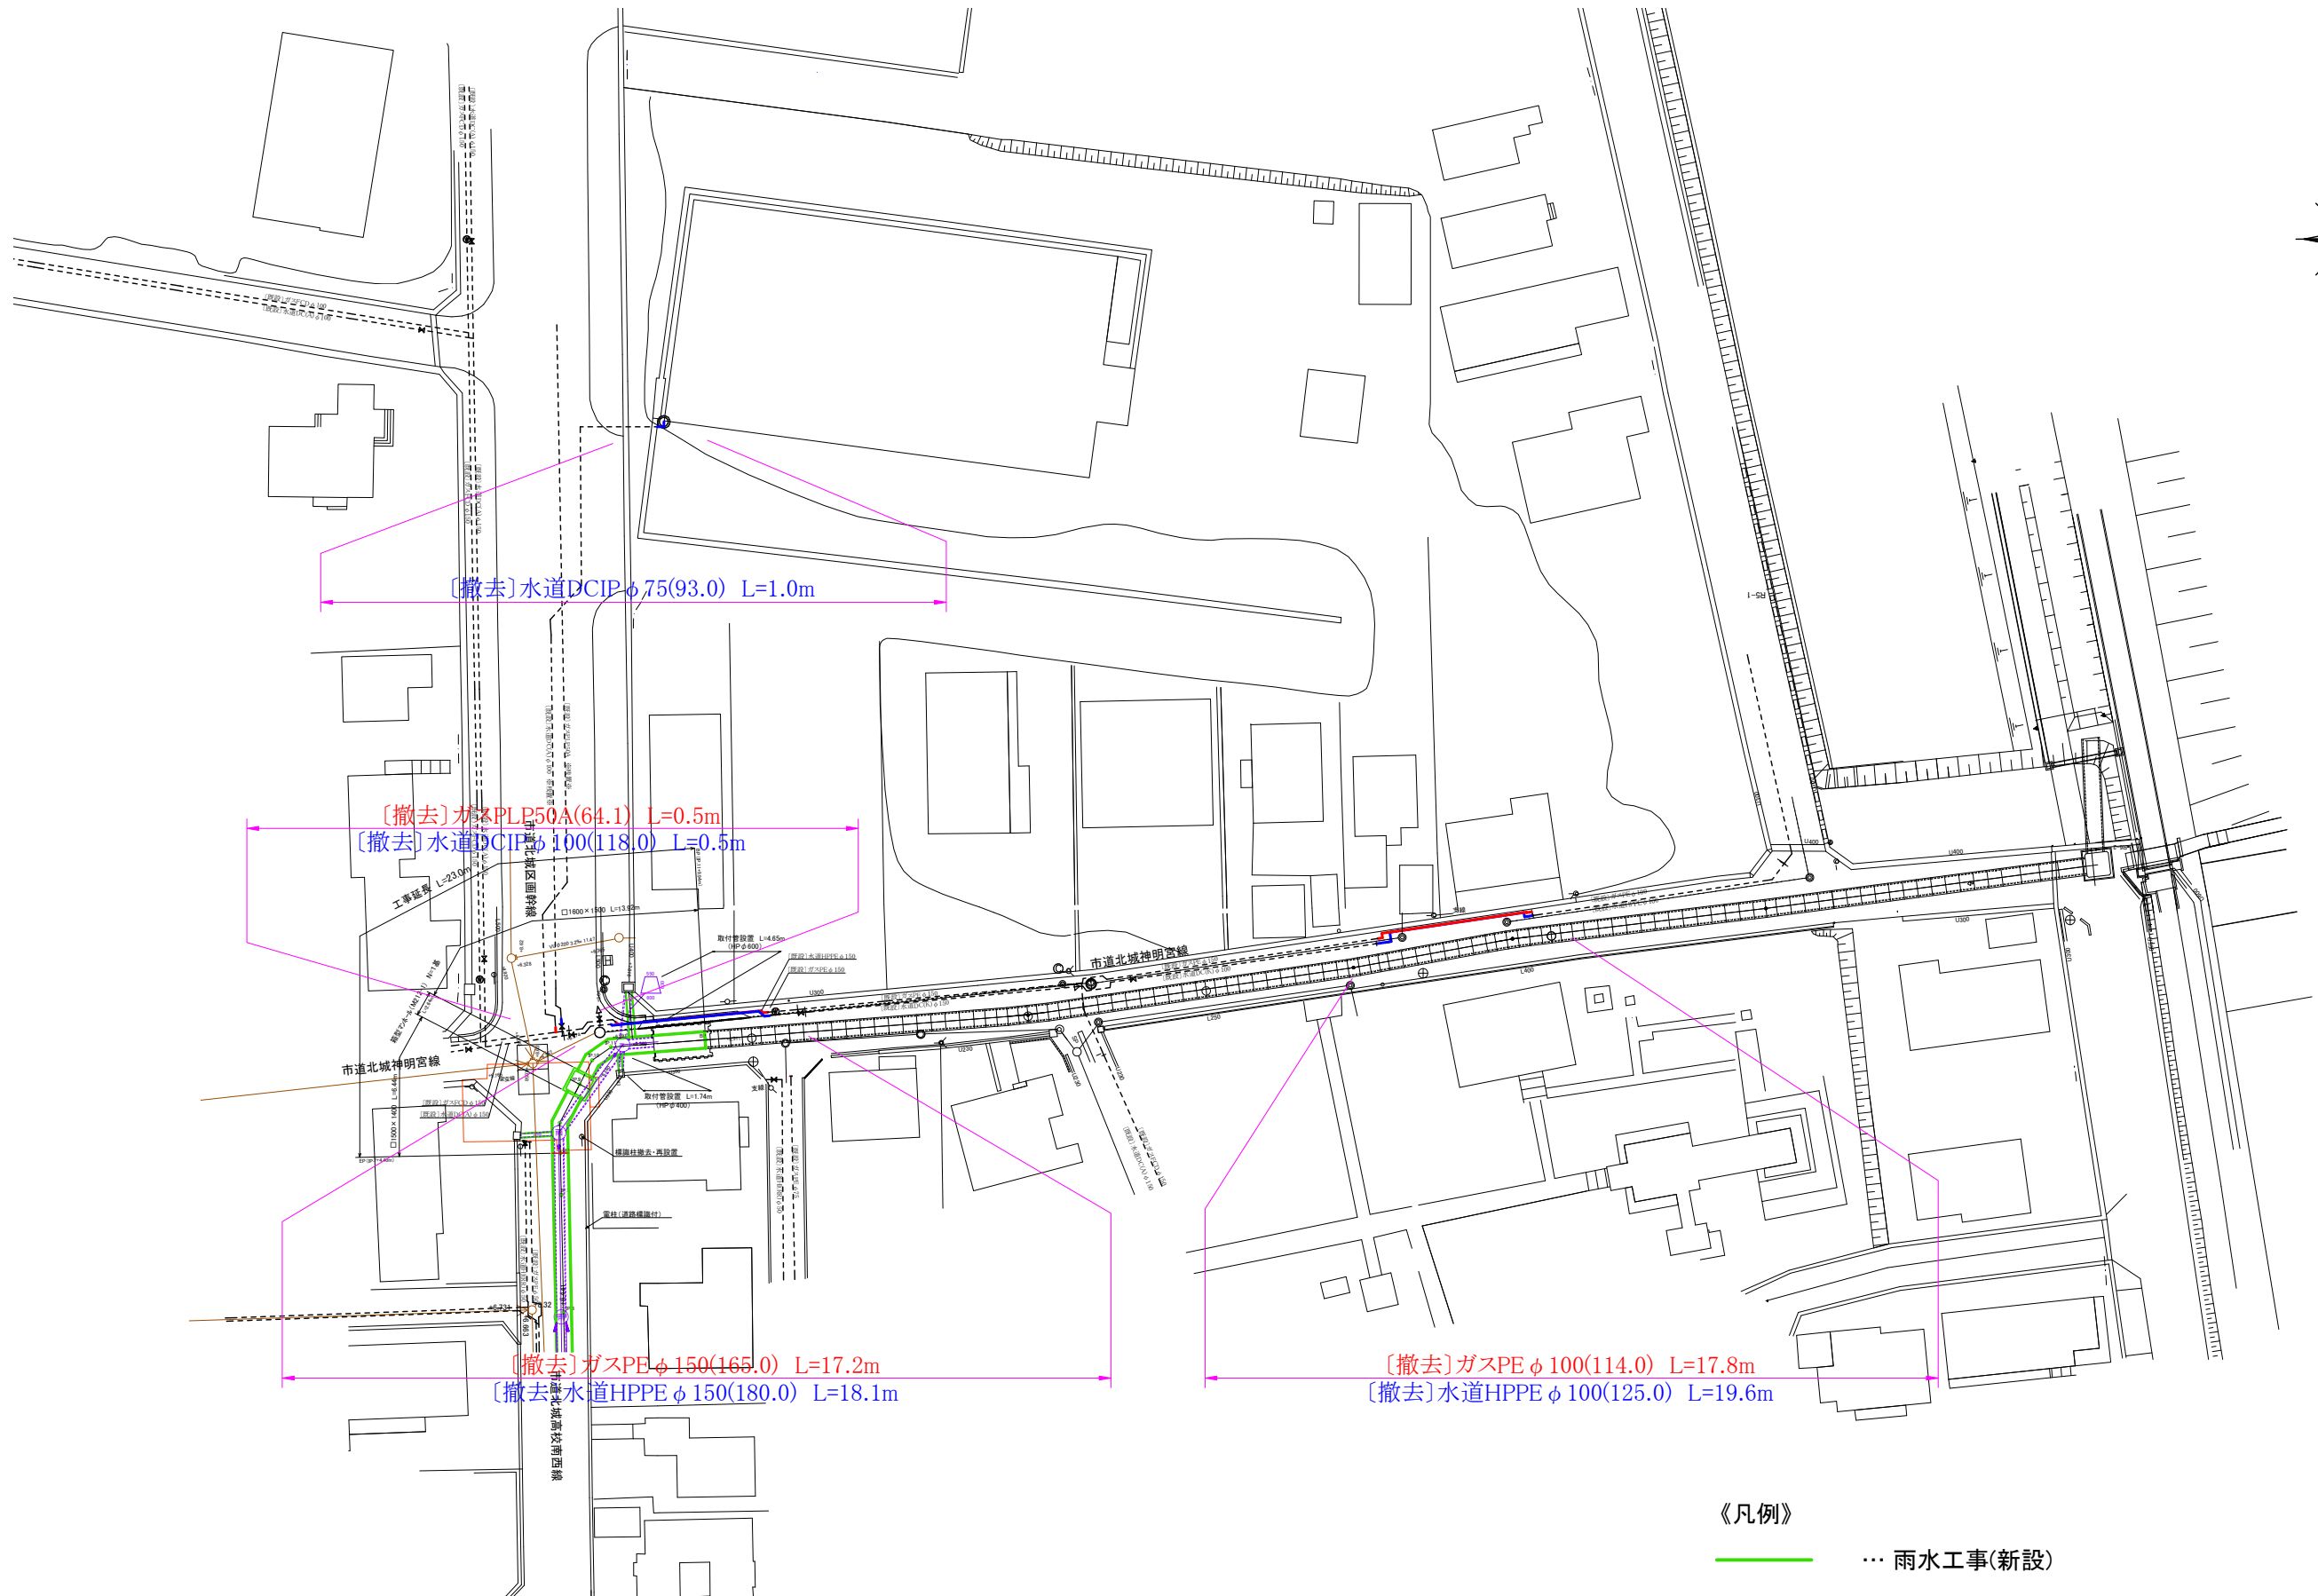

— … 雨水工事(新設)  
— … 雨水工事(撤去)