



平面図

S=1:500

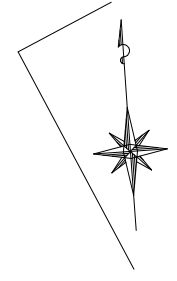

工事番号	8-10-19	図面番号	1/5
工 事 名	稲田汚水幹線5-3他枝線	工 事	
施工地名	上越市 とよば他	地内	
図 面 名	平面図		
縮 尺	S=1:500		
設計年度	令和 年 月 日		
設計会社名			
上越市ガス水道局			


縦断面図 縮尺 縦1:100 横1:500

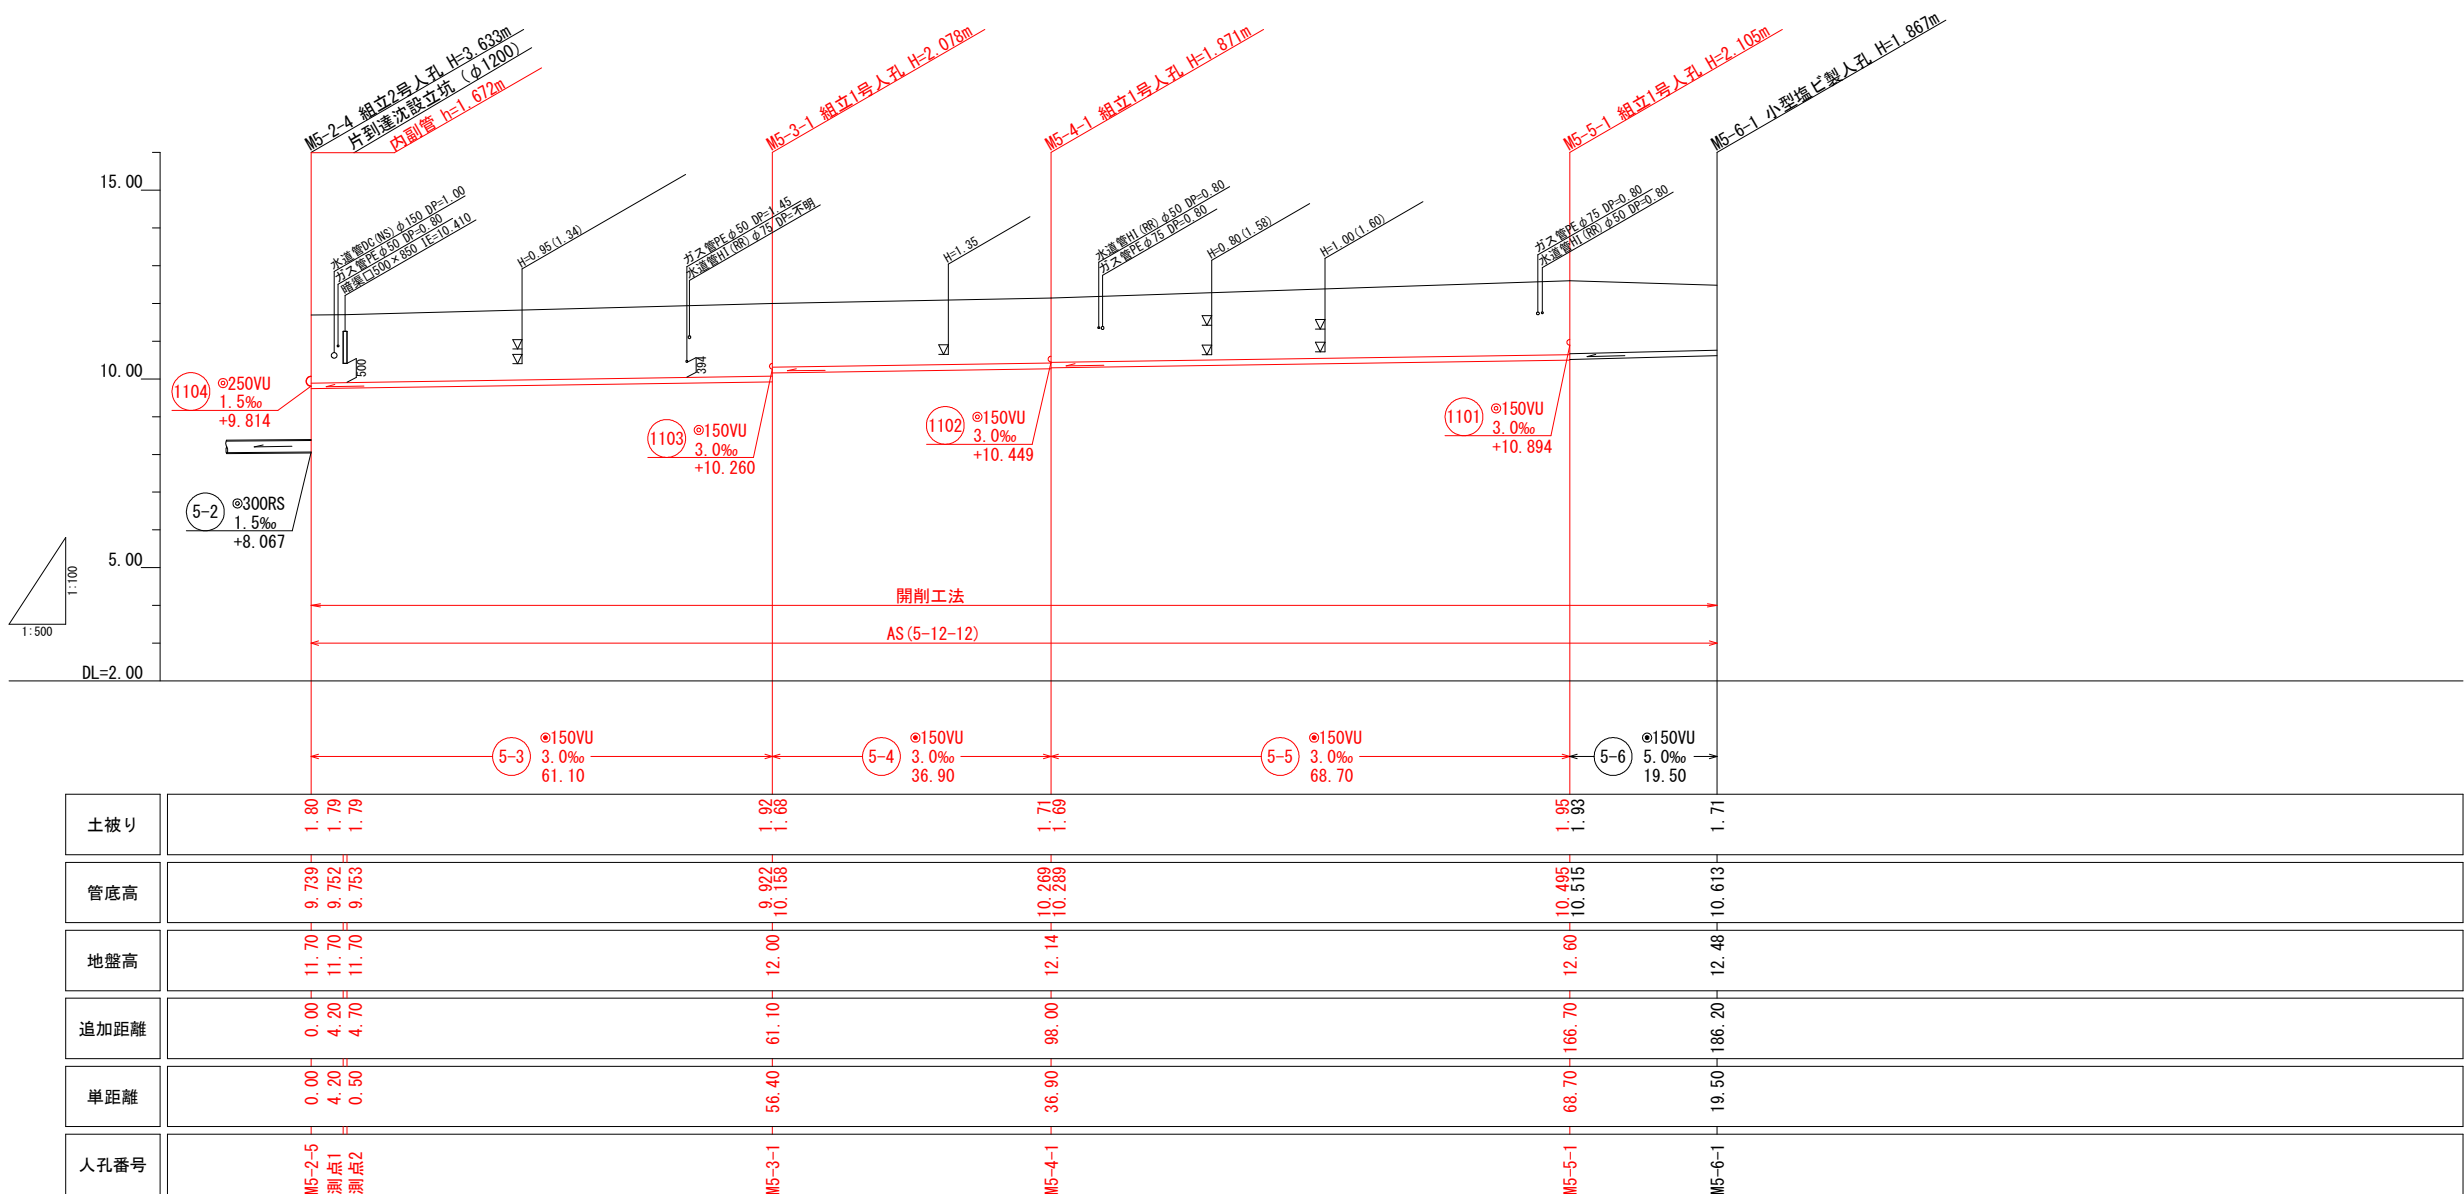

5-3	5-4	5-5	5-6

工事番号	公汚第 8-10-19	図面番号	2/5
工 事 名	稲田汚水幹線5-3他枝線 工事		
施工地名	上越市	とよば	地内
図 面 名	縦断面図 (1/3)		
縮 尺	図 示		
設計年度	令和	年	月 日
設計会社名			
上越市ガス水道局			

縦断面図 縮尺 縦1:100 横1:500

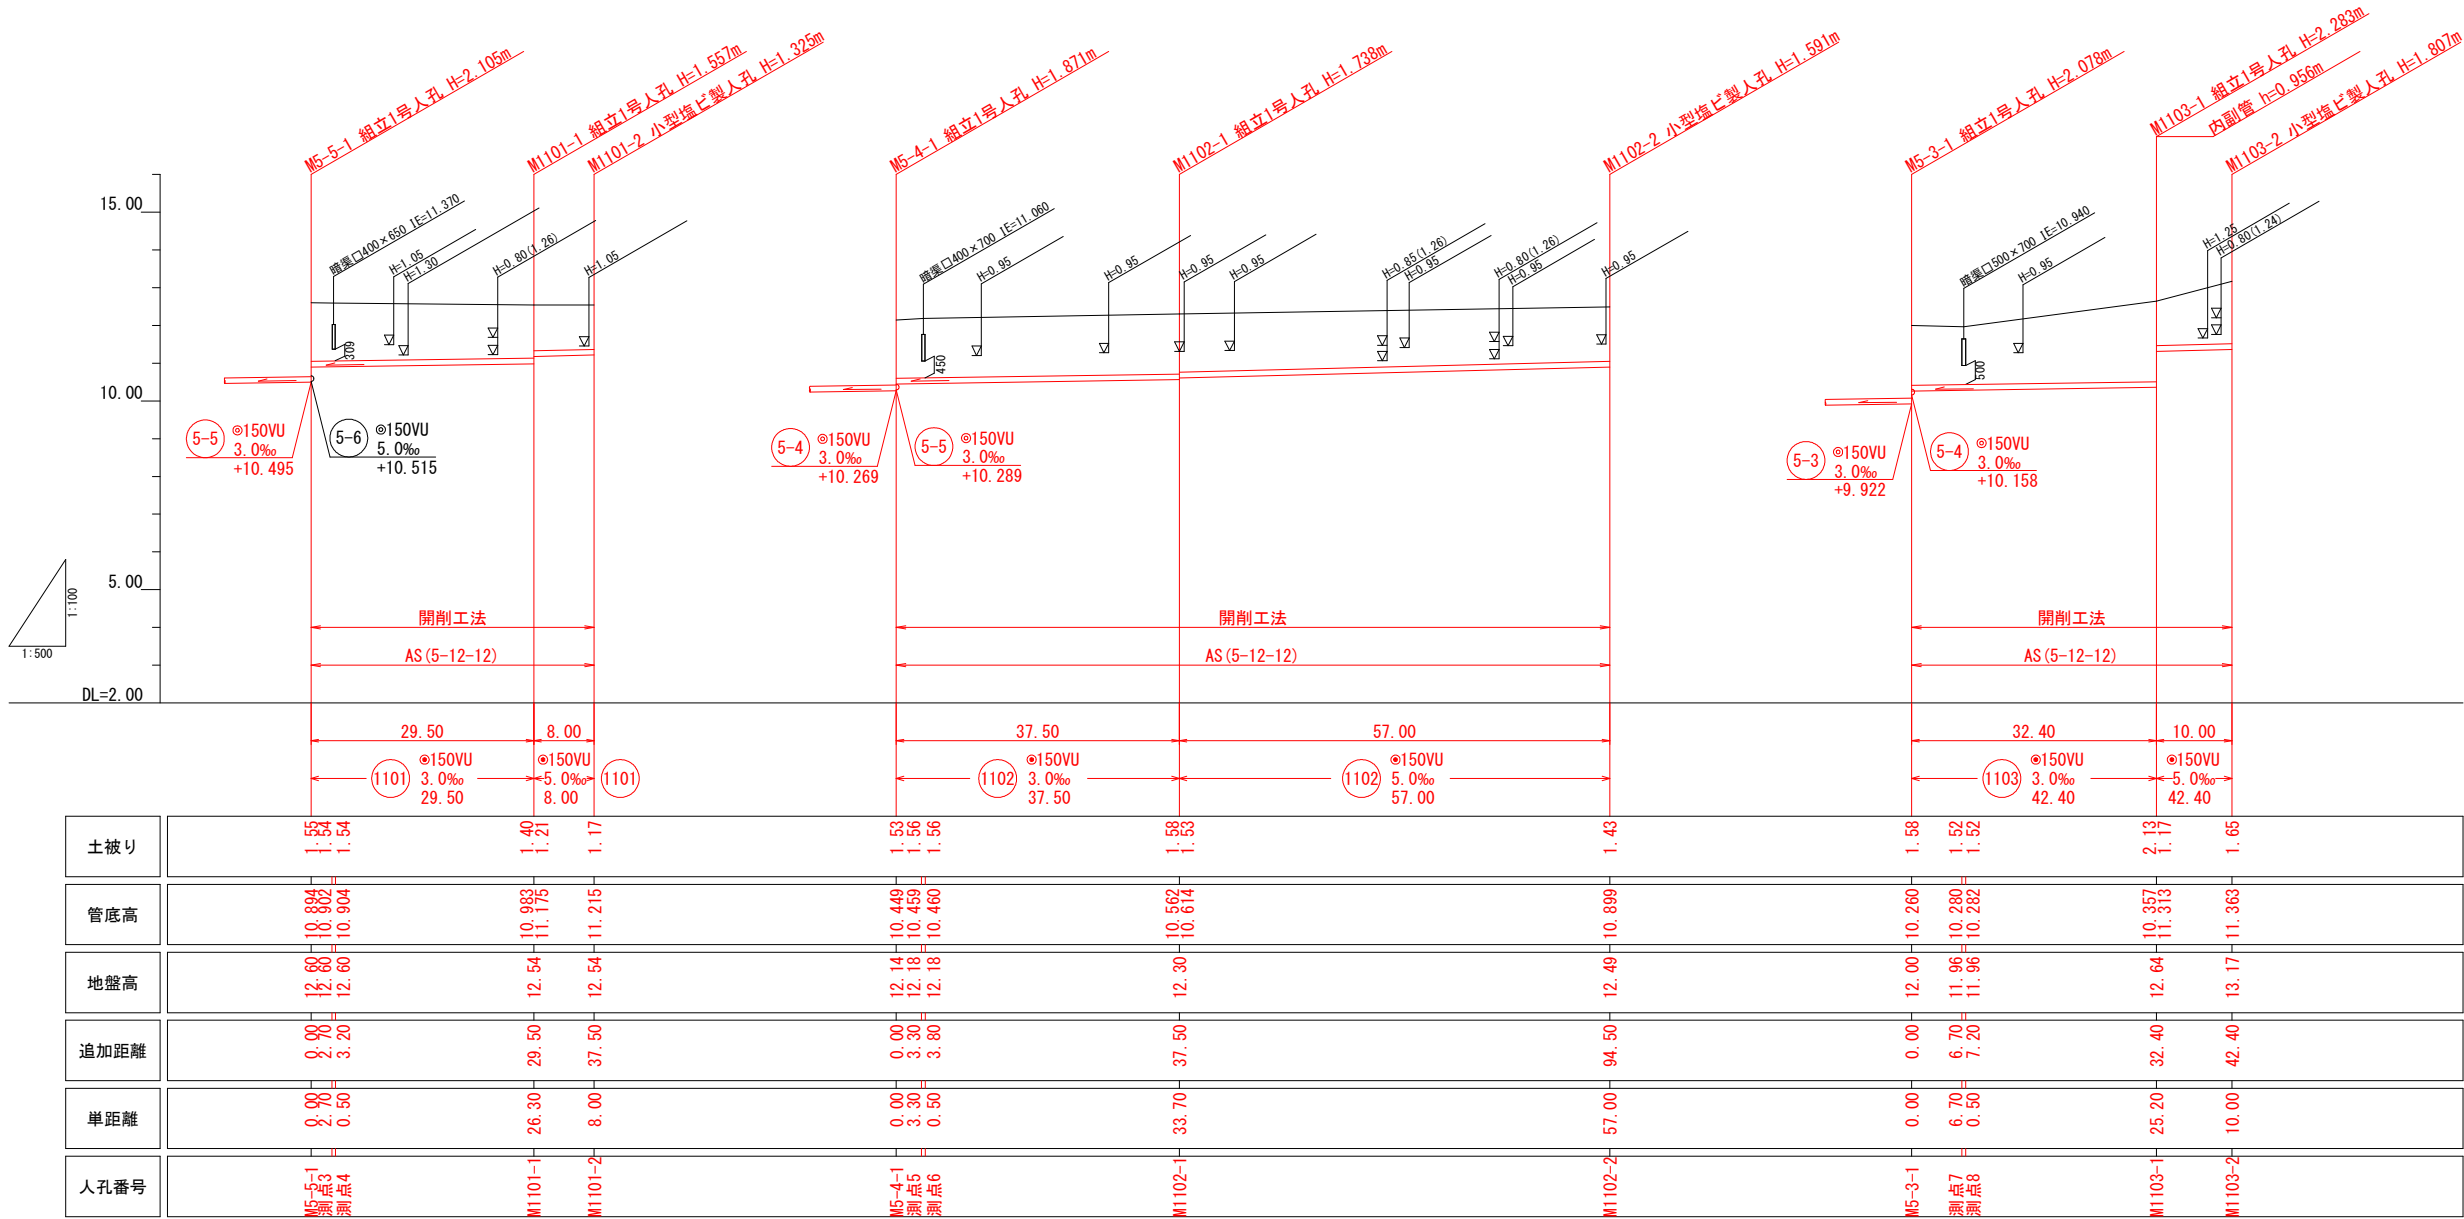


1101	1102	1103		

工事番号	公汚第 8-10-19	図面番号	3/5
工 事 名	稲田汚水幹線5-3他枝線 工事		
施工地名	上越市	とよば他	地内
図 面 名	縦断面図 (2/3)		
縮 尺	図 示		
設計年度	令和	年	月 日
設計会社名			
上越市ガス水道局			

縦断面図

縮尺 縦1:100  
横1:500







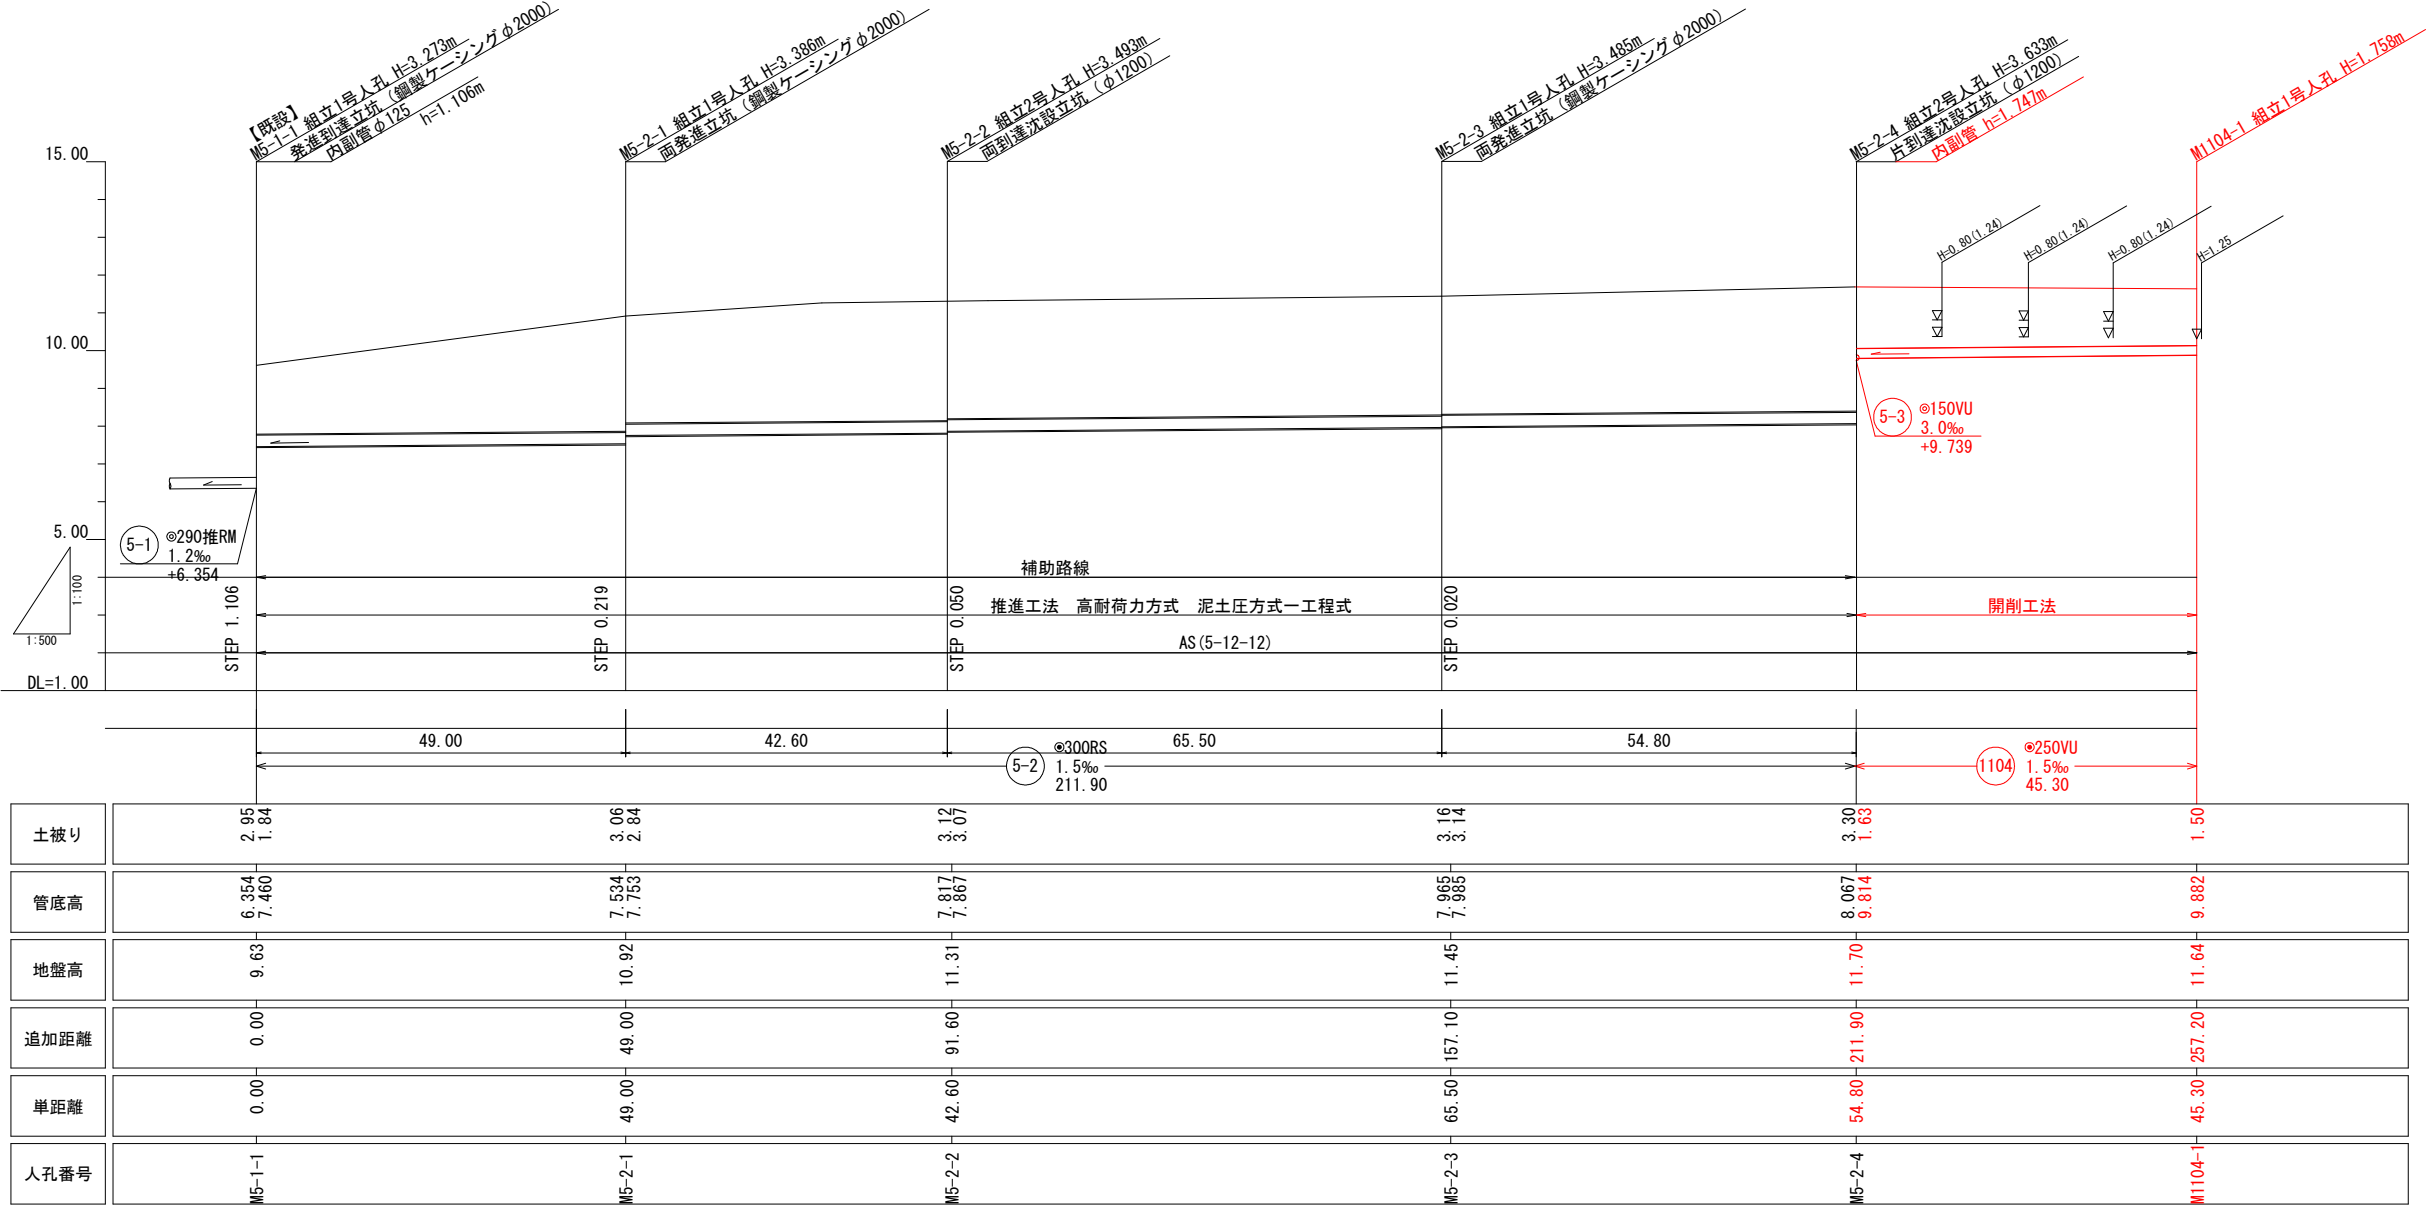


5-2	1104				

工事番号	公汚第 8-10-19	図面番号	4/5
工 事 名	稲田汚水幹線5-3他枝線 工事		
施工地名	上越市	とよば他	地内
図 面 名	縦断面図 (3/3)		
縮 尺	図 示		
設計年度	令和	年	月 日
設計会社名			
上越市ガス水道局			

横断面図

縮尺 1:100

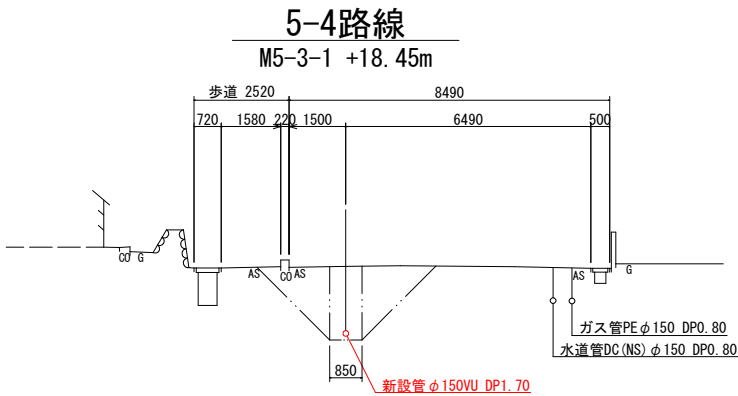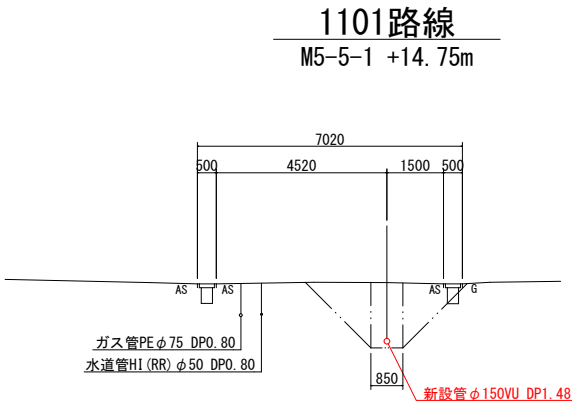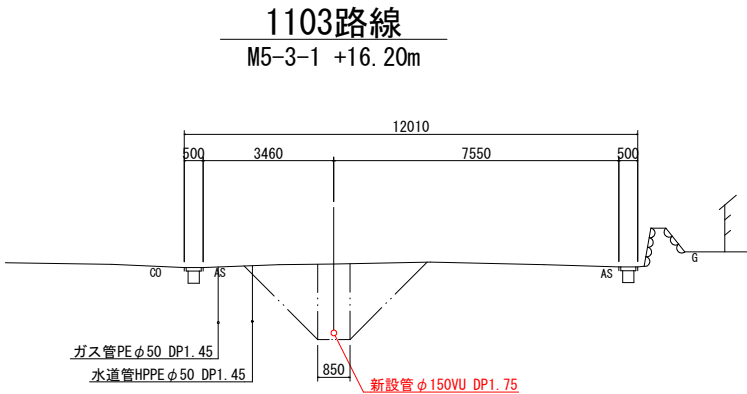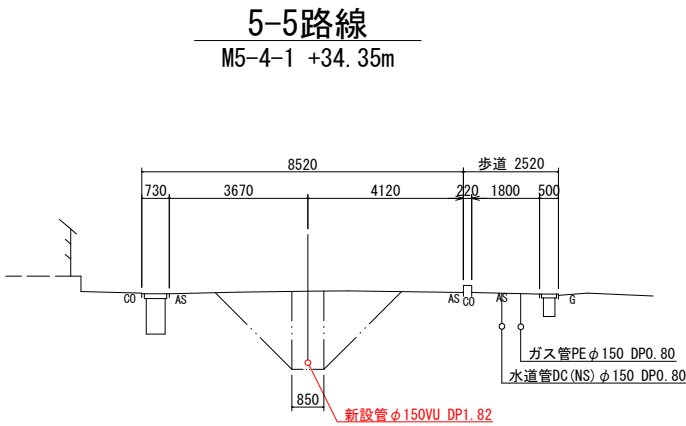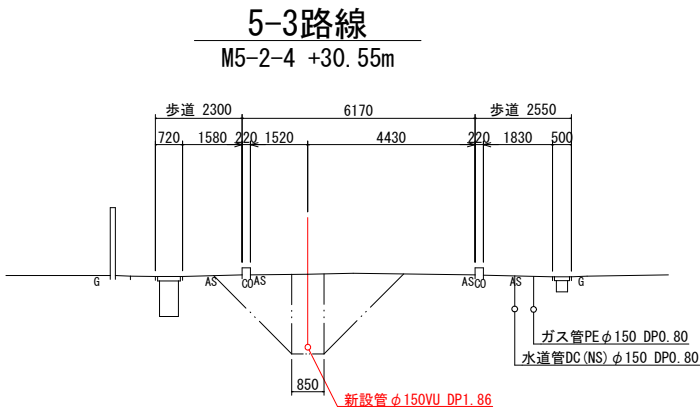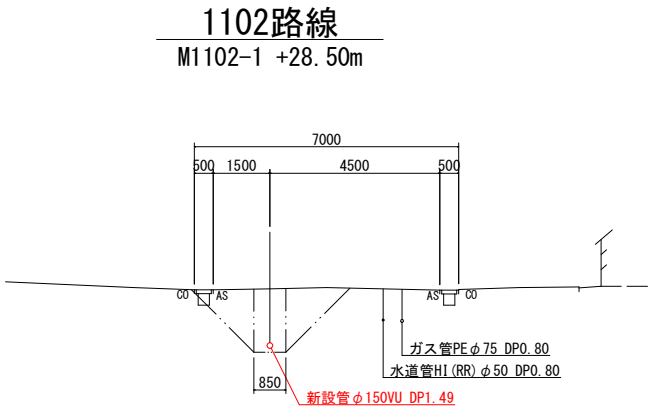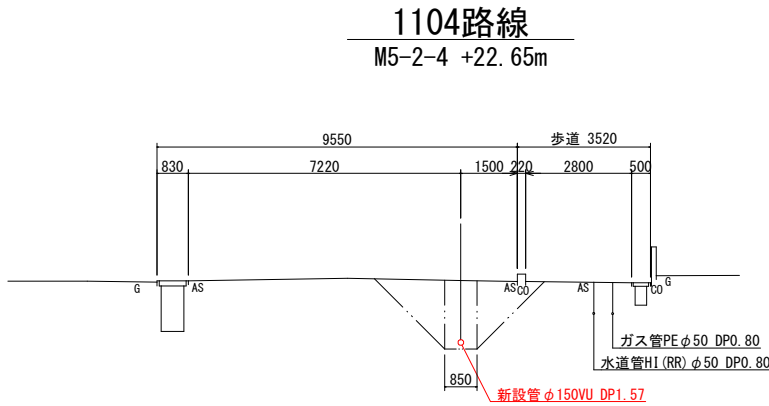

工事番号	公汚第 8-10-19	図面番号	5/5
工 事 名	稲田汚水幹線5-3他枝線		工 事
施工地名	上越市	とよば他	地内
図 面 名	横断面図		
縮 尺	S=1:100		
設計年度	令和	年	月 日
設計会社名			
上越市ガス水道局			