
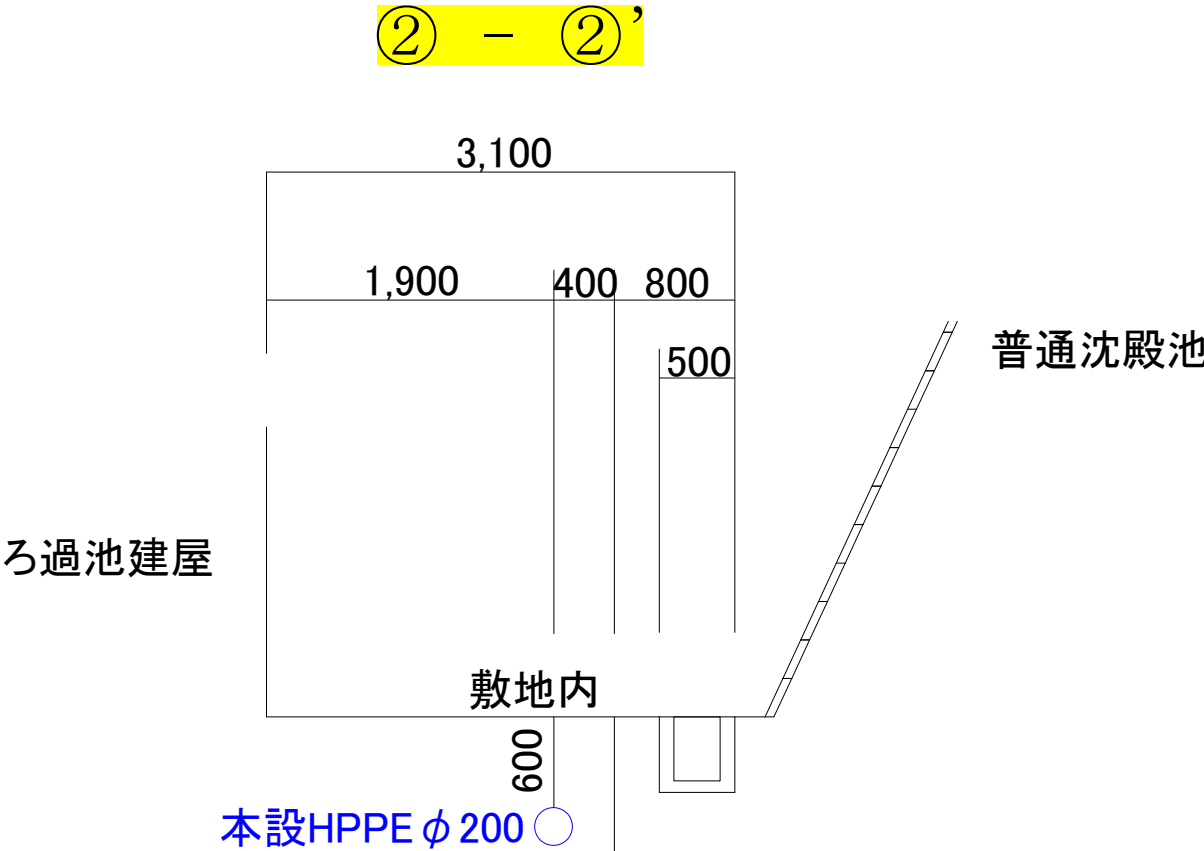
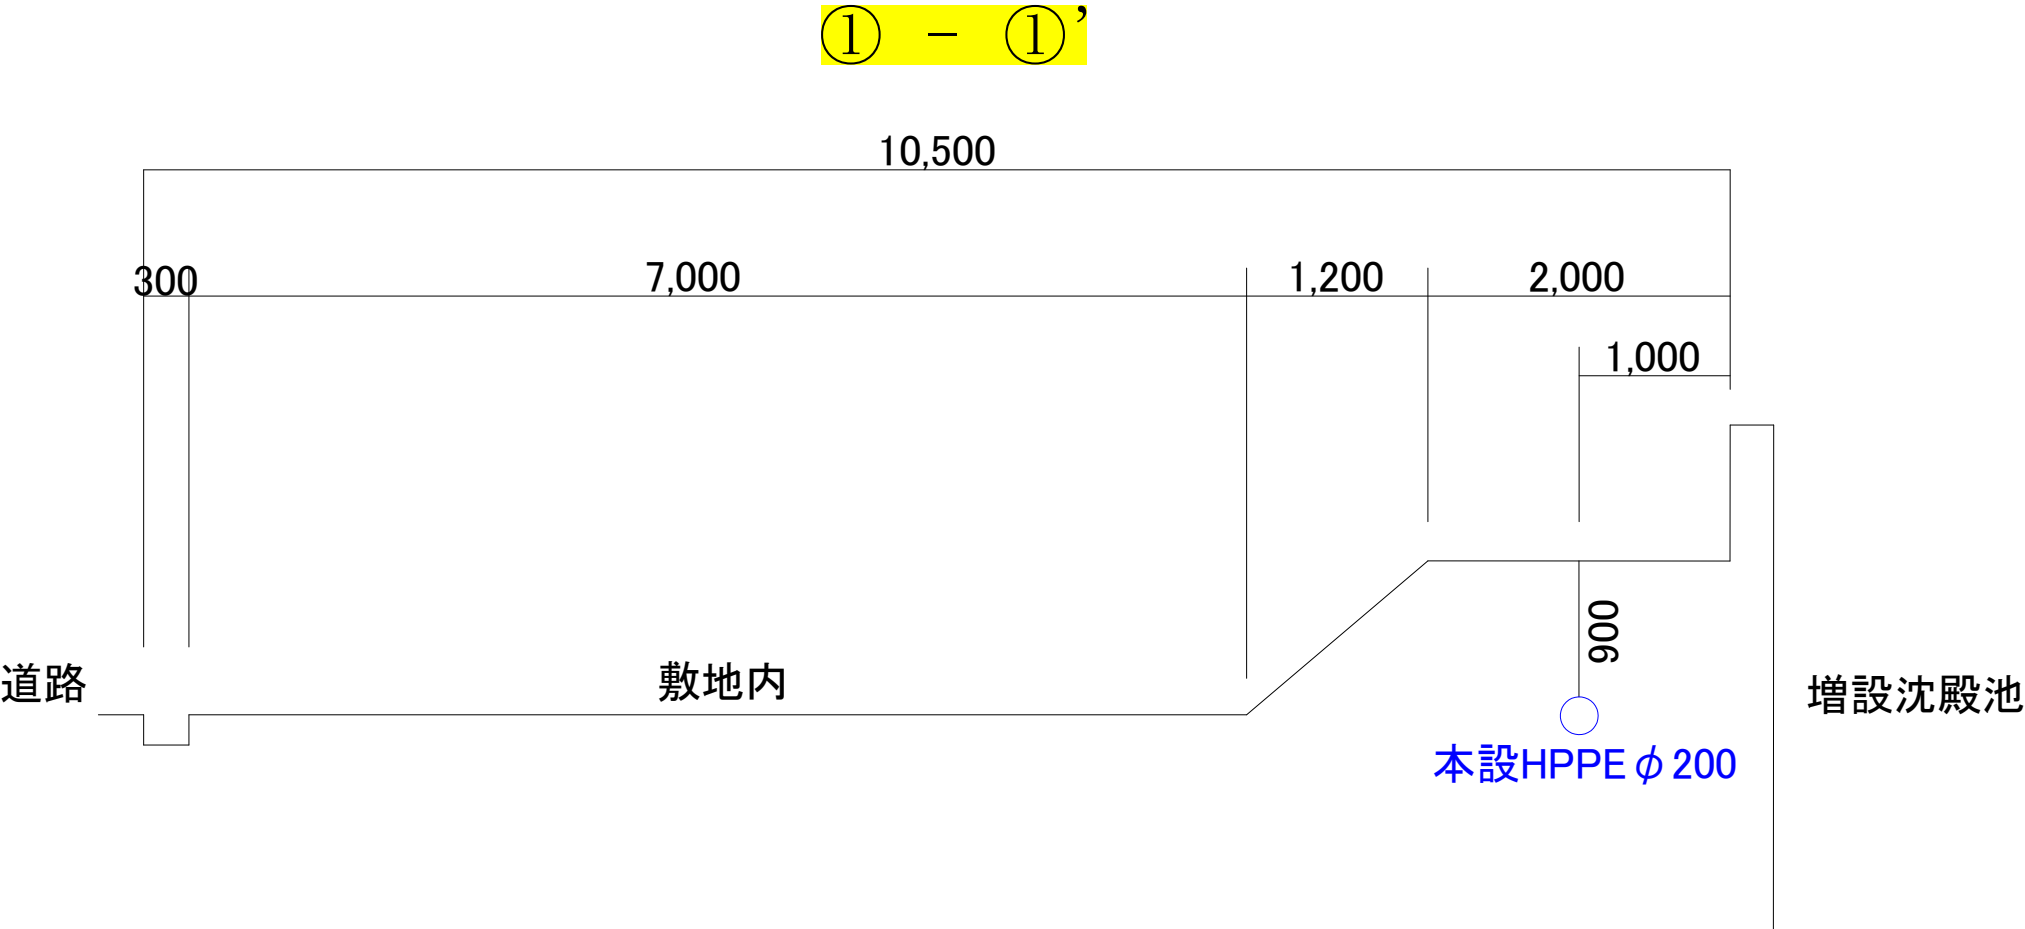


横断図 S=1:50

平面図 S=1:500

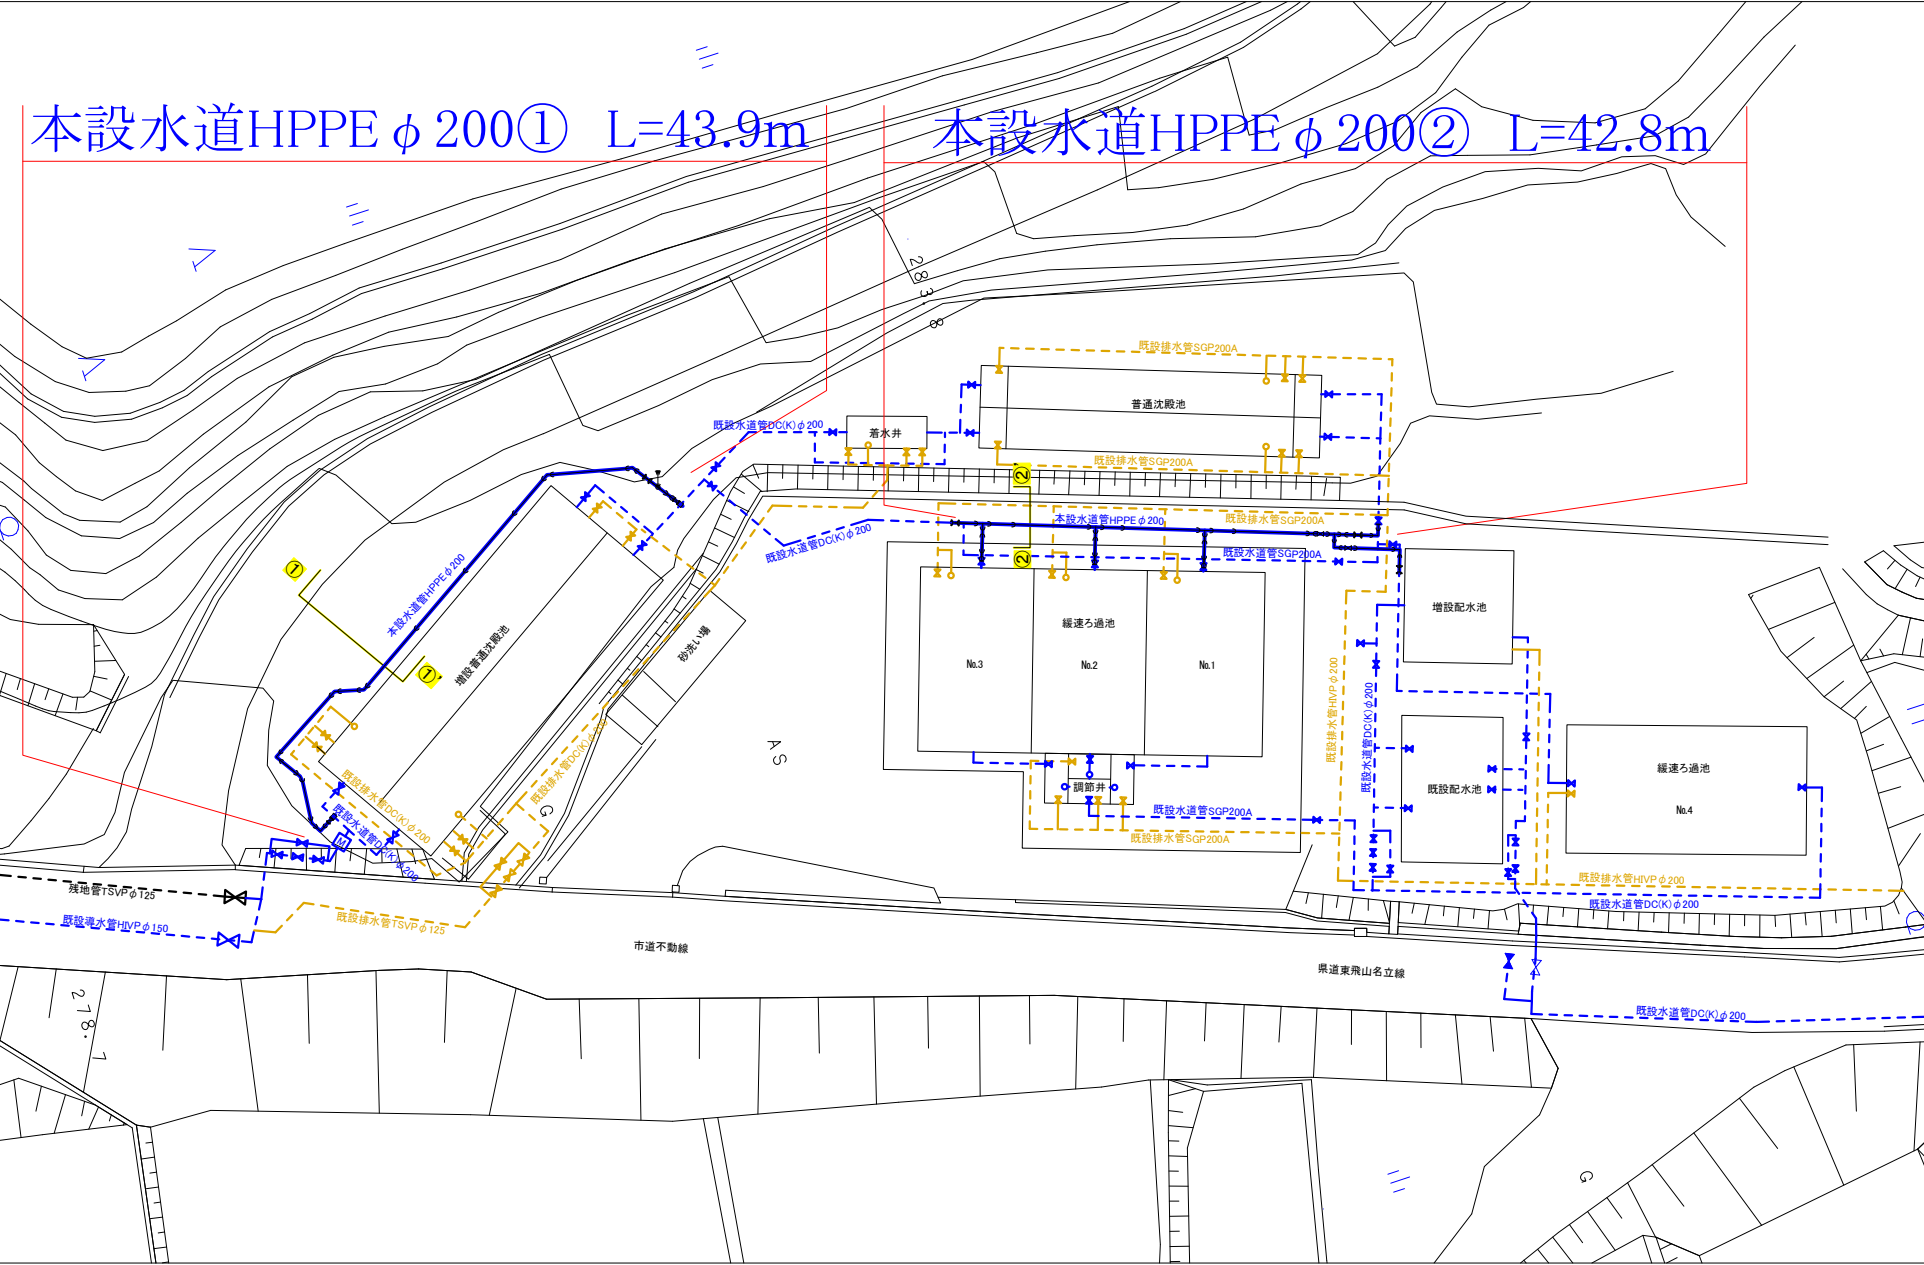


既設排水管200A


コメント					
路線・河川	不動浄水場内				
工事場所 及び 工 事 名	上越市 名立区東飛山 地内				
	不動浄水場 場内配管更新工事				
図 面 名	平面図・横断図				
縮 尺	図 示		図面番号		2-1
センター長	副センター長	係 長	検 査	設 計	
上 越 市 ガ ス 水 道 局					

配管詳細図 S=FREE

HPPE φ 200① 配管詳細図

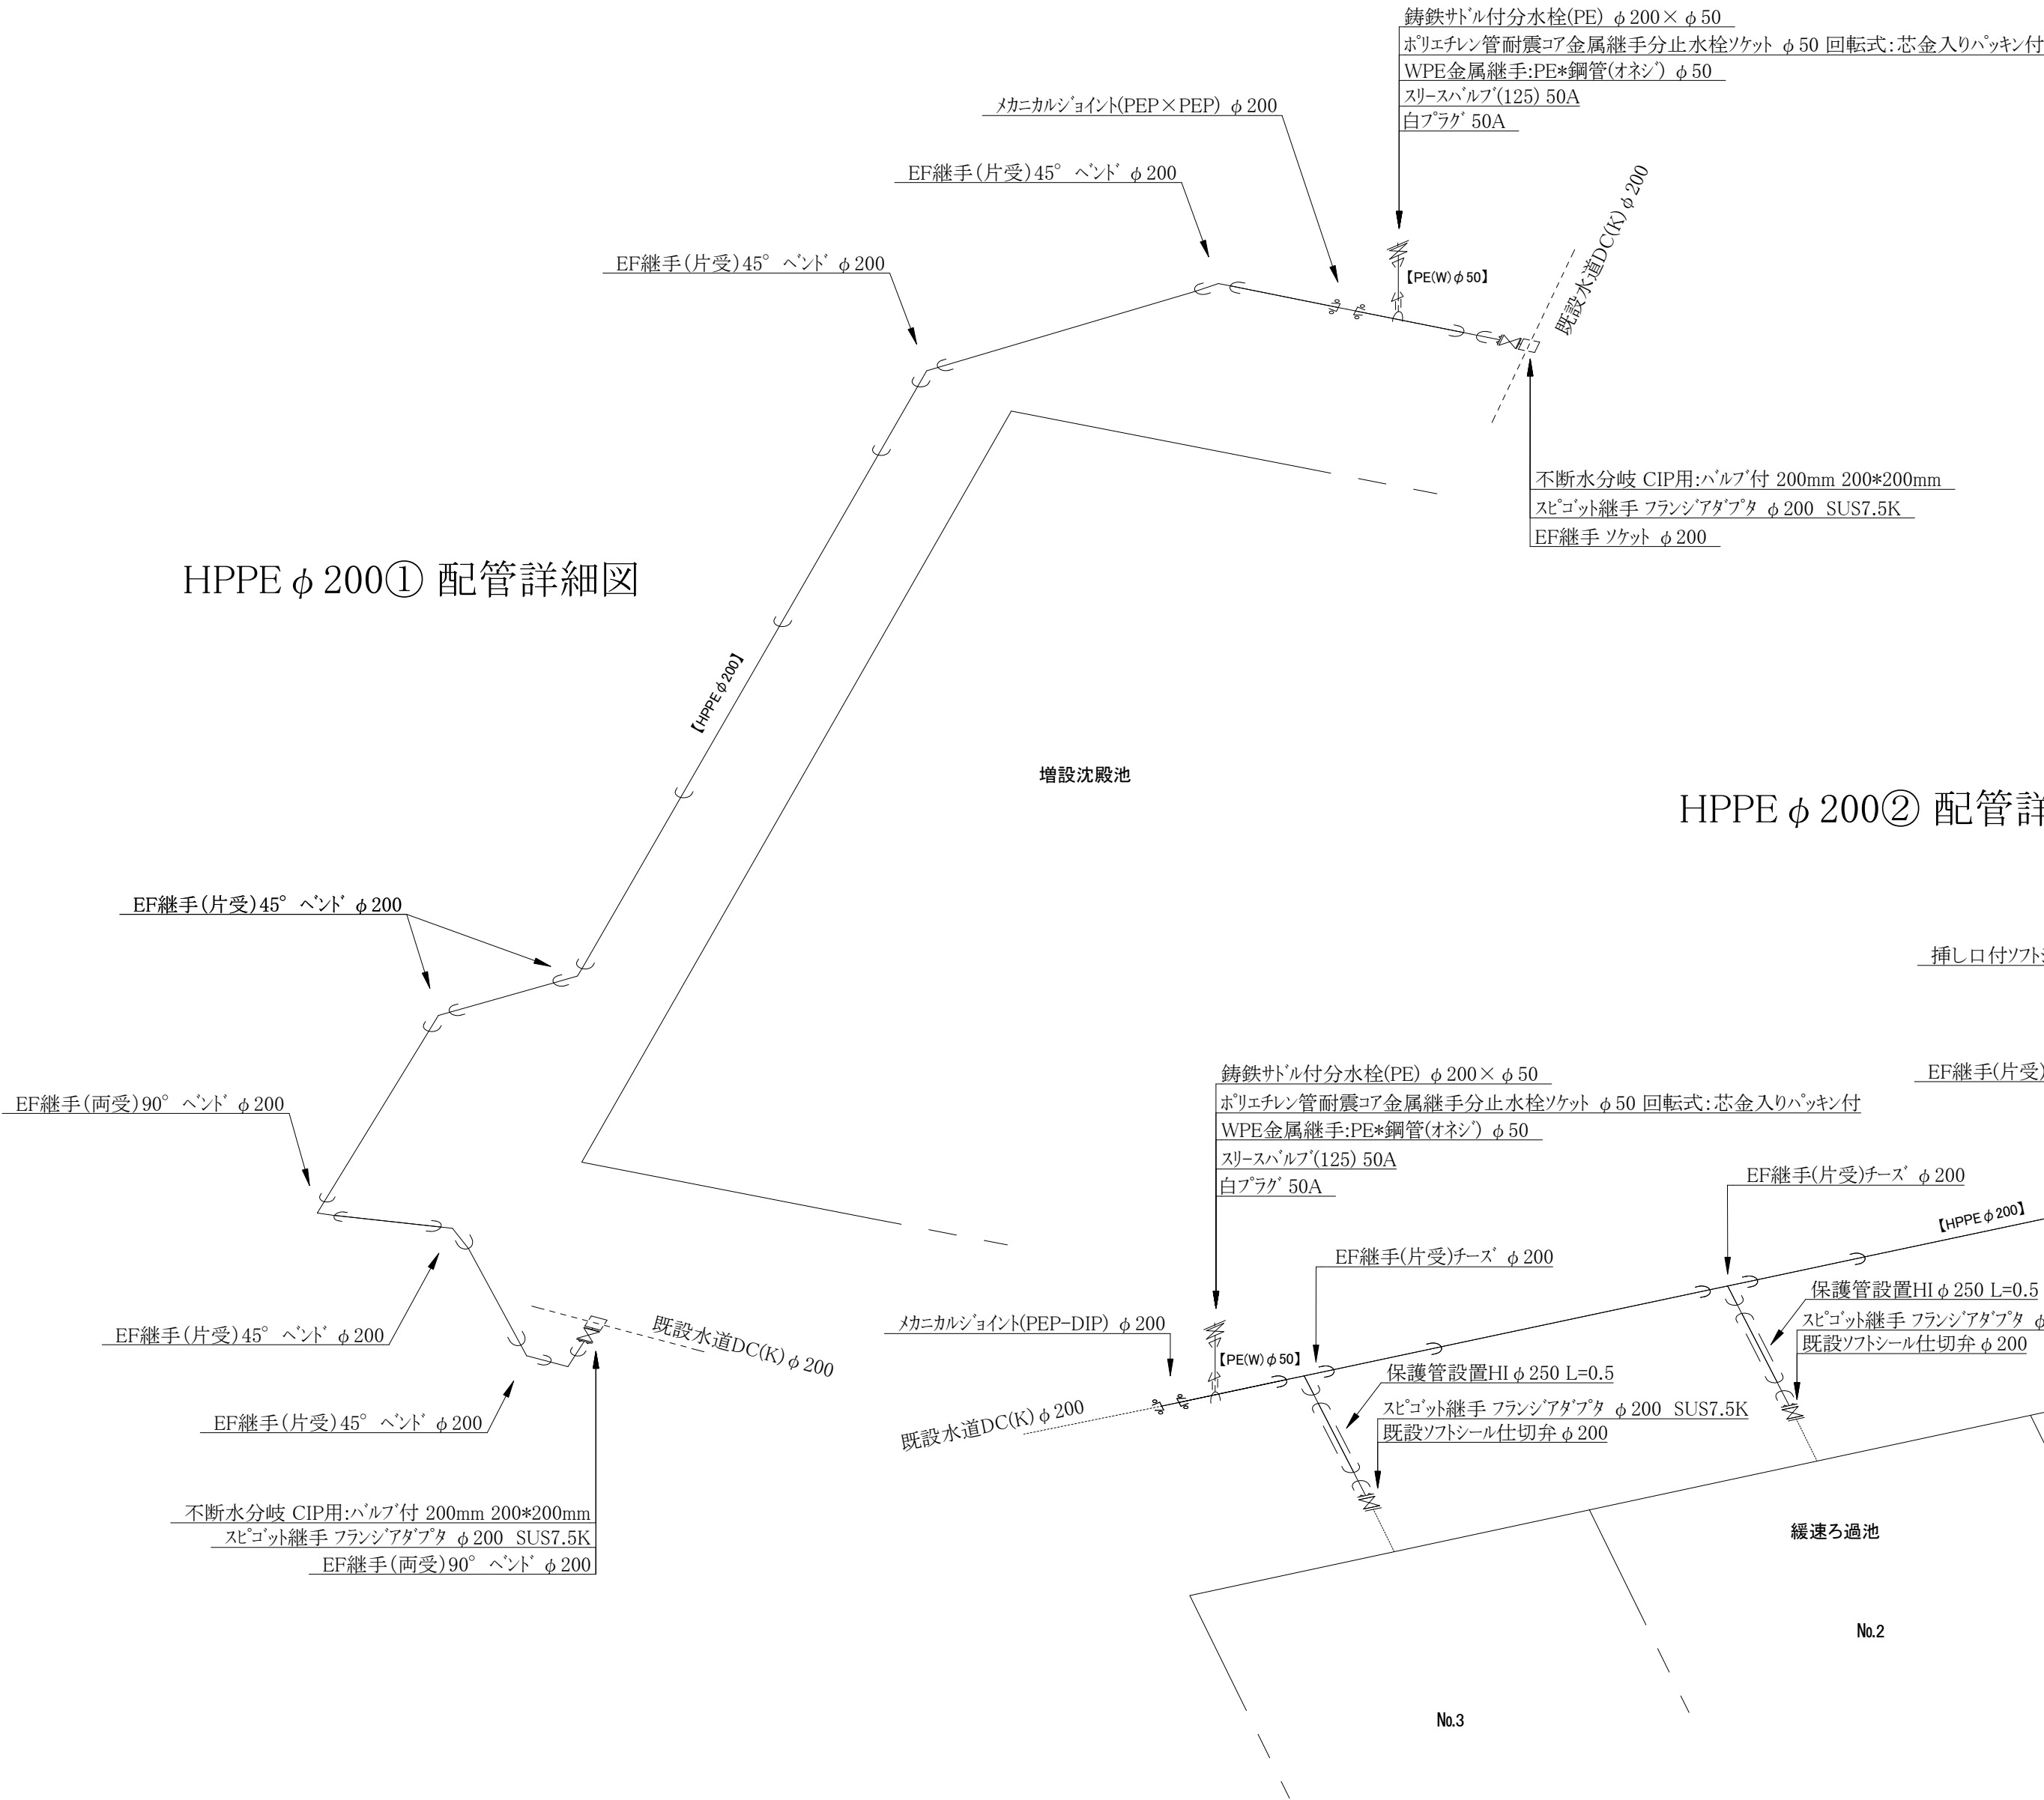

HPPE φ 200② 配管詳細図

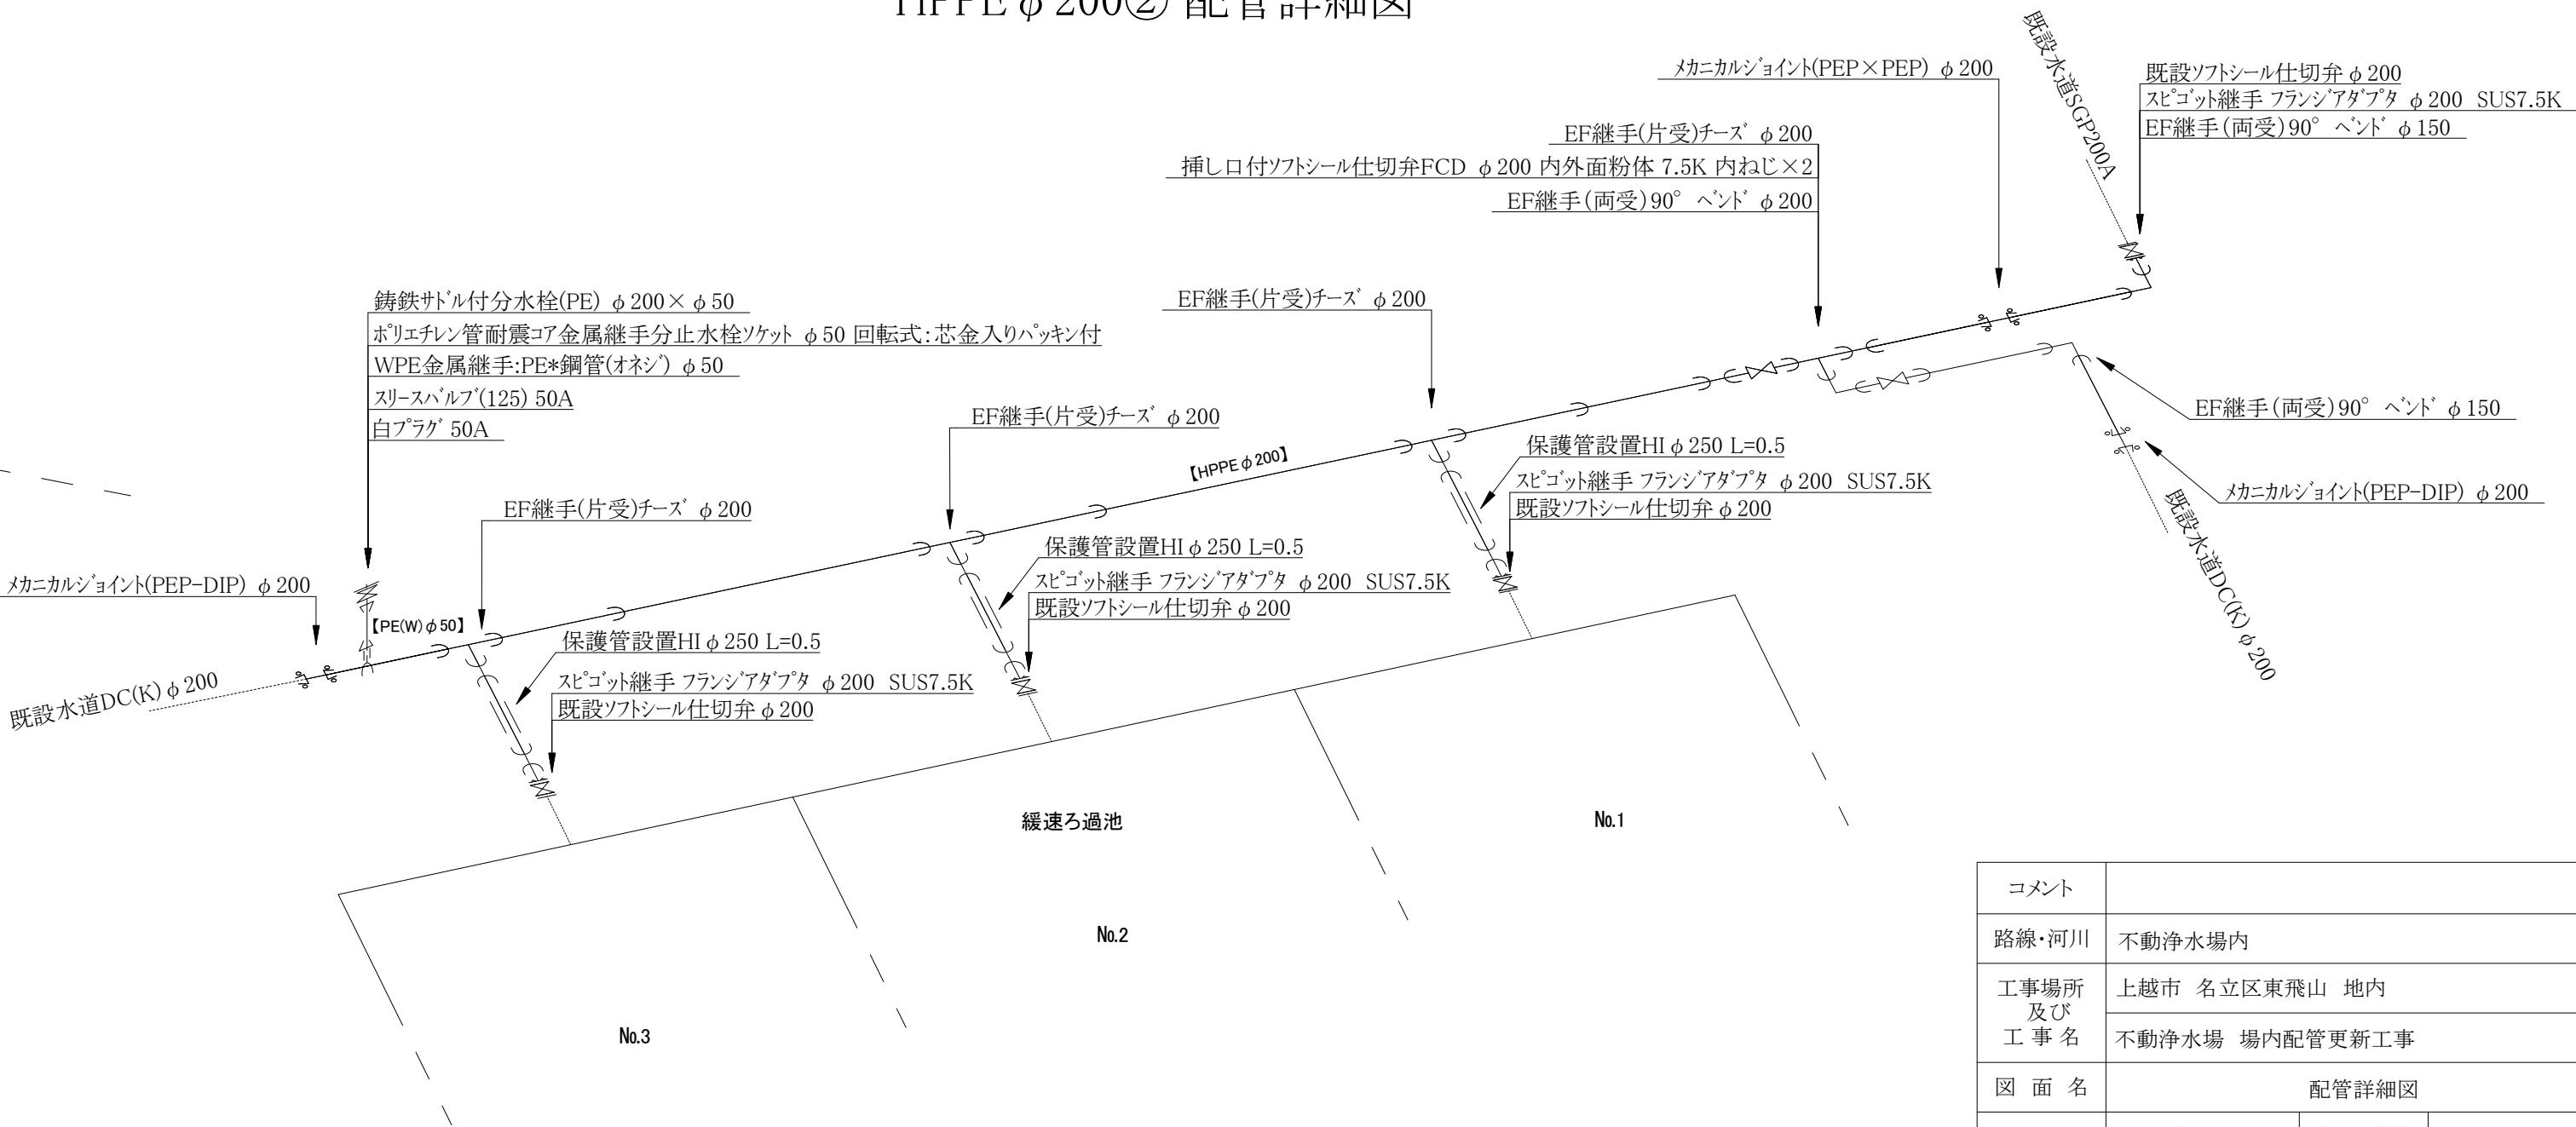

コメント					
路線・河川	不動浄水場内				
工事場所 及び 工事名	上越市 名立区東飛山 地内				
	不動浄水場 場内配管更新工事				
図面名	配管詳細図				
縮尺	図示		図面番号		2-2
センター長	副センター長	係長	検査	設計	
上越市ガス水道局					