


仮設平面図 (S=1:500)

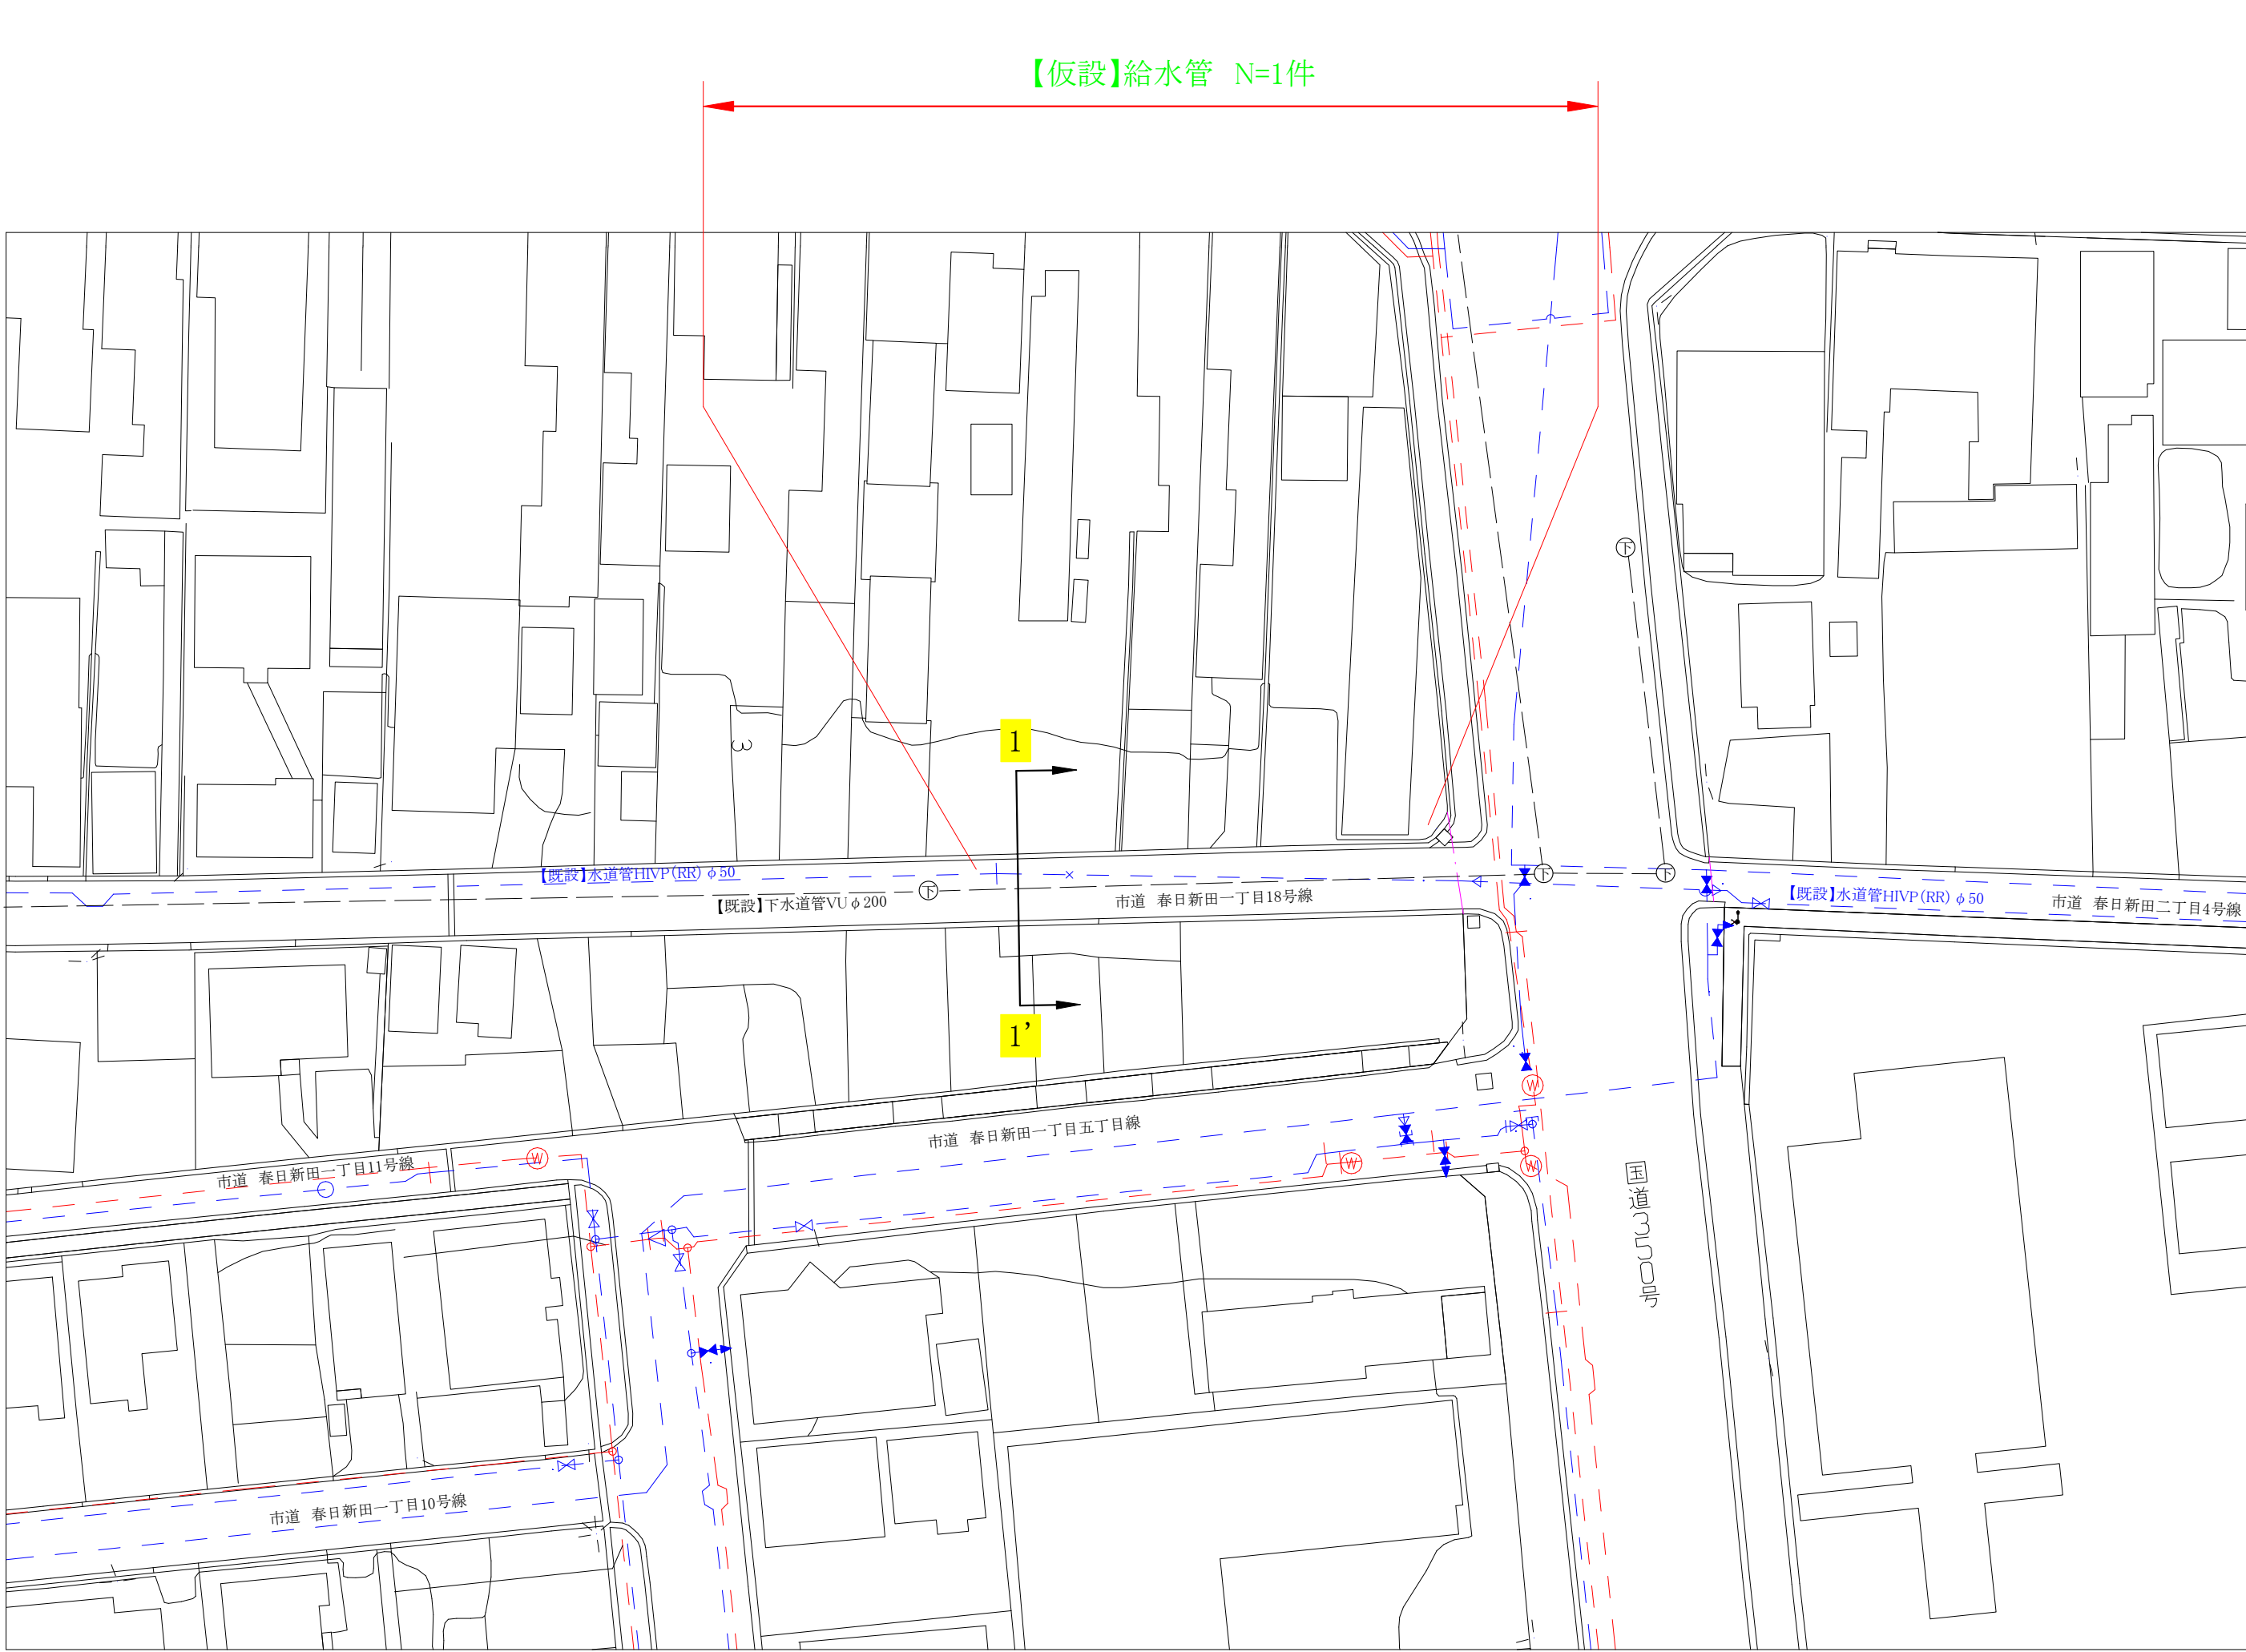



コメント					
路線・河川	市道 春日新田一丁目18号線				
工事場所 及び 工事名	上越市 春日新田1丁目 地内				
	水道管入替工事				
図面名	仮設平面図				
縮尺	図示		図面番号	3-1	
課長	副課長	係長	検査	設計	
上越市ガス水道局					

本設平面図 (S=1:500)

【本設】水道管HPPE  $\phi$  50 (63.0) L=35.0m


【本設】給水管 N=1件

【既設】水道管閉塞 N=1箇所

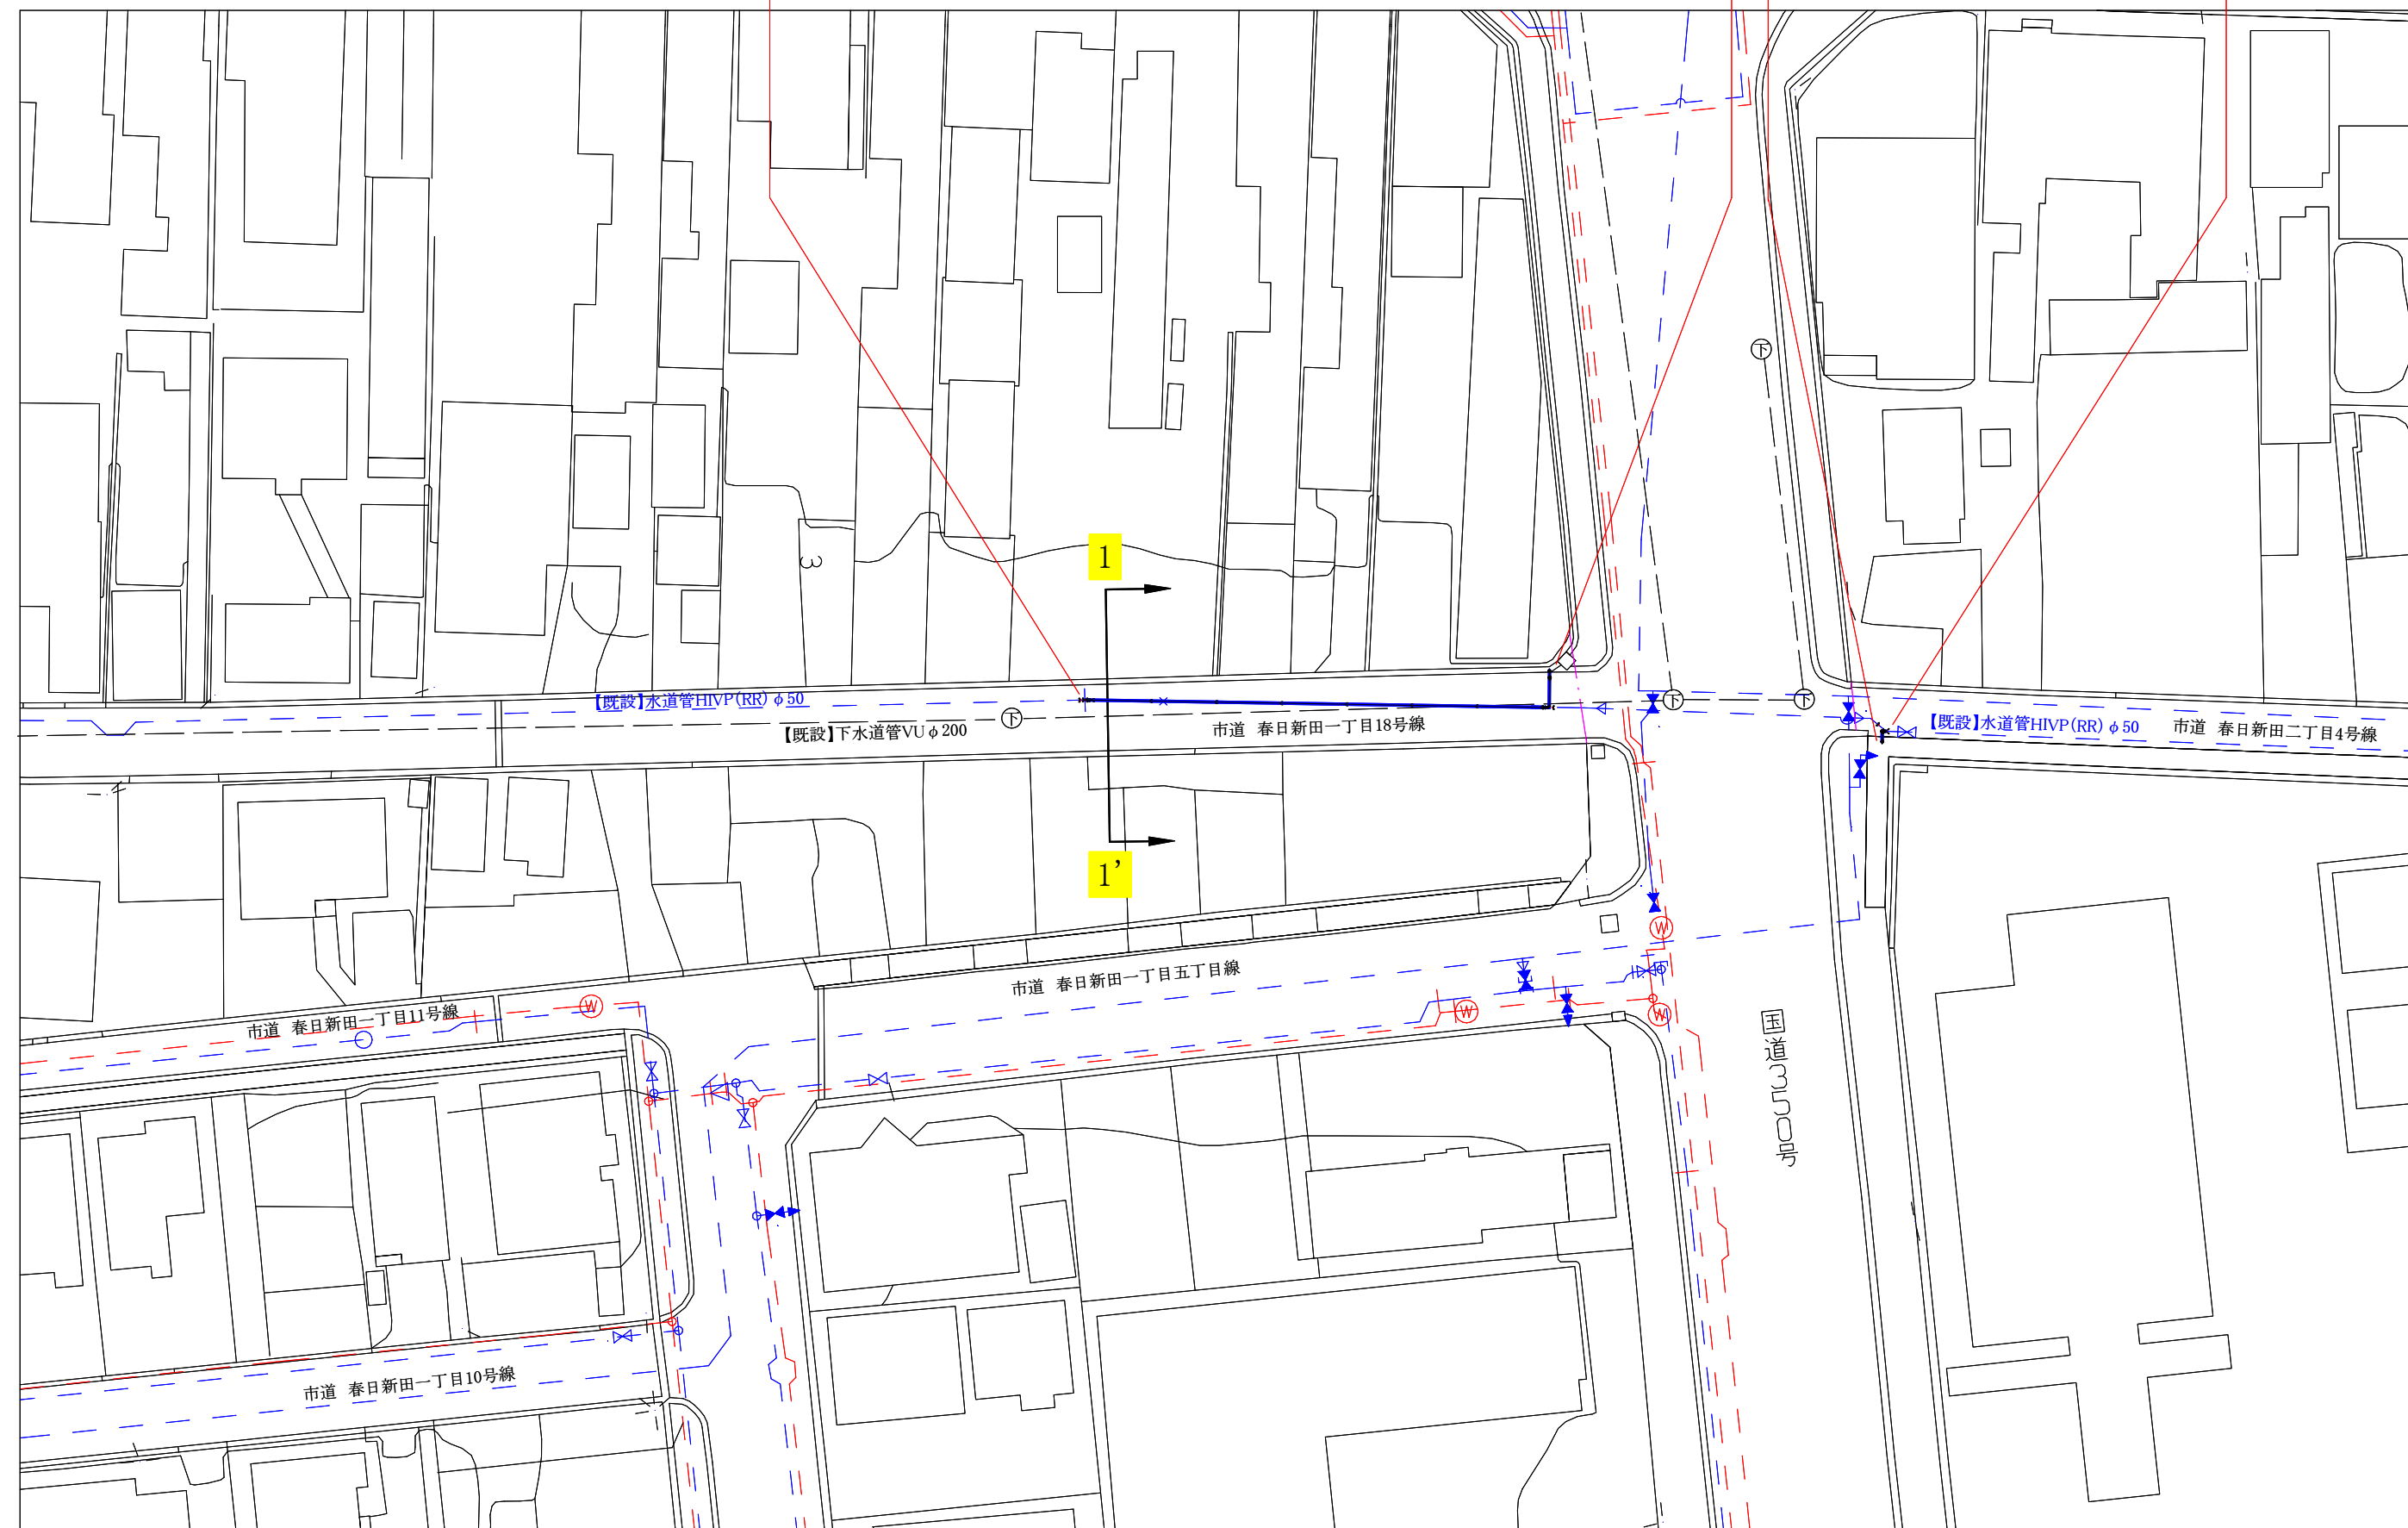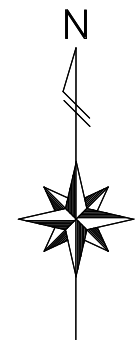


コメント					
路線・河川	市道 春日新田一丁目18号線				
工事場所及び 工 事 名	上越市 春日新田1丁目 地内 水道管入替工事				
図 面 名	本設平面図				
縮 尺	図示		図面番号		3-2
課 長	副課長	係 長	検 査	設 計	
上 越 市 ガ ス 水 道 局					

横断図 (S=1:25)


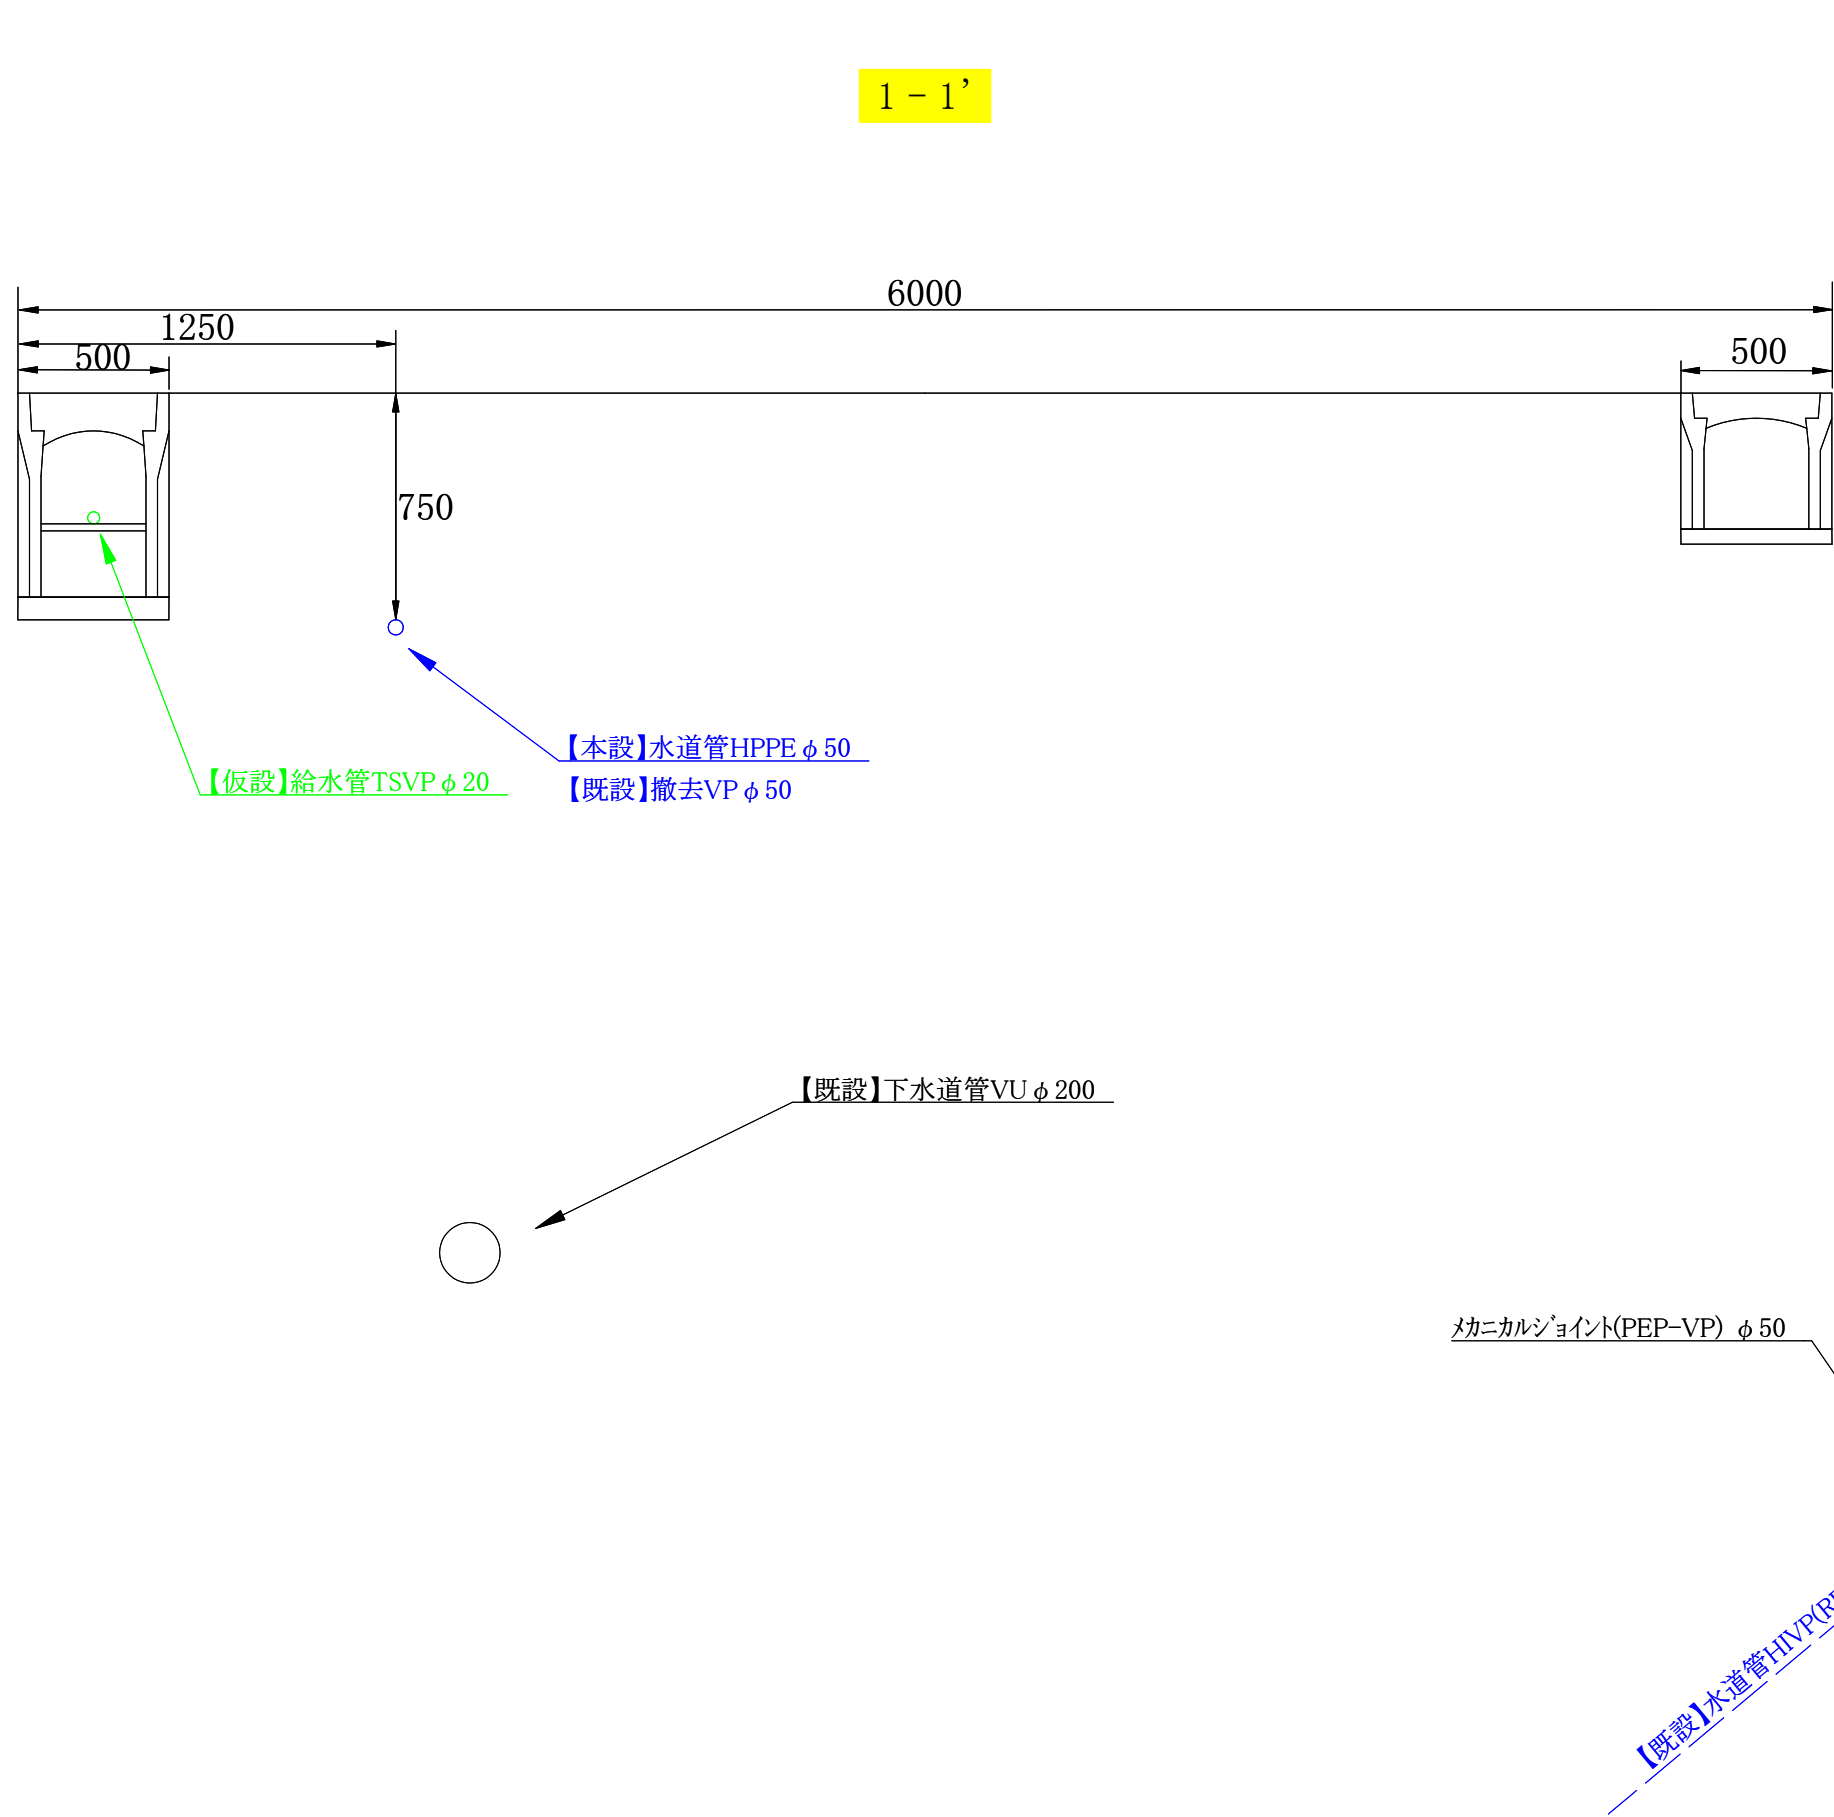


配管詳細図 (S=Free)

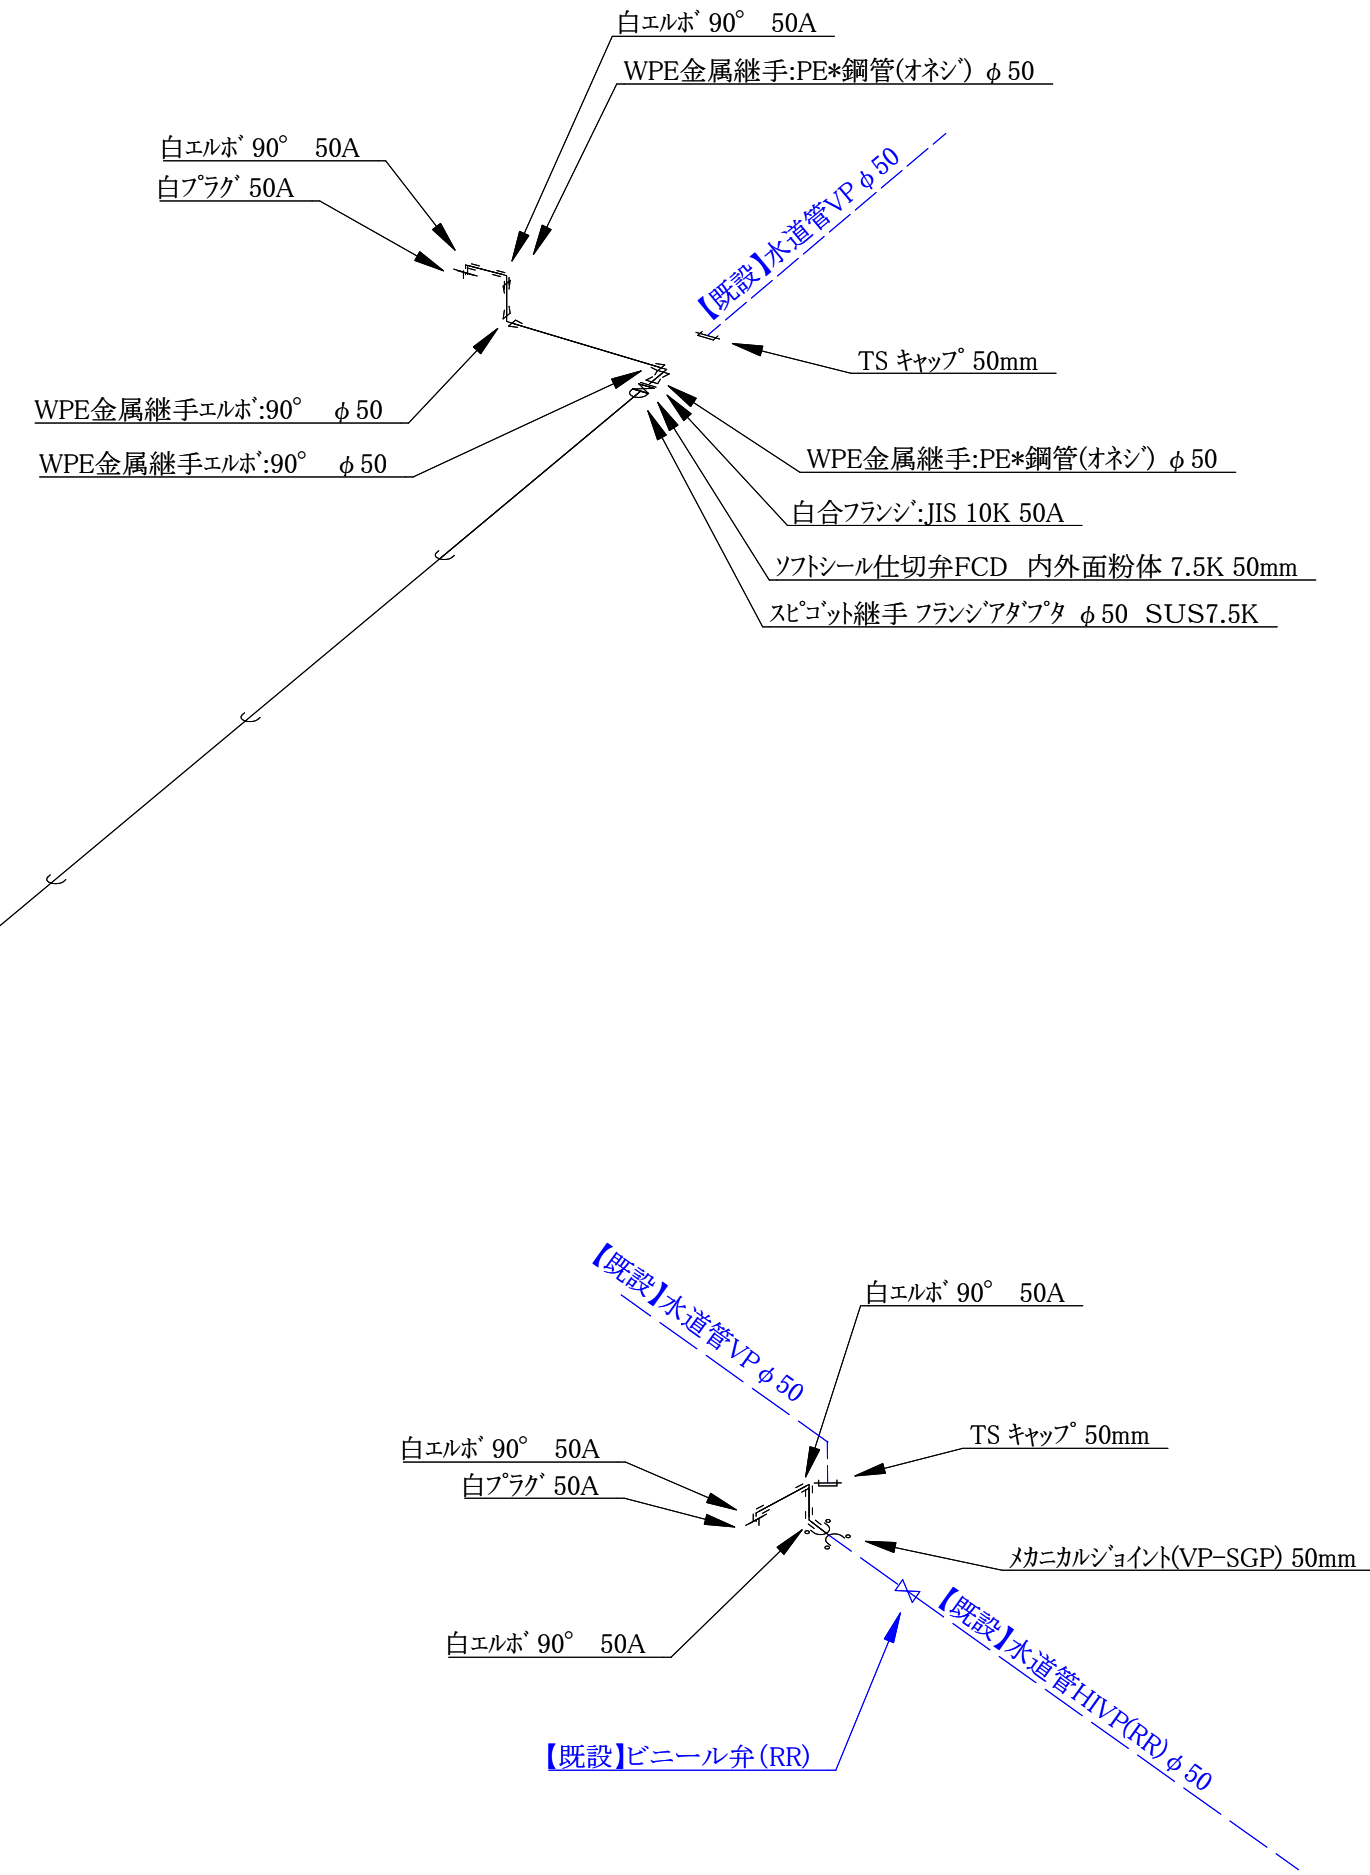

コメント				
路線・河川	市道 春日新田一丁目18号線			
工事場所 及び 工事名	上越市 春日新田1丁目 地内			
	水道管入替工事			
図面名	横断図・配管詳細図			
縮尺	図示	図面番号	3-3	
課長	副課長	係長	検査	設計
上越市ガス水道局				

舗装本復旧平面図 (S=Free)

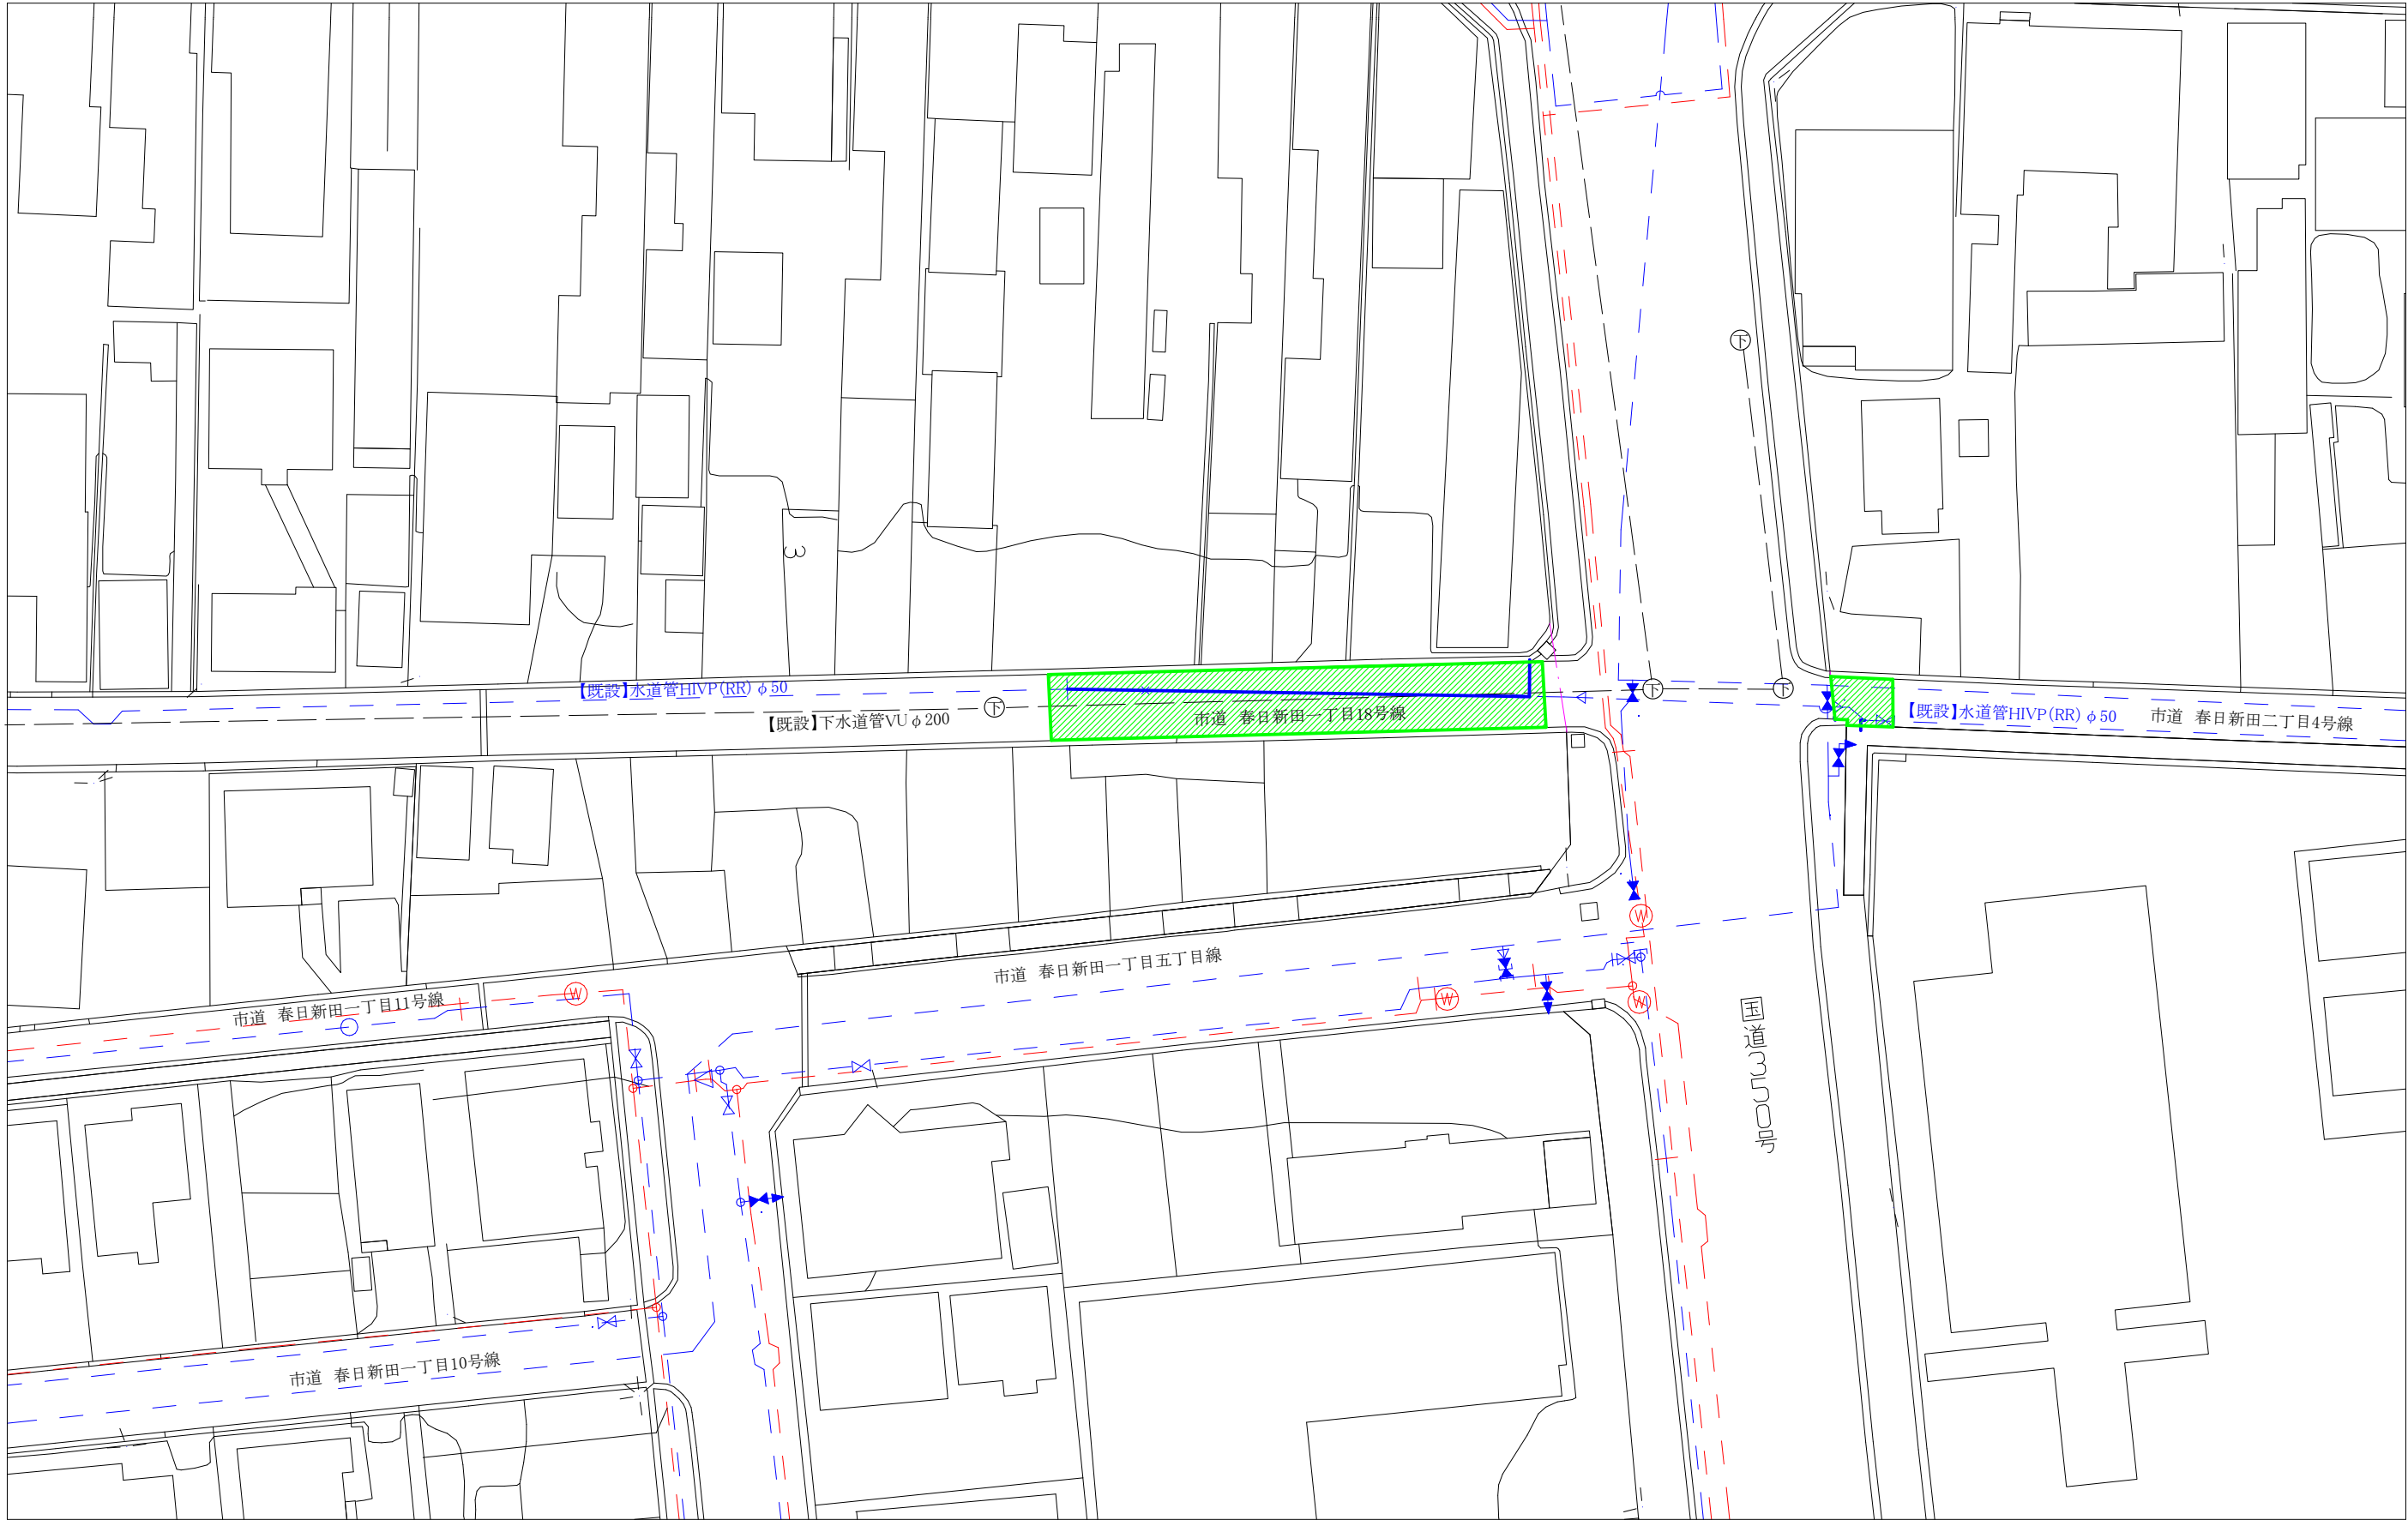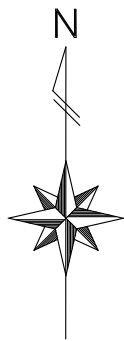

舗装本復旧面積 210㎡  
白線(外側線)設置 幅15cm L=76m  
白線(停止線)設置 幅30cm L=3m  
とまれ表示設置 矢印・記号・文字 幅15cm L=16m  
アスファルト舗装版切断 L=17m

# 撤去平面図 (S=Free)

