



【仮設】平面図 S=1/200


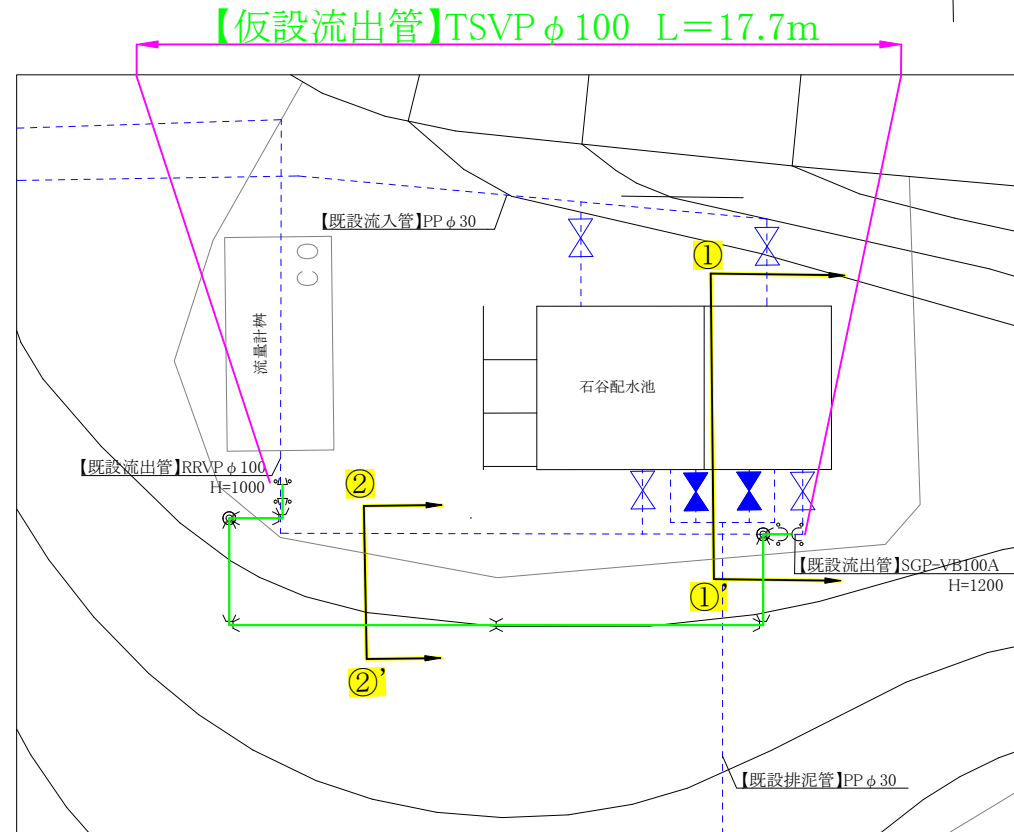


横断図 S=1/50

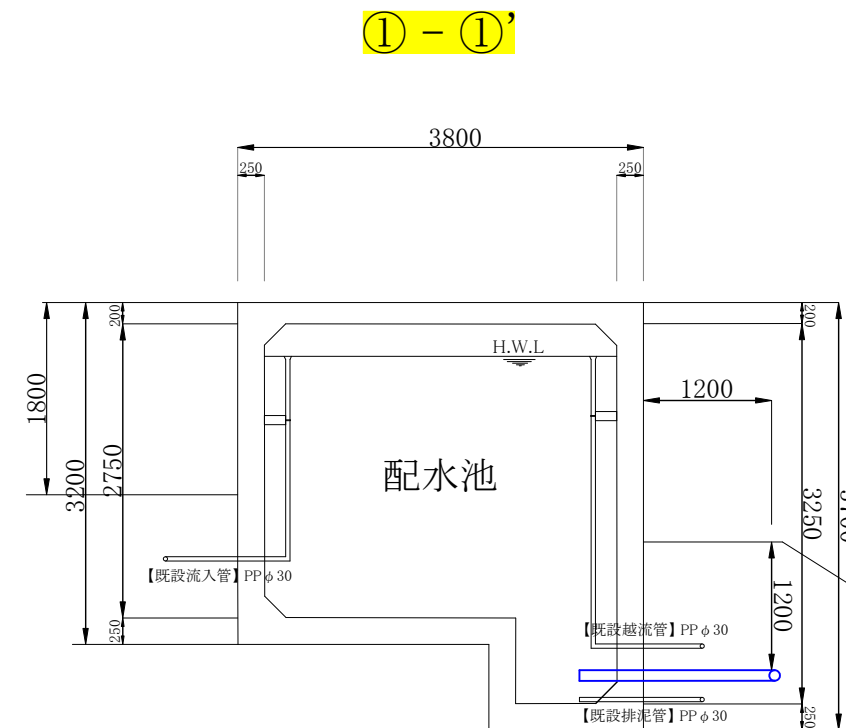

【本設流出管】(埋設部) HPPE φ 100
(貫通部) SUS 100A


【本設】平面図 S=1/200

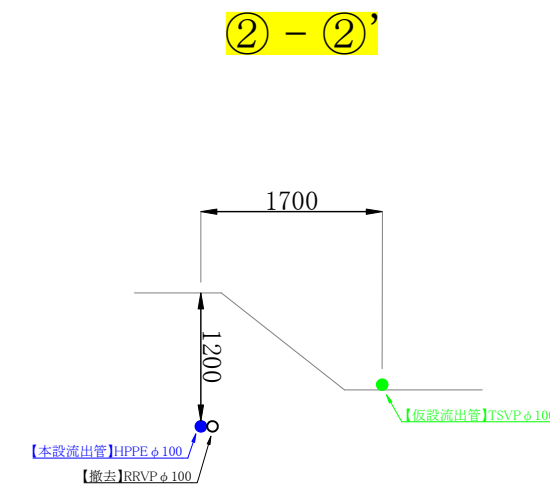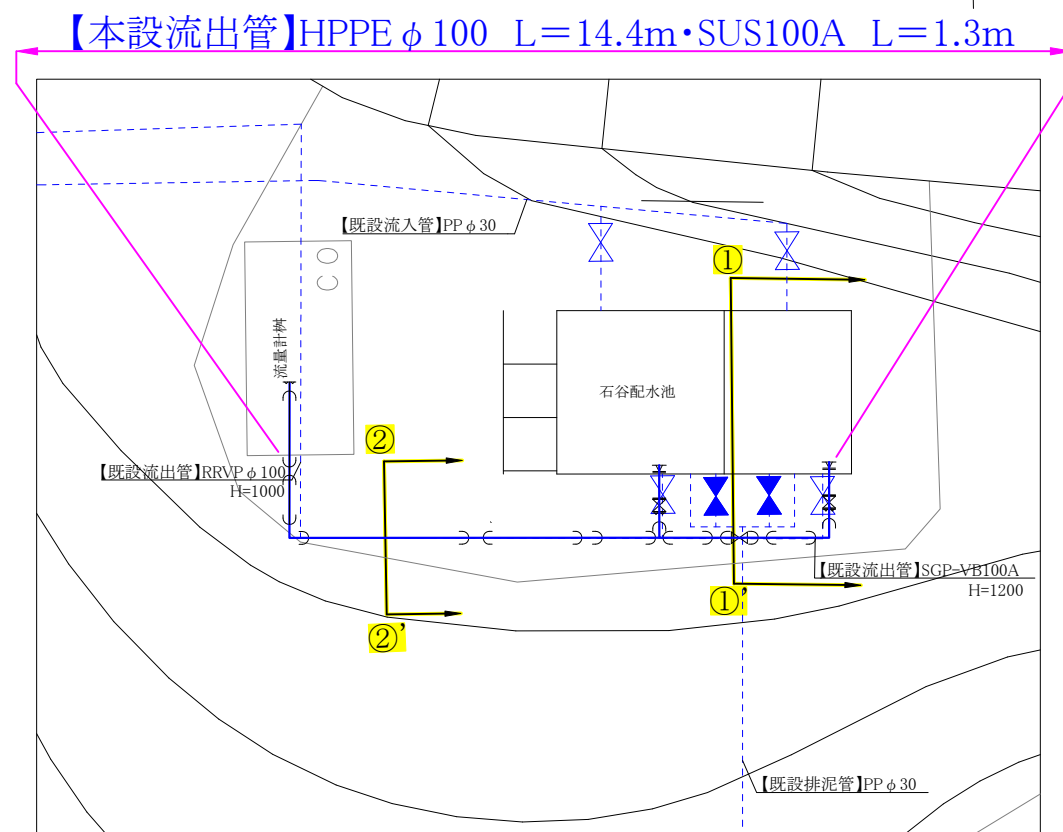


コメント					
路線・河川	石谷配水池				
工事場所 及び 工事名	上越市 吉川区石谷 地内 水道管入替工事				
図面名	平面図・横断図				
縮尺	図示	図面番号	2-1		
課長	所長	副所長	班長	検査	設計
上越市ガス水道局					

配管詳図 S=Free

【仮設流出管】

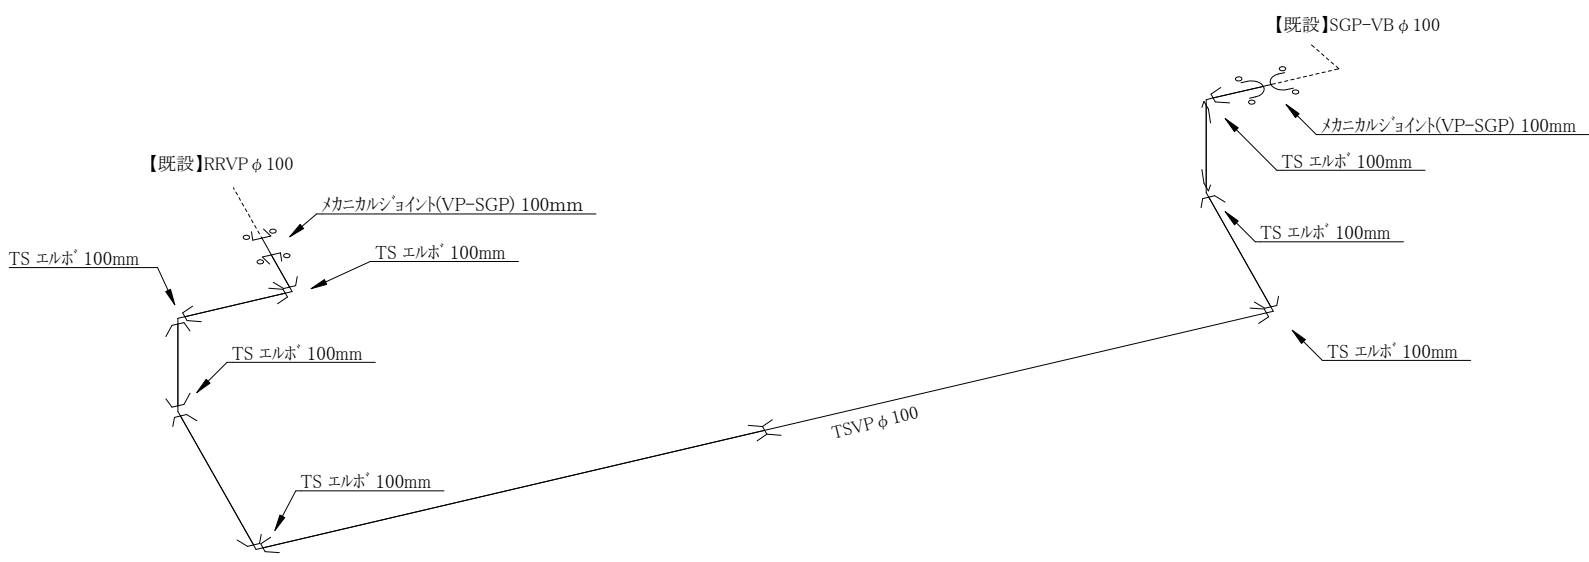

【本設流出管】

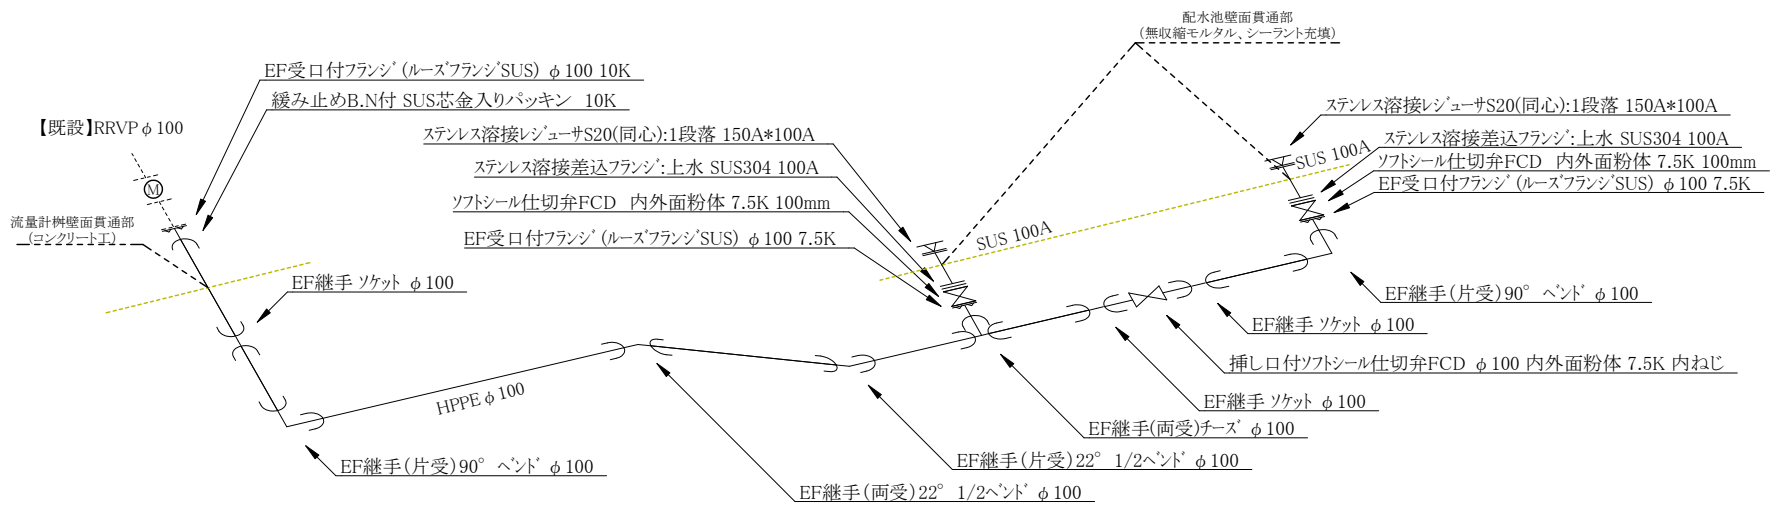

コメント					
路線・河川	石谷配水池				
工事場所 及び 工事名	上越市 吉川区石谷 地内				
	水道管入替工事				
図面名	配管詳細図				
縮尺	図示	図面番号	2-2		
課長	所長	副所長	班長	検査	設計
上越市ガス水道局					

既設管撤去平面図 S=Free

