
 
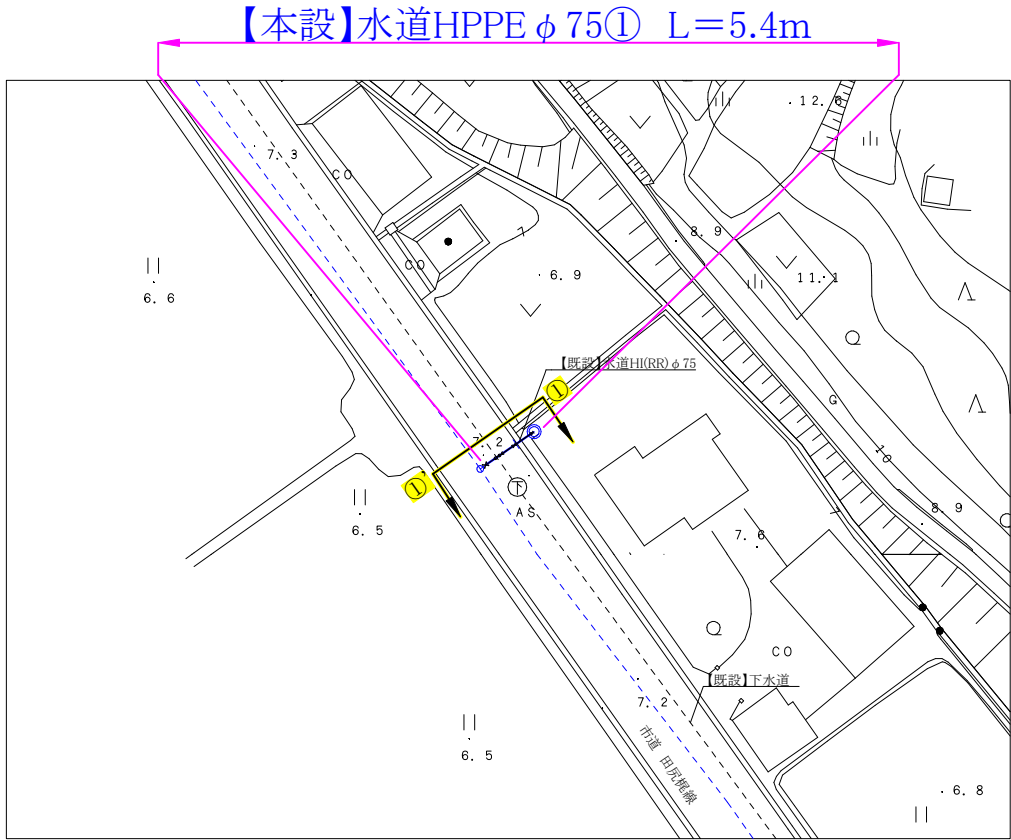




【本設】平面図① S=1/500



横断図① S=1/50

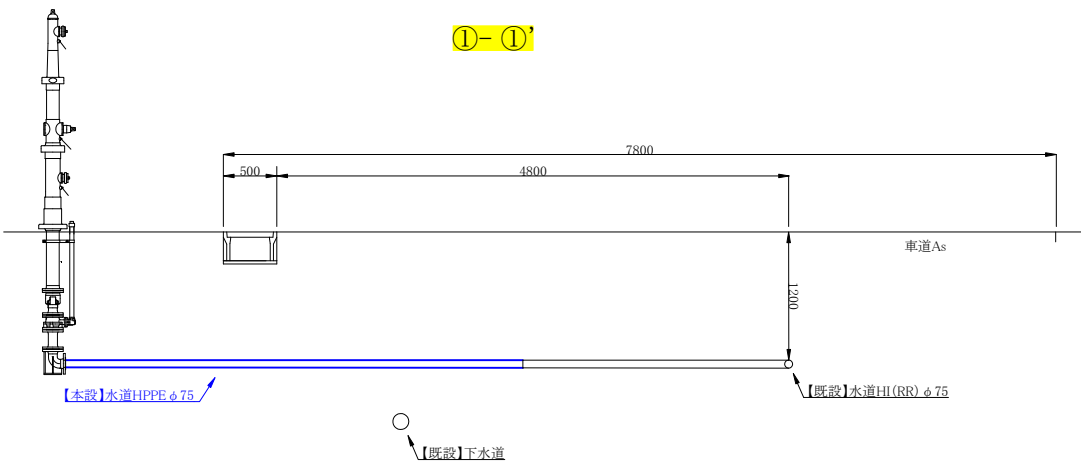


【本設】水道HPPE φ75② L=3.9m

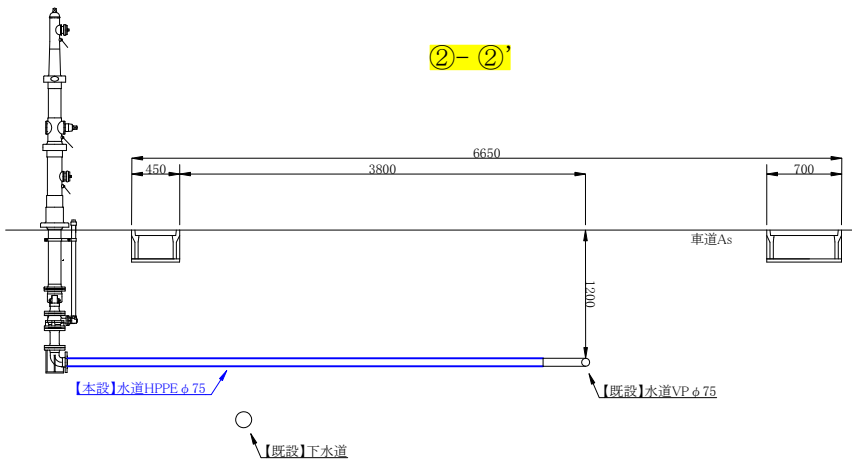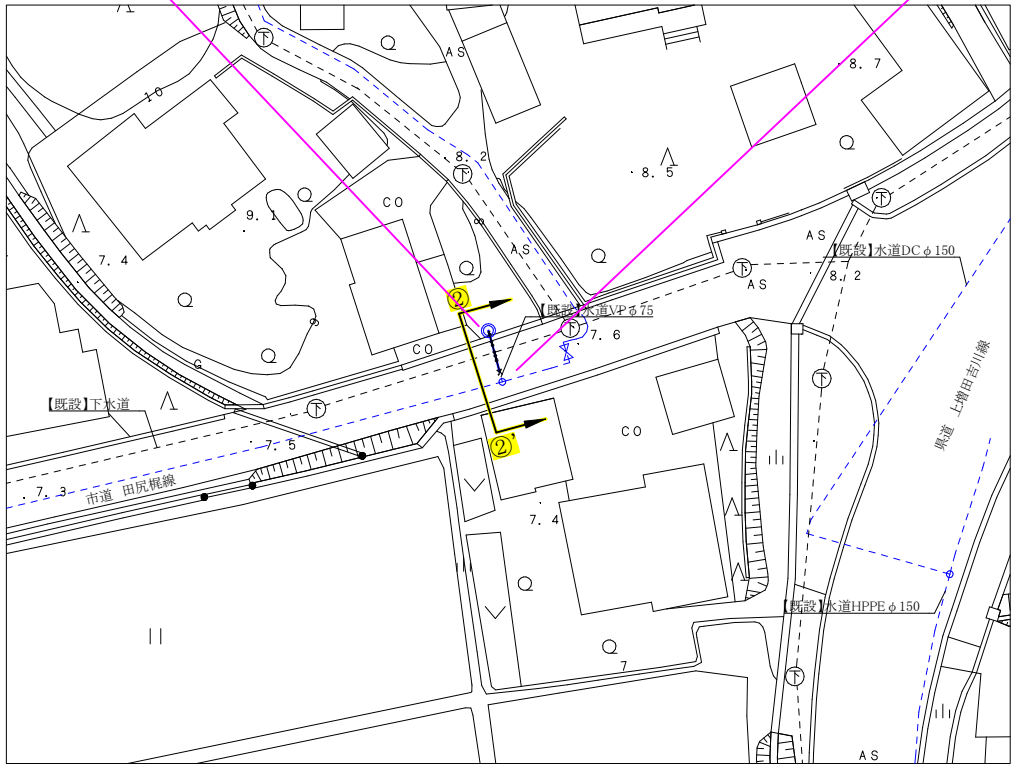


コメント					
路線・河川	市道 田尻梶線				
工事場所 及び 工事名	上越市吉川区田尻 地内 水道管入替工事				
図面名	平面図・横断図				
縮尺	図示	図面番号	2-1		
課長	所長	副所長	班長	検査	設計
上越市ガス水道局					

配管詳細図 S=Free
水道HPPE φ 75①

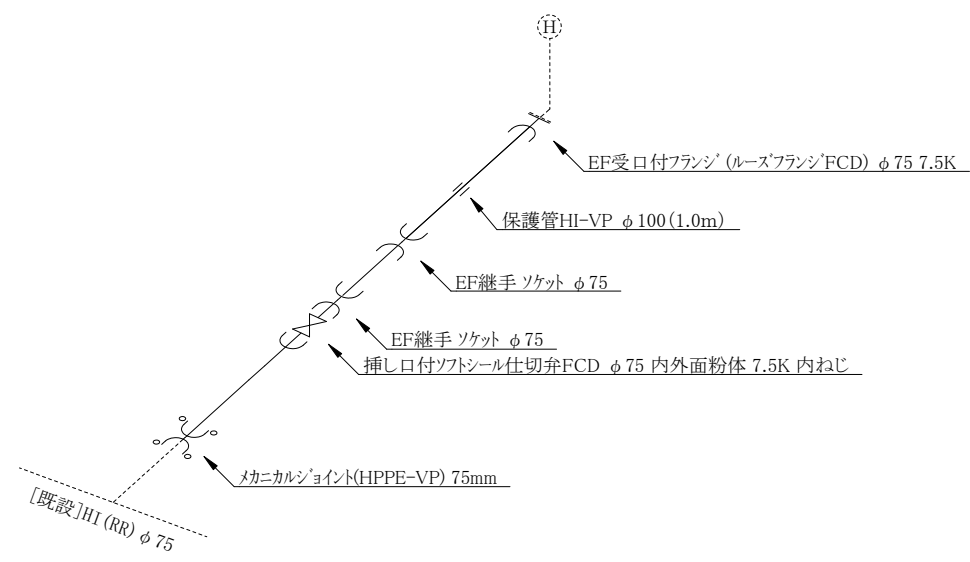


配管詳細図 S=Free
水道HPPE φ 75②

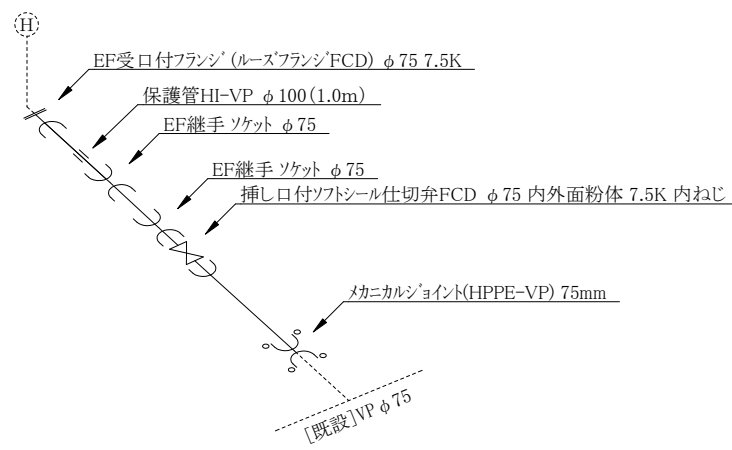


コメント					
路線・河川	市道 田尻梶線				
工事場所 及び 工事名	上越市吉川区田尻 地内				
	水道管入替工事				
図面名	配管詳細図				
縮尺	図示		図面番号	2-2	
課長	所長	副所長	班長	検査	設計
上越市ガス水道局					

舗装本復旧・既設管撤去平面図

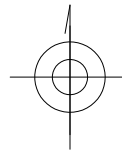

As舗装本復旧(打ち換え) $A=30\text{m}^2$ (HPPE $\phi 75$ ① $=17\text{m}^2$ 、HPPE $\phi 75$ ② $=13\text{m}^2$)
 舗装切断 $L=26\text{m}$ (HPPE $\phi 75$ ① $=15\text{m}$ 、HPPE $\phi 75$ ② $=11\text{m}$)
 外側線 $L=10\text{m}$ (HPPE $\phi 75$ ① $=5\text{m}$ 、HPPE $\phi 75$ ② $=5\text{m}$)

【撤去】水道HI(RR) $\phi 75$ ① $L=2.5\text{m}$
 【撤去】水道ACP $\phi 75$ ① $L=1.9\text{m}$

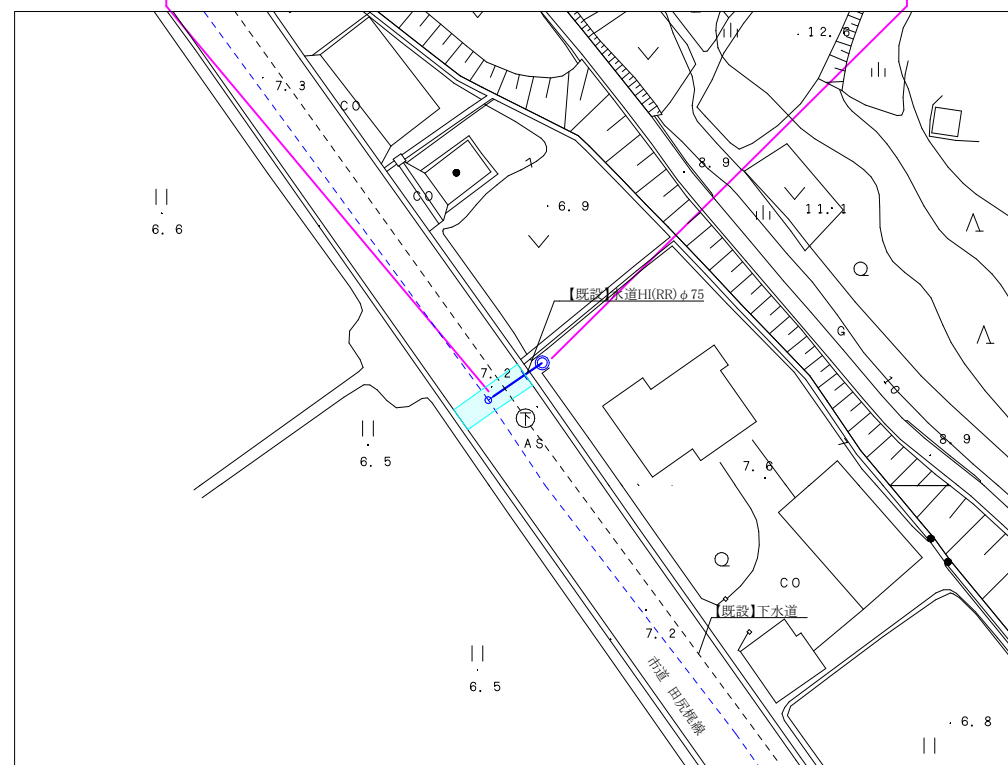

【撤去】水道VP $\phi 75$ ② $L=1.0\text{m}$
 【撤去】水道ACP $\phi 75$ ② $L=2.9\text{m}$

