



S=1 : 500

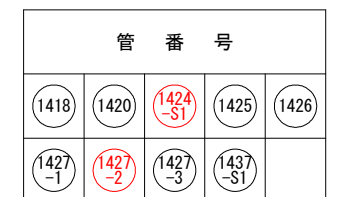

工事番号	公汚 第8-7-5号	図面番号	1/4
工事名	稲田汚水幹線1427-2他枝線工事		
路線名			
施工地名	上越市 大字富岡 地内		
図面名	平面図		
縮尺	1:500		
上越市ガス水道局			

縦断面図

V=1 : 100
H=1 : 500

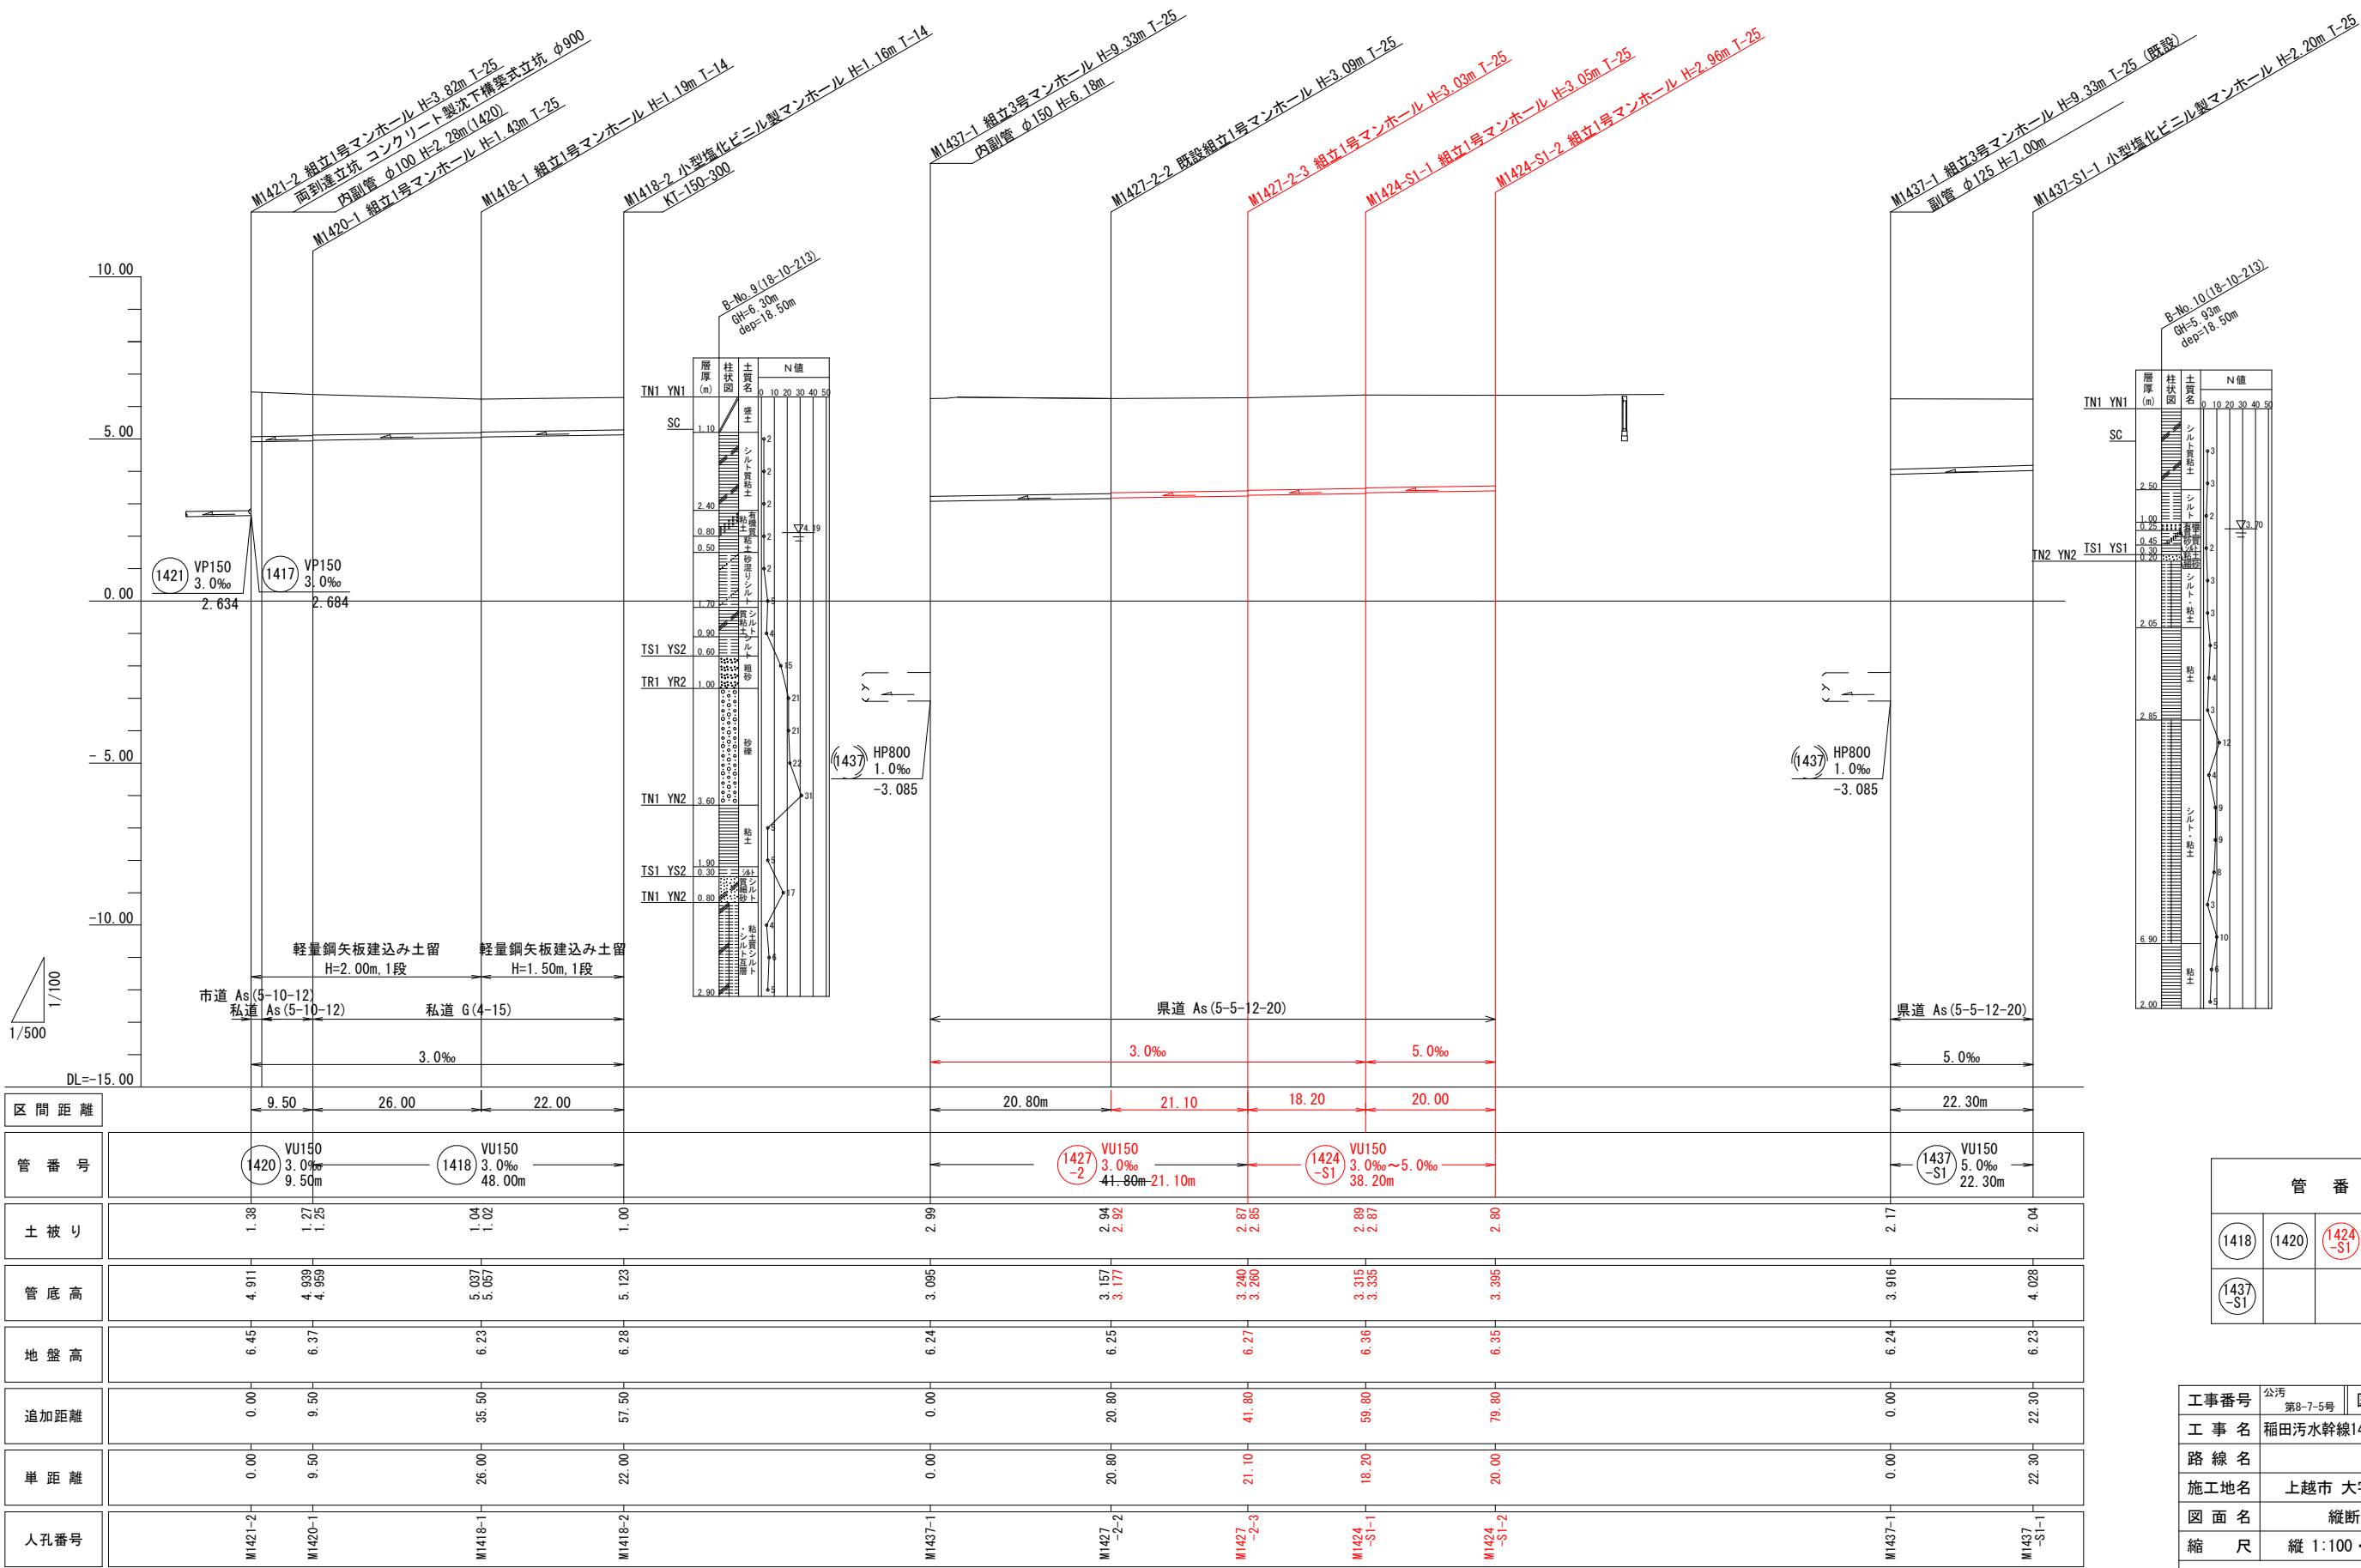







管 番 号				
1418	1420	1424-S1	1427-2	1427-3
1437-S1				

工事番号	公汚 第8-7-5号	図面番号	2/4
工 事 名	稲田汚水幹線1427-2他枝線工事		
路 線 名			
施工地名	上越市 大字富岡 地内		
図 面 名	縦断面図		
縮 尺	縦 1:100・横 1:500		

上 越 市 ガ ス 水 道 局

横断面図

S=1 : 100

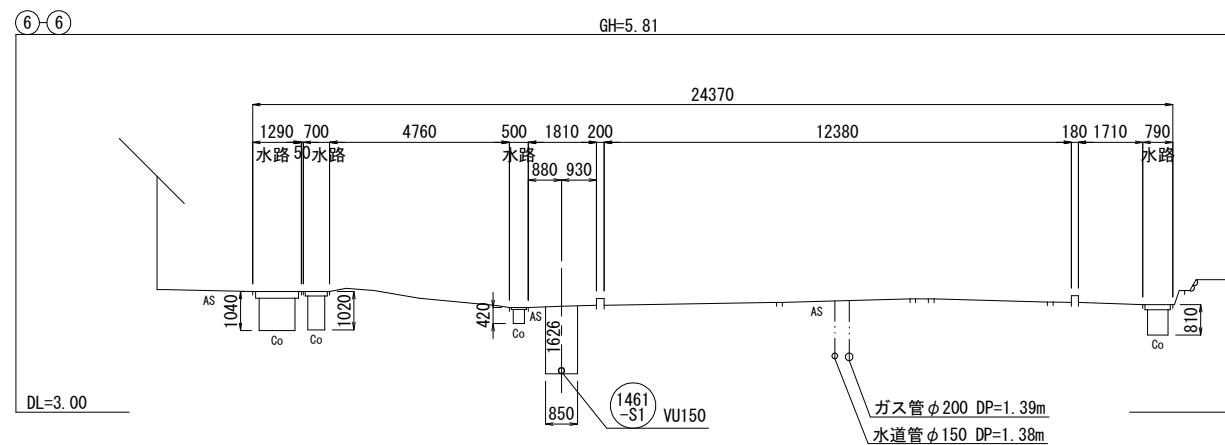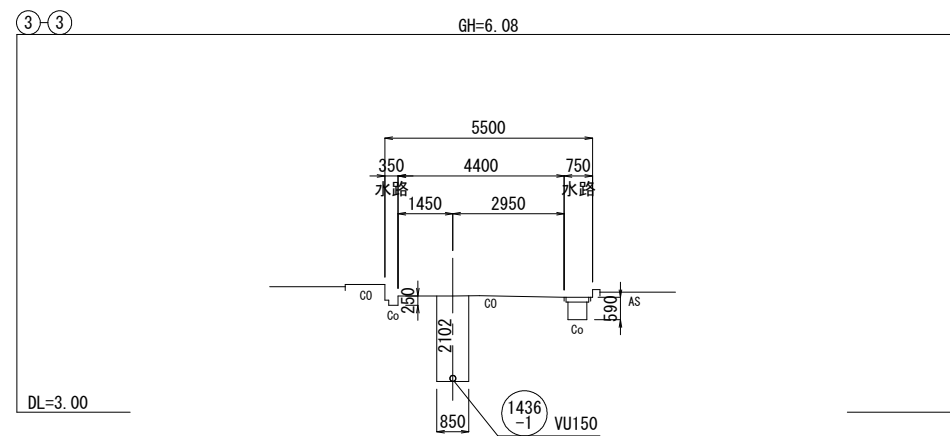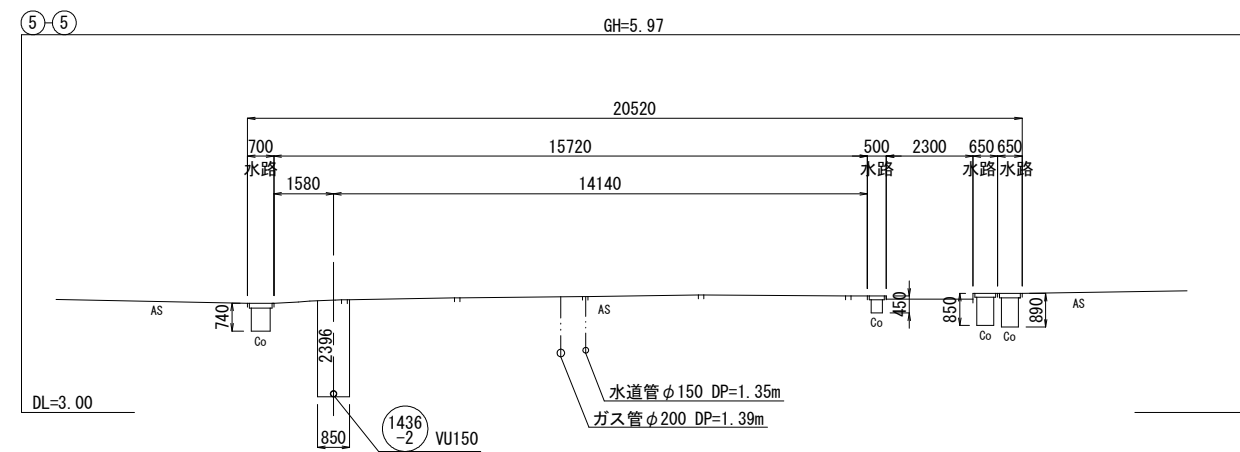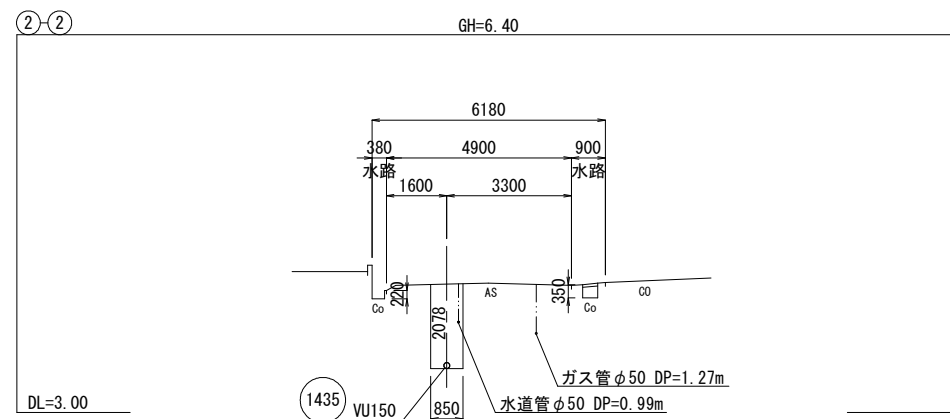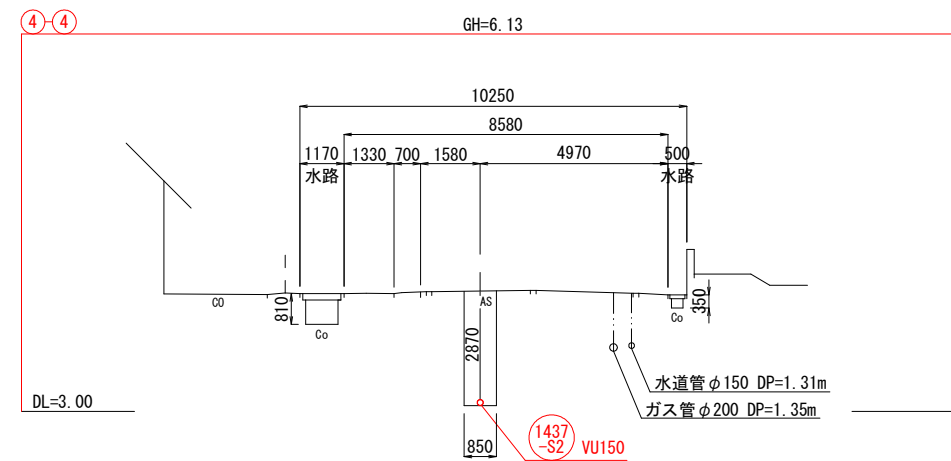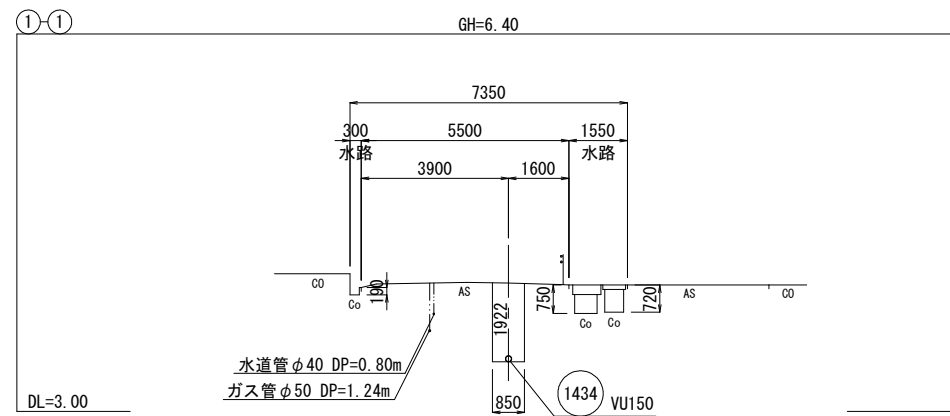


管 番 号				
1434	1435	1436-S1	1436-S2	1437-S2
1461-S1				

工事番号	公汚 第8-7-5号	図面番号	3/4
工 事 名	稲田汚水幹線1427-2他枝線工事		
路 線 名			
施工地名	上越市 大字富岡 地内		
図 面 名	横断面図		
縮 尺	1:100		
上 越 市 ガ ス 水 道 局			

試掘工 平面図

S=1:200

B-No. 9 (18-10-213)

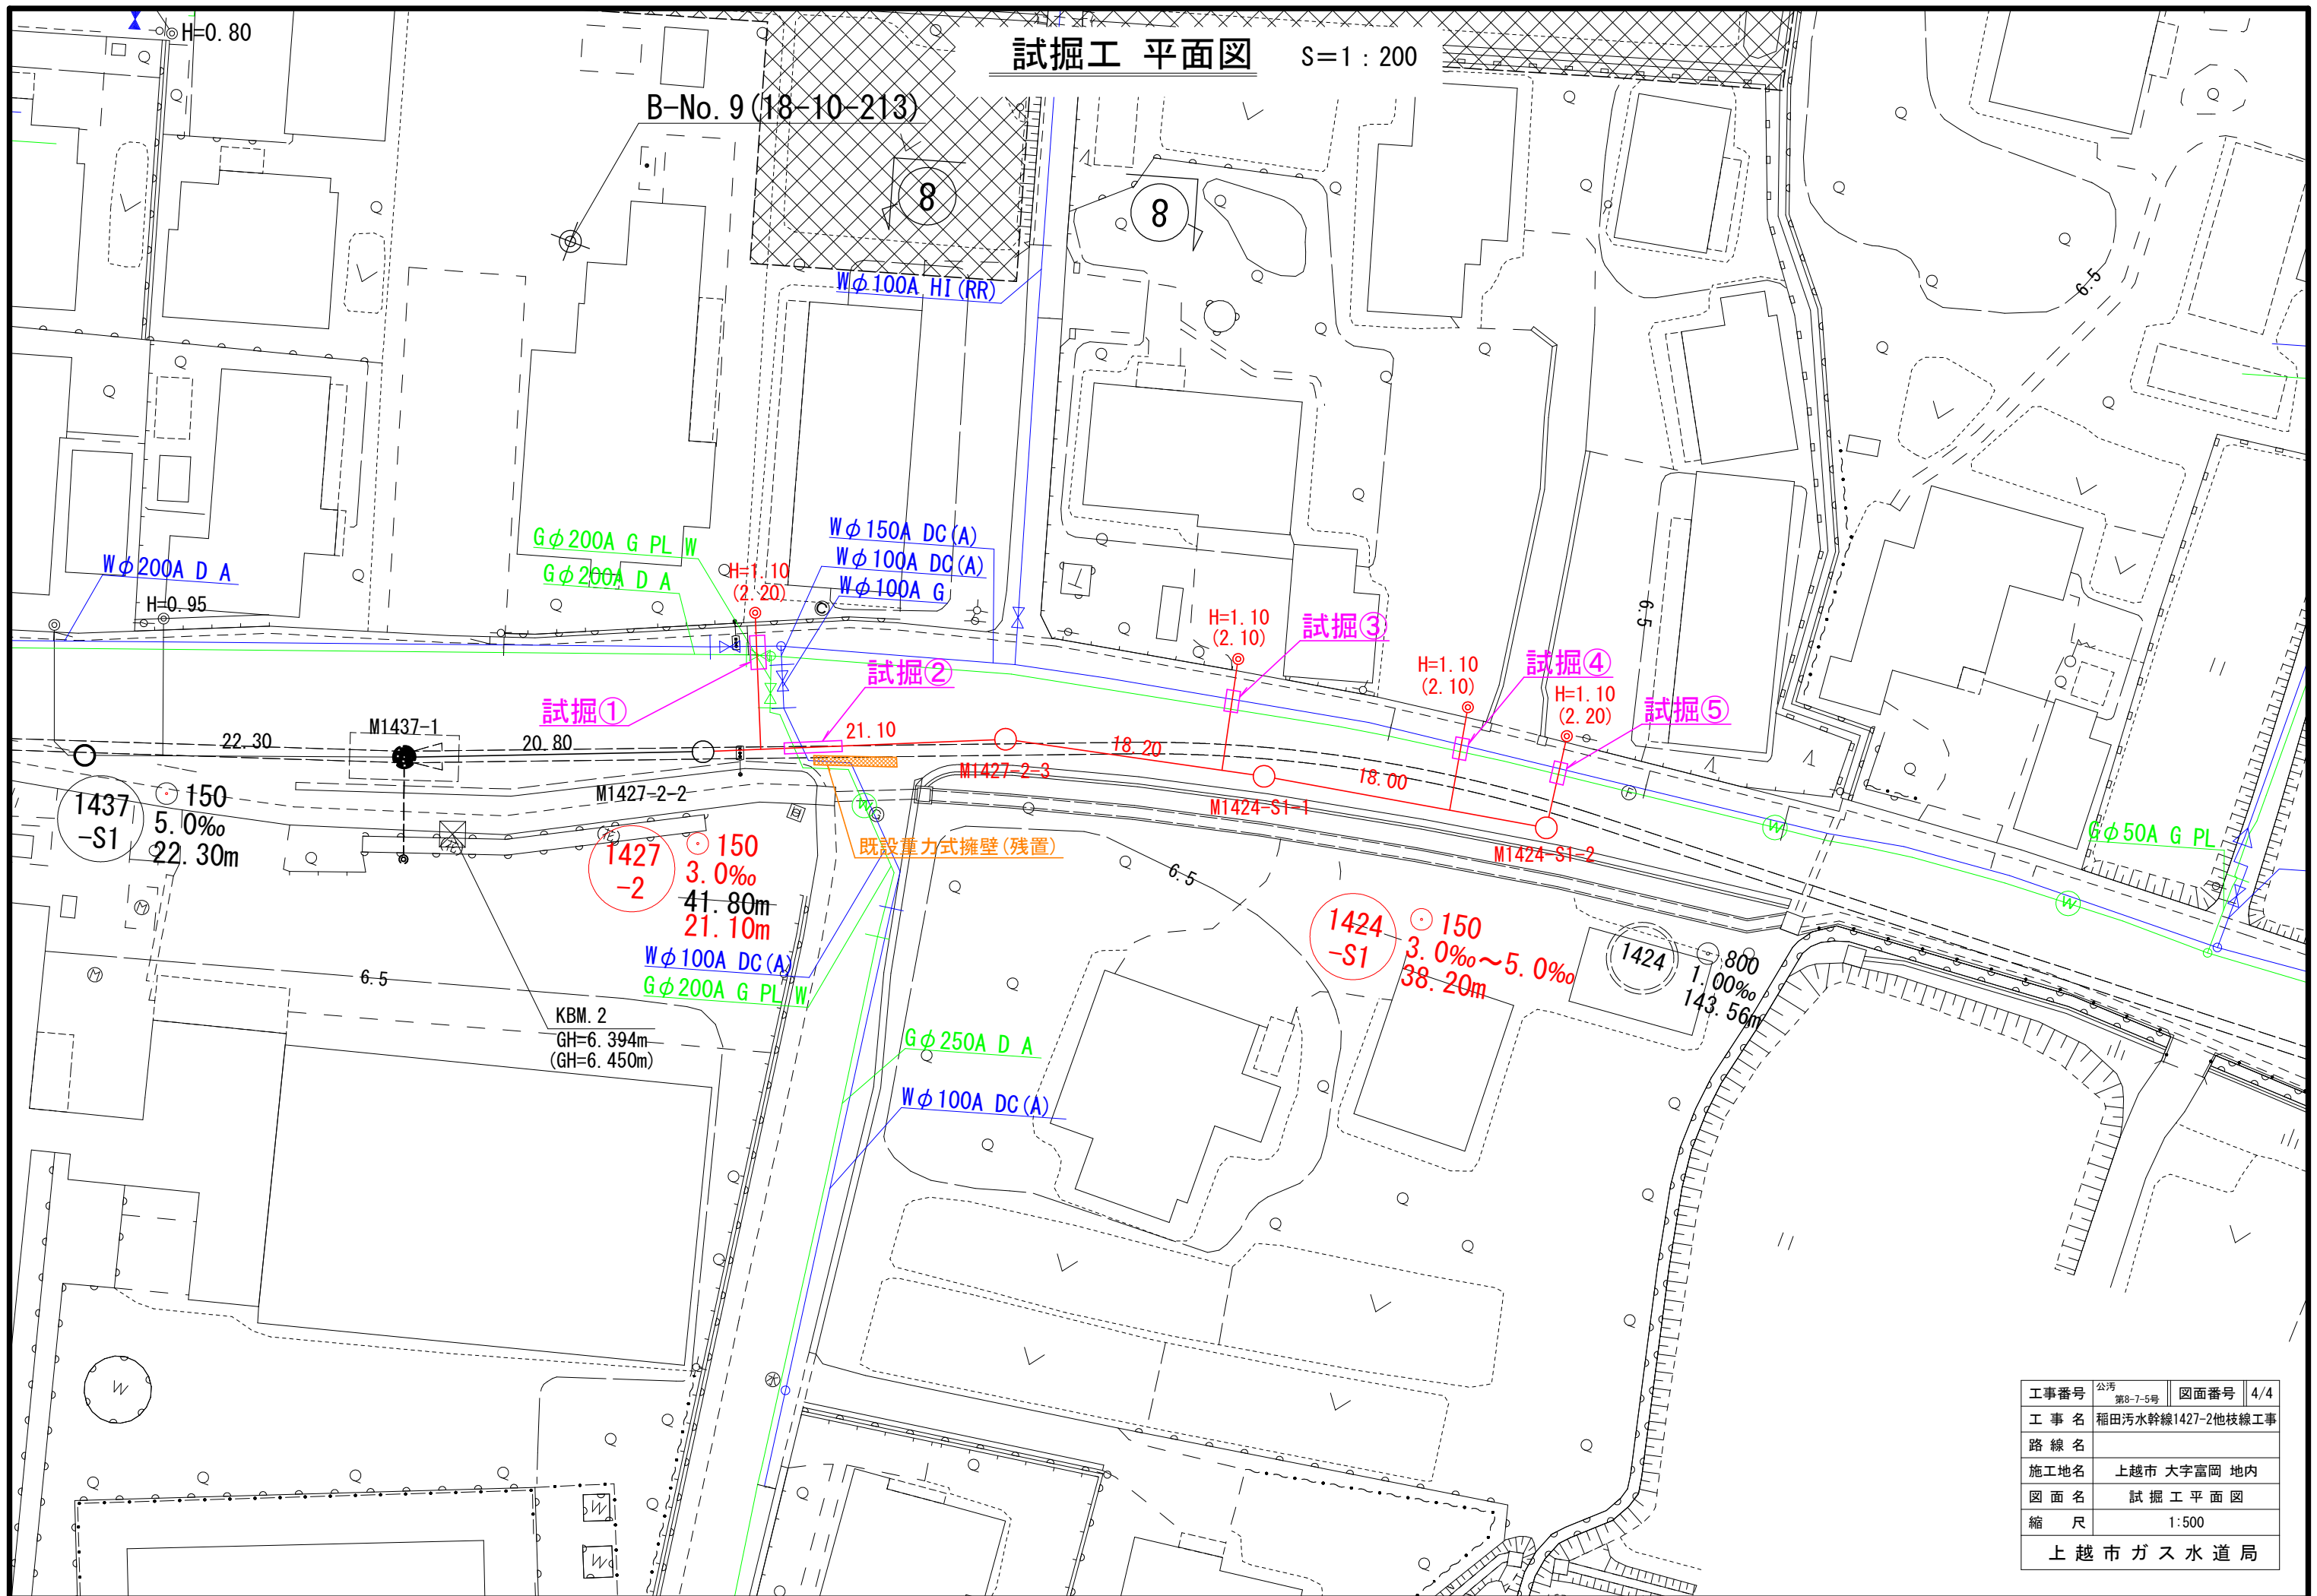

工事番号	公汚 第8-7-5号	図面番号	4/4
工 事 名	稲田汚水幹線1427-2他枝線工事		
路 線 名			
施工地名	上越市 大字富岡 地内		
図 面 名	試 掘 工 平 面 図		
縮 尺	1:500		
上 越 市 ガ ス 水 道 局			