

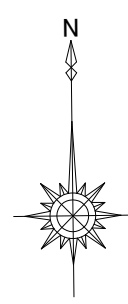


【本設】平面図 S=1/500

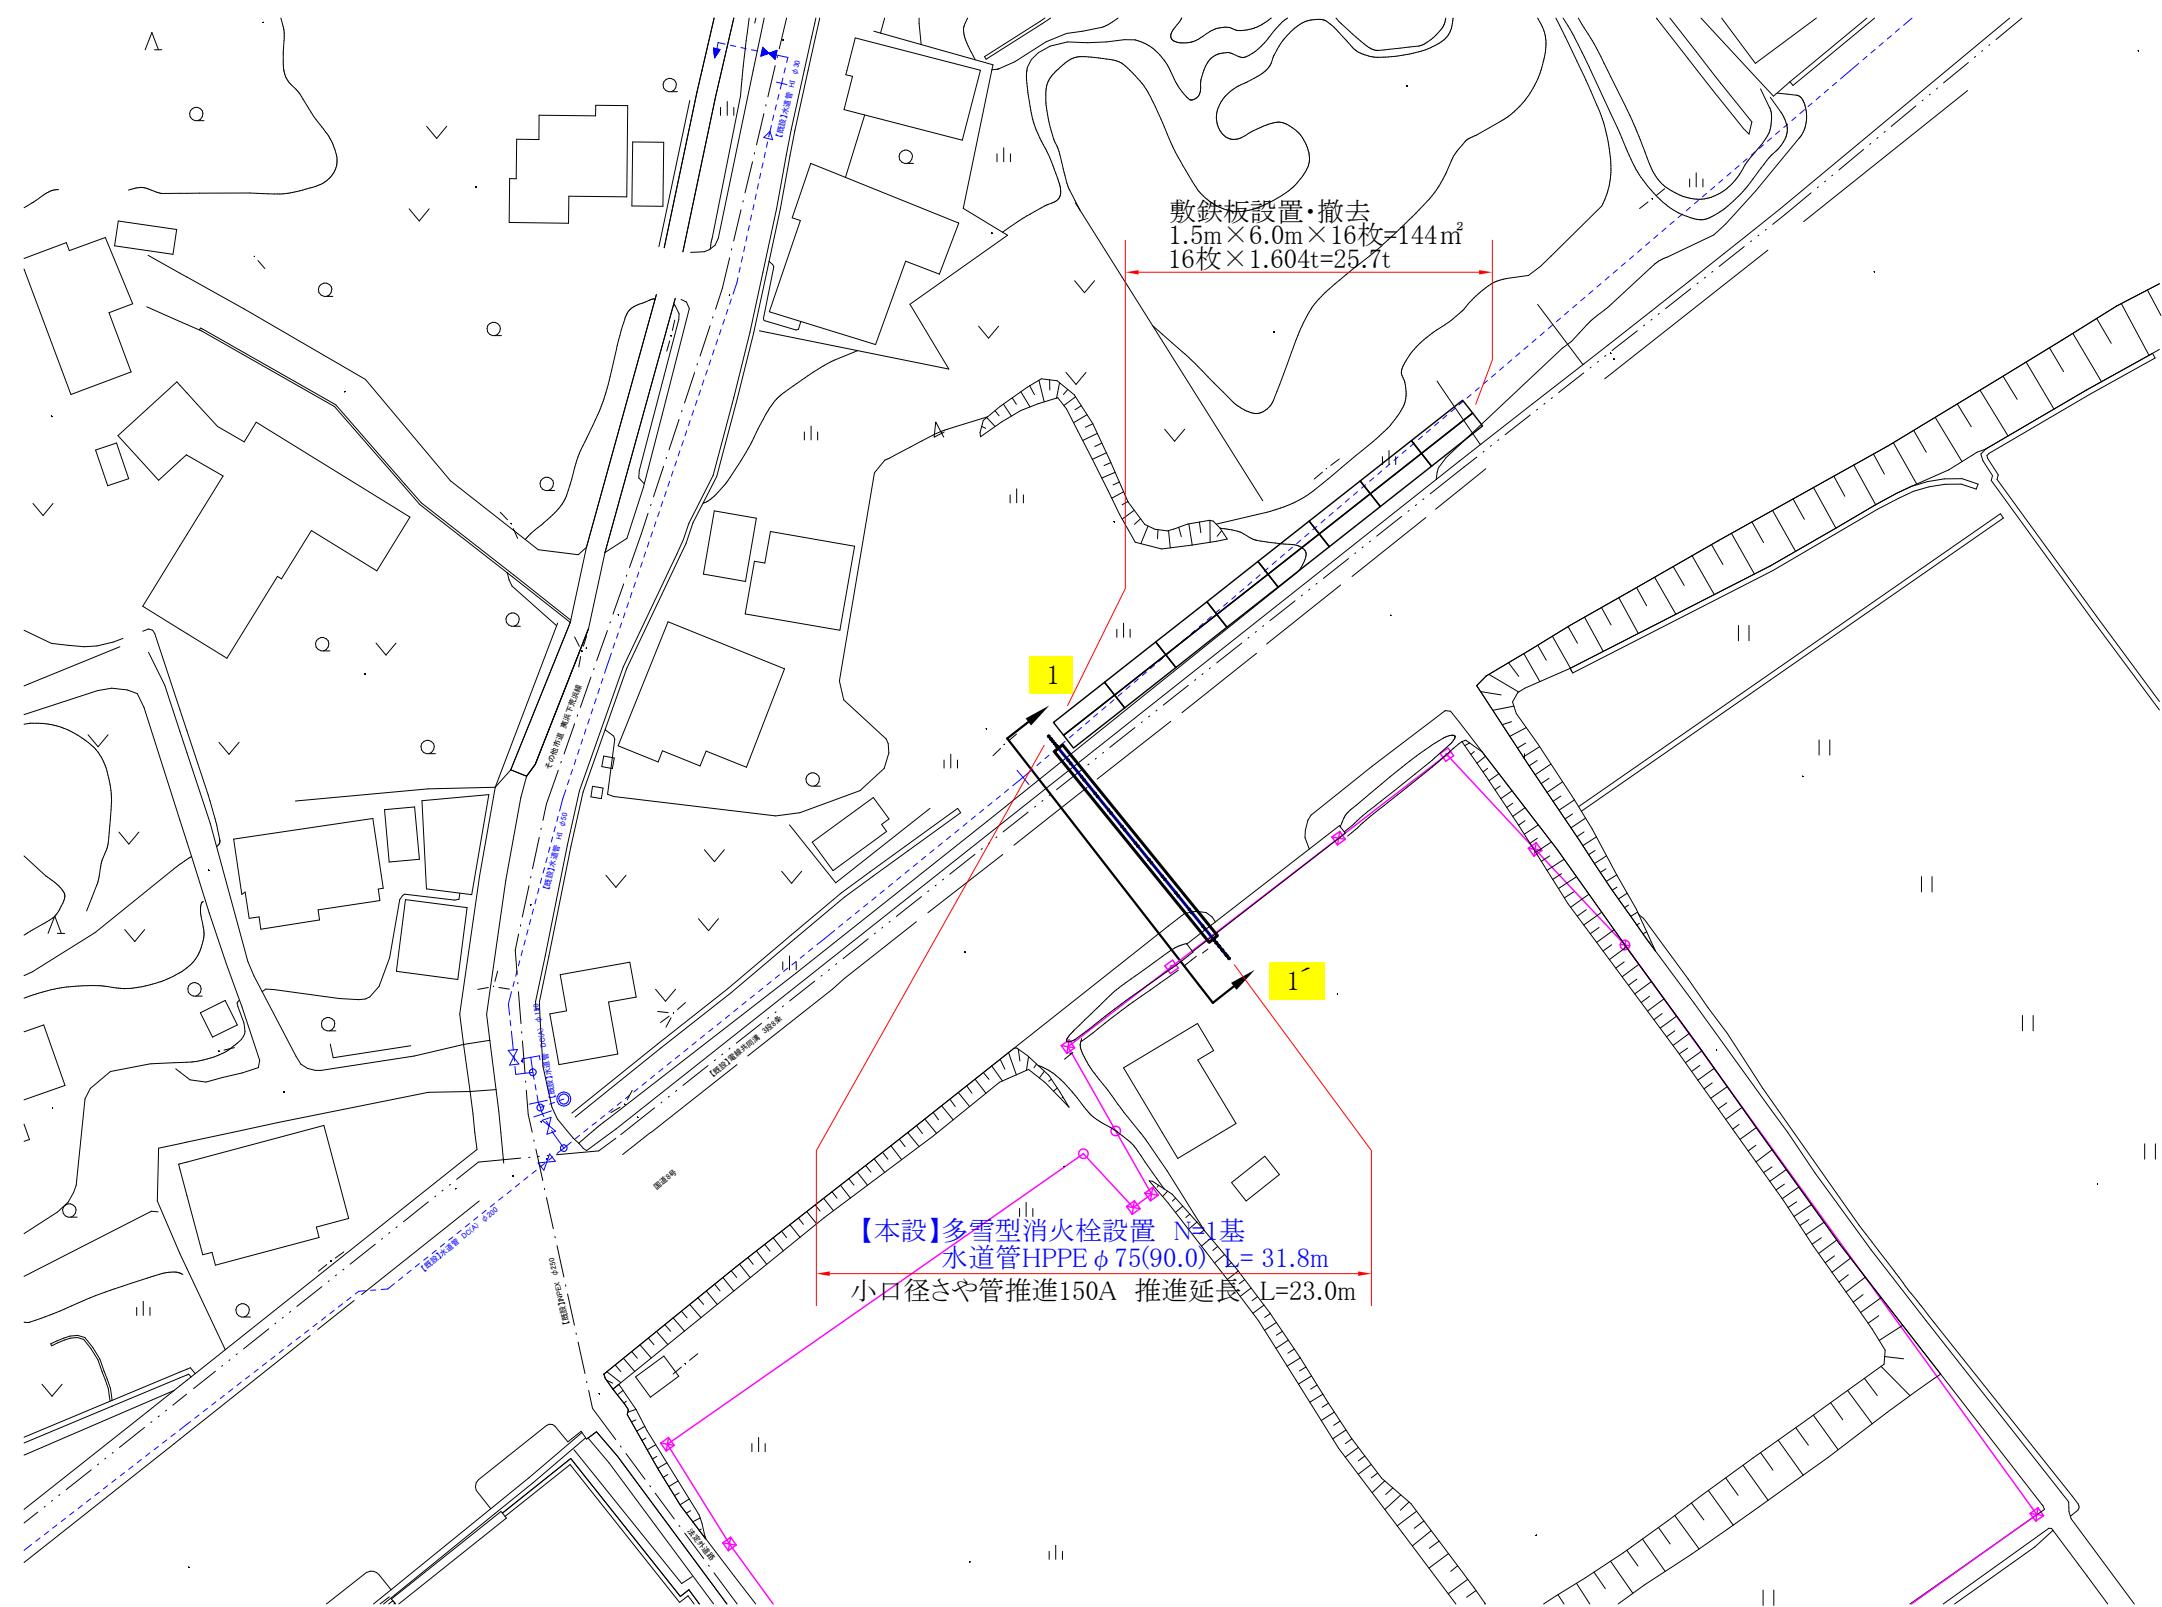


コメント				
路線・河川	国道8号			
工事場所 及び 工事名	上越市 大字下荒浜 地内			
	消火栓設置工事			
図面名	【本設】平面図			
縮尺	図示	図面番号	2-1	
課長	副課長	係長	検査	設計
上越市ガス水道局				

【本設】横断図 S=1/100

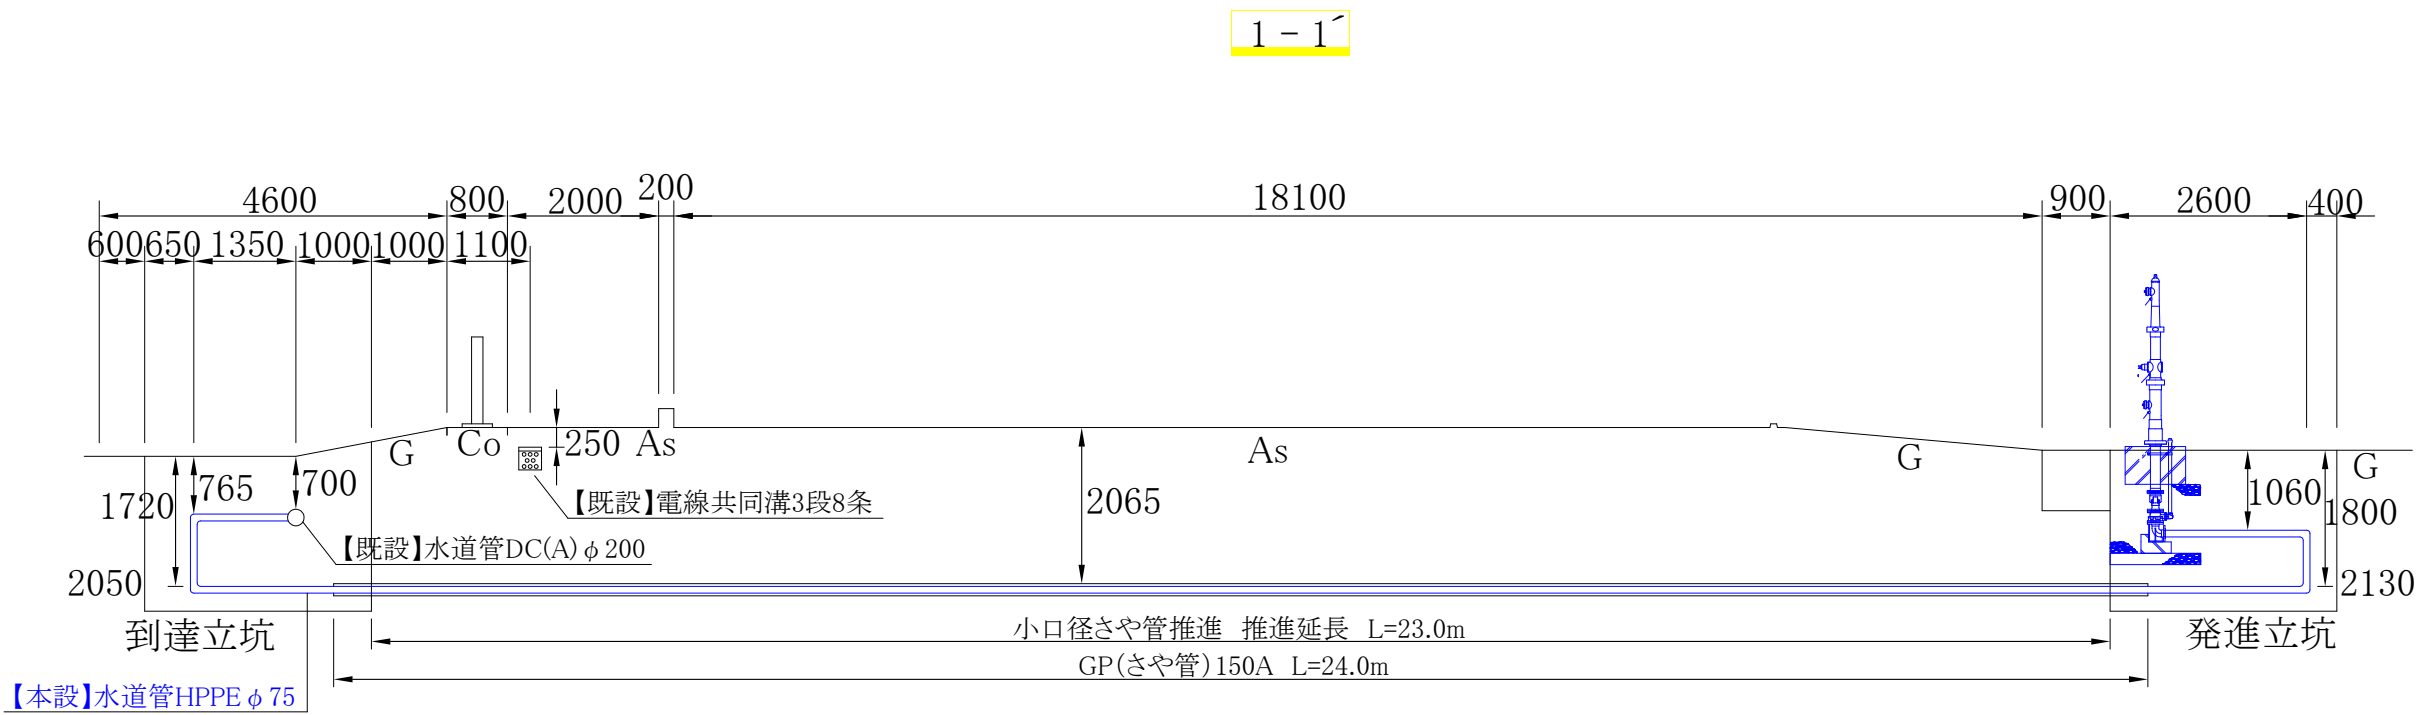

【本設】配管詳細図 S=FREE

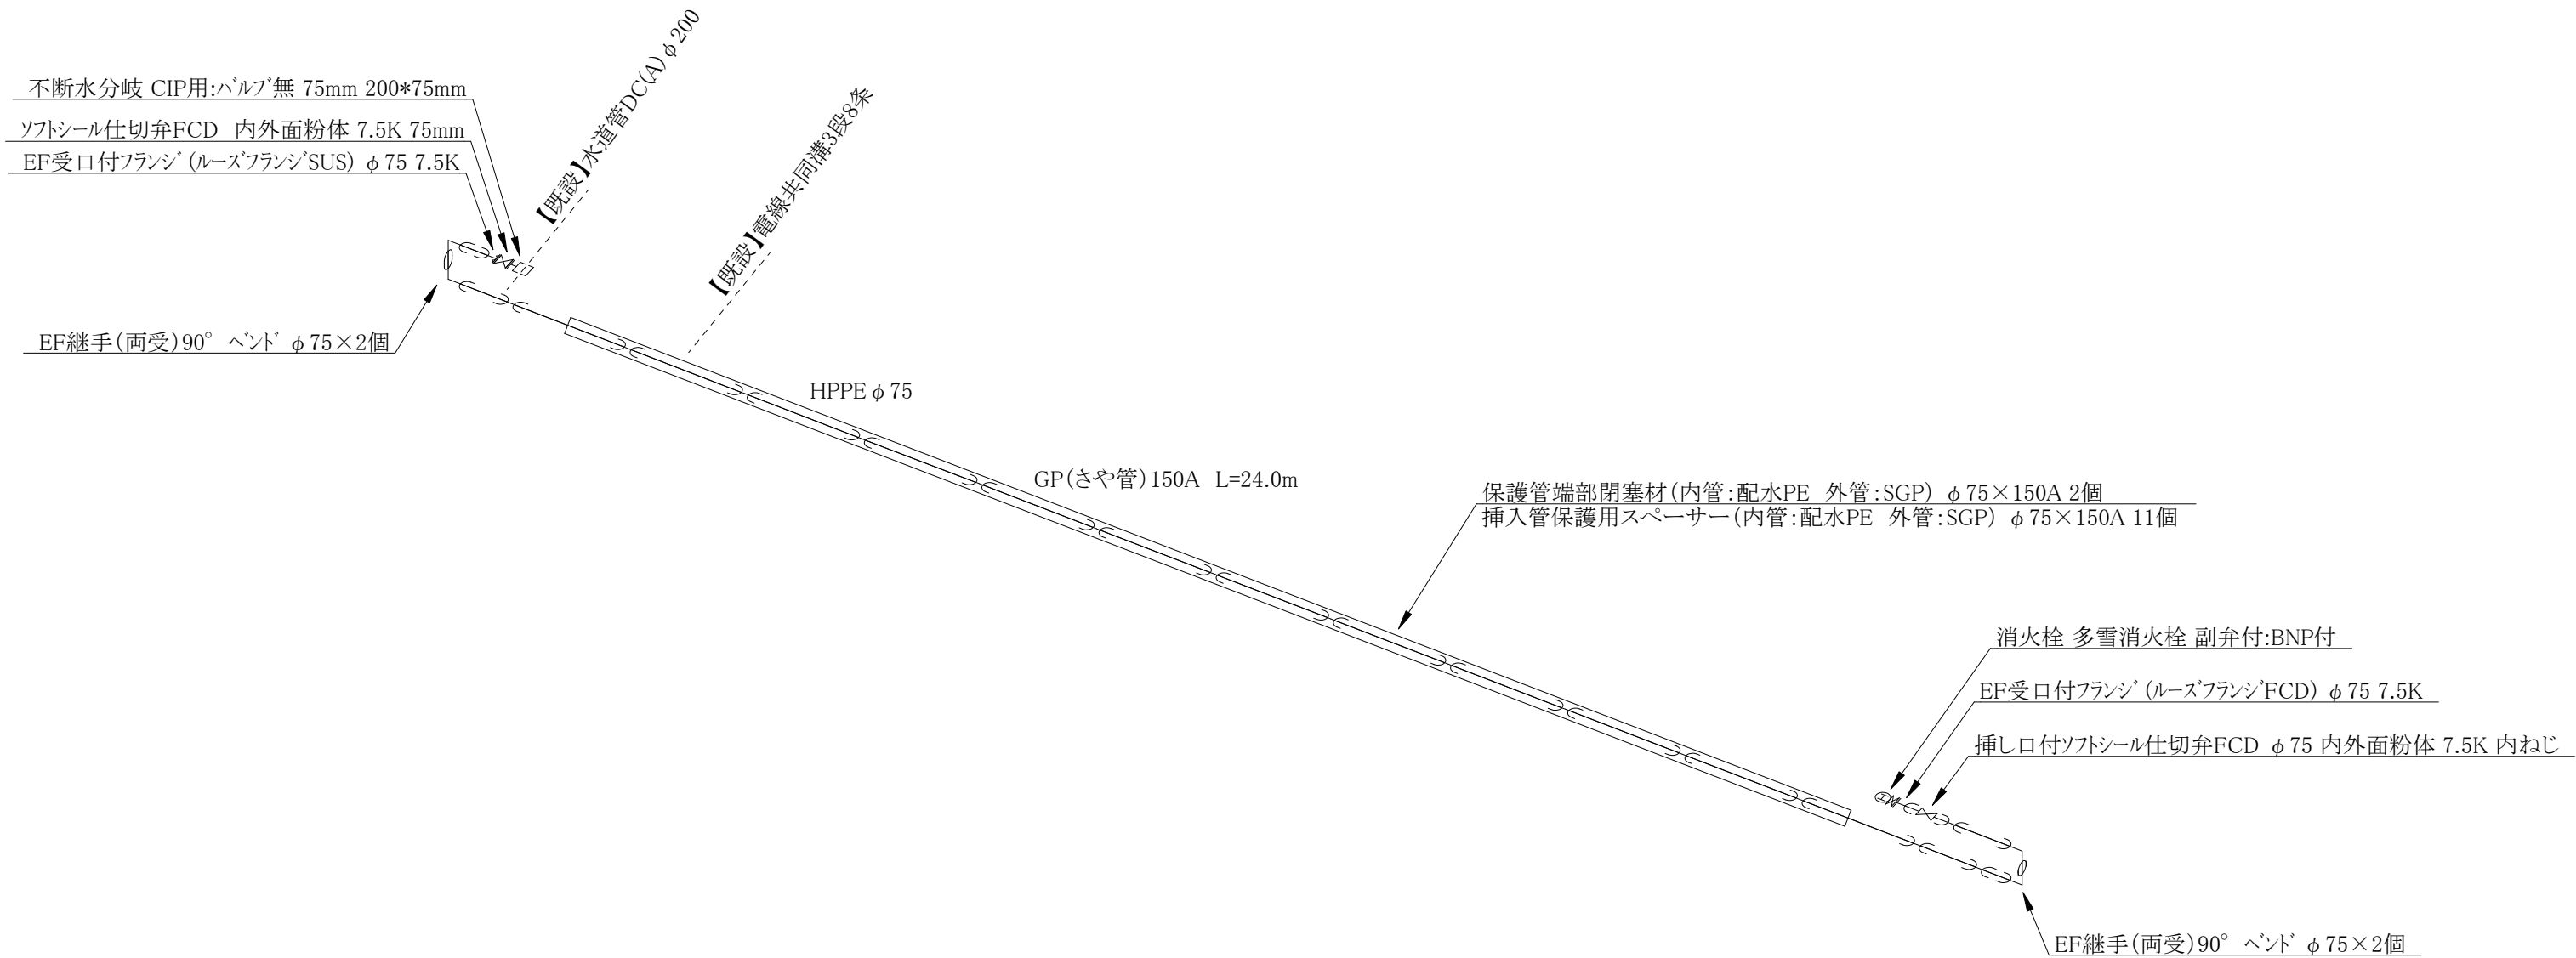

コメント				
路線・河川	国道8号			
工事場所 及び 工事名	上越市 大字下荒浜 地内			
	消火栓設置工事			
図面名	【本設】横断図・【本設】配管詳細図			
縮尺	図示	図面番号	2-2	
課長	副課長	係長	検査	設計
上越市ガス水道局				