

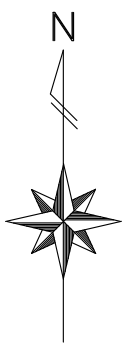
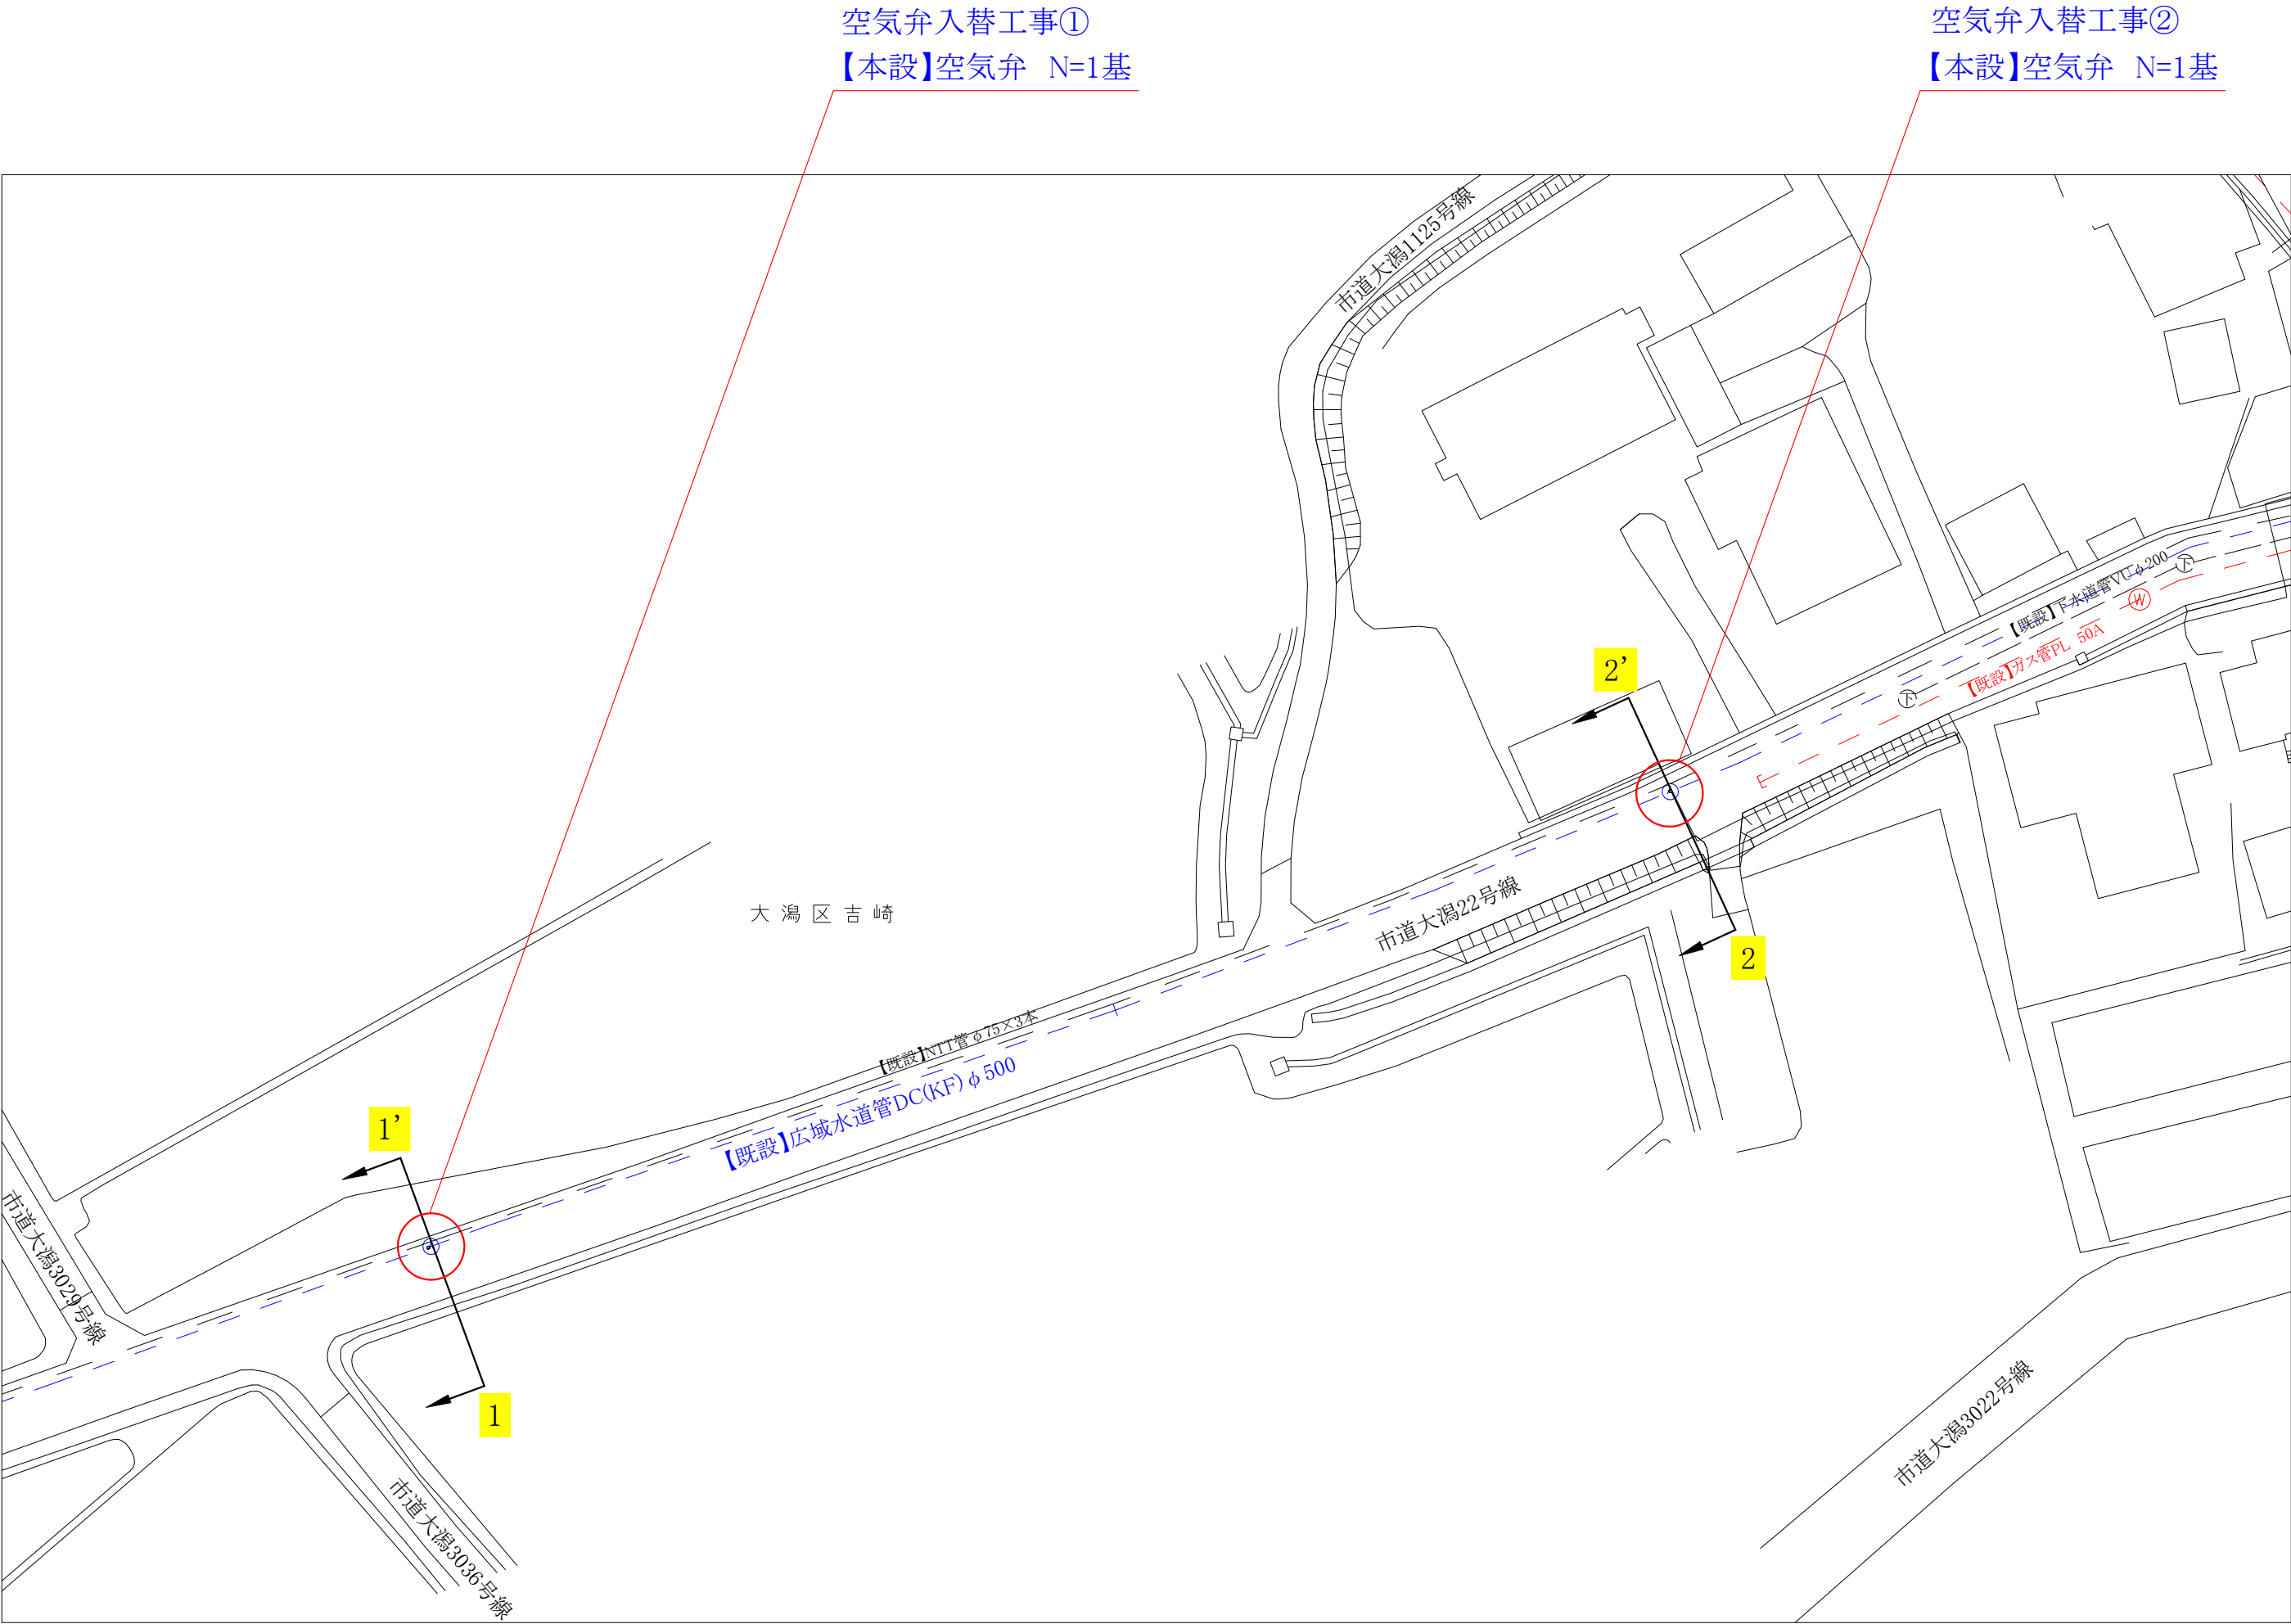


本設平面図 (S=1:500)

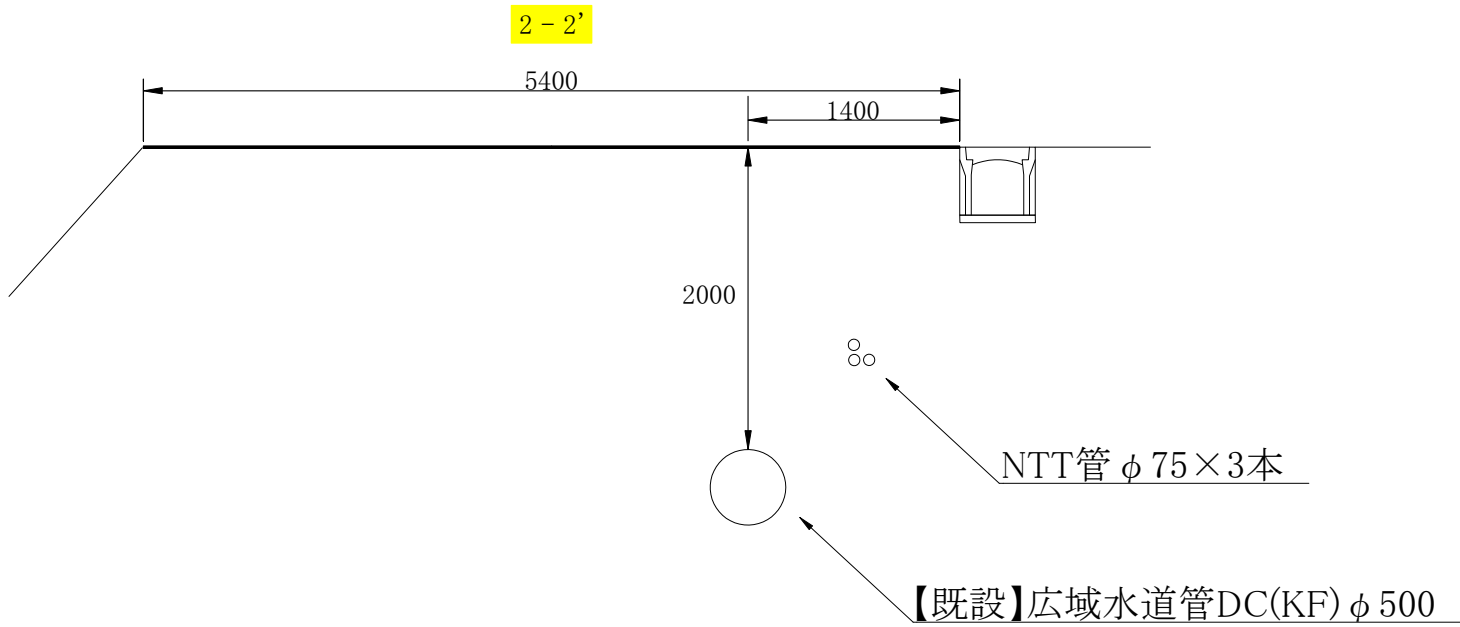


コメント					
路線・河川	市道大潟22号線				
工事場所 及び 工 事 名	上越市 大潟区吉崎新田 地内				
	空気弁入替工事				
図 面 名	本設平面図				
縮 尺	図示		図面番号		2-1
課 長	副課長	係	長	検 査	設 計
上 越 市 ガ ス 水 道 局					

横断図 (S=1:50)

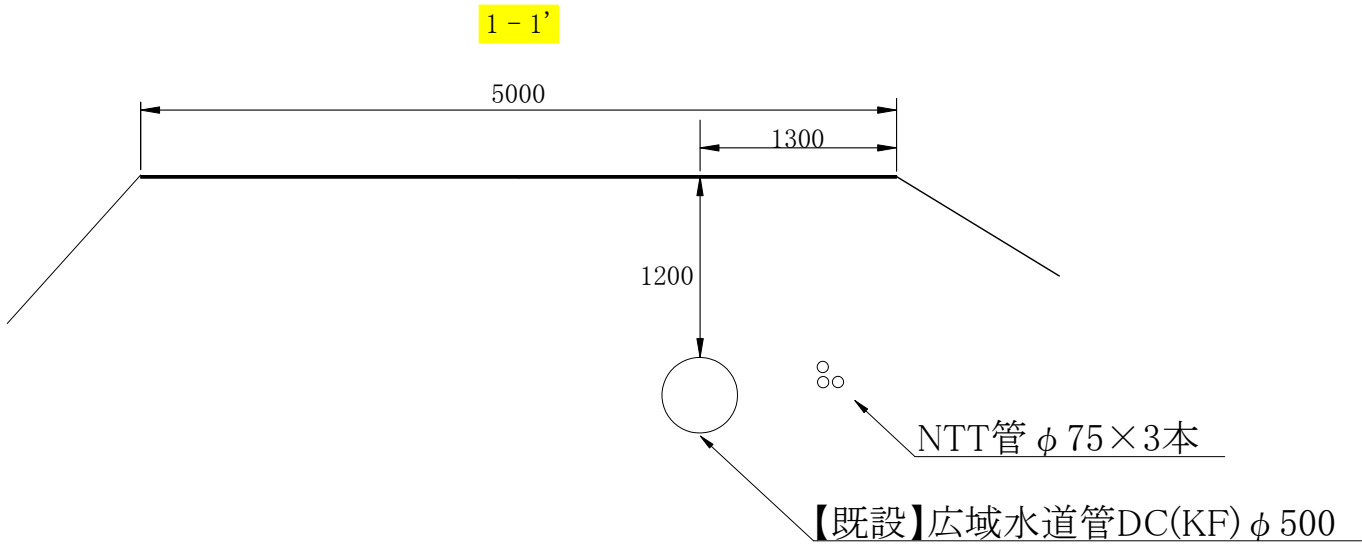


配管詳細図 (S=Free)

空気弁入替工事①


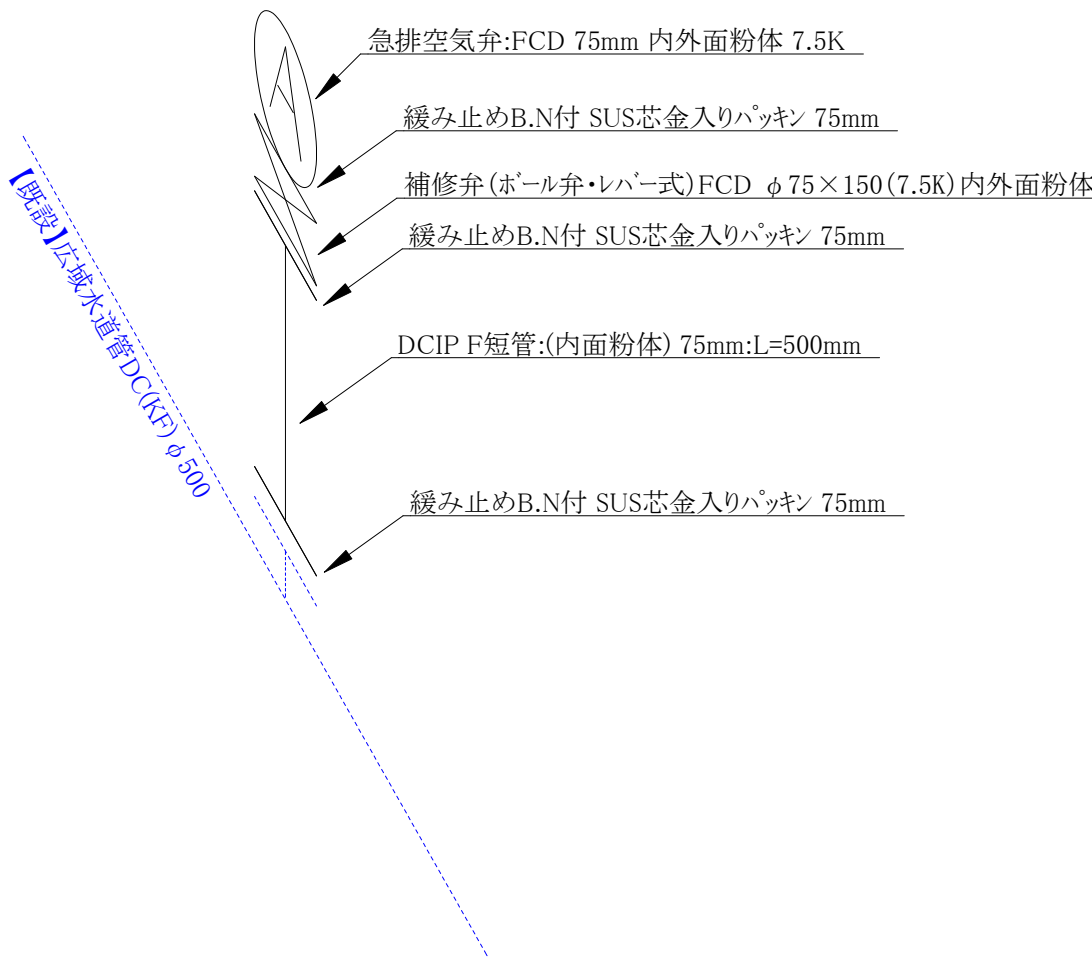


空気弁入替工事②

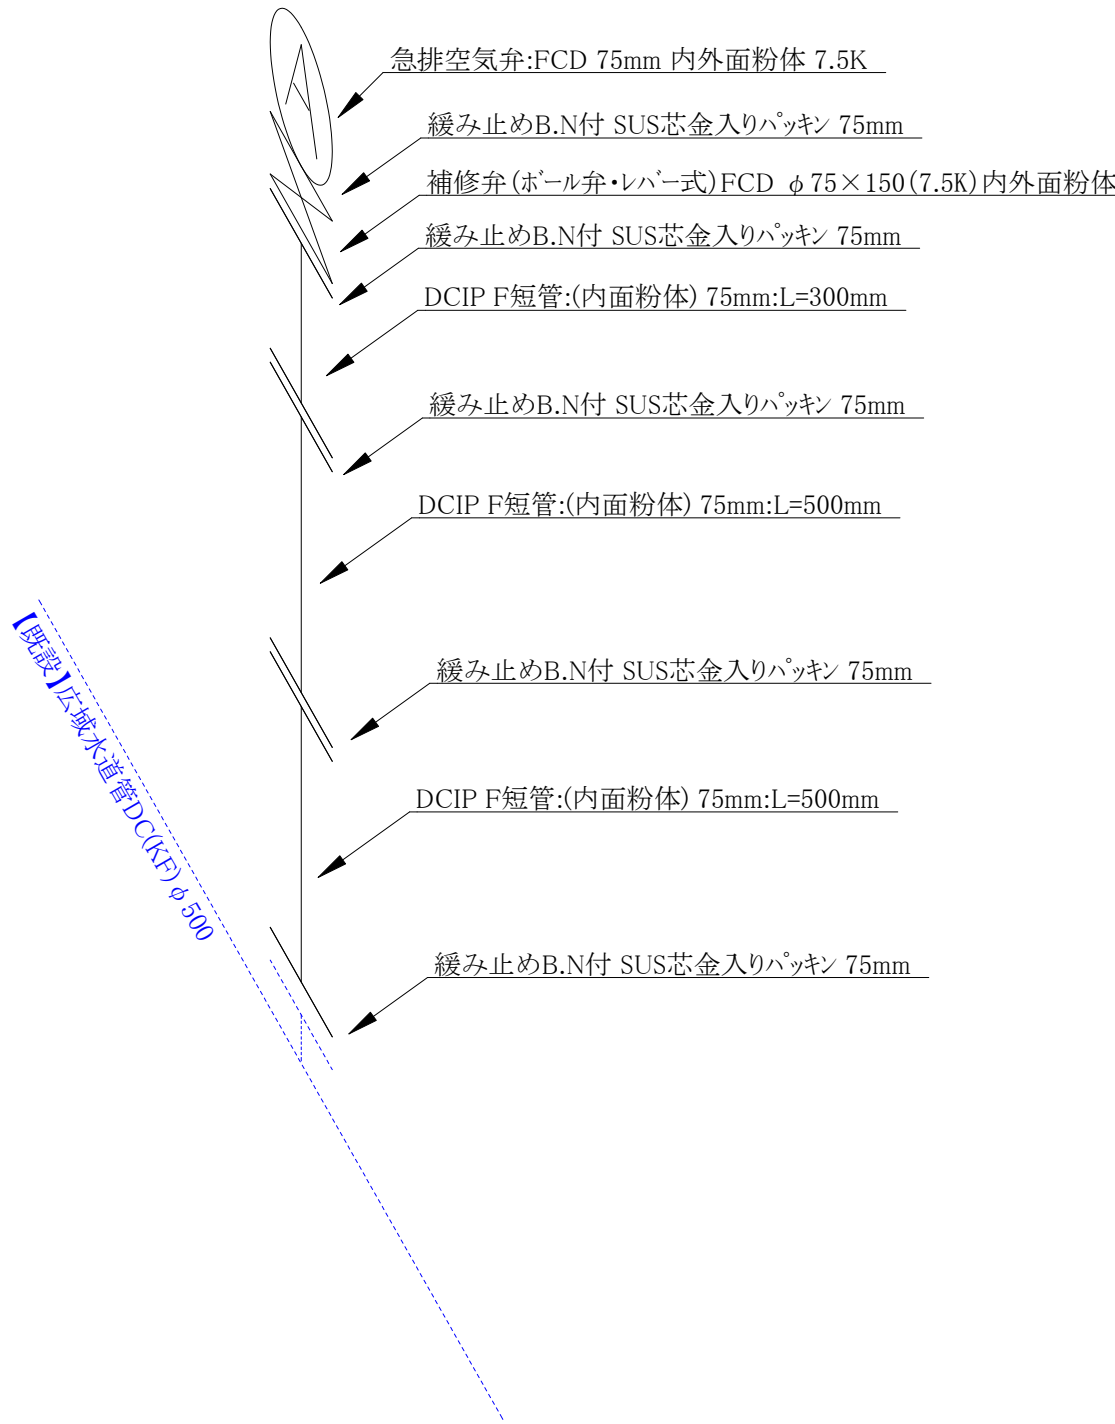

コメント				
路線・河川	市道大潟22号線			
工事場所 及び 工事名	上越市 大潟区吉崎新田 地内			
	空気弁入替工事			
図面名	横断図・配管詳細図			
縮尺	図示		図面番号	2-2
課長	副課長	係長	検査	設計
上越市ガス水道局				

舗装本復旧平面図 (S=Free)

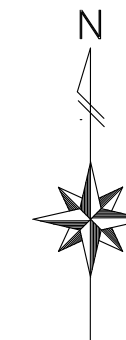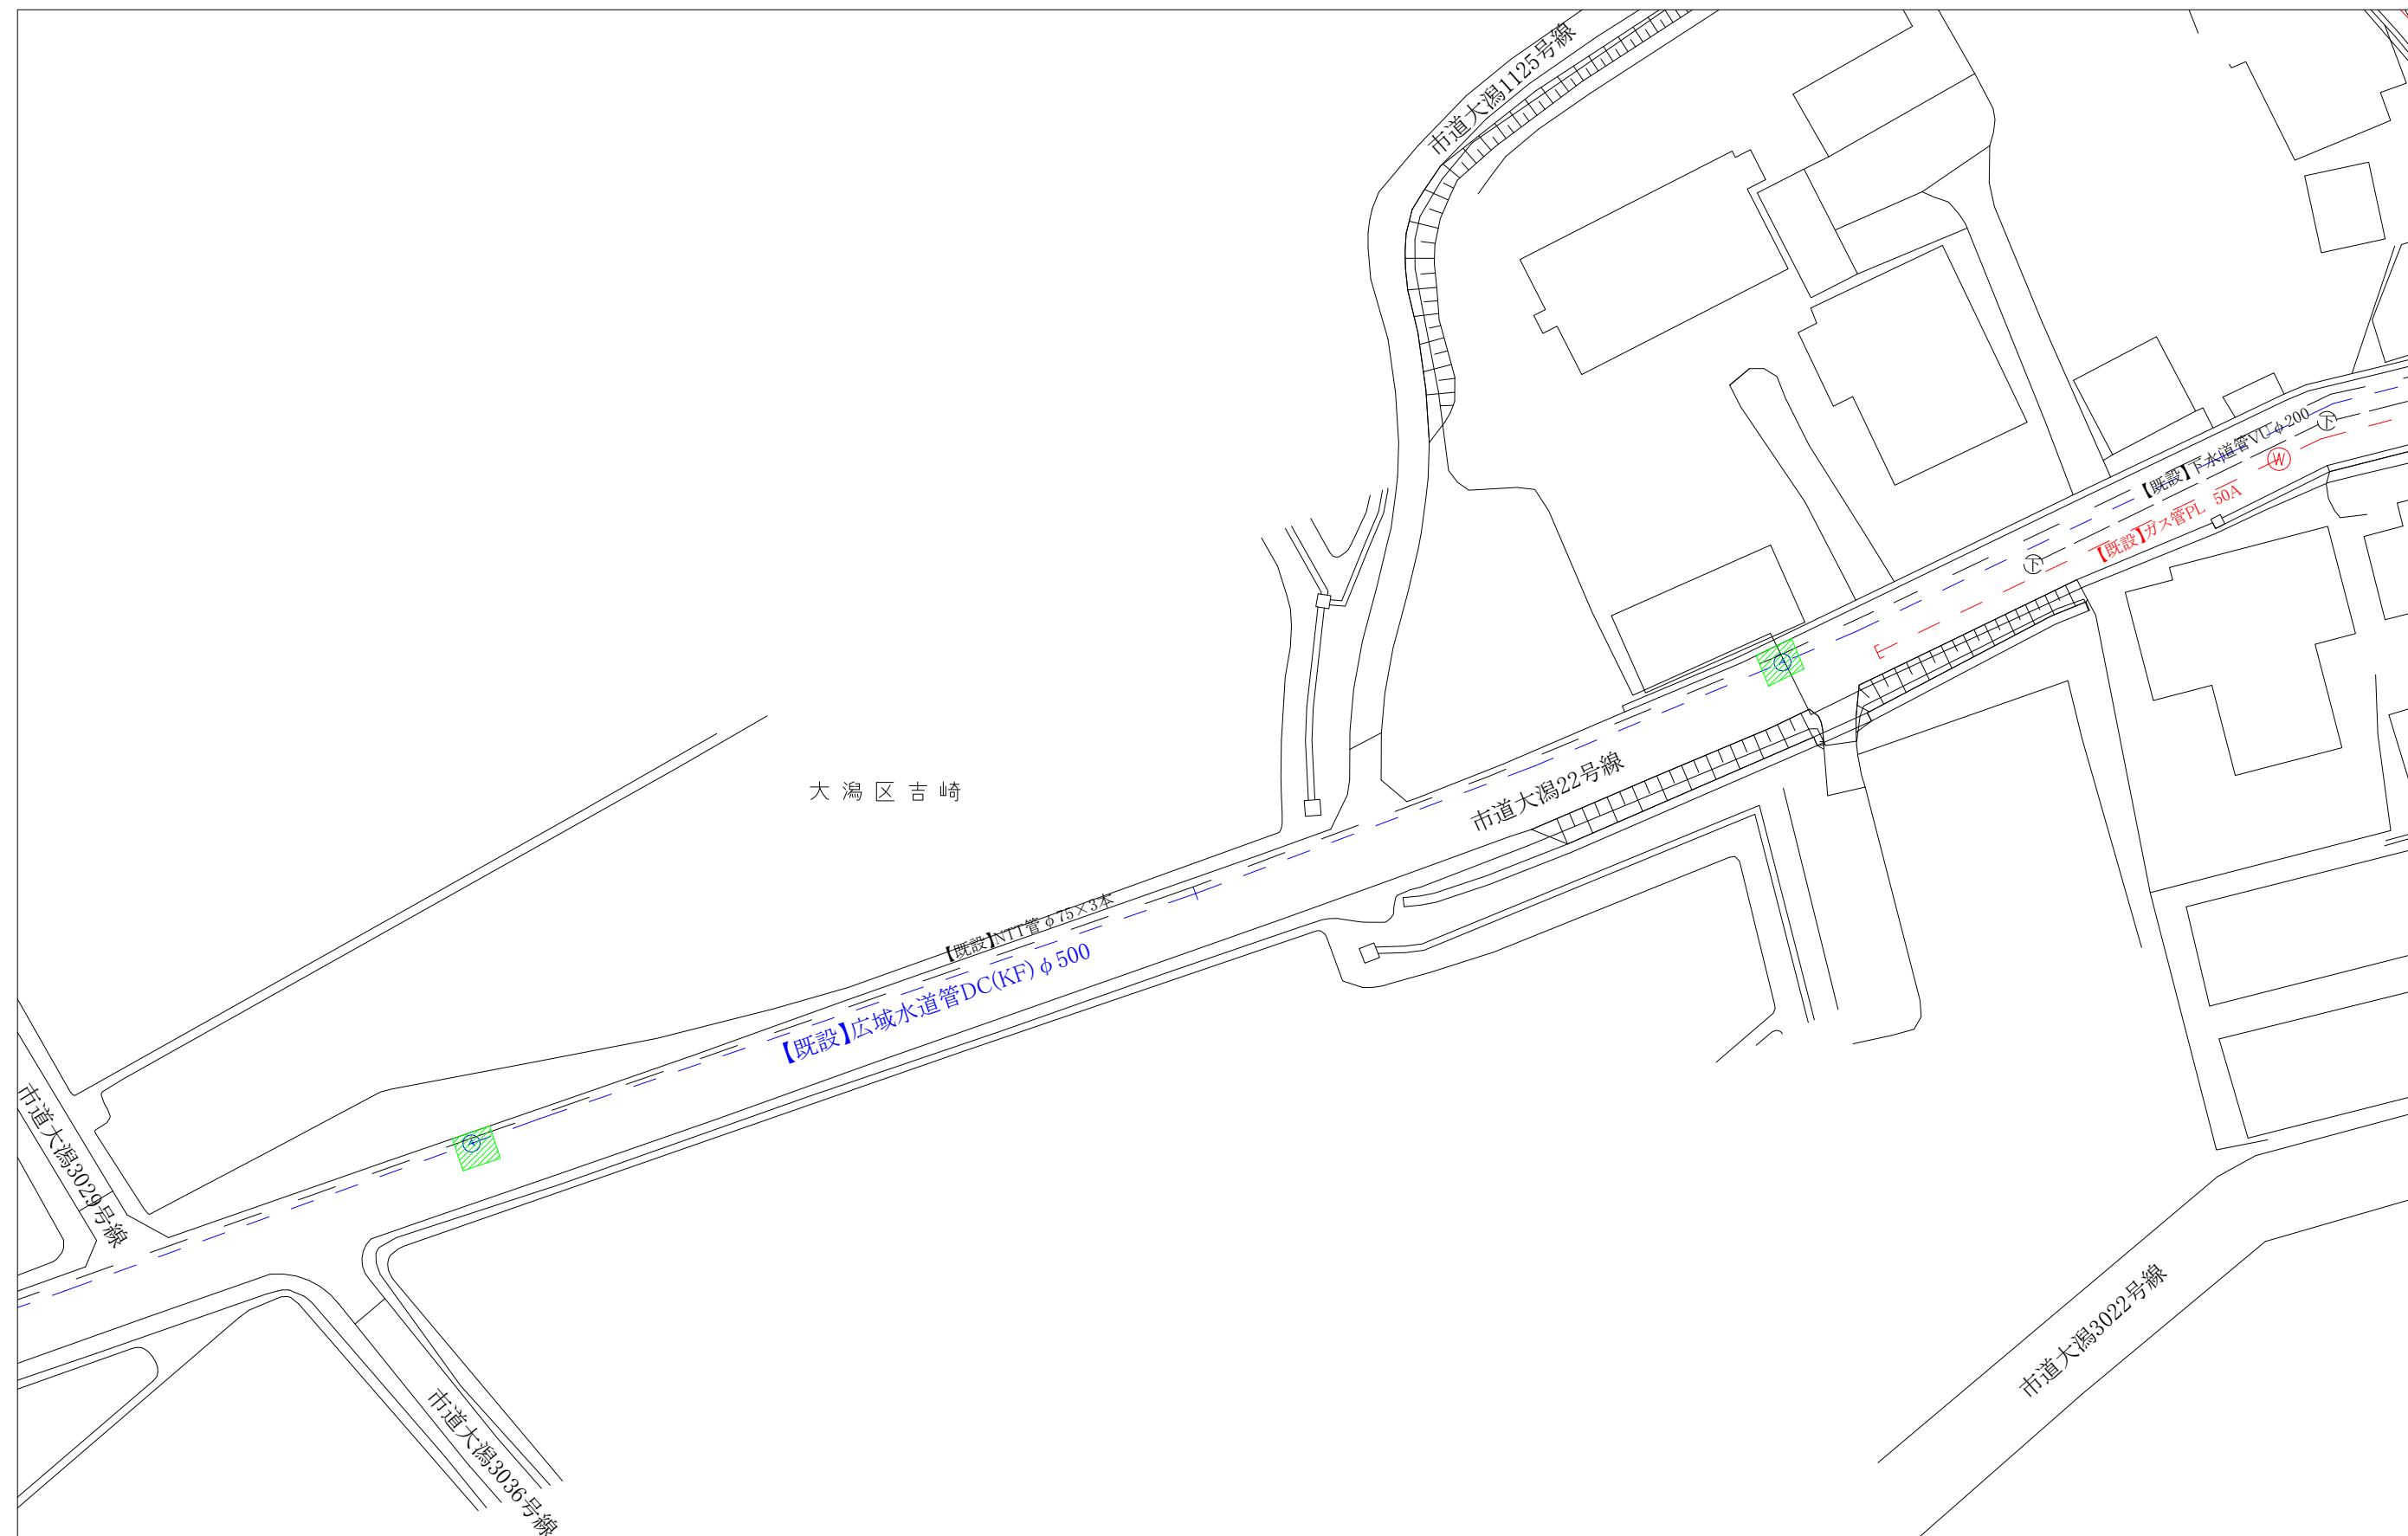

舖裝本復旧面積 16m²

白線(外側線)設置 幅15cm L=6m

アスファルト舗装版切断 L=17m