



【柿崎川浄水場】全体平面図 S=Free

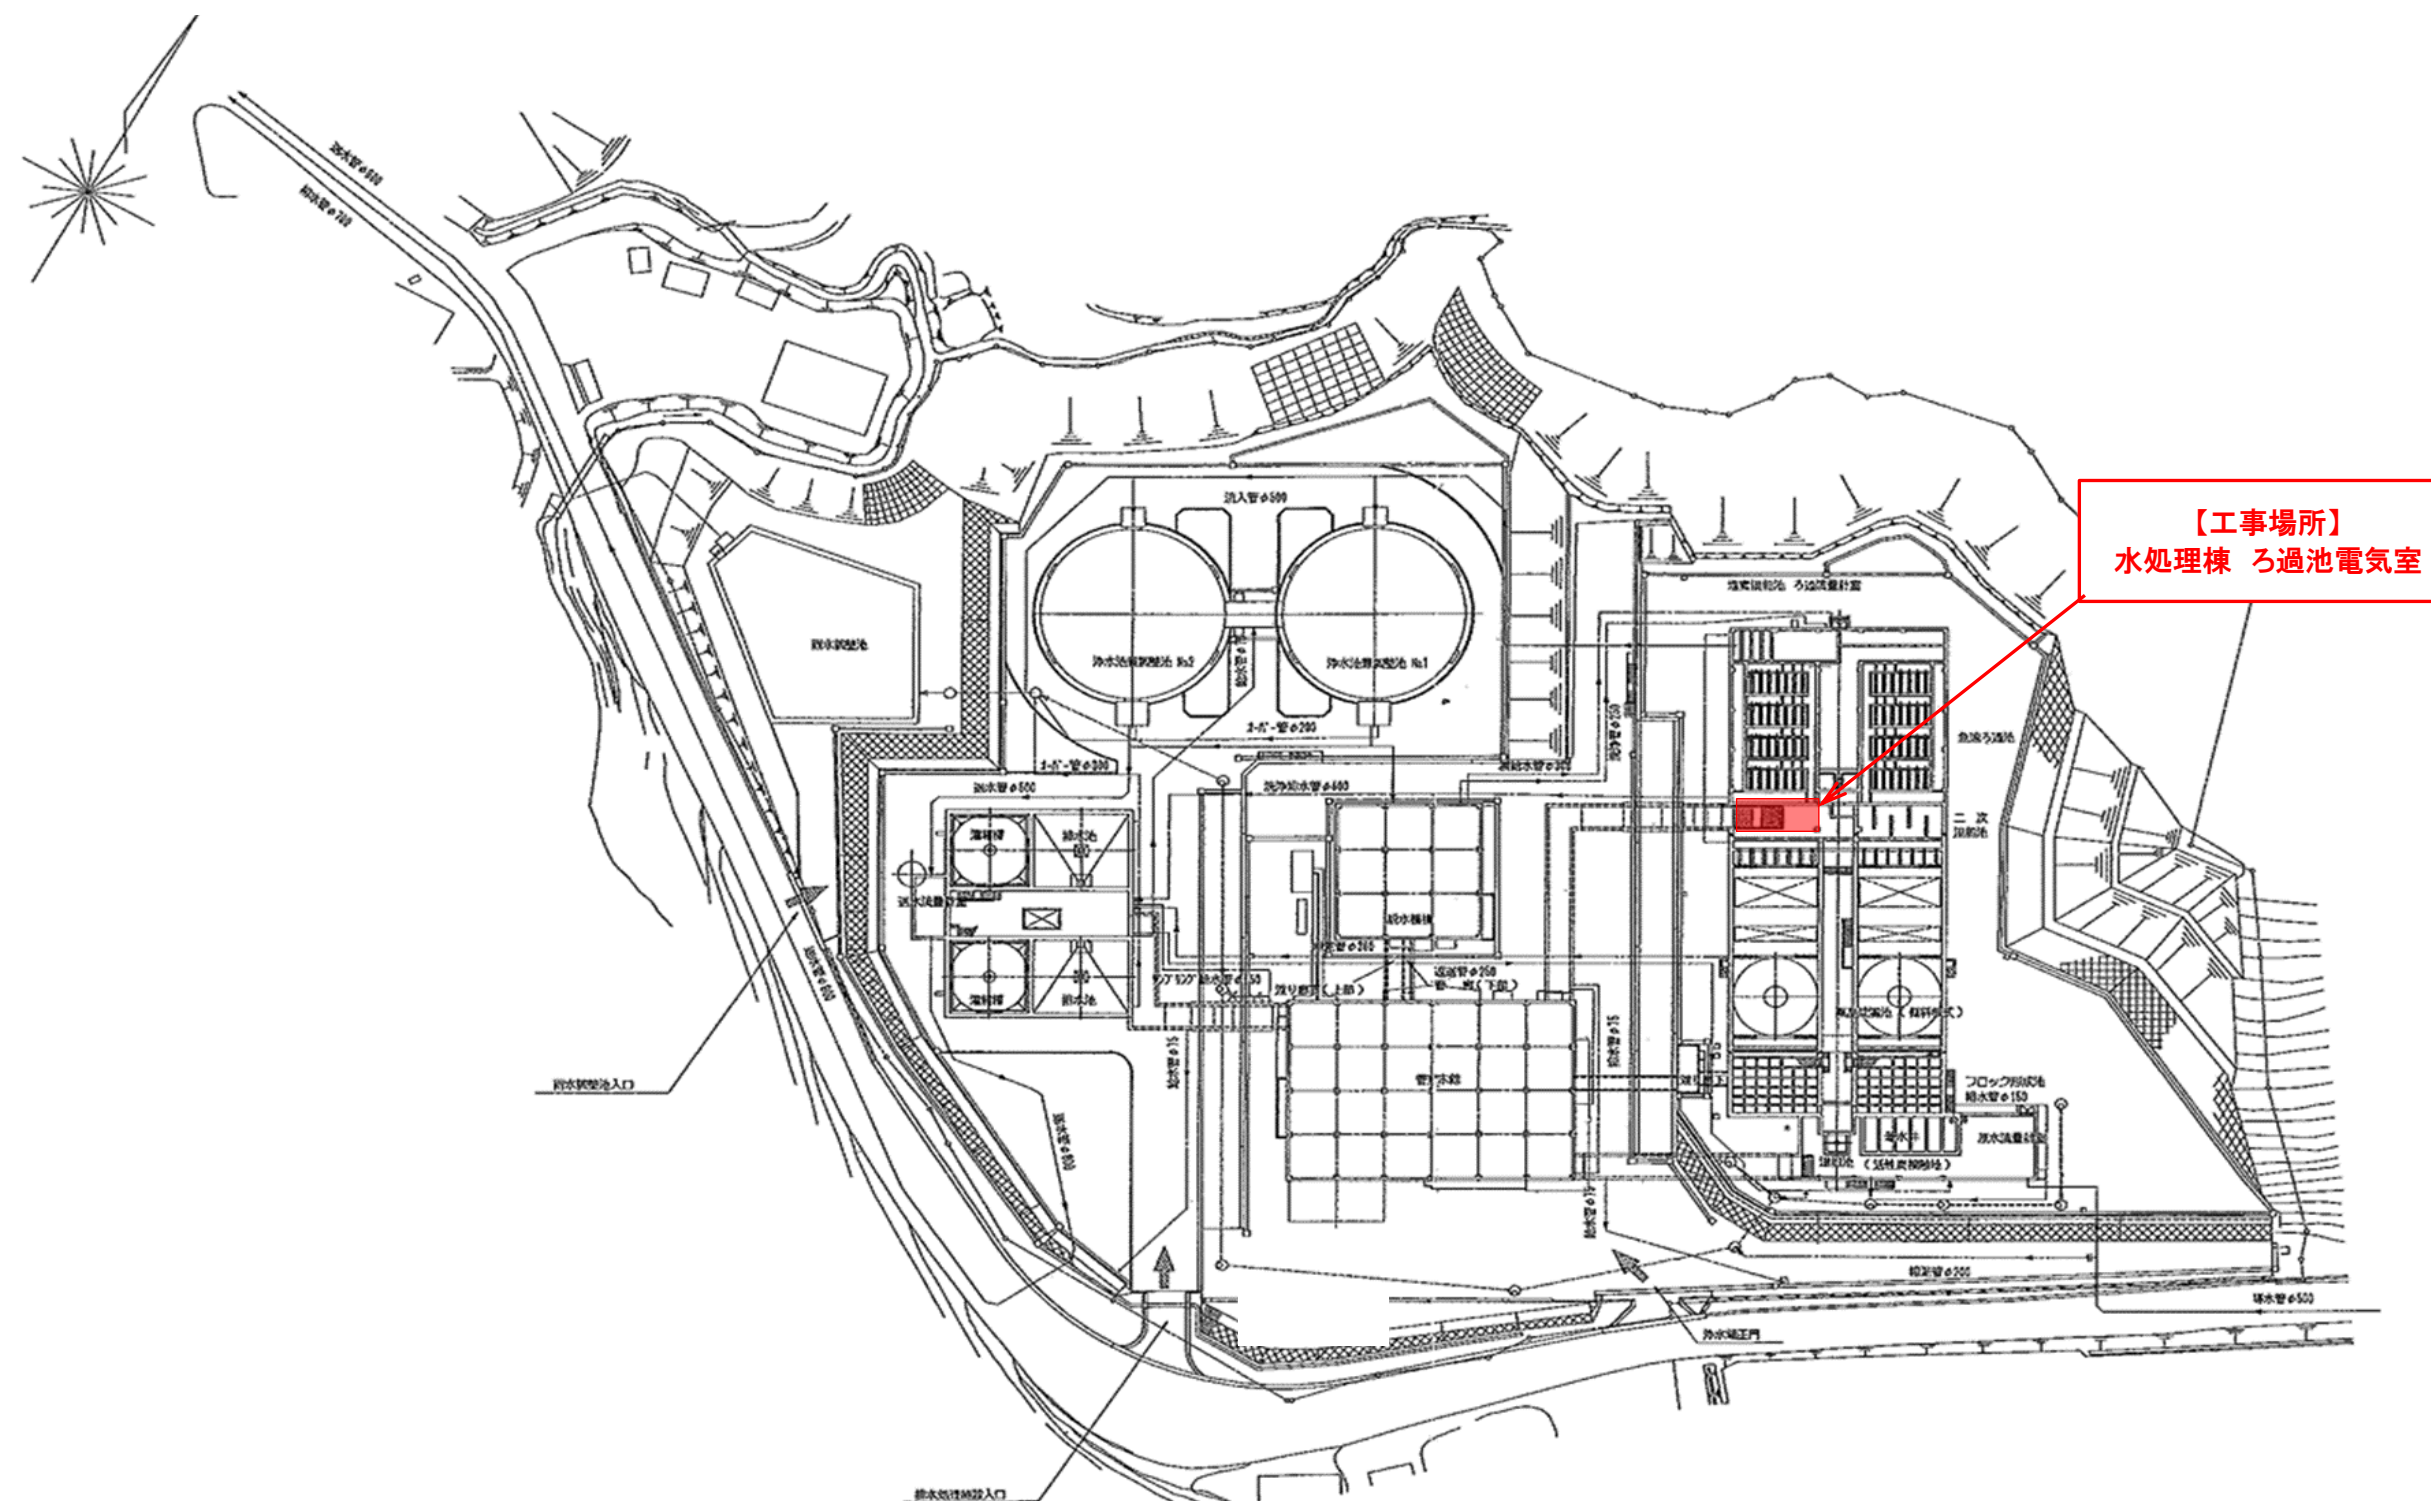

工事場所 及び 工事名	上越市 柿崎区上中山 地内 柿崎川浄水場 ろ過池運転制御設備更新工事		
図面名	【柿崎川浄水場】全体平面図		
縮尺	Free	図面番号	2-1
上越市ガス水道局			

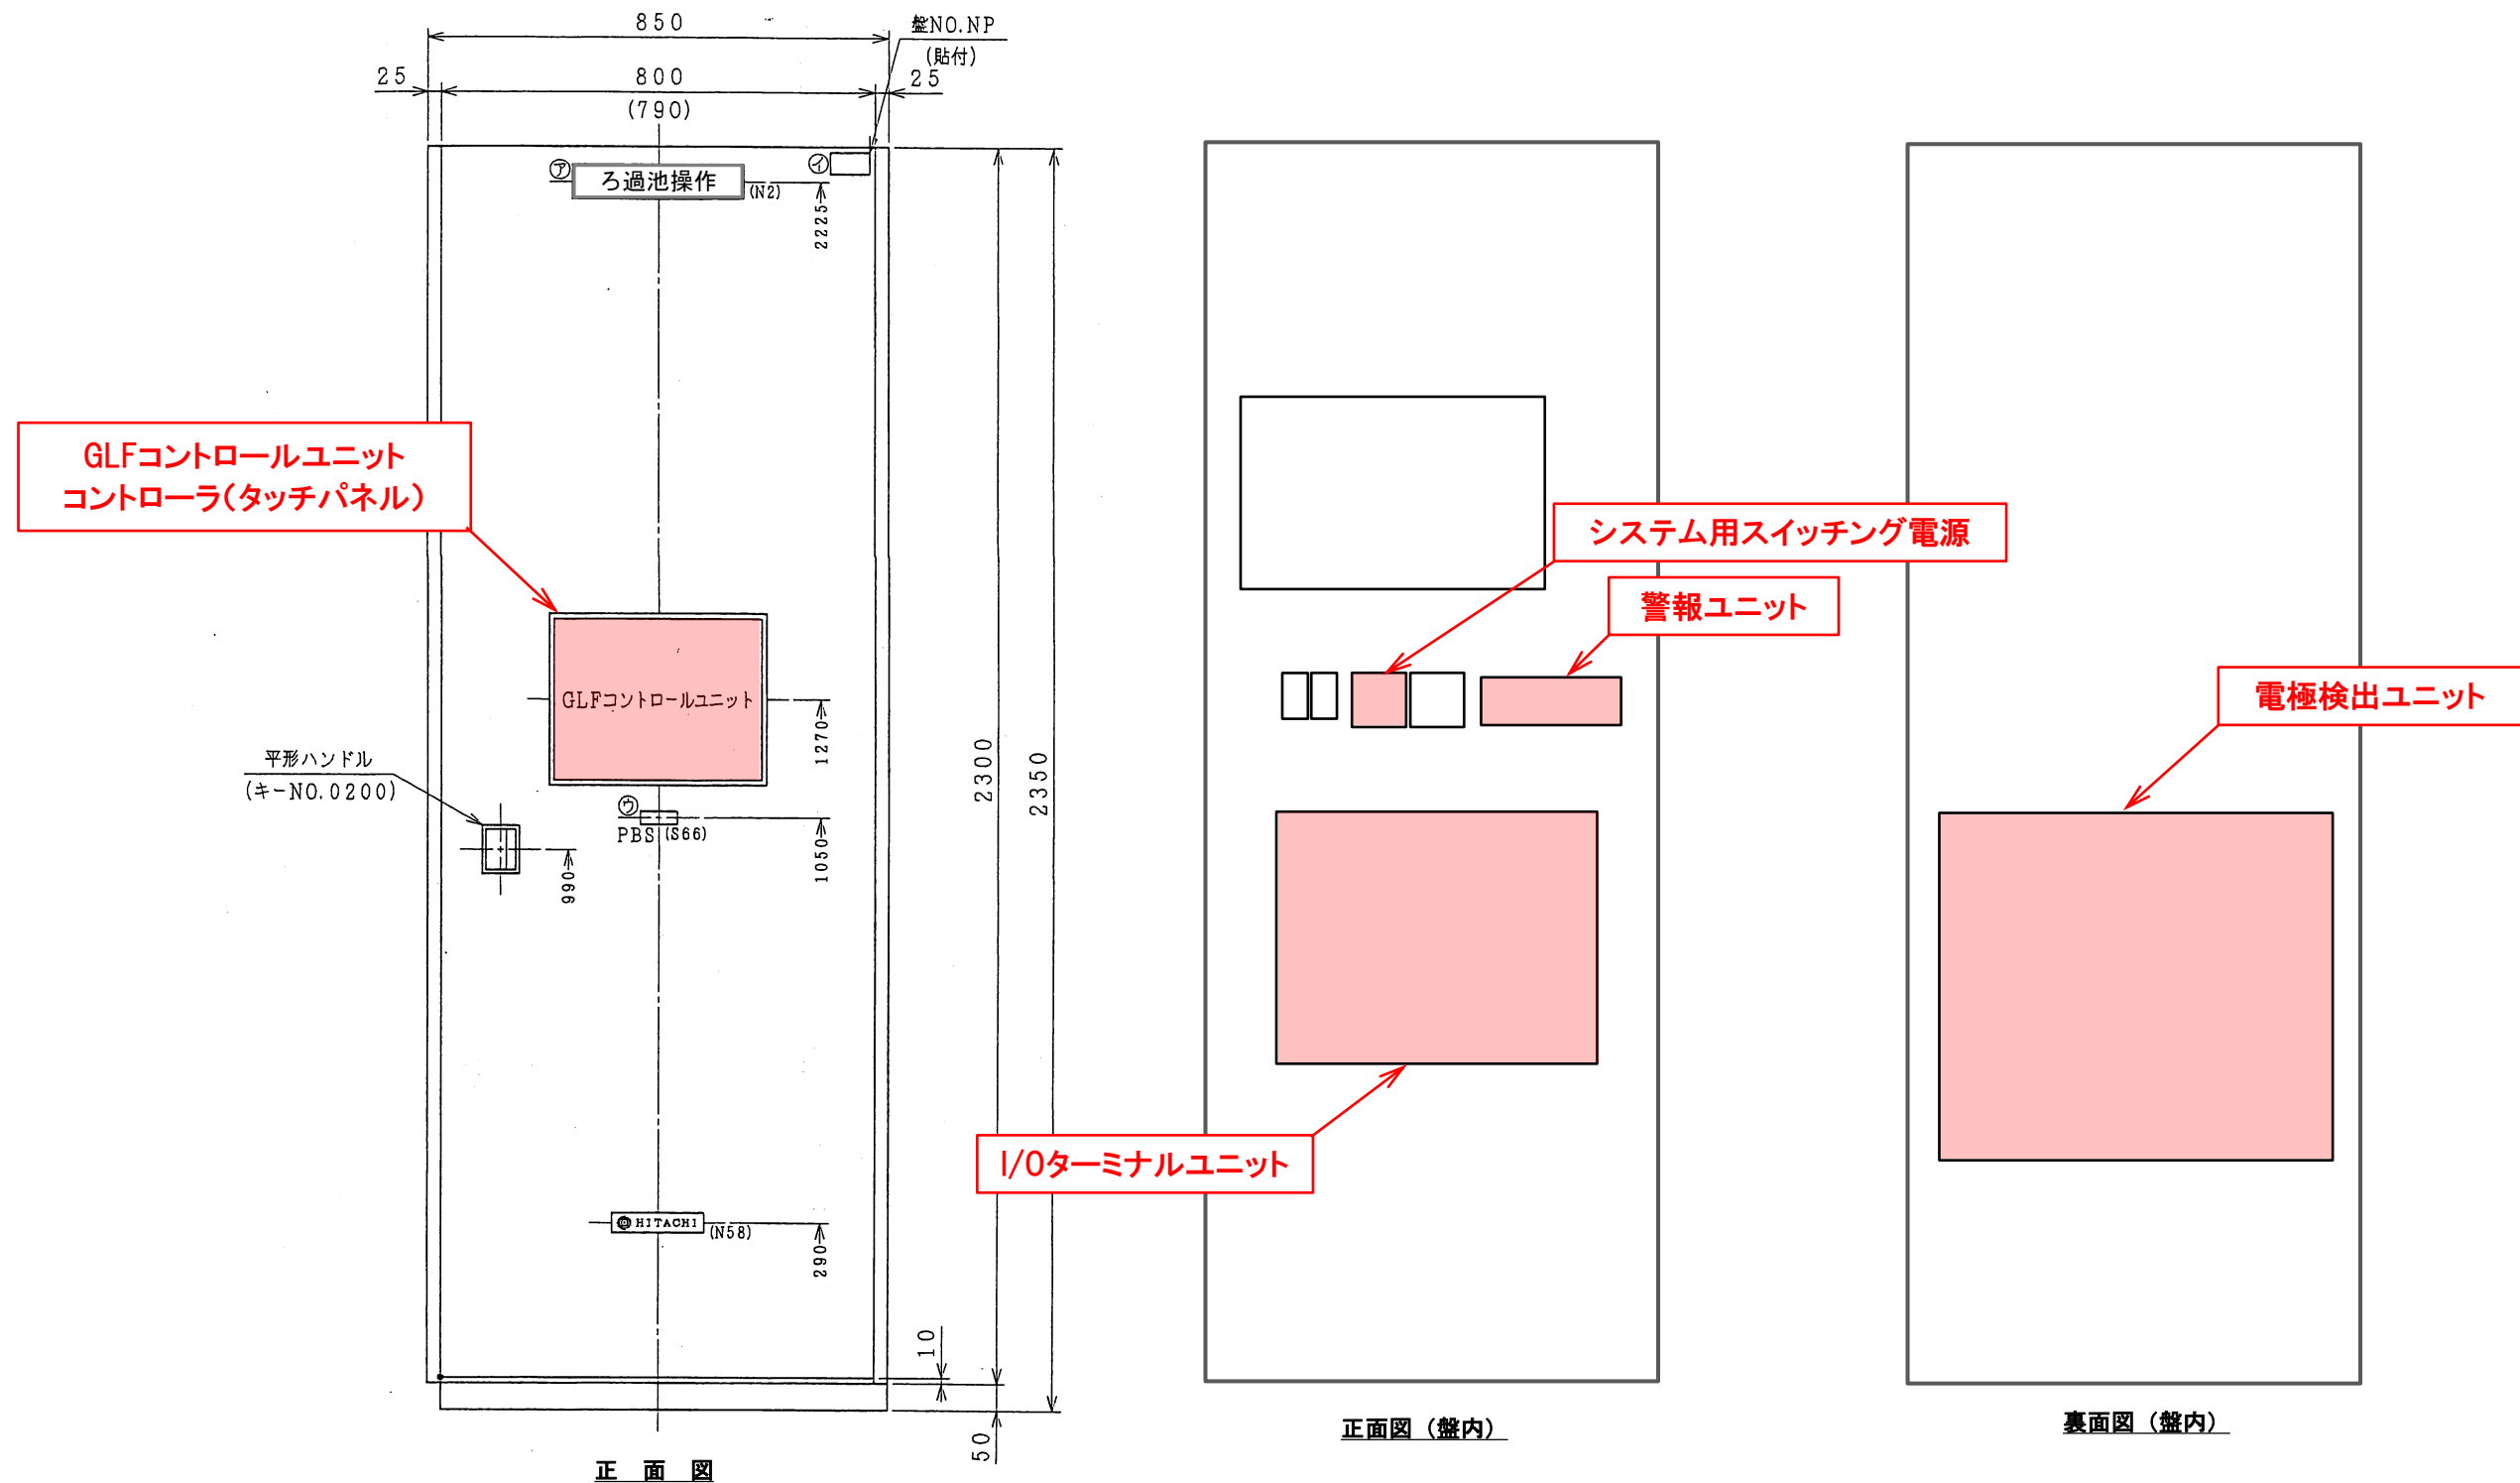

■ろ過池操作盤 機器配置図

工事場所 及び 工事名	上越市 柿崎区上中山 地内		
	柿崎川浄水場 ろ過池運転制御設備更新工事		
図面名	ろ過池操作盤 機器配置図		
縮尺	Free	図面番号	2-2
上越市ガス水道局			