

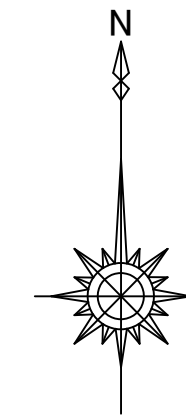
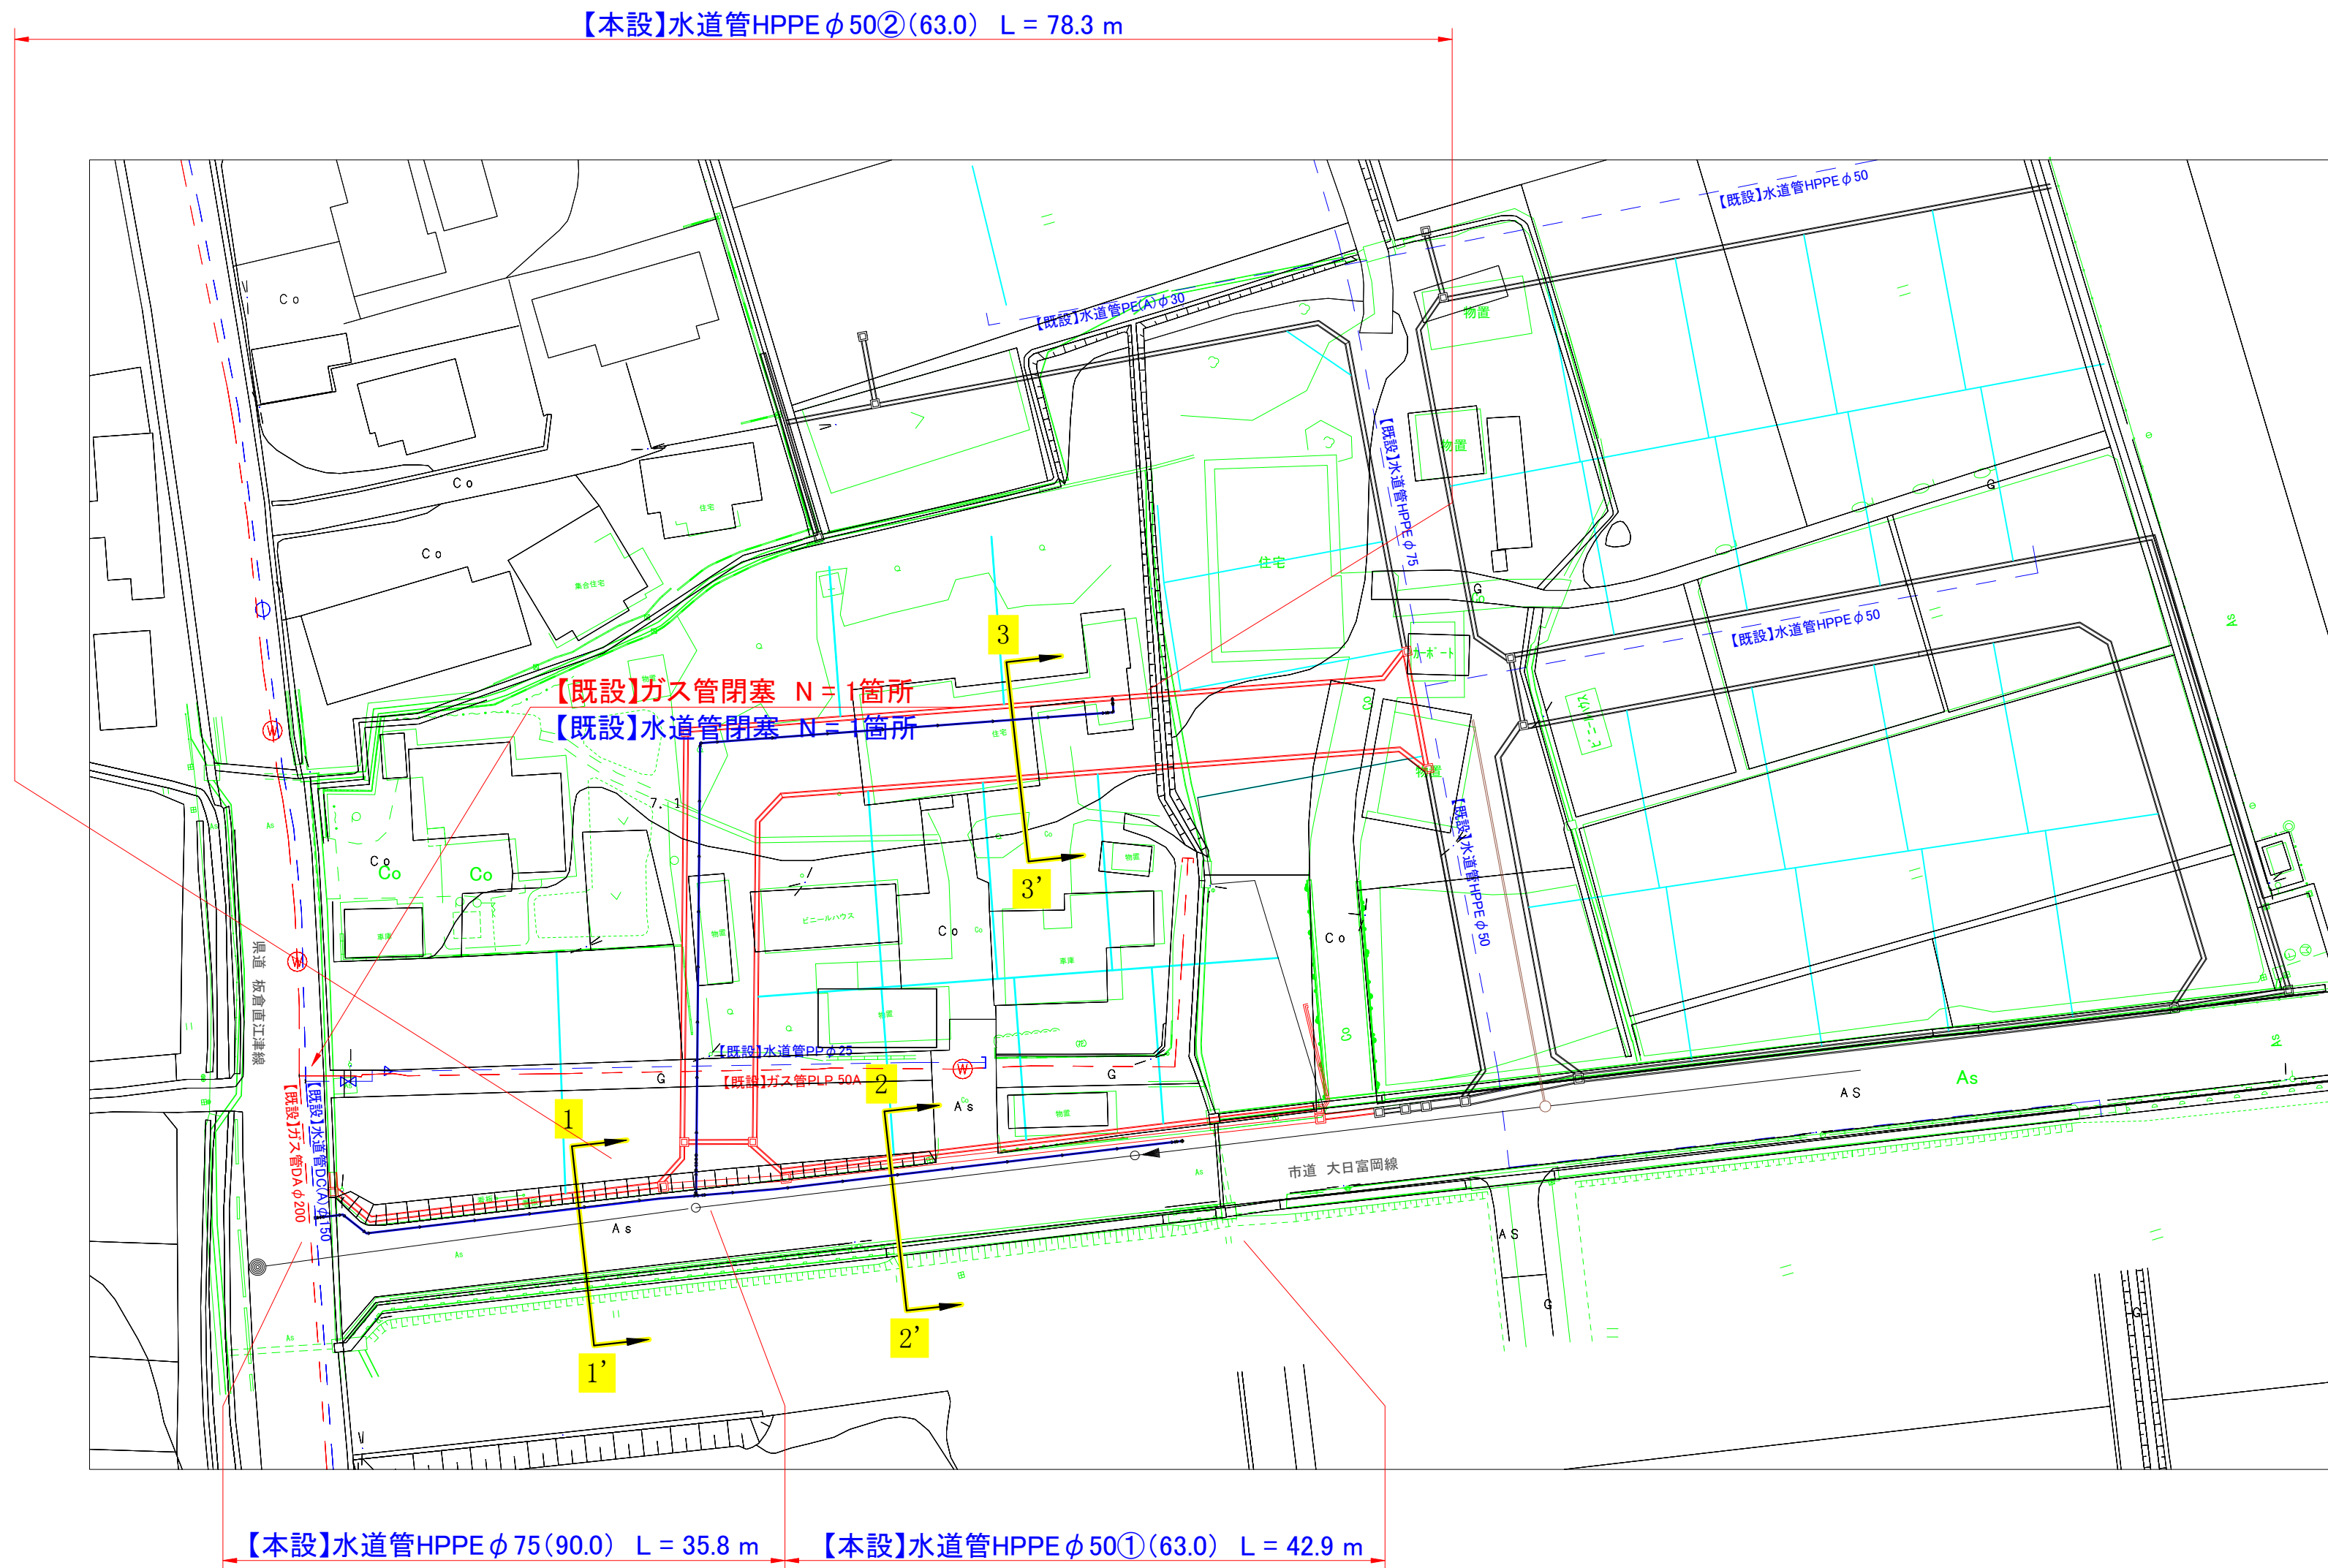
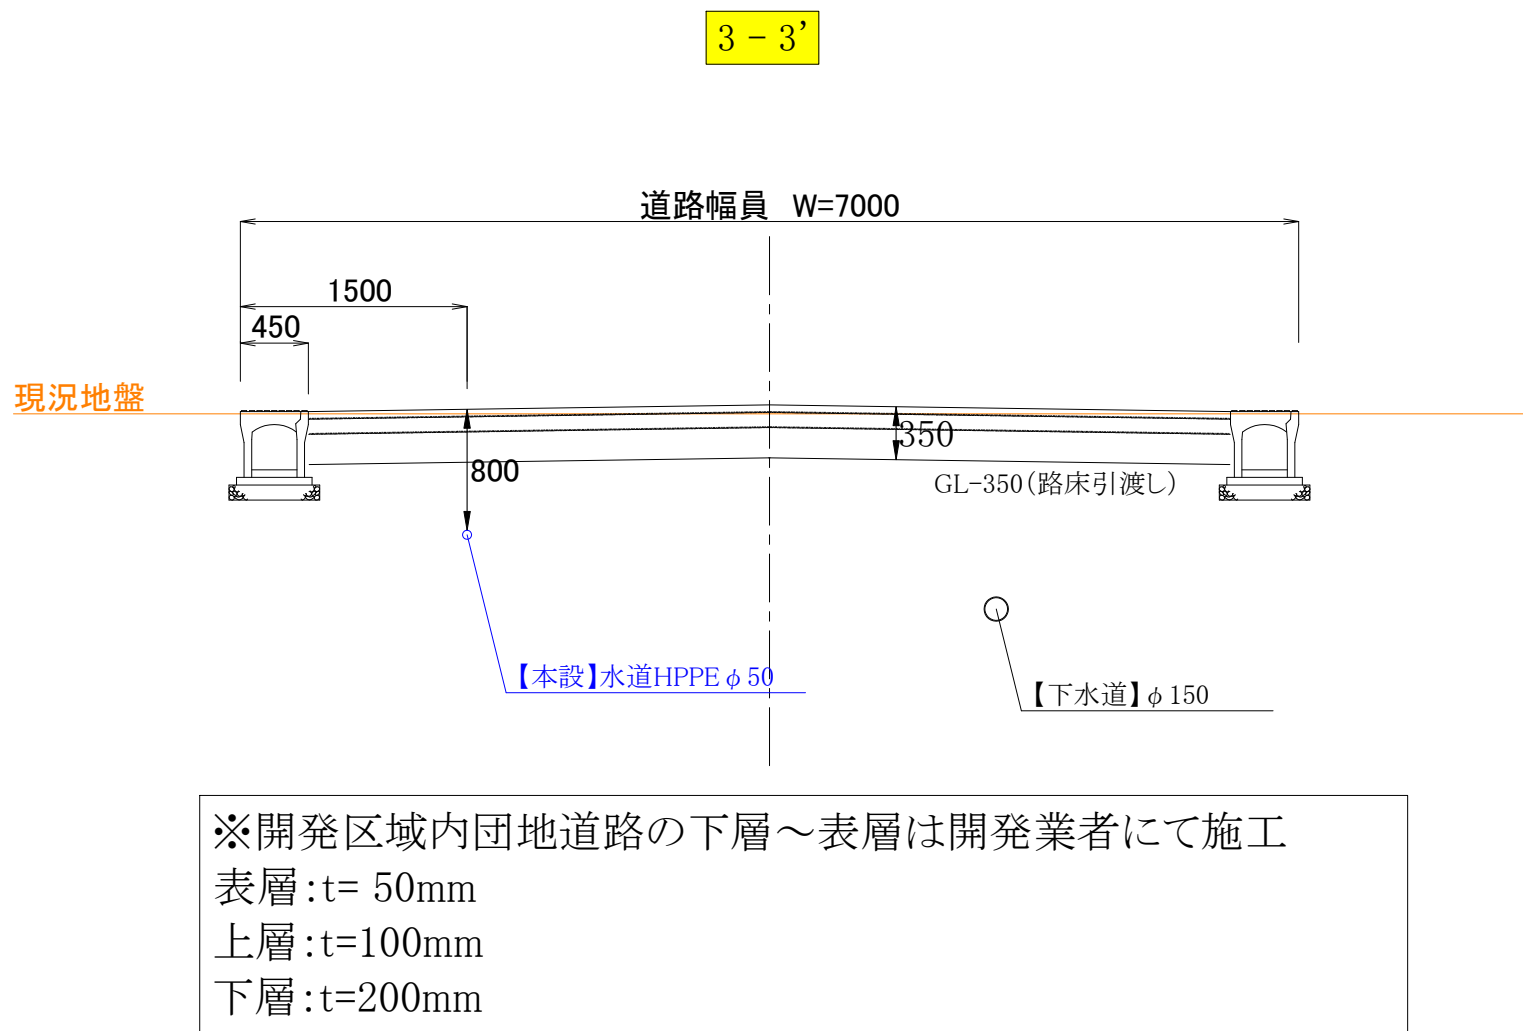


【本設】平面図 (S=1:500)

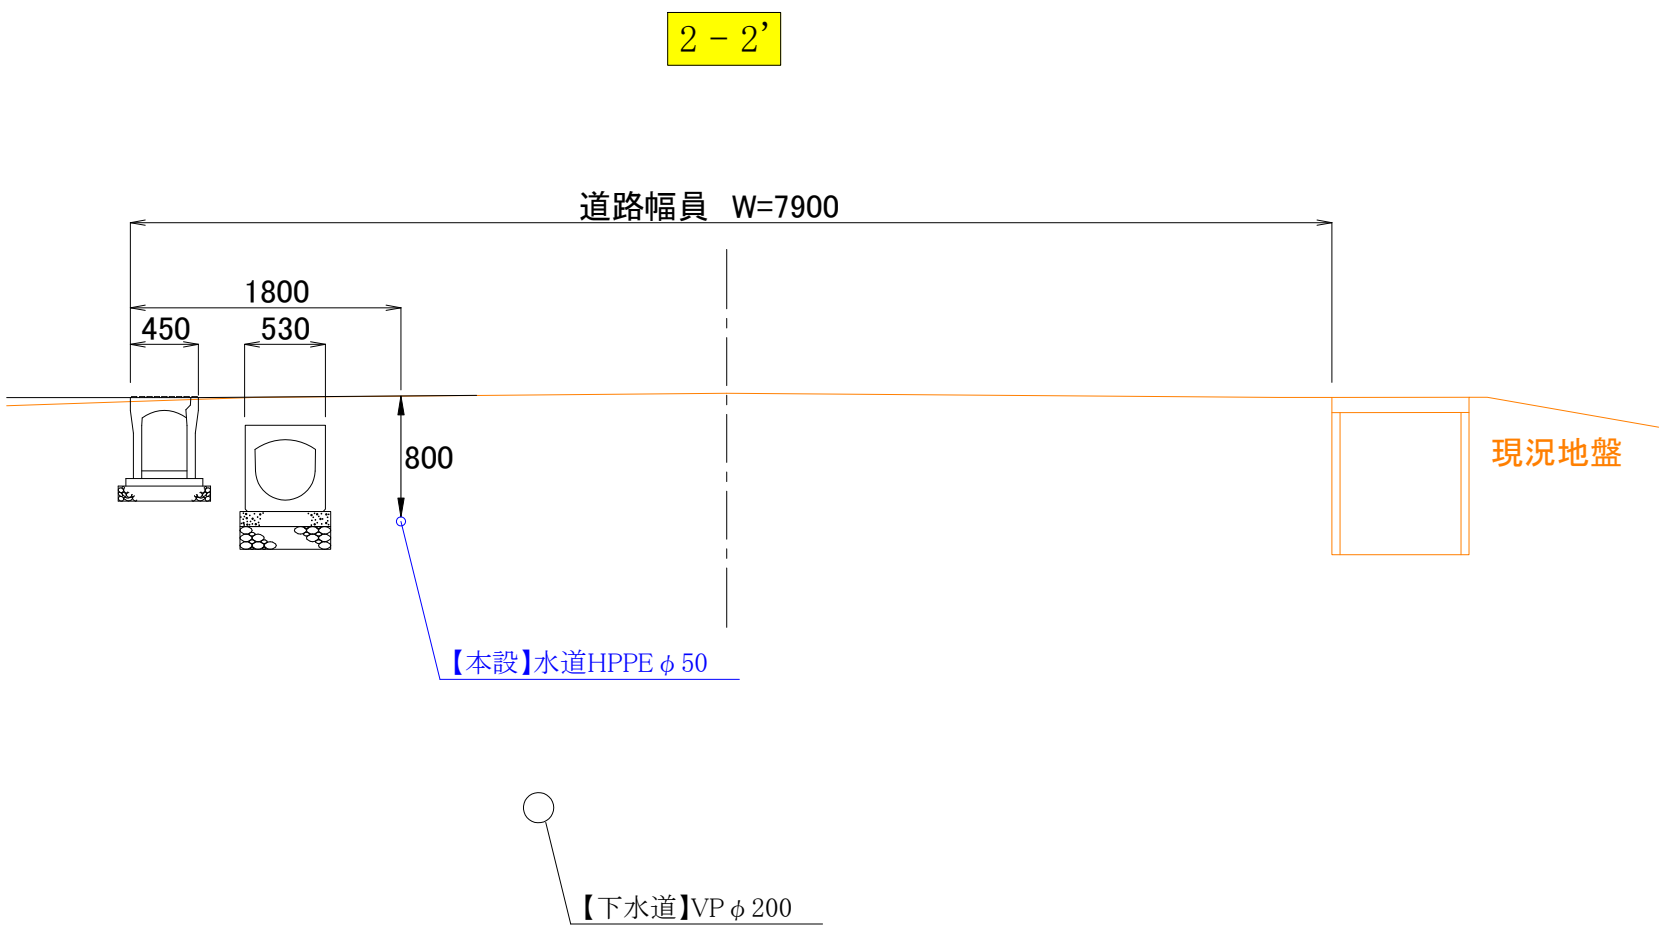


コメント							
路線・河川		県道 板倉直江津線 他					
工事場所 及び 工事名		上越市 大字富岡 地内					
		ガス管閉塞水道管布設工事					
図面名		【本設】平面図					
縮 尺		図示		図面番号		3-1	
課 長		副課長	係 長	検 査	設 計		
上 越 市 ガ ス 水 道 局							

横断図 (S=1:50)

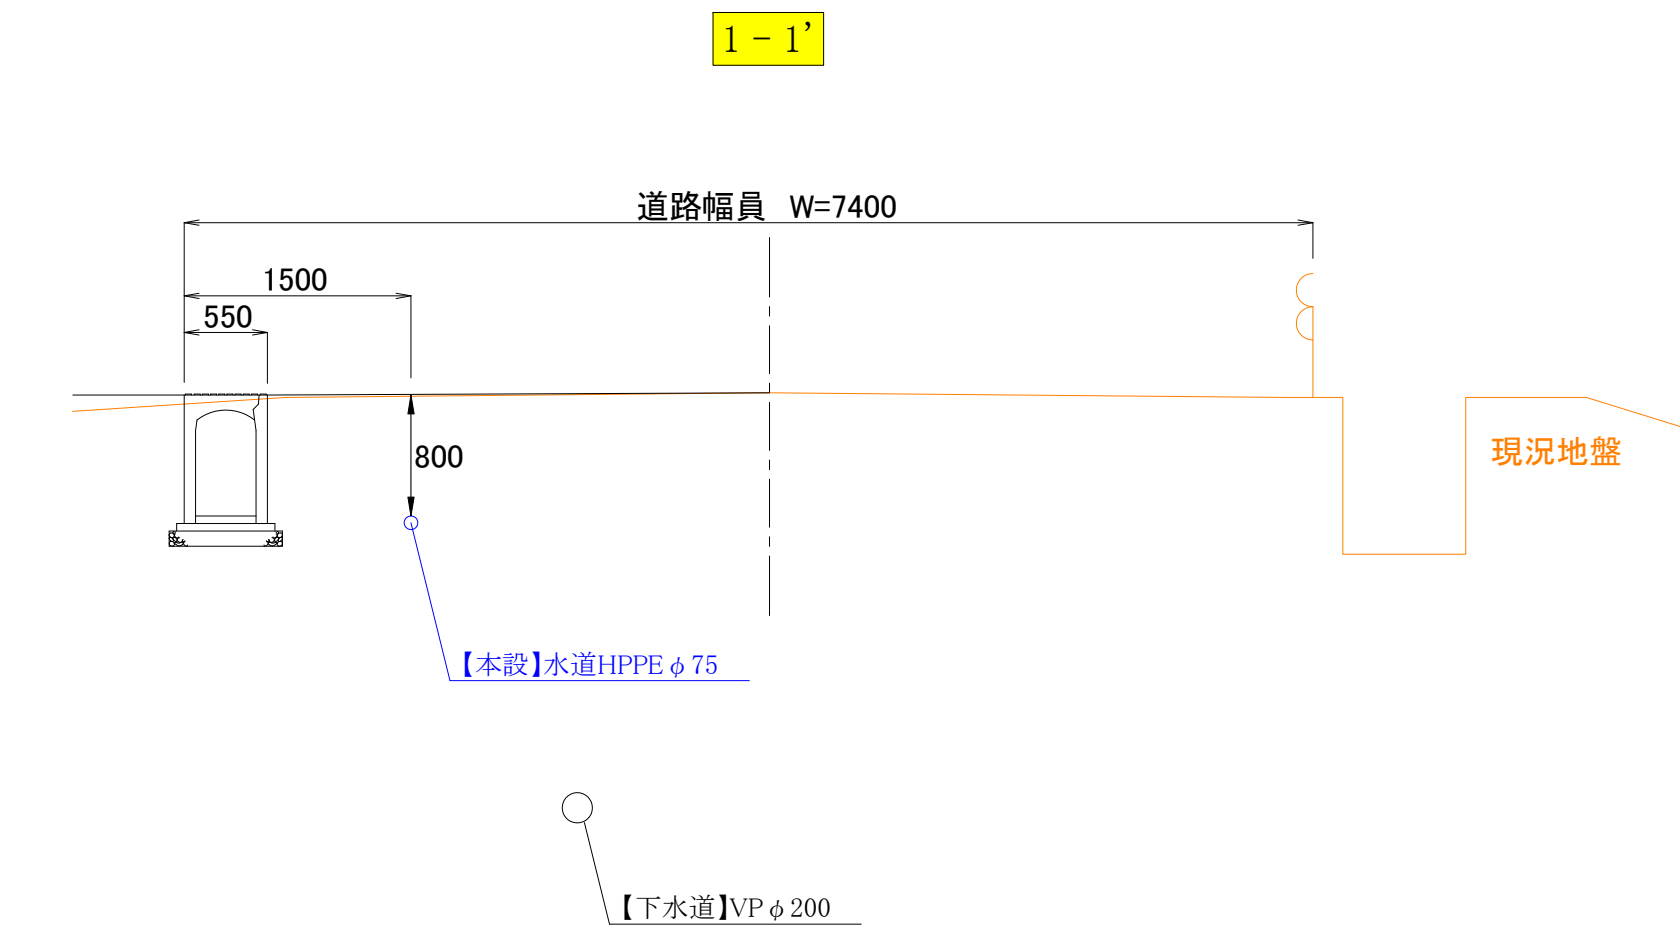

コメント					
路線・河川	県道 板倉直江津線 他				
工事場所 及び 工事名	上越市 大字富岡 地内				
	ガス管閉塞水道管布設工事				
図面名	横断図				
縮尺	図示	図面番号		3-2	
課長	副課長	係長	検査	設計	
上越市ガス水道局					

【本設】配管詳細図(S=Free)

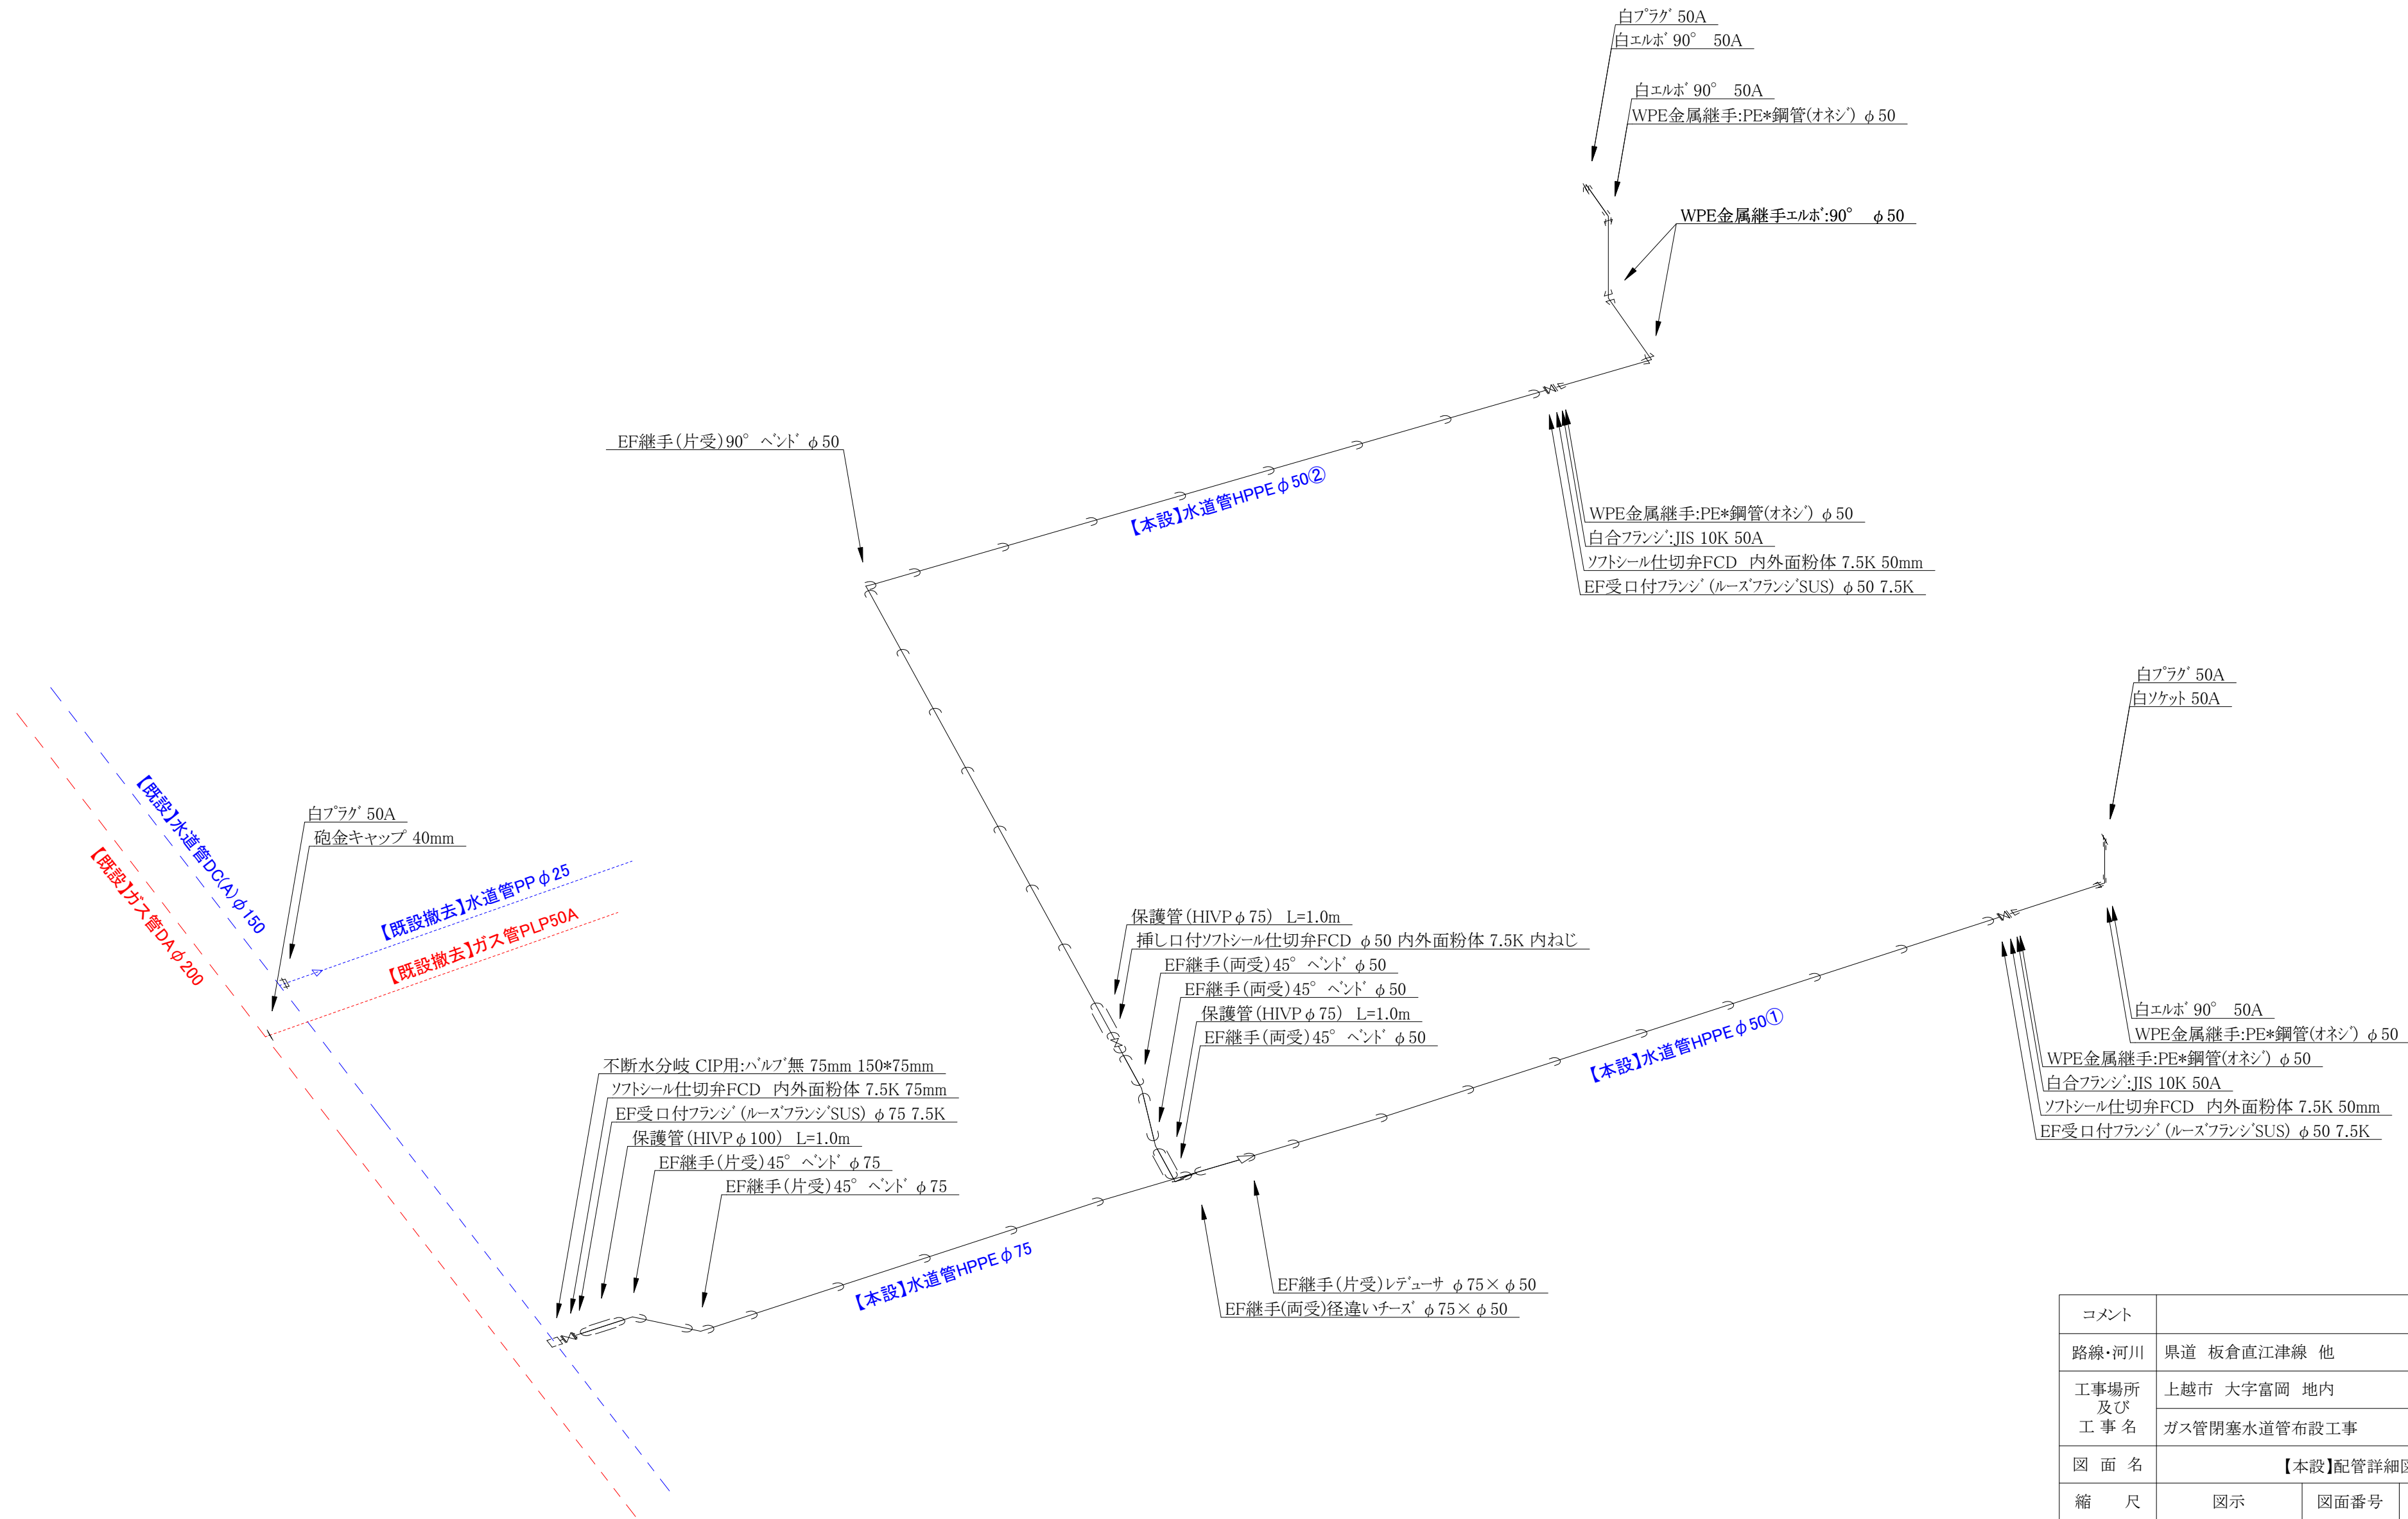

コメント					
路線・河川	県道 板倉直江津線 他				
工事場所 及び 工事名	上越市 大字富岡 地内				
	ガス管閉塞水道管布設工事				
図面名	【本設】配管詳細図				
縮尺	図示		図面番号		3-3
課長	副課長	係長	検査	設計	
上越市ガス水道局					

【撤去】平面図(S=Free)

