

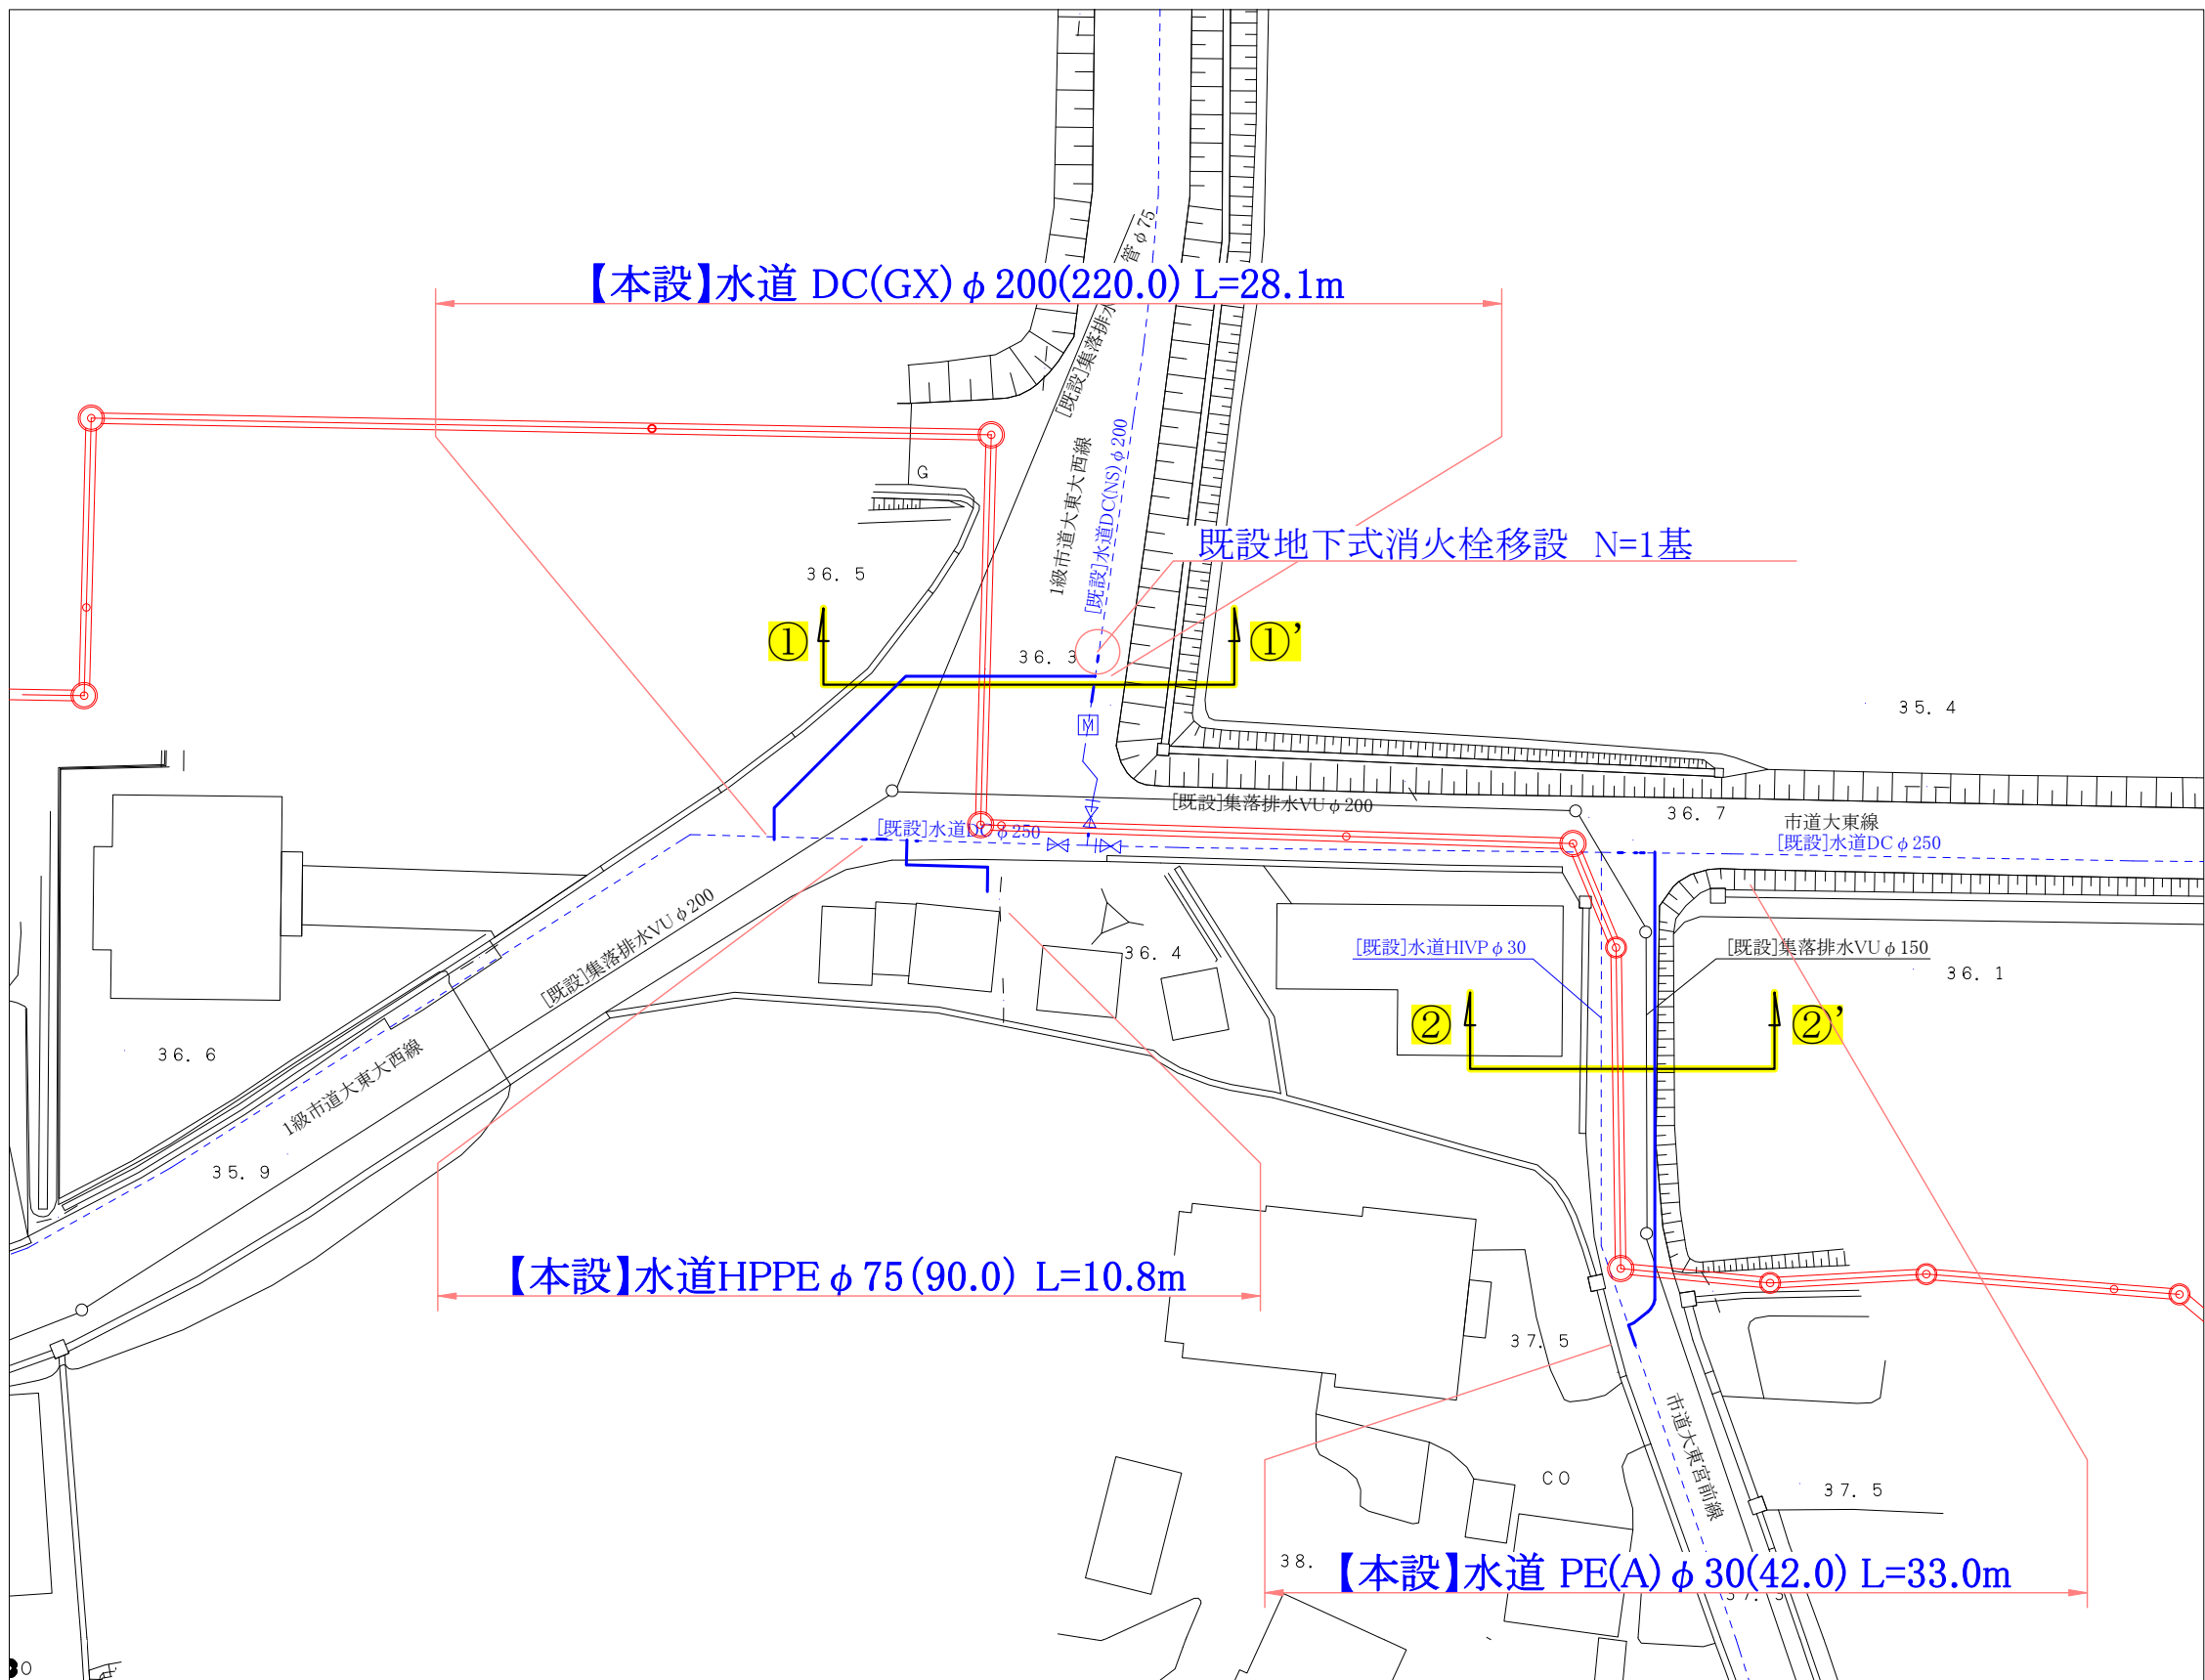


【本設】平面図 S=1:500

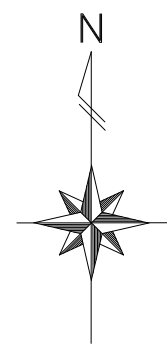


コメント				
路線・河川	1級市道 大東大西線 他			
工事場所 及び 工事名	上越市 三和区 大東 地内			
	水道管入替工事			
図面名	【本設】平面図			
縮尺	図示	図面番号	2-1	
課長	副課長	係長	検査	設計
上越市ガス水道局				

水道配管詳細図 S=FREE

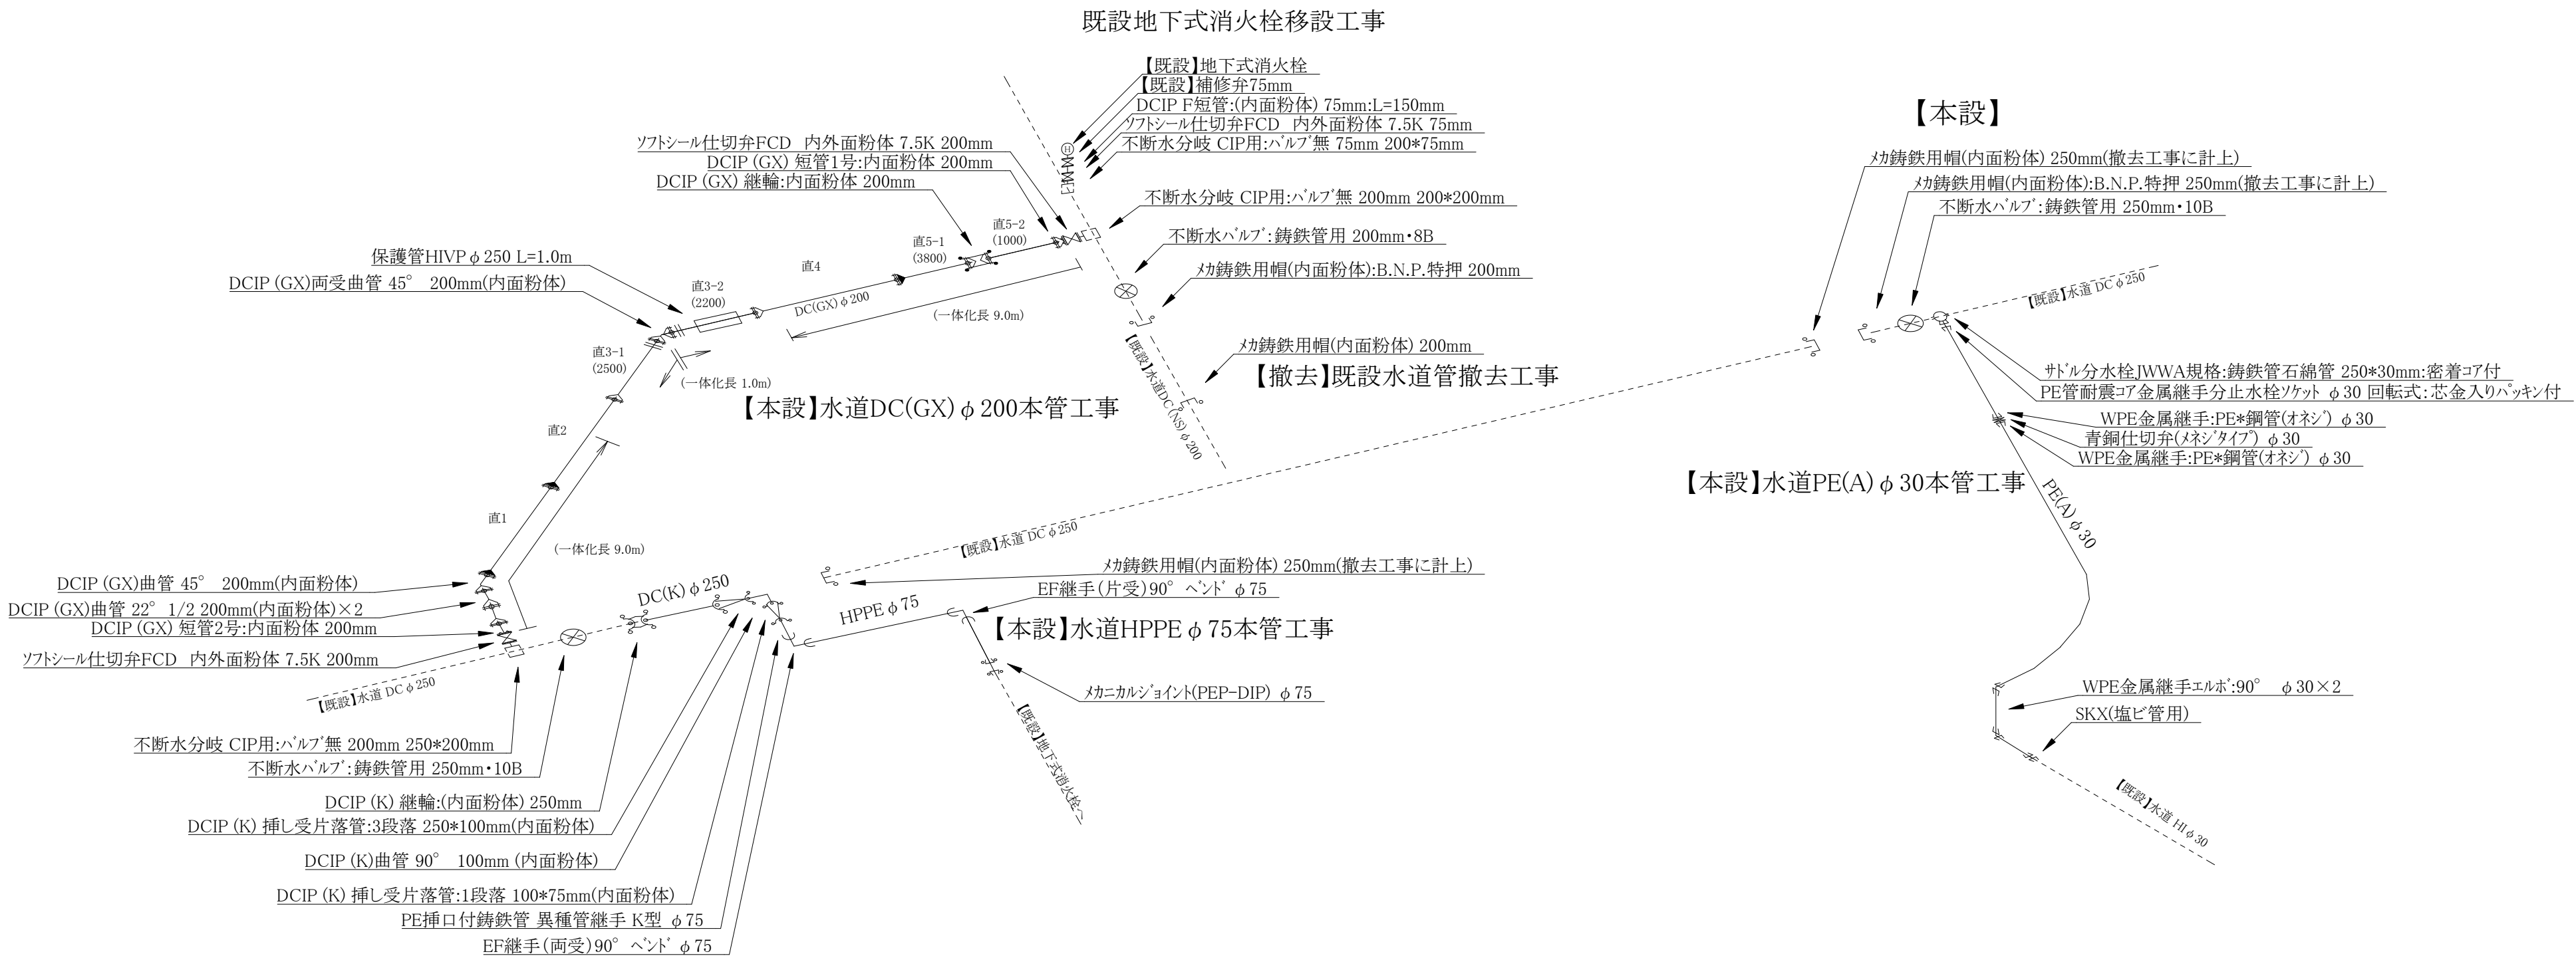

横断図 S=1:100

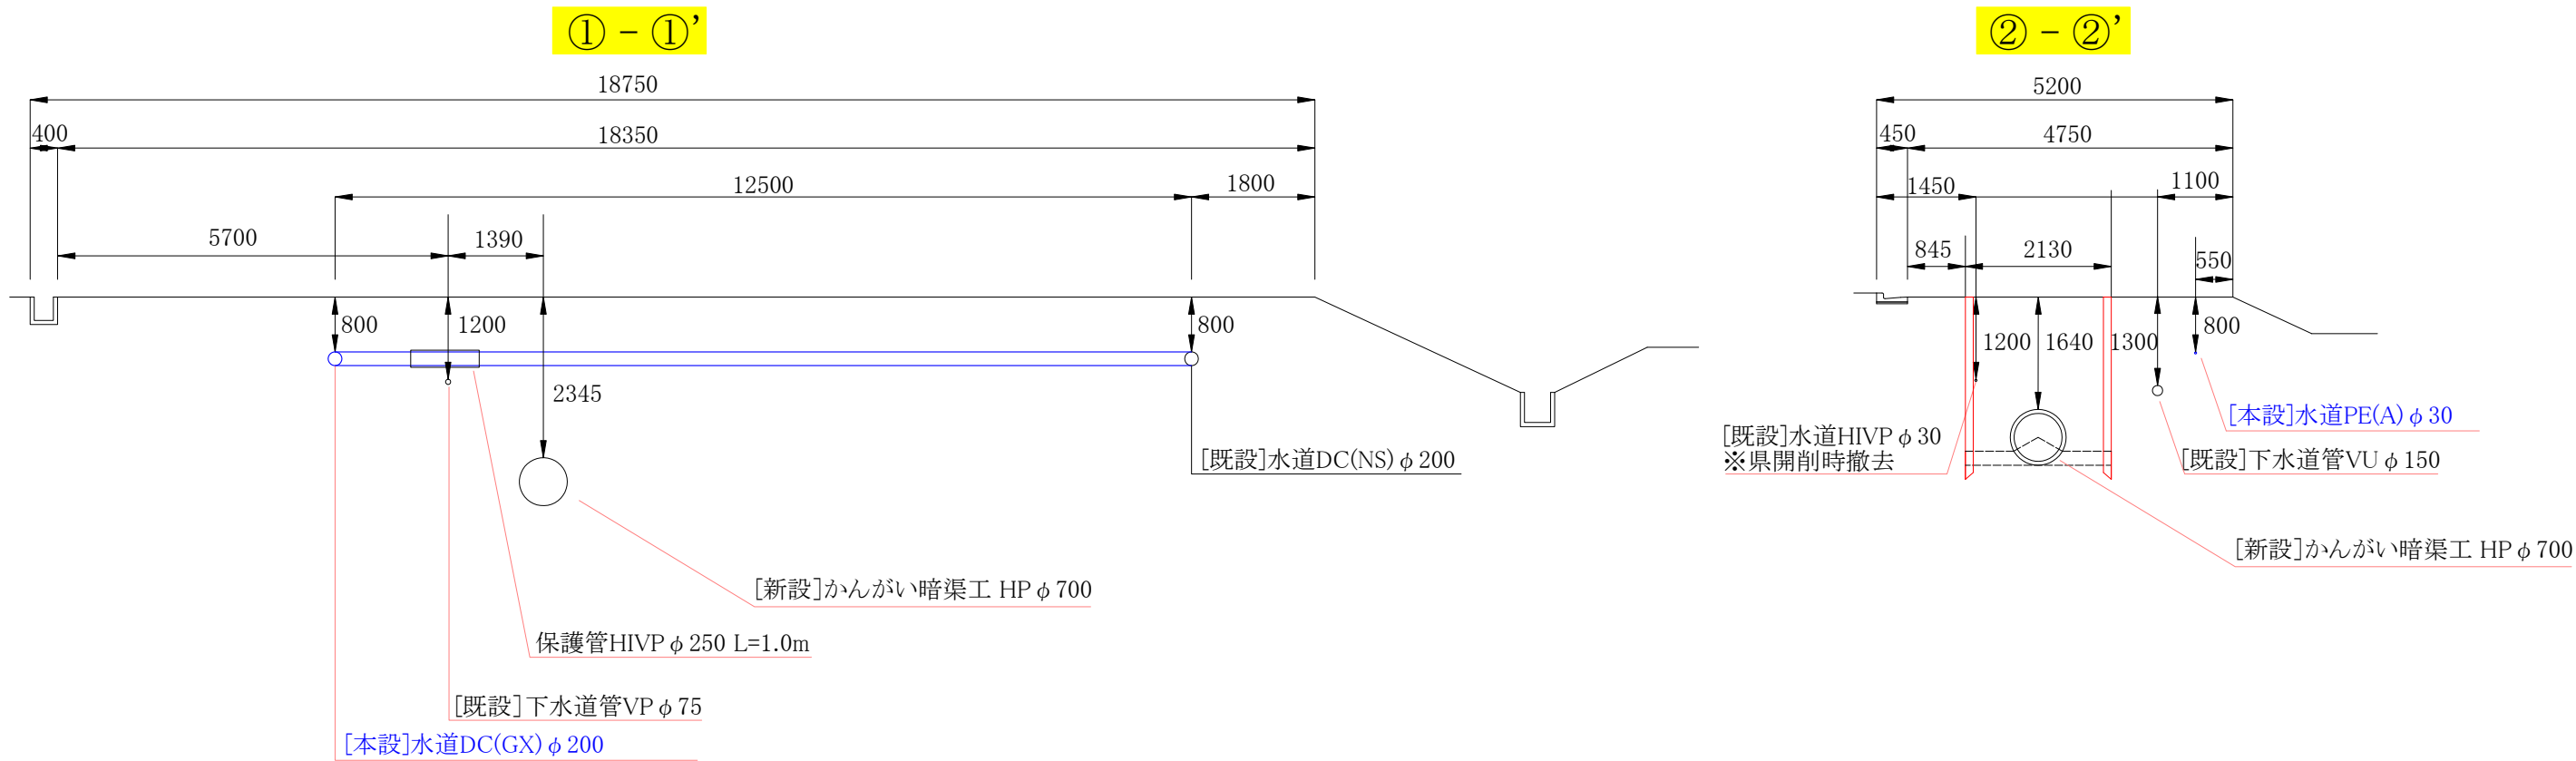

コメント				
路線・河川	1級市道 大東大西線 他			
工事場所 及び 工事名	上越市 三和区 大東 地内 水道管入替工事			
図面名	横断図、水道配管詳細図			
縮尺	図示	図面番号	2-2	
課長	副課長	係長	検査	設計
上越市ガス水道局				

【撤去】水道 DC(NS) ϕ 200(220.0) L=11.0m
【本設】水道DC(GX) ϕ 250 L=11.0m

【撤去】水道 DC ϕ 250(271.6) L=5.0m
【本設】地下式消火栓接続工事 L=2.0m
【本設】既設管撤去工事 L=3.0m

【撤去】水道 HIYP ϕ 30(38.0) L=1.0m
【本設】水道 ϕ 30本管工事