



[仮設]平面図 S=1/500

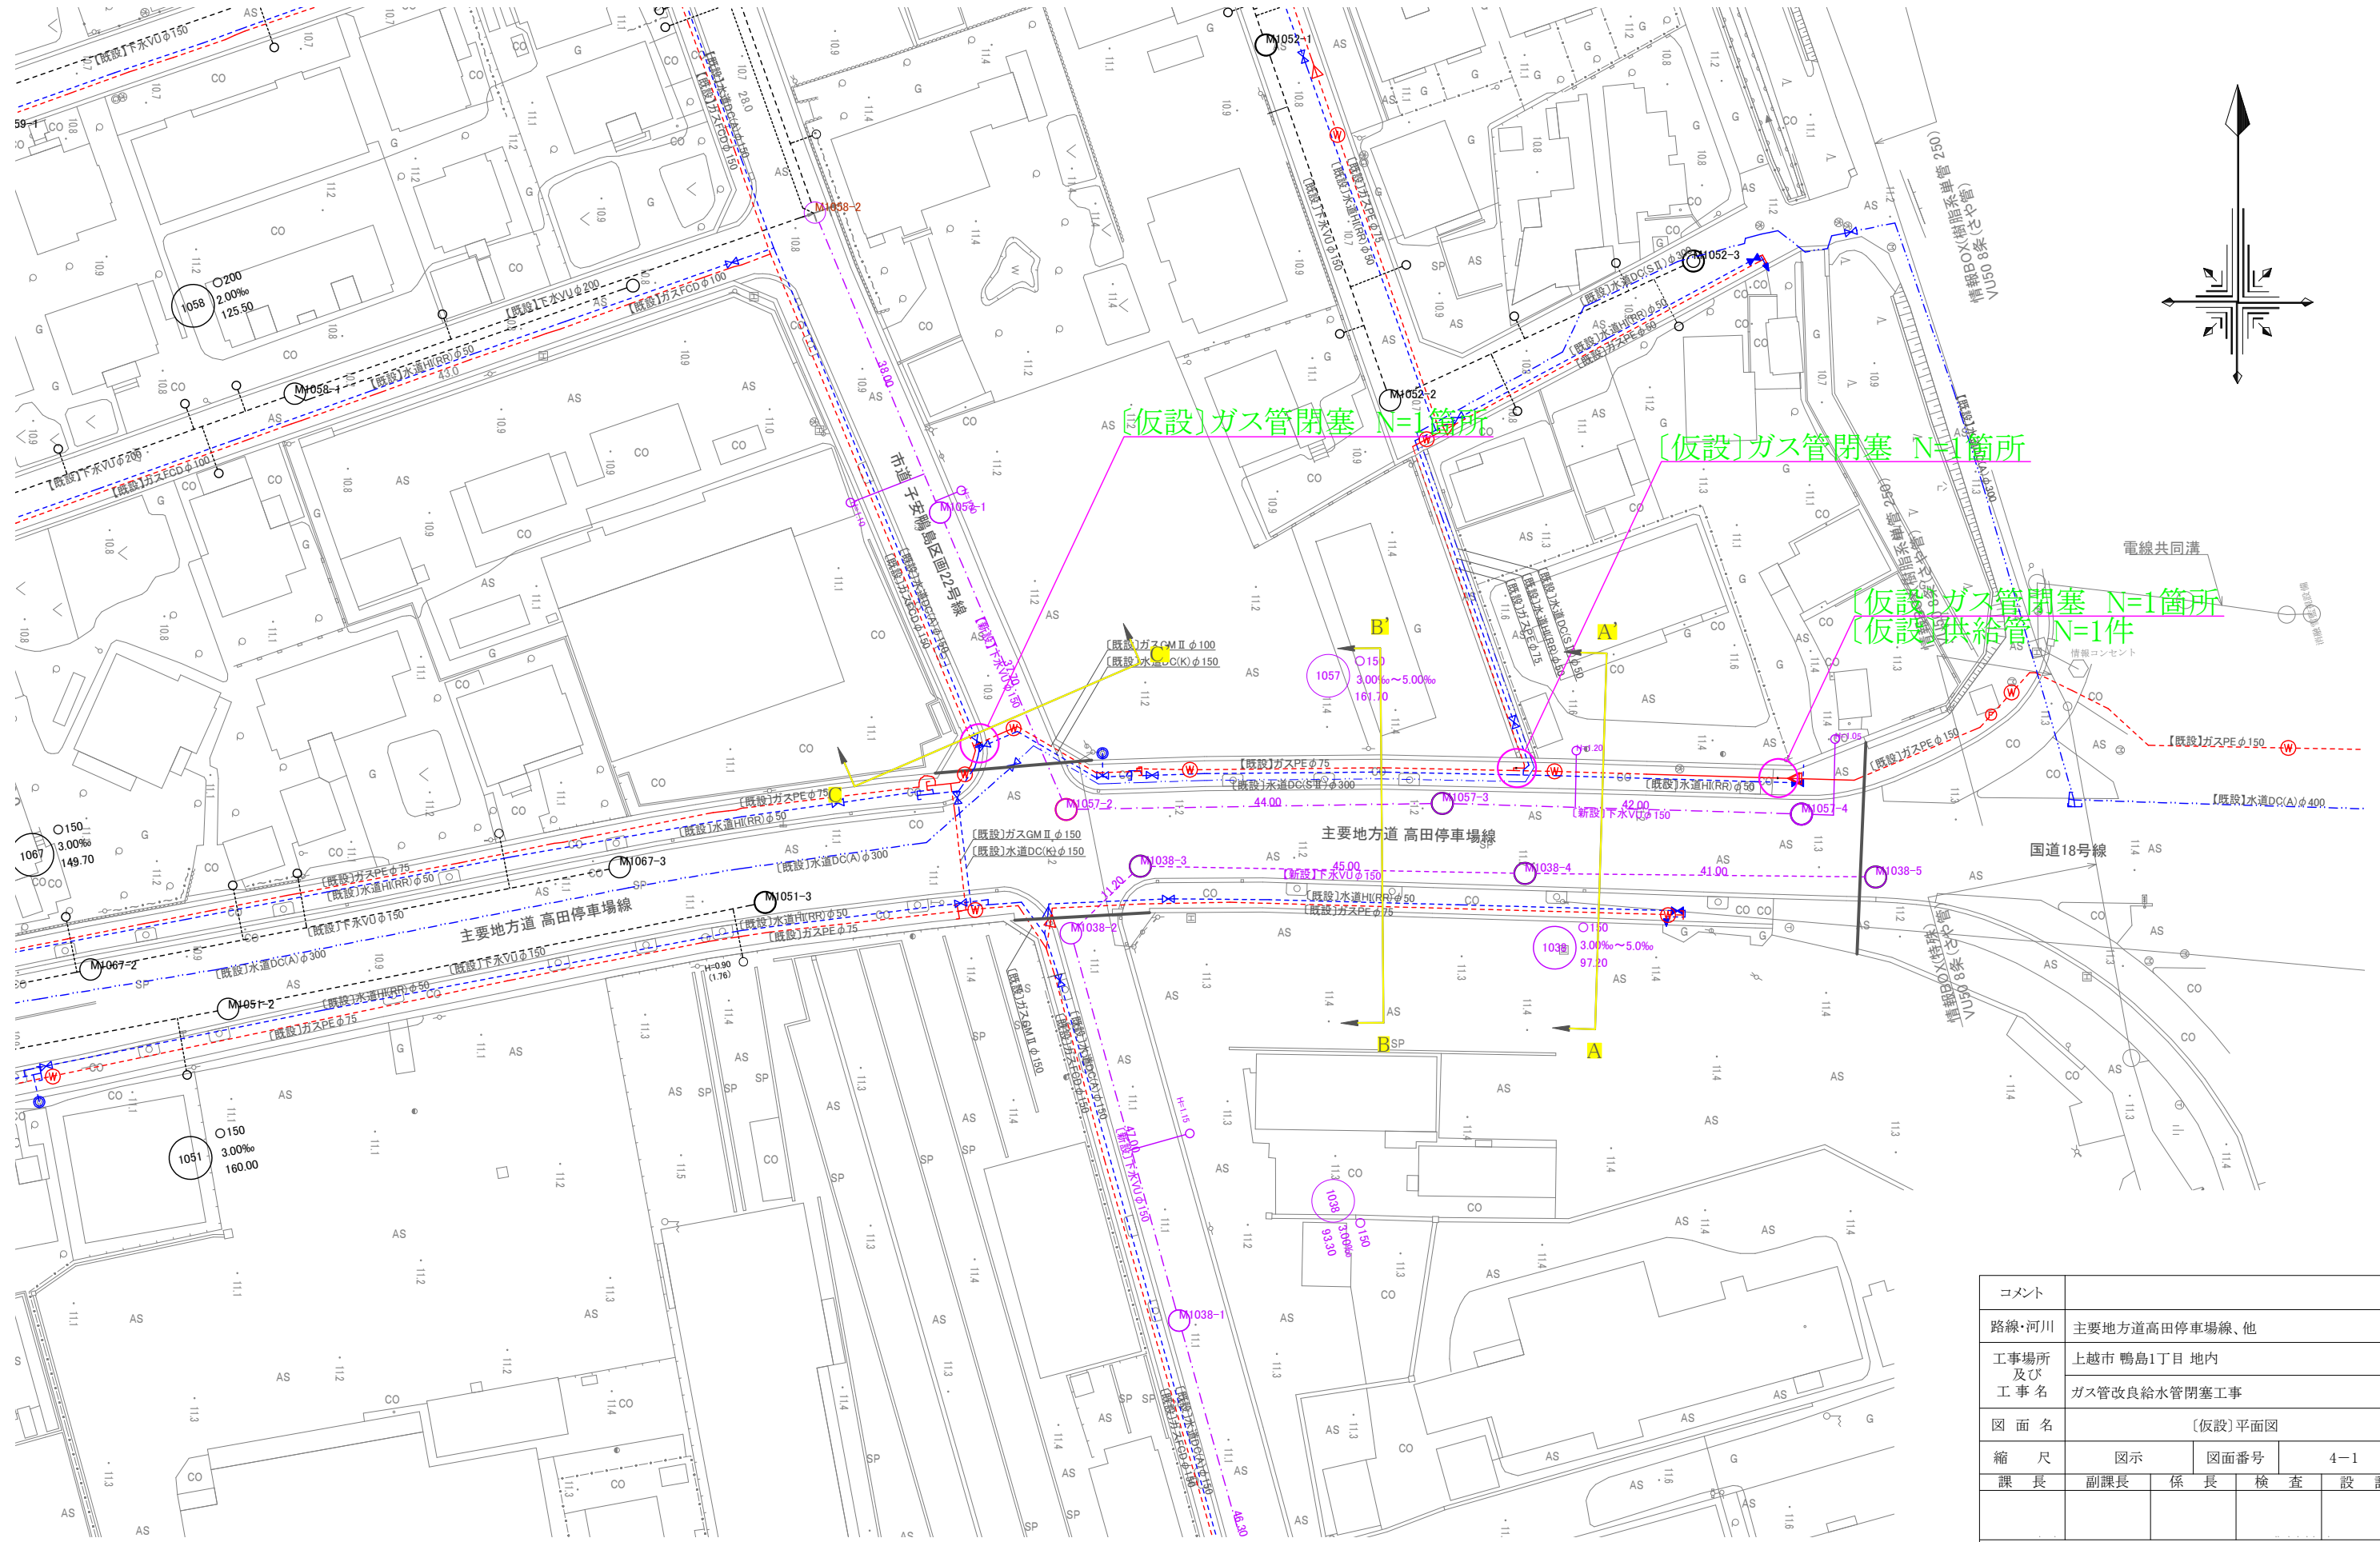

コメント				
路線・河川	主要地方道高田停車場線、他			
工事場所 及び 工事名	上越市 鴨島1丁目 地内			
	ガス管改良給水管閉塞工事			
図面名	[仮設]平面図			
縮尺	図示	図面番号	4-1	
課長	副課長	係長	検査	設計
上越市ガス水道局				


〔本設〕平面図 S=1/500

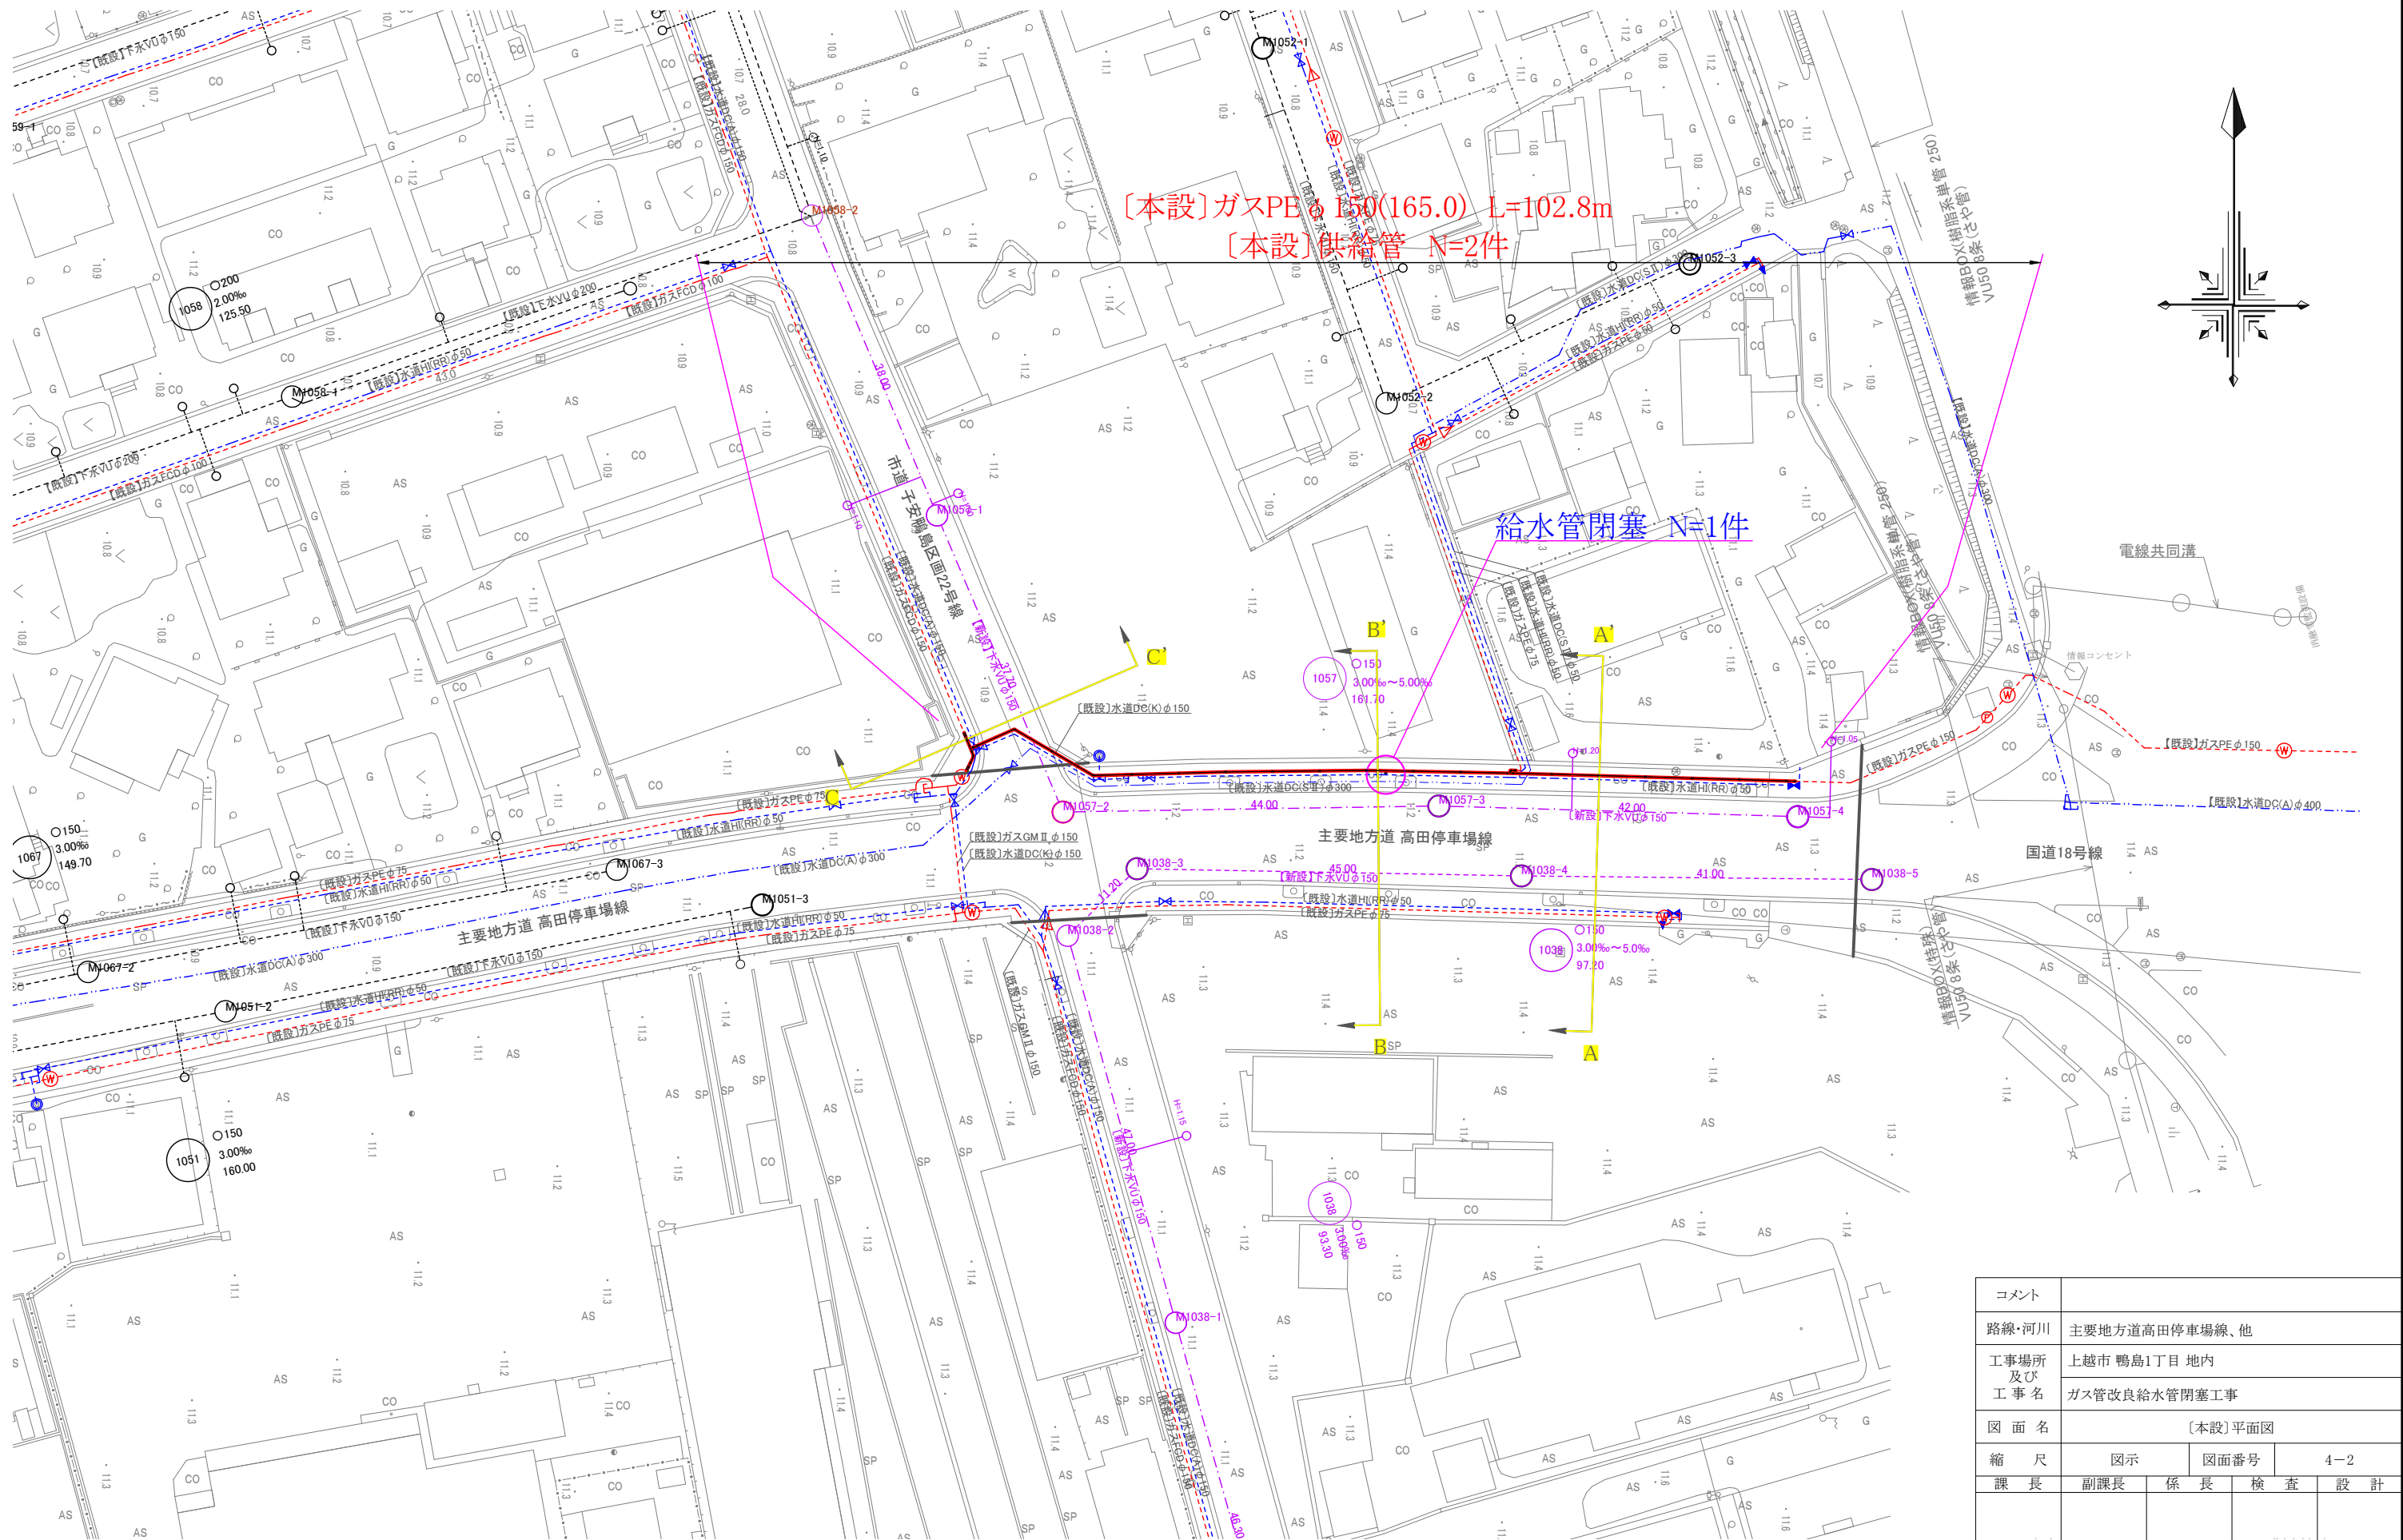


コメント				
路線・河川		主要地方道高田停車場線、他		
工事場所 及び 工 事 名		上越市 嶋島1丁目 地内		
		ガス管改良給水管閉塞工事		
図 面 名		〔本設〕平面図		
縮 尺		図示		図面番号
縮 尺				4-2
課 長		副課長		係 長
		係 長		検 査
				設 計
上 越 市 ガ ス 水 道 局				

横断面図 S=1/100


A-A'

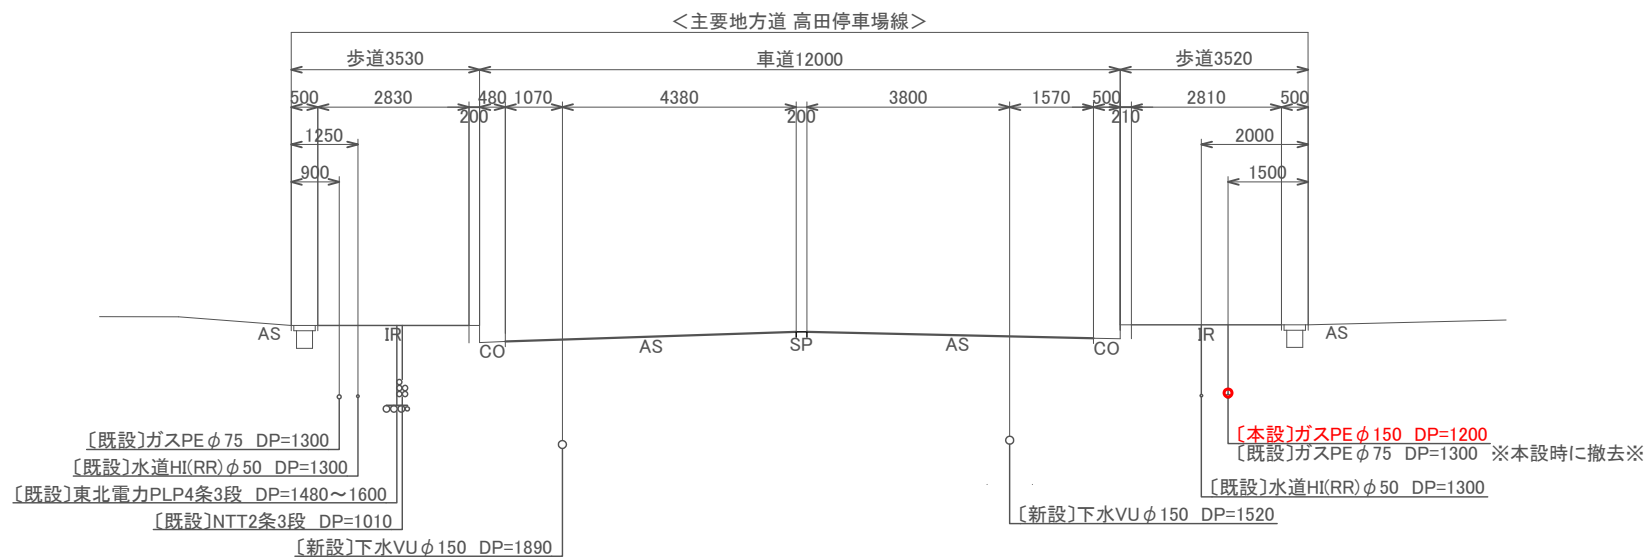

C-C'

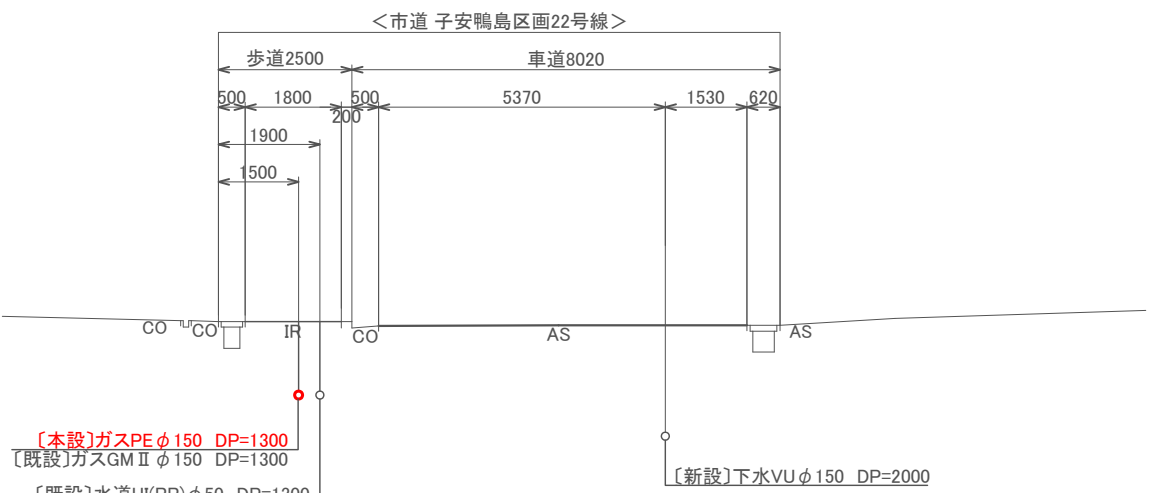

B-B'

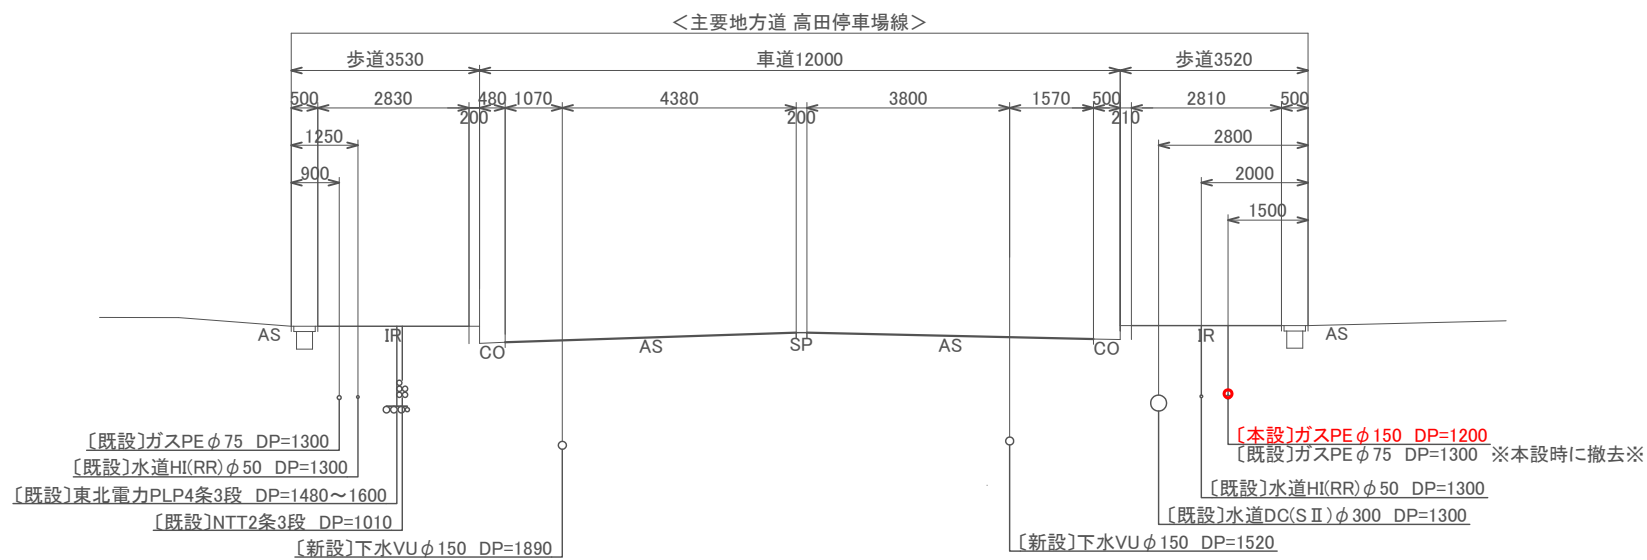

コメント				
路線・河川	主要地方道高田停車場線、他			
工事場所 及び 工事名	上越市 鴨島1丁目 地内			
	ガス管改良給水管閉塞工事			
図面名	横断面図			
縮尺	図示	図面番号	4-3	
課長	副課長	係長	検査	設計
上越市ガス水道局				

ガス水道配管詳細図 S=Free

<仮設>

〔仮設〕ガス管閉塞工事

〔仮設〕ガス管閉塞工事

〔仮設〕ガス管閉塞工事

<本設>


〔本設〕ガスPEφ150工事

給水管閉塞工事

〔本設〕ガスPEφ150工事

コメント				
路線・河川	主要地方道高田停車場線、他			
工事場所 及び 工事名	上越市 鴨島1丁目 地内			
	ガス管改良給水管閉塞工事			
図面名	ガス水道配管詳細図			
縮尺	図示	図面番号	4-4	
課長	副課長	係長	検査	設計
上越市ガス水道局				

本復旧平面図 S=Free

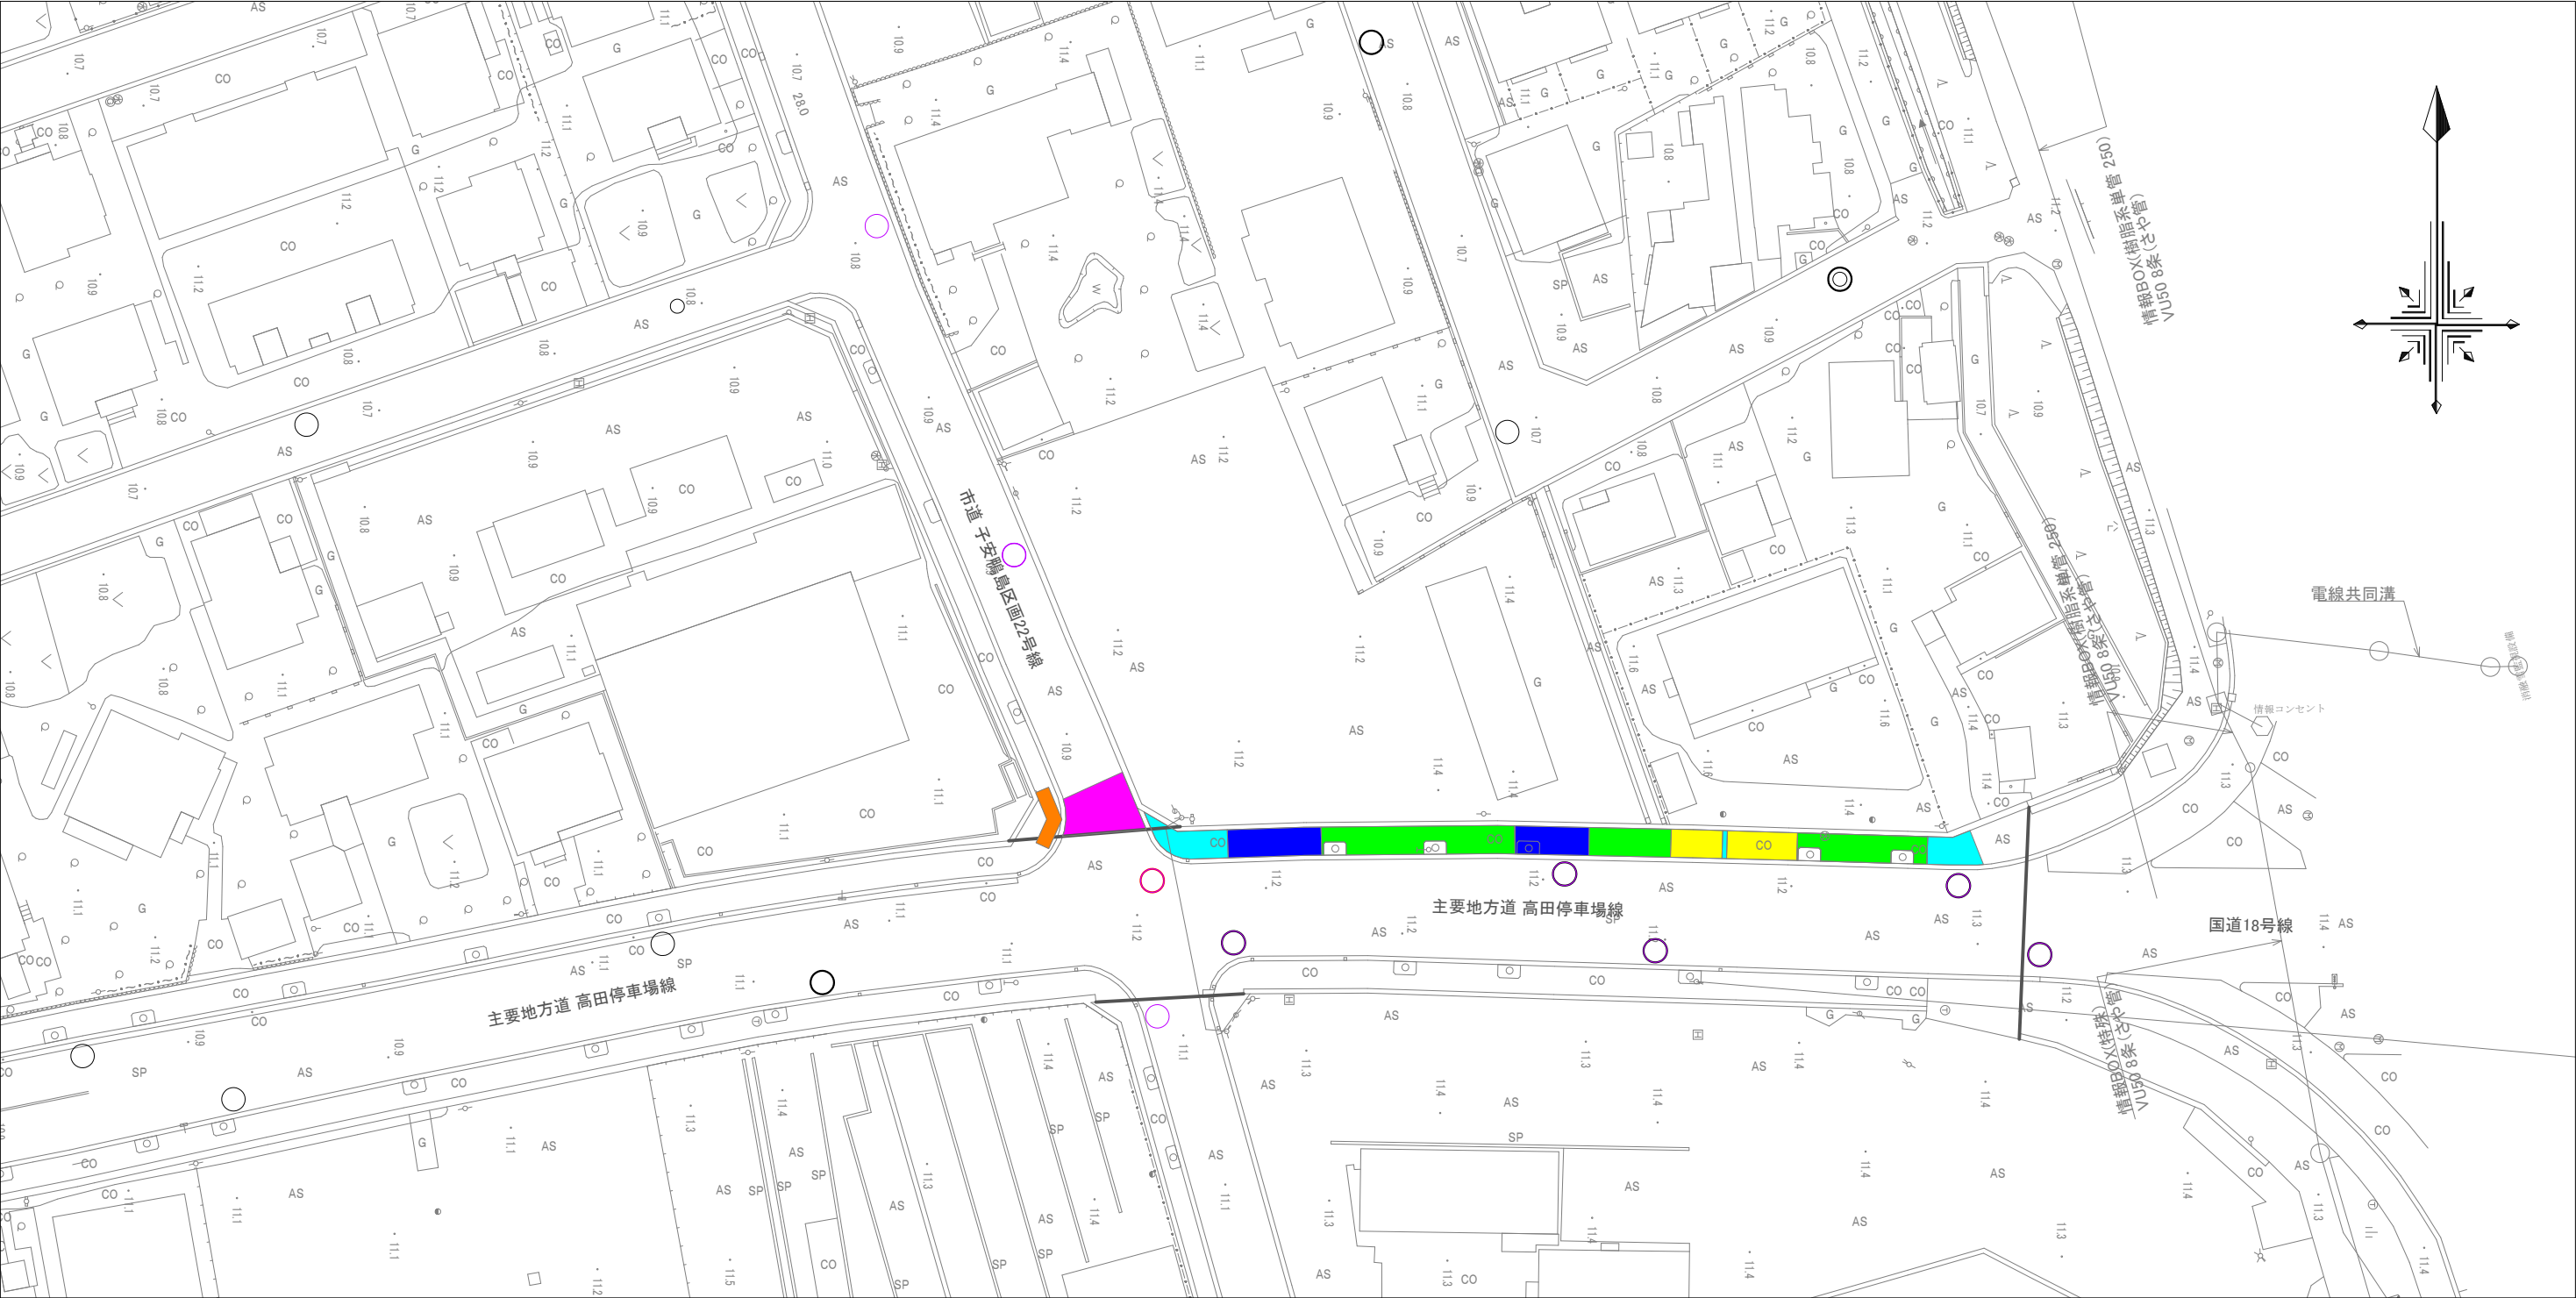

- 本復旧面積
- 県歩道_AS→AS A=67m²
 - 県歩道(Ⅱ種)_AS→AS A=59m²
 - 県歩道_IR→AS A=94m²
 - 県歩道(Ⅱ種)_IR→AS A=29m²
 - 市道_AS→AS A=40m²
 - 市歩道_AS→IR A=9m²

- 舗装切断 ... L20m
- 停止線 ... W0.3m × L3.5m
- 「止」のみ ... WL4.9m

撤去平面図 S=Free

