

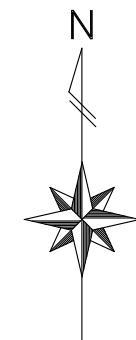


本設平面図 (S=1:500)

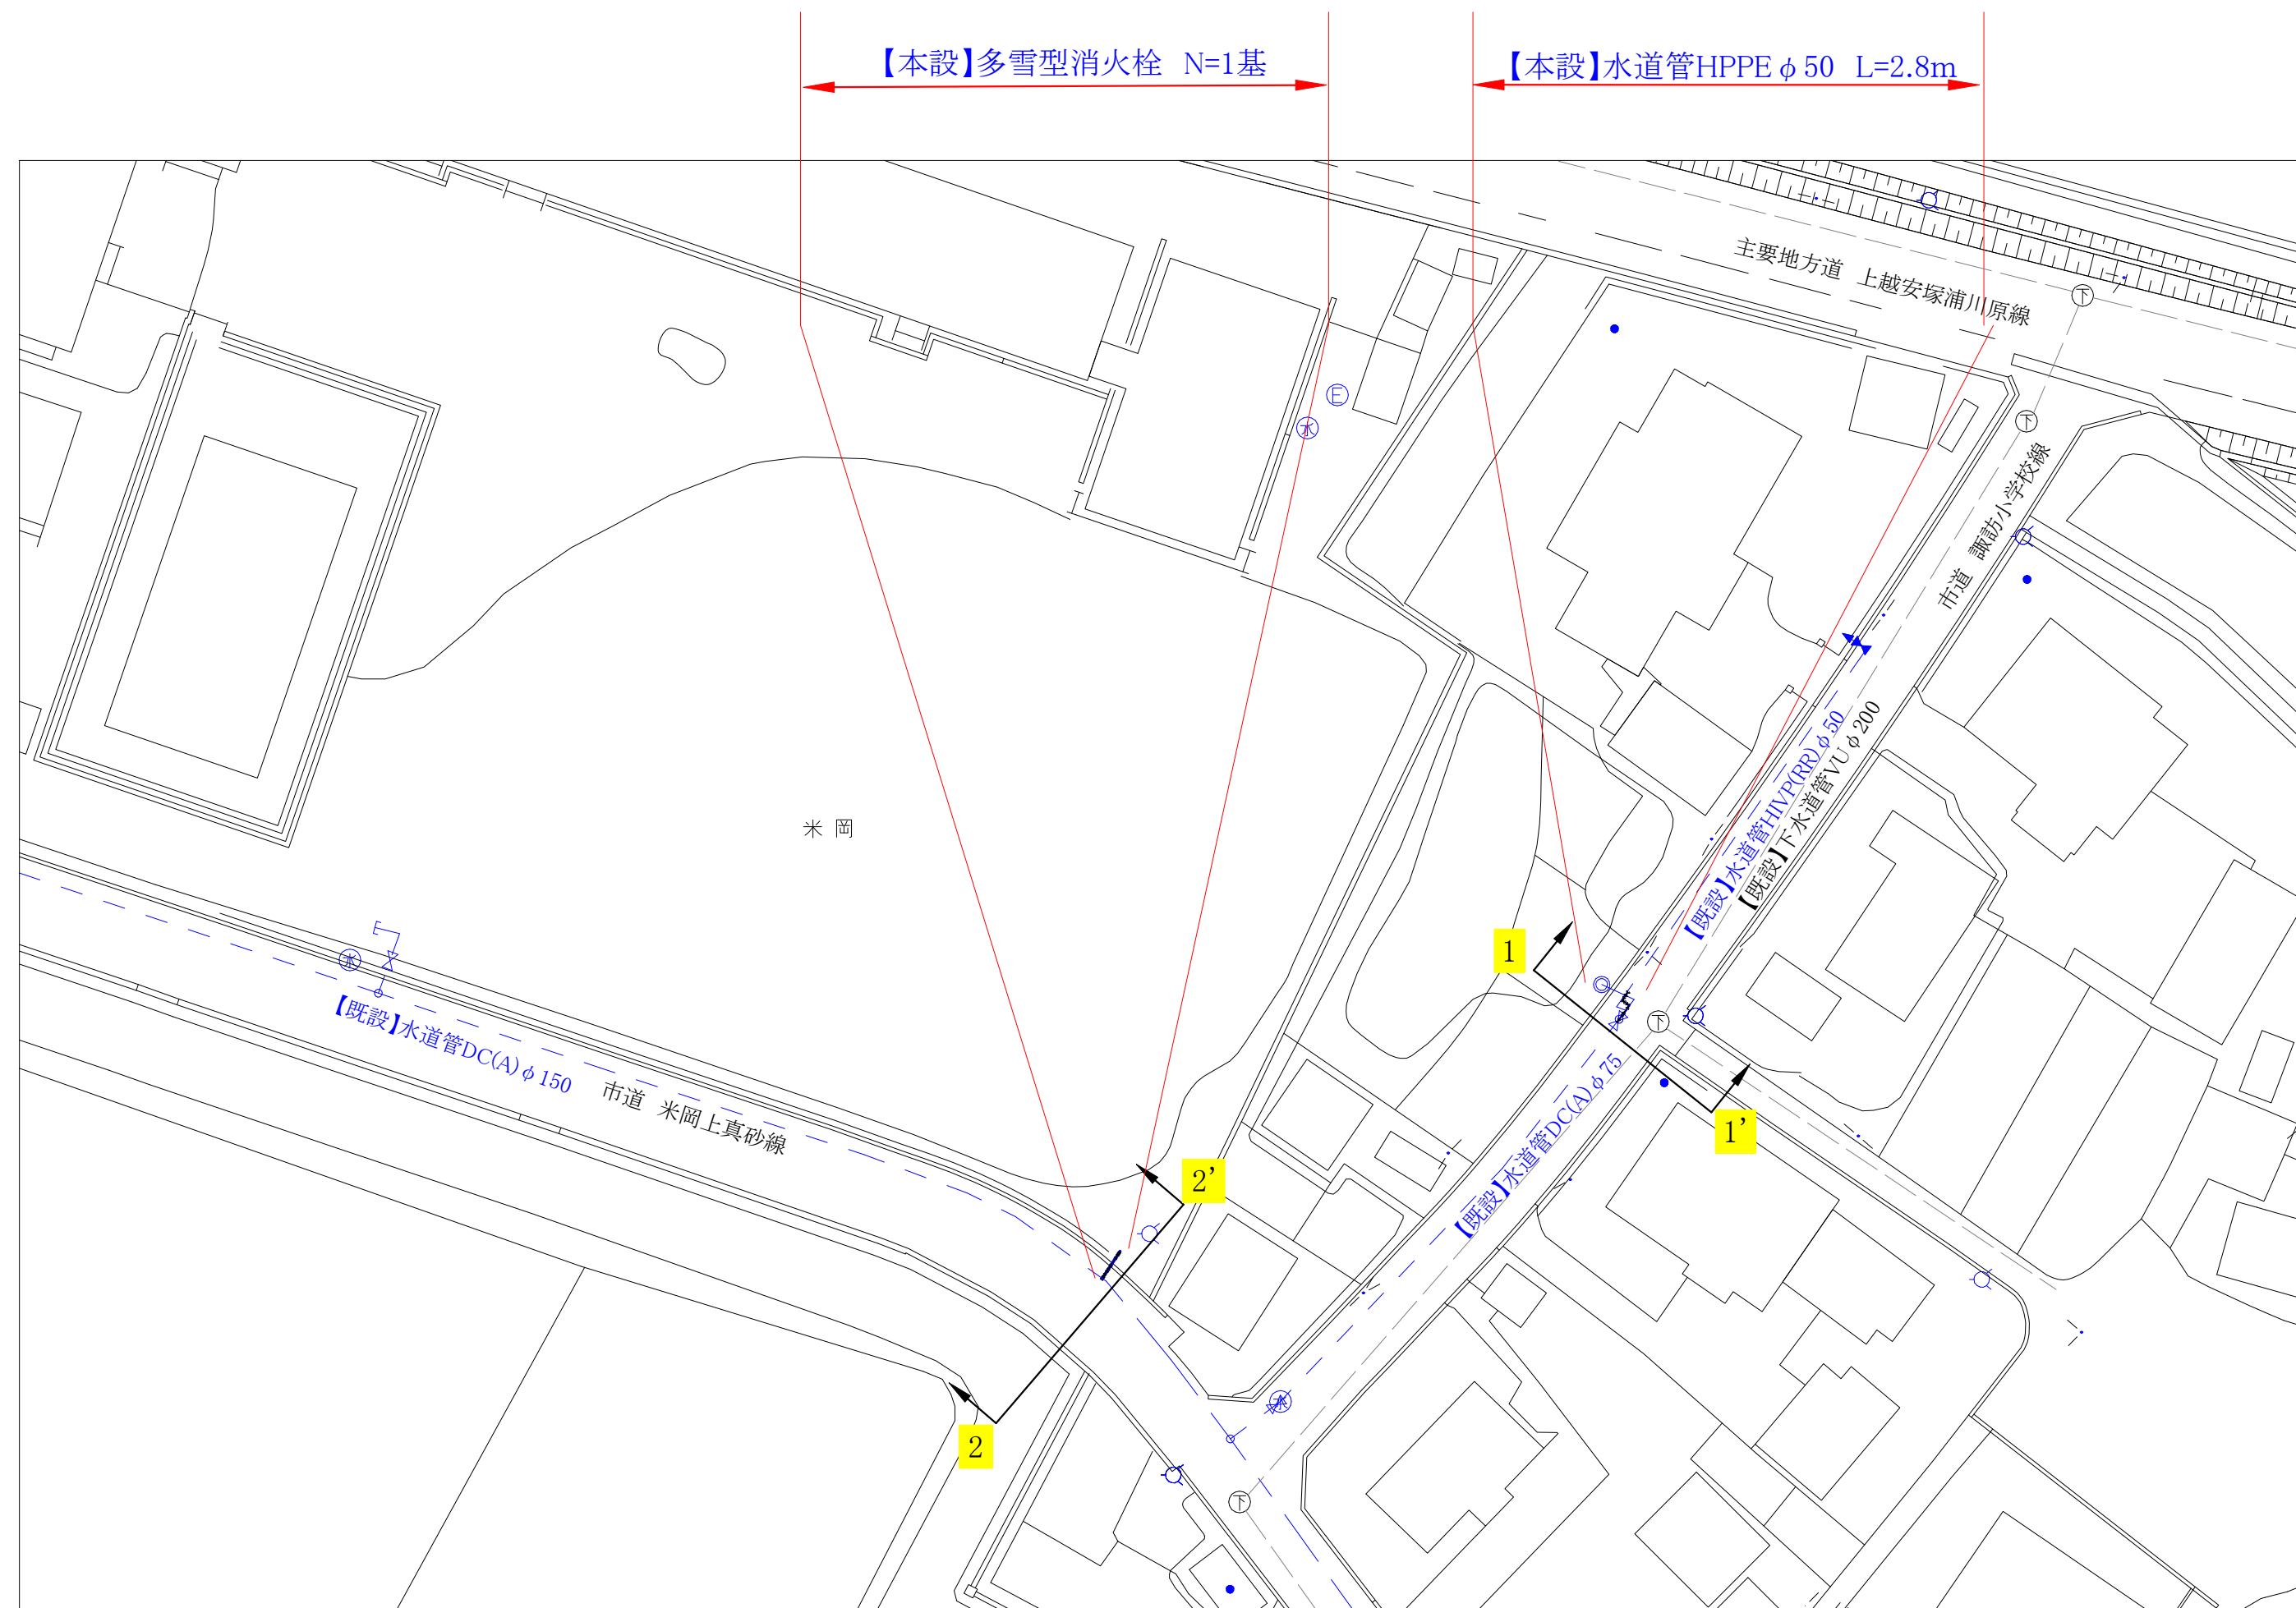


コメント					
路線・河川	市道 米岡上真砂線他				
工事場所 及び 工事名	上越市 大字米岡他 地内				
	消火栓設置工事				
図面名	本設平面図				
縮尺	図示		図面番号		3-1
課長	副課長	係	長	検査	設計
上越市ガス水道局					


横断図 (S=1:50)

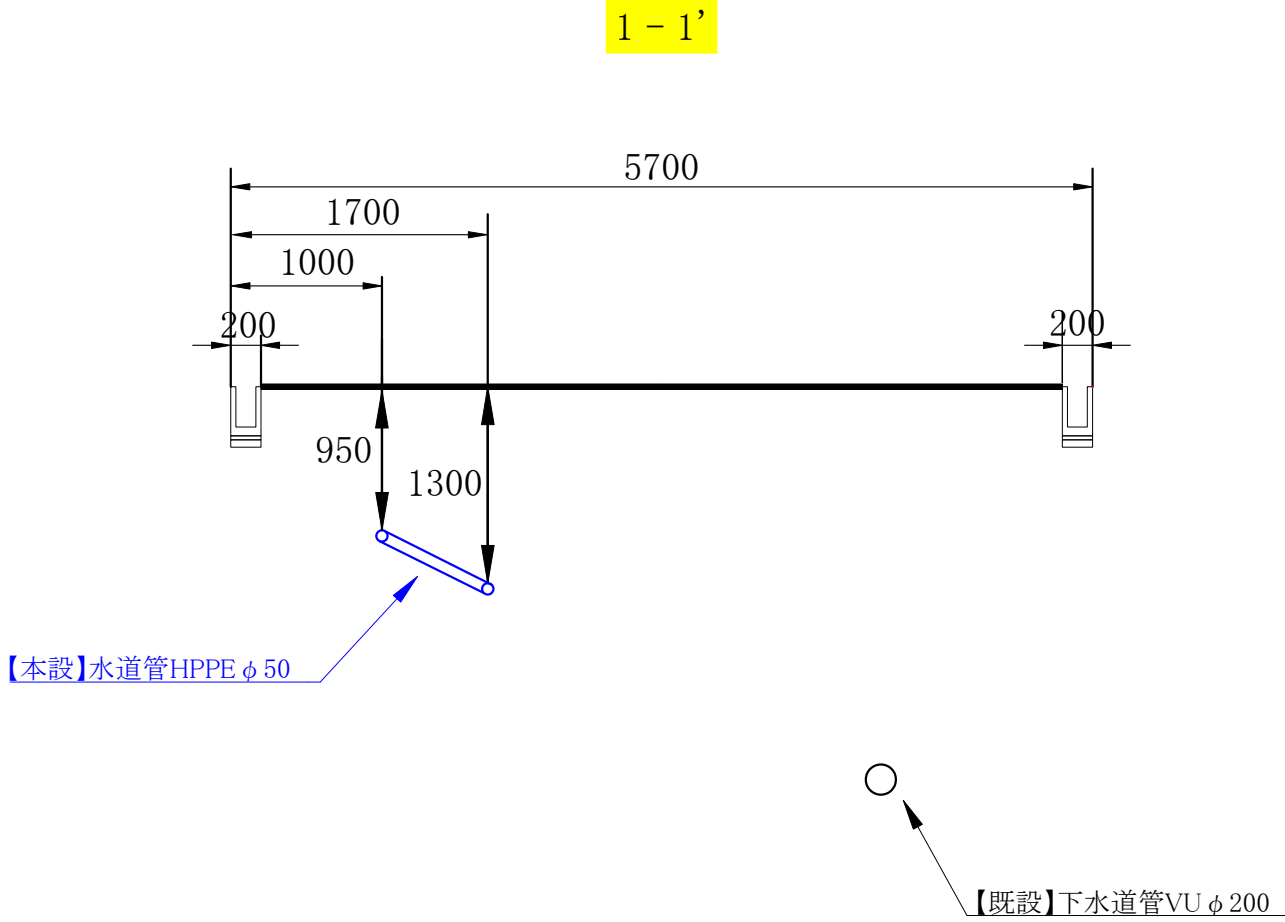

2 - 2'


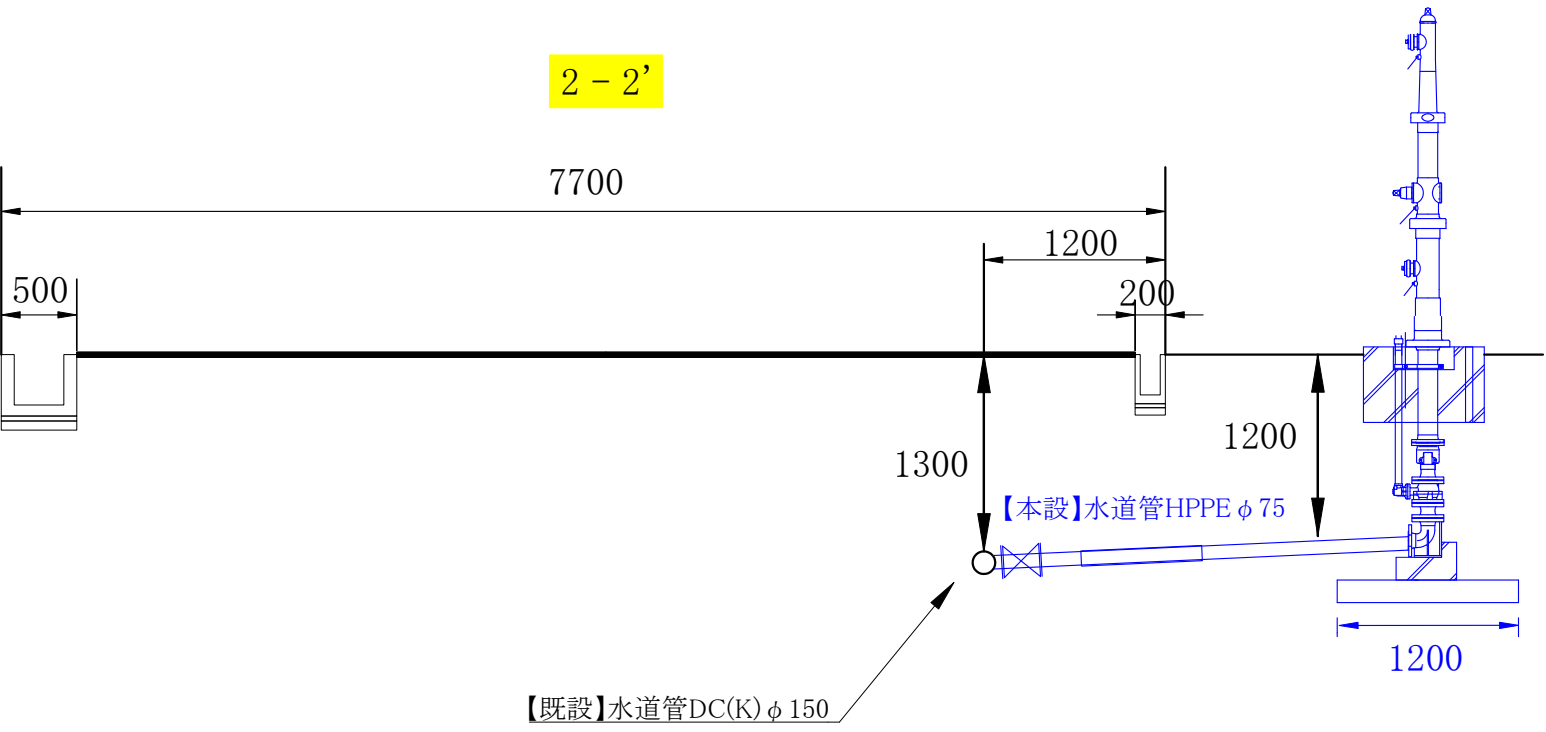


配管詳細図 (S=Free)

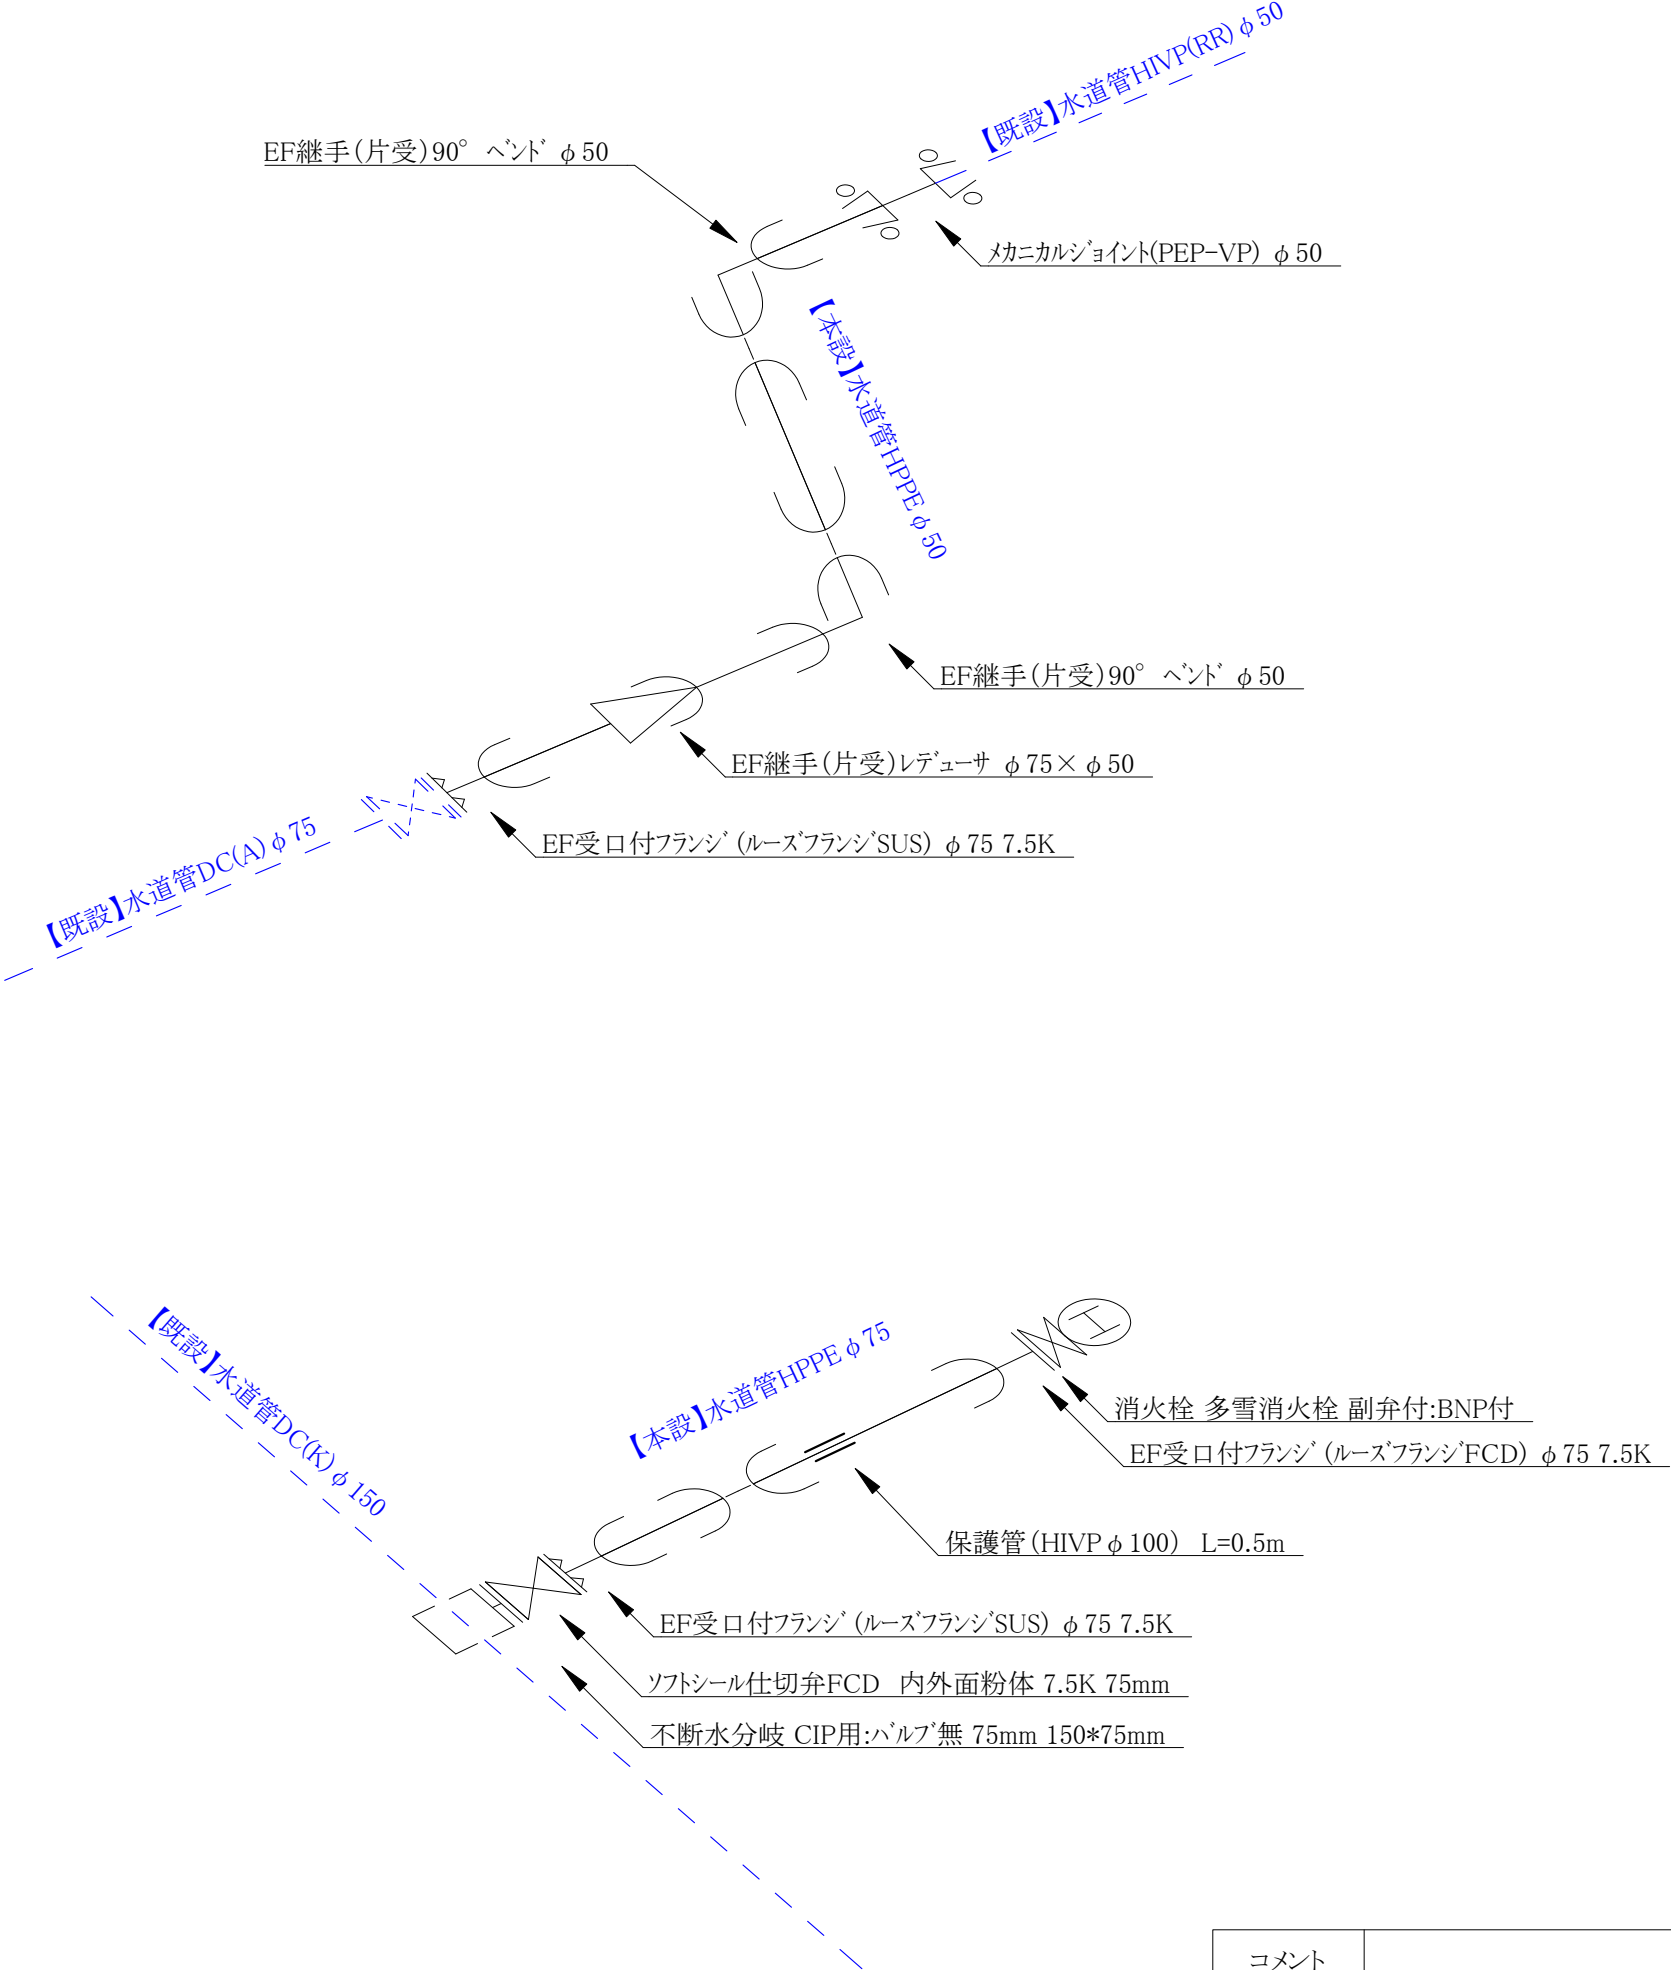


コメント				
路線・河川	市道 米岡上真砂線他			
工事場所 及び 工事名	上越市 大字米岡他 地内 消火栓設置工事			
図面名	配管詳細図・横断図			
縮尺	図示	図面番号	3-2	
課長	副課長	係長	検査	設計
上越市ガス水道局				


本設平面図 (S=1:500)

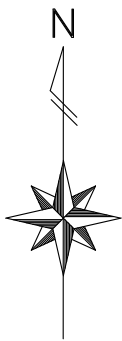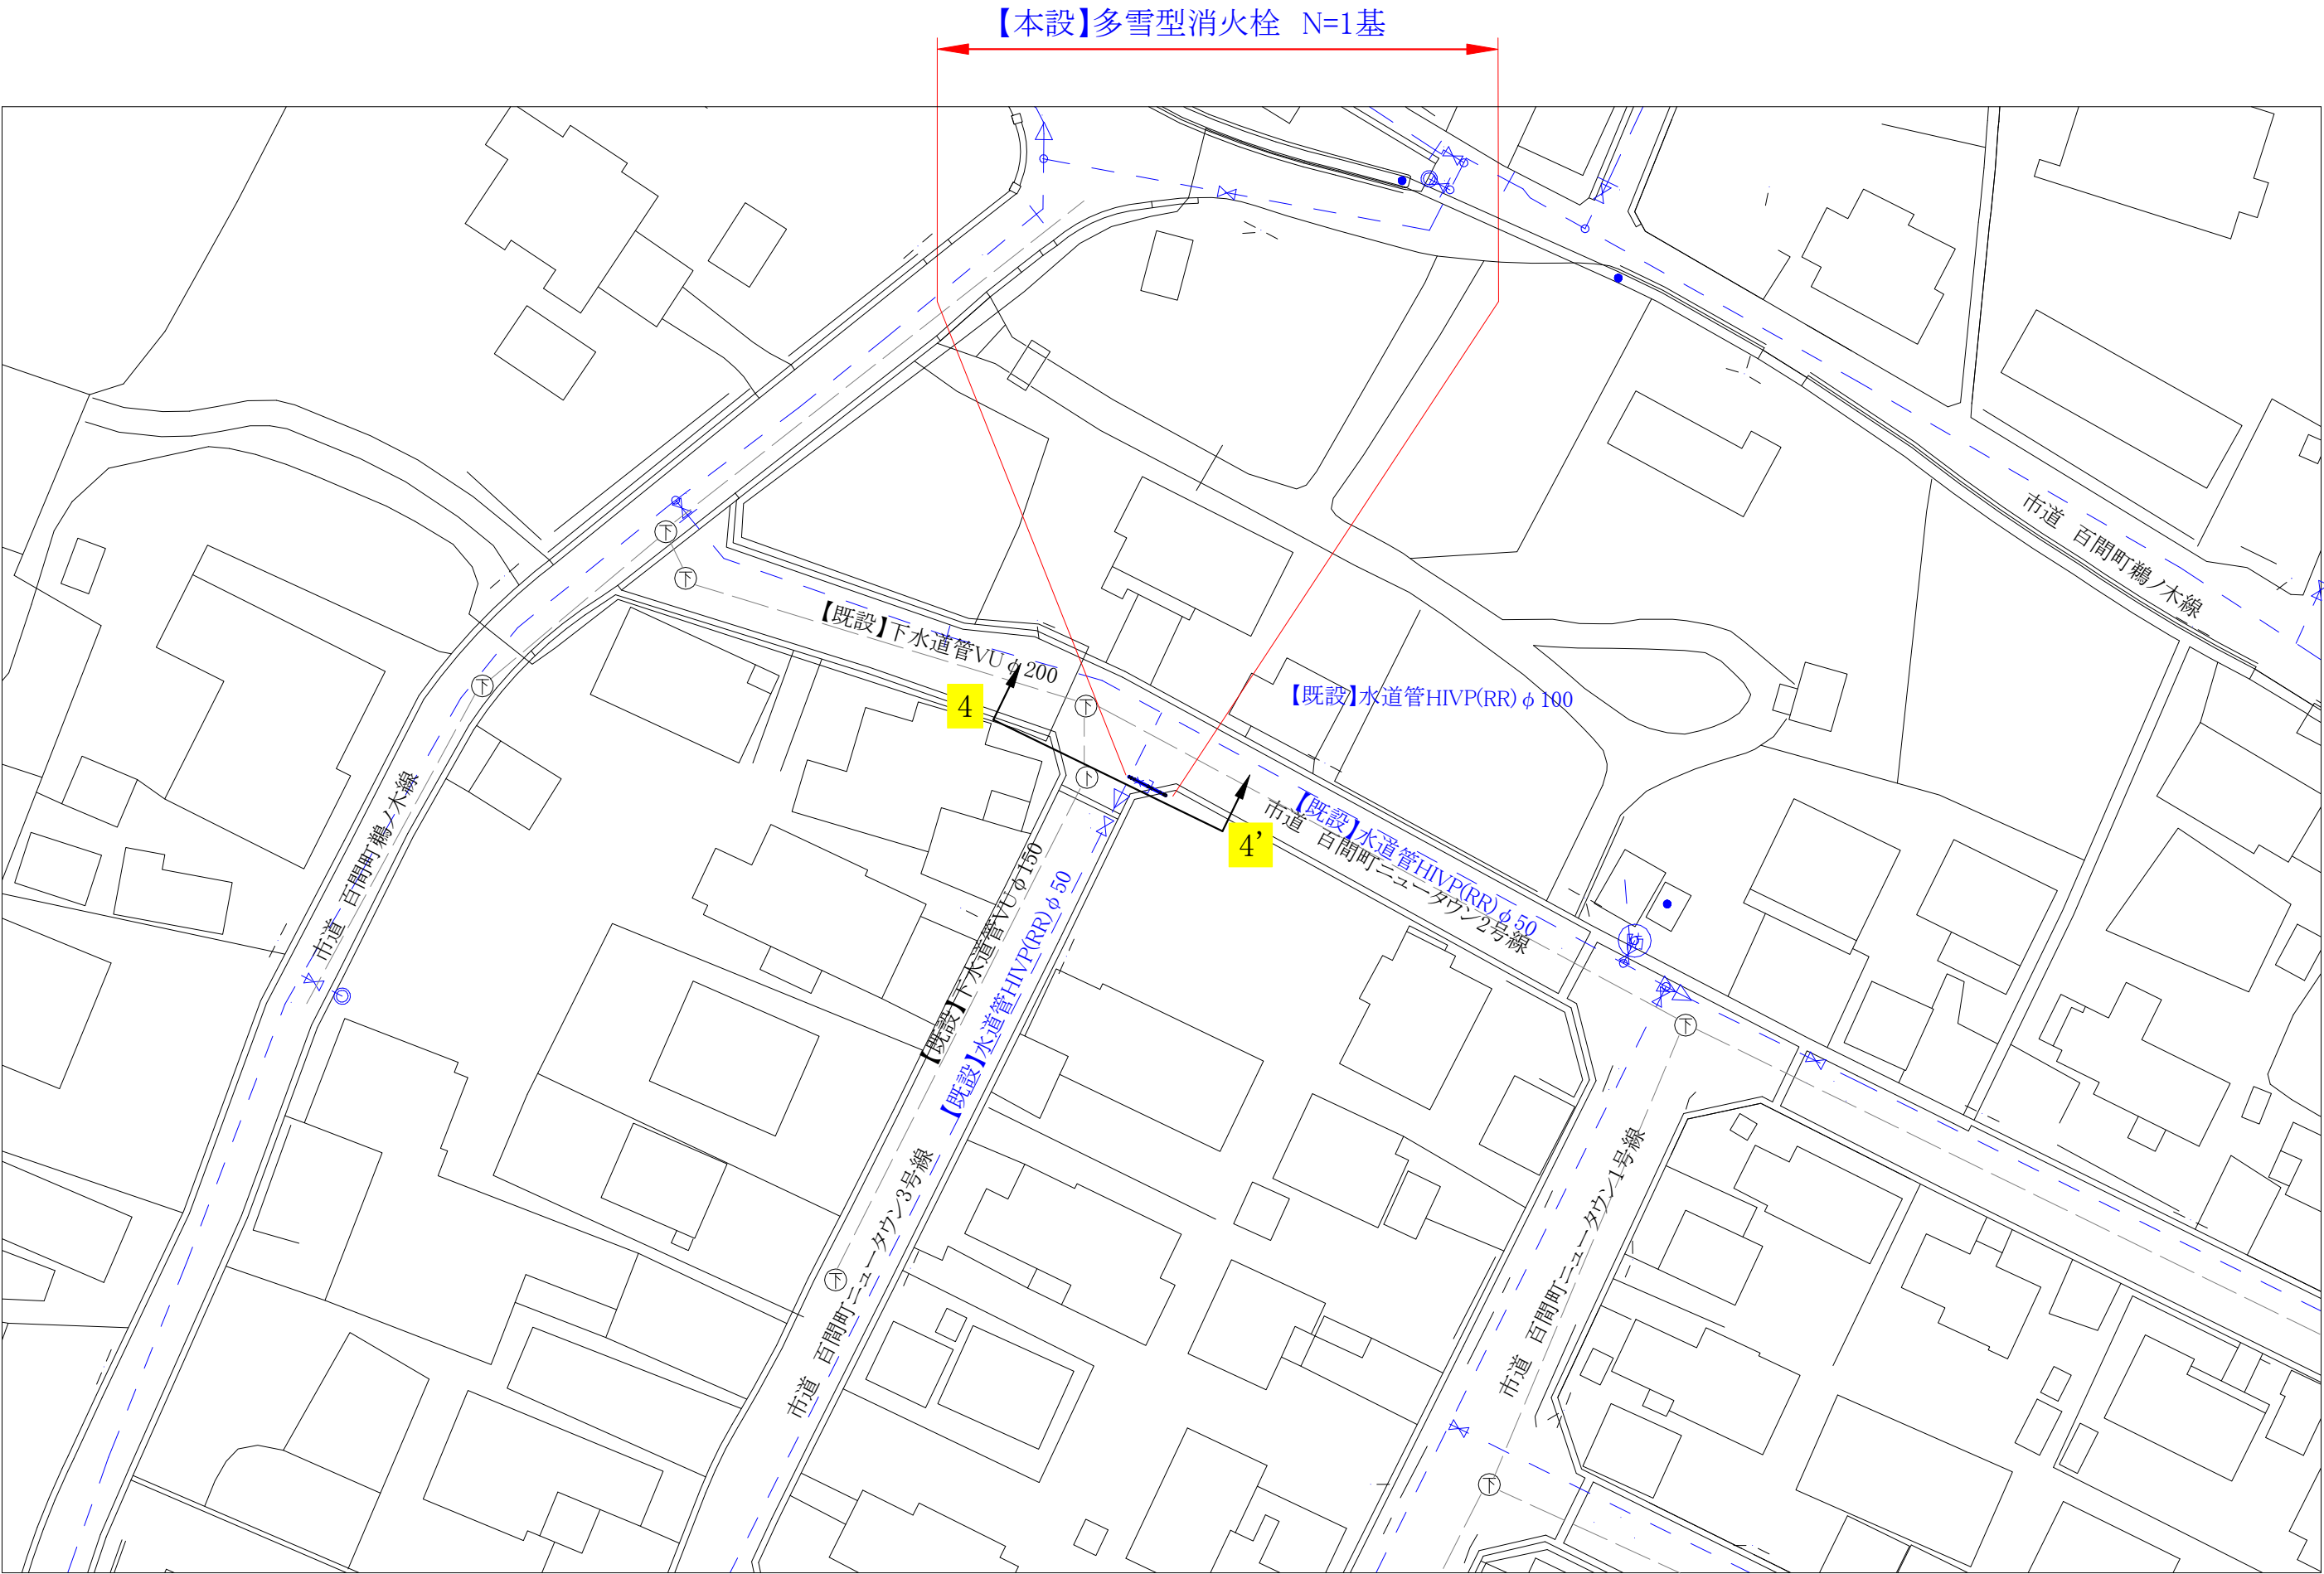

配管詳細図 (S=Free)

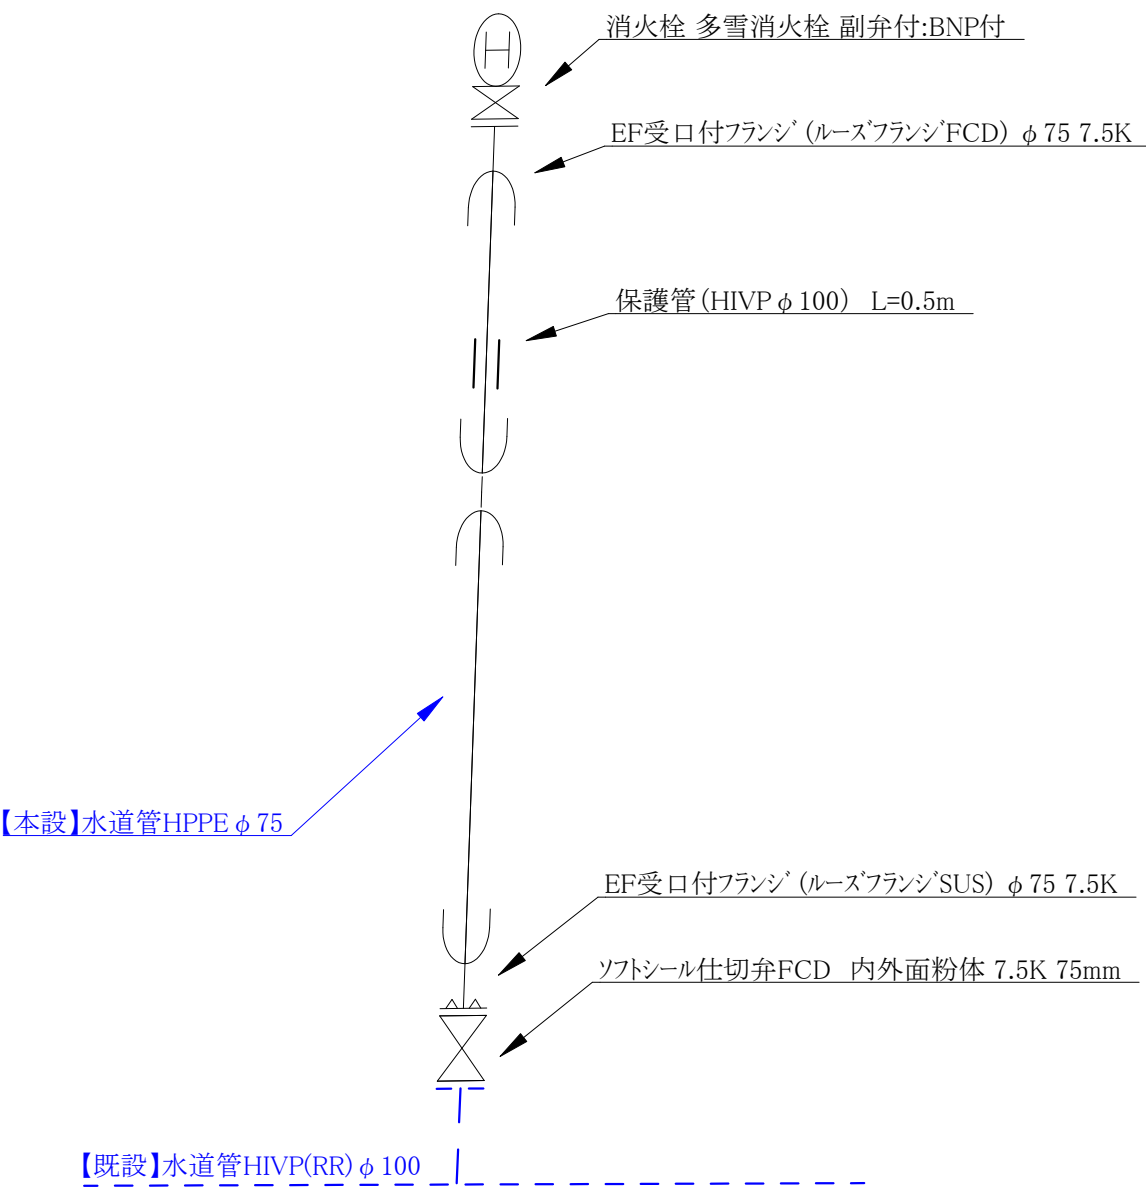


横断図 (S=1:50)

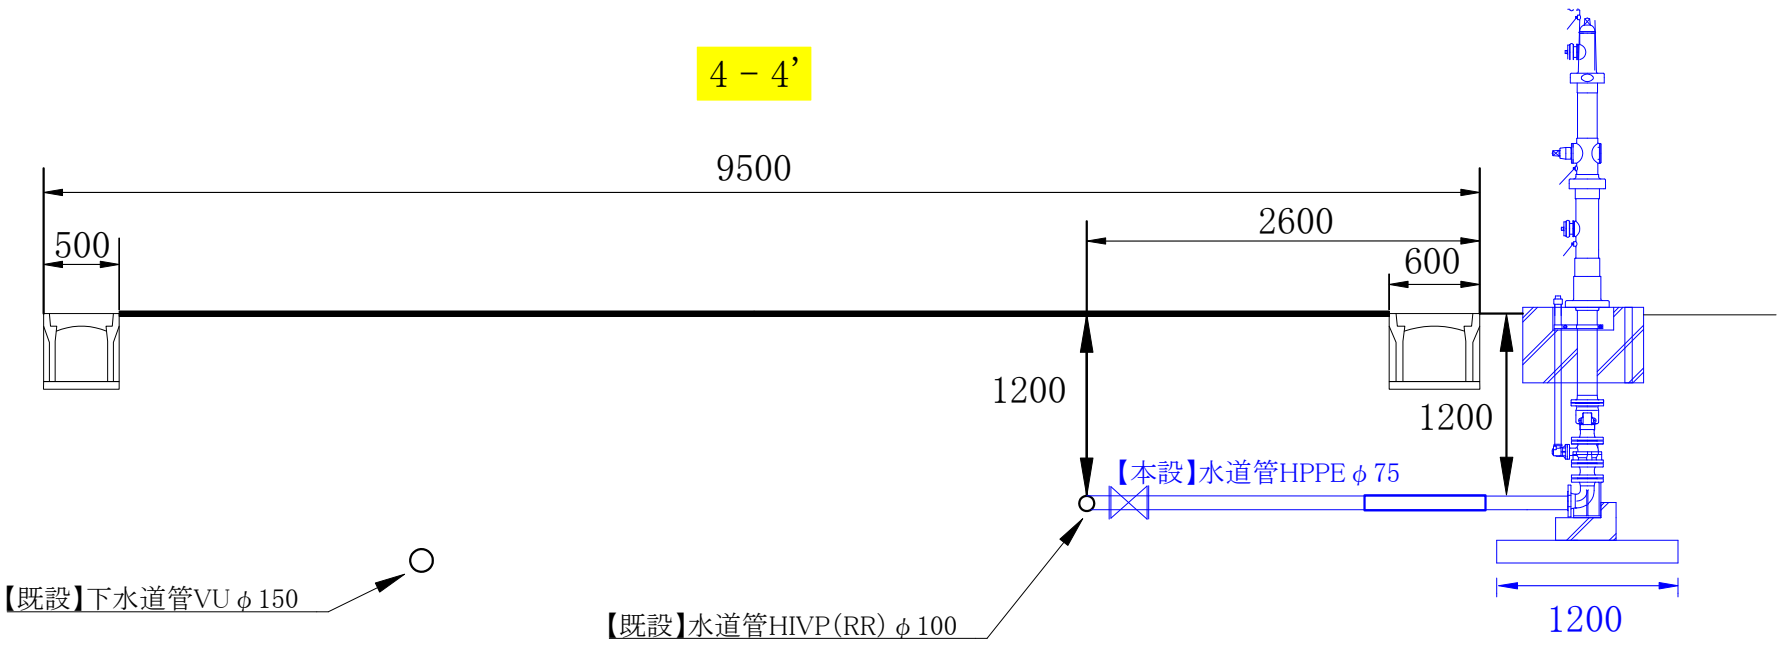


コメント					
路線・河川	市道 米岡上真砂線他				
工事場所 及び 工事名	上越市 大字米岡他 地内				
	消火栓設置工事				
図 面 名	本設平面図・配管詳細図・横断図				
縮 尺	図示		図面番号		3-3
課 長	副課長	係 長	検 査	設 計	
上 越 市 ガ ス 水 道 局					

舗装本復旧平面図(S=Free)

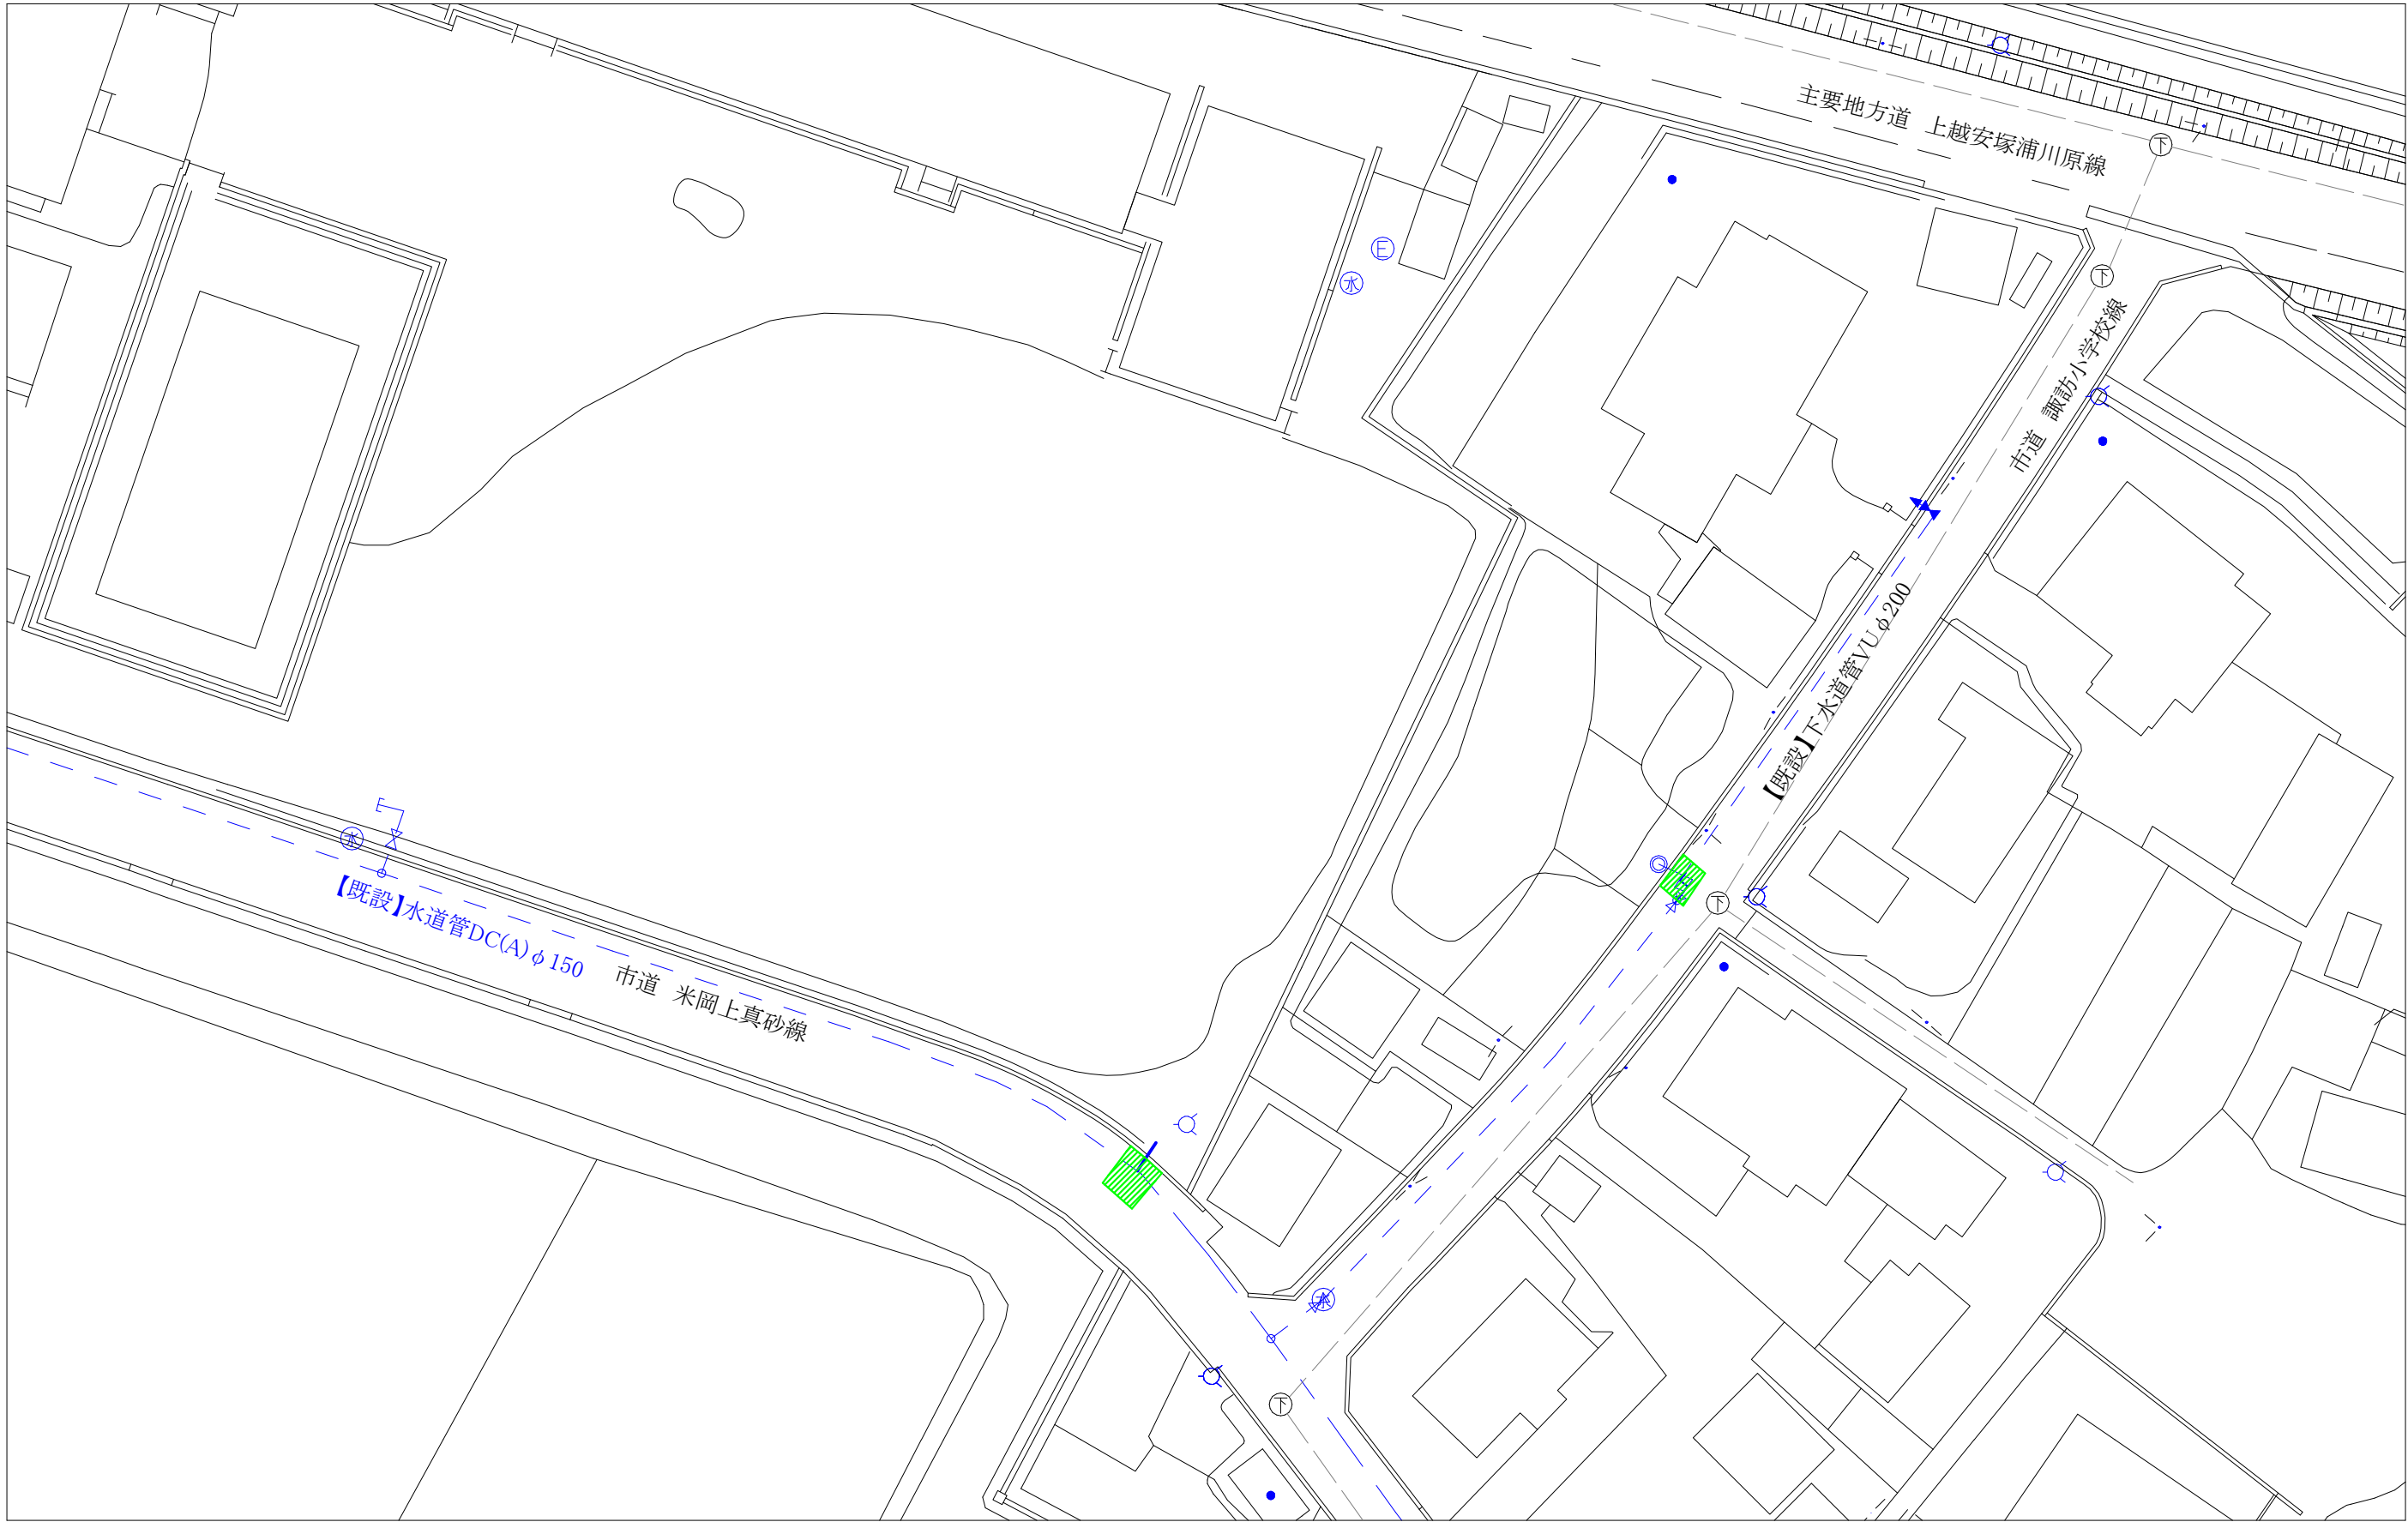


舗装本復旧面積 17㎡
白線(外側線)設置 幅15cm L=6m
アスファルト舗装版切断 L=17m

舗装本復旧平面図 (S=Free)

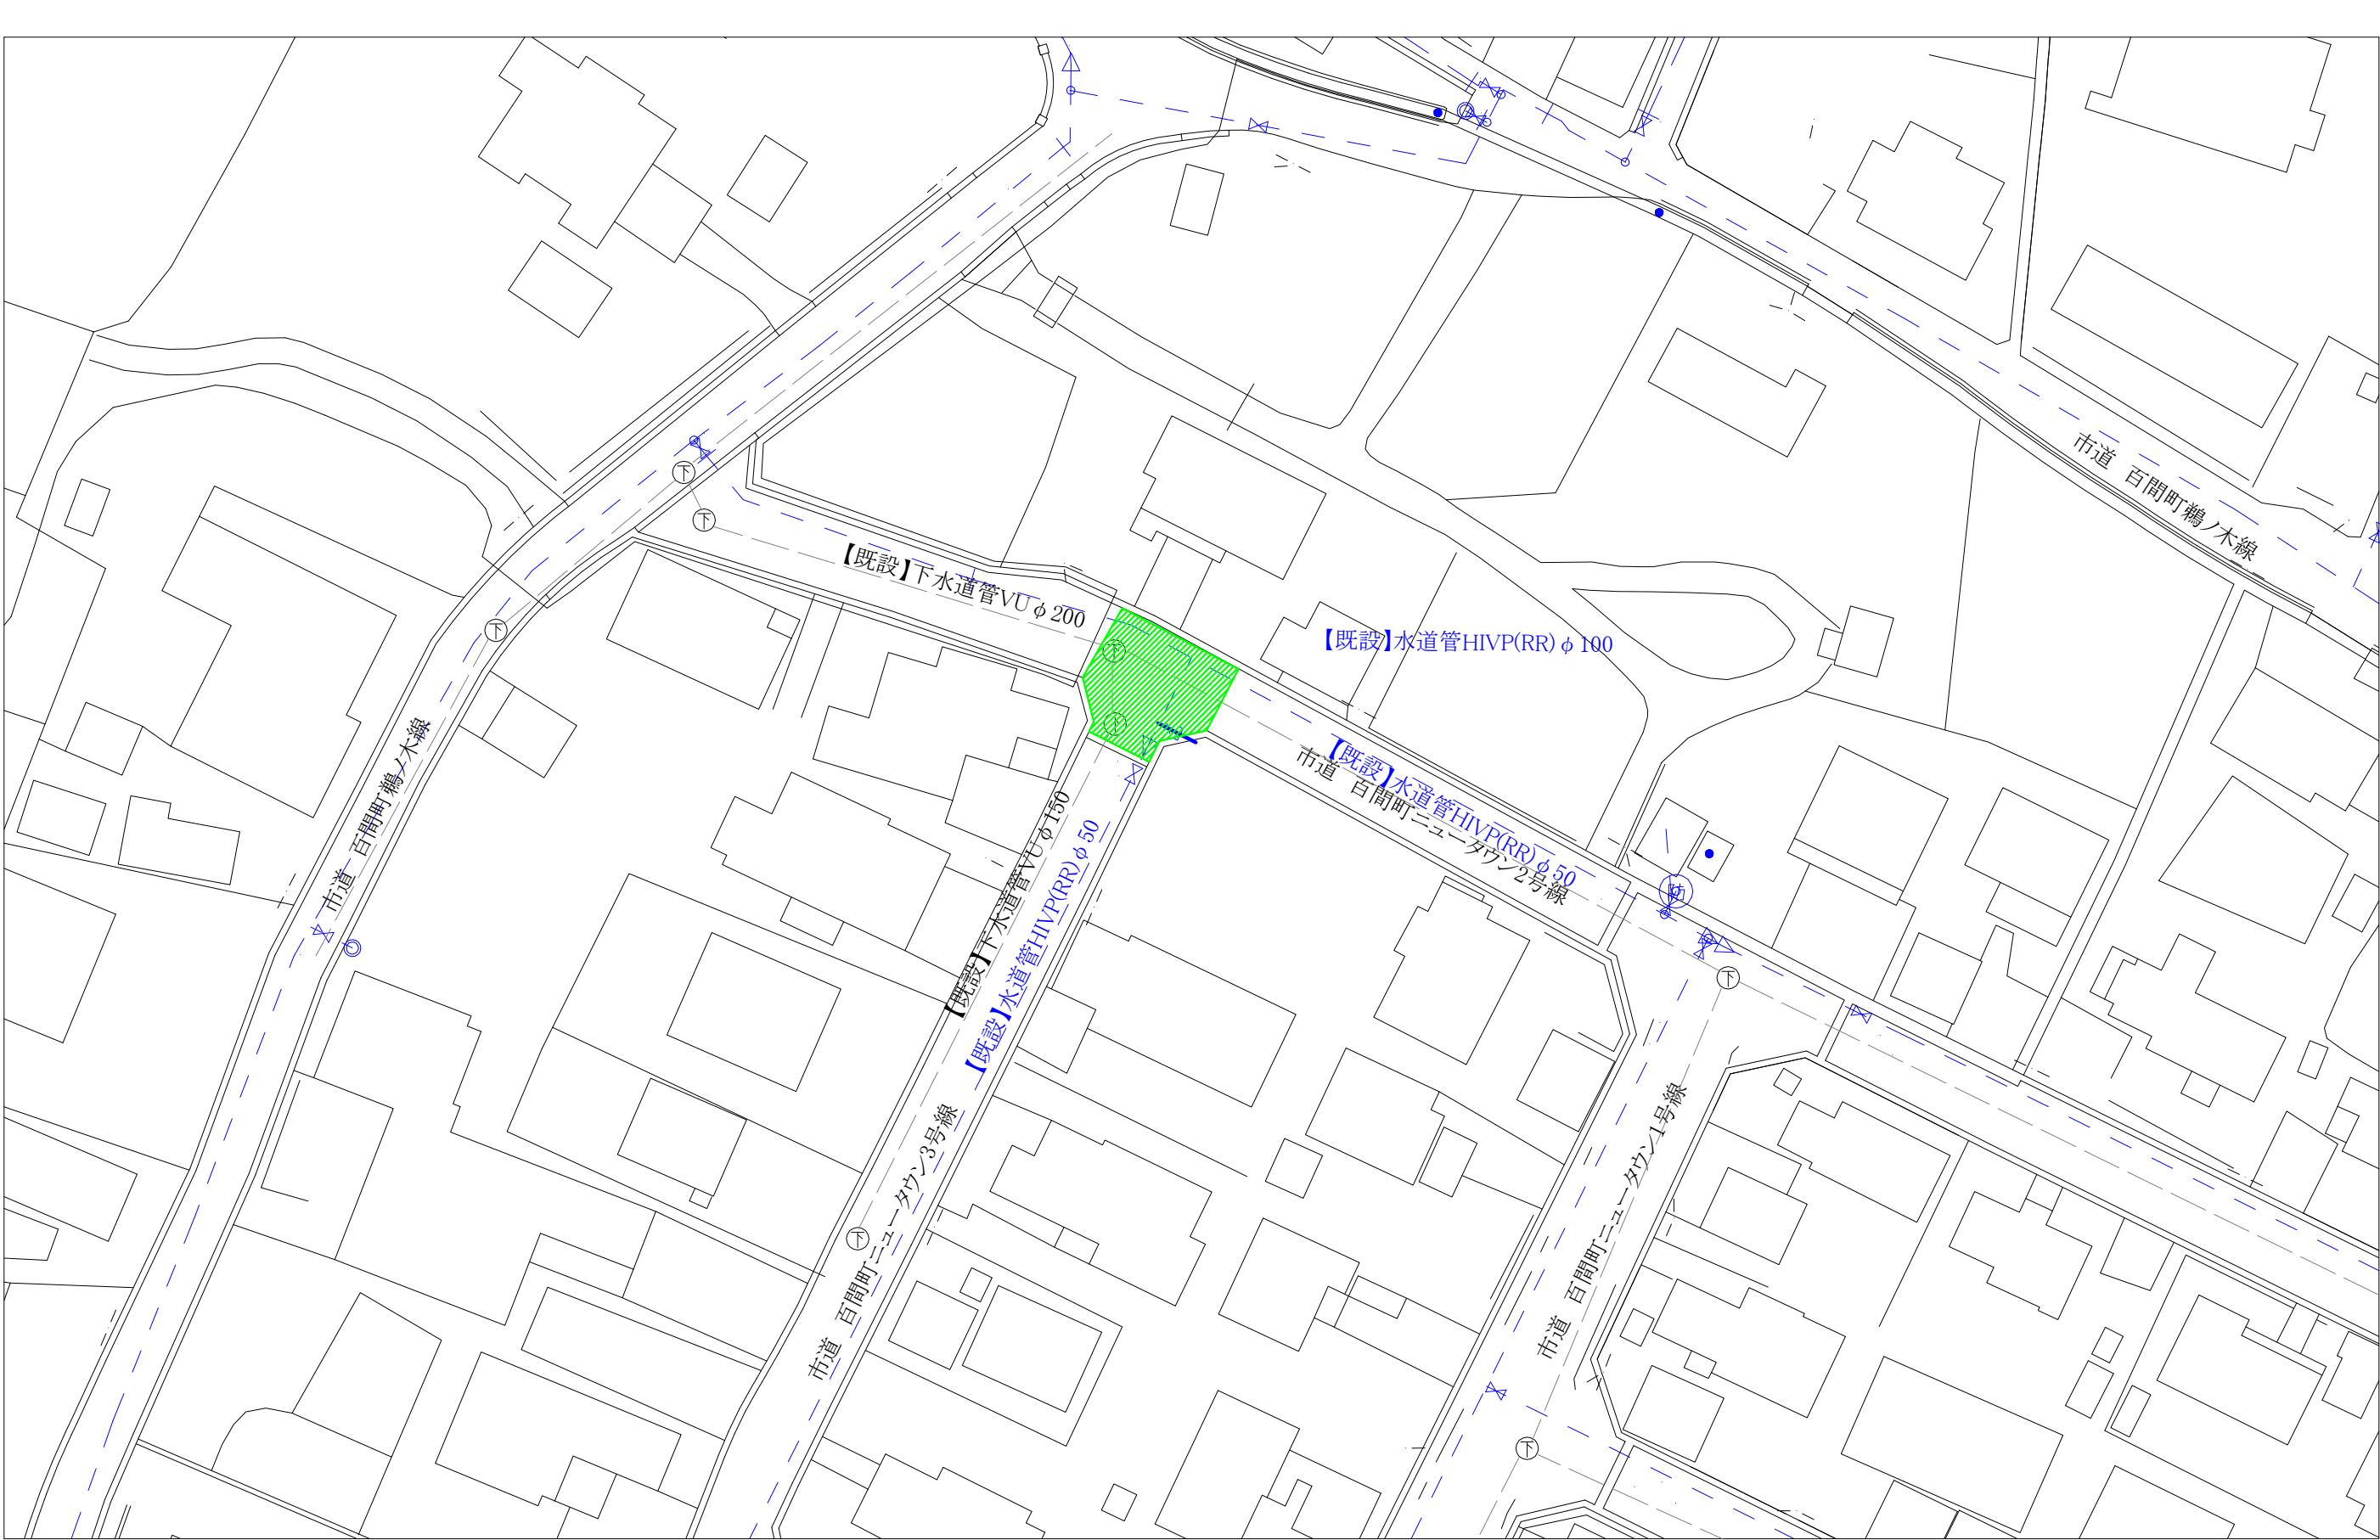

舗装本復旧面積 87㎡
白線(外側線)設置 幅15cm L=13m
アスファルト舗装版切断 L=17m

撤去平面図 (S=Free)

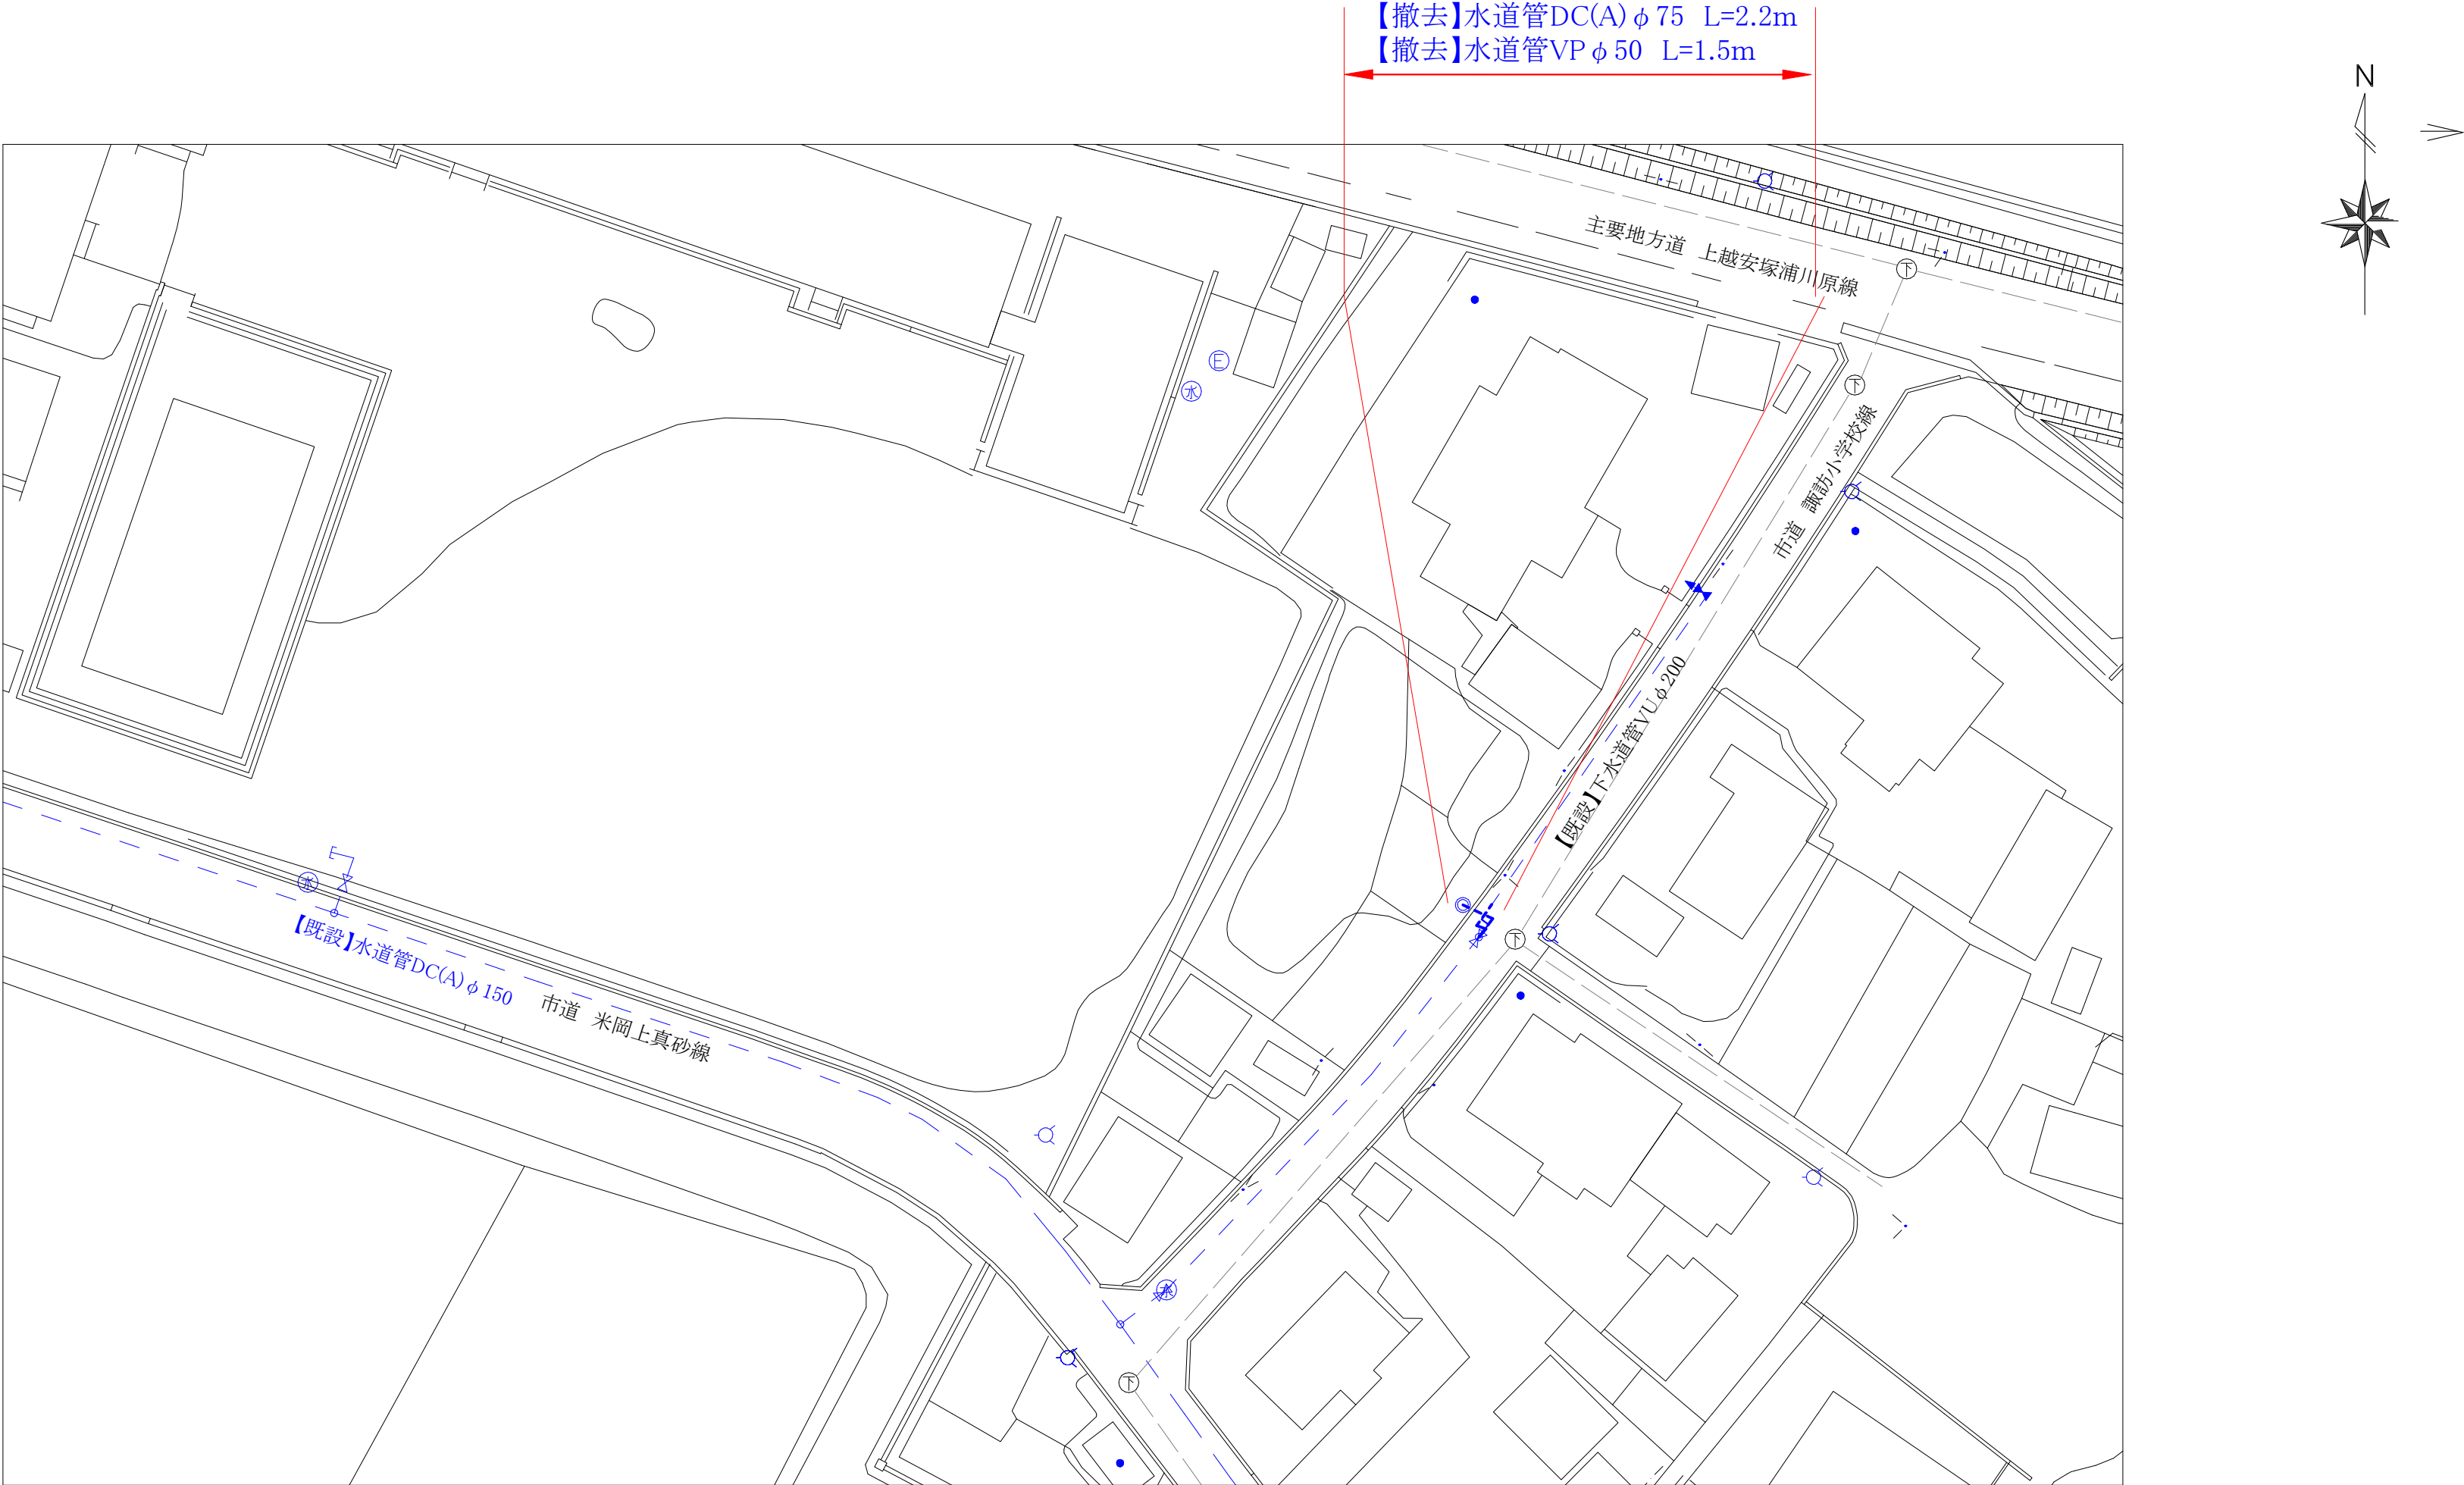

撤去平面図(S=Free)

