



平面図 S=1:500

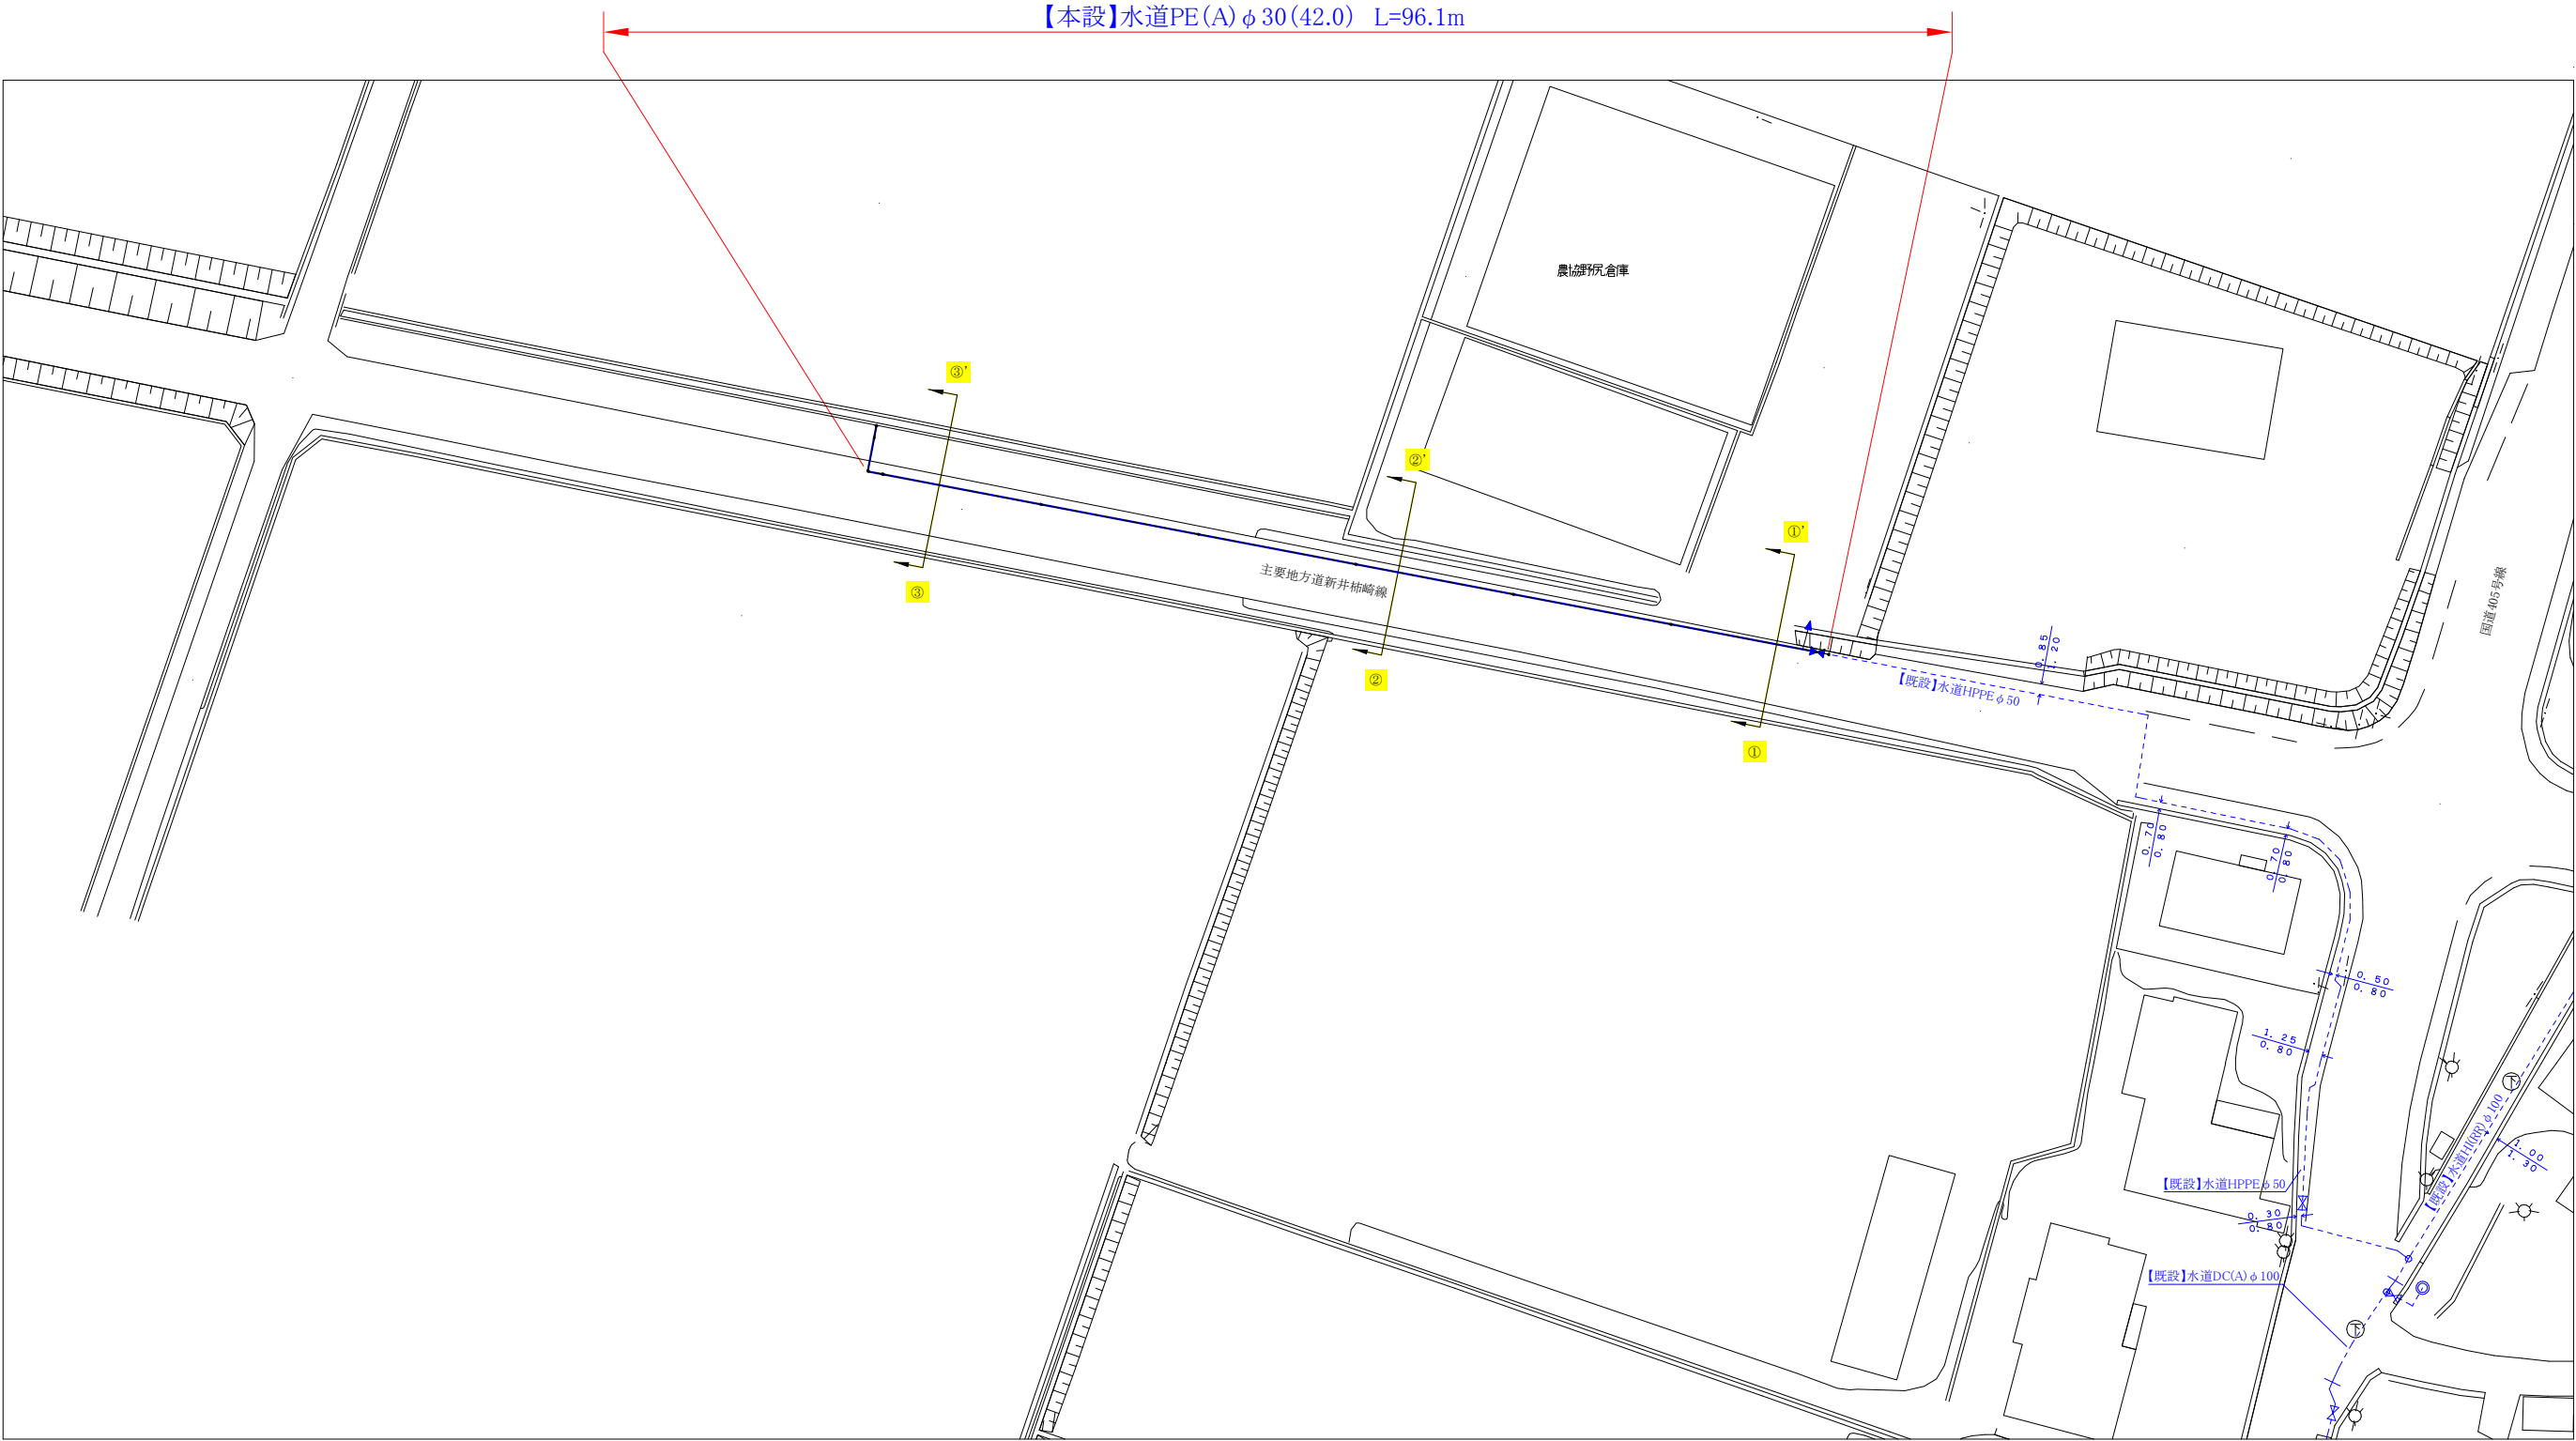


コメント				
路線・河川	主要地方道新井柿崎線			
工事場所 及び 工事名	上越市 大字野尻 地内 水道管布設工事			
図面名	平面図			
縮尺	図示	図面番号	2-1	
課長	副課長	係長	検査	設計
上越市ガス水道局				

横断図 S=1:50

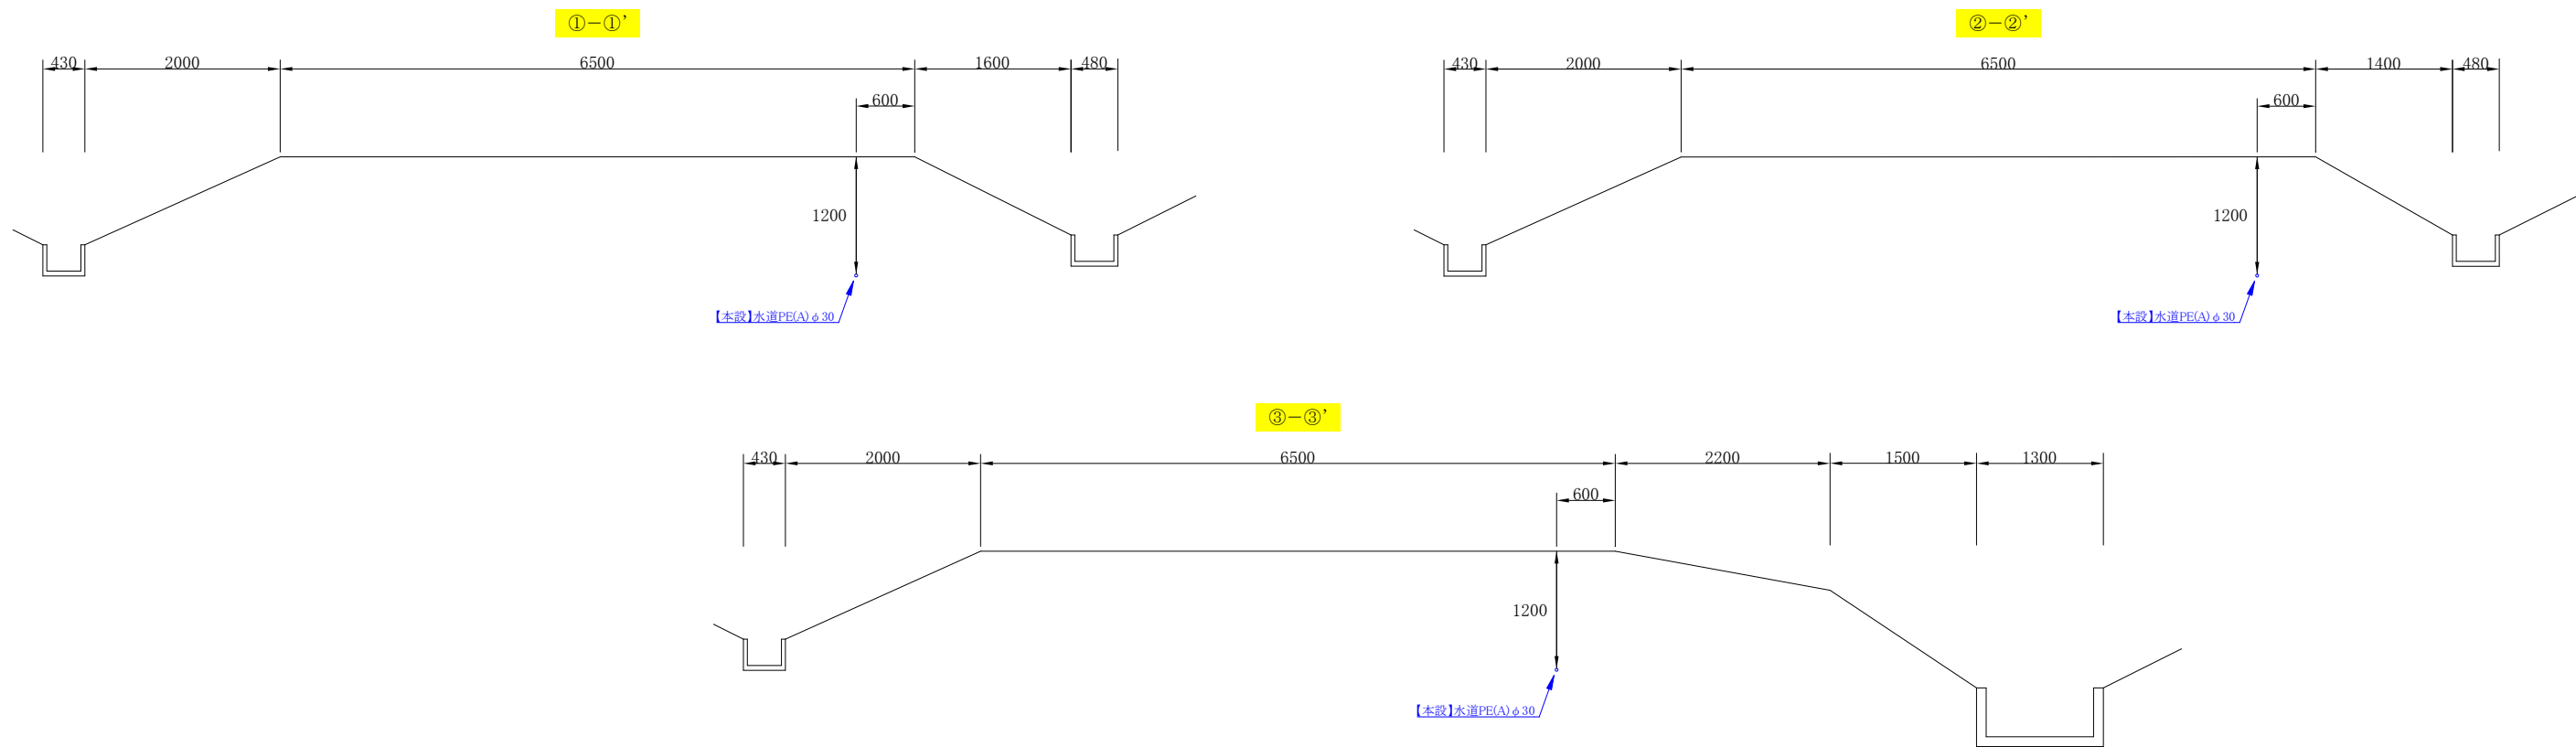

配管詳細図 S=FREE

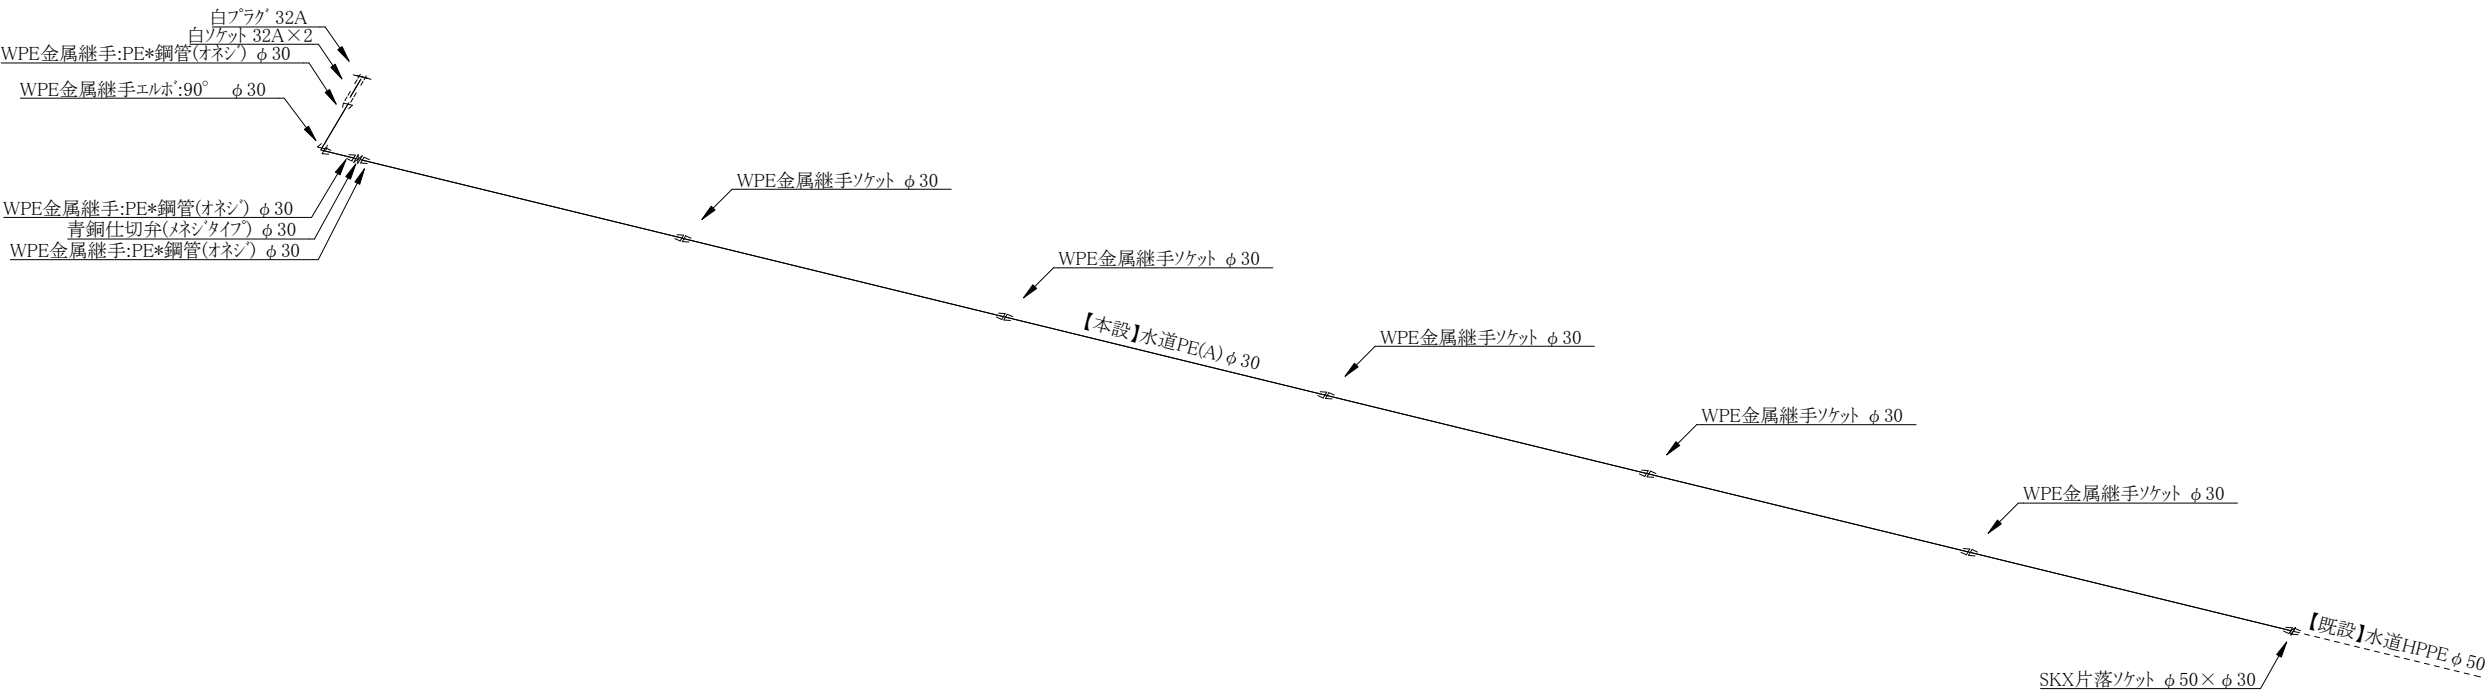

コメント				
路線・河川	主要地方道新井柿崎線			
工事場所 及び 工事名	上越市 大字野尻 地内 水道管布設工事			
図面名	横断図・配管詳細図			
縮尺	図示	図面番号	2-2	
課長	副課長	係長	検査	設計
上越市ガス水道局				

S=FREE

