



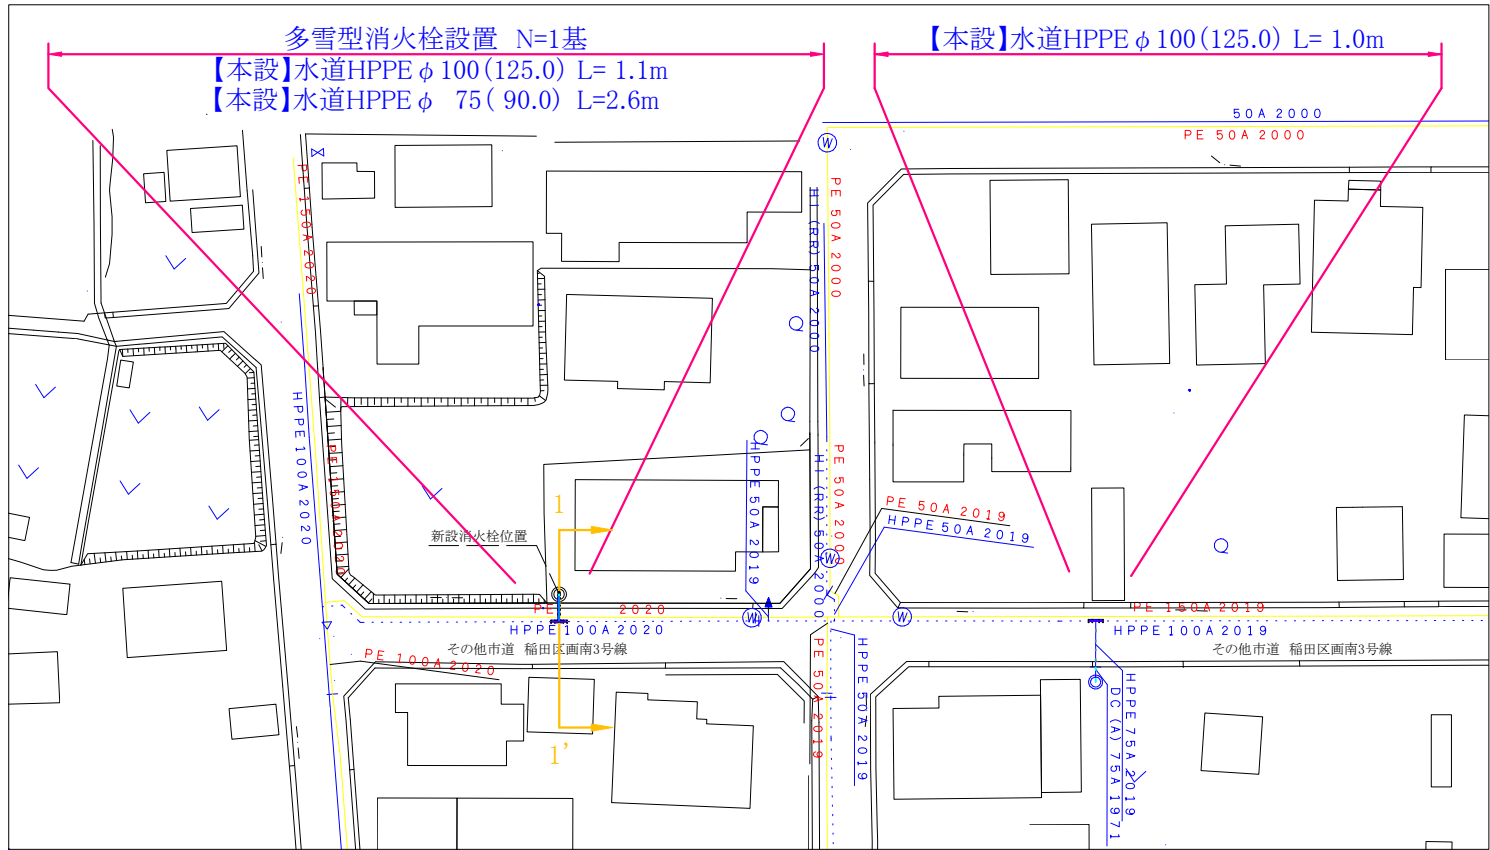


【本設】平面図 S=1:500
稲田4丁目

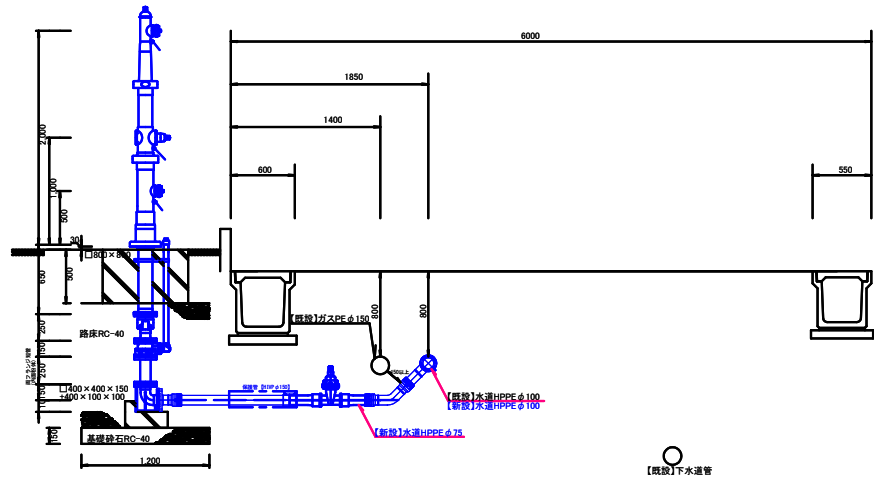


横断図 S=1:50
1-1'




鴨島3丁目

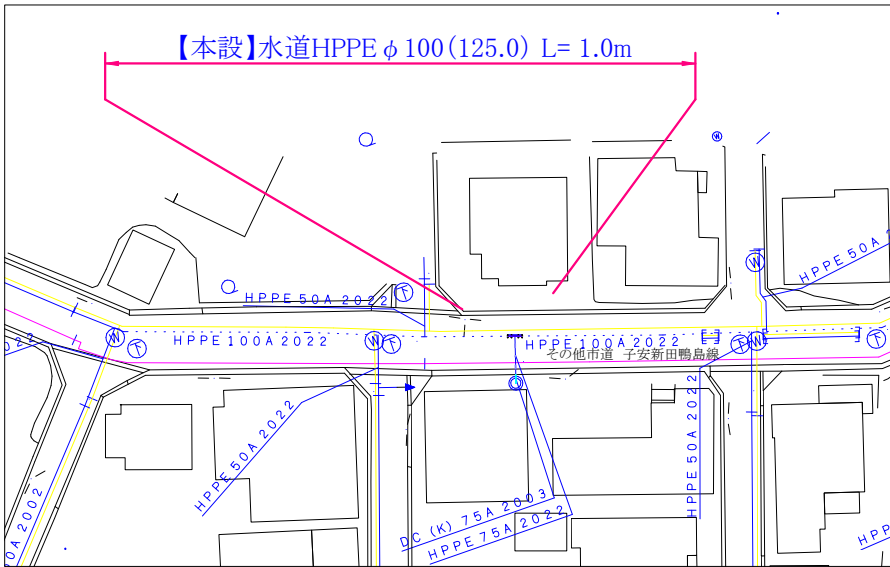

【本設】水道配管詳細図 S=FREE
稲田4丁目

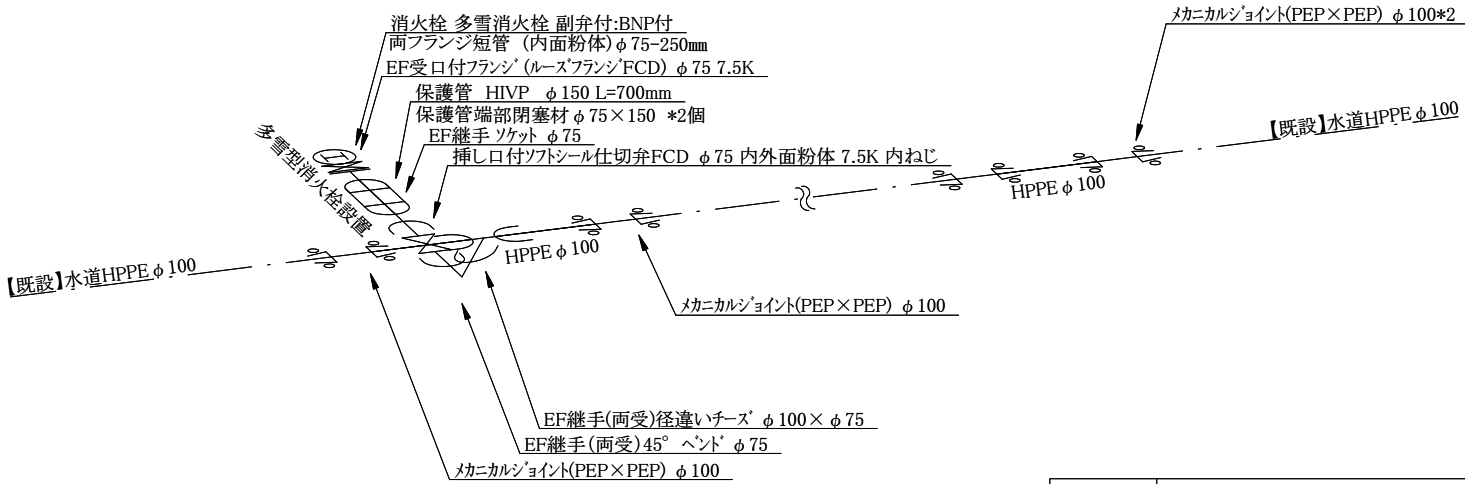

鴨島3丁目

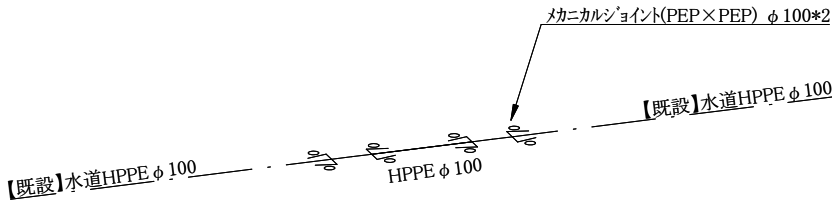


路線・河川	その他市道 稲田区画南3号線・子安新田鴨島線			
工事場所 及び 工事名	上越市 稲田4丁目他 地内 消火栓設置工事			
図面名	平面図・横断図・水道配管詳細図			
縮尺	図示	図面番号	1-1	
課長	副課長	係長	検査	設計
上越市ガス水道局				



舗装本復旧平面図 S=FREE
稲田4丁目



鴨島3丁目

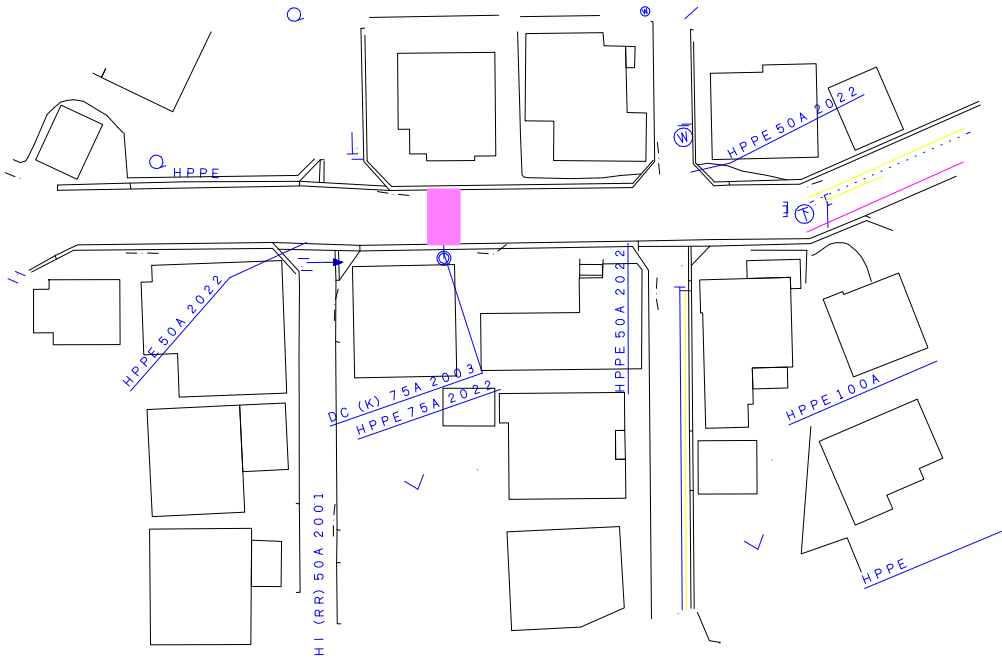


- A=7.35㎡ 外側線=3.00m
As切断=7.90m
- A=15.00㎡ 外側線=6.00m
As切断=10.00m
- A=15.30m 外側線=6.00m
As切断=10.20m


コメント				
路線・河川				
工事場所 及び 工事名	上越市 稲田4丁目他 地内 消火栓設置工事(実施)設計書			
図面名	舗装本復旧平面図			
縮尺	図示	図面番号	X-X	
課長	副課長	係長	検査	設計
上越市ガス水道局				



既設管撤去平面図 S=FREE
稲田4丁目

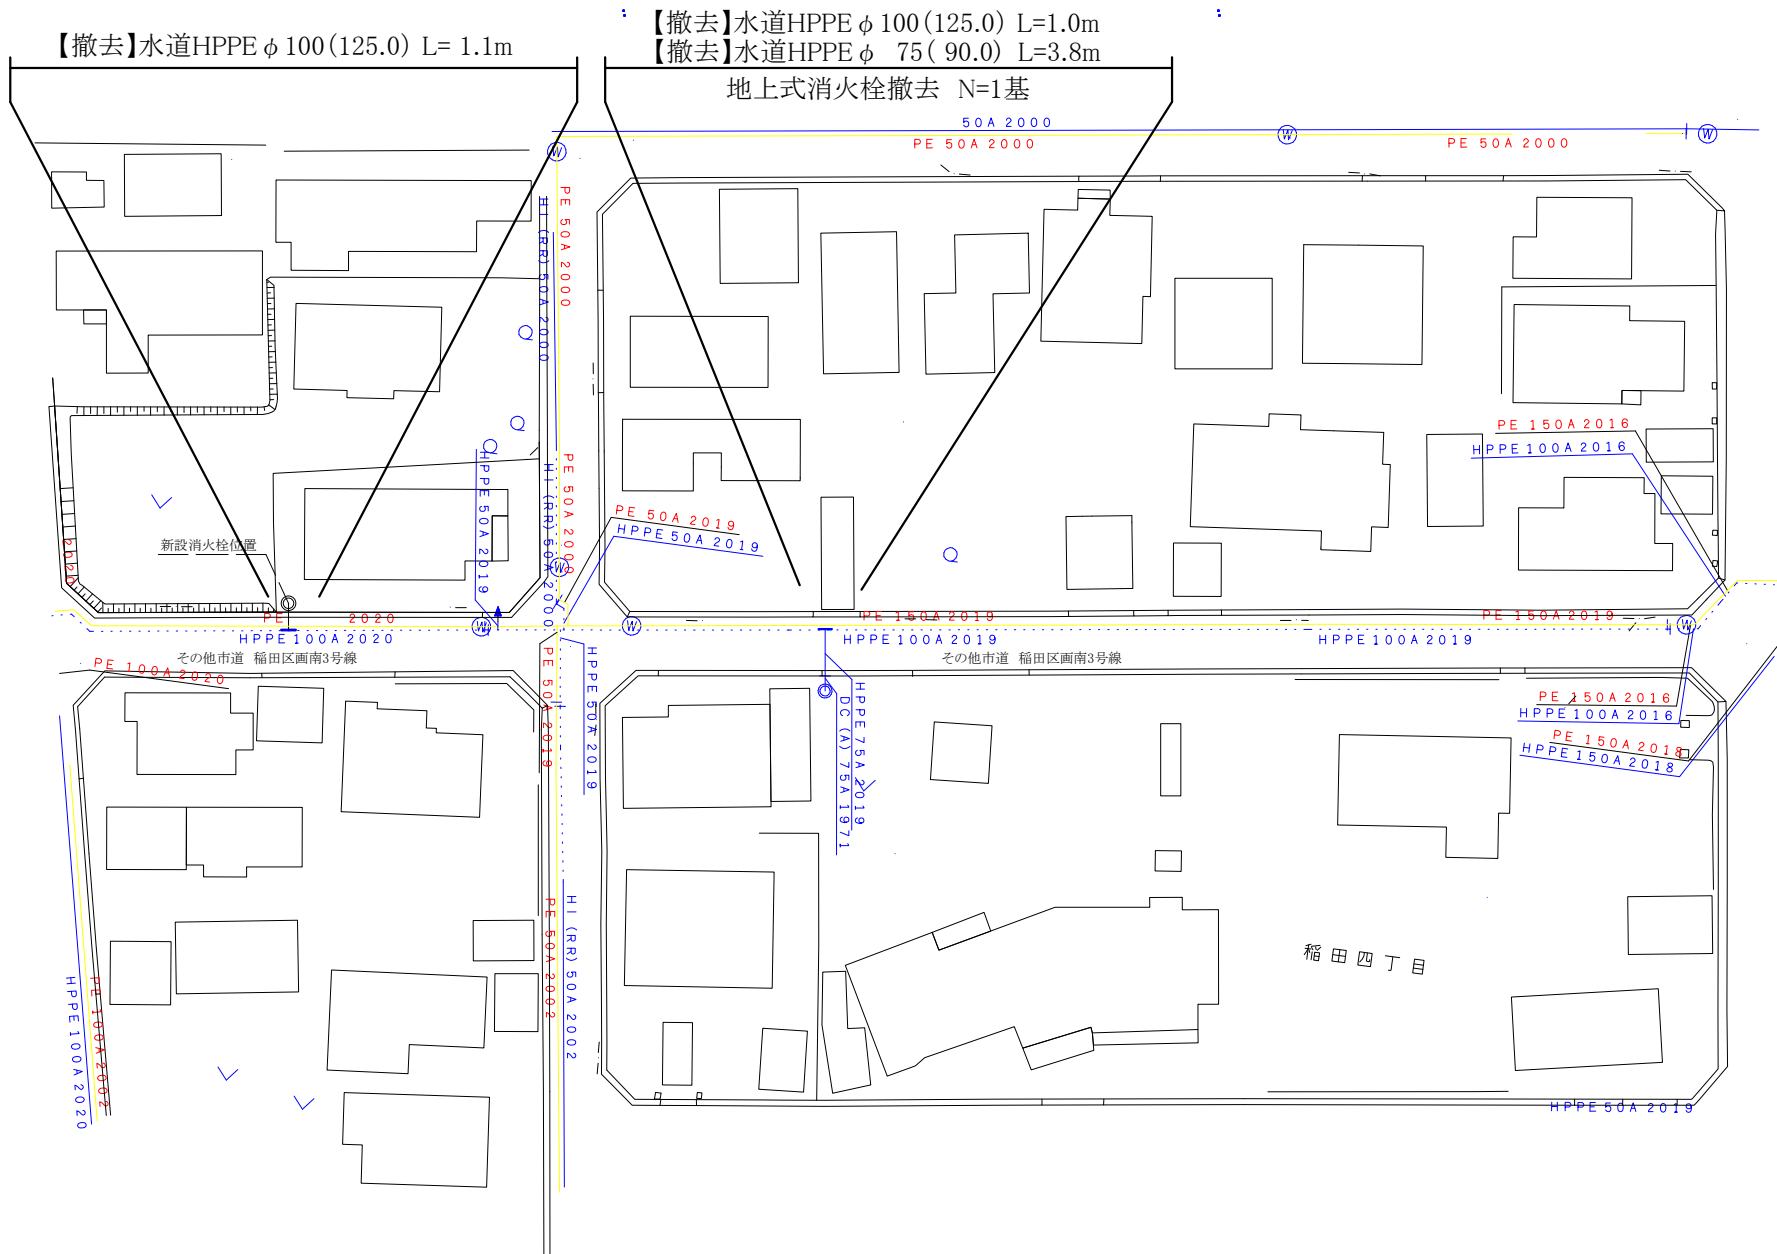

鴨島3丁目

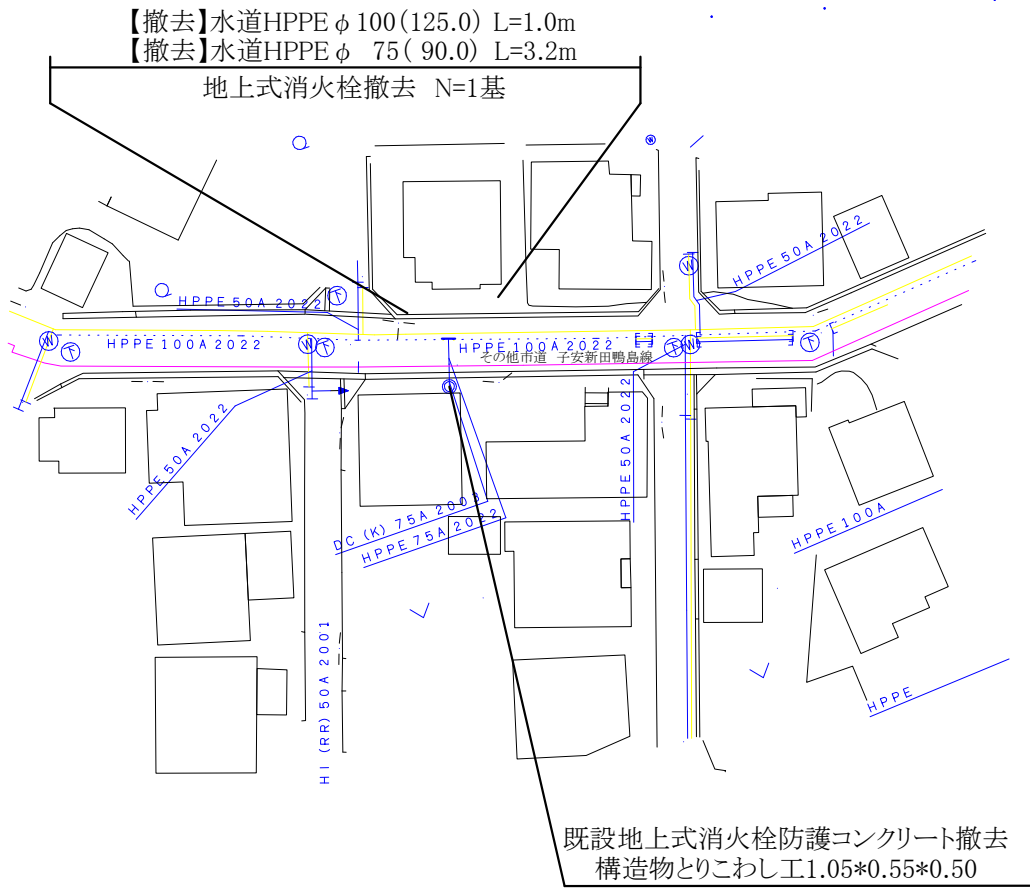

コメント					
路線・河川	その他市道 稲田区画南3号線・子安新田鴨島線				
工事場所 及び 工事名	上越市 稲田4丁目他 地内 消火栓設置工事				
図面名	既設管撤去平面図				
縮尺	図示	図面番号			
課長	副課長	係長	検査	設計	
上越市ガス水道局					