



【本設】平面図 S=1:500

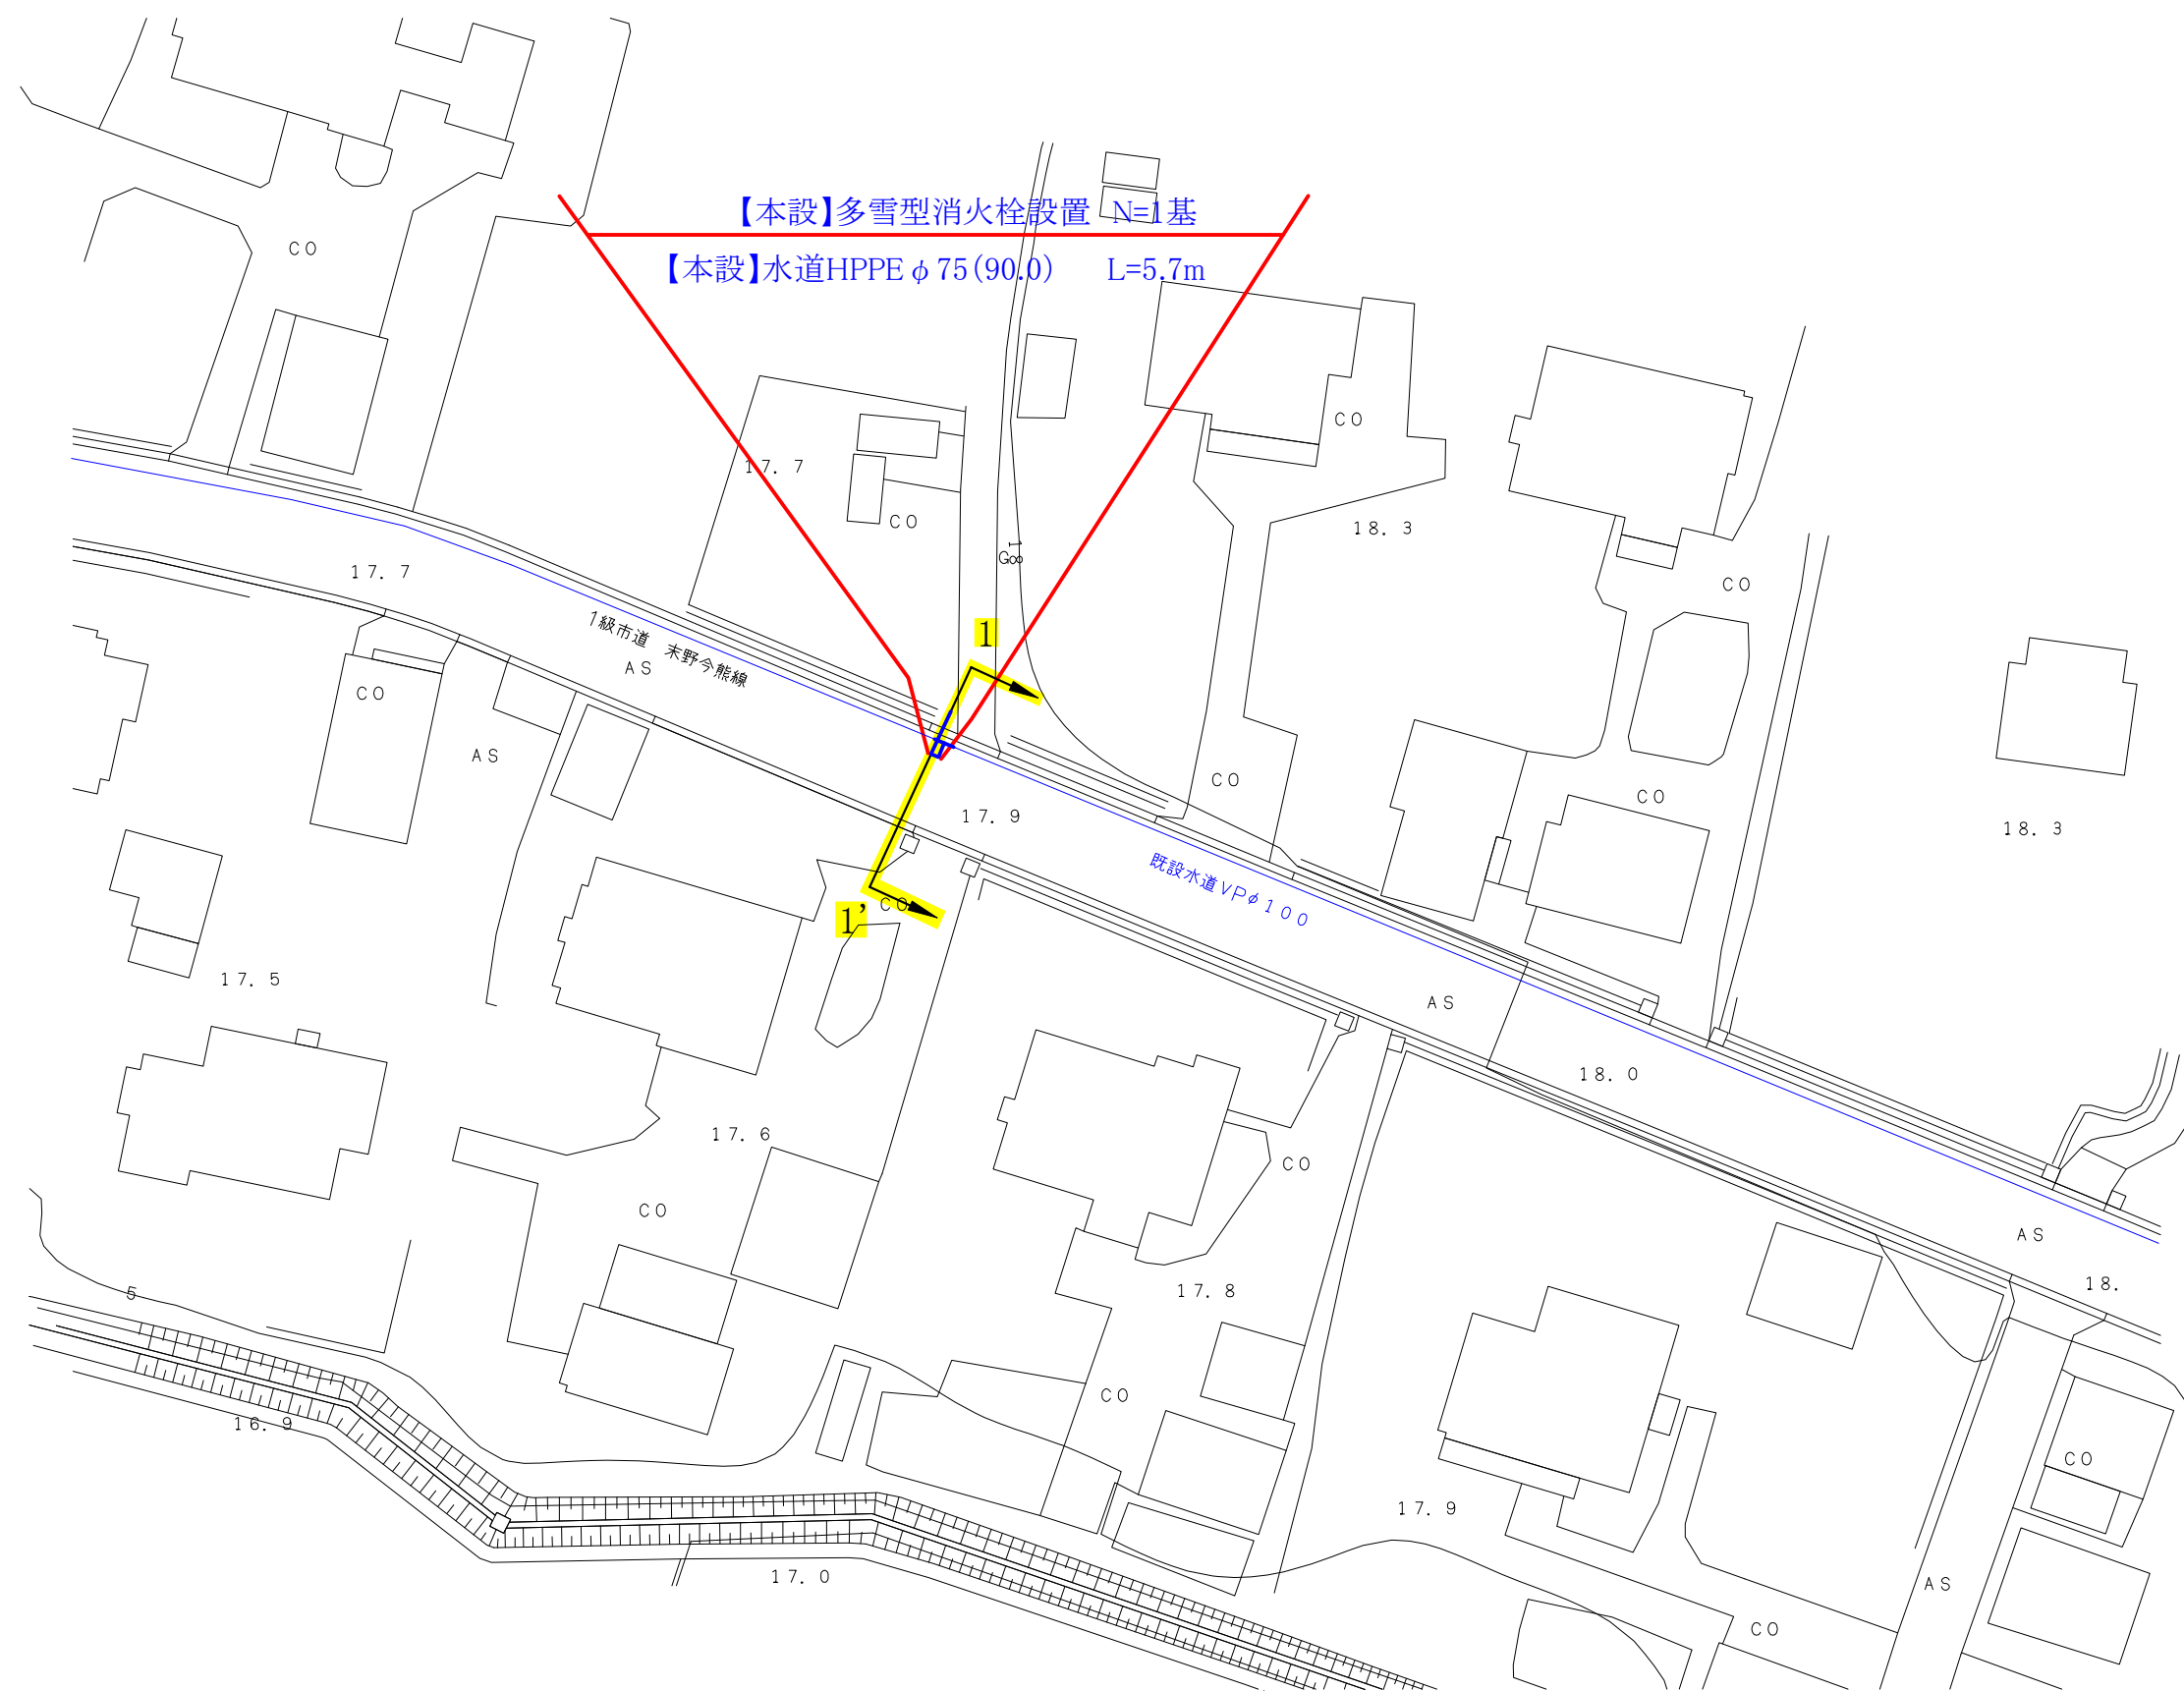


【本設】水道配管詳細図 S=FREE


【本設】消火栓設置工事

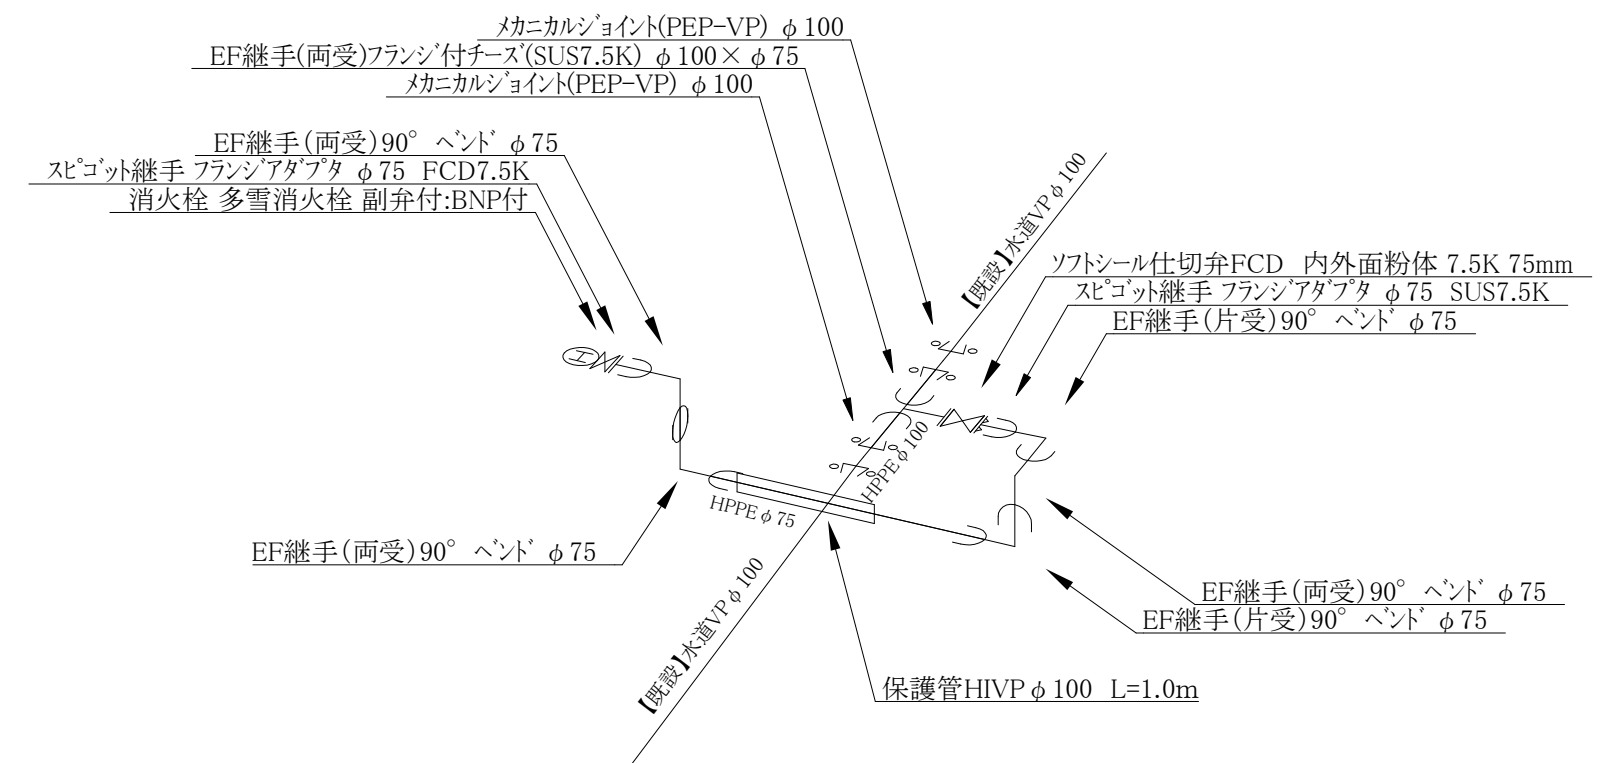

【本設】横断図 S=1:50

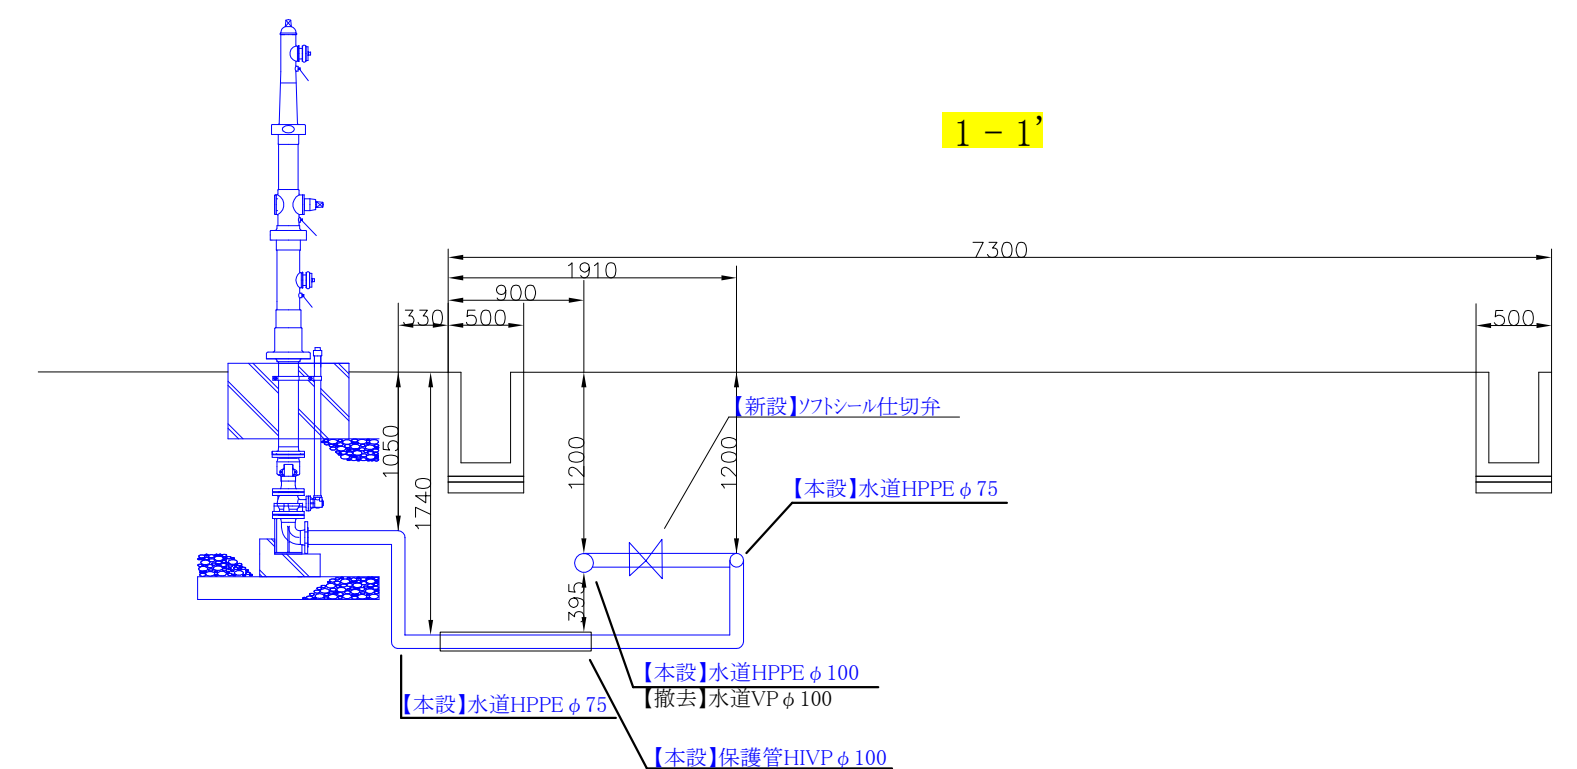

コメント				
路線・河川	市道 末野今熊線			
工事場所 及び 工事名	上越市 三和区 末野 地内 消火栓設置工事			
図面名	【本設】平面図・横断図・水道配管詳細図			
縮尺	図示	図面番号	1-1	
課長	副課長	係長	検査	設計
上越市ガス水道局				

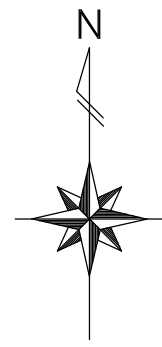

【本設】既設管撤去平面図

