




【本設】平面図 S=1/500

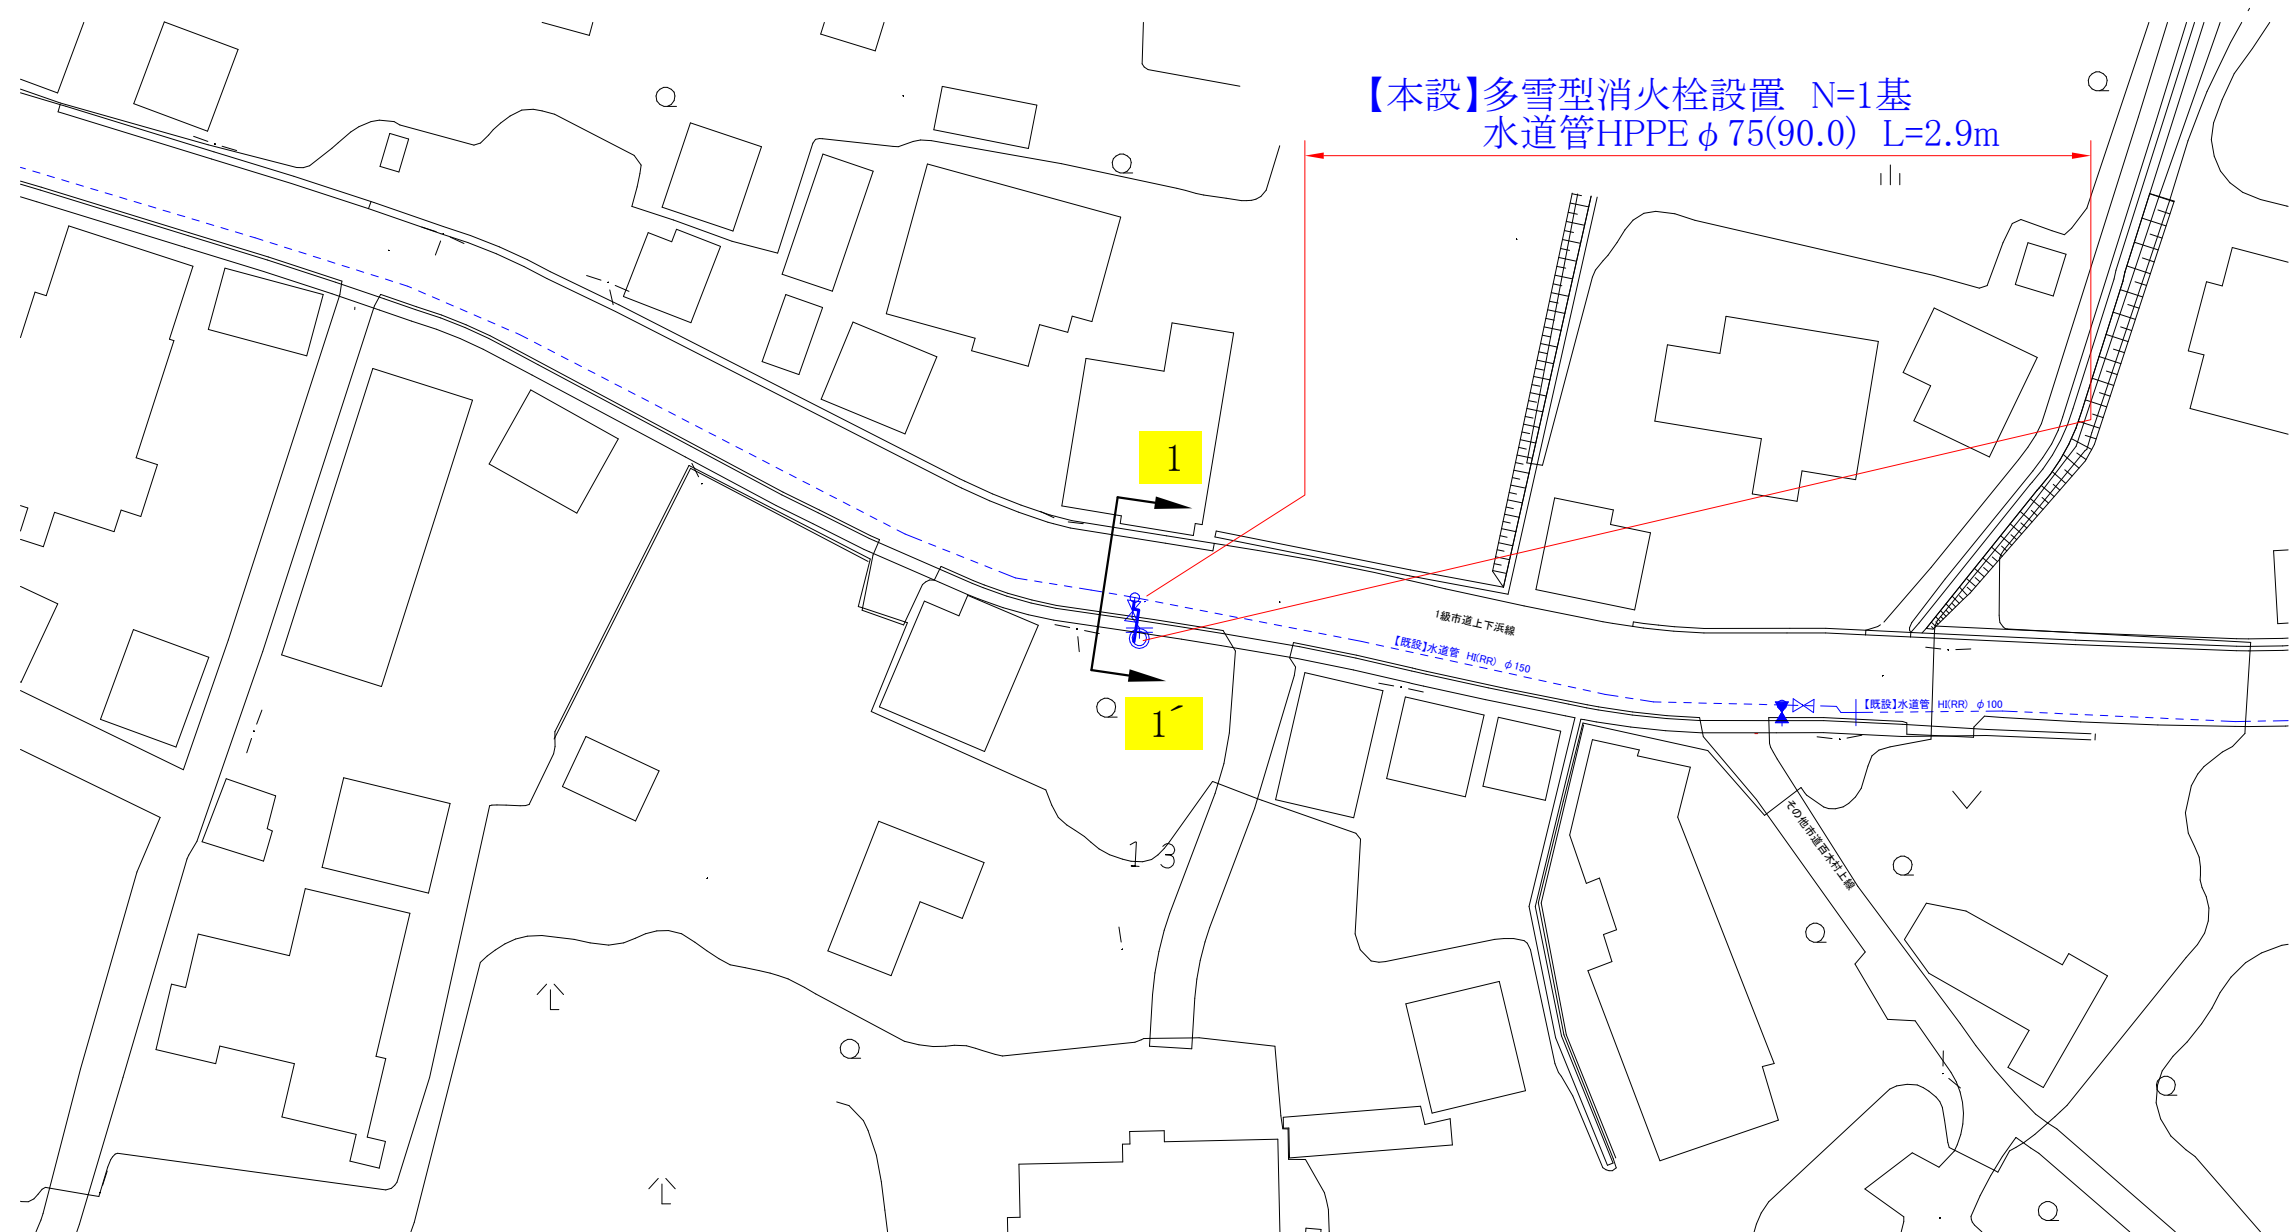

【本設】横断図 S=1/50

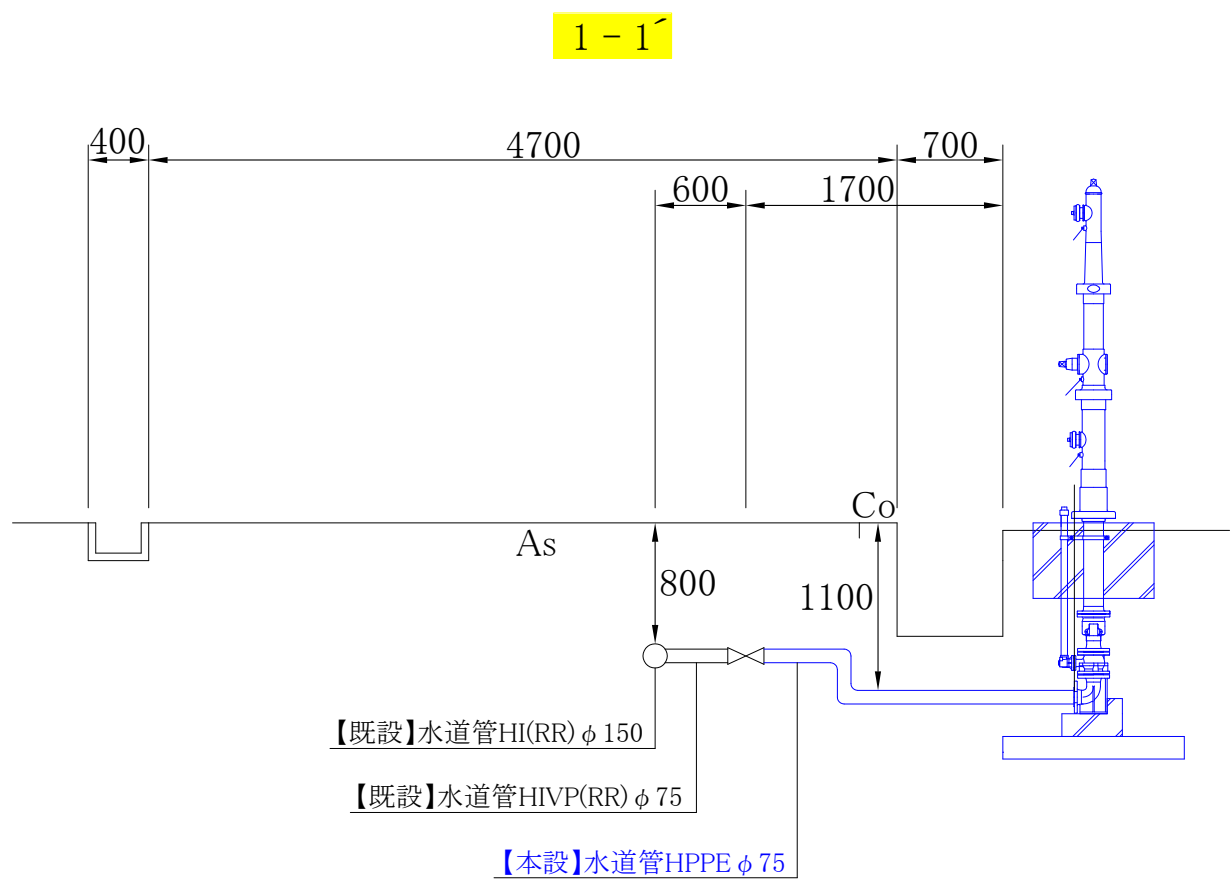

【本設】配管詳細図 S=FREE

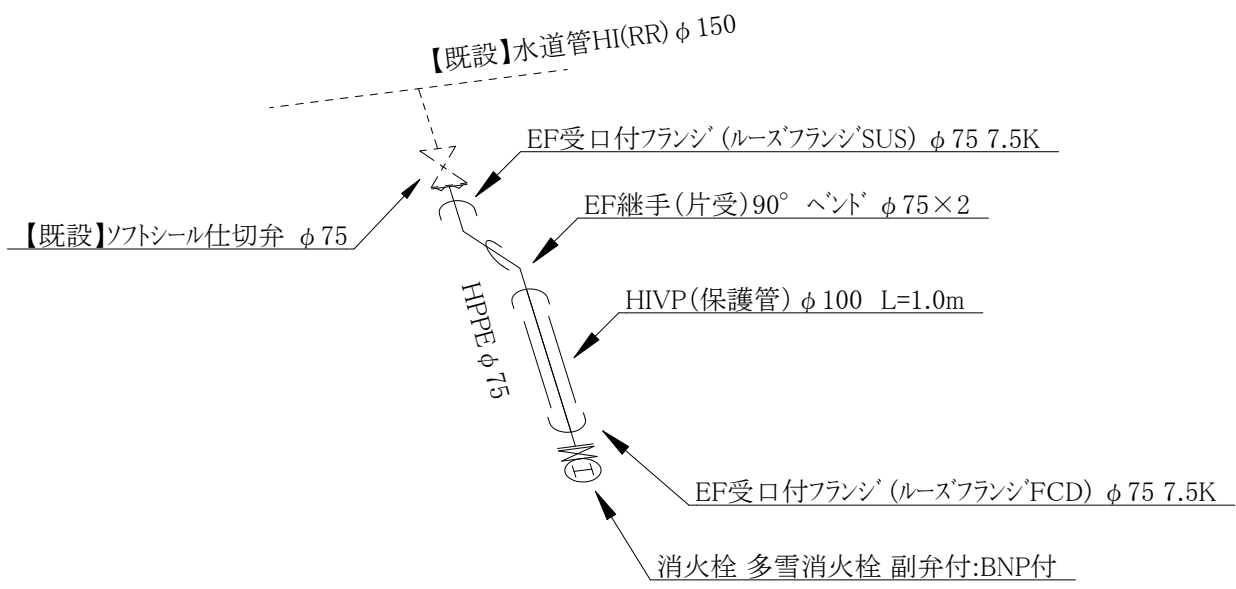

コメント					
路線・河川	1級市道上下浜線				
工事場所 及び 工事名	上越市 柿崎区百木 地内 消火栓入替工事				
図面名	【本設】平面図・横断図・配管詳細図				
縮尺	図示	図面番号	1-1		
課長	所長	副所長	班長	検査	設計
上越市ガス水道局					

【撤去】平面図・舗装本復旧平面図 S=FREE

