



濃縮槽棟 平面図 S=FREE

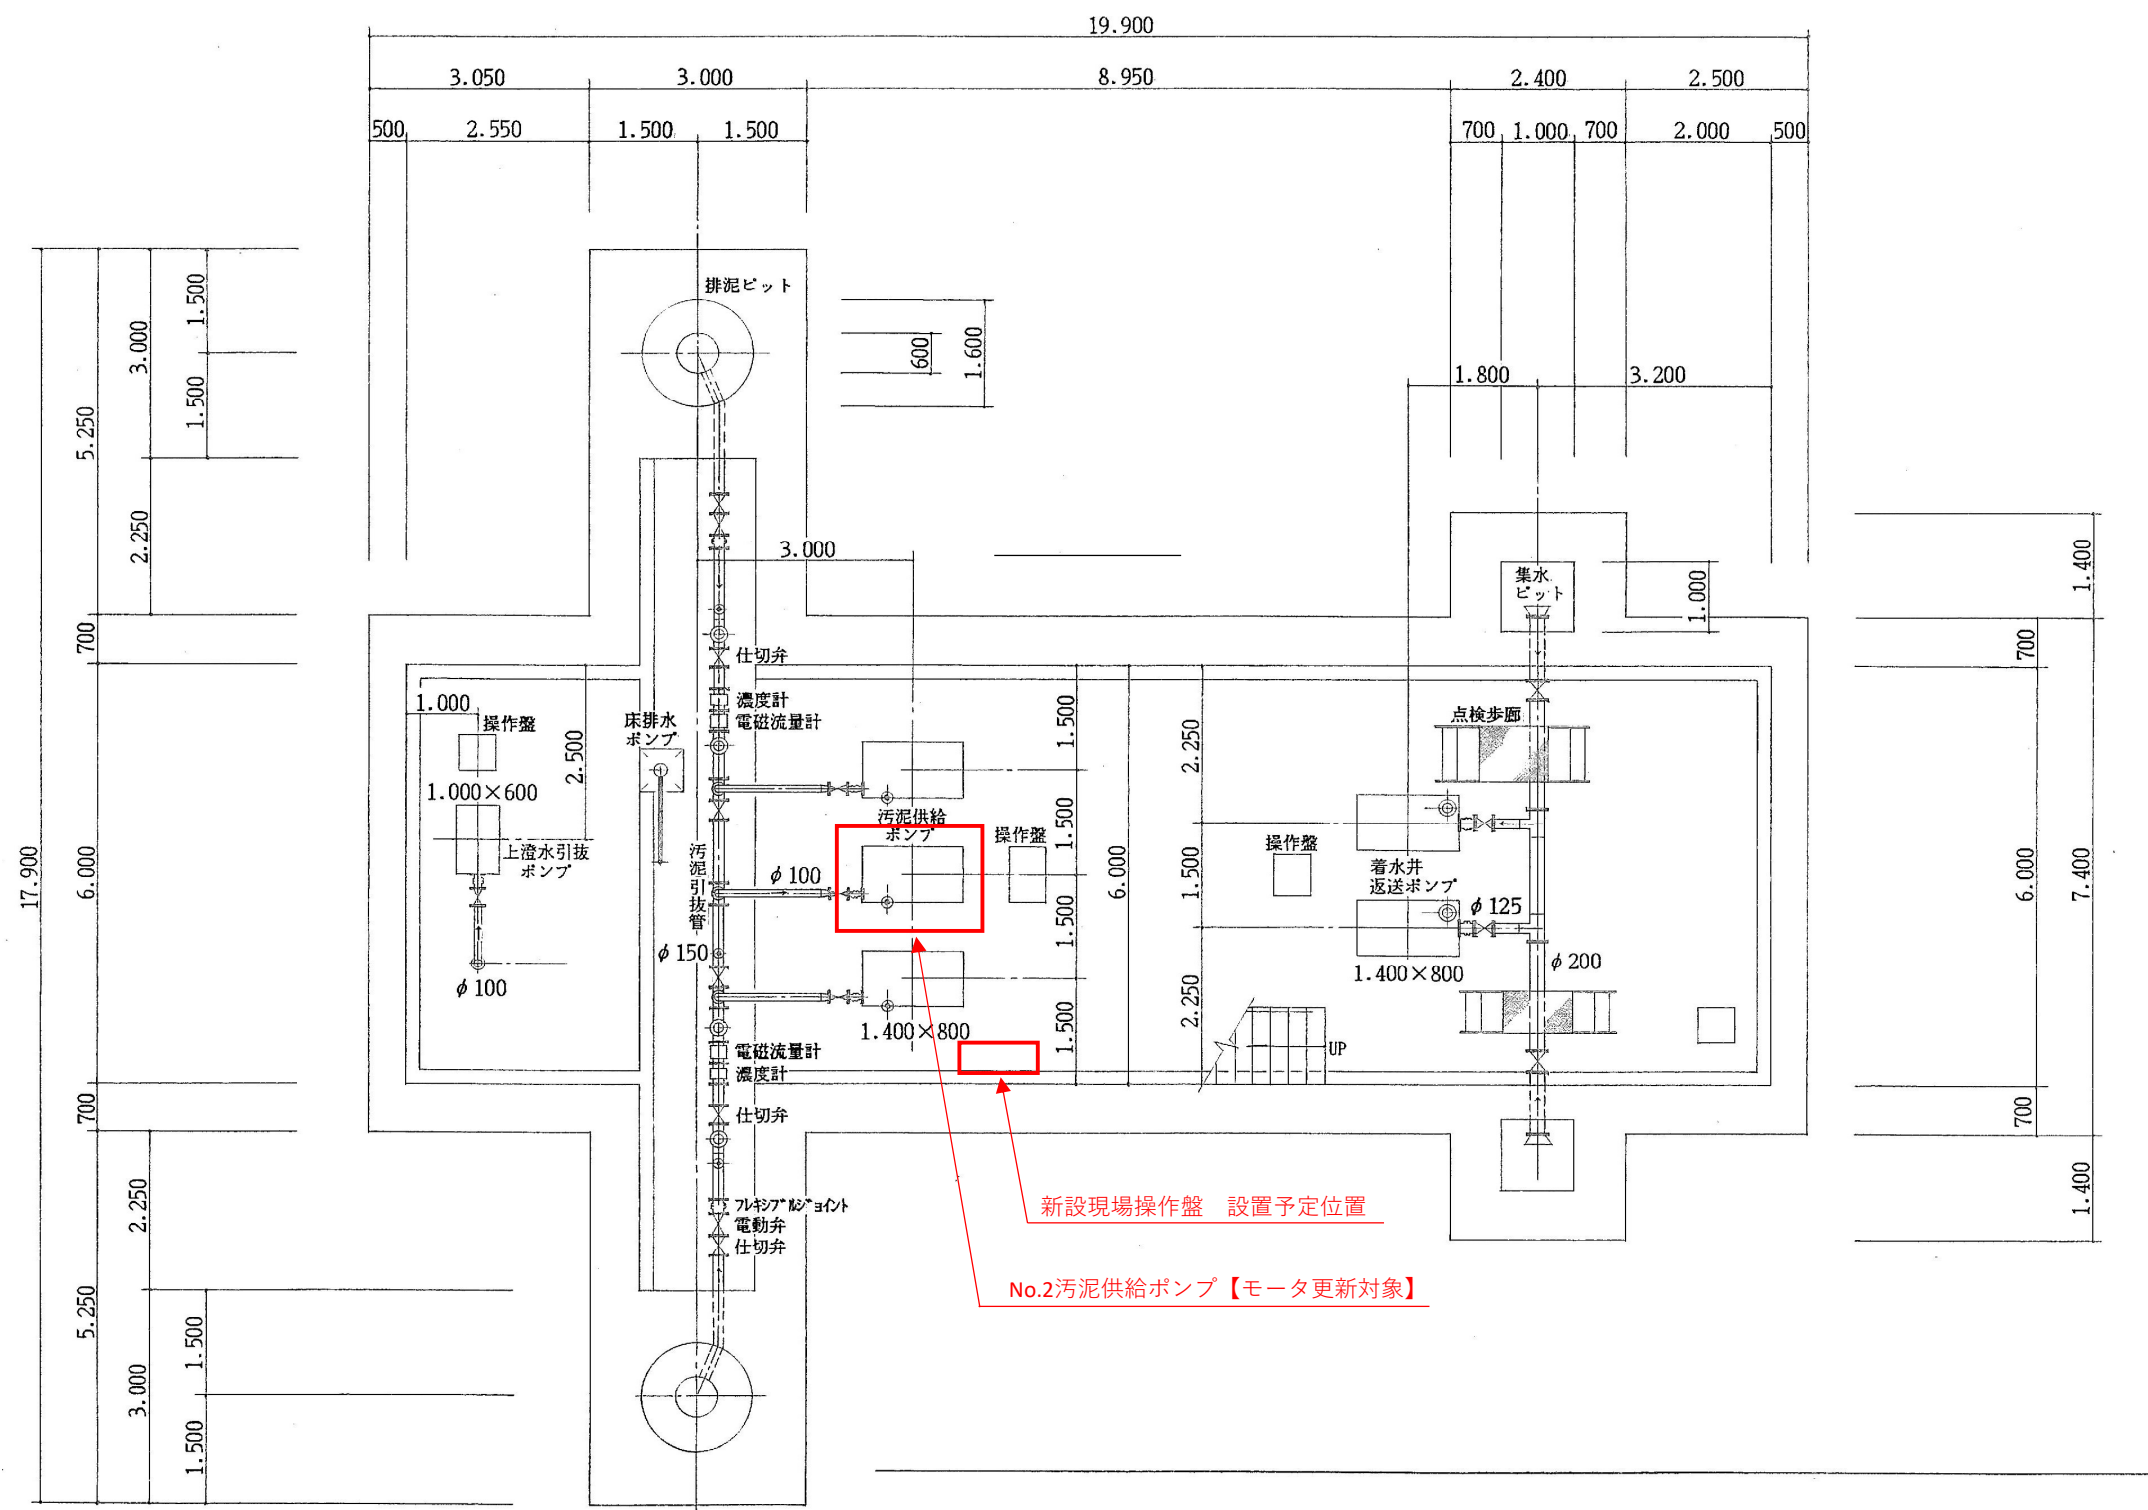


コメント			
工事場所 及び 工事名	上越市 大字岩木 地内		
	正善寺浄水場 No.2汚泥供給ポンプモーター更新工事		
図面名	濃縮槽棟 平面図		
縮尺	FREE	図面番号	2 - 1
	上越市ガス水道局		

脱水機棟 平面図 S=FREE

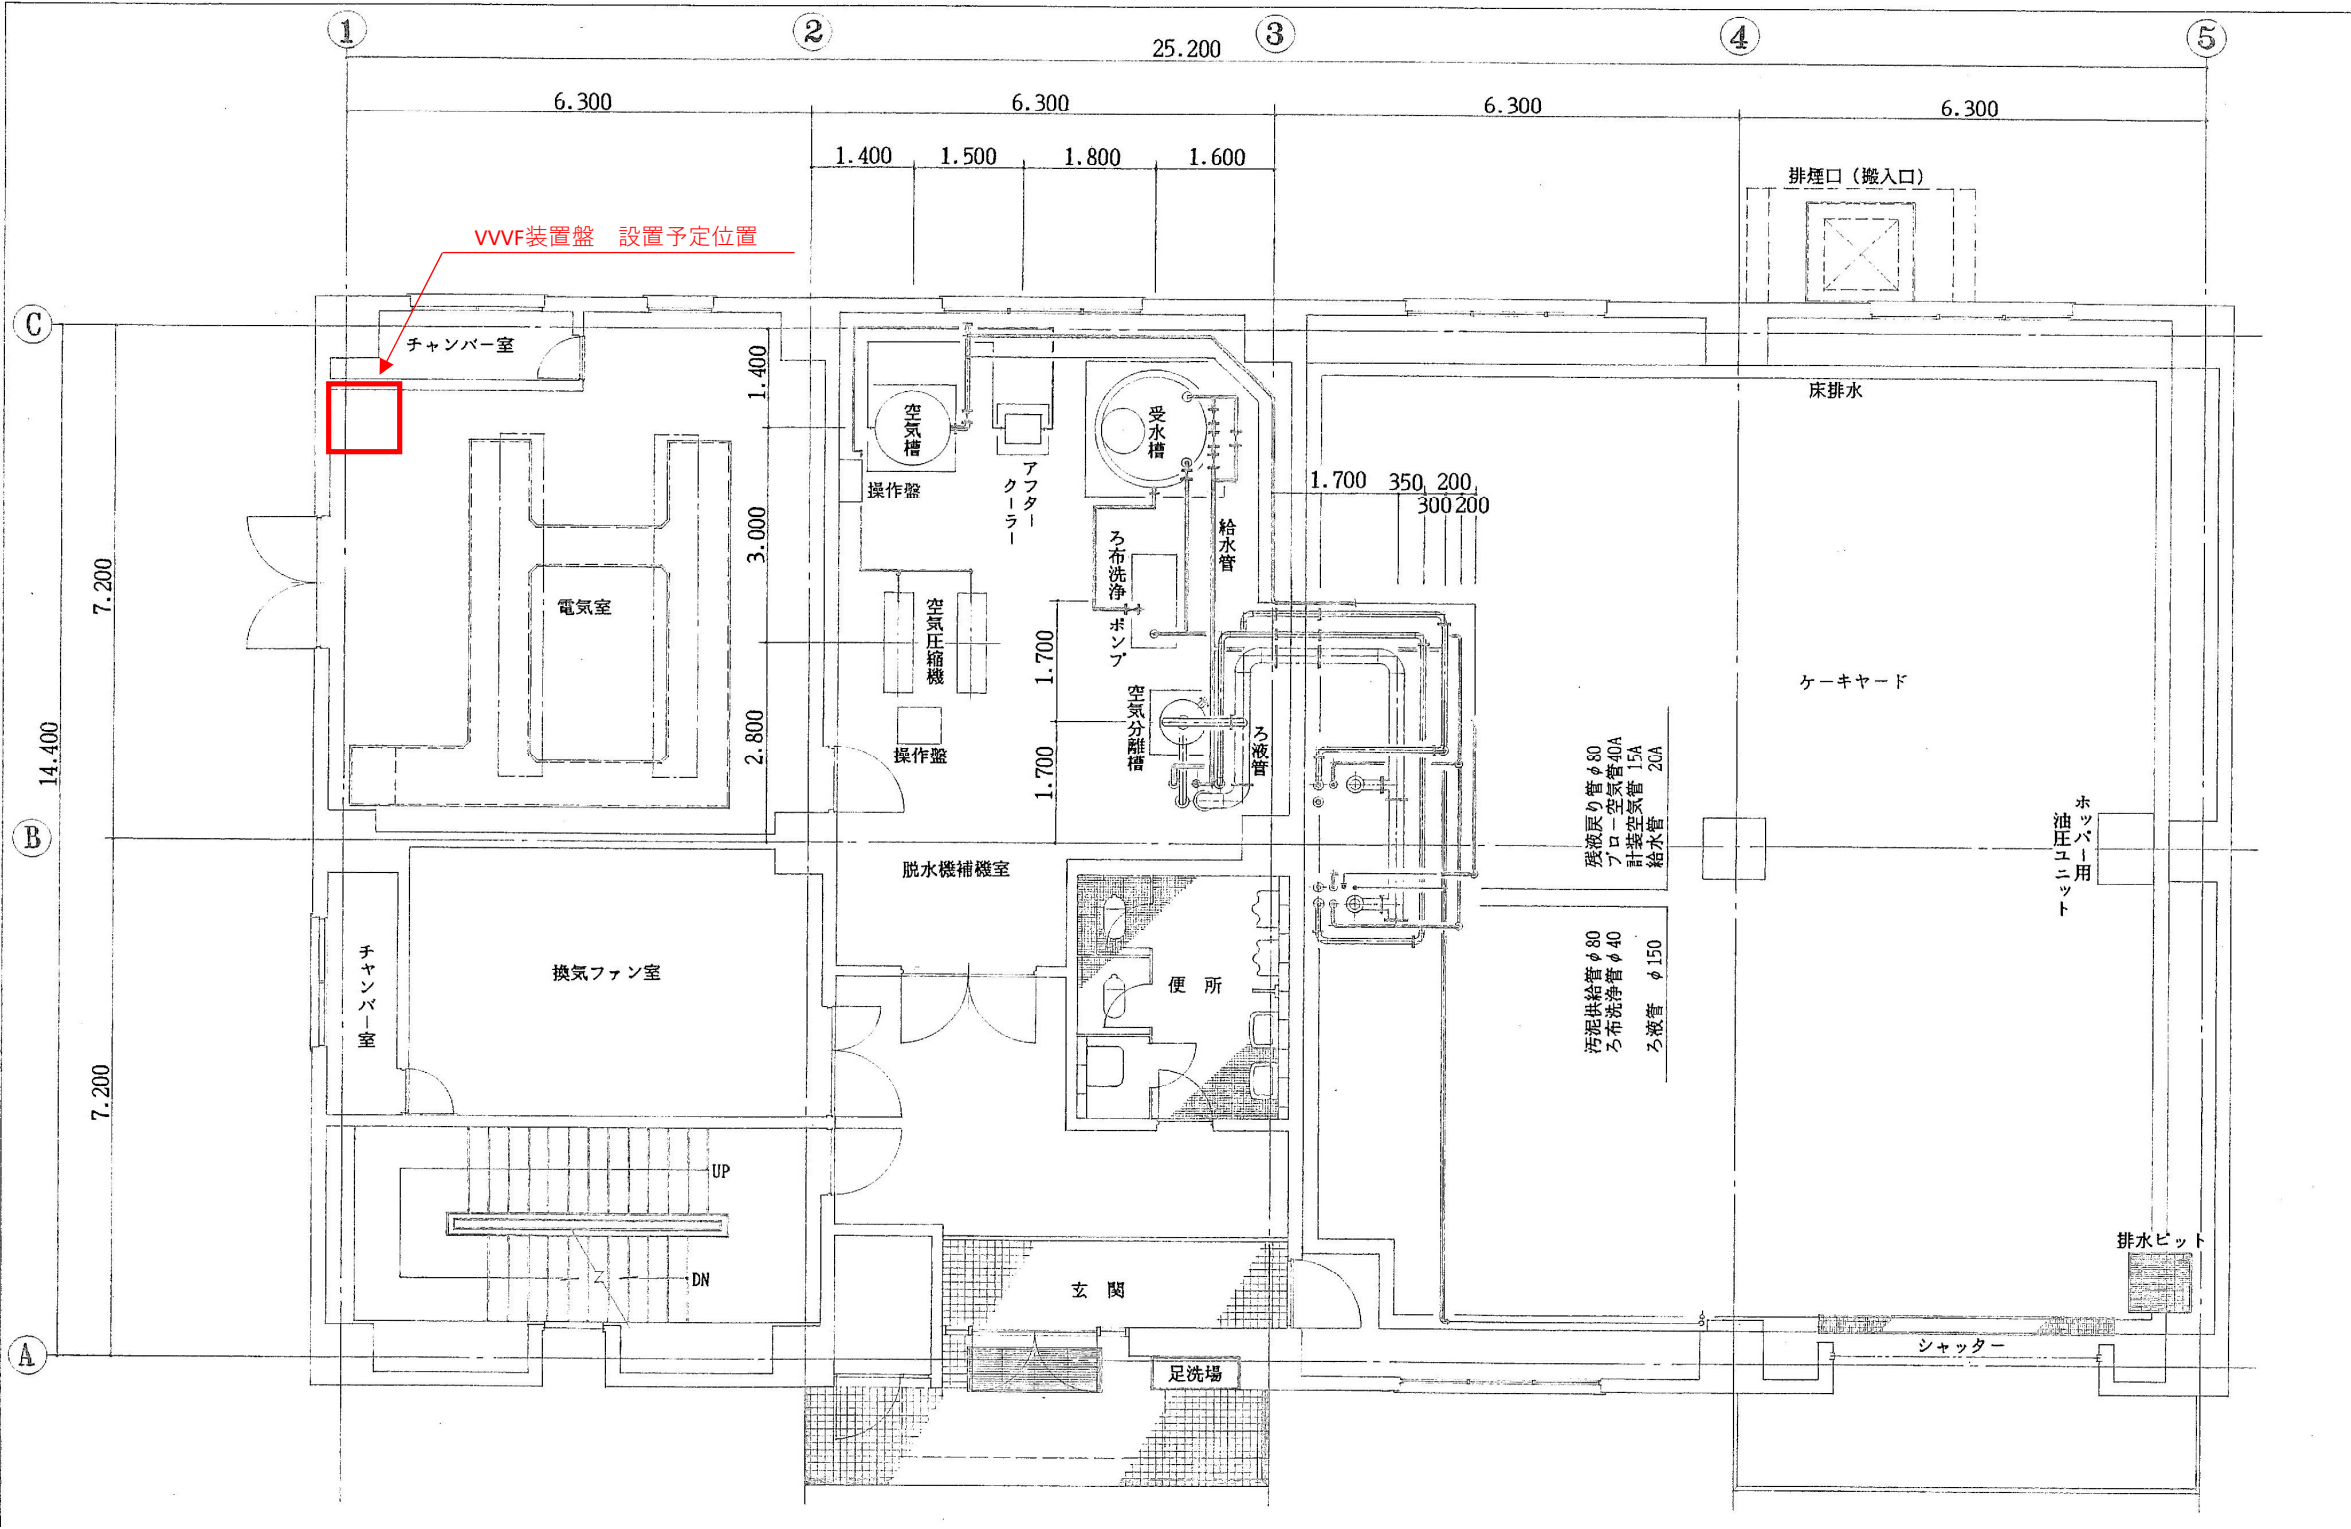

コメント			
工事場所 及び 工事名	上越市 大字岩木 地内		
	正善寺浄水場 No.2汚泥供給ポンプモーター更新工事		
図面名	脱水機棟 平面図		
縮尺	FREE	図面番号	2 - 2
上越市ガス水道局			

汚泥供給ポンプ現場操作盤 外形図(参考)

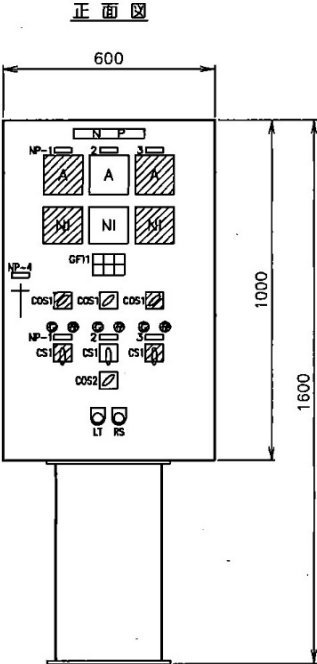

盤名称	汚泥供給ポンプ
盤記号	VS15N
備考	今回

GF11

No.1 故障	No.2 故障	No.3 故障

名称一覧表

記号	名称	備考
NP-1	No.1汚泥供給ポンプ	
2	No.2汚泥供給ポンプ	
3	No.3汚泥供給ポンプ	
4	VS15N	

凡例

記号	説明
COS1	切換スイッチ（現場—中央）
COS2	切換スイッチ（No.1—No.3）
CS1	操作スイッチ（停止—運転）
LT	押釦スイッチ（ラップテスト）
RS	押釦スイッチ（故障復帰）

注記
：将来を示す。