

平面图 S=1/500




コメント				
路線・河川	一般県道上正善寺高田線			
工事場所 及び 工事名	上越市 大字上正善寺 地内			
	第0-広導1号 導水管補強工事			
縮尺	図 示	図面番号	3 - 1	
課 長	副課長	係 長	検 査	設 計

上越市ガス水道局


横断面図 S=1/100

＜善津橋＞

① - ①左岸

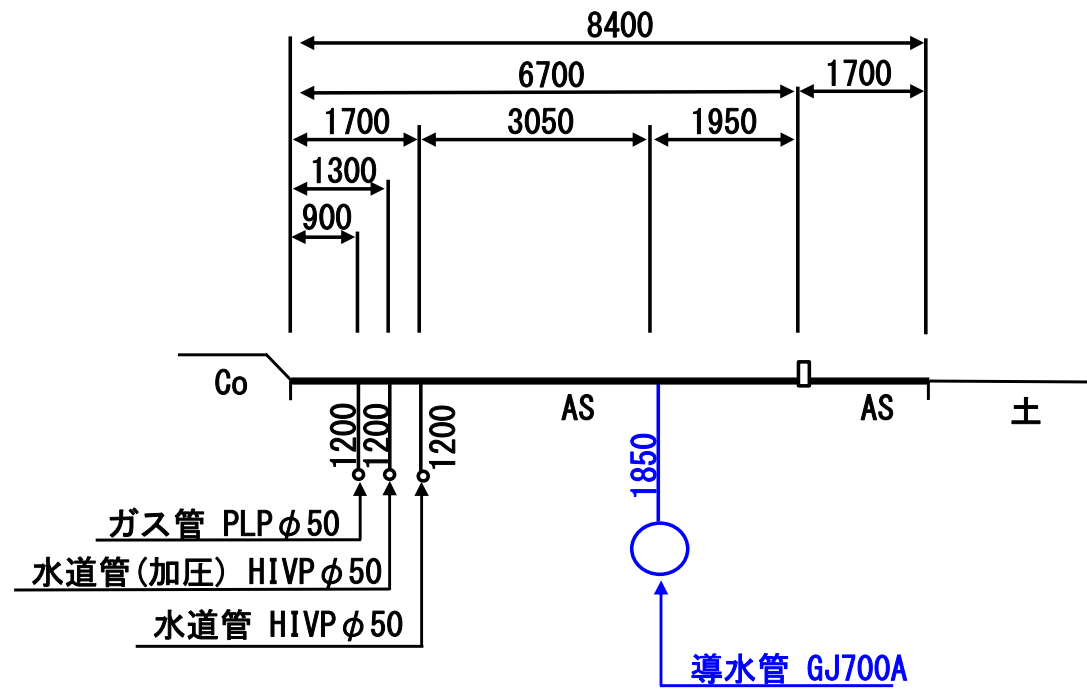


② - ②右岸

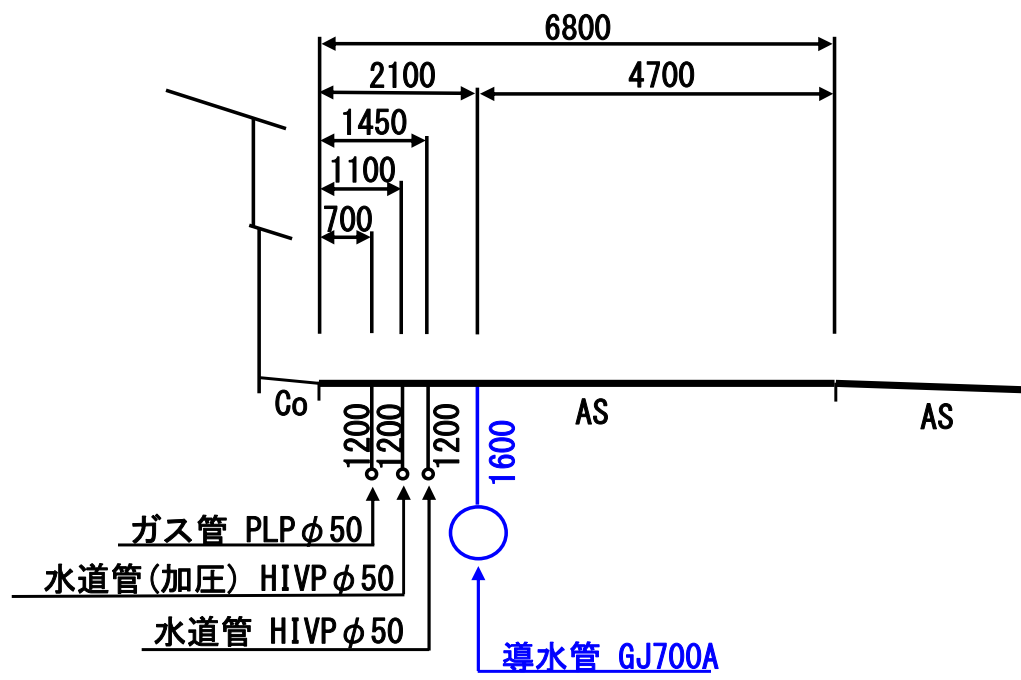


＜上正橋＞

③ - ③右岸

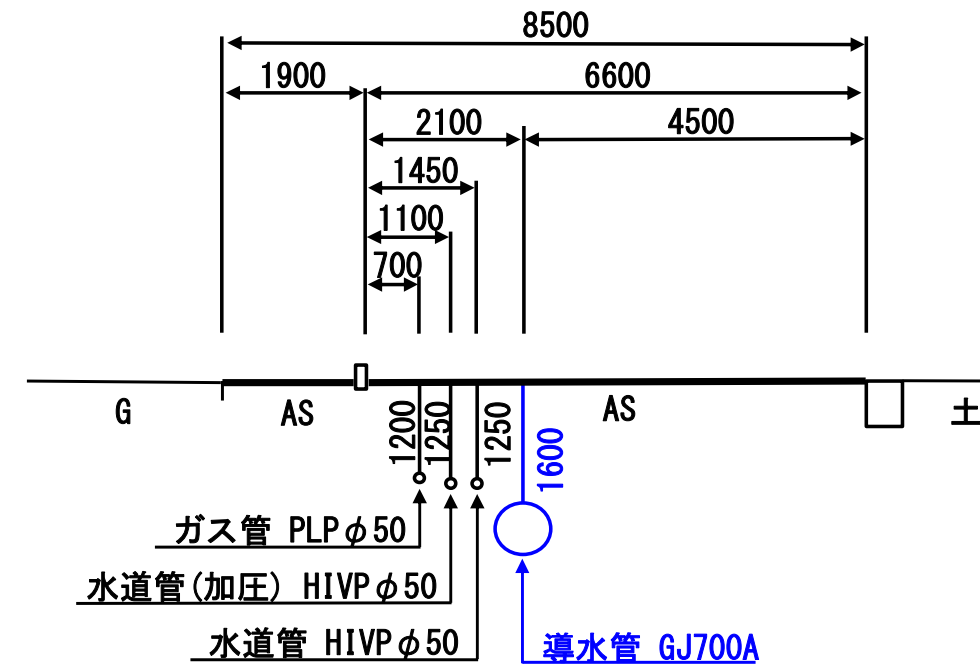


④ - ④左岸

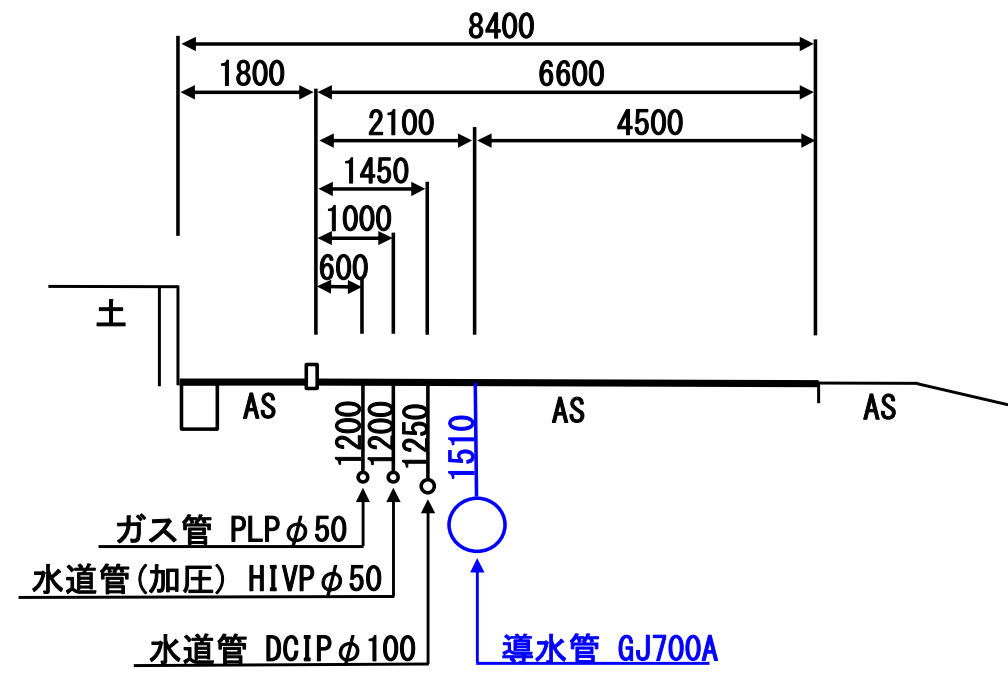


コメント				
路線・河川	一般県道上正善寺高田線			
工事場所 及び 工事名	上越市 大字上正善寺 地内			
	第0-広導1号 導水管補強工事			
縮尺	図 示	図面番号	3 - 2	
課 長	副課長	係 長	検 査	設 計
上越市ガス水道局				

橋梁一般図 S=1/200


＜善津橋＞
平面図

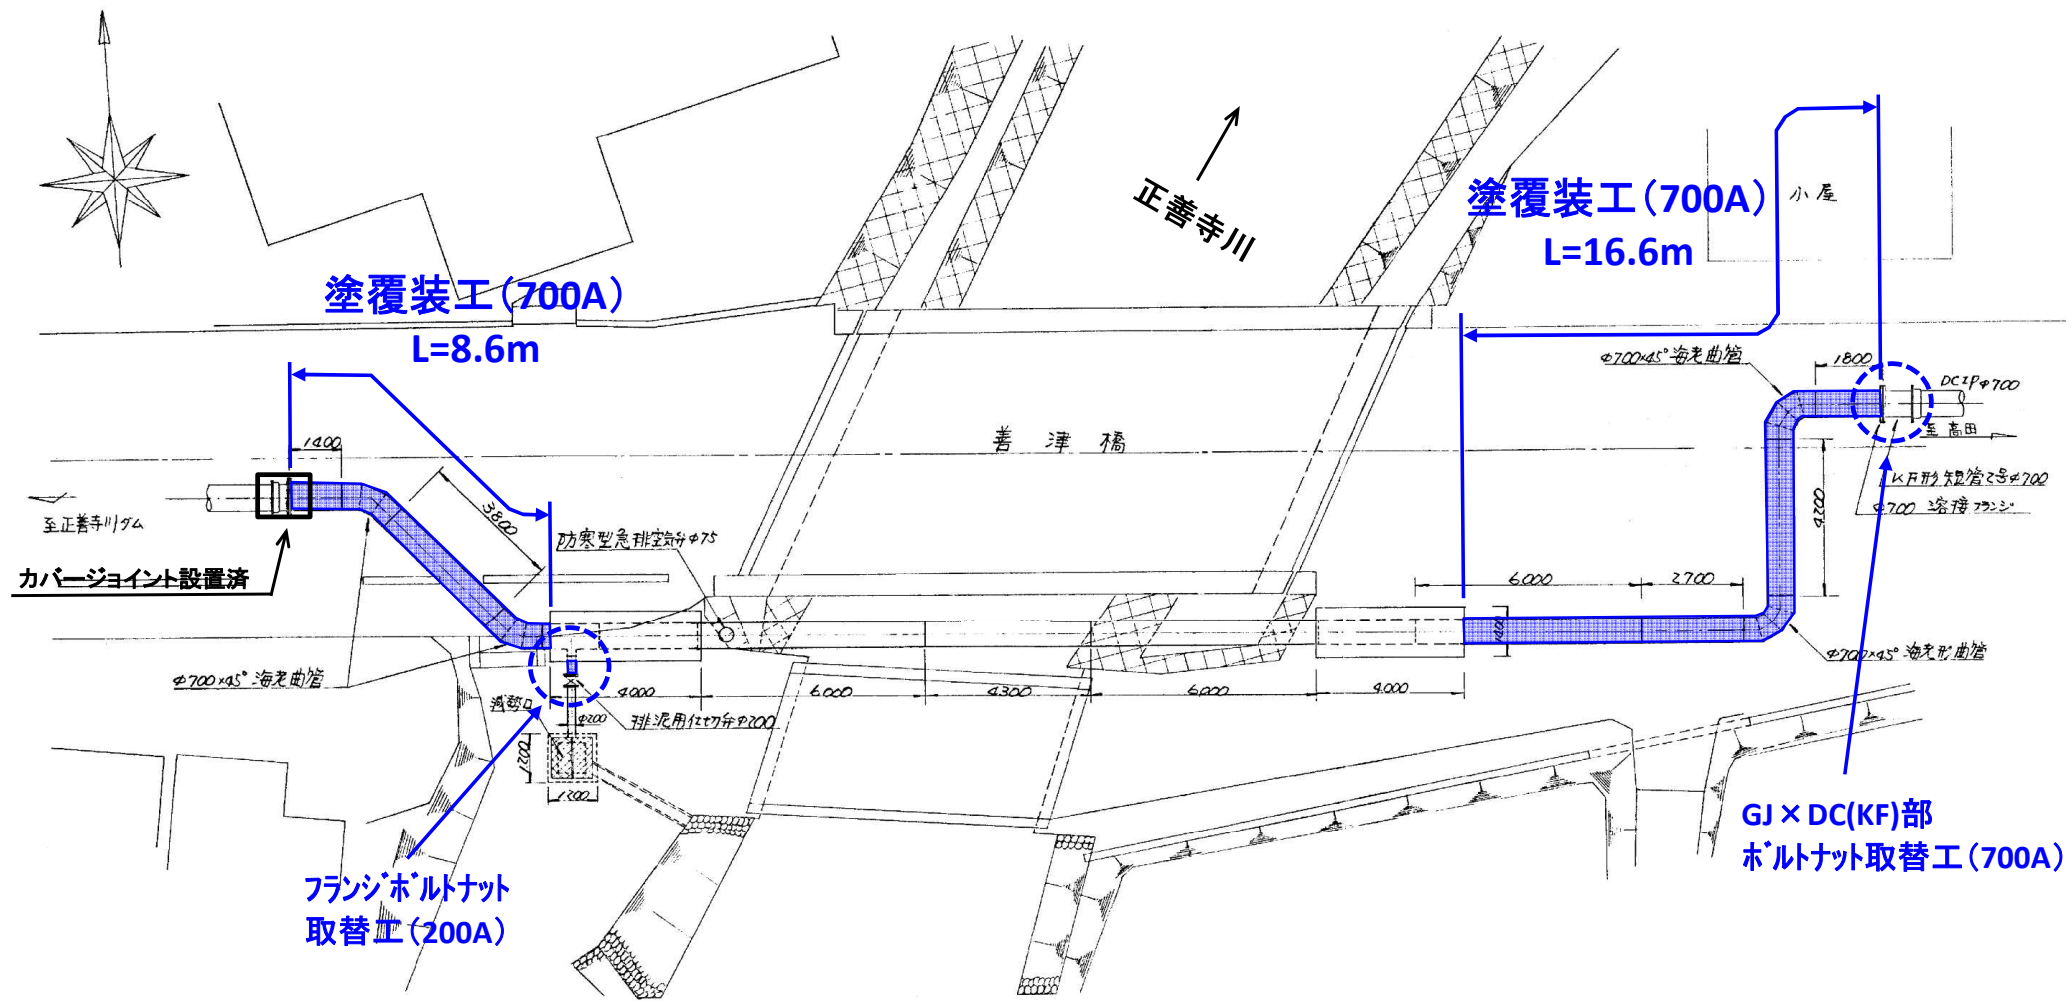


側 面 図

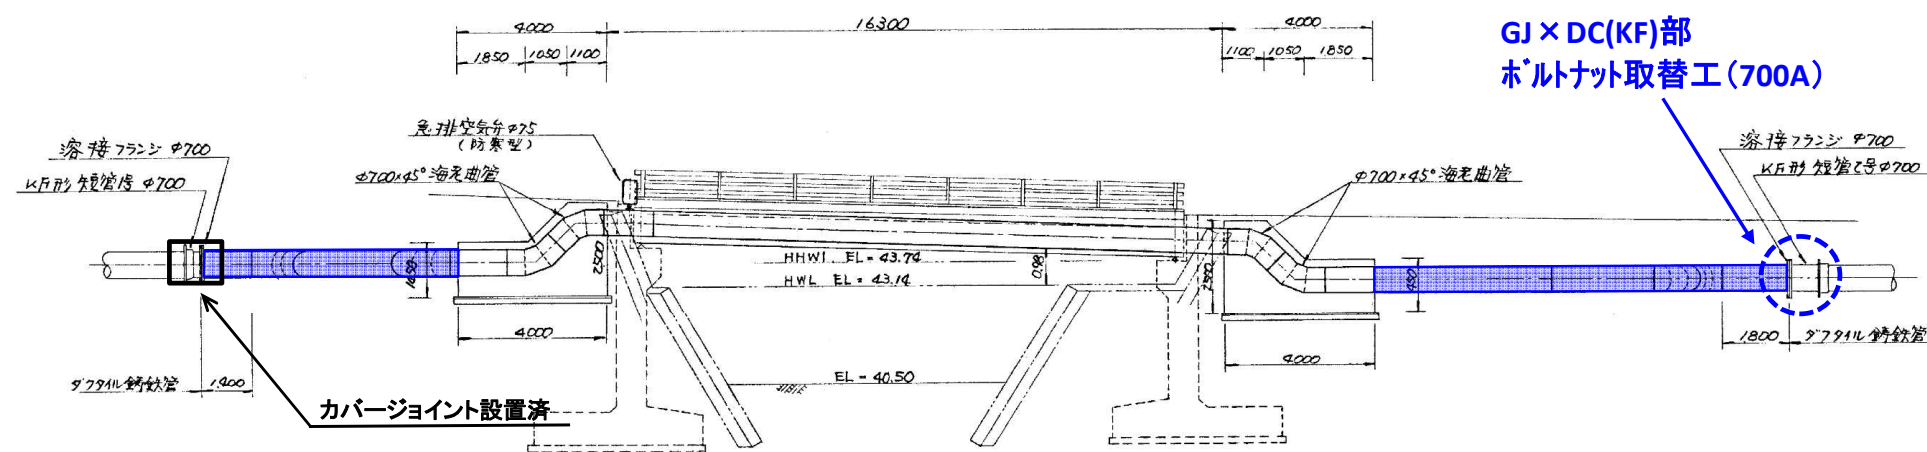


＜上正橋＞
平面図

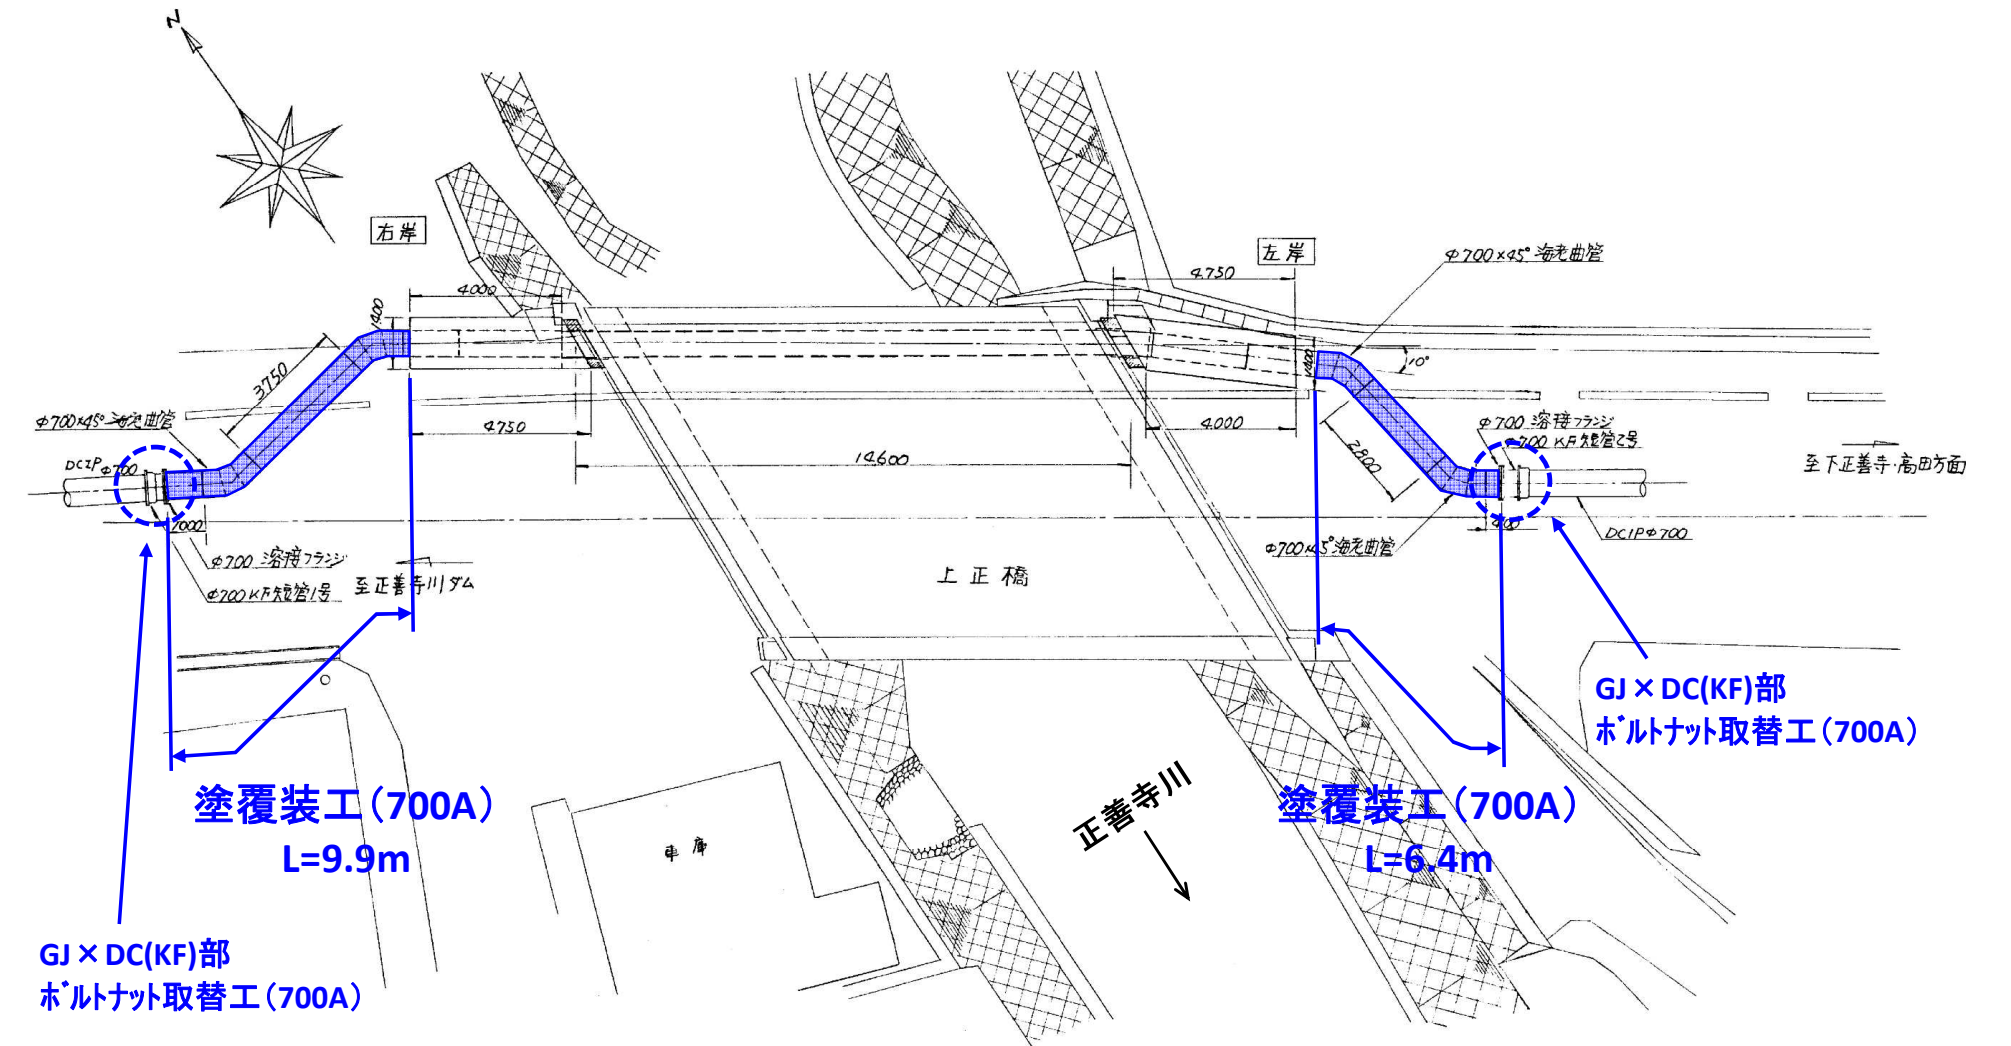

側 面 図

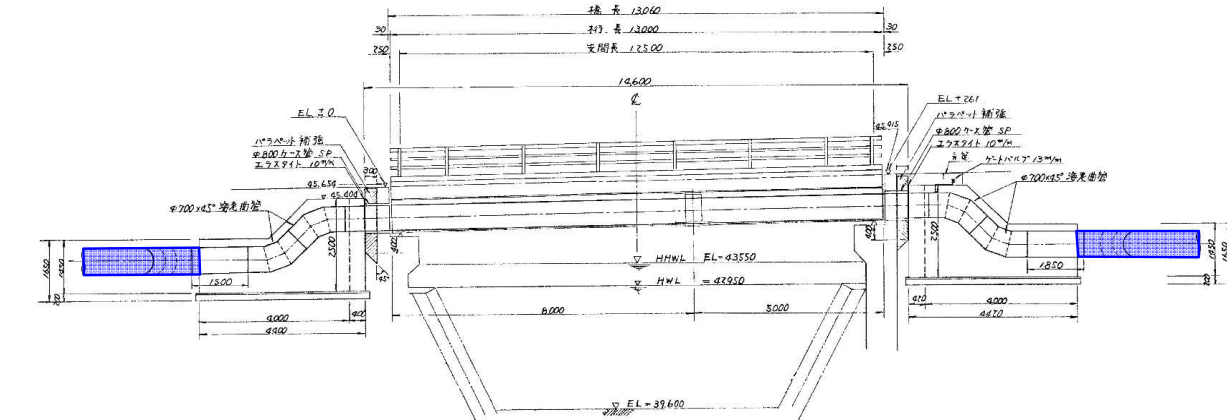

詳細図 S=Free

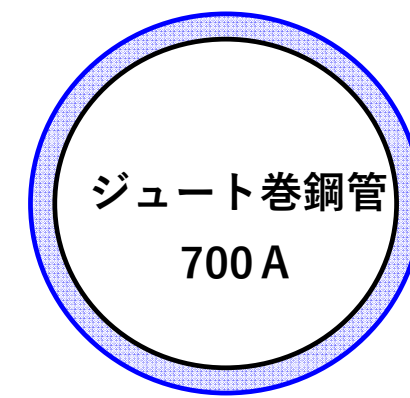

デンゾーテープ1重（半ラップ巻き）
防食テープ1重（半ラップ巻き）

コメント				
路線・河川	一般県道上正善寺高田線			
工事場所 及び 工事名	上越市 大字上正善寺 地内			
	第0-広導1号 導水管補強工事			
縮尺	図 示	図面番号	3 - 3	
課 長	副課長	係 長	検 査	設 計
上越市ガス水道局				