



橋梁一般図 S=1:200


平面図

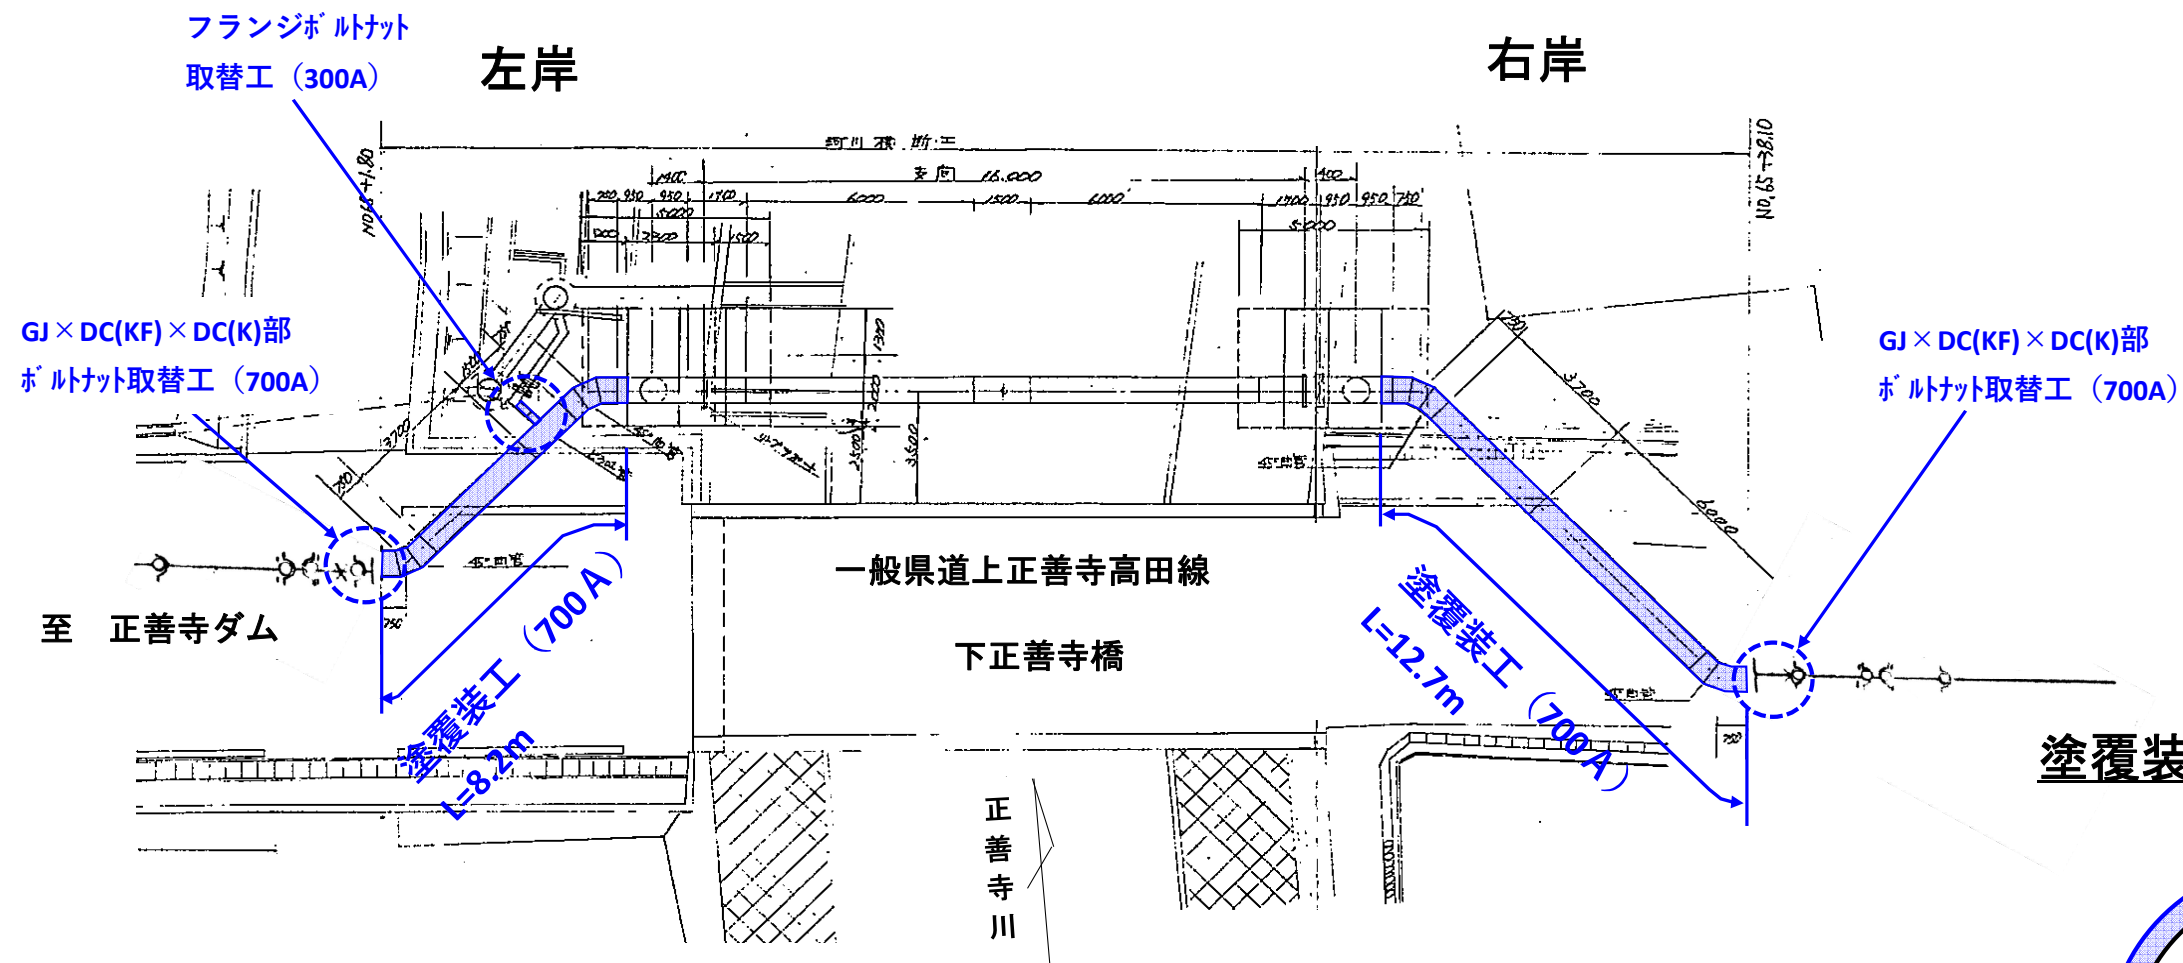

側面図

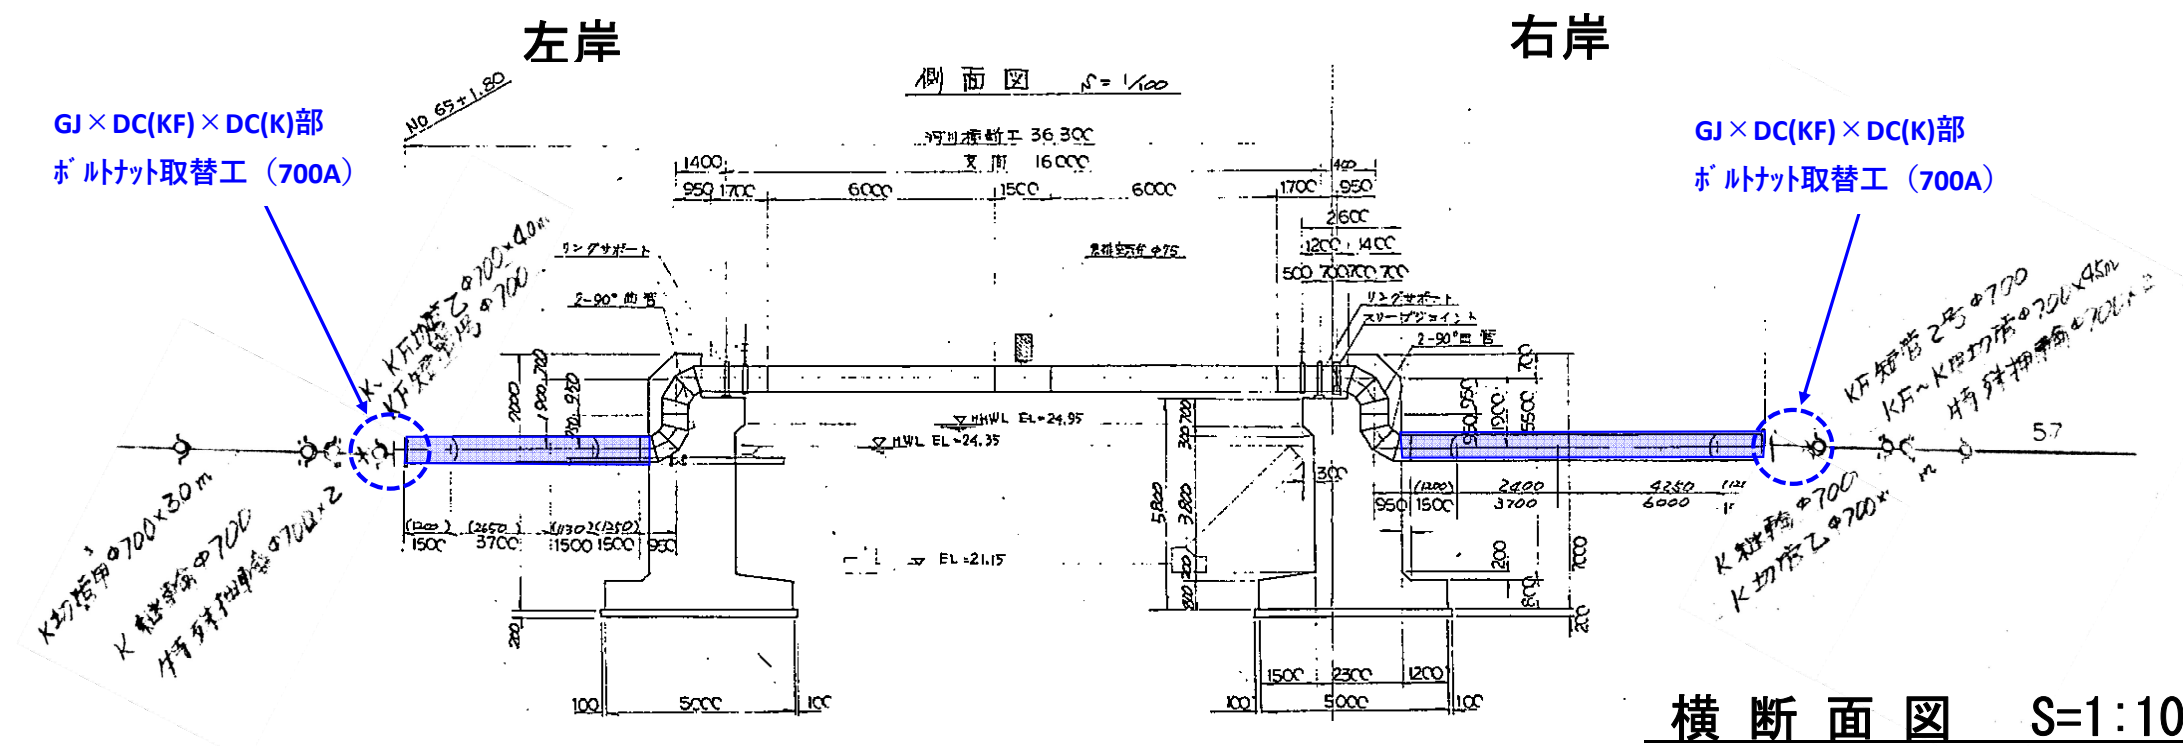


①-①左岸

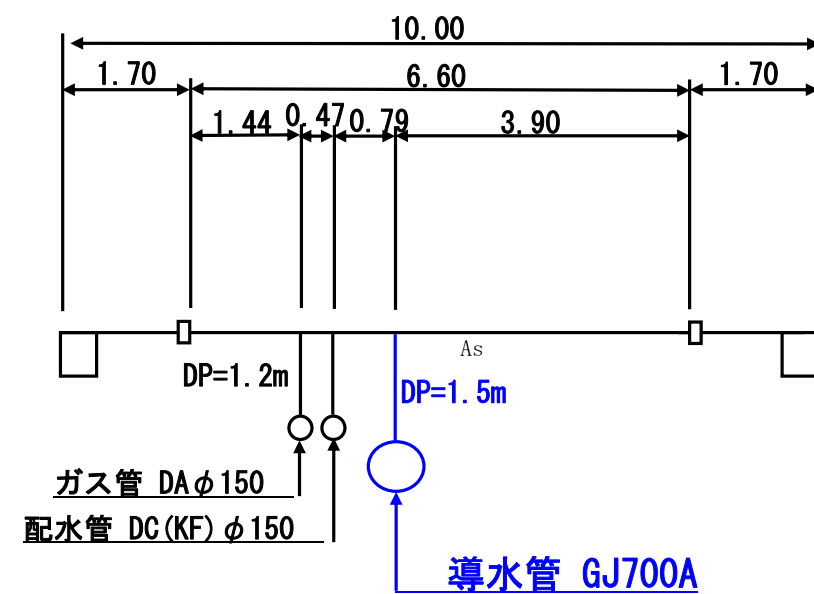

導水管 GJ700A


塗覆装工詳細図 S=Free

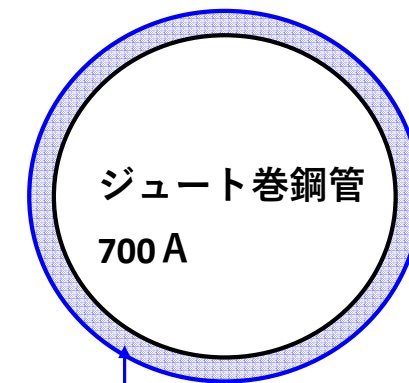


デンゾータープ1重 (半ラップ巻き)

防食テープ1重 (半ラップ巻き)

平面図 S=1:500

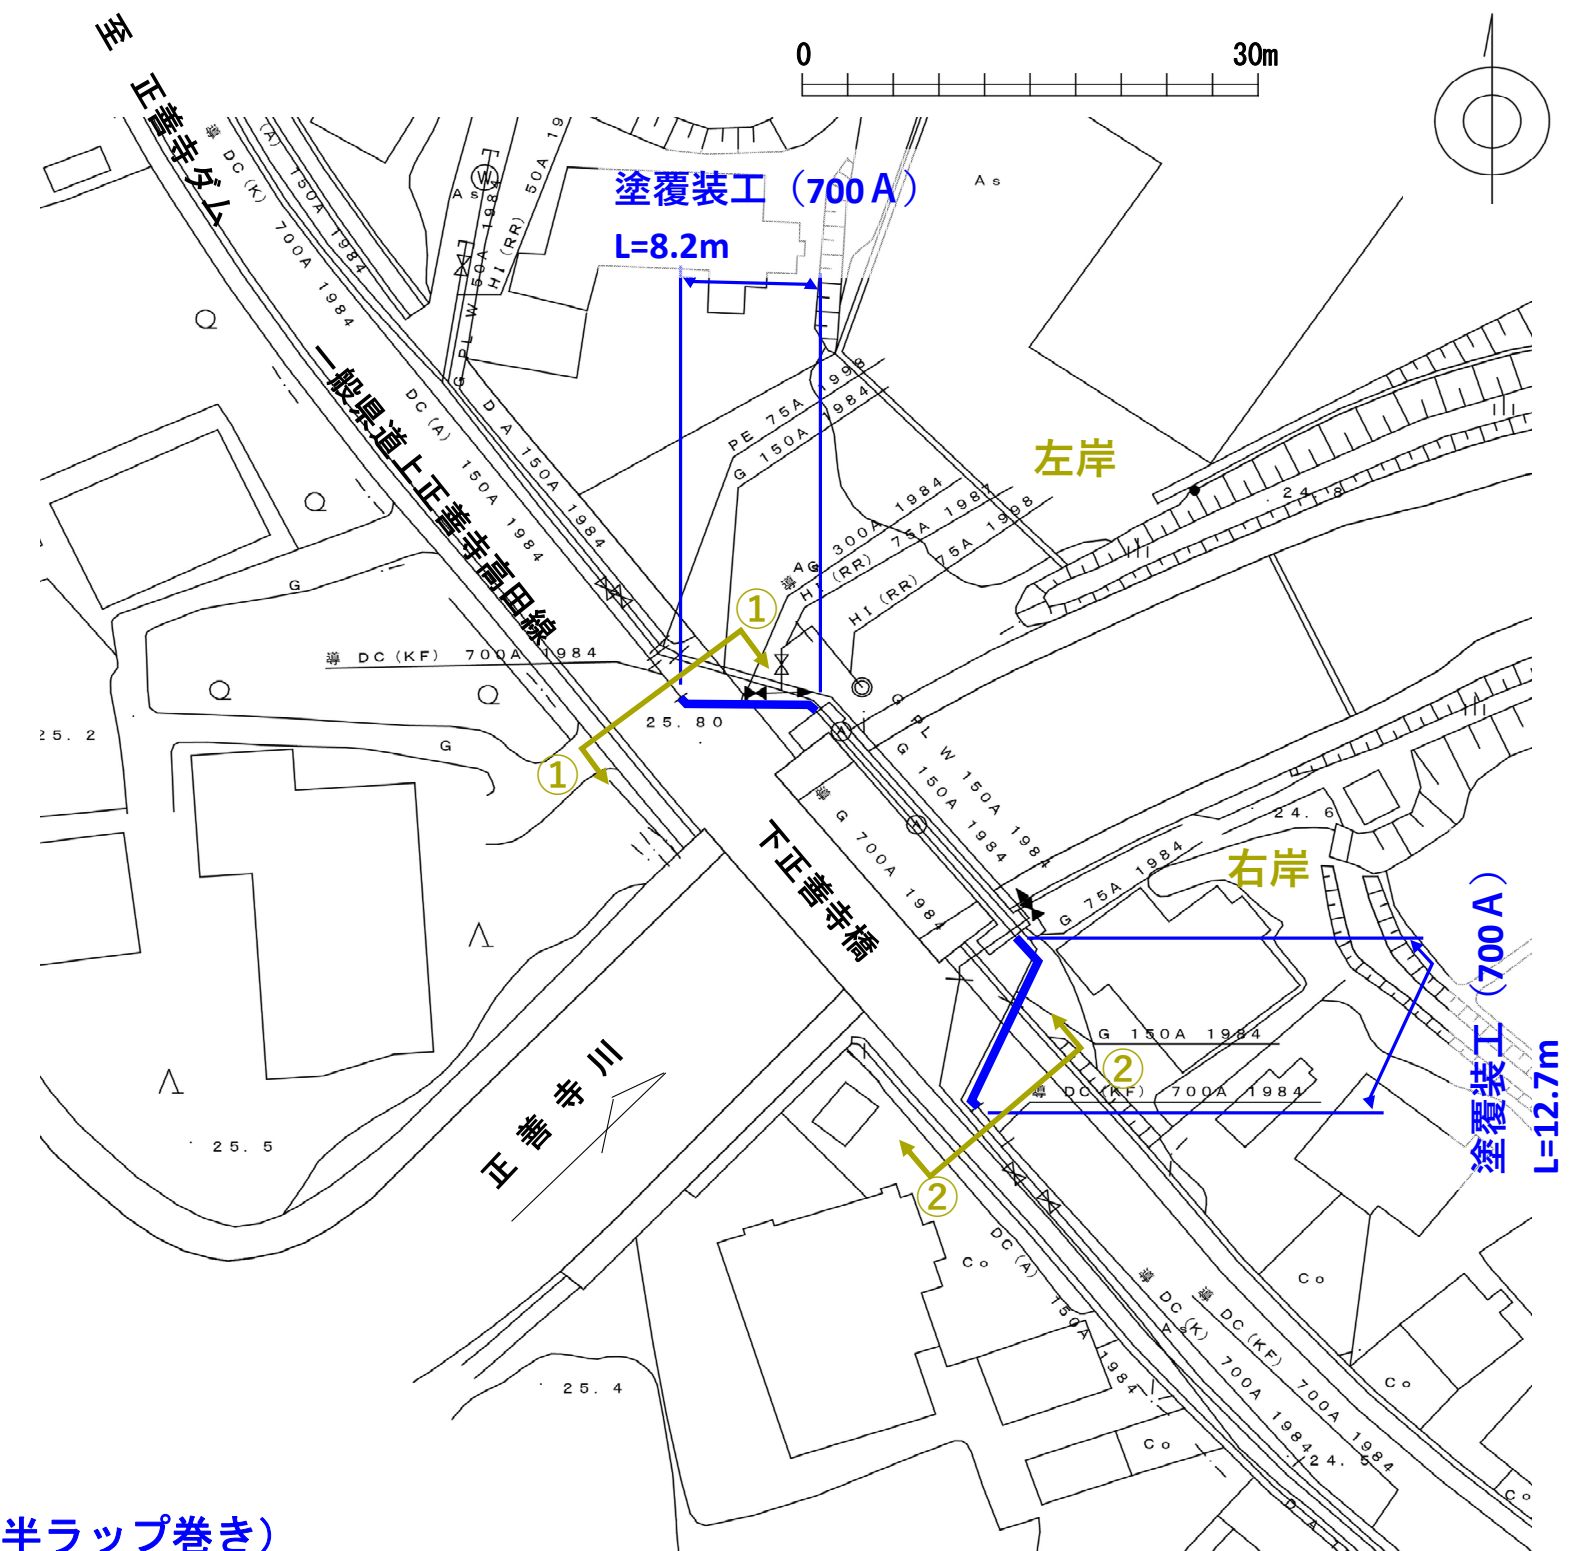

②-②右岸

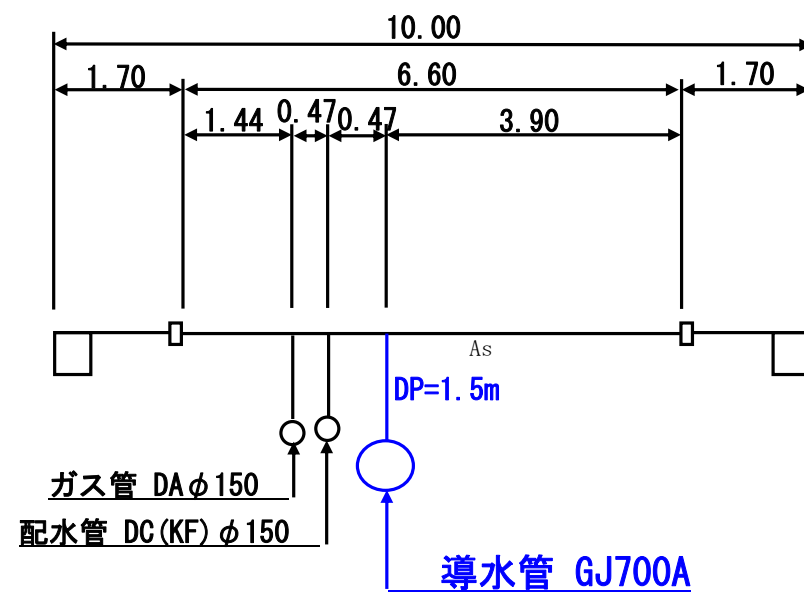

導水管 GJ700A

コメント					
路線・河川	一般県道上正善寺高田線				
工事場所 及び 工事名	上越市 大字下正善寺 地内				
	第0-広導2号 導水管補強工事				
縮尺	図 示		図面番号		1 - 1
課 長	副課長	係 長		検 査	設 計
上越市ガス水道局					