


平面图 縮尺1:500

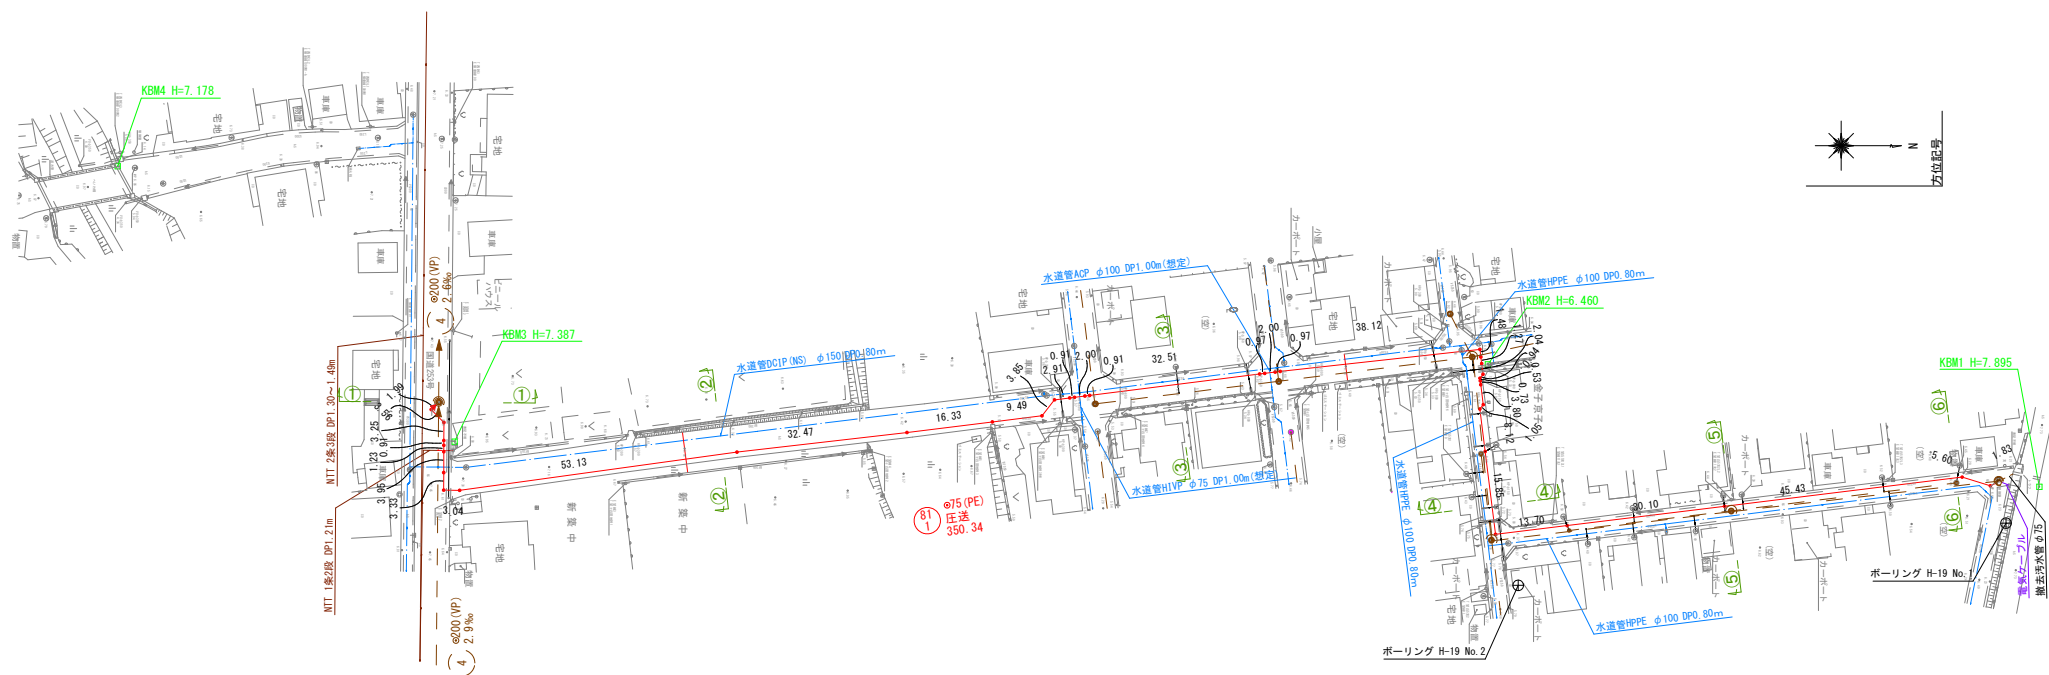


81 1					
---------	--	--	--	--	--

工事番号	農集工第0-1号	図面番号	1 / 8
工 事 名	望ヶ丘丘送管布設工事		
施工地名	上越市頸城区望ヶ丘他地内		
図 面 名	平 面 図		
縮 尺	1:500		
設計年度			
設計会社名			

上越市ガス水道局

 縮尺 縦1:100
横1:500



81 1					
---------	--	--	--	--	--

上越市ガス水道局







縮尺 縱1:100
橫1:500



81 1					
---------	--	--	--	--	--

上越市ガス水道局


横断面図 縮尺 1:100

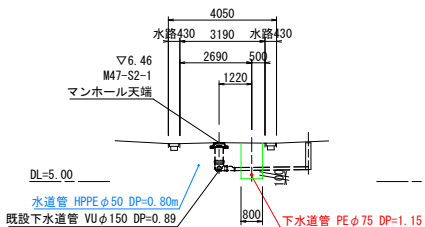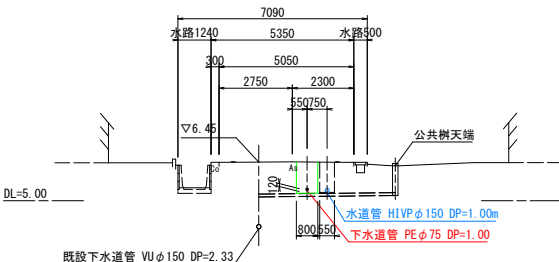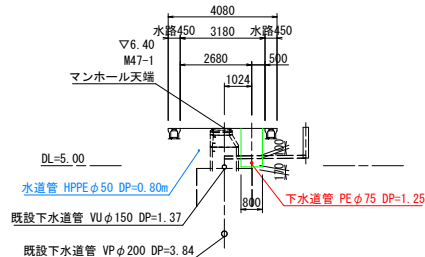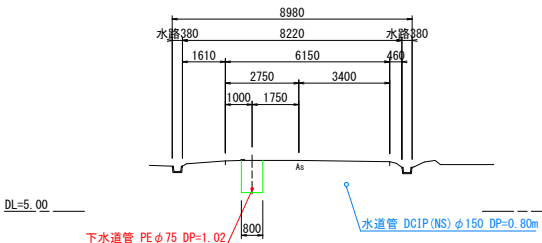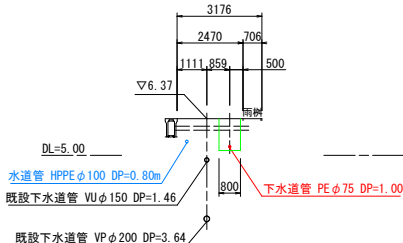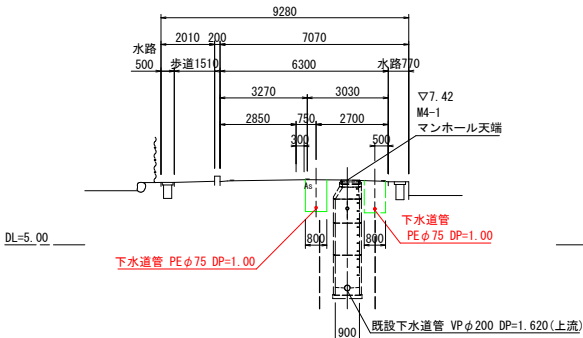


81 1					
工事番号	農林工第3-1号	図面番号	4 / 8		
工 事 名	望ヶ丘丘送管布設工事				
施工地名	上越市蕨城区望ヶ丘他地内				
図 面 名	横 断 面 図				
縮 尺	1:100				
設計年度					
設計会社名					
上 越 市 ガ ス 水 道 局					

81-1路線 圧送配管詳細図 (1) 縮尺FREE


A-A断面図 縮尺1:20

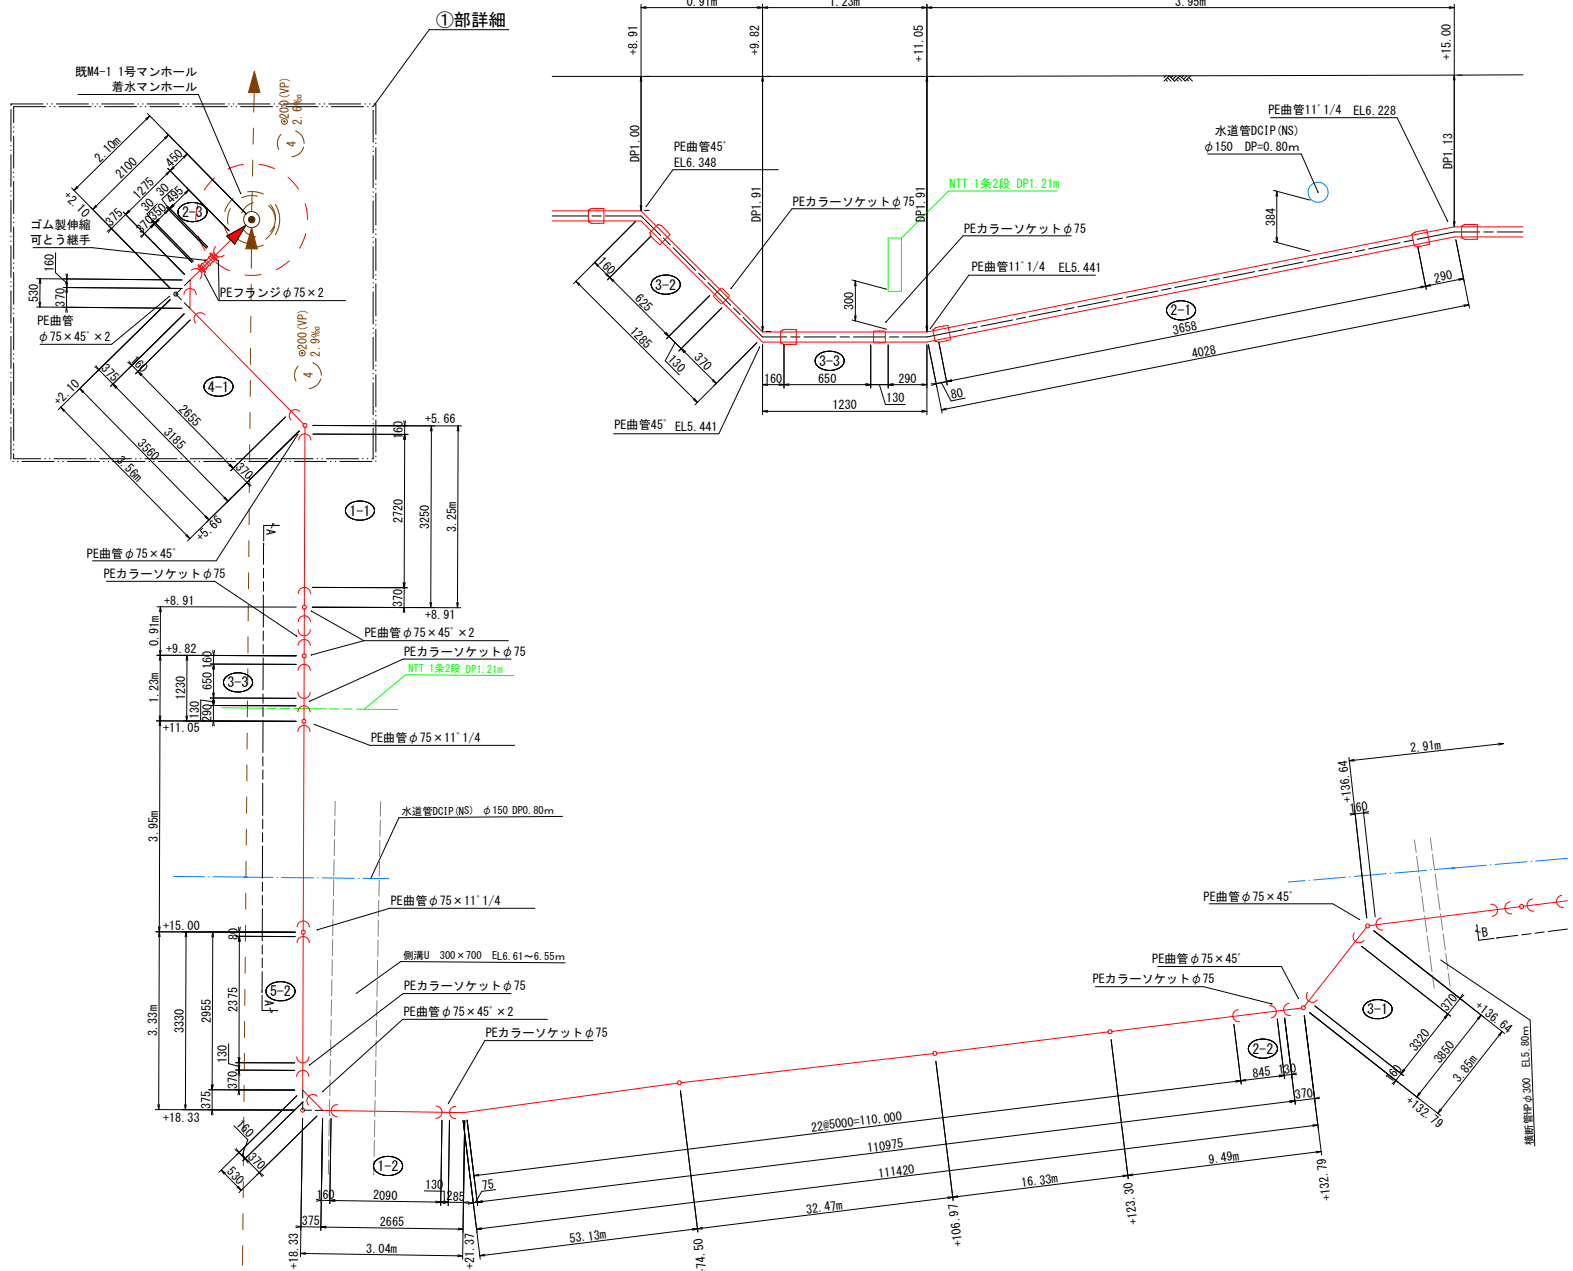

①詳細図 縮尺1:30 平面図

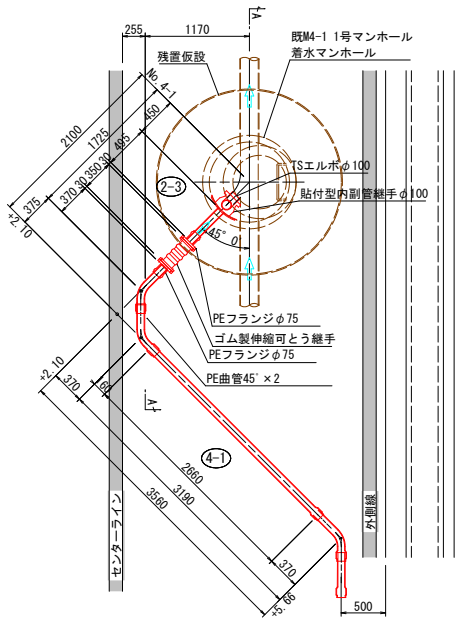


A-A断面

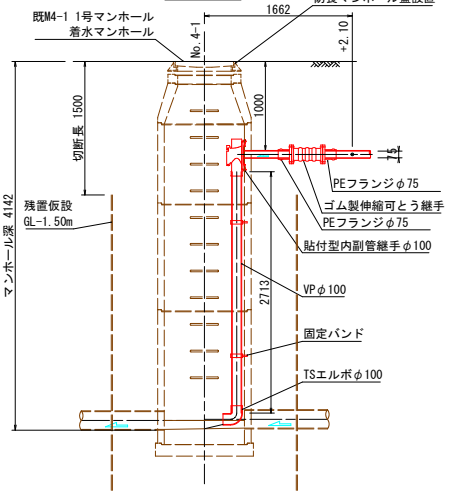


81 1					
工事番号	農工工区1-1号	図面番号	5	/	8
工 事 名	望ヶ丘圧送管布設工事				
施工地名	上越市頸城区望ヶ丘他地内				
図 面 名	81-1路線 圧送配管詳細図 (1)				
縮 尺	FREE				
設計年度					
設計会社名					
上越市ガス水道局					

81-1路線 圧送配管詳細図 (2) 縮尺FREE


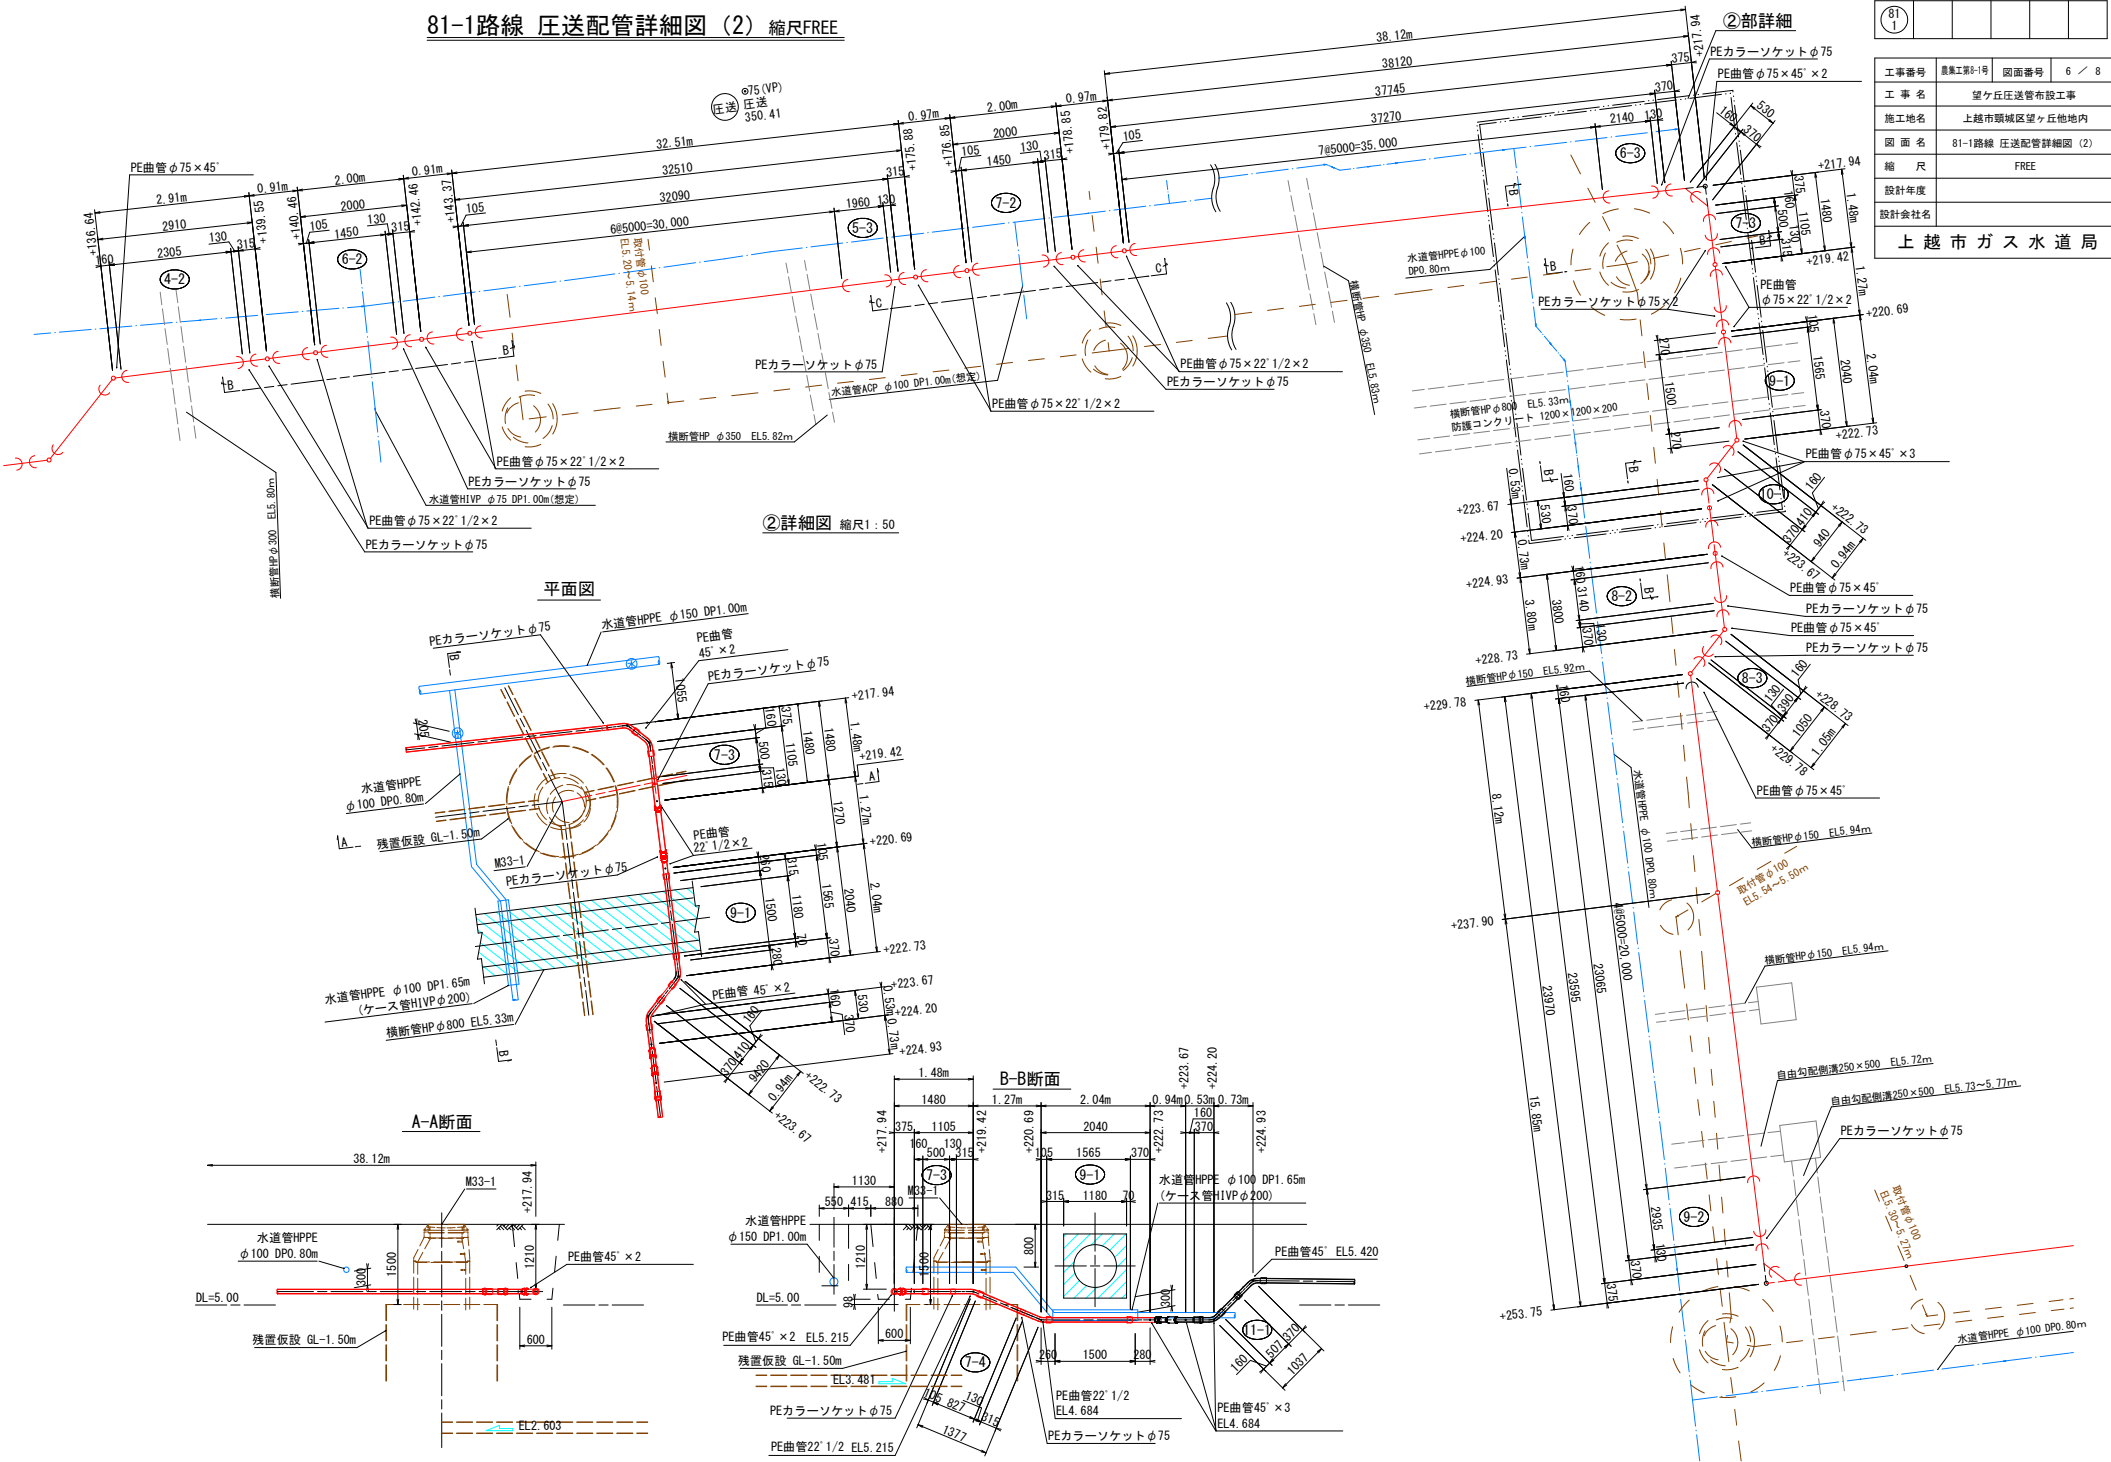


81				
工事番号	農林工第1号	図面番号	6	/ 8
工 事 名	望ヶ丘圧送管布設工事			
施工地名	上越市頸城区望ヶ丘地内			
図 面 名	81-1路線 圧送配管詳細図 (2)			
縮 尺	FREE			
設計年度				
設計会社名	上越市ガス水道局			

81-1路線 圧送配管詳細図 (3) 縮尺FREE

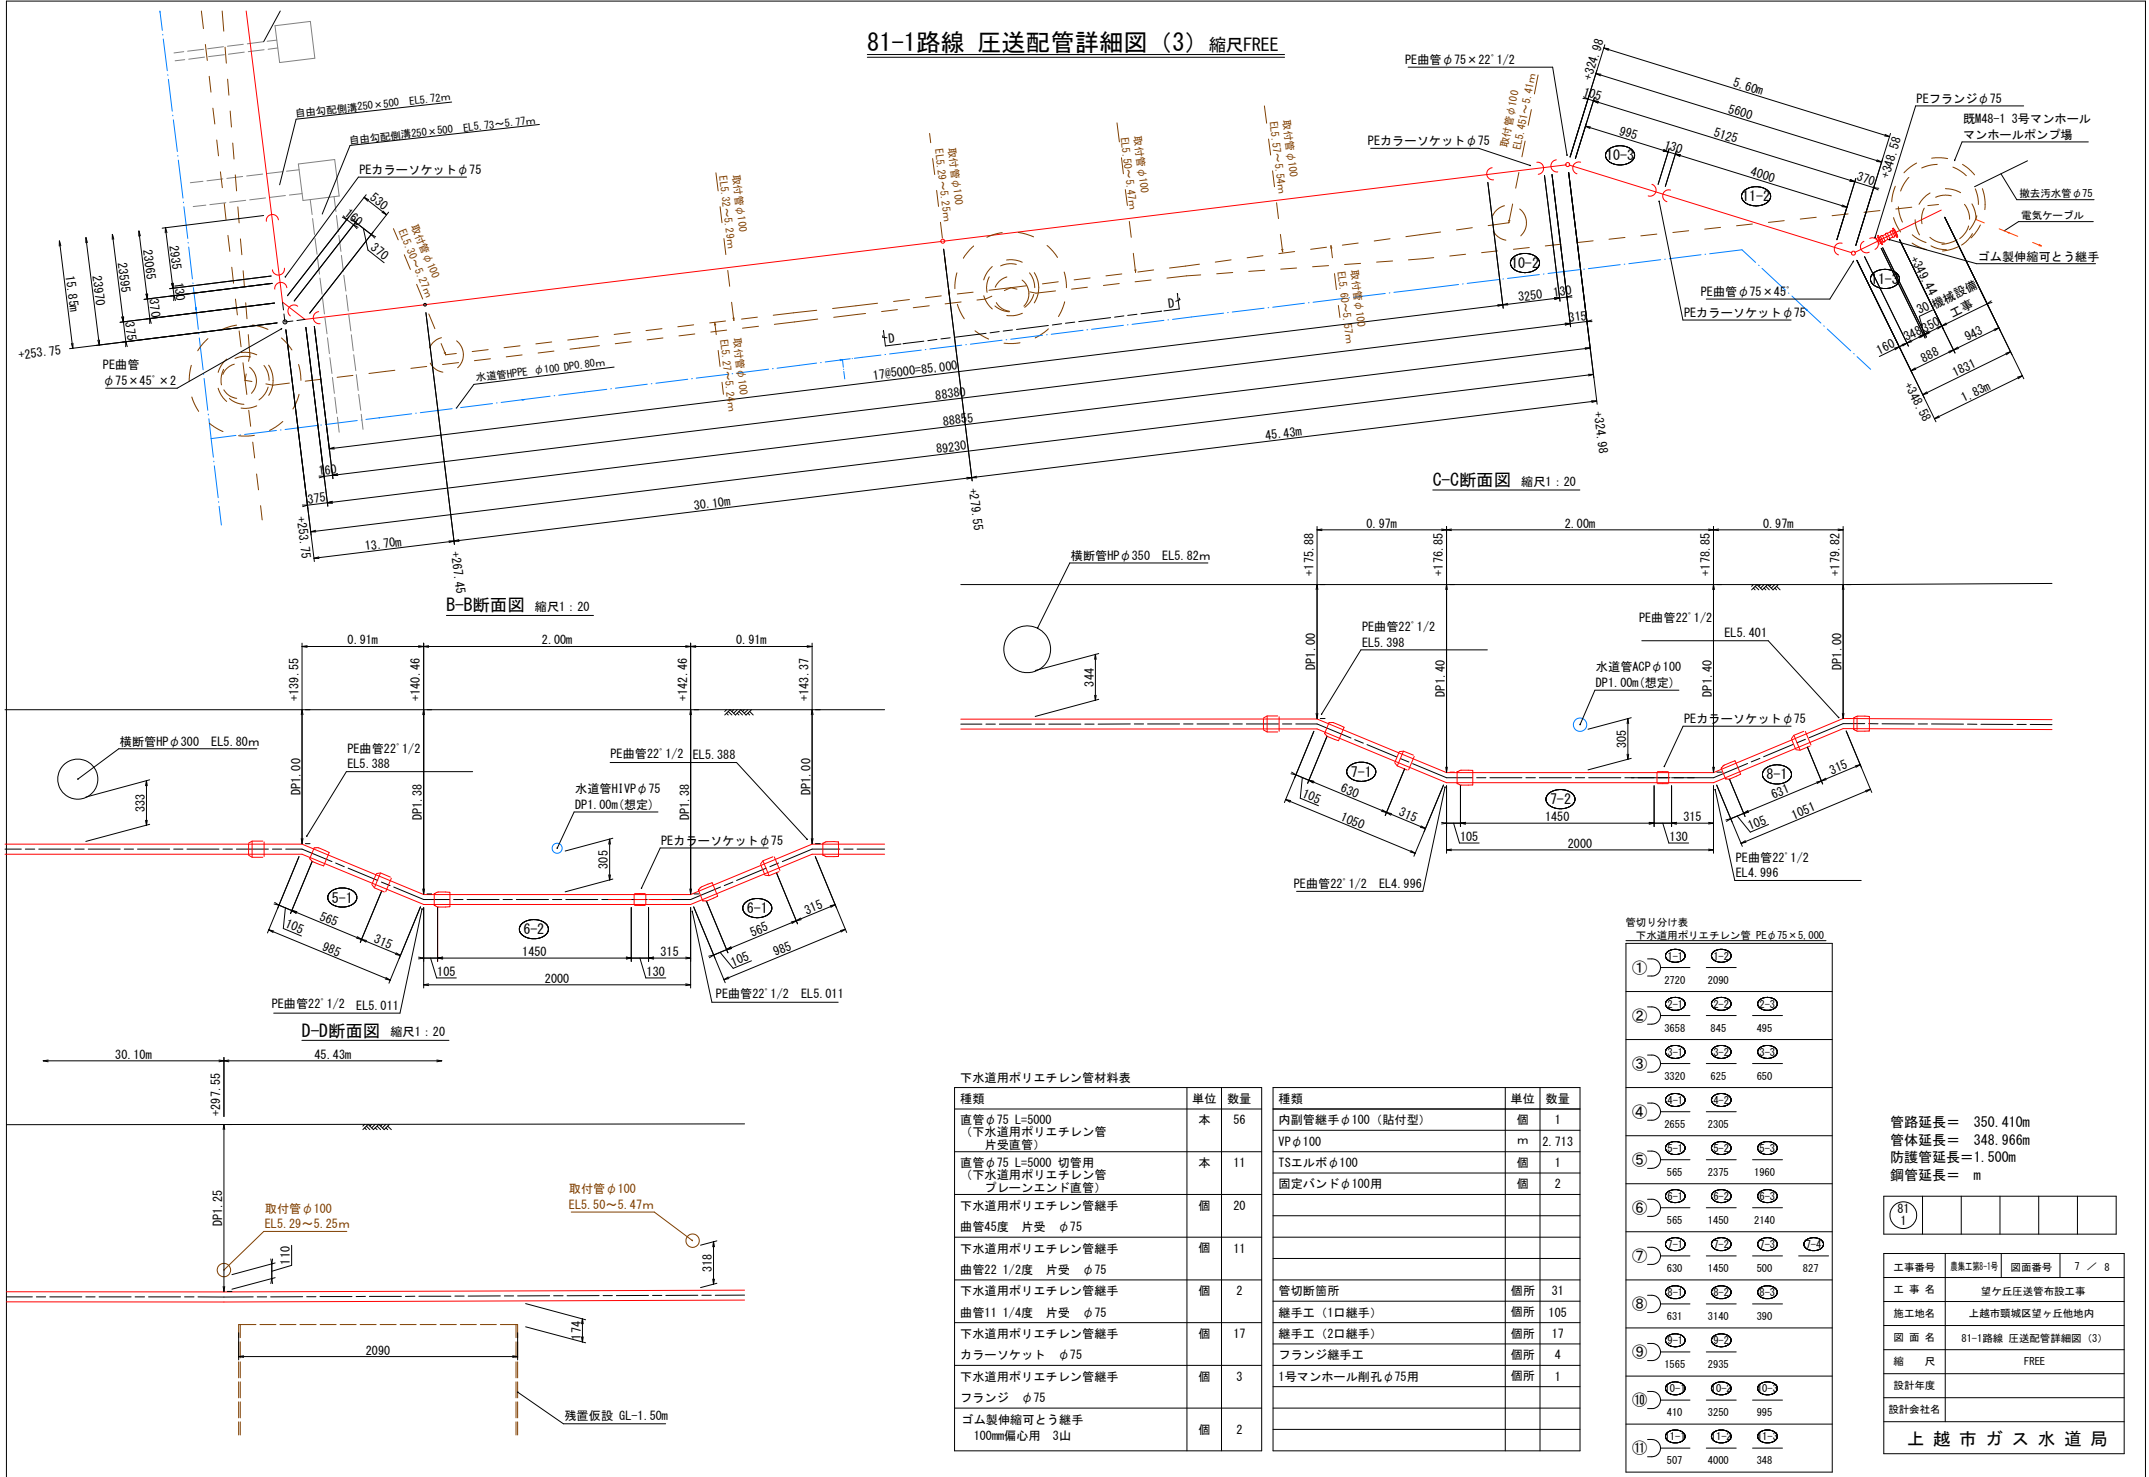


土 工 標 準 図 縮尺 1:30

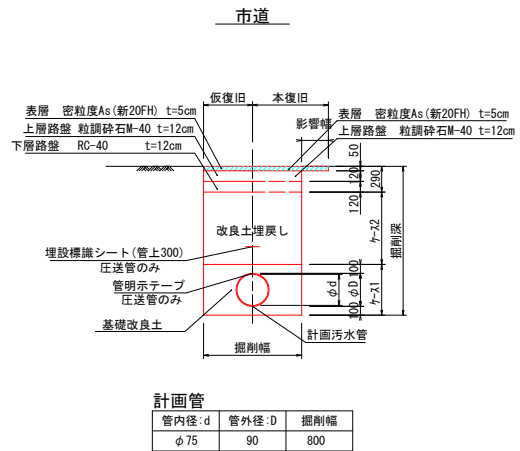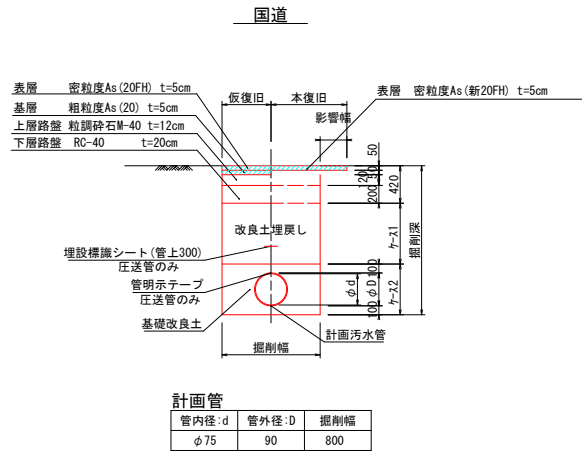


仮 設 標 準 図 縮尺 1:20

軽量鋼矢板土留め工
(軽量金属支保工)

平面图

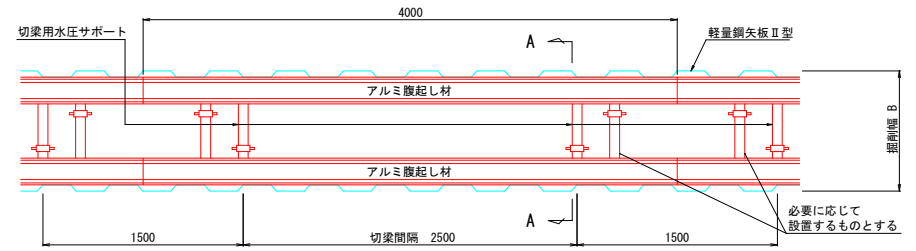

A-A断面図

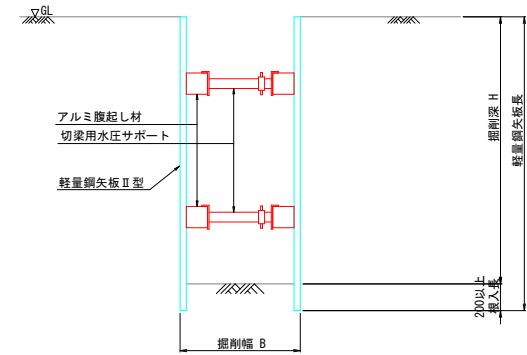

轻量矢板使用区分

道路種別	矢板長 (m)	掘削深 H (m)	矢板種別 (軽量鋼矢板)	有効幅 (mm)	板 厚 (mm)	重 量 (kg/枚・m)
国道	1.50	H≤1.30	Ⅱ 型	333	4	11.8
国道・市道	2.00	H≤1.80				
	2.50	H≤2.30				

掘削幅

掘削深 H (m)	バックホウ 機種	掘削幅 B (mm)	支保工段数 段 数
H ≤ 2.0	0.28m ³	800	1
H ≤ 2.6	0.28m ³	800	2

※腹起こし材75mmの場合

工事番号	農集工第8-1号	図面番号	8 / 8
工事名	望ヶ丘庄送管布設工事		
施工地名	上越市頸城区望ヶ丘他地内		
図面名	土工・仮設標準図		
縮尺	1:30 1:20		
設計年度			
設計会社名			
上越市ガス水道局			